
 



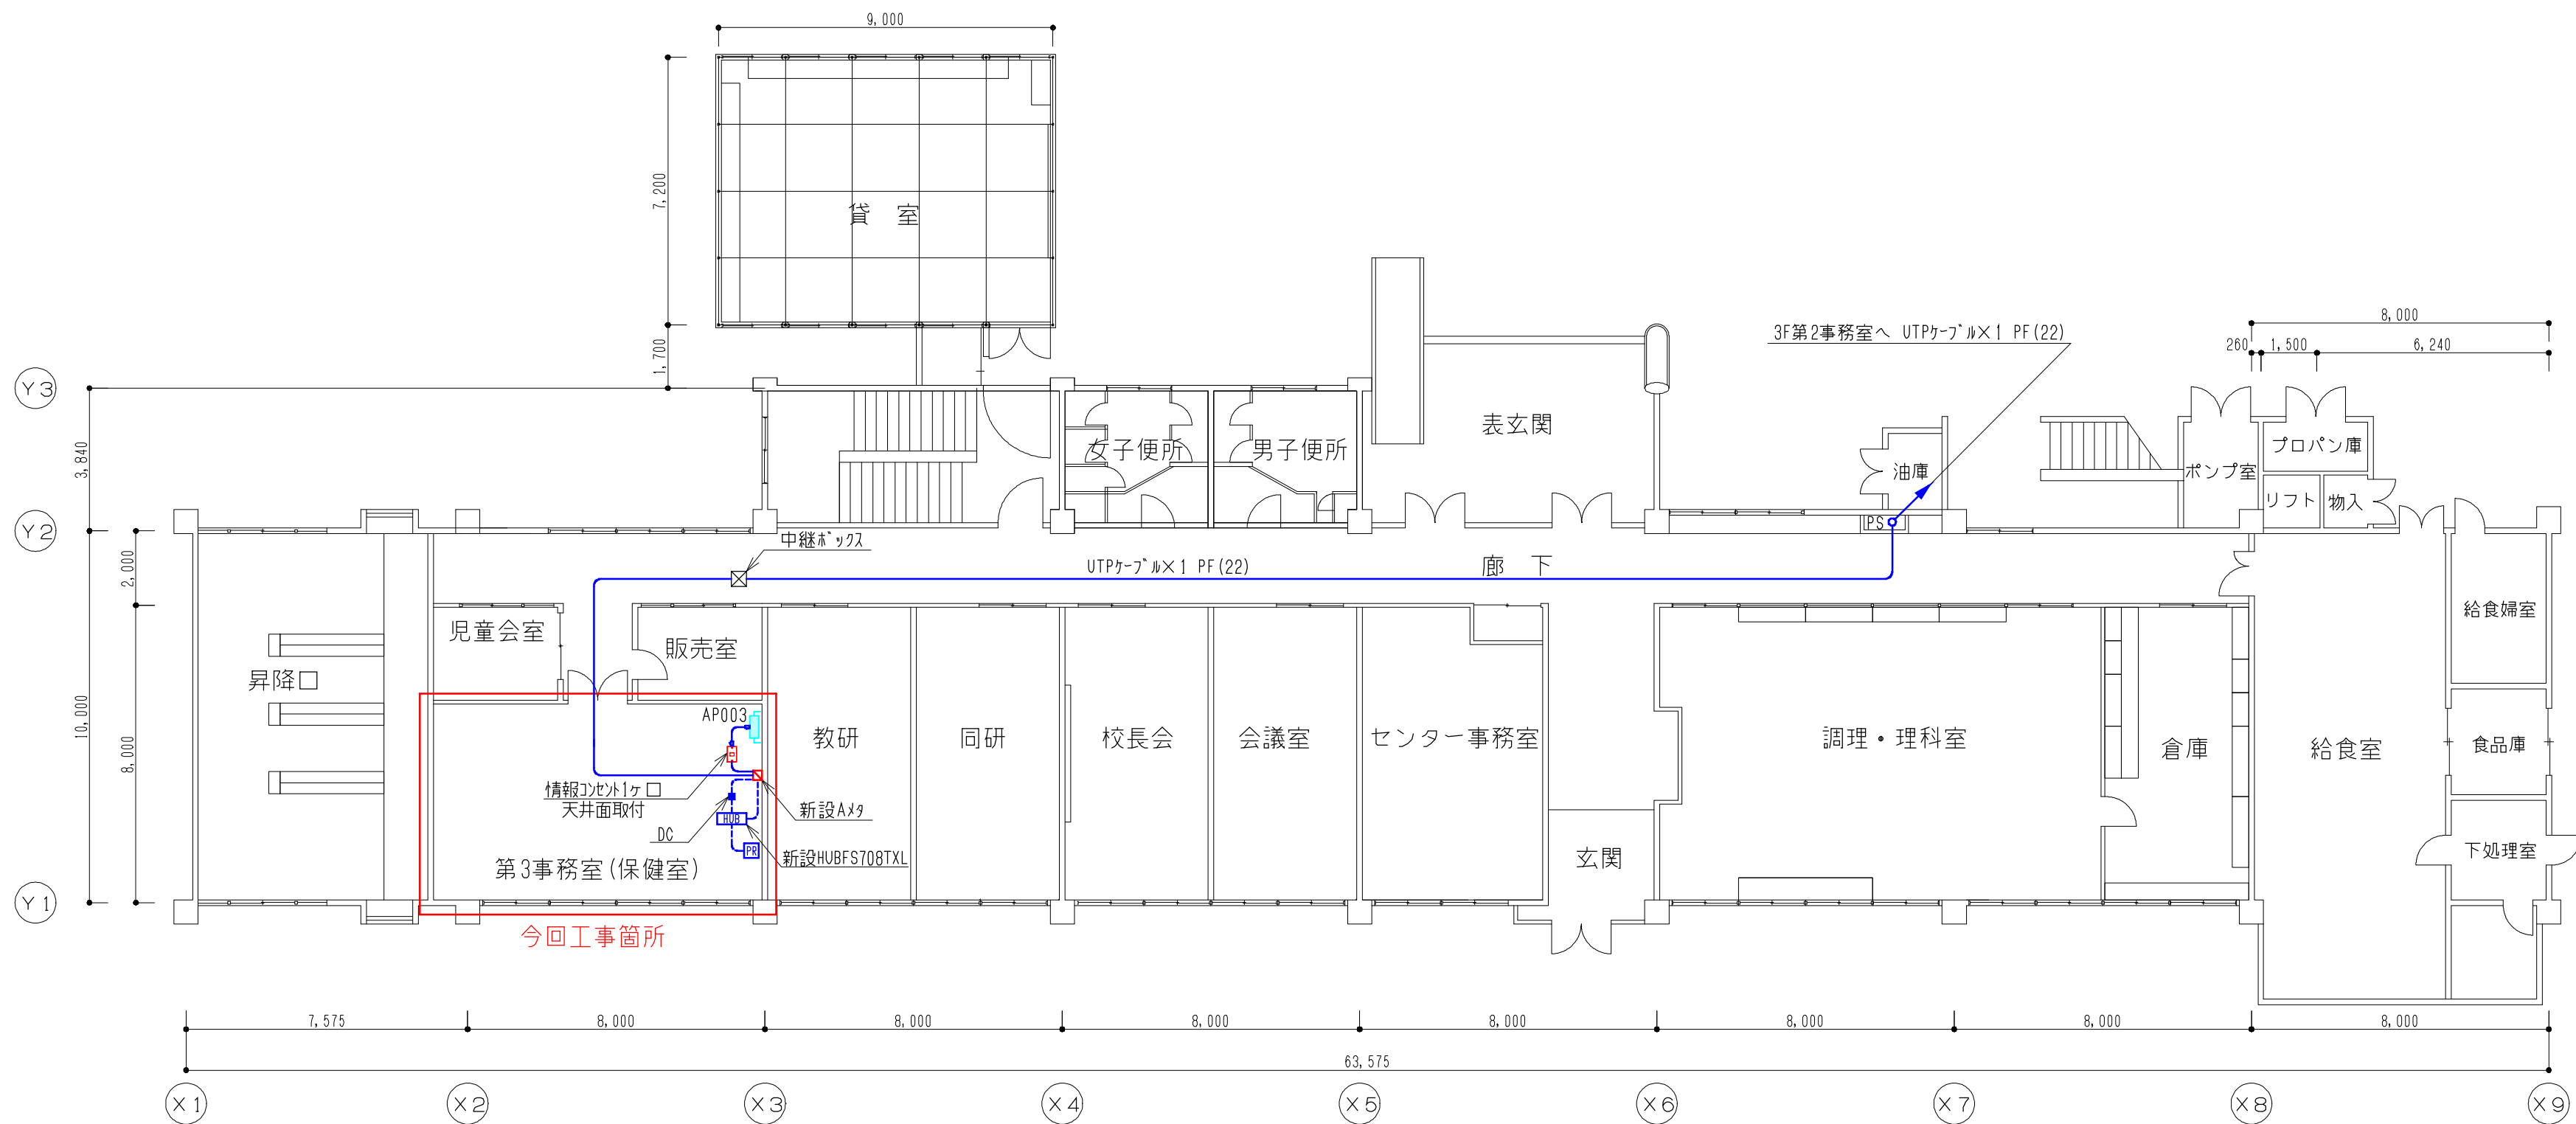

1階平面図 S=1:150



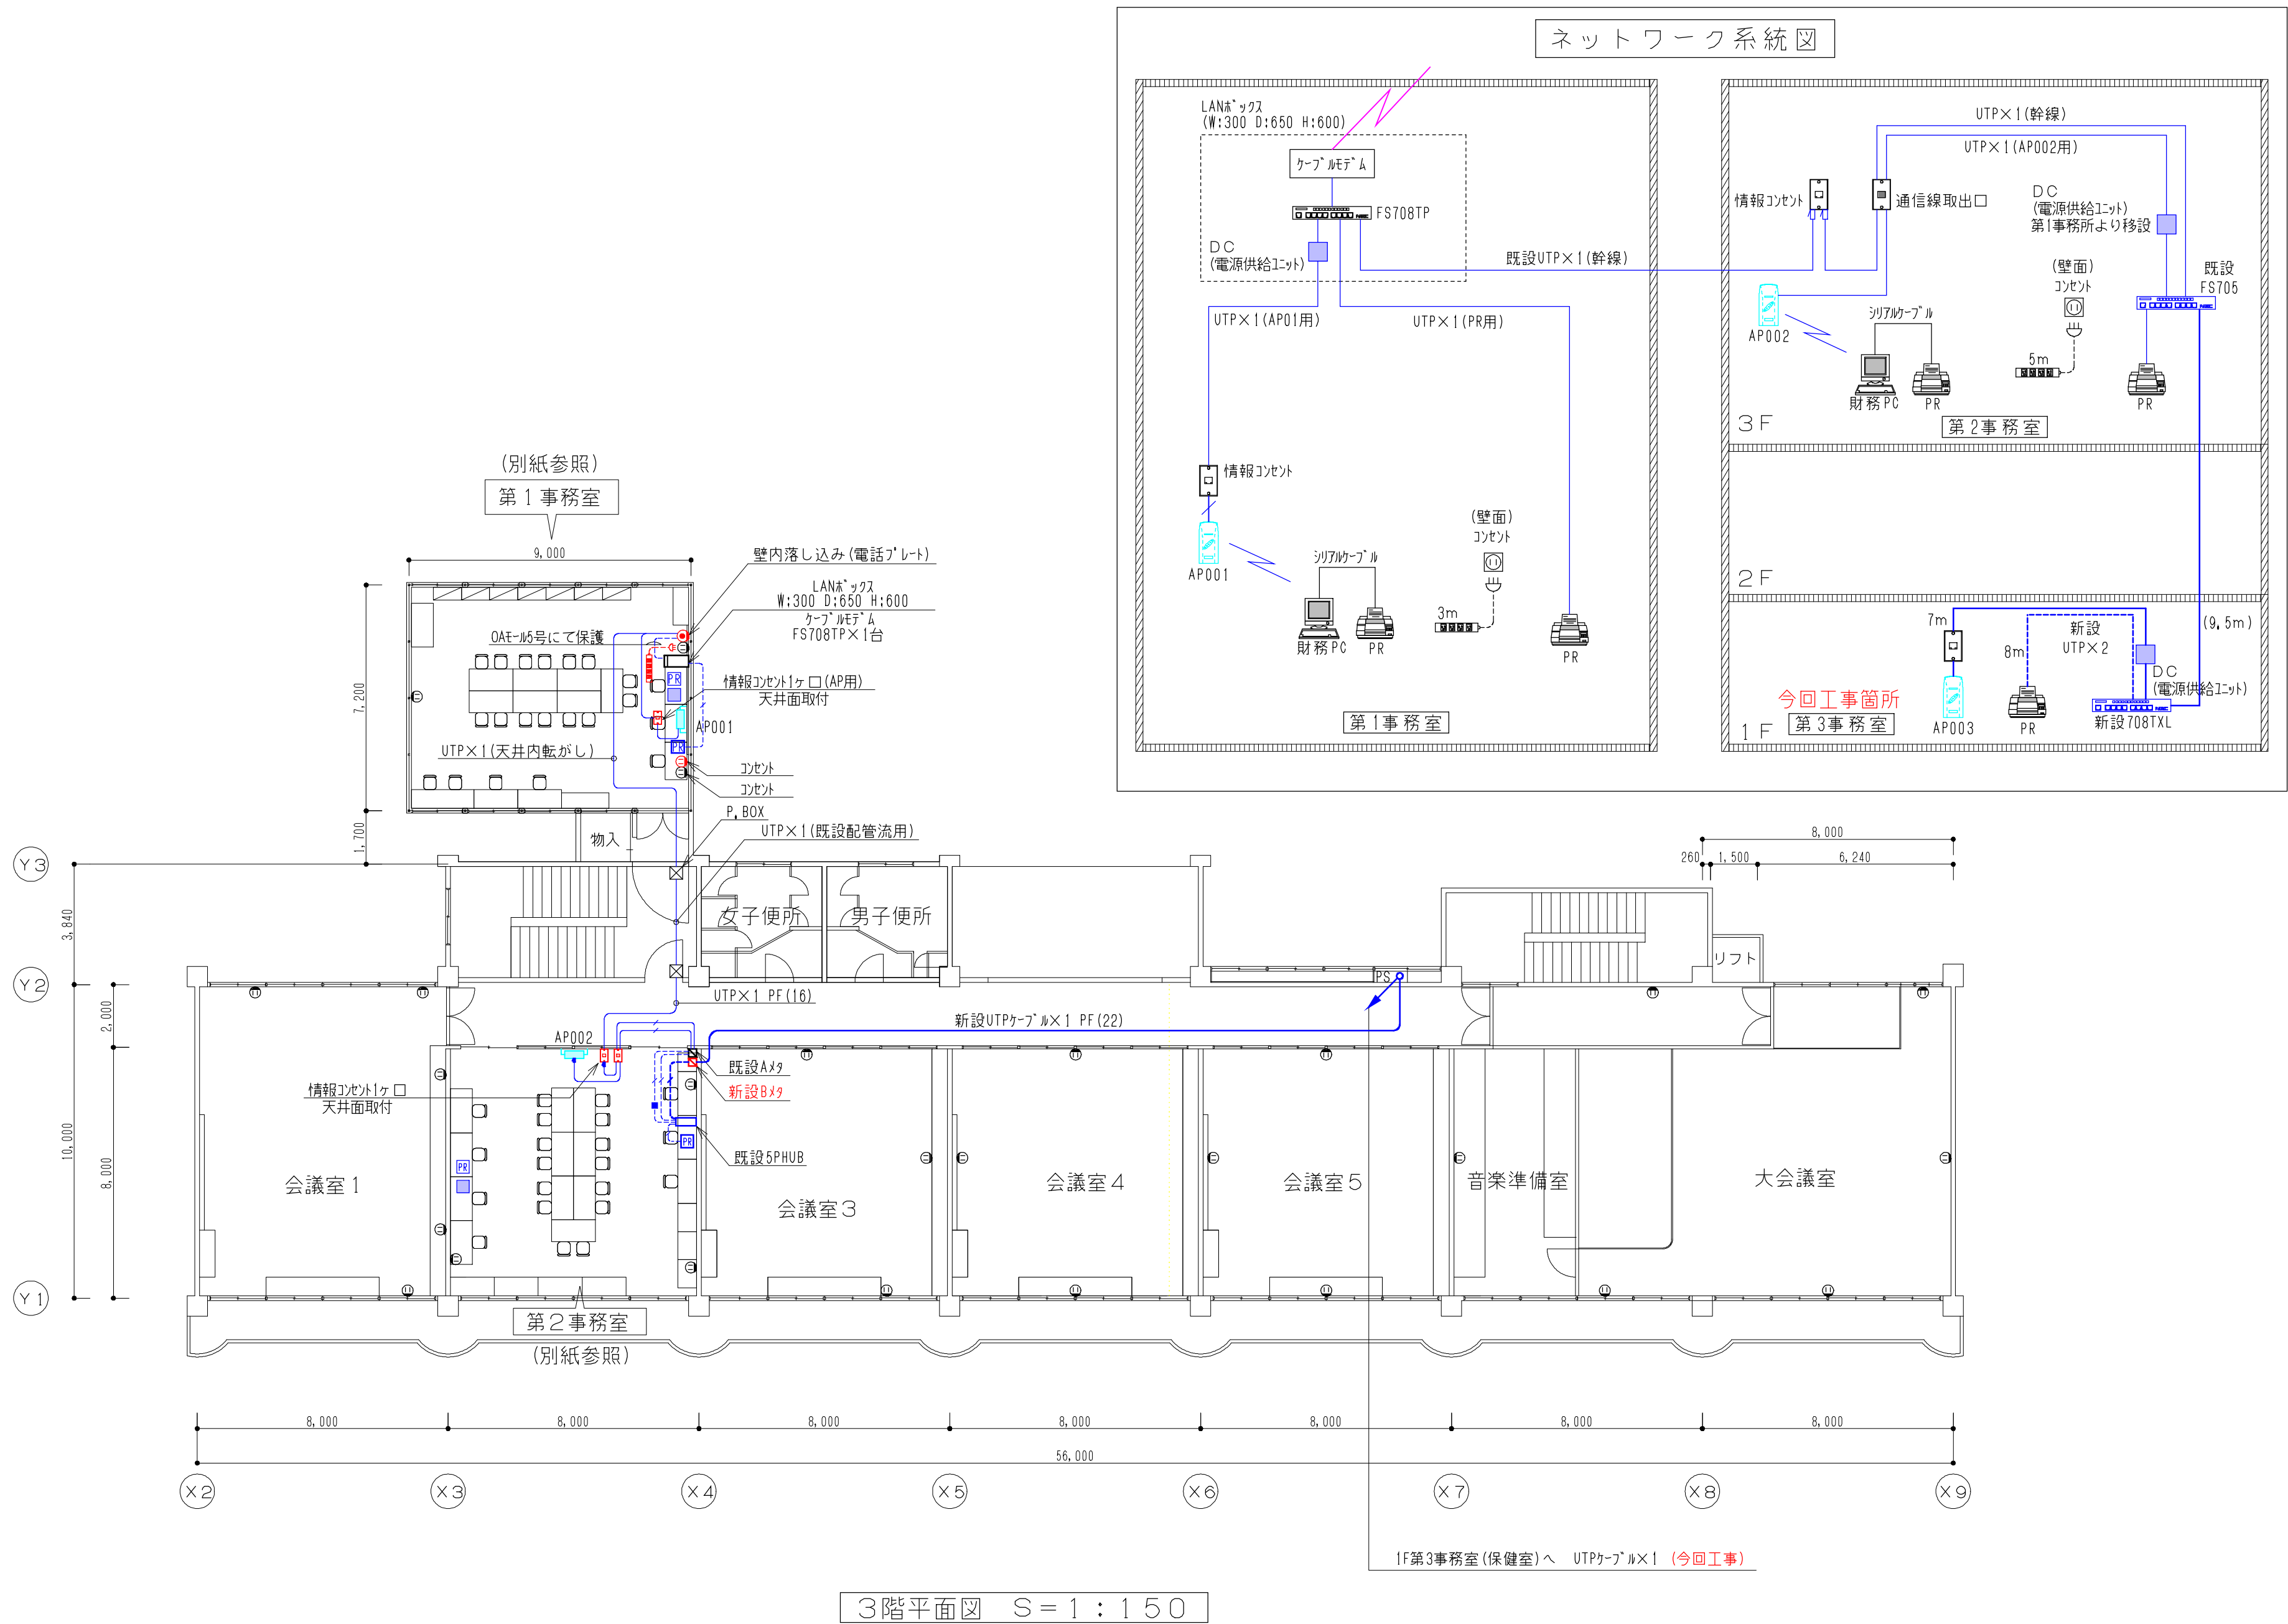

凡 例

- | | | | | | | | |
|---|----------|---|--------------------------------|---|---------------------|---|--------------------|
|  | ・・・情報系PC |  | ・・・情報系UTPケーブル（天井内転がし）青：新設 黒：既設 |  | ・・・情報コンセント（壁内落とし込み） |  | ・・・無線アクセスポイント |
|  | ・・・情報系PR |  | ・・・情報系UTPケーブル（床面転がし）青：新設 黒：既設 |  | ・・・情報コンセント（天井面取付） |  | ・・・通信線取出口（壁内落とし込み） |





17


伊賀市教育研究センター3階

L A N 及 び コ ン セ ント 設 備 図

S=1/150

H18.1.18 修正 H20.10.20 修正
H19.4.2 修正 H21.12.17 修正

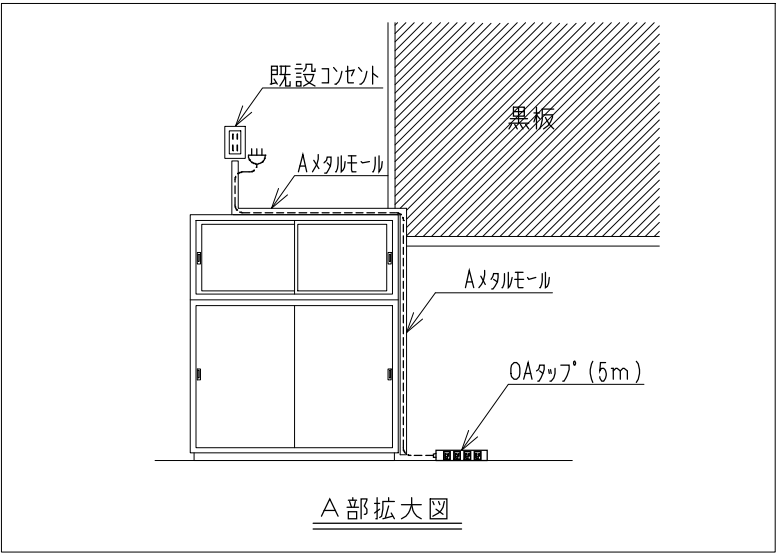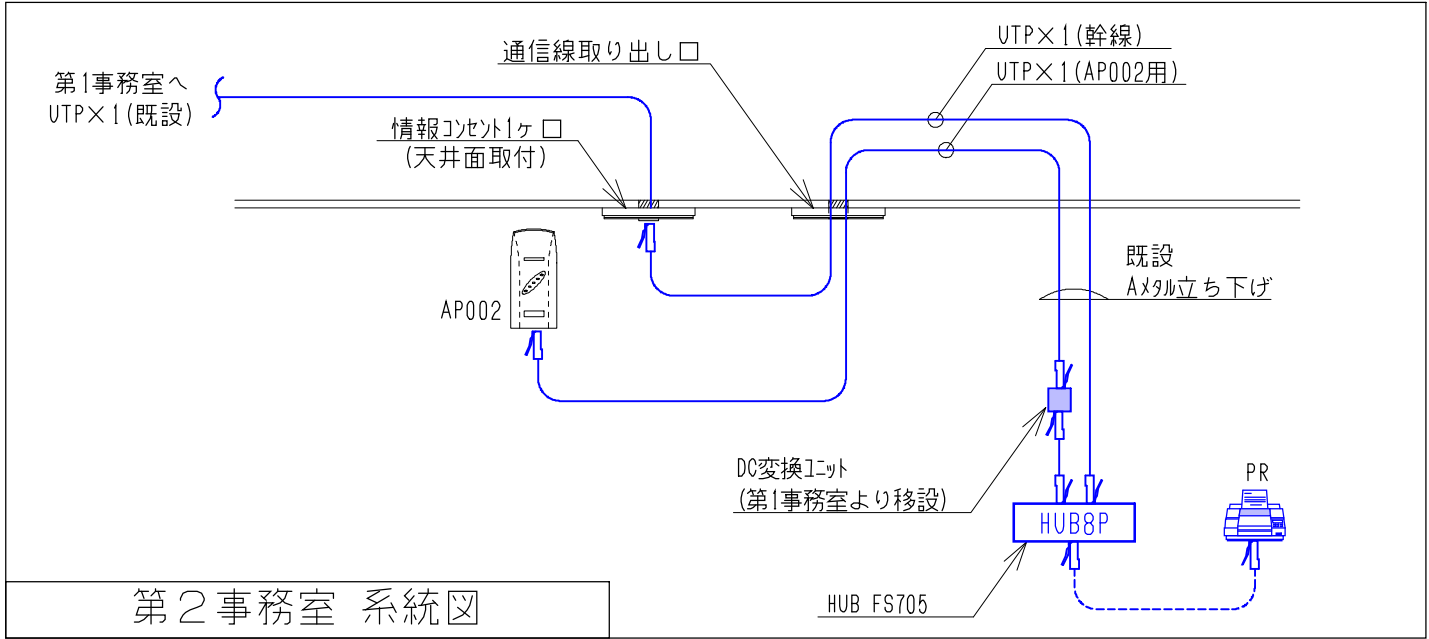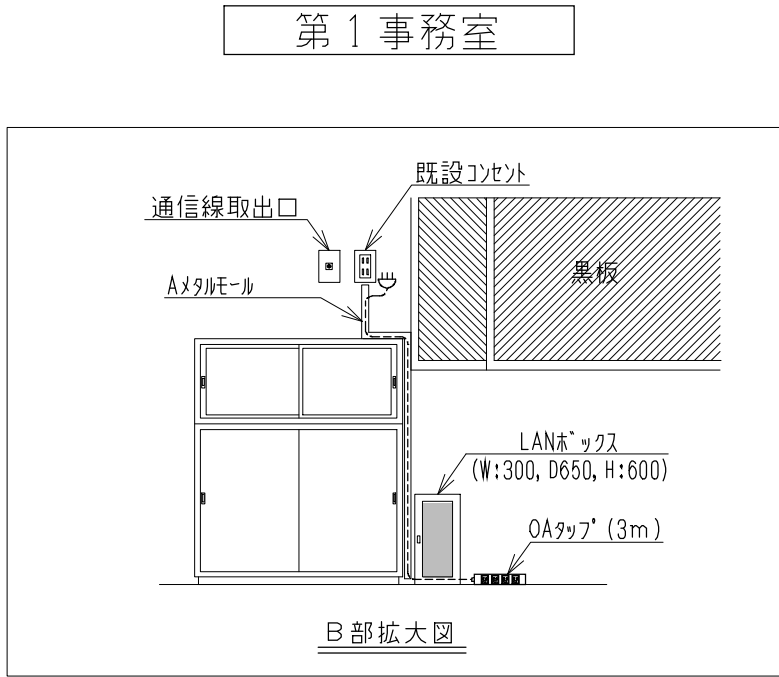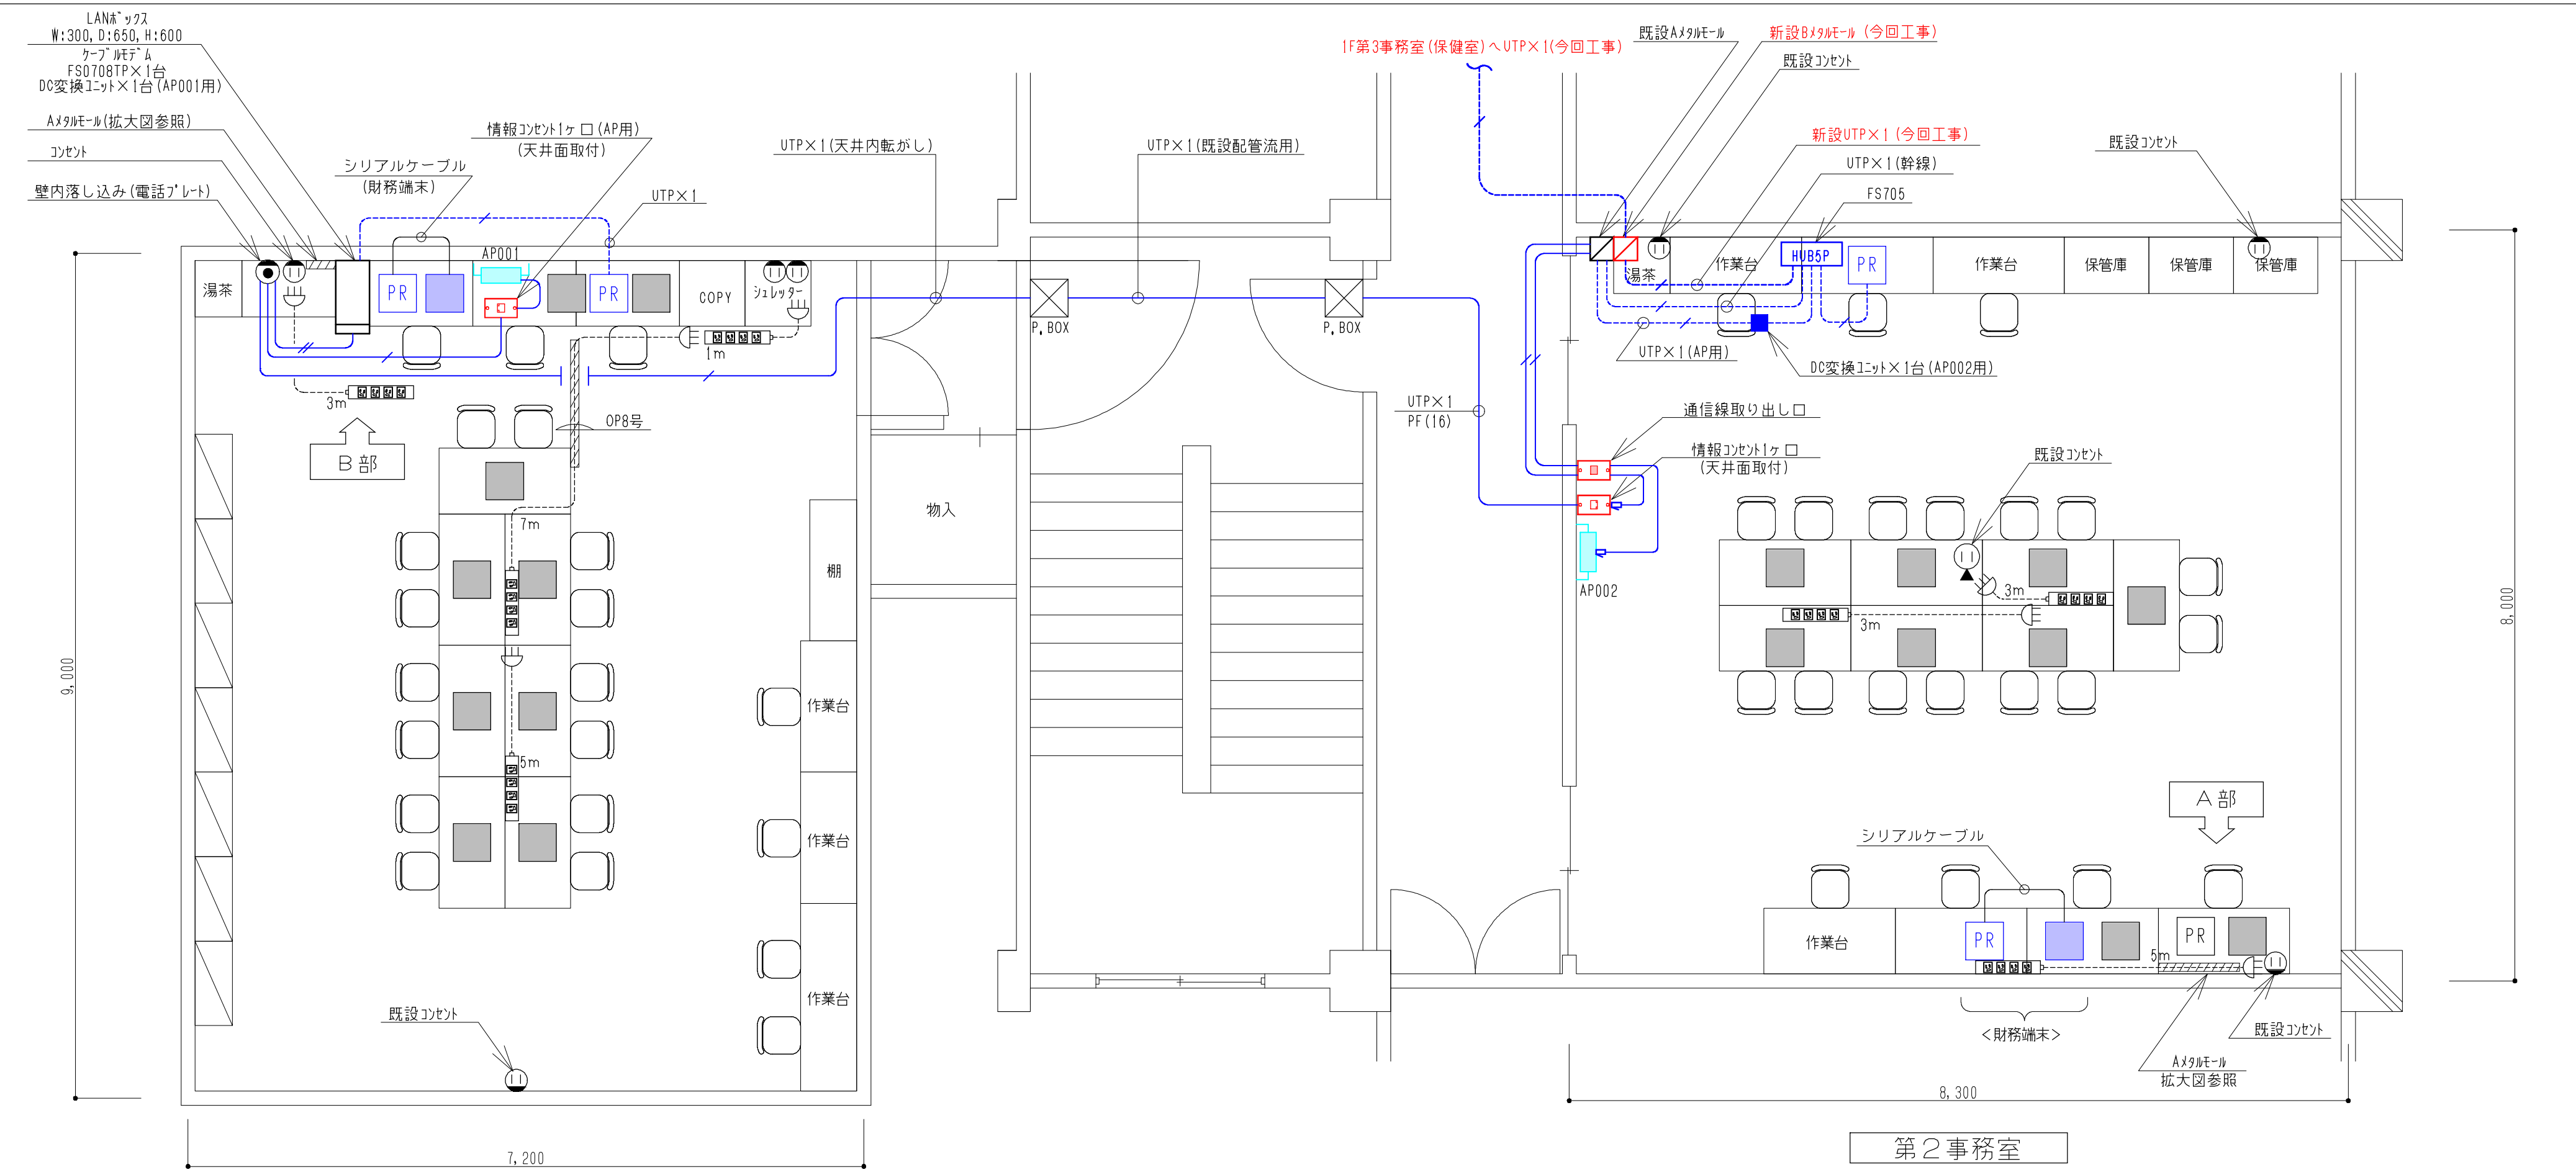

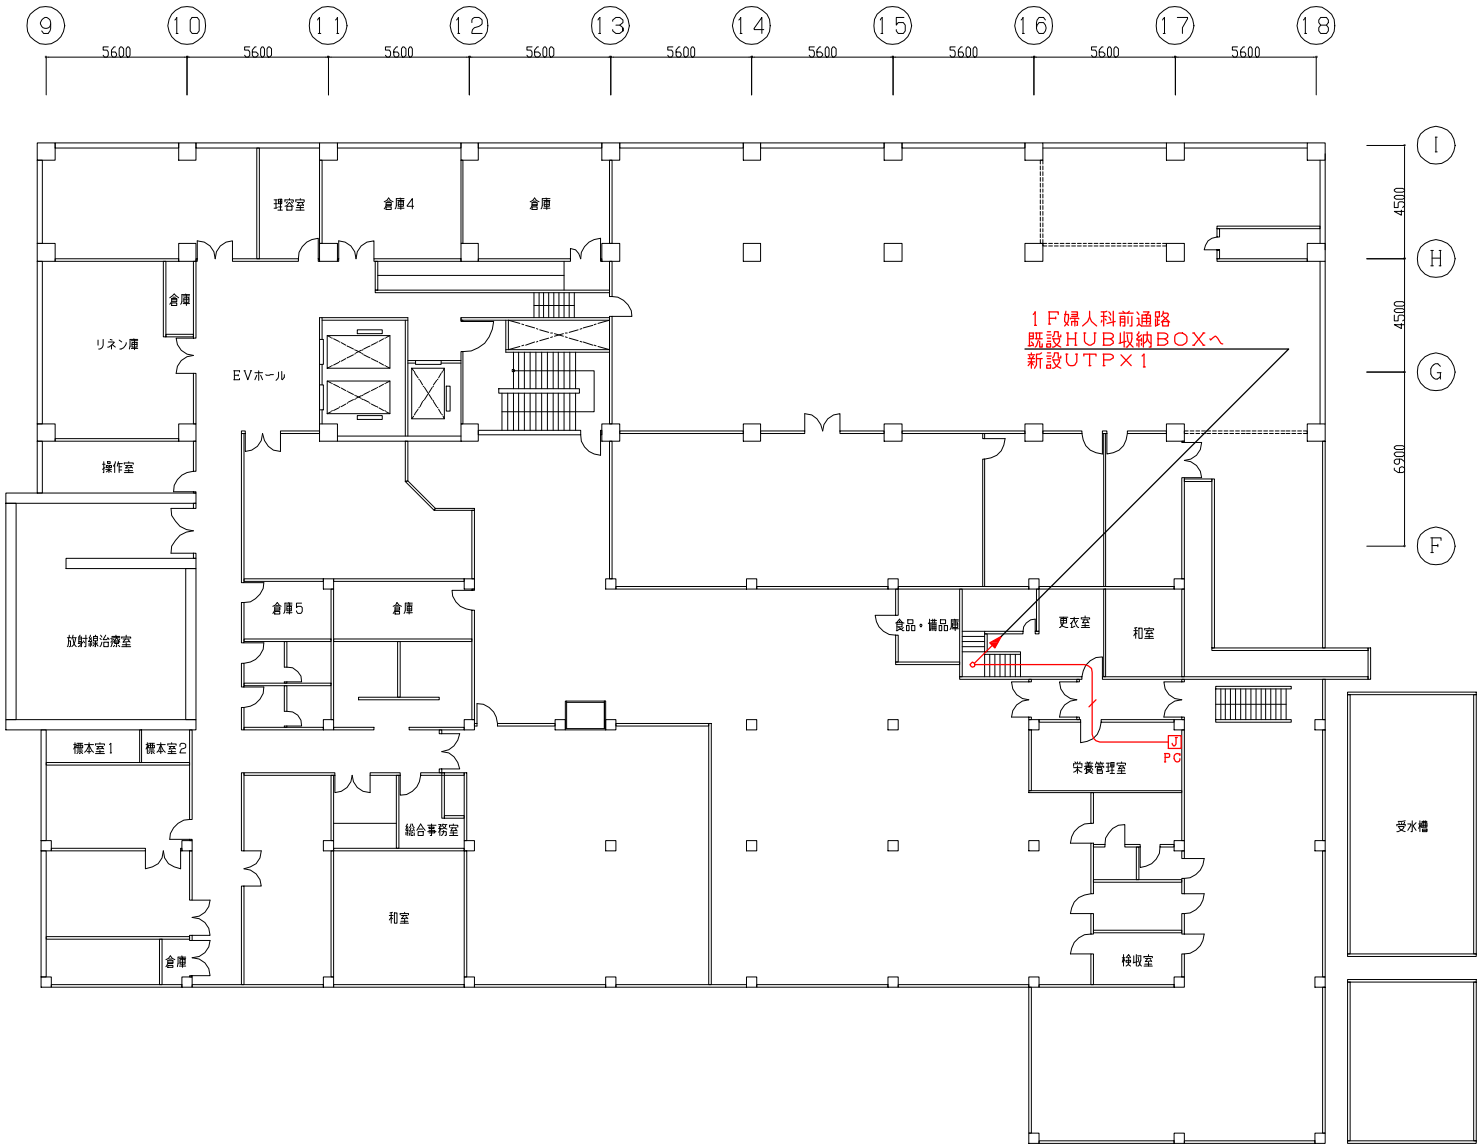


H25.3月
情報ネットワーク追加作業

＜凡例＞ 図面上に明記なきものは下記を示す。 ※赤色は新設を示す。									
	UTPケーブル (天井内いんべい)		既設光ケーブルG I 5 0 8芯		壁面		床面		情報コンセント1ヶ口(露出)
	UTPケーブル (床面転がし又は床下配線)		OAモール		壁面		床面		情報コンセント
									通信線取出口
									アクセスポイント
									プリンタ

版数	年月日	記 事	承認	仕様書番号	1 9
1	H24.11.19	作 成		尺 度	1/300 (A3)
2	H25.03.25	L A N追加		製図	設計
3				査閲	承認
4					
5					

伊賀市立上野総合市民病院 殿

本館B 1 階
L A N設備図

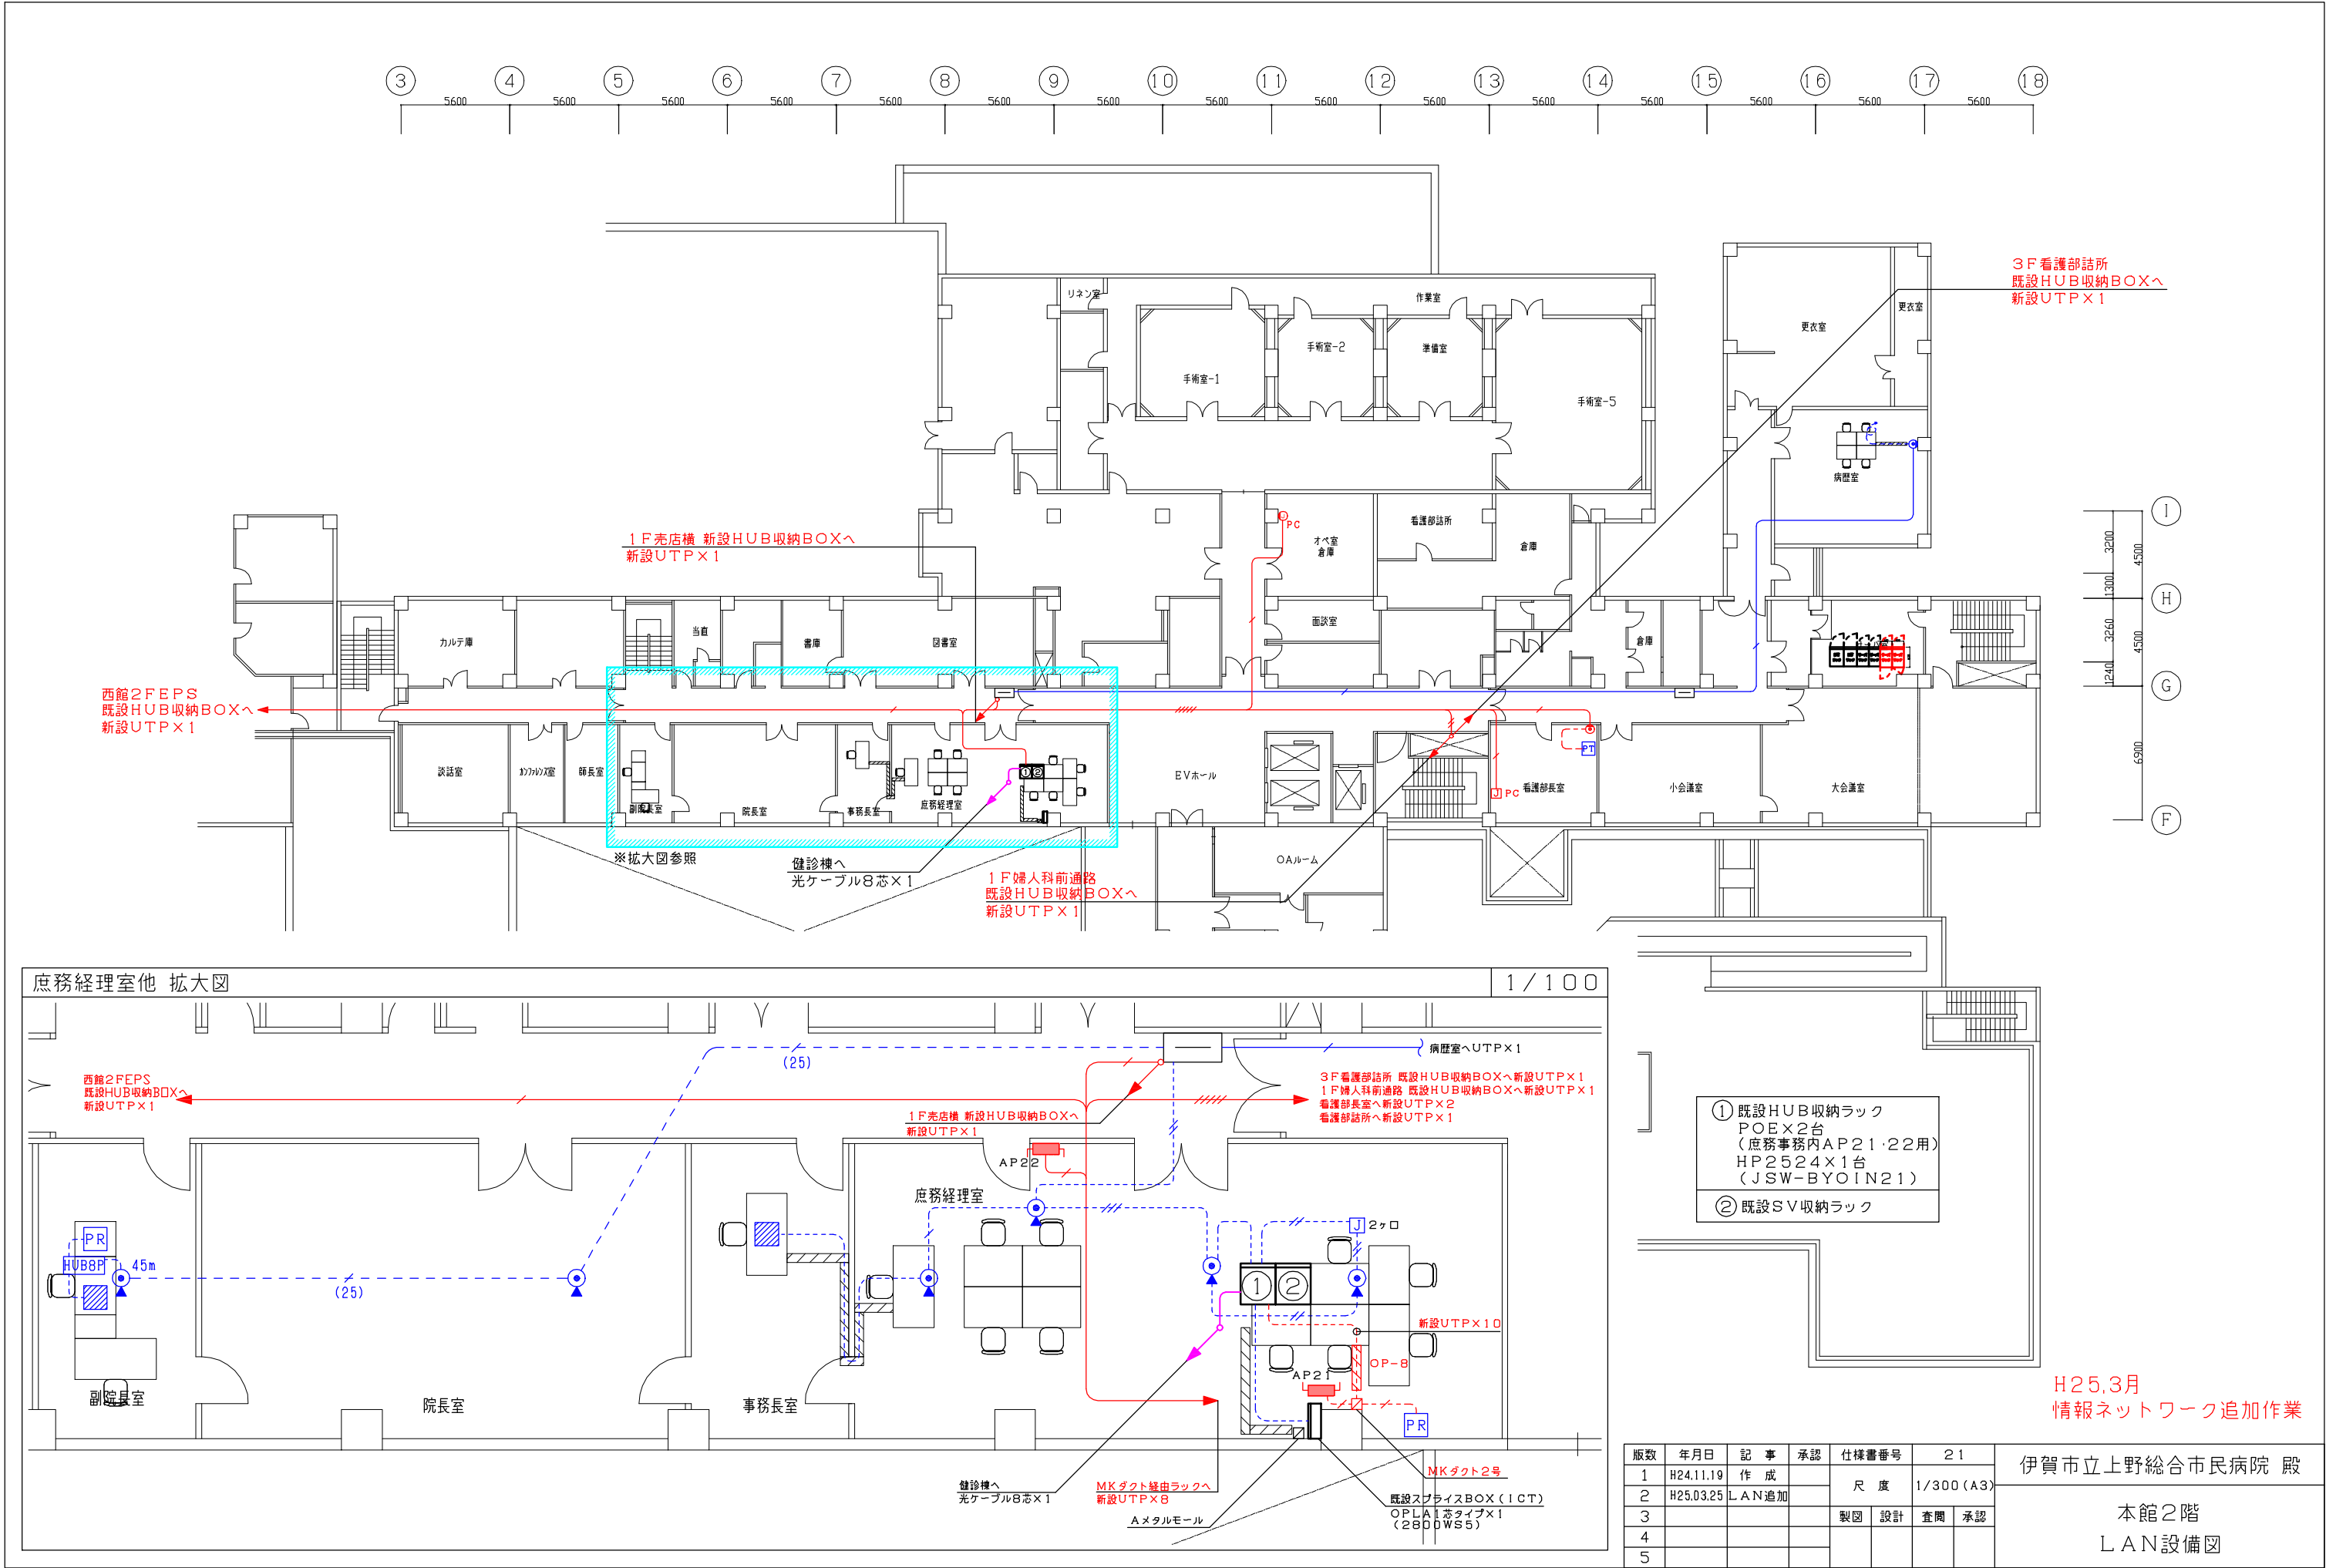

3F看護部詰所
既設HUB収納BOXへ
新設UTP×1

1F売店横 新設HUB収納BOXへ
新設UTP×1

西館2FEPS
既設HUB収納BOXへ
新設UTP×1

1F婦人科前通路
既設HUB収納BOXへ
新設UTP×1

庶務経理室他 拡大図

1/100


- ① 既設HUB収納ラック
POE×2台
(庶務事務内AP21・22用)
HP2524×1台
(JSW-BYOIN21)
- ② 既設SV収納ラック

H25.3月
情報ネットワーク追加作業

版数	年月日	記事	承認	仕様書番号	21
1	H24.11.19	作成		尺度	1/300 (A3)
2	H25.03.25	LAN追加		製図 設計 査閲 承認	
3					
4					
5					

伊賀市立上野総合市民病院 殿


本館2階
LAN設備図

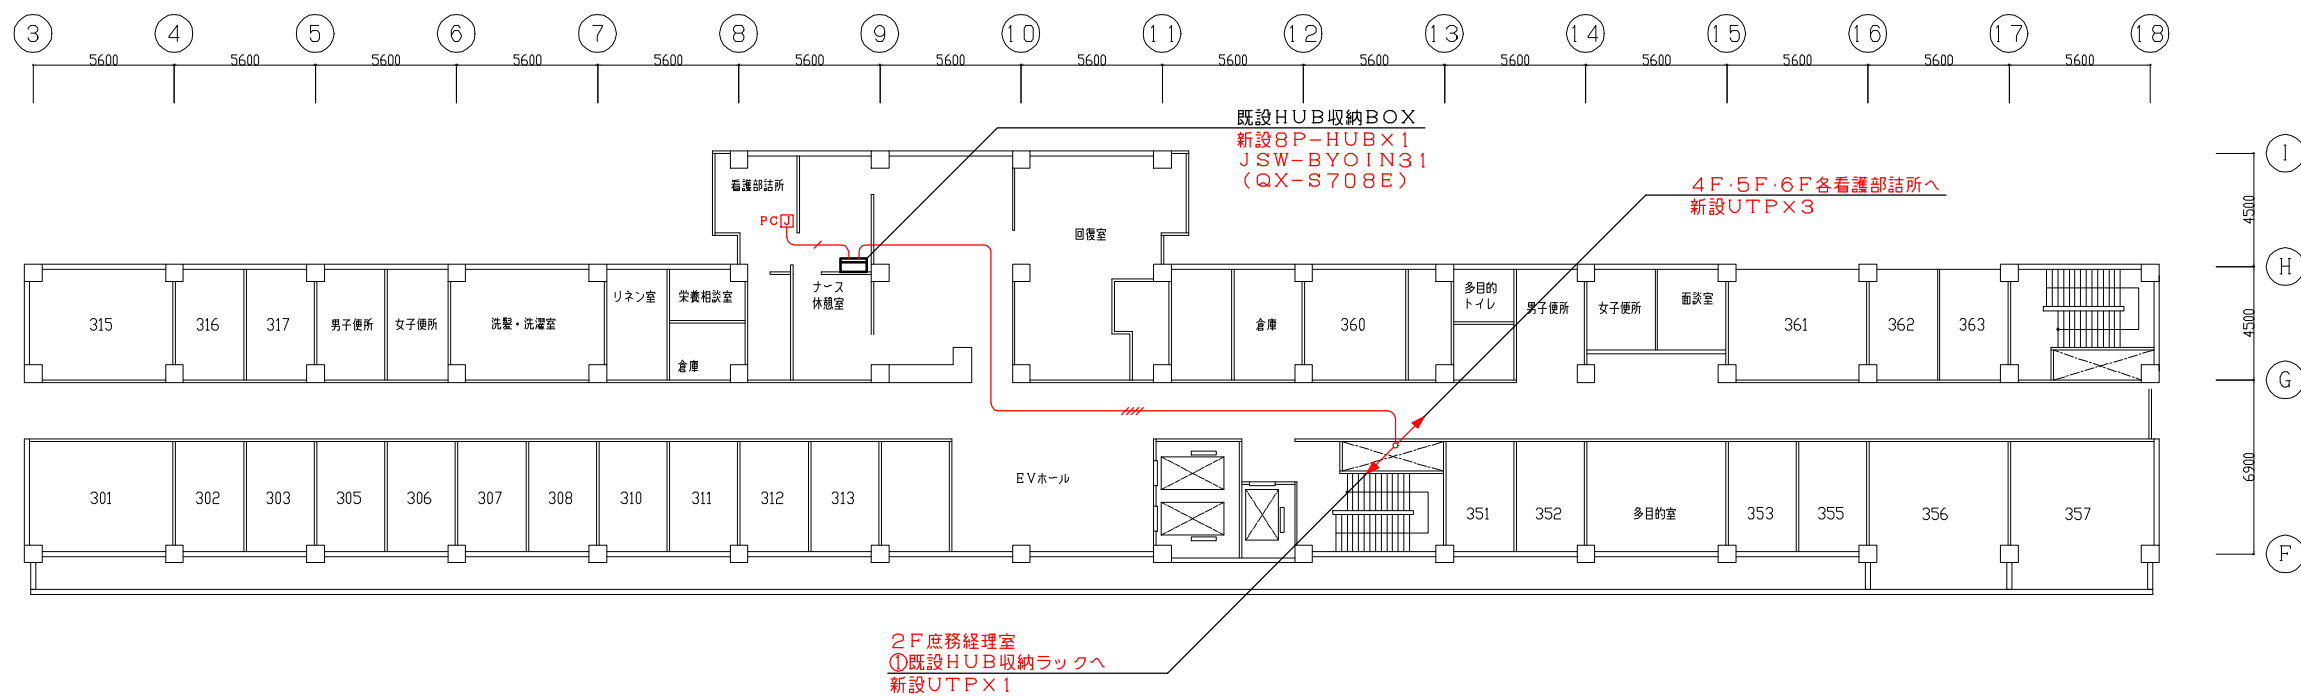

H25.3月
情報ネットワーク追加作業

版数	年月日	記 事	承認	仕様書番号	22	伊賀市立上野総合市民病院 殿	
1	H24.11.19	作 成		尺 度	1/300 (A3)		
2	H25.03.25	L A N追加					
3				製図	設計	査閲	承認
4							
5							

本館3階
L A N設備図

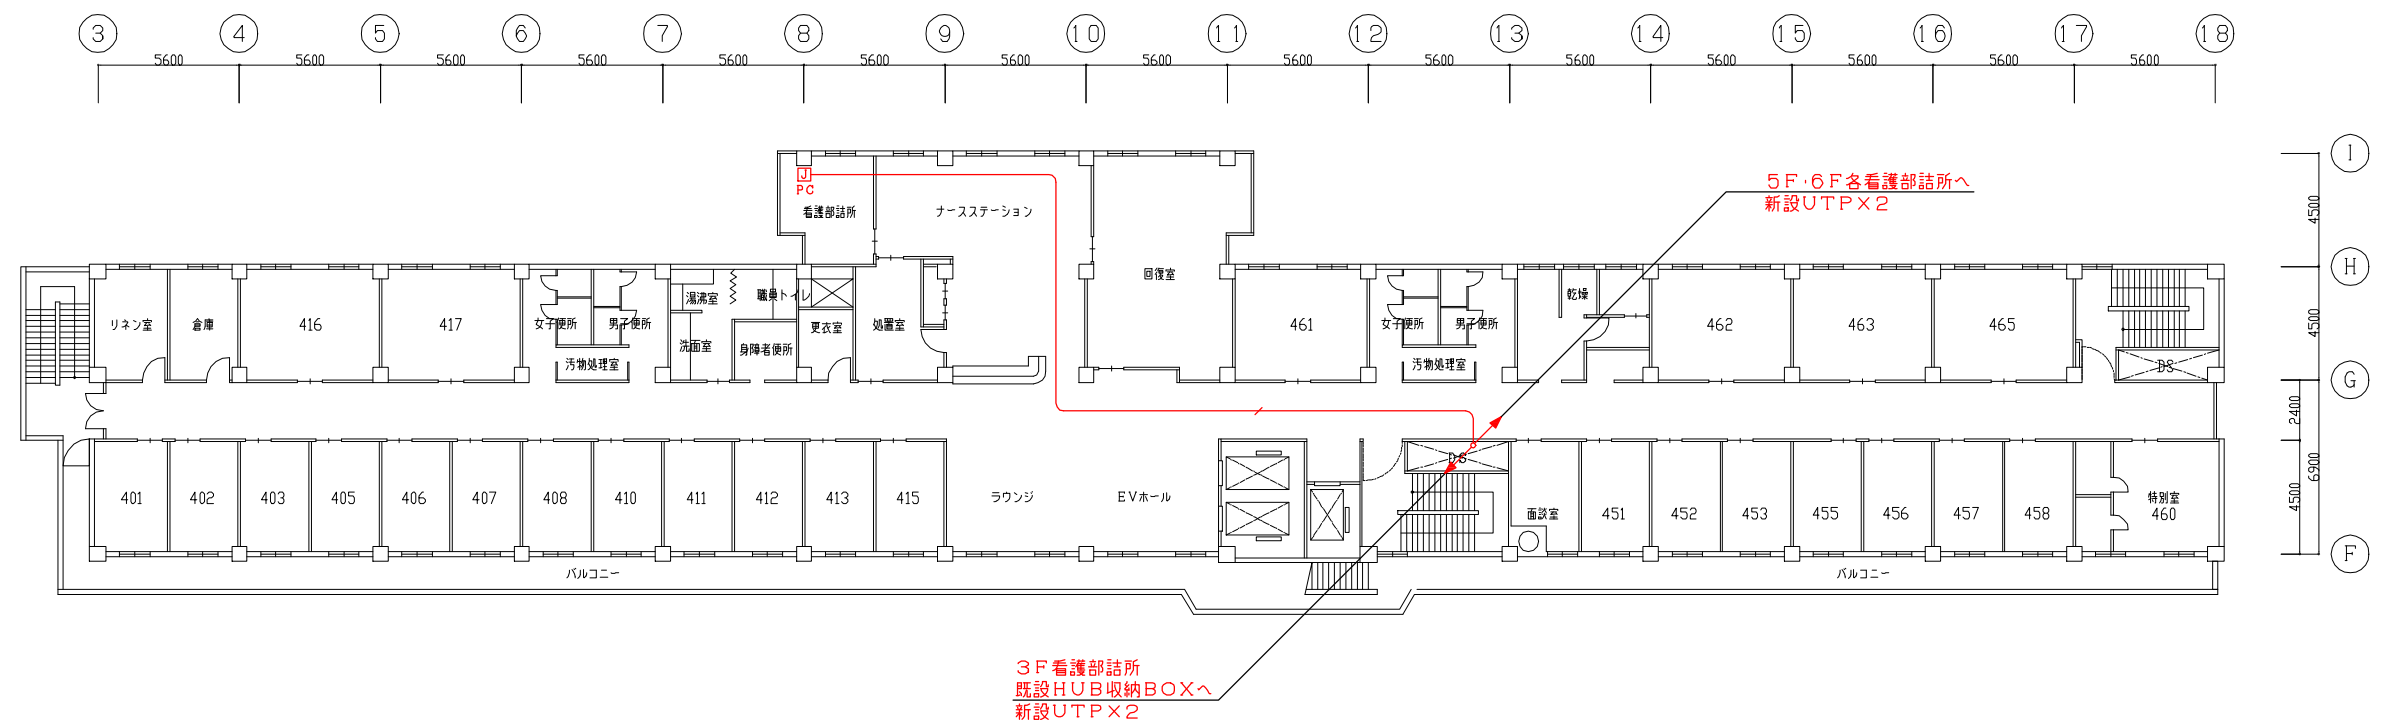


(外科・泌尿器科・皮膚科)

H25.3月
情報ネットワーク追加作業

版数	年月日	記 事	承認	仕様書番号	23	伊賀市立上野総合市民病院 殿
1	H24.11.19	作 成		尺 度	1/300 (A3)	
2	H25.03.25	L A N追加		製図	設計	
3				査閲	承認	
4						
5						



本館4階
L A N設備図

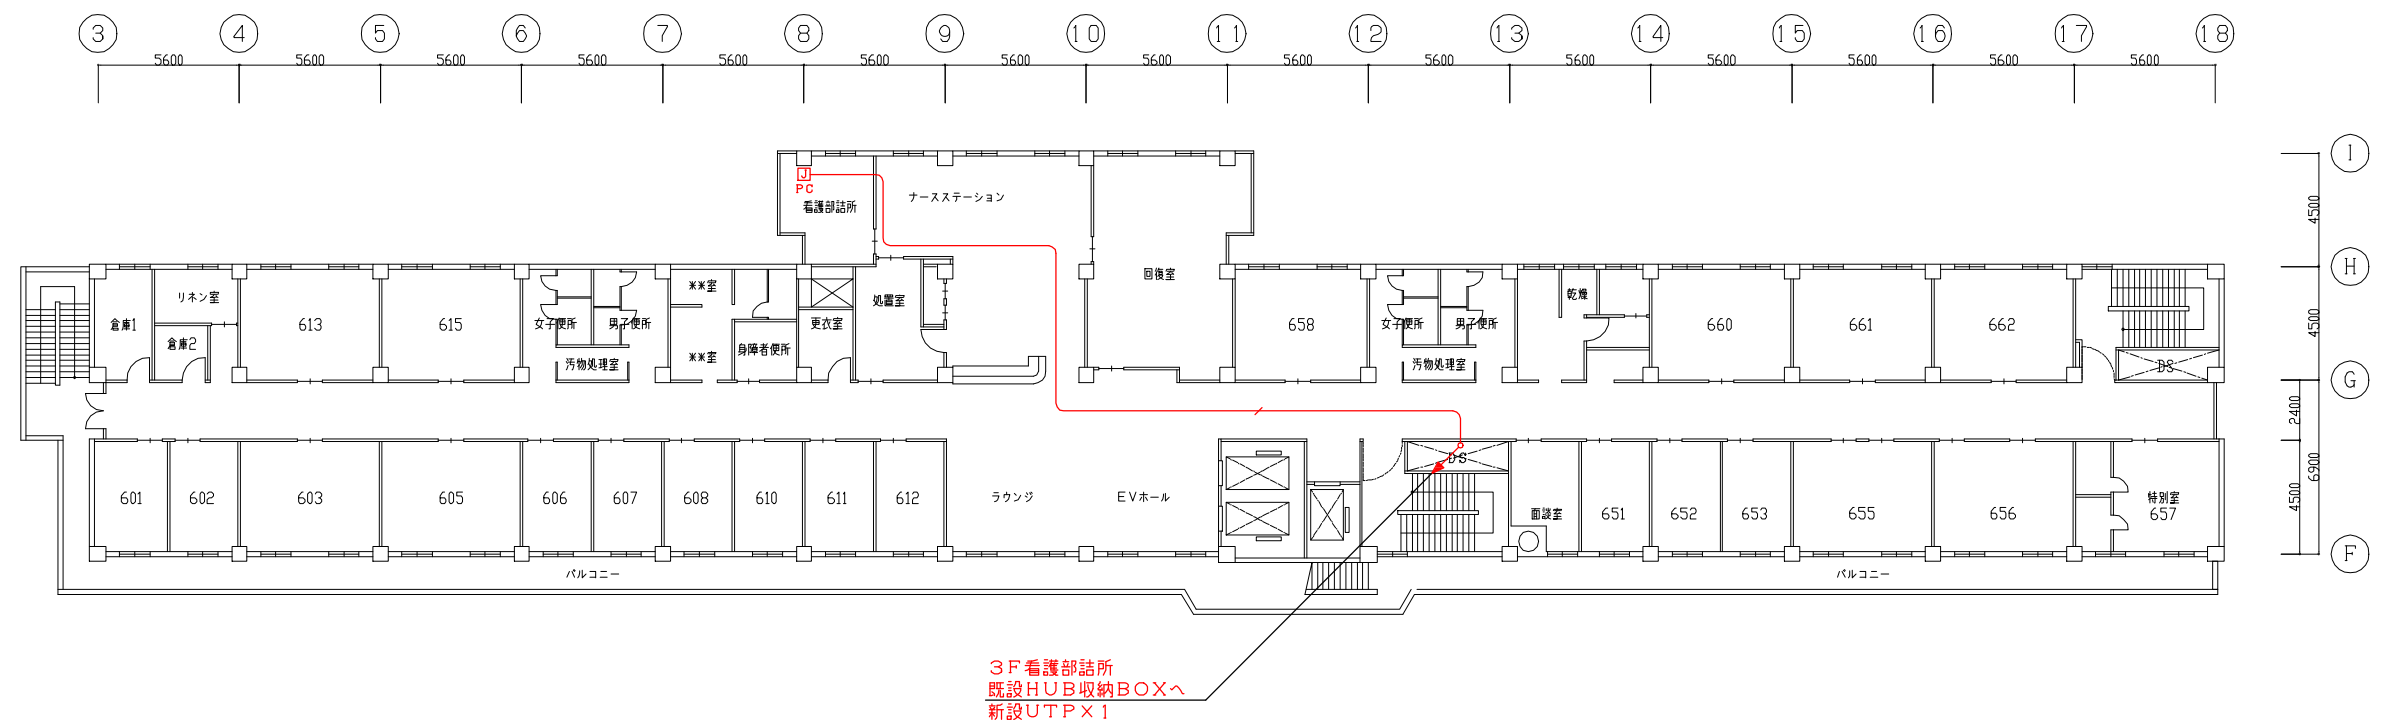

(内科・循環器科)


H25.3月
情報ネットワーク追加作業

版数	年月日	記 事	承認	仕様書番号	25	伊賀市立上野総合市民病院 殿 本館6階 LAN設備図
1	H24.11.19	作 成		尺 度	1/300 (A3)	
2	H25.03.25	LAN追加		製図	設計	
3				査閲	承認	
4						
5						

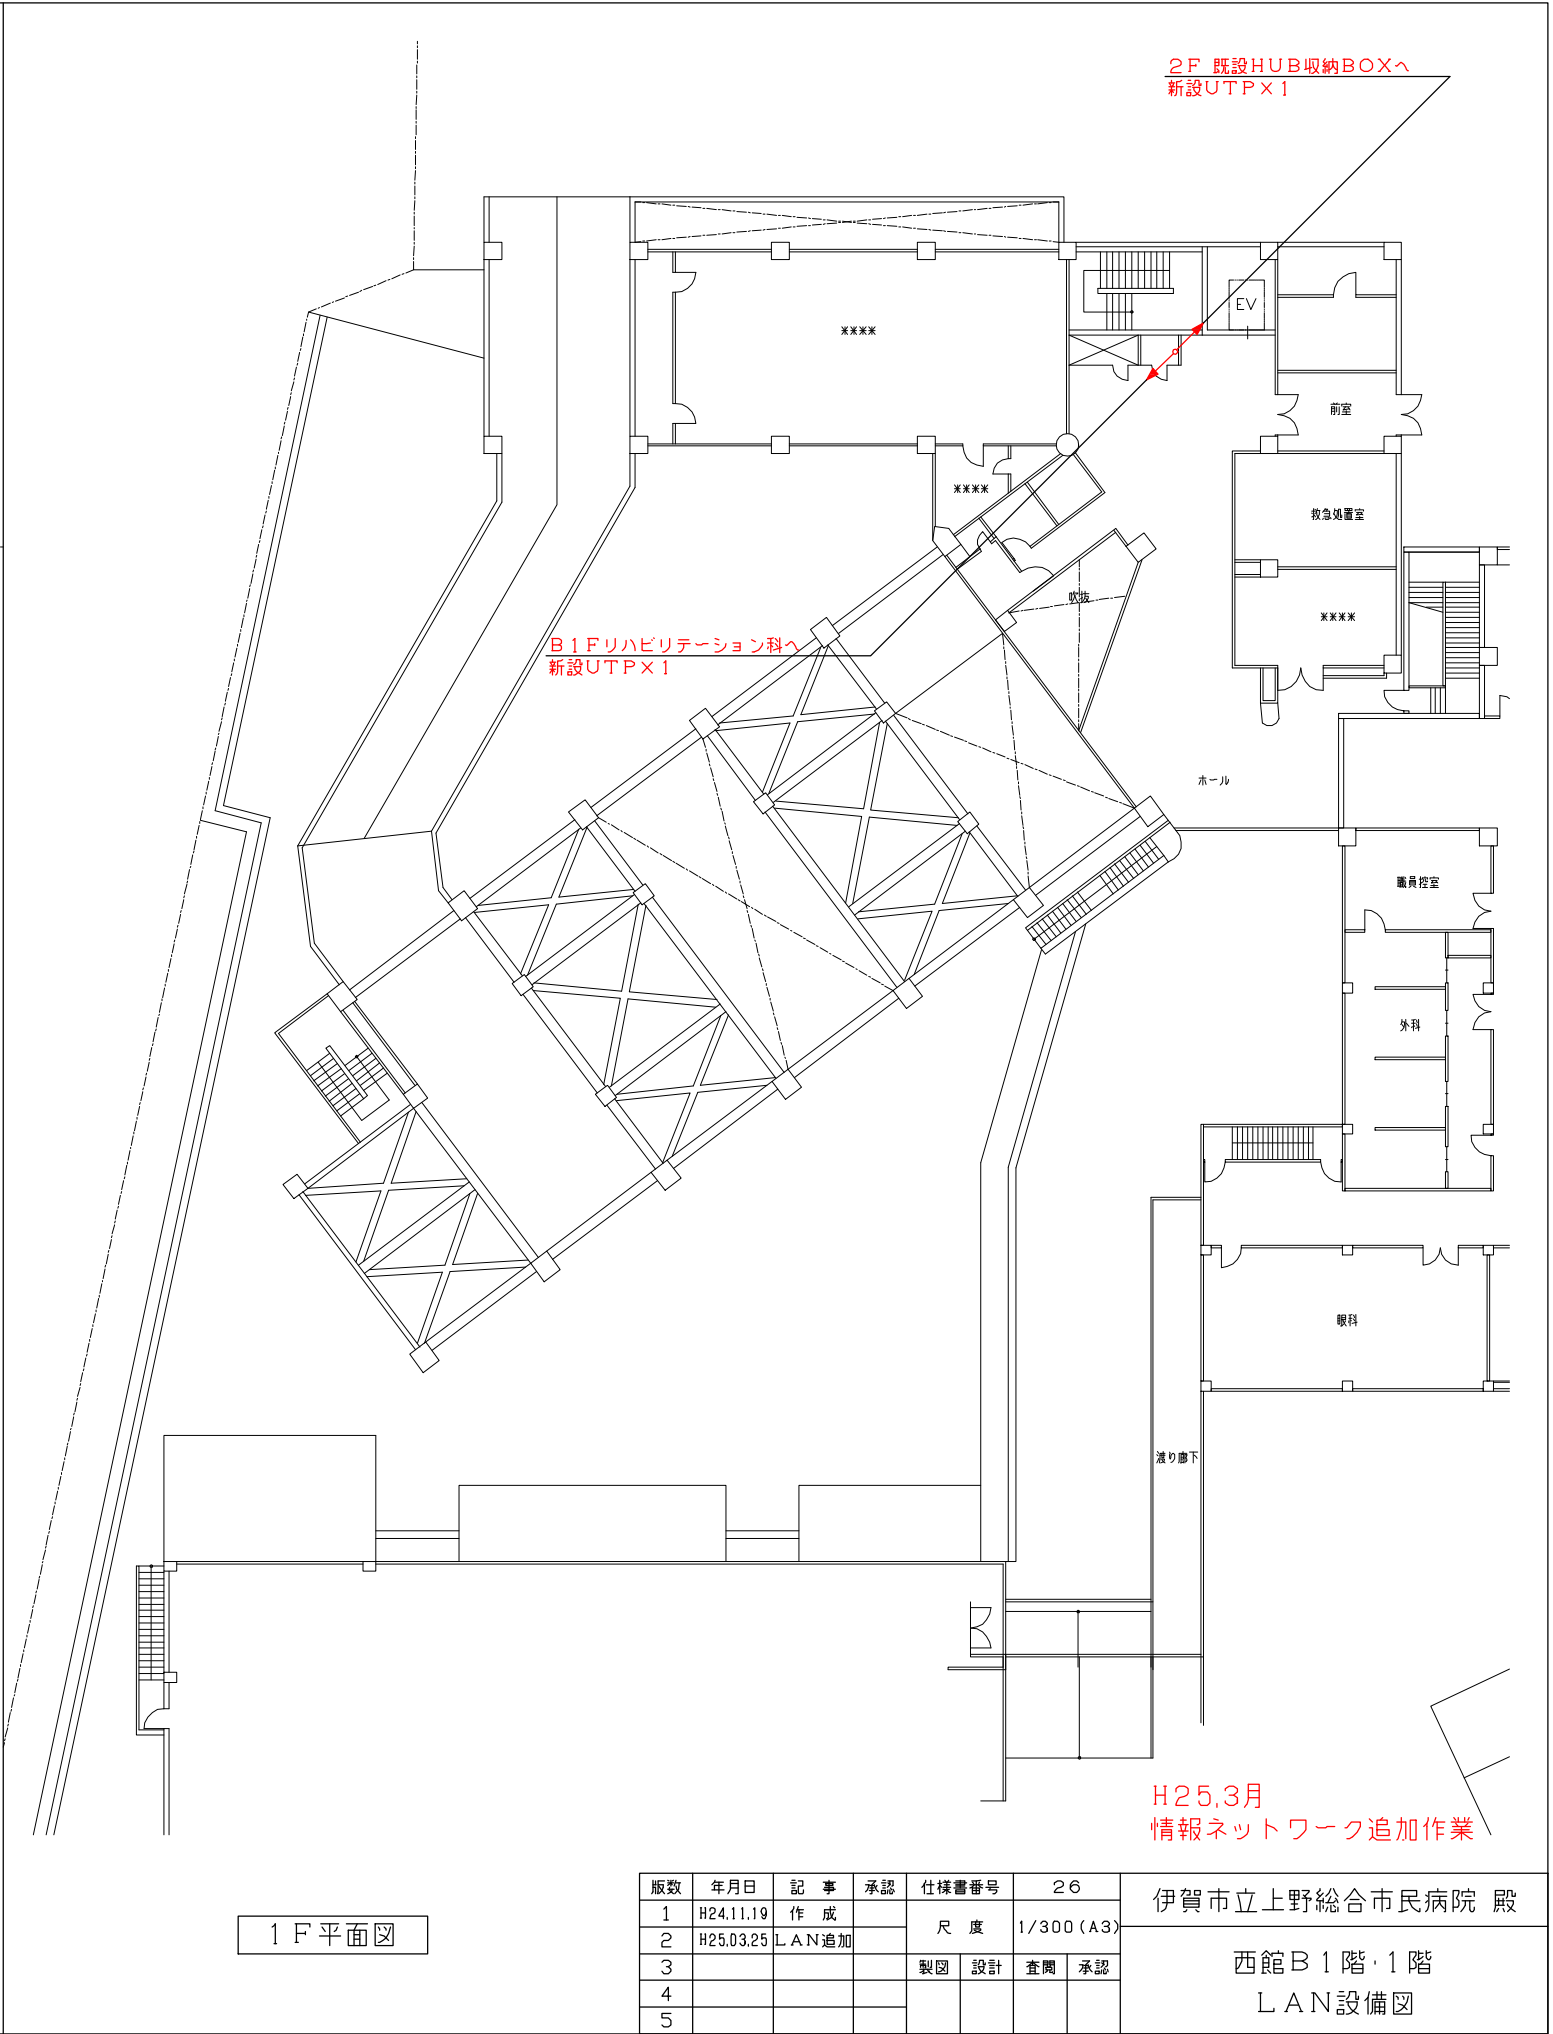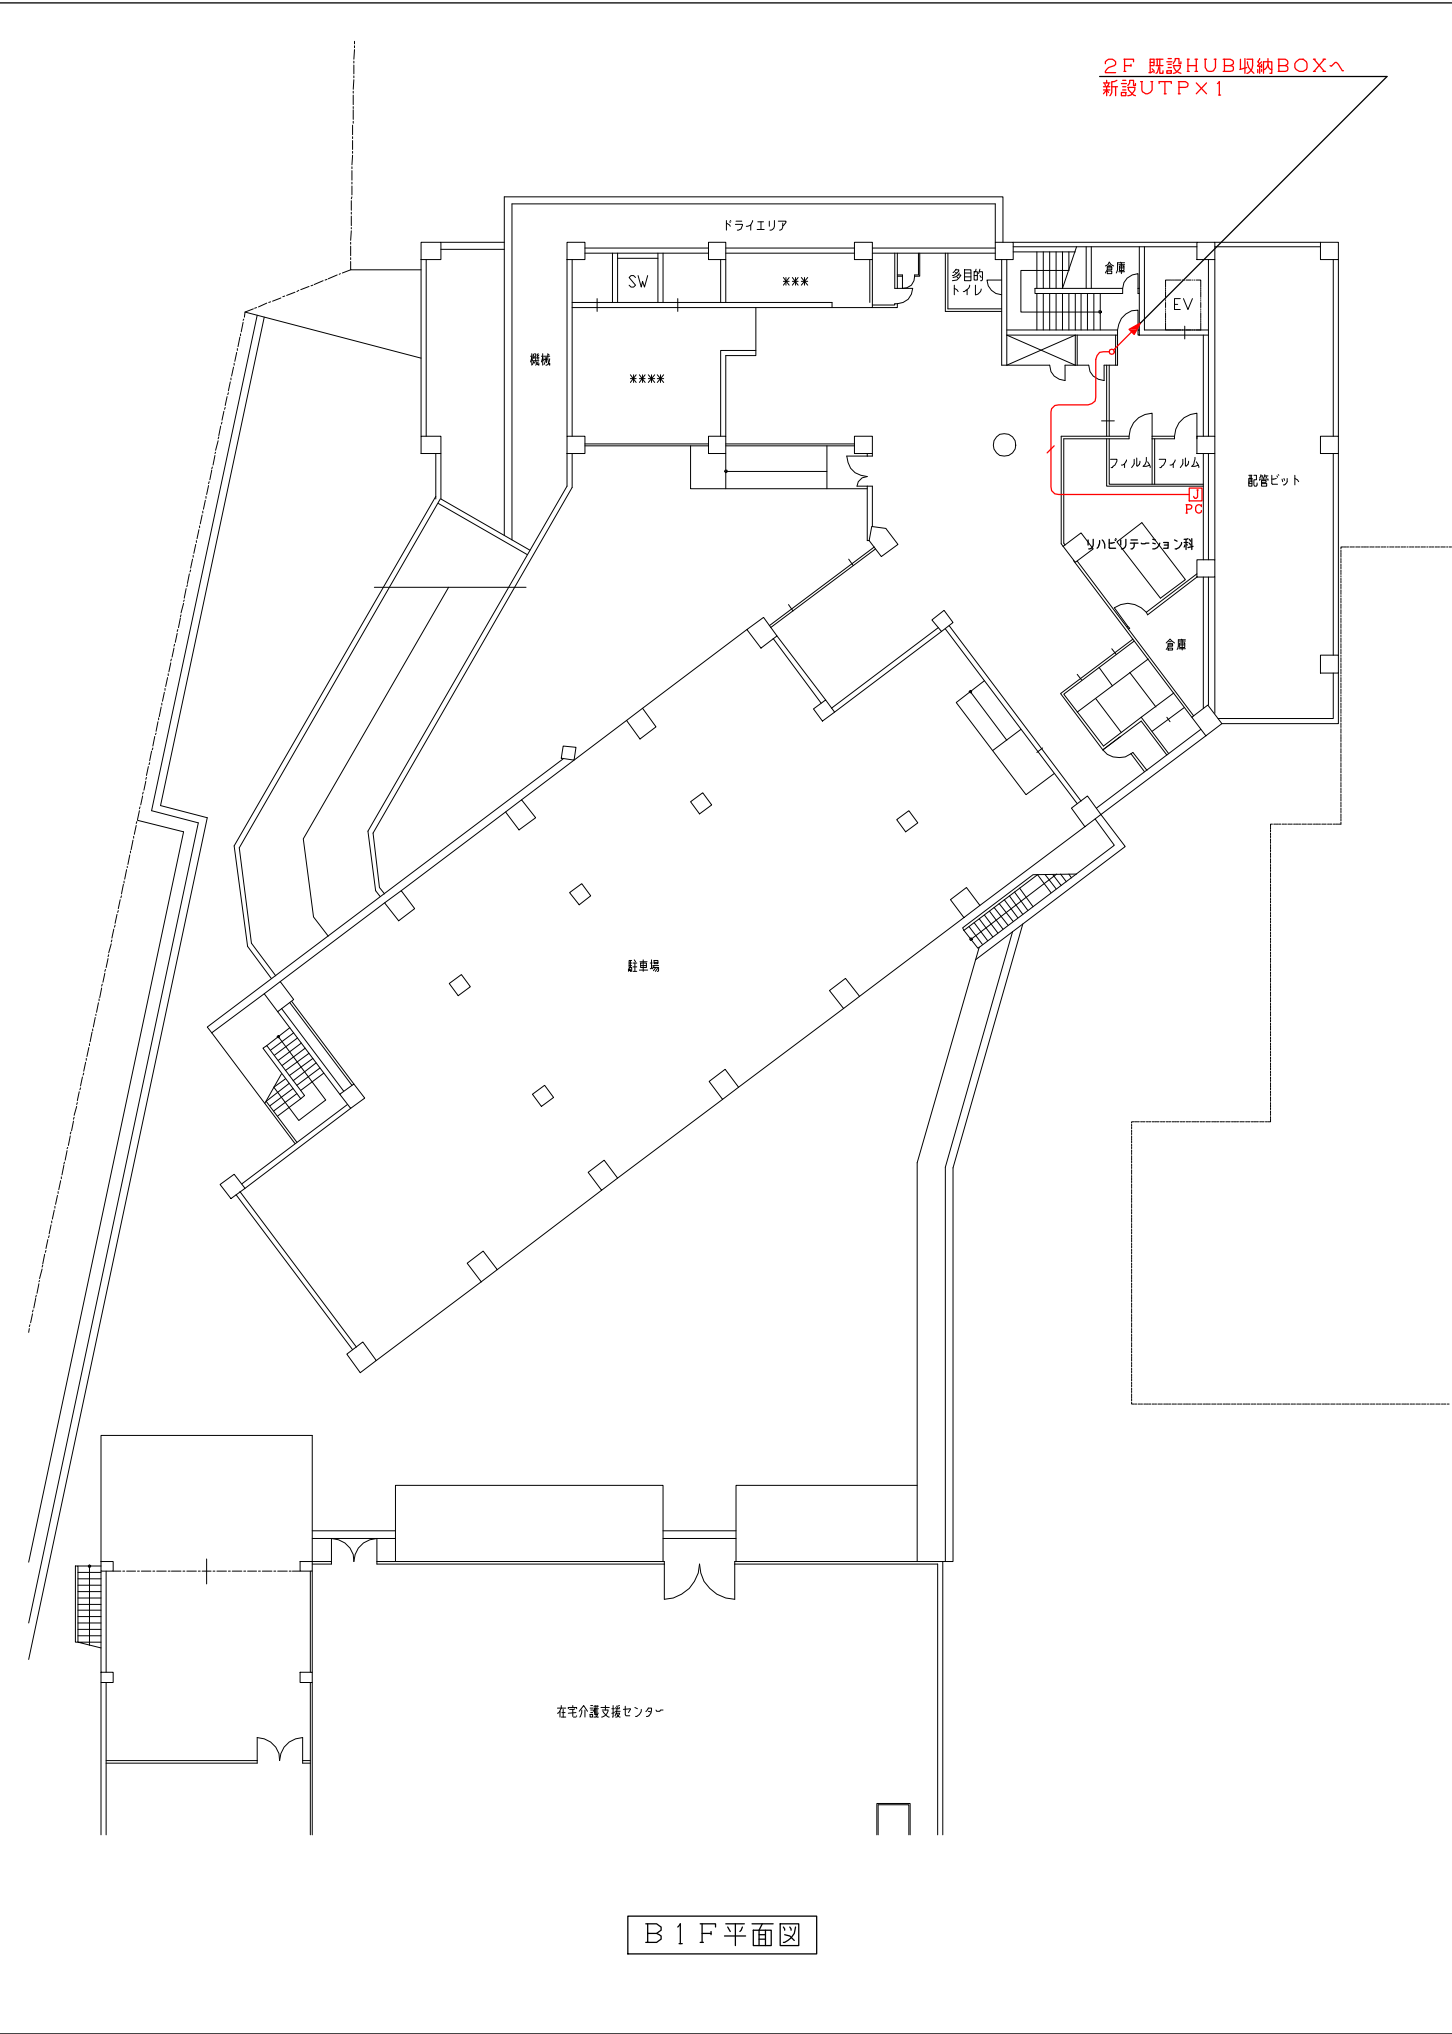

版数	年月日	記 事	承認	仕様書番号	26	伊賀市立上野総合市民病院 殿
1	H24.11.19	作 成		尺 度	1/300 (A3)	
2	H25.03.25	L A N追加		製図	設計	
3				査閲	承認	
4						
5						

西館 B 1 階・1 階
L A N設備図

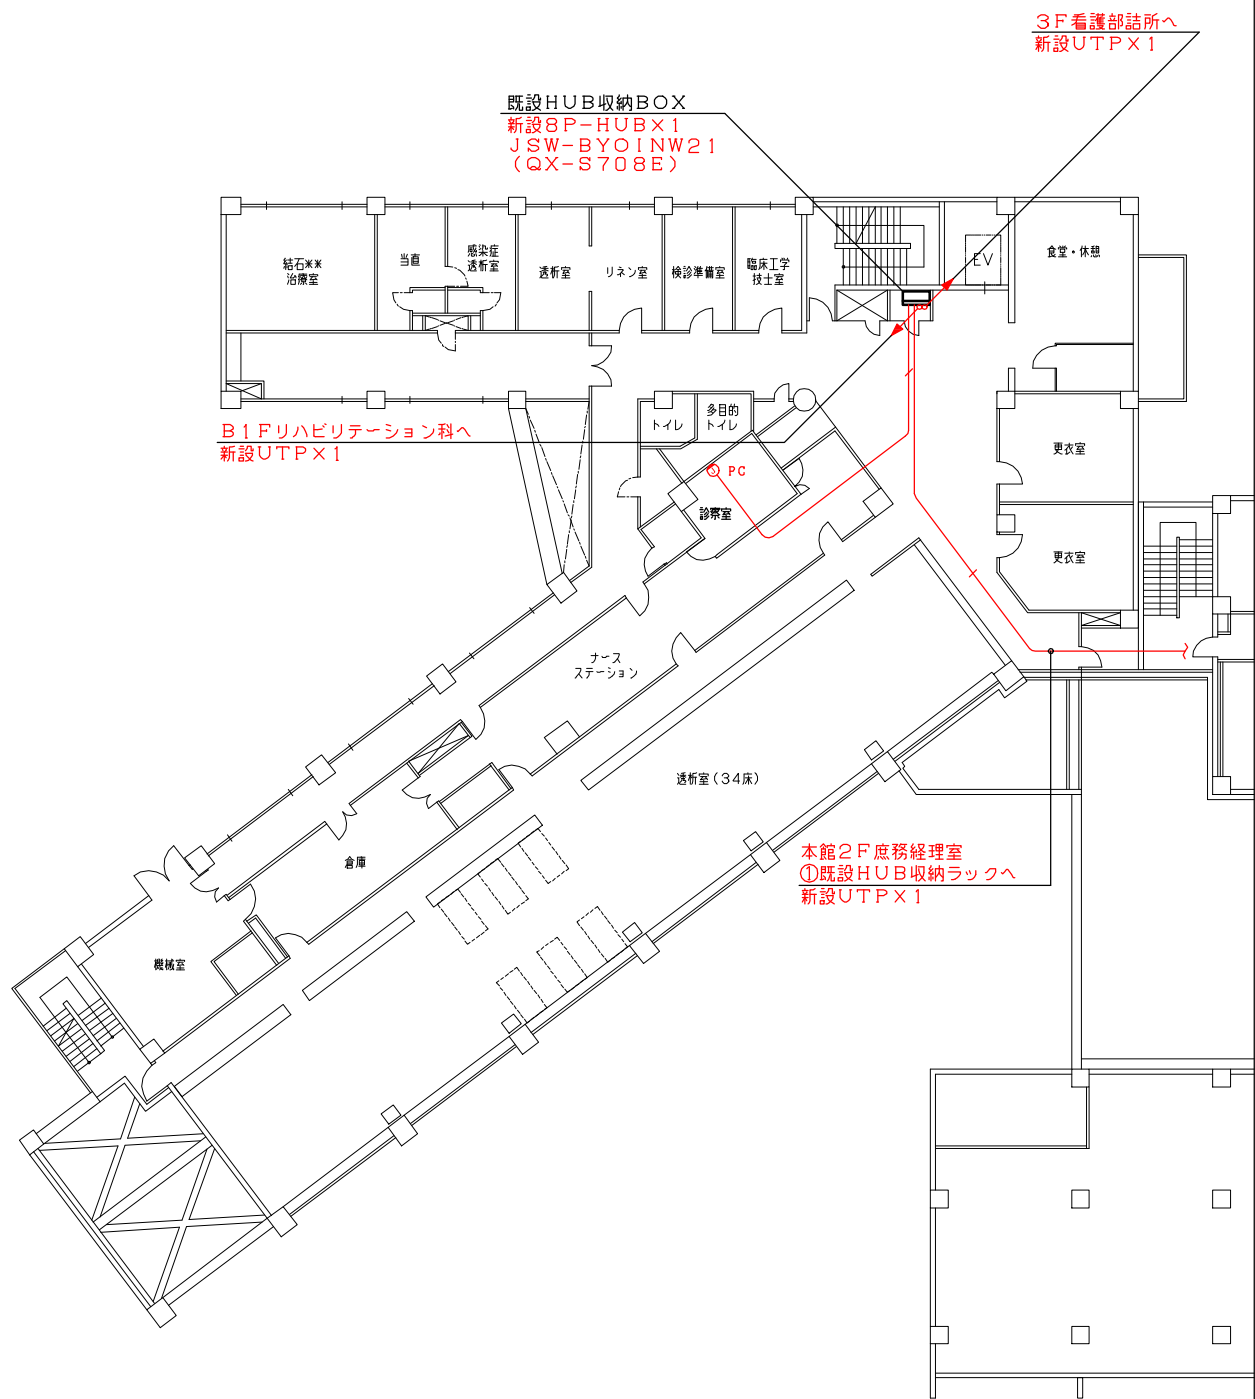


2F 平面図



3F 平面図

H25.3月
情報ネットワーク追加作業

版数	年月日	記 事	承認	仕様書番号	27	伊賀市立上野総合市民病院 殿
1	H24.11.19	作 成		尺 度	1/300 (A3)	
2	H25.03.25	L A N追加		製図	設計	
3				査閲	承認	
4						
5						西館2階・3階 L A N設備図

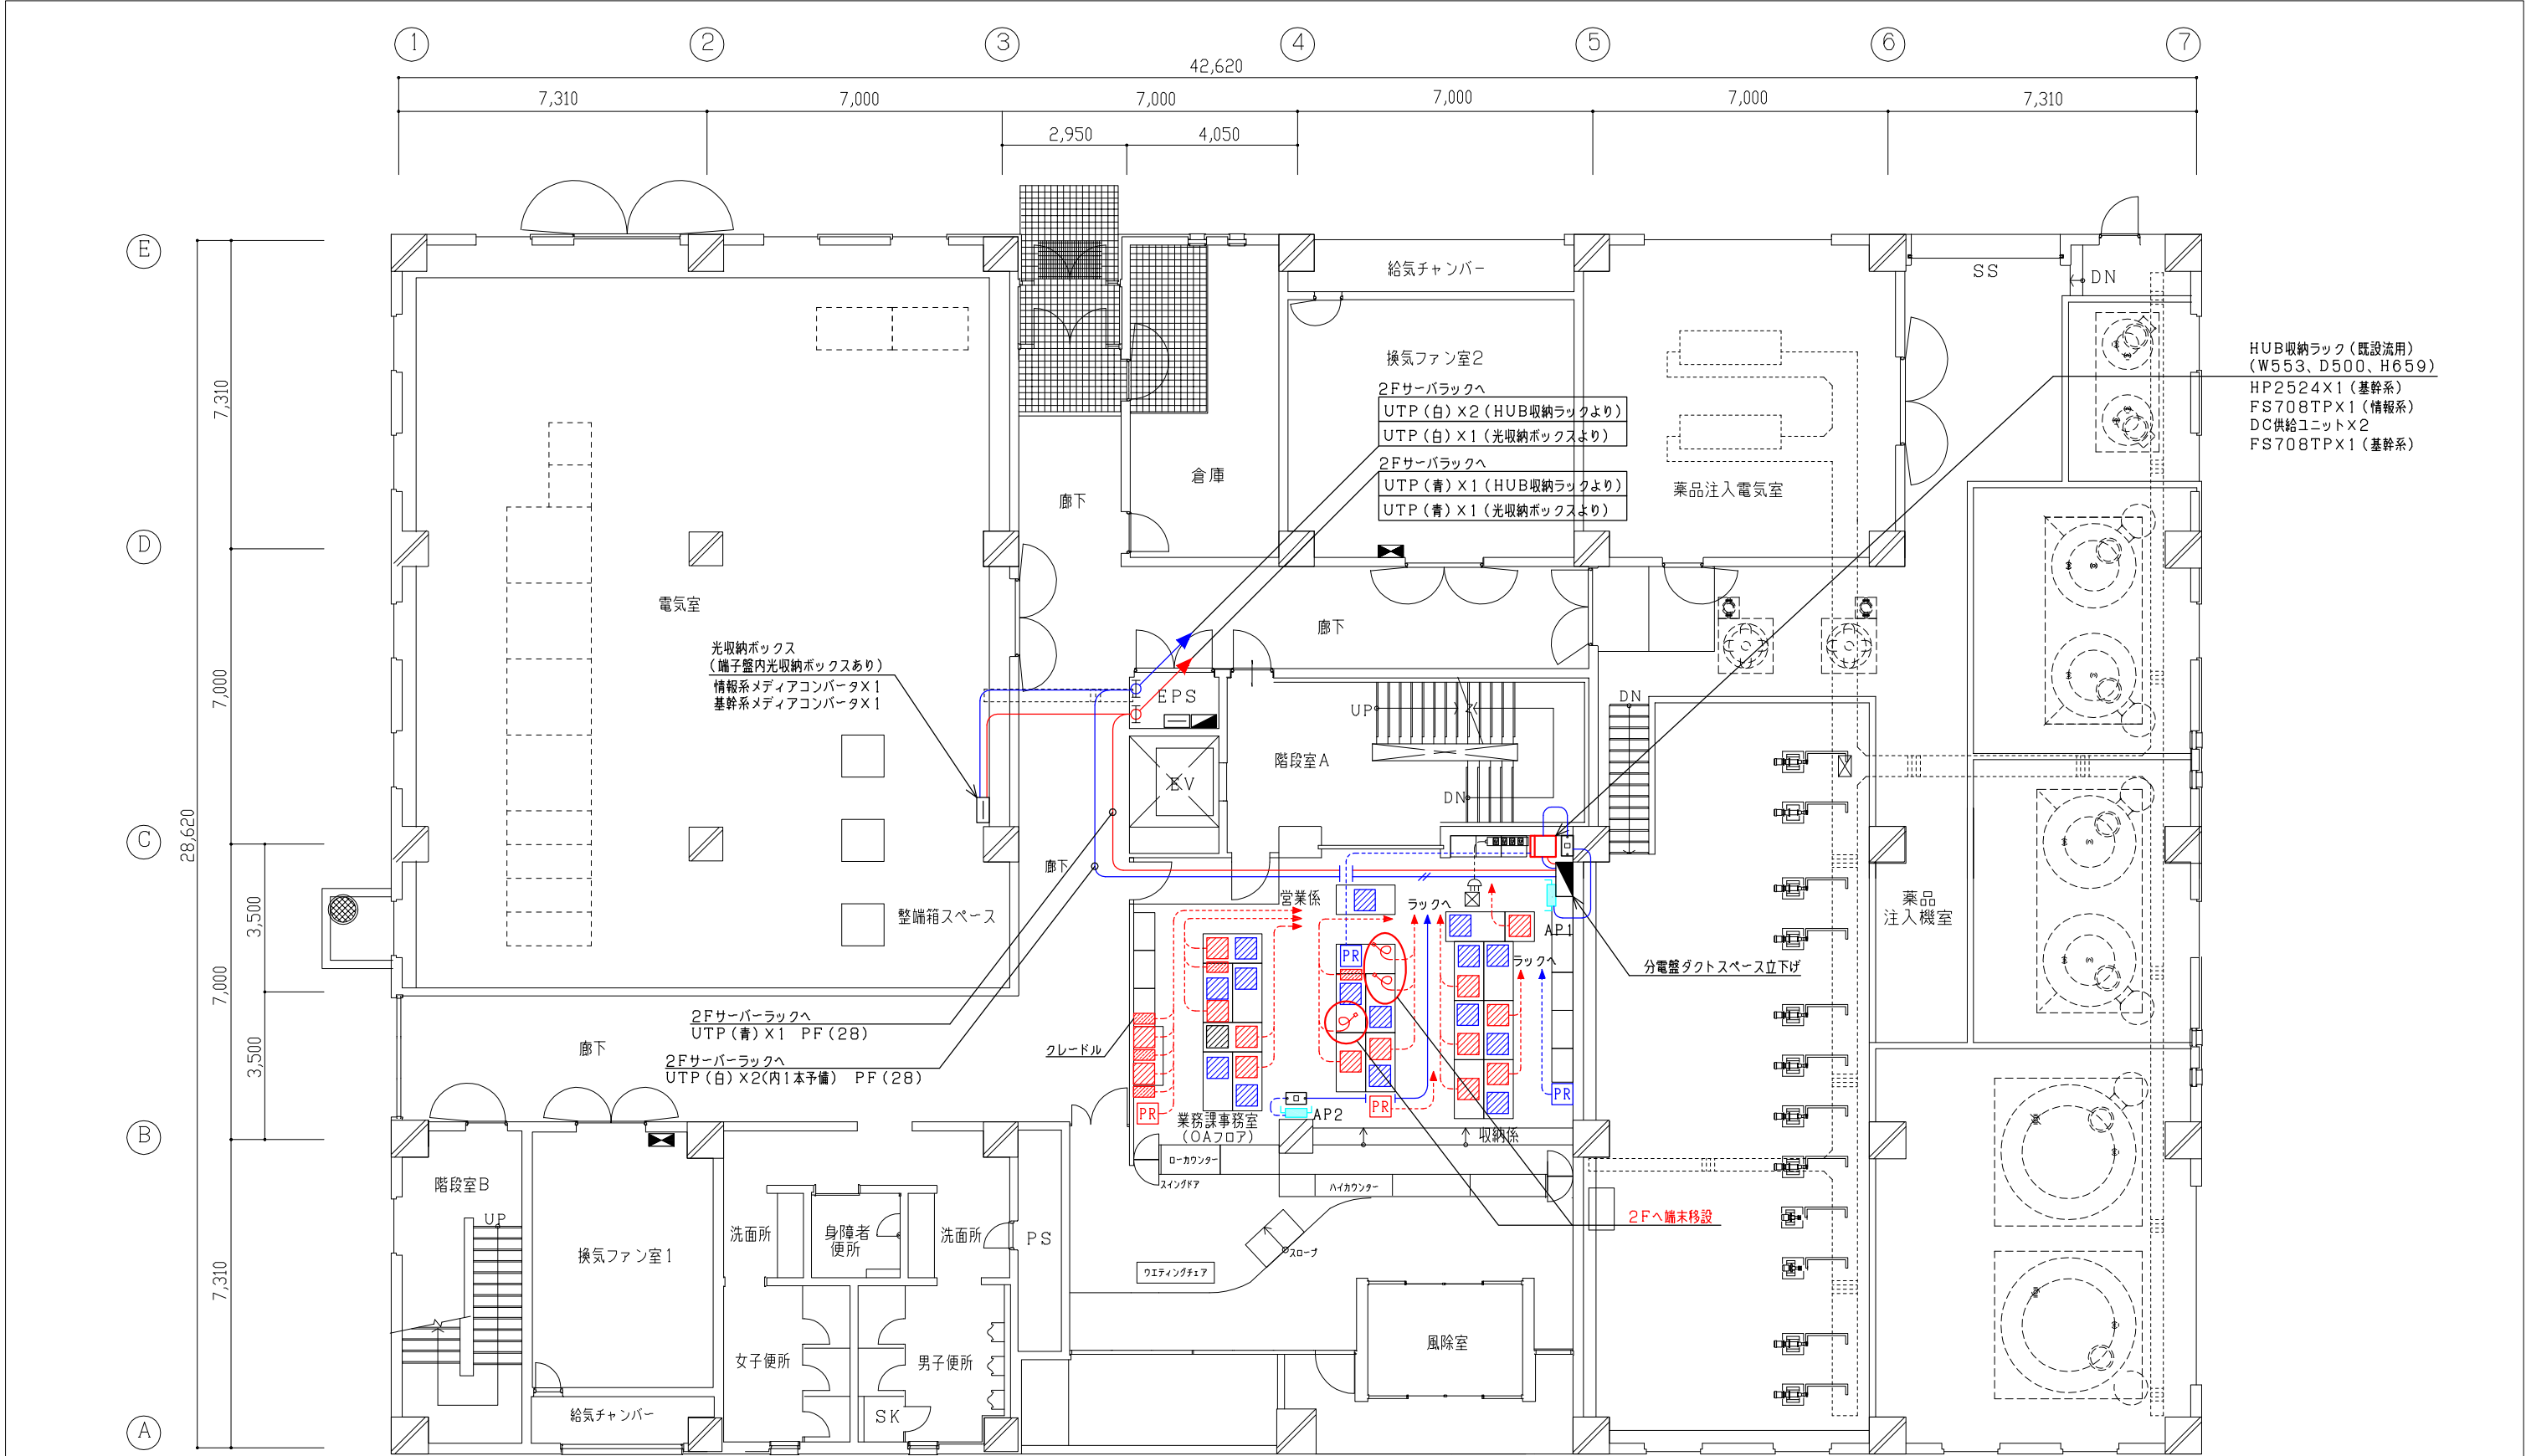

HUB収納ラック（既設活用）
（W553、D500、H659）
HP2524X1（基幹系）
FS708TPX1（情報系）
DC供給ユニット×2
FS708TPX1（基幹系）

1 階平面図


H27.3月
基幹端末移設に伴うLAN配線

＜凡 例＞ 図面上に明記なきものは下記を示す。				※図面上の青色は情報系を、赤色は基幹系を示す。			
	パソコン		UTPケーブル（天井内転がし）		OAモール（新設）		OAタップ（新設）
	プリンタ		UTPケーブル（床面転がし又は床下配線）		OAモール（既設）		OAタップ（既設）
	情報コンセント		アクセスポイント（AP）		通信線取出口		

（注）事務机レイアウト及びパソコン設置場所は参考程度です。

版数	年月日	記 事	承認	尺 度	図面番号	伊賀水道部（ゆめが丘浄水場） 殿
1	H27.03.16	修 正		1/150 (A3)	米	
2						
3				製図 設計 査閲 承認		
4						
5						

1 階
LAN設備図

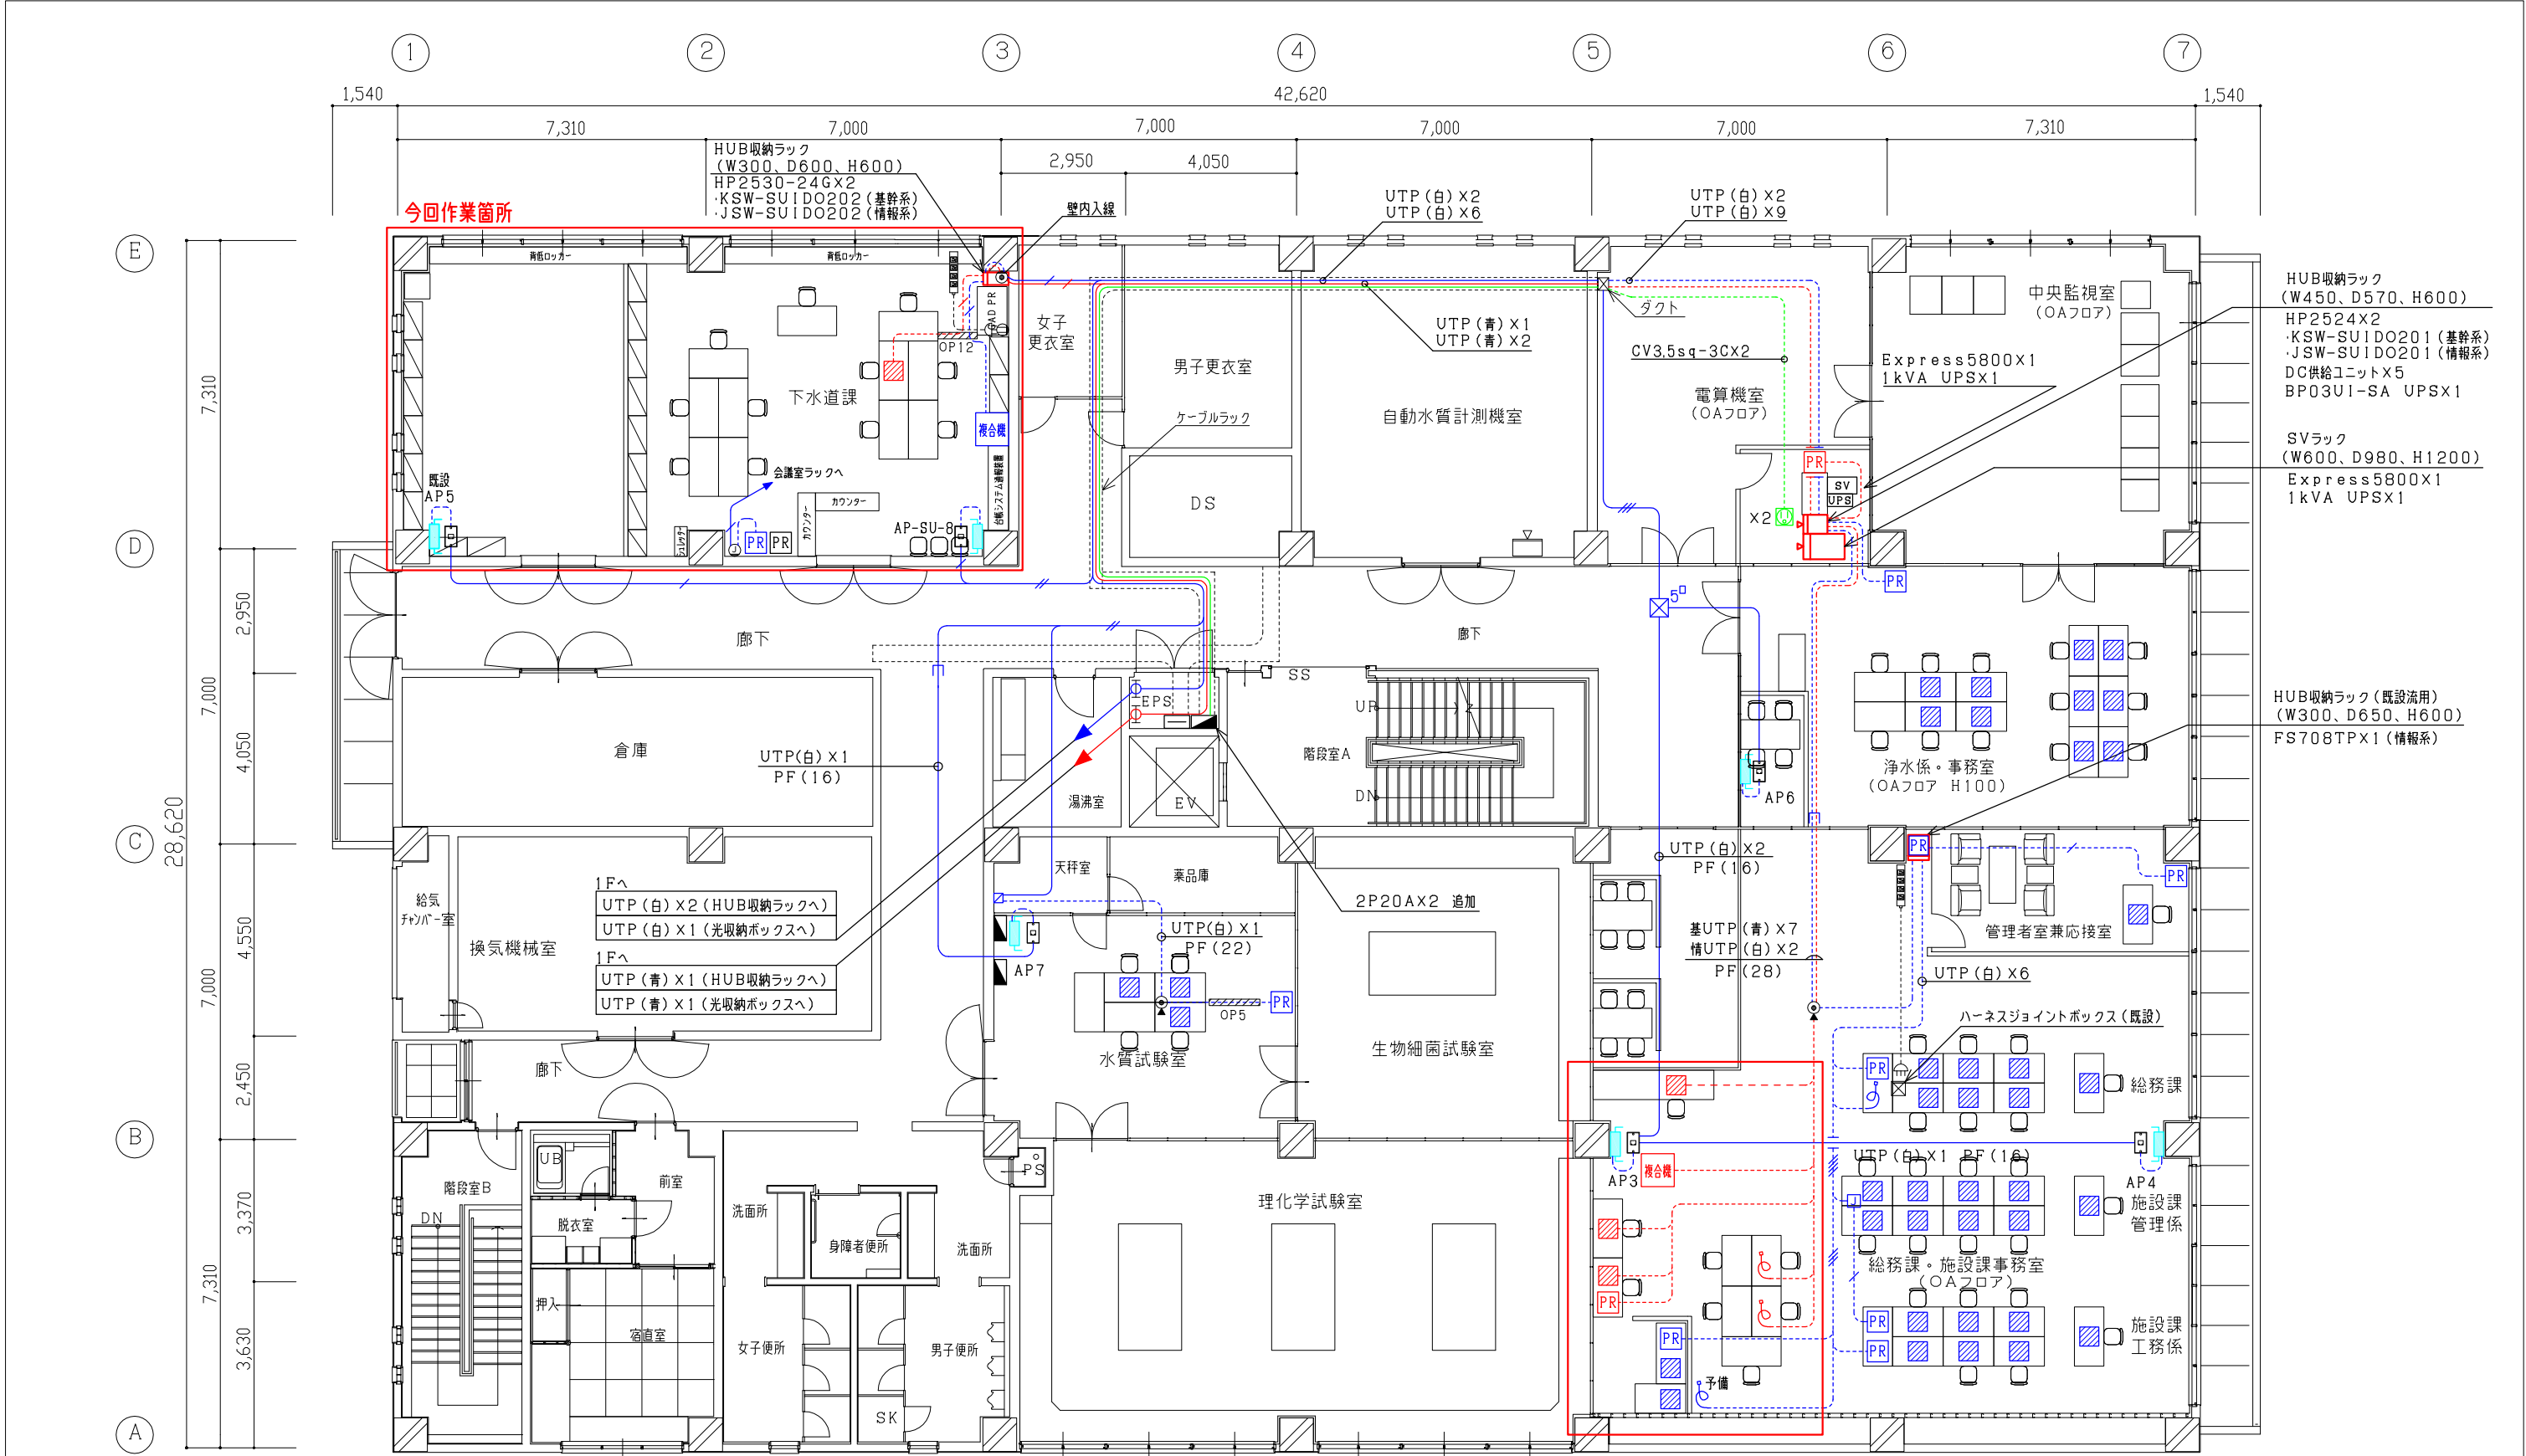


2階平面図

＜凡 例＞ 図面上に明記なきものは下記を示す。				※図面上の青色は情報系を、赤色は基幹系を示す。			
UTPケーブル（天井内敷設）	情報コンセント（壁面）※赤色は新設	通信線取出口（床面）※赤色は新設	OAモール※赤色は新設	アクセスポイント（AP）			
UTPケーブル（床面敷設又は床下配線）	情報コンセント（天井面）※赤色は新設	コンセント※赤色は新設	パソコン	情報コンセント（露出）			
電源（CV3.5sq-3C）	通信線取出口（壁面）※赤色は新設	OAタップ※赤色は新設	プリンタ				

（注）事務机レイアウト及びパソコン設置場所は参考程度です。

版数	年月日	記事	承認	尺度	図面番号	伊賀水道部（ゆめが丘浄水場） 殿
1	H28.03.	完成図		1/150 (A3)	米	
2	H29.03.28	LAN改修				
3				製図 設計 査閲 承認		
4						
5						


2 階
LAN及びコンセント設備図（完成図）

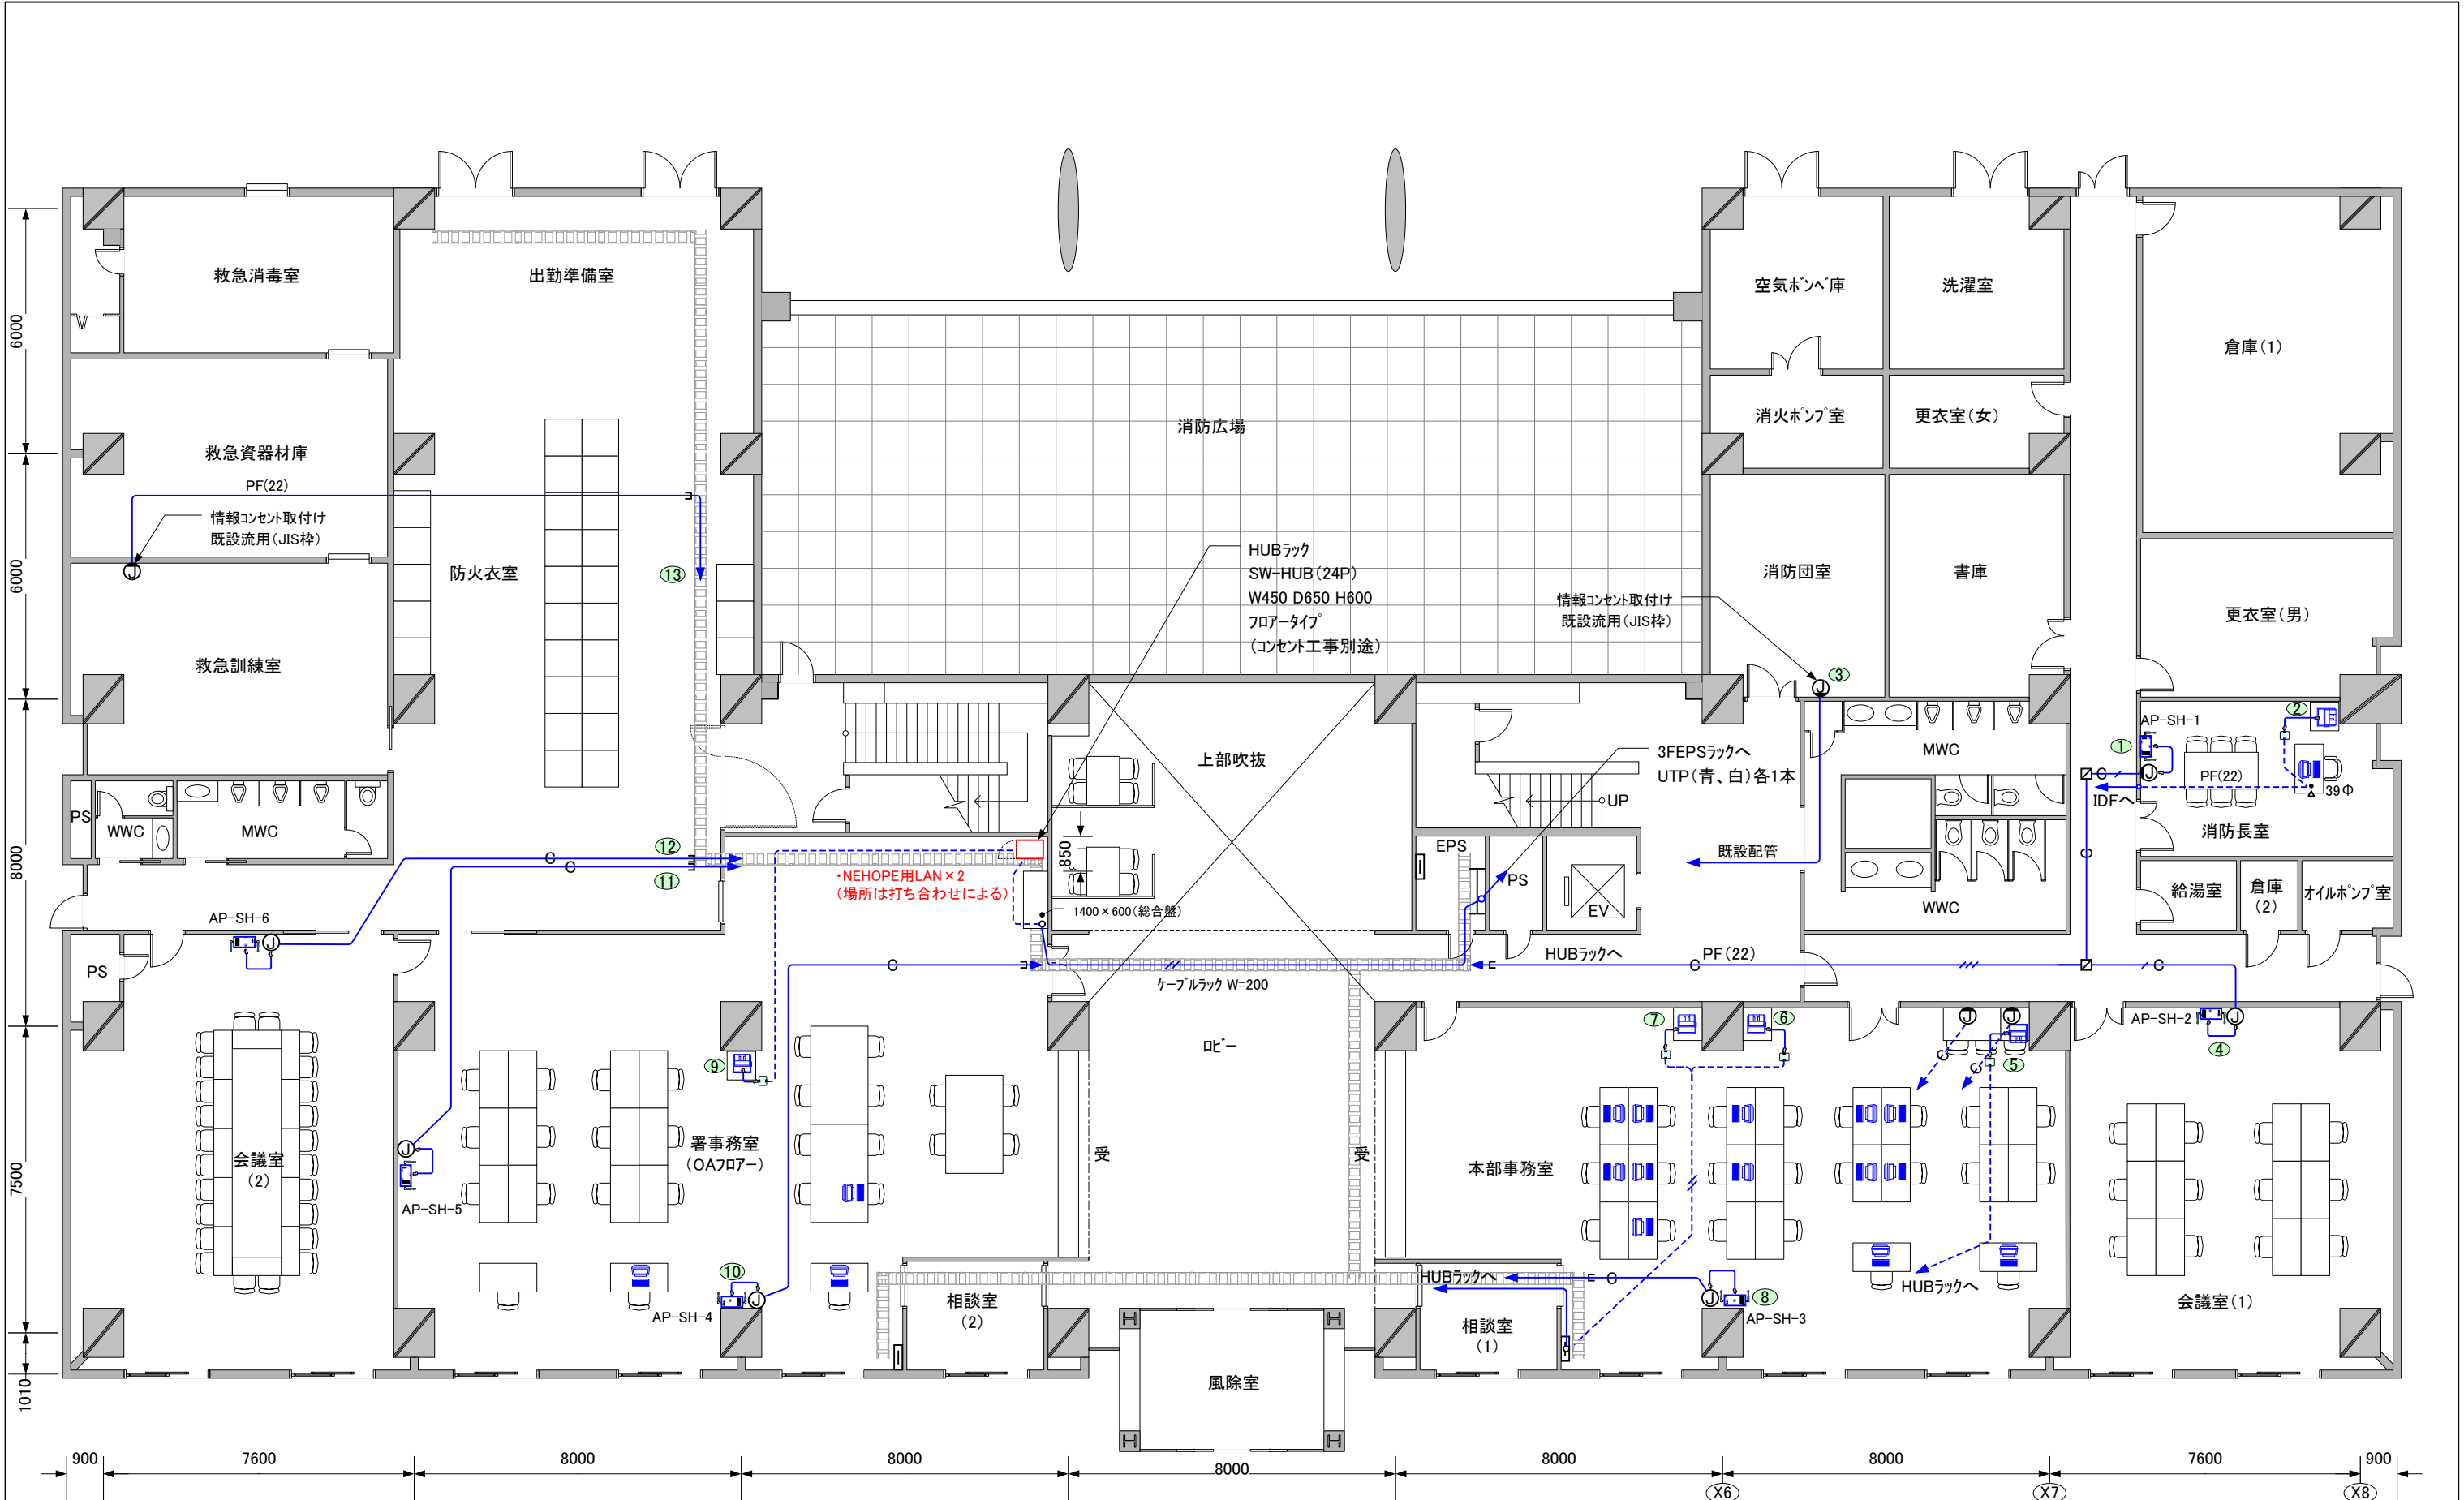



凡例	記号	名称	備考
	X1	図中記入なきものは下記による	
	X2		
	X3		
	X4		
	X5		
	X6		
	X7		
	X8		

記号	名称	備考
—	UTPケーブル	カテゴリ5e (アイボリー) 天井内いんぺい
—	UTPケーブル	カテゴリ5e (青) 天井内いんぺい
- - -	UTPケーブル	カテゴリ5e (アイボリー) OA707ー内コガシ
- - -	UTPケーブル	カテゴリ5e (青) OA707ー内コガシ
□ □	情報コンセント	露出1個口 (青)・(アイボリー)

伊賀市消防本部 殿				
1階平面図				
LAN設備図 (施工図)	サイズ A3	FSCM 番号	図面番号	改訂
	縮尺	1:150	シート	

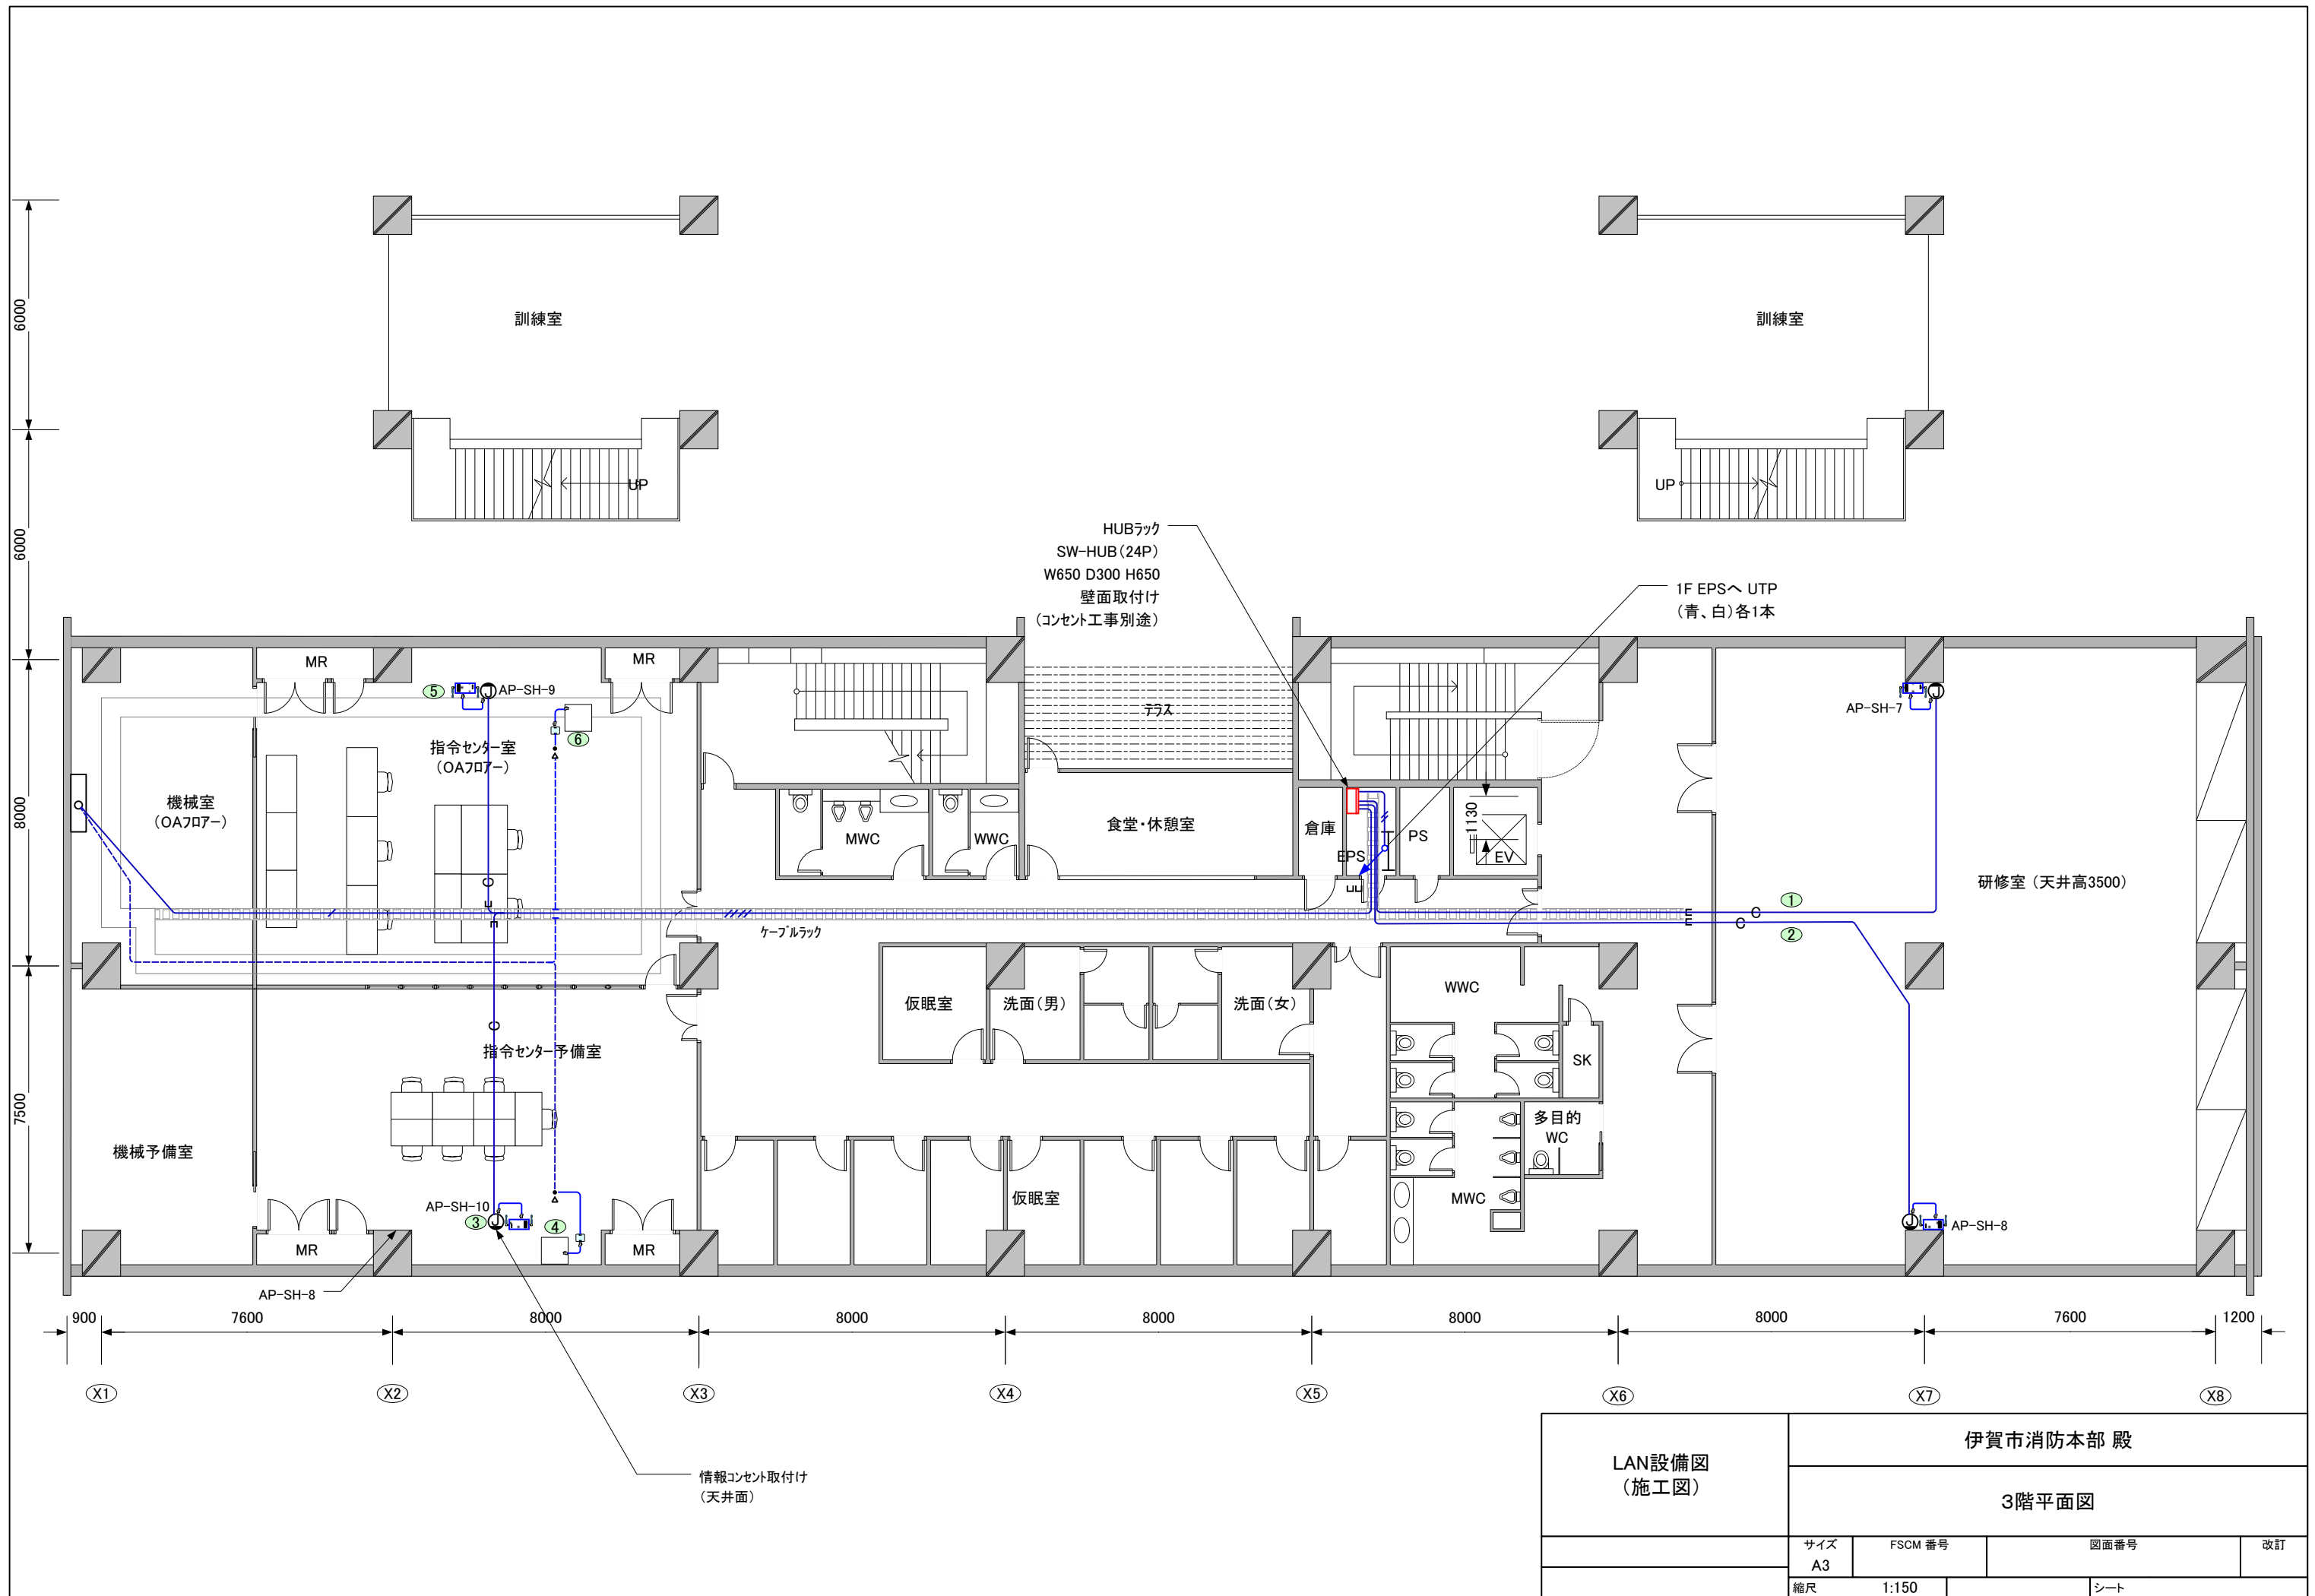

新設ネットワークラック W650 D250 H650
露出コンセント2個用抜止め取り付け

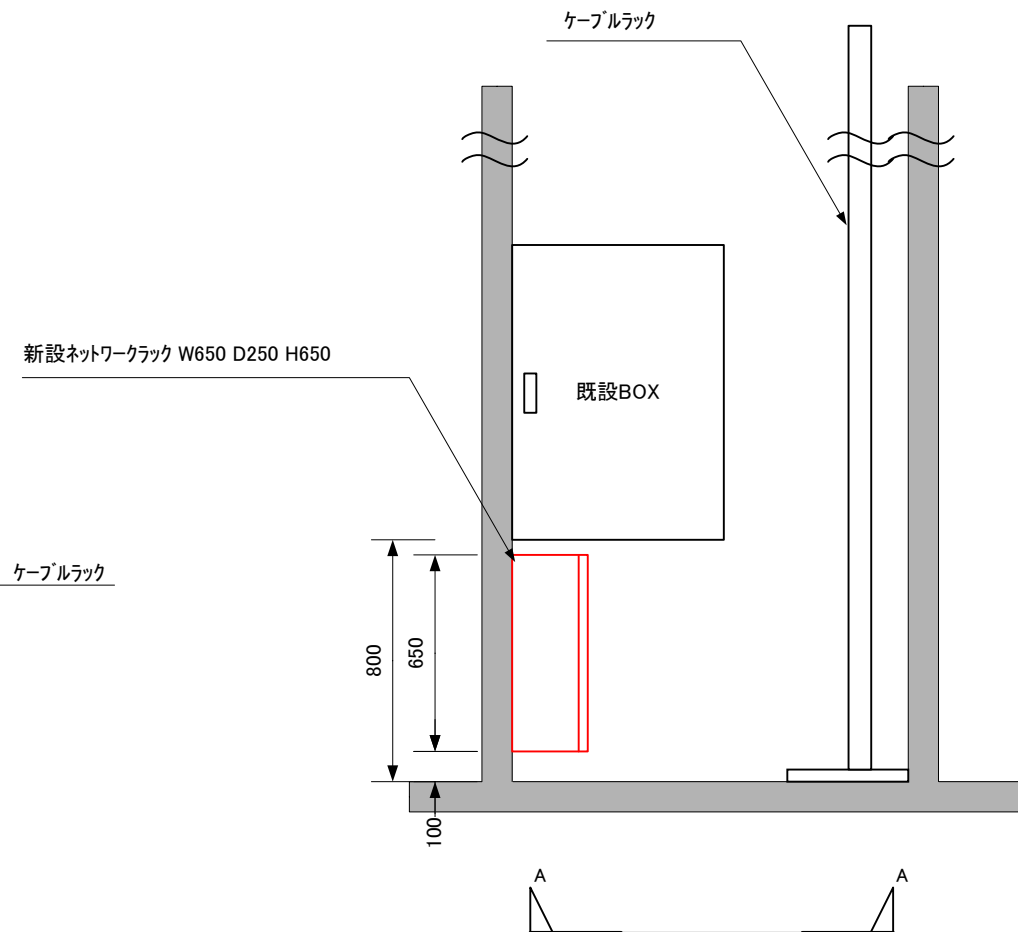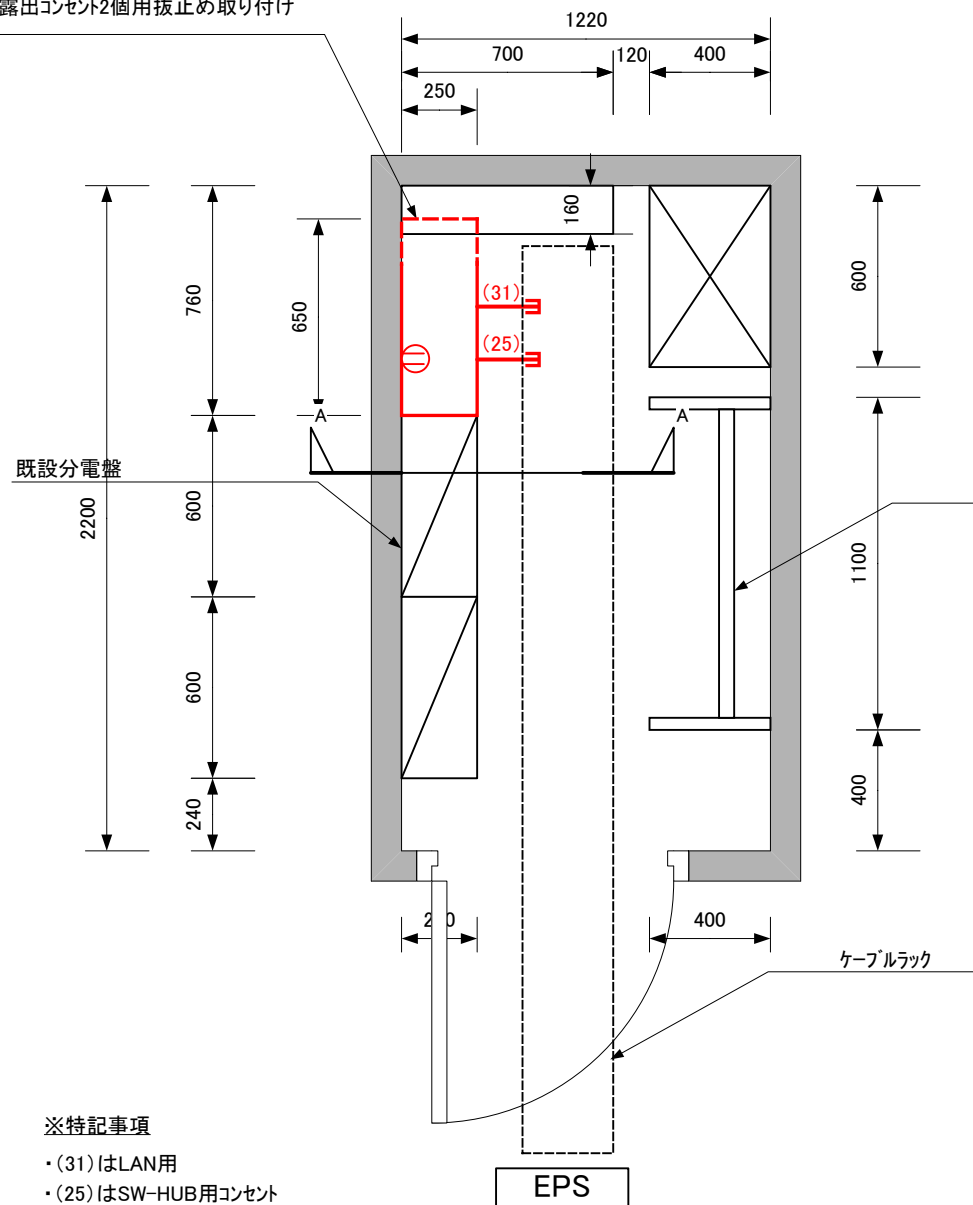


施工図

伊賀市消防本部 殿

3階 EPS内ネットワークラック取り付け寸法図


サイズ	FSCM 番号	図面番号	改訂
縮尺	1:25	シート	3 / 3

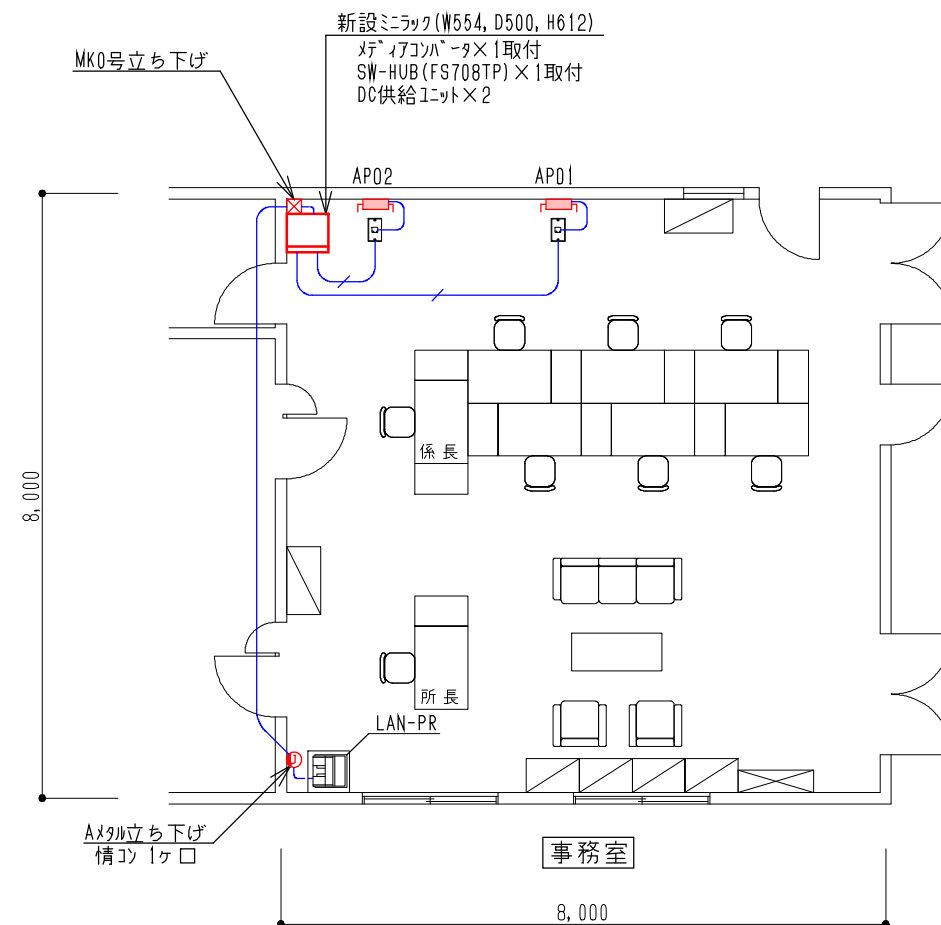

1 階（一部）

（１）ミニラック取付姿図（S=1/20）	（２）情報コンセント１ヶ所 天井面取付図	凡 例
		- UTPケーブル（天井内いんぺい） - UTPケーブル（床面転がし又はOAフロア内） - アクセスポイント（APL） - 情報コンセント１ヶ所（天井面取付） - 情報コンセント１ヶ所（壁面取付） - 新設LAN-PR


版数	年月日	記 事	承認	仕様書番号	32	消防 (3)	阿山分署
1				尺 度	1/100		
2				製図	設計	L A N 設 備 図	
3				査閲	承認		
4							
5							

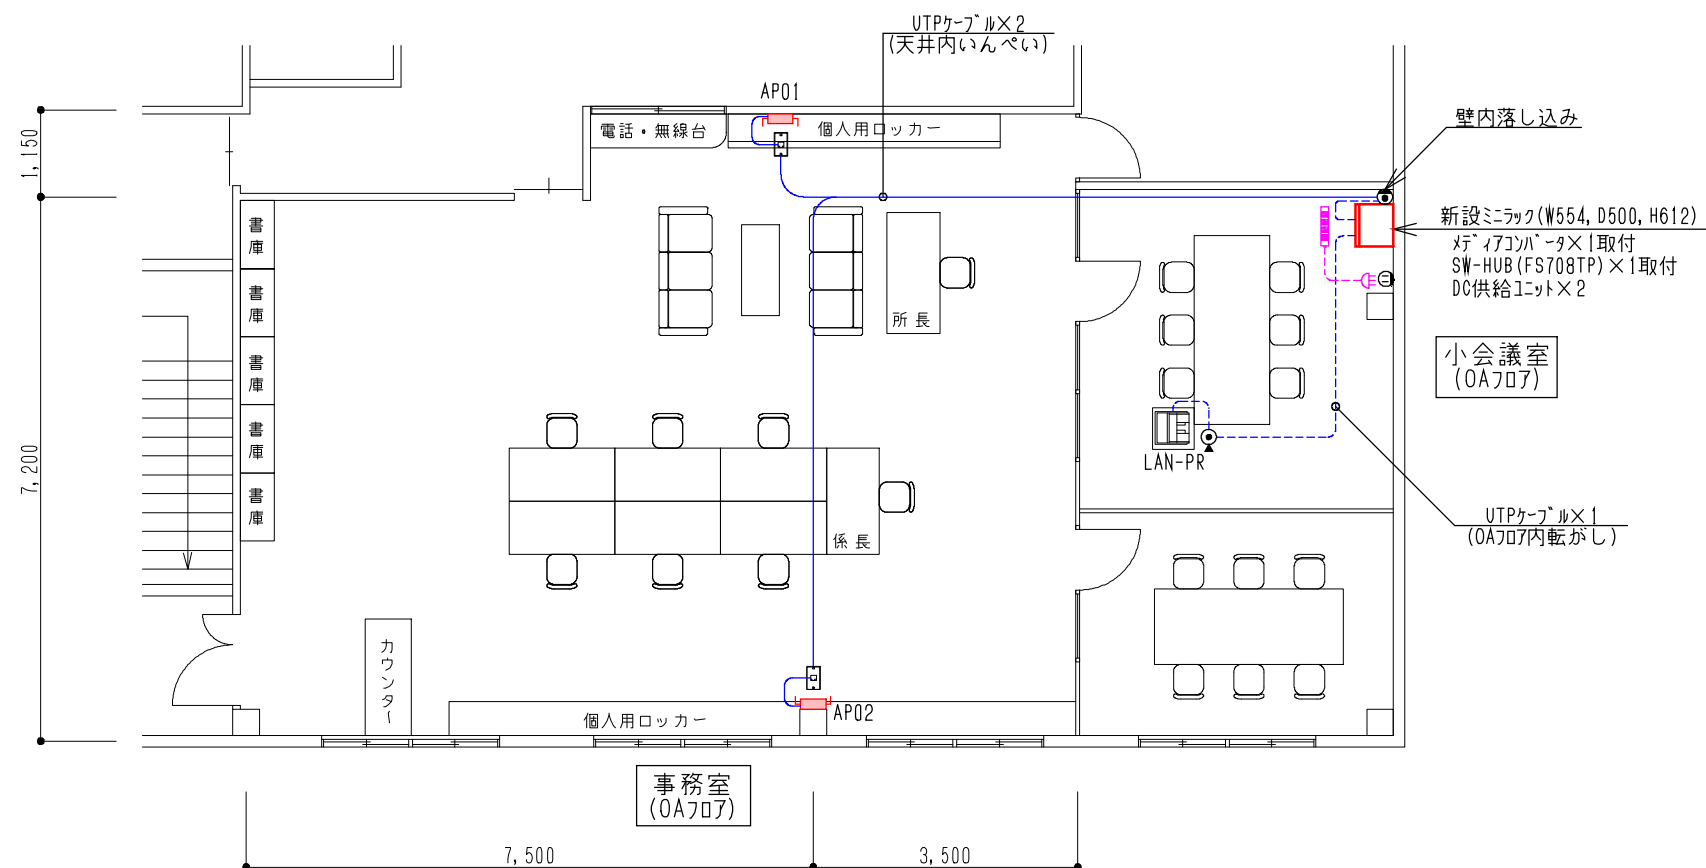

1 階（一部）

(1) ミニラック取付姿図 (S=1/20)	(2) 情報コンセント 1 ケーブル 天井面取付図	凡 例
		- UTPケーブル (天井内いんべい) - UTPケーブル (床面転がし又はOAフロア内) - アクセスポイント (APL) - 情報コンセント 1 ケーブル (天井面取付) - 情報コンセント 1 ケーブル (壁面取付) - 新設 LAN-PR

版数	年月日	記 事	承認	仕様書番号	33	消防 (4)	大山田分署
1				尺 度	1/100		
2				製図	設計	査閲	承認
3							
4							
5							

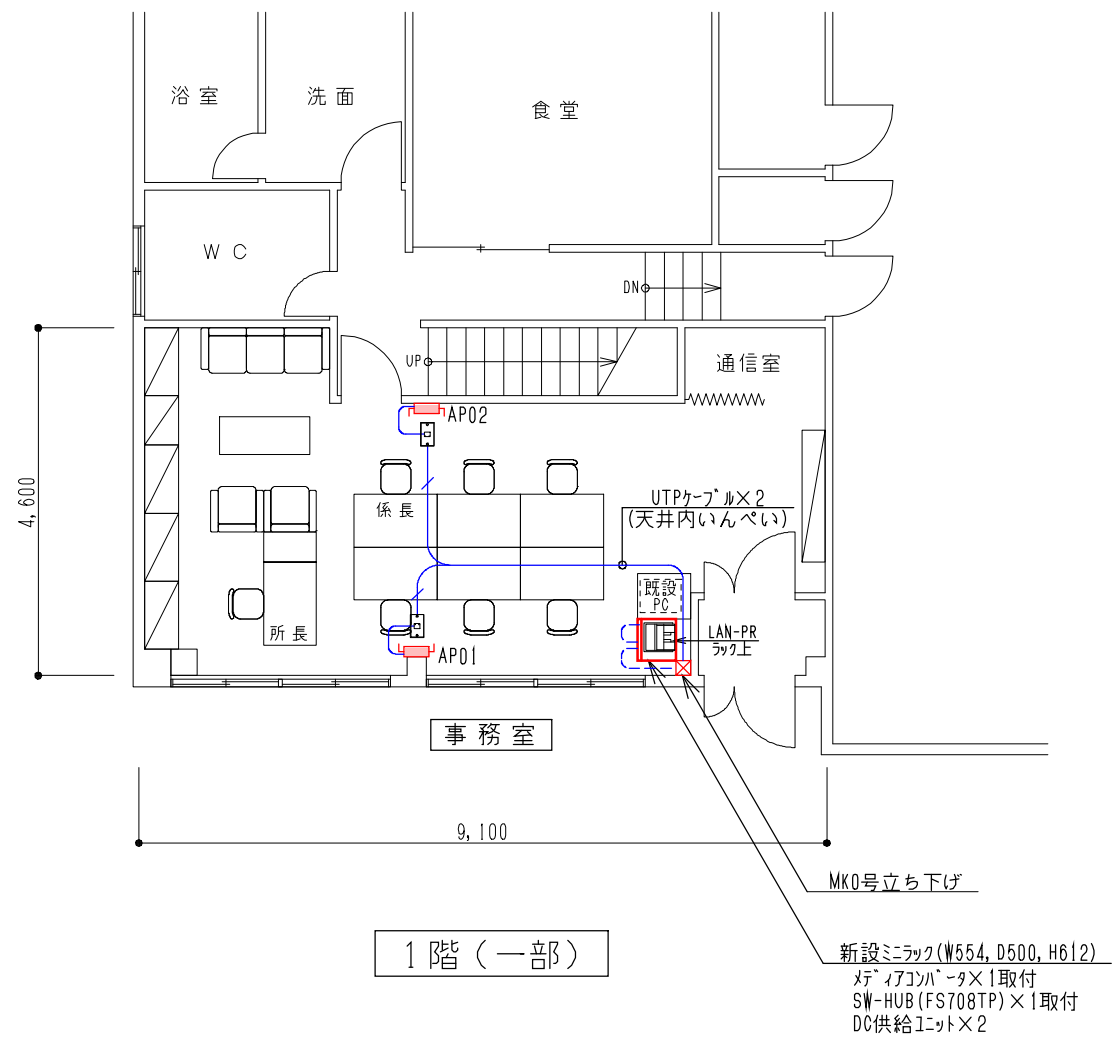

1 階（一部）


（１）ミニラック取付姿図（S=1/20）

（２）情報コンセント 1 ケロ 天井面取付図

凡 例

- UTPケーブル（天井内いんべい）
- - - UTPケーブル（床面転がし又はOAフロア内）
- APL
- 情報コンセント 1 ケロ（天井面取付）
- 情報コンセント 1 ケロ（壁面取付）
- 新設 LAN-PR


版数	年月日	記 事	承認	仕様書番号	34	消防 (5)	島ヶ原分署
1				尺 度	1/100		
2				製図	設計	L A N 設 備 図	
3				査閲	承認		
4							
5							

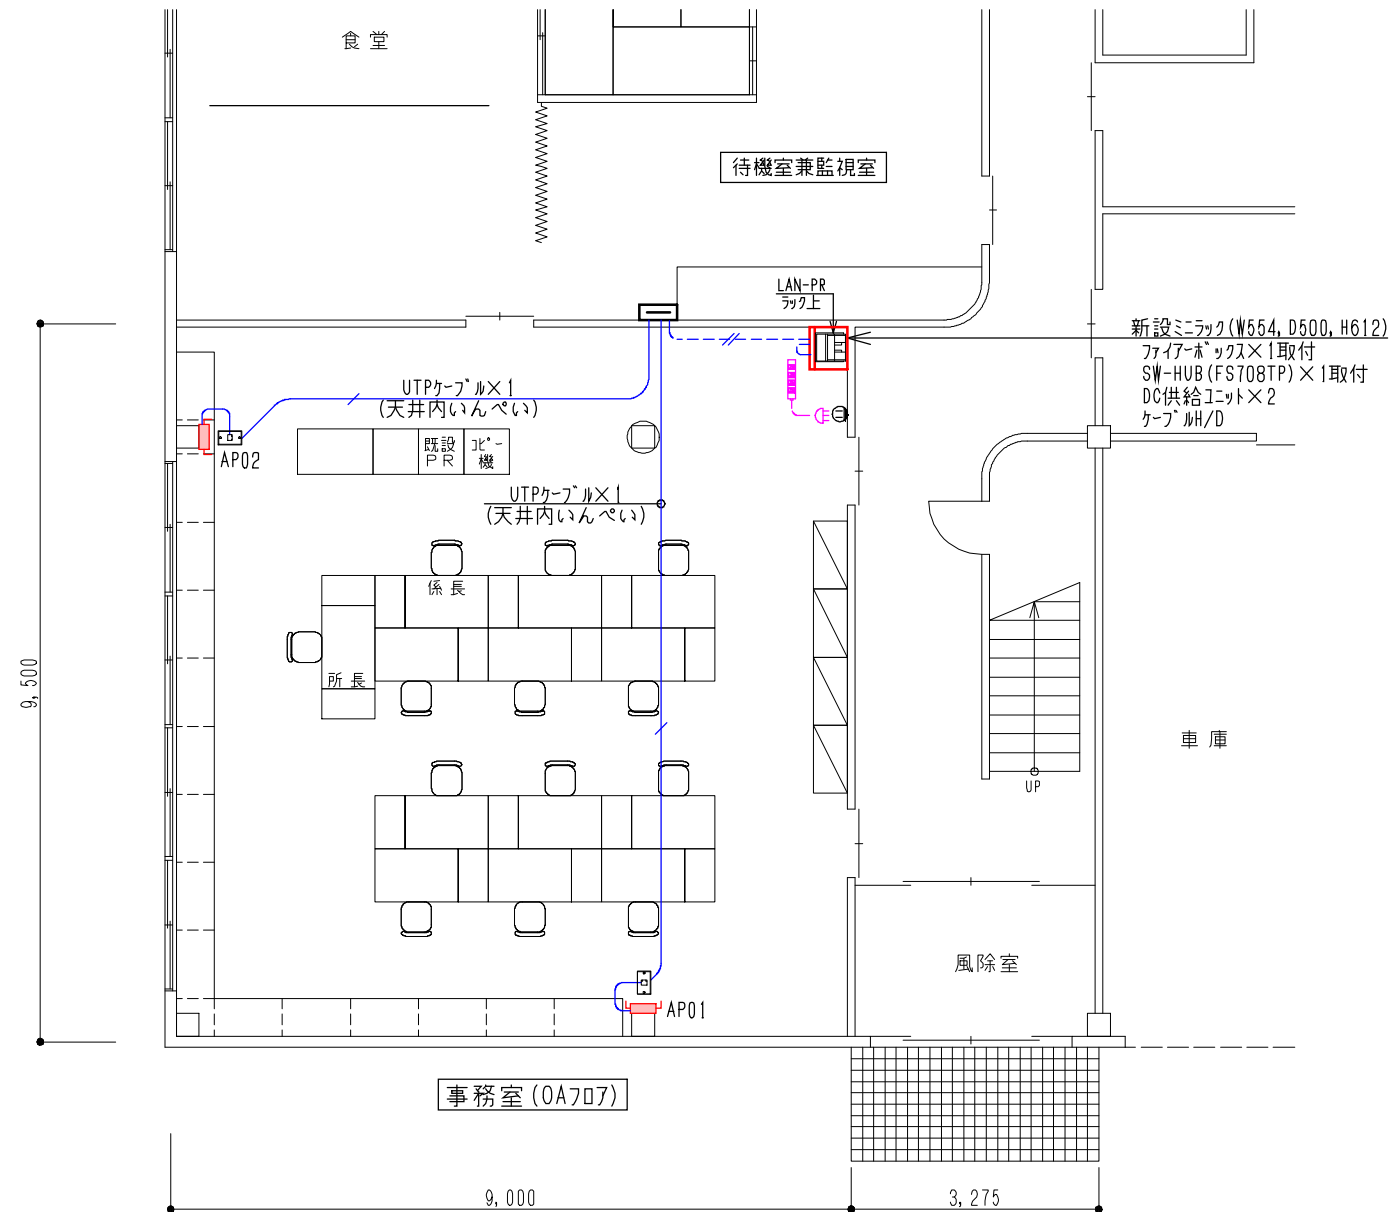

1 階（一部）

（１）ミニラック取付姿図（S=1/20）		（２）情報コンセント 1 ケロ 天井面取付図	凡 例
＜丸山出張所＞ 553 (W553, D500, H612) WatchGuard Firebox700 HUB8P DC供給ユニット×2 棚板 ▼床面 開口部		UTPケーブル×1 (天井内いんべい) 埋込モジュラーラック 情報コンセント1ケロ 天井面取付 モジュラーレイト1ケロ ▲天井面 APL取付 (ビスにて引っ掛け) 柱又は壁面	UTPケーブル (天井内いんべい) UTPケーブル (床面転がし又はOAフロア内) アクセスポイント (APL) 情報コンセント 1 ケロ (天井面取付) 情報コンセント 1 ケロ (壁面取付) 新設 LAN-PR



版数	年月日	記 事	承認	仕様書番号	35	消防 (6)	丸山分署
1				尺 度	1/100		
2				製図	設計	L A N 設 備 図	
3				査閲	承認		
4							
5							

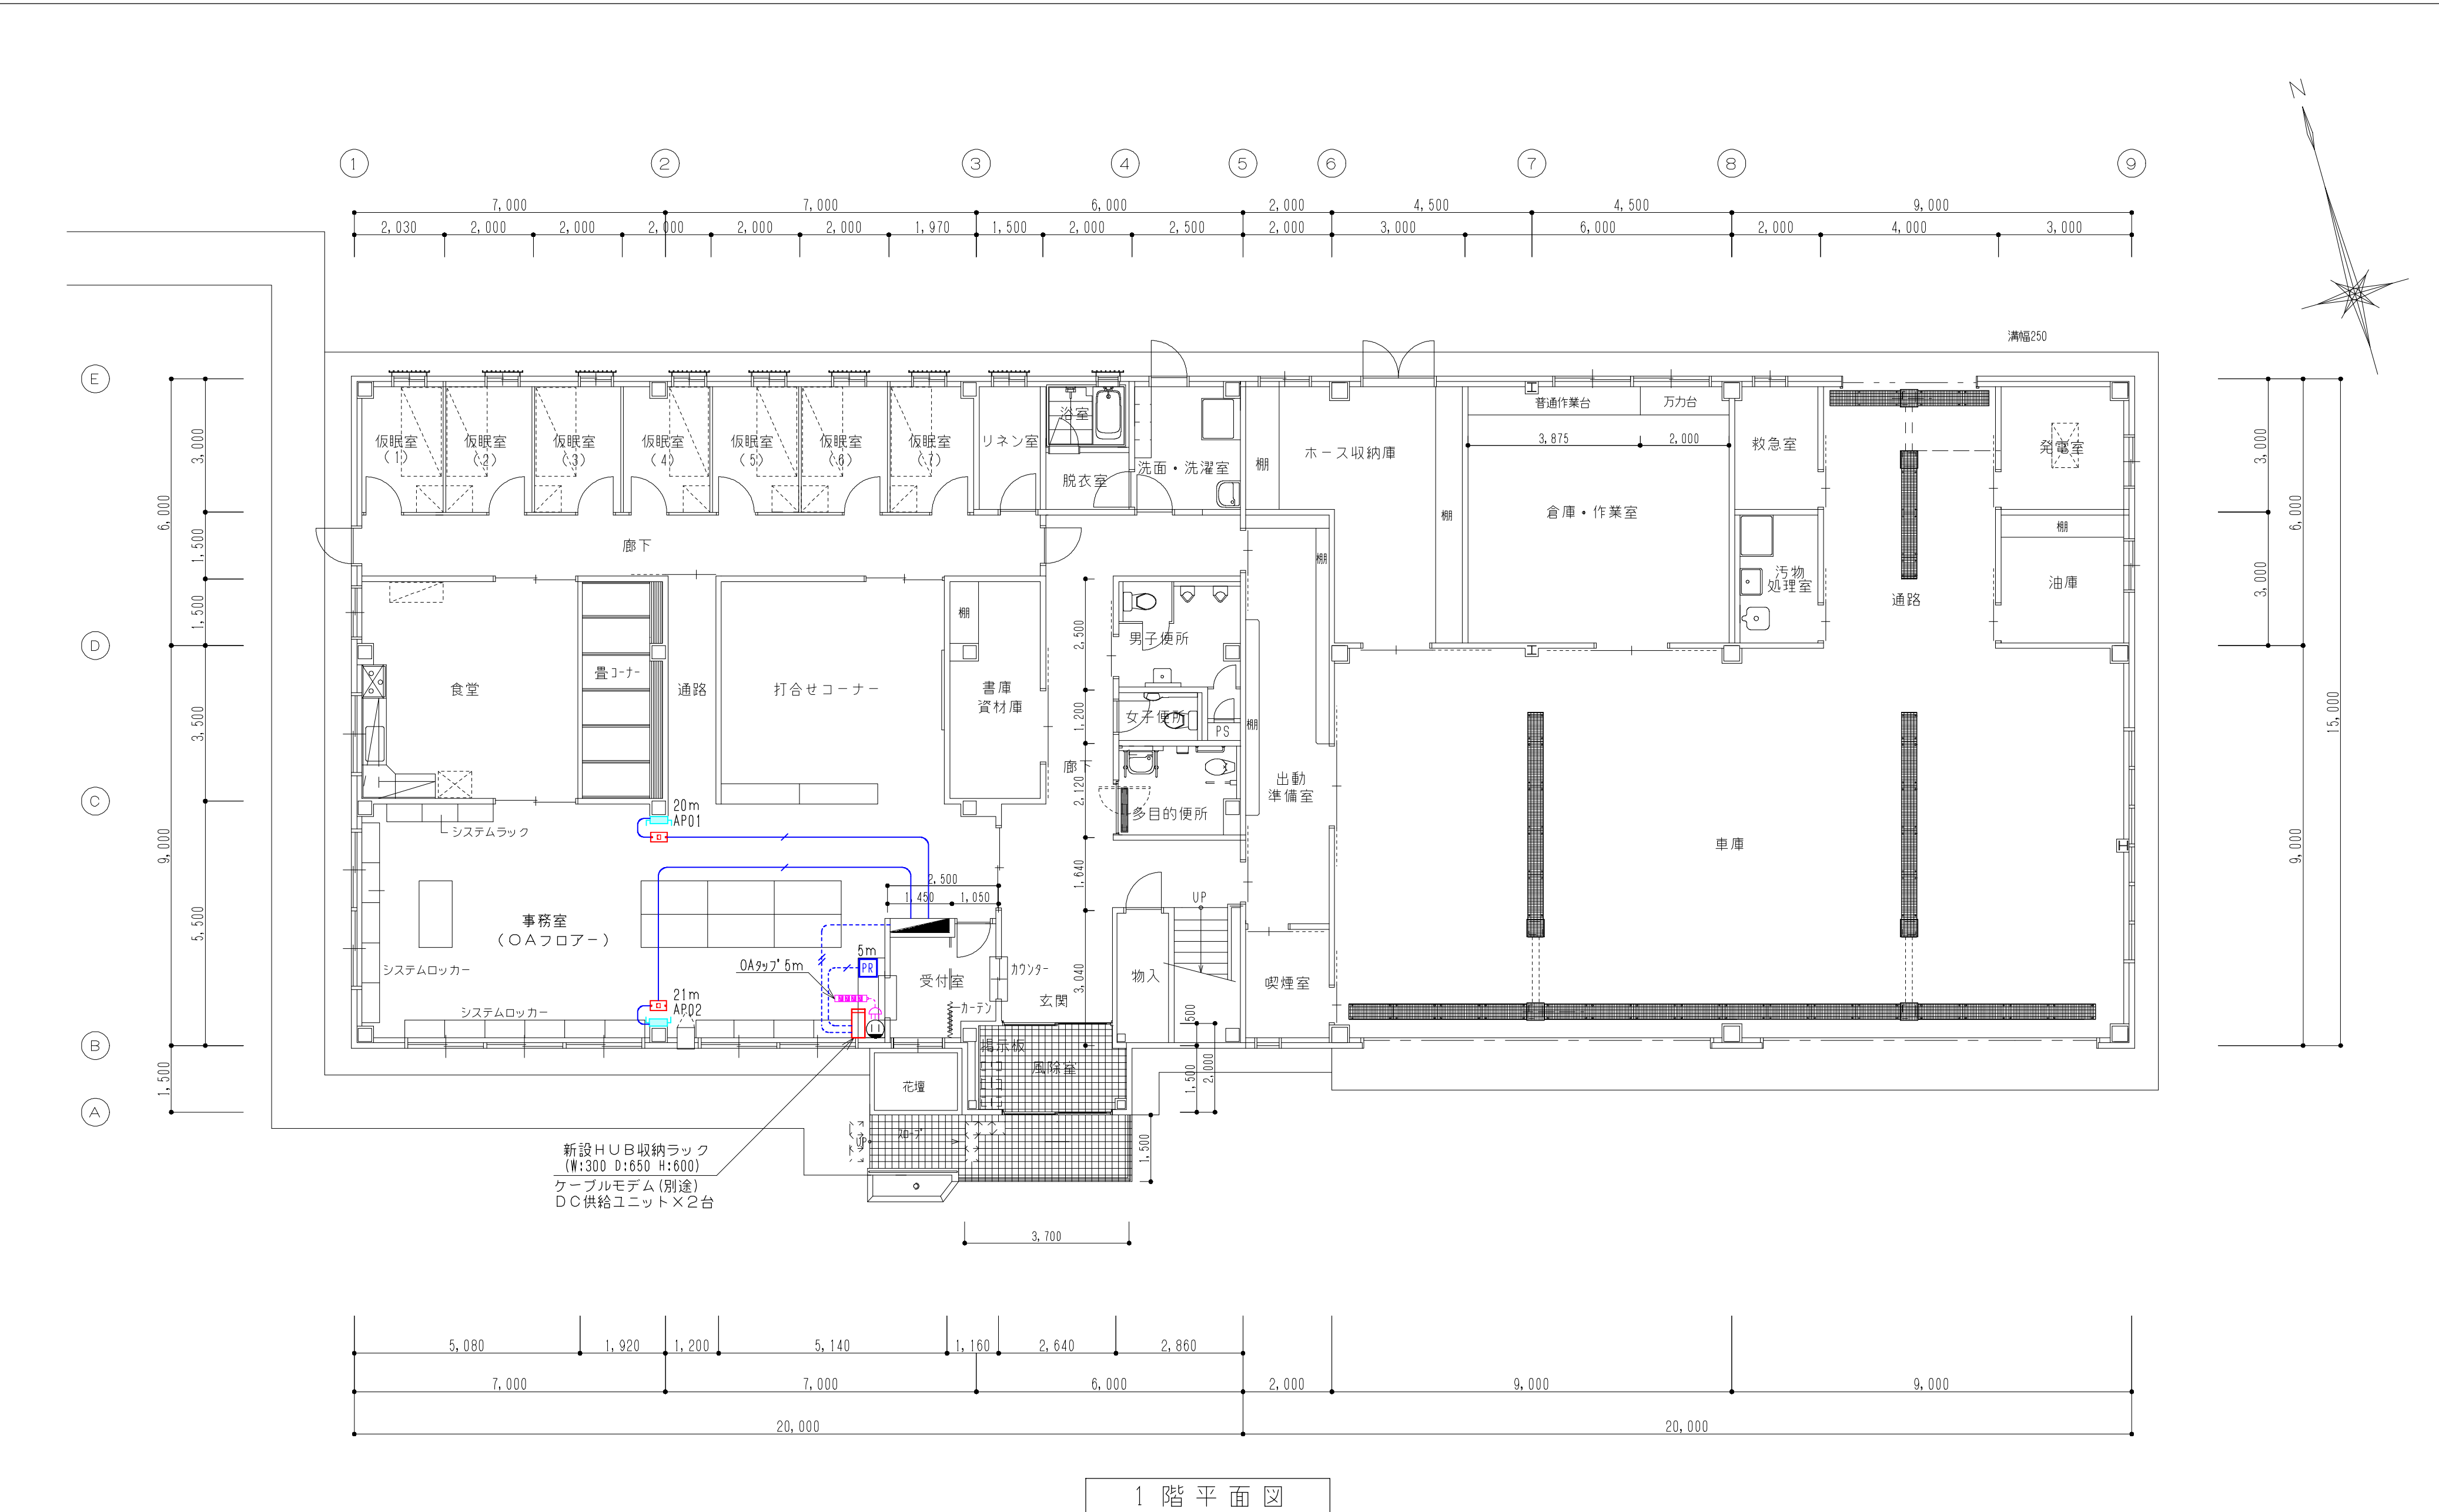

1 階 平 面 図


< 凡 例 > 図面上に明記なきものは下記を示す。							
	UTPケーブル（天上内転がし）		コンセント		パソコン		OAタップ（新設）
	UTPケーブル（床面転がし又は床下配線）		情報コンセント（AP用）		プリンタ		無線アクセスポイント（新設）

版数	年月日	記 事	承認	仕様書番号		36	消防 (7)	伊賀市中消防署西分署
1	H14. 8. 15	発 行		尺 度		1/100		
2	H14. 9. 2	訂 正		製図 設計 査閲 承認			L A N 設 備 図	
3	H16. 10. 14	訂 正						
4								
5								

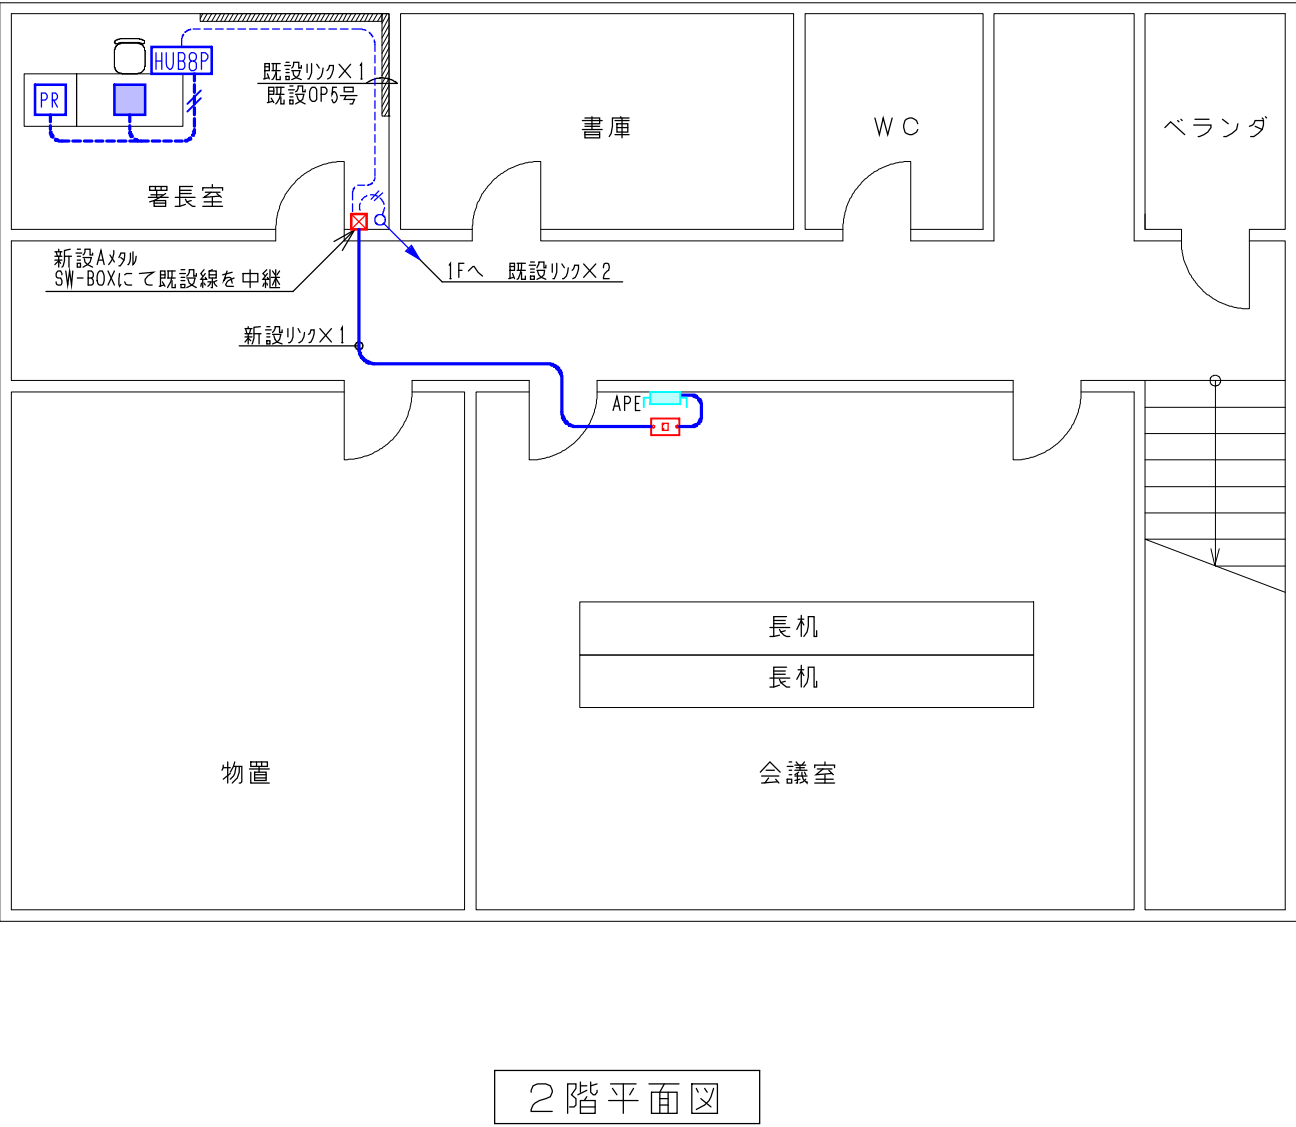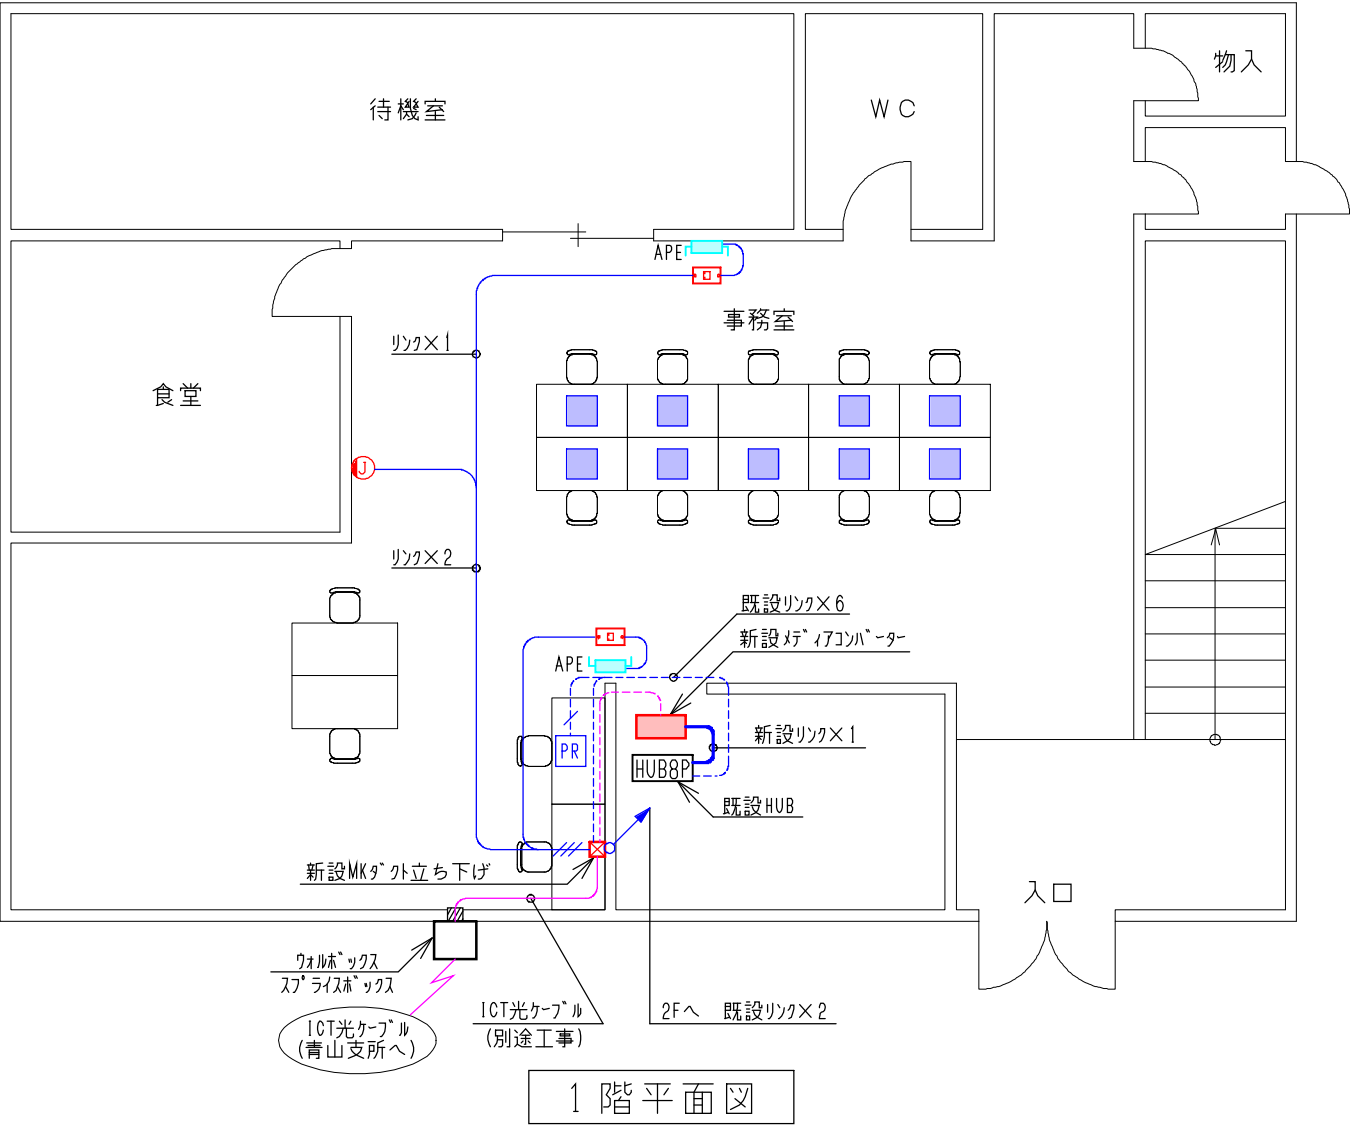

凡 例		※太線は、今回工事を示す。
—	・・・リンクケーブル（天井内いんぺい）	
- - -	・・・リンクケーブル（床面転がし又はOAフロア内）	
□	・・・アクセスポイント（APE）	
□	・・・情報コンセント1ヶ口（天井面取付）	
□	・・・情報コンセント1ヶ口（壁面取付）	
□	・・・パソコン	
PR	・・・プリンタ	

版数	年月日	記 事	承認	仕様書番号	37		消防 (8)	伊賀南消防署(旧青山分署)
1				尺 度	1/100			
2				製図	設計	査 閲	承認	L A N 設 備 図
3								
4								
5								

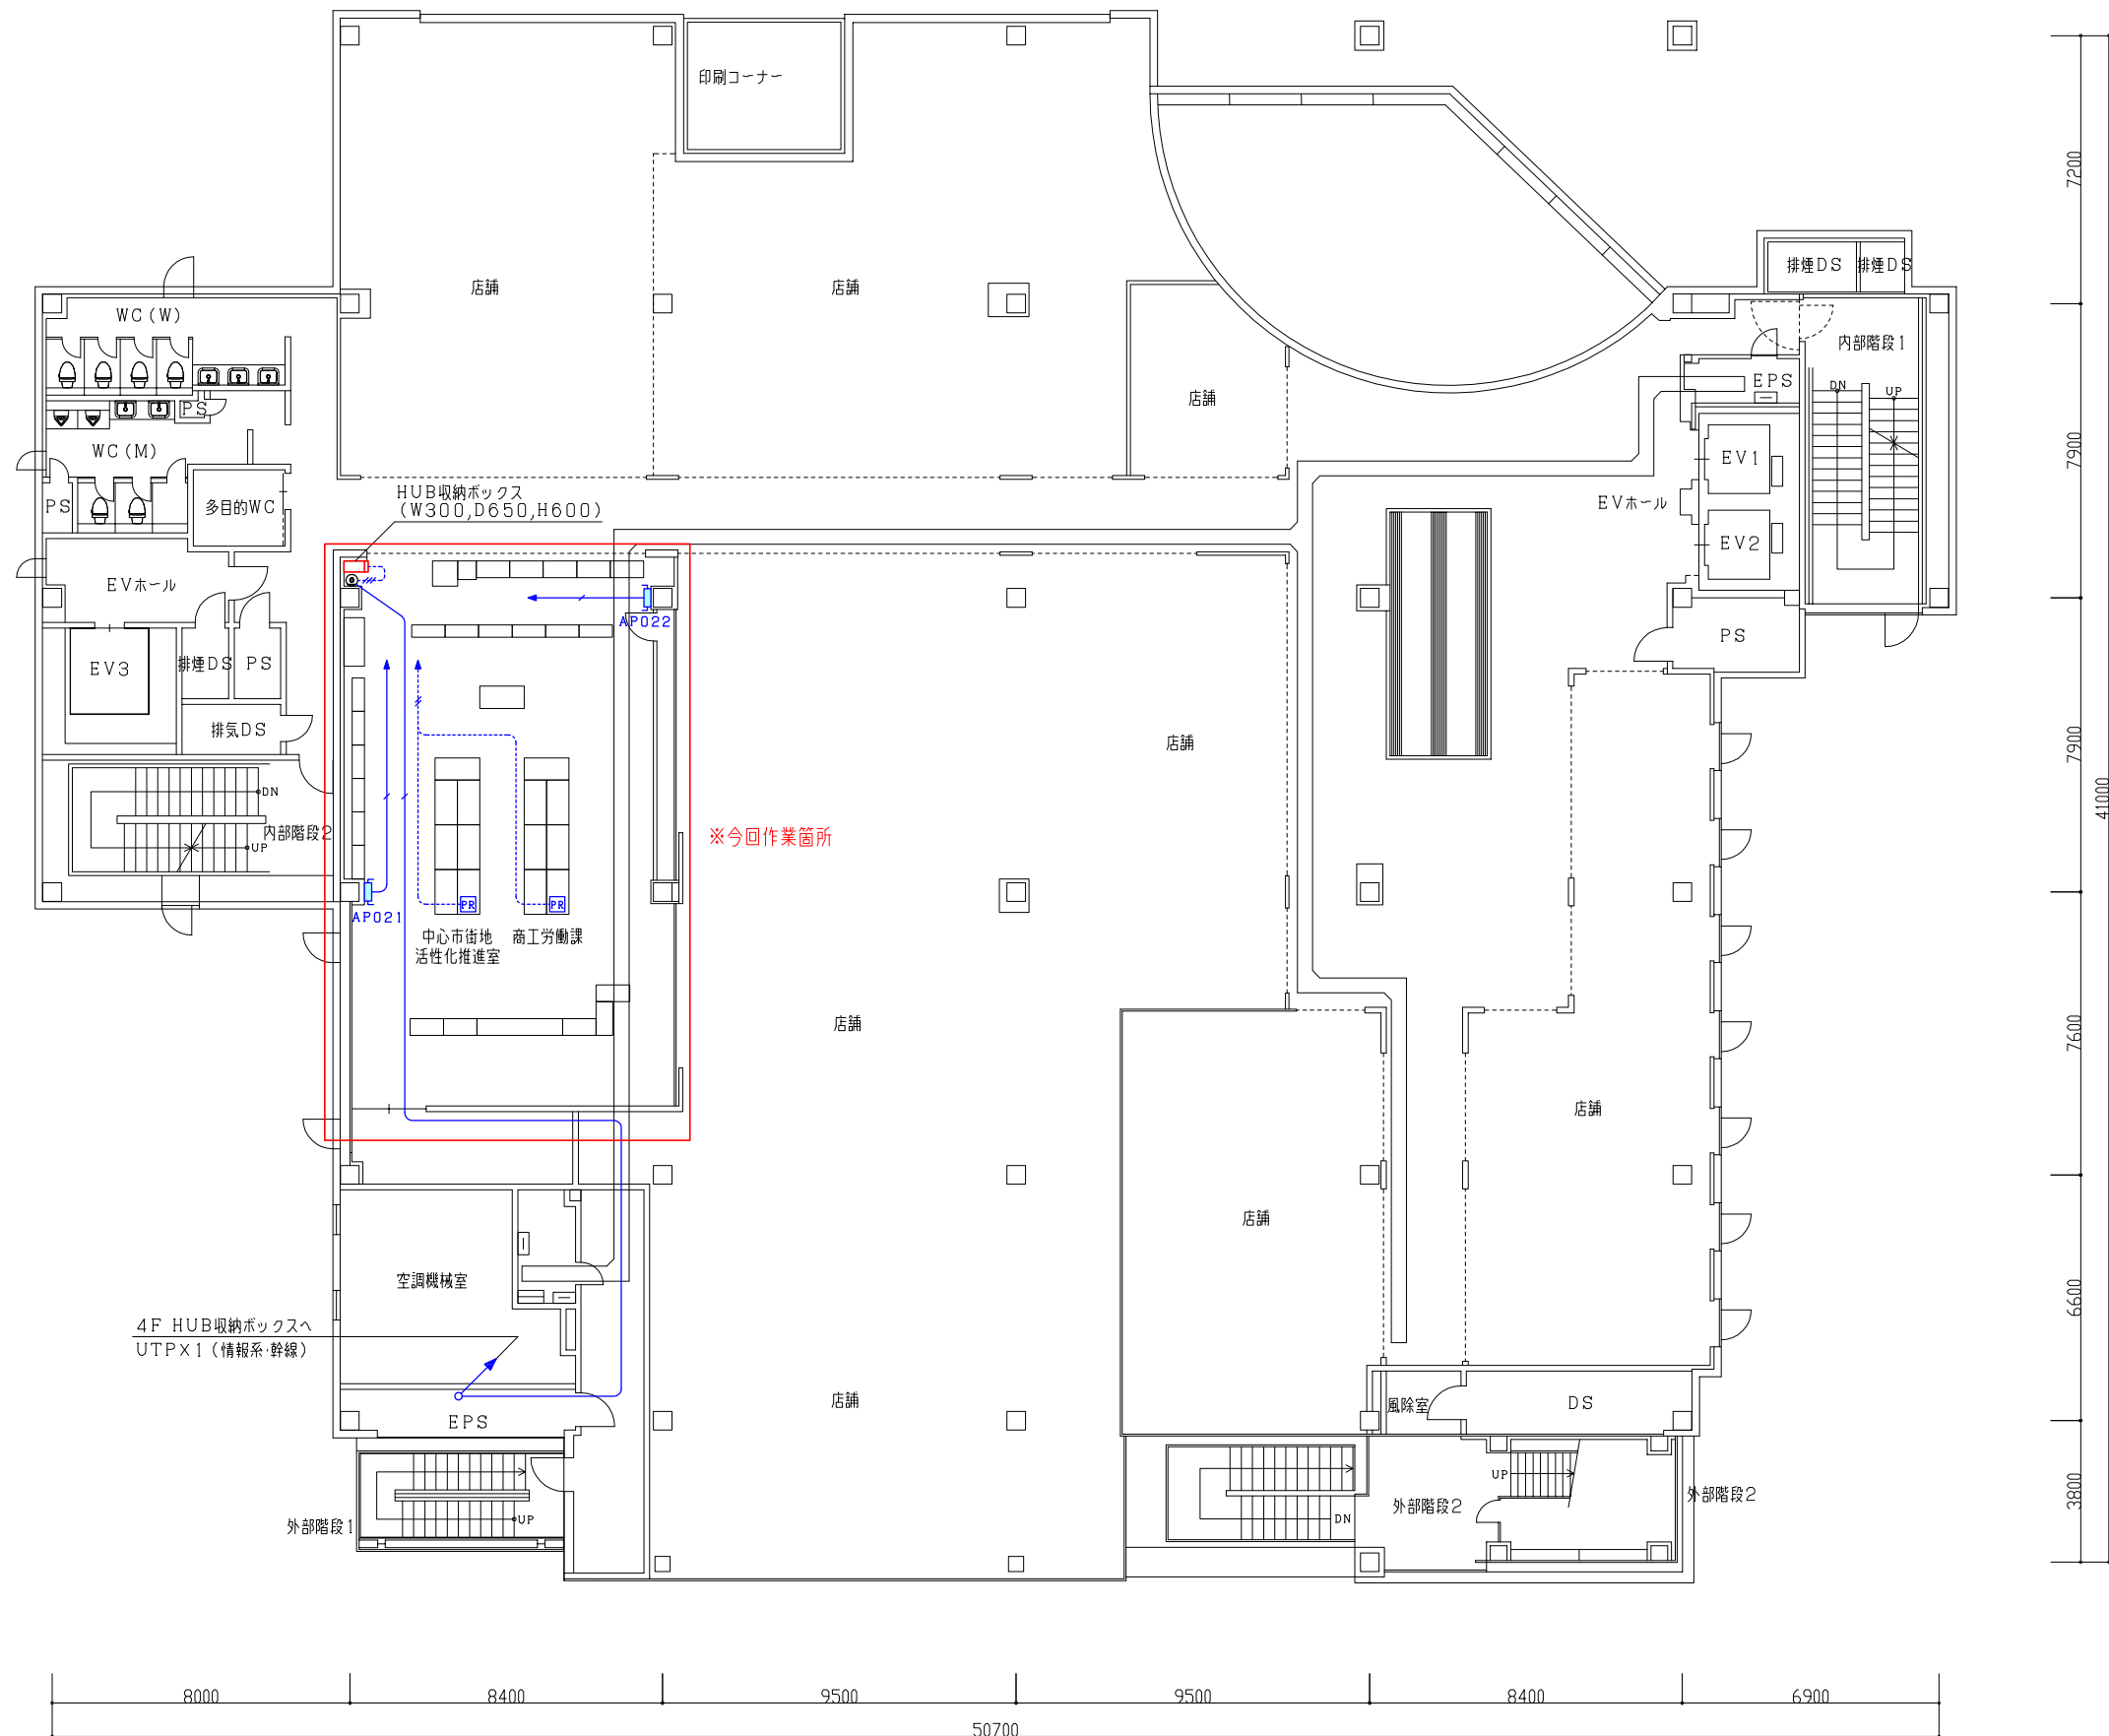

＜凡例＞ 図面上に明記なきものは下記を示す。							
	情報系 基幹系	UTPケーブル (天井内いんぺい)		パソコン (情報系) (基幹系)	天井面 ① 壁面 ②	情報コンセント	露出 情報コンセント1ヶ口
	情報系 基幹系	UTPケーブル (床面転がし又は床下配線)		プリンタ (情報系) (基幹系)	壁面 ③	通信線取出口	AP 情報系 無線アクセスポイント

版数	年月日	記 事	承認	仕様書番号	1	伊賀市役所 殿	
1				尺 度	1/200 (A3)		
2				製図	設計	ハイトピア伊賀2F LAN設備図	
3				査閲	承認		
4							
5							



版数	年月日	記 事	承認	仕様書番号	39	伊賀市役所 殿 ハイトピア伊賀4F LAN設備図
1				尺 度	1/200 (A3)	
2						
3				製図 設計 査閲 承認		
4						
5						

