

仮設配管平面図(1) S=1:500

【下水補助】1-2工区 A路線
仮設リース管SUS100A L=359.6m (243.6m+116.0m)

【下水補助】A路線
VP管用不断水割T字管φ100×100
4 H=1.2m L=1.0m 1箇所
【下水補助】A路線
VP管用不断水仕切弁φ100
9 H=1.2m L=1.2m 1箇所

【下水補助】1-2工区 B路線
PE2層管φ50 L=86.8m

【下水補助】1-1工区 C路線
PE2層管φ50 L=151.1m(Dr含む)

【下水補助】1-1工区 B路線
PE2層管φ50 L=128.5m


【下水補助】1-2工区 B路線
PE2層管φ50 L=25.2m

【下水単独】B路線
PE2層管φ50 L=11.4m
(Dr含む)

この図面は、A1サイズを原寸とする。

工事名称	平成30年度 伊賀市水道施設整備事業 農業集落排水施設整備事業に伴う仮設配水管工事 (出後5、6工区)			
図面名称	仮設配管平面図(1)			
施工場所	出後 地内			
縮尺	1:500			
設計月日	平成 年 月 日	図面番号		
審査	課長	係長	設計	1


伊賀市上下水道部

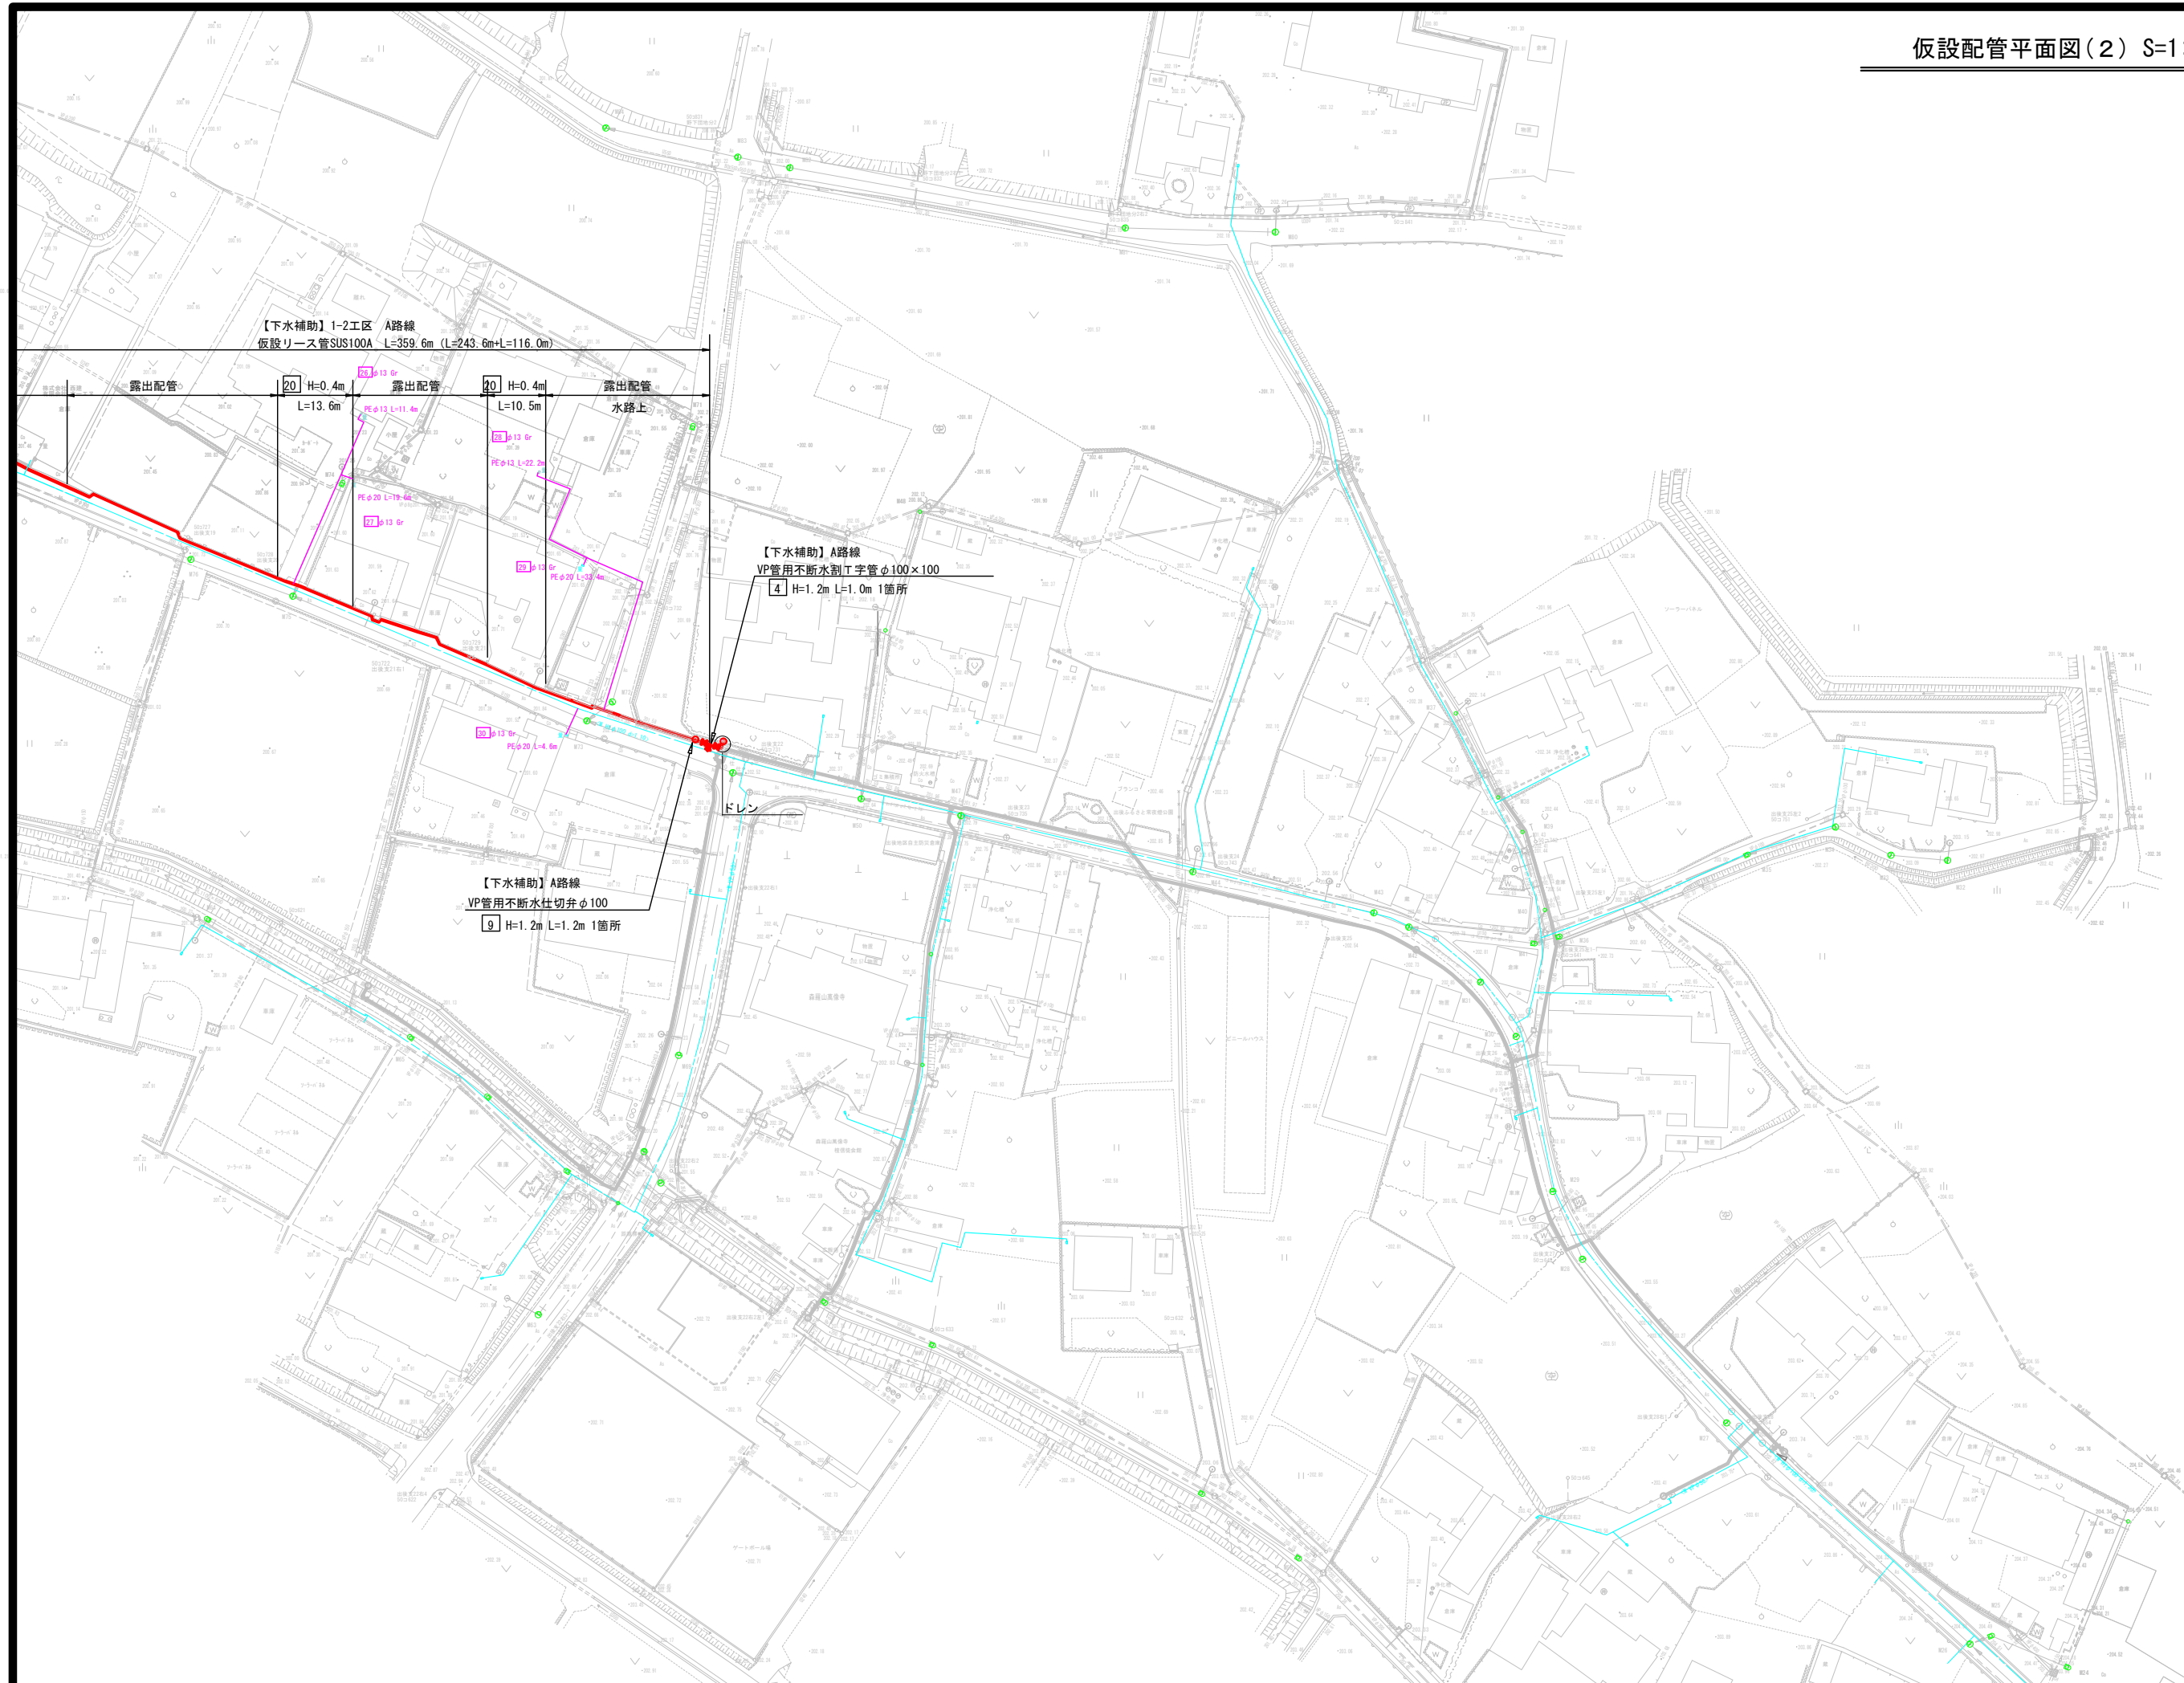

この図面は、A1サイズを原寸とする。

工事名称	平成30年度 伊賀市水施設整備事業 農業集落排水施設整備事業に伴う仮設配水管布設工事 (出費：6.6工区)					
図面名称	仮設配管平面図(2)					
施工場所	出 発 地 内					
縮尺	1:500					
設計月日	平成 年 月 日					図面番号
審査 課	係	係	係	取 扱	2	

 伊賀市上下水道部




工事名称	平成30年度 伊賀市水道施設整備事業 農業用水排水施設整備事業に伴う仮設配水管布設工事 (出役5、6工区)									
図面名称	仮設配管詳細図(1)									
施工場所	出役 地内									
縮尺	No Scale									
設計月日	平成 年 月 日							図面番号		
審査	課長	係長	主任	設計				3		

伊 賀 市 上 下 水 道 部


バルブ	仮設空気弁	
受け×受け	撤去用直管	
受け×グルーピング		
挿し×グルーピング		

工事名称	平成30年度 伊賀市水道施設整備事業 農業集落排水施設整備事業(伴う仮設配水管布設工事 (出後5、6工区)				
図面名称	仮設配管詳細図				
施工場所	出後 地内				
縮尺	No Scale				
設計月日	平成	年	月	日	図面番号
審査	課長	課長	課長	設計	4
伊賀市上下水道部					

仮設配管平面図 S=1:500

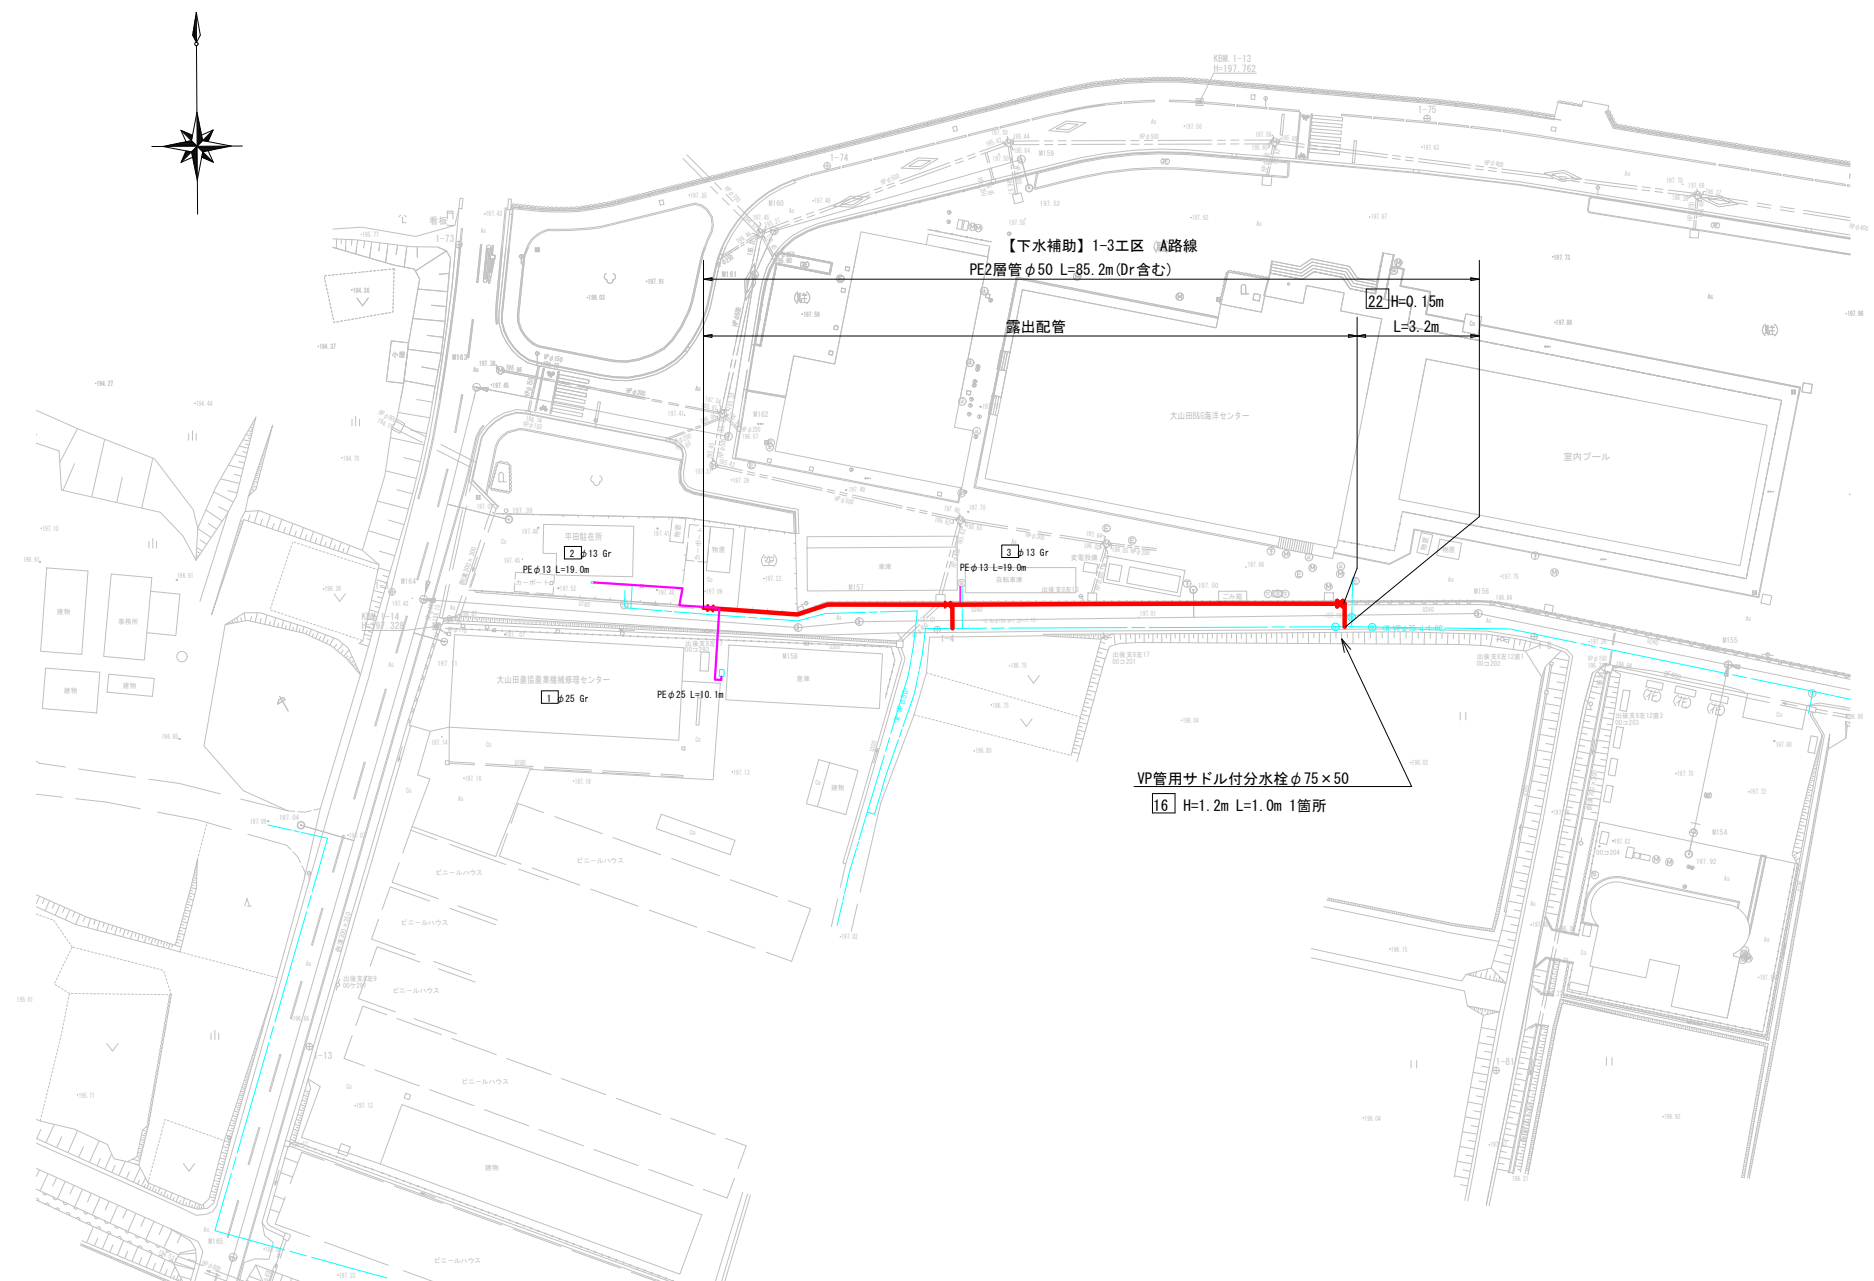


仮設配管詳細図 S=No Scale

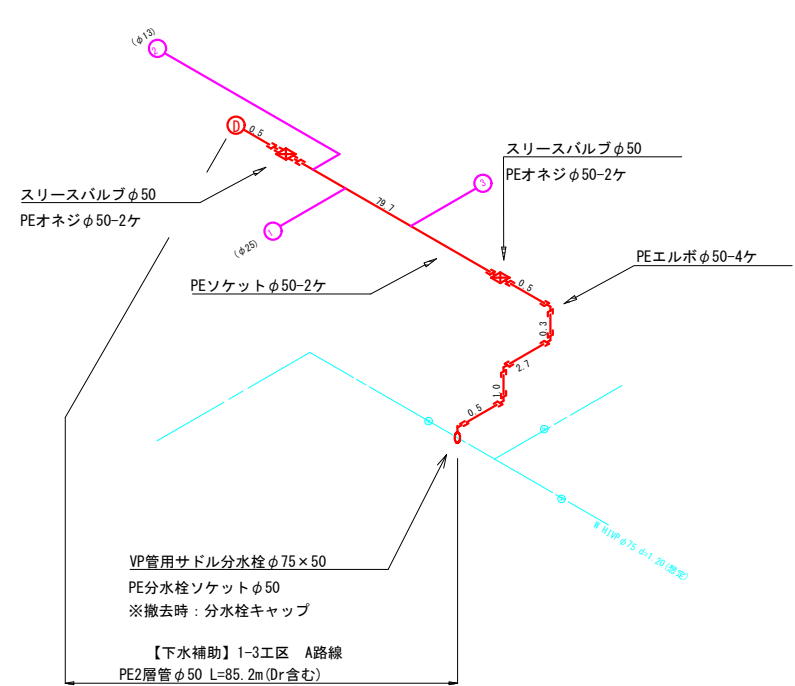


この図面は、A1サイズを原寸とする。

工事名称	平成30年度 伊賀市水道施設整備事業 農業集落排水施設整備事業に伴う仮設配水管布設工事 (出後5、6工区)				
図面名称	仮設配管平面図・詳細図				
施工場所	出後 地内				
縮尺	1:500・No Scale				
設計月日	平成	年	月	日	図面番号
審査	課長	係長	技士	設計	5
伊賀市上下水道部					

仮設配管平面図

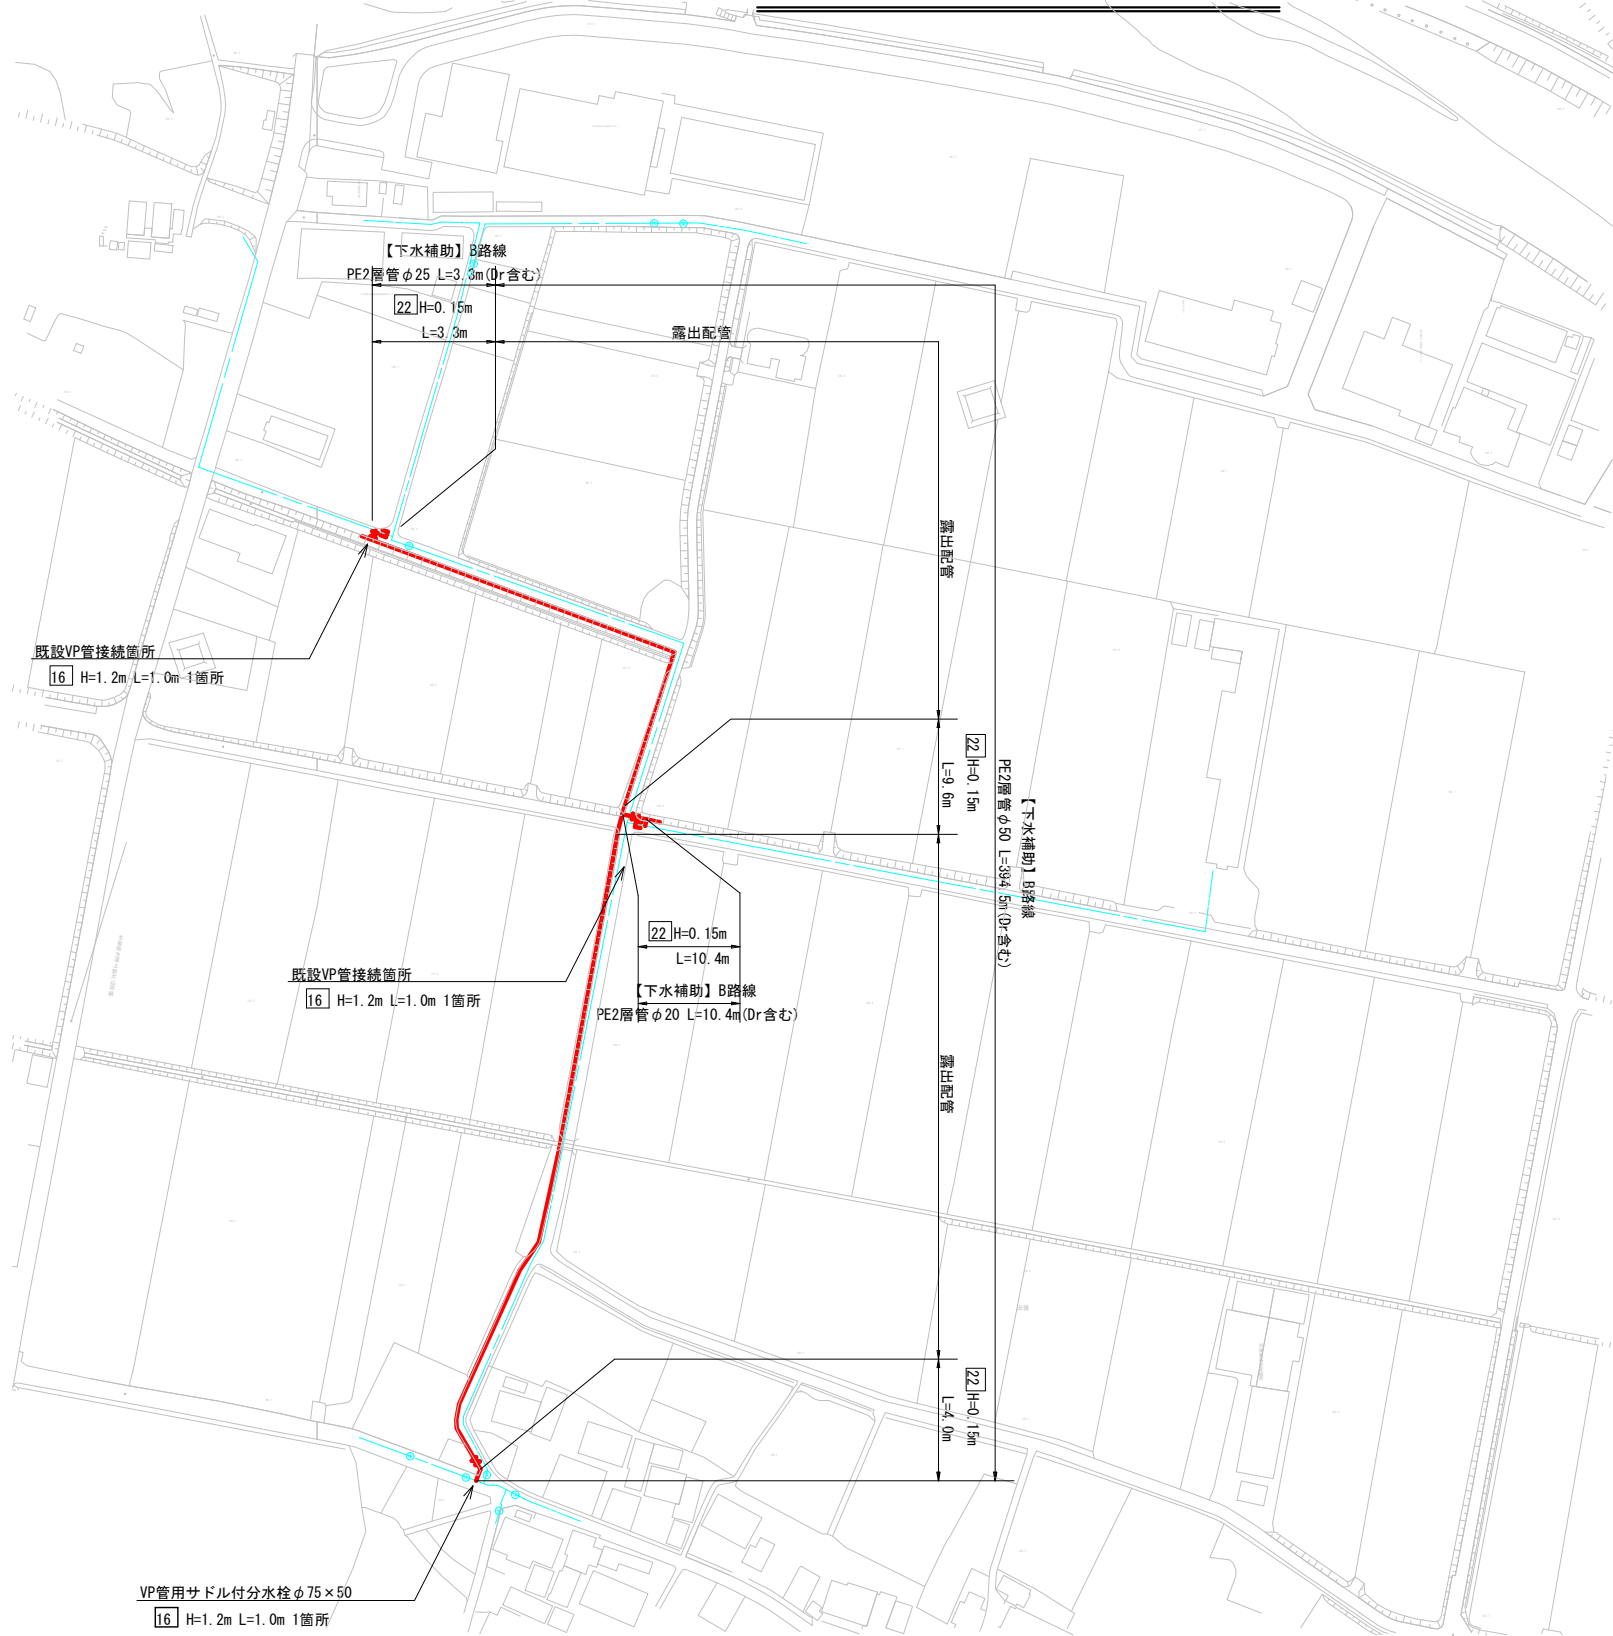

仮設配管詳細図 S=No Scale

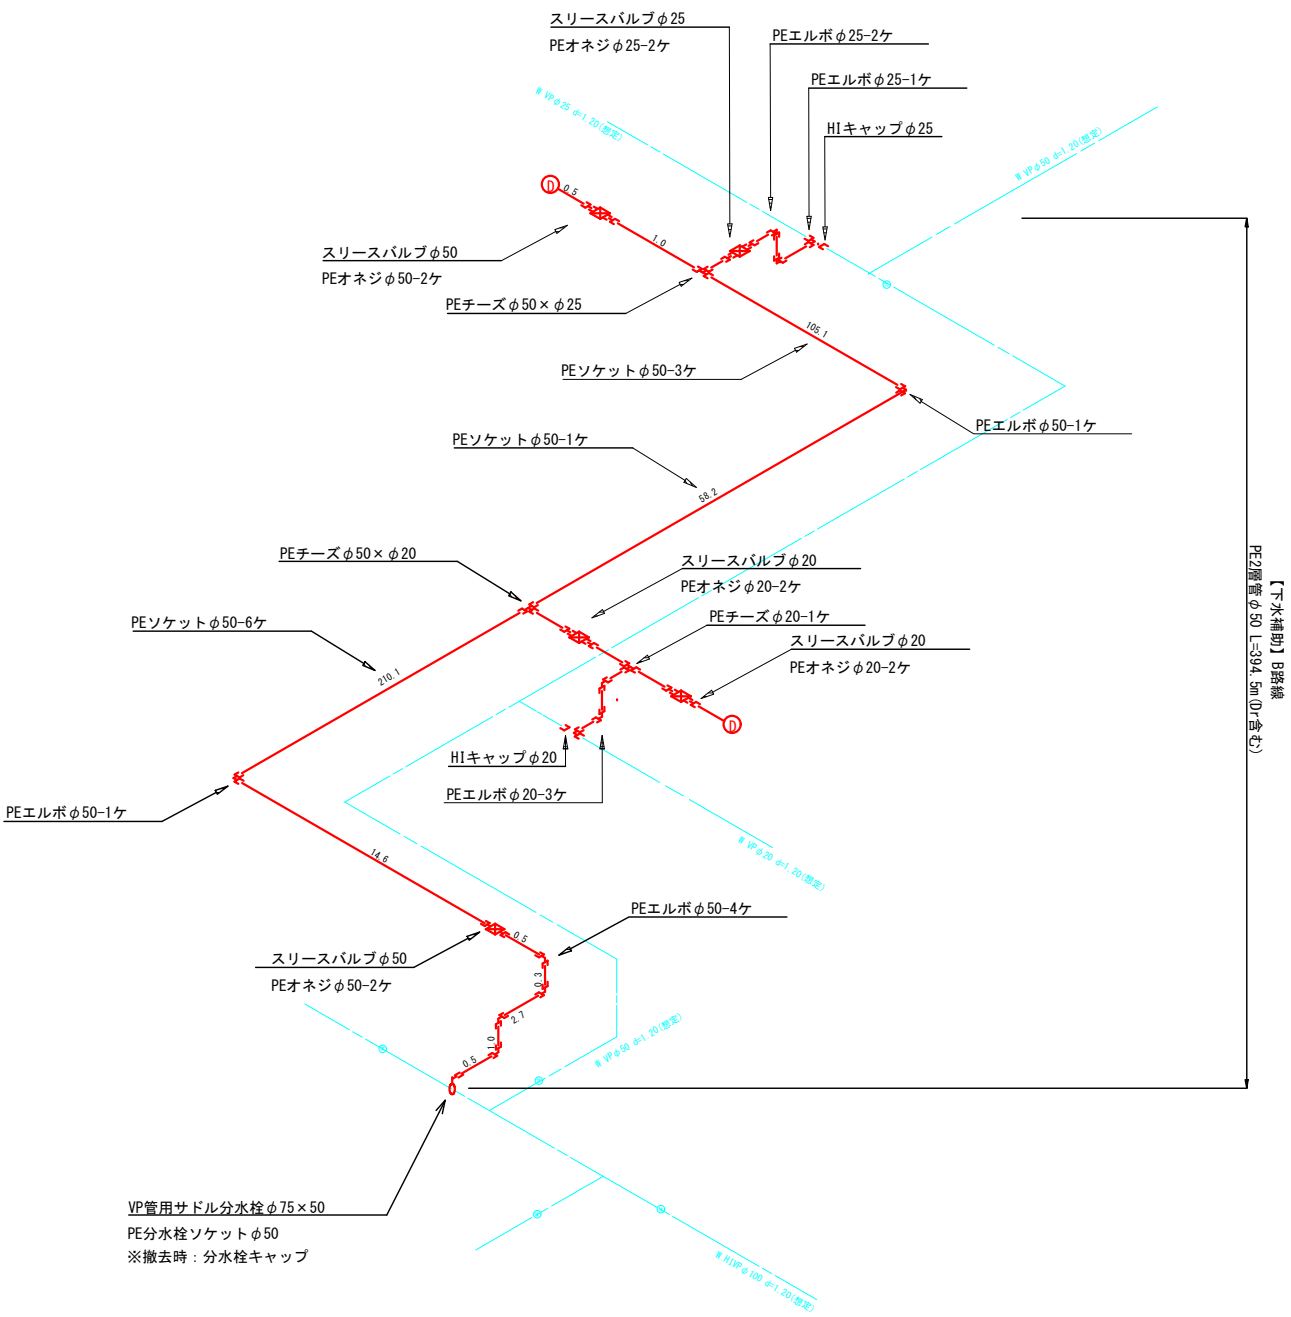

この図面は、A1サイズを原寸とする。

工事名称	平成30年度 伊賀市水道施設整備事業 農業集落排水施設整備事業に伴う仮設配水管布設工事 (出後5, 6工区)
図面名称	仮設配管平面図・詳細図
施工場所	出後 地内
縮尺	1:500・No Scale
設計月日	平成 年 月 日
事業	課長 係長 技士 設計 6


伊 賀 市 上 下 水 道 部

土工標準断面図 S=1/15

仮設(1)

不斷水割T字管設置部

市道As

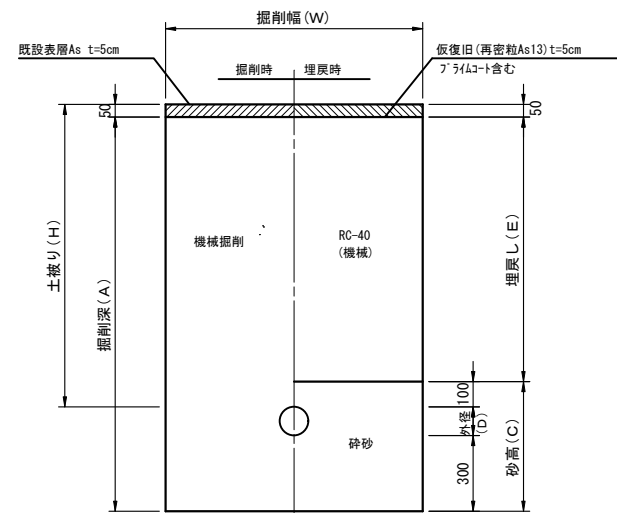


土工標準寸法表

單位：mm

	口径	外径	掘削幅	土被り	掘削深	埋戻し	砕砂高
	(φ)	(D)	(W)	(H)	(A)	(E)	(C)
1	150	165	1100	1200	1615	1050	565
2	100	114	1000	1400	1764	1250	514
3	100	114	1000	1300	1664	1150	514
4	100	114	1000	1200	1564	1050	514
5	100	114	1000	1100	1464	950	514
6	100	114	1000	800	1164	650	514

不断水仕切弁設置部

市道As

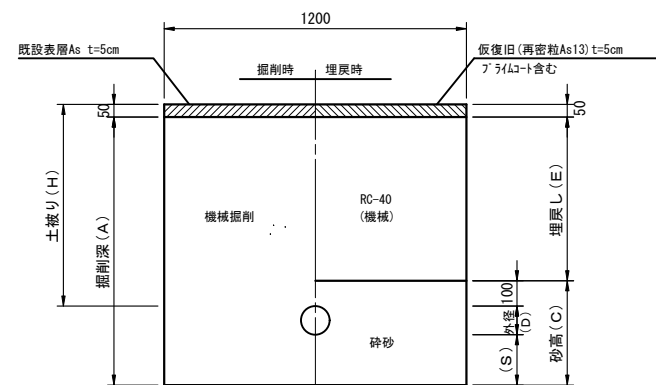


土工標準寸法表

单位: mm

	口径	外径	土被り	掘削深	埋戻し	砂基礎	砕砂高
	(φ)	(D)	(H)	(A)	(E)	(S)	(C)
7	100	114	1400	1664	1250	200	414
8	100	114	1300	1564	1150	200	414
9	100	114	1200	1464	1050	200	414
10	100	114	800	1064	650	200	414
11	50	60	1200	1360	1050	150	310
27	75	89	900	1089	750	150	339
29	75	89	1000	1189	850	150	339

仮設接続部 外へ取り出し含む

仮設時 市道As

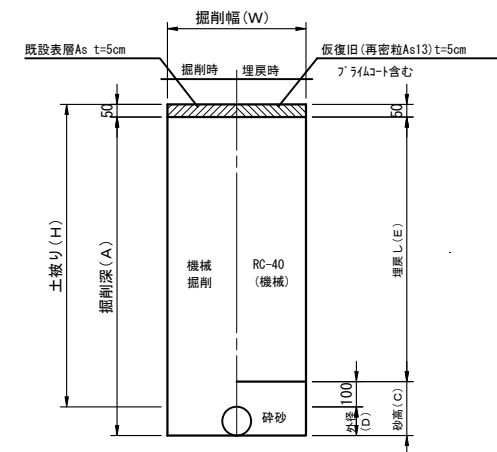


土工標準寸法表

單位：mm

	口径	外径	掘削幅	土被り	掘削深	埋戻し	砕砂高
	(φ)	(D)	(W)	(H)	(A)	(E)	(C)
12	150	165	550	1200	1315	1050	265
13	150	165	550	1000	1115	850	265
14	100	114	550	1200	1264	1050	214
15	100	114	550	1000	1064	850	214
16	75	89	550	1200	1239	1050	189
17	50	60	550	1200	1210	1050	160
28	75	89	550	900	939	750	189

仮設埋設部 リース管

仮設時 市道As

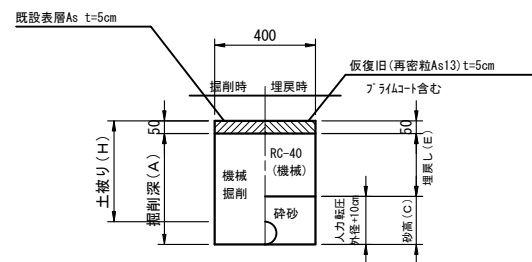

土工標準寸法表

單位：mm

	口径	外径	土被り	掘削深	埋戻し	砕砂高
	(A)	(D)	(H)	(A)	(E)	(C)
18	100	114	721	785	571	214
19	100	114	600	664	450	214
20	100	114	400	464	250	214
21	80	89	400	439	250	189

※転圧は管天より+100mmまで人力でおこなうこと。
※実掘削深1.5mを超えるものは、土留め工を設けること。

この図面は、A1サイズを原寸とする。


工事名称	平成30年度 伊賀市水道施設整備事業 農業集排水施設整備事業に伴う仮設配水管布設工事 (出後5、6工区)					
図面名称	仮設工事標準図(1)					
施工場所	出後 地内					
縮尺	1:15					
設計月日	平成 年 月 日					図面番号
審査 課長	係長	技手	設計	7		
伊 賀 市 上 下 水 道 部						

土工標準断面図 S=1/15

仮設(2)

仮設埋設部 PE管


仮設時 市道As

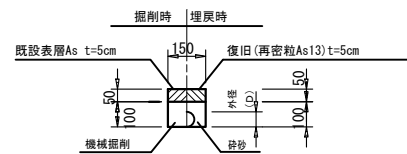

	口径	外径
	(φ)	(D)
22	50	60
23	30	42
24	25以下	34


26 仮設埋設部 PE管

仮設時 市道Co

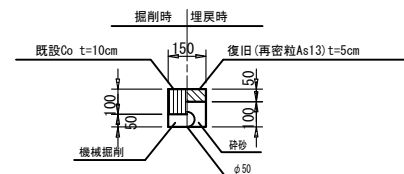

不斷水仕切弁BOX切下げ工


市道As

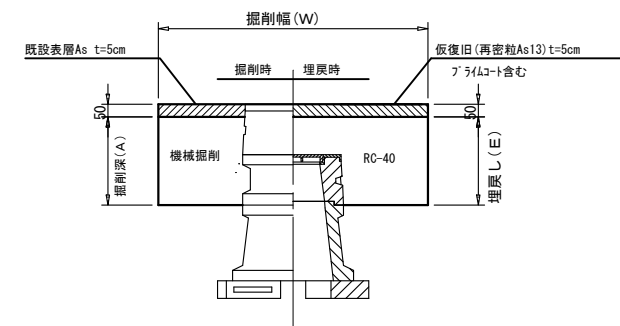

	掘削幅	掘削深	埋戻し
	(W)	(A)	(E)
30'	1200	350	350
31'	1100	350	350
32'	1000	350	350

25 仮設埋設部 PE管

仮設時 市道As

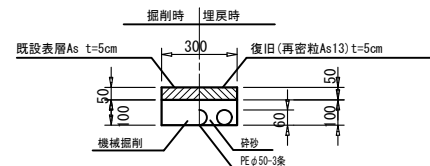


この図面は、A1サイズを原寸とする。


工事名称	平成30年度 伊賀市水道施設整備事業 農業集落排水施設整備事業に伴う仮設配水管布設工事 (出費5.6万区)				
図面名称	仮設工事標準図(2)				
施工場所	出俣 地内				
総尺	1:15				
設計月日	平成	年	月	日	図面番号
審査 課長	係長	主任	設計	8	
伊賀市上下水道部					

S=1/15

(コンクリート製)

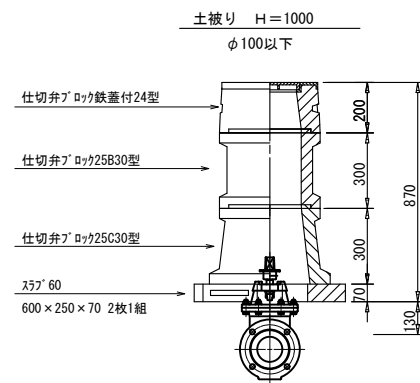

※本図面は標準図であるため、施工の際には現地状況や弁栓類の仕様等の確認を行い、最適な積み方を採用すること。

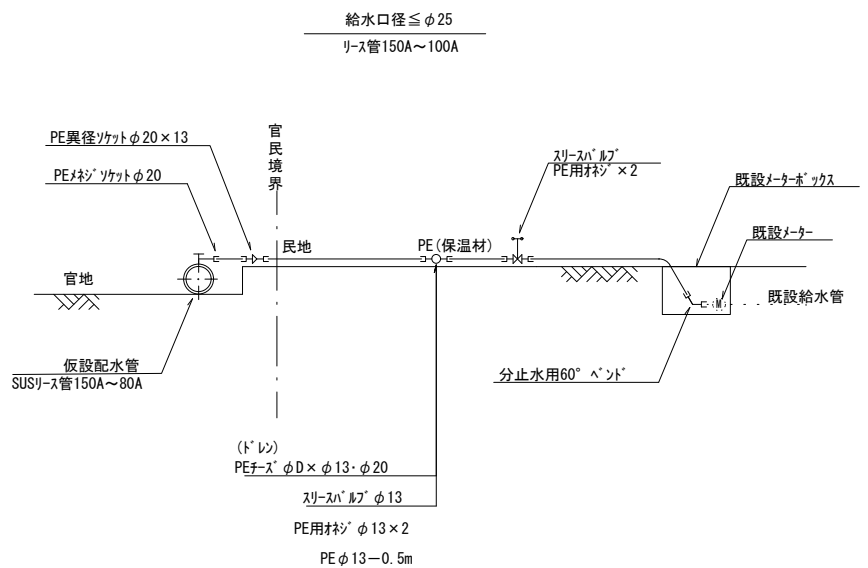

工事名称	平成30年度 伊賀市水道施設整備事業 農業集落排水施設整備事業に伴う仮設配水管布設工事 (出俣5、6工区)						
図面名称	仮設井至標準図面						
施工場所	出俣 地内						
縮尺	1：15						
設計月日	平成 年 月 日					図面番号	
審査	課長	係長		主任		設計	9
伊賀市上下水道部							