


本設配管平面図 S=1:500

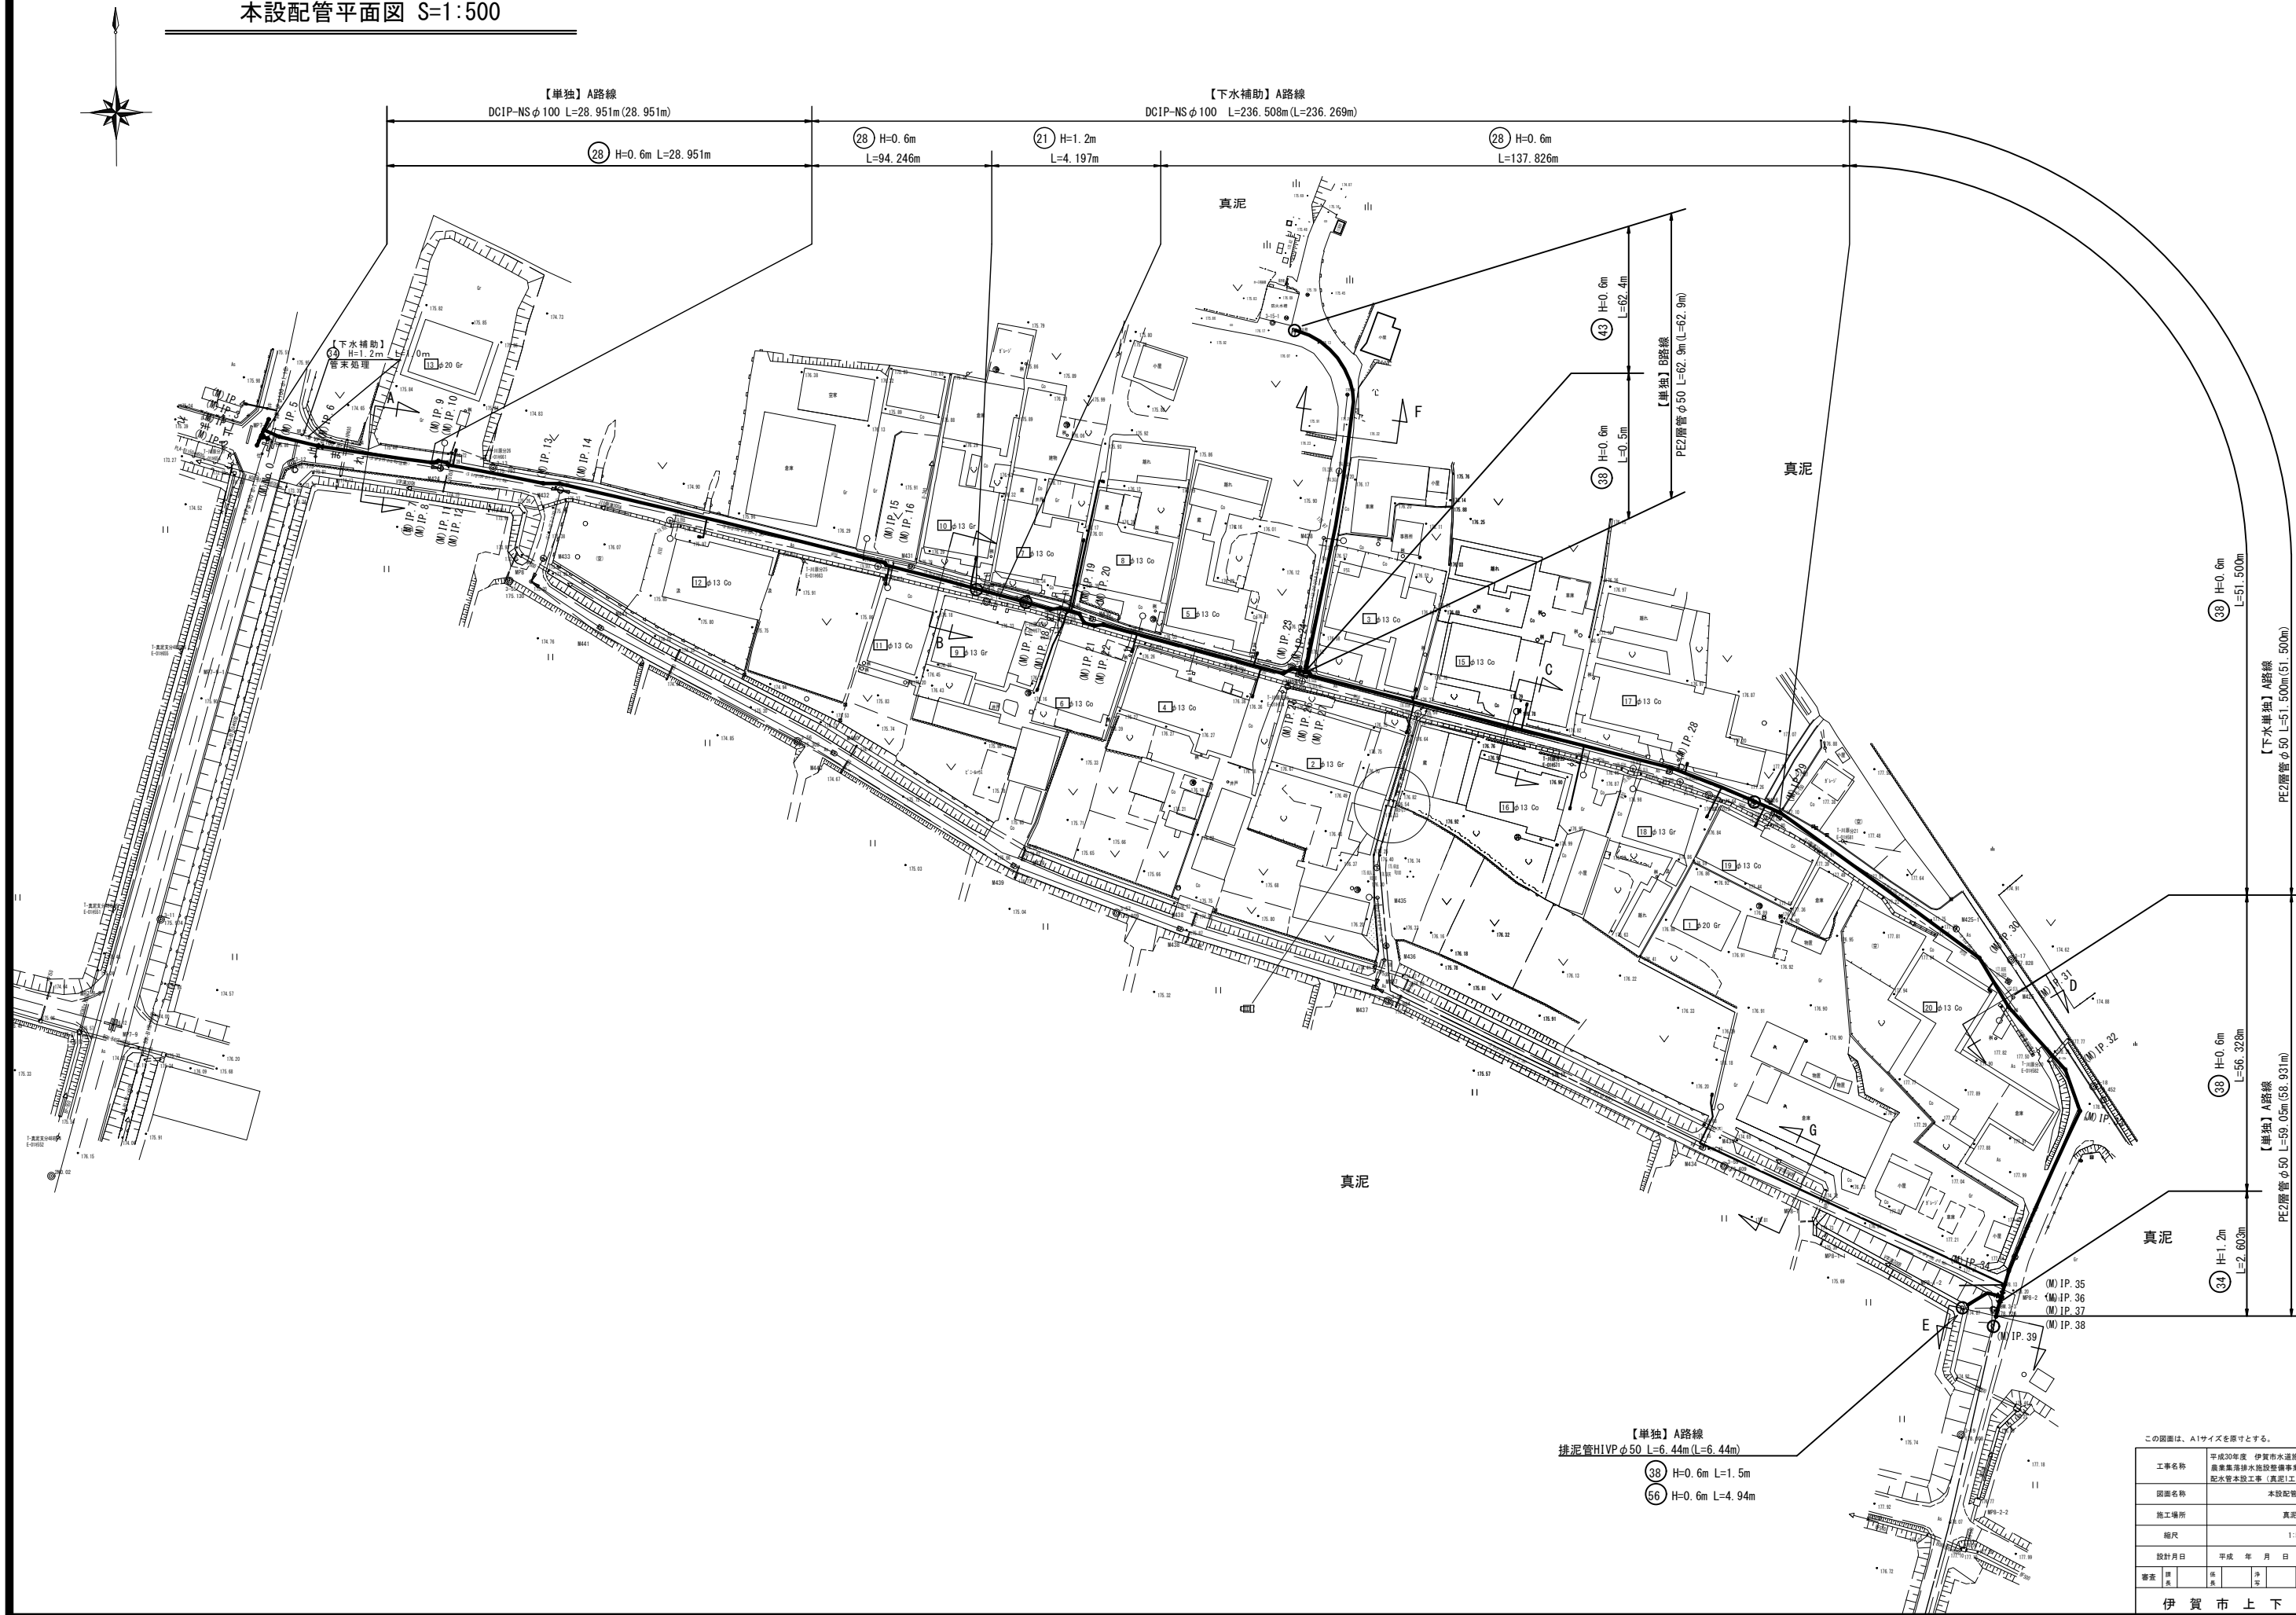

【単独】A路線
DCIP-NSφ100 L=28.951m (28.951m)

【下水補助】A路線
DCIP-NSφ100 L=236.508m (L=236.269m)

②8 H=0.6m L=28.951m

②8 H=0.6m L=94.246m

②1 H=1.2m L=4.197m

②8 H=0.6m L=137.826m

④3 H=0.6m L=62.4m

③9 H=0.6m L=0.5m

【単独】B路線
PE2層管φ50 L=62.9m (L=62.9m)

③9 H=0.6m L=51.500m

【下水単独】A路線
PE2層管φ50 L=51.500m (51.500m)

③9 H=0.6m L=56.328m

【単独】A路線
PE2層管φ50 L=59.05m (59.031m)

③4 H=1.2m L=2.603m

【単独】A路線
排泥管H1VPφ50 L=6.44m (L=6.44m)


③8 H=0.6m L=1.5m

⑤6 H=0.6m L=4.94m


この図面は、A1サイズを原寸とする。

工事名称	平成30年度 伊賀市水道施設整備事業 農業集落排水施設整備事業に伴う 配水管本設工事（真泥）工区				
図面名称	本設配管平面図 1-1				
施工場所	真泥地内				
縮尺	1:500				
設計月日	平成	年	月	日	図面番号
審査	課長	係長	主任	設計	1
伊賀市上下水道部					


本設配管詳細図 No Scale

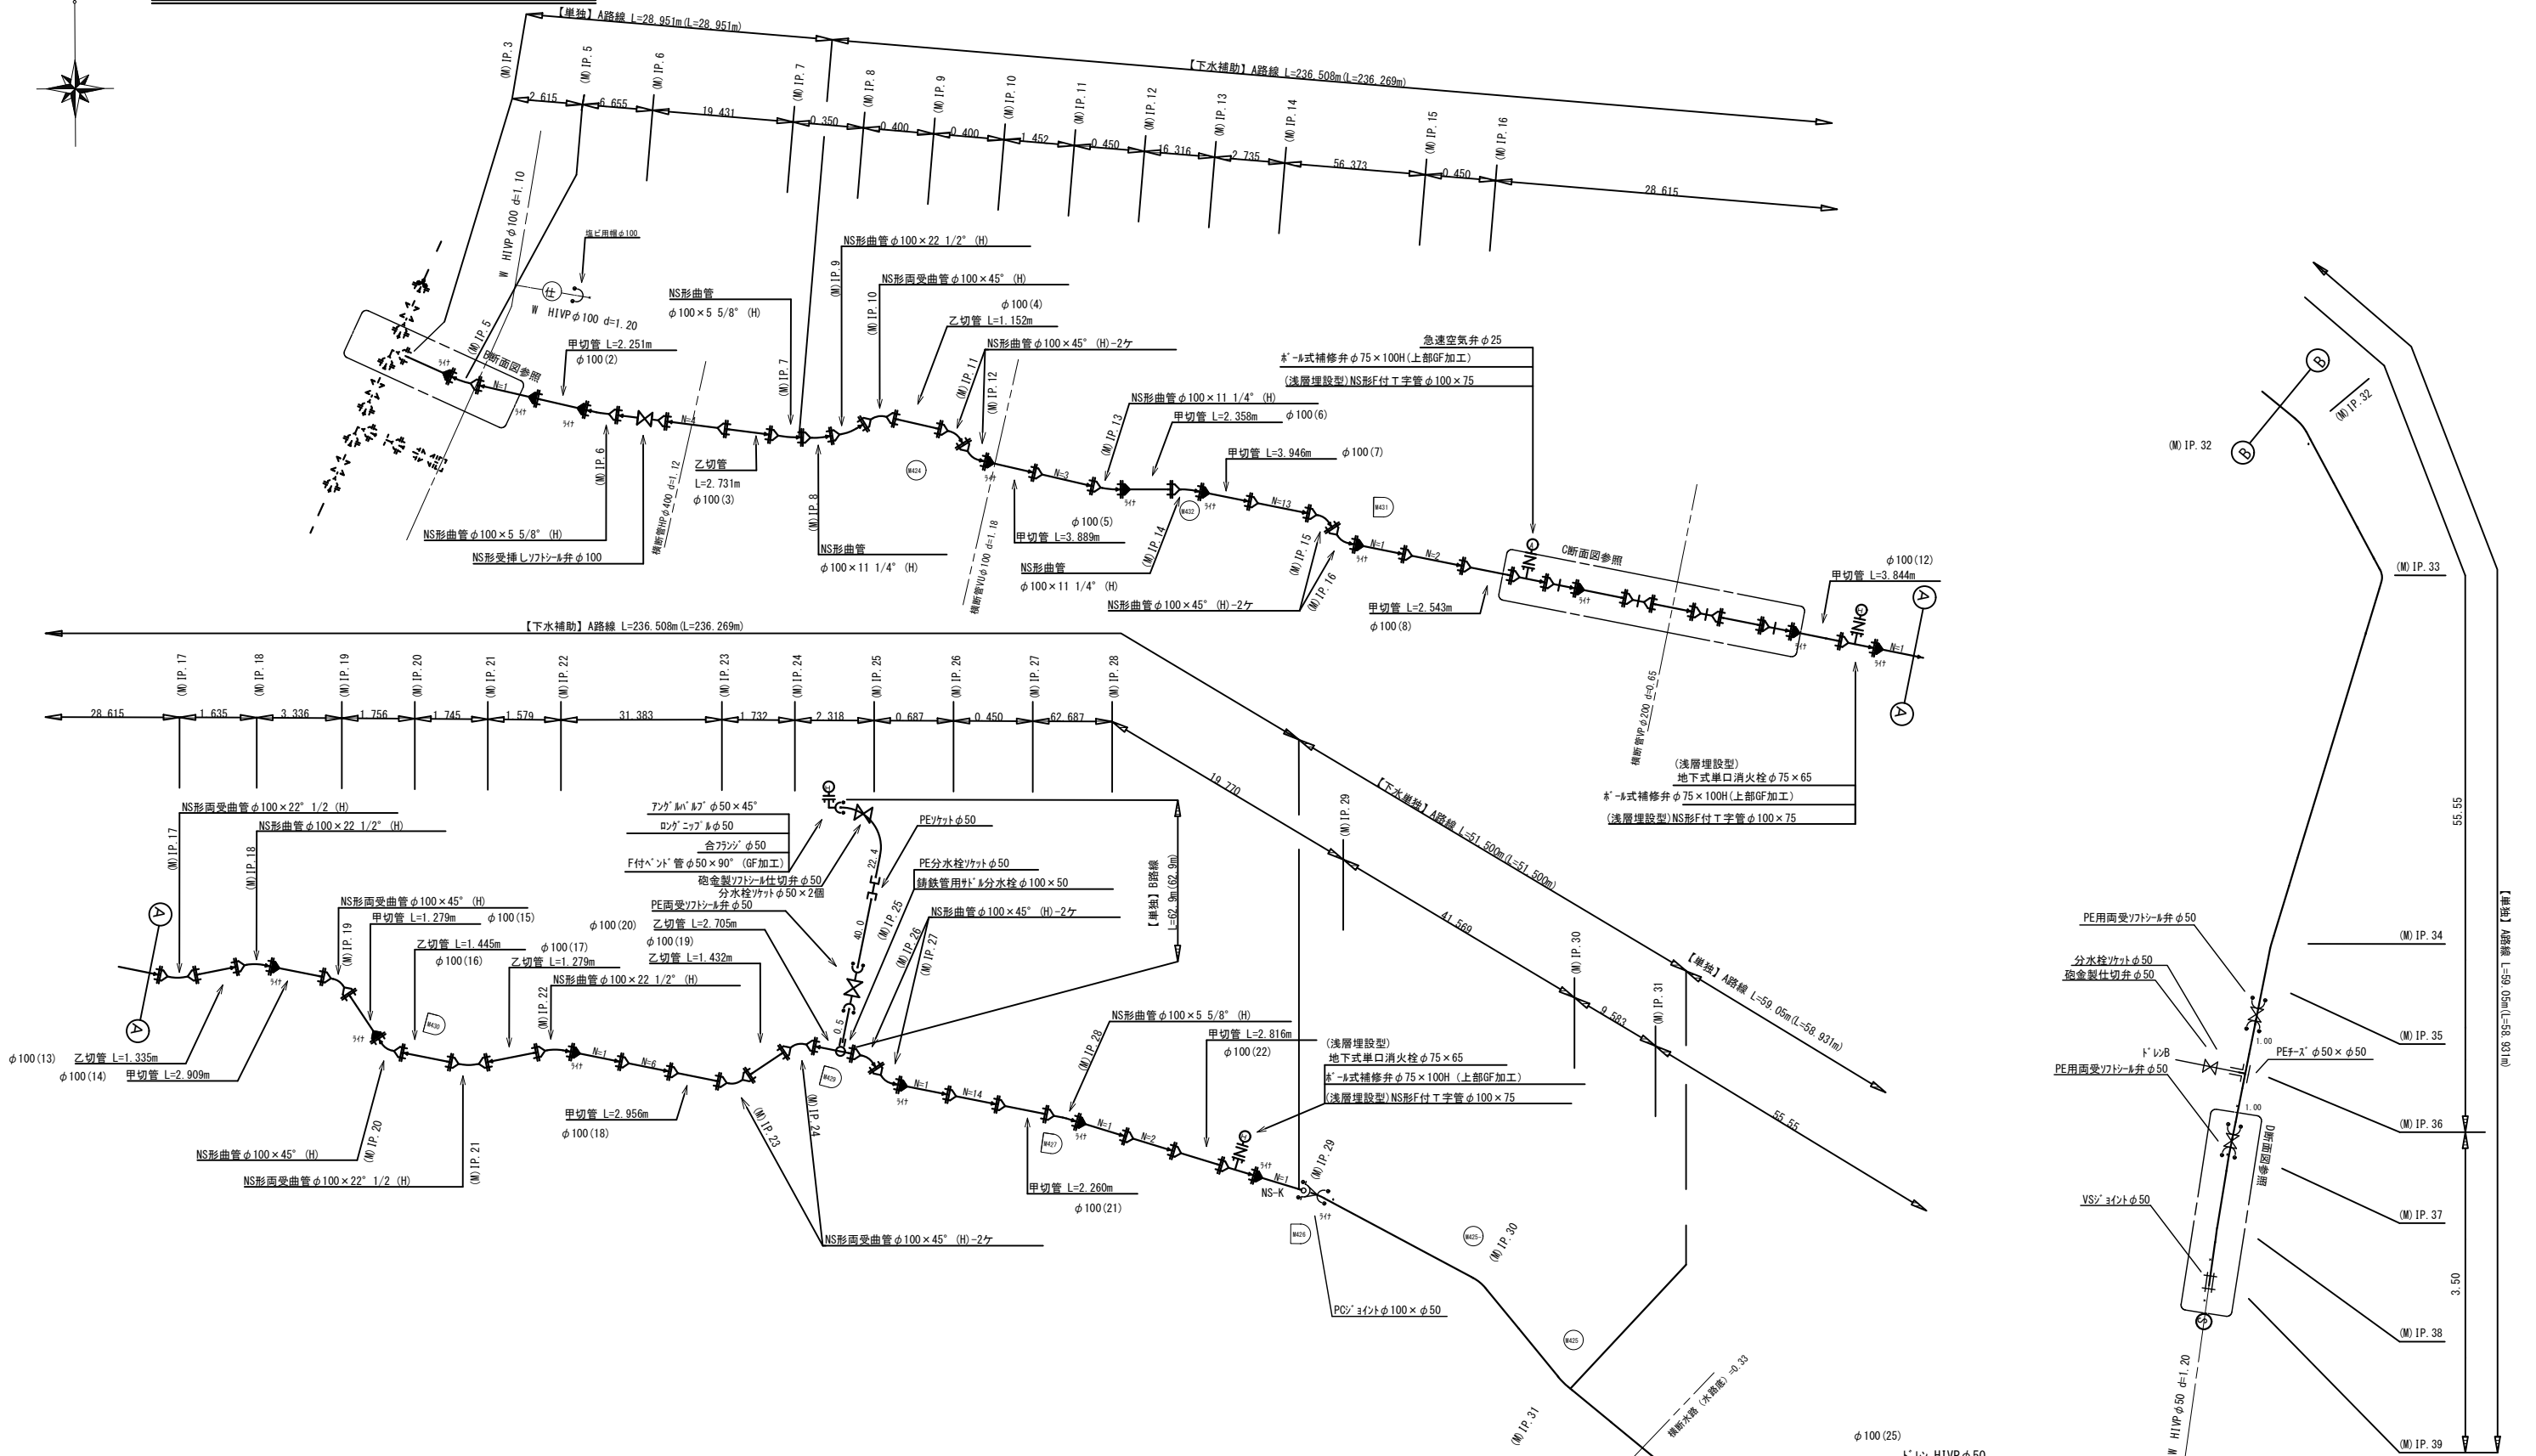



B断面図 S=1:100

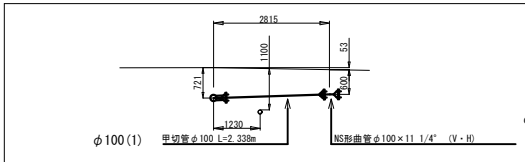

C断面図 S=1:100







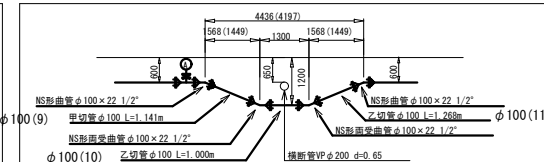


D断面図 S=1:100

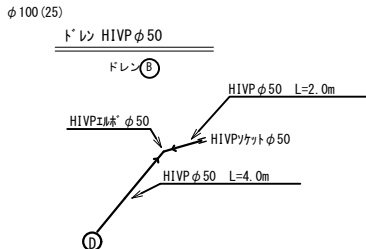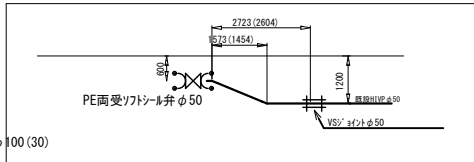

この図面は、A1サイズを原寸とする。									
工事名称		平成30年度 伊賀市水道施設整備事業 農業集落排水施設整備事業に伴う 配水管本設工事 (真田1工区)							
図面名称		本設配管詳細図 1-1							
施工場所		真田地内							
縮尺		No Scale							
設計月日		平成 年 月 日				図面番号			
番表	図	表	番	番	図	計	2	伊賀市上下水道部	

本設横断面図

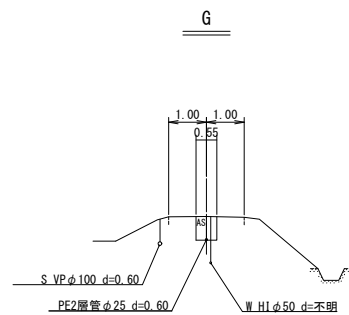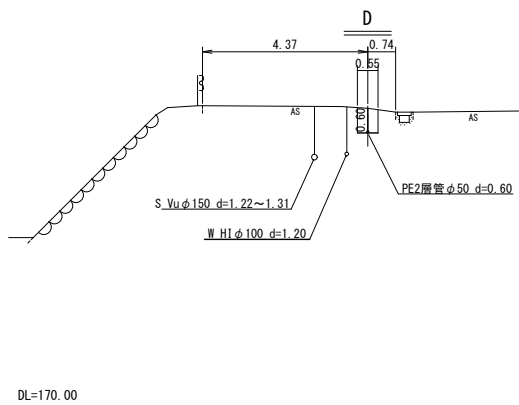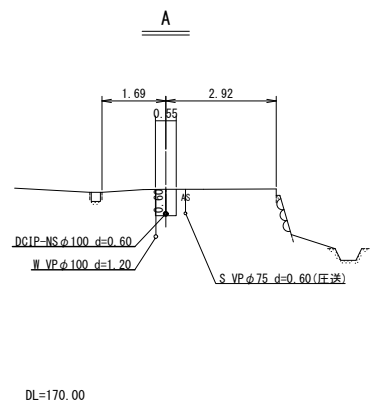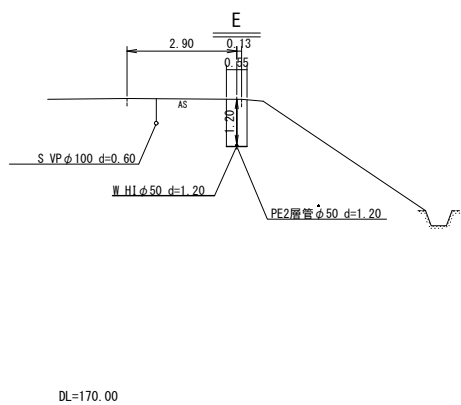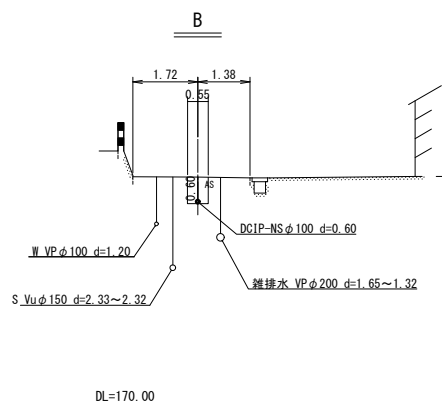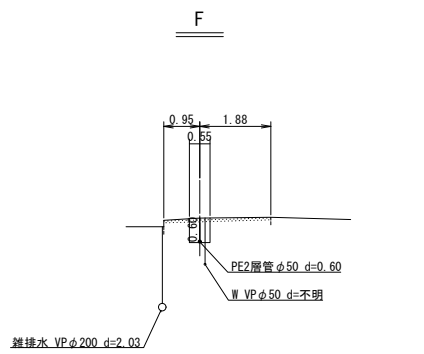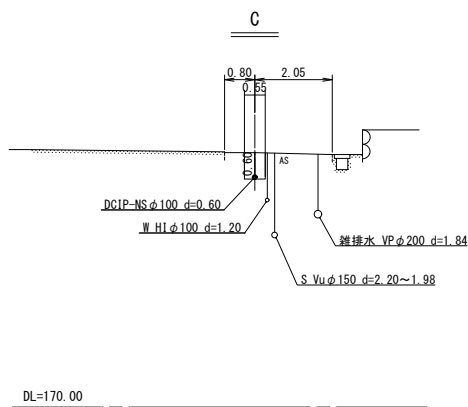


工事名称	平成20年度 伊賀市水道施設整備事業 農業集排水施設整備事業に伴う配水管本設工事（真泥工区）				
図面名称	本設横断面図 1-1				
施工場所	真泥地内				
縮尺	1:100				
設計月日	平成	年	月	日	図面番号
審査	課長	係長	技師	設計	3
伊賀市上下水道部					

土工標準断面図(1) S=1/15

本設(1)

不斷水割T字管設置部

市道As

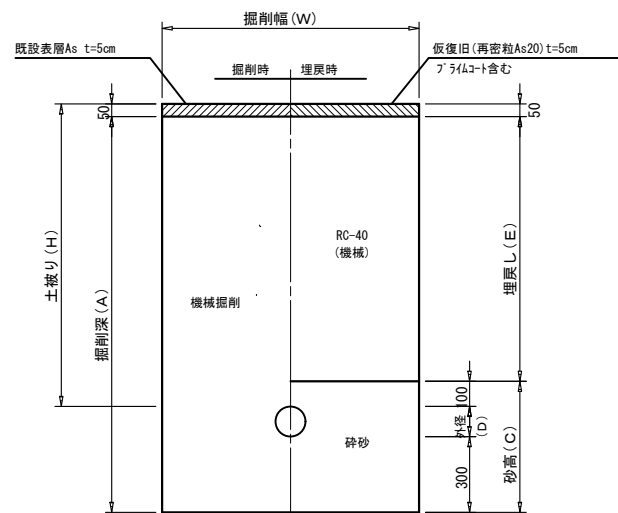


土工標準寸法表

單位：mm

	口径	外径	掘削幅	土被り	掘削深	埋戻し	砕砂高	管 種
	(φ)	(D)	(W)	(H)	(A)	(E)	(C)	
①	150	165	1100	1200	1615	1050	565	VP
②	100	114	1000	1200	1564	1050	514	VP
③	100	114	1000	1100	1464	950	514	VP
④	100	114	1000	1000	1364	850	514	VP
⑤	75	89	1000	900	1239	750	489	VP


本設単独施工

市道 車道As

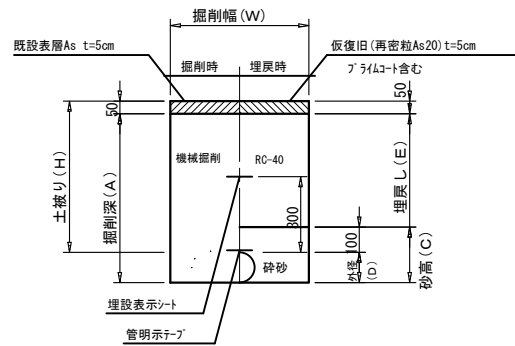


③¹ 本設単独施工(撤去時)

市道 車道As

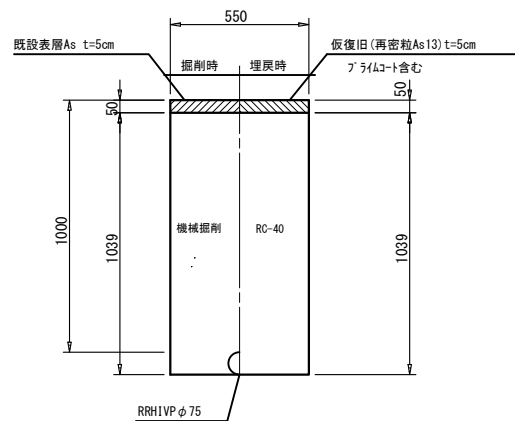

不斷水仕切弁設置部

市道As

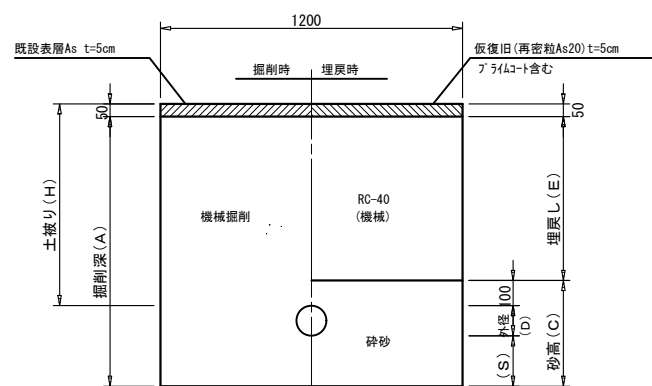

土工標準寸法表


單位：mm

	口径	外径	土被り	掘削深	埋戻し	砂基礎	砕砂高	管 種
	(φ)	(D)	(H)	(A)	(E)	(S)	(C)	
⑥	100	114	1200	1464	1050	200	414	VP
⑦	100	114	1000	1264	850	200	414	VP
⑧	50	60	1200	1360	1050	150	310	VP

※転圧は管天より+100mmまで人力でおこなうこと。
※実掘削深1.5mを超えるものは、土留め工を設けること。

本設接続部 ｷﾞｰﾙ取出し含む

市道As

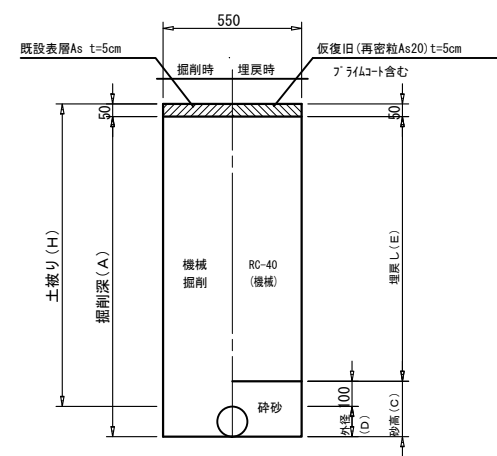

土工標準寸法表

單位：mm

	口径	外径	掘削幅	土被リ	掘削深	埋戻し	砂砂高	管 種
	(φ)	(D)	(W)	(H)	(A)	(E)	(C)	
⑨	150	165	550	1200	1315	1050	265	VP
⑩	150	165	550	1000	1115	850	265	VP
⑪	100	114	550	1200	1264	1050	214	VP
⑫	100	114	550	1000	1064	850	214	VP
⑬	75	89	550	1200	1239	1050	189	VP

土工標準寸法表

單位：mm

	口径	外径	掘削幅	土被り	掘削深	埋戻し	砕砂高	管 種
	(φ)	(D)	(W)	(H)	(A)	(E)	(C)	
⑭	150	169	700	1000	1119	850	269	DCIP
⑮	150	169	700	721	840	571	269	DCIP
⑯	150	169	700	600	719	450	269	DCIP
⑰	100	118	850	2000	2068	1850	218	DCIP
⑱	100	118	850	1700	1768	1550	218	DCIP
⑲	100	118	850	1400	1468	1250	218	DCIP
⑳	100	118	650	1300	1368	1150	218	DCIP
㉑	100	118	650	1200	1268	1050	218	DCIP
㉒	100	118	650	1100	1168	950	218	DCIP
㉓	100	118	650	1000	1068	850	218	DCIP
㉔	100	118	650	918	986	768	218	DCIP
㉕	100	118	650	900	968	750	218	DCIP
㉖	100	118	650	800	868	650	218	DCIP
㉗	100	118	650	700	768	550	218	DCIP
㉘	100	118	650	600	668	450	218	DCIP

土工標準寸法表

單位：mm

	口径	外径	掘削幅	土被り	掘削深	埋戻し	砕砂高	管 種
	(φ)	(D)	(W)	(H)	(A)	(E)	(C)	
(29)	75	93	600	1200	1243	1050	193	DCIP
(30)	75	93	600	1000	1043	850	193	DCIP
(31)	75	89	550	1000	1039	850	189	VP・SUS
(32)	75	93	600	600	643	450	193	DCIP
(33)	50	60	550	1400	1410	1250	160	PE、VP
(34)	50	60	550	1200	1210	1050	160	PE、VP
(35)	50	60	550	1000	1010	850	160	PE、VP
(36)	50	60	550	800	810	650	160	PE、VP
(37)	50	60	550	700	710	550	160	PE、VP
(38)	50	60	550	600	610	450	160	PE、VP
(39)	30	42	550	1000	992	850	142	PE、VP
(40)	30	42	550	600	592	450	142	PE、VP
(41)	25	34	550	800	784	650	134	PE、VP
(42)	25	34	550	600	584	450	134	PE、VP

この図面は、A1サイズを原寸とする。


工事名称	平成30年度、伊賀市水道施設整備事業 農業集排水施設整備事業(第1工区) 配水管本設工事(美濃1工区)						
図面名称	本設土工標準図(1) 1-1						
施工場所							
縮尺	1 : 15						
設計月日	平成 年 月 日					図面番号	
審査 課長		係長		課長		設計	4
伊賀市上下水道部							

土工標準断面図(2) S=1/15

本設(2)

本設単独施工

市道 車道Co

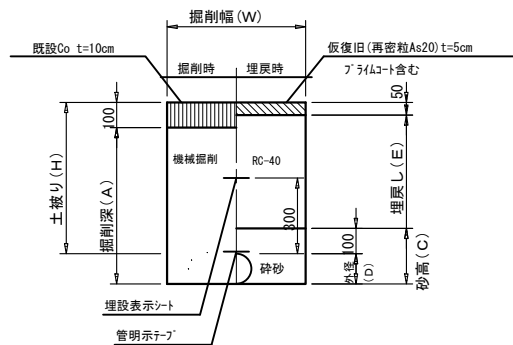


土工標準寸法表

	口径	外径	掘削幅	土被り	掘削深	埋戻し	砕砂高	管 種
	(φ)	(D)	(W)	(H)	(A)	(E)	(C)	
43	50	60	550	600	560	450	160	PE, VP
44	30	42	550	1000	942	850	142	PE, VP


④5 本設単独施工

県道 車道As

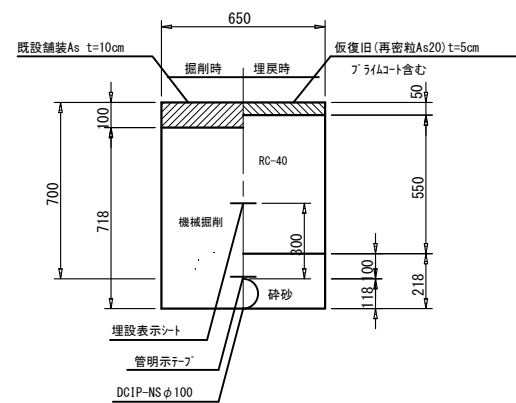


④6 -1 中島(2)地区空気弁廻り土工

市道 車道As(防護コンクリート工)

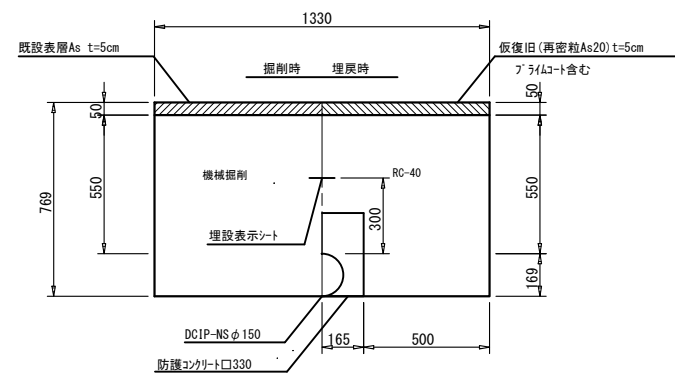


④7 中島(2)地区空気弁廻り土工

市道 Gr(防護コンクリート工)

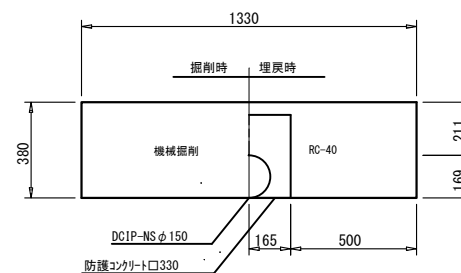

中島(1)地区水管橋土工

市道 車道As(防護コンクリート工)

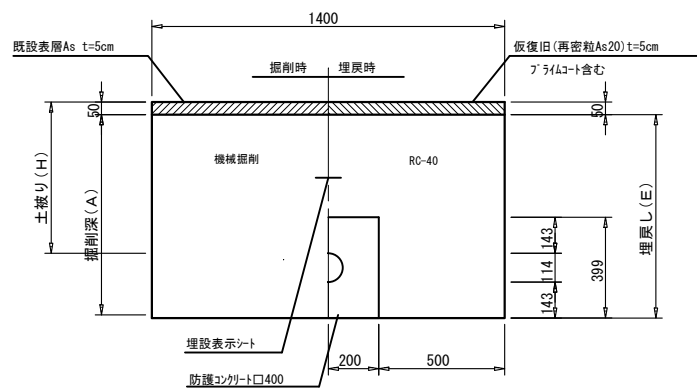


土工標準寸法表 單位：mm

	口径	外径	土被り	掘削深	埋戻し	管 種
	(φ)	(D)	(H)	(A)	(E)	
④8	100	114	1000	1207	1207	SUS
④9	100	114	600	807	807	SUS

富岡地区水管橋土工

市道 車道Gr(防護コンクリート工)

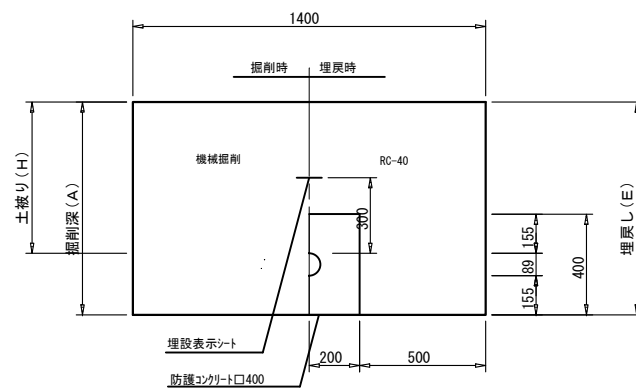


土工標準寸法表 單位：mm

	口径	外径	土被り	掘削深	埋戻し	管 種
	(φ)	(D)	(H)	(A)	(E)	
⑤0	75	89	1000	1244	1244	SUS
⑤1	75	89	600	844	844	SUS

中島(1)地区水管橋土工

市道 車道As

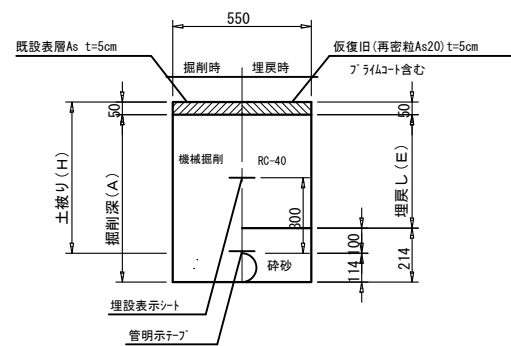


土工標準寸法表 單位：mm

	口径	外径	土被り	掘削深	埋戻し	管 種
	(φ)	(D)	(H)	(A)	(E)	
52	100	114	1000	1064	850	SUS
53	100	114	600	664	450	SUS

富岡地区水管橋廻り土工

市道 車道Gr

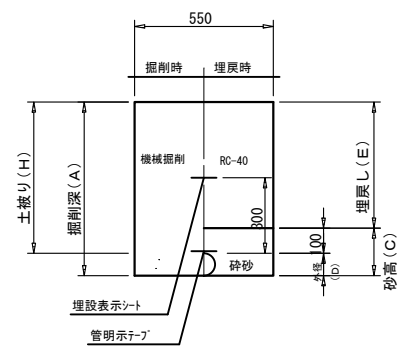

土工標準寸法表 單位：mm

	口径	外径	土被り	掘削深	埋戻し	砕砂高	管 種
	(φ)	(D)	(H)	(A)	(E)	(C)	
54	75	89	1000	1089	900	189	SUS
55	75	89	600	689	500	189	SUS
56	50	60	600	660	500	160	VP

この図面は、A1サイズを原寸とする。

工事名称	平成30年度 伊賀市水道施設整備事業 農業集落排水施設整備事業に伴う 配水管本設工事（真土1工区）				
図面名称	本設土工標準圖（2） 1-1				
施工場所					
縮尺	1：15				
設計月日	平成	年	月	日	図
審査	課長		係長	浄水	設計
伊賀市上下水道					












※転圧は管天より+100mmまで人力でおこなうこと。
※実掘削深1.5mを超えるものは、土留め工を設けること。

弁 室 標 準 図(1)

$$S=1/15$$

仕切弁室

(コンクリート製)

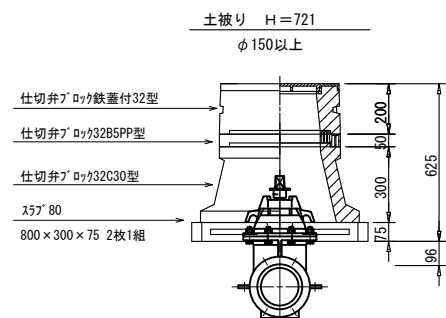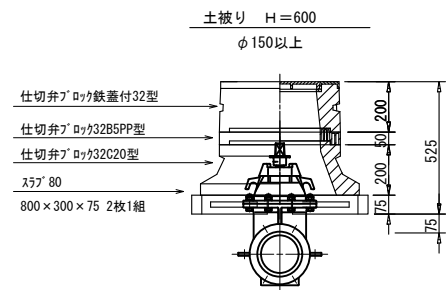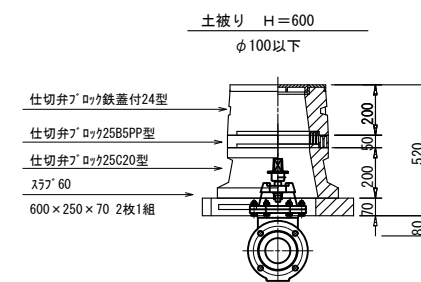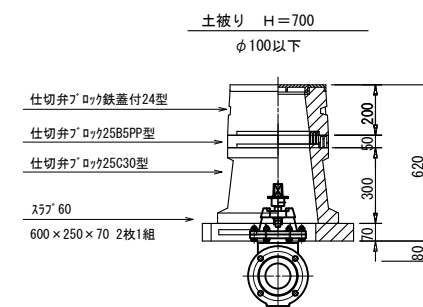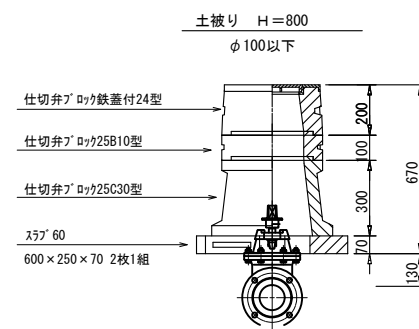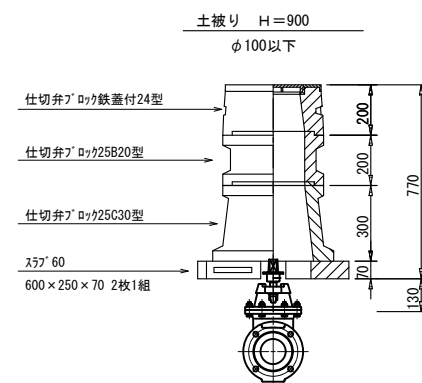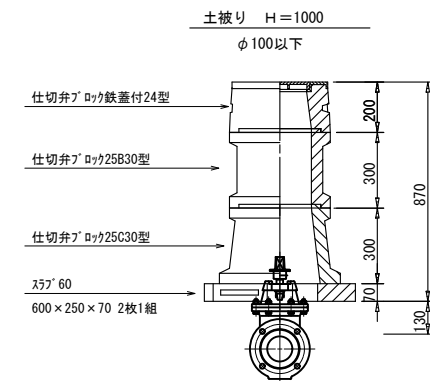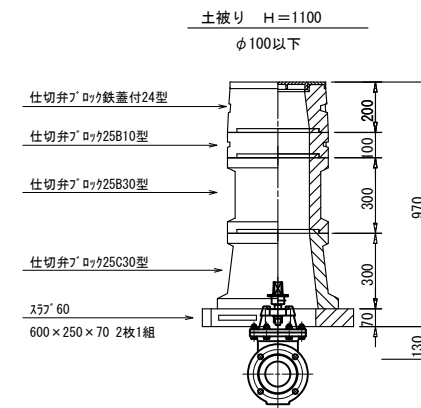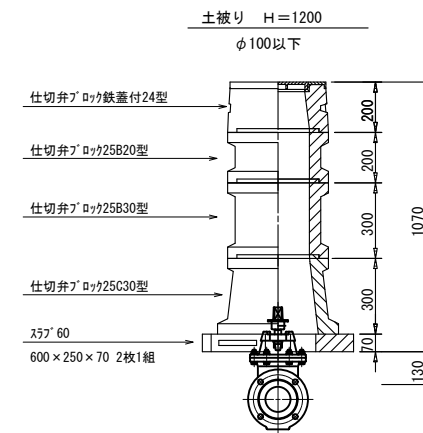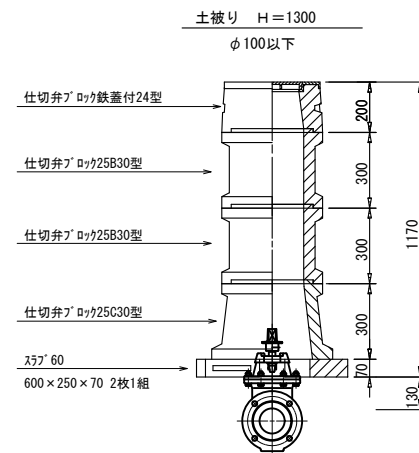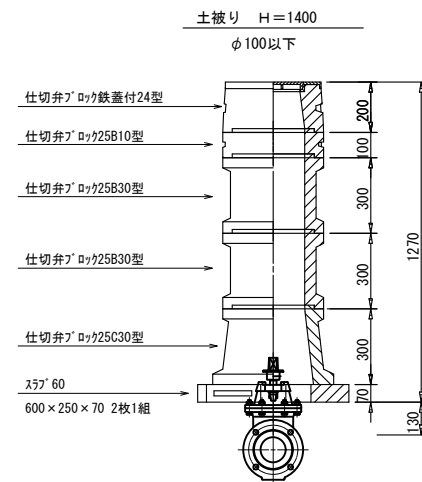

注記

※本図面は標準図であるため、施工の際には現地状況や弁栓類の仕様等の確認を行い、最適な積み方を採用すること。

この図面は、A1サイズを原寸とする。


工事名称	平成30年度 伊賀市水道施設整備事業 高桑地区排水施設整備事業に伴う 配管本設工事（高麗1工区）						
図面名称	本設計並準準図（1） 1-1						
施工場所							
縮尺	1 : 15						
設計月日	平成 年 月 日					図面番号	
審査	課長		係長		主任	設計	7
伊 賀 市 上 下 水 道 部							

弁室標準図(2)

S=1/15

消火栓・空気弁室

(コンクリート製)

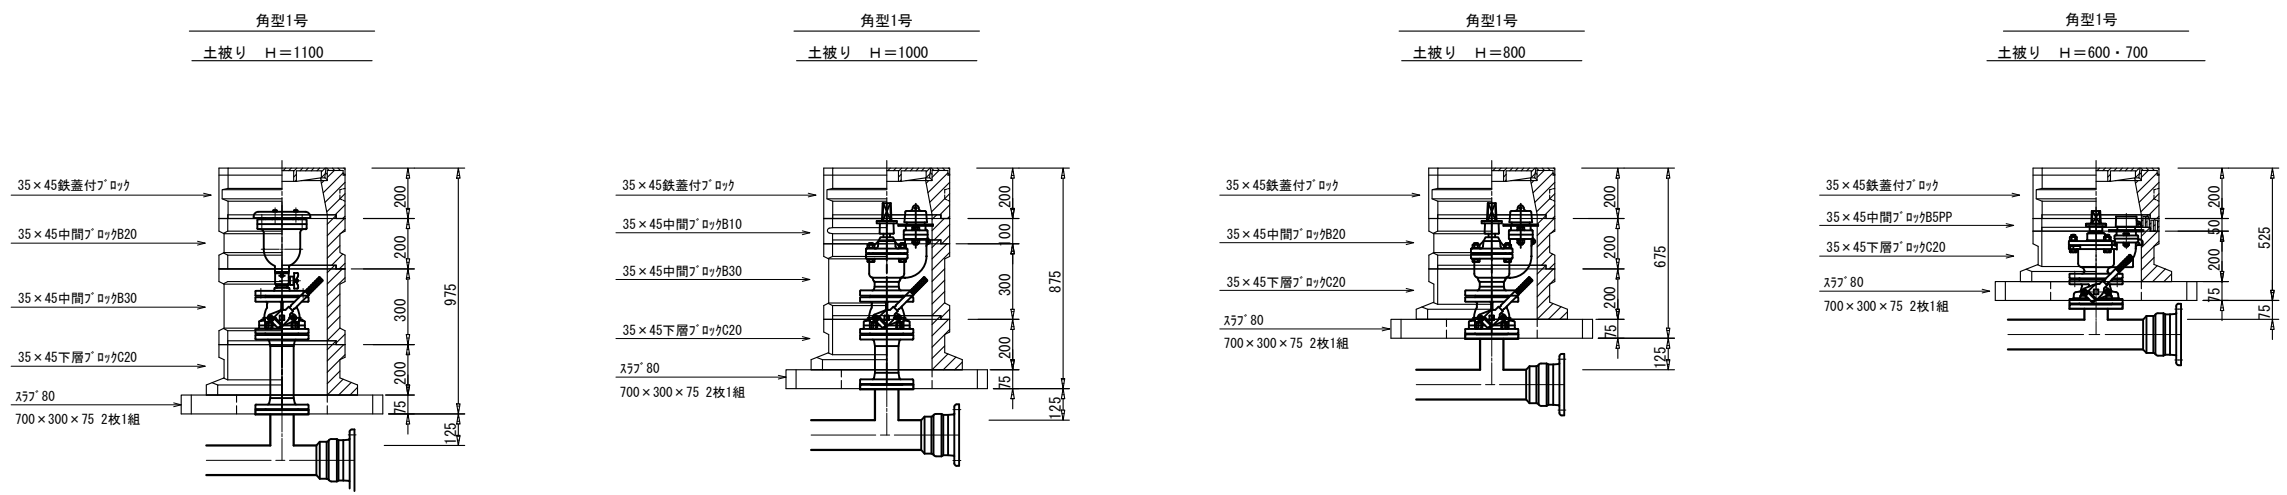


注記









※本図面は標準図であるため、施工の際には現地状況や弁栓類の仕様等の確認を行い、最適な積み方を採用すること。

本設給水管

分水栓口径：給水口径≦φ20の場合φ20mm
給水口径≧φ25の場合給水口径

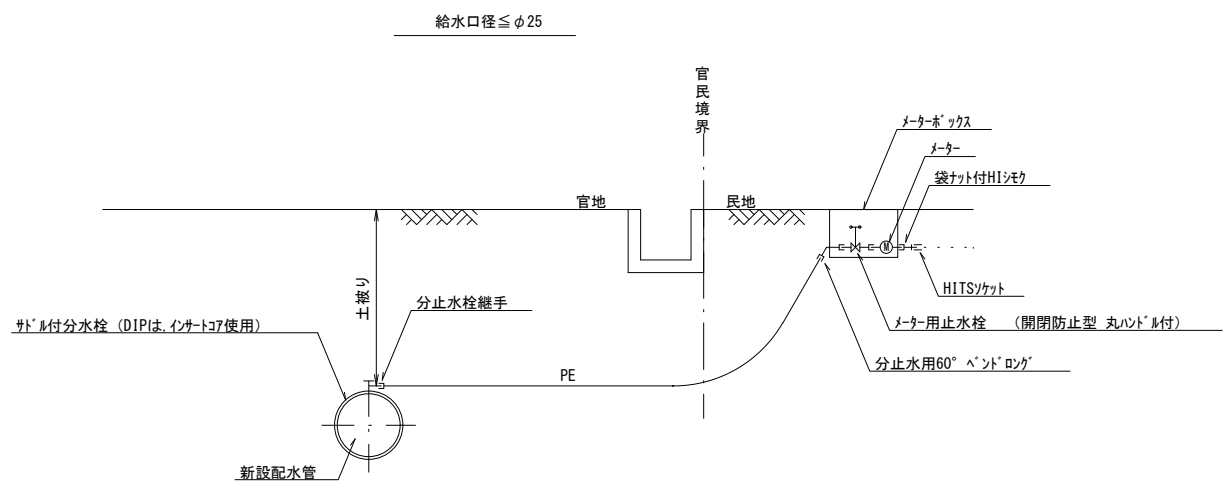


仮設給水撤去詳細図

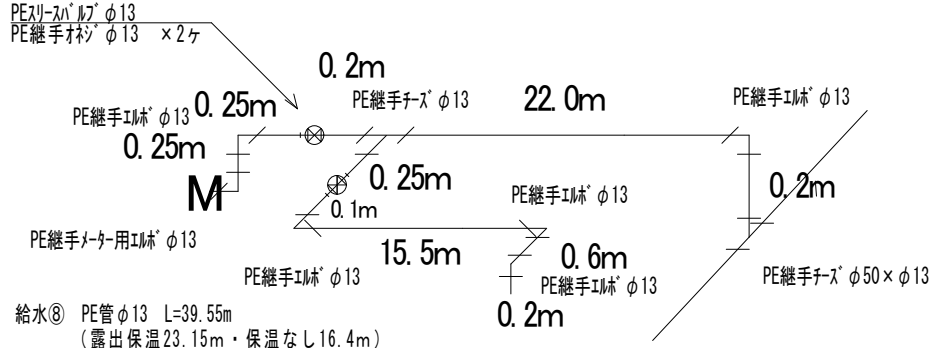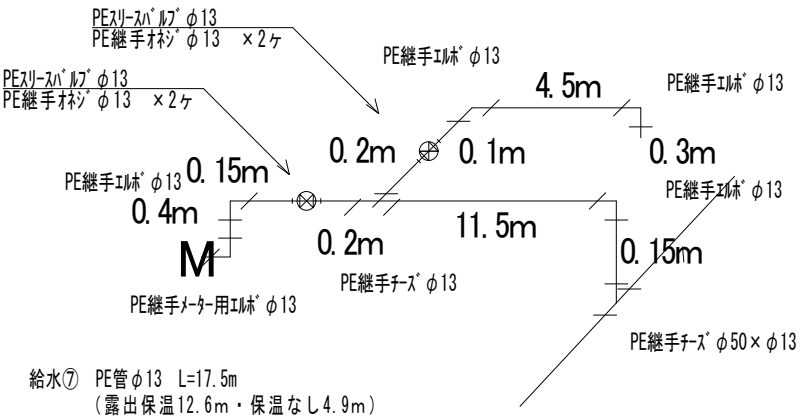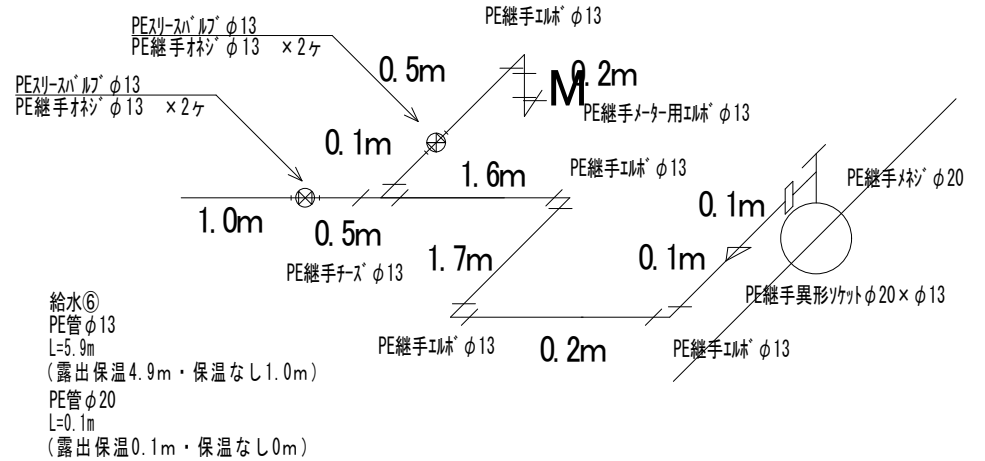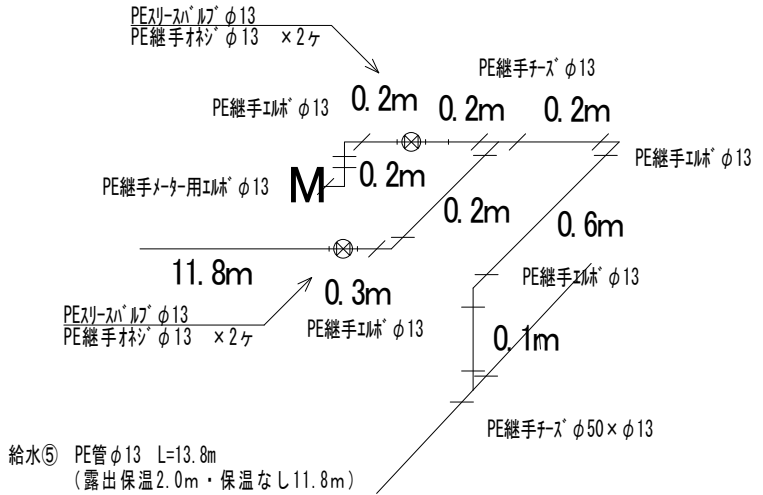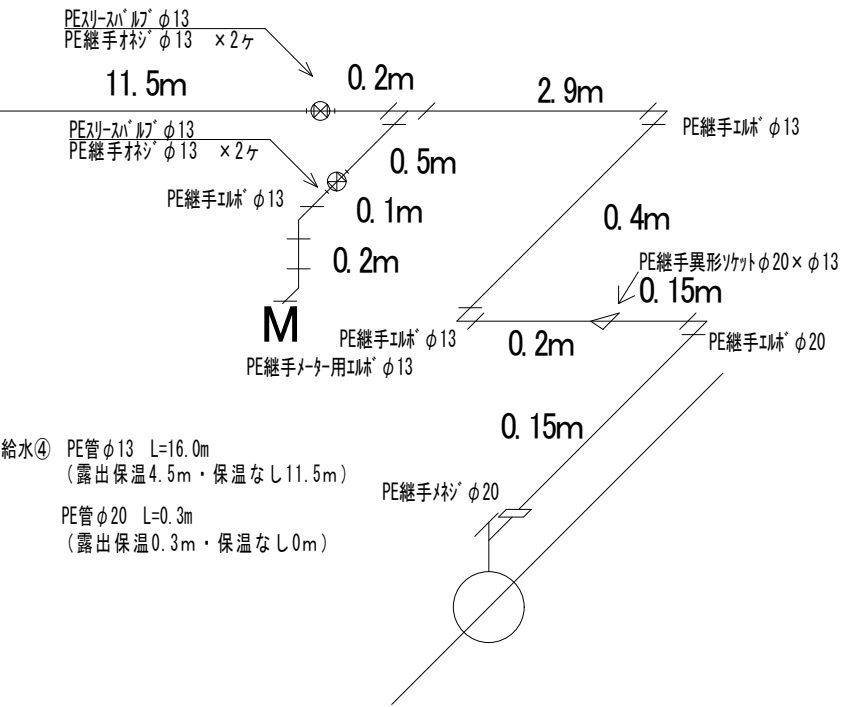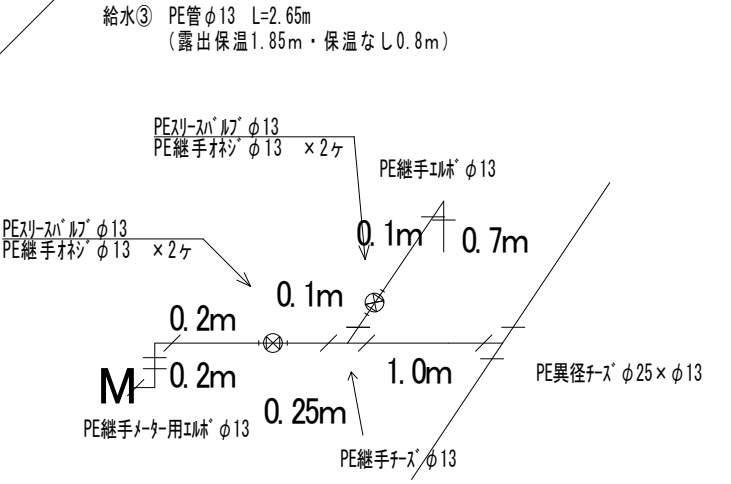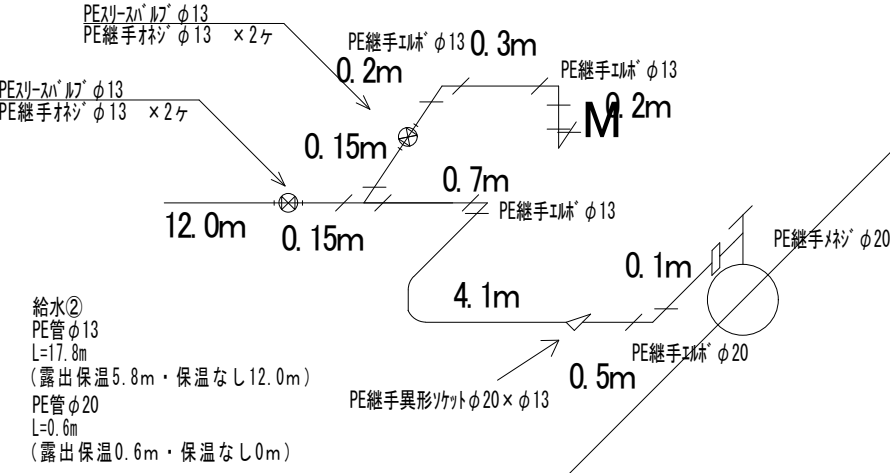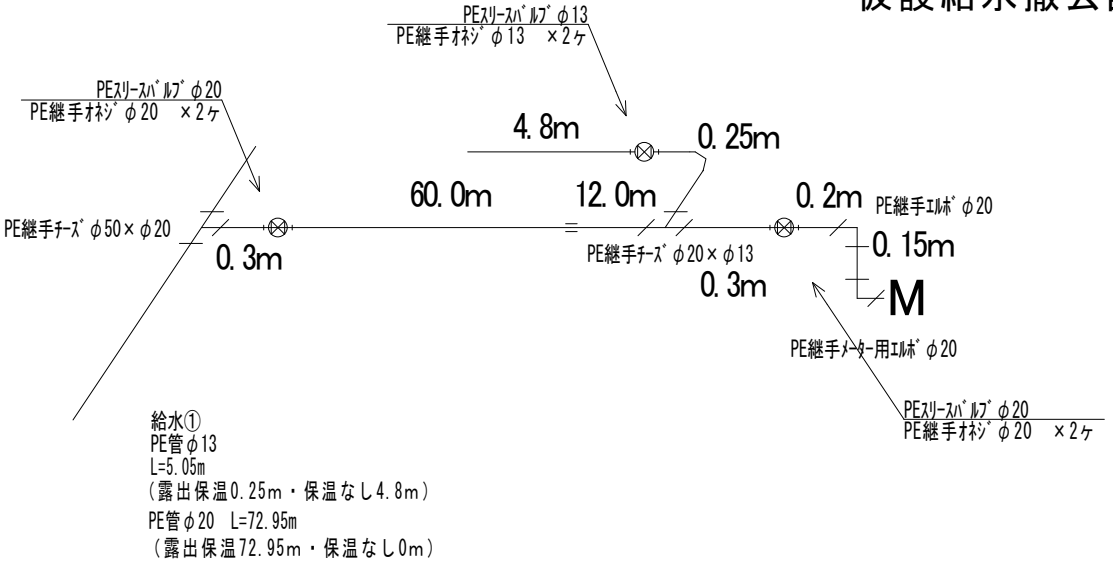




工事名称		平成30年度 伊賀市水道施設整備事業 農業集落排水施設整備事業に伴う配水管本設工事（真泥1工区）			
図面名称		仮設給水撤去詳細図 1 1-1			
施工場所		伊賀市 真泥 地内			
縮 尺		図示			
設計月日		平成29年11月			図面番号
審査	課長	係長	浄写	設計	12
伊賀市上下水道部					

仮設給水撤去詳細図

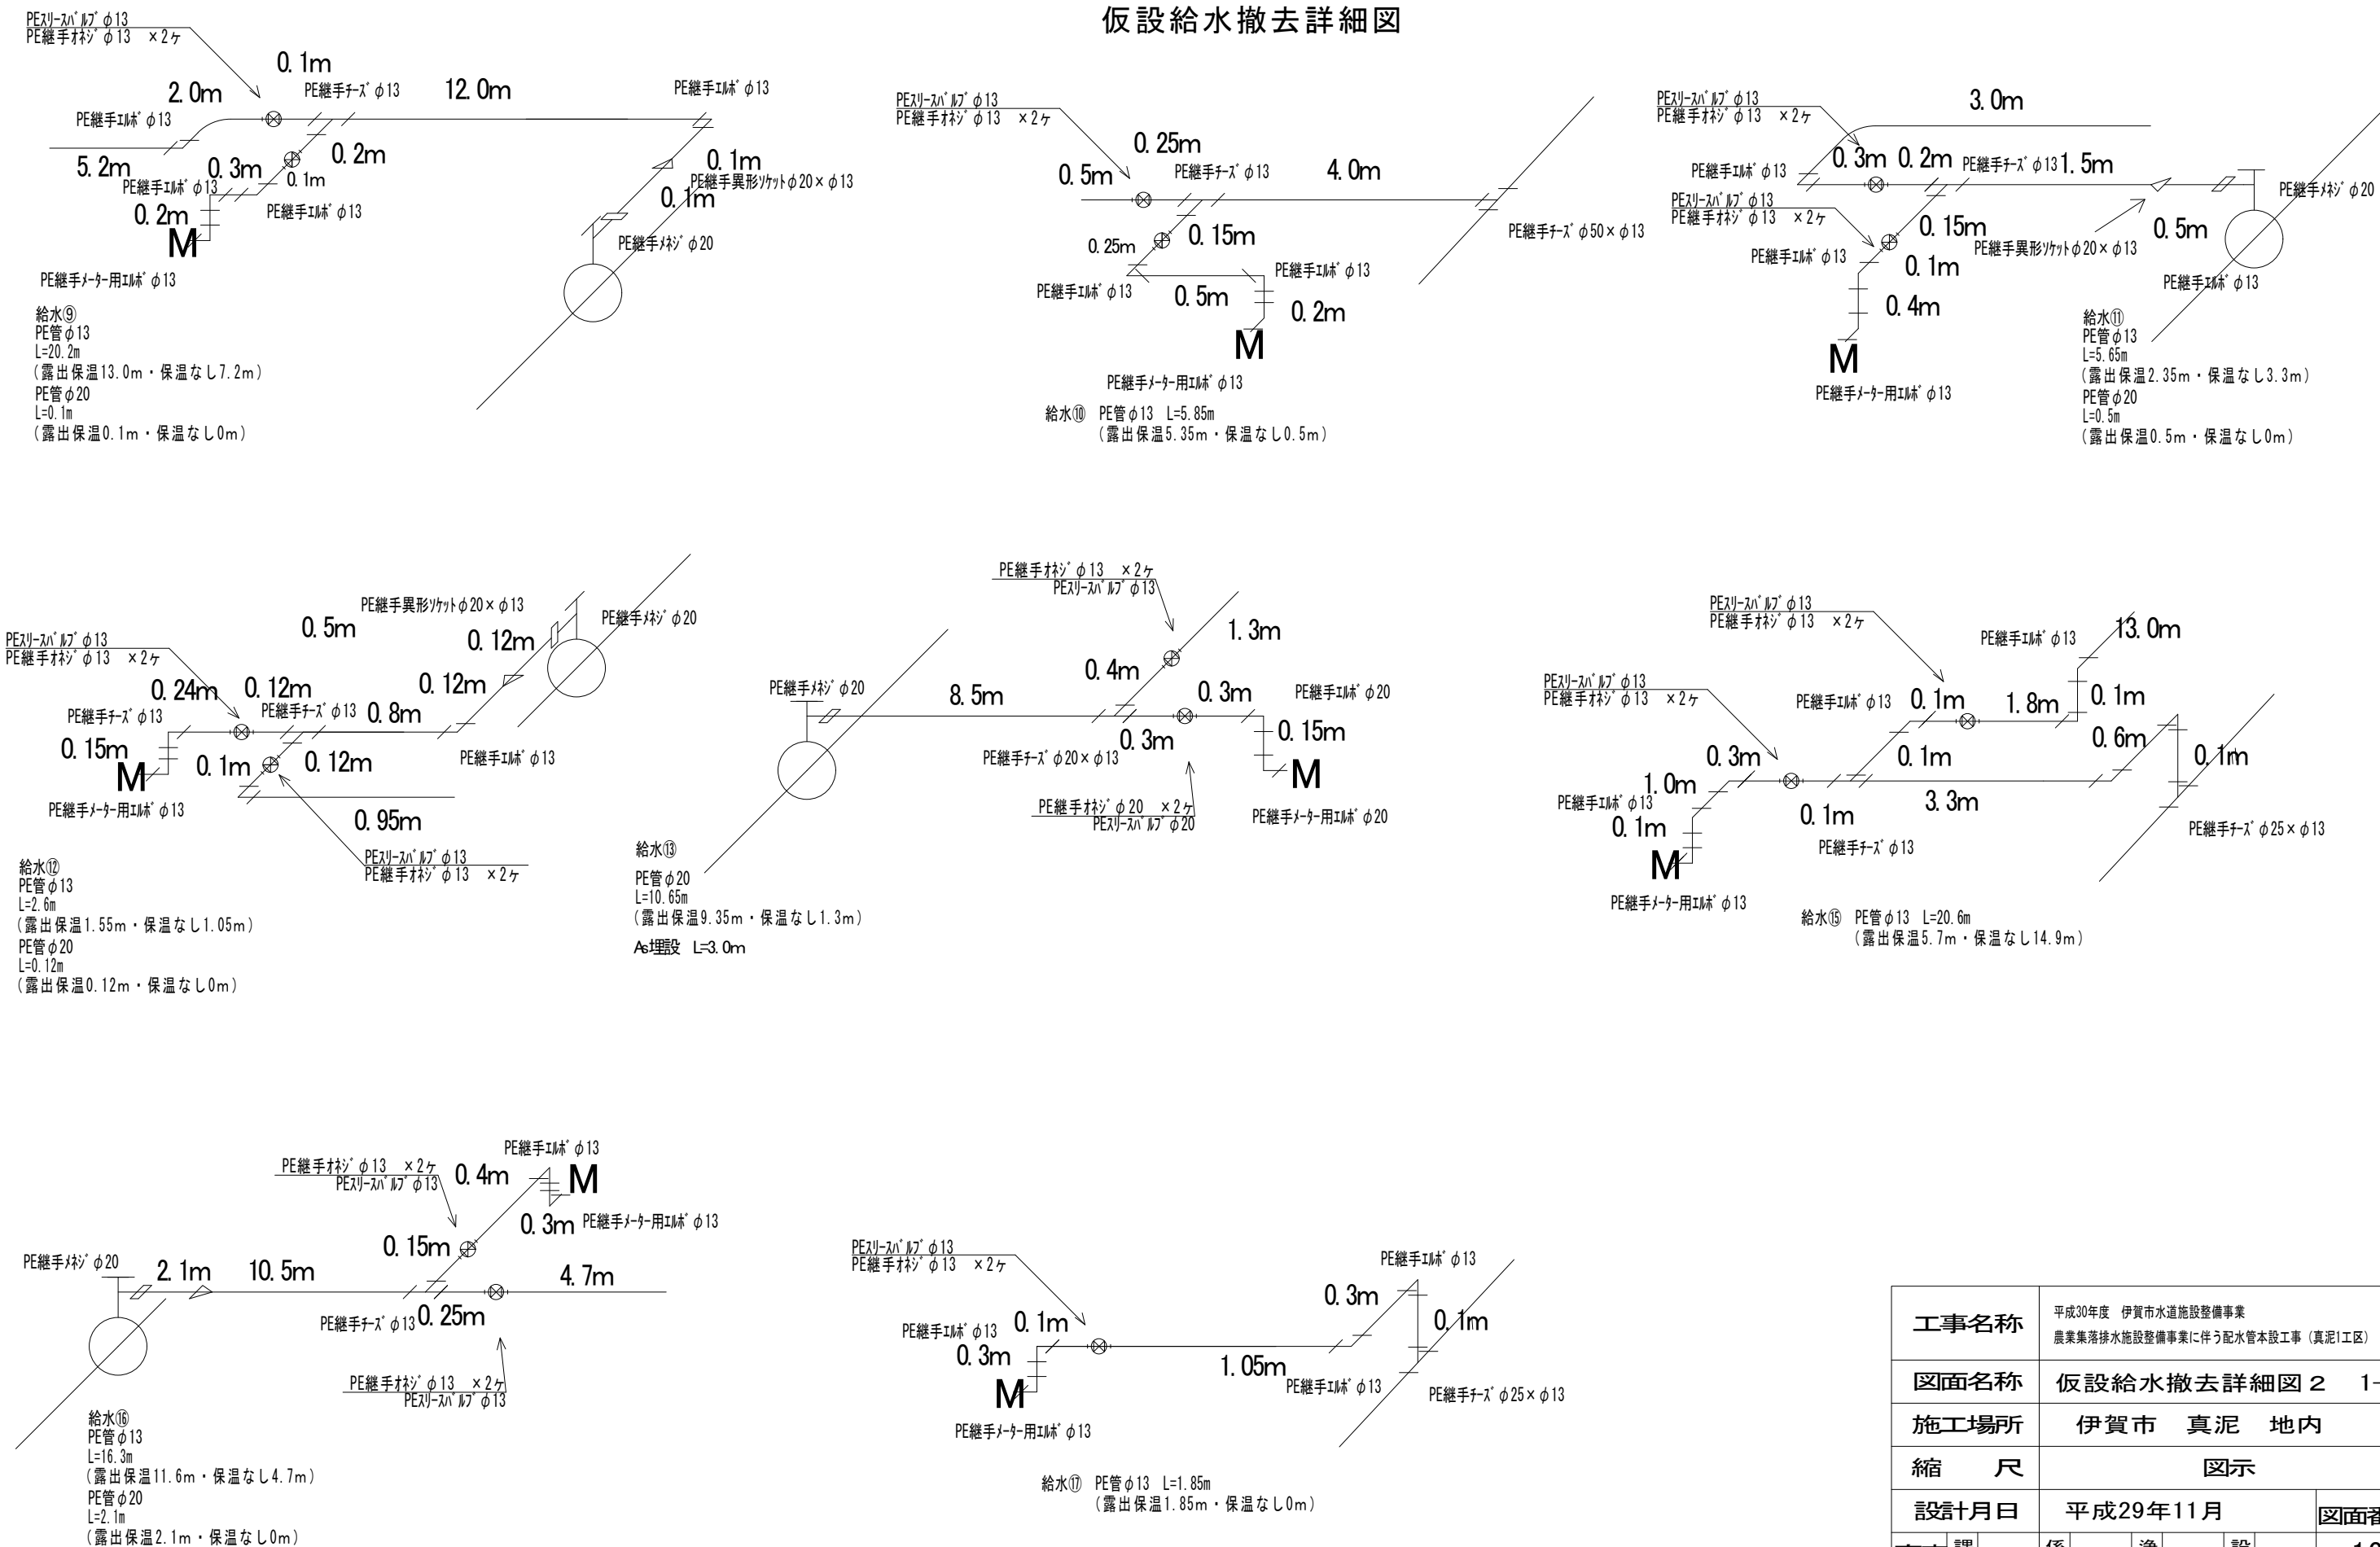

工事名称		平成30年度 伊賀市水道施設整備事業 農業集落排水施設整備事業に伴う配水管本設工事（真泥1工区）					
図面名称		仮設給水撤去詳細図 2 1-1					
施工場所		伊賀市 真泥 地内					
縮 尺		図示					
設計月日		平成29年11月				図面番号	
審査	課長	係長		浄写			
						13	
伊賀市上下水道部							


仮設給水撤去詳細図

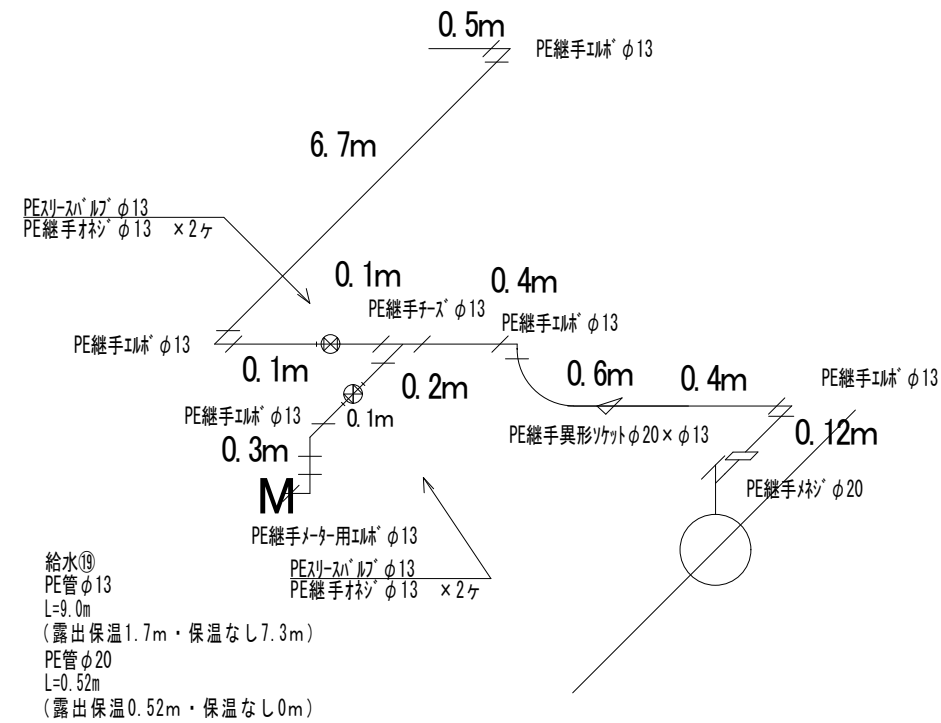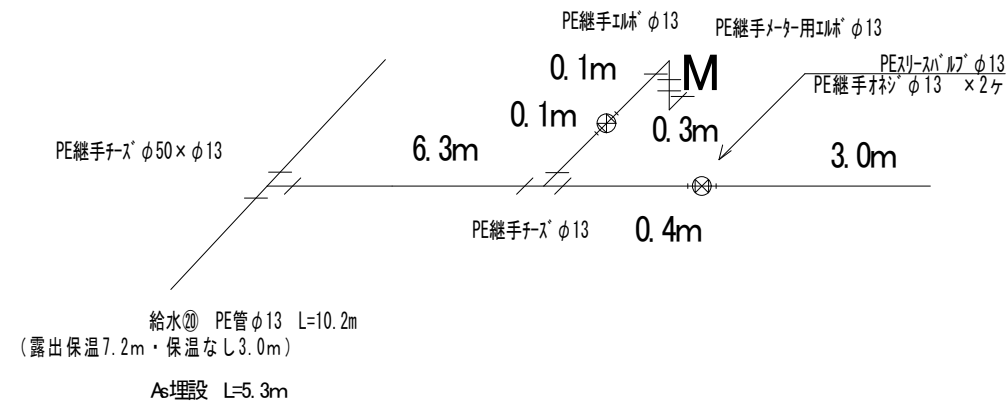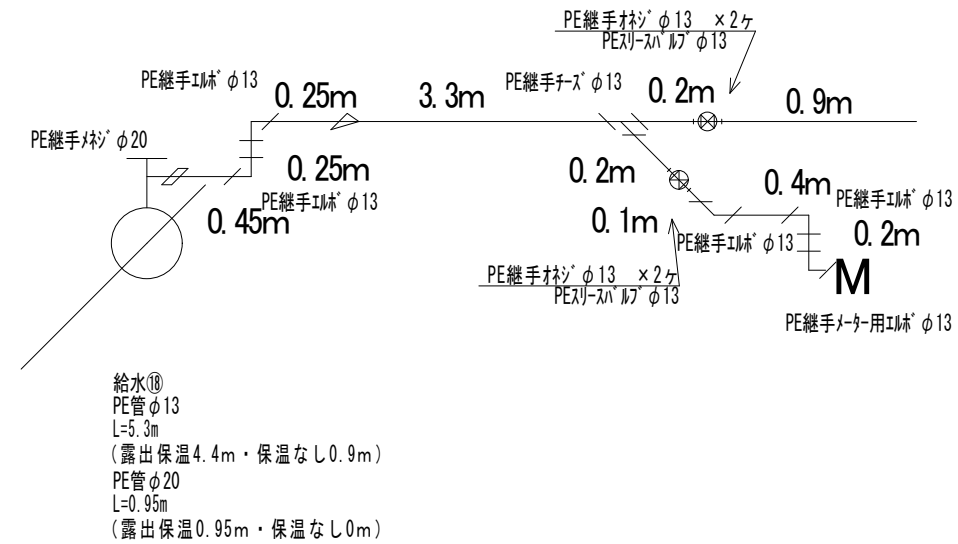


工事名称		平成30年度 伊賀市水道施設整備事業 農業集落排水施設整備事業に伴う配水管本設工事（真泥1工区）						
図面名称		仮設給水撤去詳細図 3 1-1						
施工場所		伊賀市 真泥 地内						
縮 尺		図示						
設計月日		平成29年11月				図面番号		
審査	課長		係長		浄写		設計	
						14		
伊 賀 市 上 下 水 道 部								

平面図・配管詳細図

詳細図（A路線）

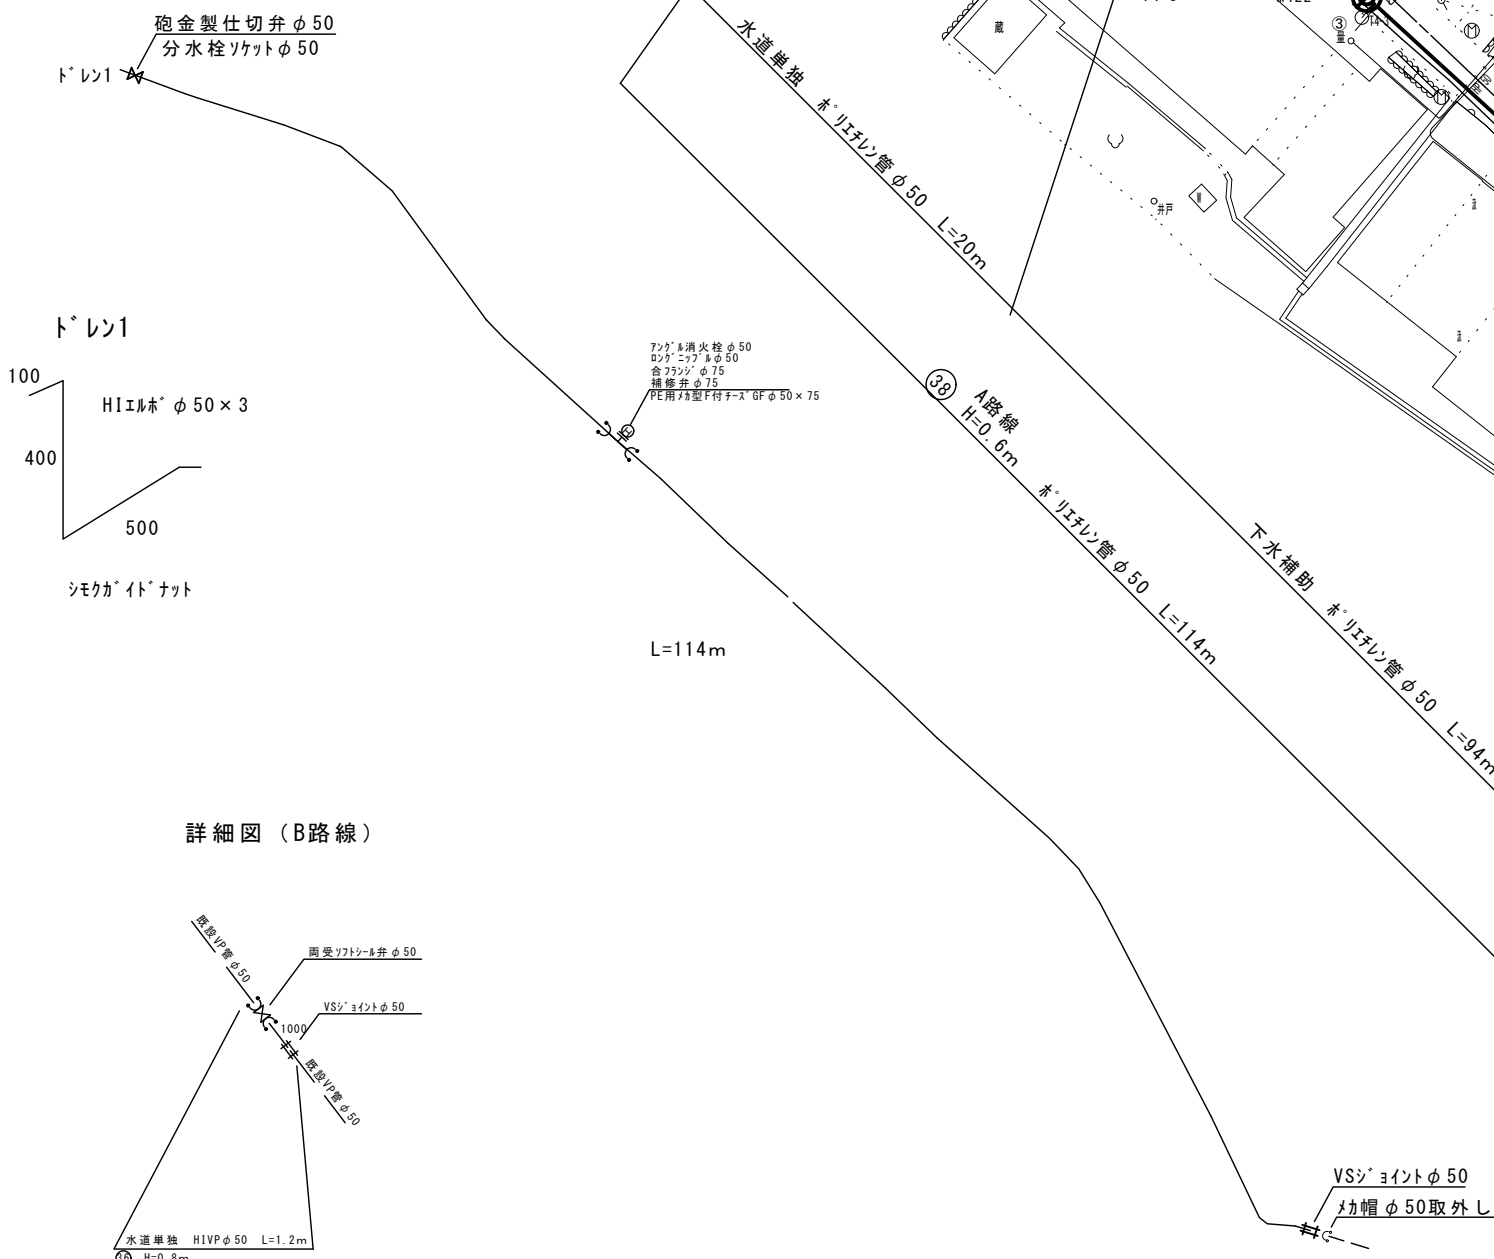

詳細図（B路線）

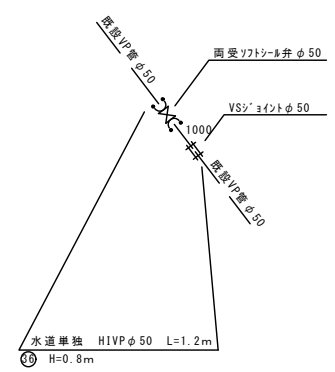

この図面は、A1サイズを原寸とする。

工事名称	平成30年度 伊賀市水道施設整備事業 農業集落排水施設整備事業（山田地区改良区）工区 管線施設工事に伴う配水管等設置工事				
図面名称	本設配管平面図 真泥1-2				
施工場所	真泥地内				
縮尺	1:500				
設計月日平成	年	月	日	図面番号	
審査	課長	係長	担当	設計	15
伊賀市上下水道部					

仮設配管図 PPφ50 L=123.5M (給水管4箇所φ13 L=68.2M)

分岐口径 $\phi 13$

分水栓用ソケットφ13

スリースバルブ 既設量水器ボックス

PP用オネジ×2 _____

サドル分水栓φ50*φ13

--	--

仮設配管

官民境界
(111)

チーズ $\phi D \times \phi 13$

スリースバルブの13

PP用オネジφ13×2

分止水用90° ベンド

官民境界
(111)

チーズ $\phi D \times \phi 13$

スリースバルブの13

PP用オネジφ13×2

分止水用90° ベンド

13 防火水槽

13 防火水槽

川原分44
01カ883

01カ883

この図面は、A1サイズを原寸とする。

工事名称	平成30年度 伊賀市下水道施設整備事業 農業集排水施設整備事業 山南地区真泥1工区 管施設工事に伴う配水管移設工事				
図面名称	仮設配管撤去平面図 真泥1-2				
施工場所	真泥地内				
縮尺	1:500				
設計月日平成	年	月	日	図面番号	
審査 課長	係長		浄水	設計	16
伊 賀 市 上 下 水 道 部					