




平面図

S=1:250

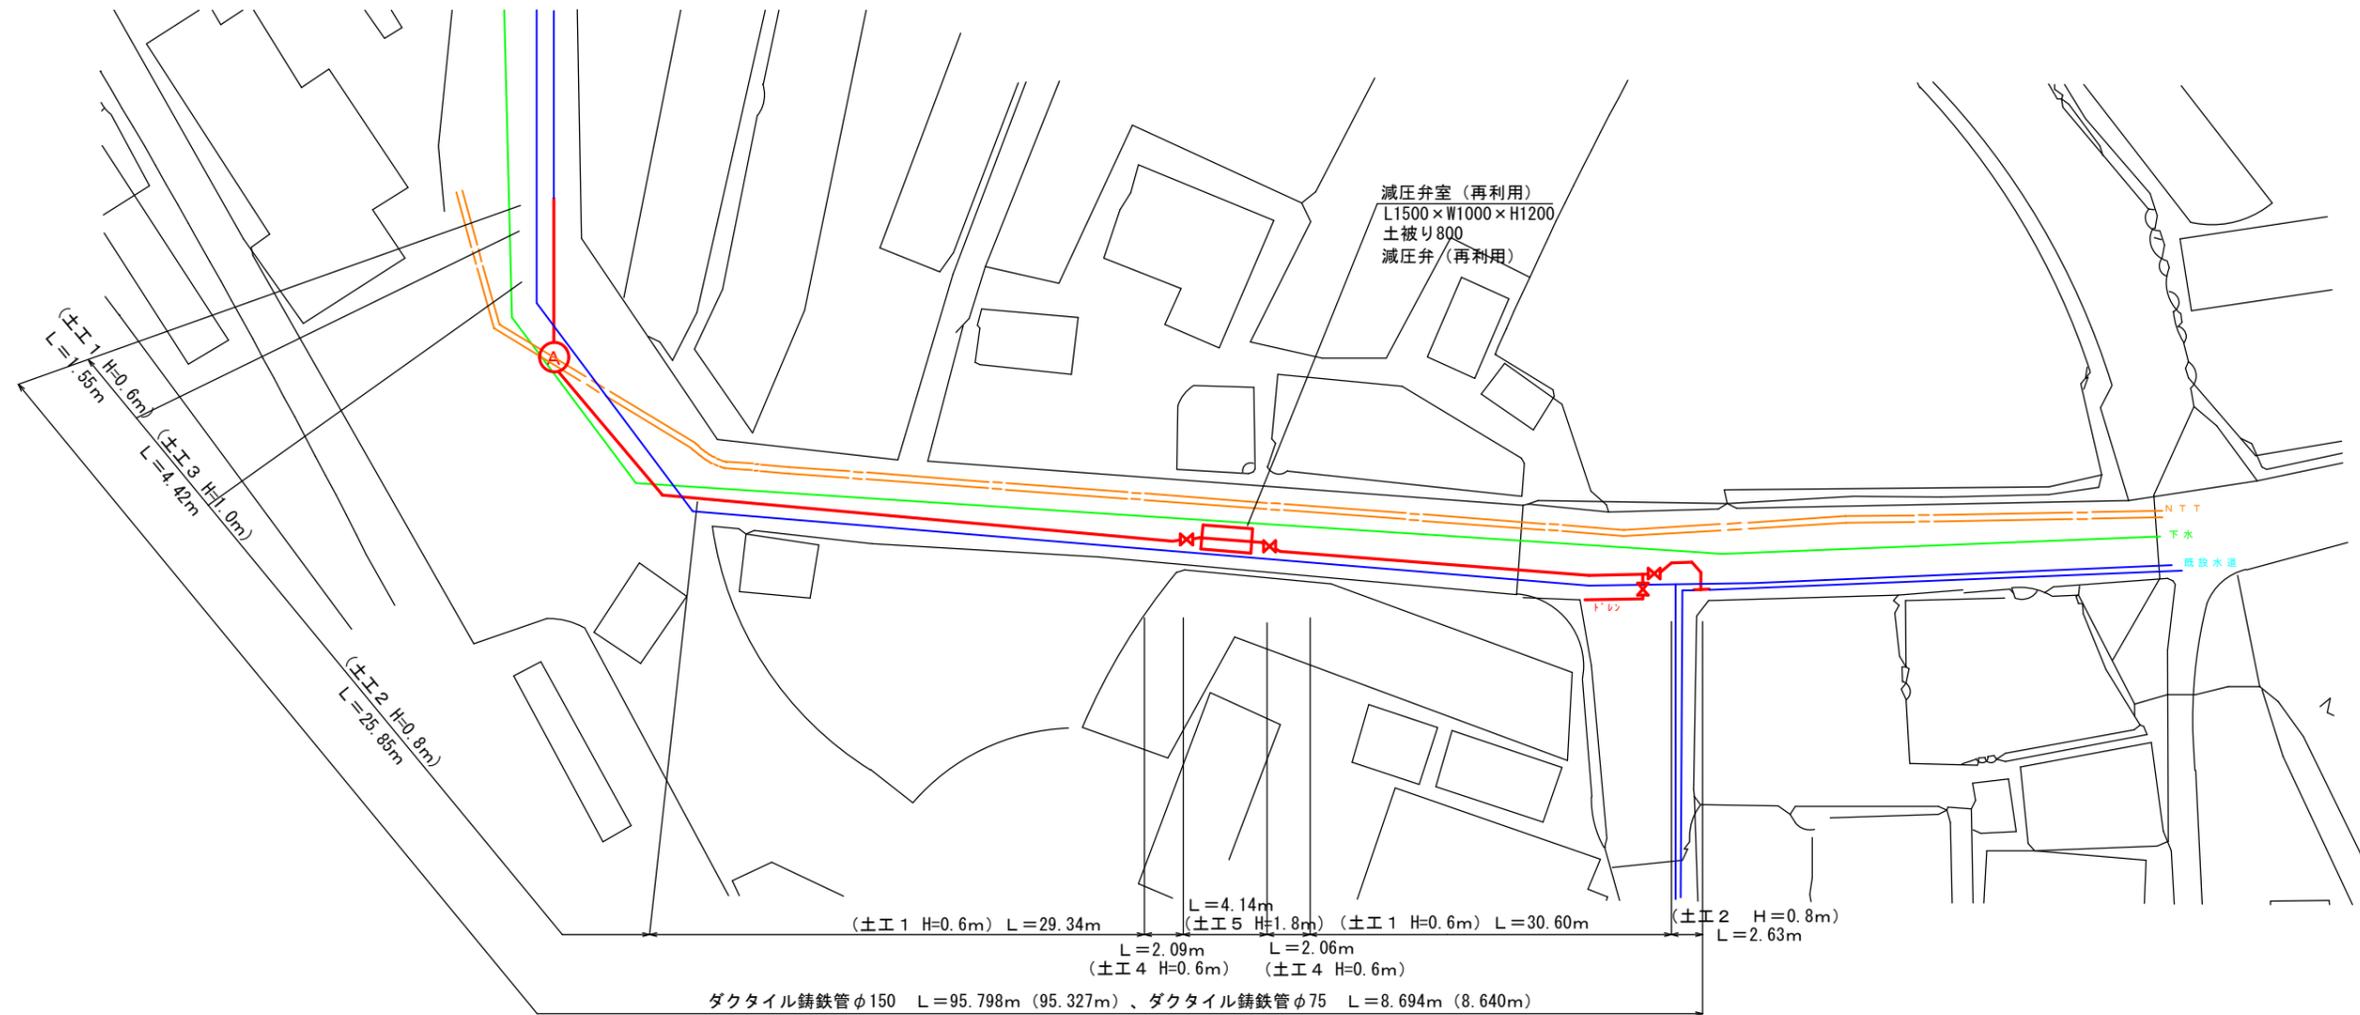


工事名称	平成30年度 伊賀市水道広域化促進事業 送水管布設工事(比土工区)	
図面名称	平面図	
施工場所	伊賀市 比土 地内	
縮尺	図示	図面番号
設計年月	平成 年 月 日	
伊賀市上下水道部水道工務課		

配管図

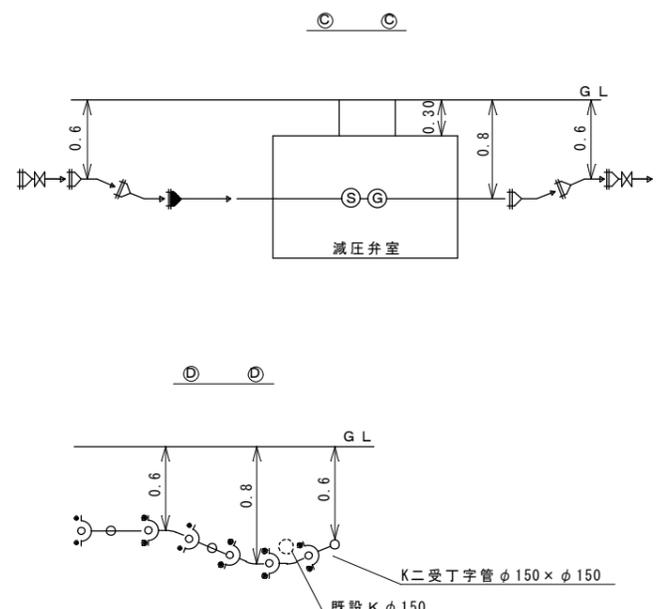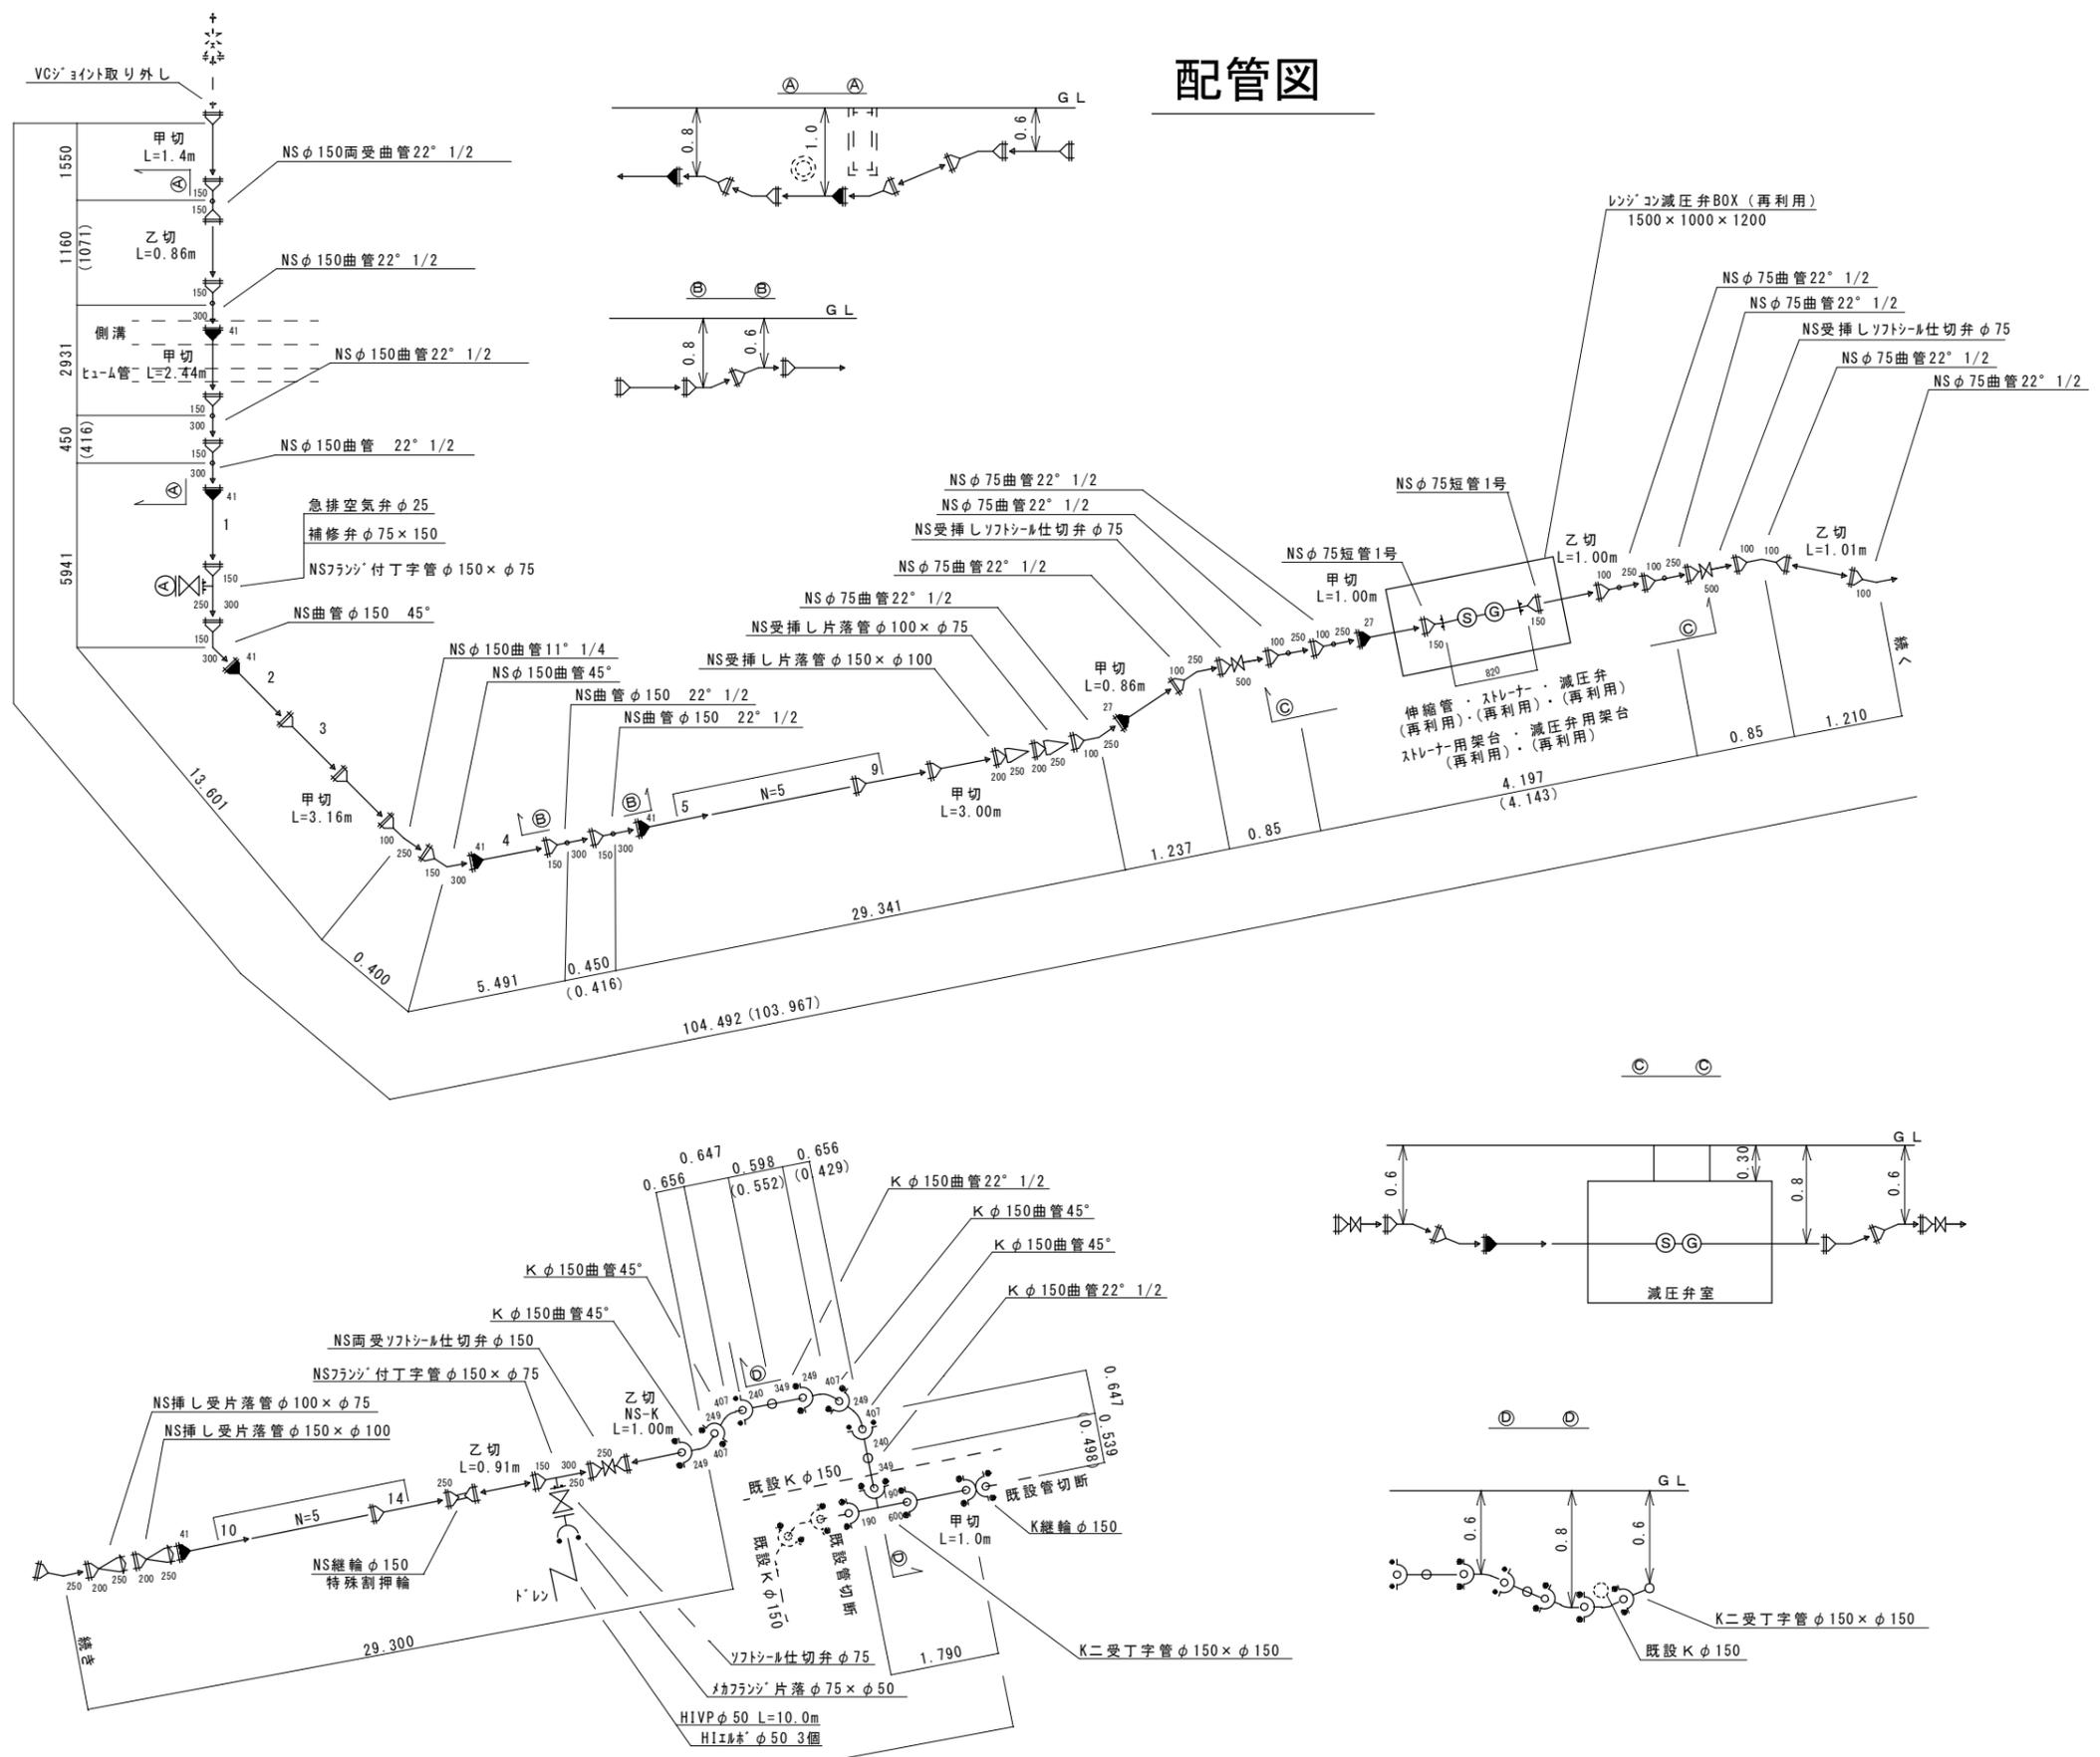

工事名	平成30年度 伊賀市水道広域化促進事業 送水管布設工事 (比土工区)		
図面名	配管図		
年月日			
尺度	NON	図面番号	2
会社名			
事務所名	伊賀市上下水道部水道工務課		


各種標準図

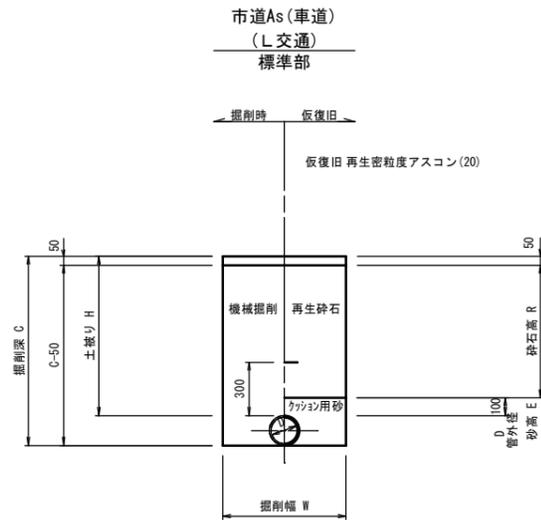


土工 寸法表 (mm)

番号	管種・管径	管外径 (D)	土被り (H)	掘削深 (C)	掘削幅 (W)	砂高 (E)	砕石高 (R)	備考
	(φ)							
土工1	DC1Pφ150	169	600	769	700	269	450	
土工2	DC1Pφ150	169	800	969	700	269	650	
土工3	DC1Pφ150	169	1000	1169	700	269	850	
土工4	DC1Pφ75	93	600	693	600	193	450	

減圧弁室

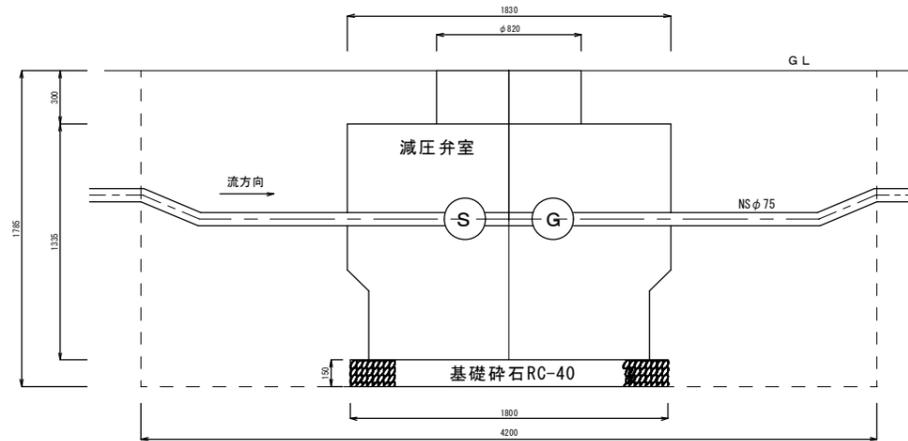


仕切弁ボックス据付図 (T-25) S=1:20

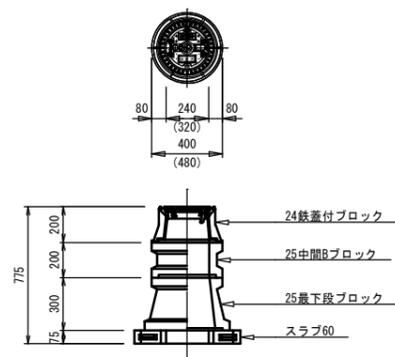

仕切弁ボックス 組合せ表 (配管口径: φ150以下)


土被り	鉄蓋付ブロック	中間ブロック	最下段ブロック	スラブ
H=0.6m	24蓋付枠	25B5	25C20	60

空気弁ボックス据付図 (T-25) S=1:20

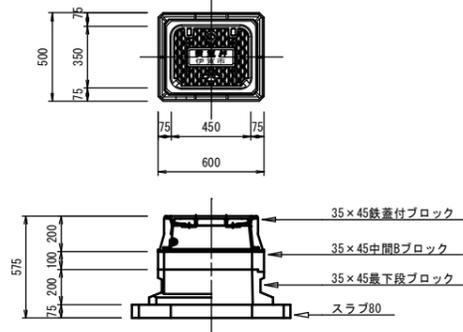

空気弁ボックス 組合せ表

土被り	鉄蓋付ブロック	中間ブロック	最下段ブロック	スラブ
H=0.6~0.8m	35×45蓋付枠	35×45B10	35×45C20	80

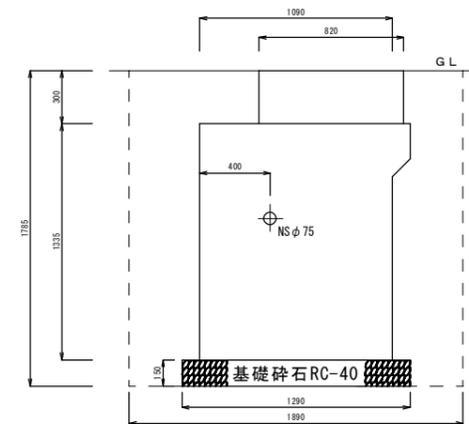

この図面は、A1サイズを原寸とする。

工事名称	平成30年度 伊賀市水道広域化促進事業 送水管布設工事(比土地内)			
図面名称	各種標準図			
施工場所	伊賀市 比土 地内			
縮尺	図示			
設計月日	平成	年	月	日
審査	課長	係長	技師	設計
伊賀市上下水道部水道工務課				