


1階平面図 S=1/150

**【改修内容】**  
 ミニパワーリレー取替(職員室)  
 押し釦カバー交換(1F3箇所)  
 ホース27本取替(穴あき12本、経年劣化15本)現地確認をする事  
 タンクの電極取替(屋上)


特記	工事名	上野西小学校他9校屋内消火栓設備等改修工事		
	図名	上野西小学校 1階平面図	縮尺	A3版 1/300 A1版 1/150
	図面番号			

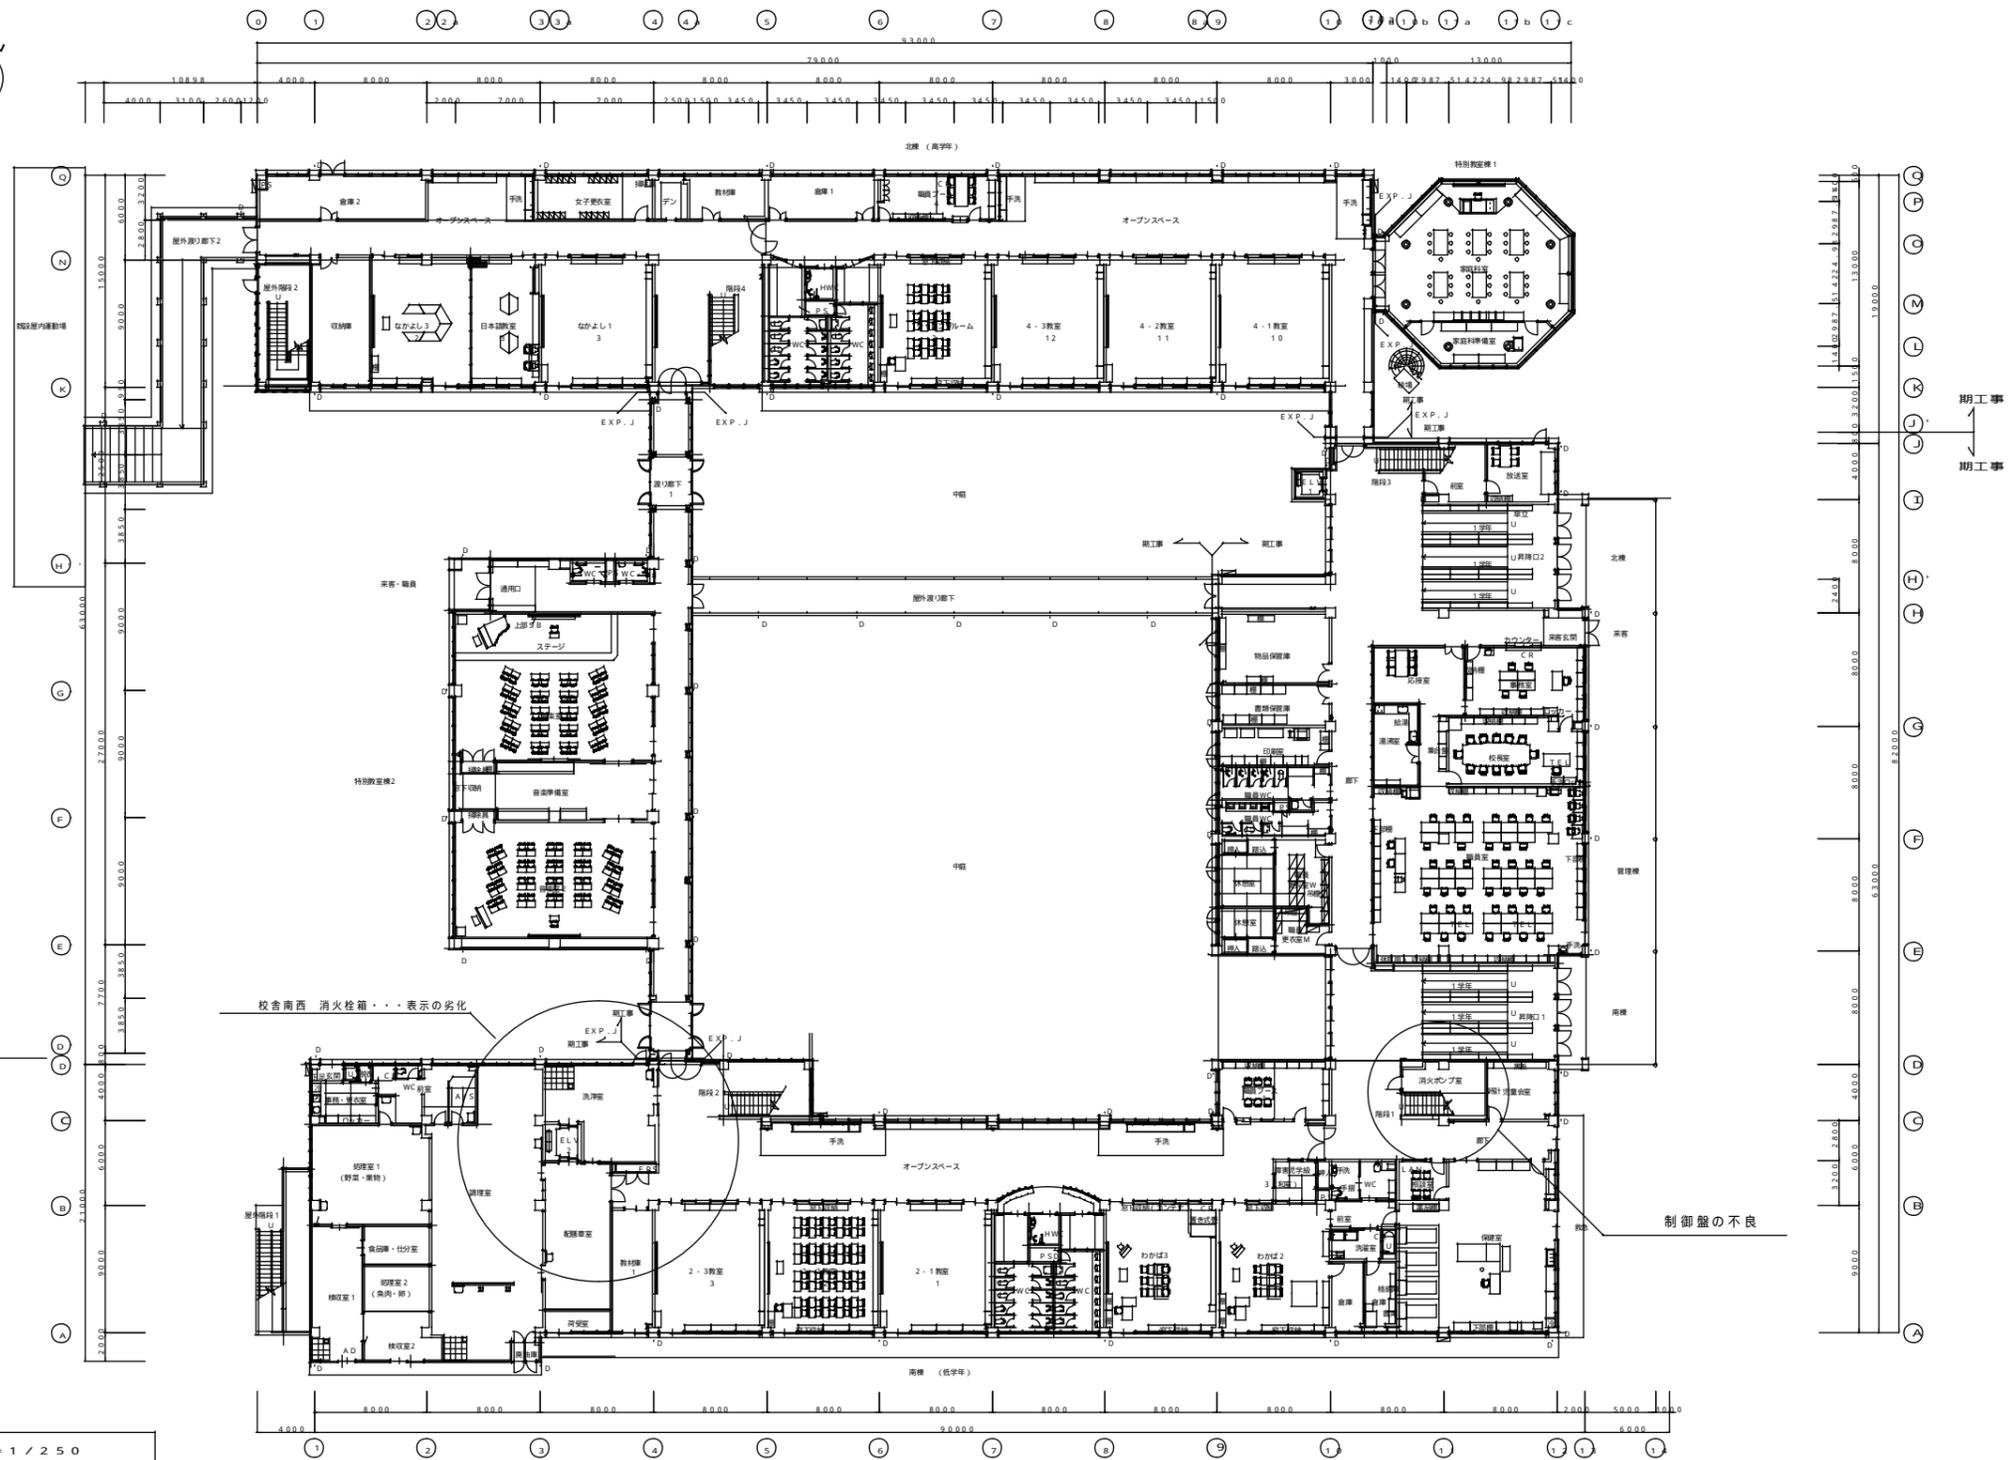


平面図 S = 1 / 250

プール前 消火栓箱・・・表示の劣化


特記	工事名	上野西小学校他9校屋内消火栓設備等改修工事		
	図名	上野東小学校 1階平面図	縮尺	A3版 1/500 A1版 1/250
	図番		図面番号	

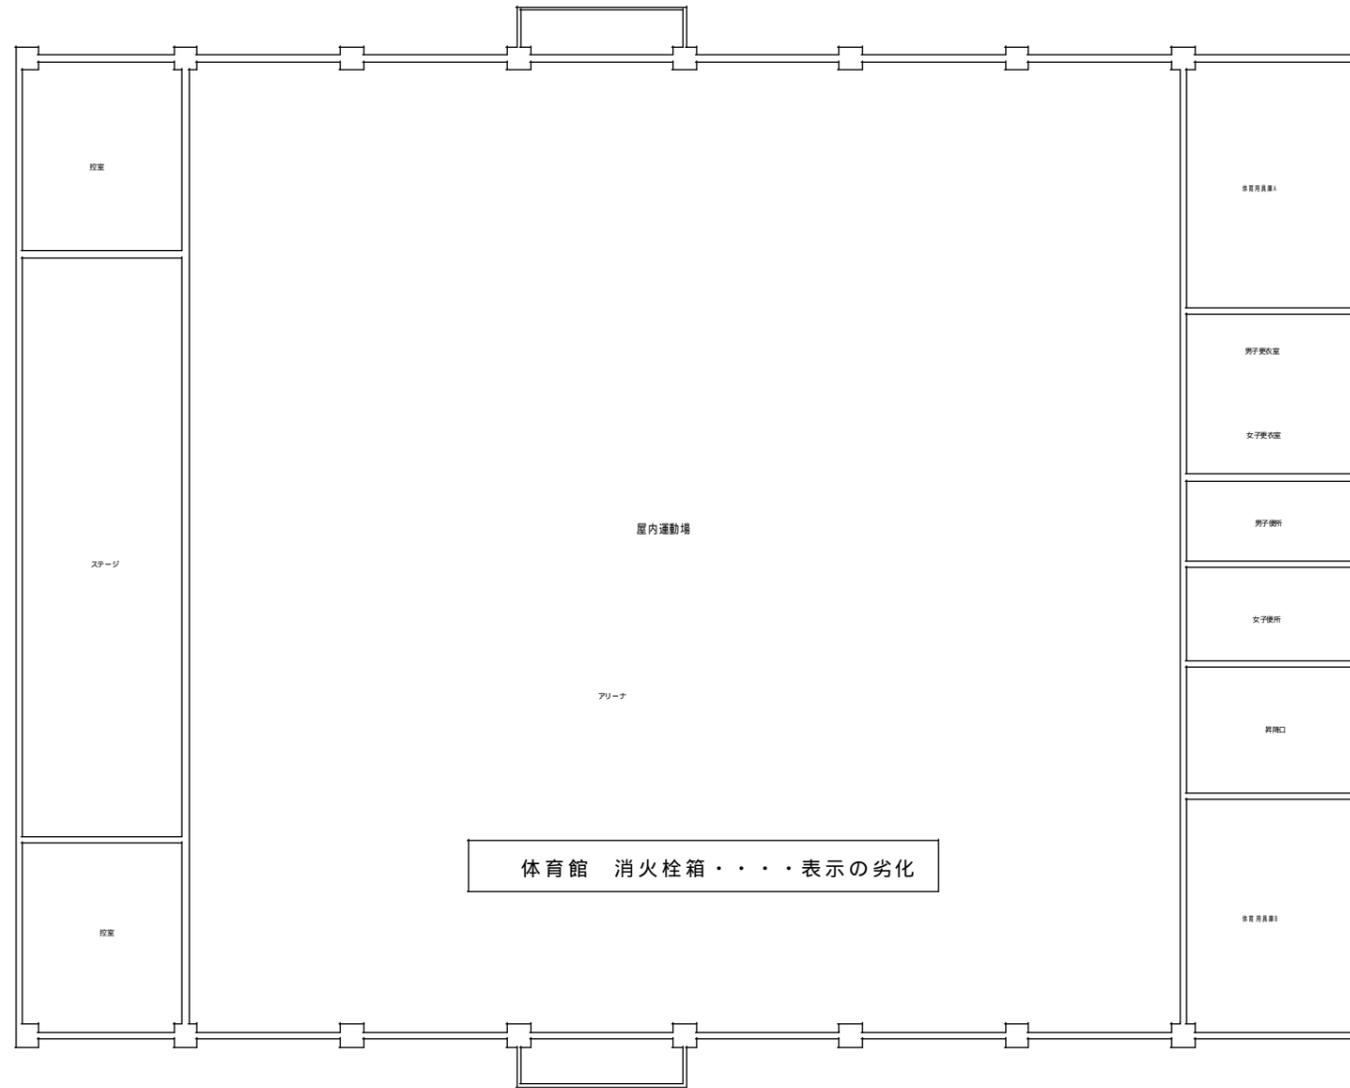

特記	工事名 上野西小学校他 1 1 校自動火災報知設備等改修工事							
	図名 上野東小学校 体育館	縮尺	図面番号					

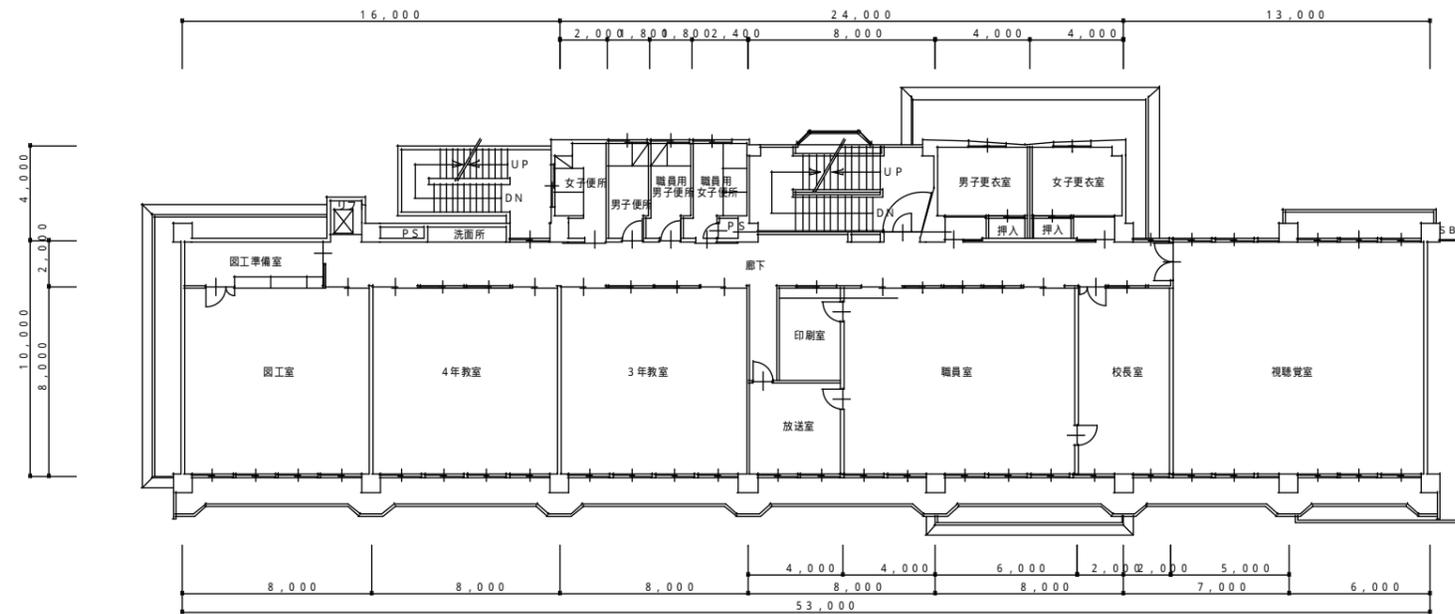

2階平面図 S=1/150

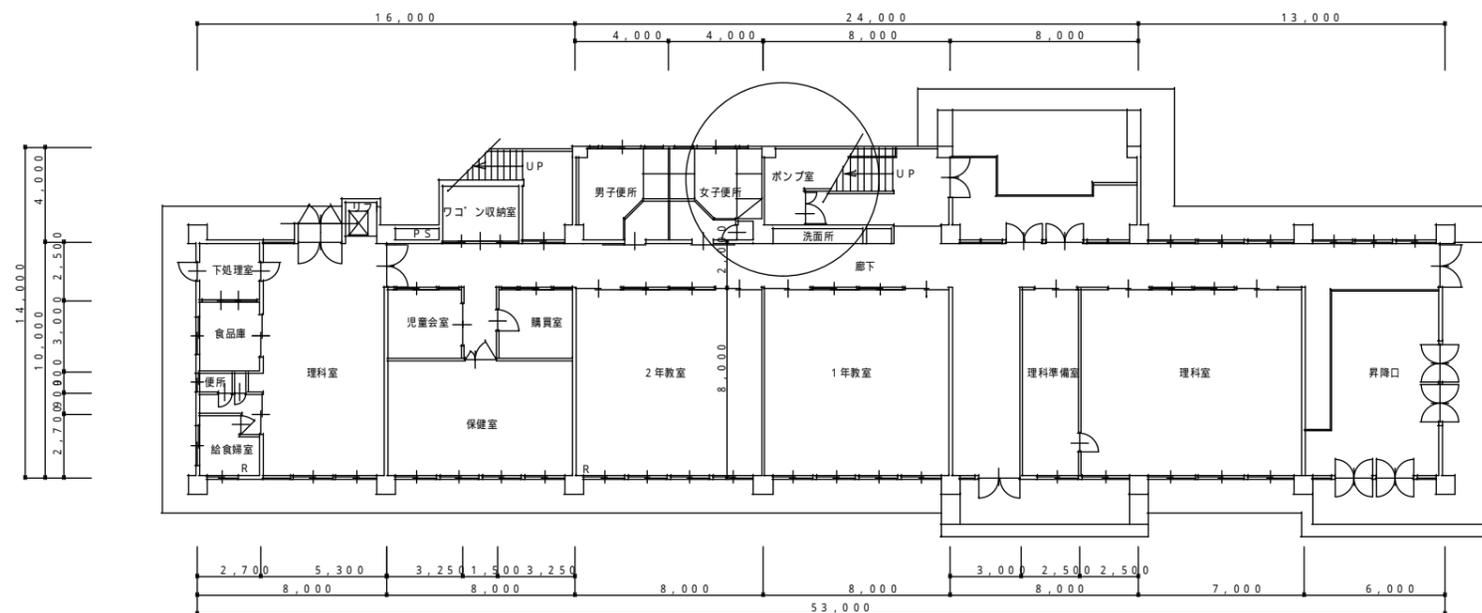


1階平面図 S=1/150

**【改修内容】**  
 フード弁ワイヤー取替(1Fポンプ室)  
 制御盤プザー停止ボタン取替(1Fポンプ室)  
 呼水槽の排水弁、仕切弁、逆止弁取替  
 (1Fポンプ室)

給水が原因で放水出来ない場合  
 給水工事は別途協議とする


特記	工事名	上野西小学校他9校屋内消火栓設備等改修工事		
	図名	成和小学校 1, 2階平面図	縮尺 A 3版 1/300 A 1版 1/150	図面番号 E - 6

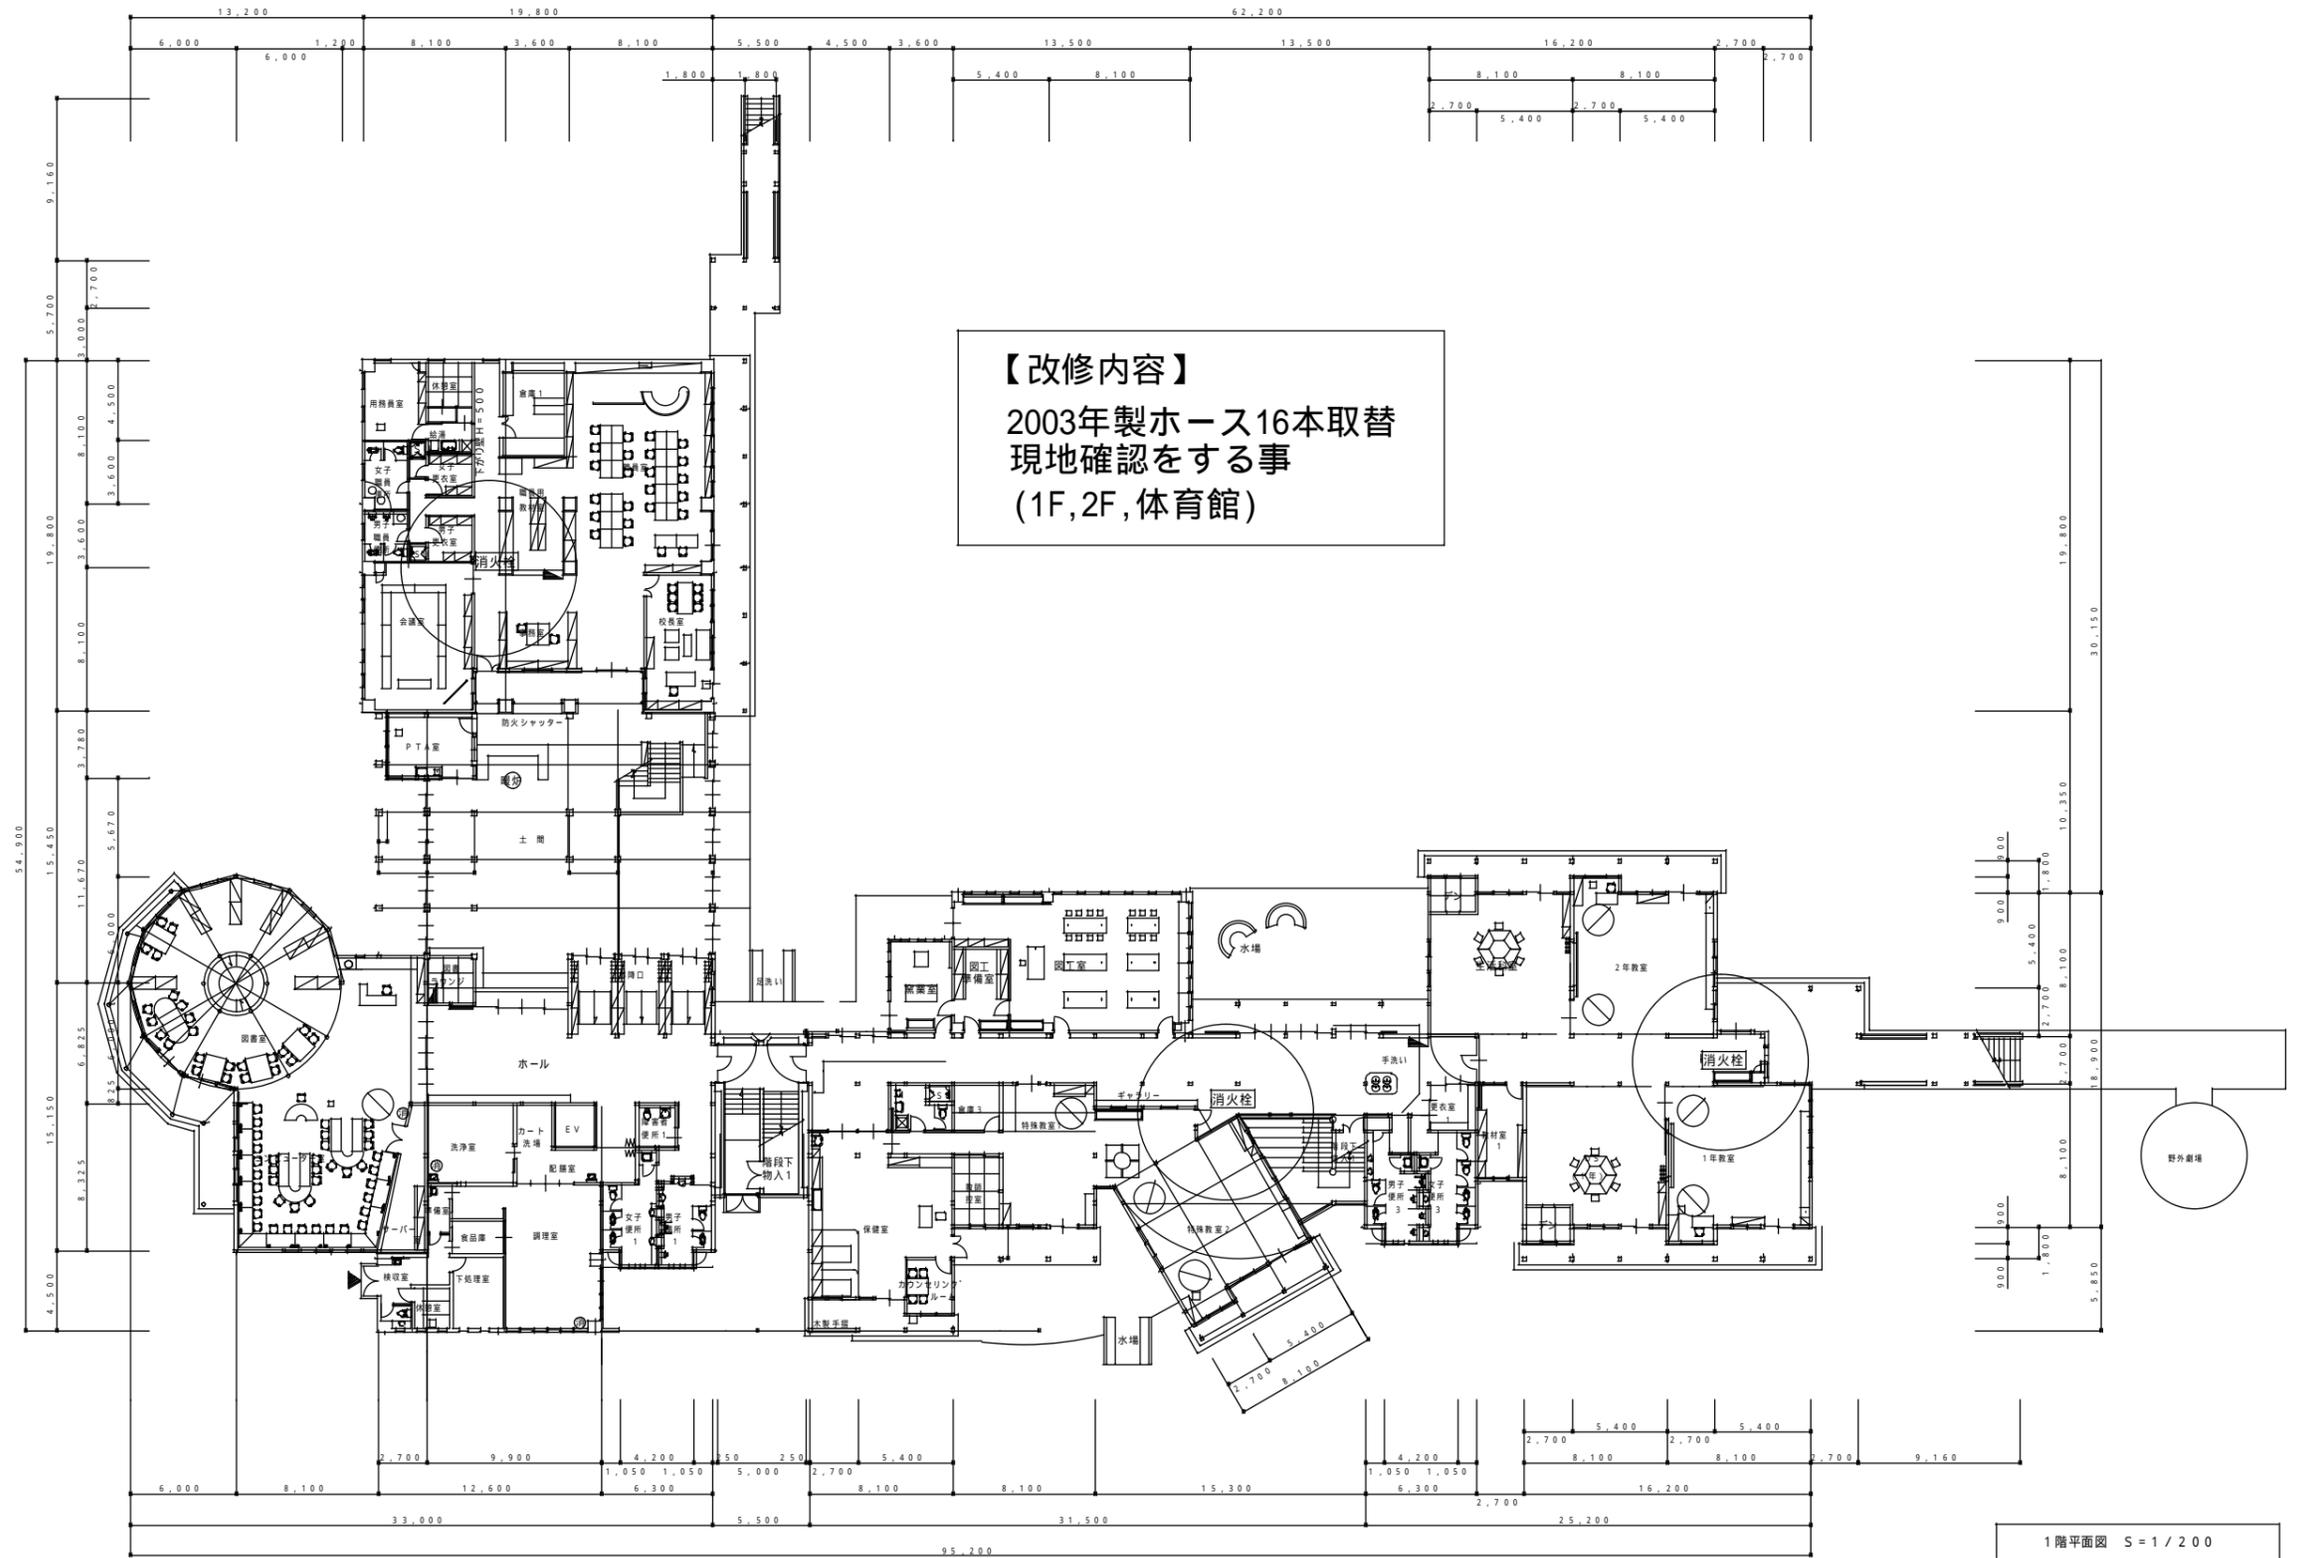

【改修内容】  
 2003年製ホース16本取替  
 現地確認をする事  
 (1F,2F,体育館)


1階平面図 S = 1 / 200

特記	工事名	上野西小学校他9校屋内消火栓設備等改修工事		
	図名	久米小学校 1階平面図	縮尺	A3版 1/400 A1版 1/200
			図番番号	

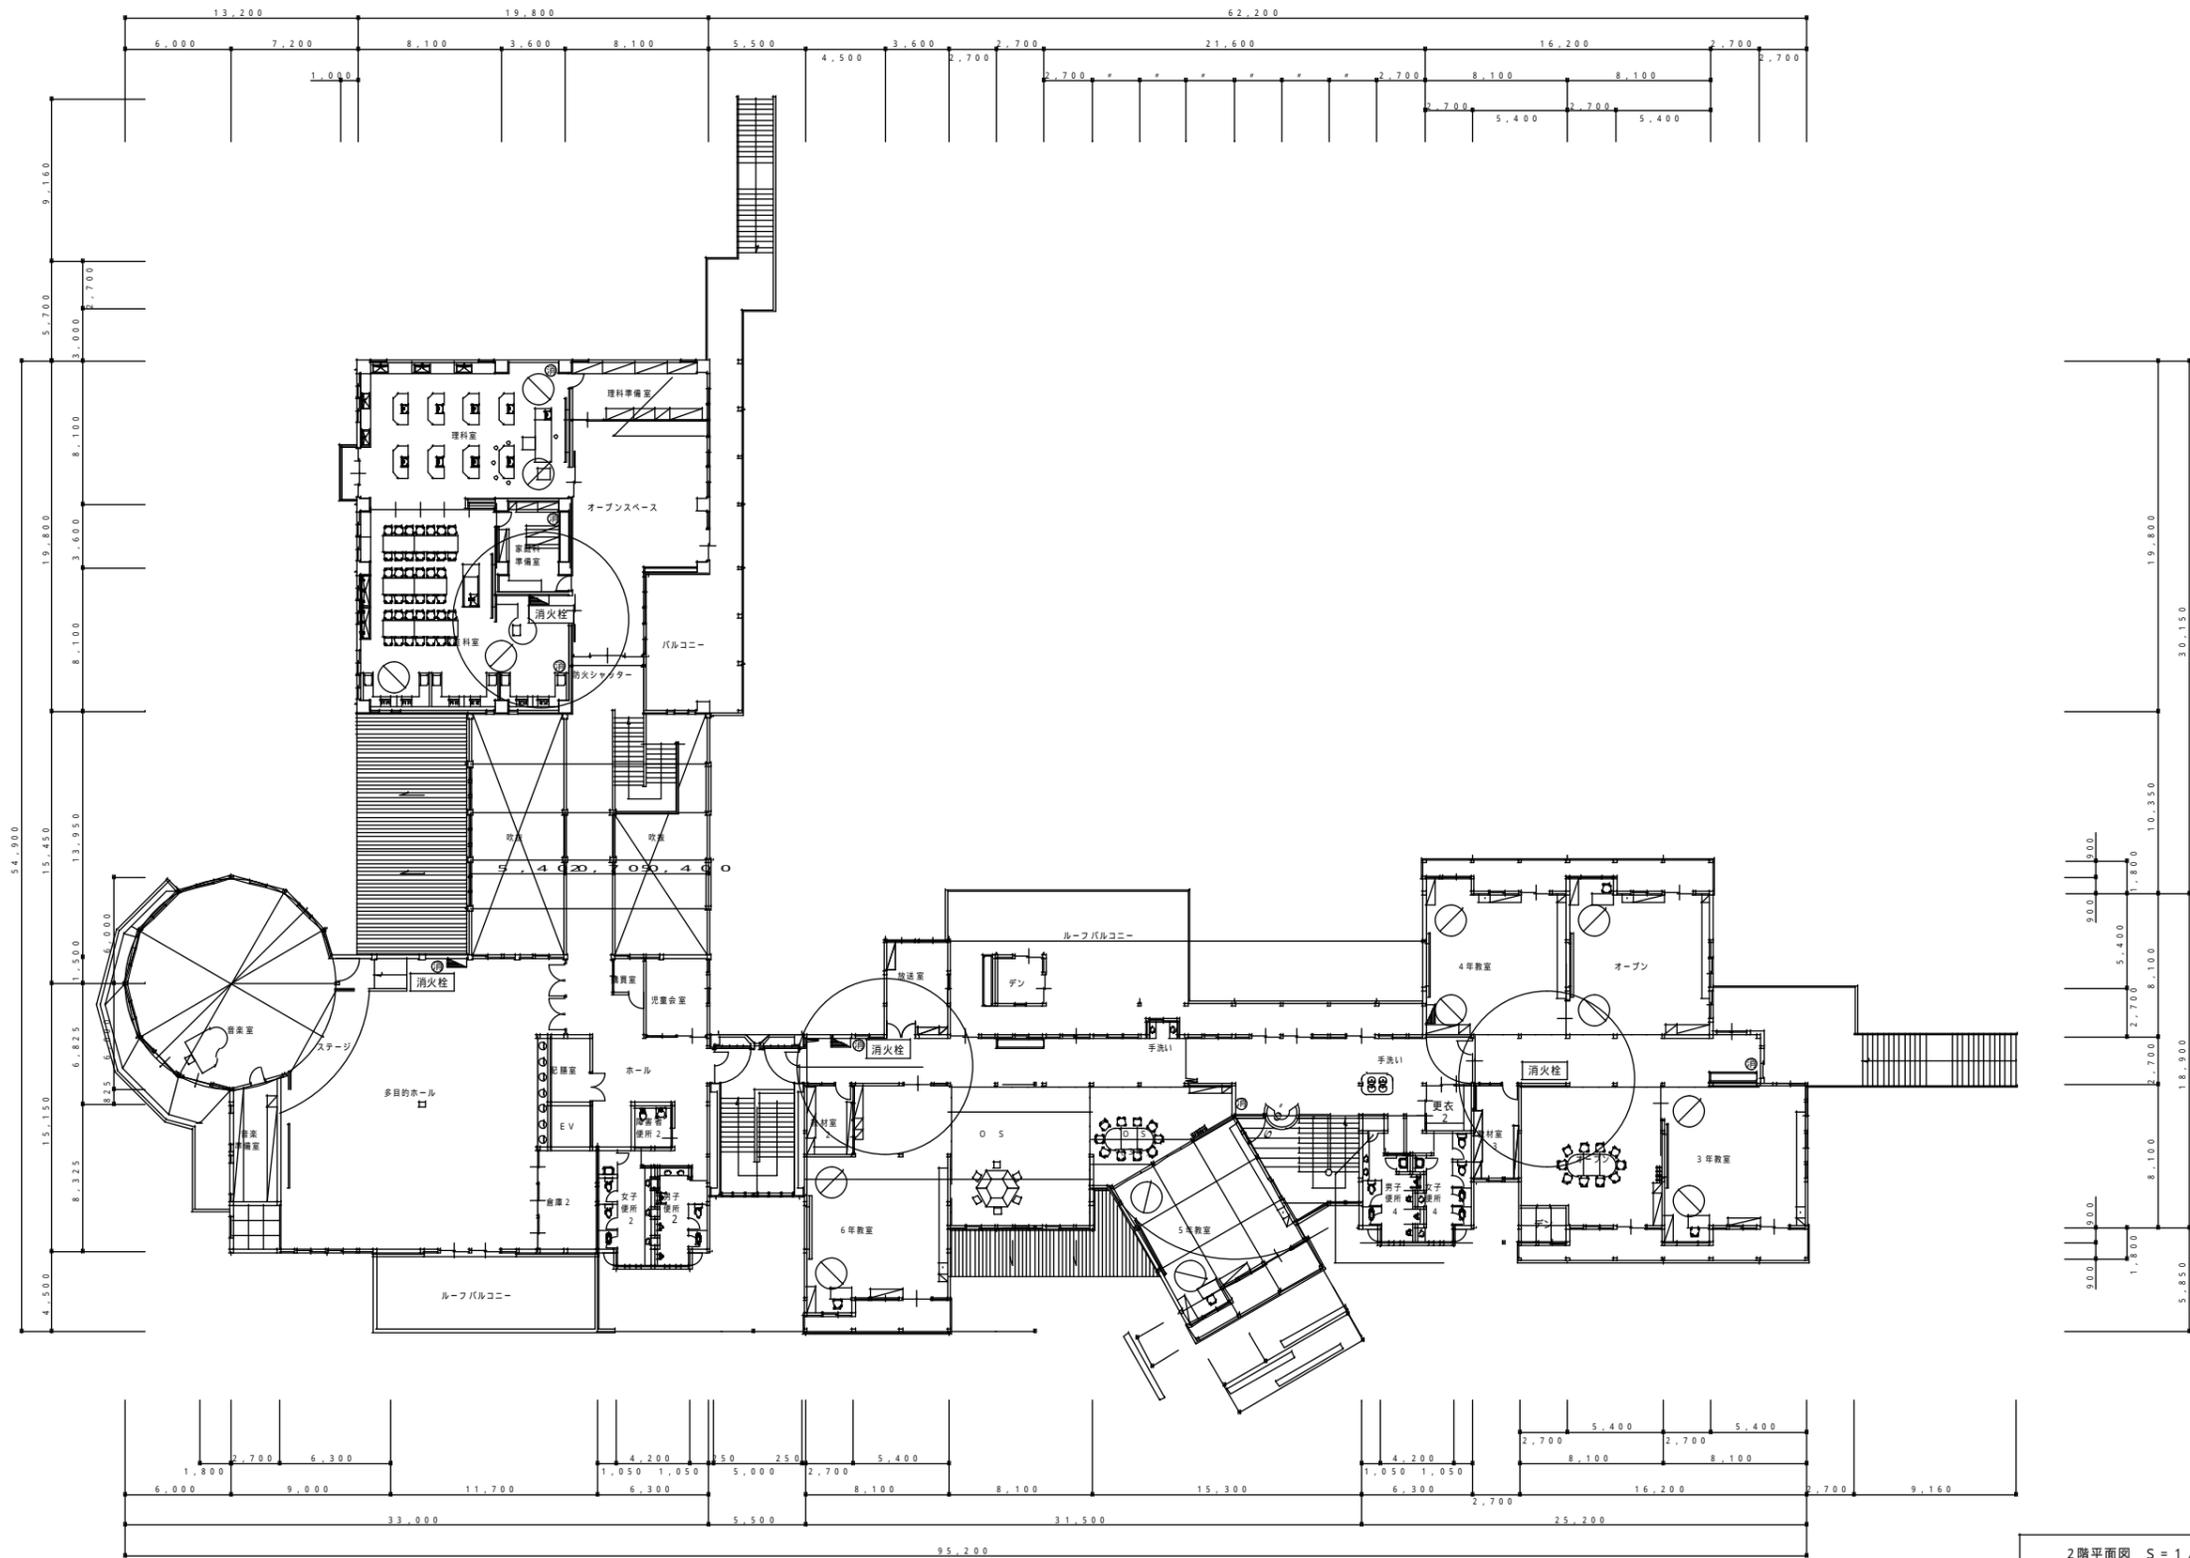


2階平面図 S = 1 / 200

特記	工事名	上野西小学校他9校屋内消火栓設備等改修工事		
	図名	久米小学校 2階平面図	縮尺	A3版 1/400 A1版 1/200
	図番		図番番号	

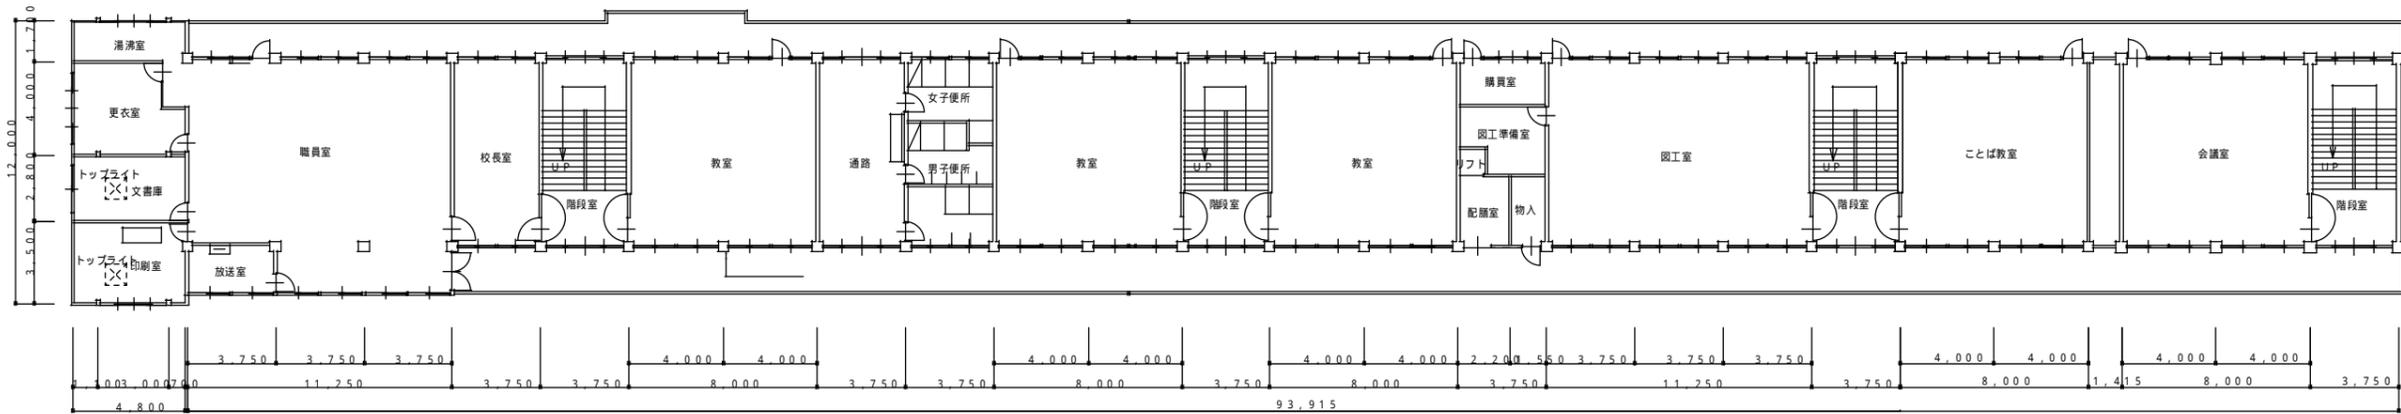


2階平面図 S = 1 / 150

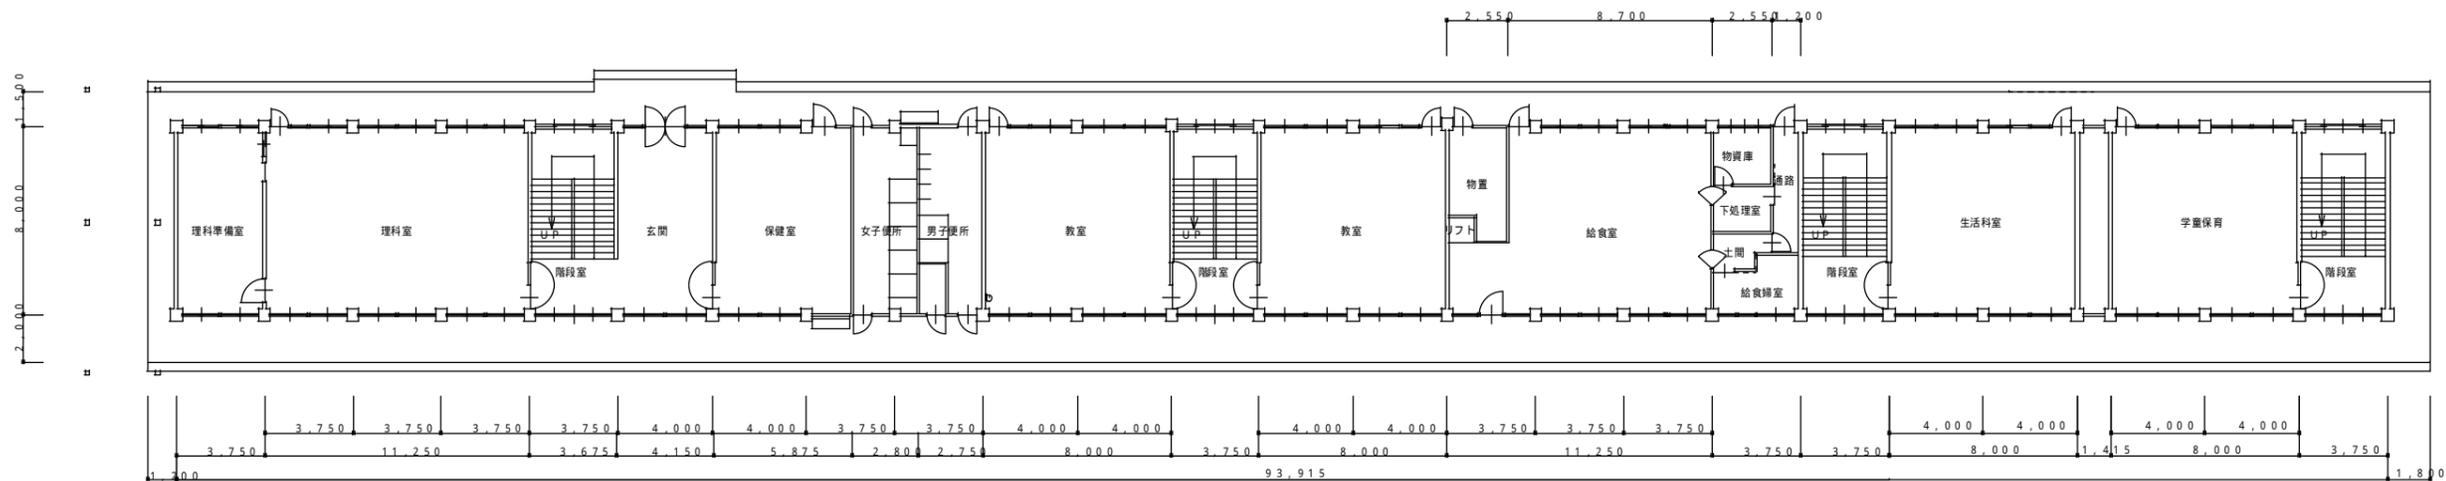

1階平面図 S = 1 / 150

**【改修内容】**  
 ノズル袋パッキン7箇所取替  
 ノズル袋平パッキン6箇所取替(1F,2F,体育館)  
 必ず現地を確認する事


特記	工事名	上野西小学校他9校屋内消火栓設備等改修工事		
	図名	中瀬小学校 1,2階平面図	縮尺 A3版 1/300 A1版 1/150	図面番号 E-8

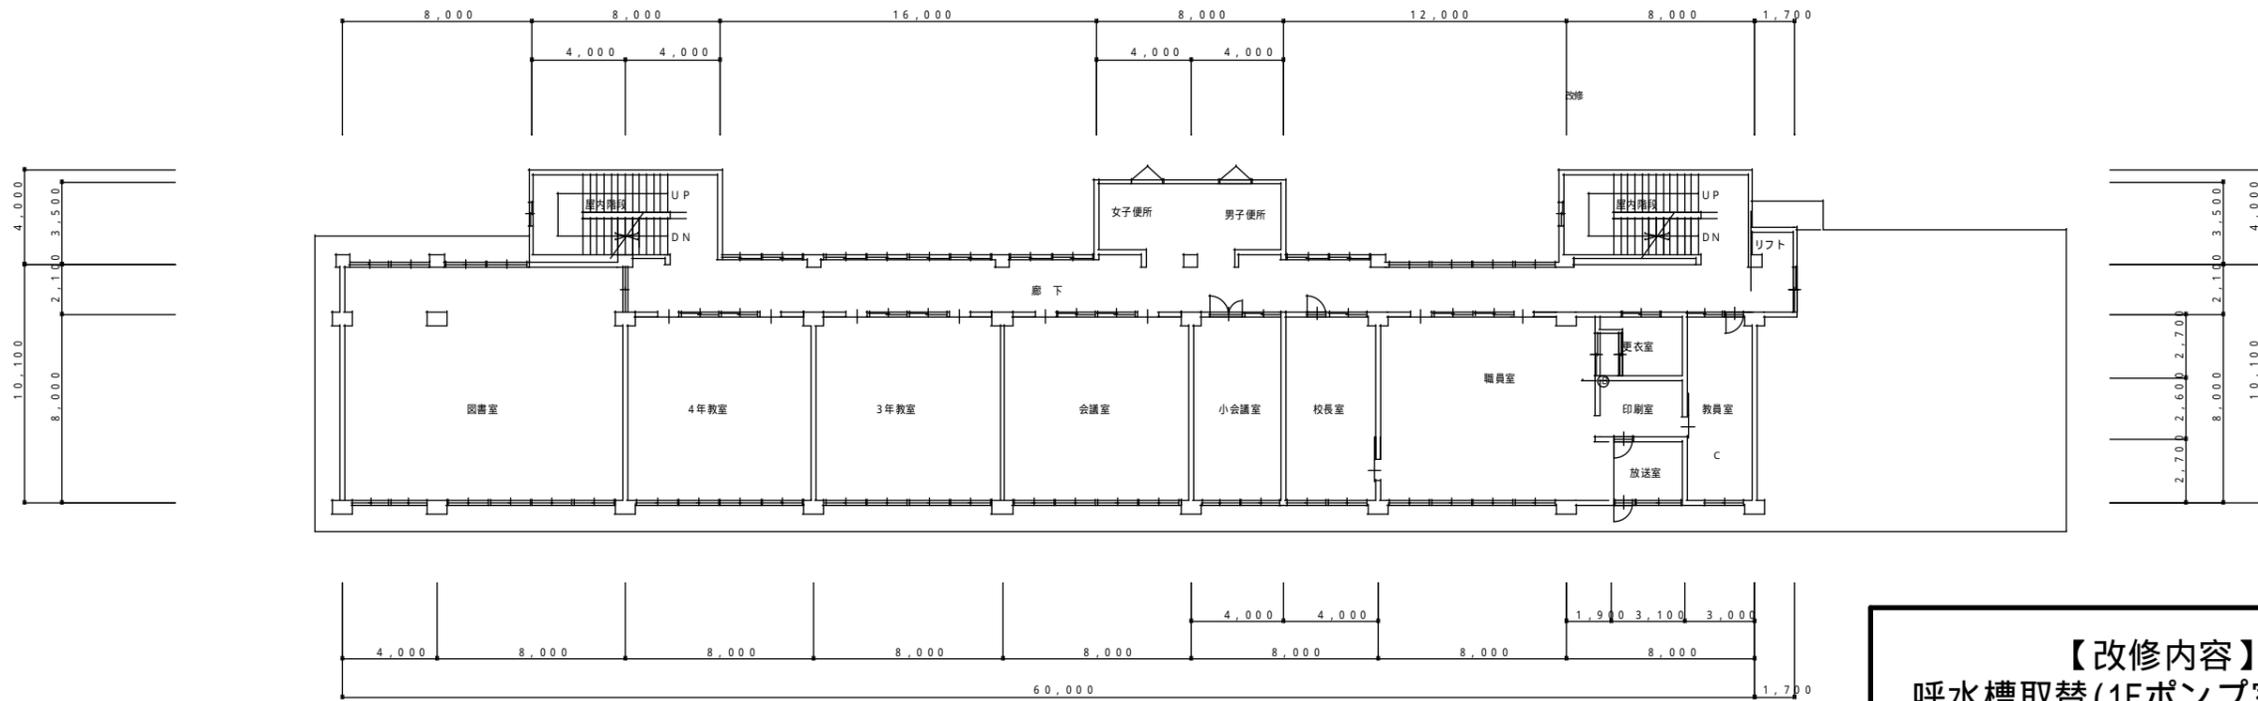

2階平面図 S=1/150


ポンプ室

**【改修内容】**  
 呼水槽取替(1Fポンプ室)  
 逆止弁取替(1Fポンプ室)  
 性能試験バルブ取替(1Fポンプ室)  
 (給水不良の場合、別途協議とする)  
 消火栓箱、ホースラック取替(1F東)  
 消火栓ホース12本取替(経年劣化、1,2,3F)  
 消火栓表示取付(体育館)

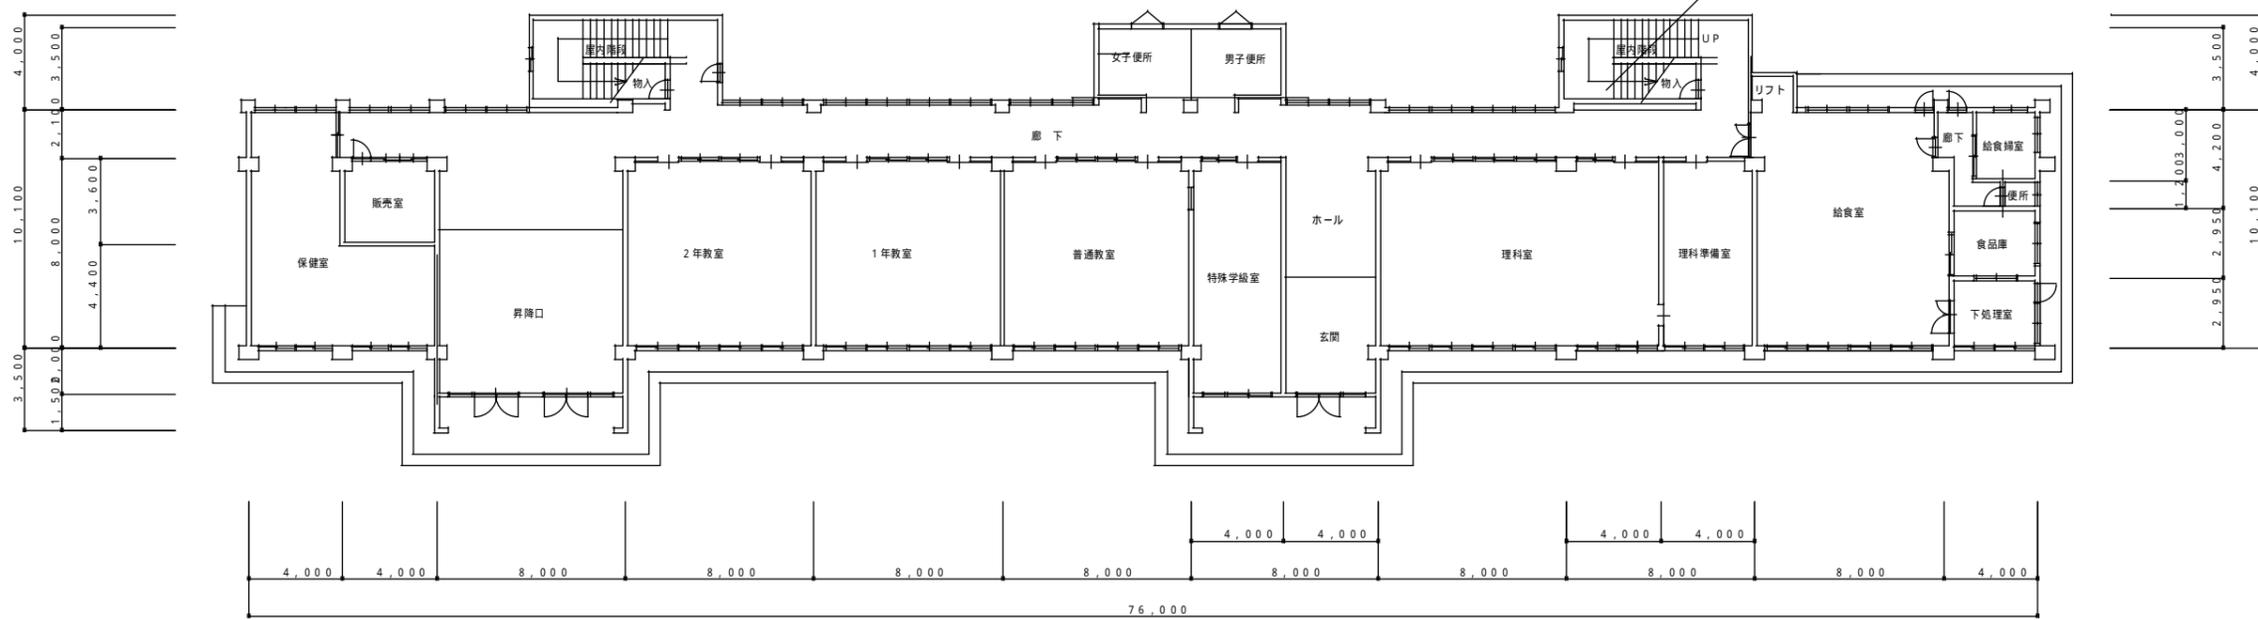

1階平面図 S=1/150


特記	工事名	上野西小学校他9校屋内消火栓設備等改修工事		
	図名	依那古小学校 1,2階平面図	縮尺 A1版 1/150 A3版 1/300	図面番号

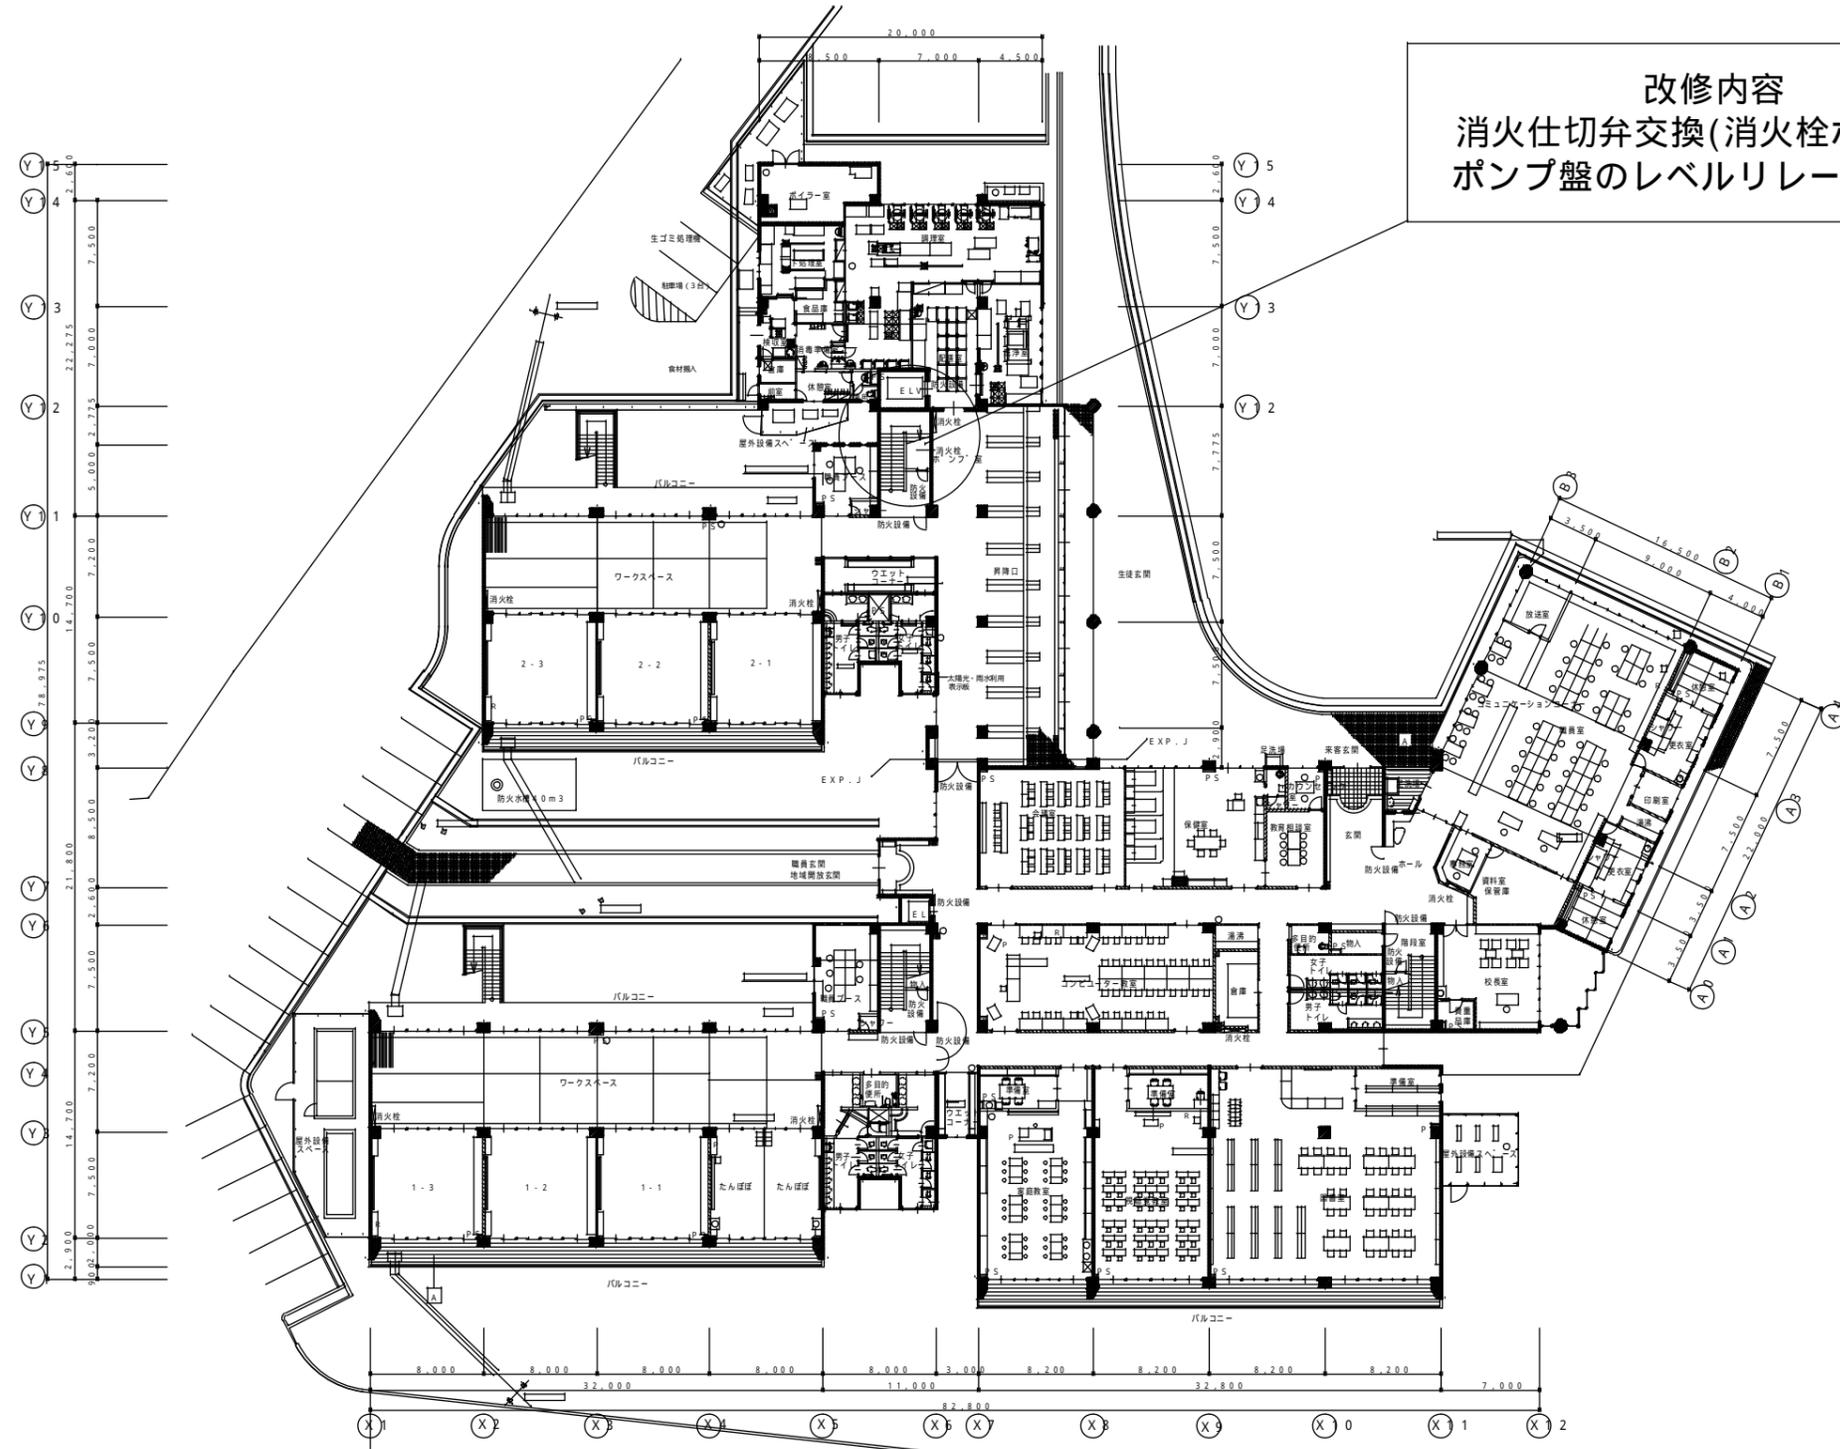


改修内容  
 消火仕切弁交換(消火栓ポンプ室)  
 ポンプ盤のレベルリレー取替(消火ポンプ室)

1階平面図

特記	工事名	上野西小学校他9校屋内消火栓設備等改修工事		
	図名	青山小学校 1階平面図	縮尺 A3版 1/500 A1版 1/250	図面番号 E-3

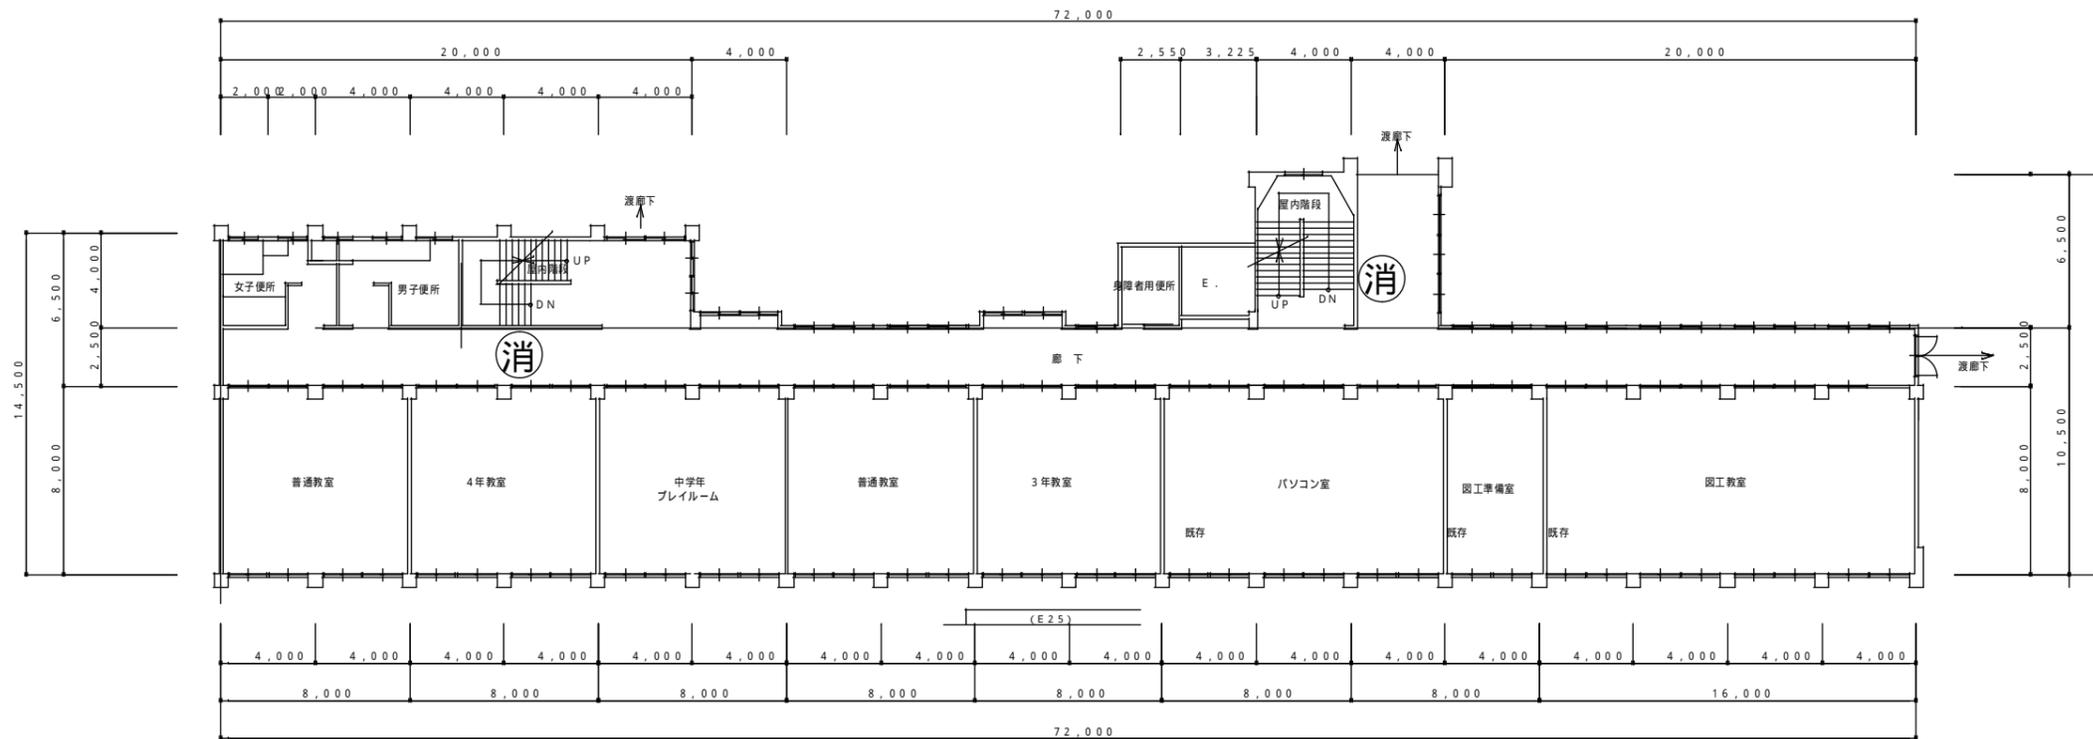


消火栓ポンプ更新

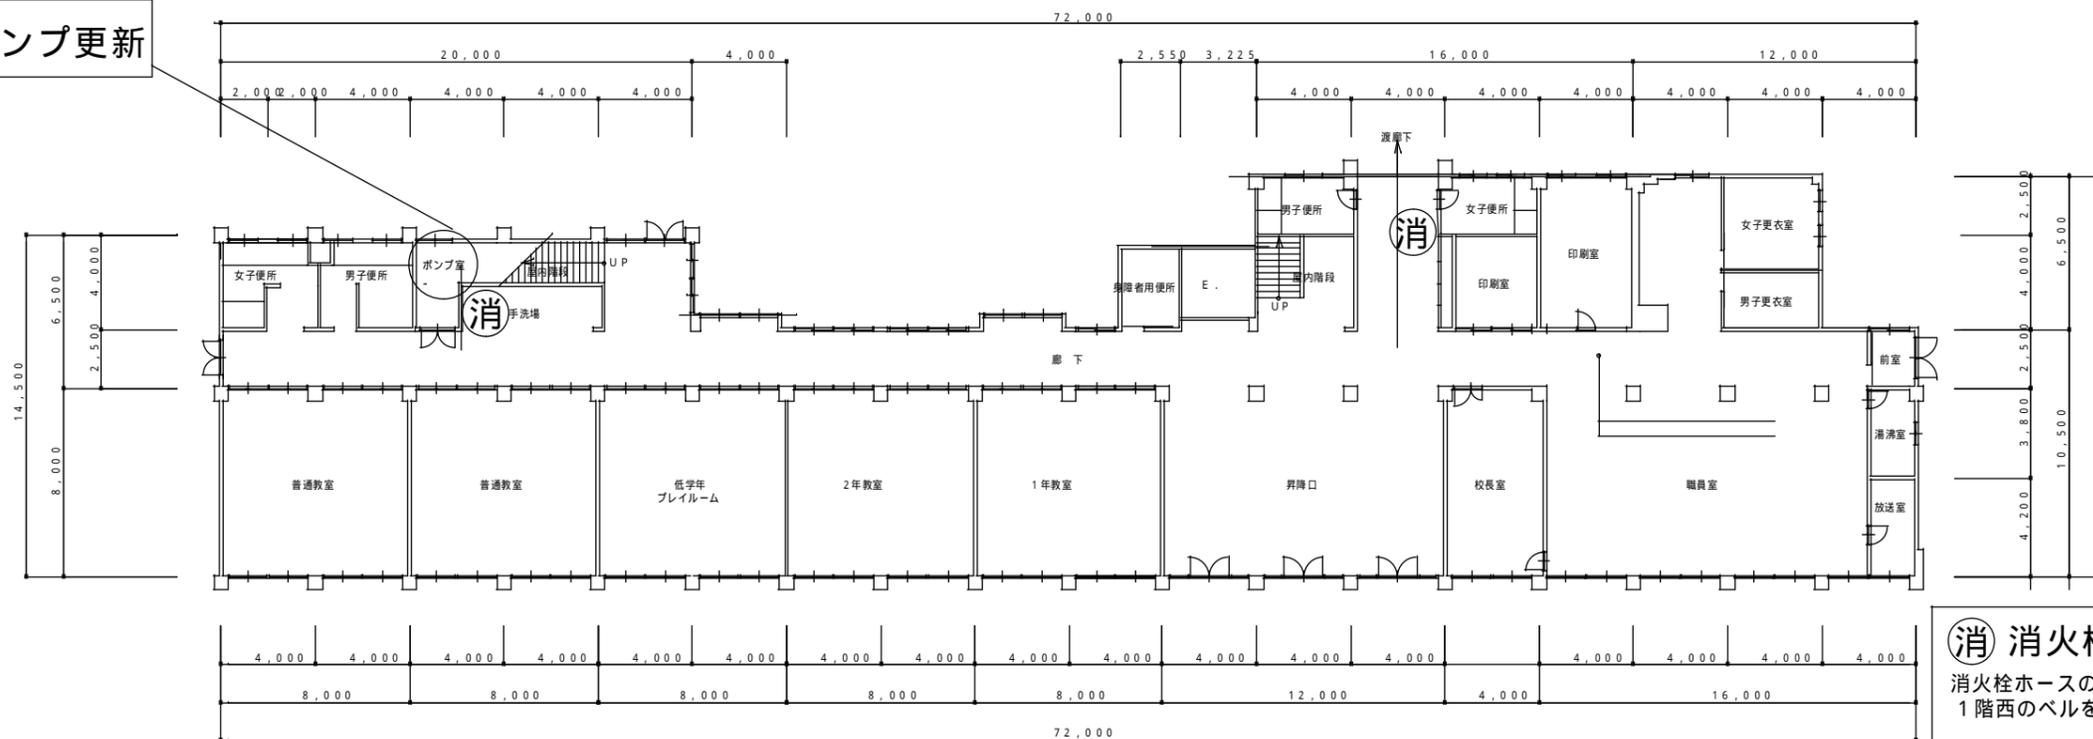

**消 消火栓BOX**  
 消火栓ホースの不良分の取替を行う  
 1階西のベルを取り替える

特記	工事名	上野西小学校他9校屋内消火栓設備等改修工事		
	図名	柘植小学校 南棟1, 2階平面図	縮尺	A 1版 1 / 150 A 3版 1 / 300
	図番		図番	

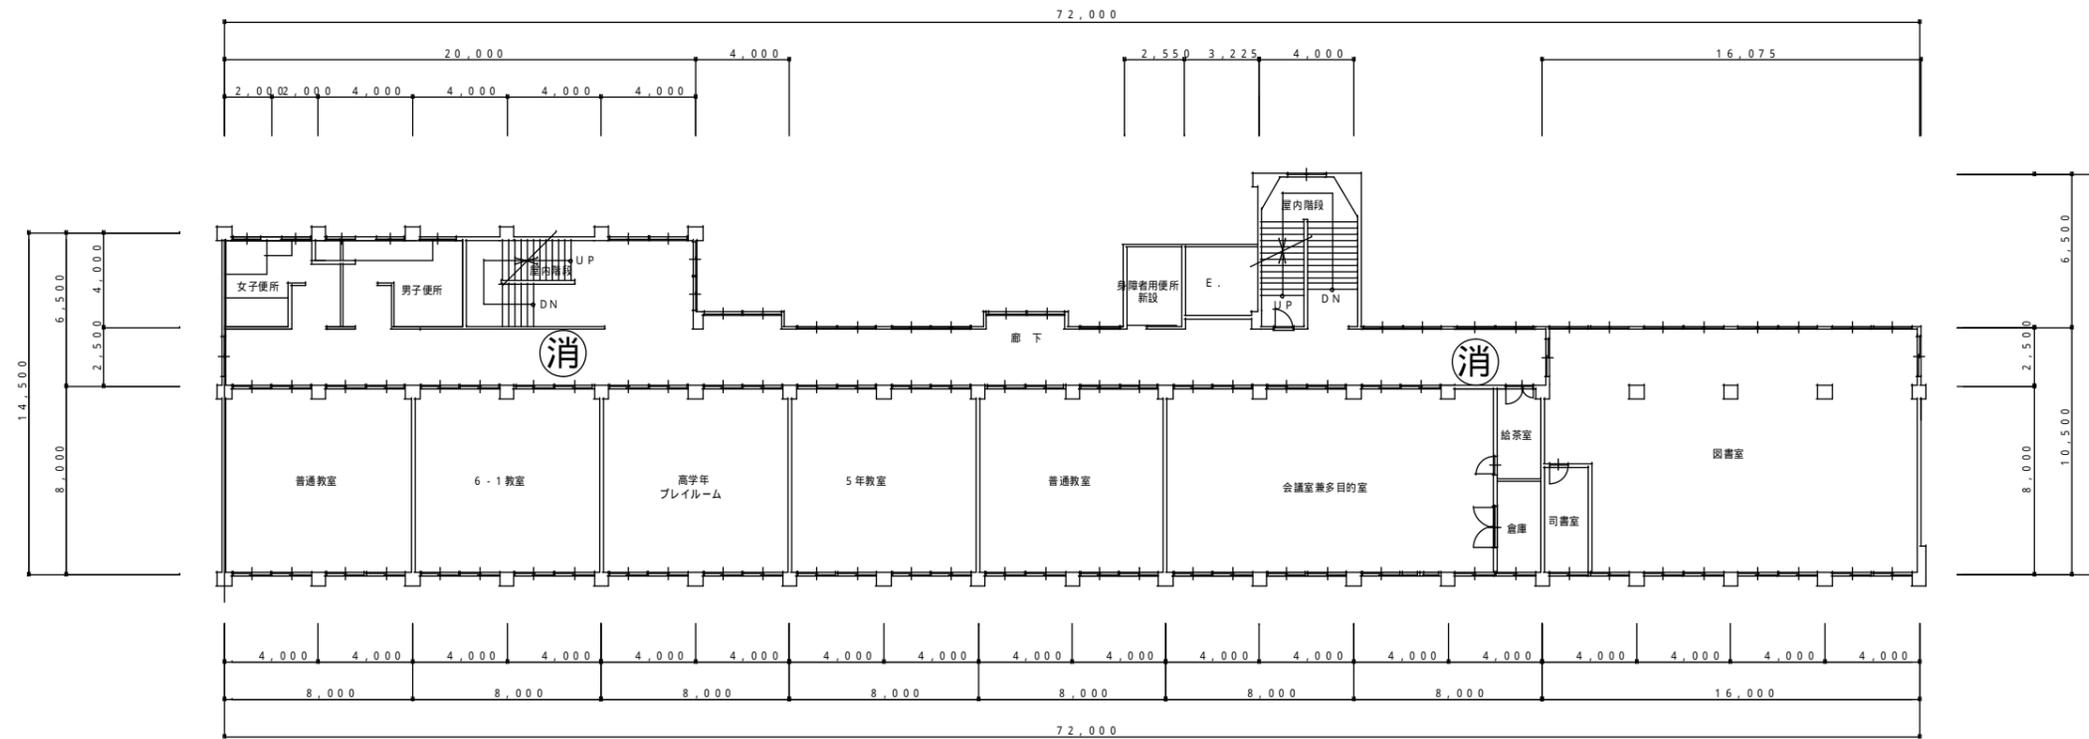


3階平面図 S=1/150

消 消火栓BOX

消火栓ホースの不良分の取替を行う

特記	工事名 上野西小学校他9校屋内消火栓設備等改修工事				
	図名 柘植小学校南棟 3階平面図	縮尺 A1版 1/150 A3版 1/300	図面番号 E-5		

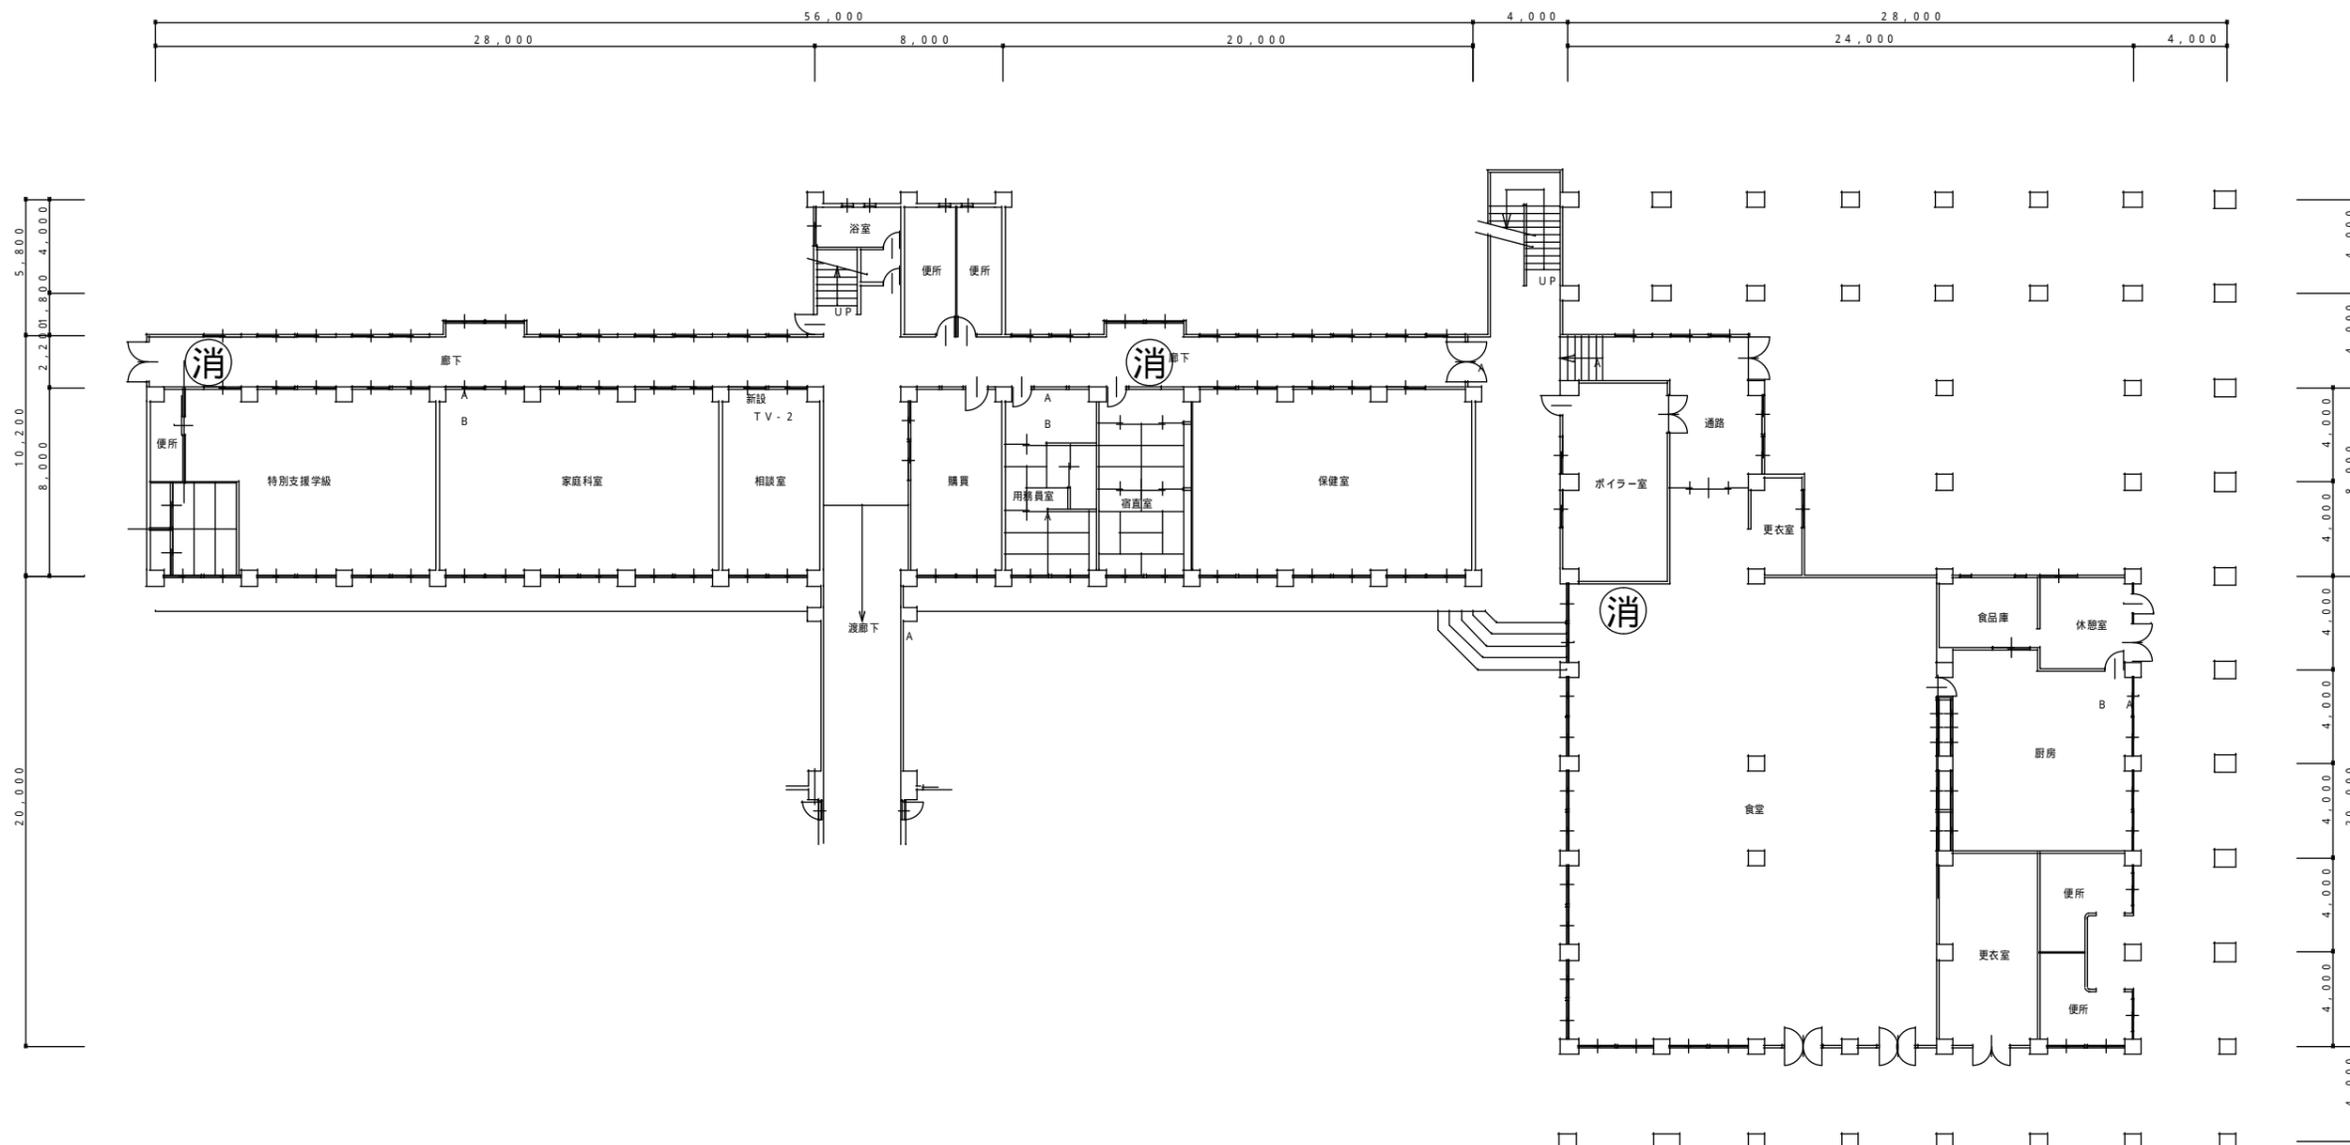

機器・配管・配線等は全て新設とし(一部既設配線流用)、地上デジタル映像が視聴出来るようレベル調整等を行うこと。




1階平面図 S = 1 / 150


**消 消火栓BOX**  
消火栓ホースの不良分の取替を行う

特記	工事名	上野西小学校他9校屋内消火栓設備等改修工事		
	図名	柘植小学校北校舎 1階	細尺 A1版 1/150 A3版 1/300	図番 / /



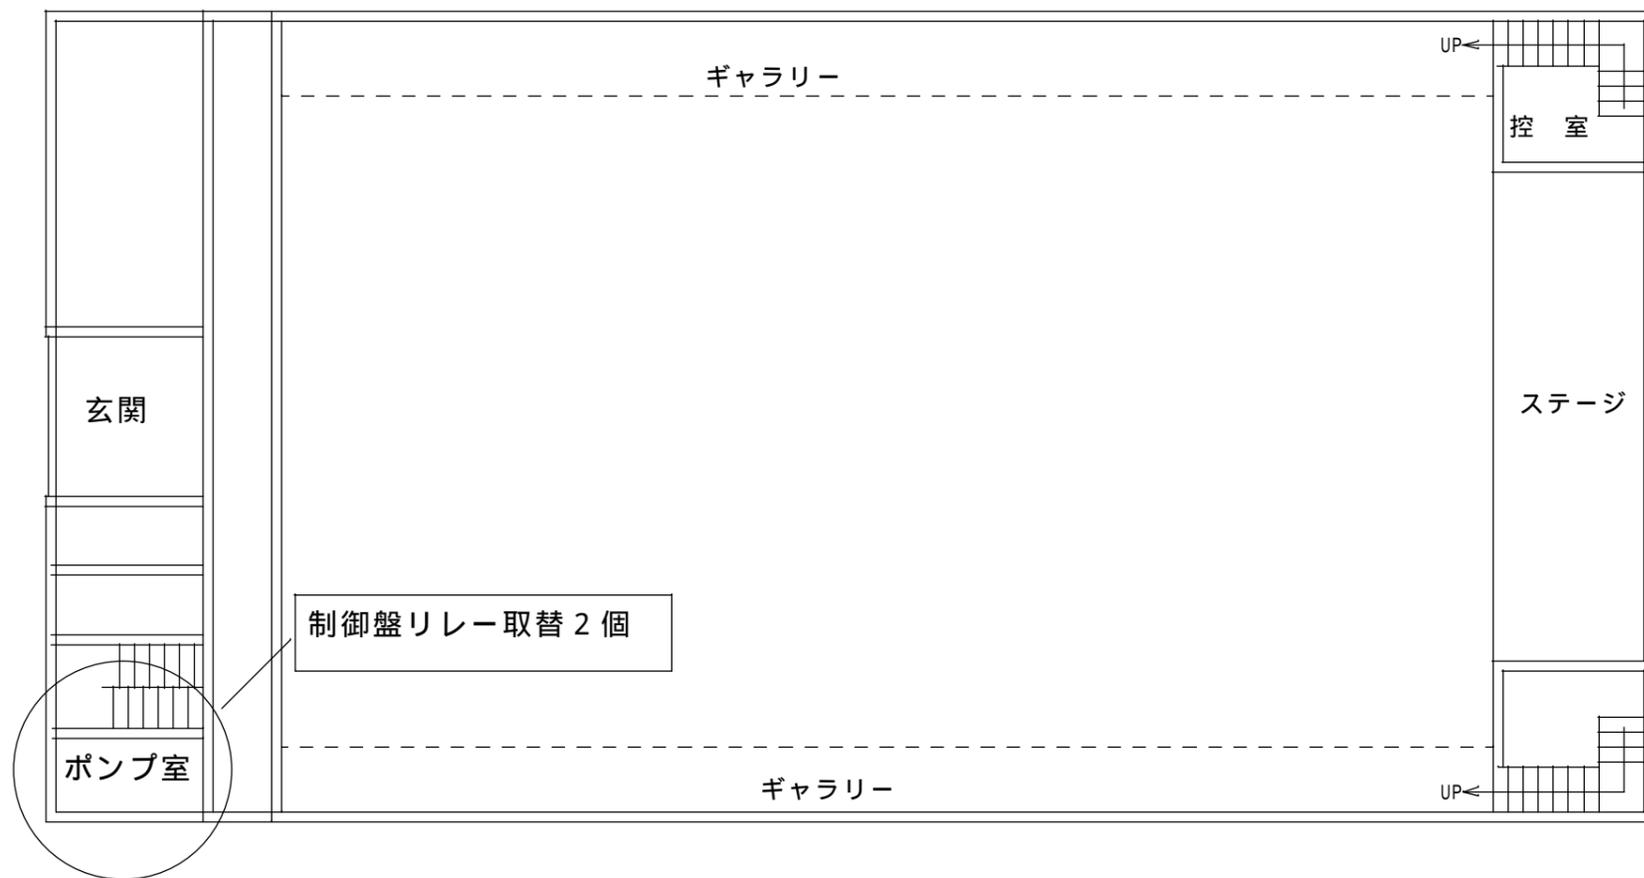


霊峰中学校体育館 1 階

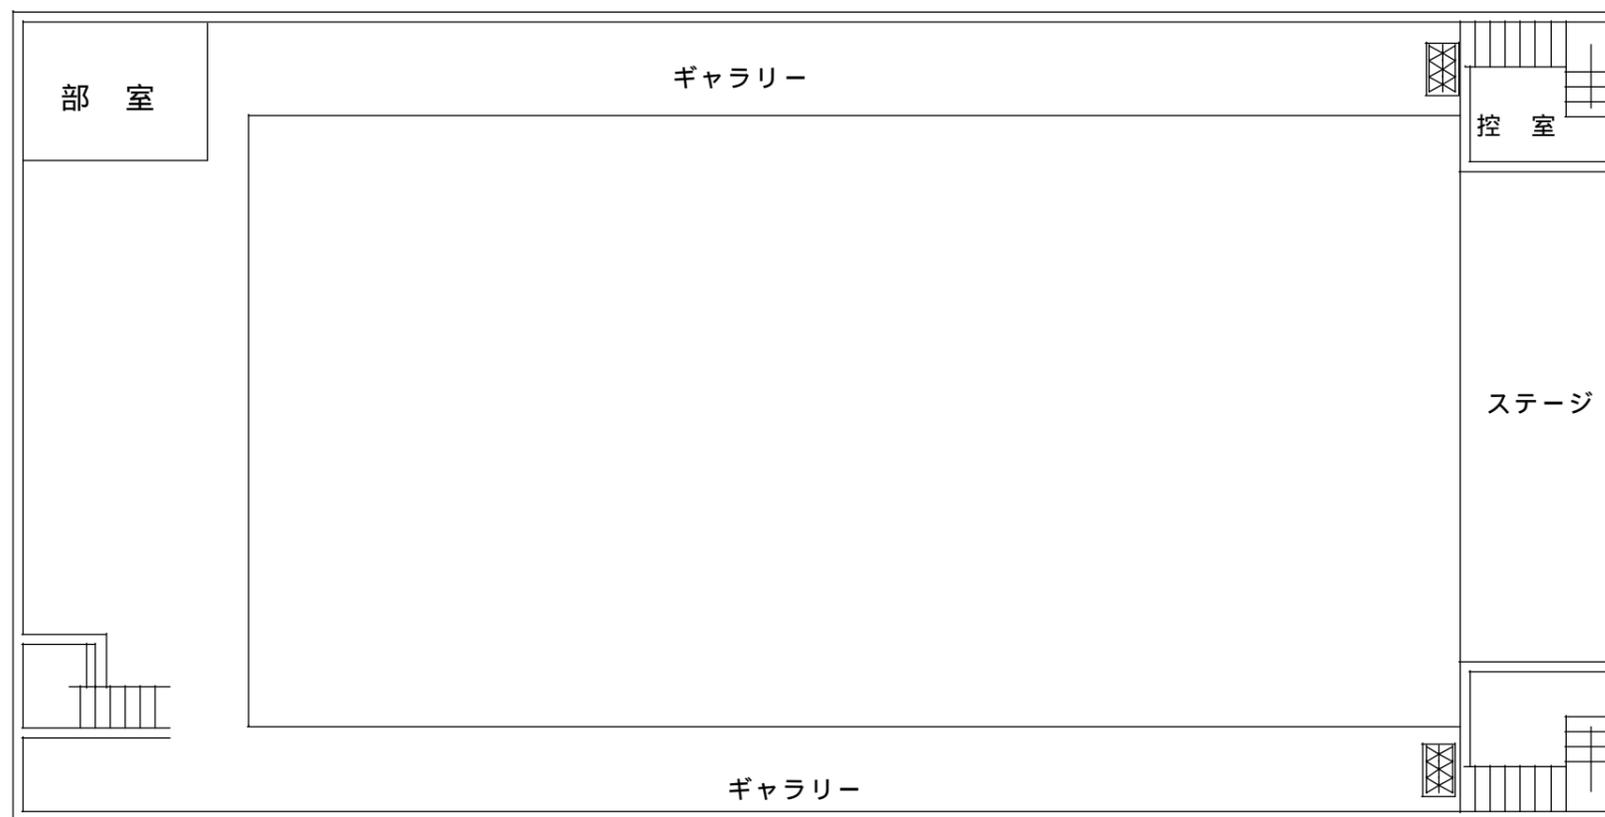

霊峰中学校体育館 2 階

特記	工事名 上野西小学校他9校屋内消火栓設備等改修工事								
	図名 霊峰中学校 体育館		縮尺	図面番号					



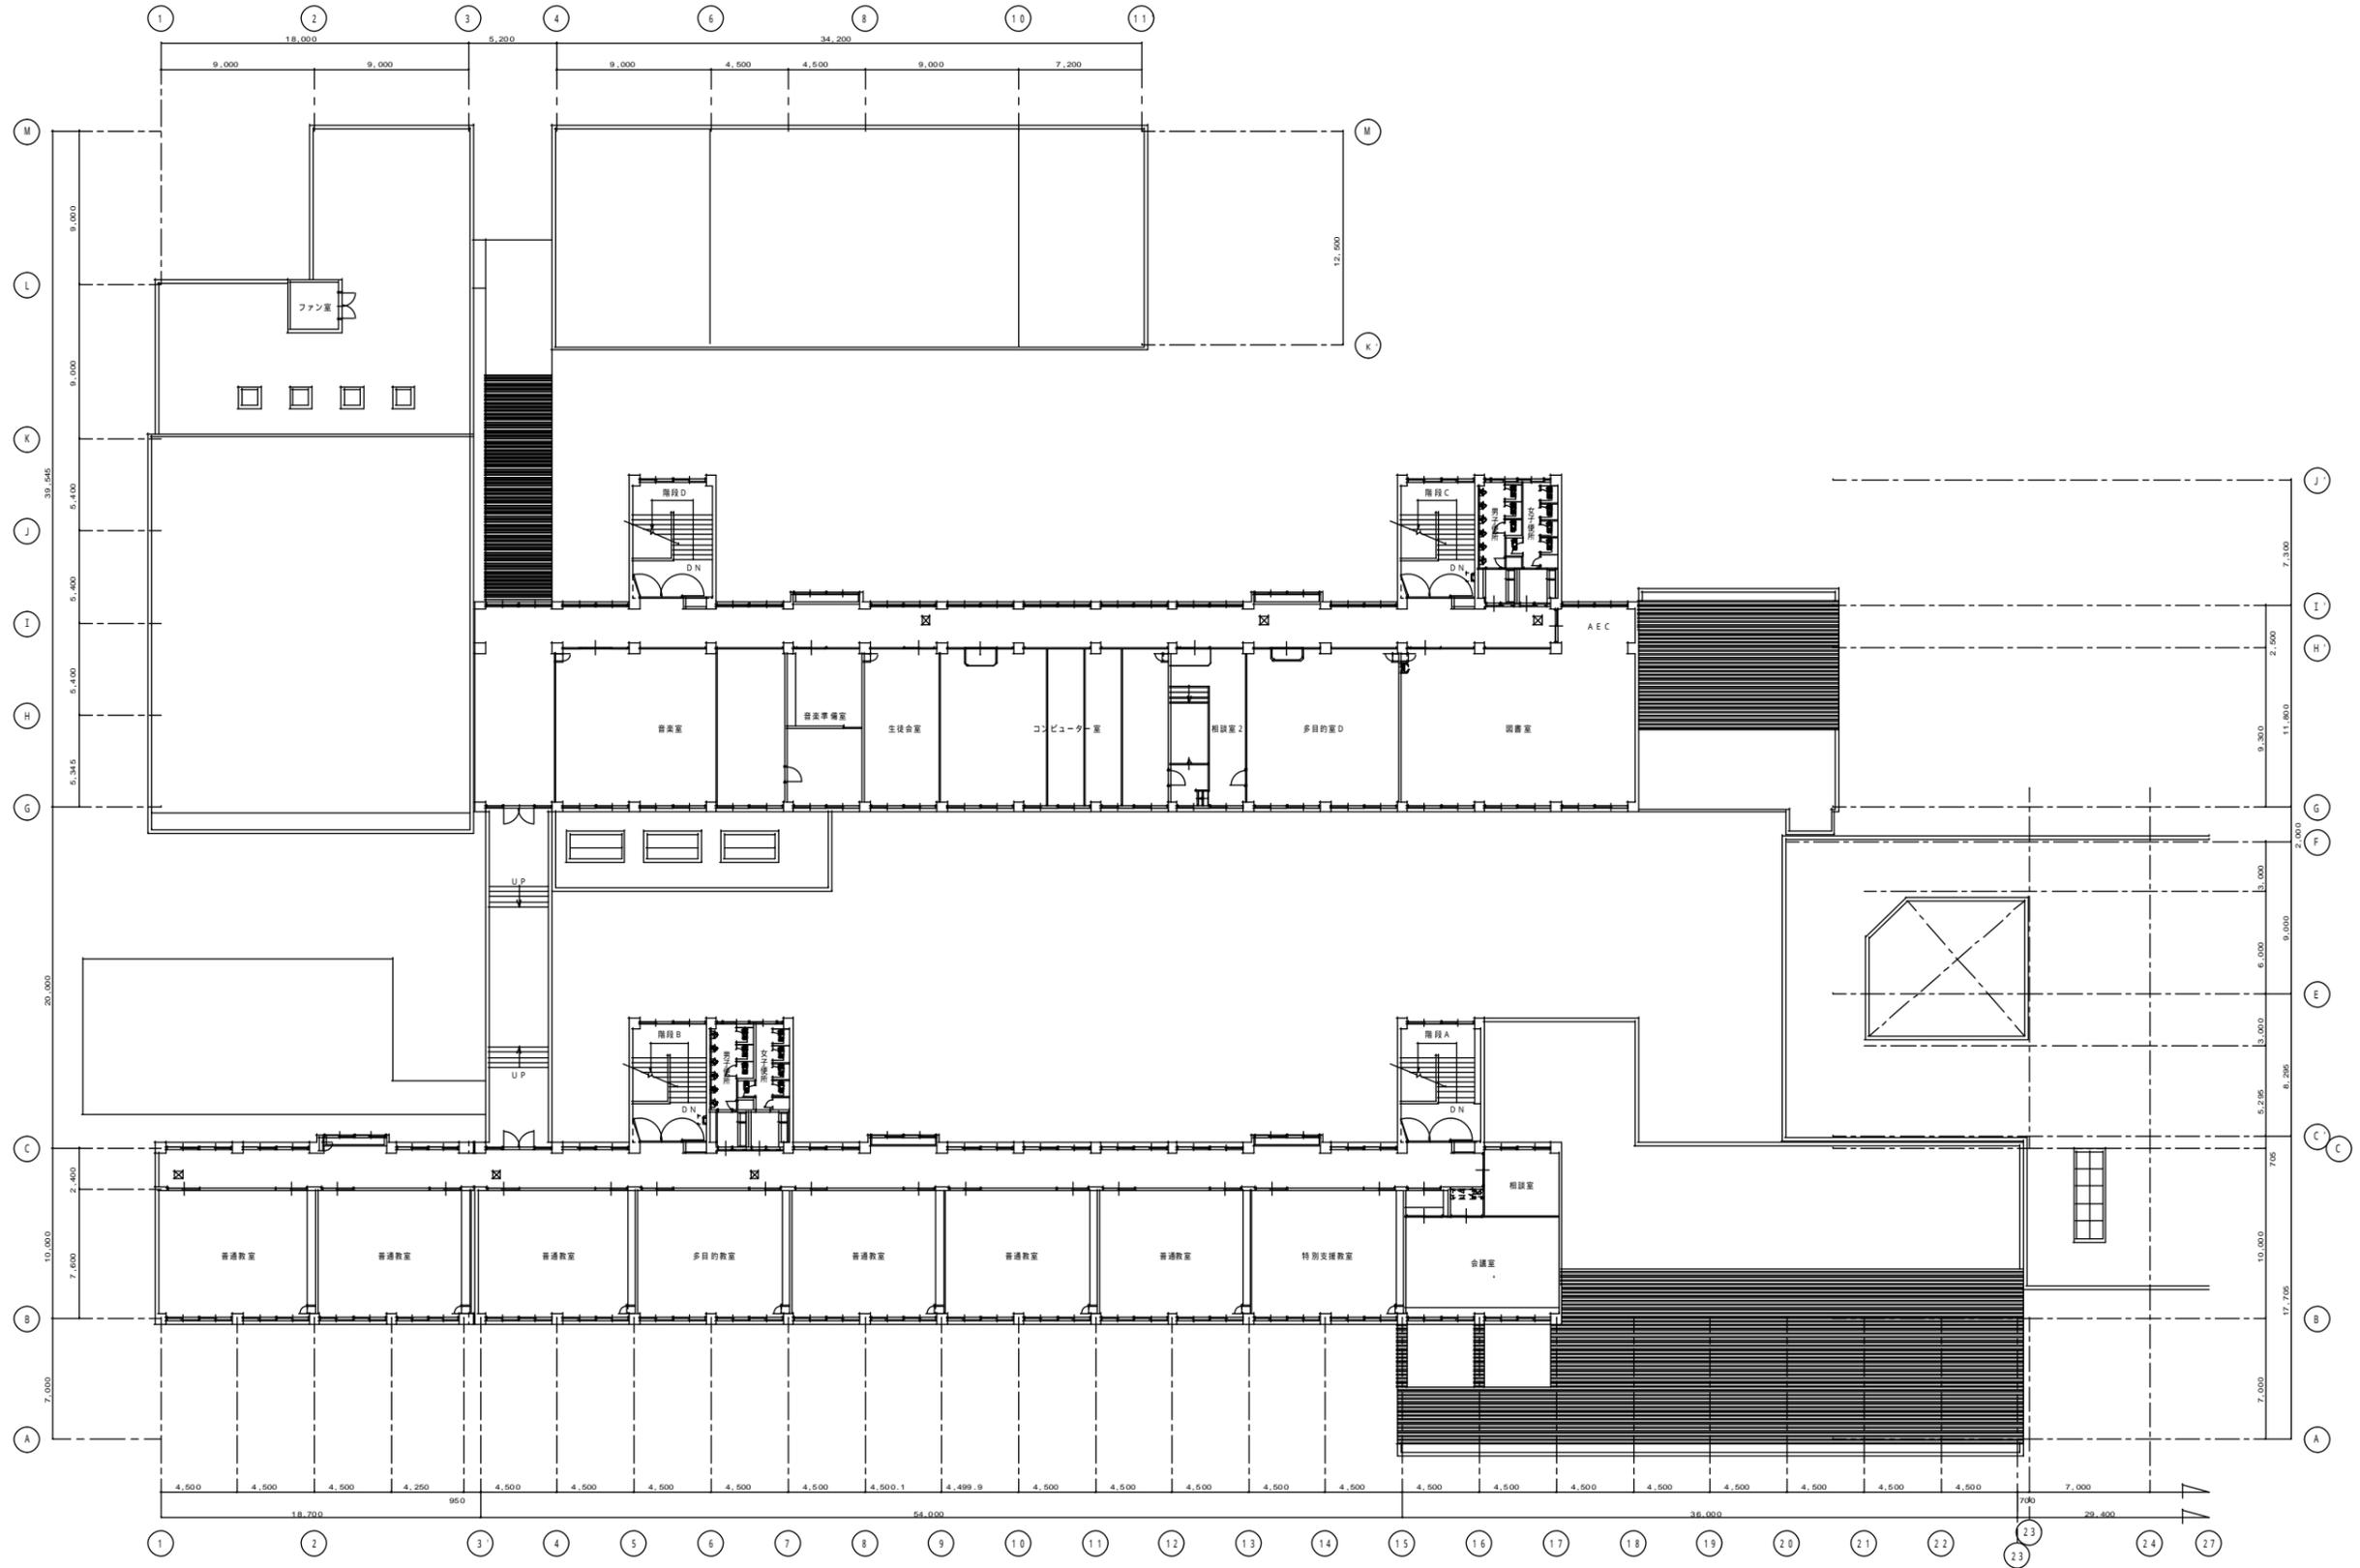

特記事項 . . . .	変更事項	-	日付 棟名 用途	名称	上野西小学校他9校屋内消火栓設備等改修工事	図面番号 A3版 1/400 A1版 1/200
		-		名称	青山中学校 2階平面図	
		-				
		-				