

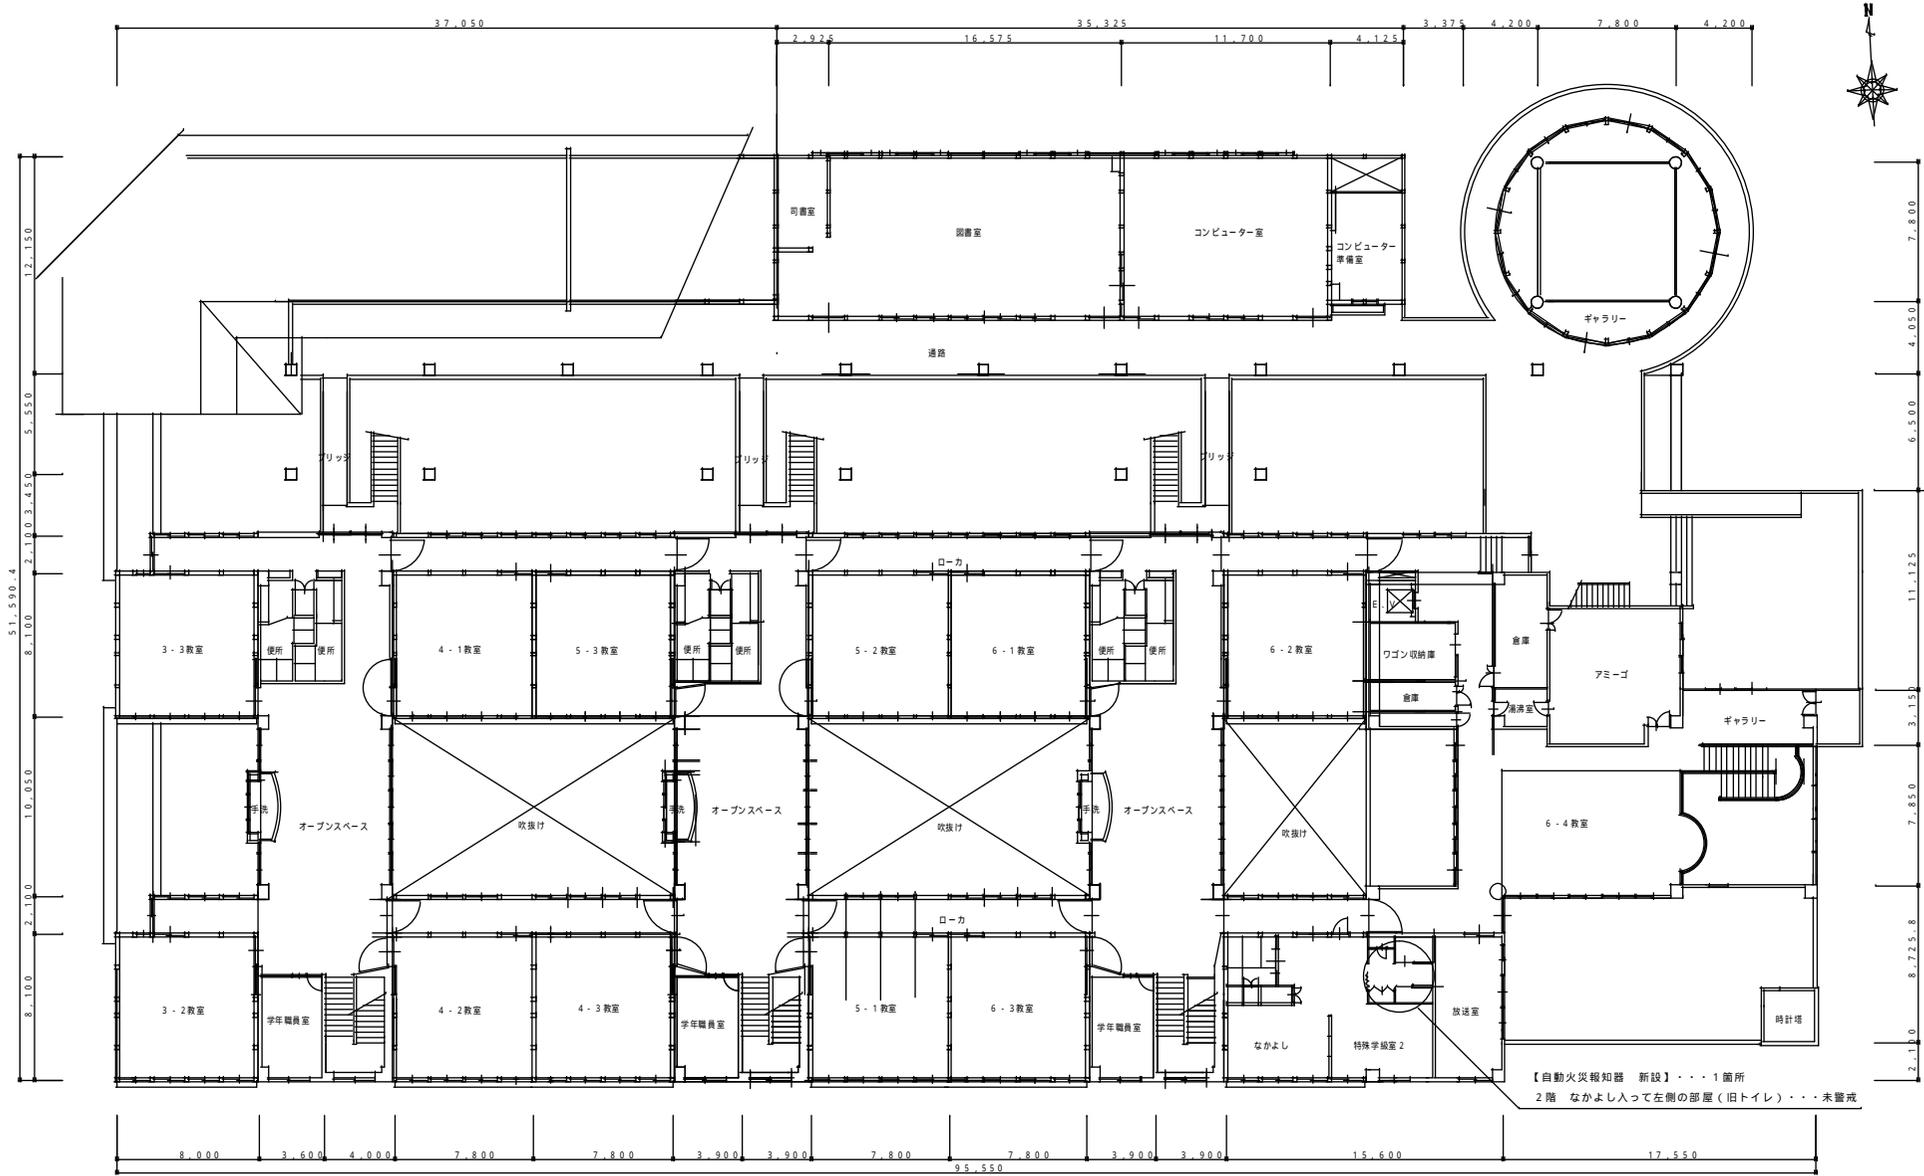


1階平面図 S=1/150

特記	工事名	上野西小学校他11校自動火災報知設備等改修工事		
	図名	上野西小学校 1階平面図	縮尺 A3版 1/300 A1版 1/150	図面番号

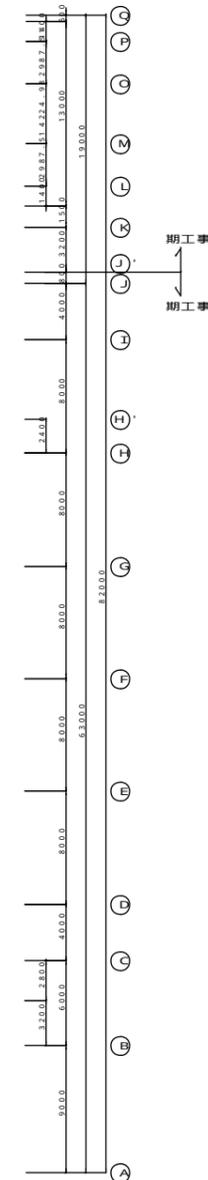


上野西小学校他11校自動火災報知設備等改修工事			
上野西小学校 2階平面図	A3版 1/300 A1版 1/150		

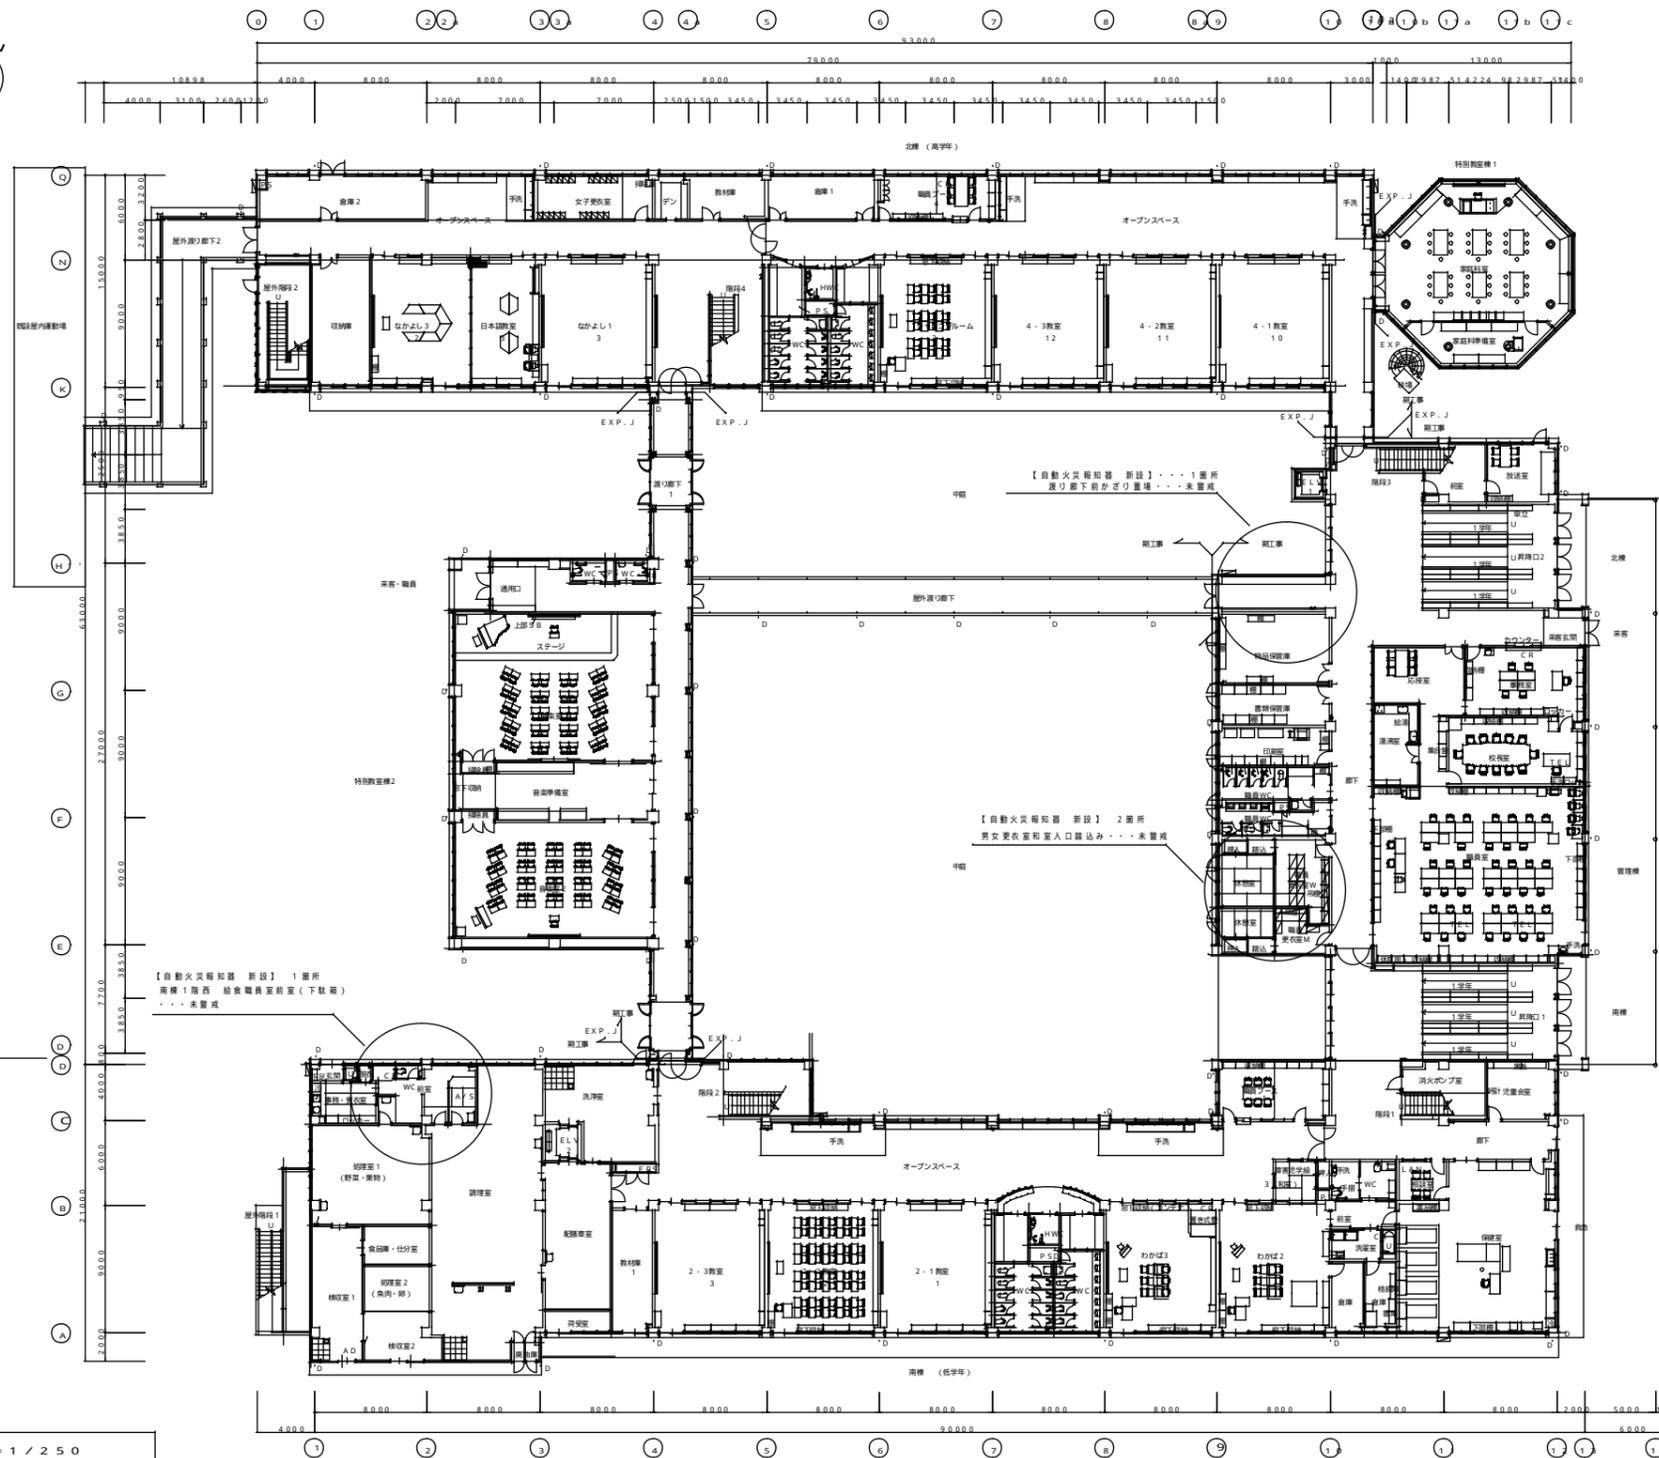


平面図 S = 1 / 250

特記	工事名	上野西小学校他11校自動火災報知設備等改修工事		
	図名	上野東小学校 1階平面図	縮尺	A3版 1/500 A1版 1/250
	図番		図面番号	

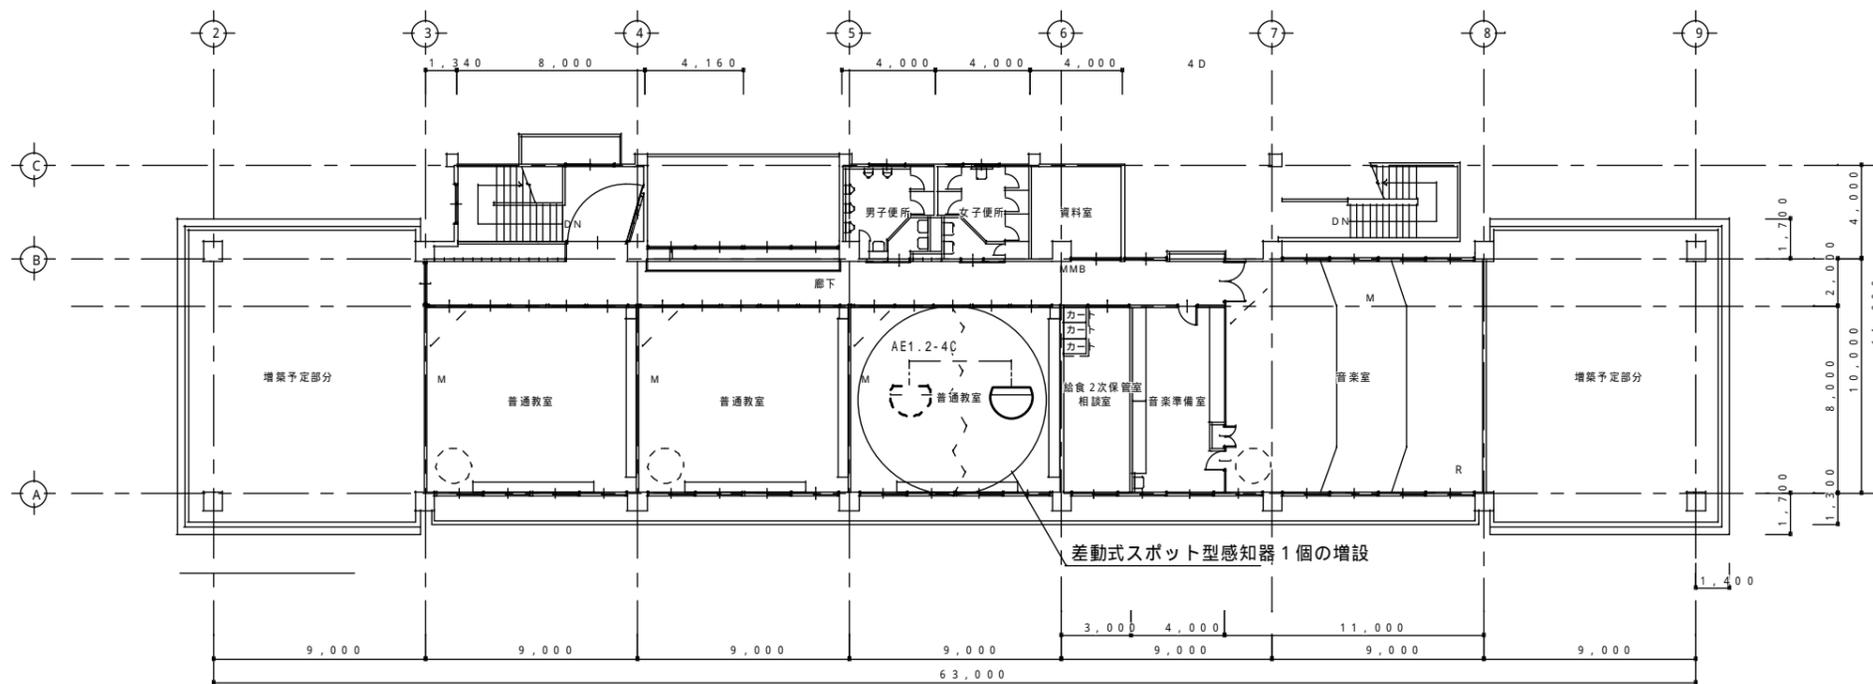


3階平面図 S = 1 : 150

特記	工事名		承認		管理建築士	印
	図名 府中小学校 3階平面図		縮尺 A 3版 1/300	図面番号		
			A 1版 1/150		図面提出日	/ /

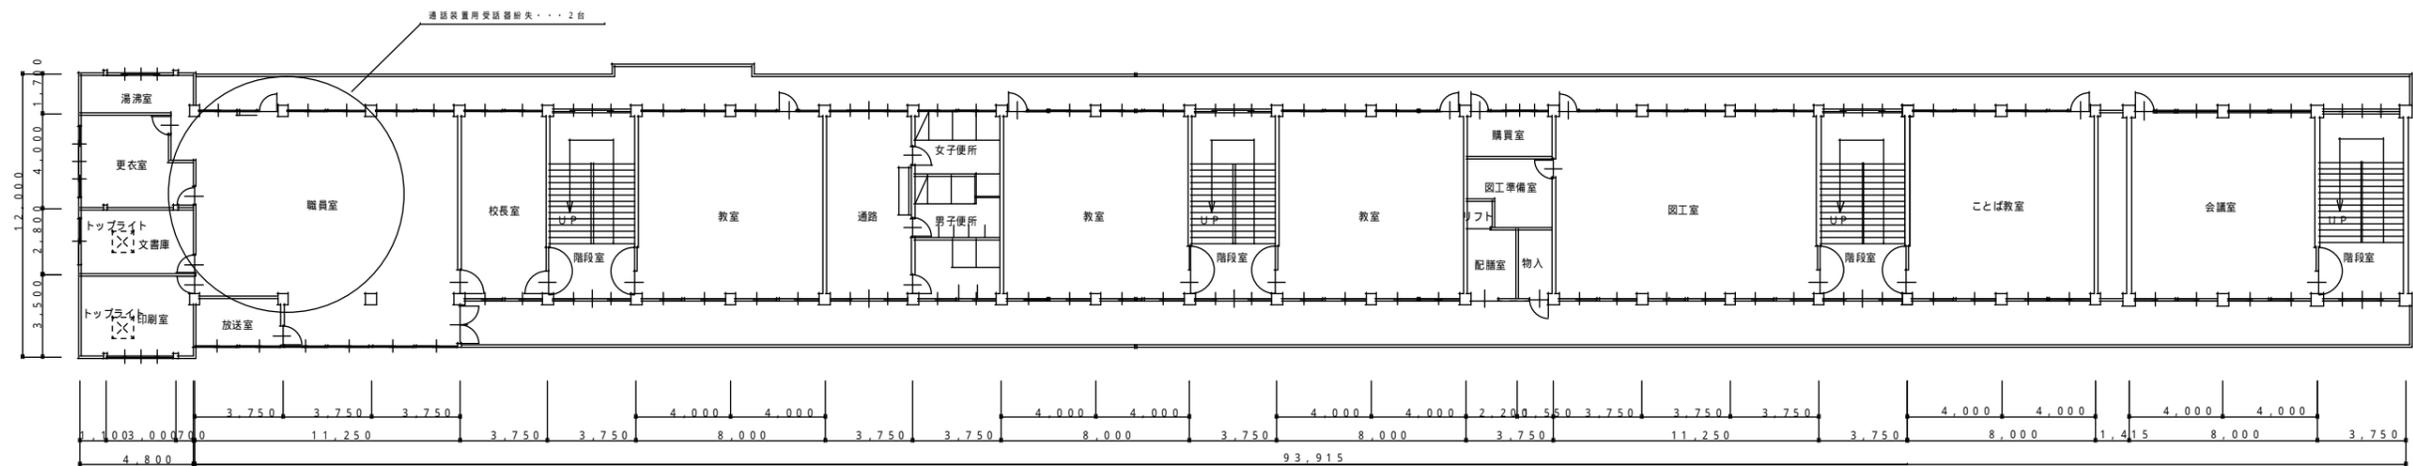


2階平面図 S = 1 / 150

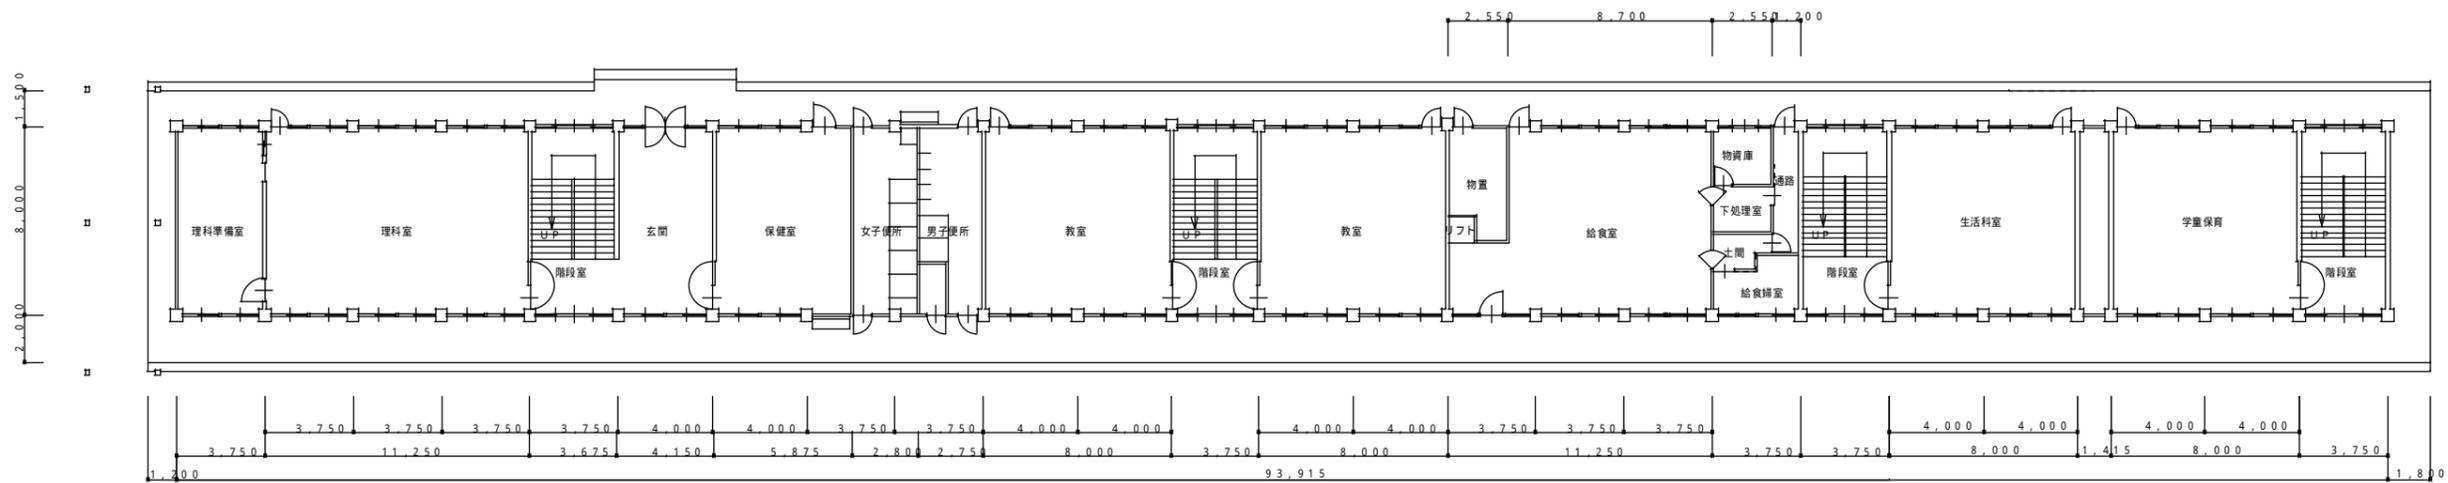


1階平面図 S = 1 / 150

特記	工事名	上野西小学校他11校自動火災報知設備等改修工事		
	図名	中瀬小学校 1, 2階平面図	縮尺 A3版 1/300 A1版 1/150	図面番号


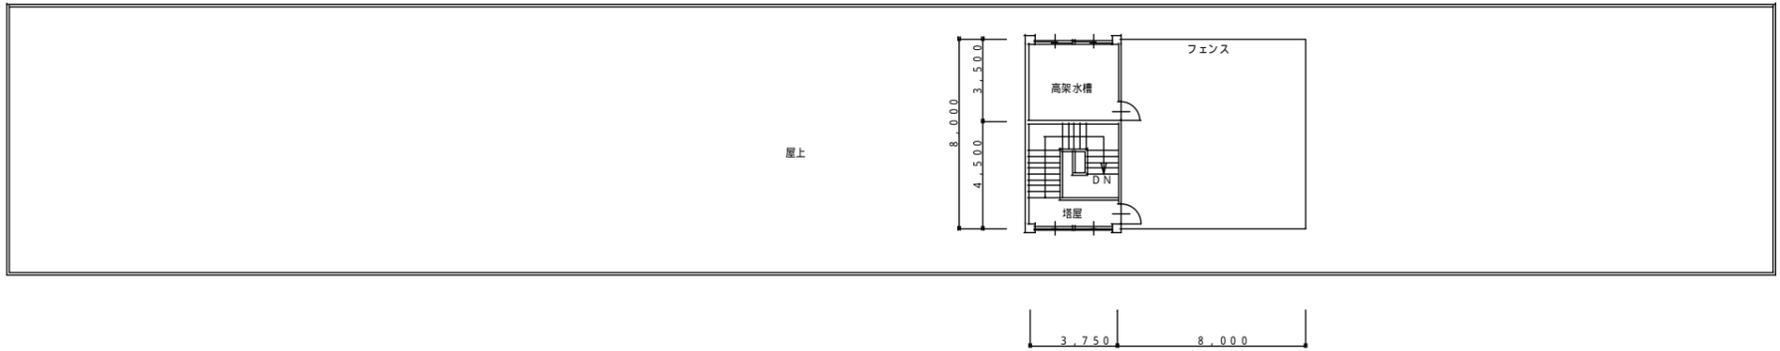


R階平面図 S = 1 / 150

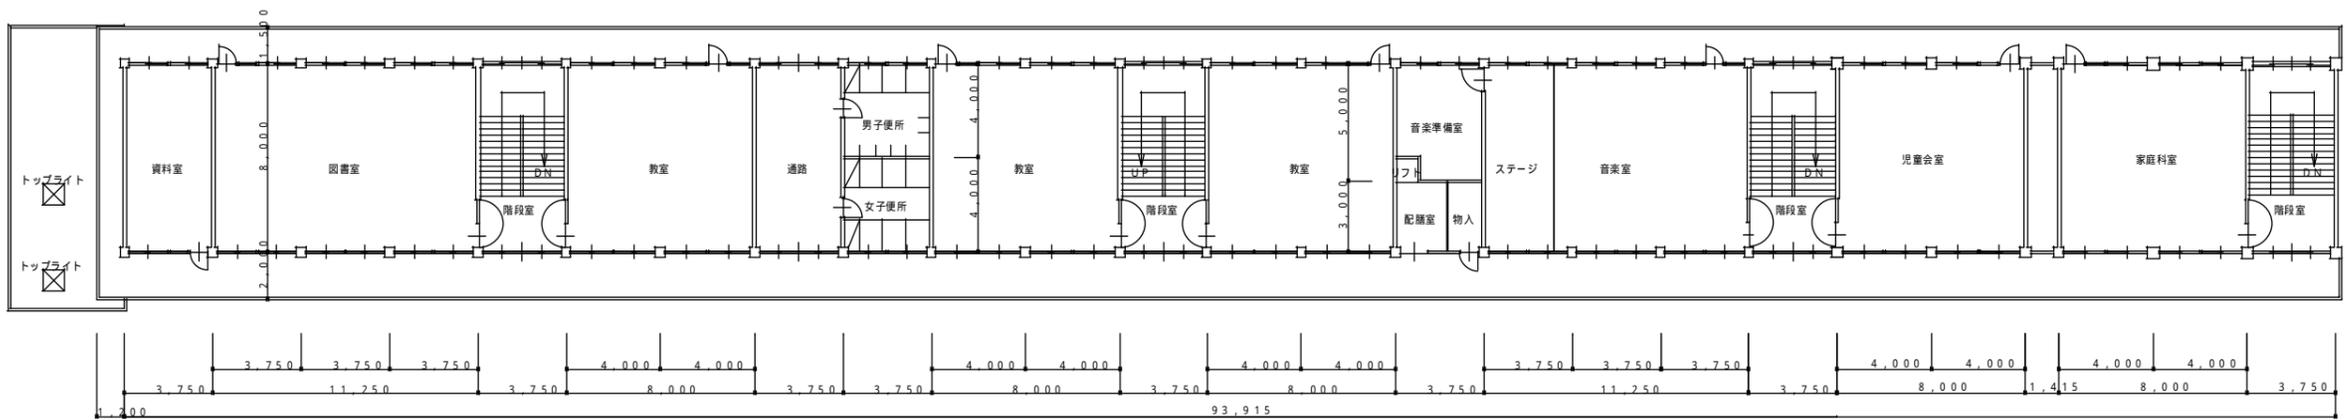


3階平面図 S = 1 / 150


特記	工事名 上野西小学校他11校自動火災報知設備等改修工事			図面番号	/ /
	図名	中瀬小学校 3, R階平面図	縮尺 A3版 1/300 A1版 1/150		

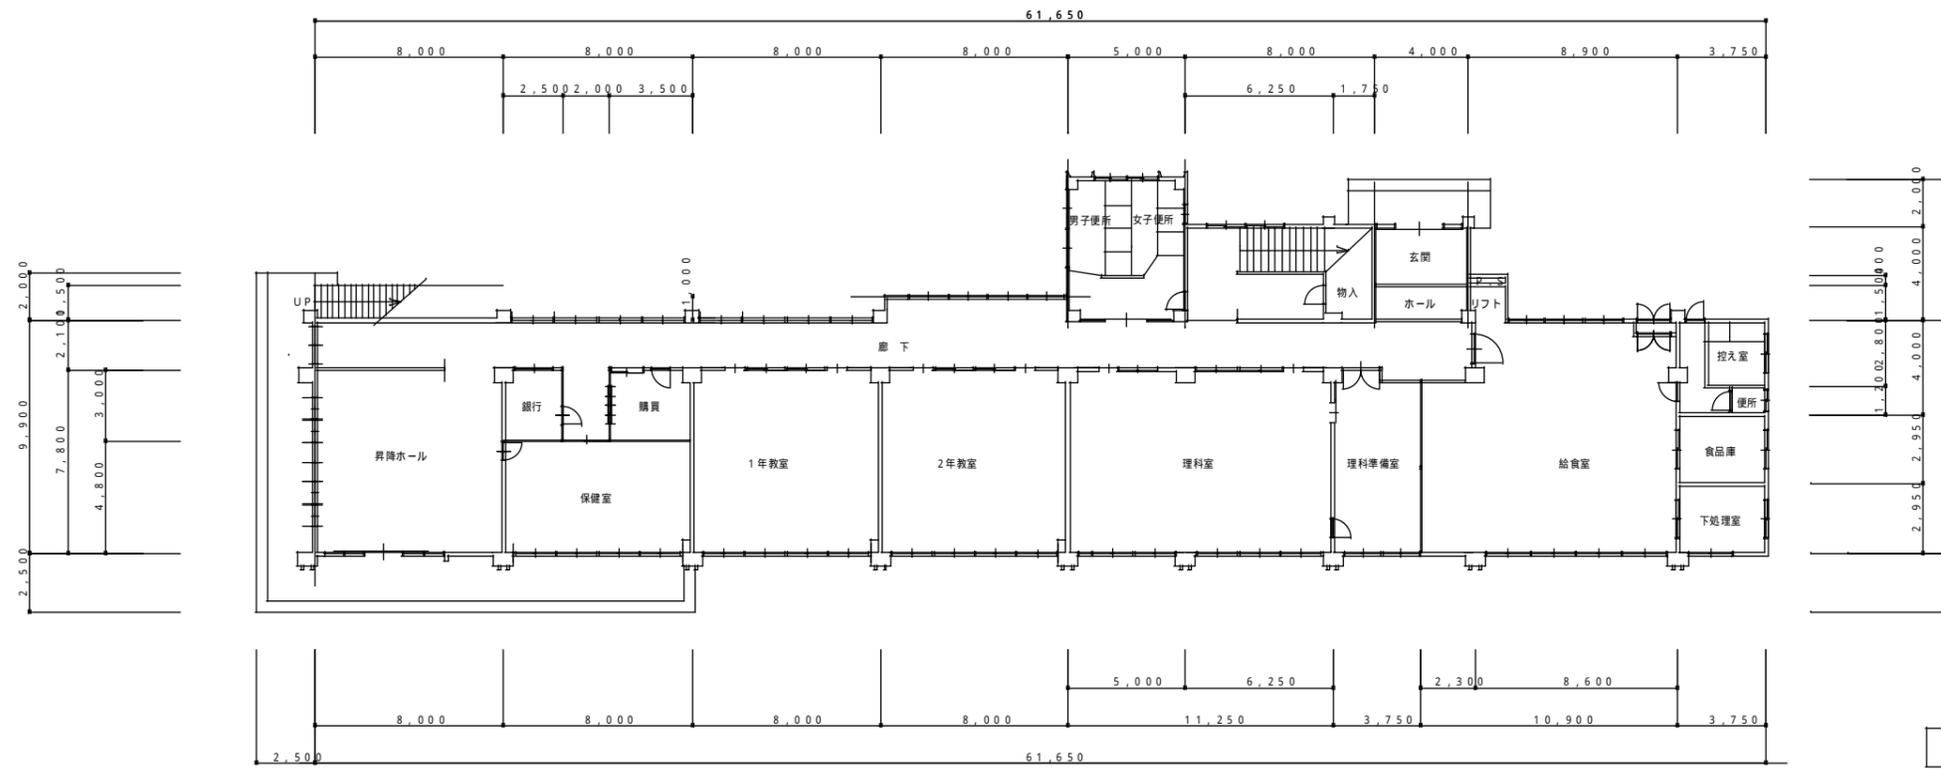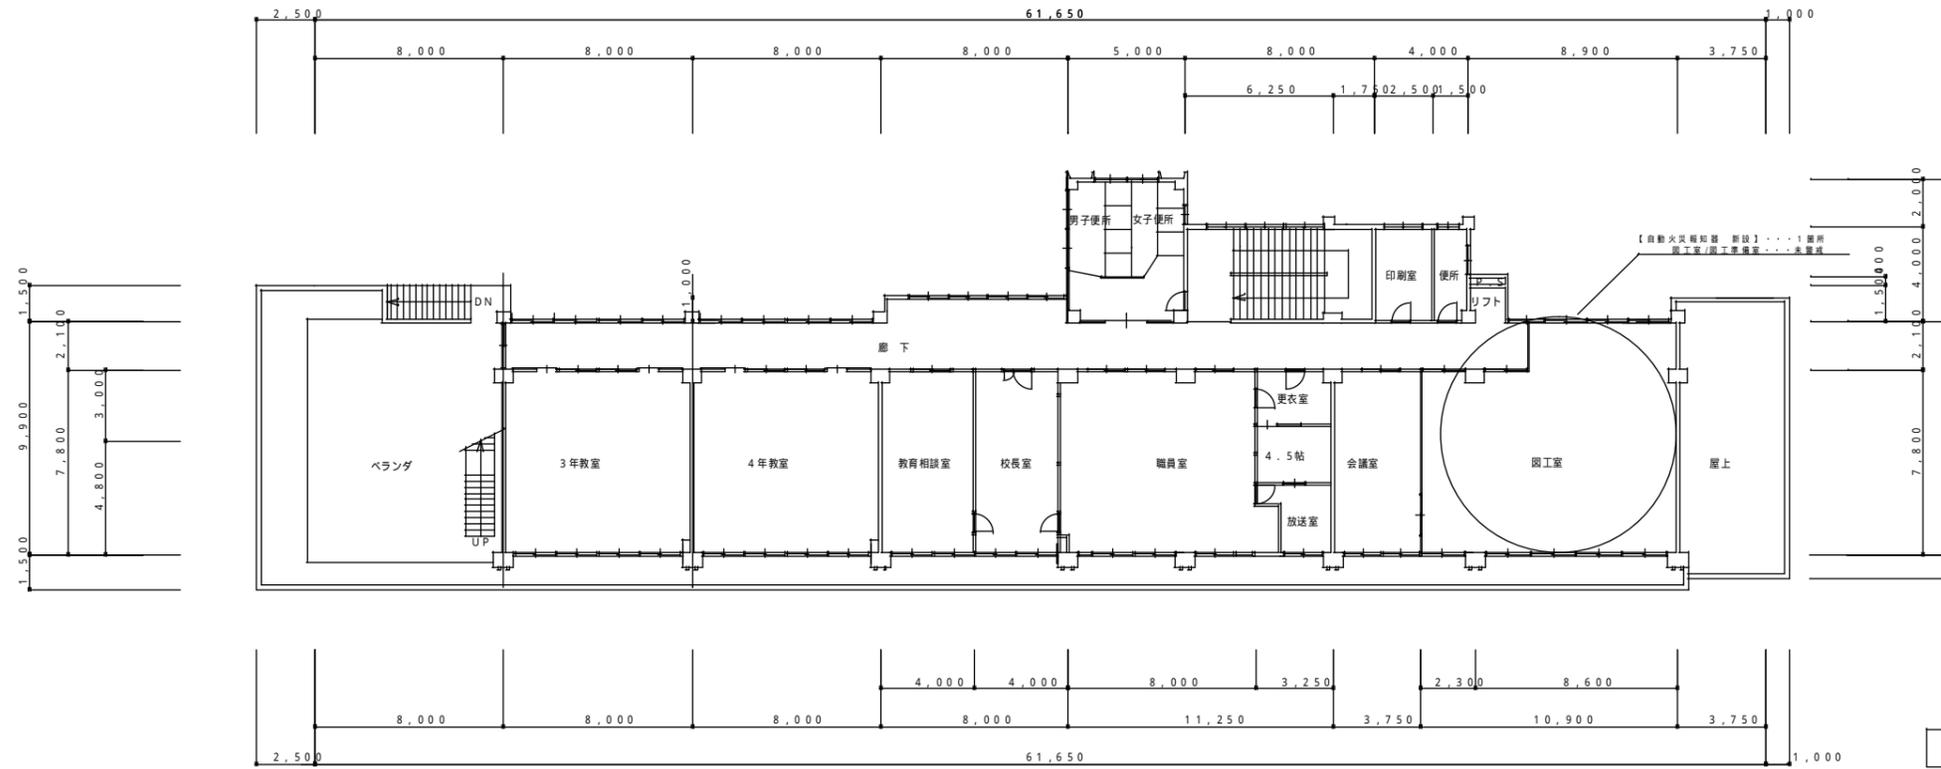

特記	工事名	上野西小学校他11校自動火災報知設備等改修工事		
	図名	成和東小学校 1階・2階平面図	縮尺 A 1版 1 / 150 A 3版 1 / 300	図面番号

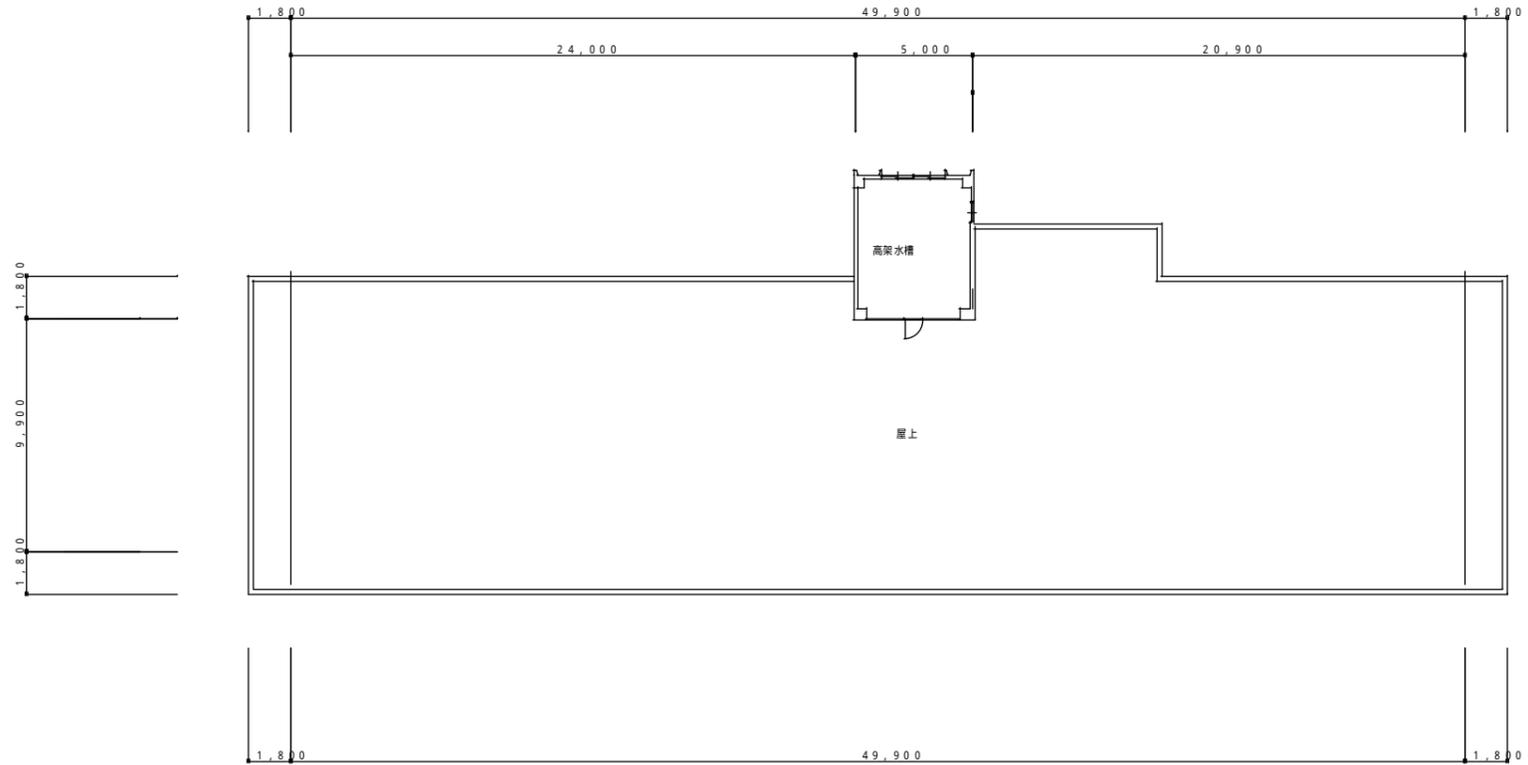


屋上平面図 S = 1 / 150

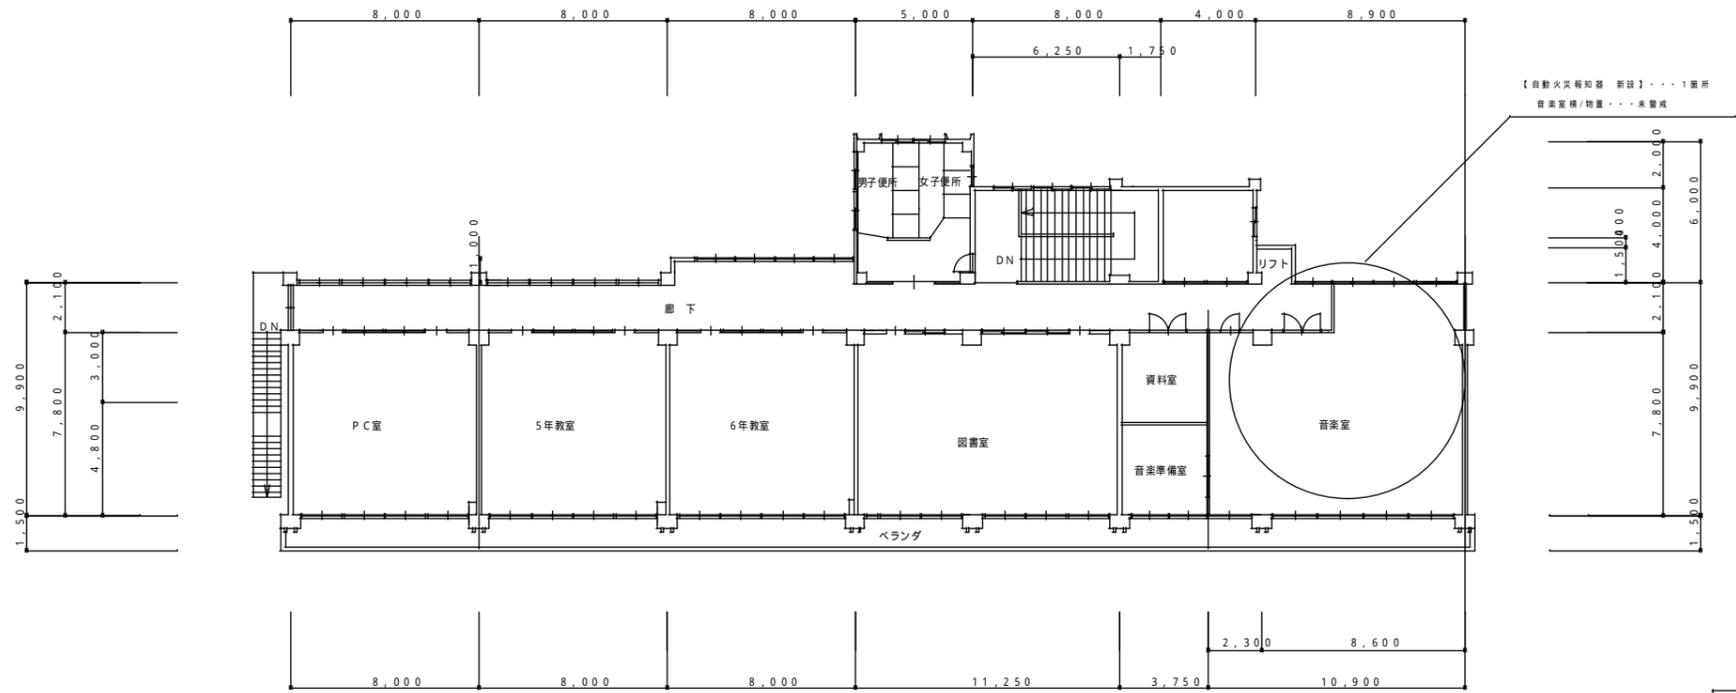


3階平面図 S = 1 / 150

特記	工事名	上野西小学校他11校自動火災報知設備等改修工事						
	図名	成和東小学校 3, R階平面図	縮尺	A1版 1/150 A3版 1/300	図面番号			

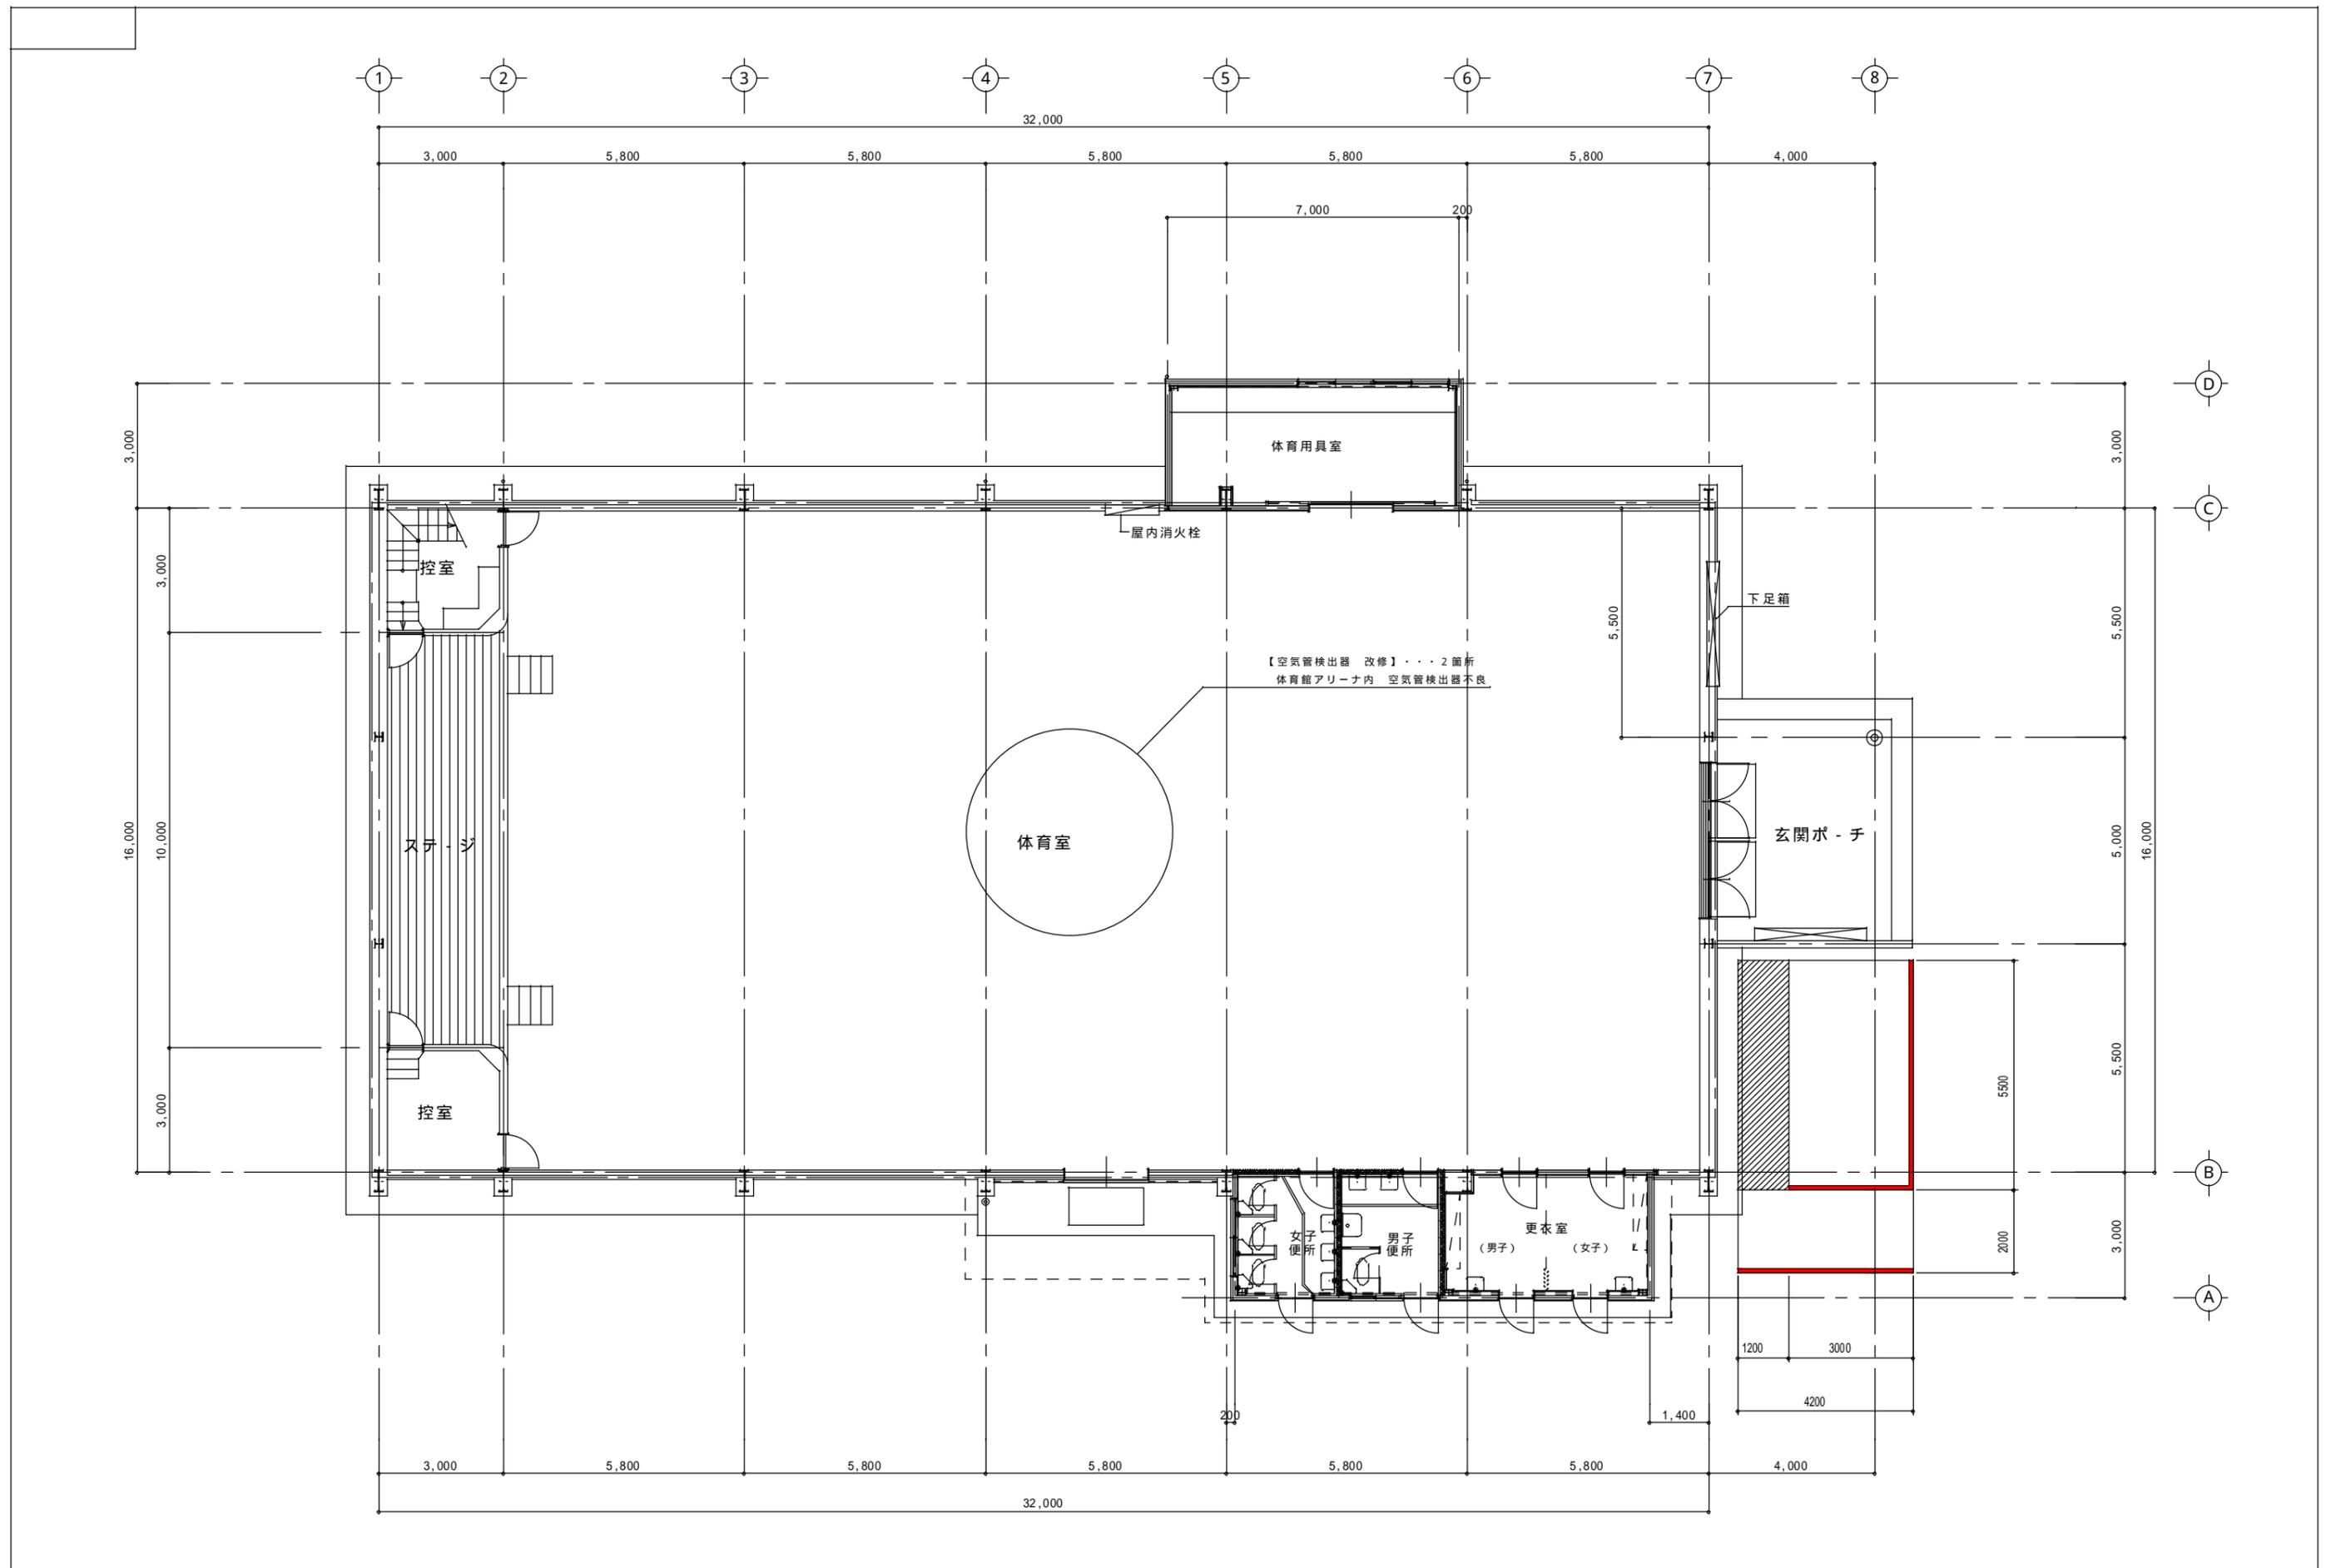


【空気検出器 改修】・・・2箇所
 体育館アリーナ内 空気検出器不良

特記事項	変更事項	日付	名称	図番
			上野西小学校他11校自動火災報知設備等改修工事	
			成和東小学校 屋内運動場	
			縮尺 A3版 縮小 A2版 1/100	


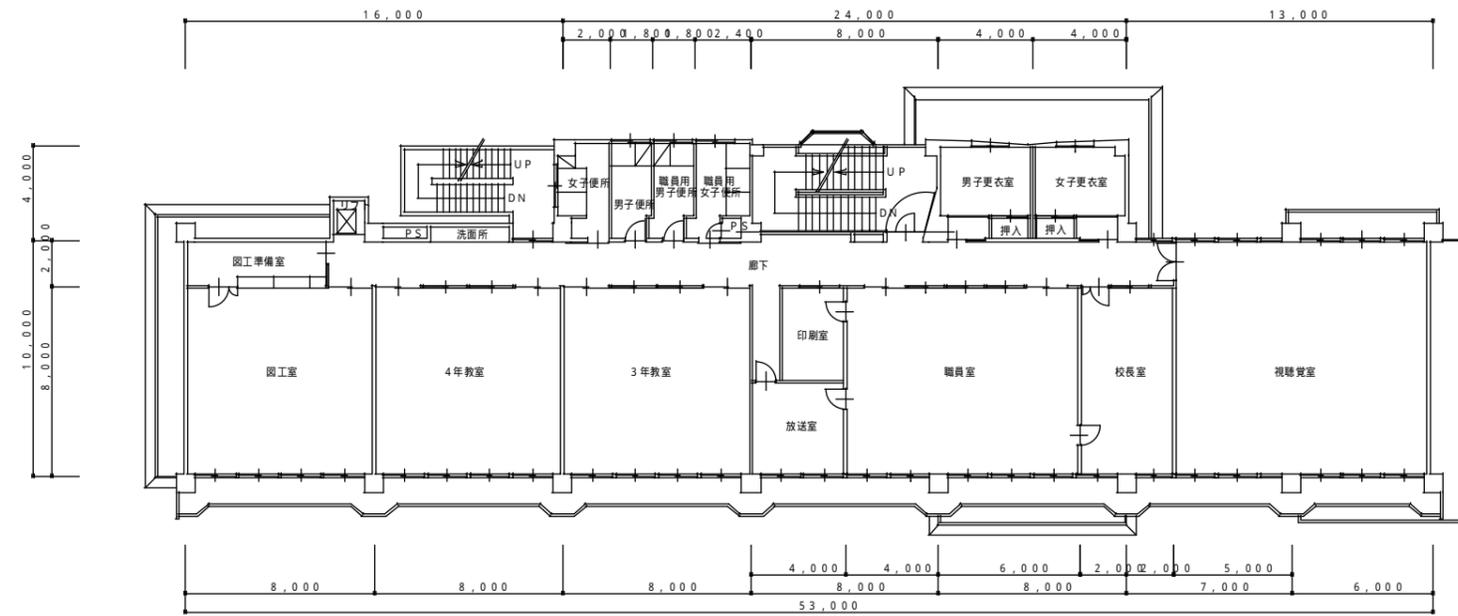


2階平面図 S=1/150

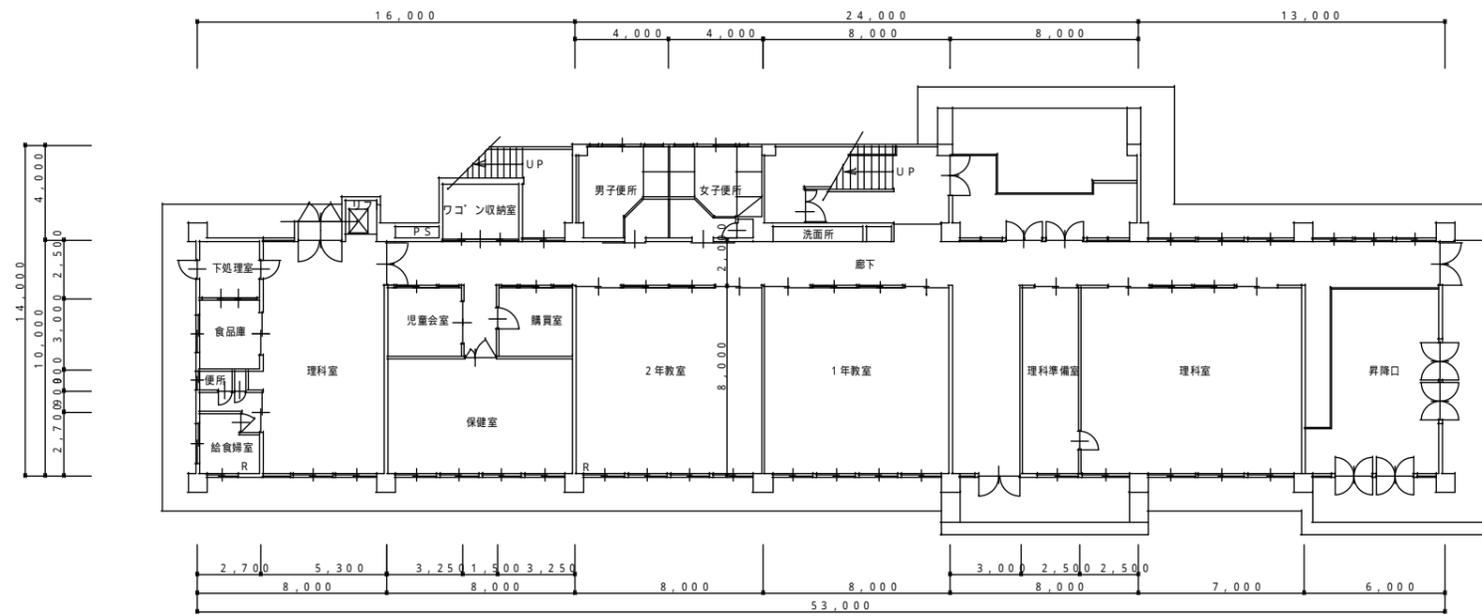

1階平面図 S=1/150



上野西小学校他11校自動火災報知設備等改修工事					
成和西小学校	1階・2階平面図	A3版	1/300		
		A1版	1/150		

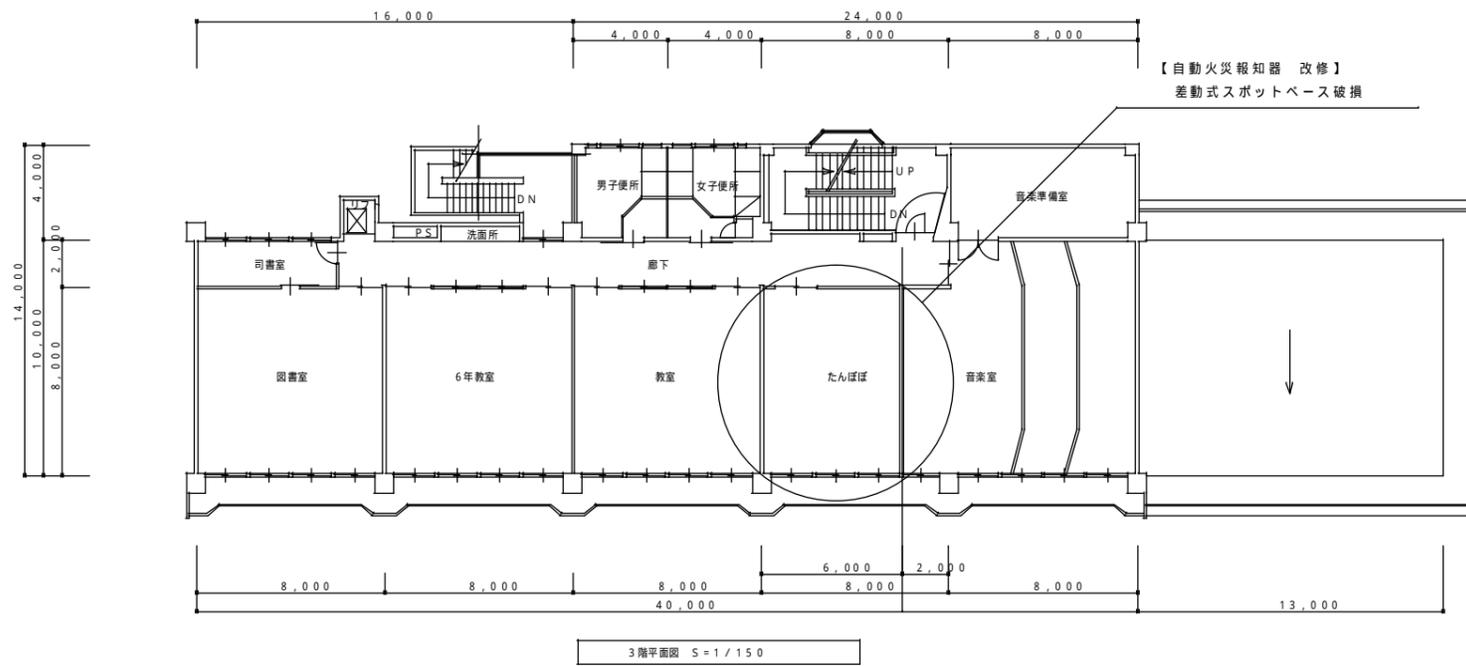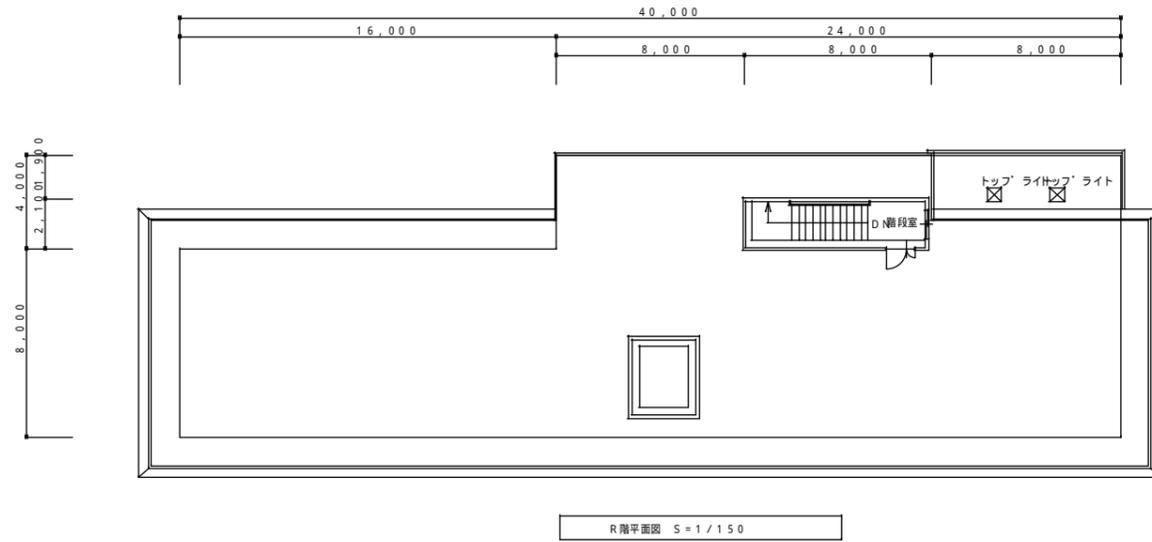


上野西小学校他11校自動火災報知設備等改修工事

成和西小学校 3階・R階平面図

A3版 1/300
A1版 1/150

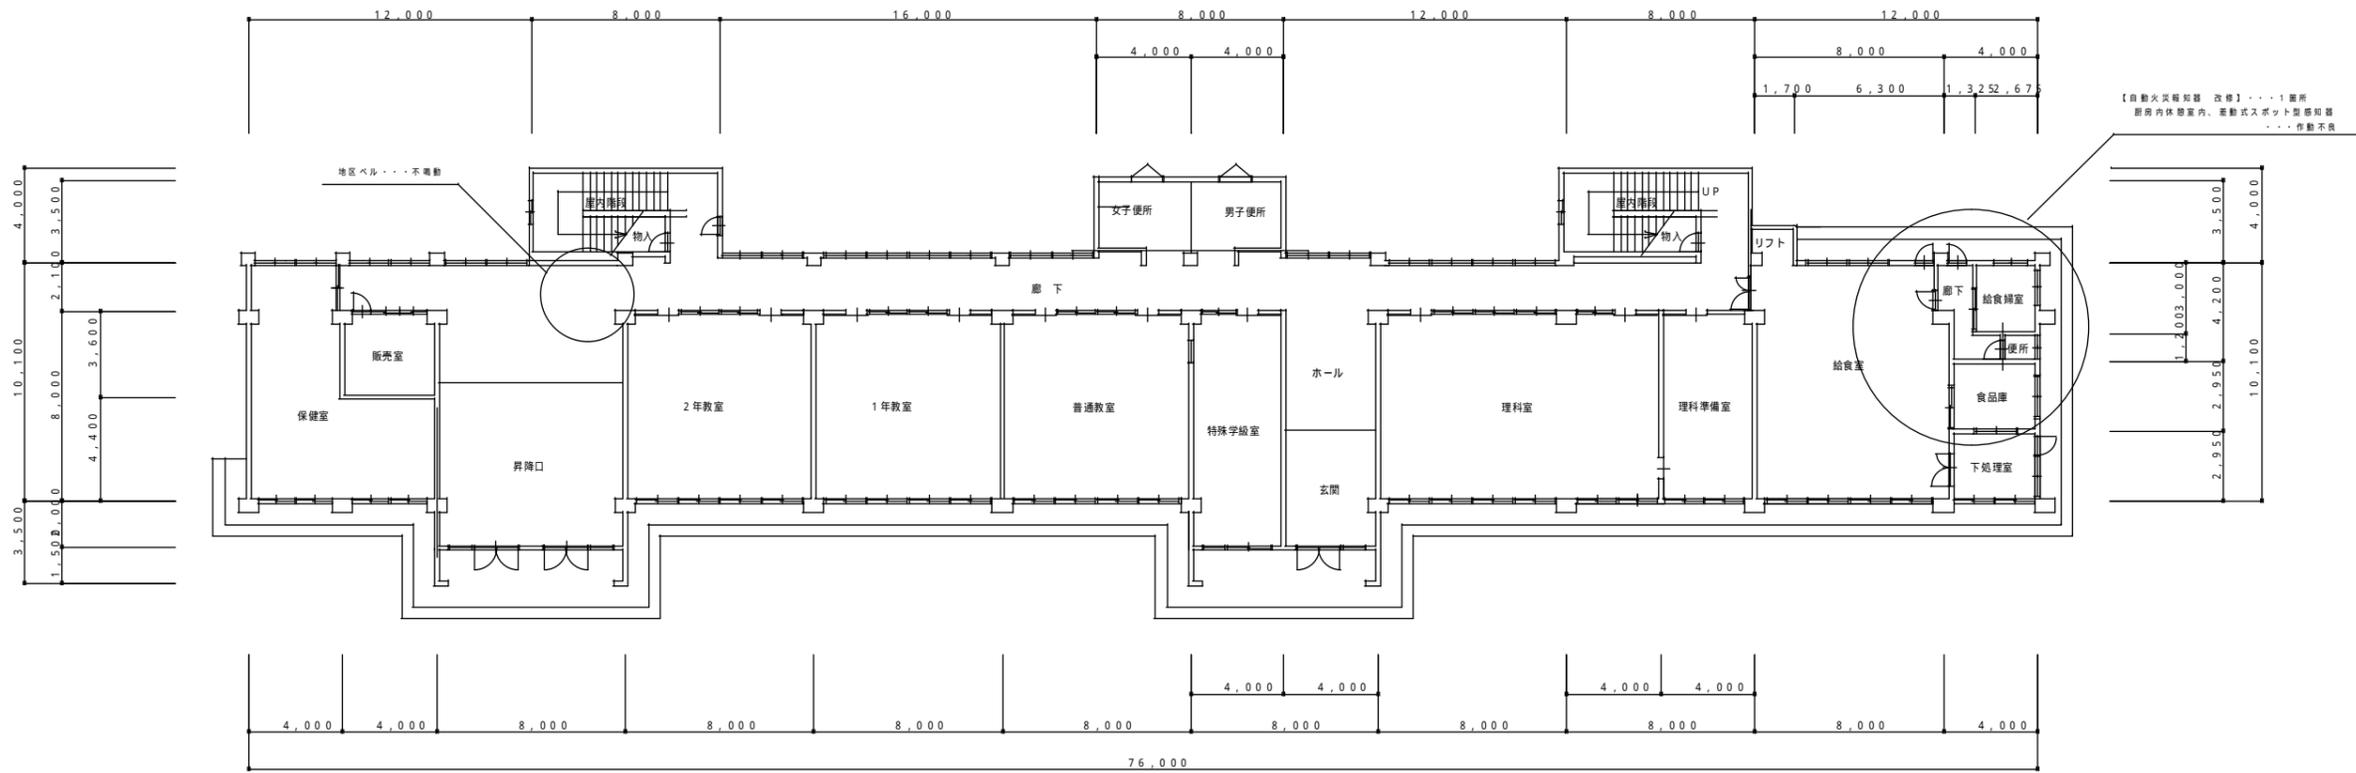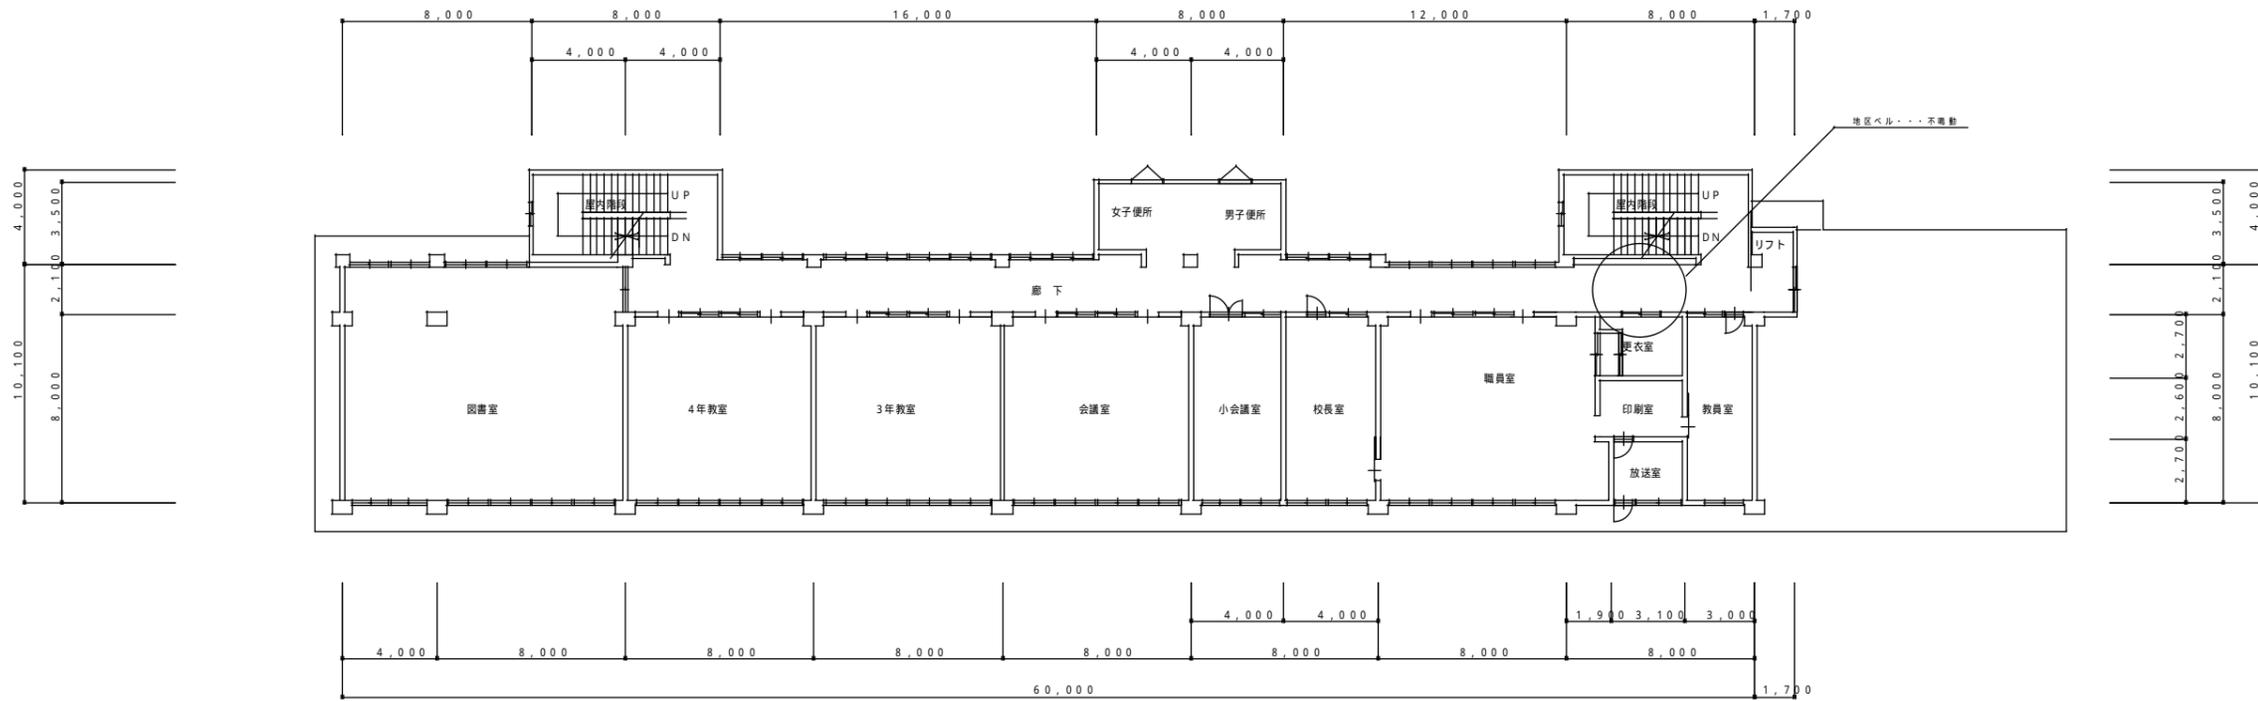


特記	工事名	上野西小学校他11校自動火災報知設備等改修工事		
	図名	依那古小学校 1, 2階平面図	縮尺 A1版 1/150 A3版 1/300	図面番号

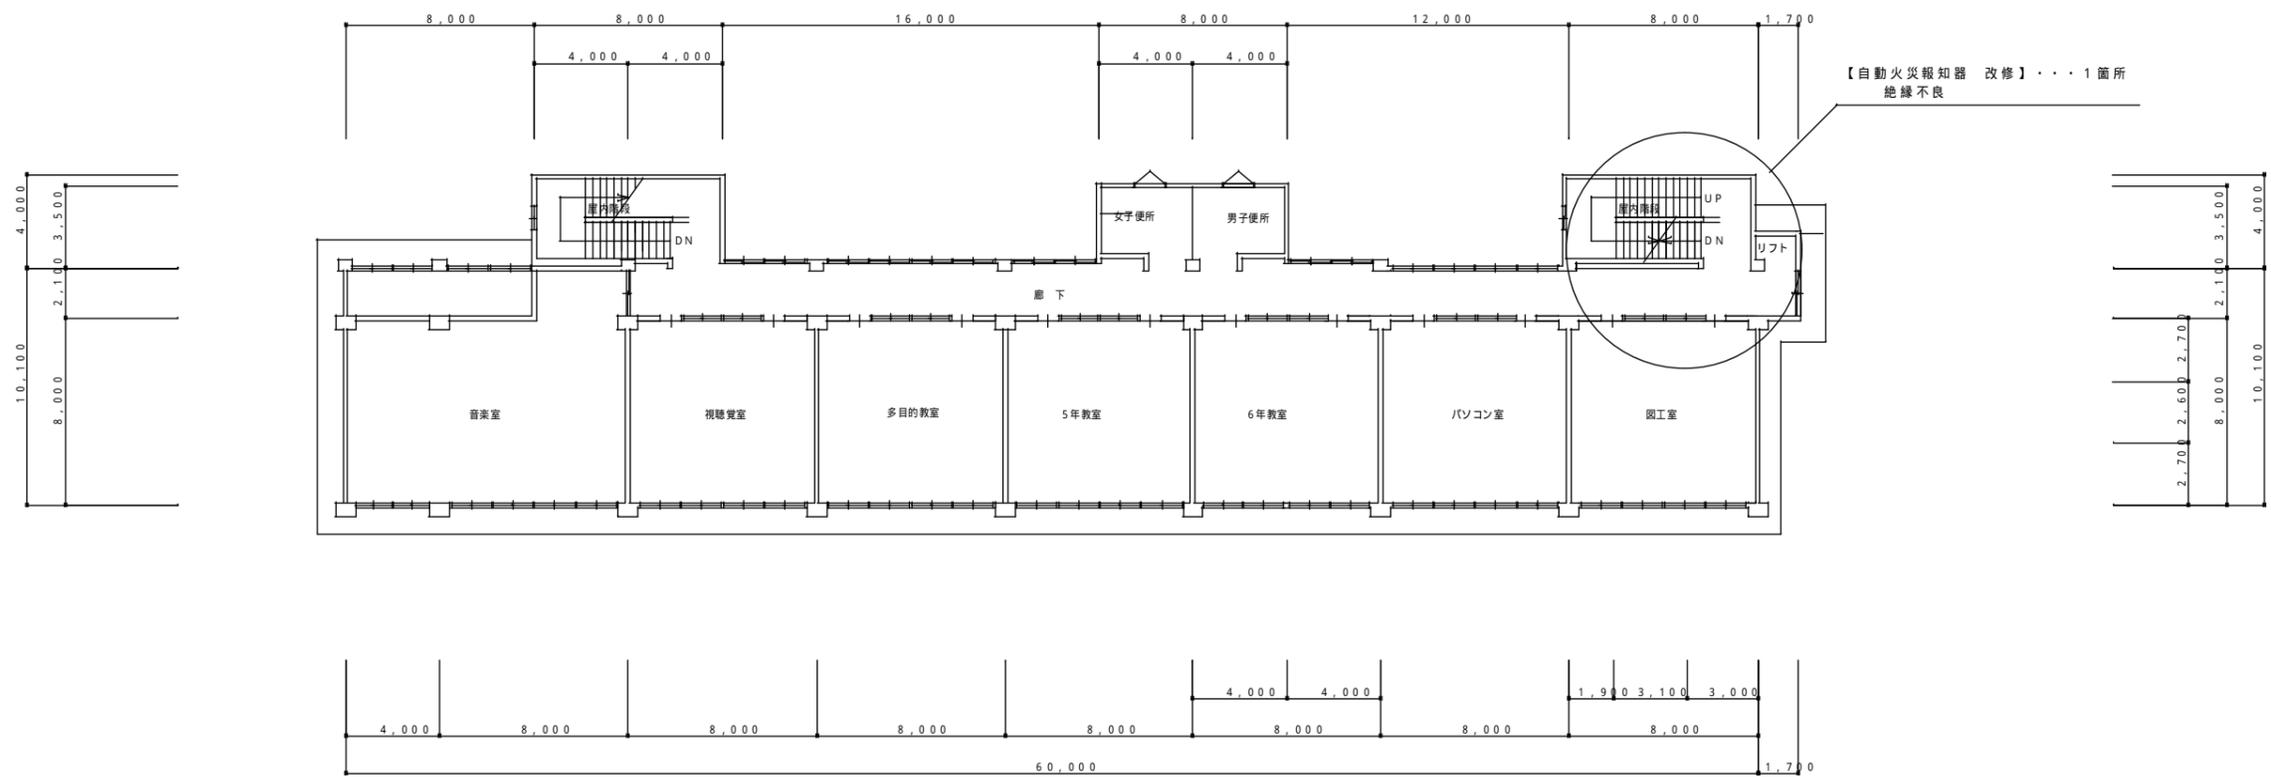

3階平面図 S = 1 / 150


特記	工事名 上野西小学校他11校自動火災報知設備等改修工事			図面番号	/ /
	図名 依那古小学校 3階平面図	縮尺 A1版 1/150 A3版 1/300	図面番号		

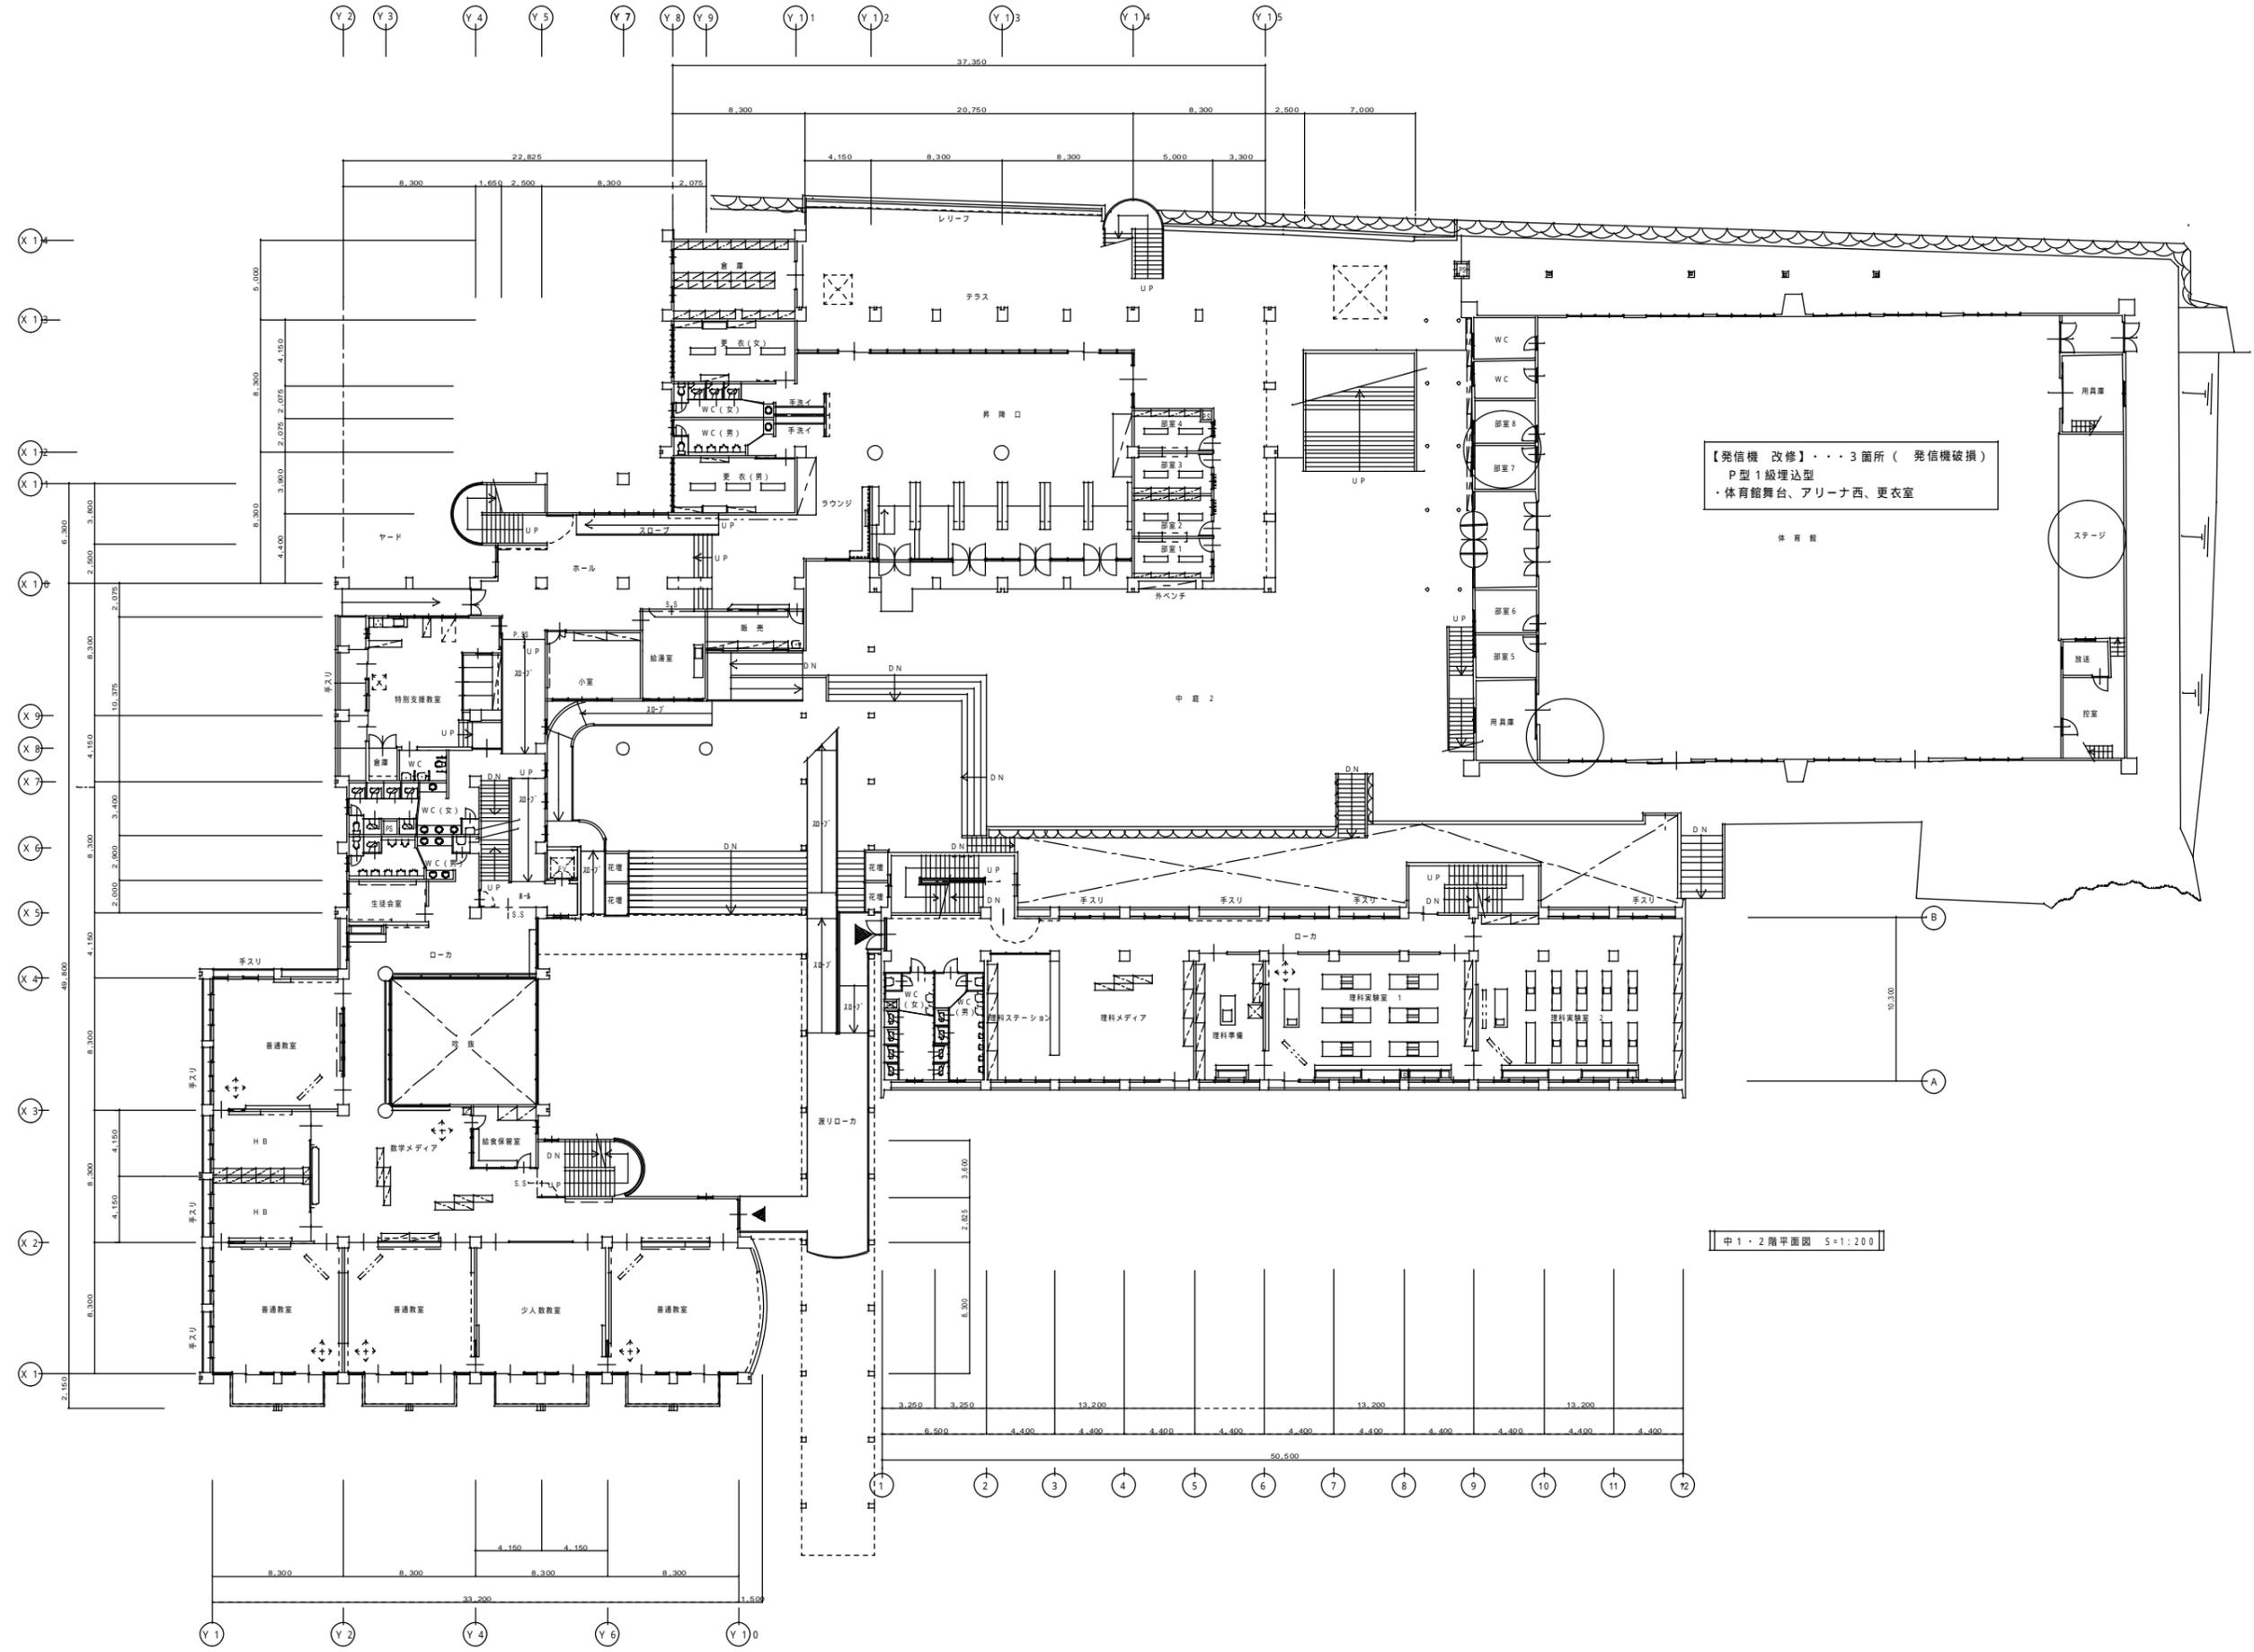

【発信機 改修】・・・3箇所（発信機破損）
 P型1級埋込型
 ・体育館舞台、アリーナ西、更衣室


中1・2階平面図 S=1:200

特記事項	変更事項		日付	名称	図面番号
				上野西小学校他11校自動火災報知設備等改修工事	
			日付	図名	縮尺 A3版 1/400 A1版 1/200
			日付	崇広中学校 中1・2階平面図	

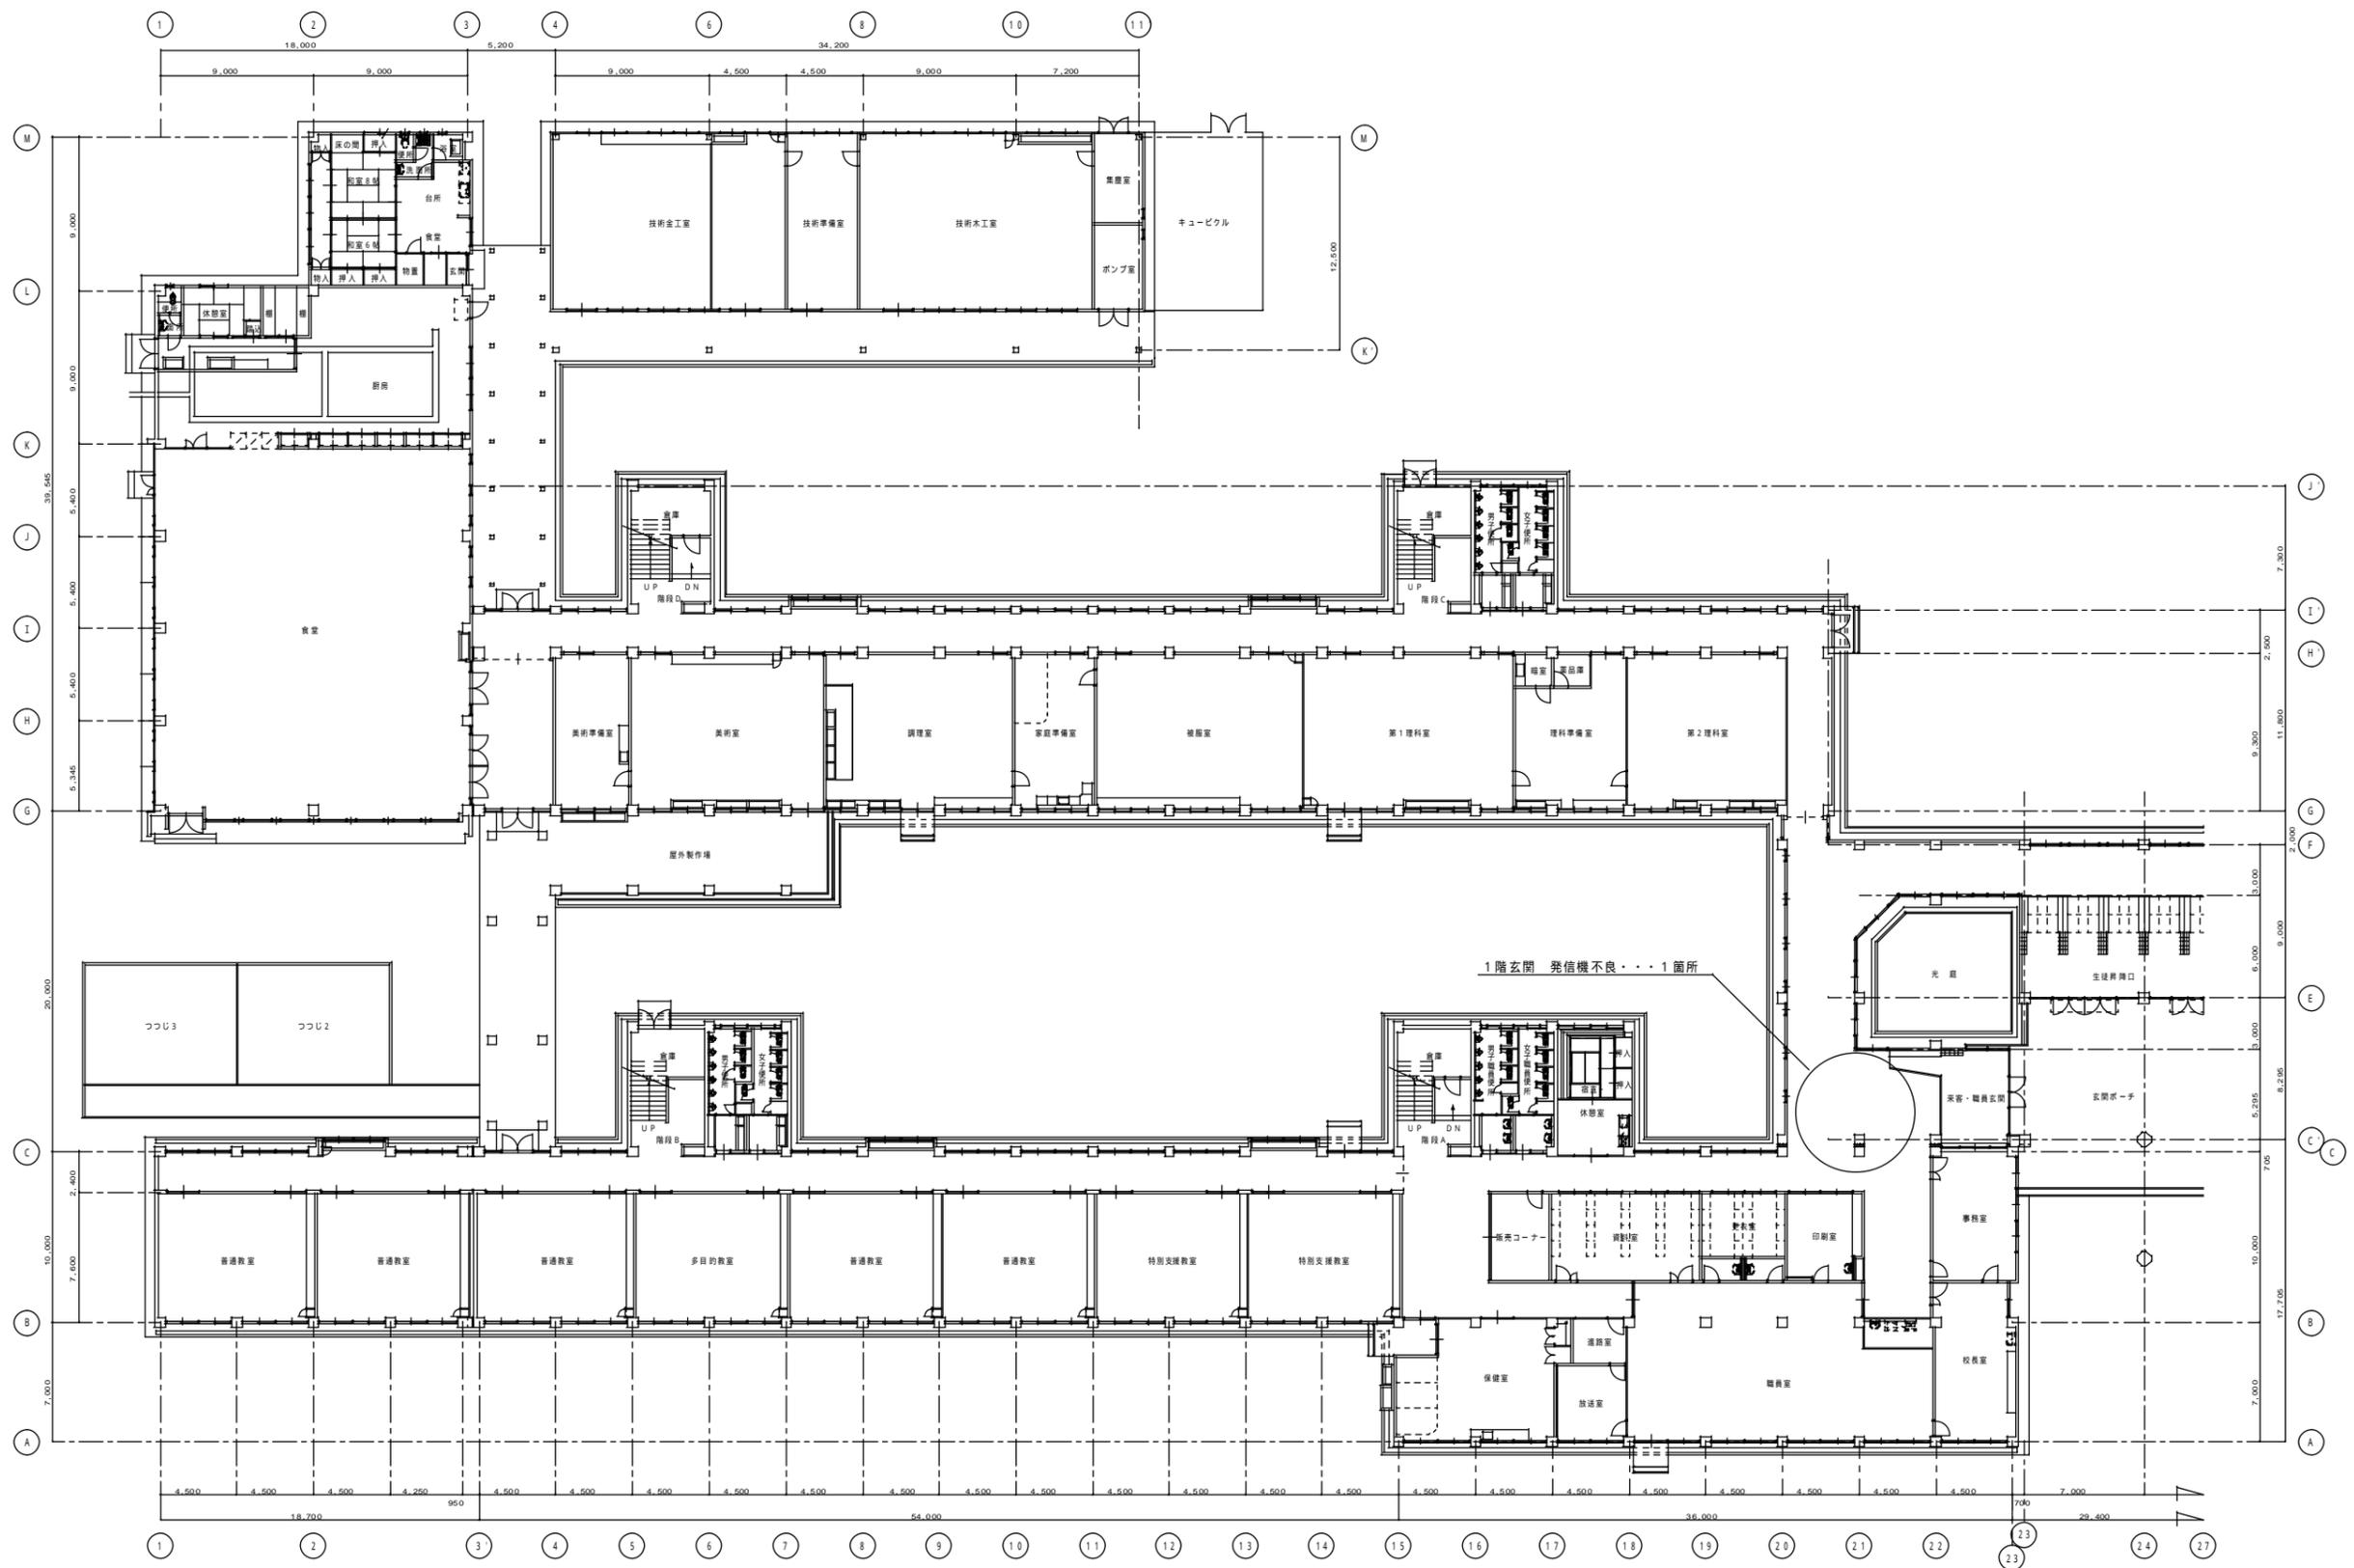


1階平面図 S=1:200

特記事項	変更事項		日付	名称	図面番号
				上野西小学校他11校自動火災報知設備等改修工事	
			校図	図名	縮尺
			期日	青山中学校 1階平面図	A3版 1/400 A1版 1/200

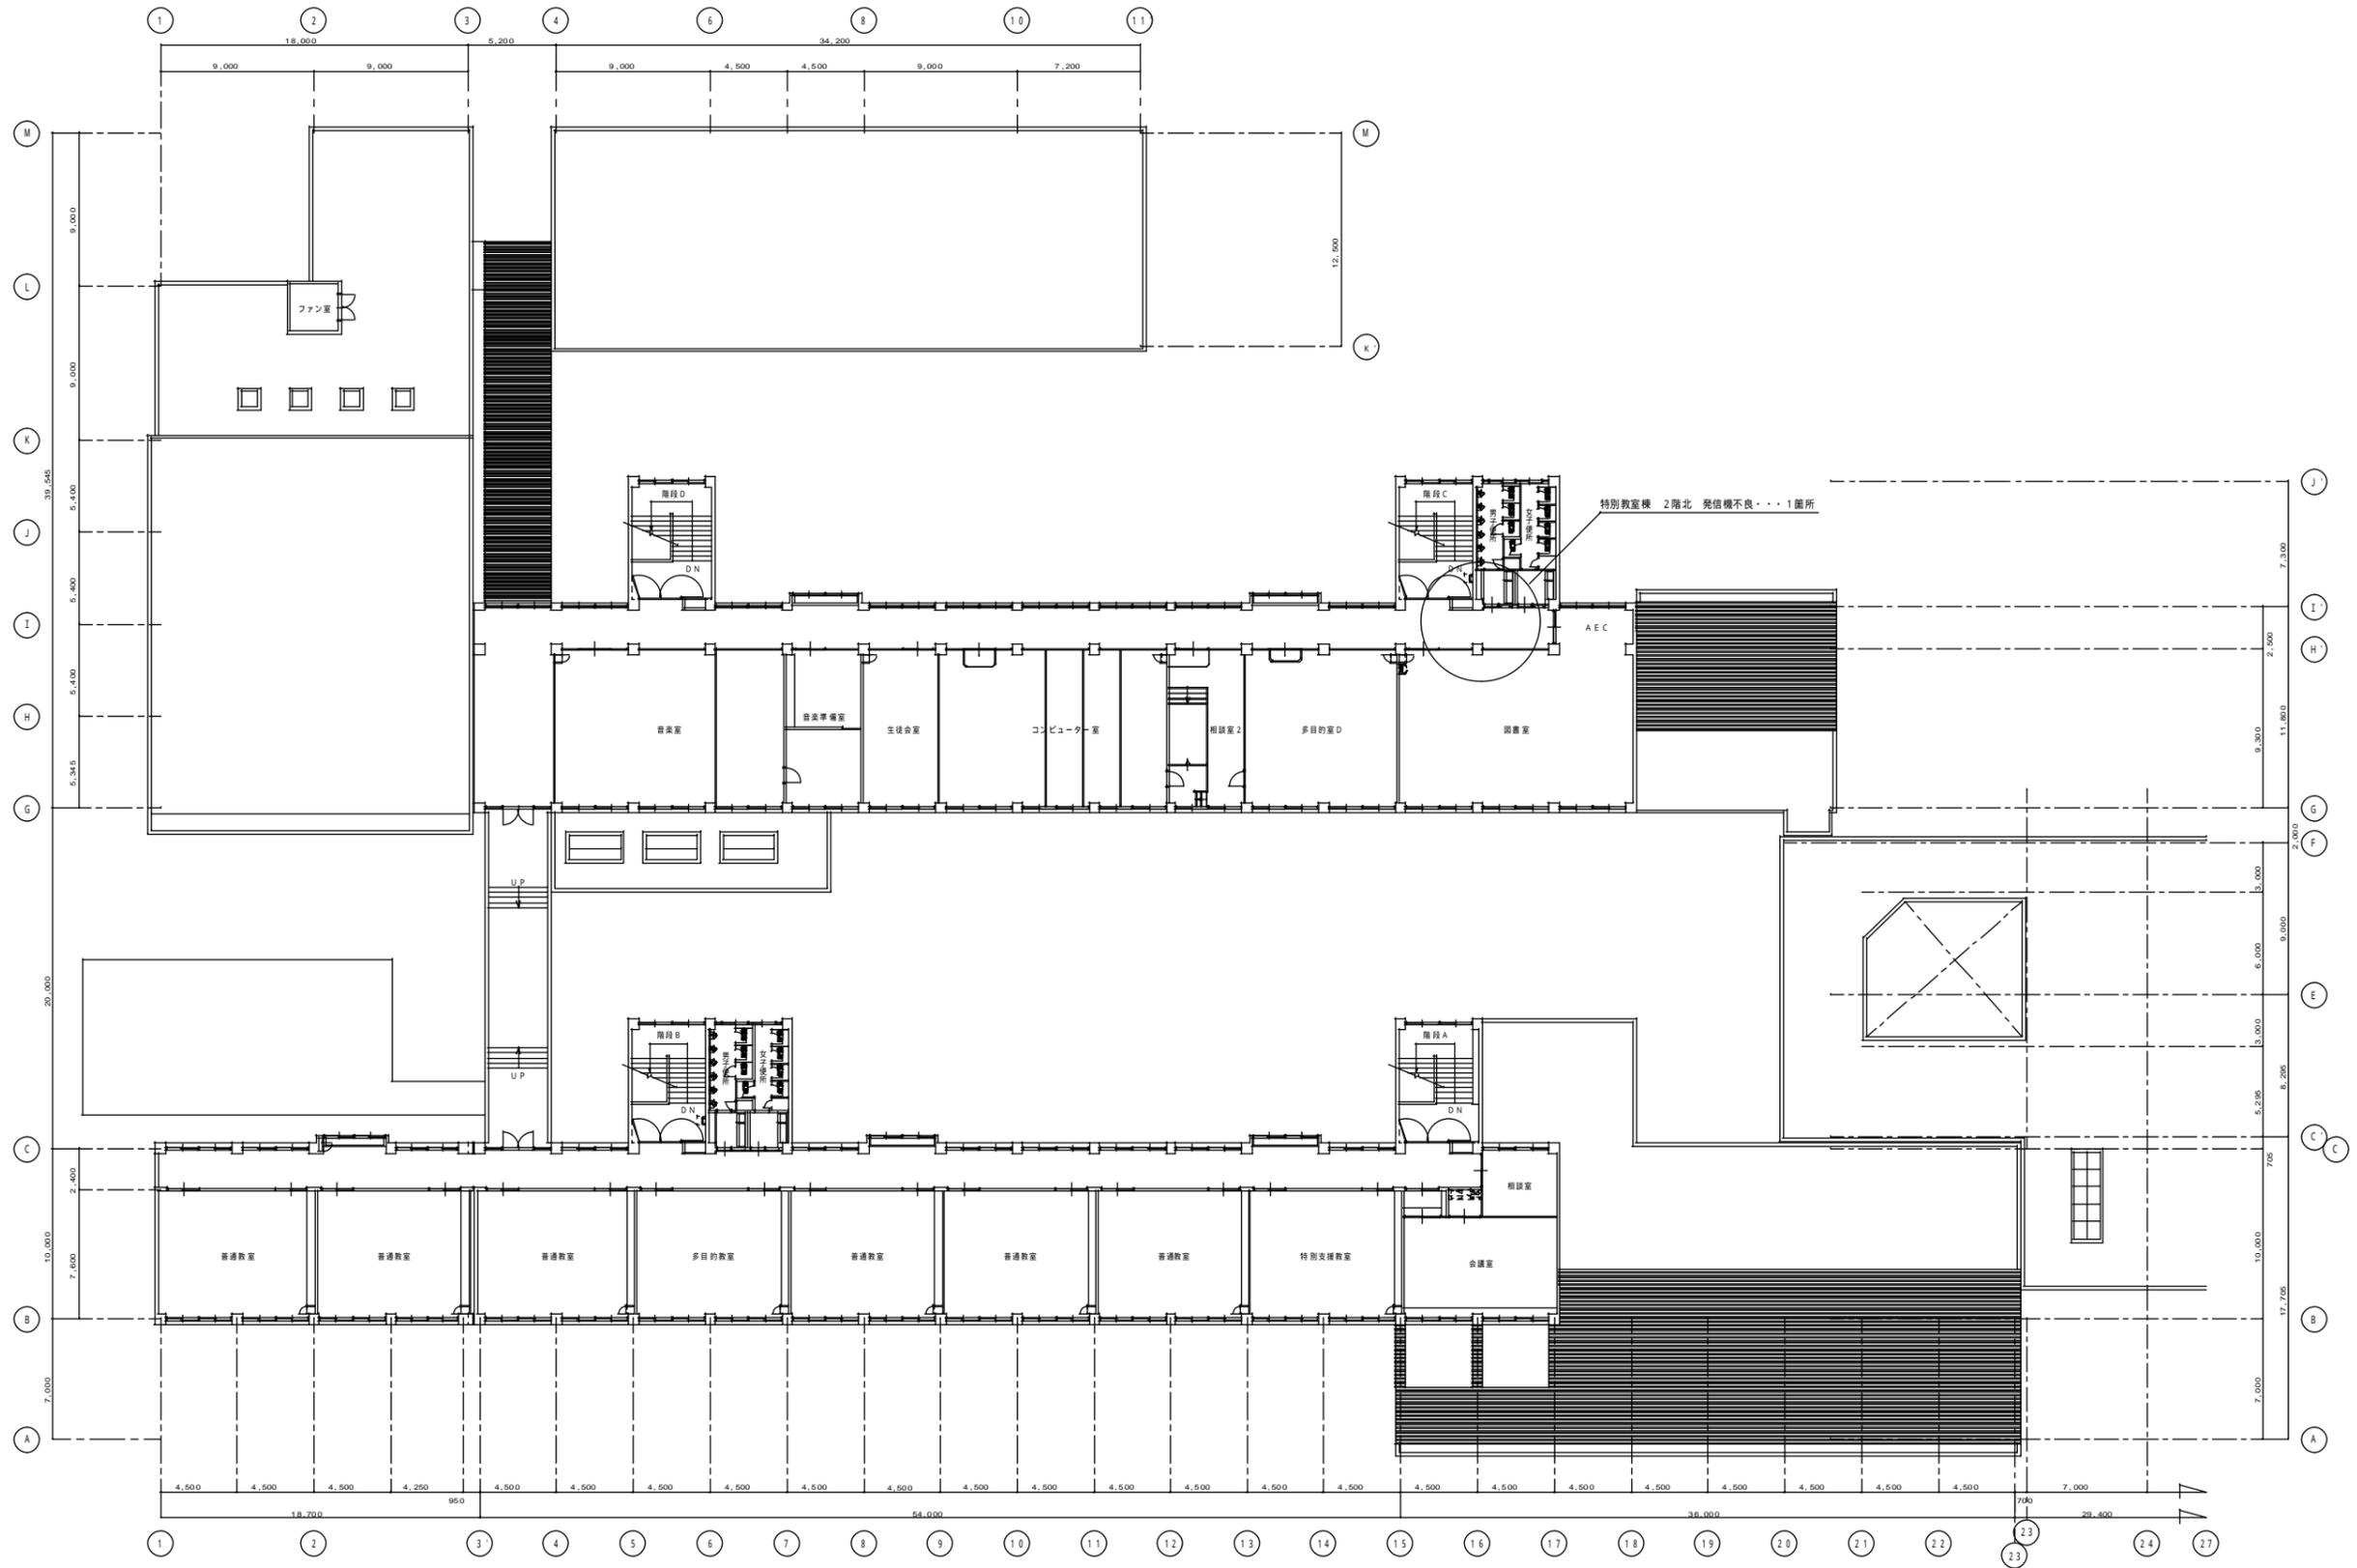


2階平面図 S=1:200

特記事項	変更事項	-	日付 校章 担当	名称 上野西小学校他11校自動火災報知設備等改修工事 図名 青山中学校 2階平面図	図面番号 A3版 1/400 A1版 1/200
		-			
		-			
	日付	-			

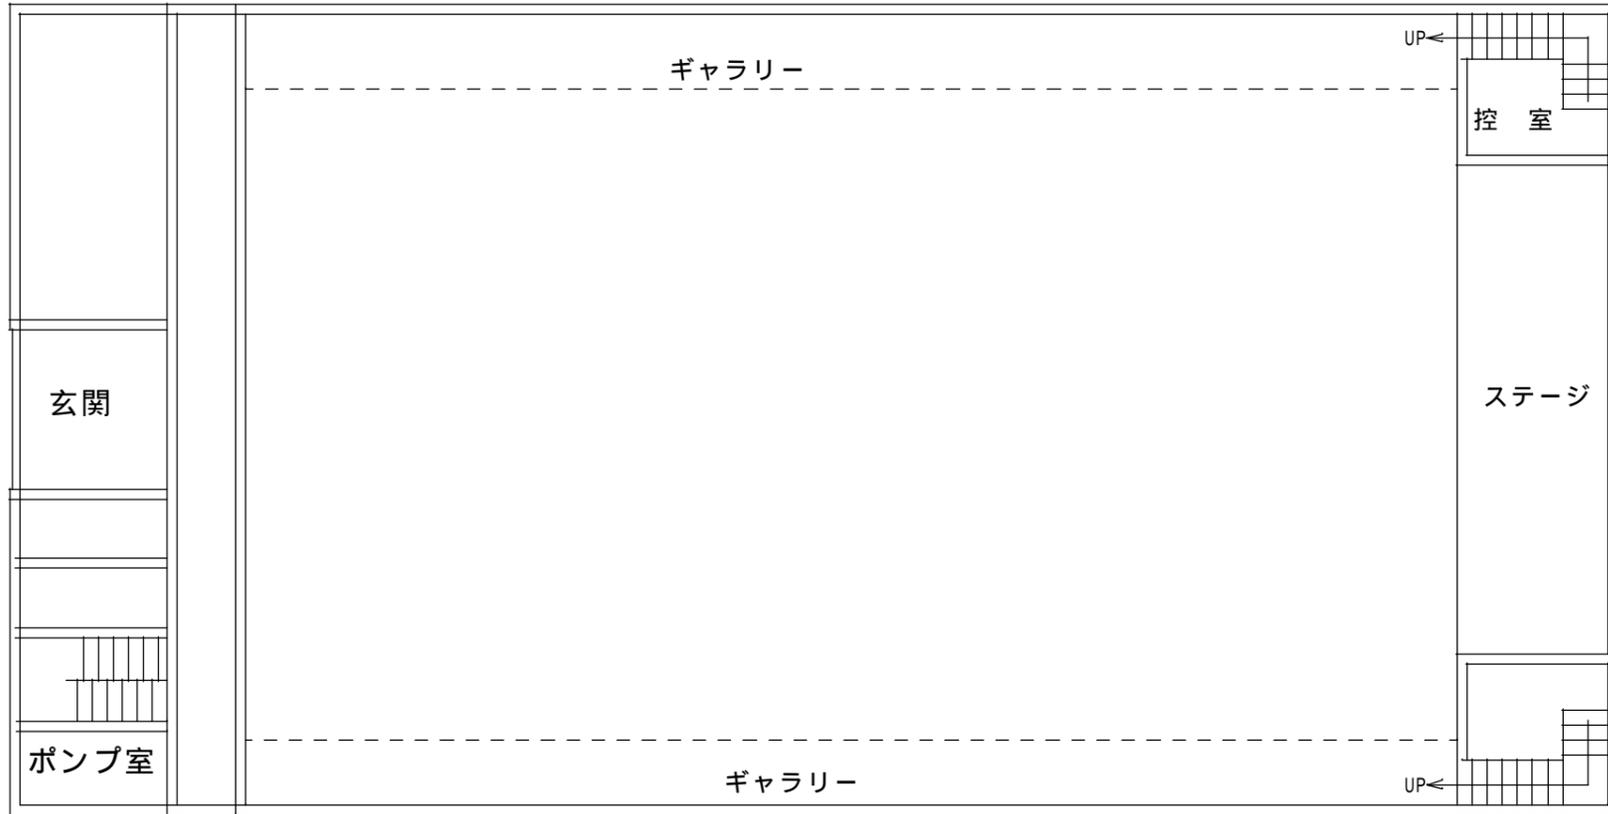

霊峰中学校体育館 1階

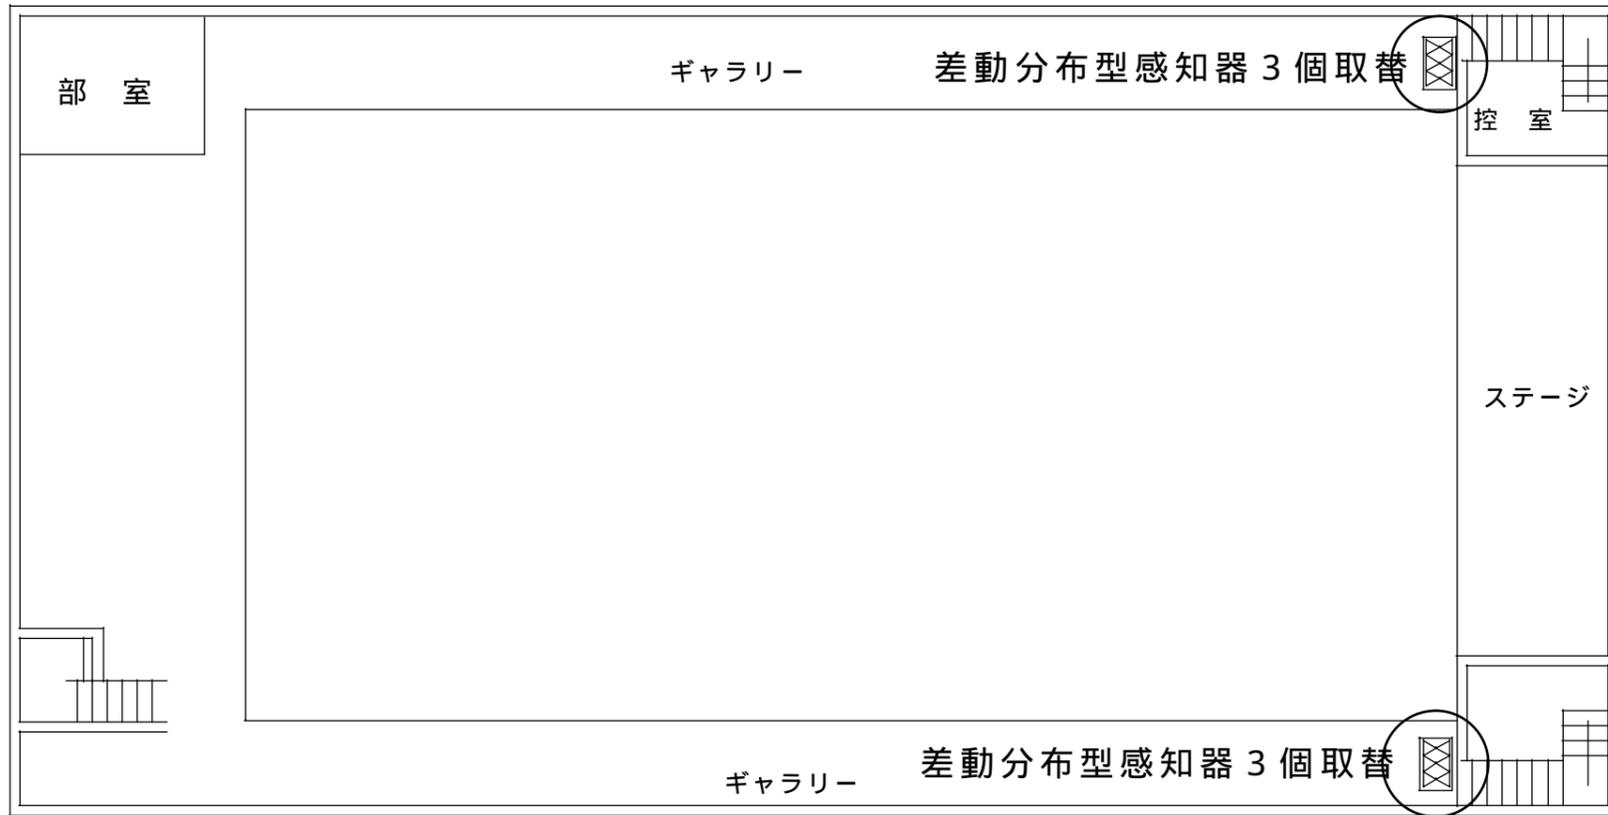

霊峰中学校体育館 2階

特記					工事名 上野西小学校他 11 校自動火災報知設備等改修工事					
					図名 霊峰中学校 体育館	縮尺	図面番号			
									/	/