



 既設解体工事対象建築物を示す。

配置図 S=1:300


特記事項	変更事項		日付	名称	図面番号
			棟図	新居小学校管理・普通・特別教室棟及び仮設校舎解体工事	M-01
	日付		担当者	図名 現況配置図	縮尺 A3版縮小 A2版1/300

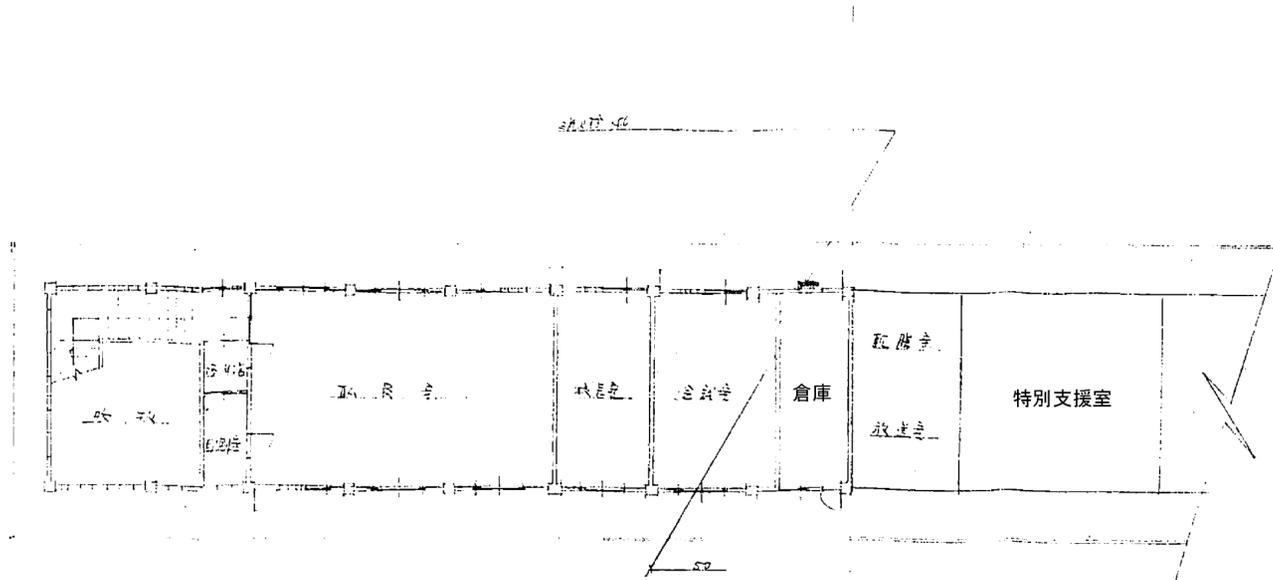

設備名	仕様	数量	備註
和式トイレ	C452B	1	CFB-110M, CF102BB, CF12C
小便器	U-15	1	UFJ, UF13M, KEI, H54
洗面台	P-3	1	PF1, PF3E
手洗器	L-132	1	LF1K, LF3K, LF45A, LF6L, SF3E, LF13 (HKK)
床排水	COC-160	1	
床排水	TSA-50	1	
洗面台	L-144	1	LF1K, LF3K, LF45A, LF6L, SF3E, H32, KEI40P
床排水	TSA-50	1	
自立水栓	SF12P13	1	
床排水	TSA-50	1	
床排水	SVA-40	1	
洗面台	L-144	1	LF1K, LF3K, LF45A, LF6L, SF3E, H32, KEI40P
自立水栓	SF12P13	1	
床排水	TSA-50	1	
洗面台	L-144	1	LF1K, LF3K, LF45A, LF6L, SF3E, H32, KEI40P
散水栓	13	1	Box表
水栓柱	13回	1	(人達可夫) SF15M13
排水栓	40	1	600x300x150 (V30) 埋込) 巾-2.15m x 巾-1.2m x 巾-1.2m

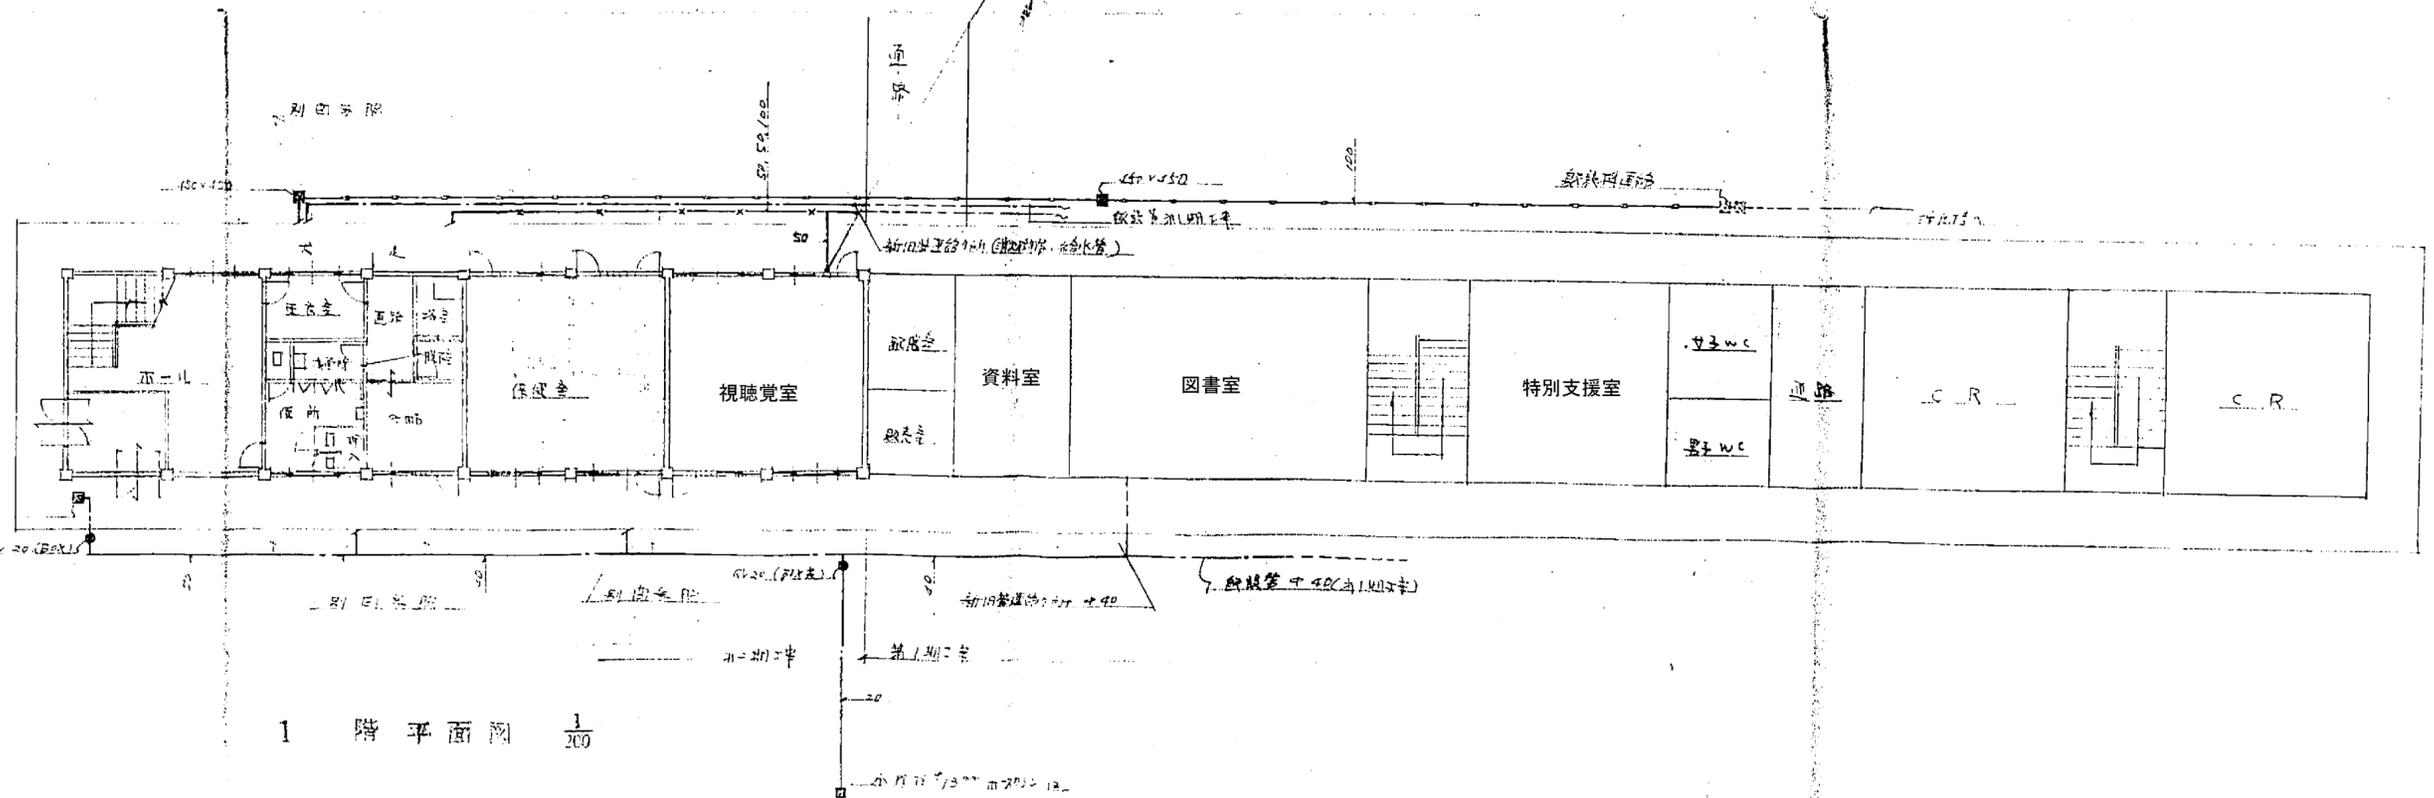

給水配管系統圖

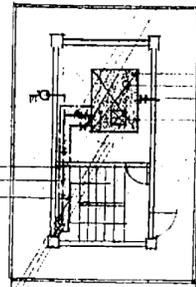

面積 7.24m x 1.80m x 1.90m
7.50m x 1.80m
7.50m x 1.80m
7.50m x 1.80m


給水管 50A
排水配管 50A
給水管 50A

屋階平面圖

水二期工事
水二期工事

給水 50A 排水 50A 給水 80A

既設設備位置 1/2 倍縮小
既設設備位置 1/2 倍縮小

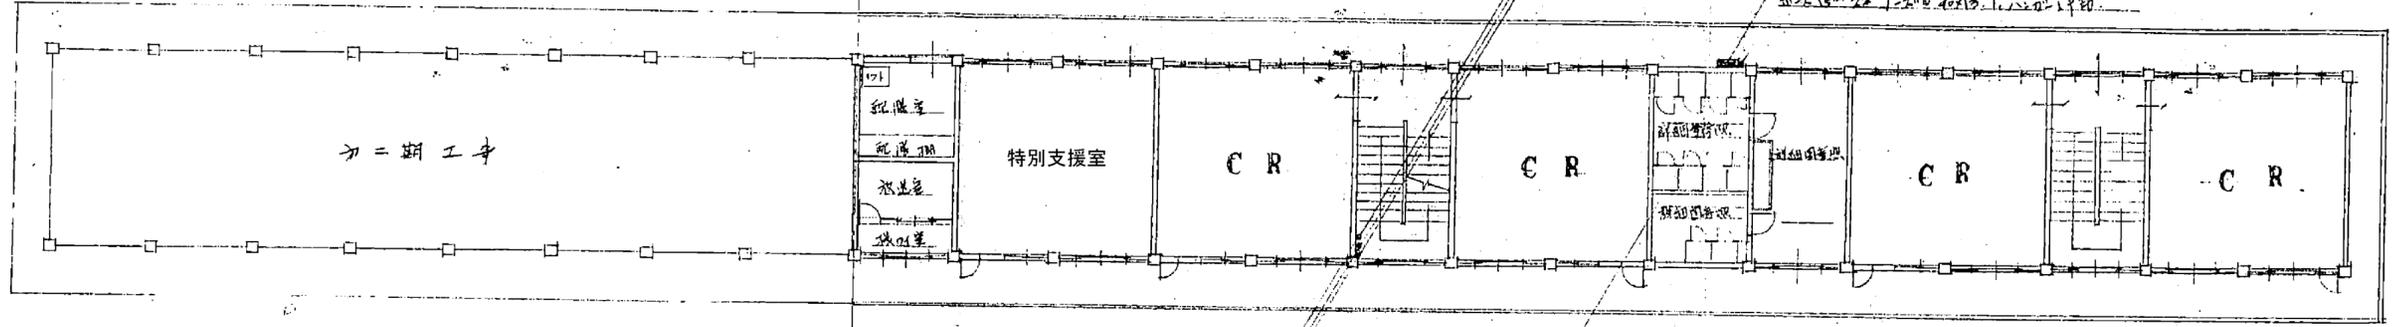

2階平面圖

給水管 50A
排水配管 50A
給水管 75A

水二期工事
水二期工事

以降設備位置


以降設備位置

以降設備位置

給水 100A 排水 200A

50A

既設設備位置 1/2 倍縮小

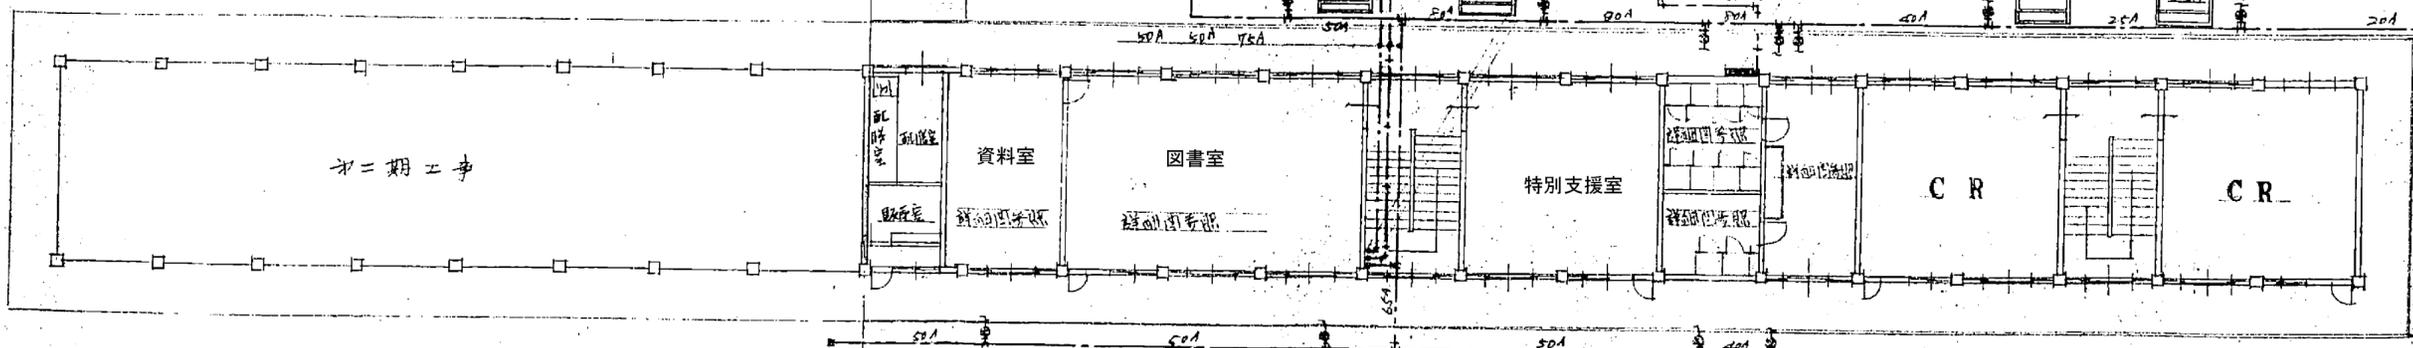


1階平面圖


特記事項	変更事項	

日付	
棟名	
棟番	

名称	新居小学校管理・普通・特別教室棟及び仮設校舎解体工事	図番	M-03
内容	管理普通特別教室棟 給排水衛生設備 平面図(2)	縮尺	A3版 縮小 A2版 1/200
日付		棟名	

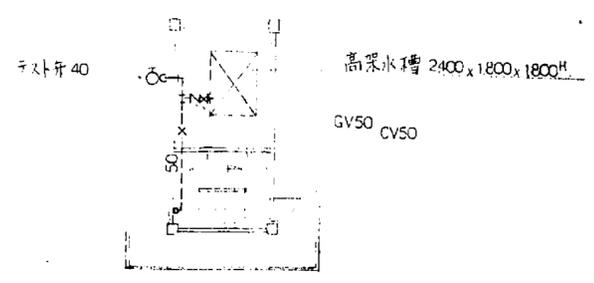


屋階平面図

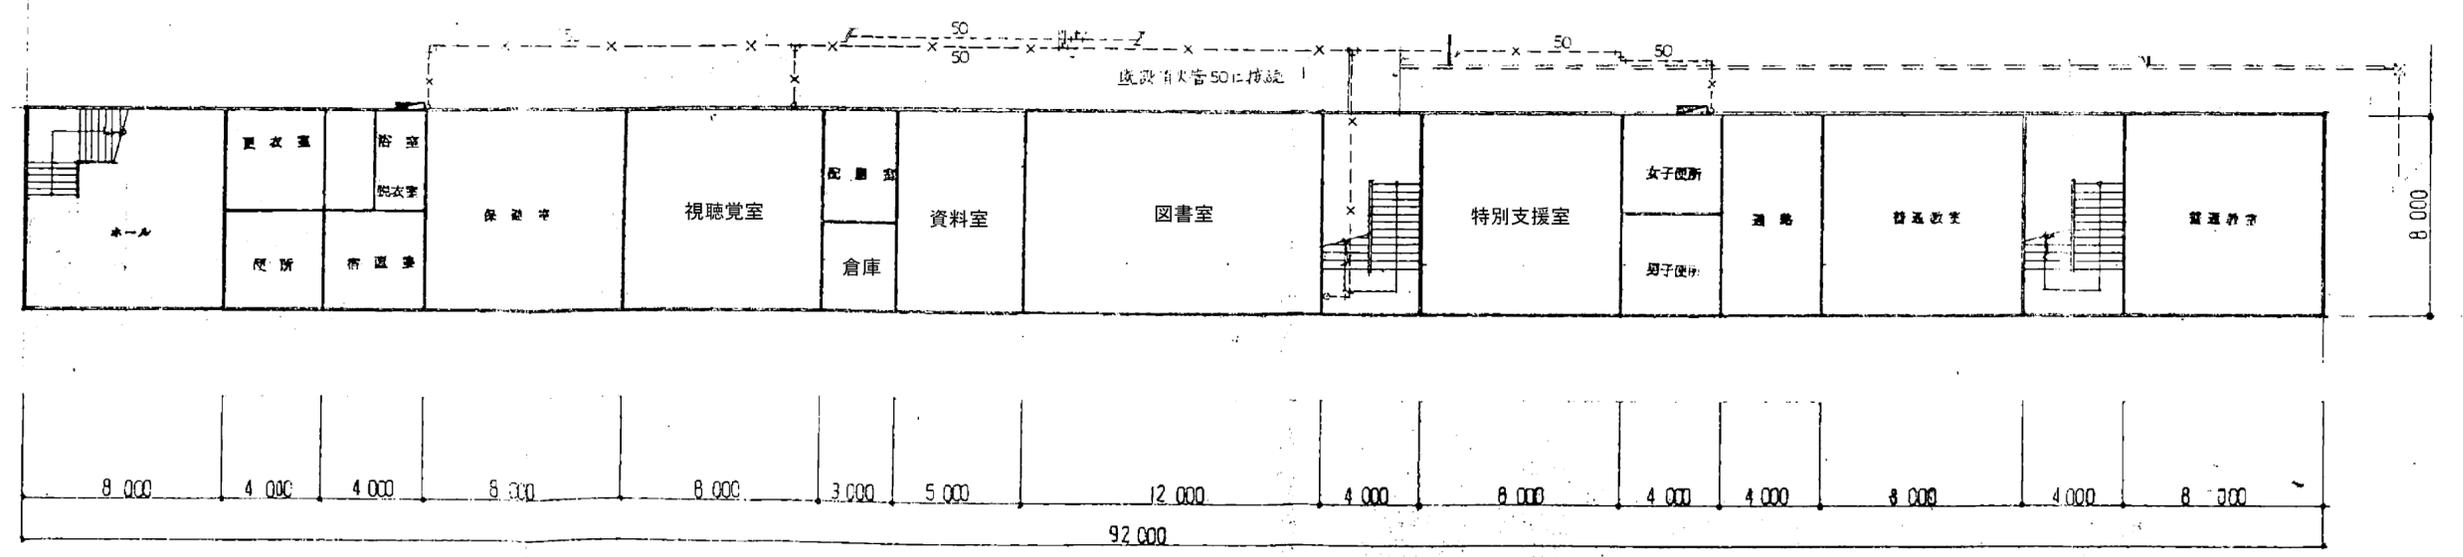


特記事項	変更事項	日付	名称	図面番号
		棟名	新居小学校管理・普通・特別教室棟及び仮設校舎解体工事	M-04
		日付	図名 管理普通特別教室棟 消火設備・給排水設備 平面図	縮尺 A3版 縮小 A2版 1/200

機器表						
記号	機器名	仕	種	台数	電源	備 考
PU-1	消火ポンプ	工二二型 (操作盤付)		1	3 ^φ ×200V	品番: 6E50-H675B (旧品)
		65×50×450 ^{mm} ×49 ^{mm} ×75 ^{mm}				

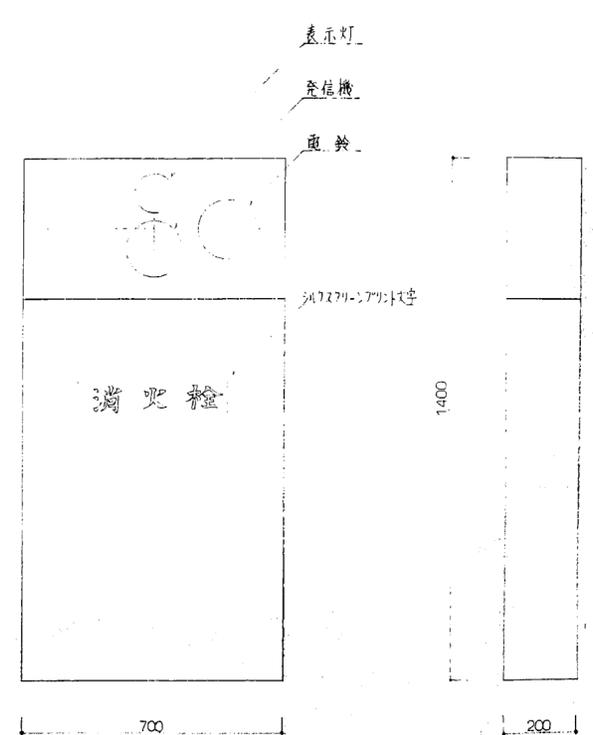



HB-1A (埋込型)
屋内消火栓箱

材 質	
ホース	消火用軟質ホース 25m×2.5
消火栓具	青銅製消火栓具(合金製) 差込式
ノズル	青銅製ノズル(合金製) 20mm(長さ75mm径13mm)
ホース掛	U形回転式青銅製(合金製)×2
	警報音発報機(品番: 20-6A-2(旧品))×1

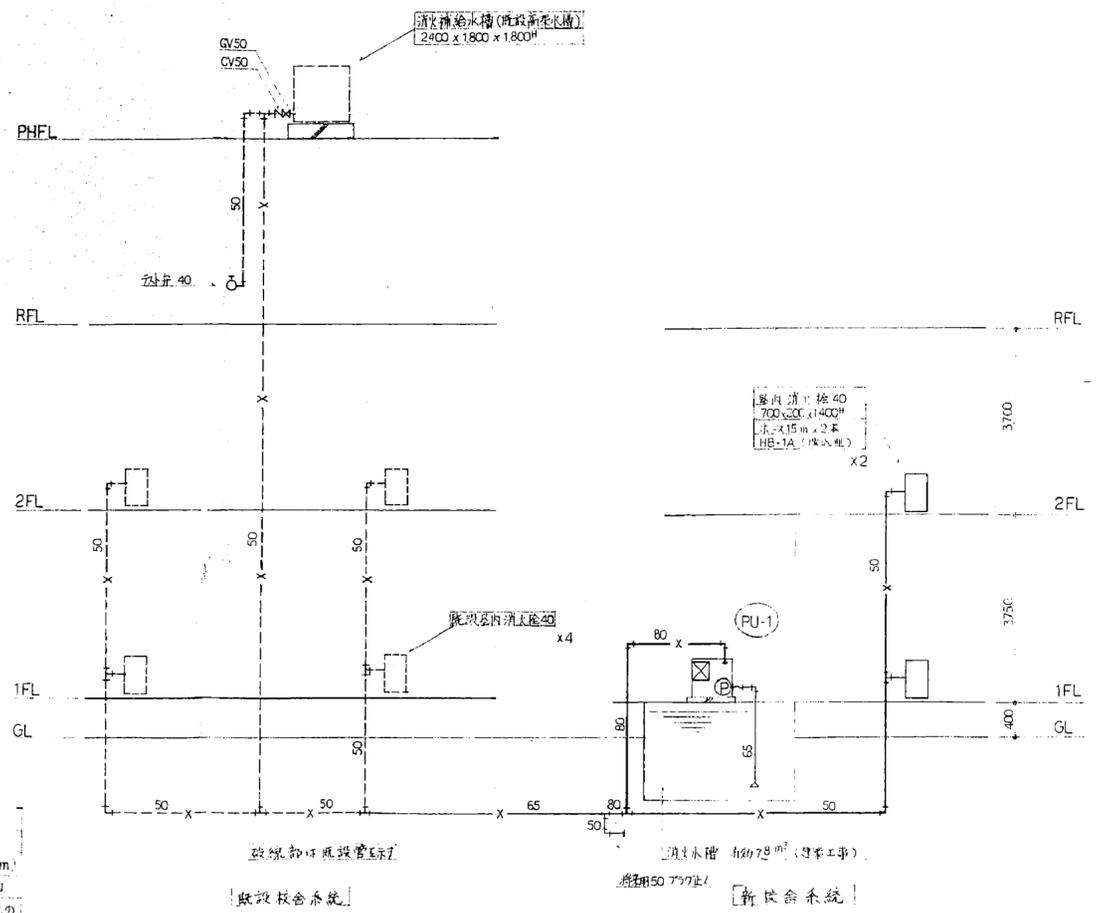


消火系統図

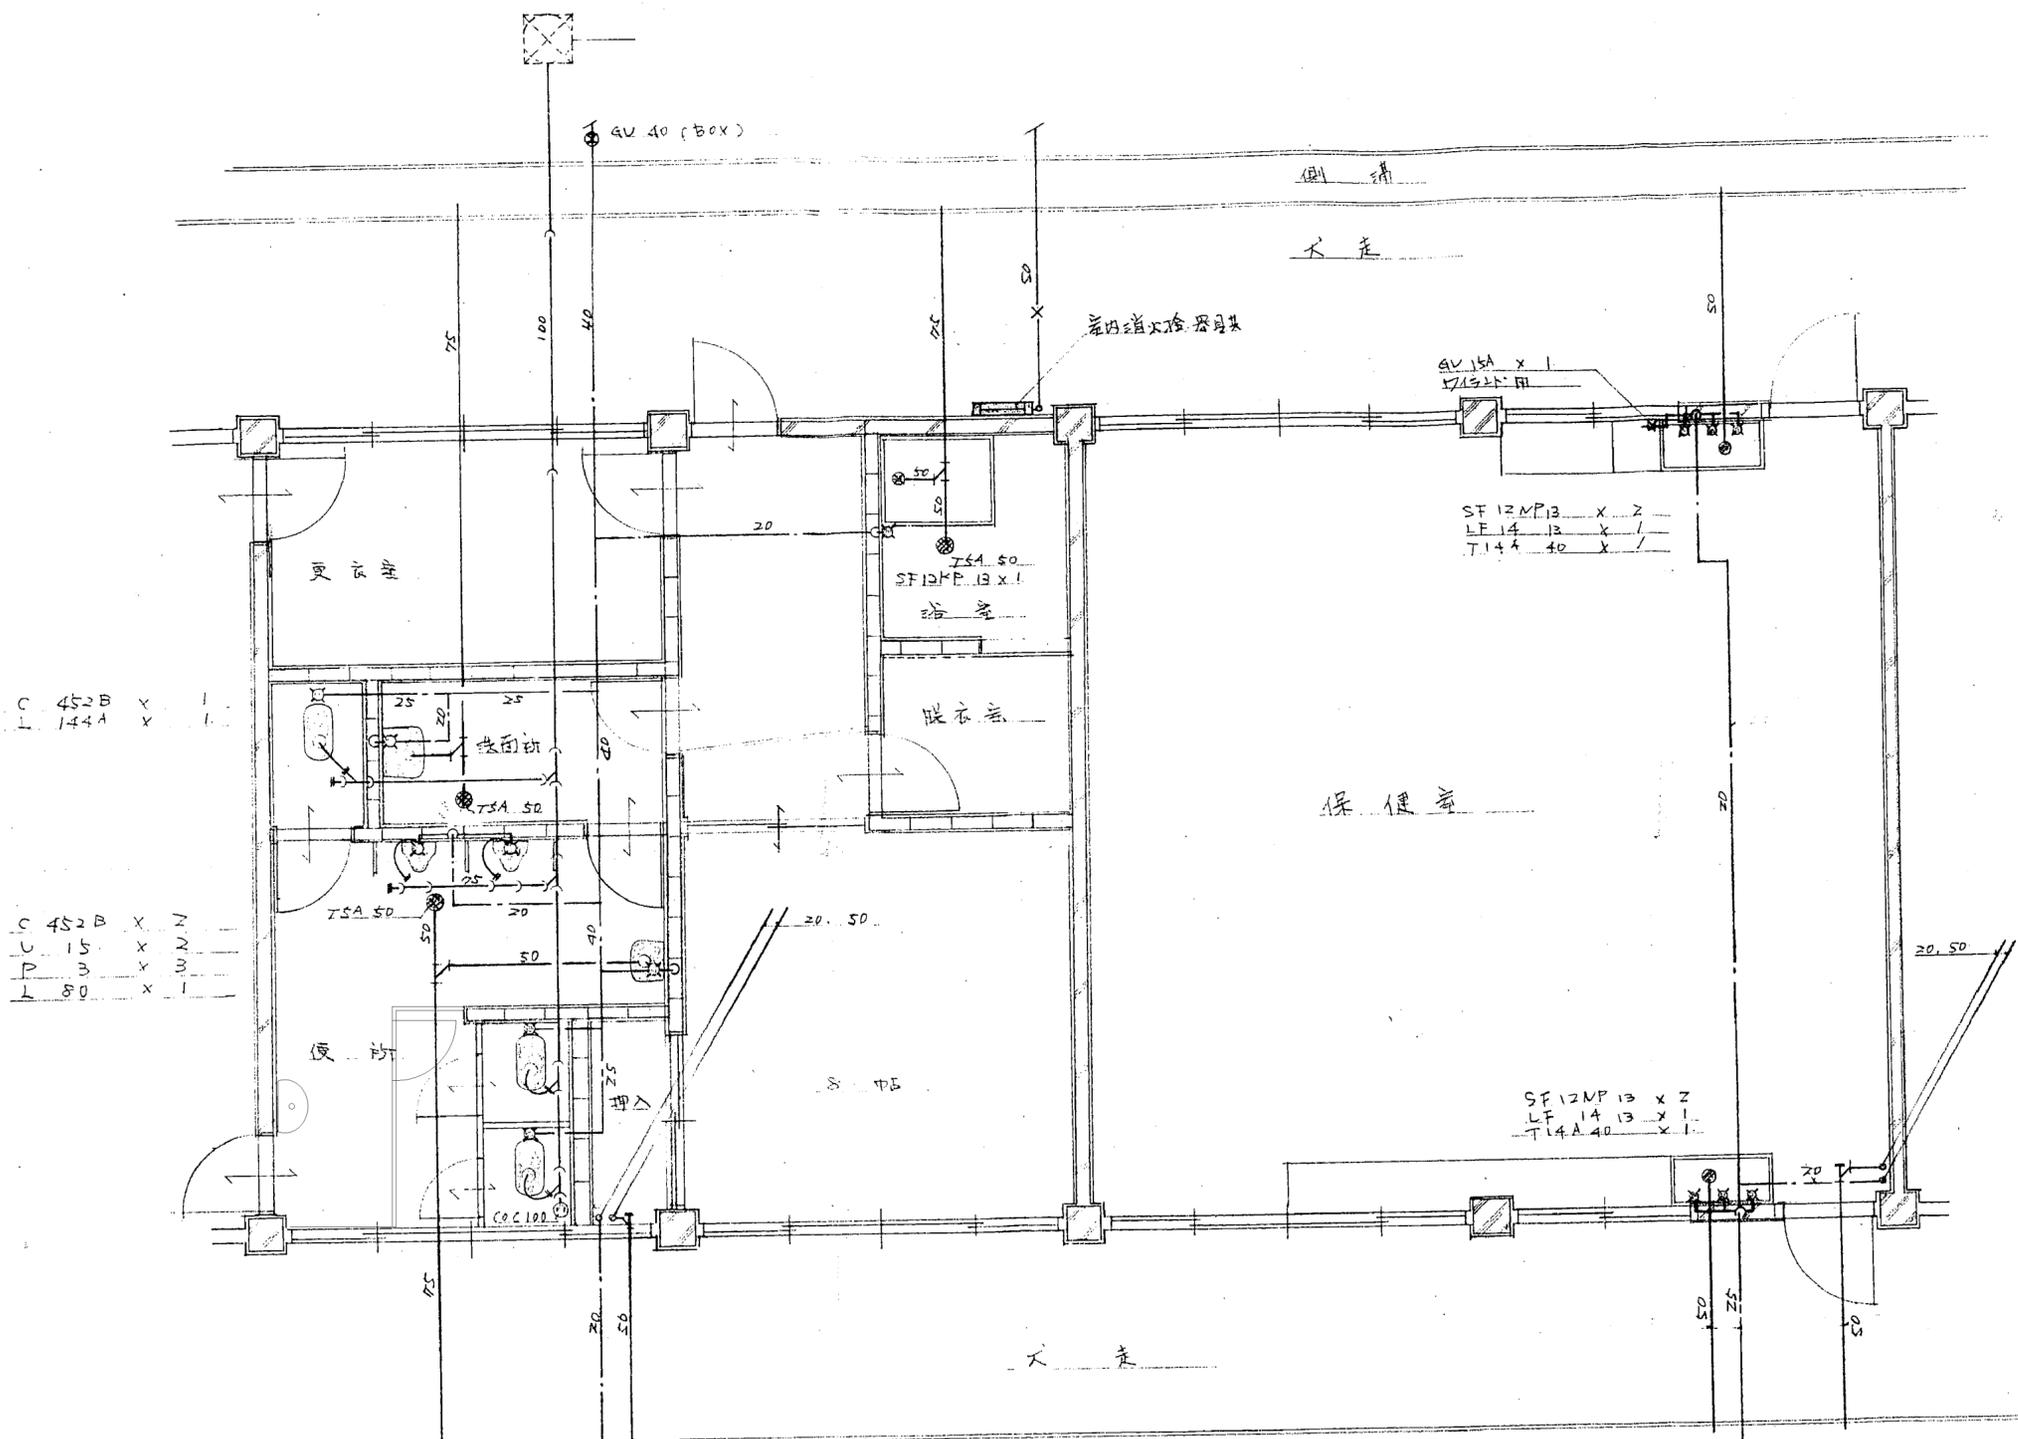

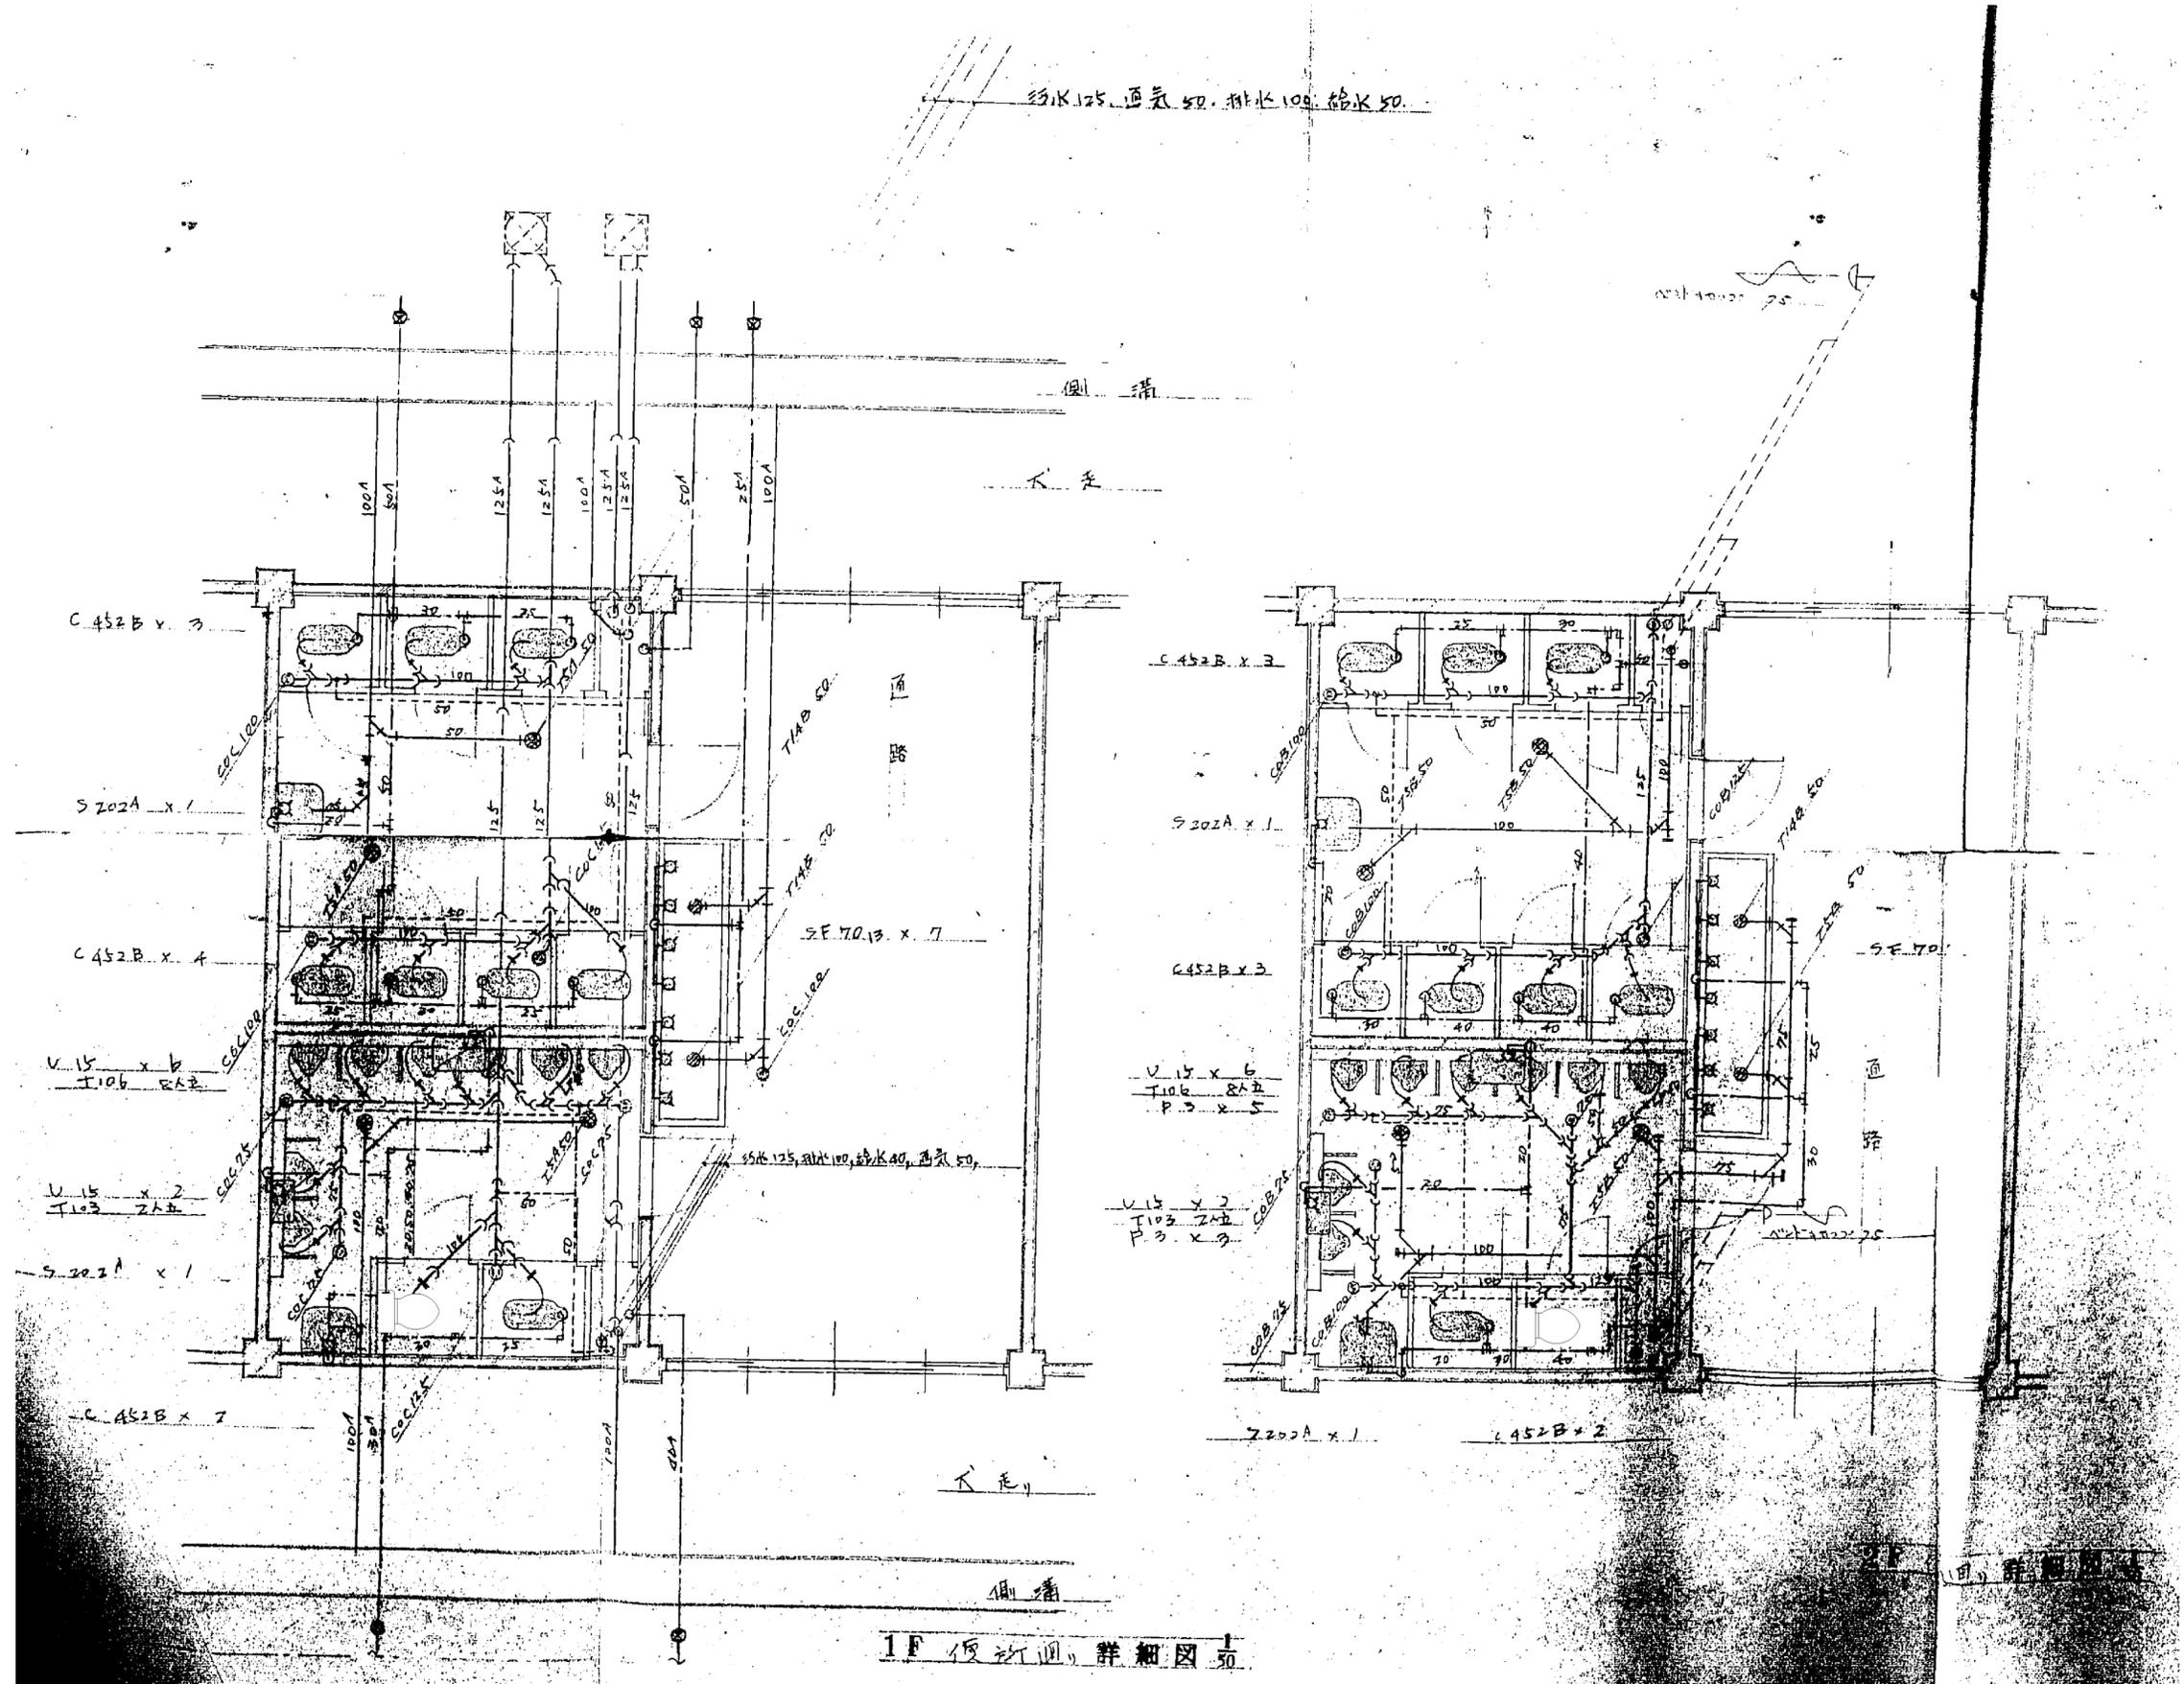


1F 仮設図 詳細図 1

特記事項 変更事項 日付	図名 新居小学校管理・普通・特別教室棟及び仮設校舎解体工事	図番 M-07
	内容 管理普通特別教室棟 給排水衛生設備 便所廻り平面図	
日付 年月日	縮尺 A3版 縮小 A2版 1/50	枚数 1/1


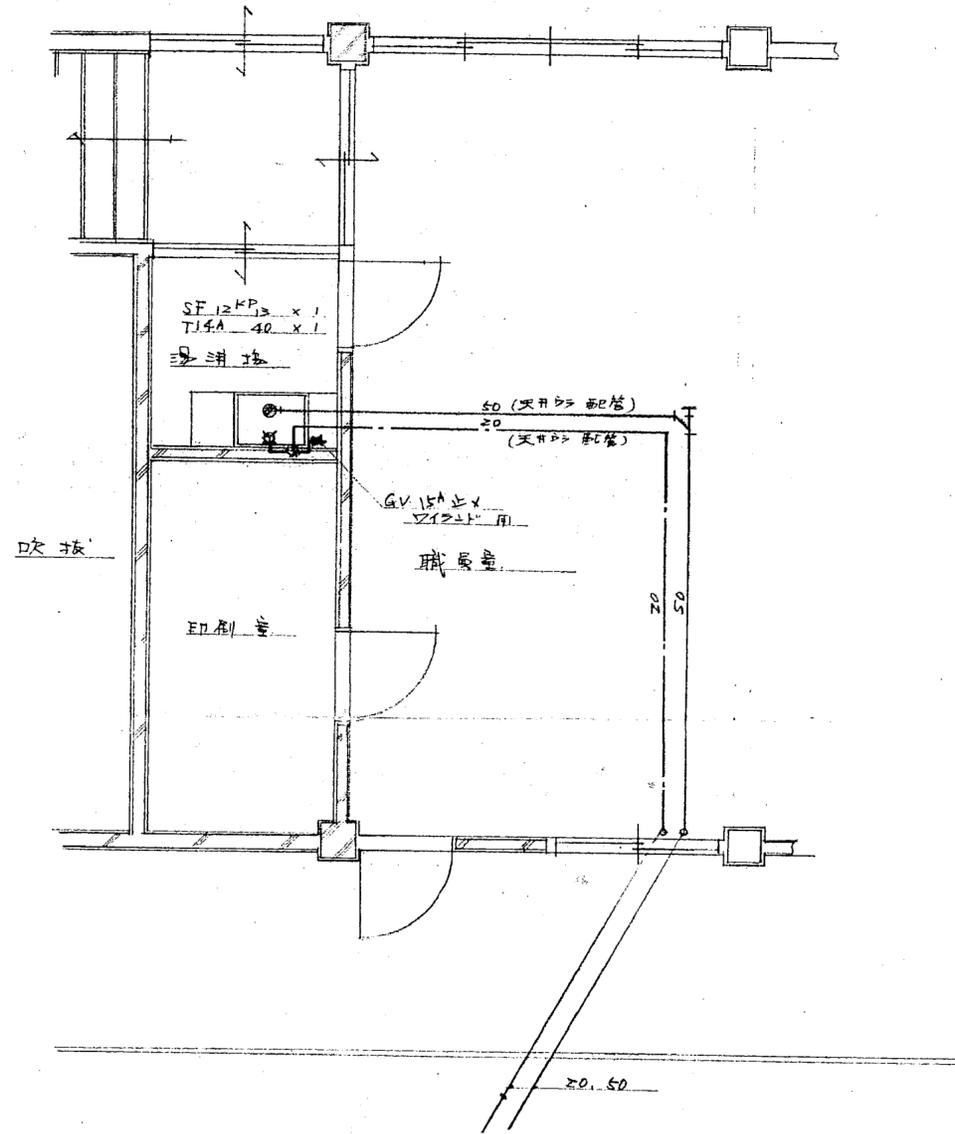


湯沸場詳細図 1/50

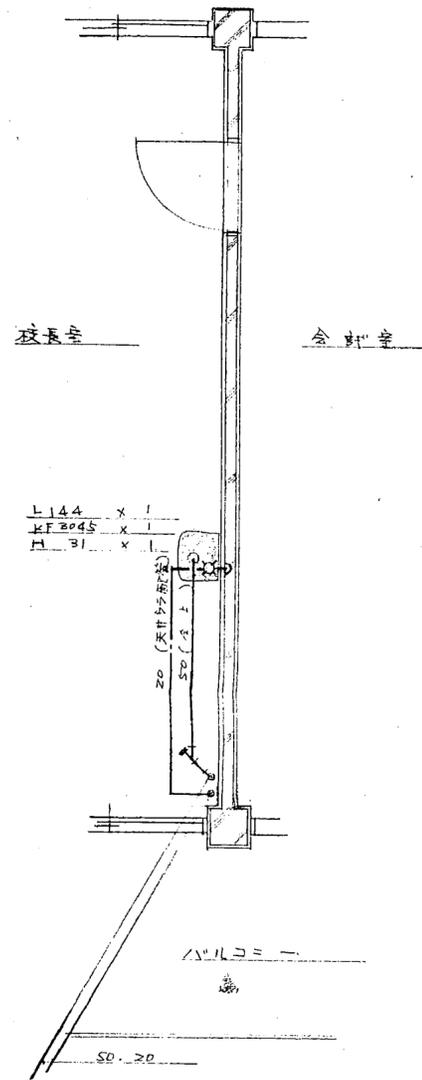


校長室詳細図 1/50


特記事項 . . .	実業事項 . . .	日付 . . .	名称 新居小学校管理・普通・特別教室棟及び仮設校舎解体工事	図面番号 M-08		
	日付 . . .		棟号 . . .	図名 管理普通特別教室棟 給排水衛生設備 湯沸場・校長室平面図	縮尺 A3版 縮小 A2版 1/50	校印 . . .
			校印 . . .			

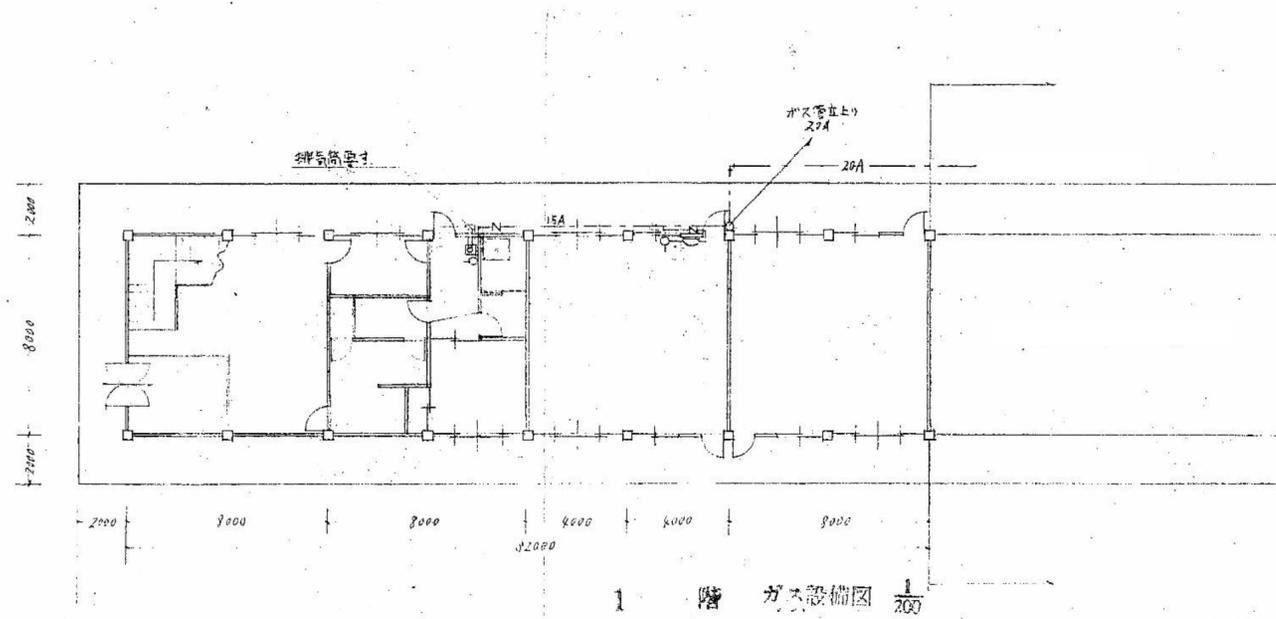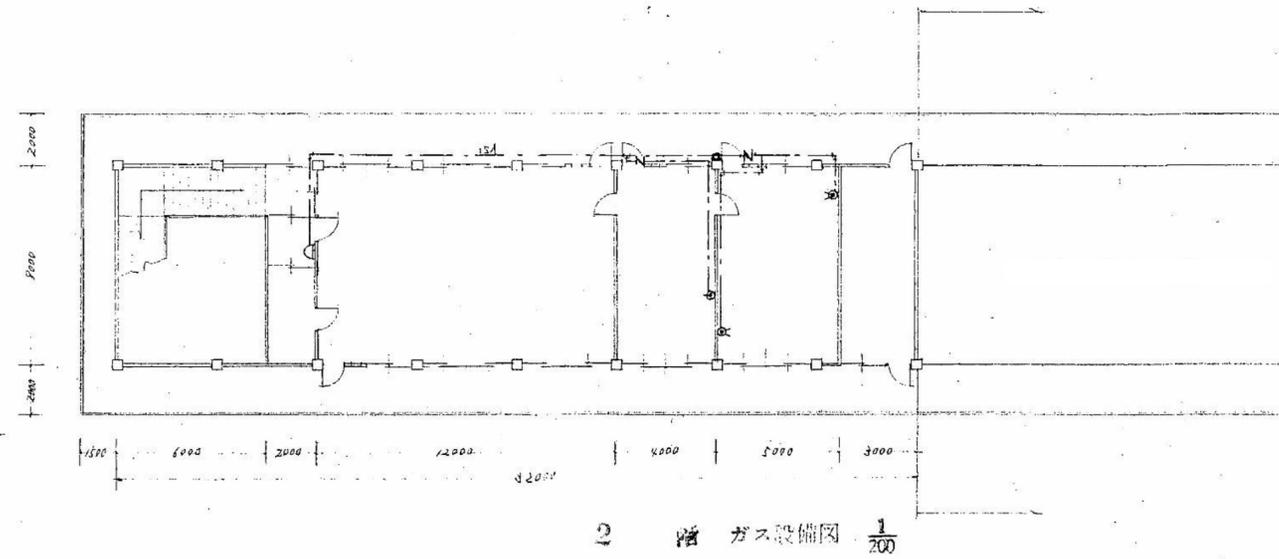

特記事項	変更事項		日付	名称	図面番号
			棟図	新居小学校管理・普通・特別教室棟及び仮設校舎解体工事	M-09
			指図	管理普通特別教室棟	縮尺 A3版 縮小
				ガス設備 平面図	A2版 1/200
	日付				

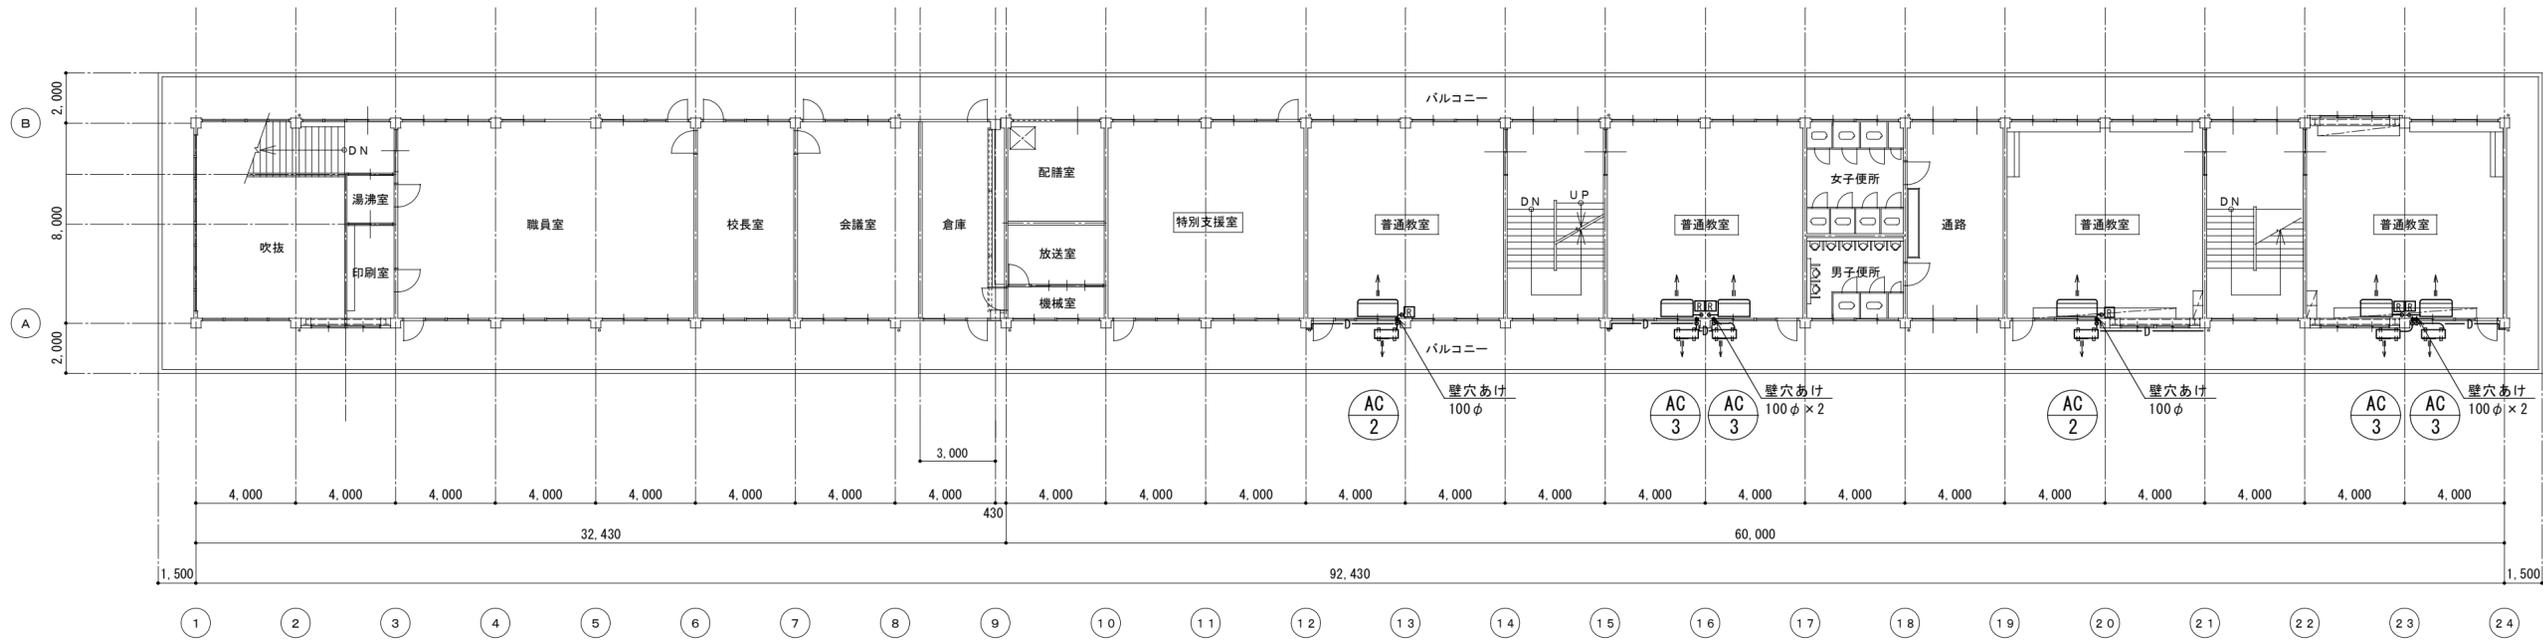


2階平面図 S=1:200

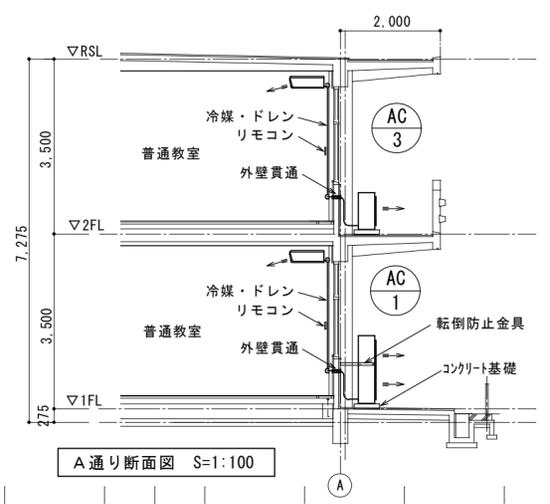

A通り断面図 S=1:100

※エアコン取外し（保管・撤去）の内容は、電気設備図参照。（電気設備工事）

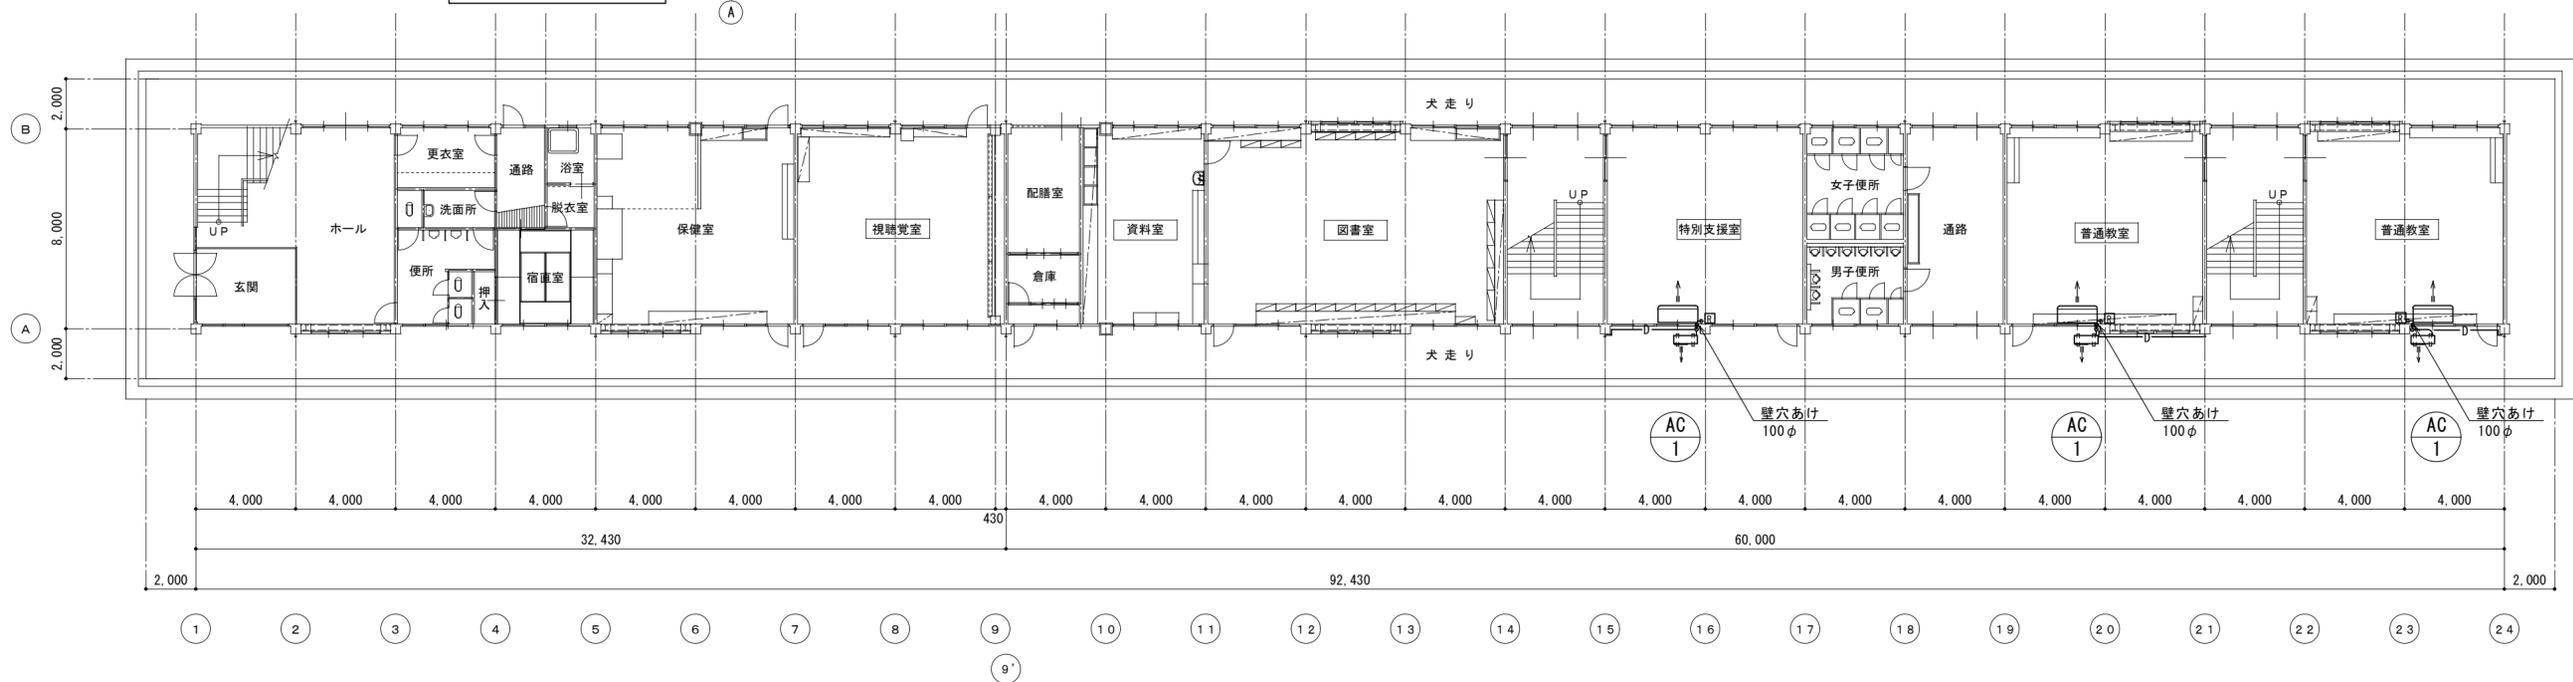

1階平面図 S=1:200

特記事項	変更事項	日付	名称	図番番号
			新居小学校管理・普通・特別教室棟及び仮設校舎解体工事	M-11
			図名 管理普通特別教室棟	縮尺 A3版 縮小
			1・2階空調設備平面図	A2版 1/200
				校印

衛生器具表


名 称	品 番	区 分	付 属 品	設 置 場 所									
				合 計	男 子 便 所	女 子 便 所	多 目 的 便 所	家 庭 科 室 兼 調 理 室	理 科 室 兼 図 工 室				
洋 風 便 器	BC-220SK	保管	密結型ロータンク・金具共	8	3	4	1						
和 風 大 便 器	C-852B	保管	隅付型ロータンク・金具共	2	1	1							
小 便 器	U-331RM UF-3J	保管	床置形 フラッシュ弁共	5	5								
掃 除 流 し	S-200	保管	水栓・トラップ共	2	1	1							
カウンター一体形洗面器	L-275AN	保管	水栓・トラップ共	1			1						
洗 濯 機 パ ン		保管	795×635×H85 トラップ共	1				1					
多 目 的 流 し	S-21S	保管	水栓・トラップ共	1				1					
L 形 手 す り	KF-920AE70D12	保管	700×700×D120 樹脂被覆タイプ	1			1						
可 動 式 手 す り	KF-471EH60	保管	跳ね上げ式 ロック付 L=600 樹脂被覆タイプ	1			1						
立 型 自 在 水 栓		保管	実験台用	7						7			
横 型 自 在 水 栓		保管	調理台用	6						6			
自 在 水 栓		保管	流し台用	8	3	3		2					
洗 濯 機 用 水 栓	LF-WJ50KQ	撤去	緊急止水弁付横水栓	1				1					
流し台・手洗流し台 調理台		保管	流し台 2台 調理台 6台 手洗流し台 1台										
実験台・教員机・脇机		撤去	実験台 6台 教員机 1台 脇机 1台										
ガスヒューズコック		撤去	ガスコンロ用	6				6					

*支給品の現地への搬入は建築工事とする

衛生機器表

記号	名 称	区 分	数	仕 様	設置場所	備 考
GW - 1	ガ ス 瞬 間 湯 沸 器	保管	2	5号元止式 自在給湯ホース共 LPG仕様	家庭科室兼調理室	型番：YR545(LP) (ハーマン)
BH - 1	プロパンガスボンベ収納庫	*	1	20kgボンベ×2本(1本+1本)用 溶融垂鉛メッキ銅板製 既製品組立形 家庭用 参考外形寸法：764W×381D×1176H * LPGボンベ・ガスメーター・自動切替調整器・コック類はボンベ納入業者からの貸与品 * 基礎はコンクリートブロック(400×200×150)×5個	屋 外	参考型番：H20-W(ホクエイ)
消	消 火 器	*	3	ABC 10型 樹脂製設置スタンド	廊 下	


*発注者に確認する事。

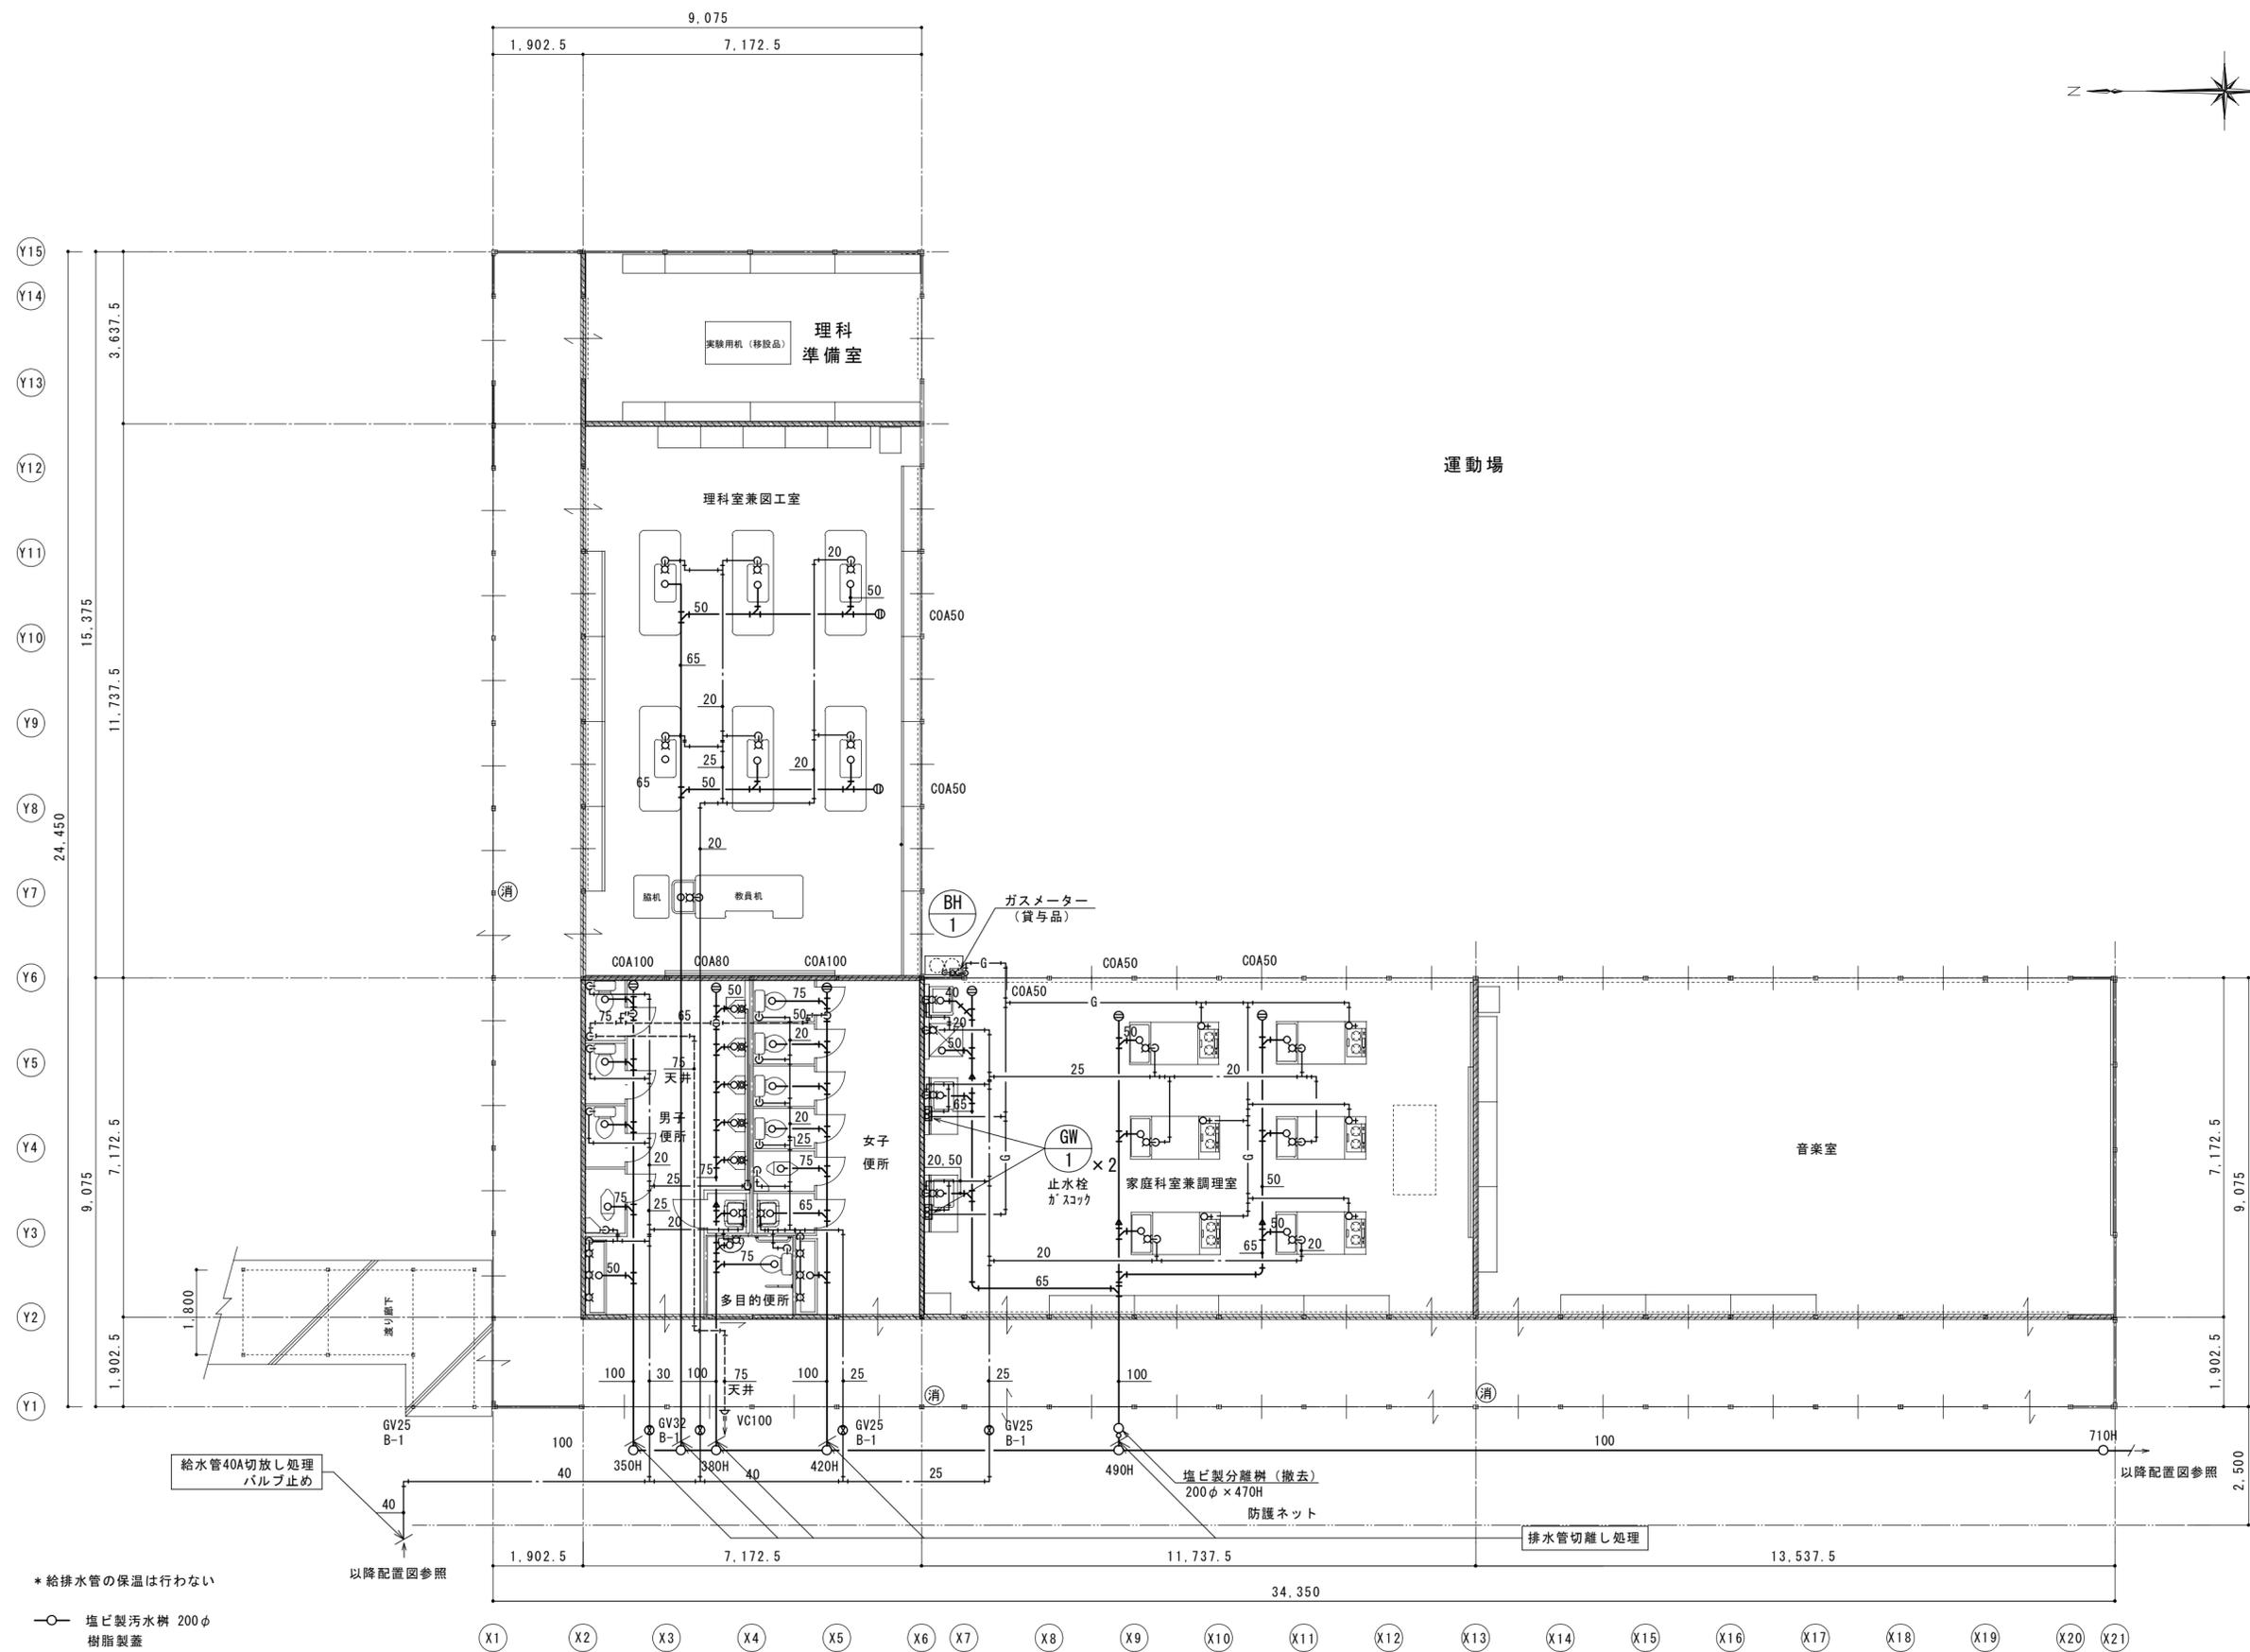

* 給排水管の保温は行わない
 ○ 塩ビ製汚水枦 200φ
 樹脂製蓋
 * 深さは参考値とする

床面積 451.25㎡

特記事項	変更事項	日付	名称	図面番号
			新居小学校管理・普通・特別教室棟及び仮設校舎解体工事	M-13
			仮設校舎	
			給排水衛生設備 平面図	
			縮尺 A3版 縮小 A2版1/100	
			日付	校印

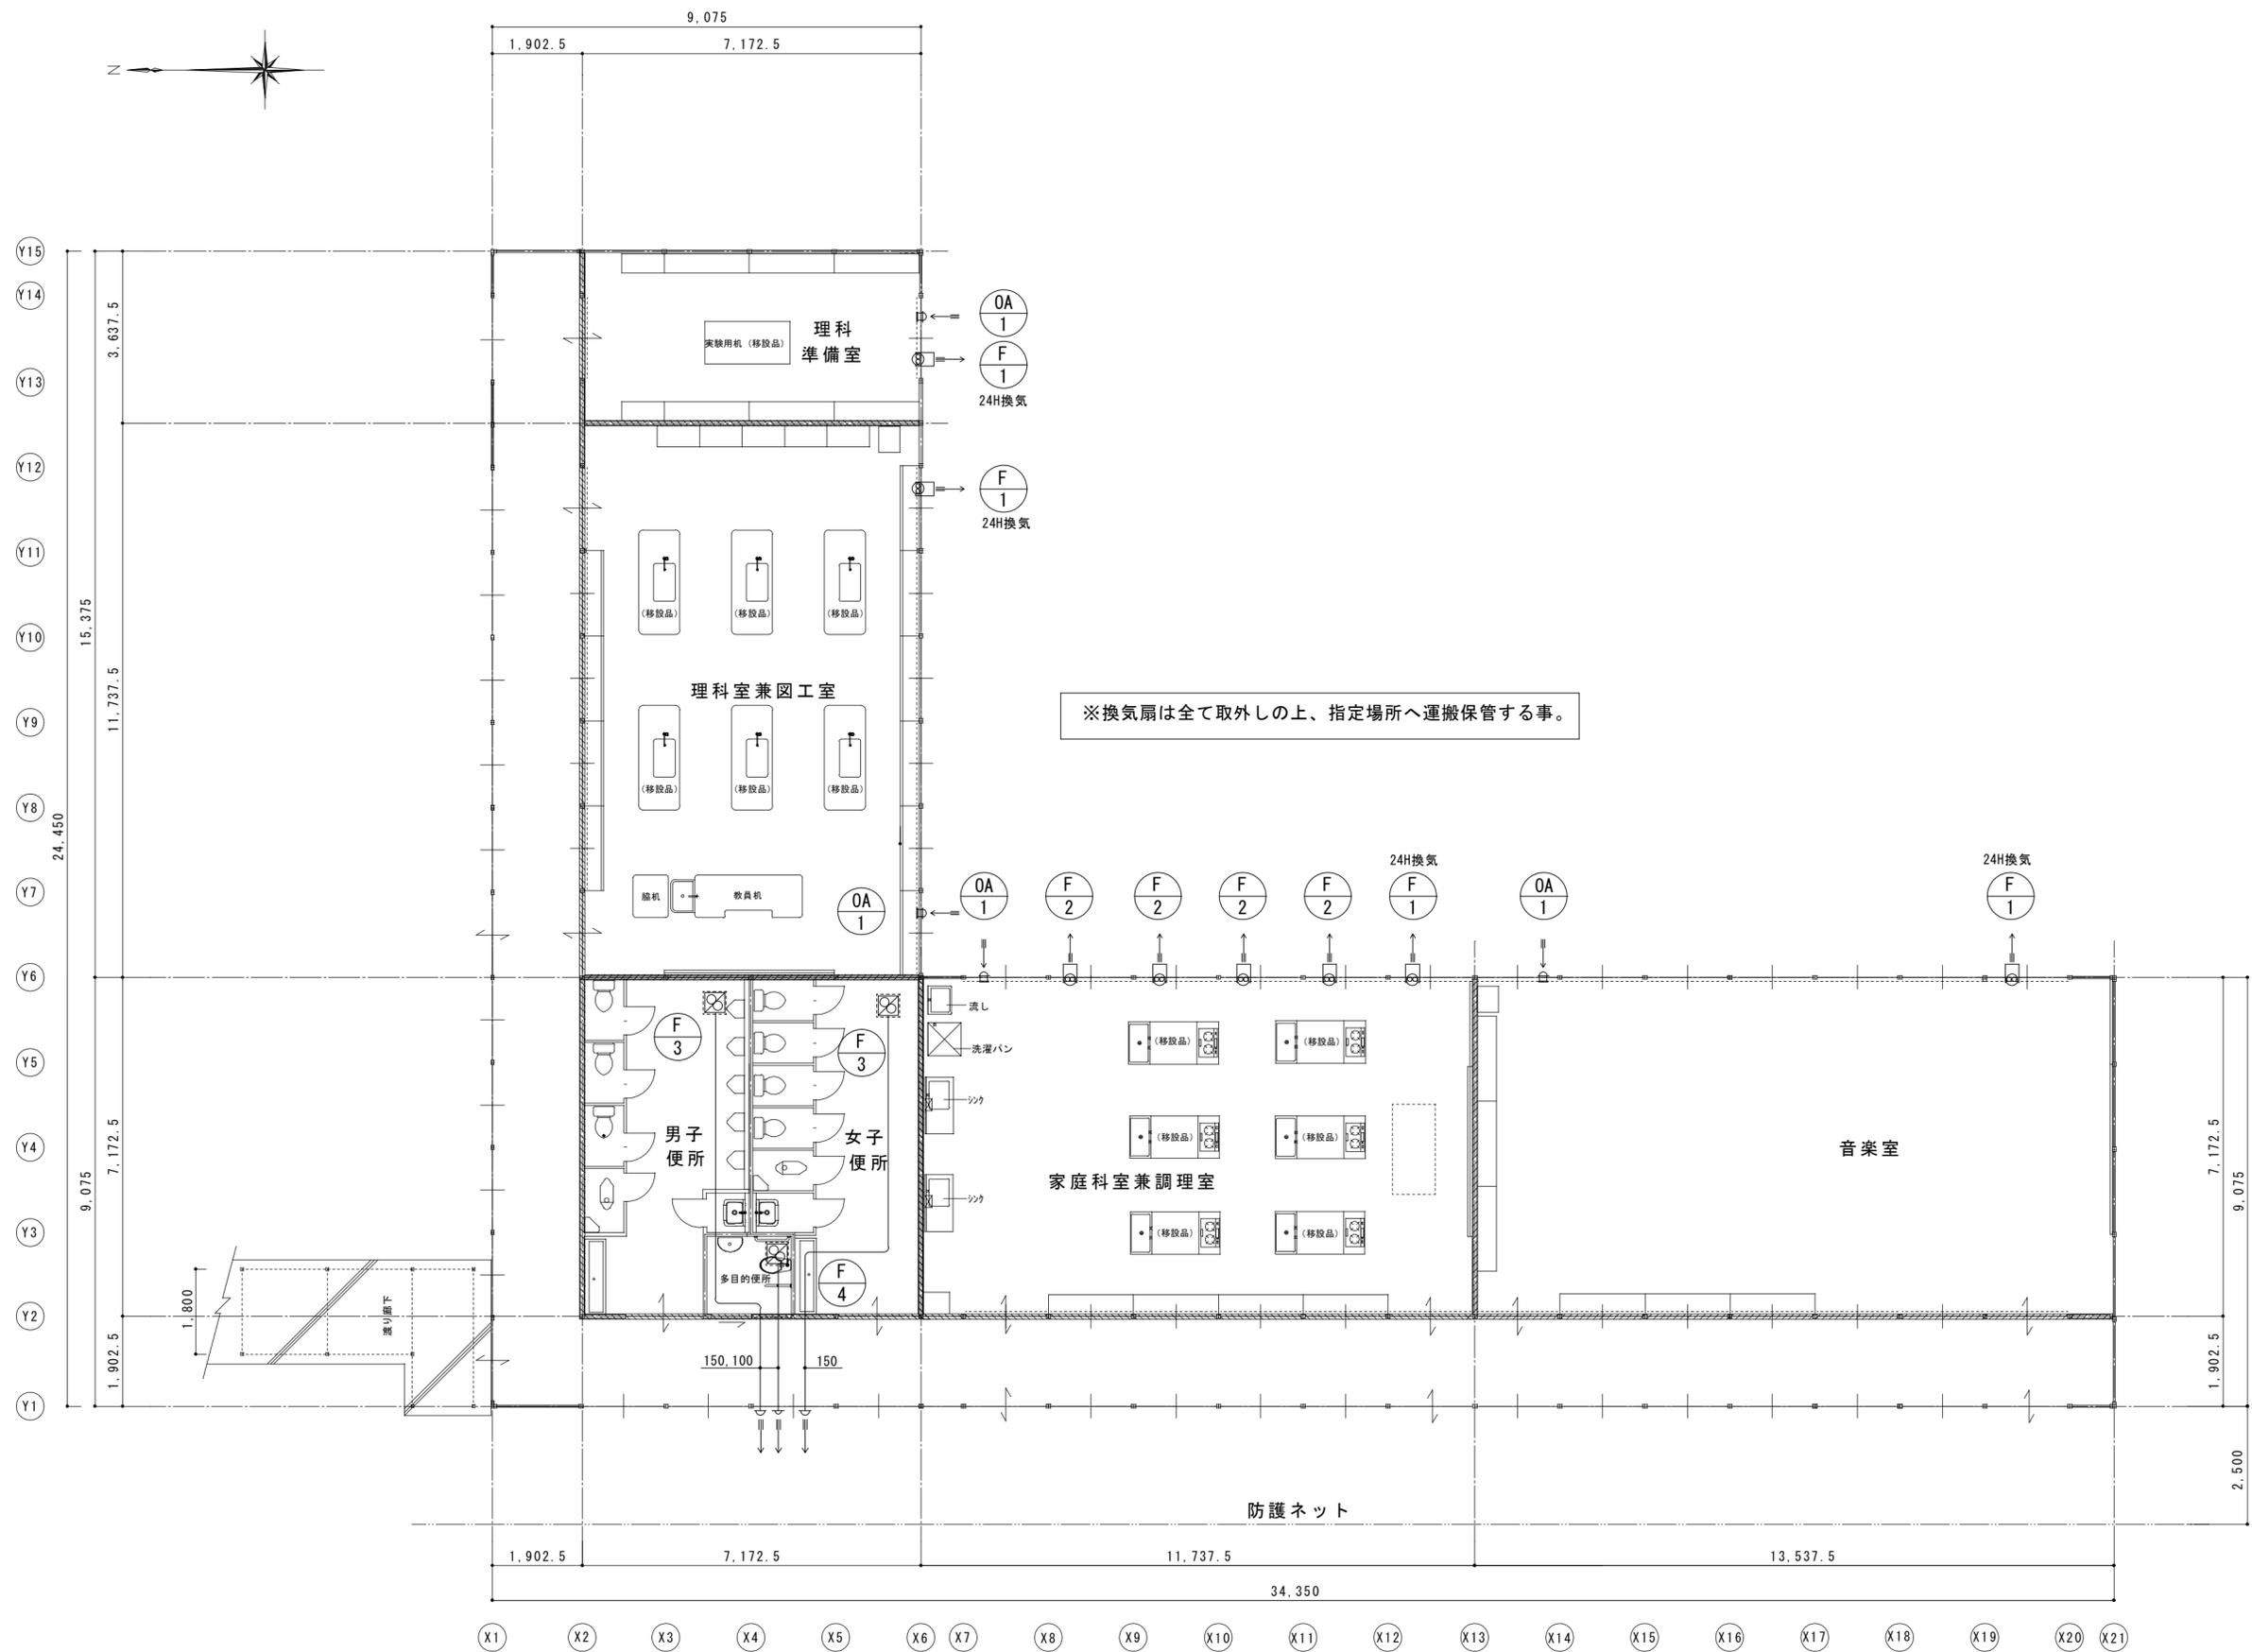

床面積 451.25㎡

特記事項 ・ ・ ・	変更事項	・	日付	名称	新居小学校管理・普通・特別教室棟及び仮設校舎解体工事	図面番号 M-14	
	・	・		棟図	図名 仮設校舎		縮尺 A3版 縮小
	・	・		担当	換気設備 平面図		A2版 1/100
	・	・		・	・		・