



路線平面位置図

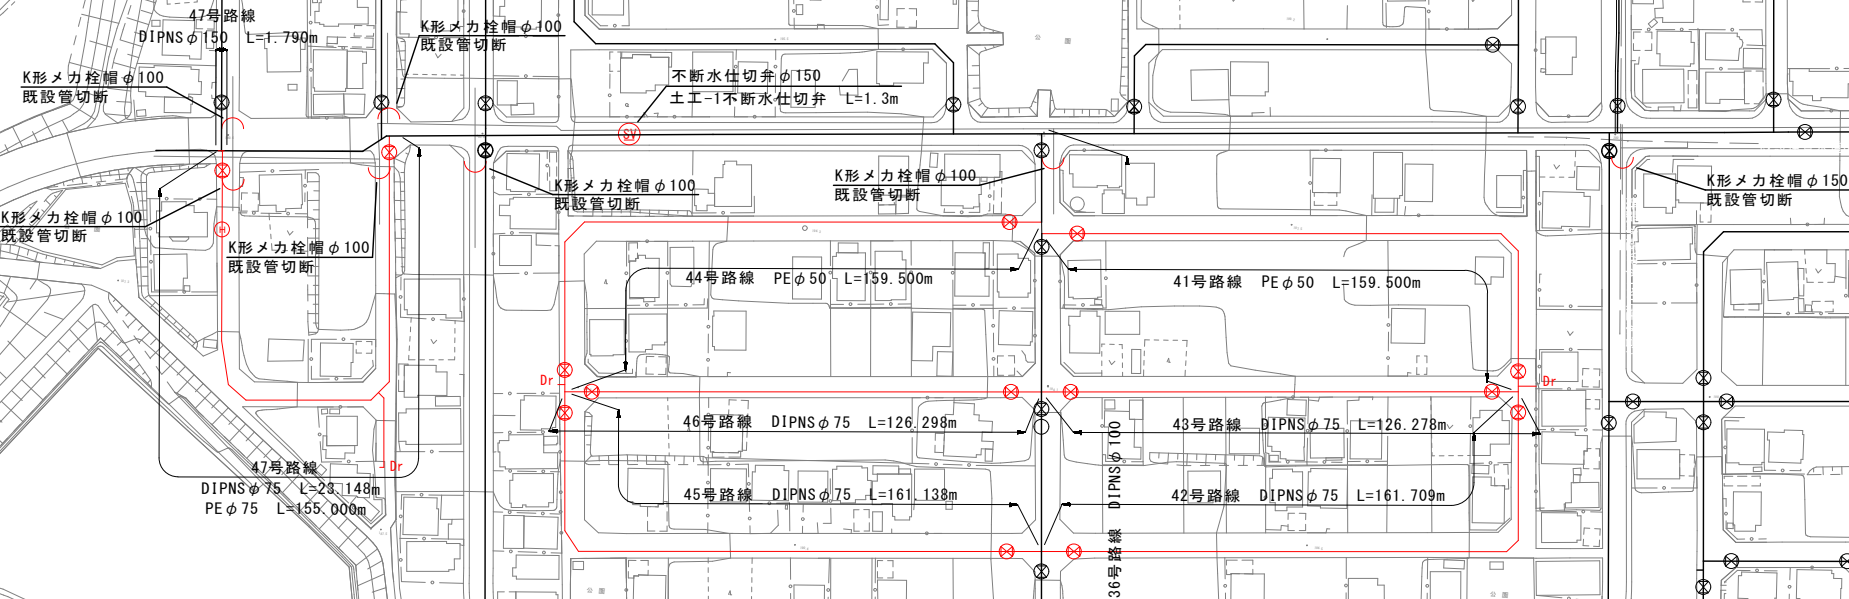


大沢6工区		【伊賀市大沢団地】	
工事名称	平成31年度 伊賀市水道広域化促進事業 配水管布設工事（大沢6工区）		
図面名称	路線平面位置図		
施工場所	伊賀市 千戸 地内		
縮尺	S=1:1000	図面番号	
設計年月	平成 年 月 日		1
伊賀市上下水道部			

41号路線

平面図

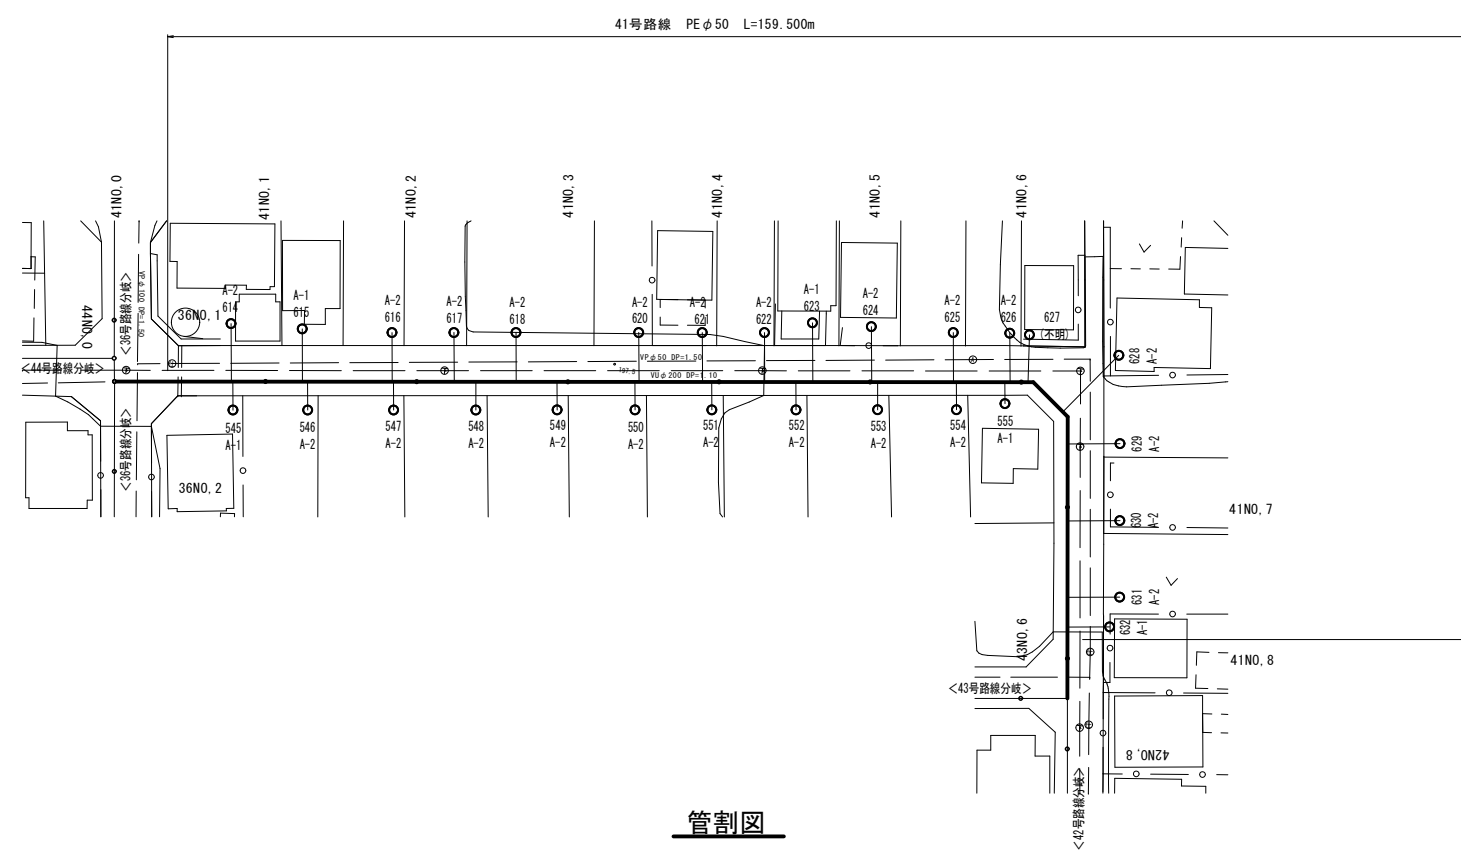

管割図

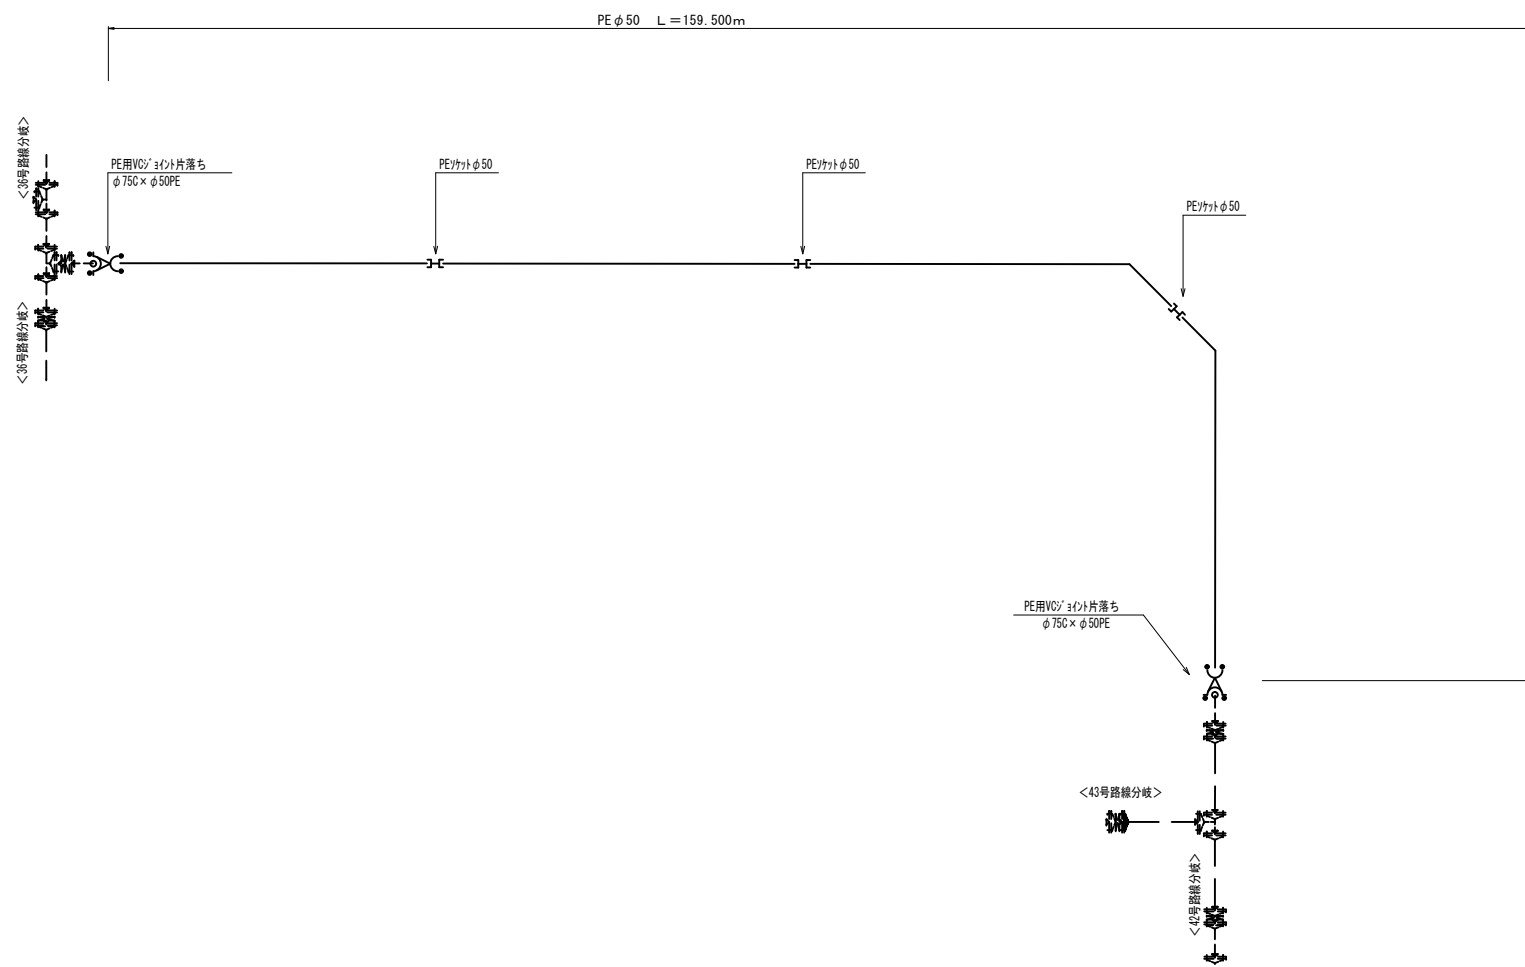


凡 例
000…宅番
A-1…Co
A-2…土
A-3…碎石敷
A-4…As
A-5…インターロッキング

大沢6工区	平成31年度	伊賀市水道広域化促進事業
工事名称	伊賀市水道広域化促進事業	配水管布設工事(大沢6工区)
図面名称	管割詳細図(1)	
施工場所	伊賀市 千戸 地内	
縮 尺	S=1:500・S=FREE	図面番号
設計年月	平成 年 月 日	2
伊 賀 市 上 下 水 道 部		




42号路線

平面図

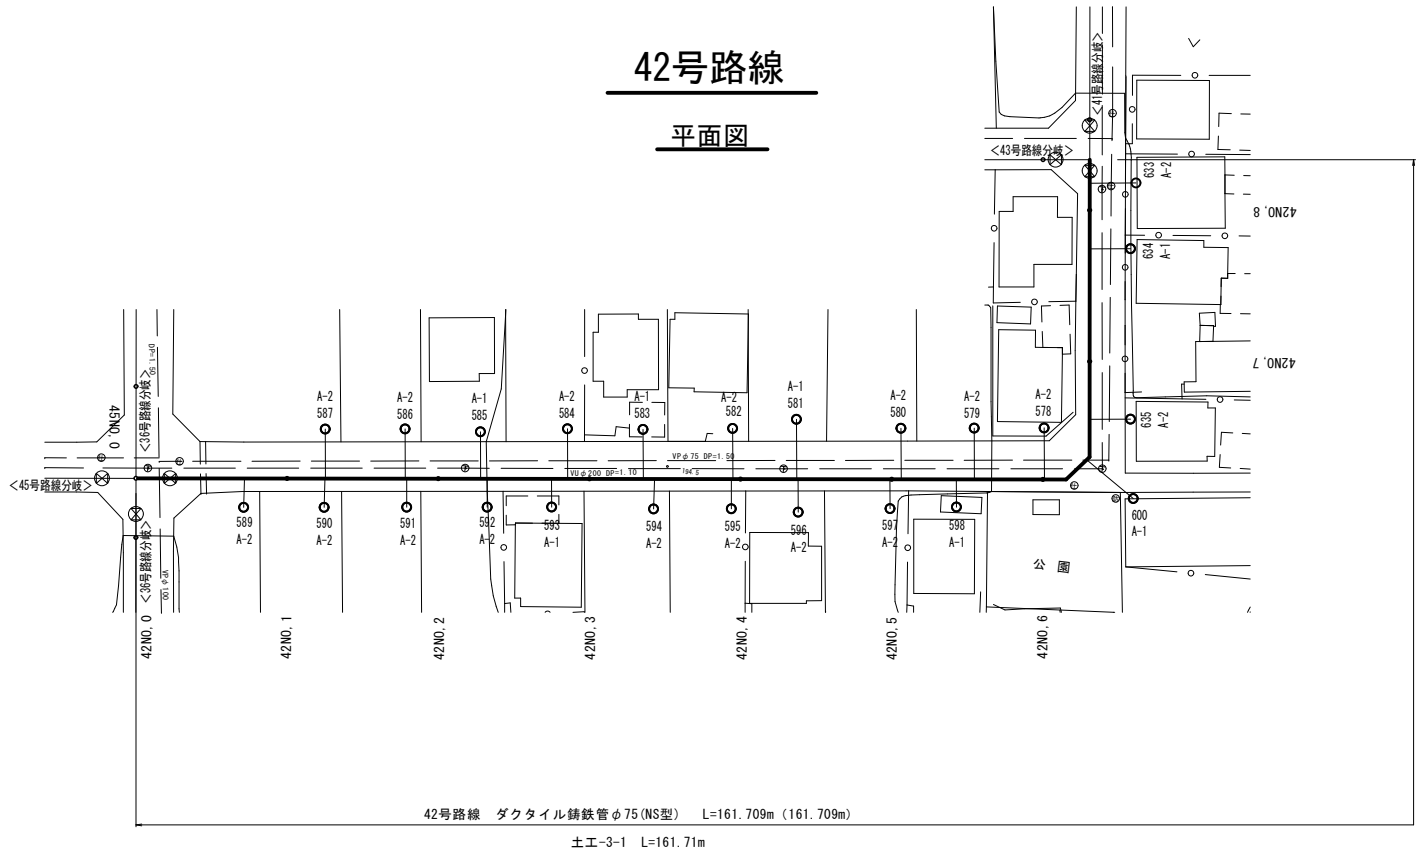

凡 例
000…宅番
A-1…Co
A-2…土
A-3…砕石敷
A-4…As
A-5…インターロッキング


管割図

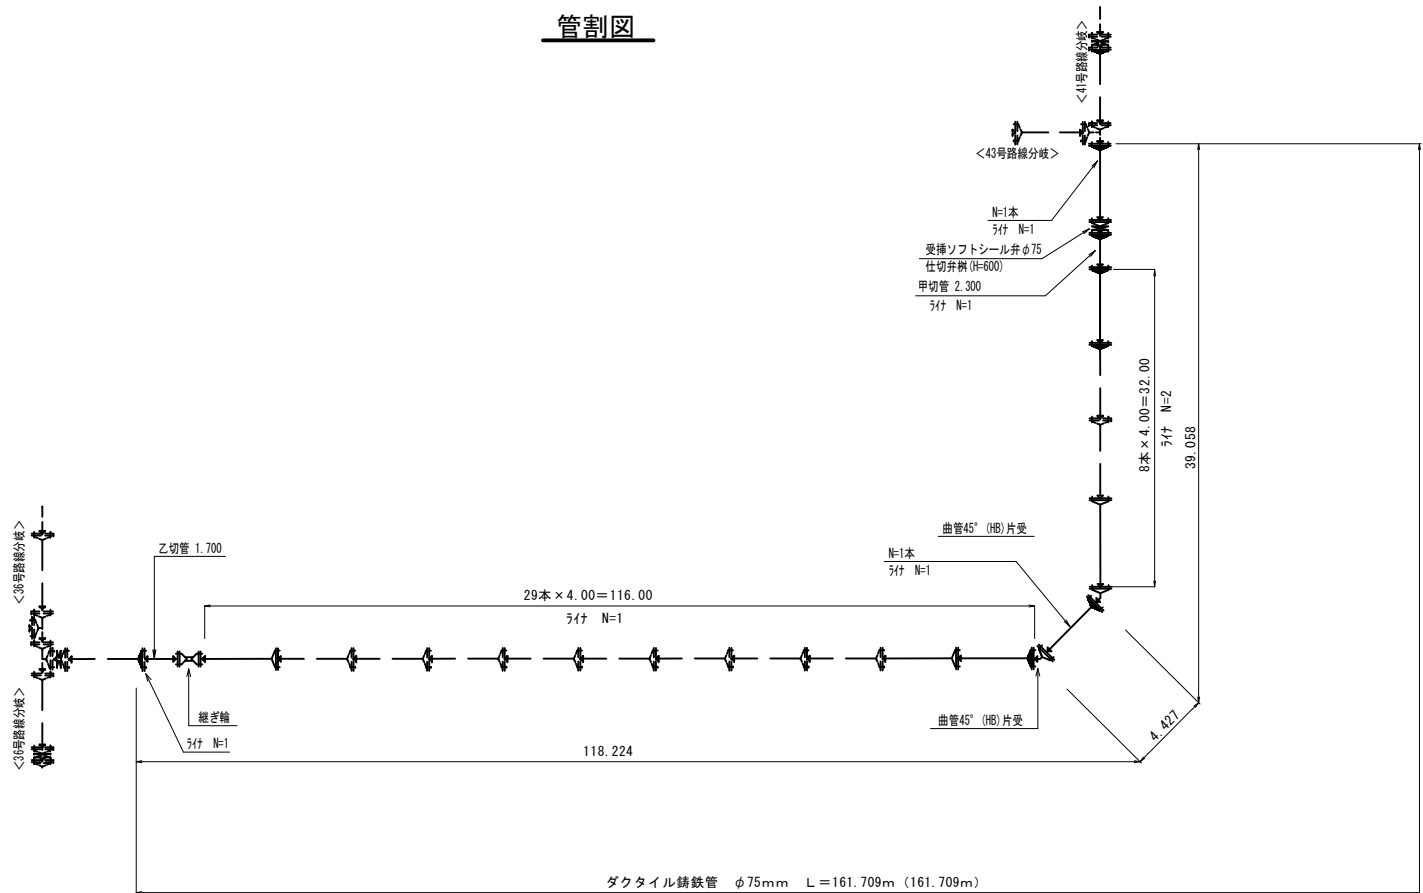

大沢6工区	42号路線
工事名称	平成31年度 伊賀市水道広域化促進事業 配水管布設替工事(大沢6工区)
図面名称	管割詳細図(2)
施工場所	伊賀市 千戸 地内
縮尺	S=1:500・S=FREE
設計年月	平成 年 月 日
図面番号	3
伊賀市上下水道部	


43号路線

平面図

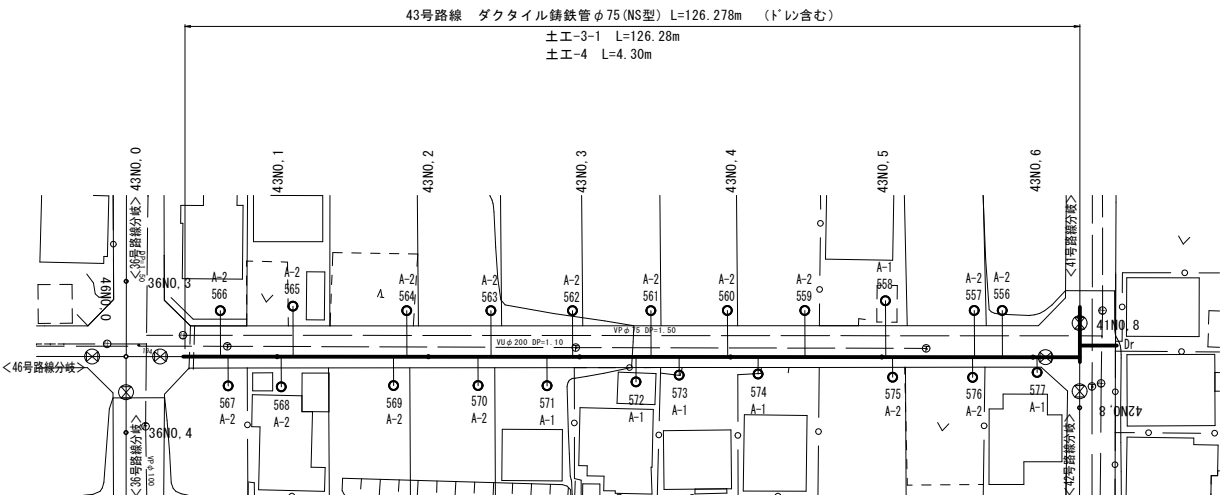


凡 例
000…宅番
A-1…Co
A-2…土
A-3…砕石敷
A-4…As
A-5…インターロッキング

泥 吐 工

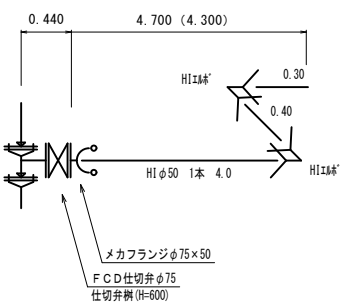



管 割 図

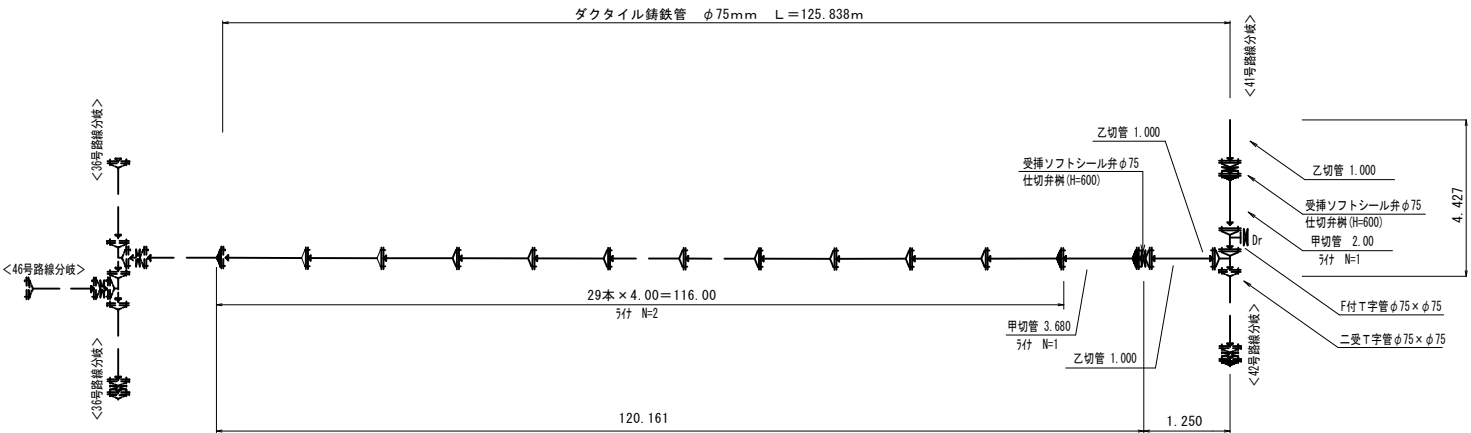

大沢6工区	43号路線
工事名称	平成31年度 伊賀市水道広域化促進事業 配水管布設工事(大沢6工区)
図面名称	管割詳細図(3)
施工場所	伊賀市 千戸 地内
縮 尺	S=1:500・S=FREE
設計年月	平成 年 月 日
伊賀市上下水道部	


44号路線

 平面図

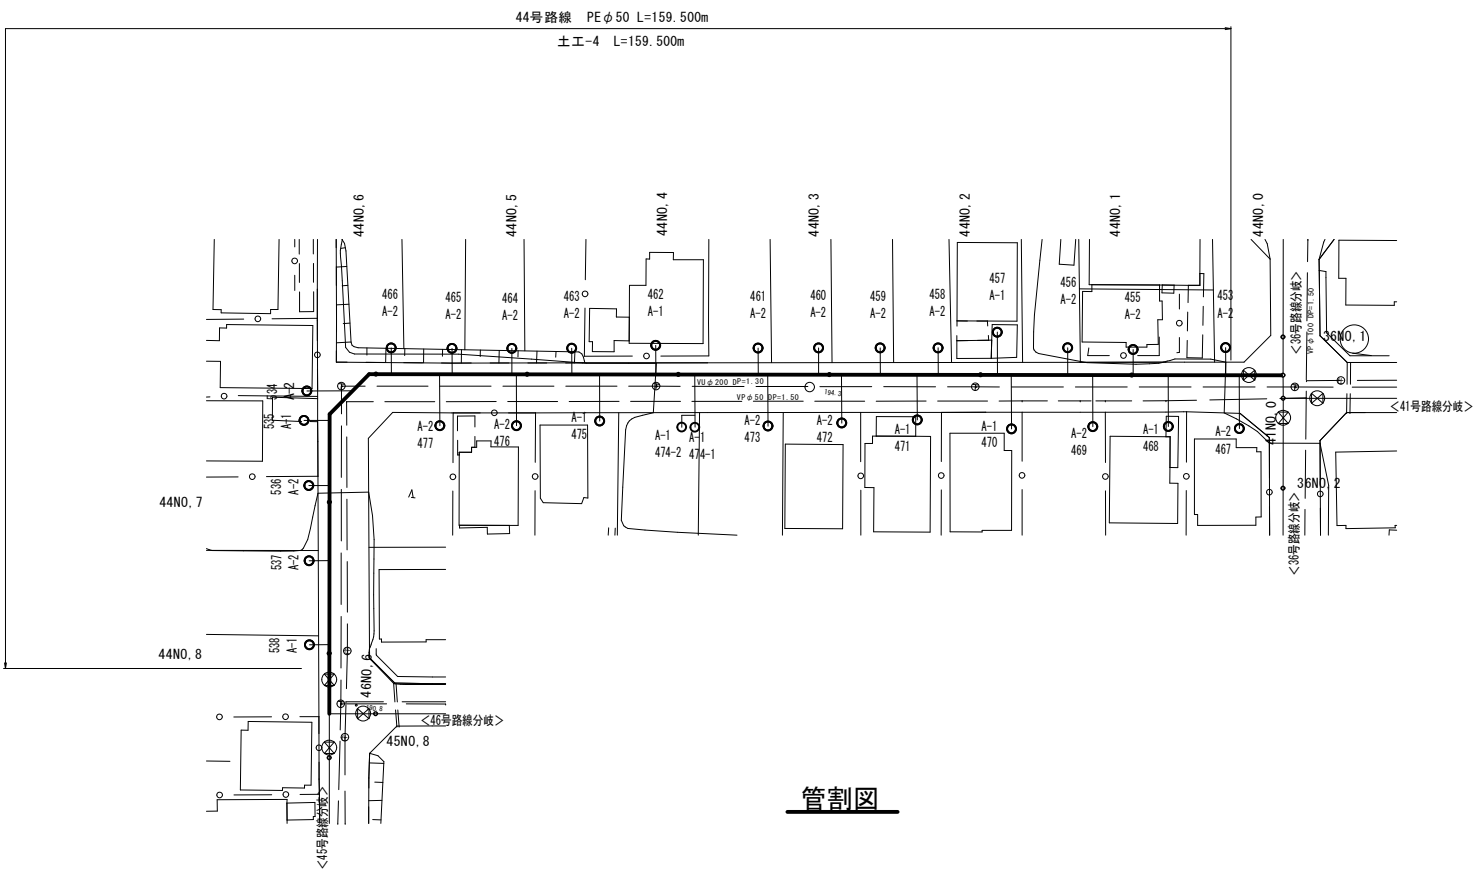

- 凡 例
- 000…宅番
 - A-1…Co
 - A-2…土
 - A-3…碎石敷
 - A-4…As
 - A-5…インターロッキング


管剖面

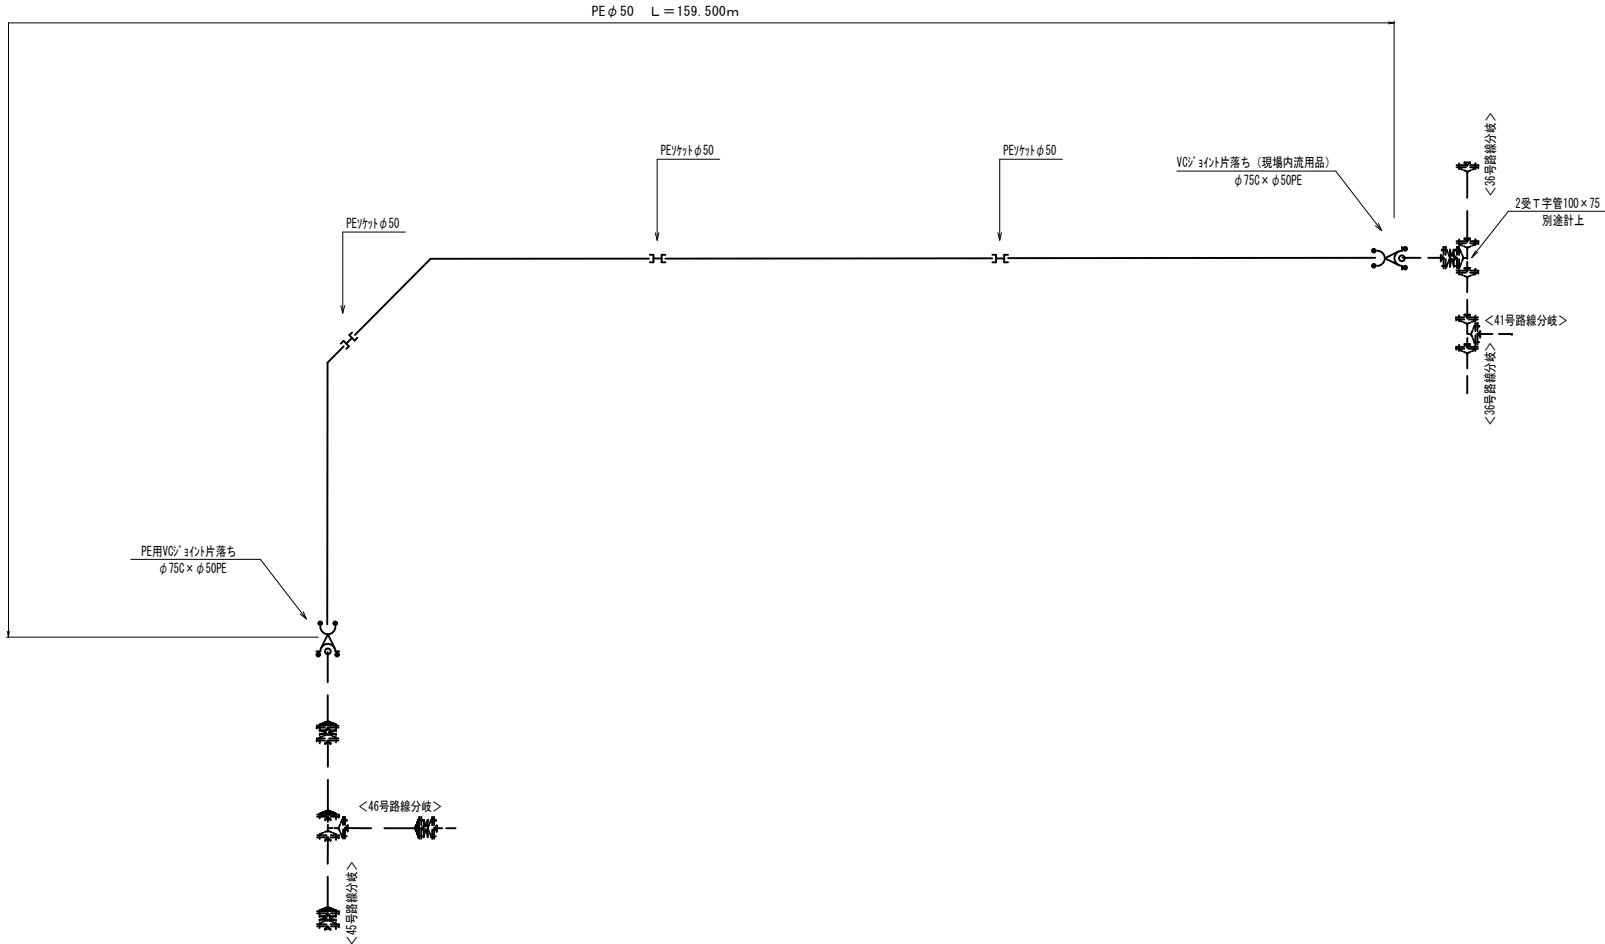

大沢6工区		44号路線	
工事名称	平成31年度 伊賀市水道広域化促進事業 配水管布設工事（大沢6工区）		
図面名称	管割詳細図（4）		
施工場所	伊賀市 千戸 地内		
縮尺	S=1:500・S=FREE	図面番号	
設計年月	平成 年 月 日	5	
伊賀市上下水道部			


45号路線

平面図

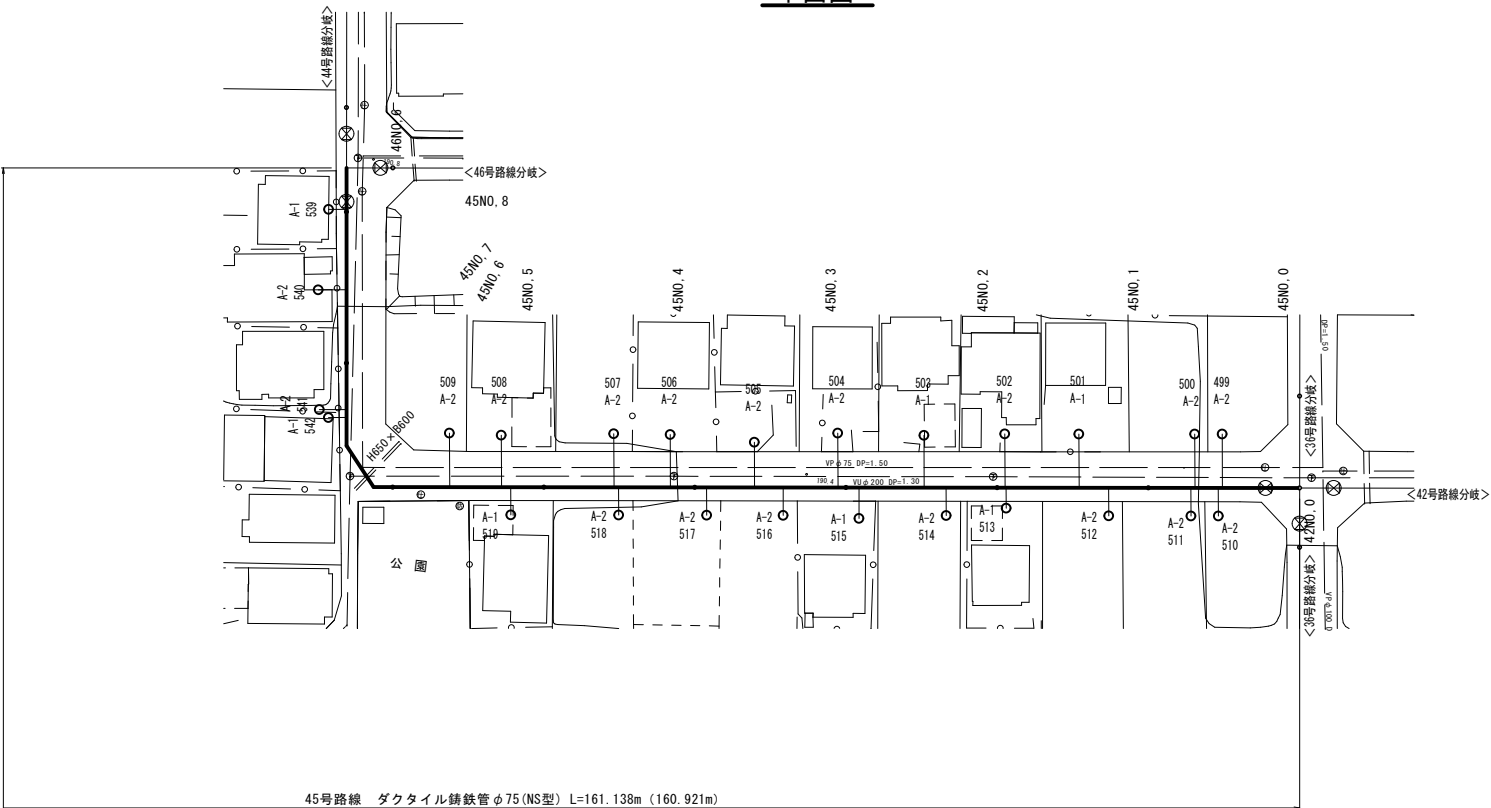


凡 例
000…宅番
A-1…Co
A-2…土
A-3…砕石敷
A-4…As
A-5…インターロッキング

管割図

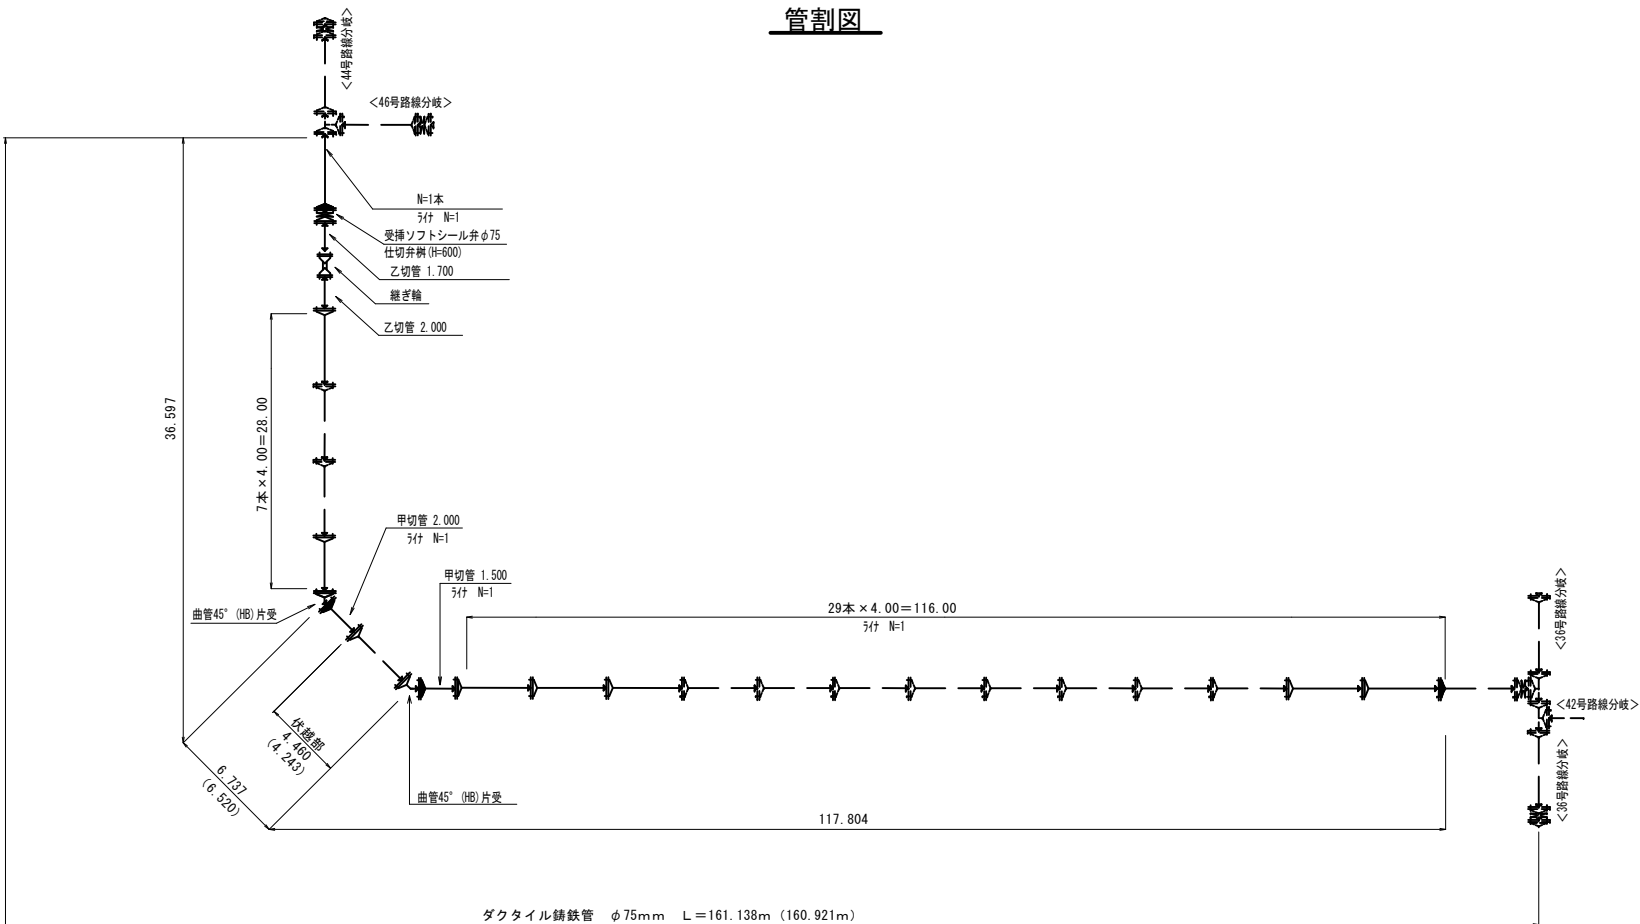

伏越部断面図

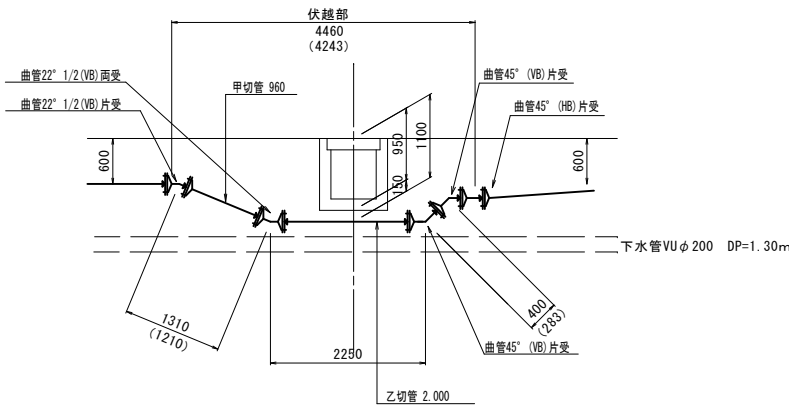


大沢6工区	45号路線
工事名称	平成31年度 伊賀市水道広域化促進事業 配水管布設替工事(大沢6工区)
図面名称	管割詳細図(5)
施工場所	伊賀市 千戸 地内
縮尺	S=1:500・S=FREE
設計年月	平成 年 月 日
図面番号	6
伊賀市上下水道部	

平面图




A-5…インターロッキング


管割図

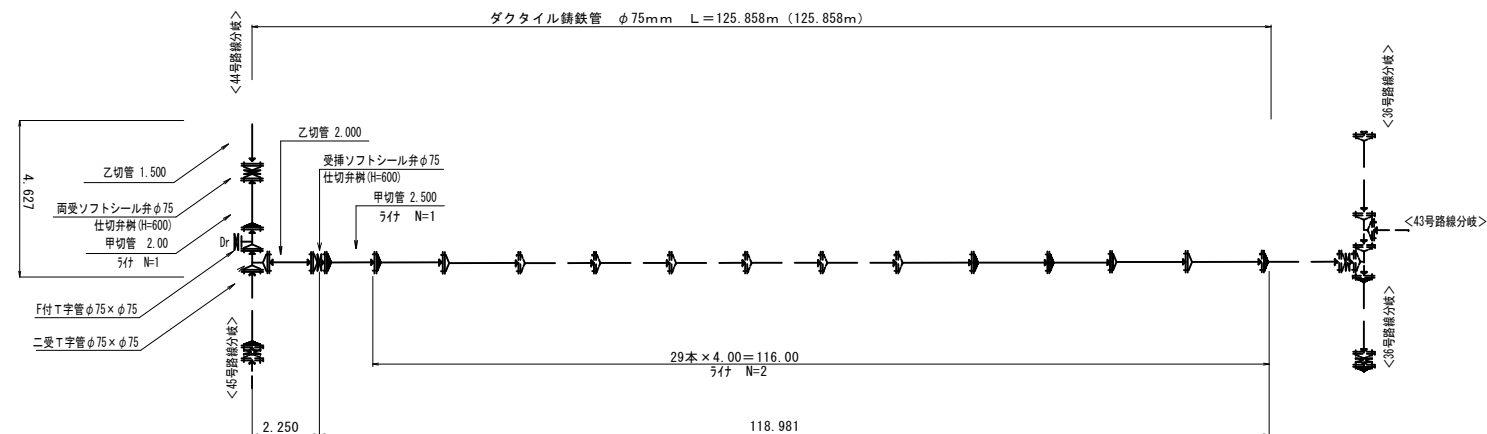

大沢6工区		46号路線	
工事名称	平成31年度 伊賀市水道広域化促進事業 配水管布設替工事（大沢6工区）		
図面名称	管割詳細図（6）		
施工場所	伊賀市 千戸 地内		
縮尺	S=1:500、S=FREE		図面番号
設計年月	平成 年 月 日		7
伊賀市上下水道部			

 


平面図

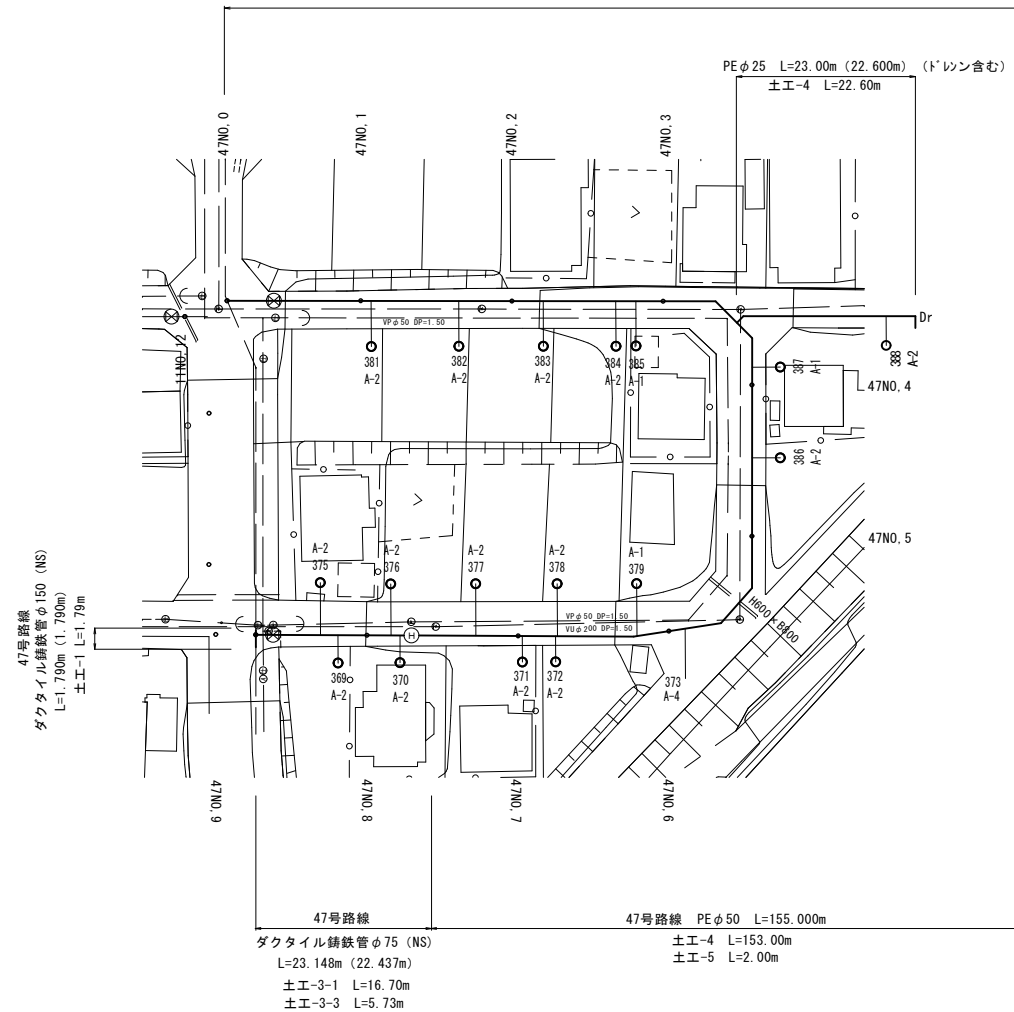


47号路線

管割図









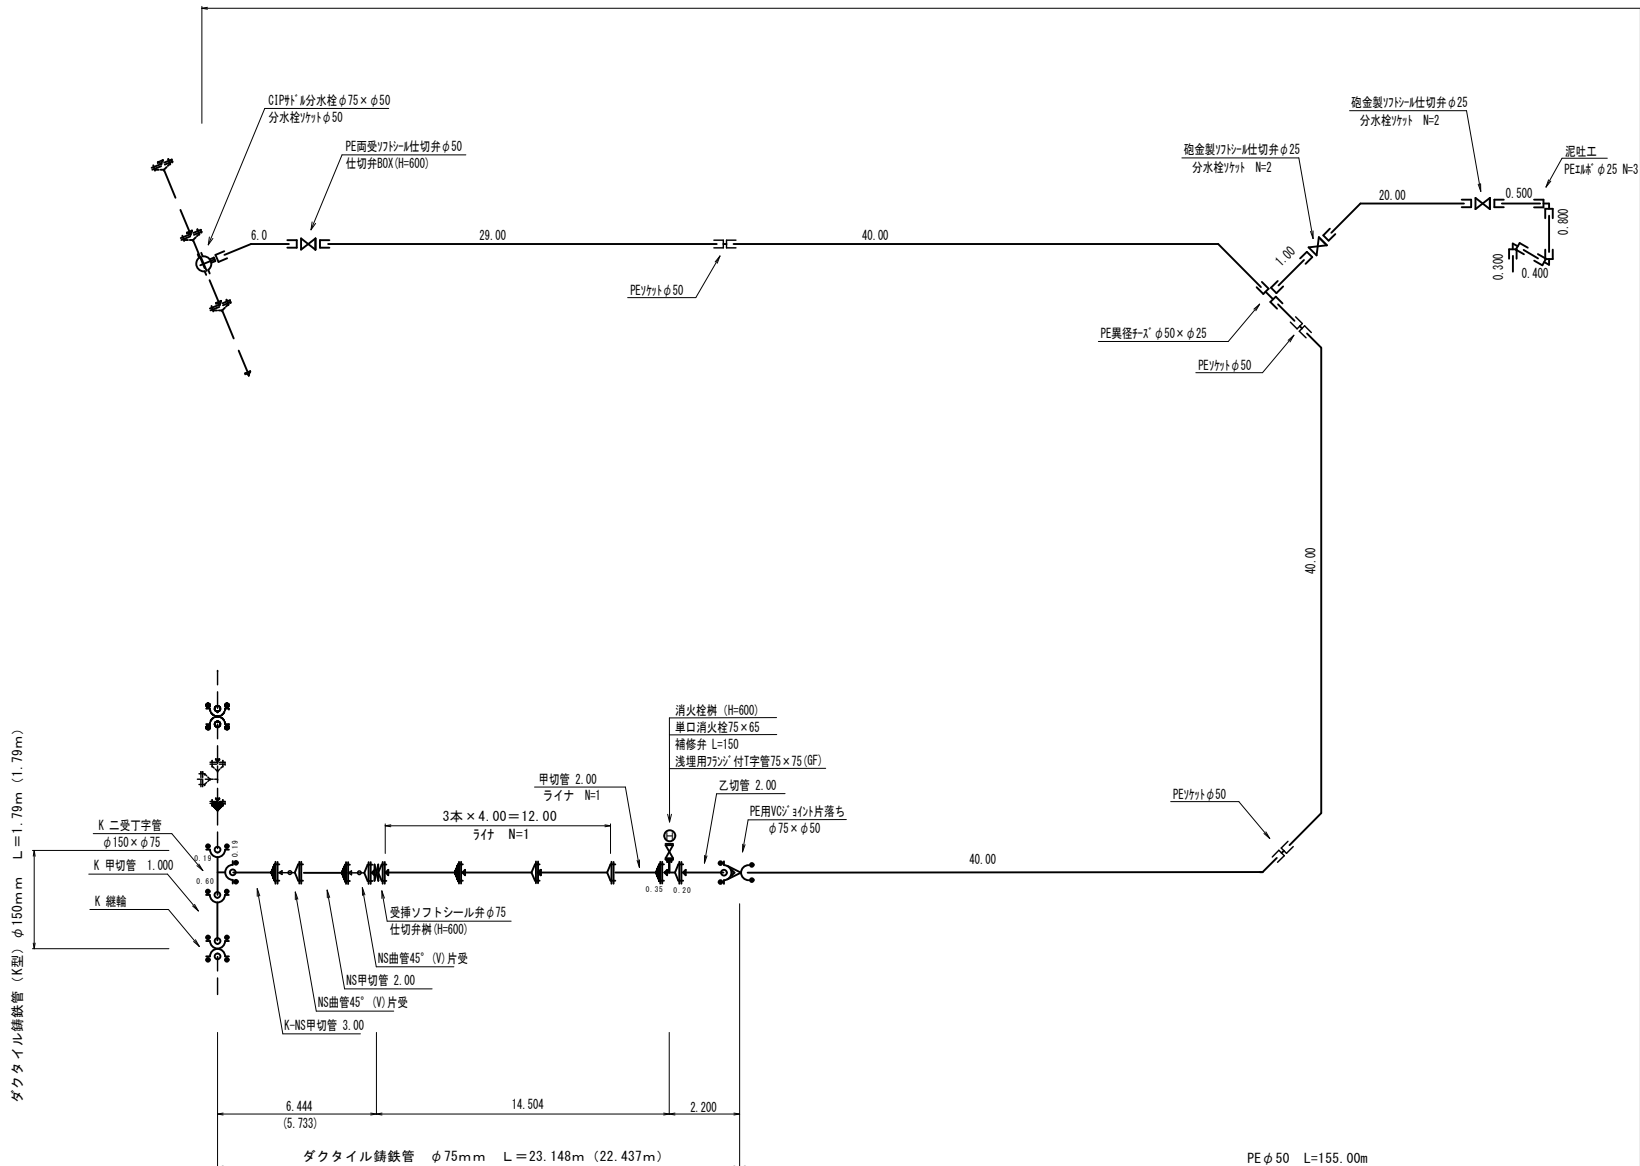


凡 例






- 000…宅番
- A-1…Co
- A-2…土
- A-3…砕石敷
- A-4…As
- A-5…インターロッキング

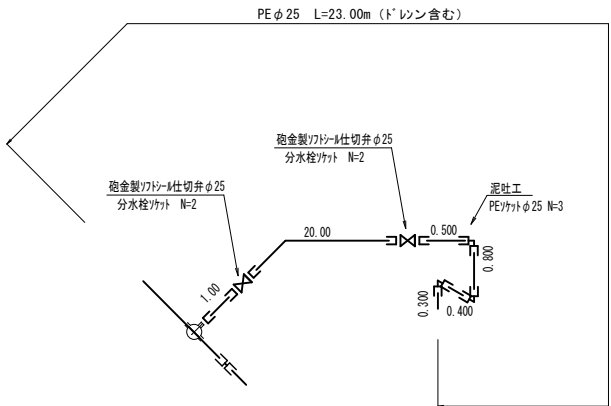

大沢6工区		47号 路線	
工事名称	平成31年度 伊賀市水道広域化促進事業 配水管布設替工事（大沢6工区）		
図面名称	管割詳細図（7）		
施工場所	伊賀市 千戸 地内		
縮 尺	S=1:500・S=FREE	図面番	
設計年月	平成 年 月 日		8
伊賀市上下水道部			

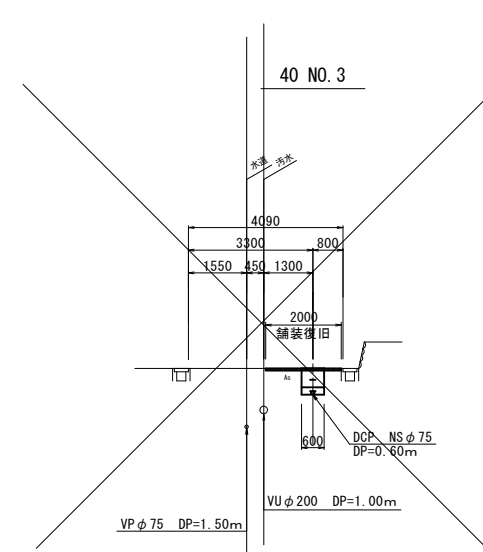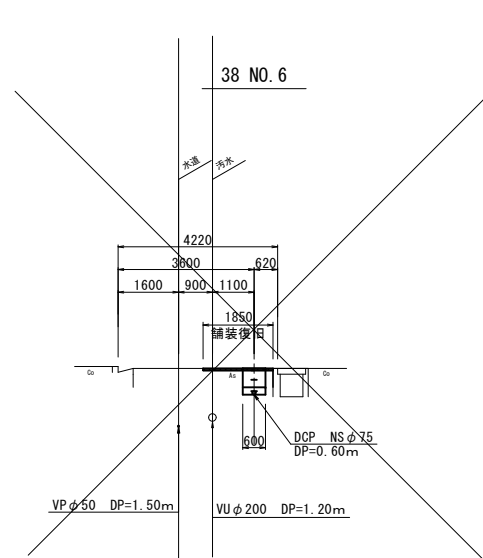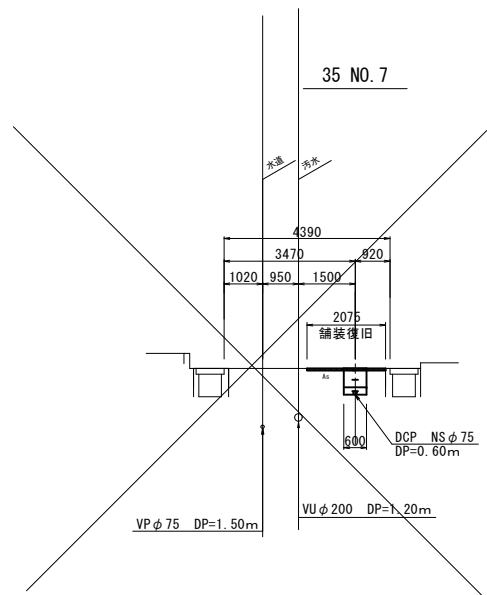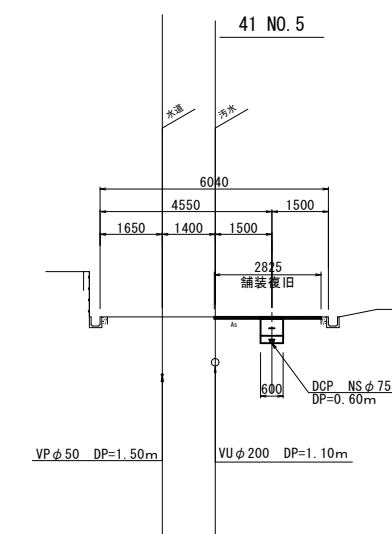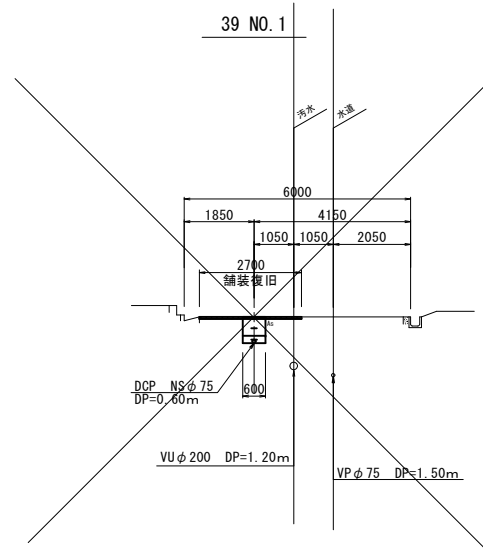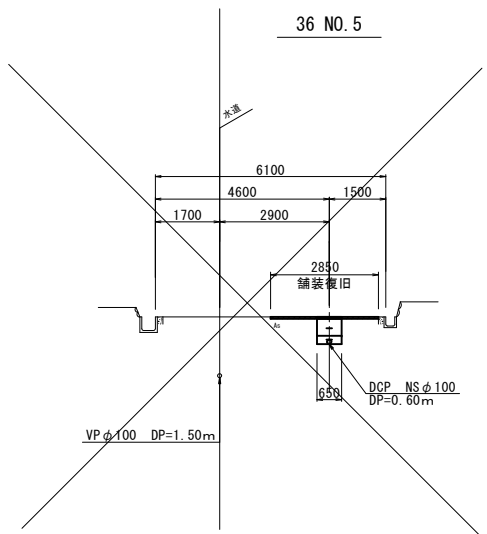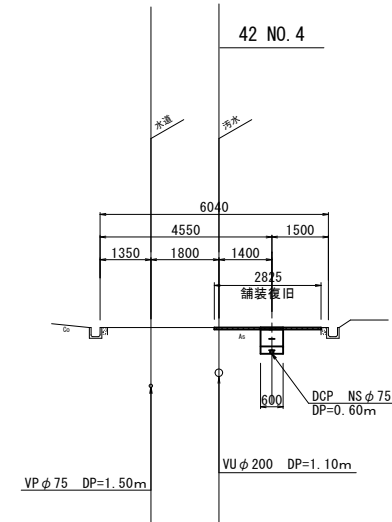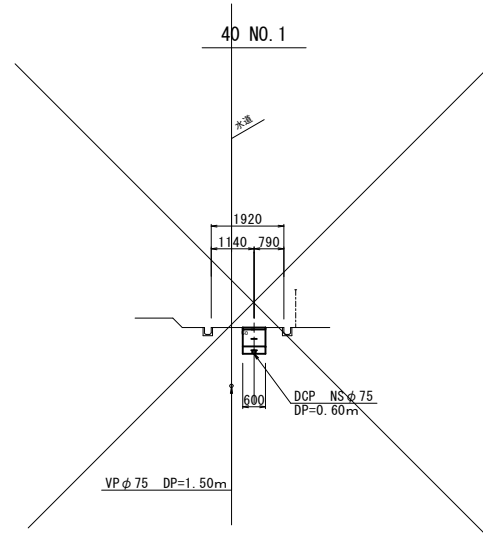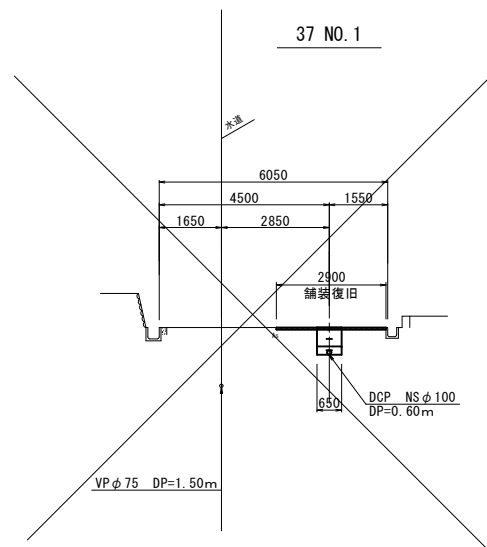


【伊賀市大沢園地】		
工事名称	平成31年度 伊賀市水道広域化促進事業 配水管布設工事（大沢6工区）	
図面名称	横断面図（1）	
施工場所	伊賀市 千戸 地内	
縮尺	S=1:100	図面番号
設計年月	平成 年 月 日	9
伊賀市上下水道部		

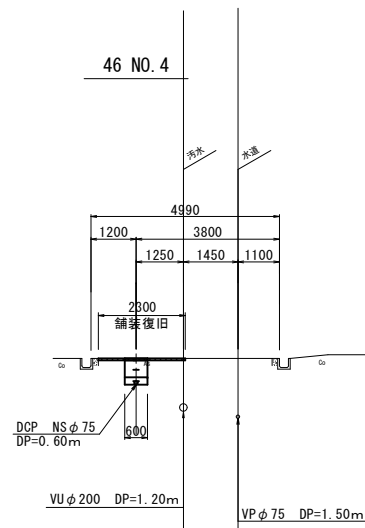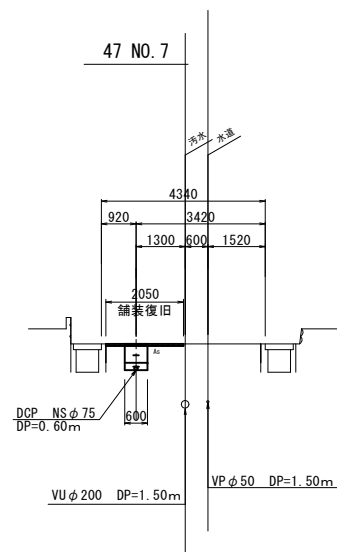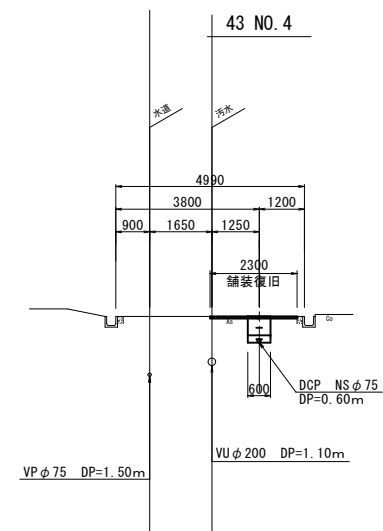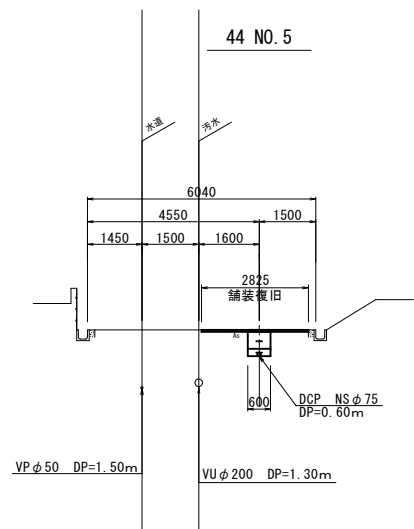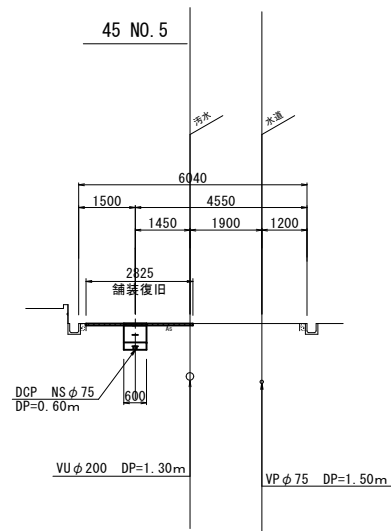

【伊賀市大沢園地】		
工事名称	平成31年度 伊賀市水道広域化促進事業 配水管布設工事(6工区大沢)	
図面名称	横断面図(2)	
施工場所	伊賀市 千戸 地内	
縮尺	S=1:100	図面番号
設計年月	平成 年 月 日	10
伊賀市上下水道部		


土工標準断面図(1)

土工-1
(土被りH=2300) (DCPφ150)
矢板有り

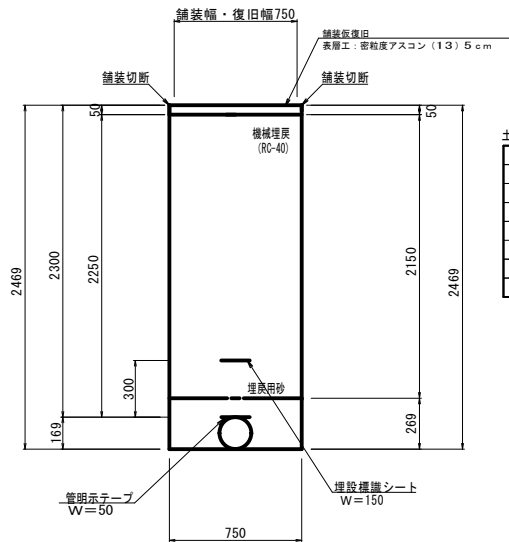

土工-1数量表 (φ150)	1.0m当り
鋪装切断工	2.00m
鋪装取壊工	0.75m ²
仮復旧	0.75m ²
機械掘削工	1.81m ³
埋戻(RC-40)	1.61m ³
埋戻(サンドクッション)	0.18m ³
残土処理工(土砂)	1.81m ³
残土処理工(As ³ ?)	0.04m ³


土工 -1 (不断水仕切弁)
(土被りH=2300) (DCPφ150)
矢板有り

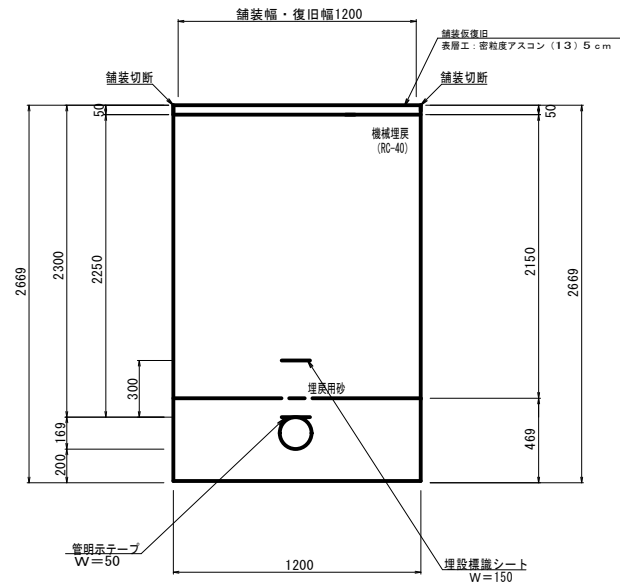

土工-1(不断水仕切井)数量表 (φ150) 1.0m当たり

舗装切断工	2.00m
舗装取壊工	1.20m ²
仮復旧	1.20m ²
機械掘削工	3.14m ³
埋戻(RC-40)	2.58m ³
埋戻(パッドクッション)	0.55m ³
残土処理工(土砂)	3.14m ³
残土処理工(Asがう)	0.06m ³


土工-3-1
(土被りH=600) (DCP φ75)

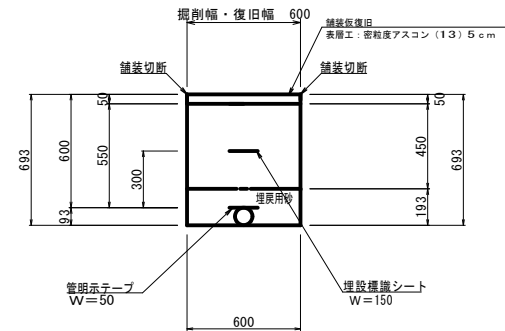

土工-3-1数量表 (φ75) 1.0m当り


鋪 装 切 断 工	2.00m
鋪 装 取 壊 工	0.60m2
飯 復 旧	0.60m2
機 械 掘 削 工	0.39m3
埋 戻 (RC-40)	0.27m3
埋 戻 (サンドクッション)	0.11m3
残土処理工 (土砂)	0.39m3
残土処理工 (Asf't)	0.03m3

土 工 - 3 - 2
(土被りH=1100) (DCP φ 75)

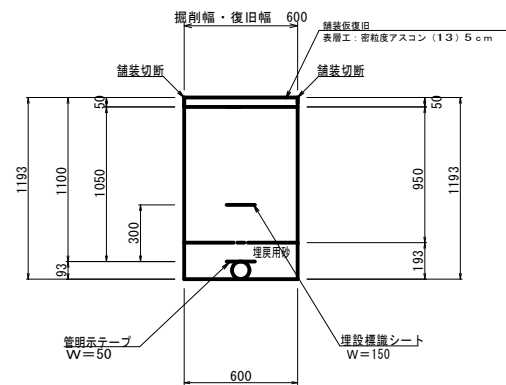


舗装切断工	2.00m
舗装取壊工	0.60m ²
仮復旧	0.60m ²
機械掘削工	0.69m ³
埋戻(RC-40)	0.57m ³
埋戻(サンドクッション)	0.11m ³
残土処理工(土砂)	0.69m ³
残土処理工(Asf'つ)	0.03m ³

± 工 - 3 - 3
(土被りH=2300) (DCP φ 75)
矢板有り

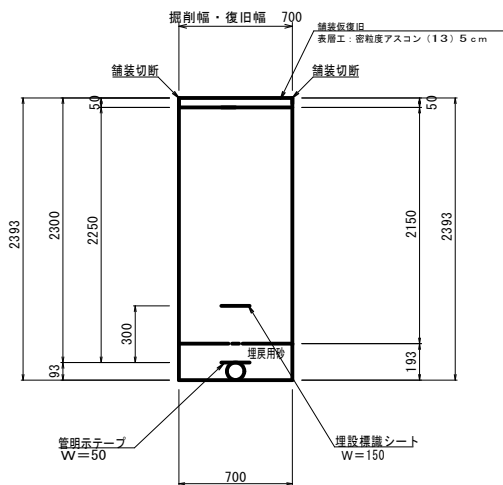


土工-3数量表 (φ75) 1.0m当り	
舗装切断工	2.00m
舗装取壊工	0.70m ²
仮復旧	0.70m ²
機械掘削工	1.64m ³
埋戻(RC-40)	1.51m ³
埋戻(サンドクッション)	0.13m ³
残土処理工(土砂)	1.64m ³
残土処理工(Asがう)	0.04m ³
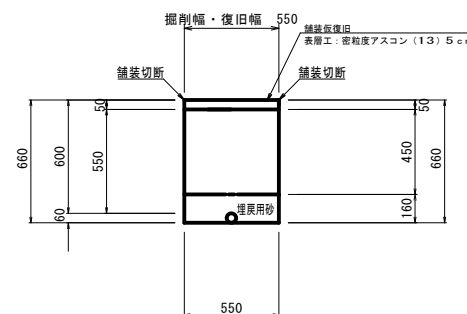
$$\frac{\pm \text{工} - 4}{(\pm \text{被り} H=600)} \quad (\text{PE} \phi 50 \text{以下})$$


土工-4数量表 (φ50)		1.0m当
舗装切断工		2.00m
舗装取壊工		0.50m ²
仮復旧		0.50m ²
機械掘削工		0.34m ³
埋戻(RC-40)		0.25m ³
埋戻(サンドクッション)		0.08m ³
残土処理工(土砂)		0.34m ³
残土処理工(As ³)		0.03m ³

土工-5
 (土被りH=2300) (PPφ50以下)
 矢板有り


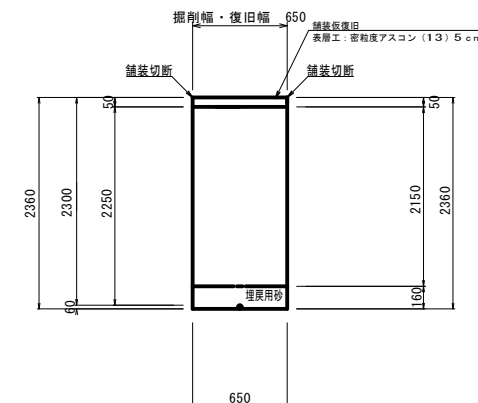


舗装切斷工	2.00m
舗装取壊工	0.65m ²
仮復旧	0.65m ²
機械掘削工	1.50m ³
埋戻(RC-40)	1.40m ³
埋戻(サンドクッション)	0.10m ³
残土処理工(土砂)	1.50m ³
残土処理工(As ³ 土)	0.03m ³

工事名称	平成31年度 伊賀市水道広域化促進事業 配水管管線工事（大沢工区）		
図面名称	土工標準断面図（1）		
施工場所	伊賀市 千戸 地内		
縮 尺	S = 1 : 20		図面番号
設計年月	平成	年 月 日	11
伊 賀 市 上 下 水 道 部			

標準ボックス構造図



φ75～φ150
仕切弁室工
(土被りH=0.60～1.20m)
S=1:10

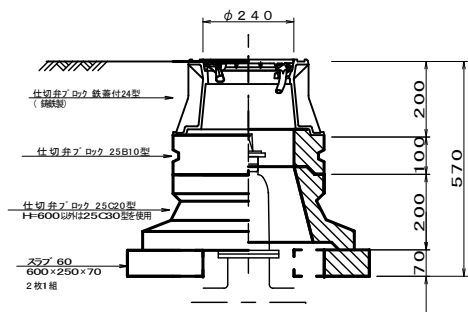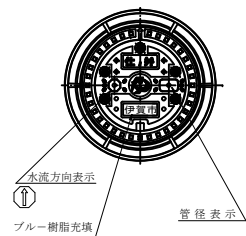

ブロック組み合わせ表

名 称	規 格	単 位	土被り			通 用
			H=600	H=800	H=1200	
仕 切 弁 ブ ロ ッ ク	鉄蓋付24型	個	1	1	1	
〃	25B 5型	個	1	—	—	
〃	25B10型	個	—	1	—	
〃	25B20型	個	—	—	1	
〃	25B30型	個	—	—	1	
〃	25C20型	個	1	—	—	
〃	25C30型	個	—	1	1	
〃	スラブ 60	個	1	1	1	

消火栓・空気弁室工
(土被りH=0.60～0.80m)
S=1:10

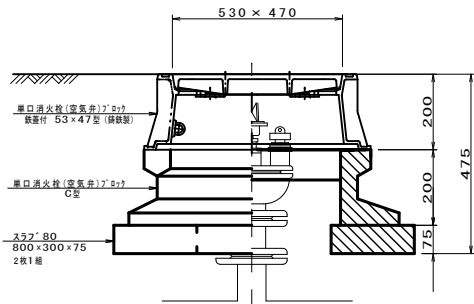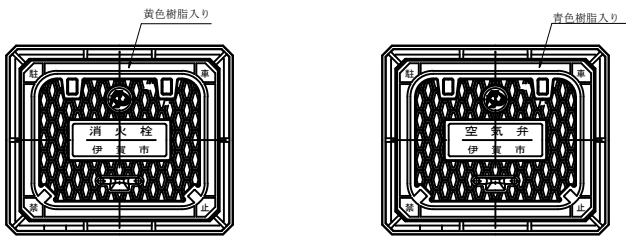

ブロック組み合わせ表



名 称	規 格	単 位	土被り			通 用
			H=600	H=800		
単口消火栓(空気弁)ブロック	鉄蓋付 35×45型	個	1	1		
〃	B10型	個	—	1		
〃	B20型	個	—	—		
〃	C型	個	1	1		
〃	スラブ 80	個	1	1		

仕切弁室工・消火栓・空気弁室工		
工事名称	平成31年度 伊賀市水道広域化促進事業 配水管布設工事(大沢6区)	
図面名称	標準ボックス構造図	
施工場所	伊賀市 千戸 地内	
縮 尺	S=1:10	図面番号
設計年月	平成 年 月 日	12
伊賀市上下水道部		


各戸給水工取替詳細図

本設給水管


分水栓口径：給水口径≦φ20の場合φ20mm

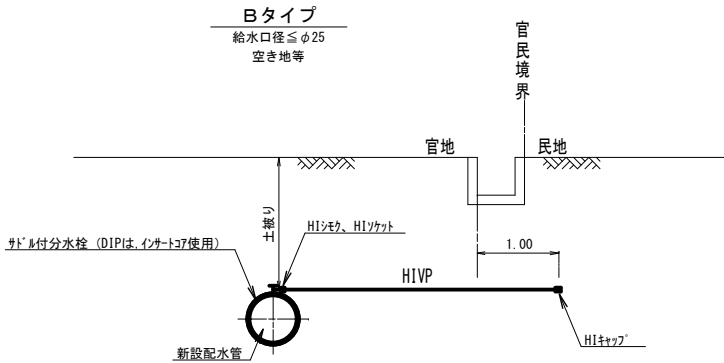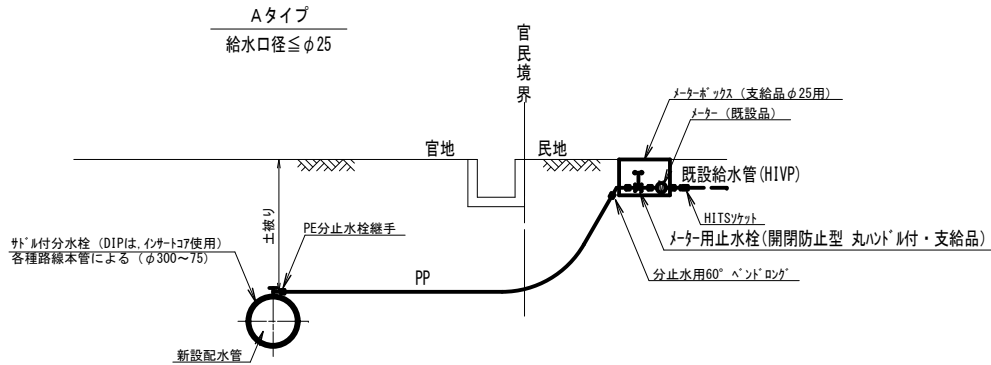

宅内土工図

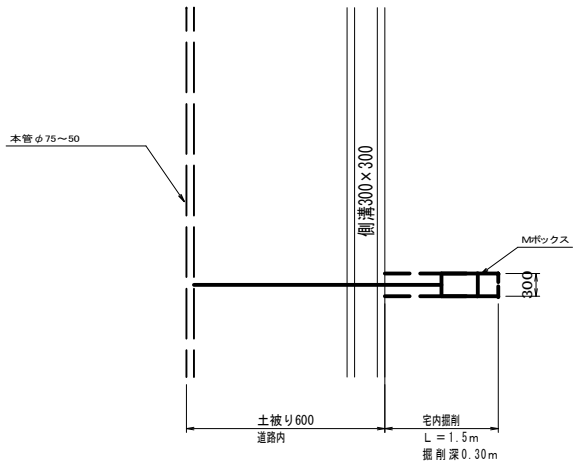


宅内土工図-1

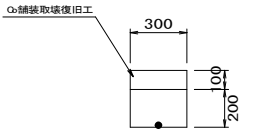


給水宅内土工数量表 (φ20) 1m当り	
Co舗装切断工	2.0m
Co舗装取壊工	0.30m ²
機械掘削工	0.06m ³
埋戻(流用土)	0.06m ³
Co復旧工	0.30m ²

宅内土工図-2

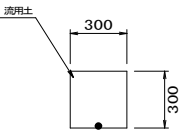


給水宅内土工数量表 (φ20) 1m当り	
機械掘削工	0.09m ³
埋戻(流用土)	0.09m ³

宅内土工図-3

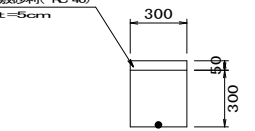


給水宅内土工数量表 (φ20) 1m当り	
機械掘削工	0.09m ³
埋戻(流用土)	0.08m ³
敷砂利 (RC-40)	0.30m ²

宅内土工図-4

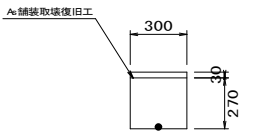

給水宅内土工数量表 (φ20) 1m当り	
As舗装切断工	2.00m
As舗装取壊工	0.30m ²
機械掘削工	0.08m ³
埋戻(流用土)	0.08m ³
As復旧工	0.30m ²

宅内土工図-5

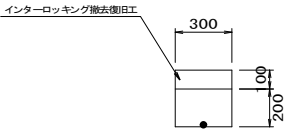

給水宅内土工数量表 (φ20) 1m当り	
インターロッキング撤去復旧工	0.30m ²
機械掘削工	0.06m ³
埋戻(流用土)	0.06m ³

工事名称	平成31年度 伊賀市水道応域化促進事業 配水管布設替工事(大沢2工区)	
図面名称	各戸給水工取替詳細図	
施工場所	伊賀市 千戸 地内	
縮尺	S=1:20	図面番号
設計年月	平成 年 月 日	13
伊賀市上下水道部		