




平面図

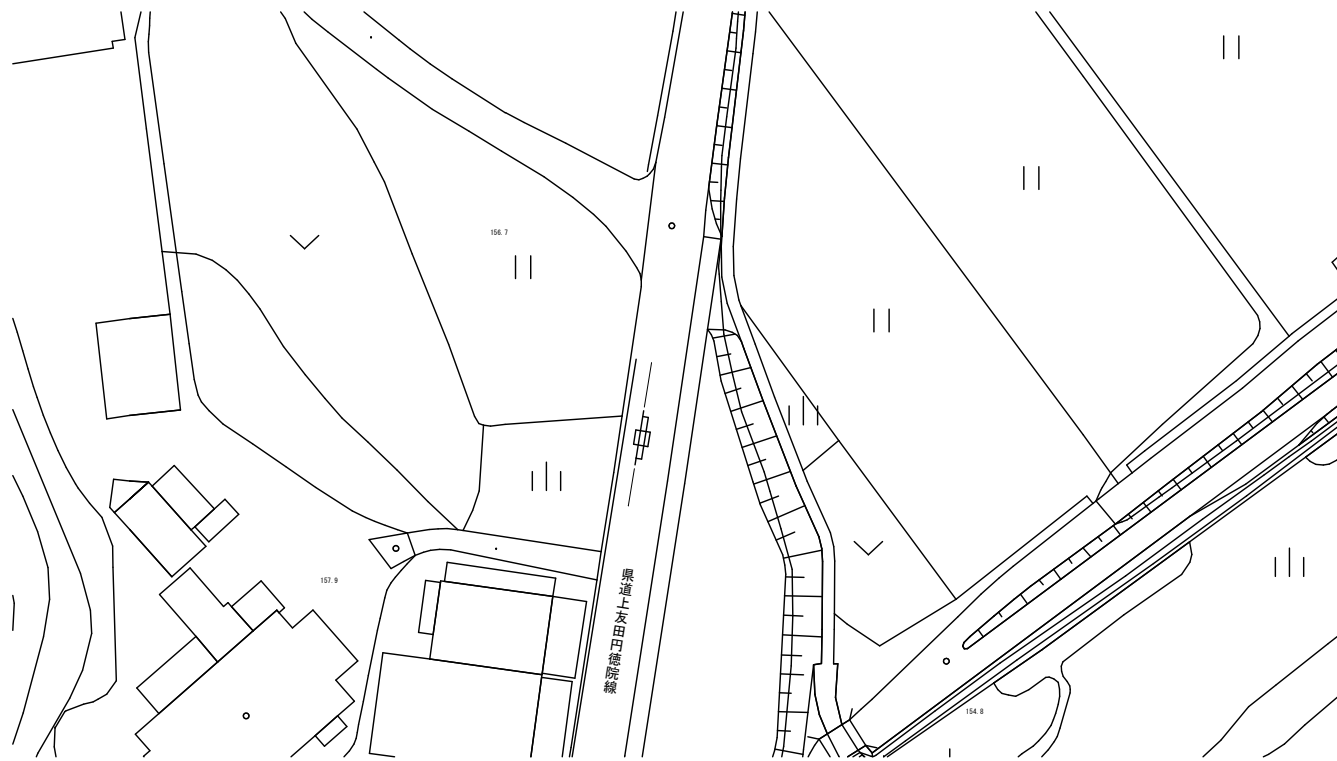

横断面図

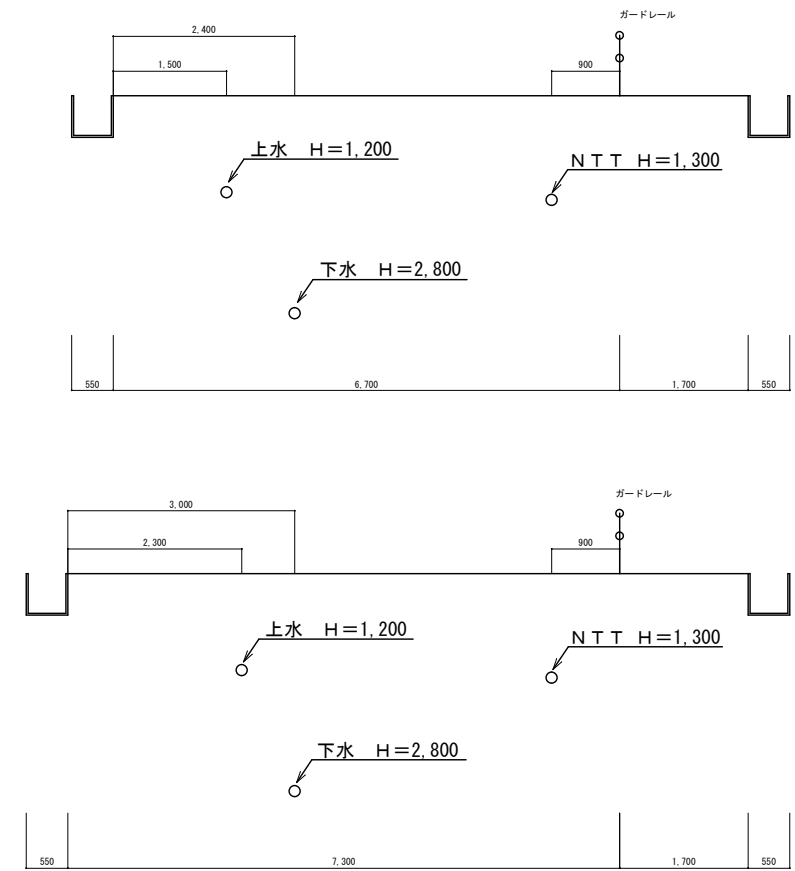


配管詳細図

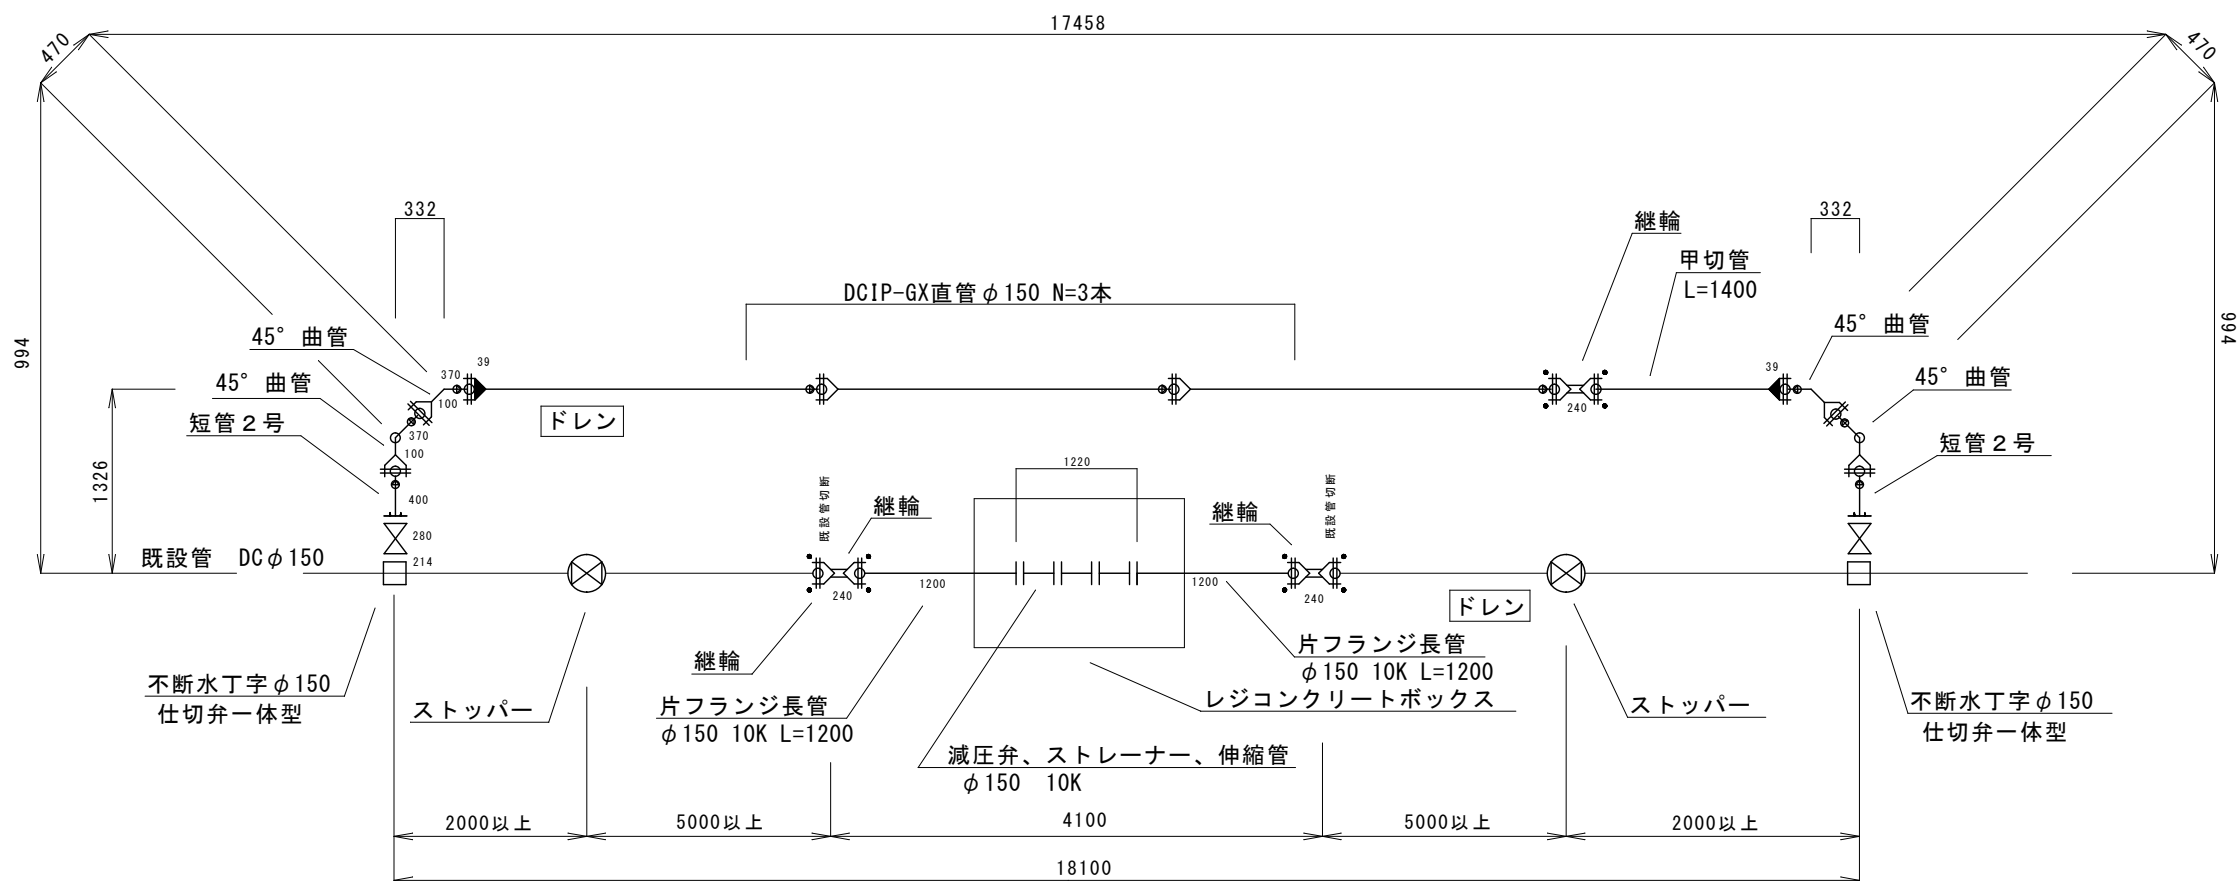

工事名		所在地	
平成31年度 伊賀市水道施設整備事業 減圧弁設置工事（馬場工区）		伊賀市 馬場 地内	
図面名	管割図		
設計			
製 図	原図	番号	1
	複写		
伊賀市上下水道部水道工務課			


各種標準図

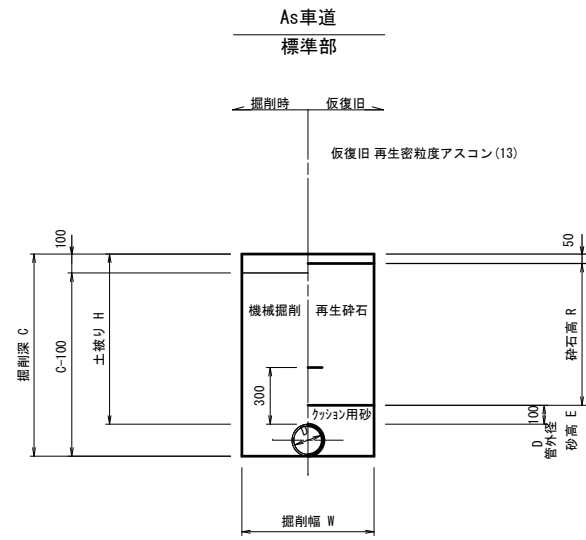


土工 寸法表 (mm)

番号	管種・管径 (φ)	管外径 (D)	土被り (H)	掘削深 (C)	掘削幅 (W)	砂高 (E)	砕石高 (R)	備考
土工 1	DCIP φ150	169	1200	1369	550	269	1050	
ドレ	HIVP φ50	60	1200	1260	550	160	1050	

減圧弁室土工断面

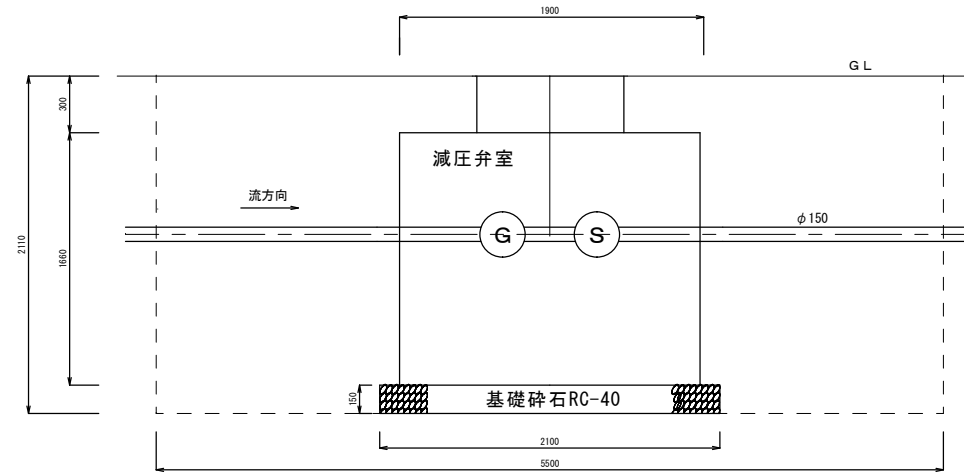


仕切弁ボックス据付図
(T-25) S=1:20

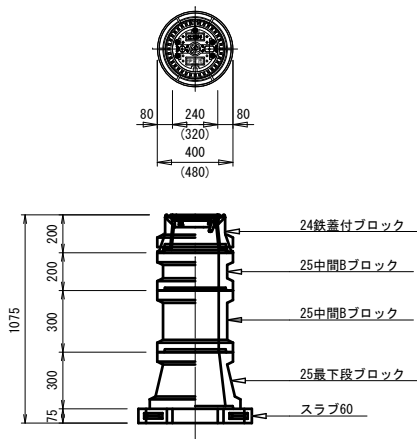

仕切弁ボックス 組合せ表 (配管口径: φ150以下)

土被り	鉄蓋付ブロック	中間ブロック	最下段ブロック	スラブ
H=1.2m	24鉄蓋付枠	25B20、25B30	25C30	60

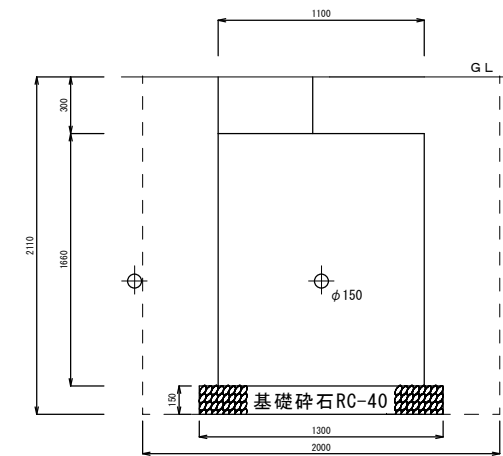

この図面は、A1サイズを原寸とする。

工事名称	平成31年度 伊賀市水道施設整備事業 減圧弁設置工事等(馬場工区)
図面名称	各種標準図
施工場所	伊賀市 馬場 地内
縮尺	図示
設計月日	令和 年 月 日
図面番号	2
伊賀市上下水道部水道工務課	