




平面図

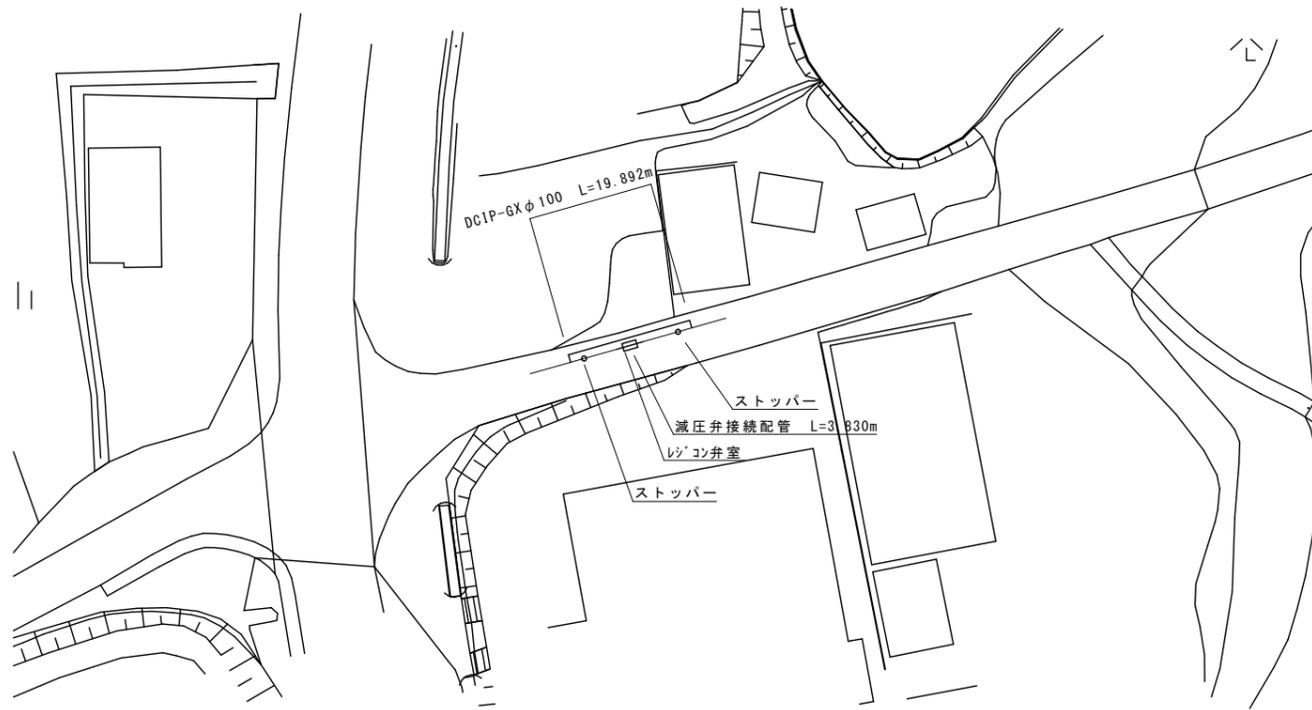

横断面図

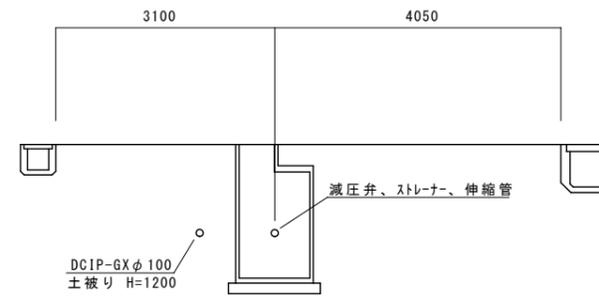


配管詳細図

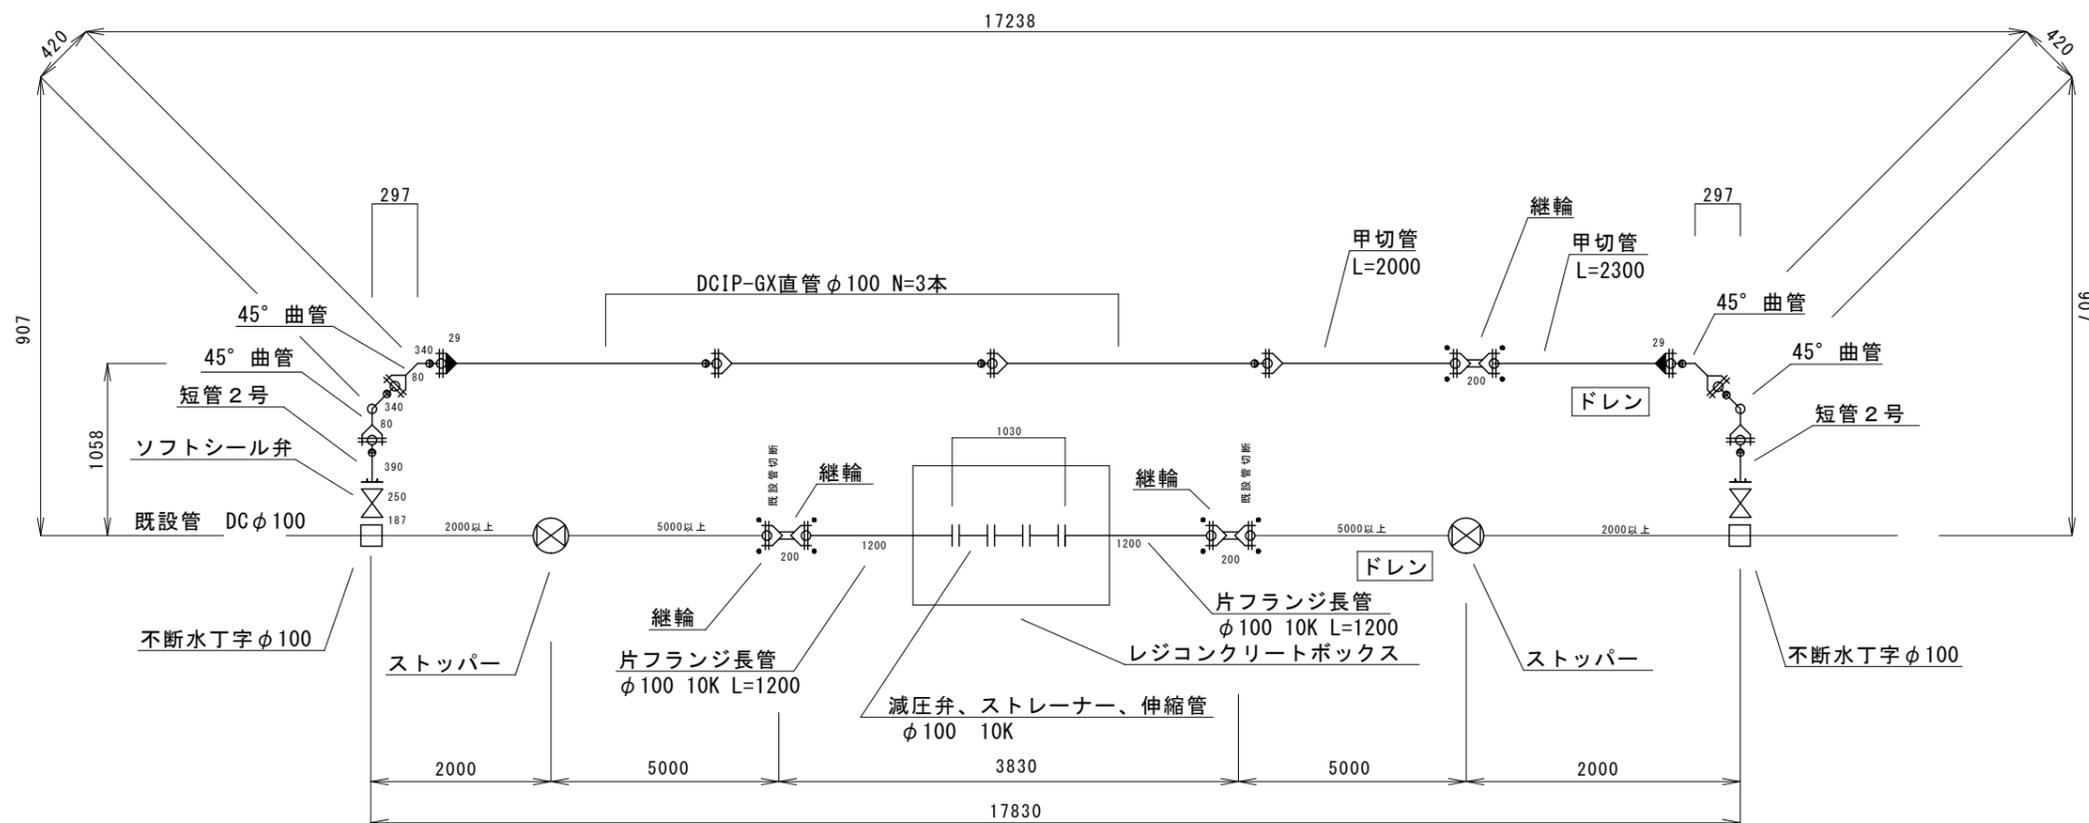


工事名		所在地	
平成31年度 伊賀市水道施設整備事業 減圧弁設置工事（猪田山出工区）		伊賀市 山出 地内	
図面名	平面図、横断面図、配管詳細図		
設計			
製 図	原図	番号	1
	複写		
伊賀市上下水道部			

平面図

S=1/500

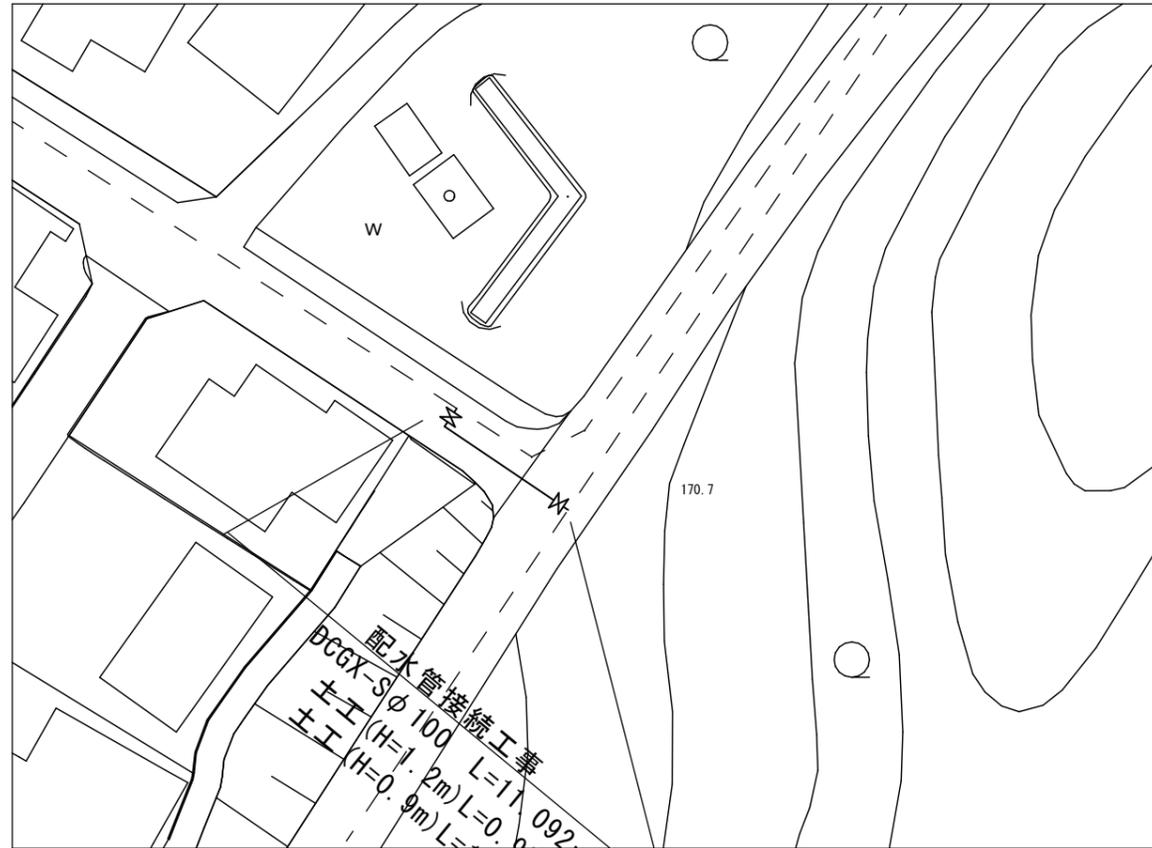


管割図

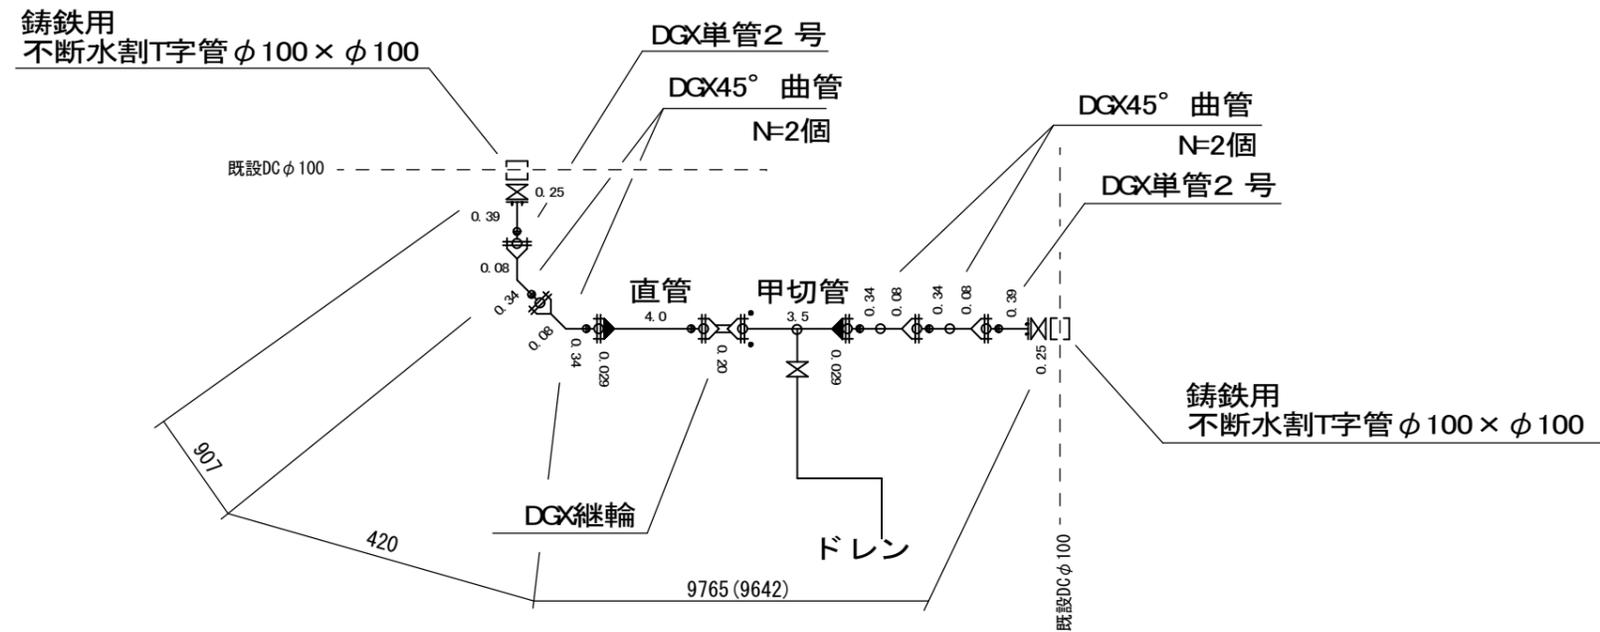

工事名		所在地	
平成31年度 伊賀市水道施設整備事業 減圧弁設置工事(猪田山出工区)		伊賀市 山出 地内	
図面名	管割図		
設計			
製 図	原図	番号	2
	複写	番号	
伊賀市上下水道部			


# 各種標準図

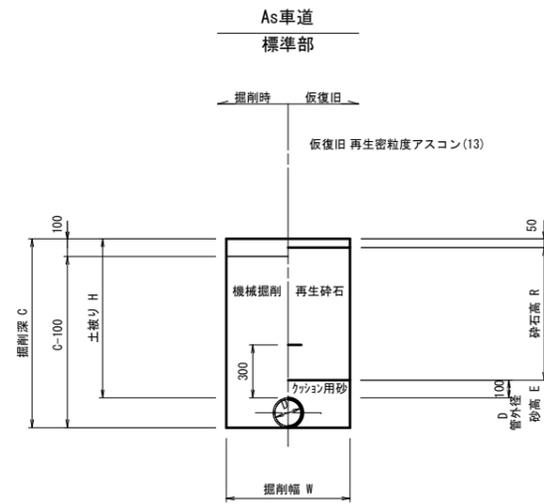

土工 寸法表 (mm)

番号	管種・管径	管外径	土被り	掘削深	掘削幅	砂高	砕石高	備考
	(φ)	(D)	(H)	(C)	(W)	(E)	(R)	
土工1	DCIP φ100	118	1200	1318	550	218	1050	
土工2	DCIP φ100	118	900	1018	550	218	750	
ドレ	HIVP φ50	60	1200	1260	550	160	1050	
ドレ	HIVP φ50	60	900	960	550	160	750	



仕切弁ボックス据付図 (T-25) S=1:20

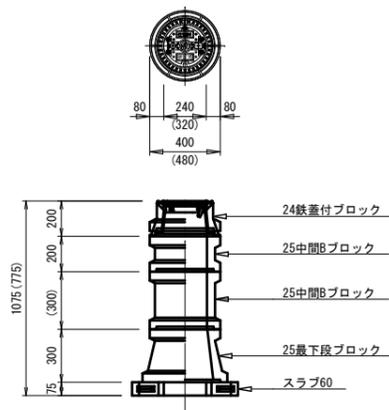

仕切弁ボックス 組合せ表 (配管口径: φ150以下)

土被り	鉄蓋付ブロック	中間ブロック	最下段ブロック	スラブ
H=1.2m	24蓋付枠	25B20、25B30	25C30	60
H=0.9m	24蓋付枠	25B20	25C30	60

減圧弁室土工断面

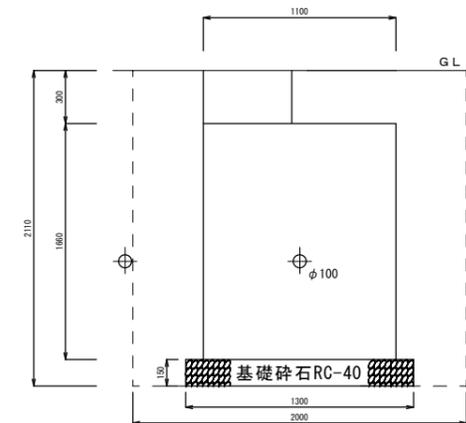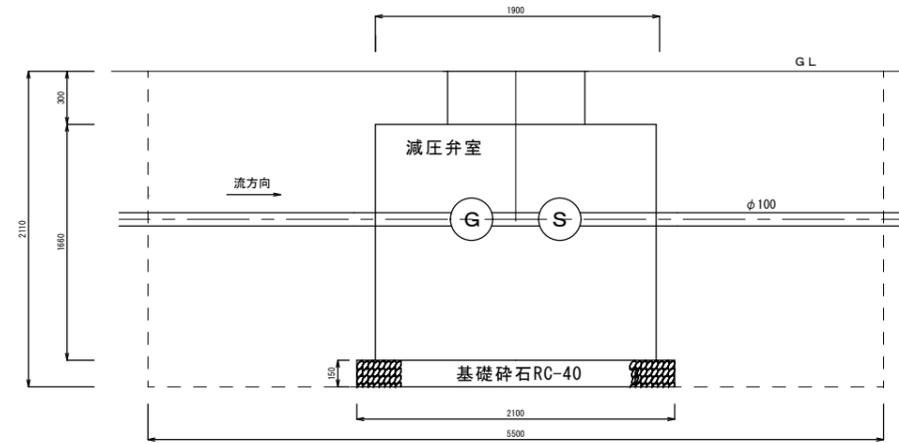

この図面は、A1サイズを原寸とする。

工事名称	平成31年度 伊賀市水道施設整備事業 減圧弁設置工事(猪田山出工区)
図面名称	各種標準図
施工場所	伊賀市 山出 地内
縮尺	図示
設計月日	令和 年 月 日
図面番号	3
審査	課長 係長 主任 設計
伊賀市上下水道部水道工務課	