

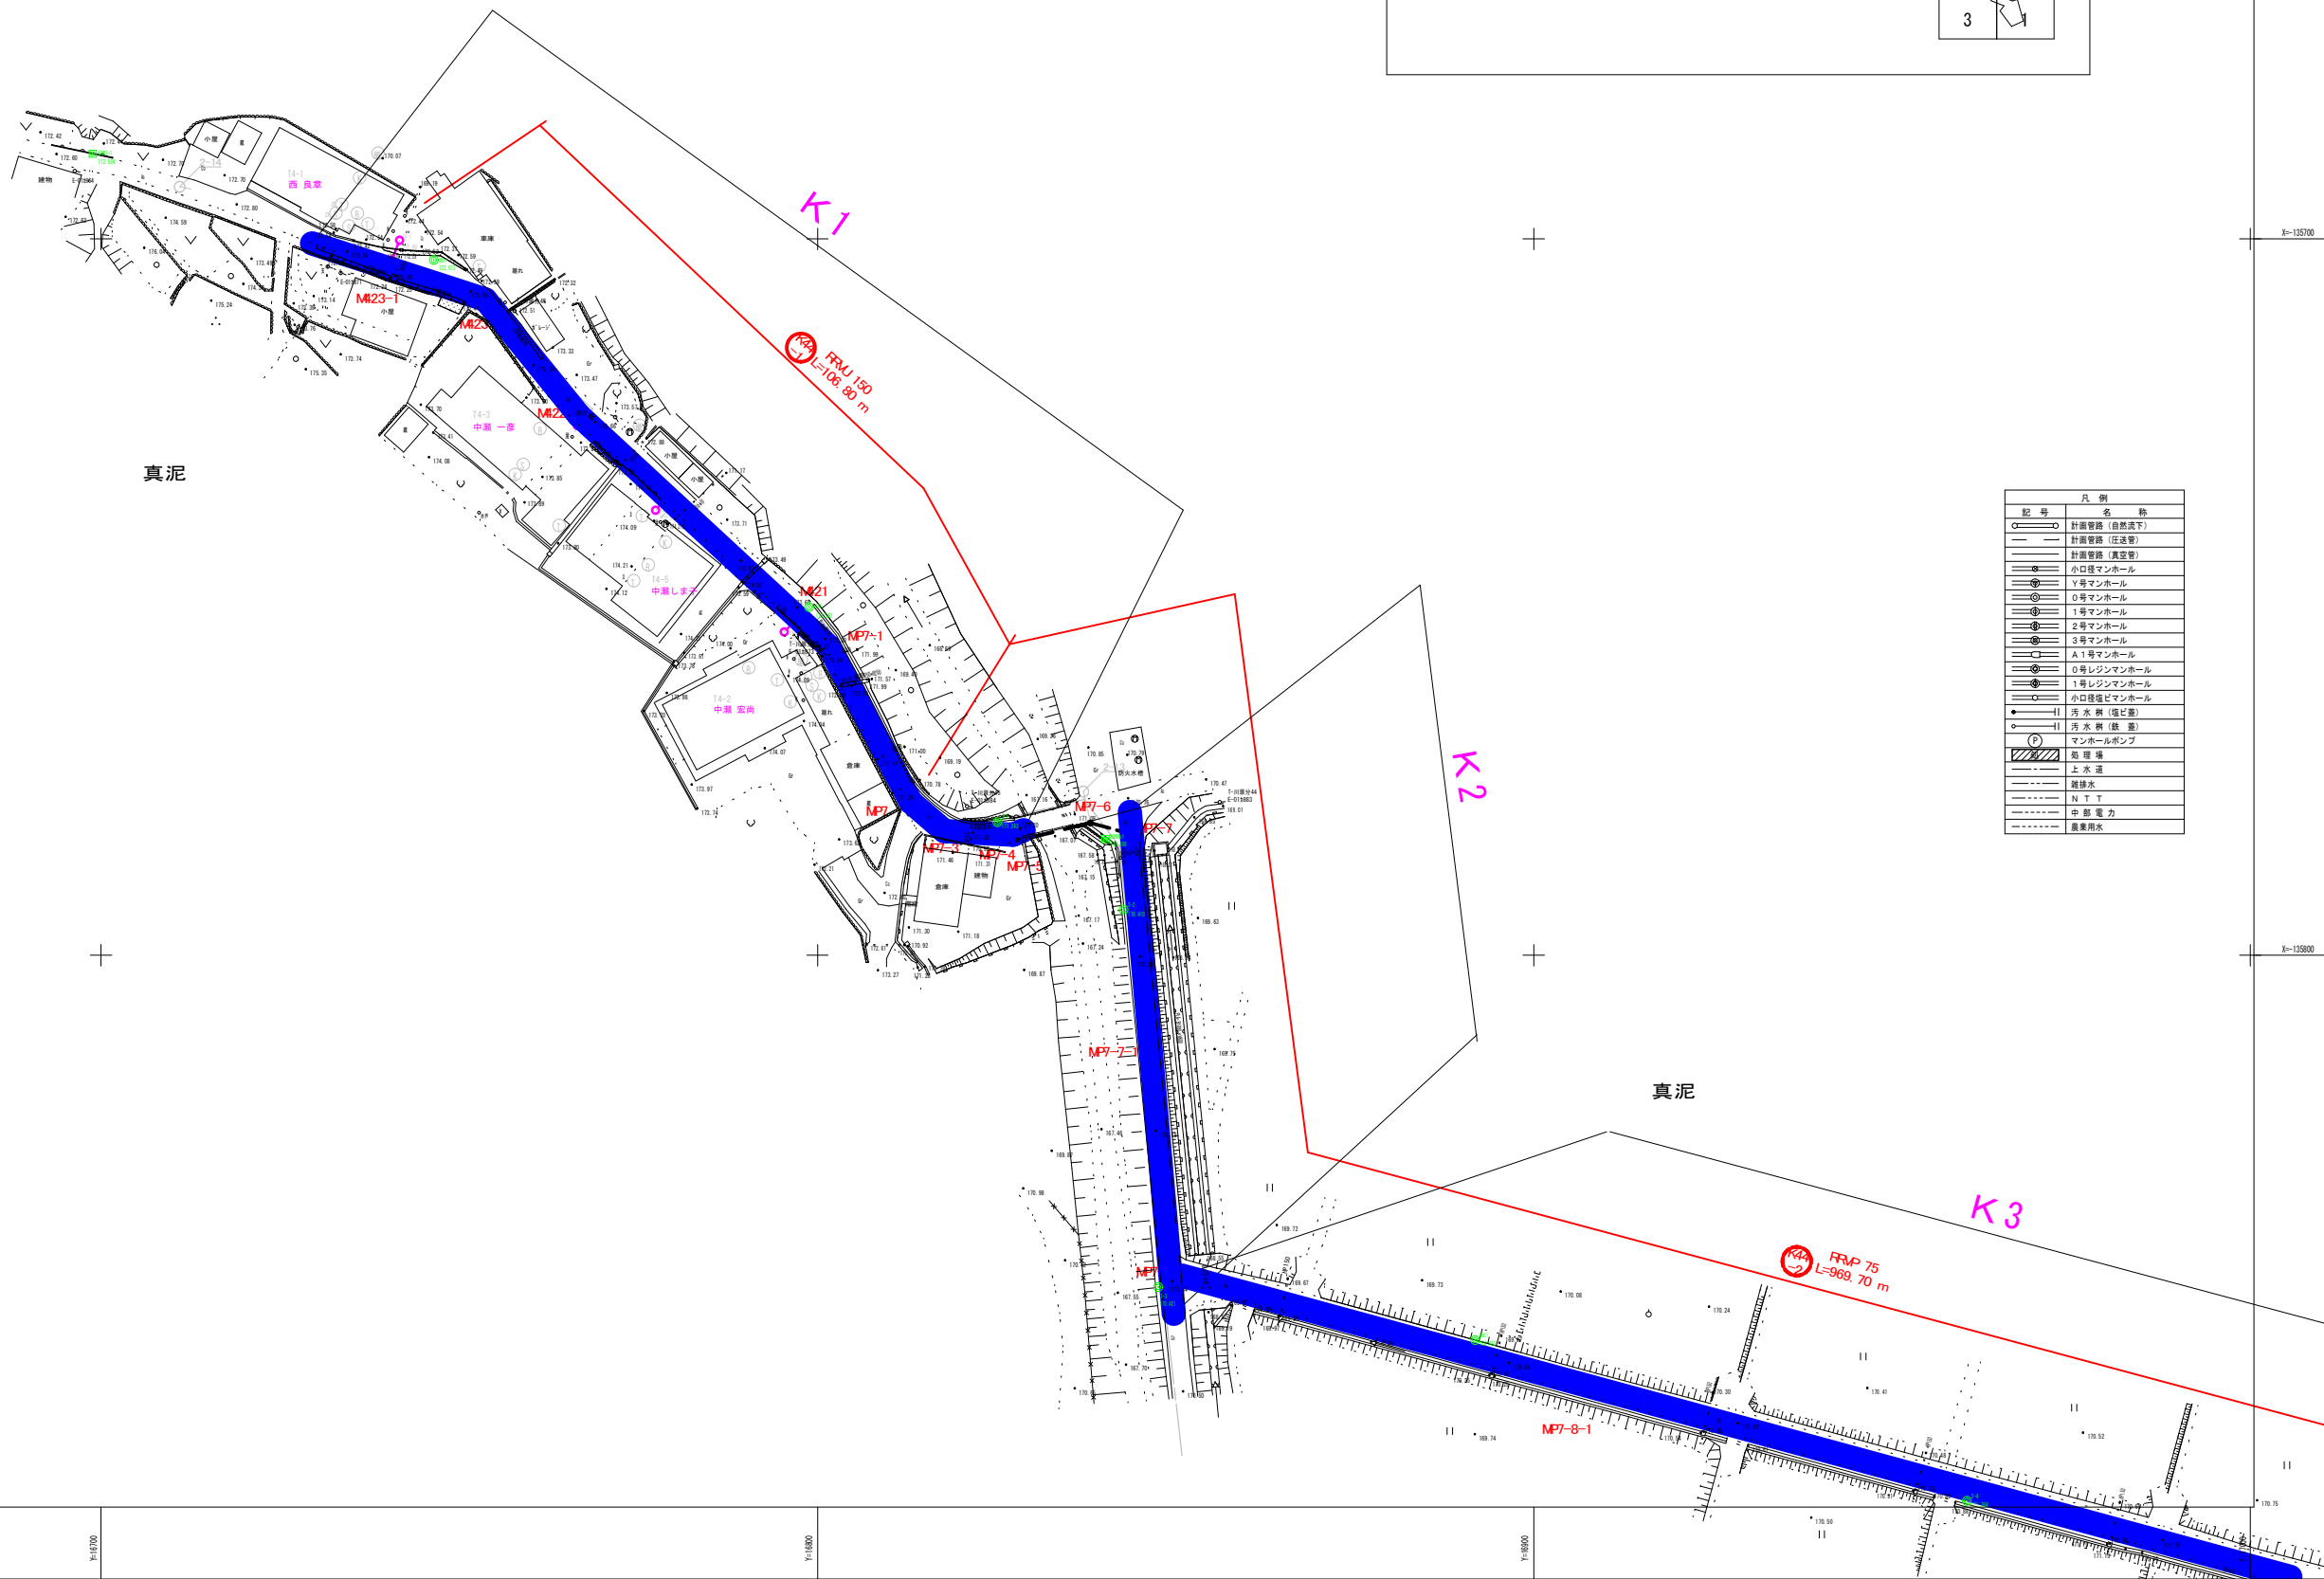



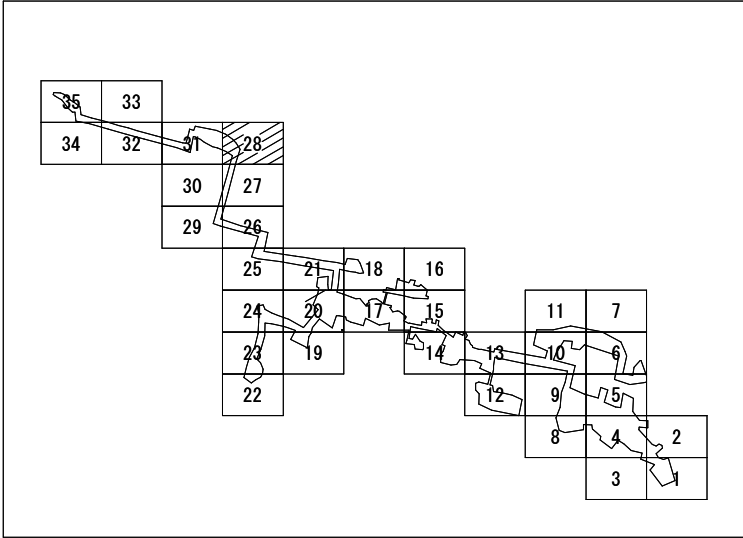


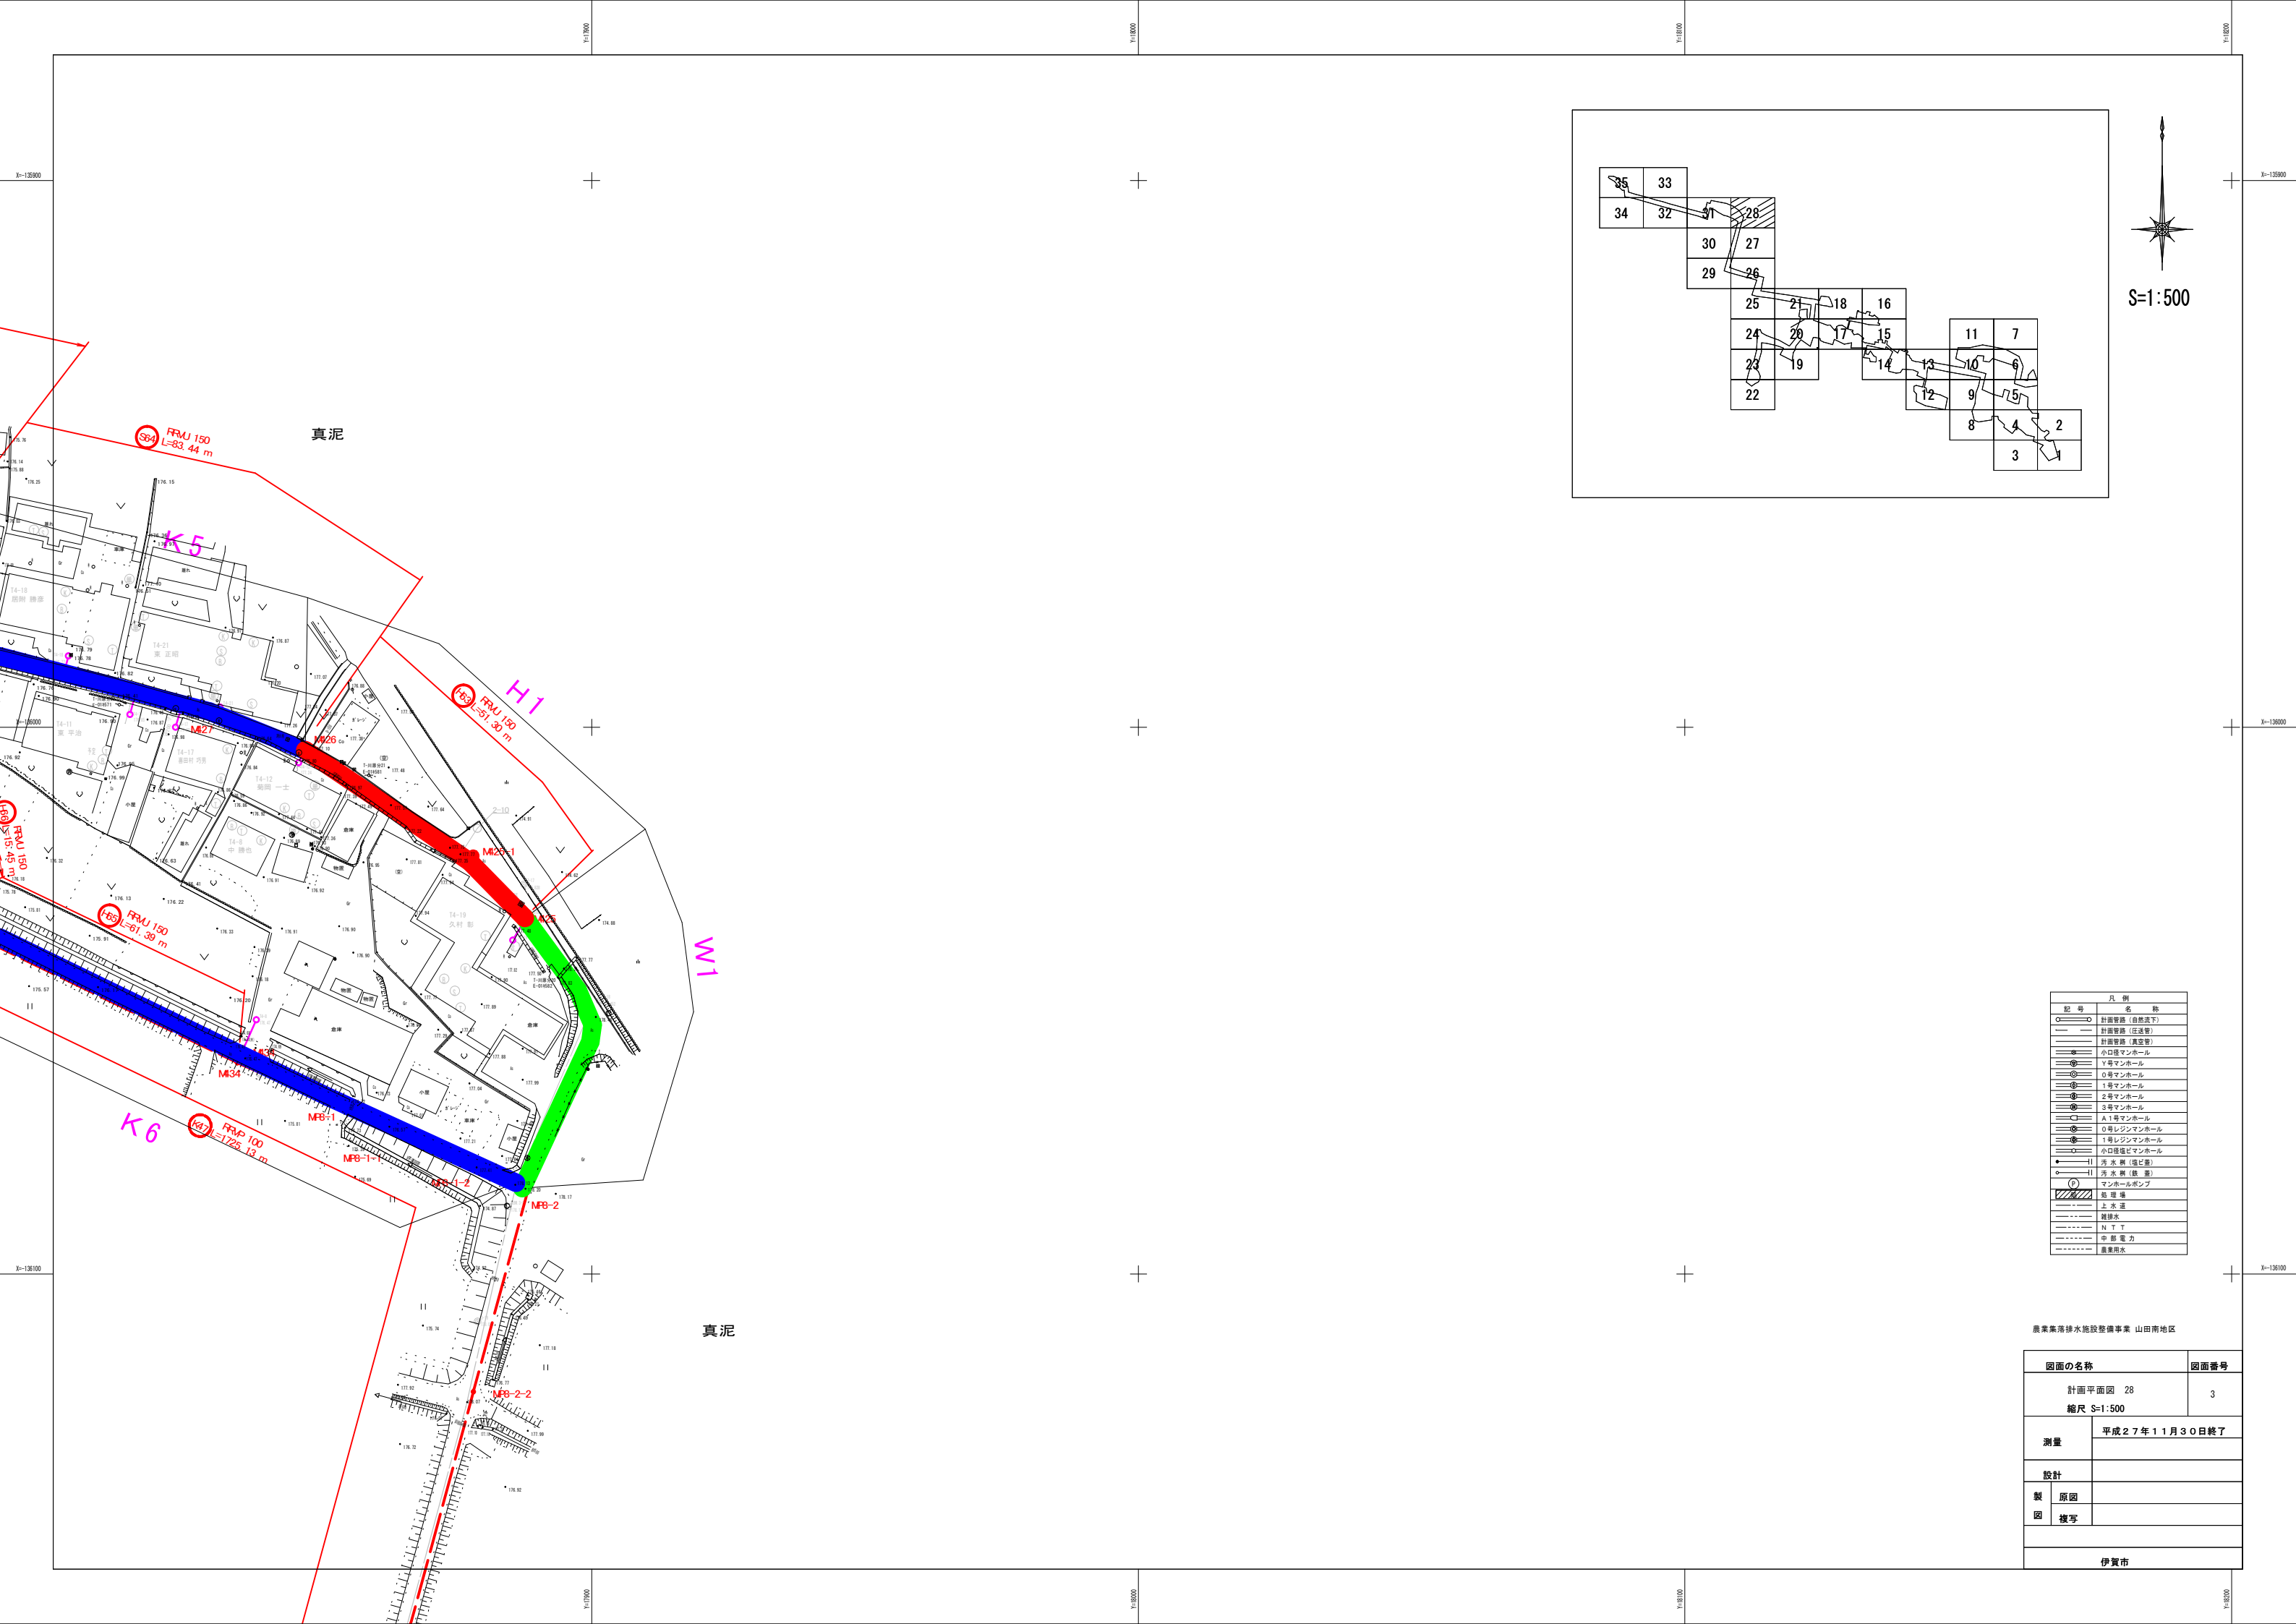

凡 例	
記 号	名 称
○—○	計画管路 (自然流下)
—	計画管路 (圧送管)
—	計画管路 (真空管)
●	小口マンホール
○	Y号マンホール
○	0号マンホール
○	1号マンホール
○	2号マンホール
○	3号マンホール
○	A1号マンホール
○	0号レジンマンホール
○	1号レジンマンホール
○	小口強塩ビマンホール
●	汚 水 井 (塩ビ管)
○	汚 水 井 (鉄 管)
○	マンホールポンプ
///	処 理 場
—	上 水 道
—	道路
—	N T T
—	中 部 電 力
—	農業用水

農業集落排水施設整備事業 山田南地区

図面の名称		図面番号
計画平面図 28		3
縮尺 S=1:500		
測量	平成27年11月30日終了	
設計		
製 図	原図	
	複写	
伊賀市		

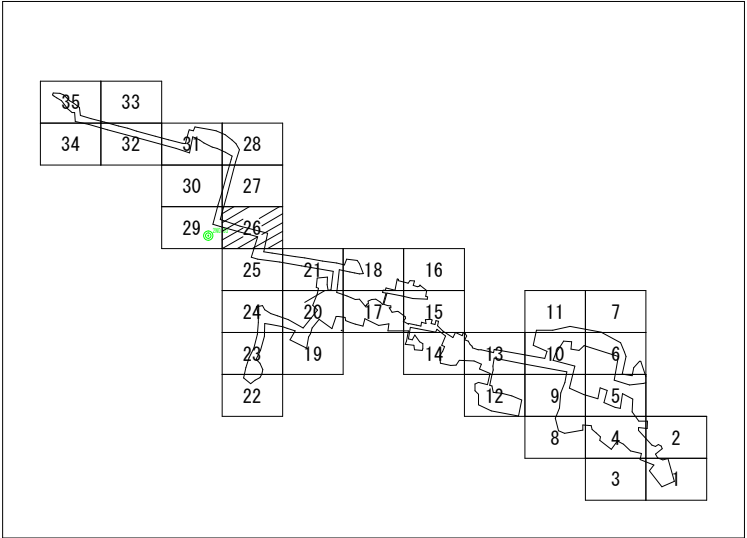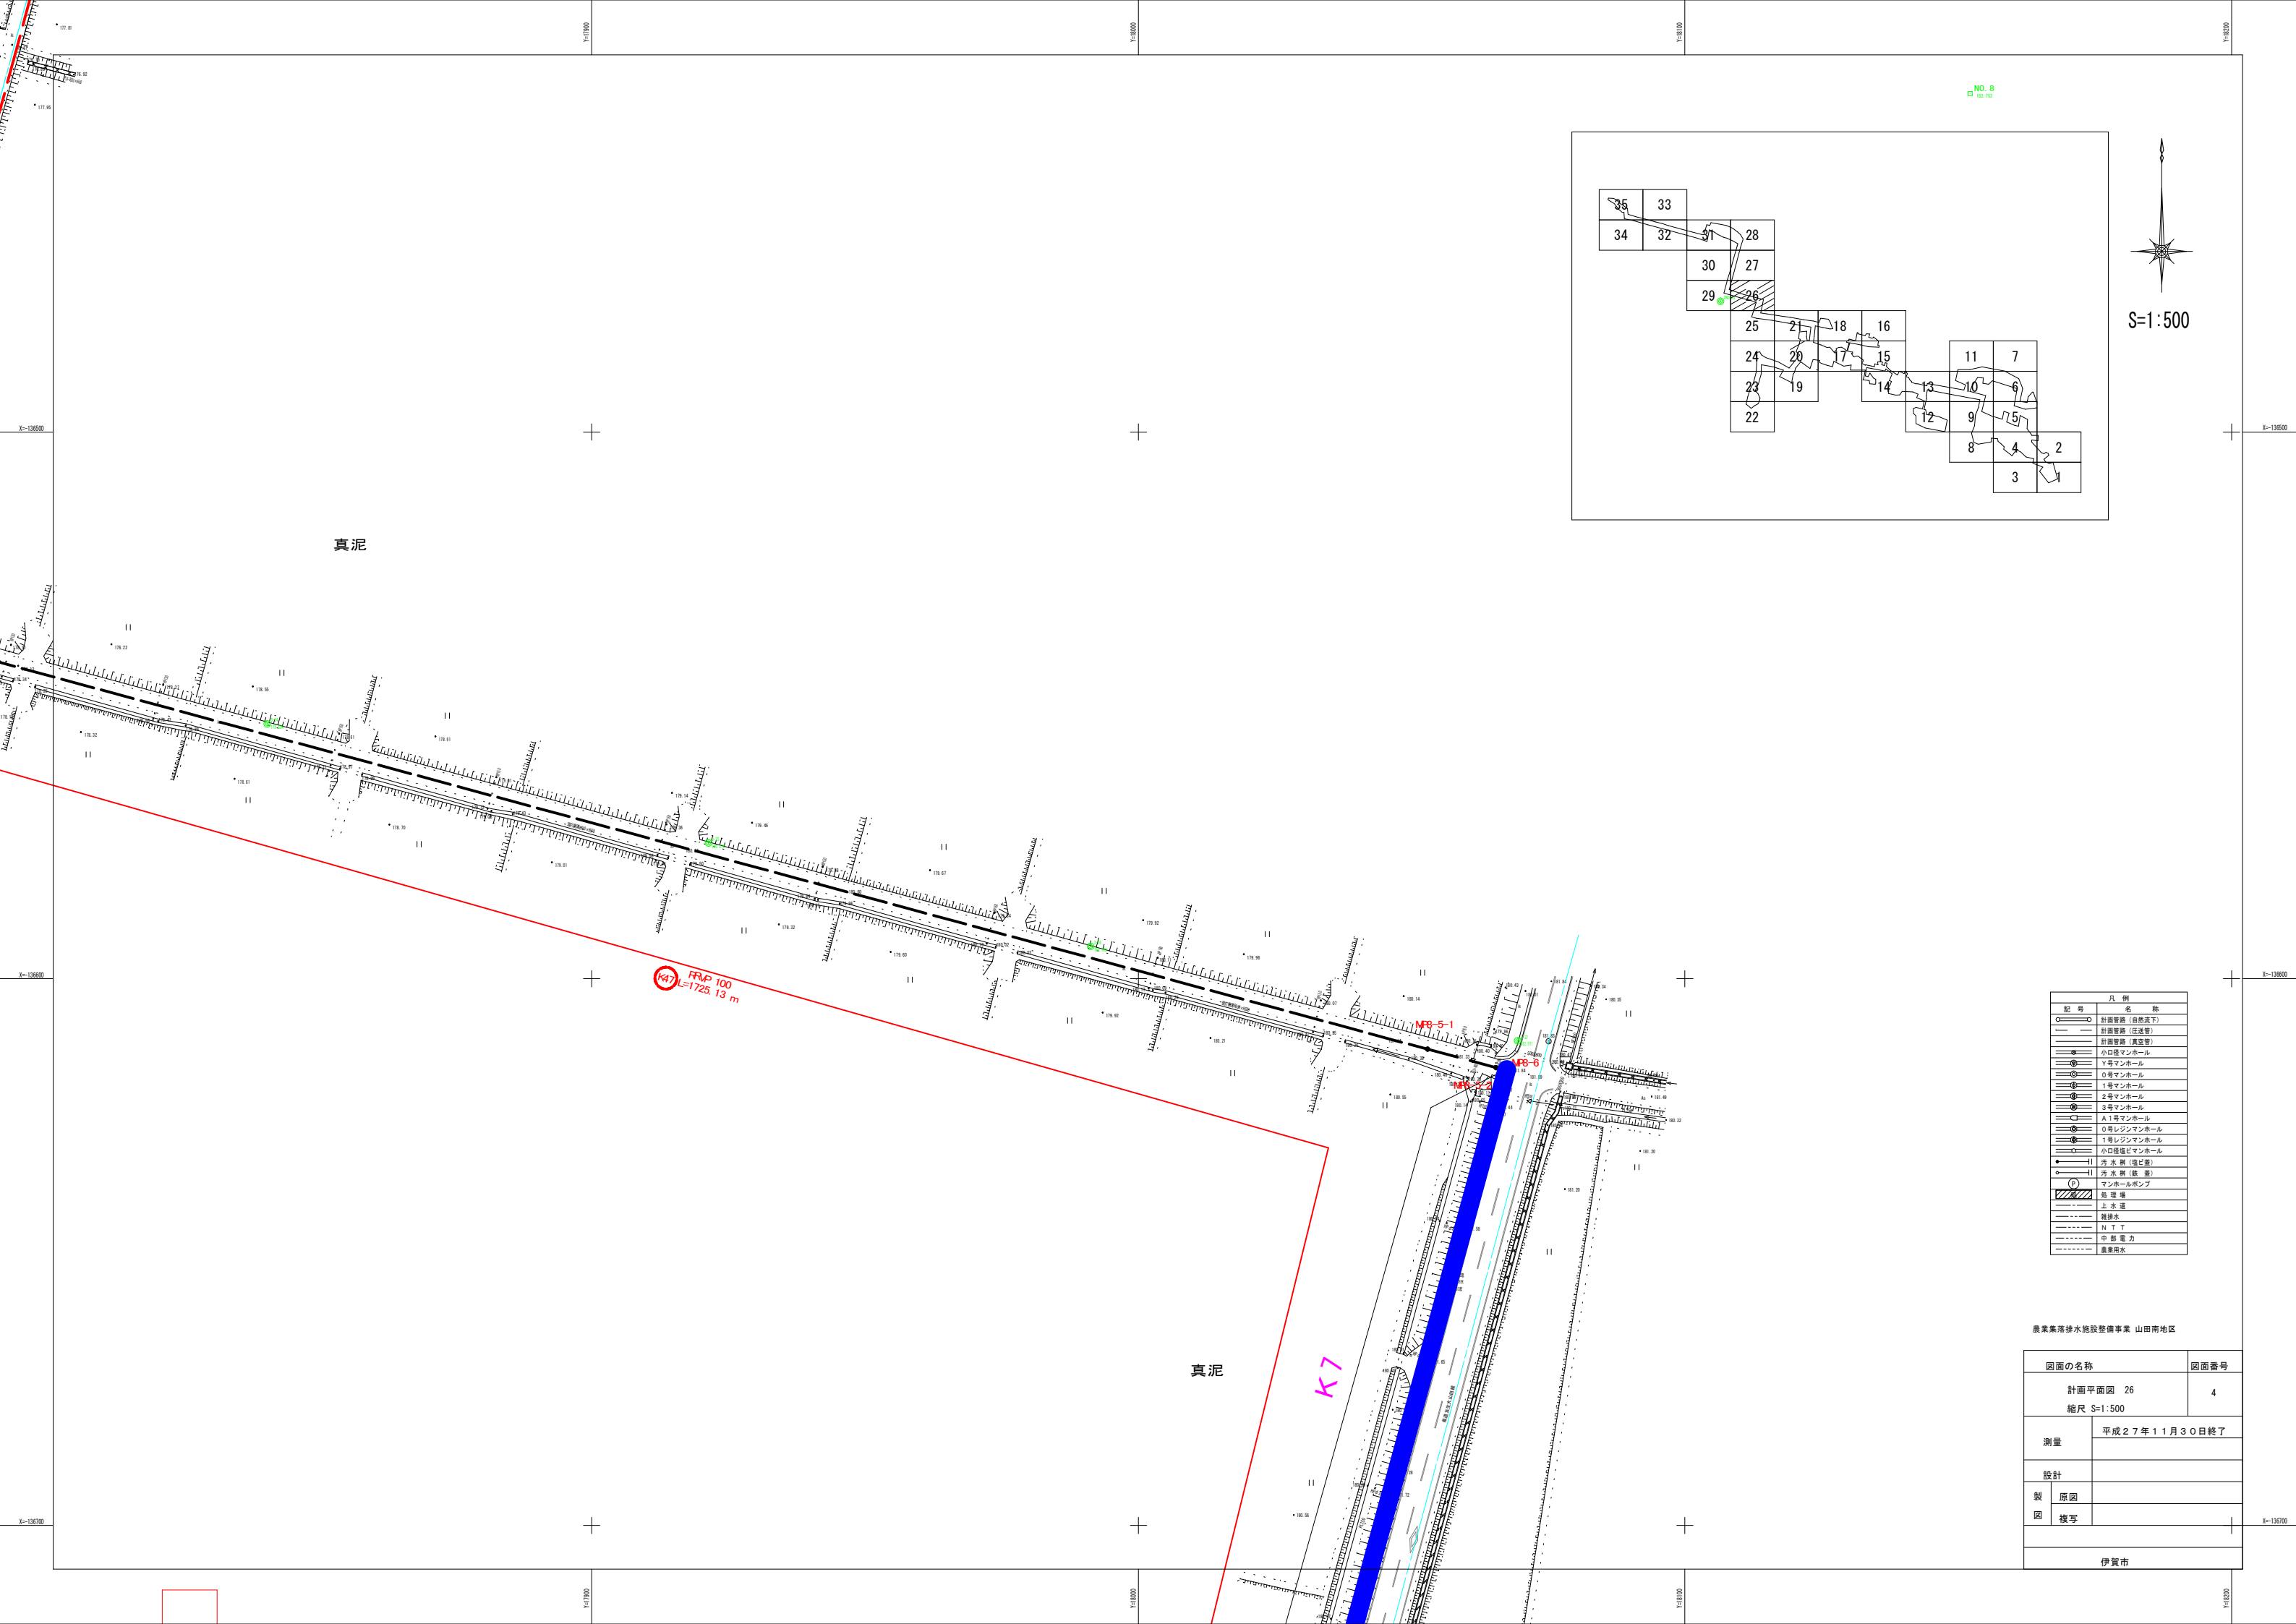

S=1:500

K47 RMP 100
L=1725.13 m

MF8-5-1



MF8-6

MF8-2

記号	凡例
○—○	計画管路 (自然流下)
—	計画管路 (圧送管)
—	計画管路 (真空管)
—	小口マンホール
⊙	Y号マンホール
⊙	0号マンホール
⊙	1号マンホール
⊙	2号マンホール
⊙	3号マンホール
⊙	A1号マンホール
⊙	0号レジンマンホール
⊙	1号レジンマンホール
⊙	小口強塩ビマンホール
●—	汚水管 (塩ビ管)
○—	汚水管 (鉄管)
⊙	マンホールポンプ
⊙	砂溜場
⊙	上水道
⊙	排水路
⊙	N.T.T.
⊙	中部電力
⊙	農業用水

農業集落排水施設整備事業 山田南地区

図面の名称		図面番号
計画平面図 26		4
縮尺 S=1:500		
測量	平成27年11月30日終了	
設計		
製図	原図	
	複写	
伊賀市		

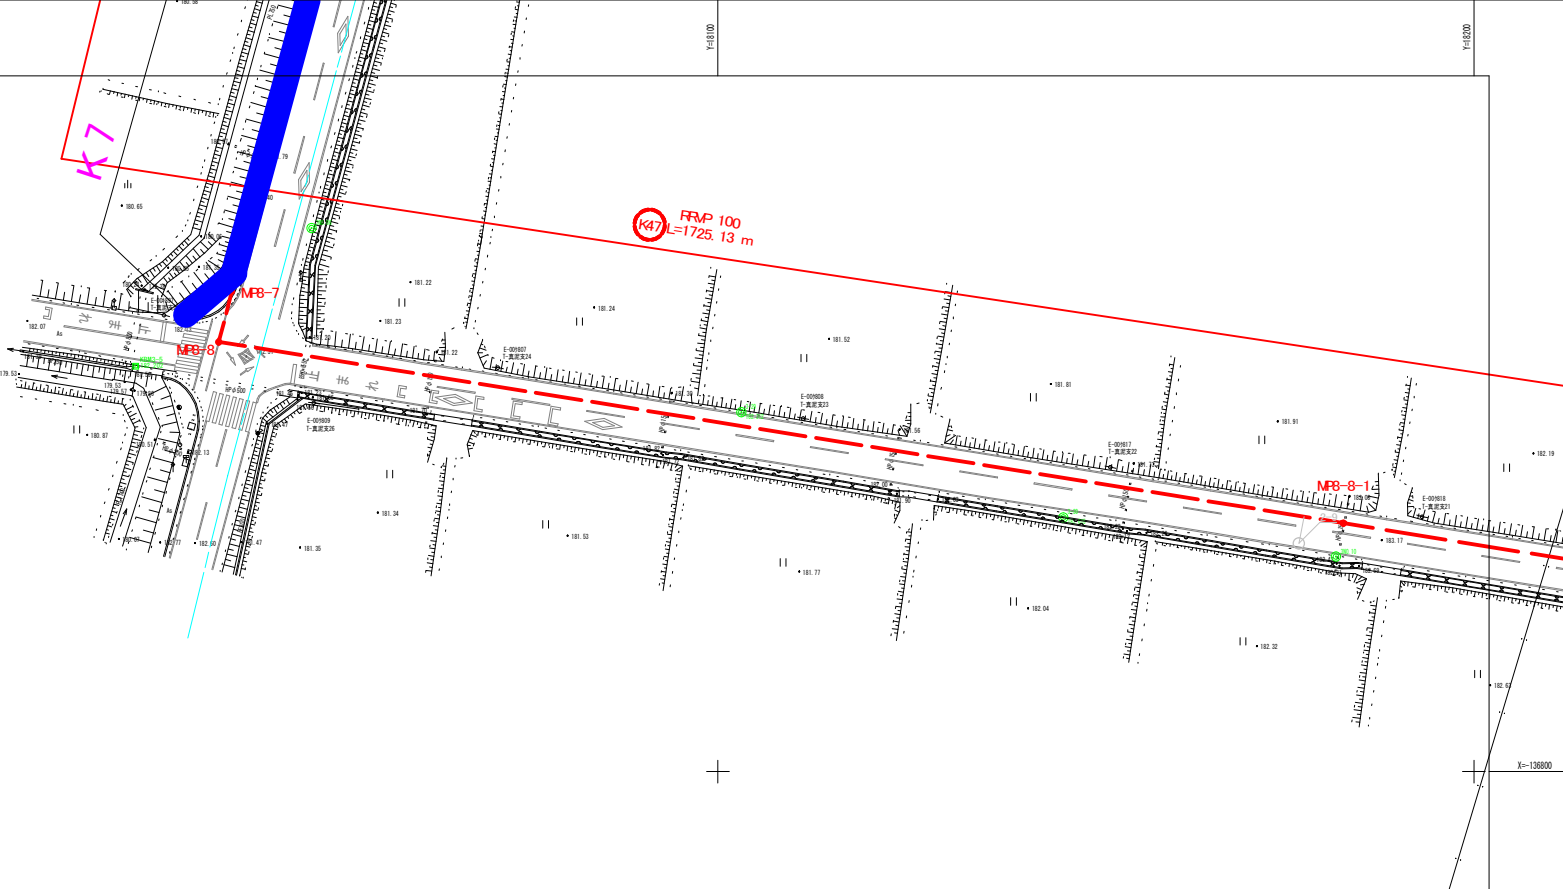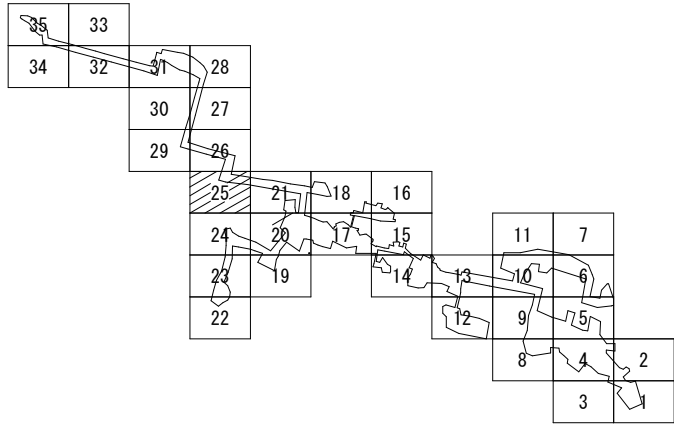

真泥


凡 例	
記 号	名 称
	計画道路 (自然流下)
	計画道路 (圧送管)
	計画道路 (真空管)
	小口径マンホール
	Y号マンホール
	O号マンホール
	1号マンホール
	2号マンホール
	3号マンホール
	A 1号マンホール
	O号レジンマンホール
	1号レジンマンホール
	小口径沼気マンホール
	汚 水 渠 (塩ビ管)
	汚 水 渠 (鉄 管)
	マンホールポンプ
	排水溝
	上 水 道
	排水水
	N T T
	電 力
	農業用水

農業集落排水施設整備事業 山田南地区	
図面の名称	図面番号
計画平面図 25	5
縮尺 S=1:500	
測量	平成27年11月30日終了
設計	
製 図	原図
	複写
伊賀市	


展開図

Y:200
H:800


K1路線（平均3.0m以上）

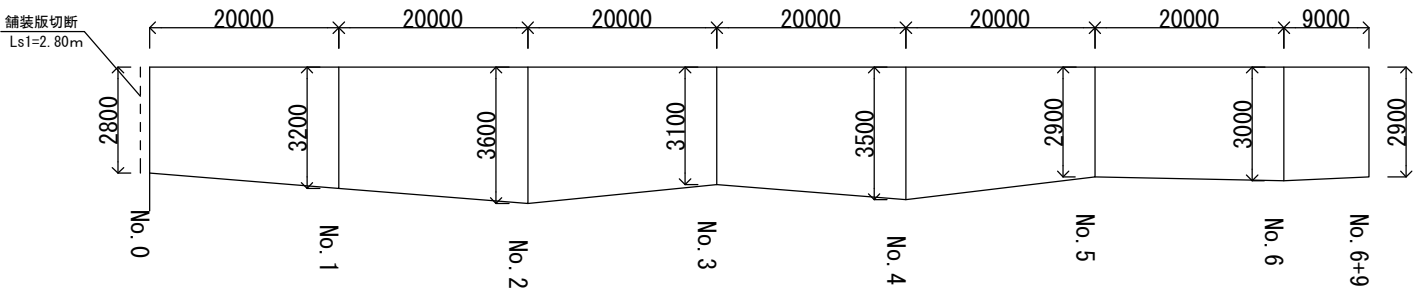

K2路線（コンクリート）

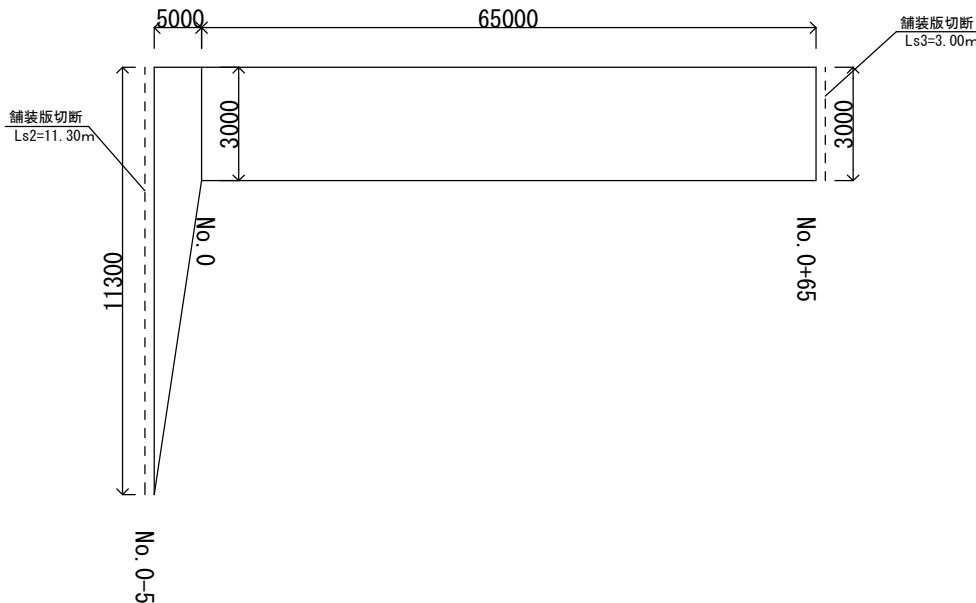

K3路線（平均3.0m以上）

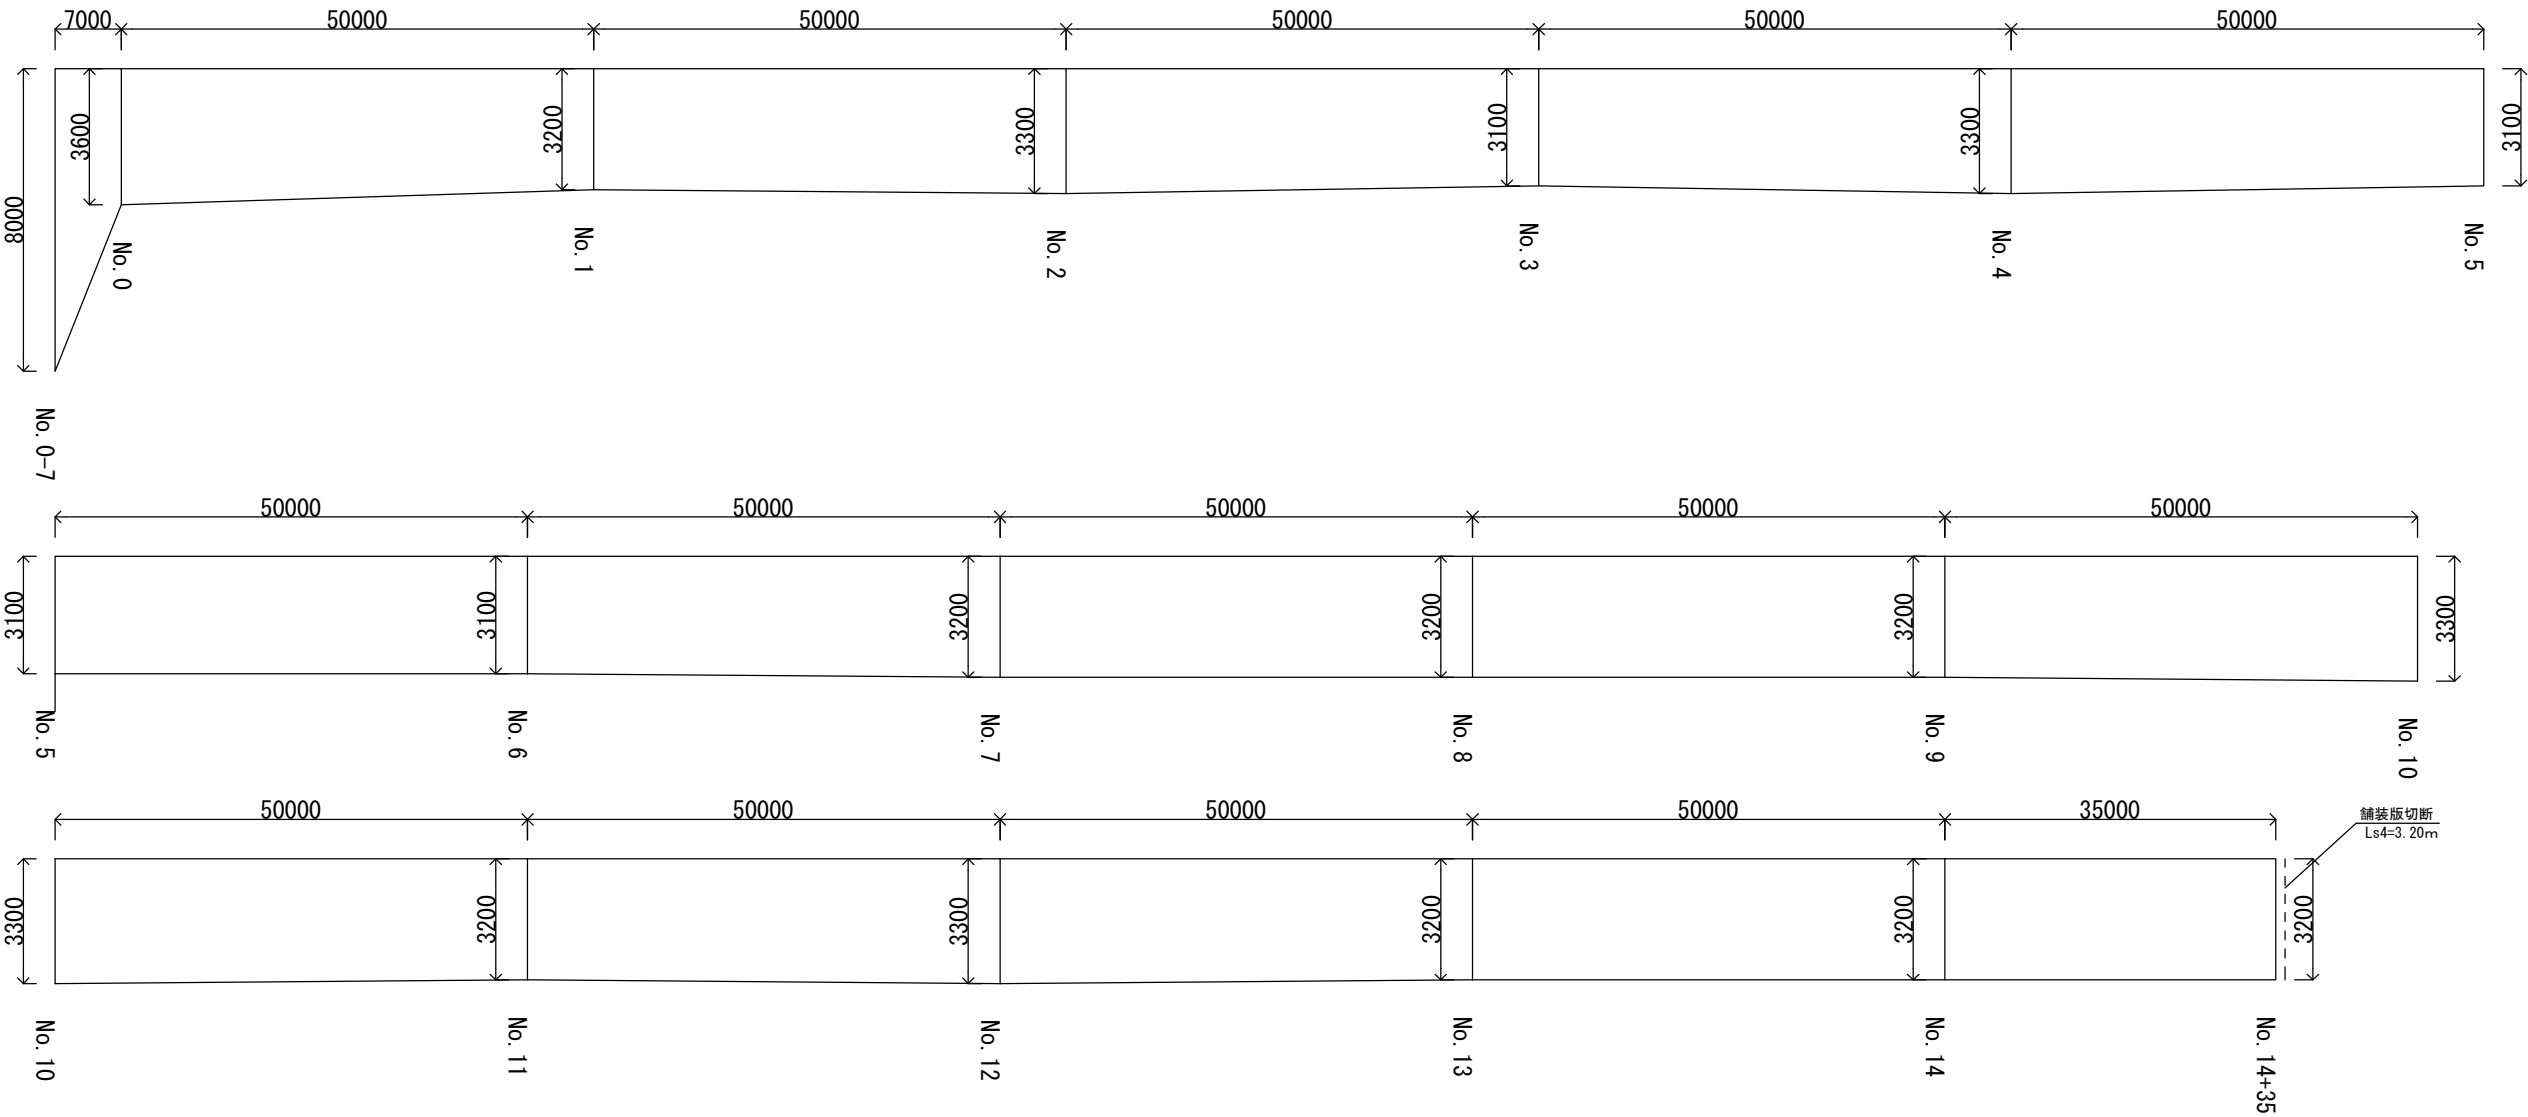


工事名	令和元年度 農業集落排水施設整備事業 山田南地区 真泥舗装復旧工事（その2）		
図面名	展開図		
年月日			
縮尺	Y:200 H:800	図面番号	6
会社名			
事業者名	伊賀市上下水道部下水道課		


展開図

Y=1:200
H=1:800


K4路線（平均3.0m以上）

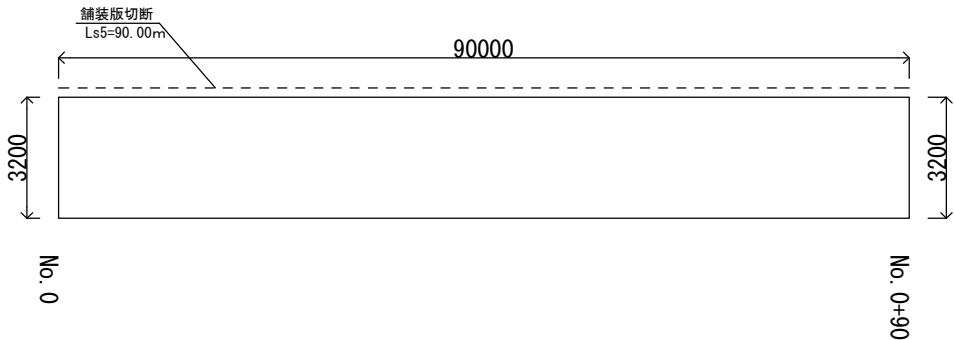


K5路線（平均3.0m以上）

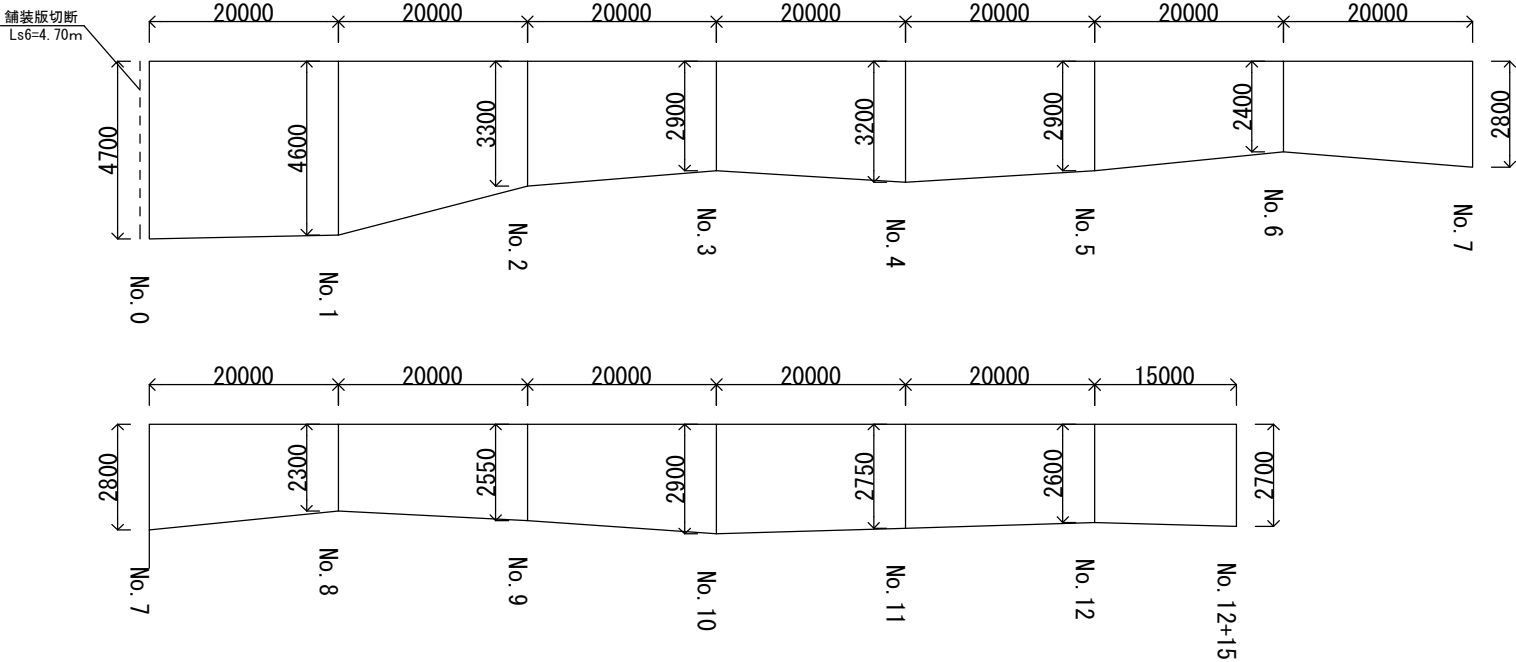


K6路線

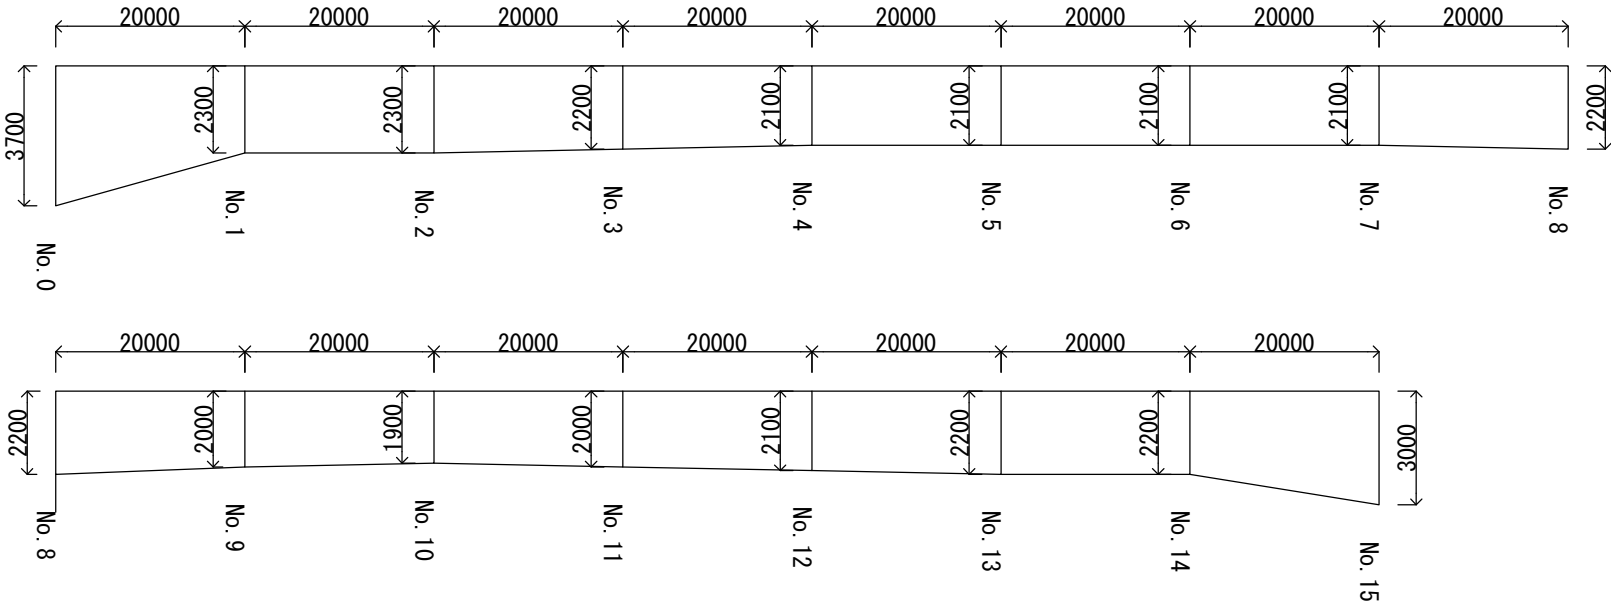


H1路線（平均3.0m以上）

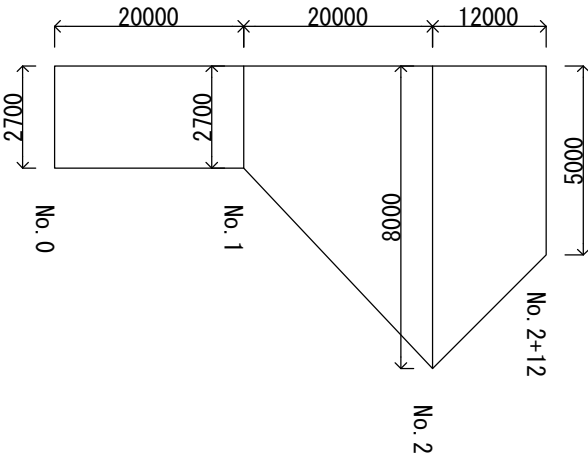


H2路線（コンクリート 平均3.0m以上）

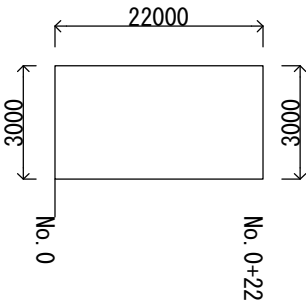

W1路線（平均3.0m以上）

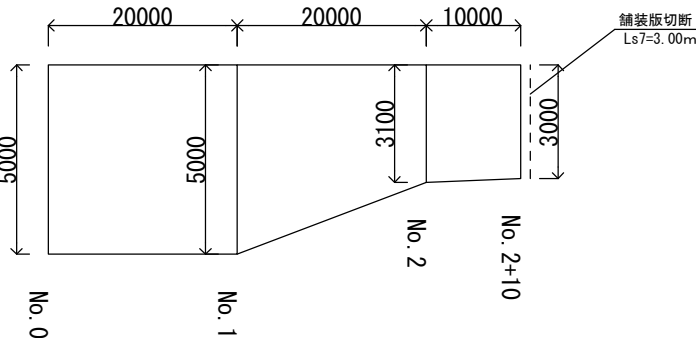










W2路線（コンクリート 平均3.0m以上）

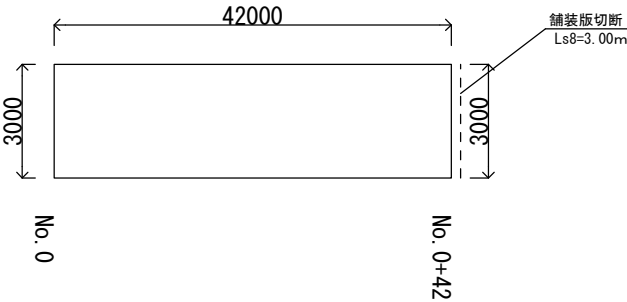

工事名	令和元年度 農業集落排水施設整備事業 山田南地区 真泥舗装復旧工事（その2）		
図面名	展開図		
年月日			
縮尺	Y=1:200 H=1:800	図面番号	7
会社名			
事業者名	伊賀市上下水道部下水道課		

V=1:200
H=1:800

K7路線（歩道）

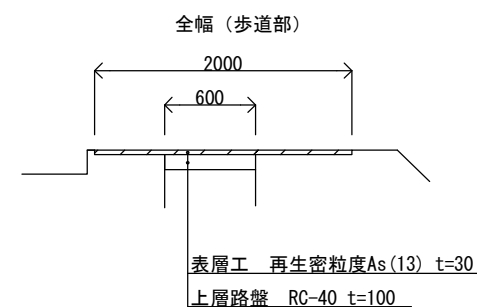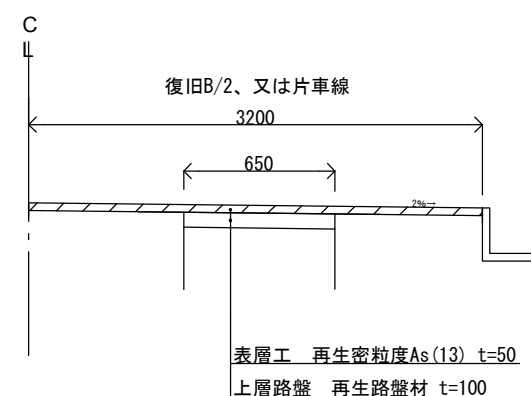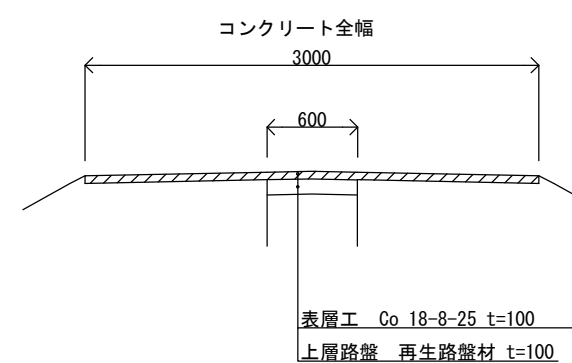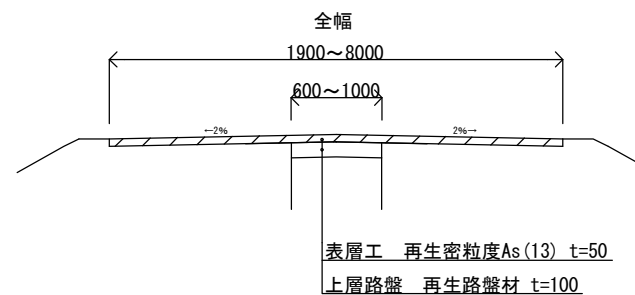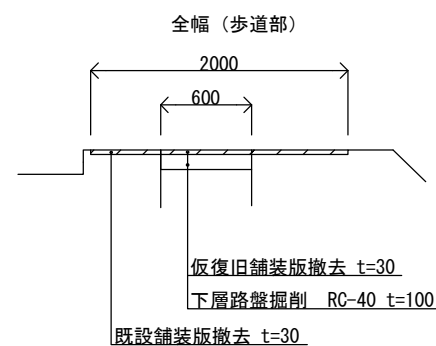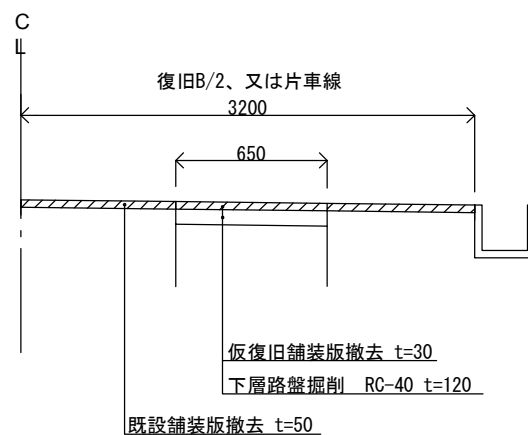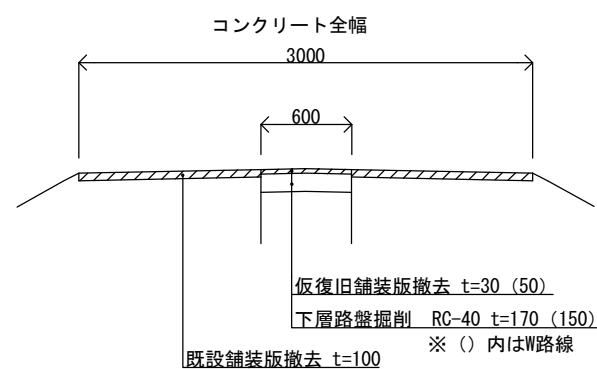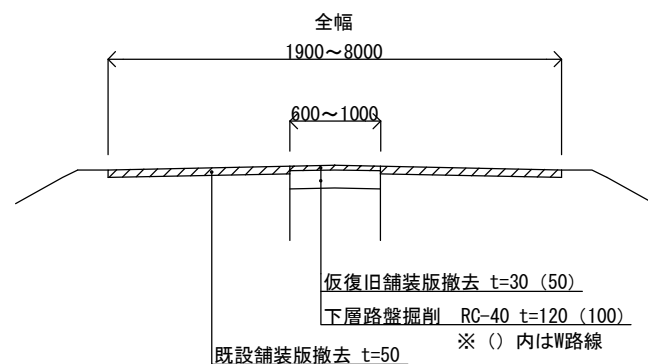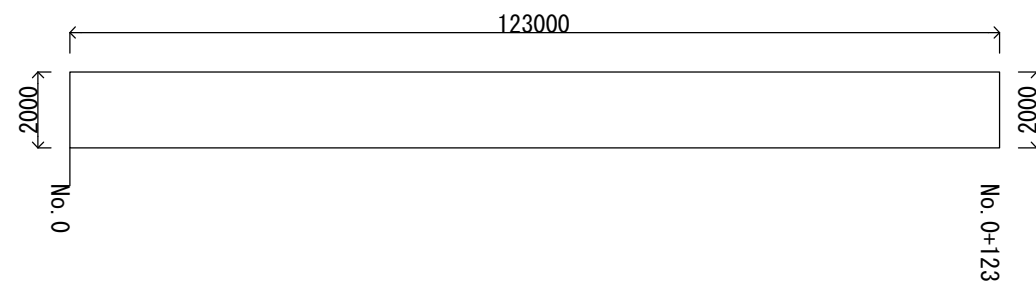

工事名	令和元年度 農業集落排水施設整備事業 山田南地区 真匠館修復工事（その2）		
図面名	撤去図・工法図		
年月日			
縮尺	Y=1:200 H=1:800	図面番号	8
会社名			
事業者名	伊賀市上下水道部下水道課		