


図 面 目 次


番 号	図 面 名 称	縮 尺	番 号	図 面 名 称	縮 尺
E-1	全体平面図	1/300	E-16	管理汚泥棟配線図(3)(更新)	1/100
E-2	ポンプ・水処理設備計装フローシート(更新)	—	E-17	塩素混和池配線図(1)(更新)	1/50
E-3	用水設備計装フローシート(更新)	—	E-18	塩素混和池配線図(2)(更新)	1/50
E-4	汚泥処理設備計装フローシート(更新)	—	E-19	塩素混和池配線図(3)(更新)	1/50
E-5	ポンプ・水処理設備計装フローシート(撤去)	—	E-20	全体配線図(撤去)	1/300
E-6	用水設備計装フローシート(撤去)	—	E-21	オキシゲーションデタッチ配線図(撤去)	1/100
E-7	汚泥処理設備計装フローシート(撤去)	—	E-22	最終沈殿池・管廊配線図(撤去)	1/100
E-8	システム系統図(更新)	—	E-23	管理汚泥棟配線図(1)(撤去)	1/100
E-9	計装盤単線結線図(撤去)	—	E-24	管理汚泥棟配線図(2)(撤去)	1/100
E-10	全体配線図(更新)	1/300	E-25	塩素混和池配線図(1)(撤去)	1/50
E-11	電気室・発電機室・監視室配線図(更新)	1/50	E-26	塩素混和池配線図(2)(撤去)	1/50
E-12	オキシゲーションデタッチ配線図(更新)	1/100	E-27	配線表(参考)	—
E-13	最終沈殿池・管廊配線図(更新)	1/100			
E-14	管理汚泥棟配線図(1)(更新)	1/100			
E-15	管理汚泥棟配線図(2)(更新)	1/100			

柘植浄化センター全体平面図 S=1/300

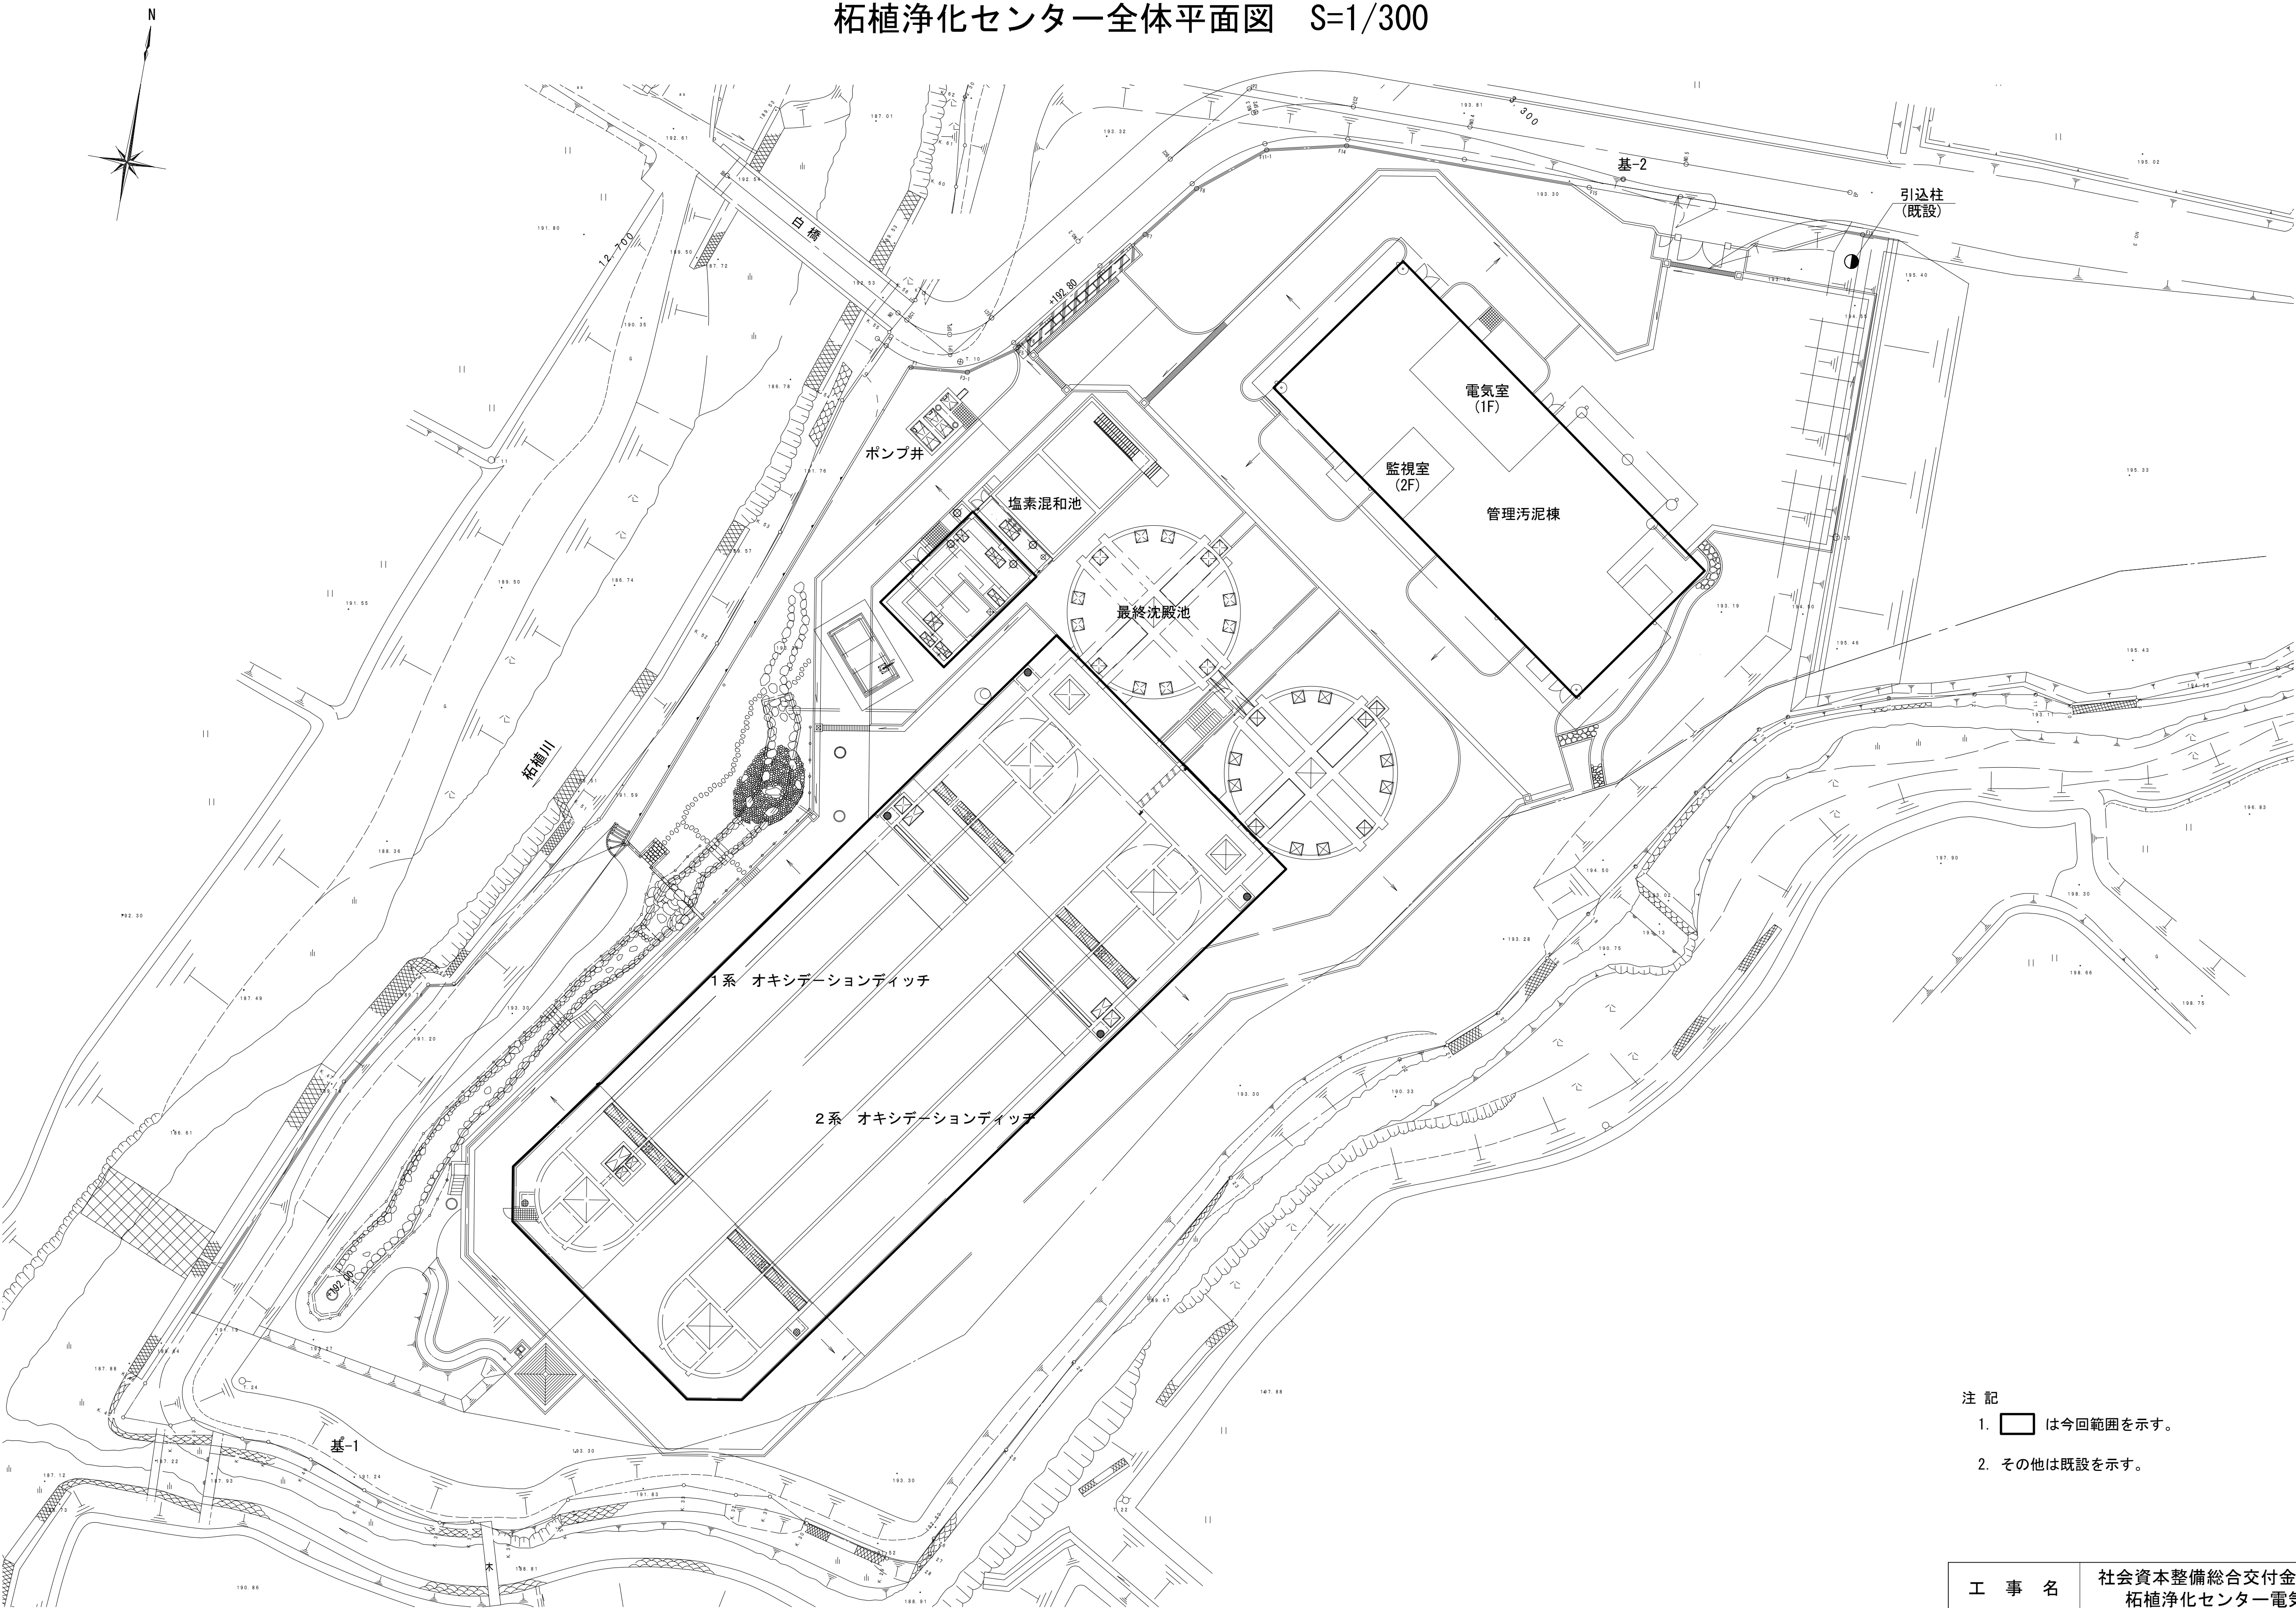

注 記
1. は今回範囲を示す。
2. その他は既設を示す。

工 事 名	社会資本整備総合交付金事業（防災安全） 柘植浄化センター電気設備更新工事		図面番号
			1/27
施 設 名	柘植浄化センター		
図 面 名 称	全体平面図		縮 尺 1/300
検 収 年 月		図面種別コード	
設 計 管 理		業務委託番号	
受 託 業 者		図 面 番 号	E-1

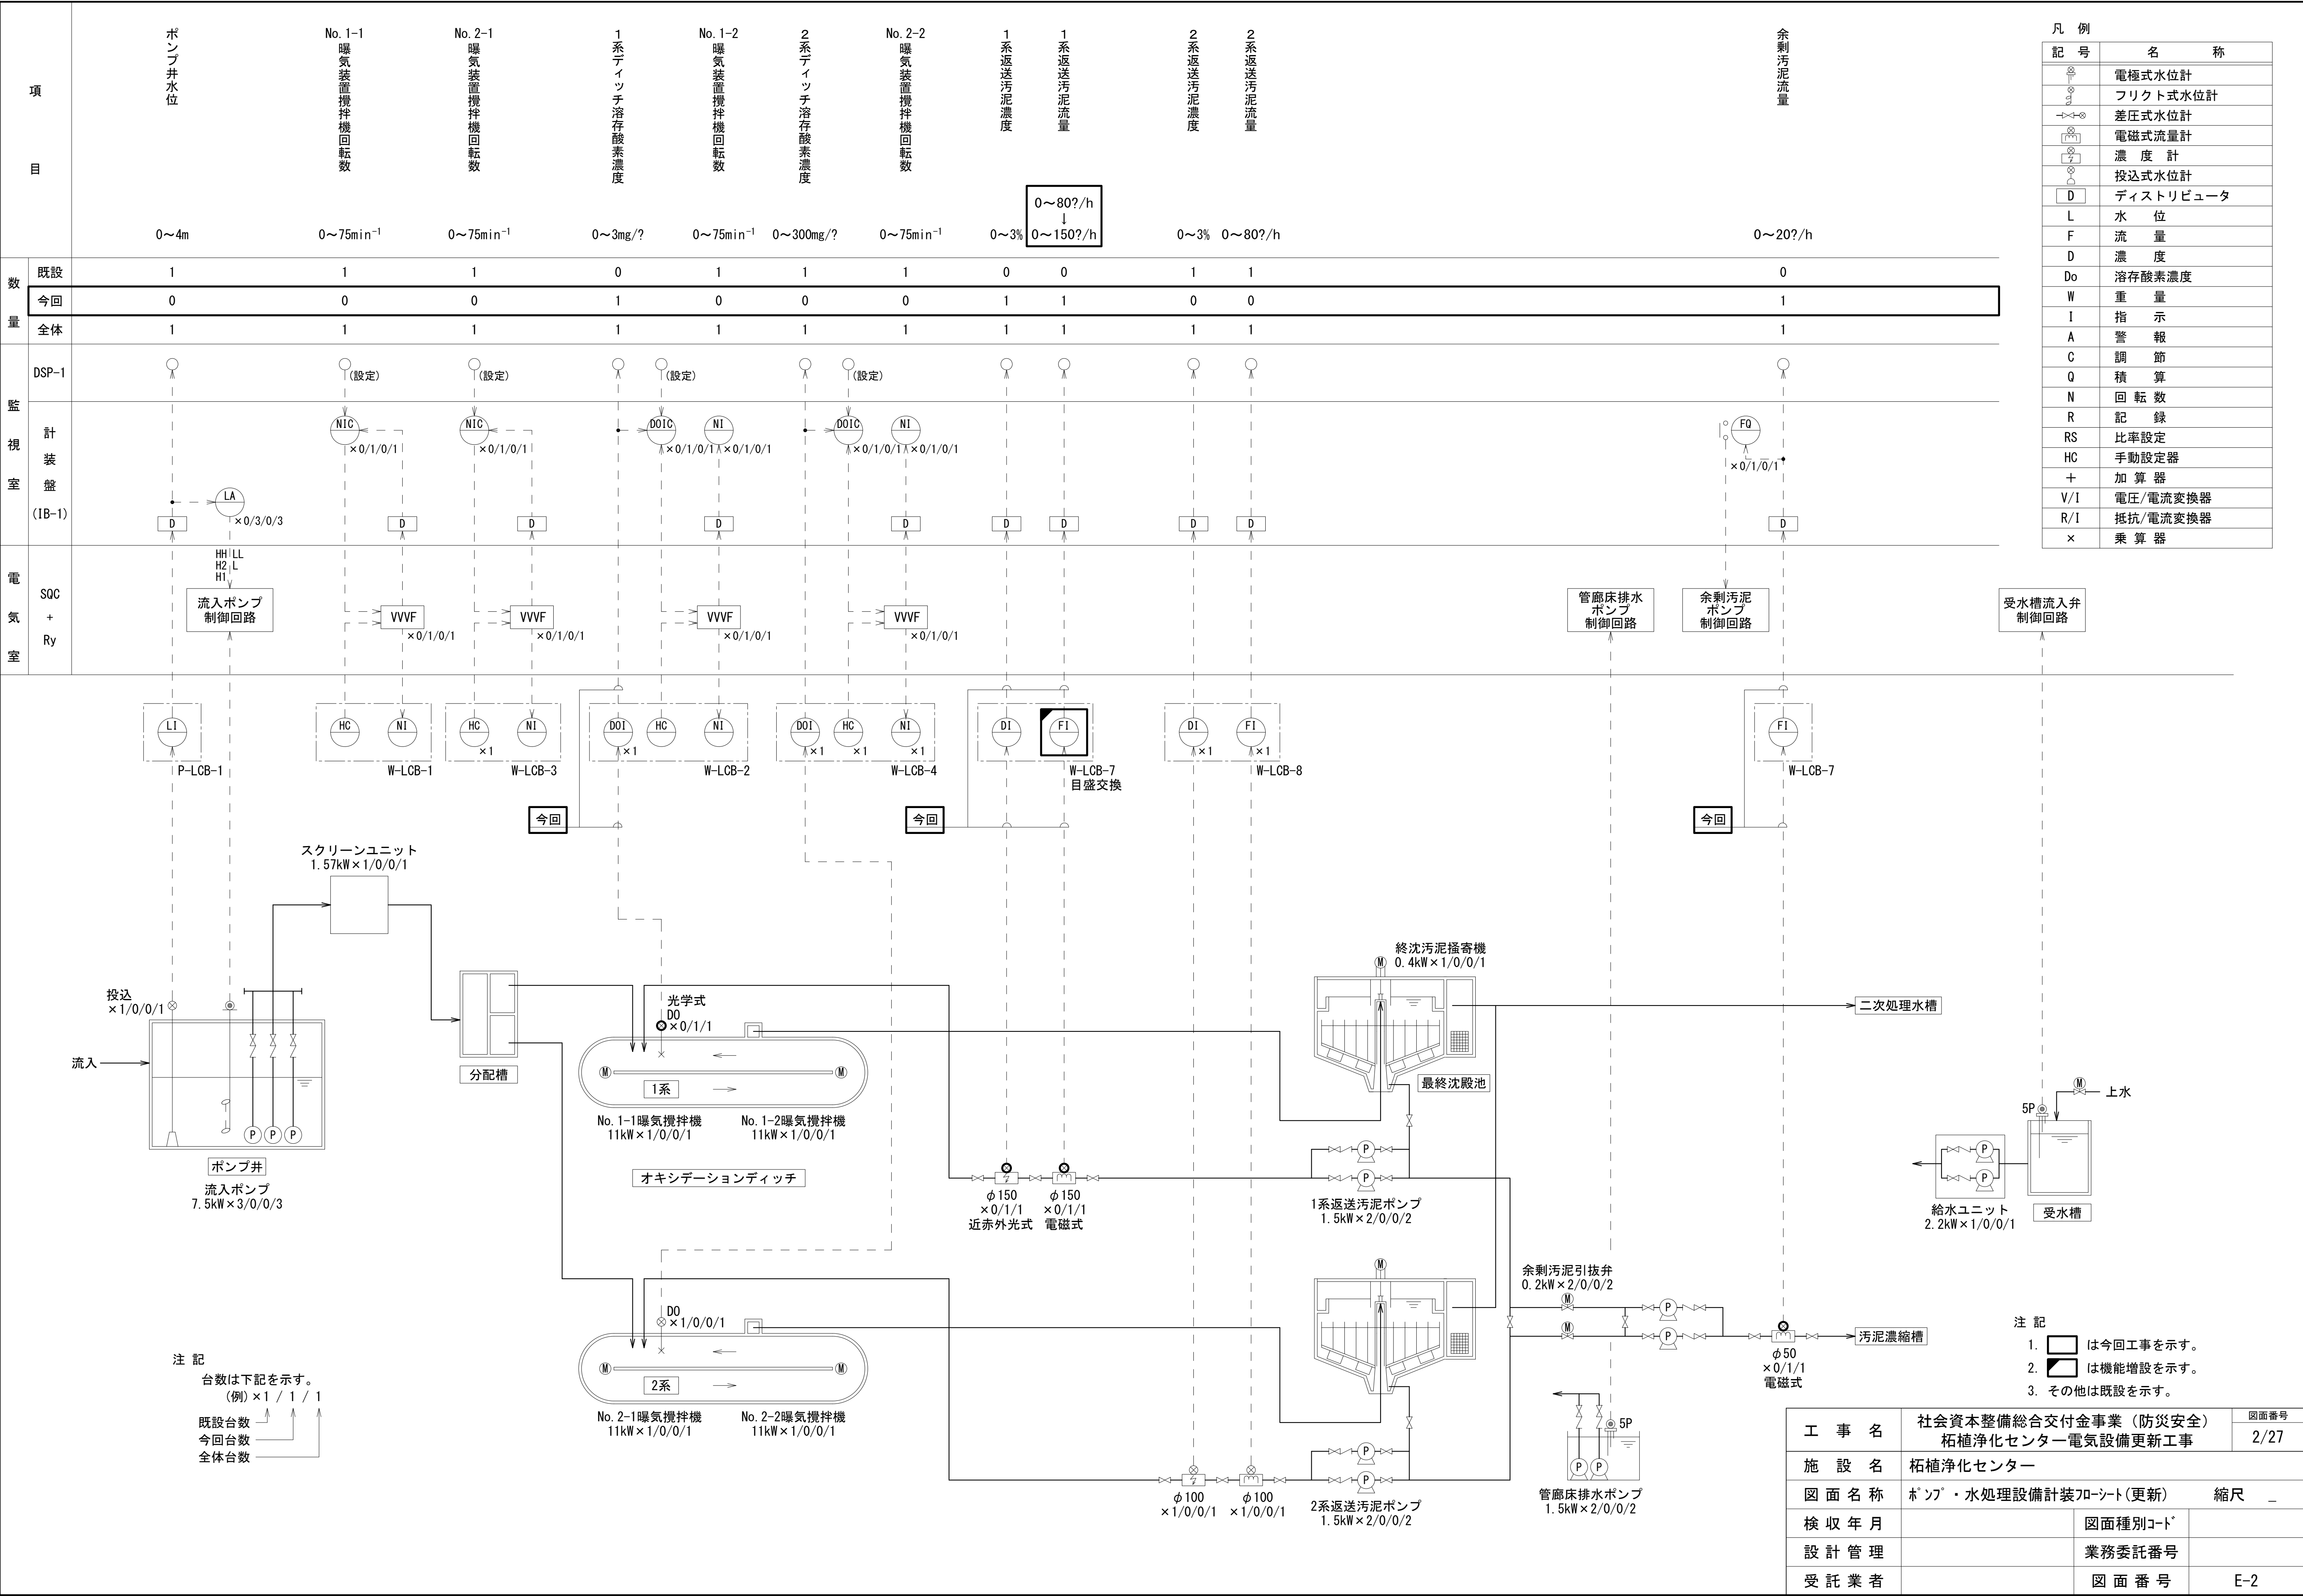

項目

数量

監視室

電気室

既設

今回

全体

DSP-1

計装盤 (1B-1)

SQC + Ry

No. 1
次亜塩素酸貯留タンク液位

No. 2
次亜塩素酸貯留タンク液位

次亜塩素酸注入量

放流量

残留塩素

0~1.2m

0~1.2m

0~10t/h

0~300t/h

0~3mg/l

凡例

記号

名称

電極式水位計

フリクト式水位計

差圧式水位計

電磁式流量計

濃度計

投込式水位計

D

ディストリビュータ

L

水位

F

流量

D

濃度

Do

溶存酸素濃度

W

重量

I

指示

A

警報

C

調節

Q

積算

N

回転数

R

記録

RS

比率設定

HC

手動設定器

+

加算器

V/I

電圧/電流変換器

R/I

抵抗/電流変換器

x

乗算器

排水ポンプ制御回路

ろ過原水ポンプろ過器制御回路

次亜塩素酸注入ポンプ次亜塩素酸貯留タンク制御回路

ろ過原水ポンプろ過器

次亜塩素酸注入ポンプ速度制御装置

次亜塩素酸貯留タンク

次亜塩素酸注入ポンプ

ろ過原水ポンプ

ろ過器

オートストレーナ

雑用水ユニット

雑用水

固形塩素接触装置

最終沈殿池

ろ過原水ポンプ

二次処理水槽

塩素混和池

放流水槽

放水ポンプ

ろ過原水ポンプ

ろ過器

活性炭ろ過器

活性炭ポンプ

逆洗ポンプ

逆洗ブロー

貯水槽送水ポンプ

ポンプ井

注記

台数は下記を示す。

(例) x 1 / 1 / 1

既設台数

今回台数

全体台数

注記

1. 今回工事を示す。

2. その他は既設を示す。

工事名

社会資本整備総合交付金事業（防災安全）

柘植浄化センター電気設備更新工事

図面番号

3/27

施設名

柘植浄化センター

図面名称

用水設備計装70シート(更新)

縮尺

-

検収年月

図面種別コード


設計管理


業務委託番号

受託業者

図面番号

E-3

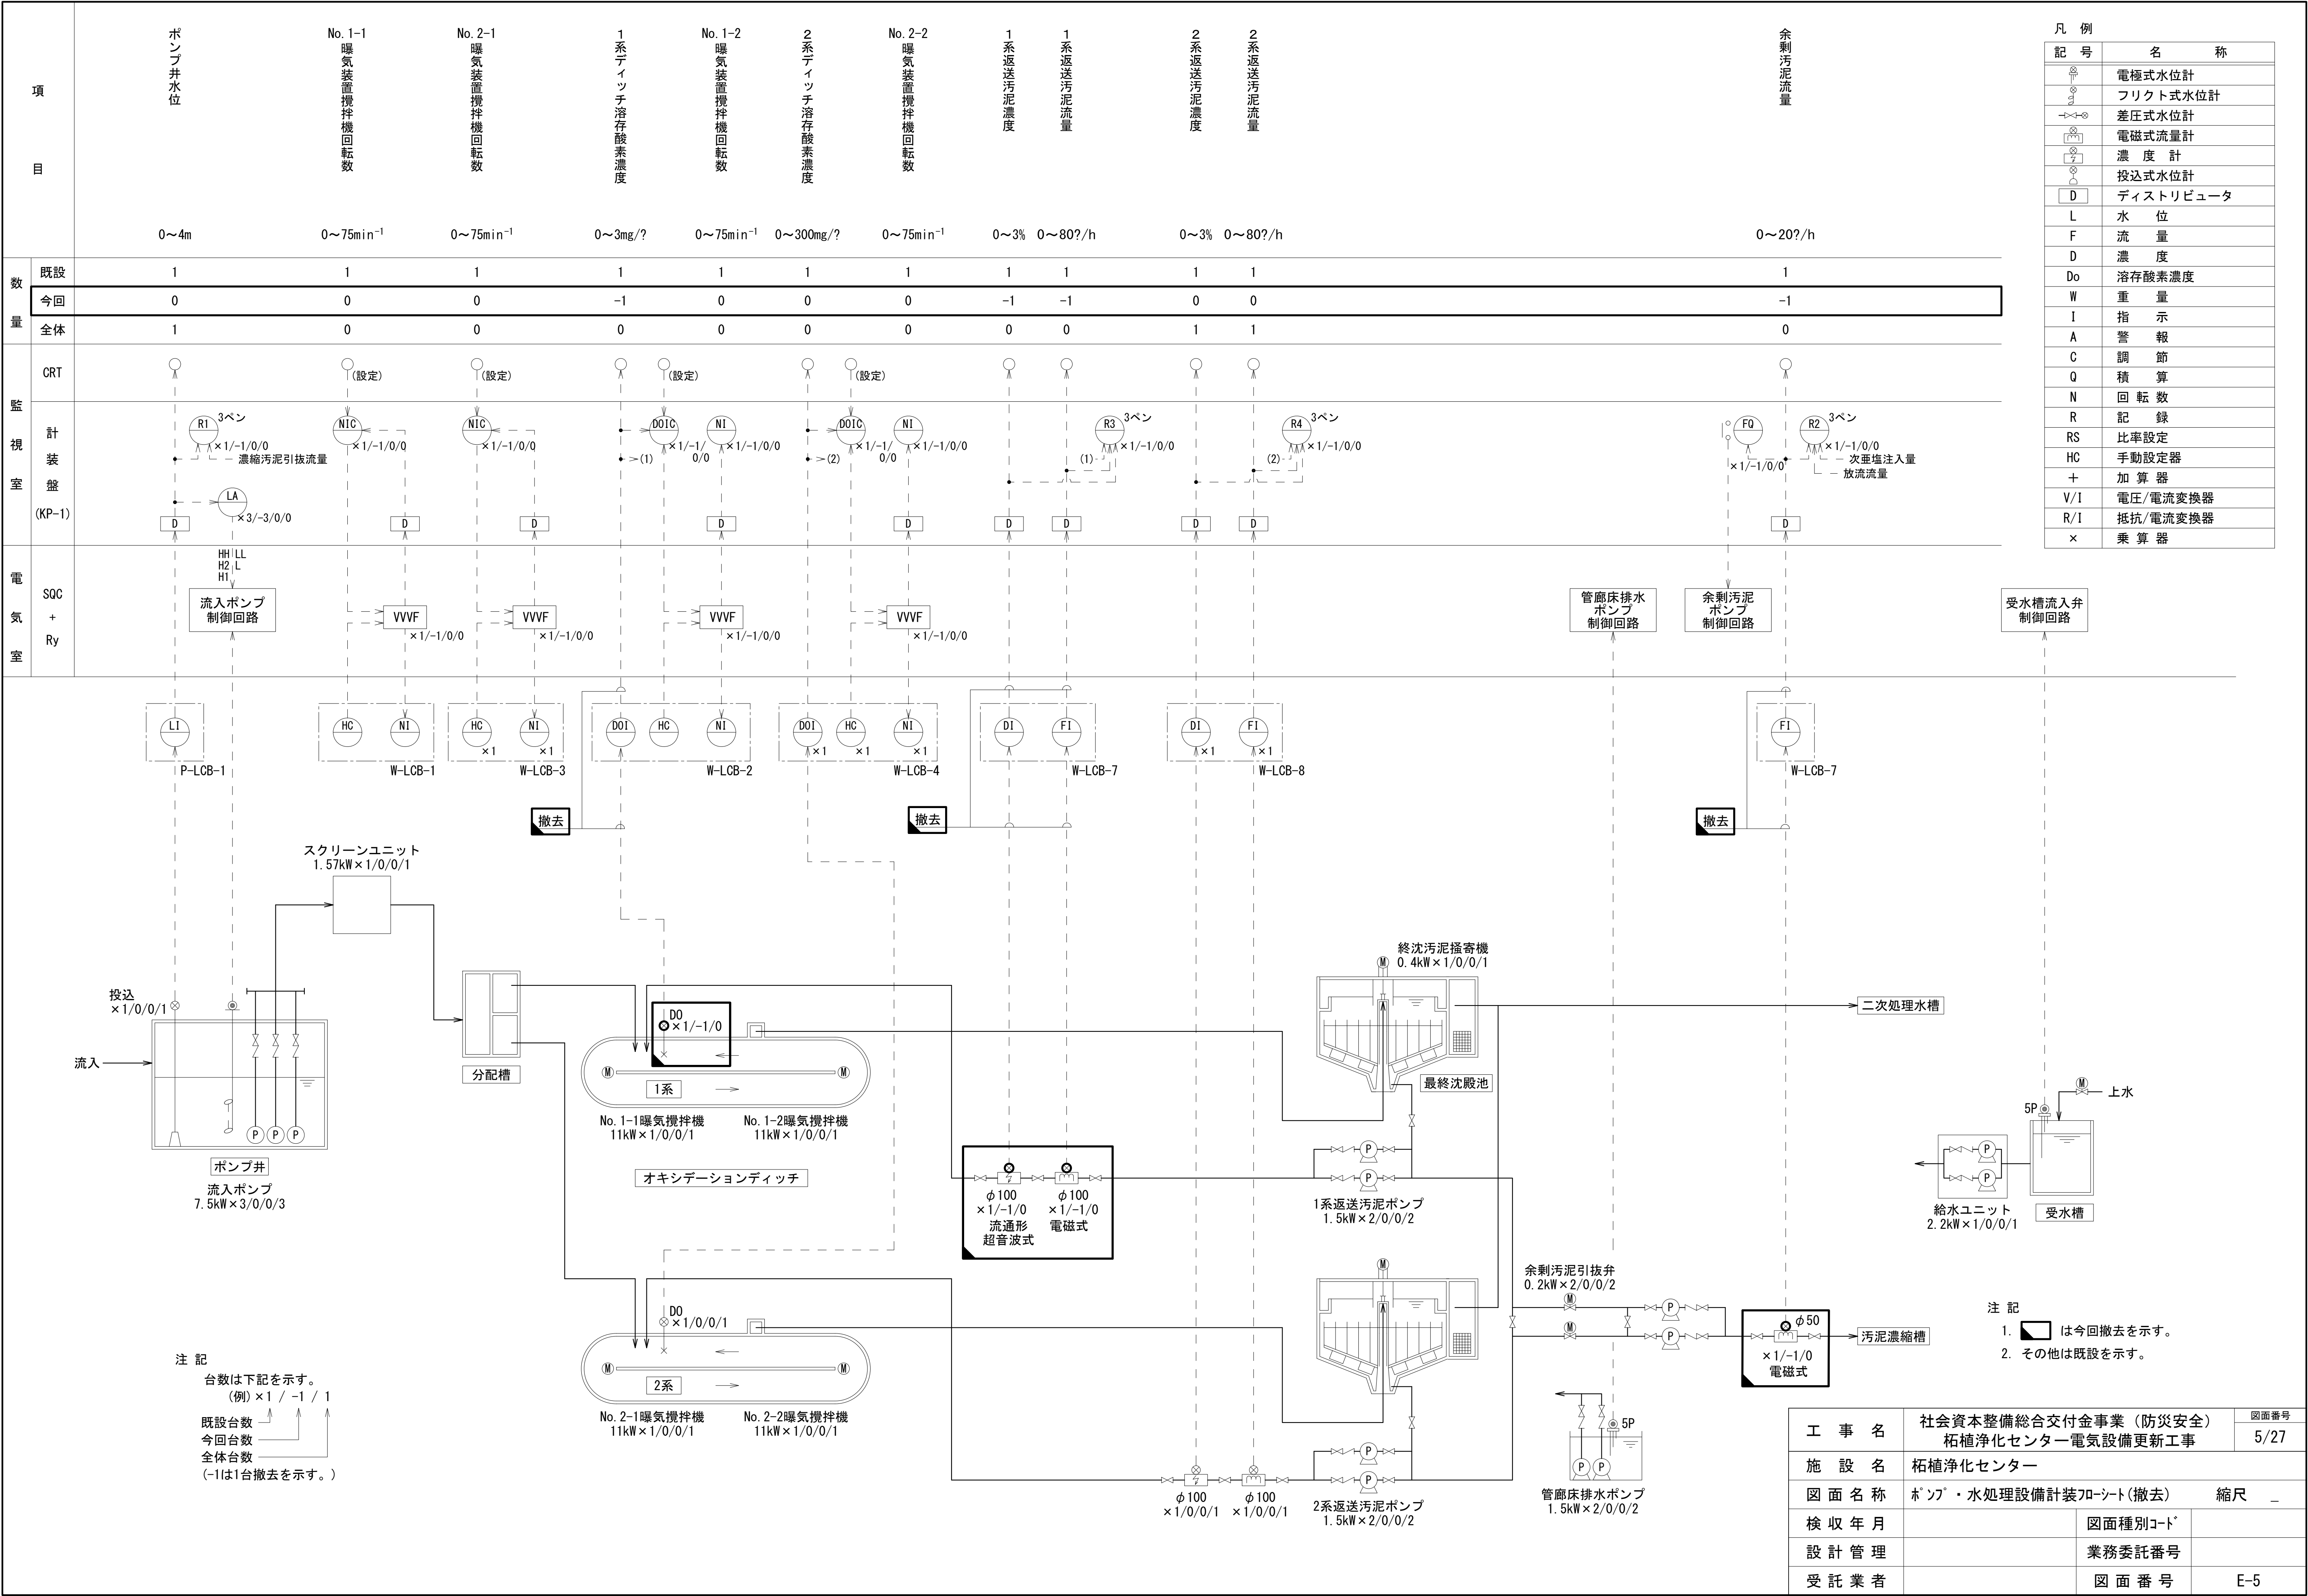

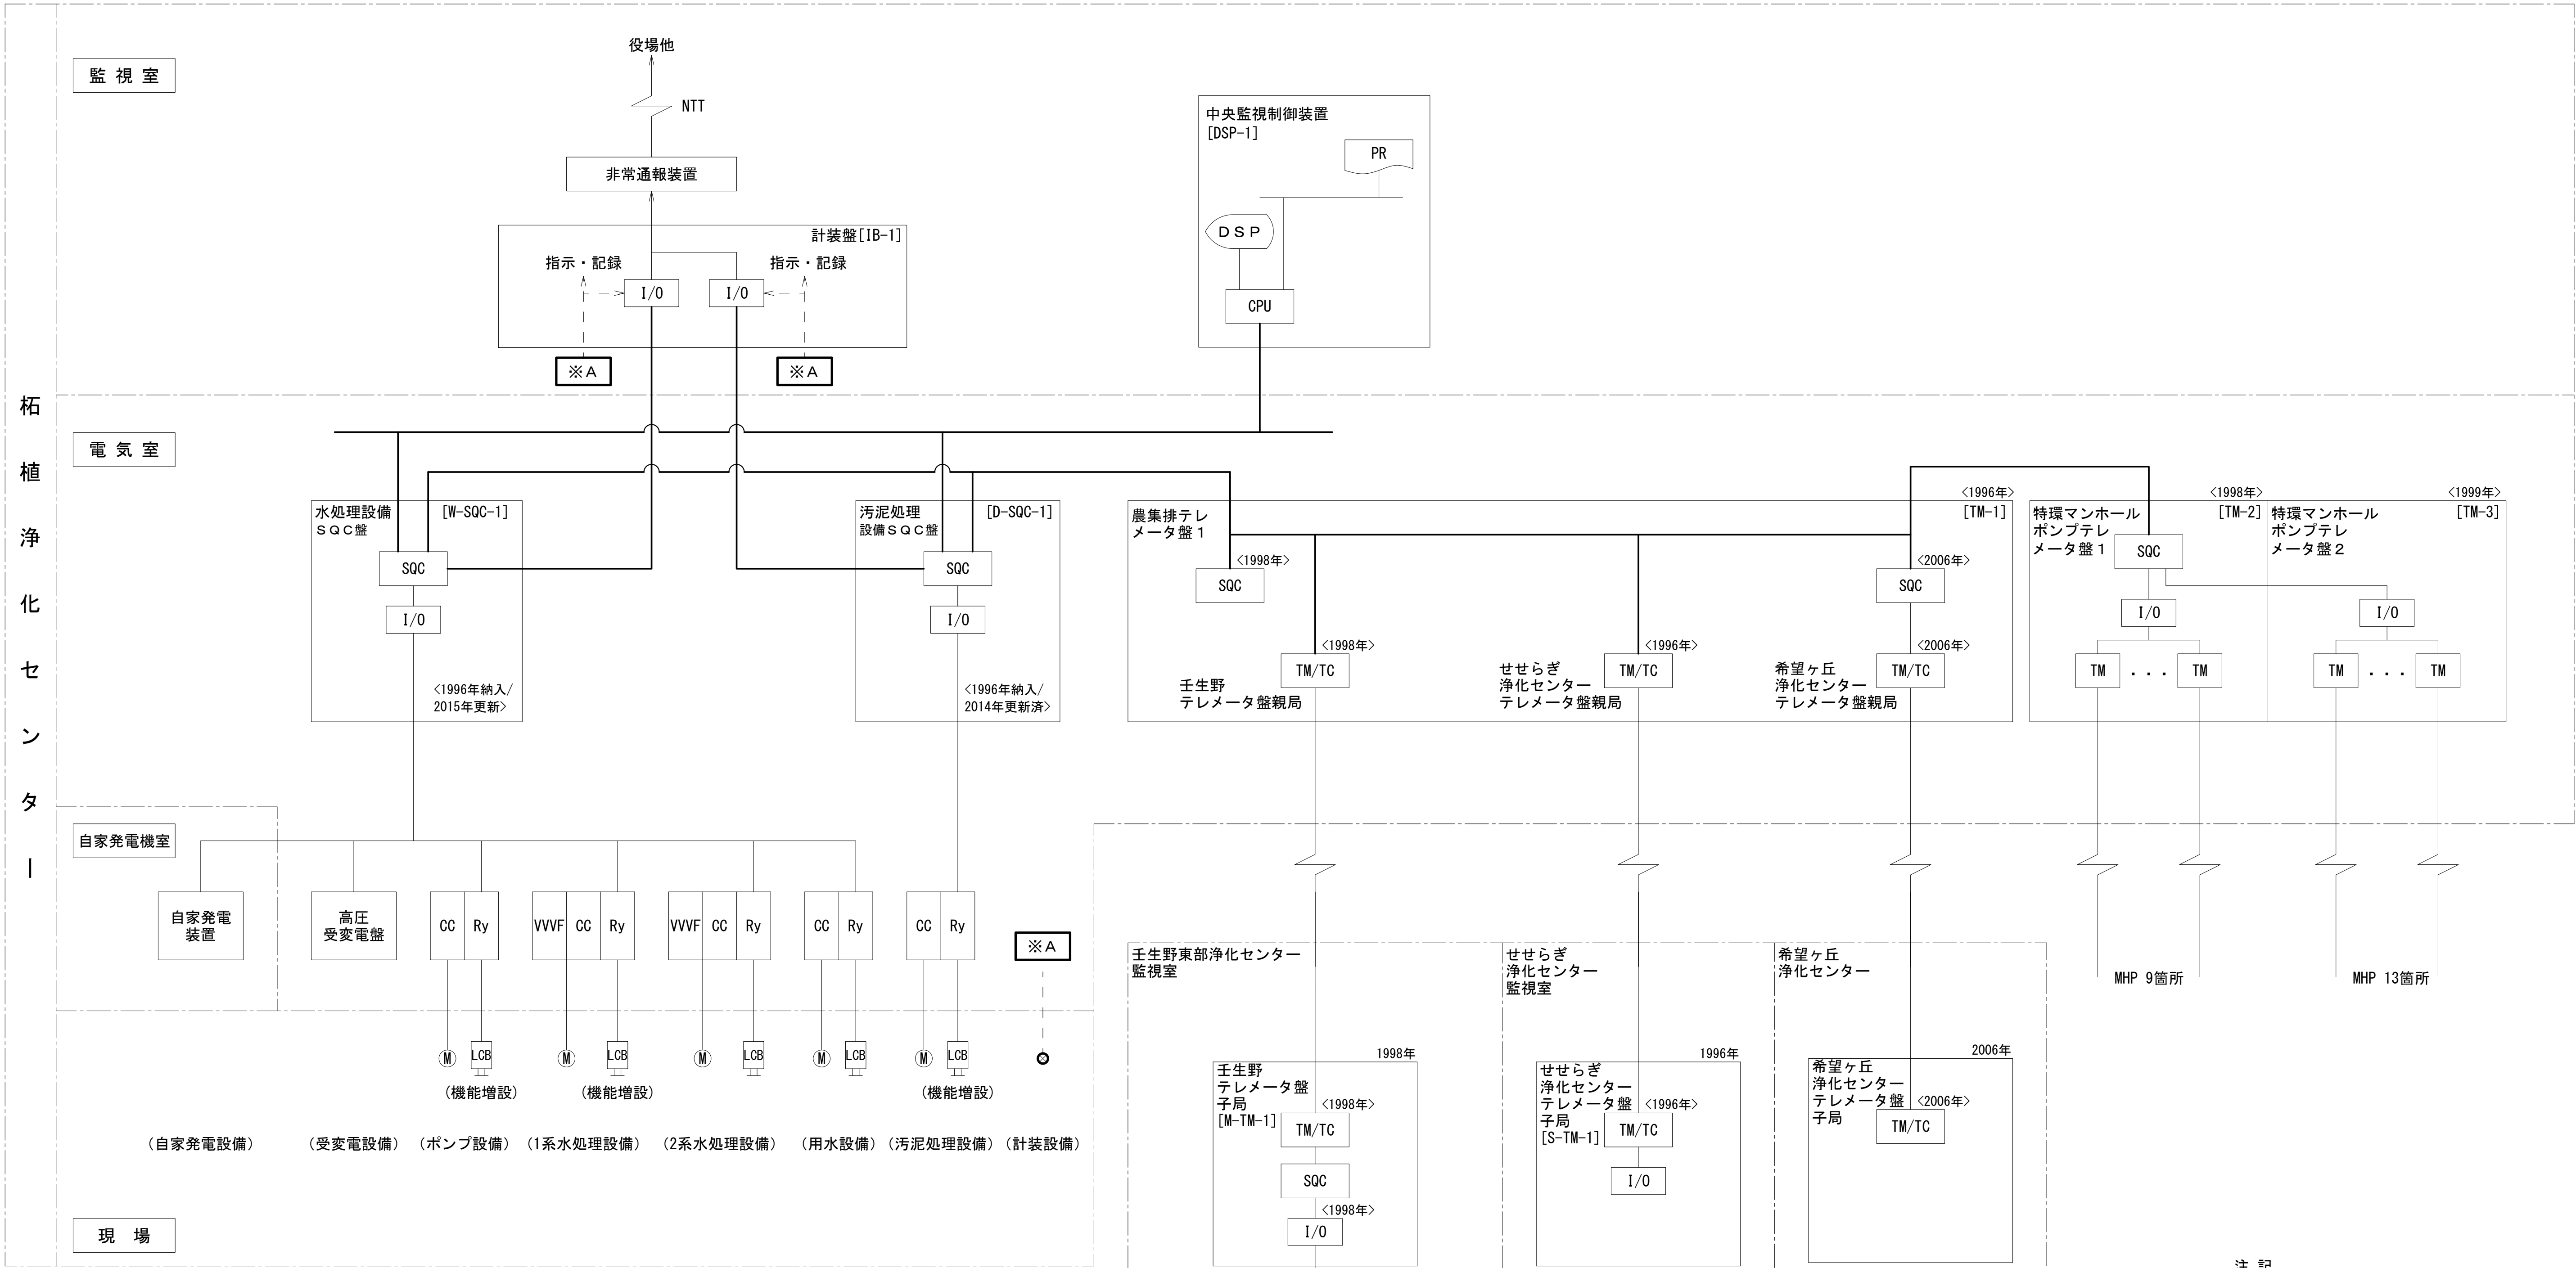

凡 例

記 号	名 称
CPU	演算処理装置
PR	プリンタ
SQC	シーケンスコントローラ
I/O	入出力装置
TM/TC	遠方監視制御装置
——	伝送
——	直送（デジタル）
- - -	直送（アナログ）

TM-2（MHP 9箇所）

No.	名 称
1	上村1号MHP場TM
2	上村2号MHP場TM
3	上村3号MHP場TM
4	中柘植1号MHP場TM
5	中柘植2号MHP場TM
6	中柘植3号MHP場TM
7	山出1号MHP場TM
8	前川1号MHP場TM
9	柘植青葉台1号MHP場TM


TM-3（MHP 13箇所）

No.	名 称
1	岡鼻1号MHP場TM
2	岡鼻2号MHP場TM
3	岡鼻3号MHP場TM
4	上町1号MHP場TM
5	倉部1号MHP場TM
6	小林1号MHP場TM
7	小林2号MHP場TM
8	小林3号MHP場TM
9	小林4号MHP場TM
10	倉部2号MHP場TM
11	倉部3号MHP場TM
12	倉部4号MHP場TM
13	倉部5号MHP場TM

注 記

- は今回工事を示す。
- その他は既設を示す。


工 事 名	社会資本整備総合交付金事業（防災安全） 柘植浄化センター電気設備更新工事		図面番号
			8/27
施 設 名	柘植浄化センター		
図 面 名 称	システム系統図（更新）	縮 尺	—
検 収 年 月		図面種別コード	
設 計 管 理		業務委託番号	
受 託 業 者		図 面 番 号	E-8

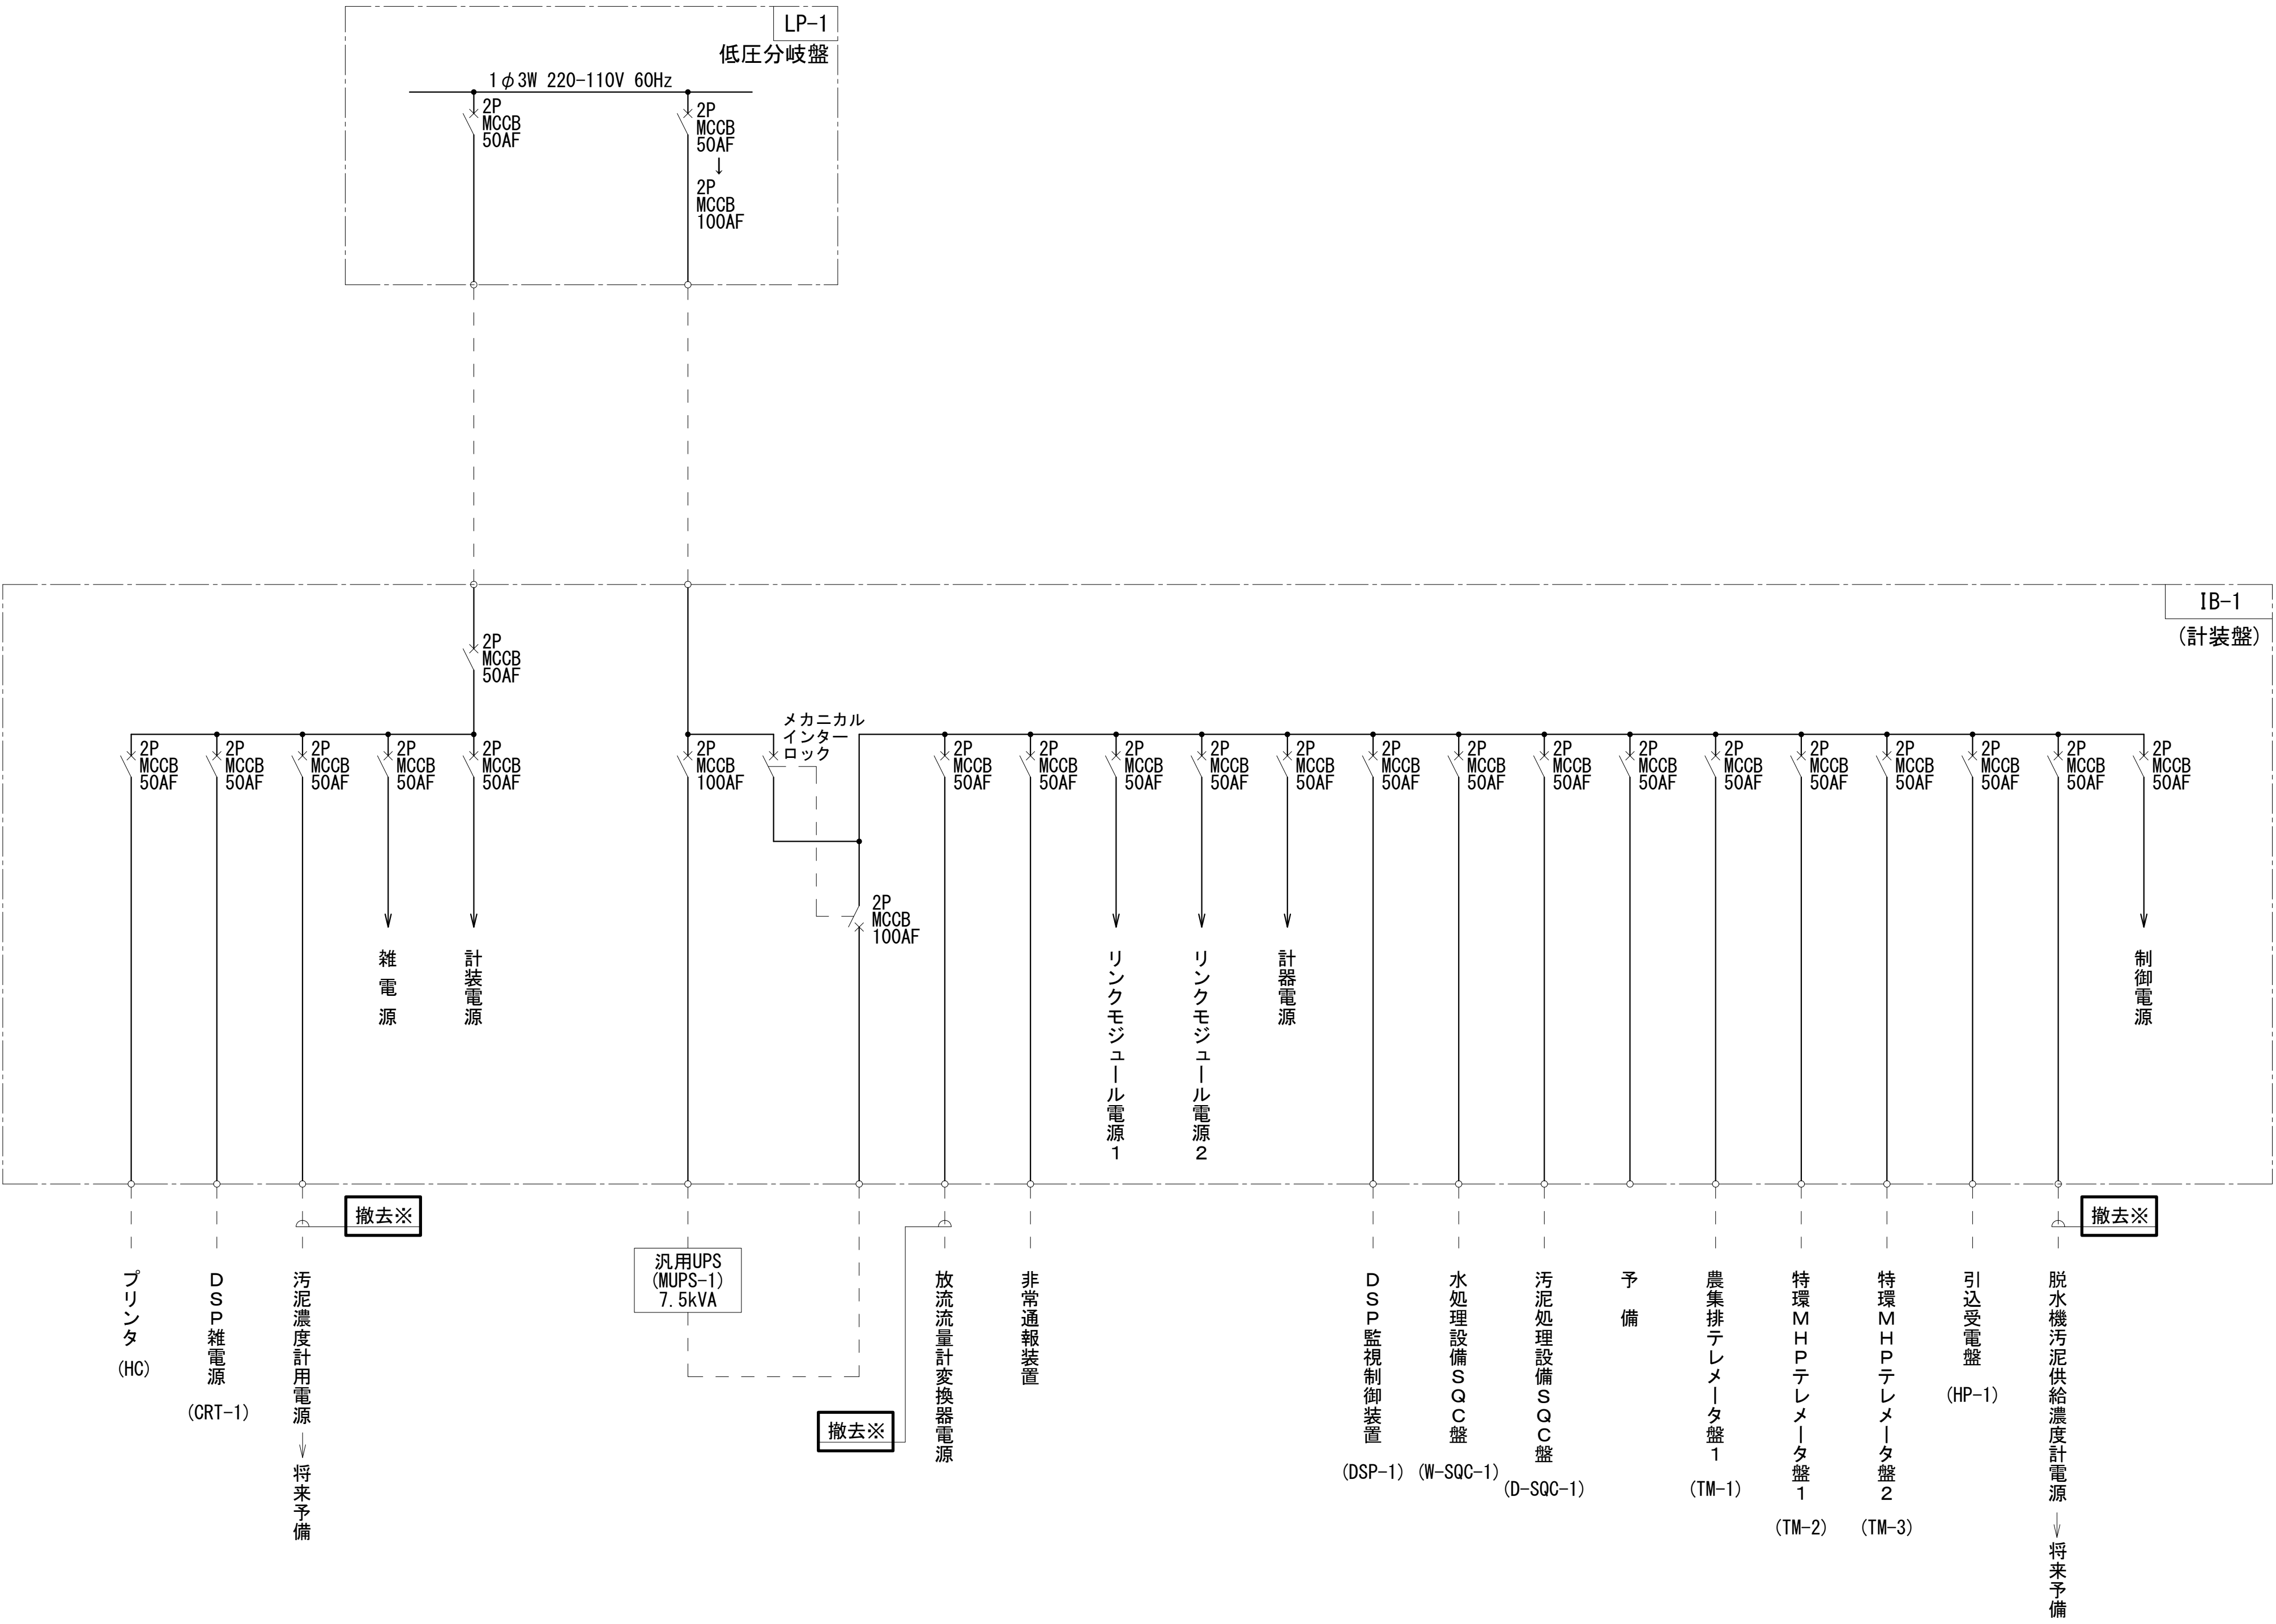

注 記
1. は今回撤去を示す。
2. その他は既設を示す。

工 事 名	社会資本整備総合交付金事業（防災安全） 柘植浄化センター電気設備更新工事		図面番号
			9/27
施 設 名	柘植浄化センター		
図 面 名 称	計装盤単線結線図(撤去)		縮 尺 _
検 収 年 月		図面種別コード	
設 計 管 理		業務委託番号	
受 託 業 者		図 面 番 号	E-9


柘植浄化センター全体配線図 S=1/300

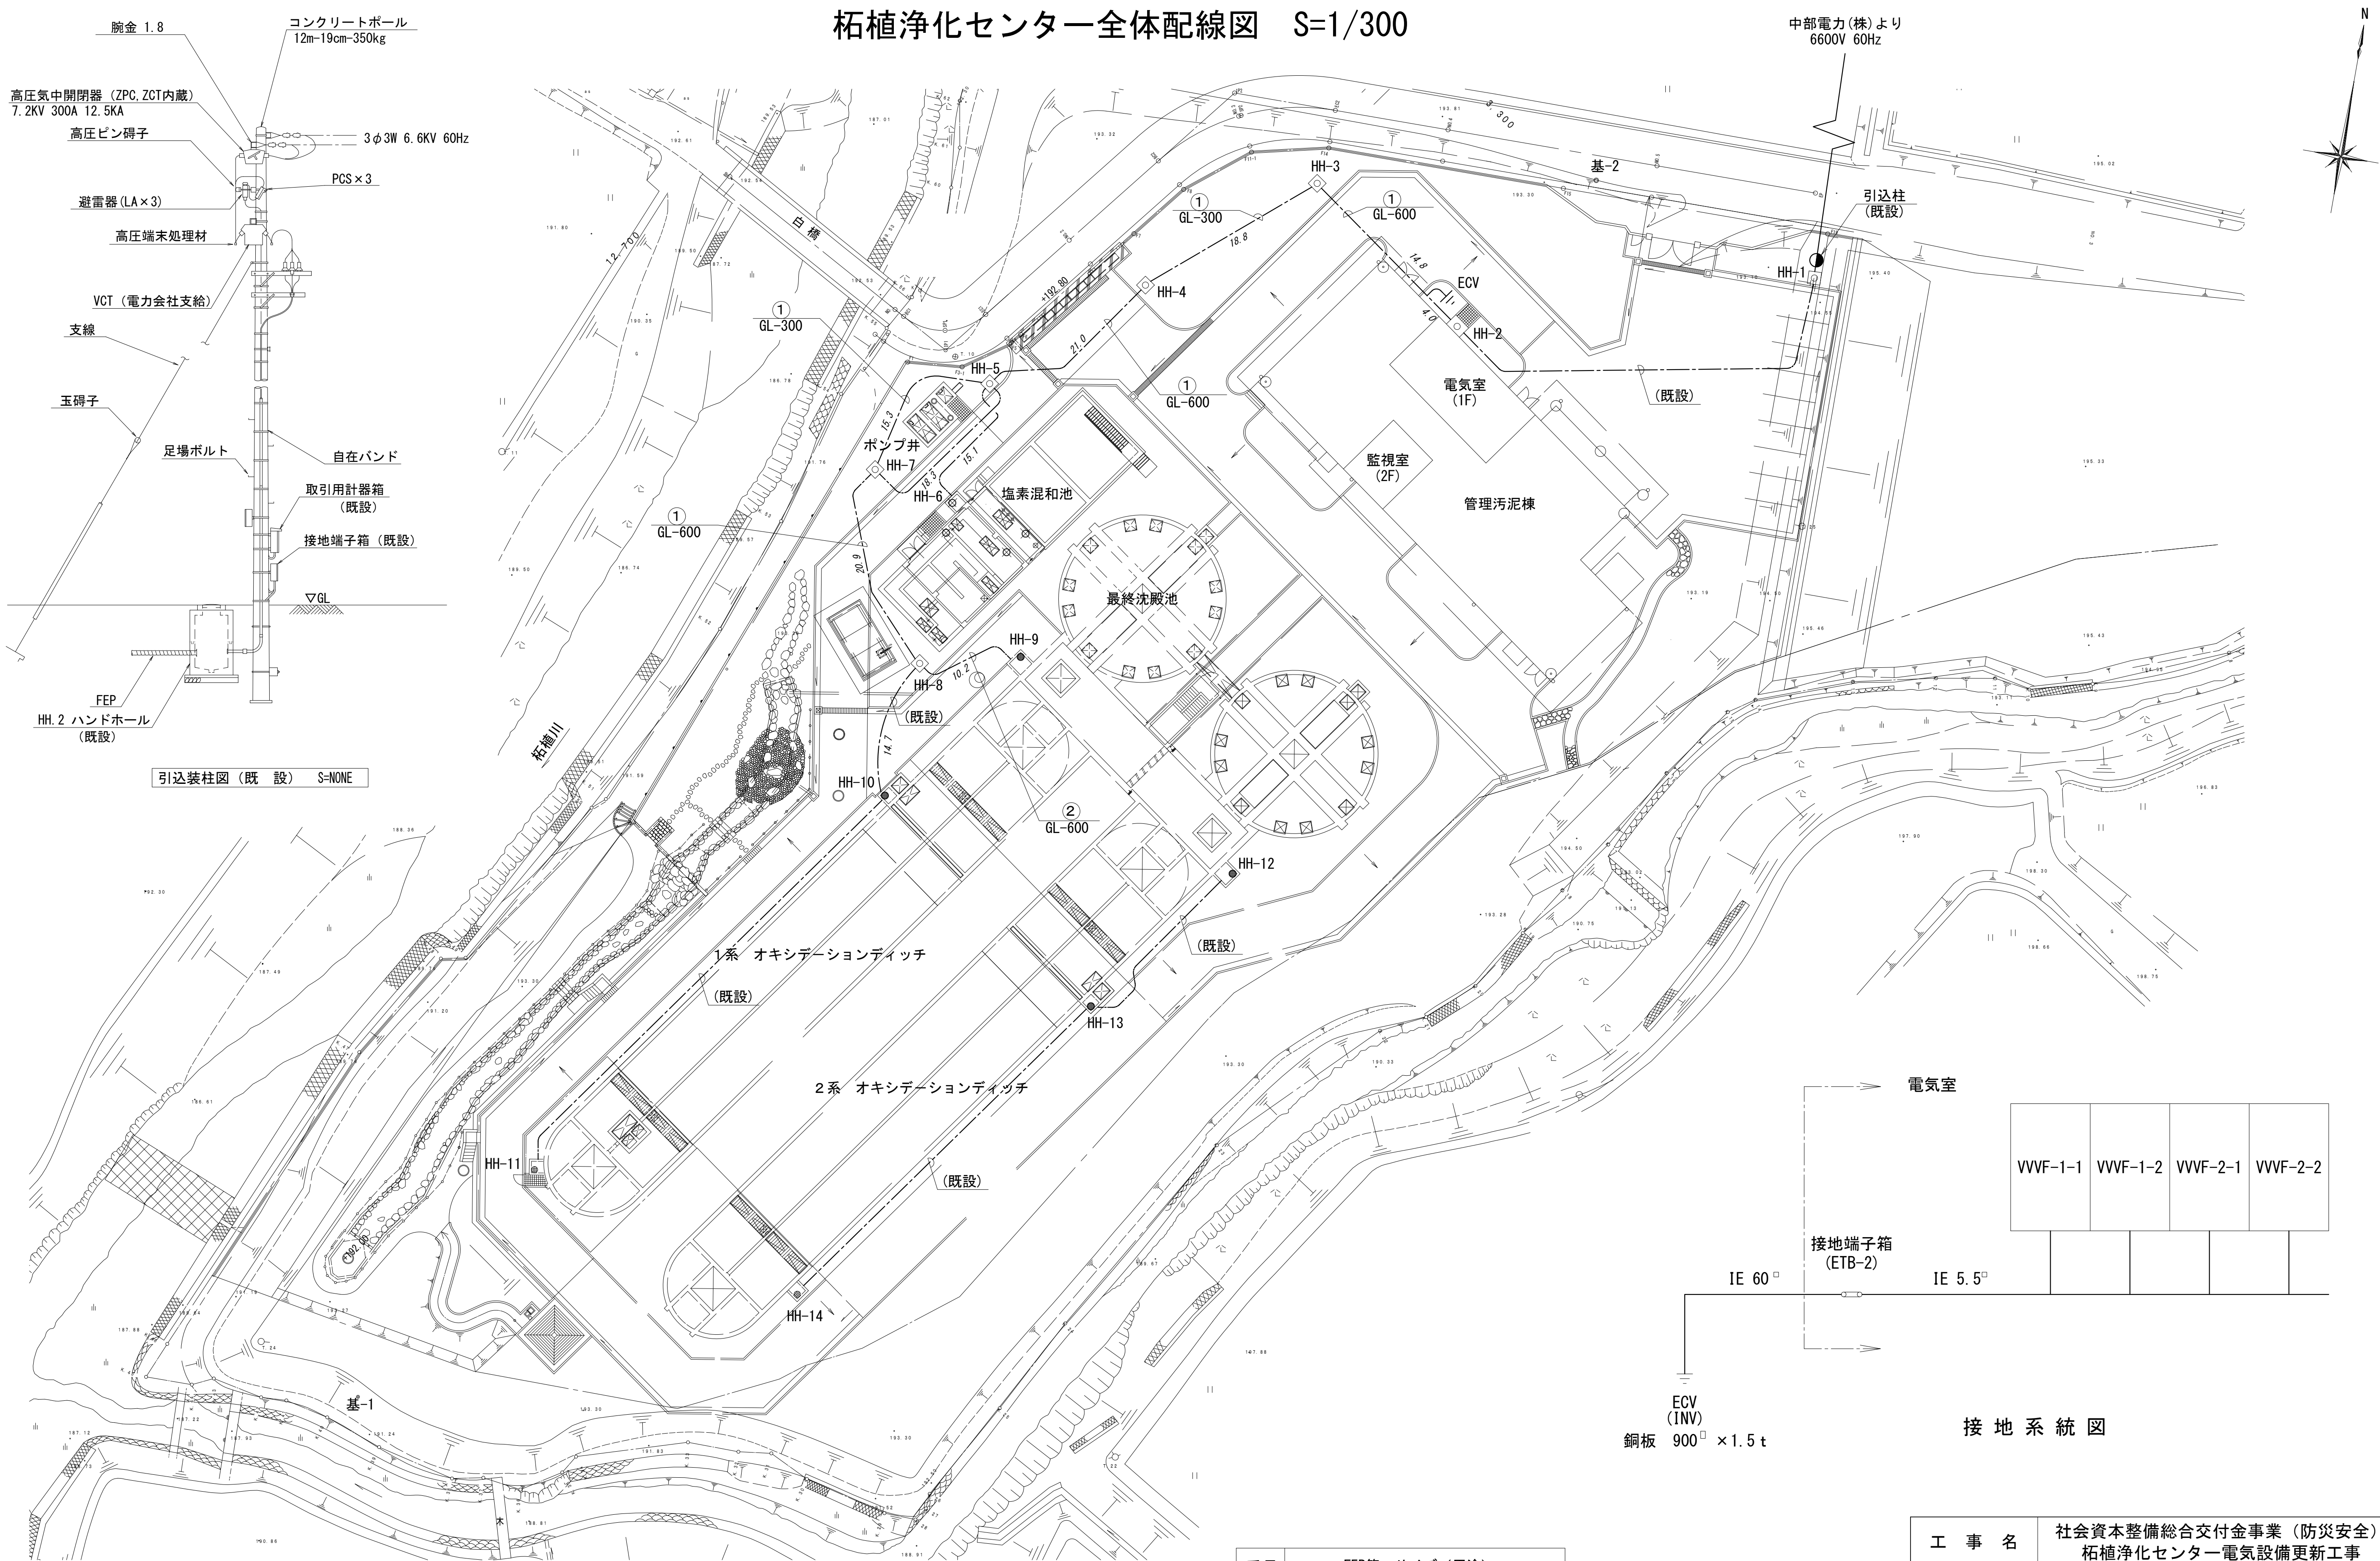

番号	FEP管 サイズ (用途)		
①	100φ (動力)	50φ (電源)	50φ (計装)
②	80φ (動力)	50φ (電源)	50φ (計装)

注 記
1. 本図は配線ルートを示す。

工 事 名	社会資本整備総合交付金事業（防災安全） 柘植浄化センター電気設備更新工事		図面番号 10/27
施 設 名	柘植浄化センター		
図 面 名 称	全体配線図（更新）	縮 尺	1/300
検 収 年 月		図面種別コード	
設 計 管 理		業務委託番号	
受 託 業 者		図 面 番 号	E-10

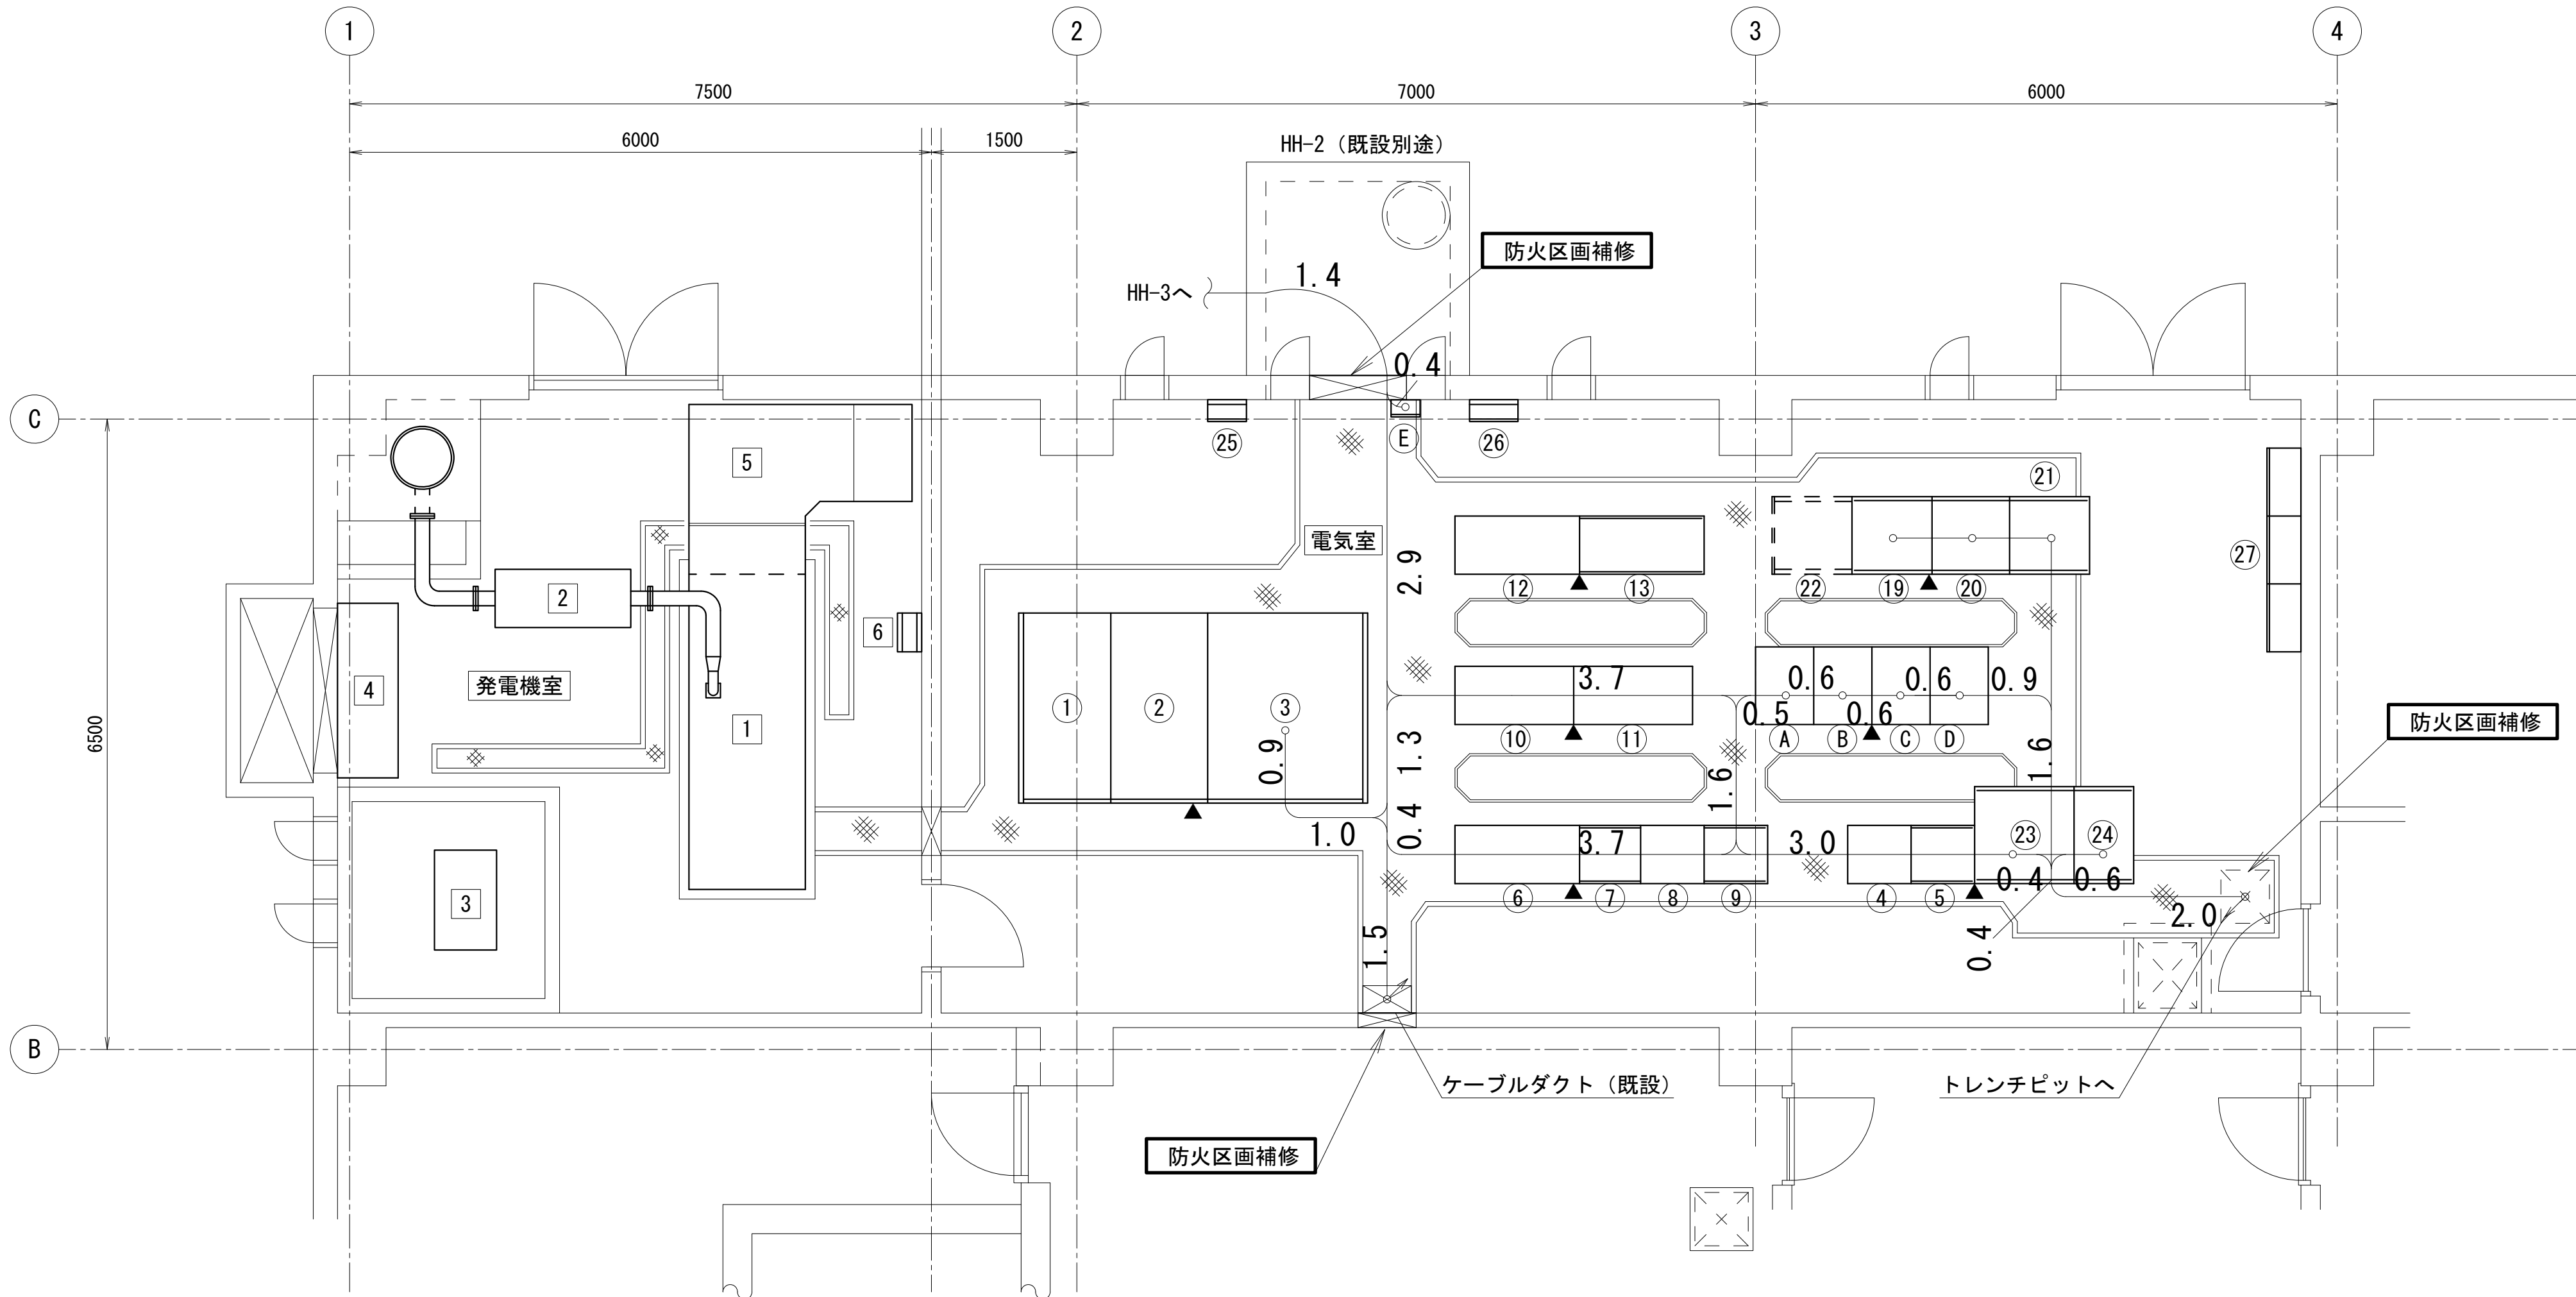

電気室・発電機室配置図 (S=1/50)

電気室盤名称表


No.	名 称	記 号	備 考
①	引込受電盤	HP-1	既 設
②	変圧器盤	HP-2	既 設
③	低圧分岐盤	LP-1	既 設
④	ポンプ設備コントロールセンタ	P-CC-1	既 設
⑤	ポンプ設備補助継電器盤	P-RY-1	既 設
⑥	1系水処理設備コントロールセンタ	W-CC-1	既 設
⑦	1系水処理設備補助継電器盤	W-RY-1	既 設
⑧	2系水処理設備コントロールセンタ	W-CC-2	既 設
⑨	2系水処理設備補助継電器盤	W-RY-2	既 設
⑩	用水設備コントロールセンタ	U-CC-1	既 設
⑪	用水設備補助継電器盤	U-RY-1	既 設
⑫	汚泥処理設備コントロールセンタ	D-CC-1	既 設
⑬	汚泥処理設備補助継電器盤	D-RY-1	既 設
⑭	欠 番		
⑮	欠 番		
⑯	欠 番		
⑰	欠 番		
⑱	水処理設備SOC盤	W-SOC-1	既 設
⑳	汚泥処理設備SOC盤	D-SOC-1	既 設
㉑	農集排テレメータ盤 1	TM-1	既 設
㉒	農集排テレメータ盤 2		将 来
㉓	特環マンホールポンプテレメータ盤 1	TM-2	既 設
㉔	特環マンホールポンプテレメータ盤 2	TM-3	既 設
㉕	接地端子箱	ETB	既 設
㉖	保安器箱	MDF	既 設
㉗	建築付帯盤	MPL-1	既 設
E	接地端子箱 (I N V)	ETB-1	既 設
A	No.1-1曝気装置攪拌機VVVF盤	VVVF-1-1	既 設
B	No.1-2曝気装置攪拌機VVVF盤	VVVF-1-2	既 設
C	No.2-1曝気装置攪拌機VVVF盤	VVVF-2-1	既 設
D	No.2-2曝気装置攪拌機VVVF盤	VVVF-2-2	既 設

発電機室盤名称表

No.	名 称	記 号	備 考
1	自家発電装置	DG	既 設
2	消音器	—	既 設
3	燃料タンク	—	既 設
4	給気消音ダクト	—	既 設
5	排気消音ダクト	—	既 設
6	給排気ファン現場操作盤	G-LCB-1	既 設

凡 例

- 1. 埋込配管配線
- 2. 露出配管配線
- 3. ラック配線
- 4. ピット・ダクト配線

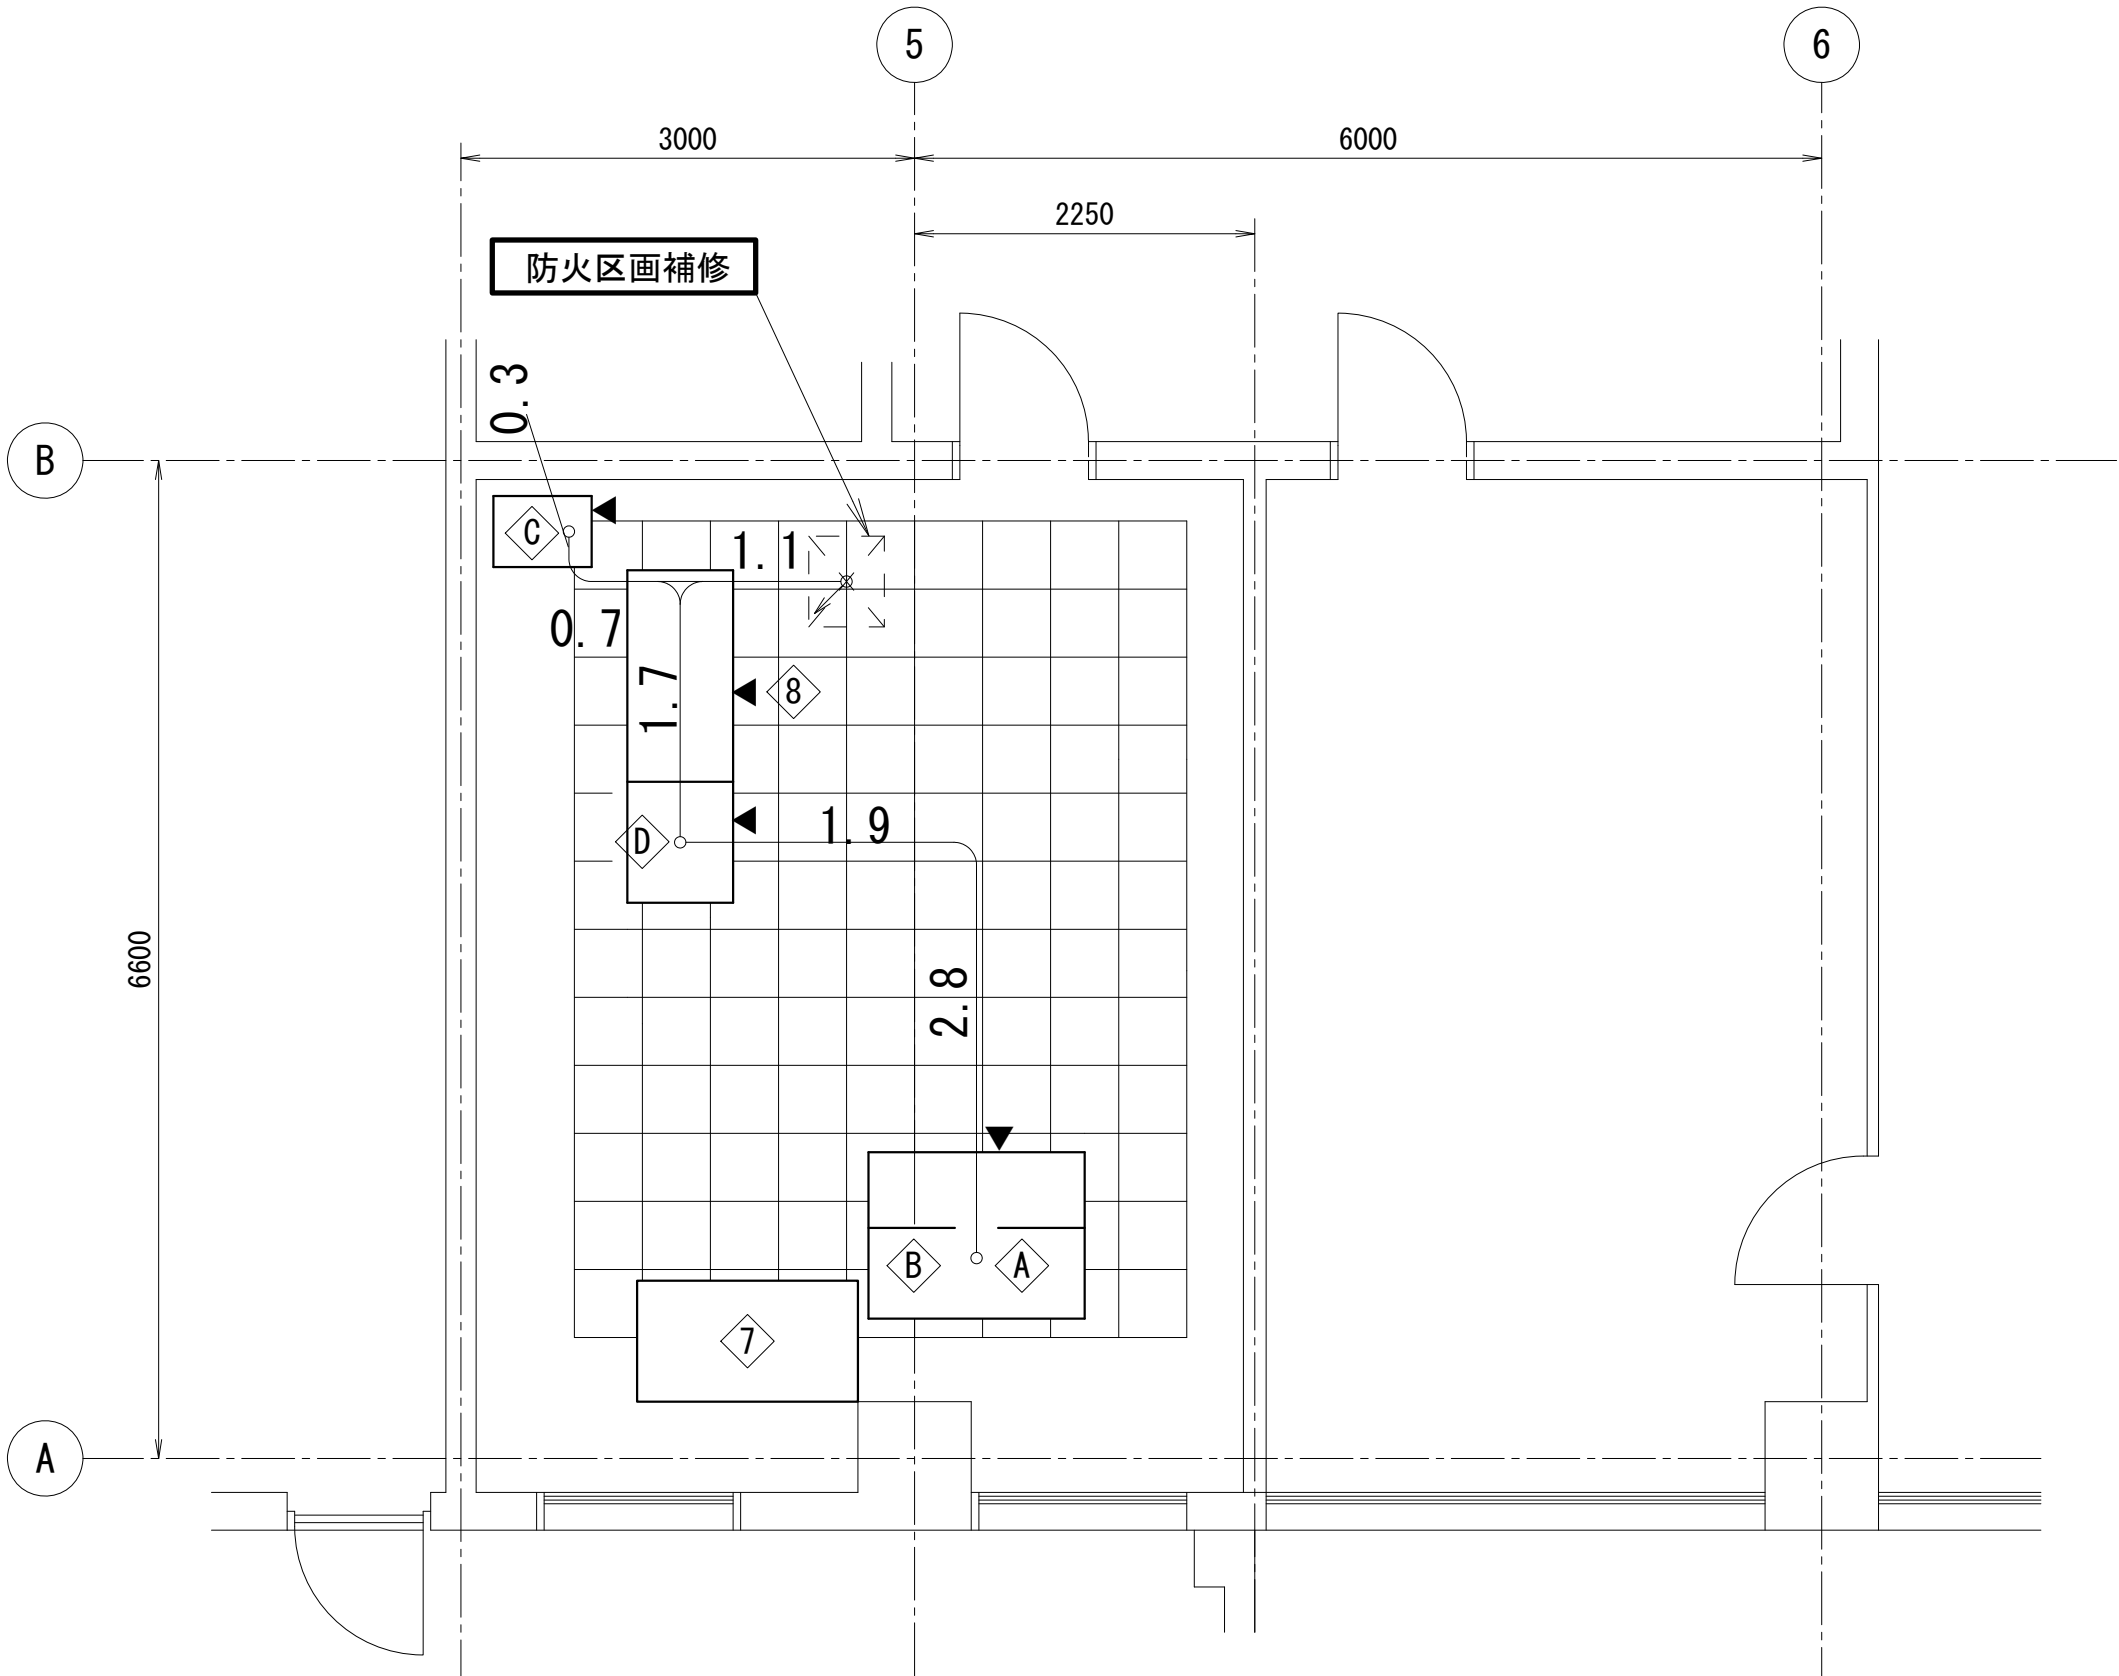

監視室配置図 (S=1/50)


監視室盤名称表

No.	名 称	記 号	備 考
◇A	D S P 監視制御装置	DSP-1	既 設
◇B	プリンタ	PRN	既 設
◇C	汎用 U P S	MUPS	既 設
◇4	欠番		
◇5	欠番		
◇D	計装盤	IB-1	既 設
◇7	OAデスク 1 (MHP監視装置、PC+PRN)	—	既 設
◇8	OAデスク 3 (MHP監視装置、PC+PRN)	—	既 設


注 記

- 1. は今回工事を示す。

工 事 名	社会資本整備総合交付金事業（防災安全） 柘植浄化センター電気設備更新工事		図面番号
施 設 名	柘植浄化センター		11/27
図 面 名 称	電気室・発電機室・監視室配線図(更新縮尺		1/50
検 収 年 月		図面種別コード	
設 計 管 理		業務委託番号	
受 託 業 者		図 面 番 号	E-11

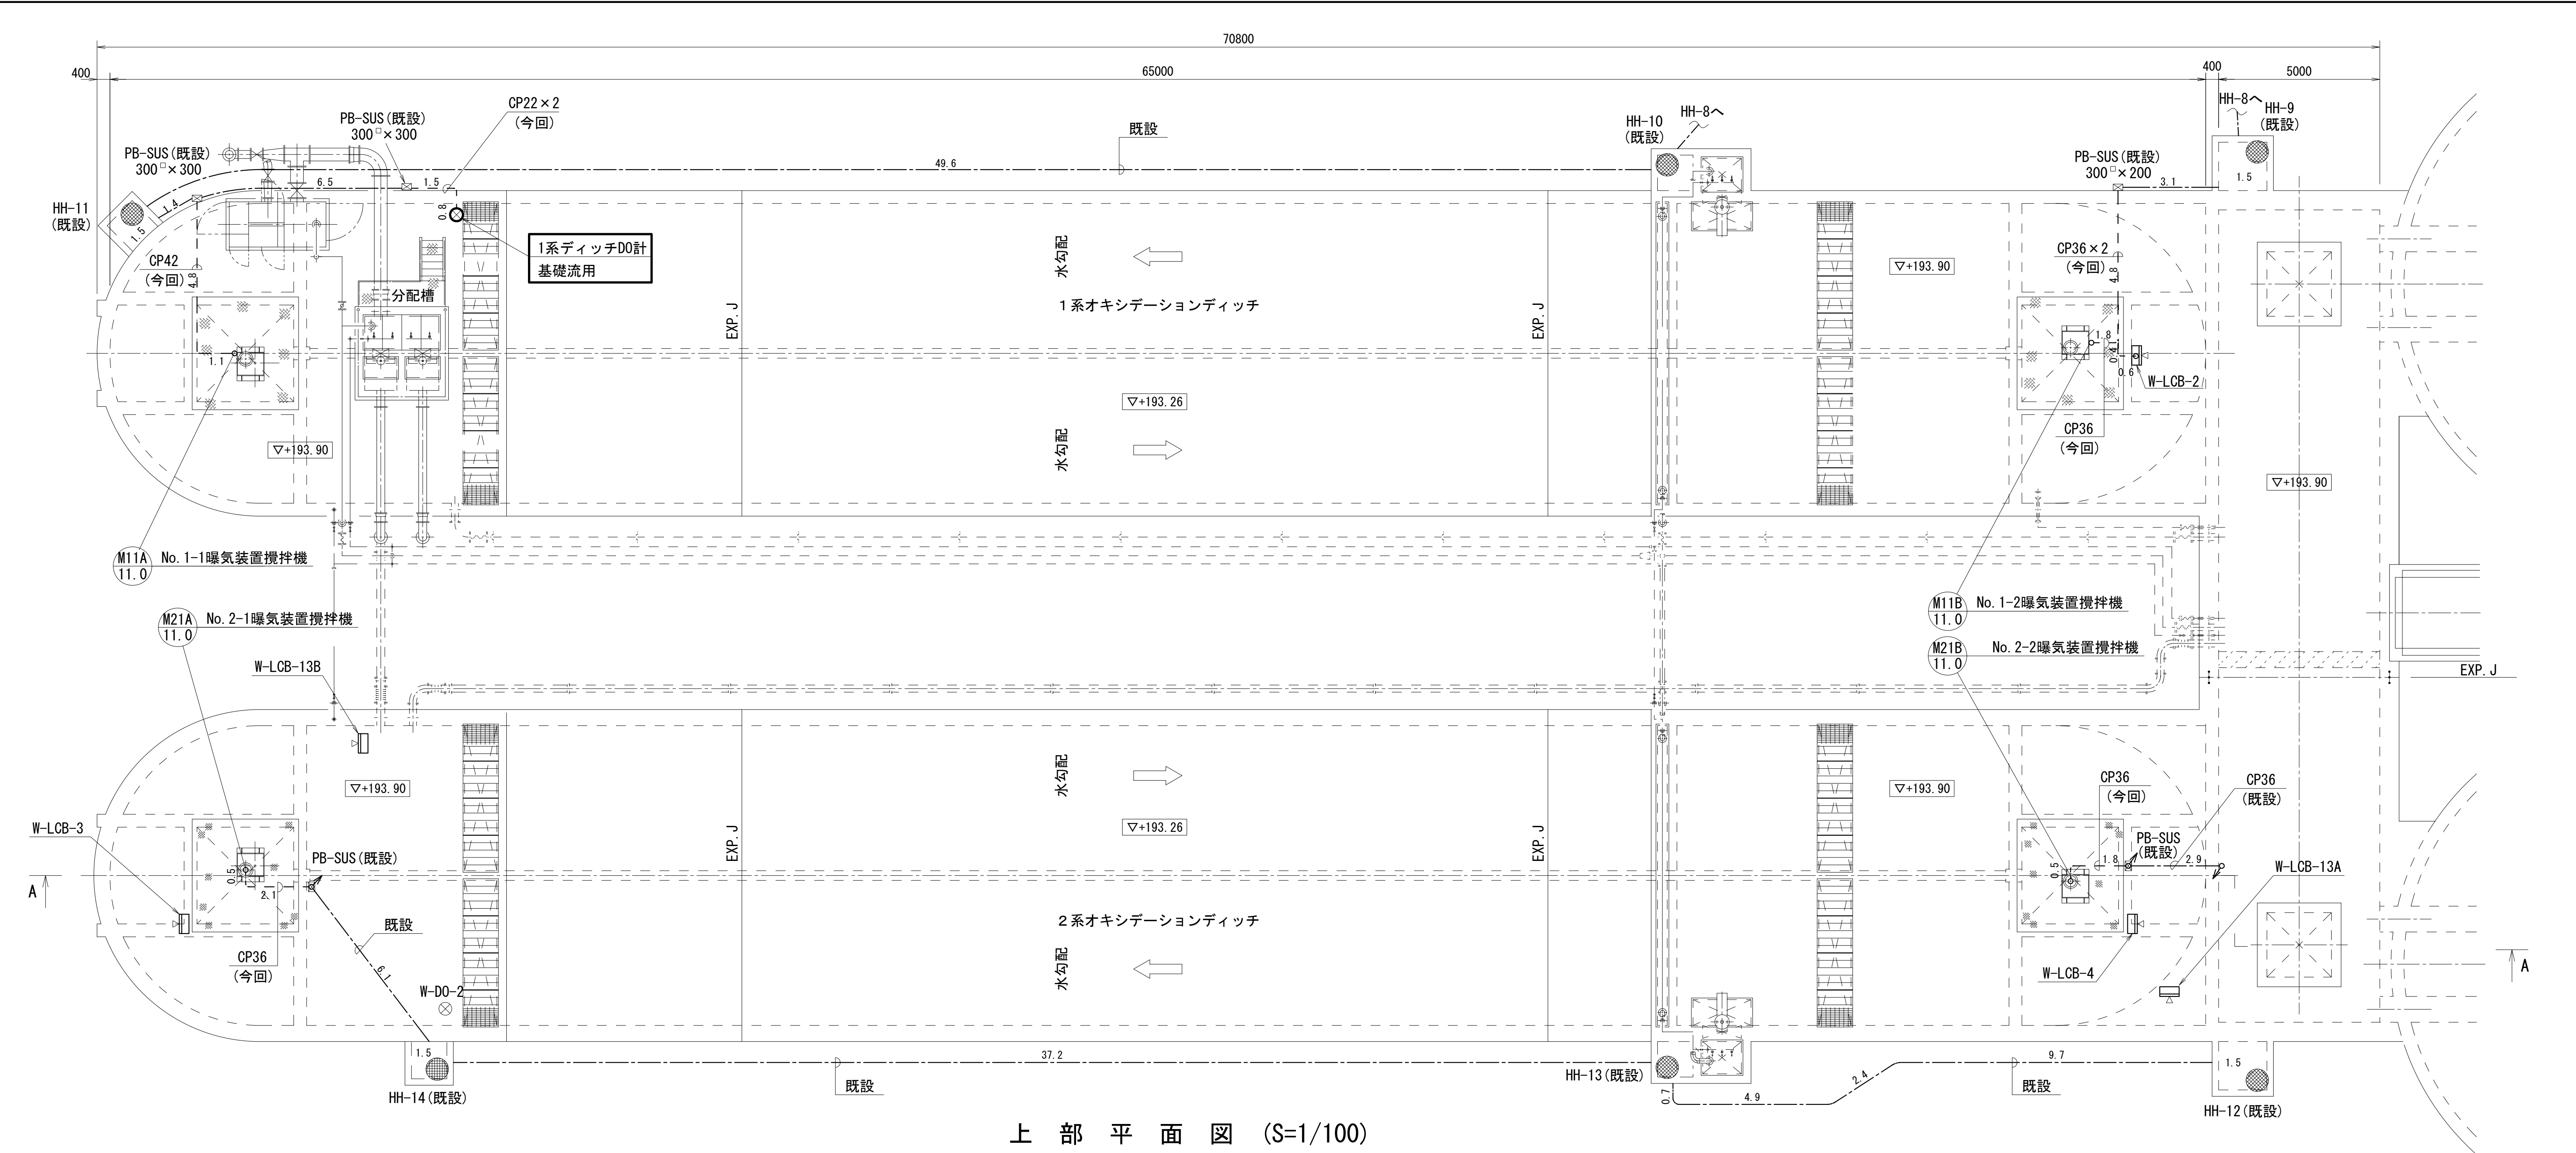


上 部 平 面 図 (S=1/100)

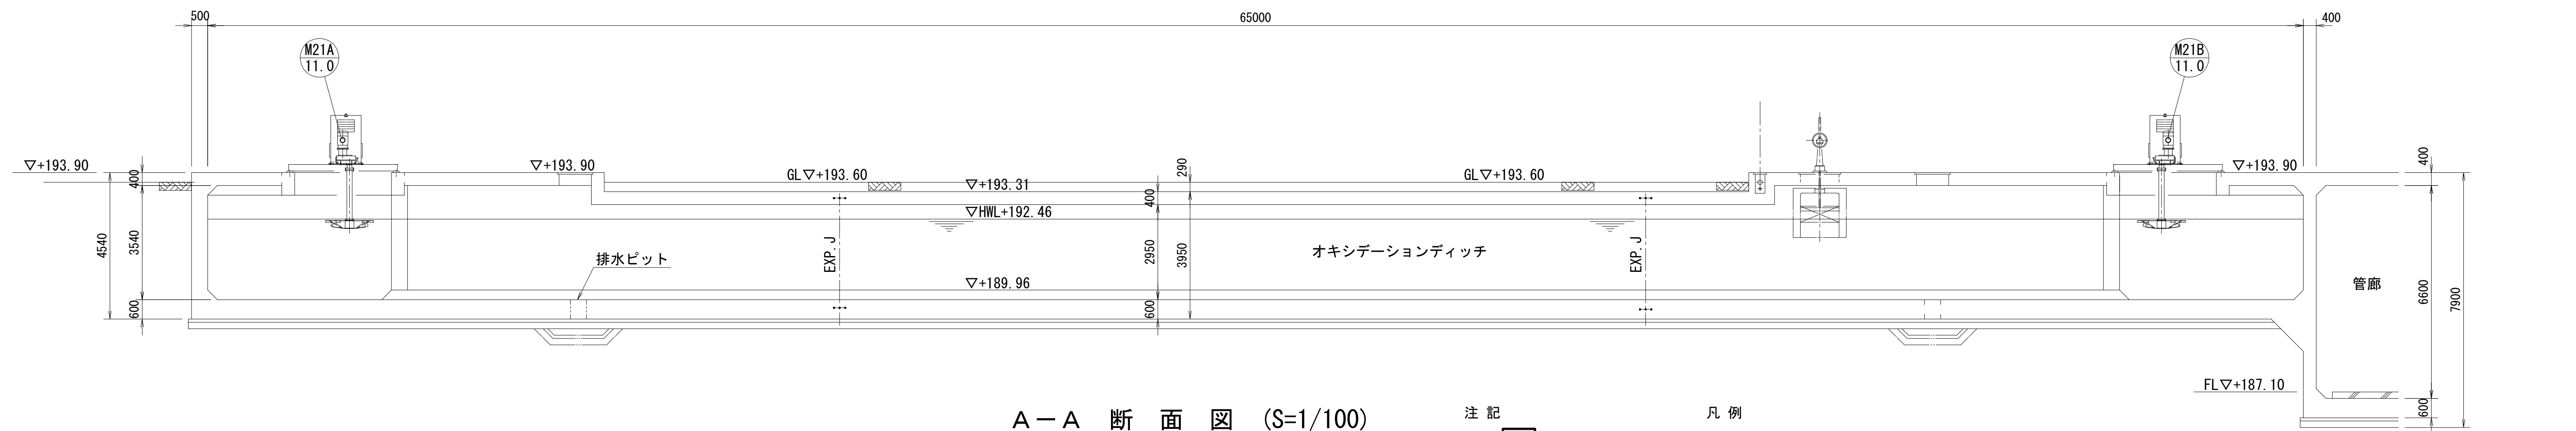


A－A 断 面 図 (S=1/100)

- 注 記
1. は今回工事を示す。
2. その他は既設を示す。
- 凡 例
1. 埋込配管
2. 露出配管
3. ラック配線
4. ビット・ダクト配線

工 事 名	社会資本整備総合交付金事業（防災安全） 柘植浄化センター電気設備更新工事	図面番号 12/27	施 設 名	柘植浄化センター	
			図 面 名 称	オキシデーションディッチ配線図(更新)	縮 尺 1/100
			検 収 年 月		図面種別コード
			設 計 管 理		業務委託番号
			受 託 業 者		図 面 番 号 E-12

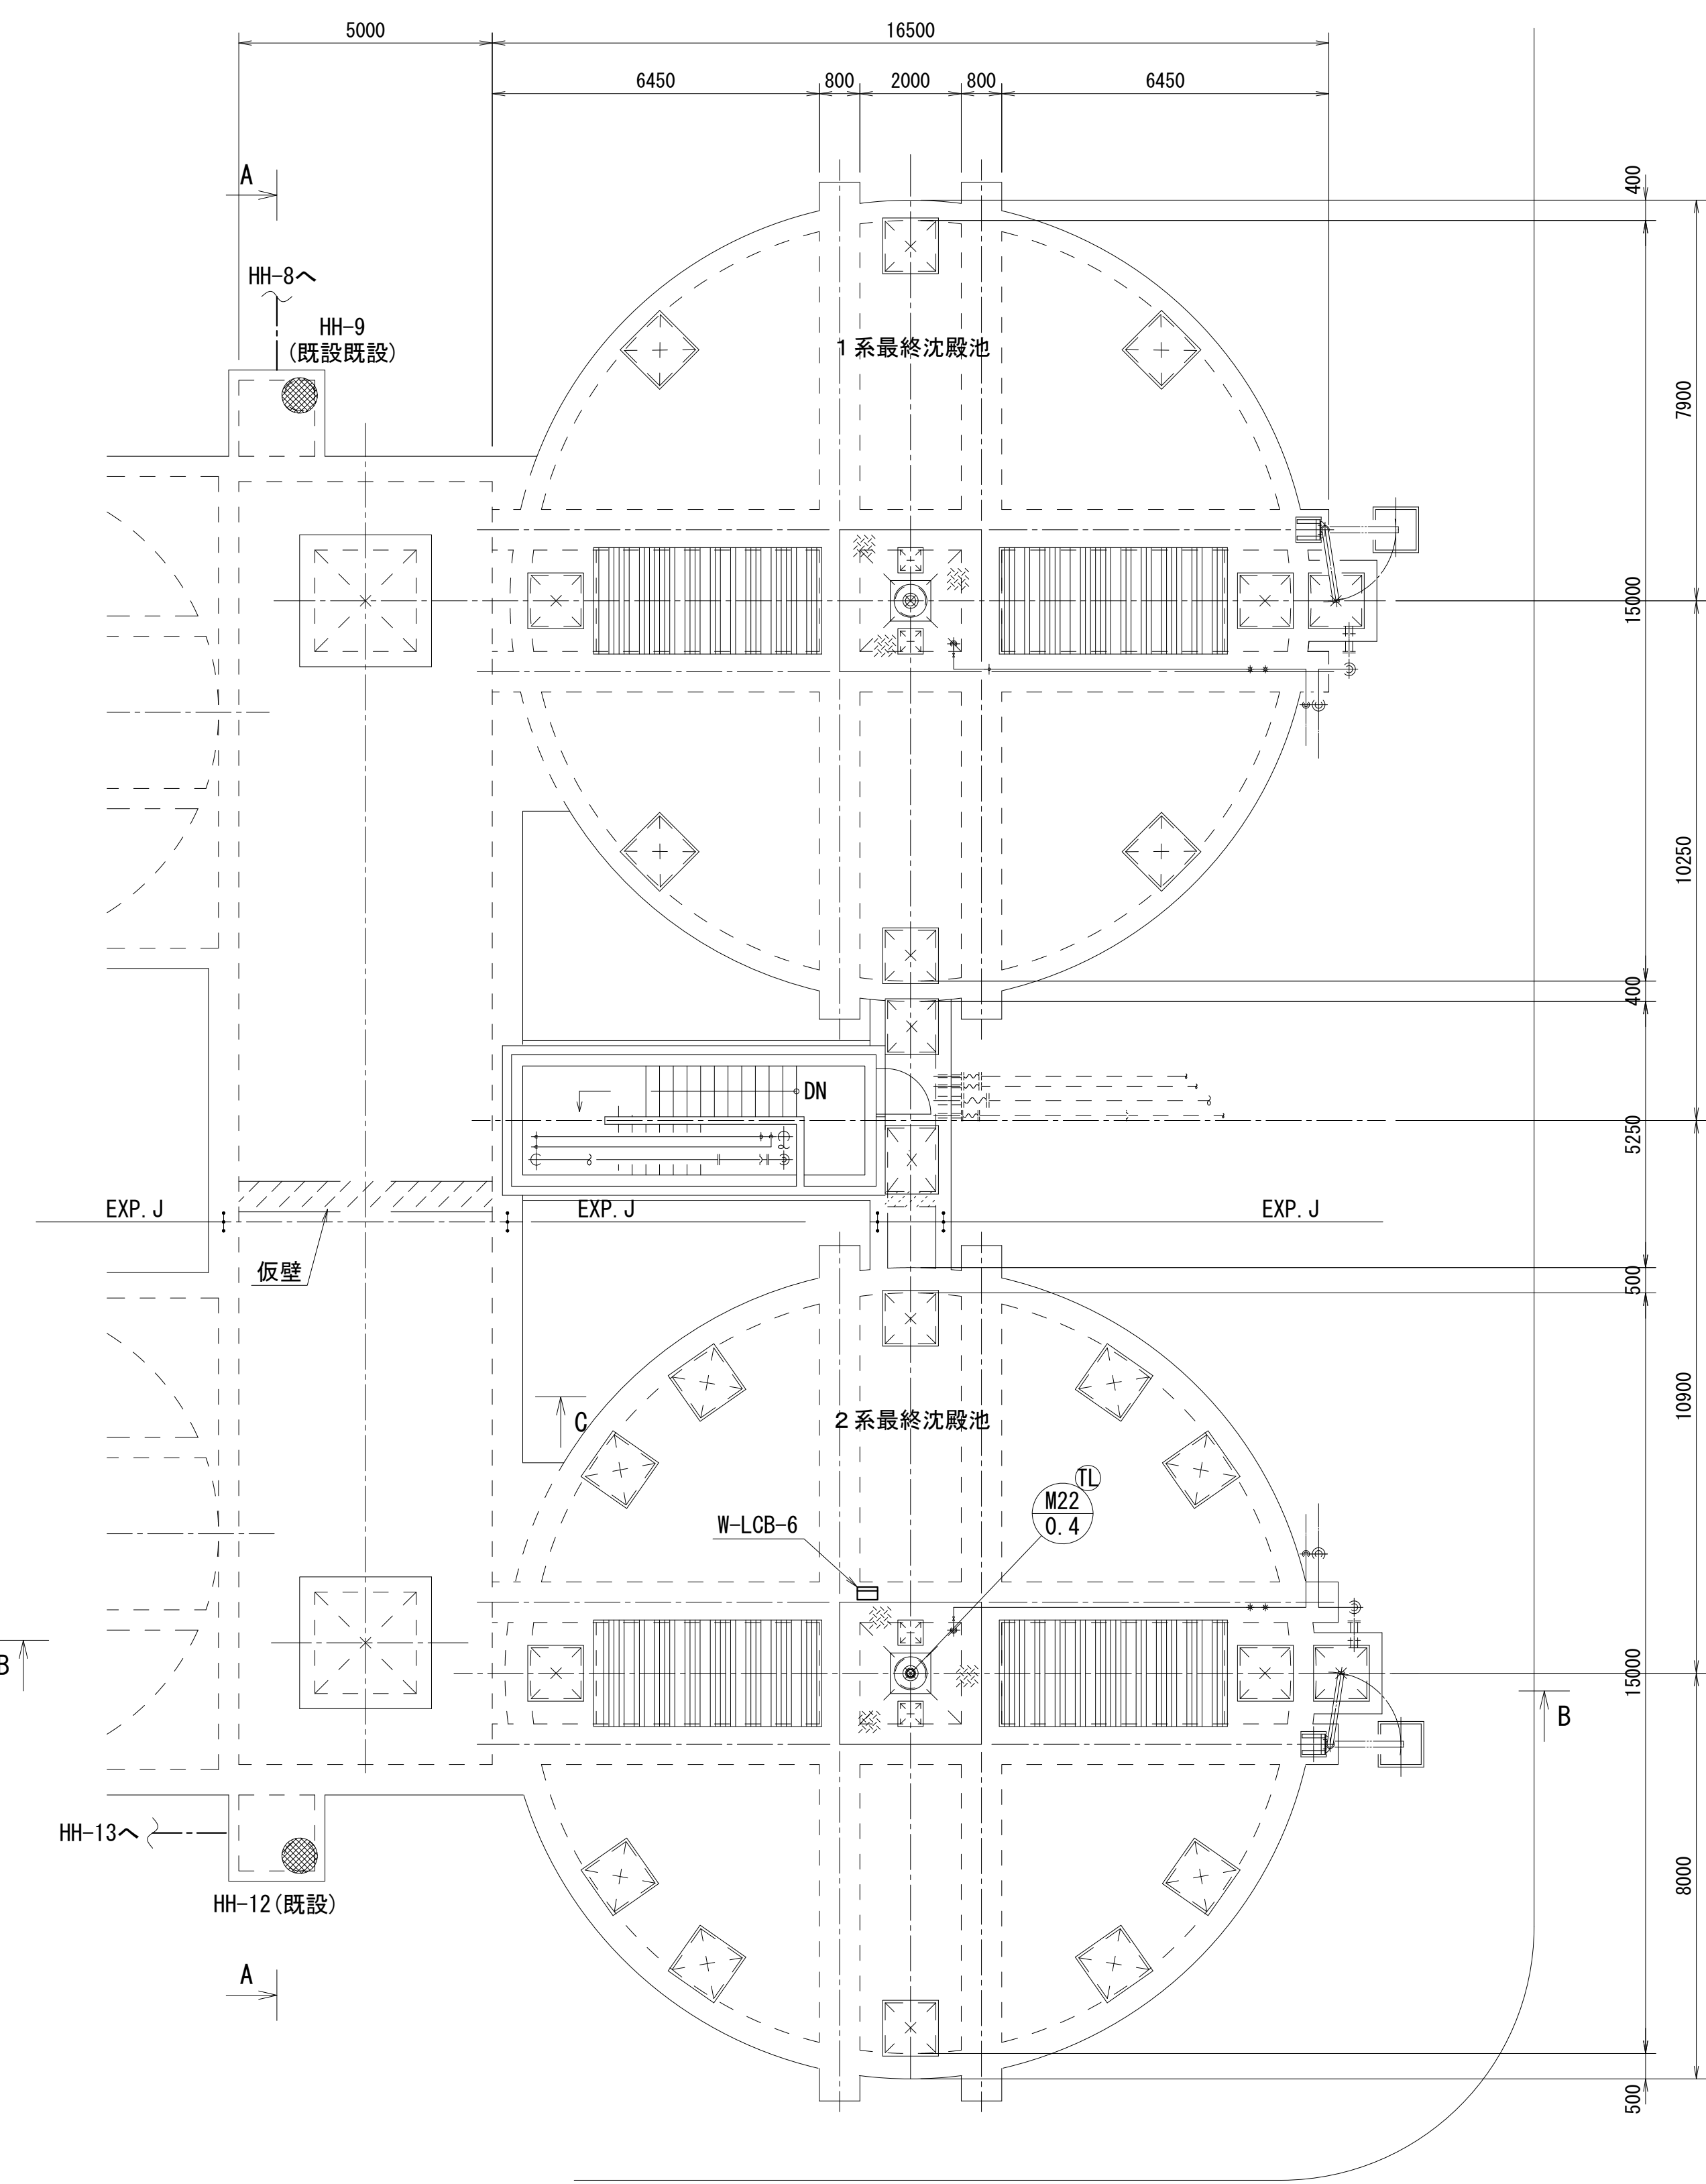

上部平面図 (S=1/100)

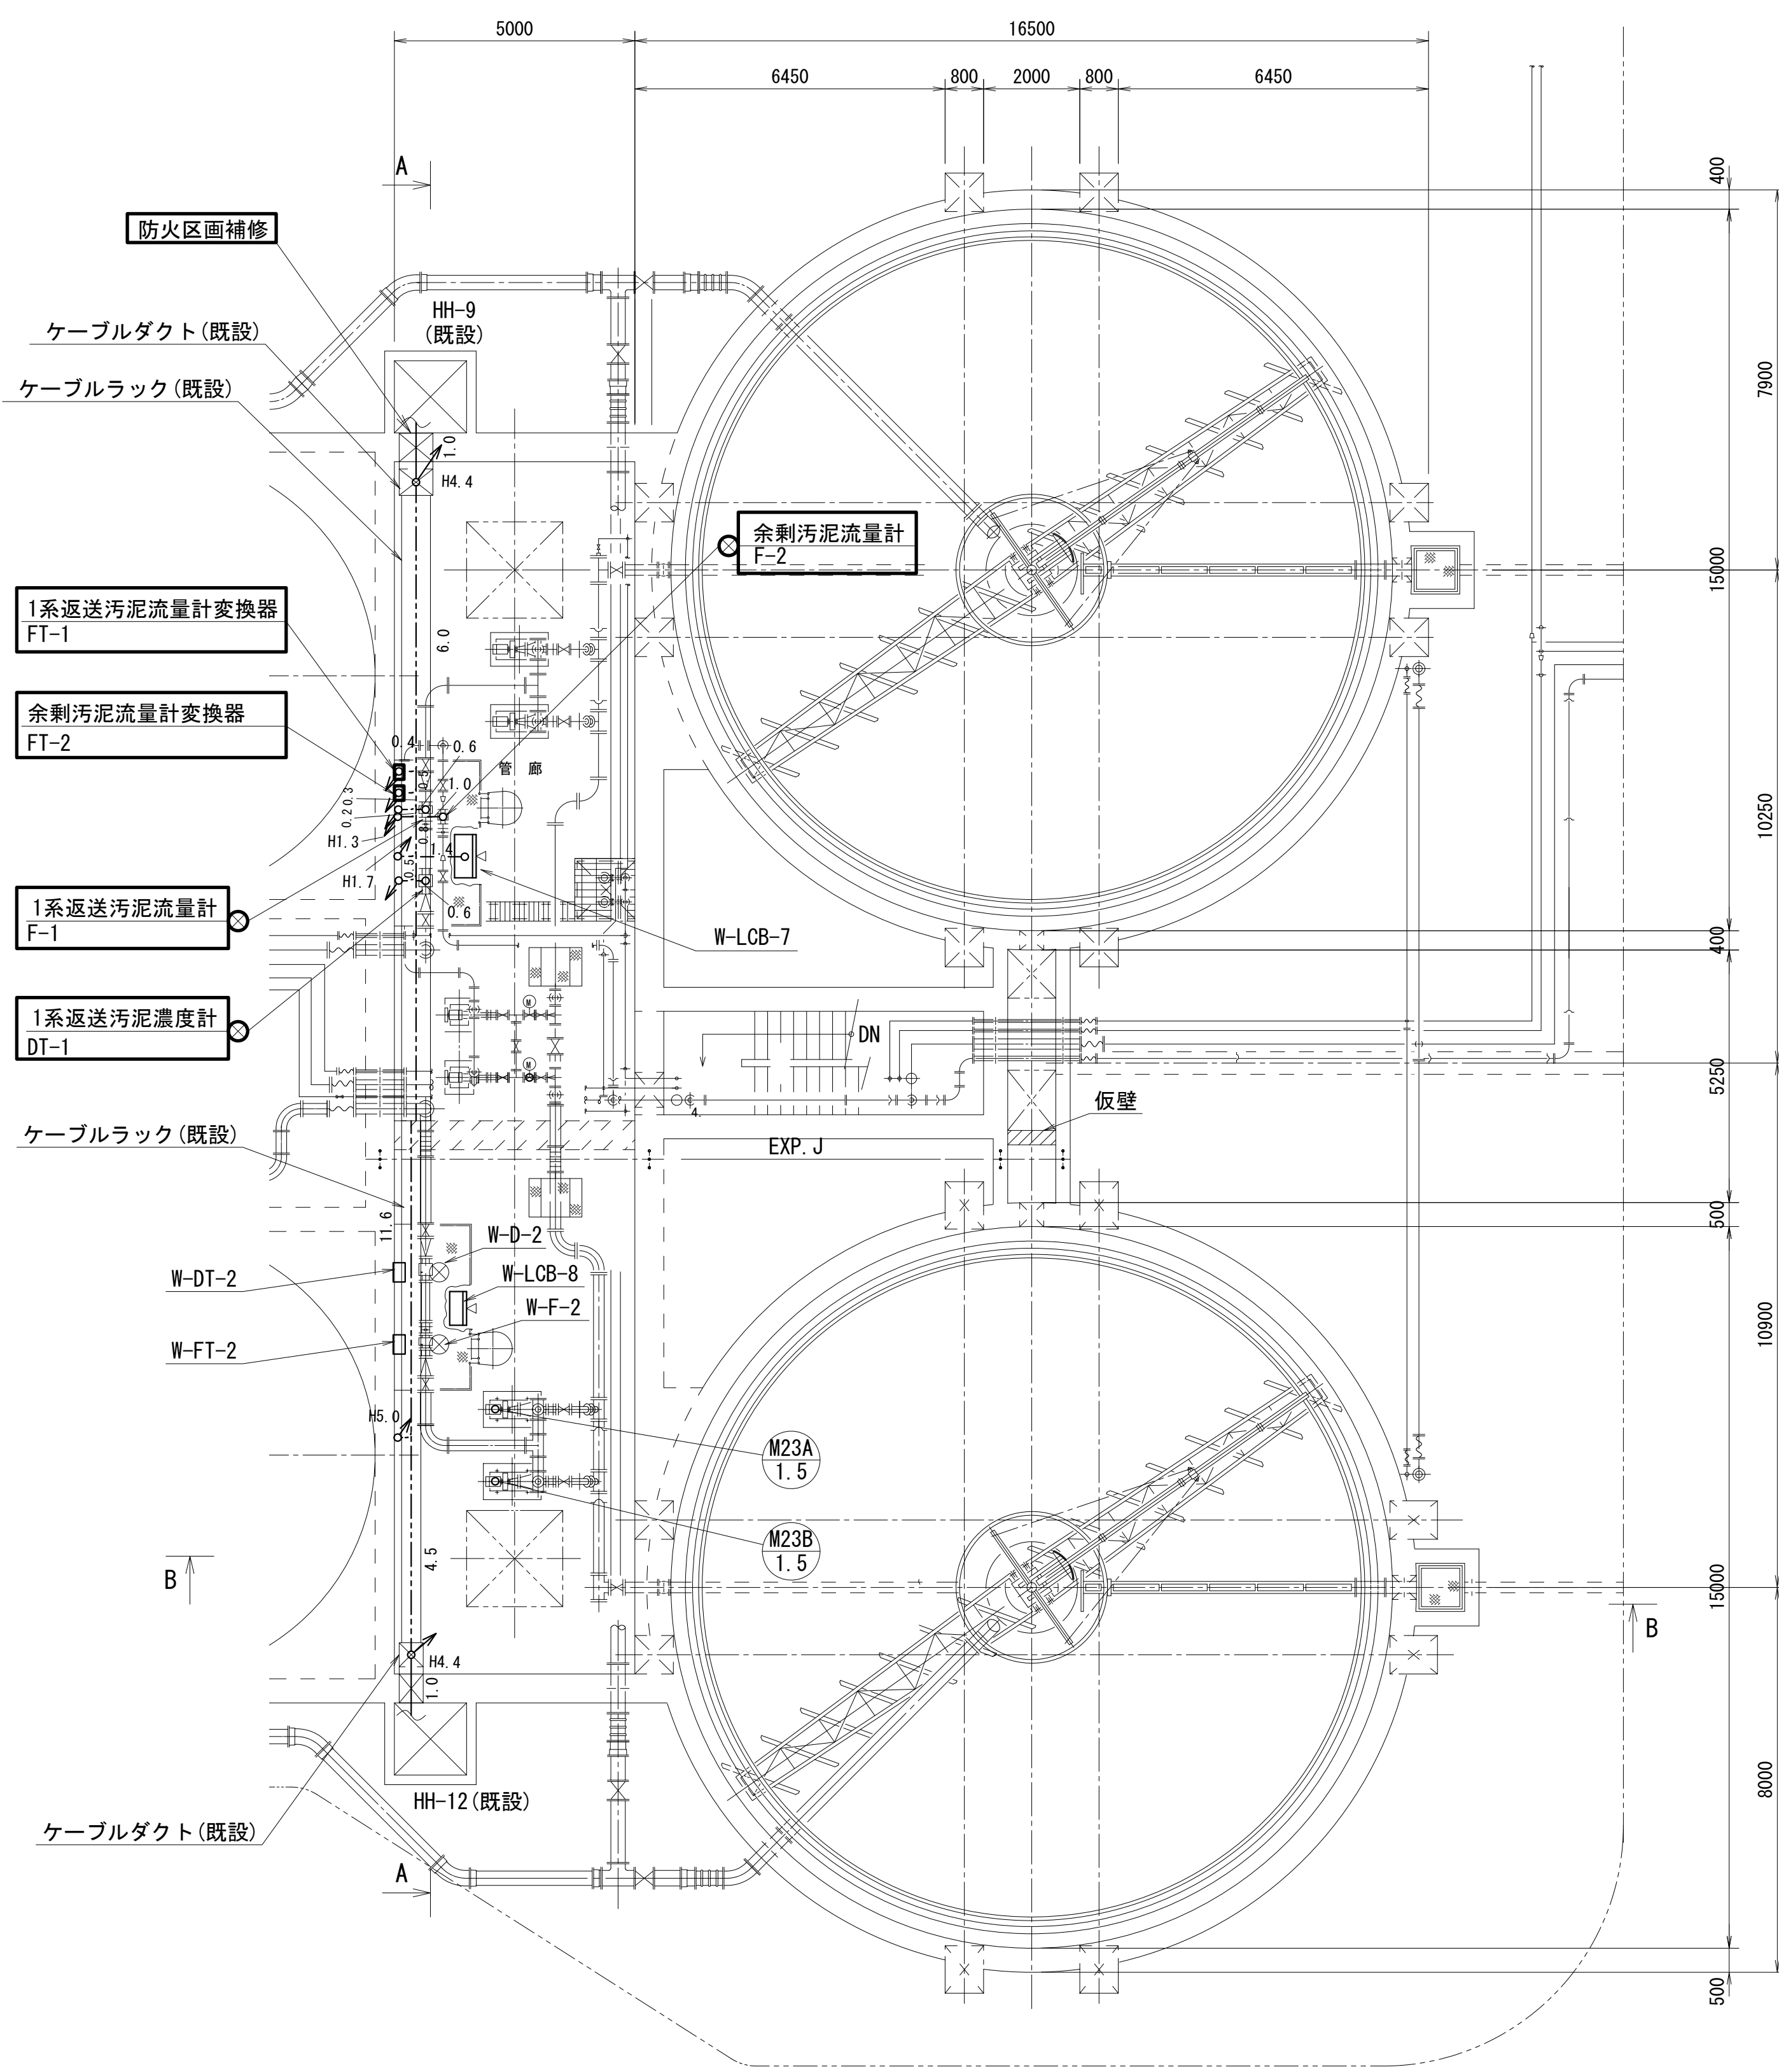

下部平面図 (S=1/100)


注 記

1. は今回工事を示す。
2. その他は既設を示す。

凡 例

1. ——— 埋込配管
2. - - - 露出配管
3. - - - - ラック配線
4. ——— ビット・ダクト配線

工 事 名	社会資本整備総合交付金事業（防災安全） 柘植浄化センター電気設備更新工事			図面番号
施 設 名	柘植浄化センター			13/27
図 面 名 称	最終沈殿池・管廊配線図(更新)		縮 尺	1/100
検 収 年 月		図面種別コード		
設 計 管 理		業務委託番号		
受 託 業 者		図 面 番 号		E-13

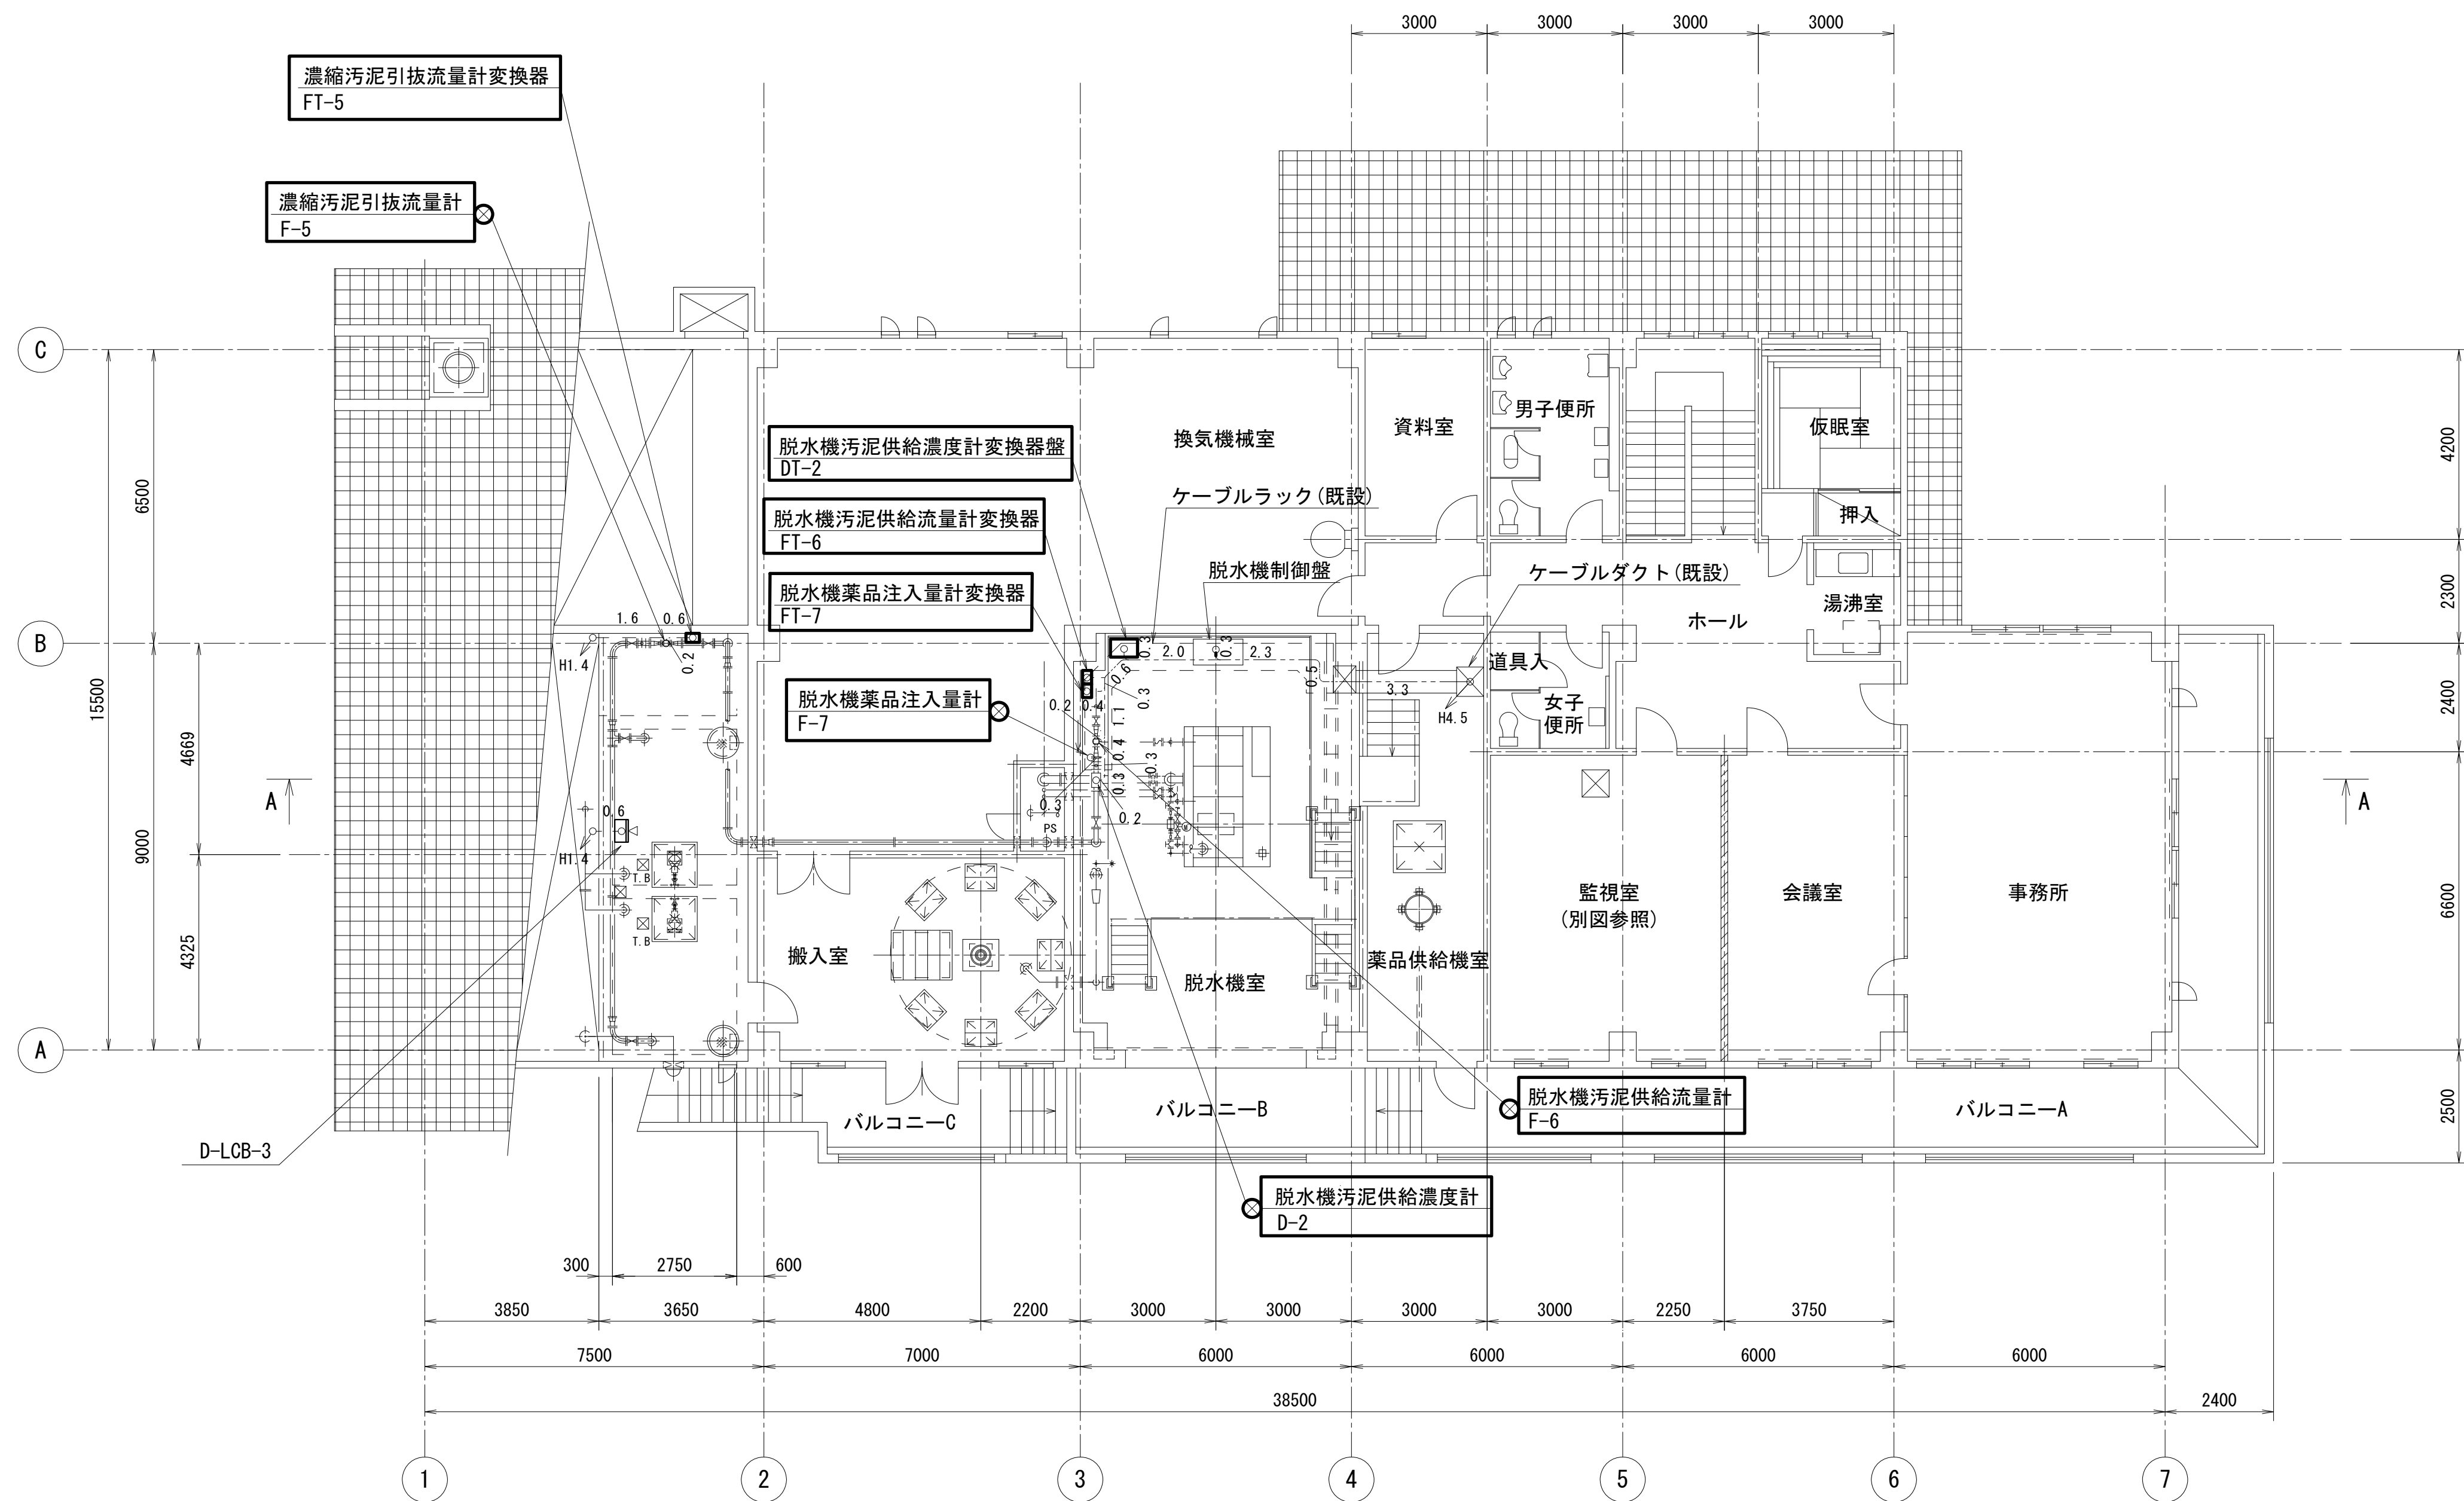

管理汚泥棟 2 階平面図 (S=1/100)


注 記

1. は今回工事を示す。
2. その他は既設を示す。

凡 例

1. 埋込配管
2. 露出配管
3. ラック配線
4. ピット・ダクト配線

工 事 名	社会資本整備総合交付金事業（防災安全） 柘植浄化センター電気設備更新工事		図面番号
			14/27
施 設 名	柘植浄化センター		
図 面 名 称	管理汚泥棟配線図(1) (更新)	縮 尺	1/100
検 収 年 月		図面種別コード	
設 計 管 理		業務委託番号	
受 託 業 者		図 面 番 号	E-14

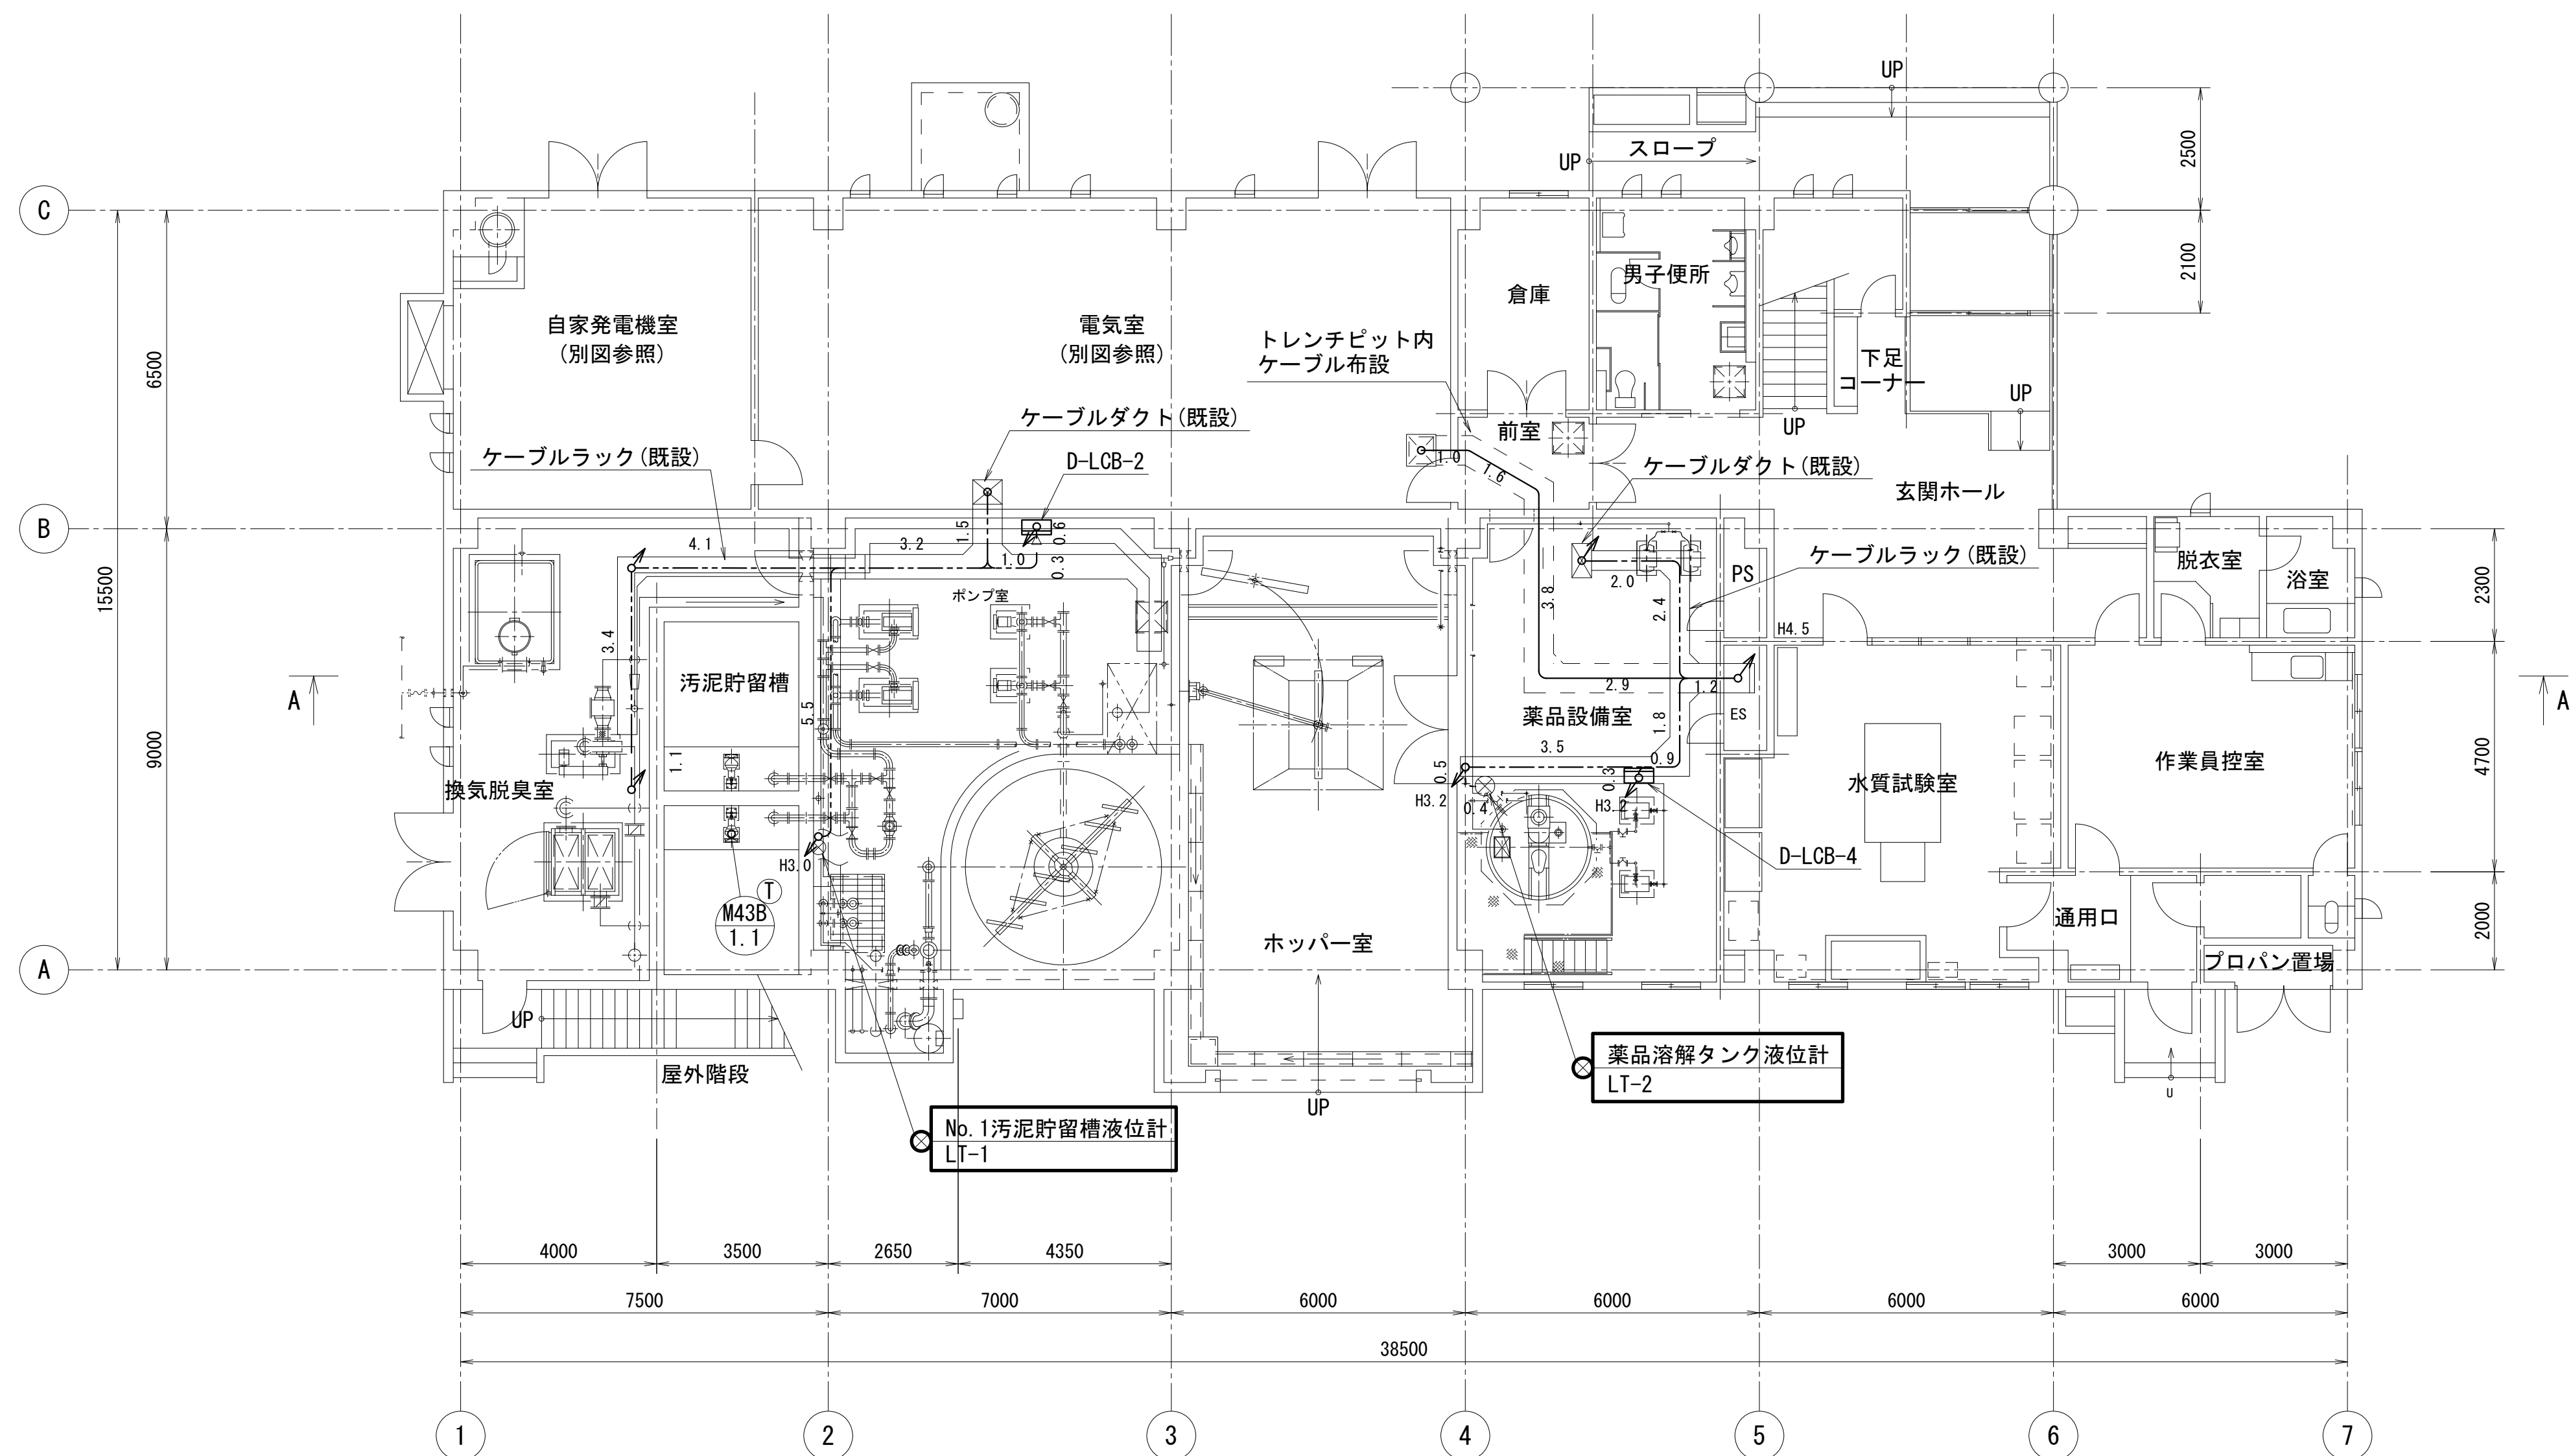

管理汚泥棟 1 階平面図 (S=1/100)


注 記

1. は今回工事を示す。
2. その他は既設を示す。

凡 例


1. ——— 埋込配管
2. - - - 露出配管
3. ——— ラック配線
4. ——— ピット・ダクト配線

工 事 名	社会資本整備総合交付金事業（防災安全） 柘植浄化センター電気設備更新工事		図面番号
			15/27
施 設 名	柘植浄化センター		
図 面 名 称	管理汚泥棟配線図(2) (更新)	縮 尺	1/100
検 収 年 月		図面種別コード	
設 計 管 理		業務委託番号	
受 託 業 者		図 面 番 号	E-15

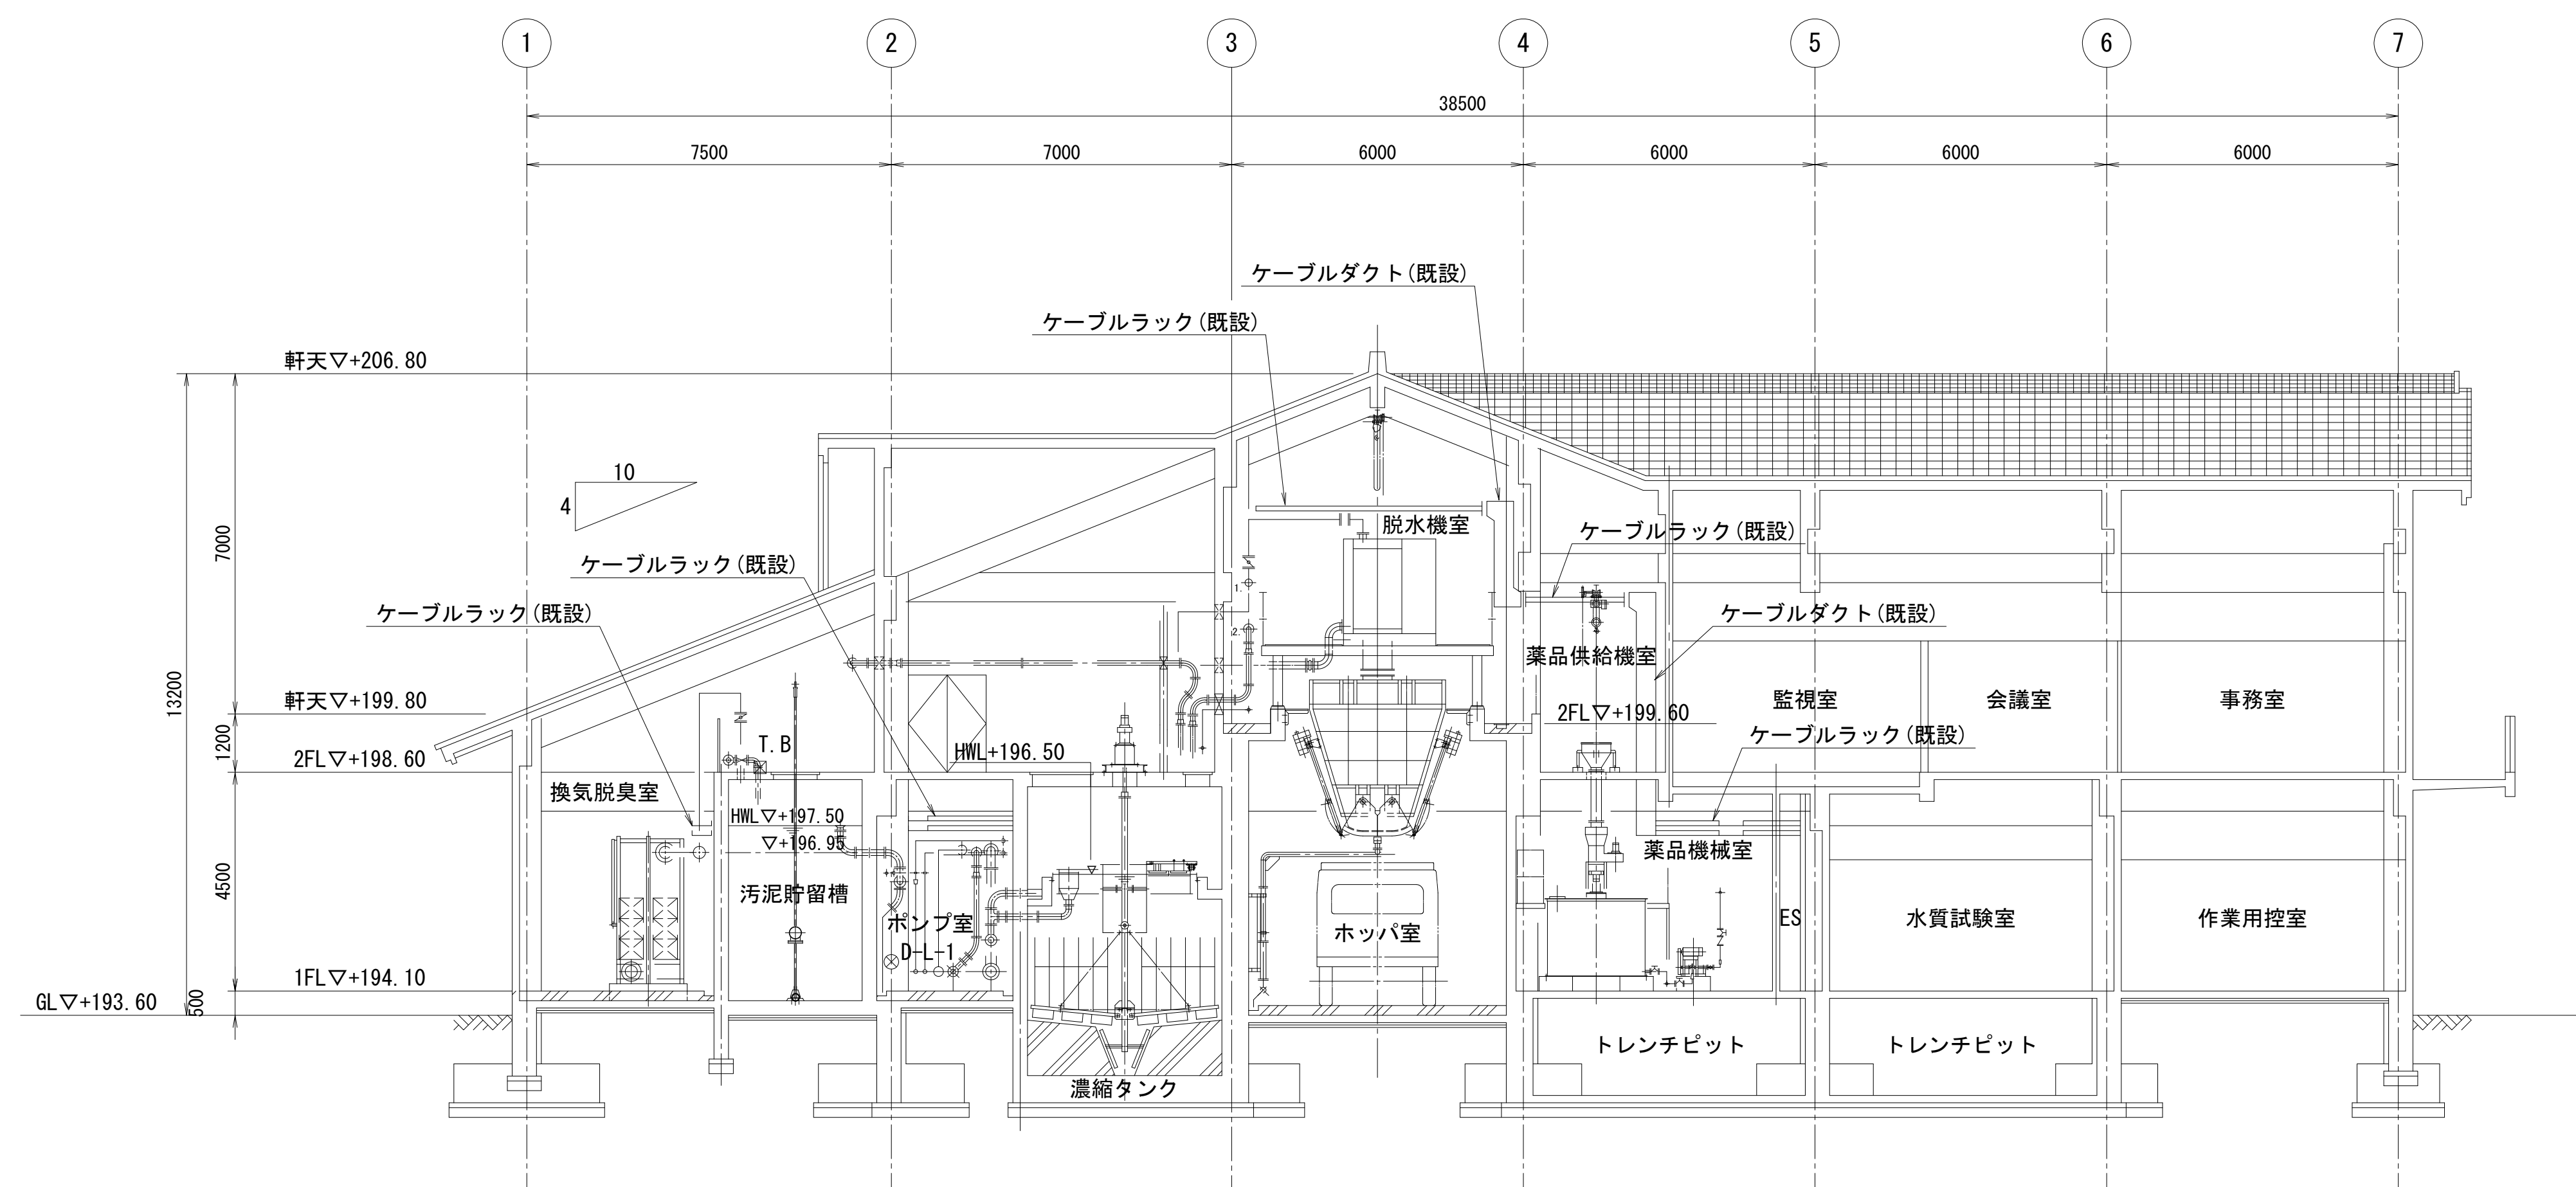

A-A 断面図 (S=1/100)

工 事 名	社会資本整備総合交付金事業（防災安全） 柘植浄化センター電気設備更新工事		図面番号
			16/27
施 設 名	柘植浄化センター		
図 面 名 称	管理汚泥棟配線図(3) (更新)	縮 尺	1/100
検 収 年 月		図面種別コード	
設 計 管 理		業務委託番号	
受 託 業 者		図 面 番 号	E-16

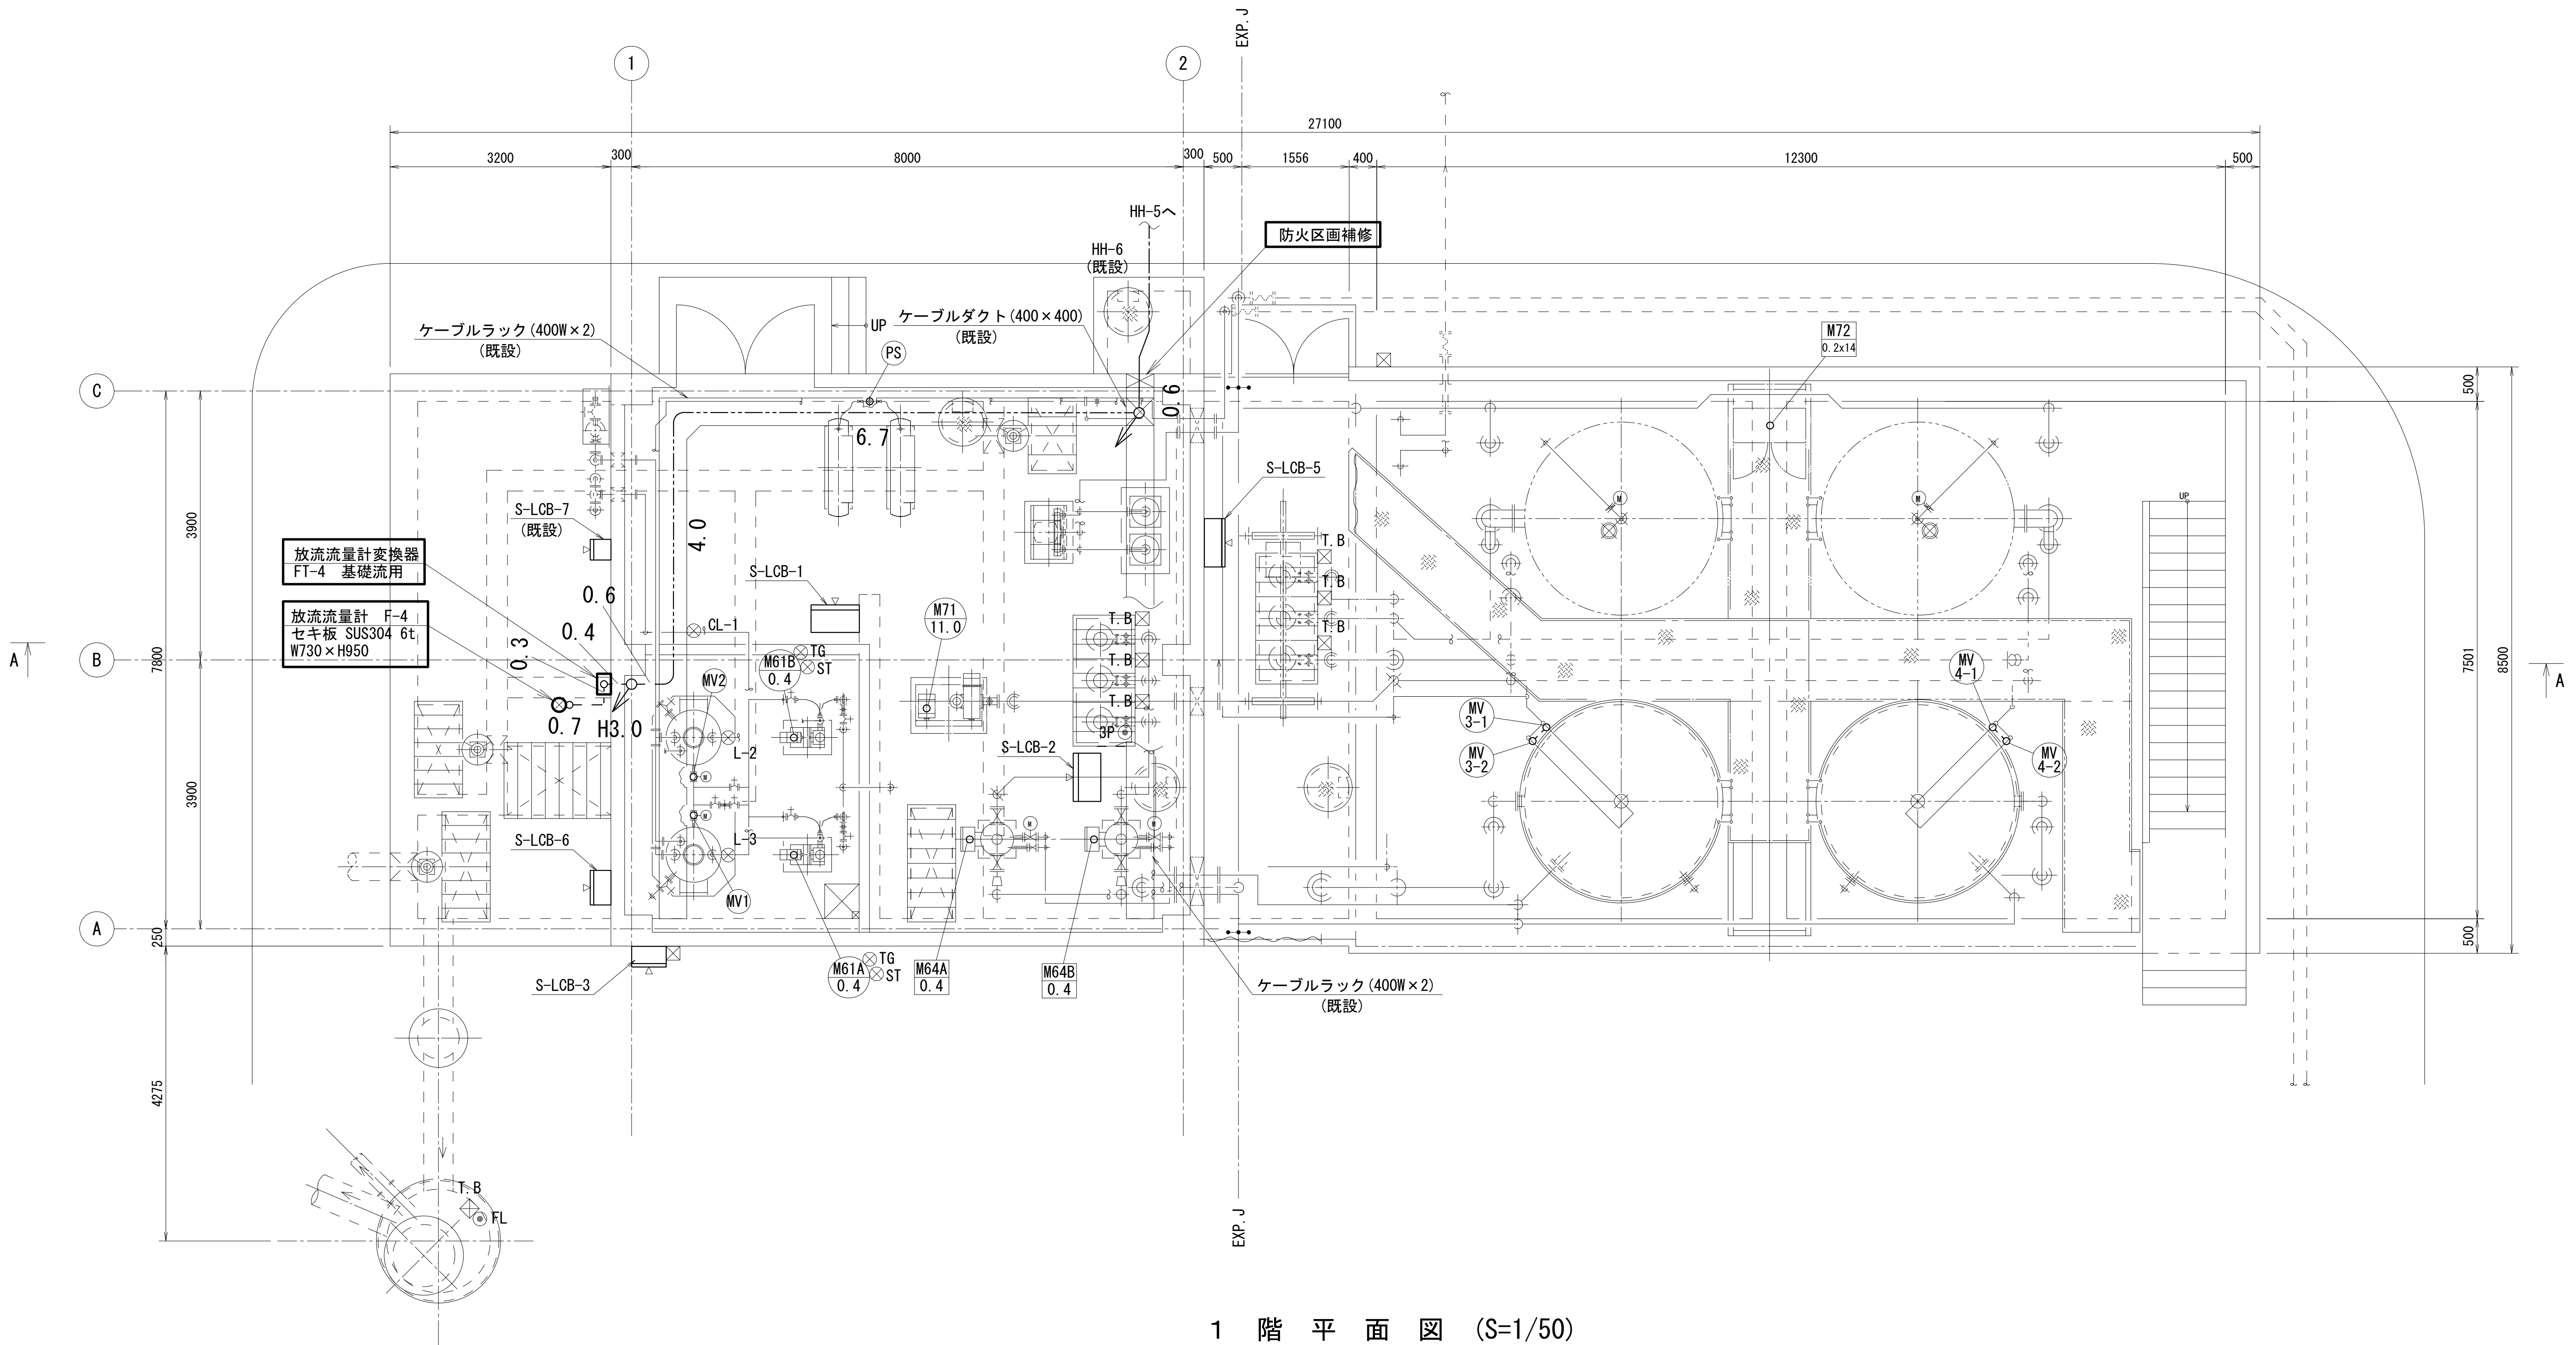

1 階 平 面 図 (S=1/50)


注 記

1. は今回工事を示す。
2. その他は既設を示す。

凡 例


1. 埋込配管
2. 露出配管
3. ラック配線
4. ピット・ダクト配線

工 事 名	社会資本整備総合交付金事業（防災安全） 柘植浄化センター電気設備更新工事		図面番号
			17/27
施 設 名	柘植浄化センター		
図 面 名 称	塩素混和池配線図(1) (更新)	縮 尺	1/50
検 収 年 月		図面種別コード	
設 計 管 理		業務委託番号	
受 託 業 者		図 面 番 号	E-17

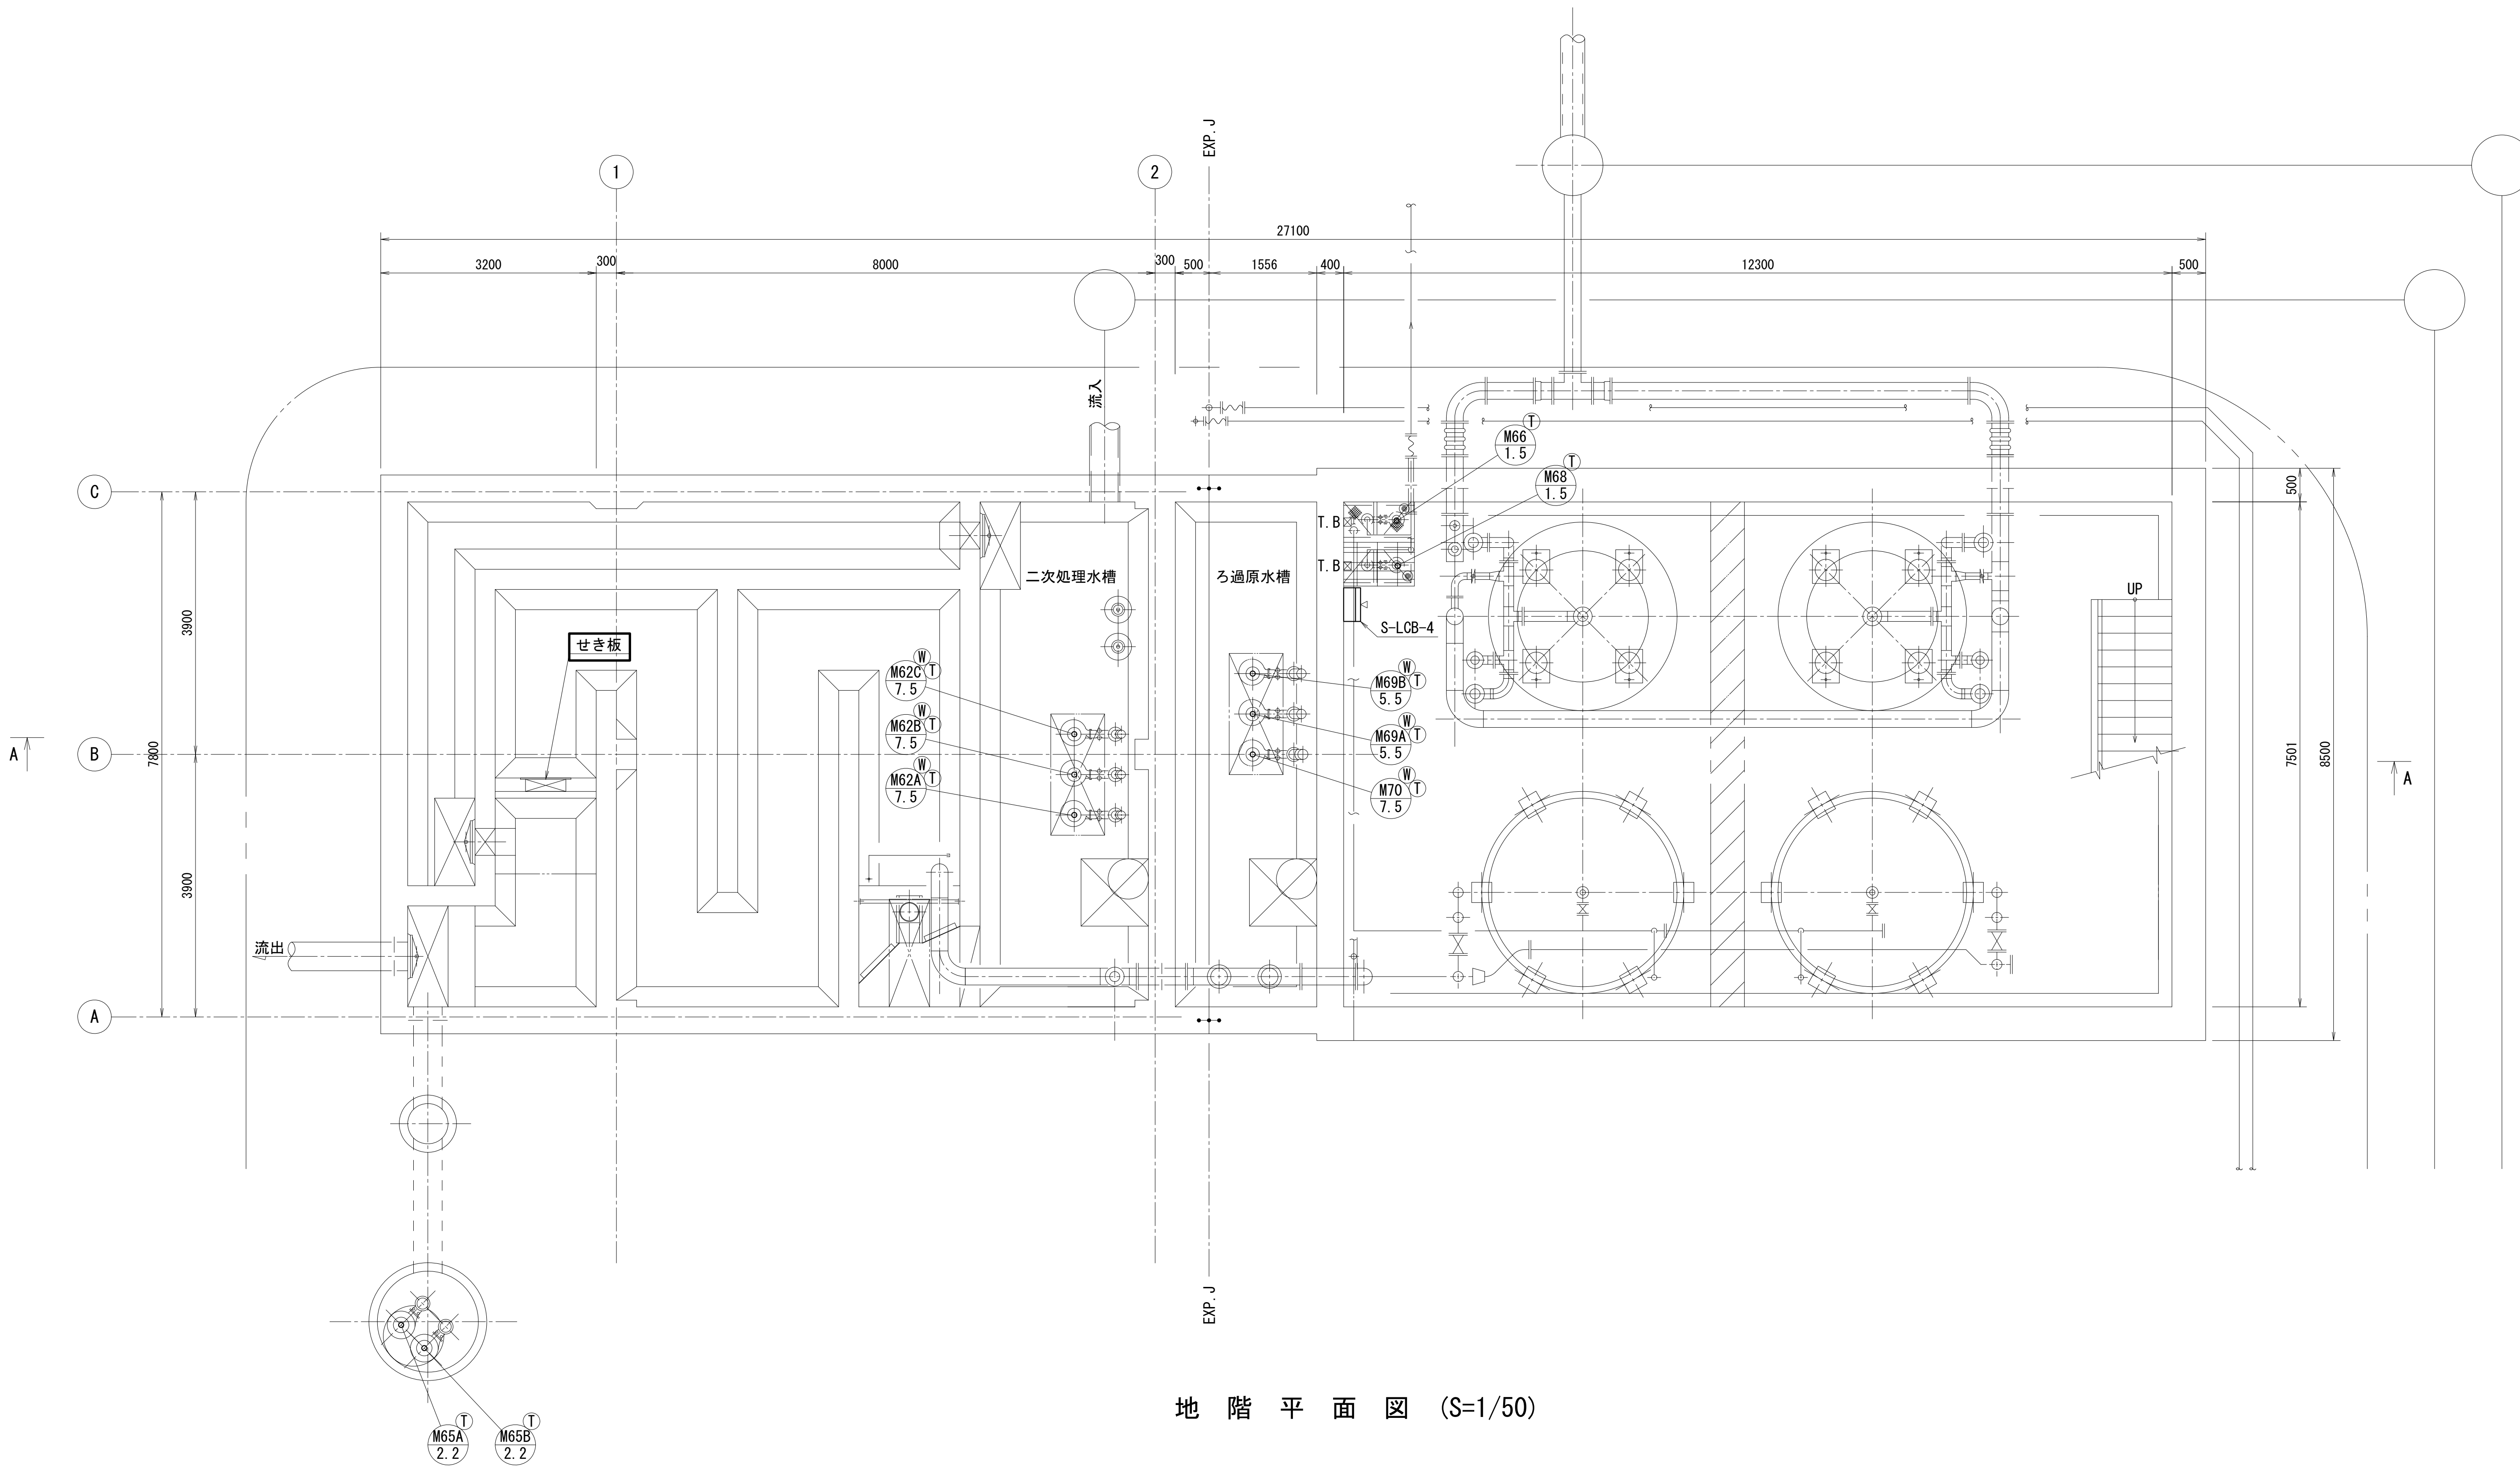

注 記
1. は今回工事を示す。
2. その他は既設を示す。


工 事 名	社会資本整備総合交付金事業（防災安全） 柘植浄化センター電気設備更新工事		図面番号
			18/27
施 設 名	柘植浄化センター		
図 面 名 称	塩素混和池配線図 (2) (更新)	縮 尺	1/50
検 収 年 月		図面種別コード	
設 計 管 理		業務委託番号	
受 託 業 者		図 面 番 号	E-18

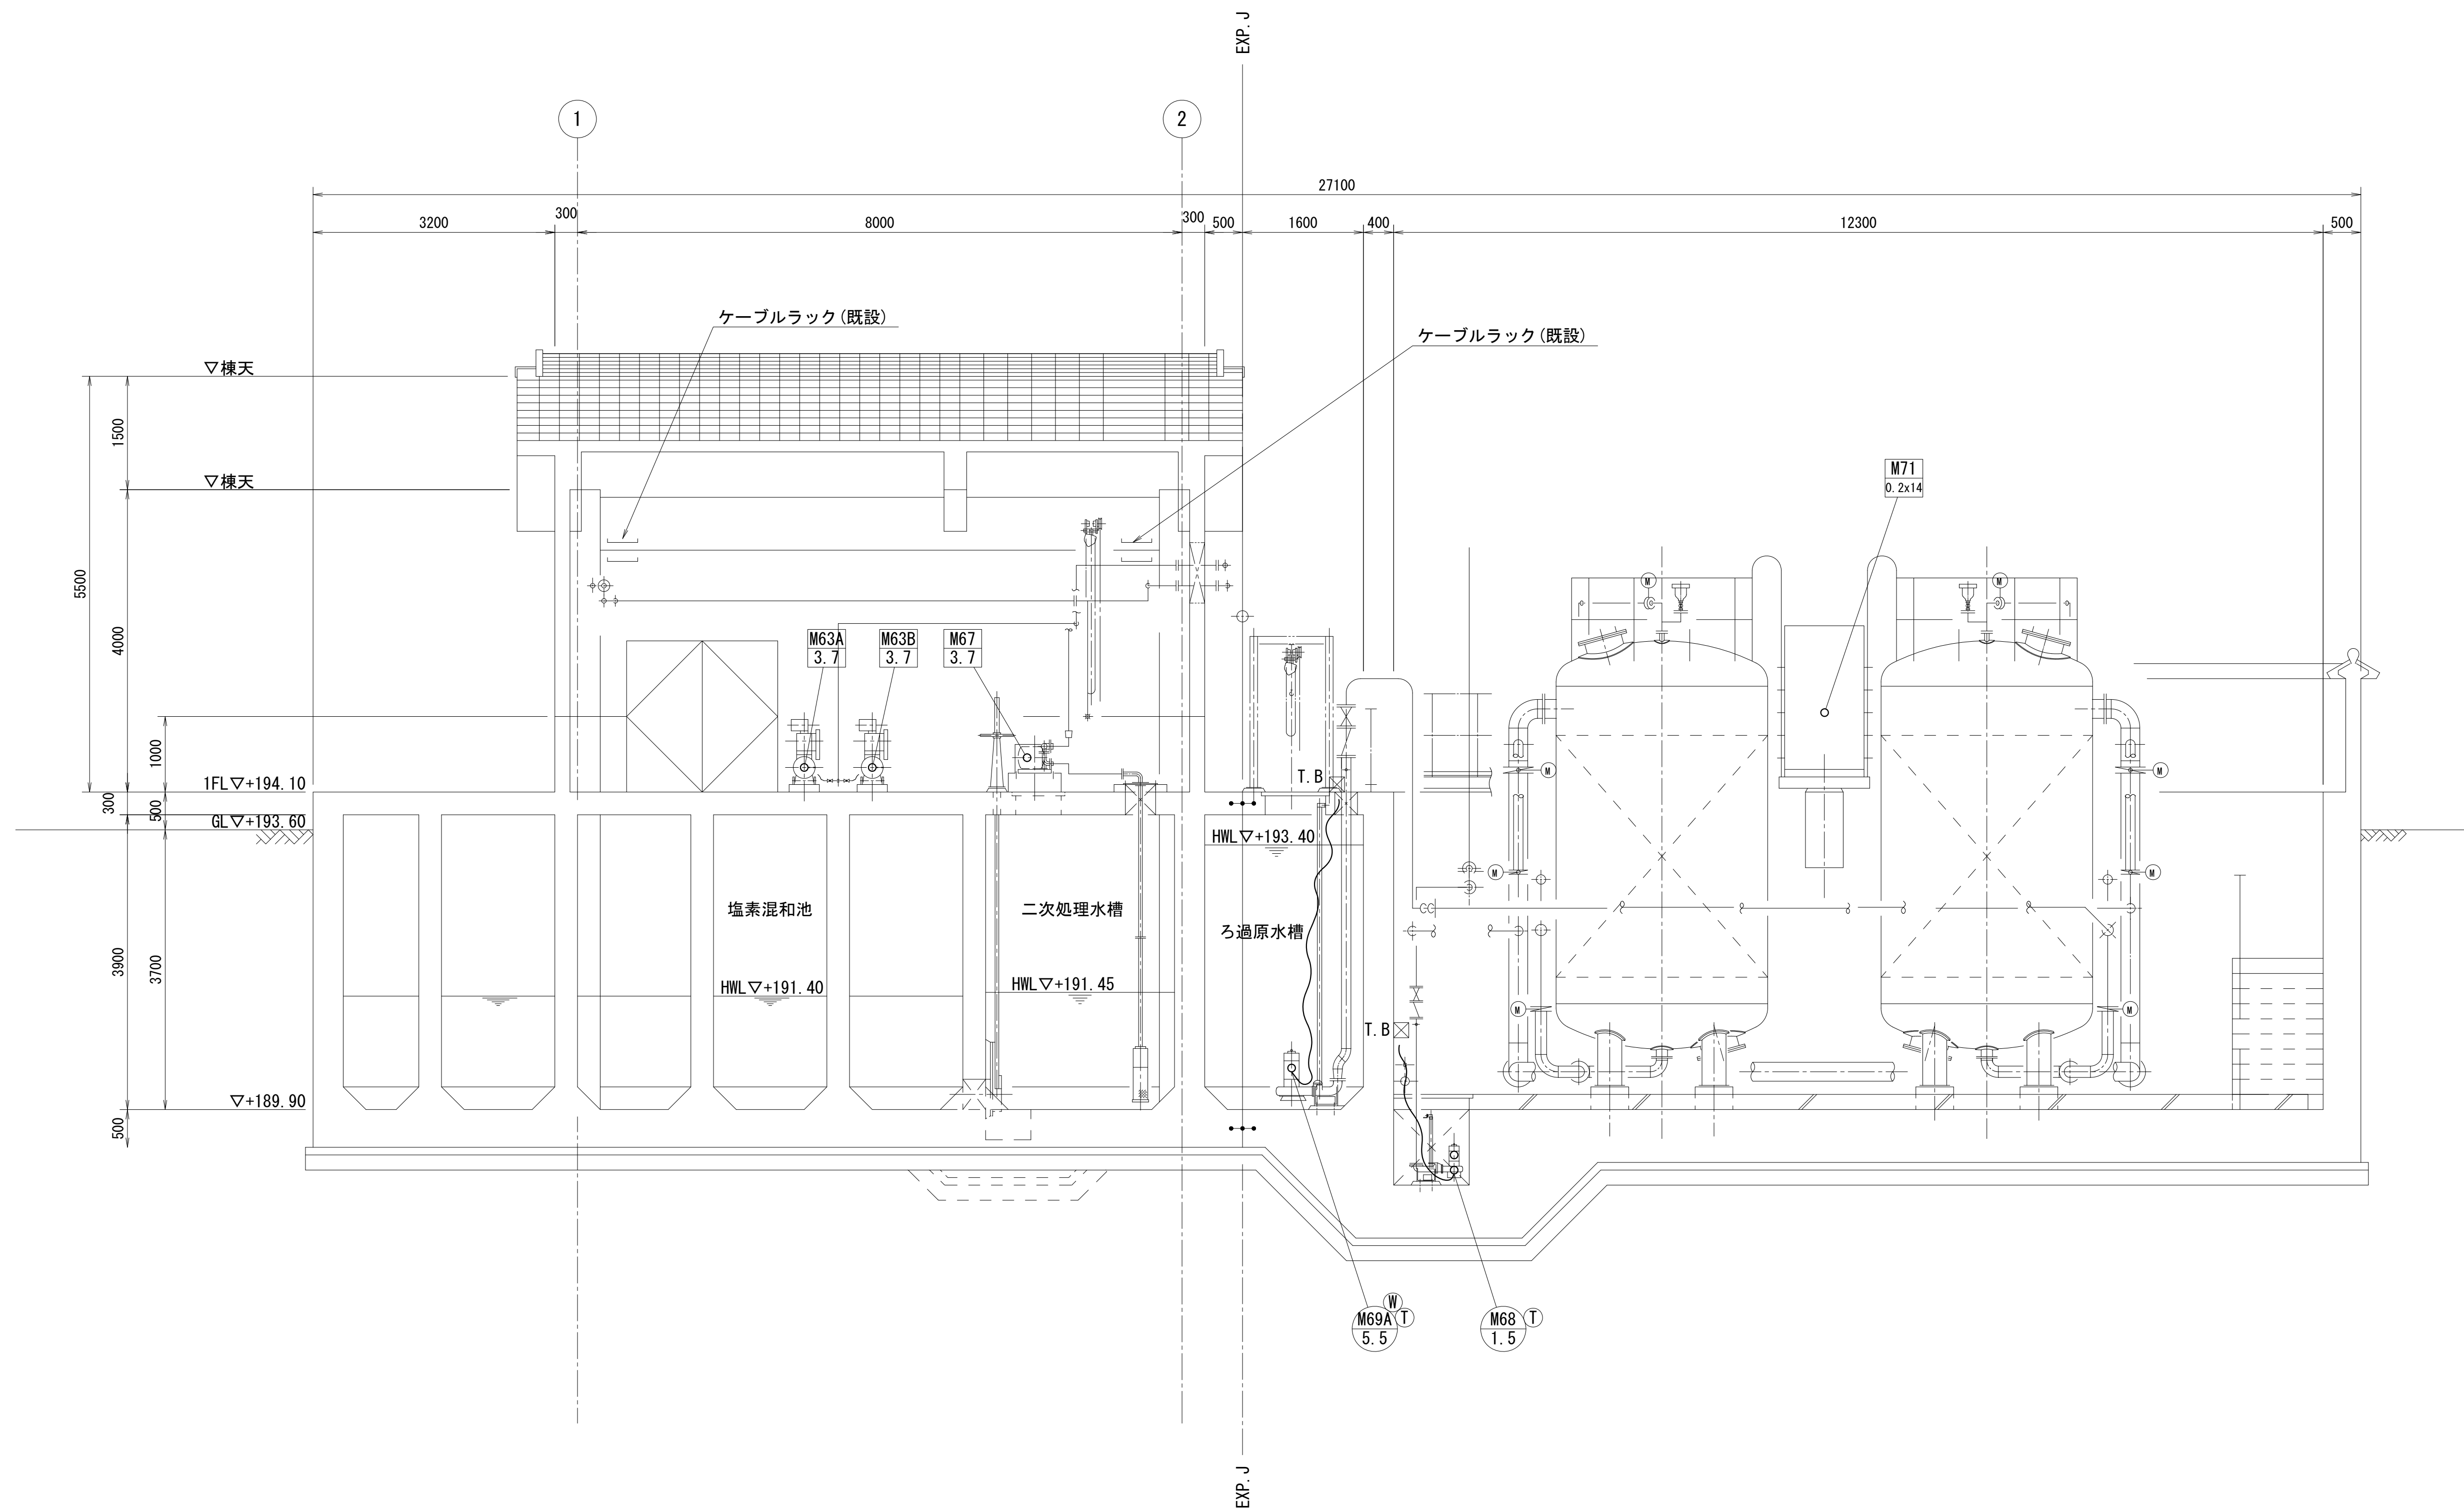

A-A 断面図 (S=1/50)


工 事 名	社会資本整備総合交付金事業（防災安全） 柘植浄化センター電気設備更新工事		図面番号
			19/27
施 設 名	柘植浄化センター		
図 面 名 称	塩素混和池配線図(3) (更新)	縮 尺	1/50
検 収 年 月		図面種別コード	
設 計 管 理		業務委託番号	
受 託 業 者		図 面 番 号	E-19

柘植浄化センター全体配線図 S=1/300

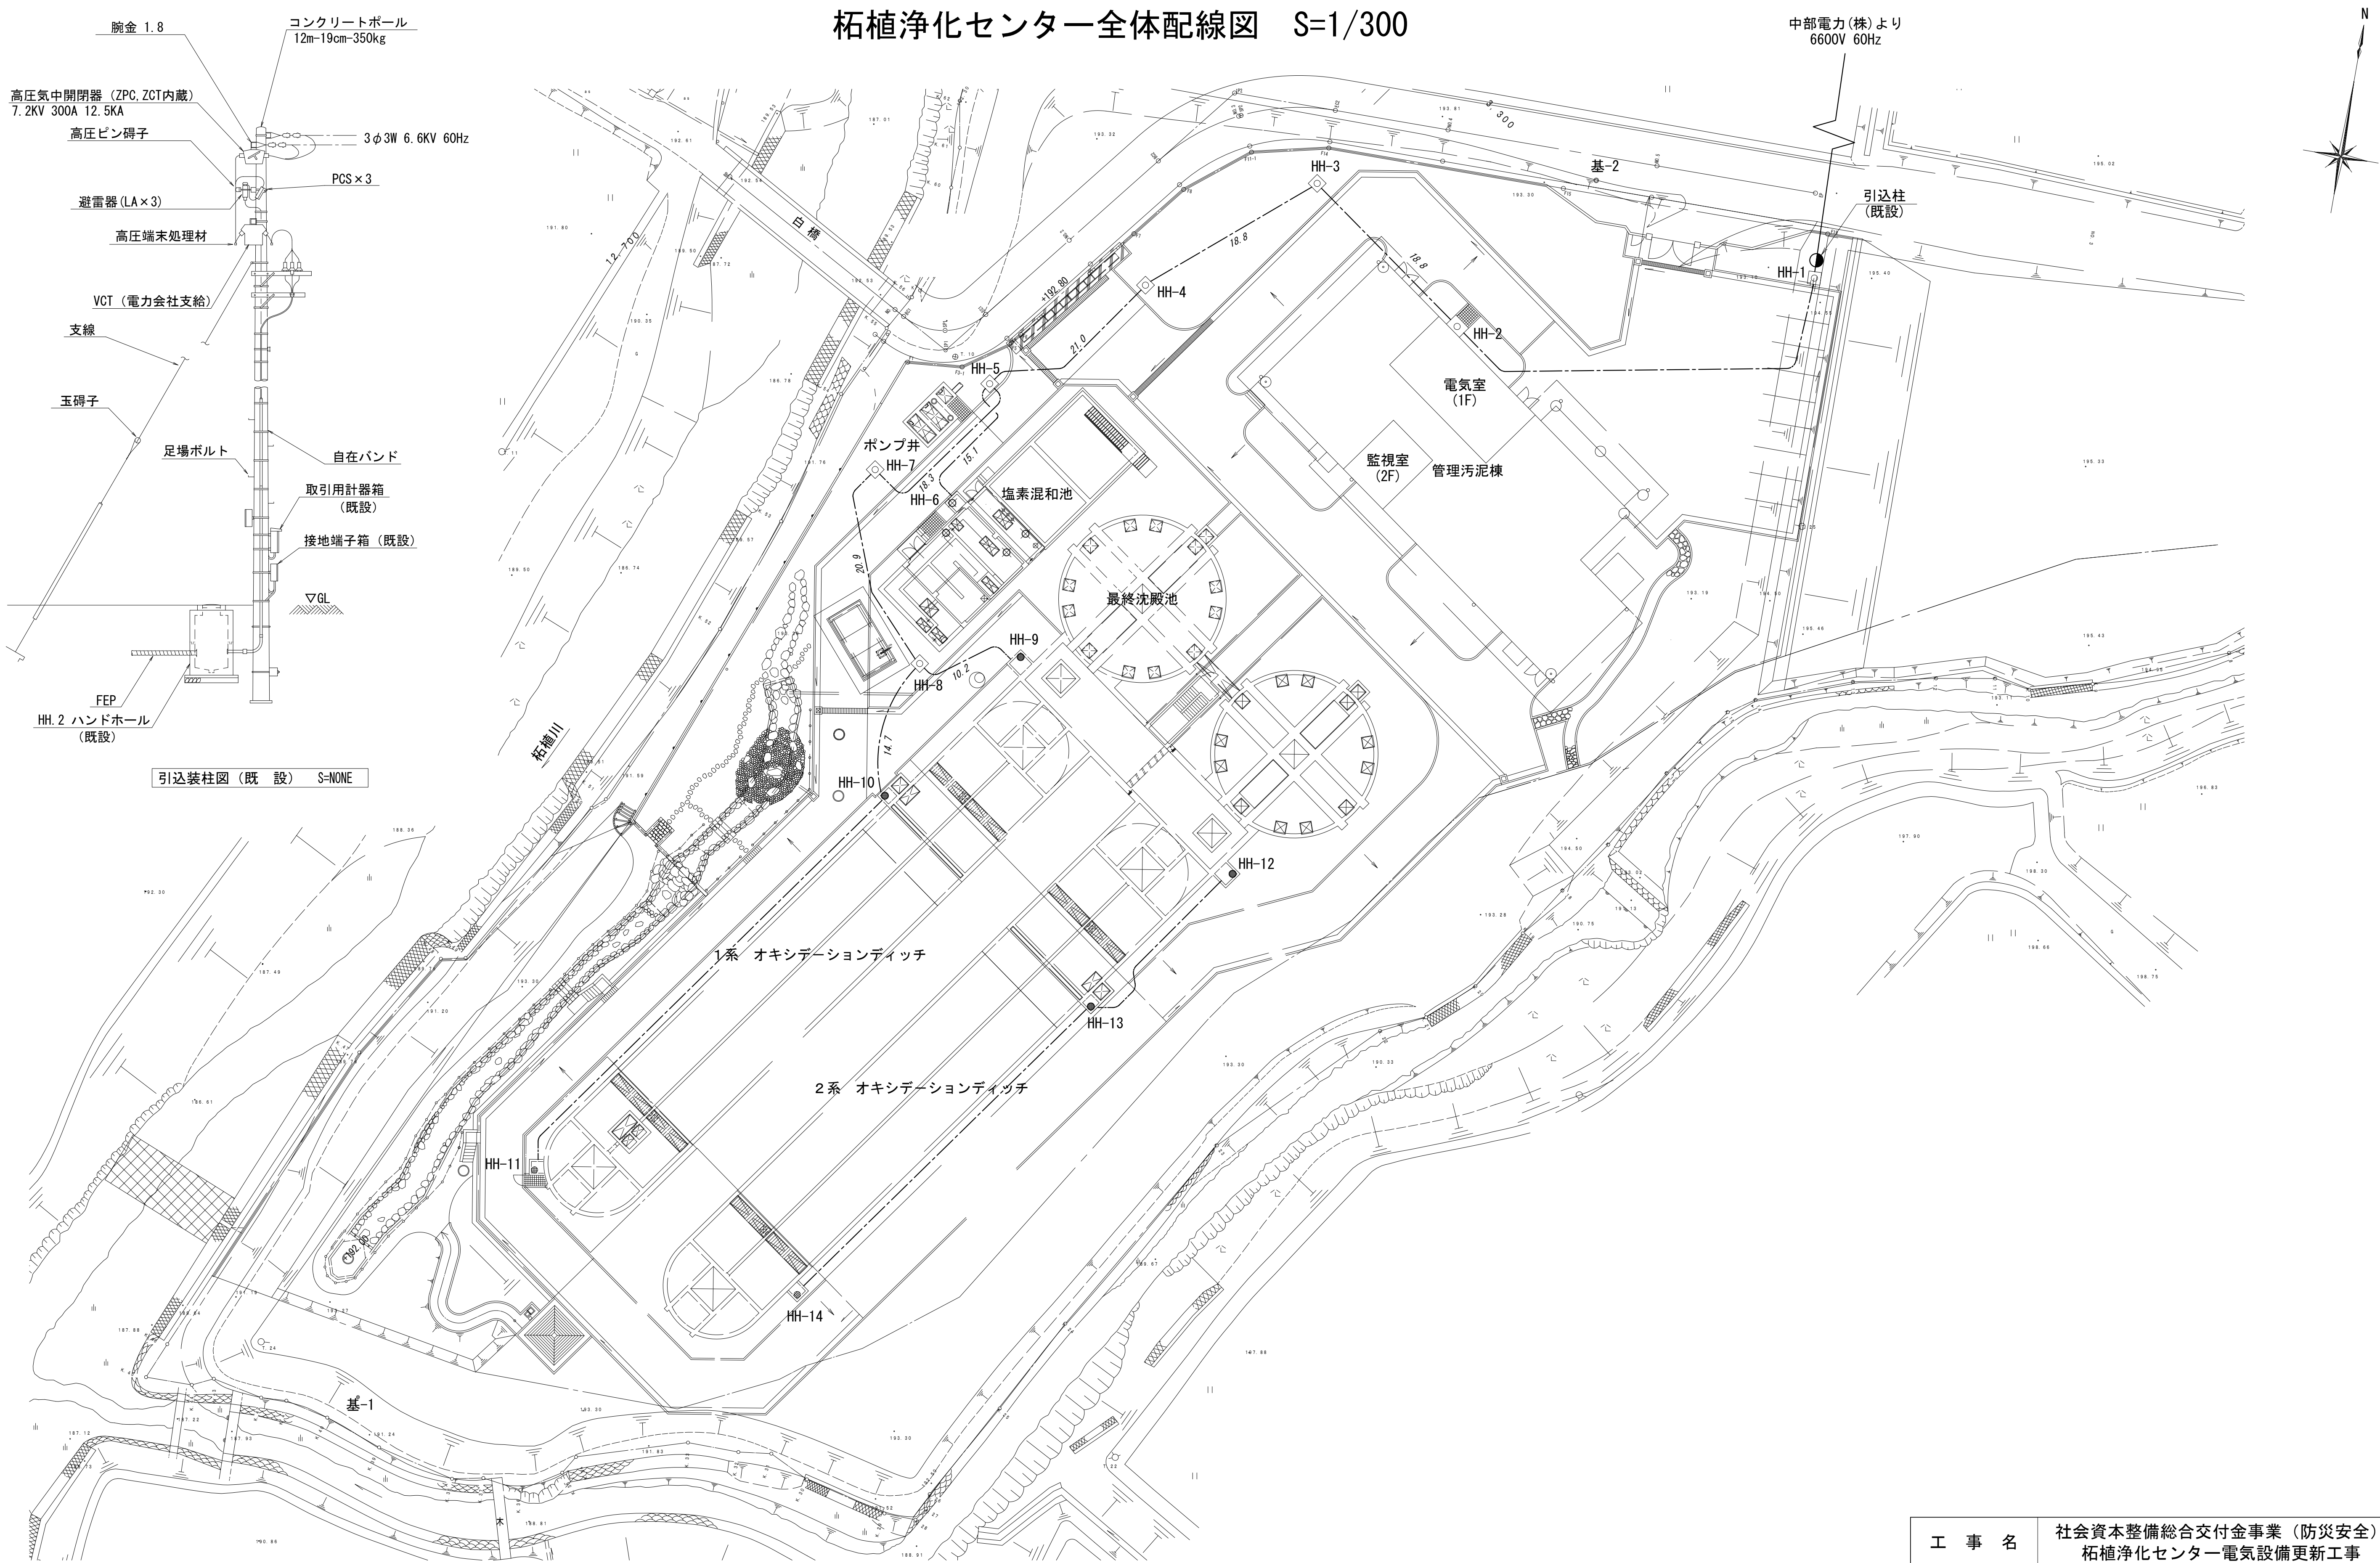


注 記
1. 本図は配線ルートを示す。

工 事 名	社会資本整備総合交付金事業（防災安全） 柘植浄化センター電気設備更新工事		図面番号
			20/27
施 設 名	柘植浄化センター		
図 面 名 称	全体配線図（撤去）	縮 尺	1/300
検 収 年 月		図面種別コード	
設 計 管 理		業務委託番号	
受 託 業 者		図 面 番 号	E-20

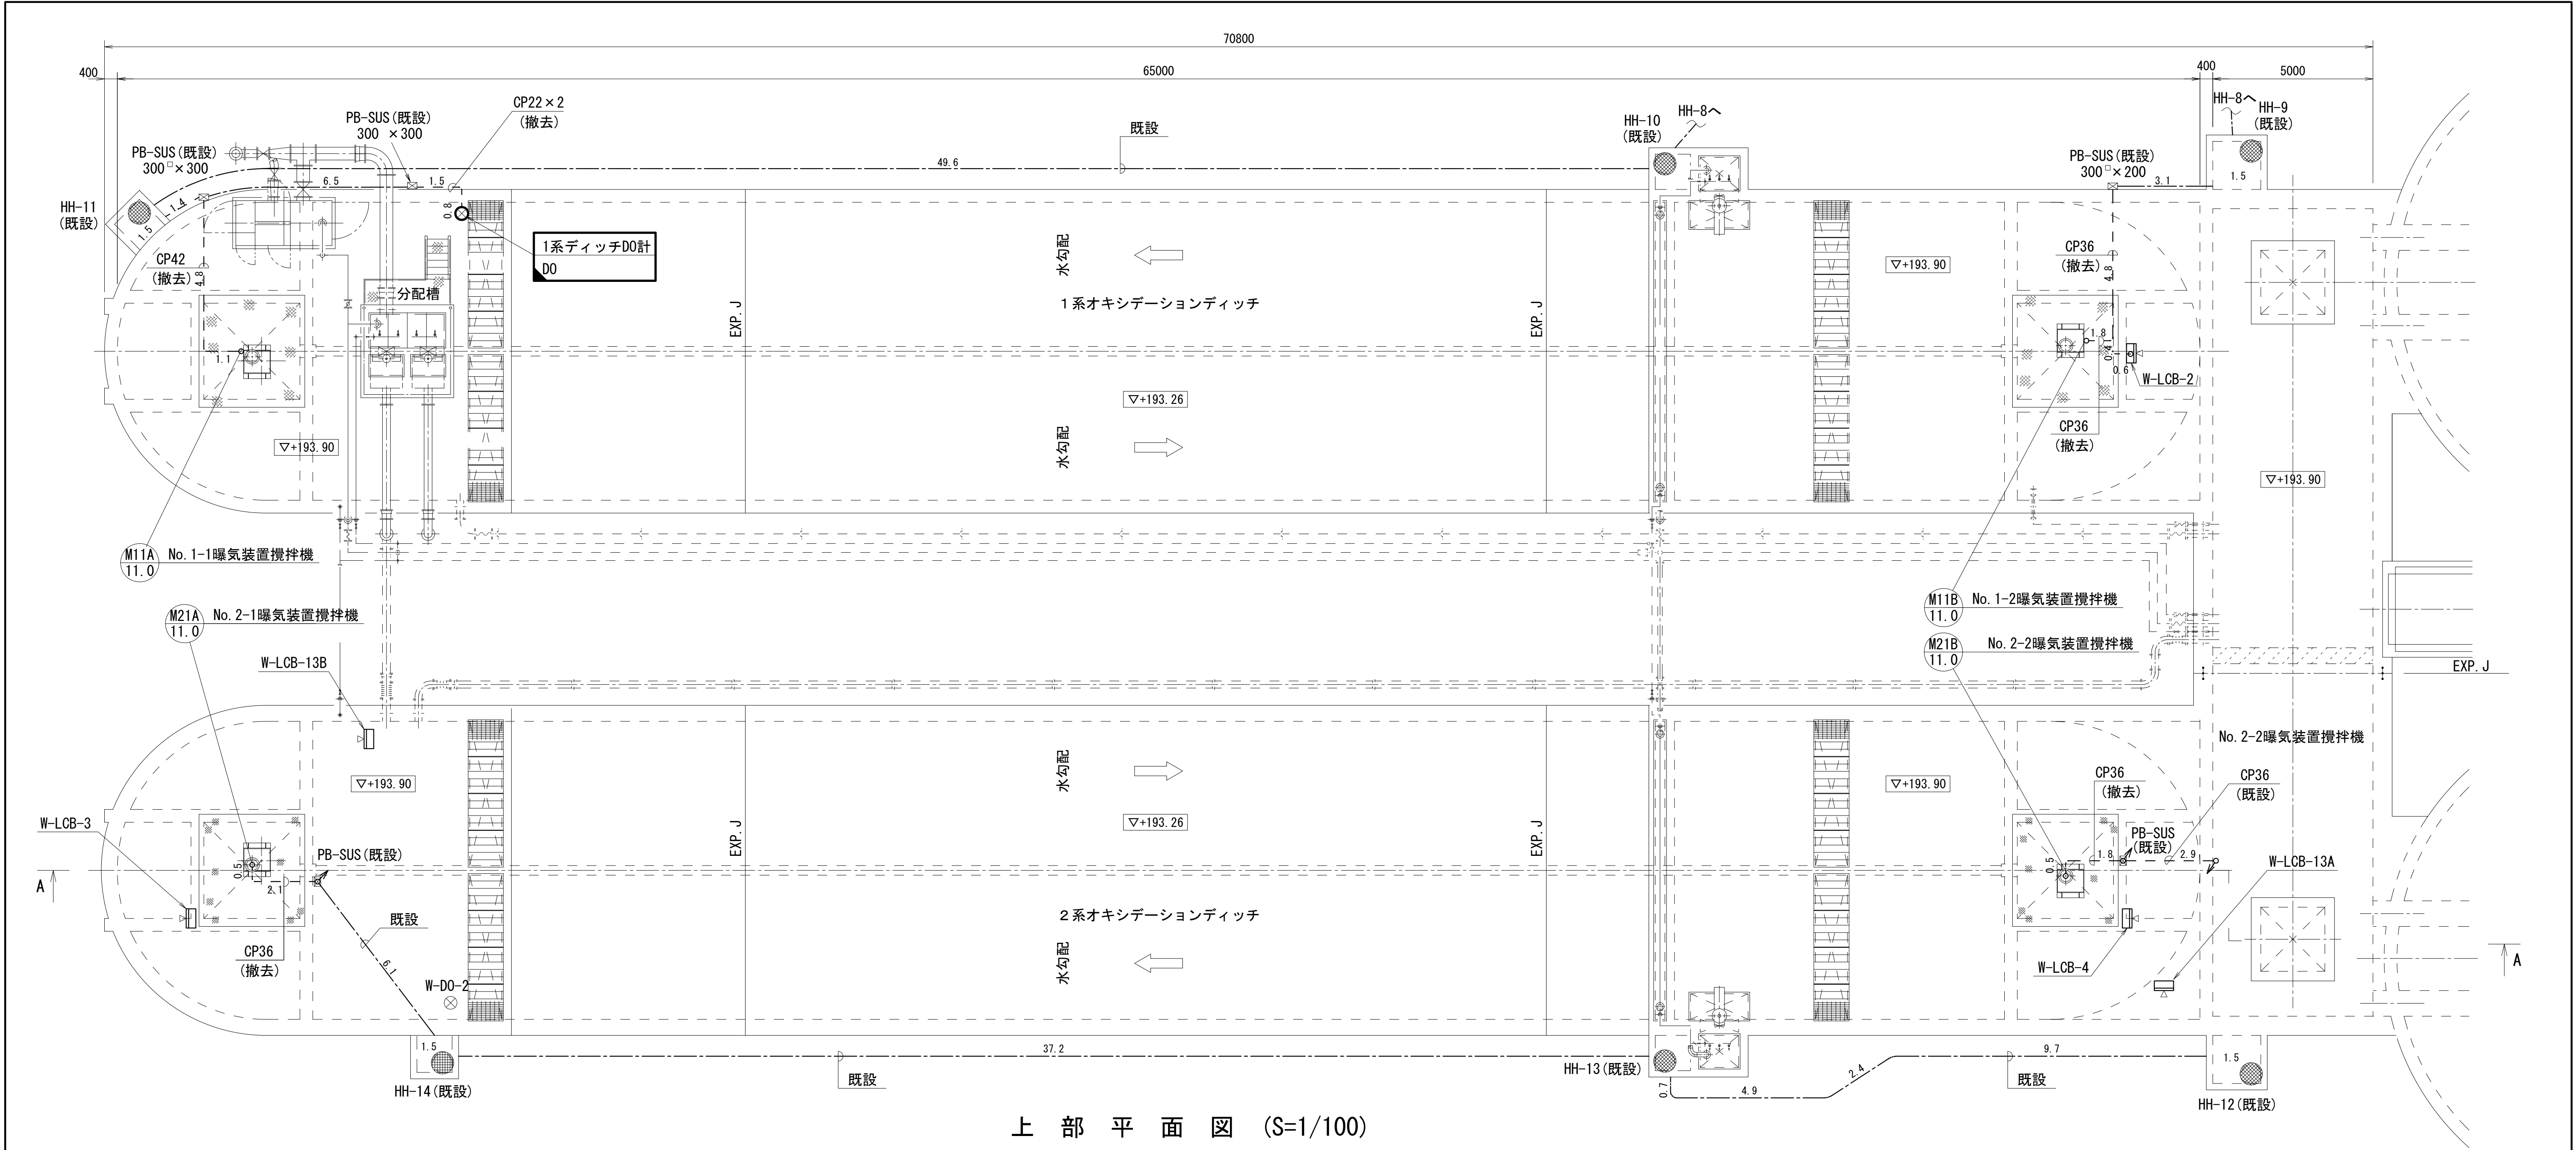


上部平面図 (S=1/100)

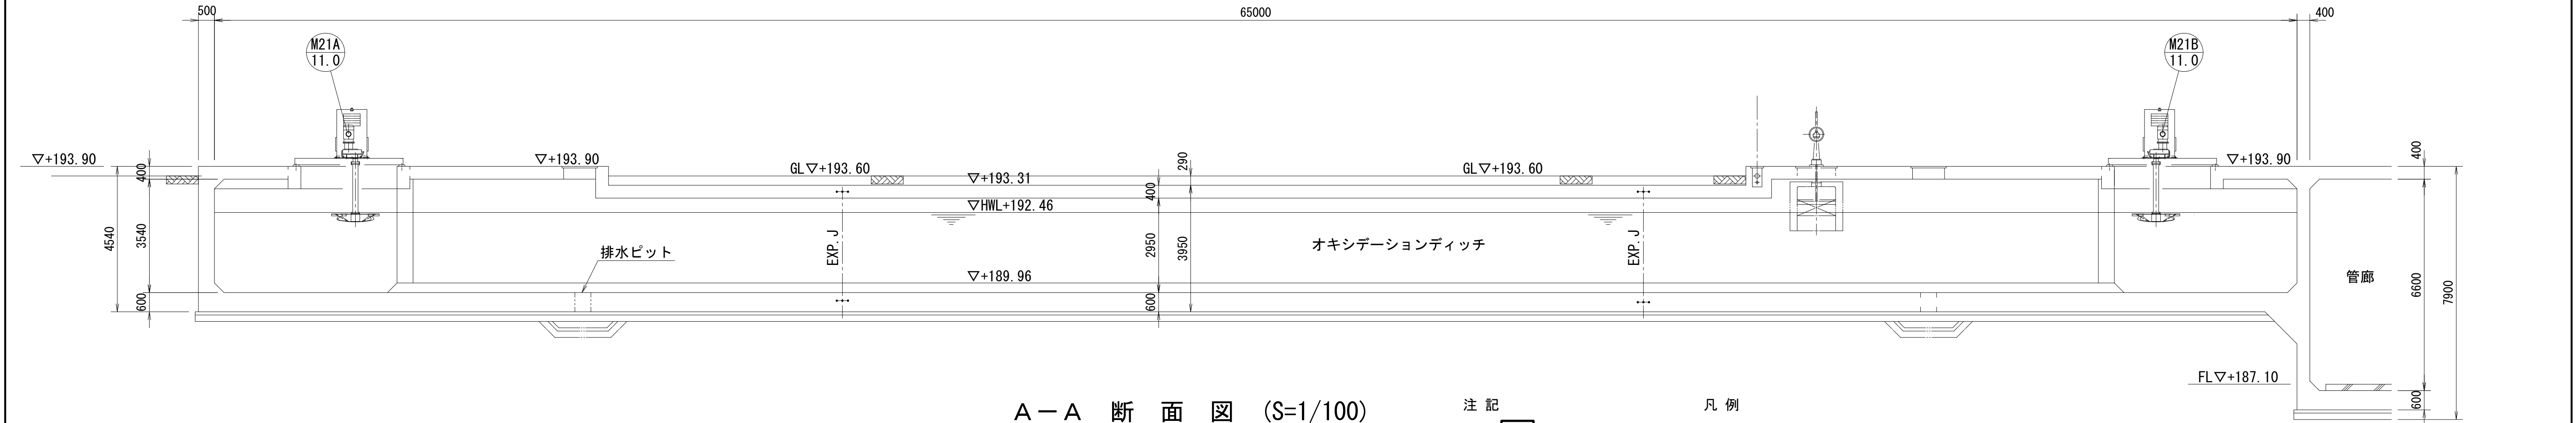


A-A断面図 (S=1/100)

- 注記
1. は今回撤去を示す。
 2. その他は既設を示す。
- 凡例
1. 埋込配管
 2. 露出配管
 3. ラック配線
 4. ピット・ダクト配線

工 事 名	社会資本整備総合交付金事業（防災安全） 柘植浄化センター電気設備更新工事	図面番号 21/27	2. その他は既設を示す。		2. - - - - 露出配管	施 設 名	柘植浄化センター		
			3. ——— ラック配線	3. ——— ラック配線	図 面 名 称	オキシデーションディッチ配線図(撤去) 縮尺 1/100			
			4. ——— ビット・ダクト配線	4. ——— ビット・ダクト配線	検 収 年 月		図面種別コード		
					設 計 管 理		業務委託番号		
					受 託 業 者		図 面 番 号	E-21	

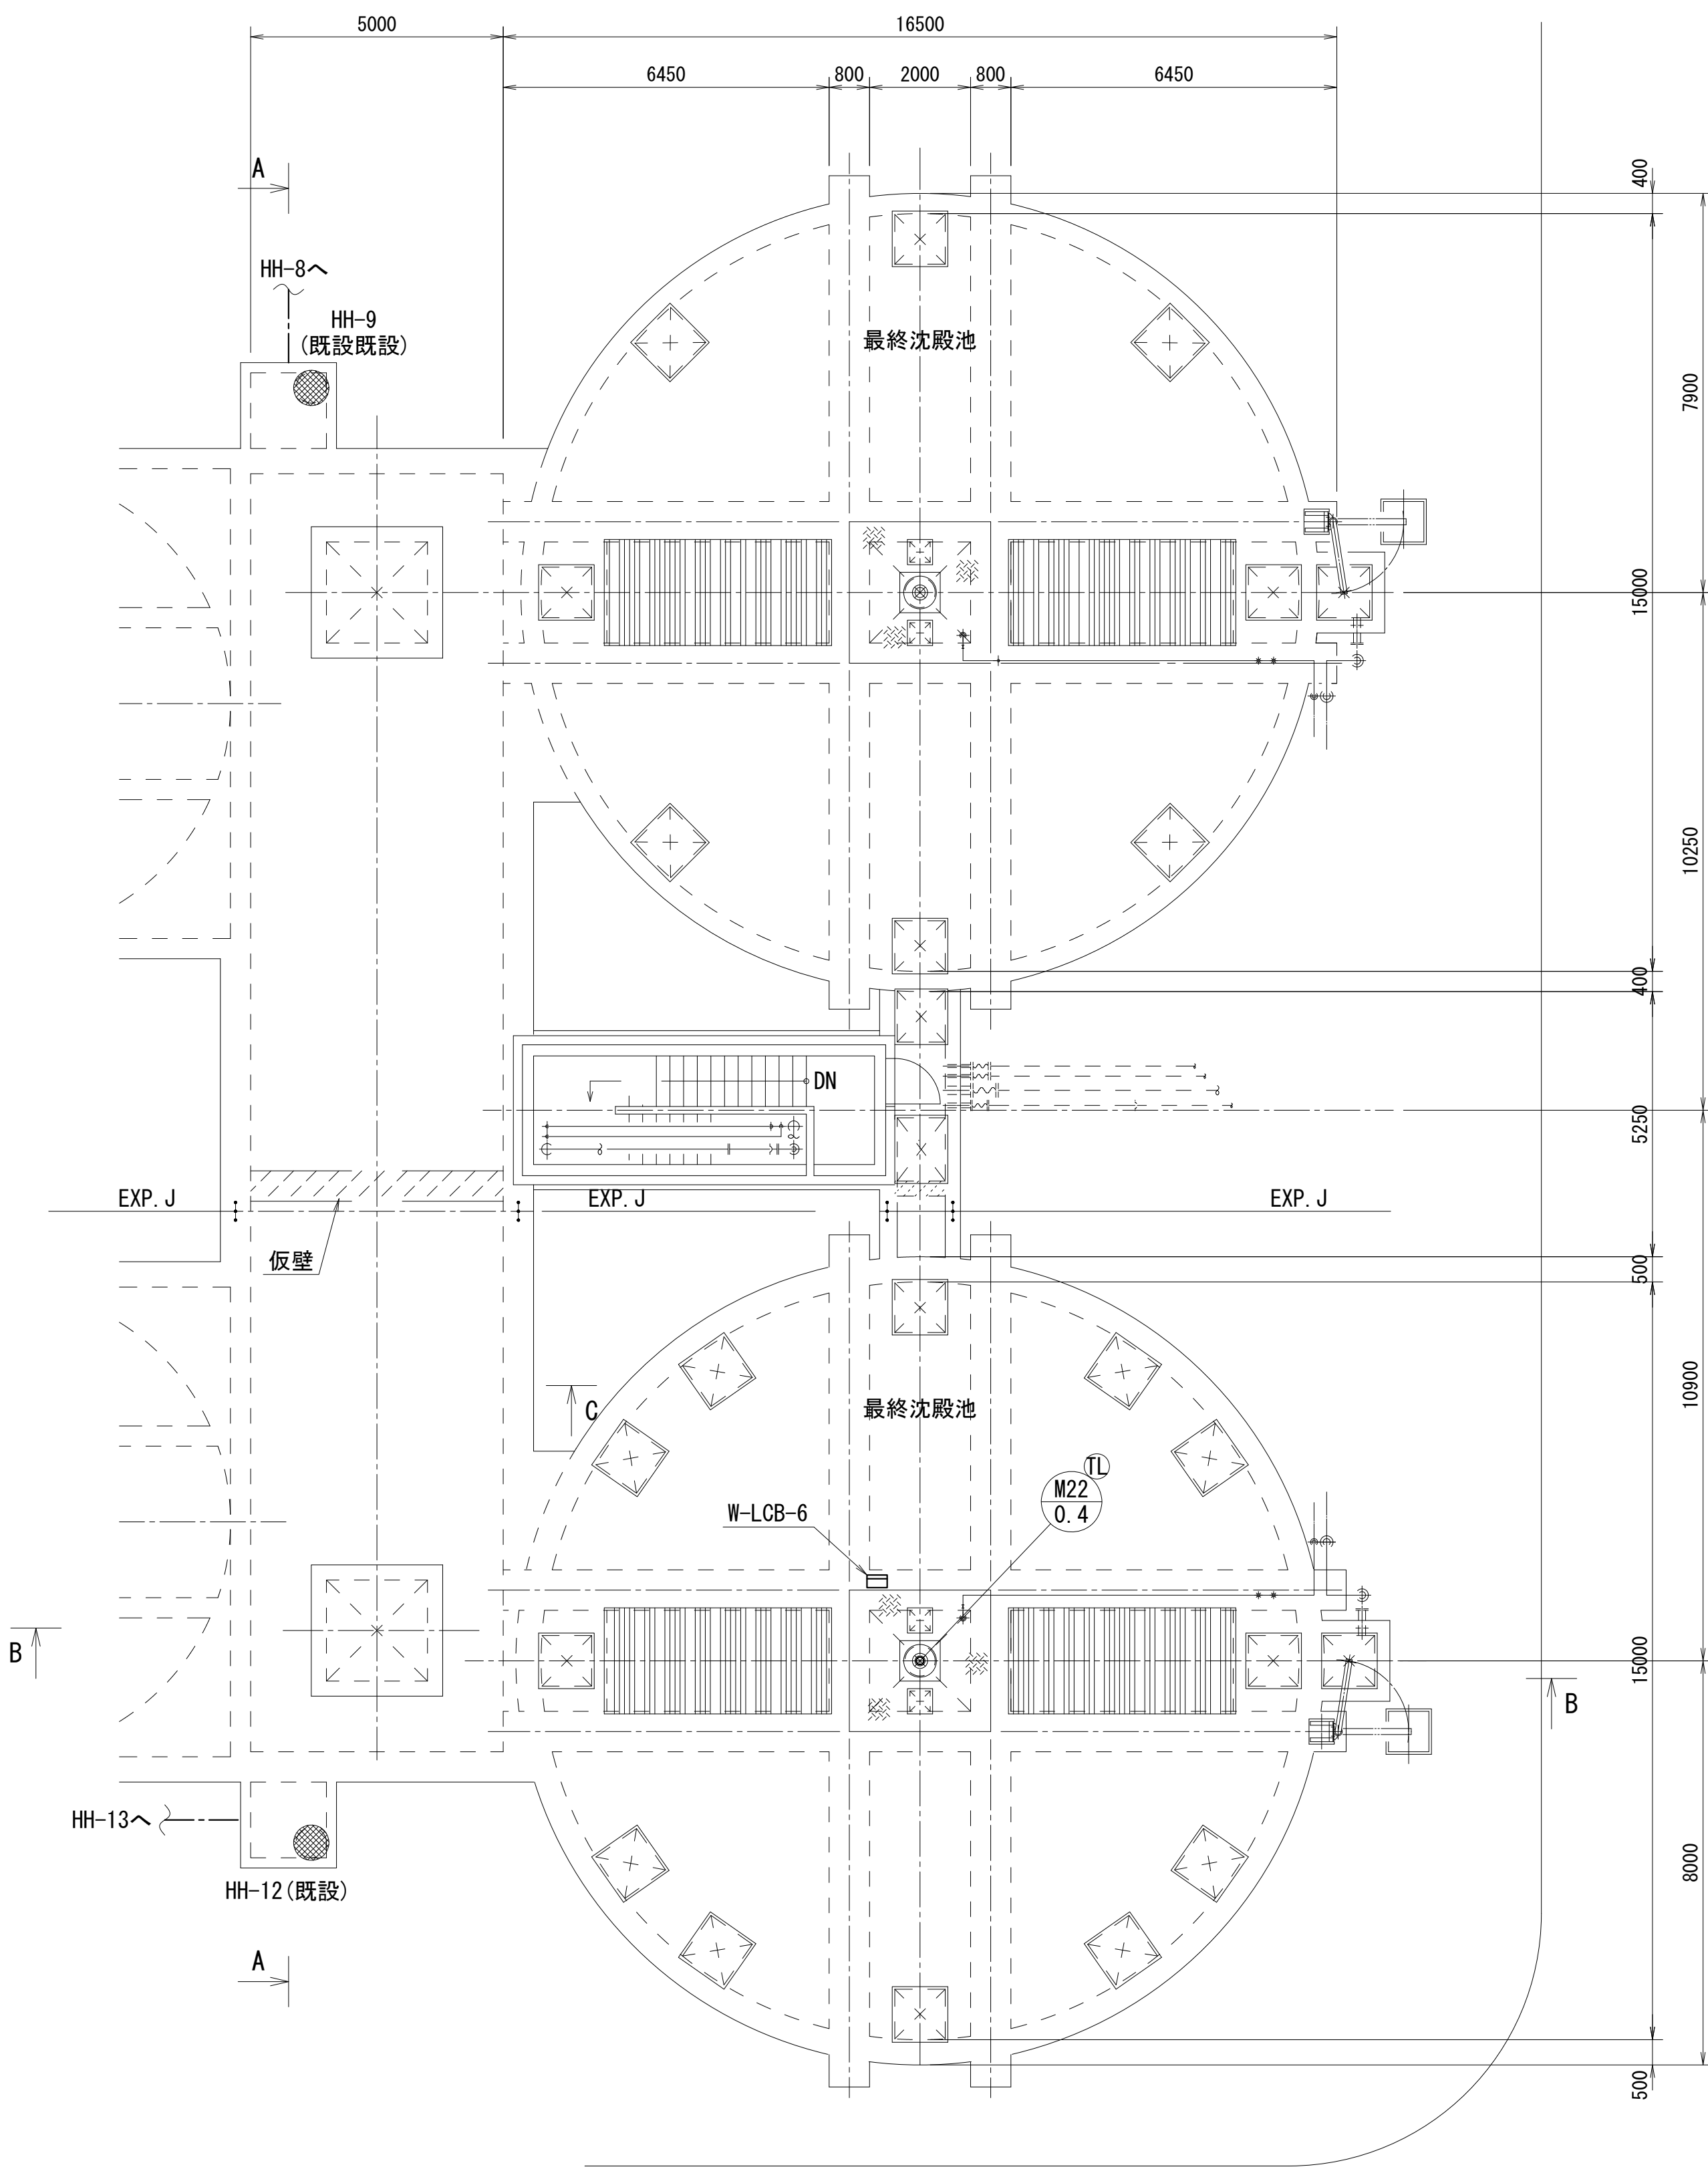

上部平面図 (S=1/100)

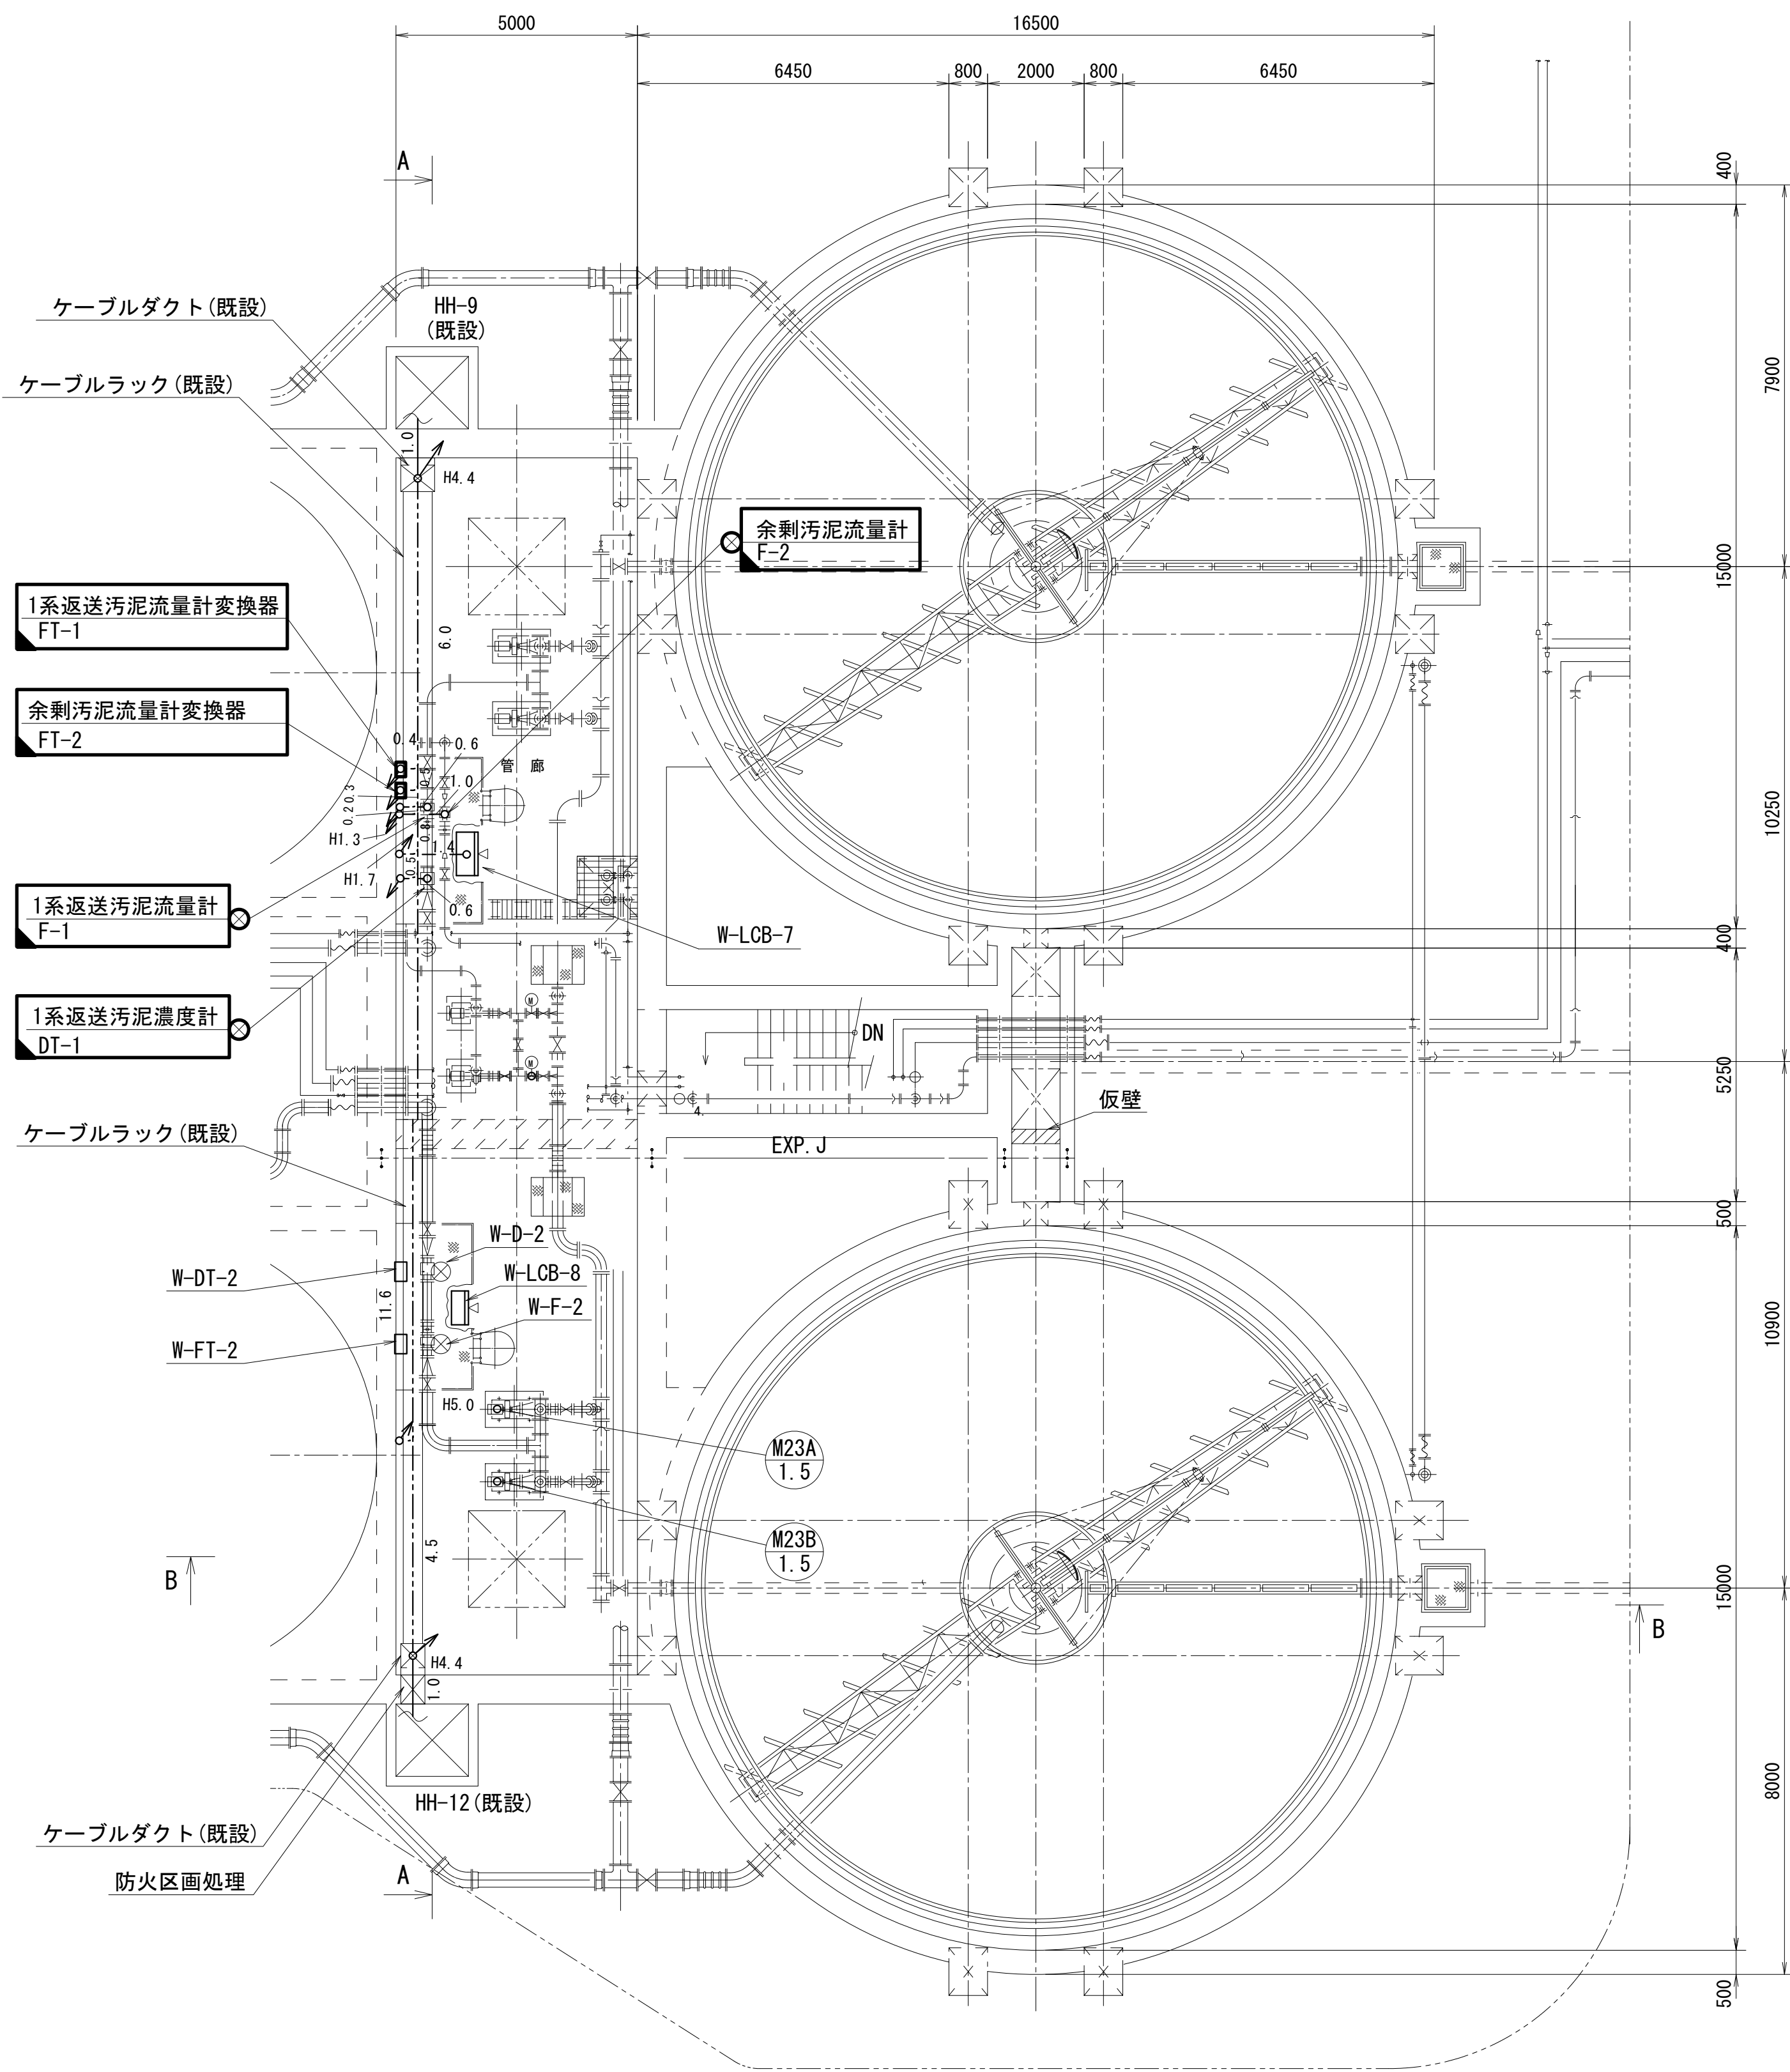

下部平面図 (S=1/100)


注 記

1.  は今回撤去を示す。
2. その他は既設を示す。

凡 例

1.  埋込電線管
2.  露出配管
3.  ラック配線
4.  ビット・ダクト配線

工 事 名	社会資本整備総合交付金事業（防災安全） 柘植浄化センター電気設備更新工事		図面番号
			22/27
施 設 名	柘植浄化センター		
図 面 名 称	最終沈殿池・管廊配線図(撤去)	縮 尺	1/100
検 収 年 月		図面種別コード	
設 計 管 理		業務委託番号	
受 託 業 者		図 面 番 号	E-22

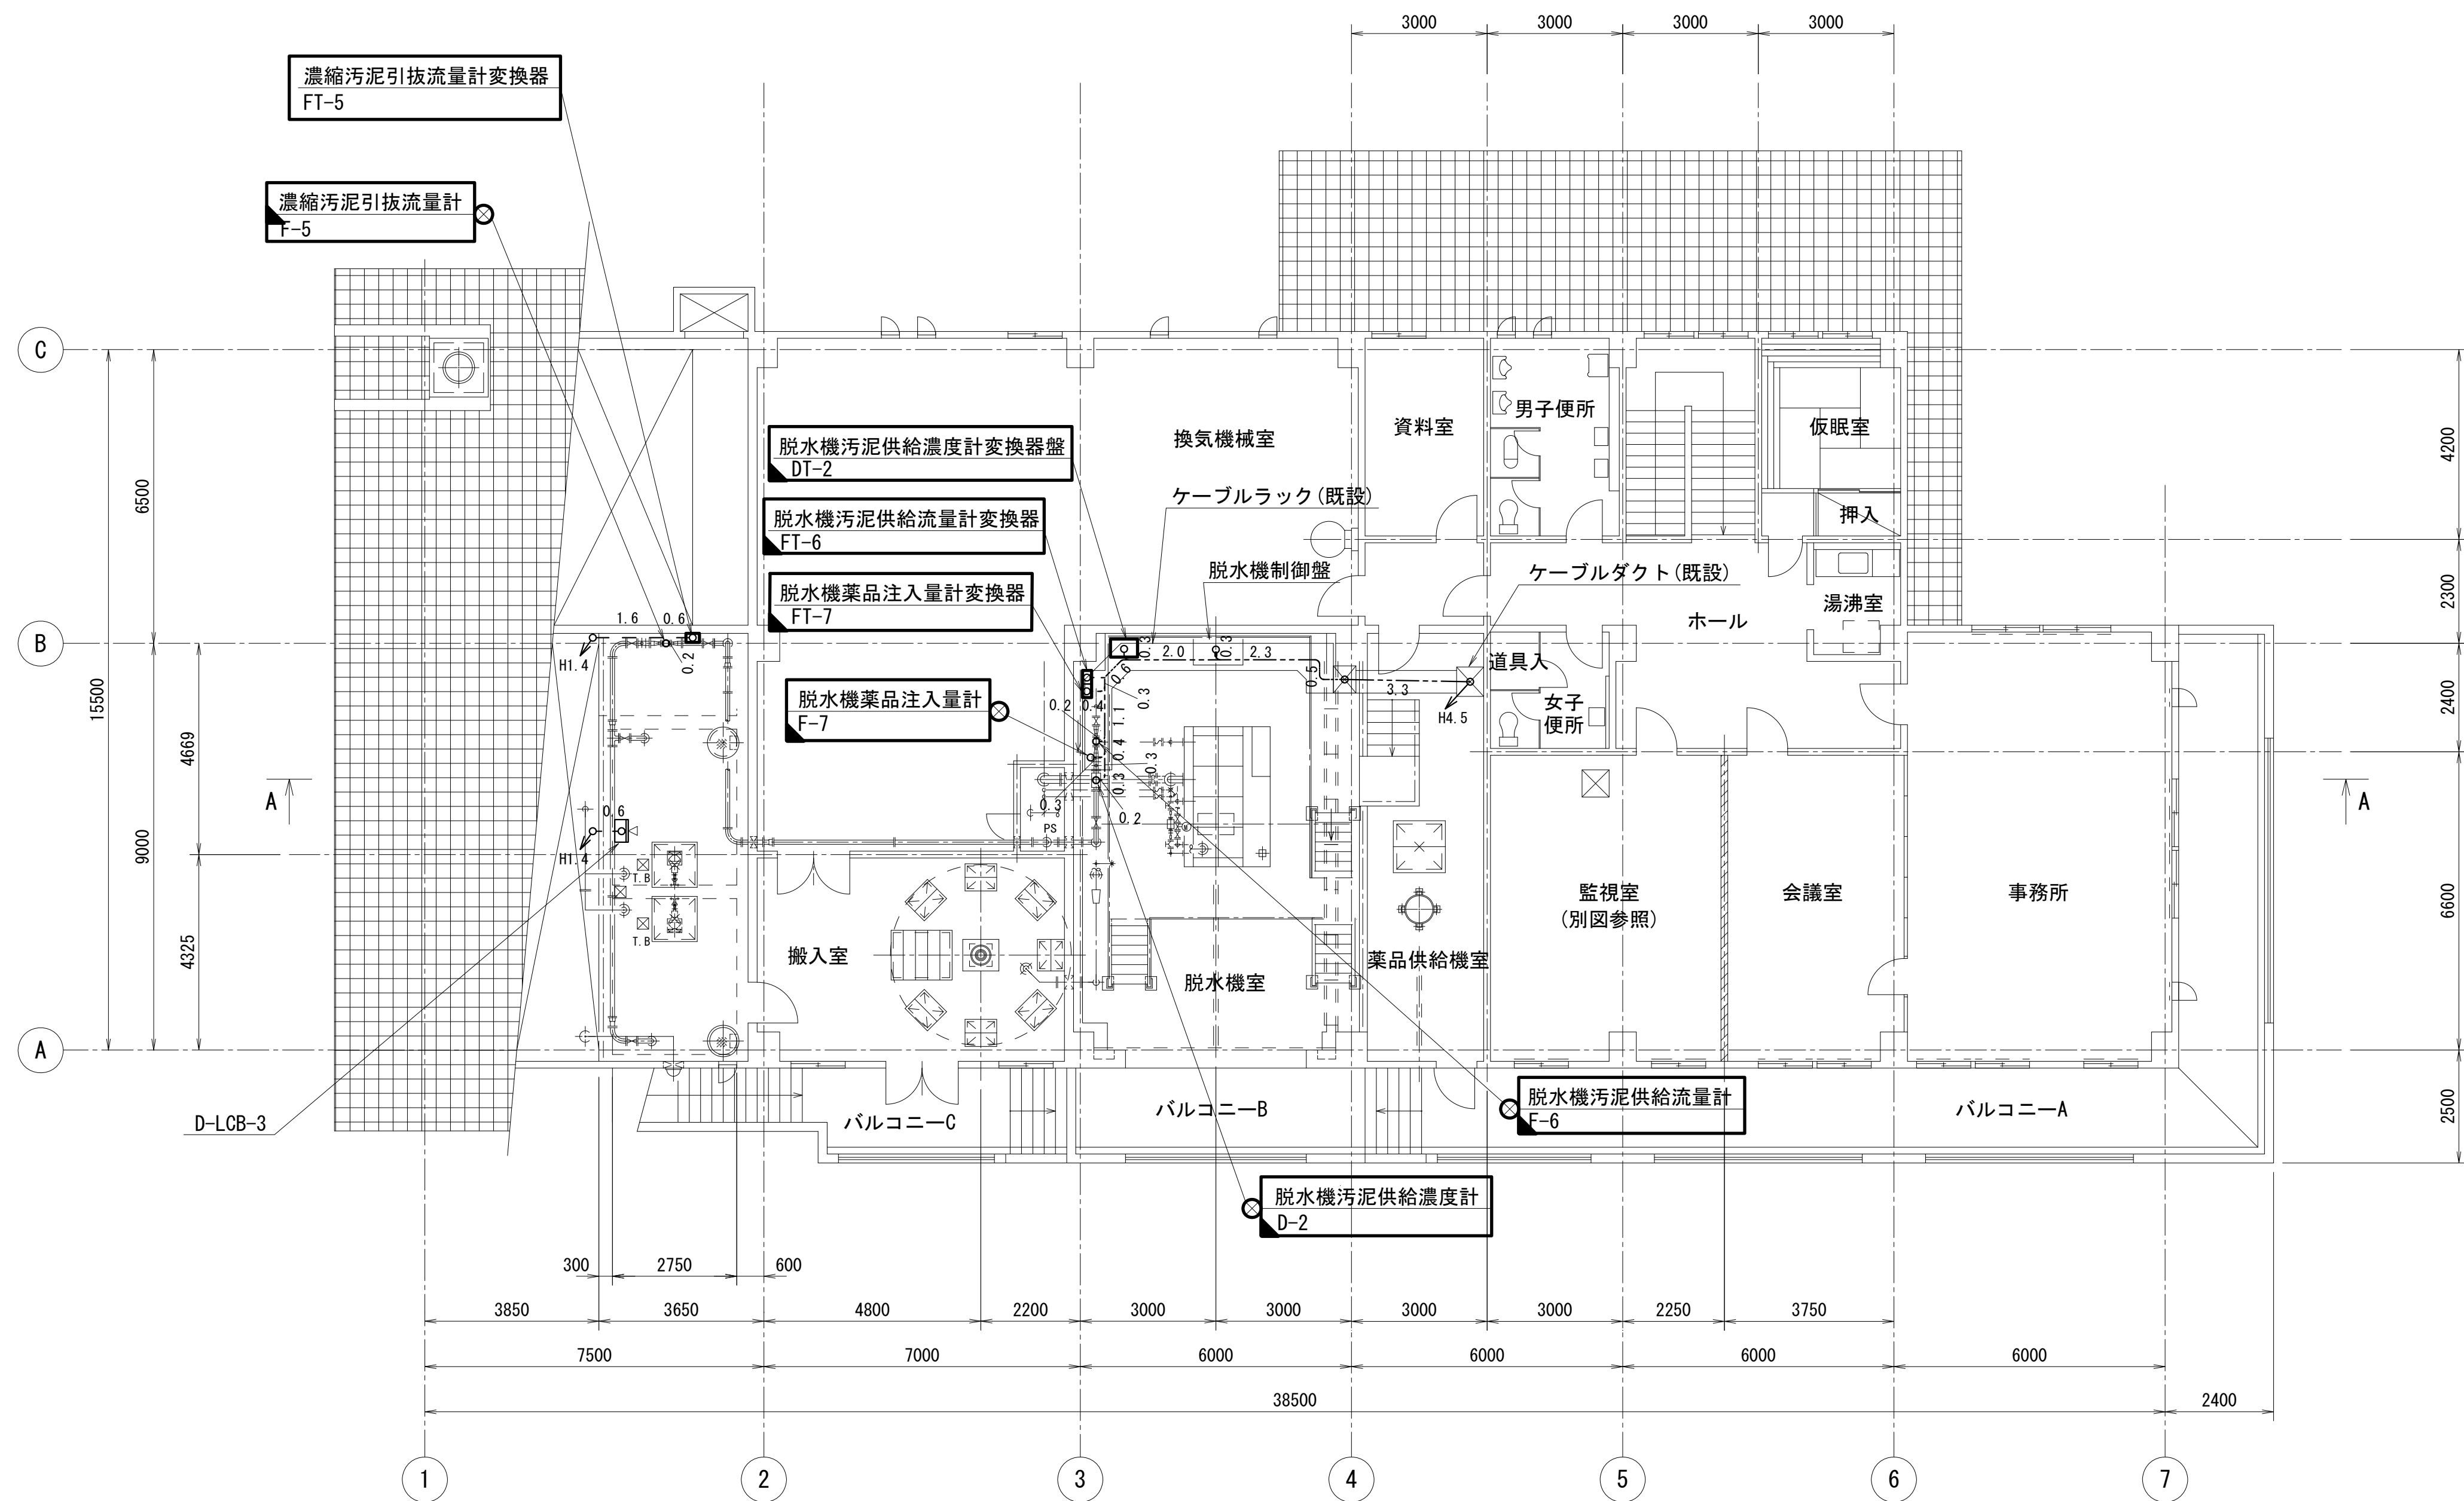

管理汚泥棟 2 階平面図 (S=1/100)


注 記

1.  は今回撤去を示す。
2. その他は既設を示す。

凡 例

1.  埋込配管
2.  露出配管
3.  ラック配線
4.  ピット・ダクト配線

工 事 名	社会資本整備総合交付金事業（防災安全） 柘植浄化センター電気設備更新工事		図面番号
			23/27
施 設 名	柘植浄化センター		
図 面 名 称	管理汚泥棟配線図(1) (撤去)	縮 尺	1/100
検 収 年 月		図面種別コード	
設 計 管 理		業務委託番号	
受 託 業 者		図 面 番 号	E-23

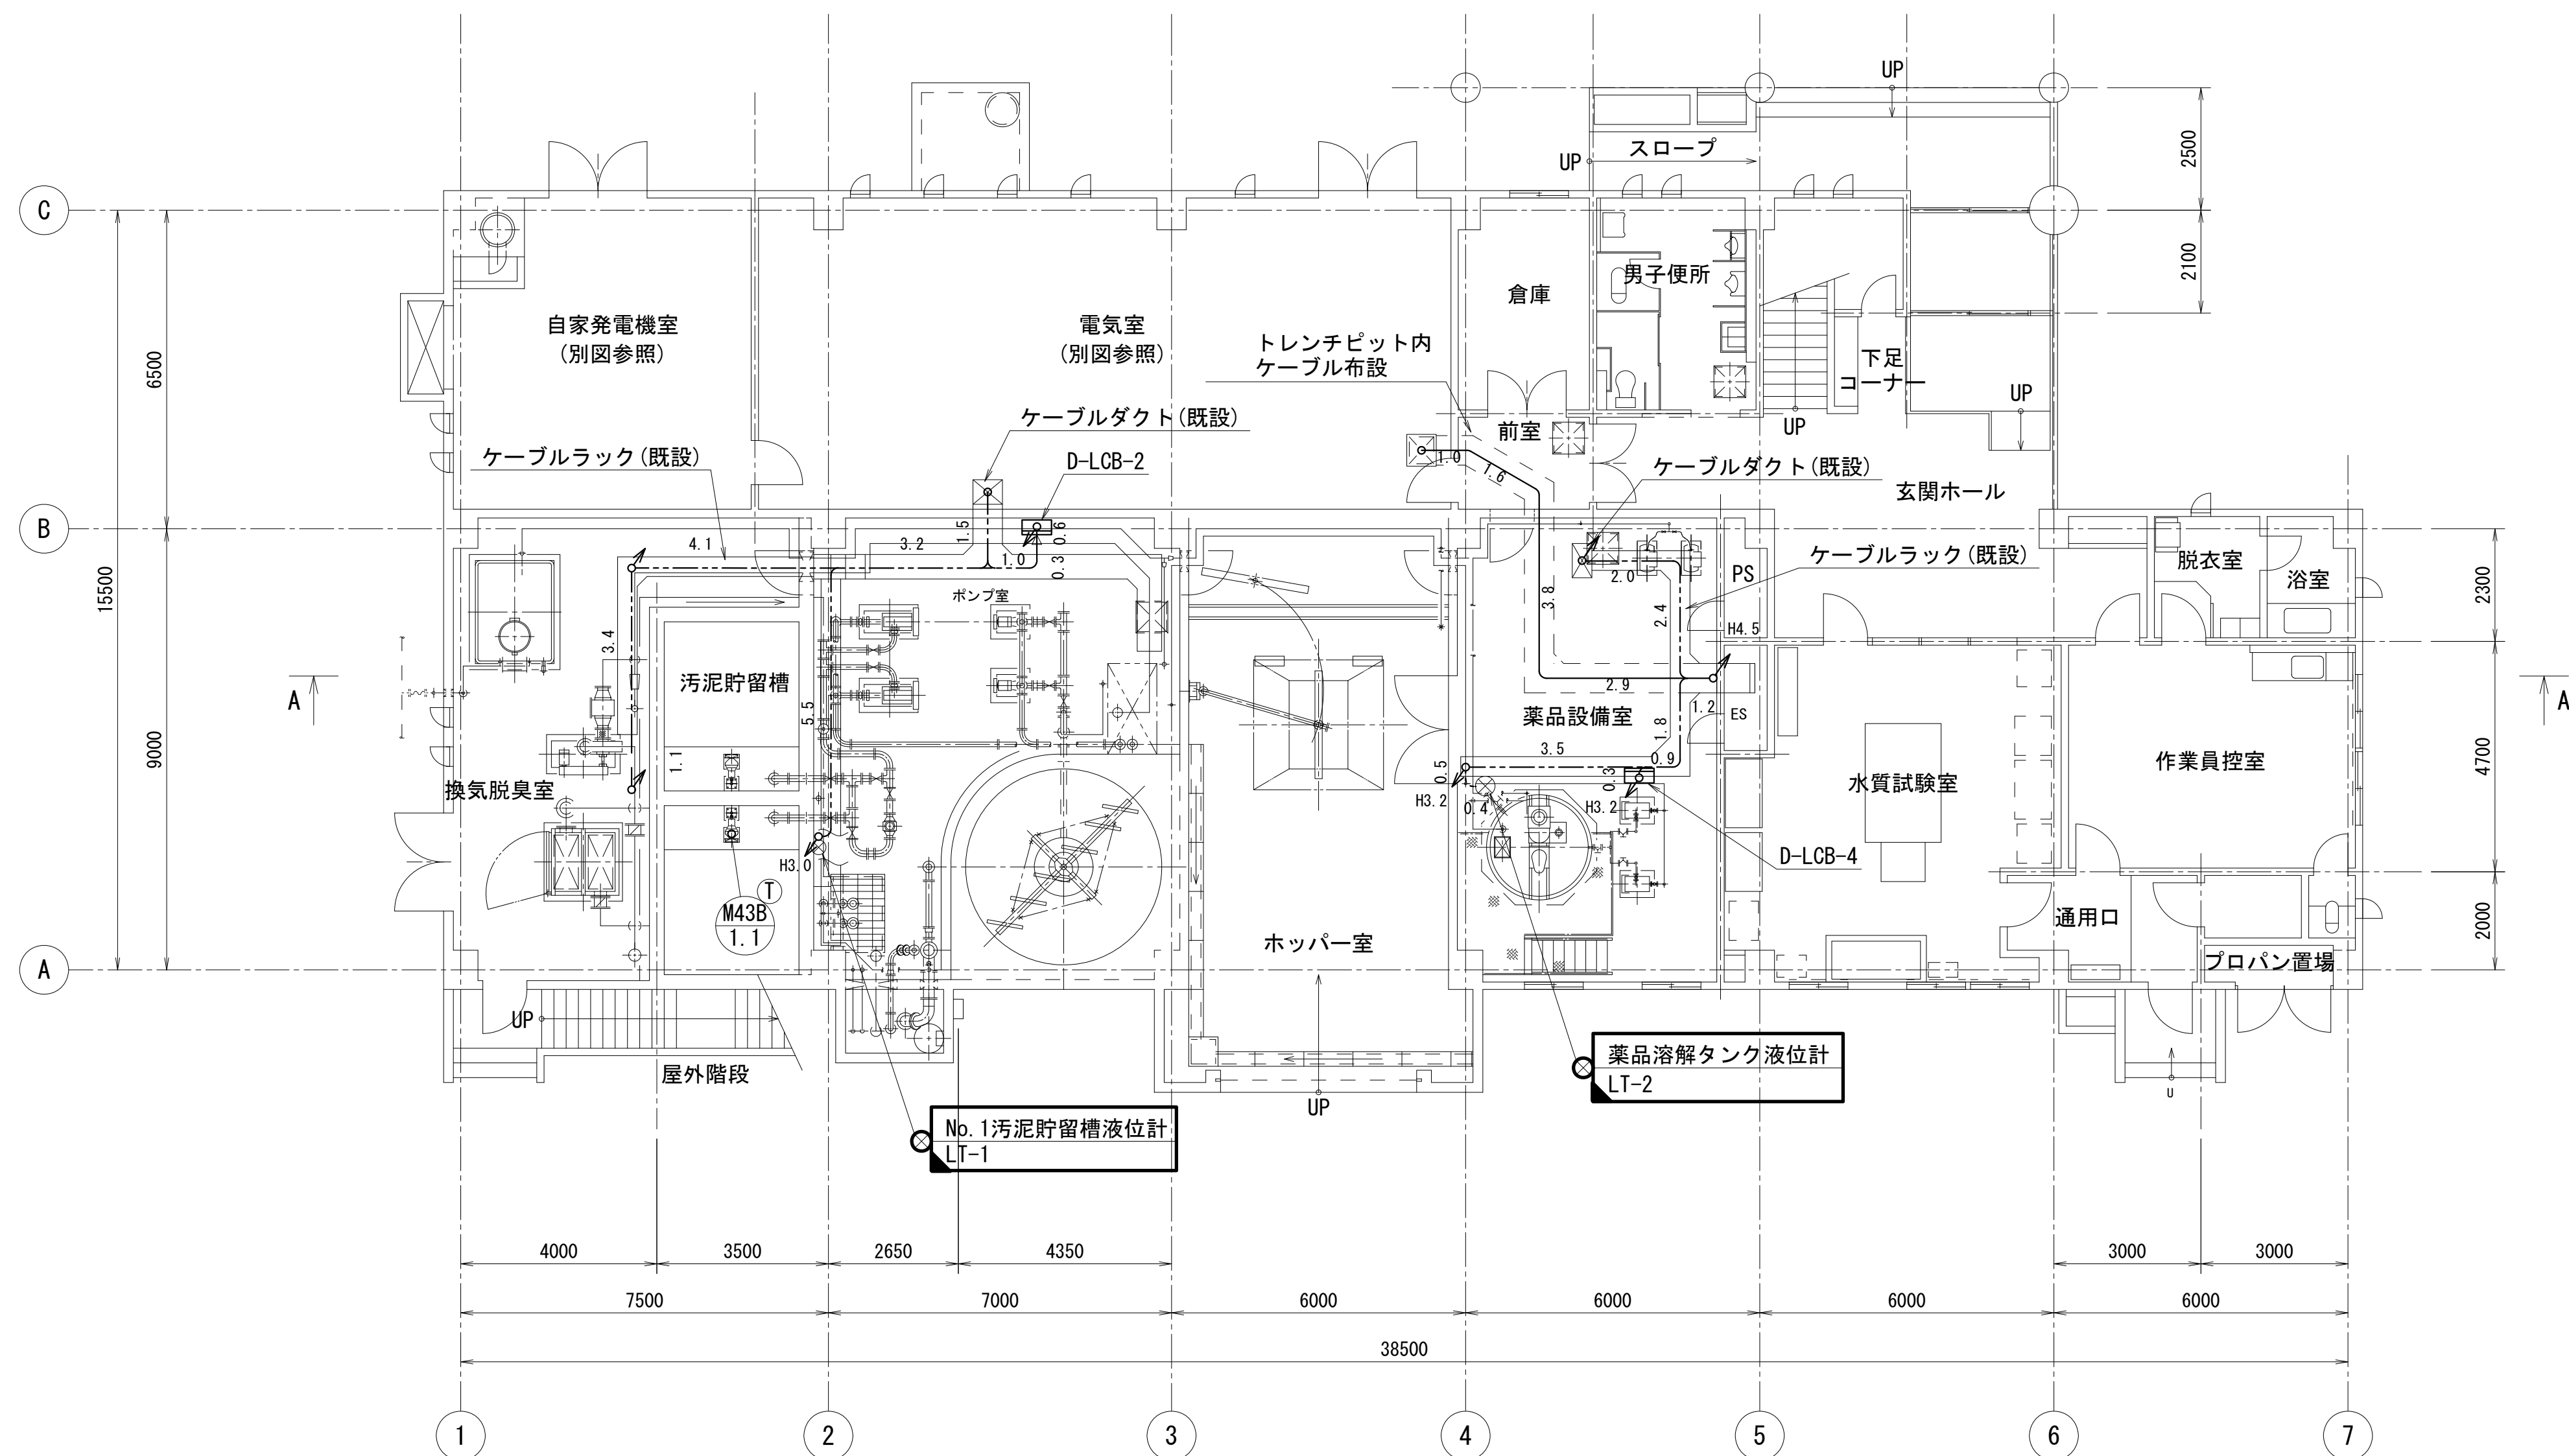

管理汚泥棟 1 階平面図 (S=1/100)


注 記

1.  は今回撤去を示す。
2. その他は既設を示す。

凡 例

1.  埋込配管
2.  露出配管
3.  ラック配線
4.  ピット・ダクト配線

工 事 名	社会資本整備総合交付金事業（防災安全） 柘植浄化センター電気設備更新工事		図面番号
			24/27
施 設 名	柘植浄化センター		
図 面 名 称	管理汚泥棟配線図(2) (撤去)	縮 尺	1/100
検 収 年 月		図面種別コード	
設 計 管 理		業務委託番号	
受 託 業 者		図 面 番 号	E-24

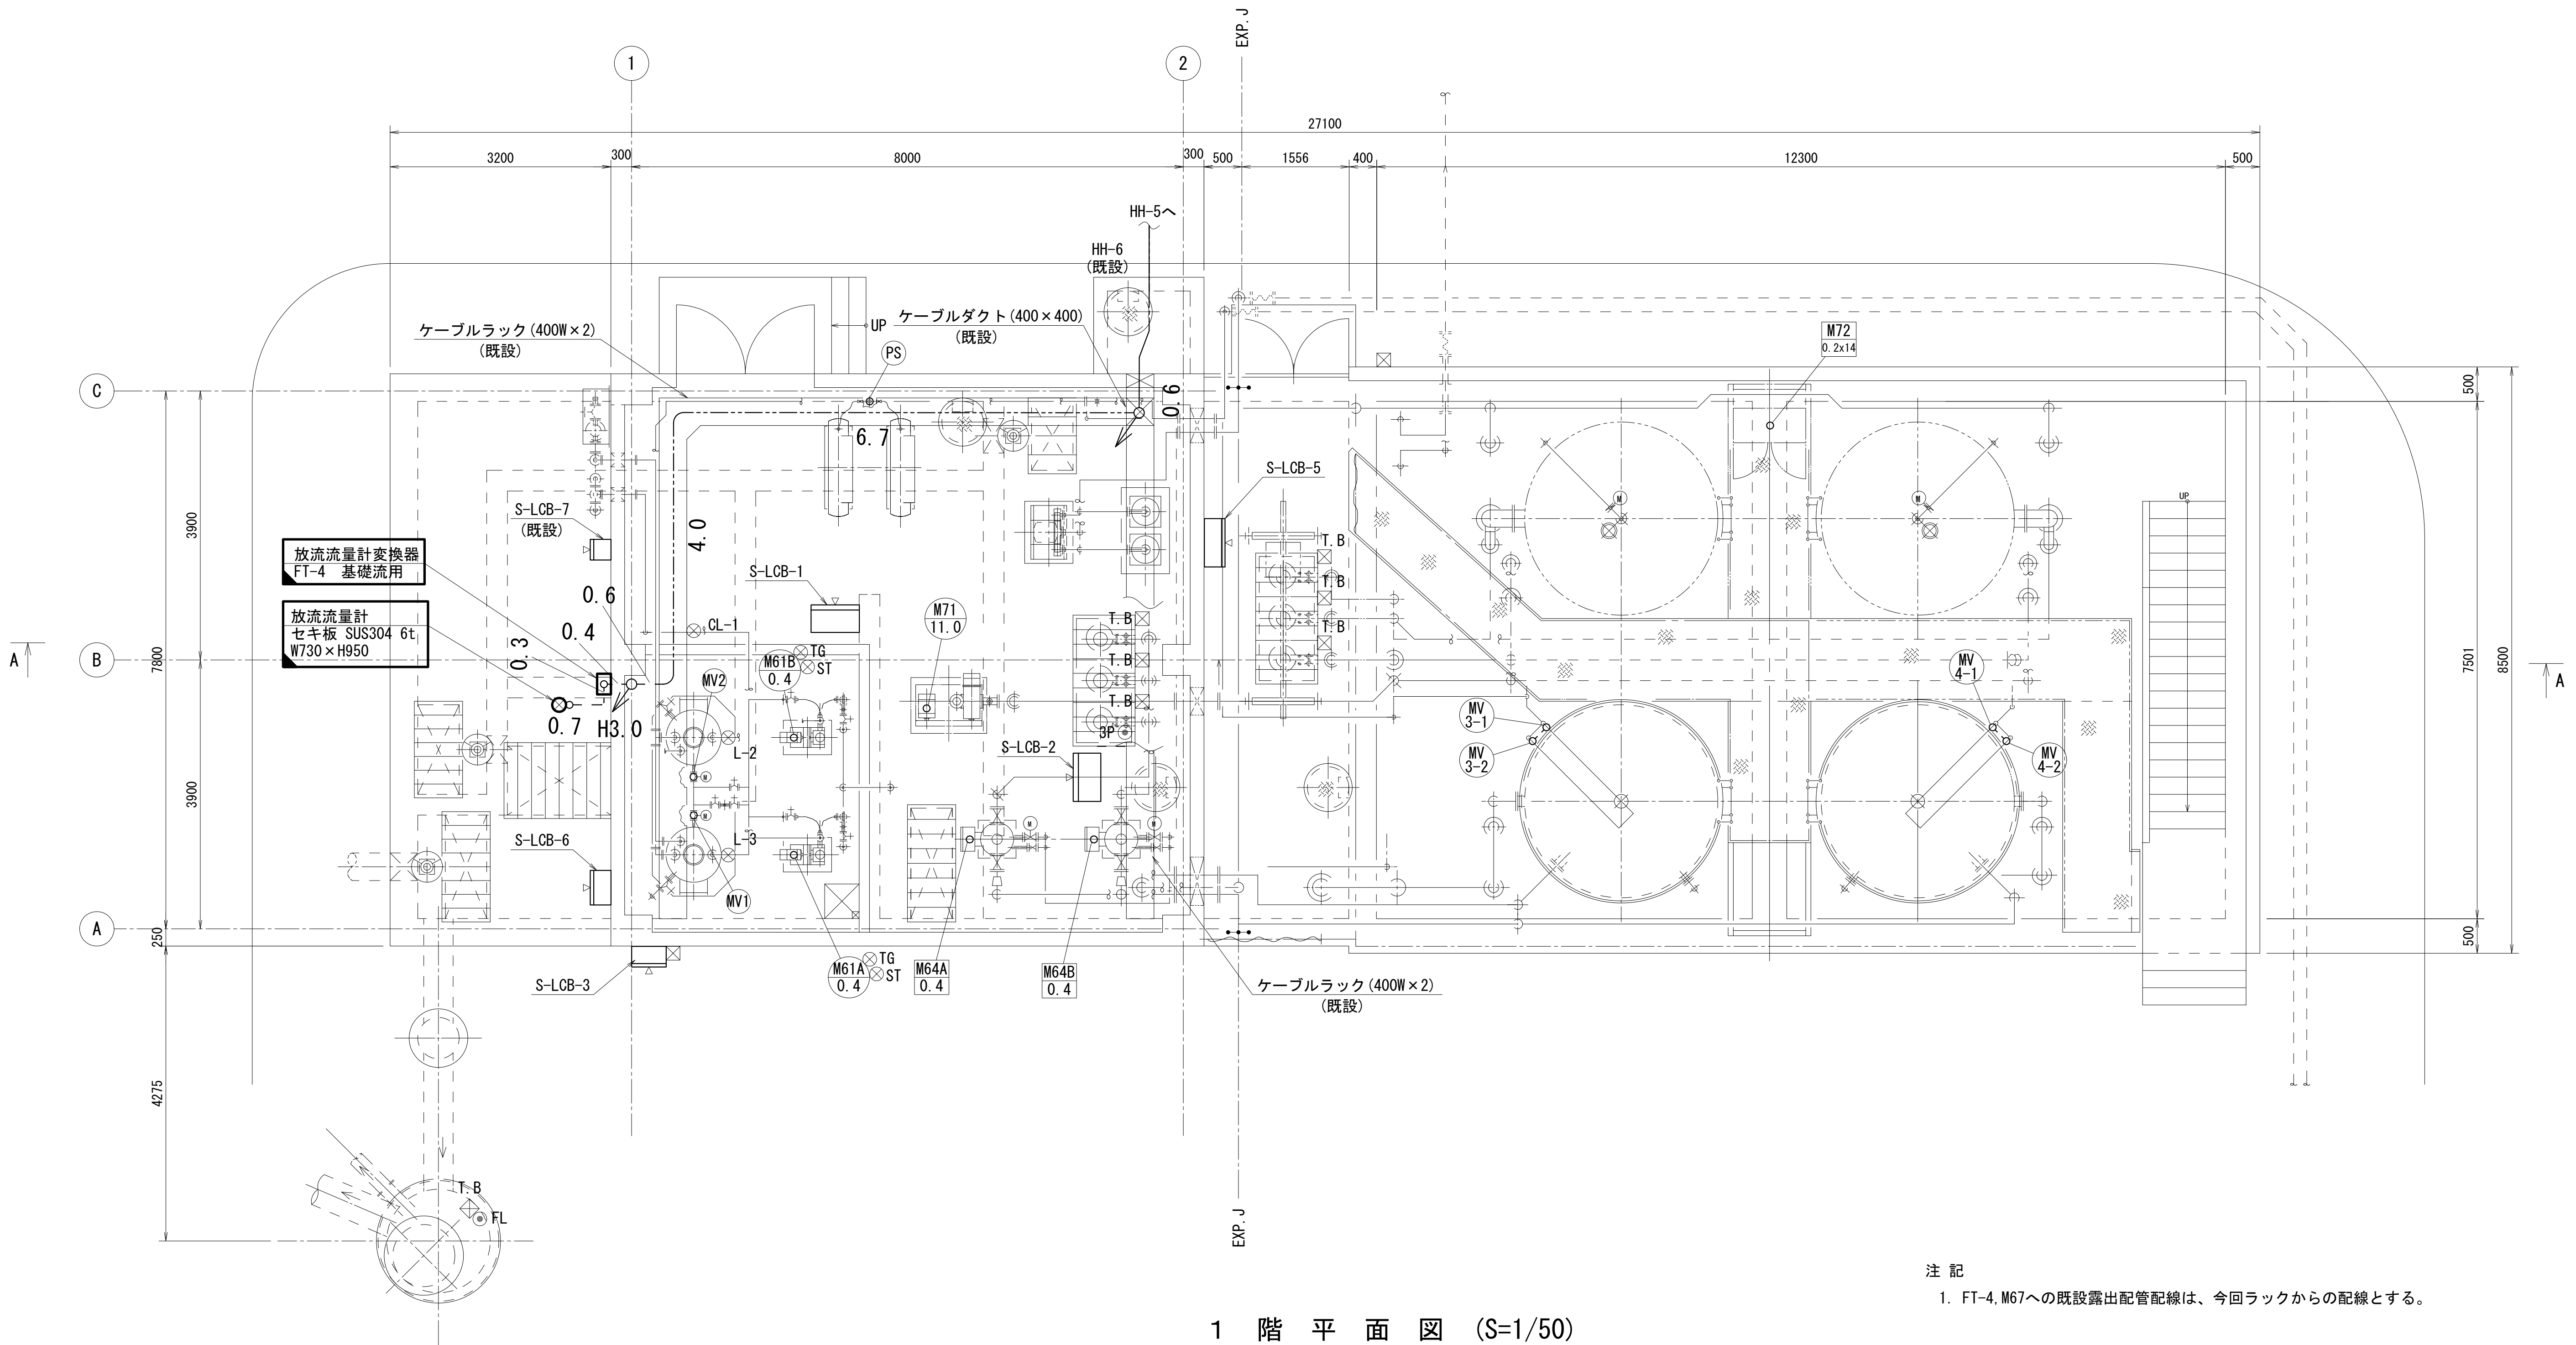


1 階 平 面 図 (S=1/50)

注 記
1. は今回撤去を示す。
2. その他は既設を示す。

凡 例
1. 埋込配管
2. 露出配管
3. ラック配線
4. ピット・ダクト配線

工 事 名	社会資本整備総合交付金事業（防災安全） 柘植浄化センター電気設備更新工事		図面番号
			25/27
施 設 名	柘植浄化センター		
図 面 名 称	塩素混和池配線図(1) (撤去)	縮 尺	1/50
検 収 年 月		図面種別コード	
設 計 管 理		業務委託番号	
受 託 業 者		図 面 番 号	E-25

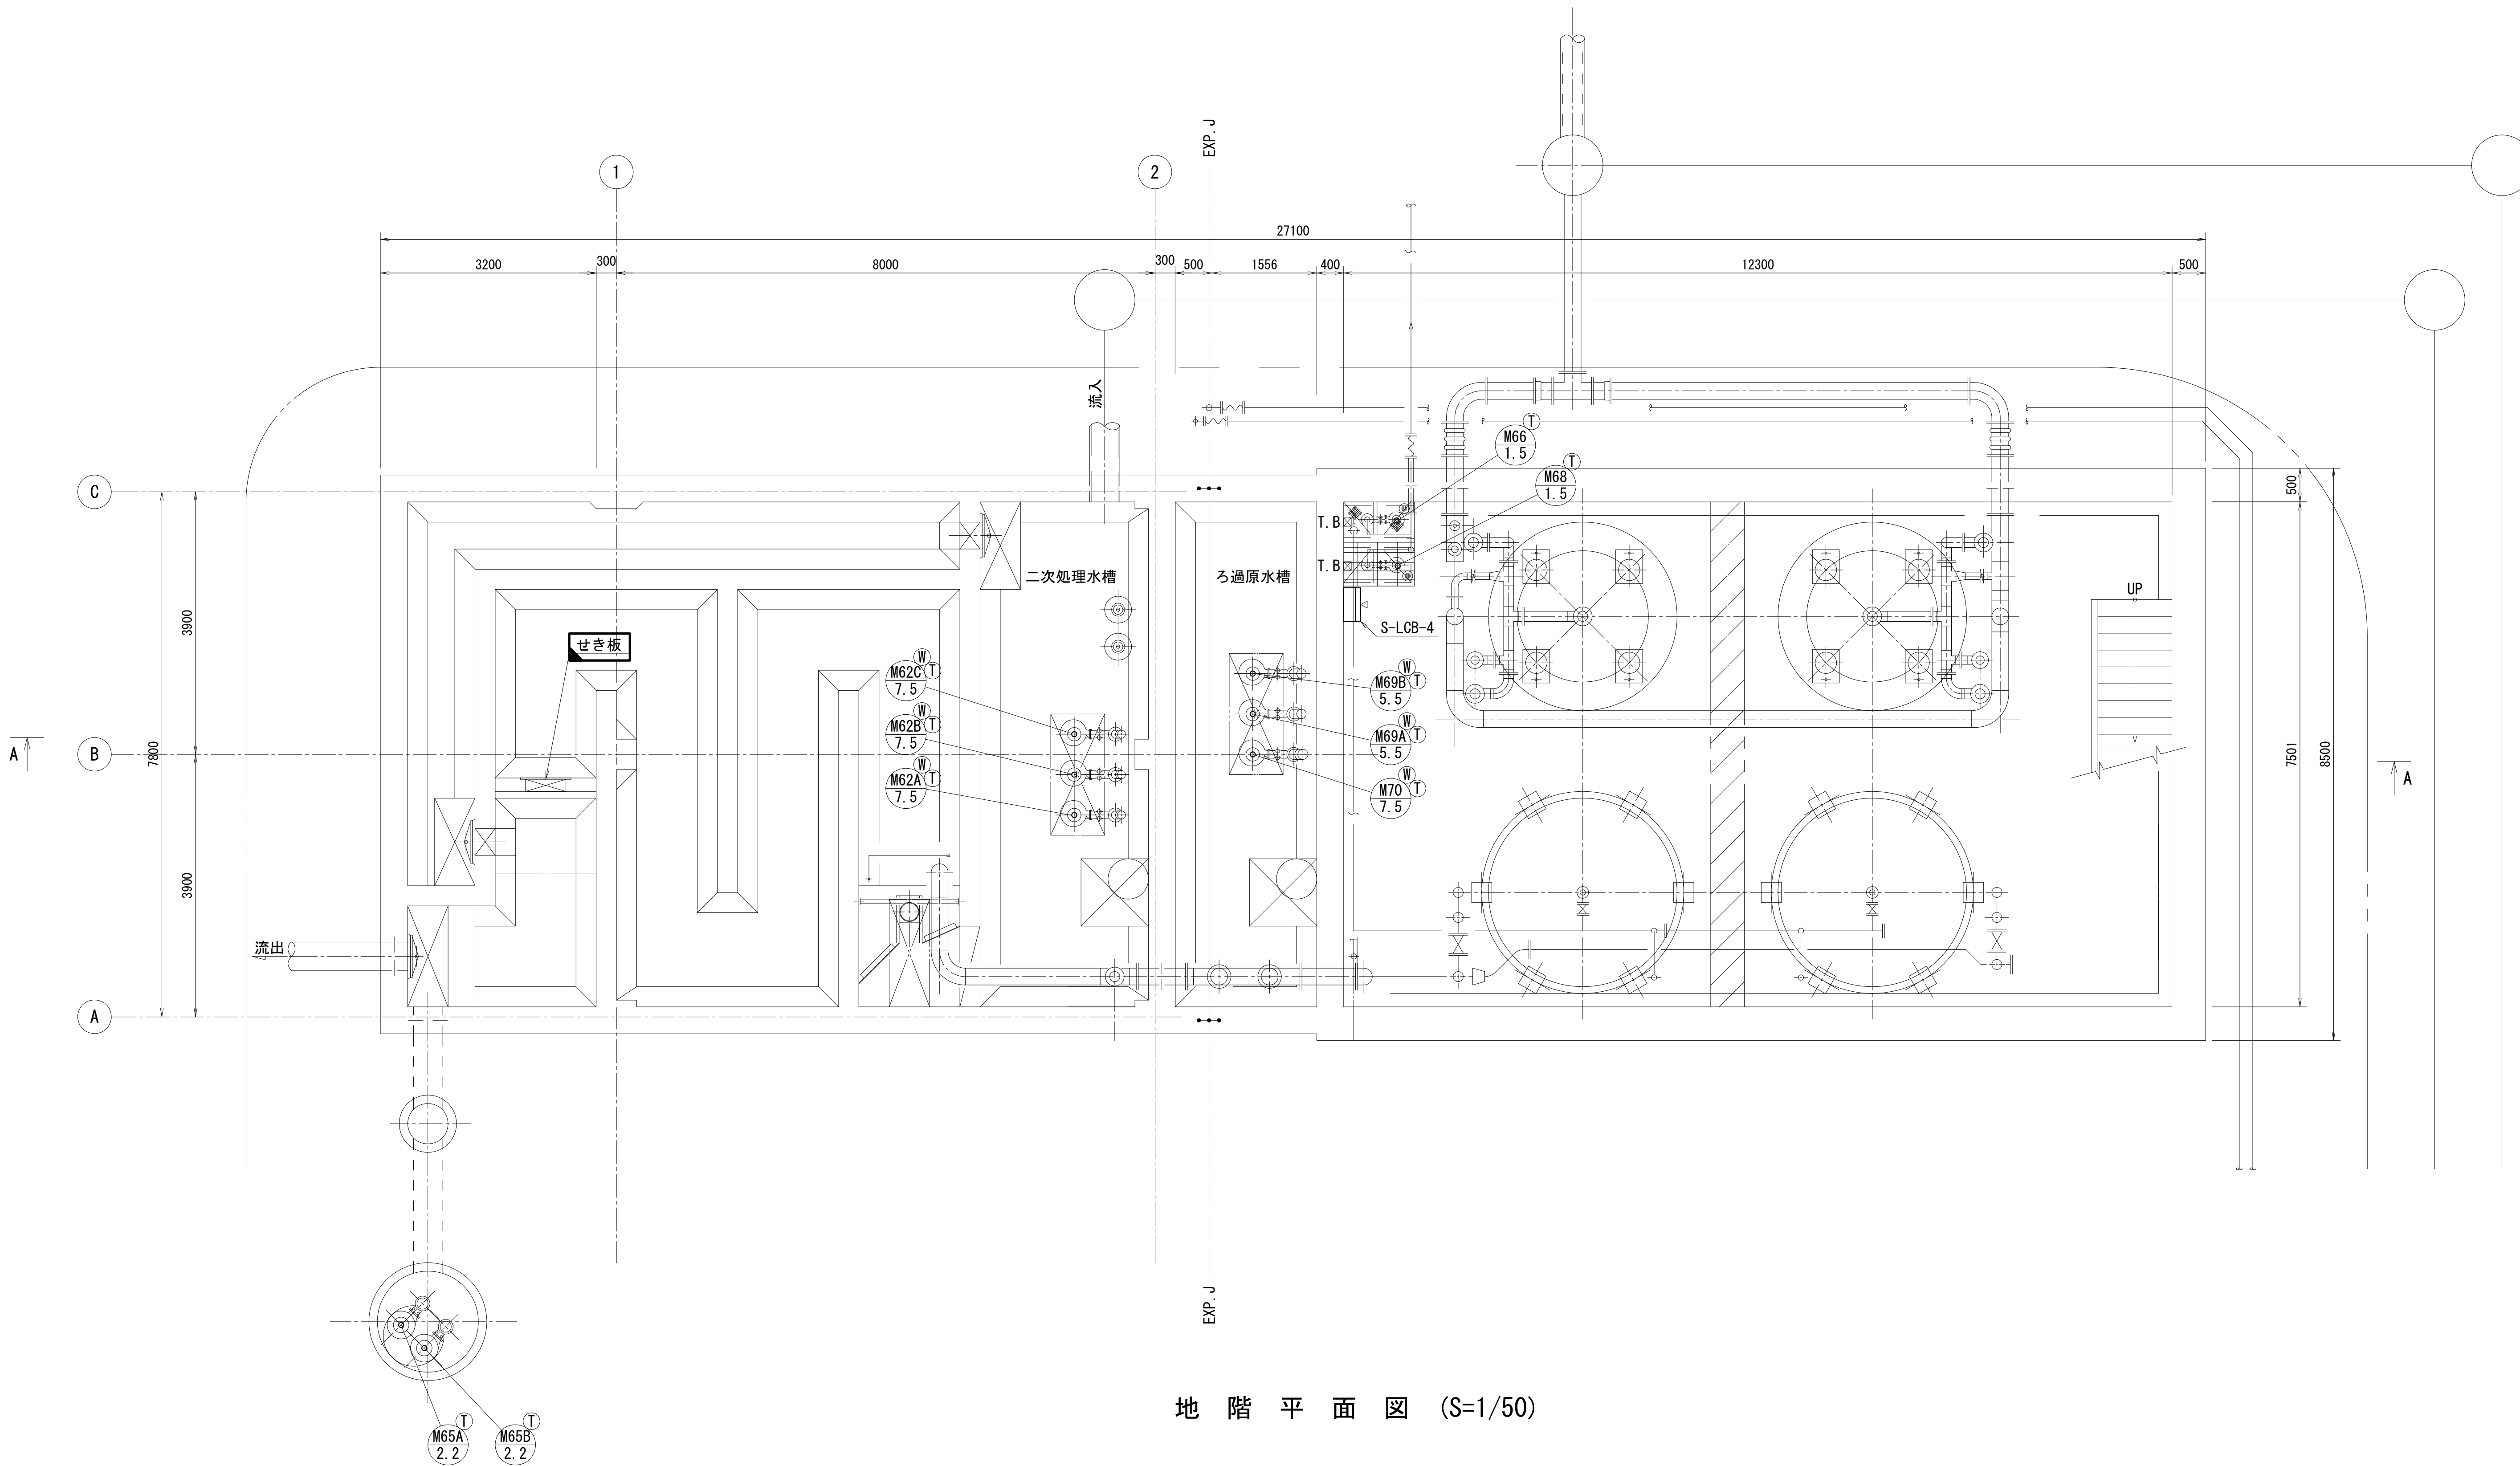

地 階 平 面 図 (S=1/50)

- 注 記
1.  は今回撤去を示す。
 2. その他は既設を示す。

工 事 名	社会資本整備総合交付金事業（防災安全） 柘植浄化センター電気設備更新工事		図面番号
			26/27
施 設 名	柘植浄化センター		
図 面 名 称	塩素混和池配線図 (2) (撤去)	縮 尺	1/50
検 収 年 月		図面種別コード	
設 計 管 理		業務委託番号	
受 託 業 者		図 面 番 号	E-26

計装設備（更新）（ 1 / 1）				配 線 表		〔電気設備工事〕									
配線番号	自			至		配線仕様		端末		接地線		電線管		備考	
	記号	名称		記号	名称	種別、サイズ、芯数、本数		屋外	屋内	種別	サイズ	種別サイズ本数			
301	IB-1	計装盤		D0	1系ディッチD〇計（電源）	600V	EM-CE	2 sq	-	2 c			CP	22 mm	
302	D0	1系ディッチD〇計		W-LCB-2	N0.1-2爆気装置攪拌機現場盤	EM-CEE-S		1.25 sq	-	2 c			CP	22 mm	
303	W-LCB-2	NO.1-2爆気装置攪拌機現場盤		IB-1	計装盤	EM-CEE-S		1.25 sq	-	4 c			CP	22 mm	
304	F-4	放流流量計		FT-4	放流流量計変換器	専用ケーブル									
305	FT-4	放流流量計変換器（電源）		IB-1	計装盤	600V	EM-CE	2 sq	-	2 c			EM-IE	3.5 sq	CP 22 mm
306	"	放流流量計変換器		"	"	EM-CEE-S		1.25 sq	-	2 c			CP	22 mm	
307	F-1	1系返送汚泥流量計		FT-1	1系返送汚泥流量計変換器	専用ケーブル							HIVE	22 mm	
308	FT-1	1系返送汚泥流量計変換器		W-LCB-7	1系返送汚泥ポンプ現場盤	EM-CEE-S		1.25 sq	-	2 c					
309	IB-1	計装盤		FT-1	1系返送汚泥流量計変換器（電源）	600V	EM-CE	2 sq	-	2 c			EM-IE	3.5 sq	HIVE 22 mm
310	DT-1	1系返送汚泥流量計変換器		W-LCB-7	1系返送汚泥ポンプ現場盤	EM-CEE-S		1.25 sq	-	2 c					
311	"	1系返送汚泥流量計変換器（電源）		IB-1	計装盤	600V	EM-CE	2 sq	-	2 c			EM-IE	3.5 sq	HIVE 22 mm
312	F-2	余剰汚泥流量計		FT-2	余剰汚泥流量計変換器	専用ケーブル							HIVE	22 mm	
313	FT-2	余剰汚泥流量計変換器		W-LCB-7	1系返送汚泥ポンプ現場盤	EM-CEE-S		1.25 sq	-	2 c					
314	IB-1	計装盤		FT-2	余剰汚泥流量計変換器（電源）	600V	EM-CE	2 sq	-	2 c			EM-IE	3.5 sq	HIVE 22 mm
315	W-LCB-7	1系返送汚泥ポンプ現場盤		IB-1	計装盤	EM-CEE-S		1.25 sq	-	6 c			HIVE	22 mm	
316	F-5	濃縮汚泥引抜流量計		FT-5	濃縮汚泥引抜流量計変換器	専用ケーブル							HIVE	22 mm	
317	FT-5	濃縮汚泥引抜流量計変換器		D-LCB-2	汚泥ポンプ現場操作盤	EM-CEE-S		1.25 sq	-	2 c					
318	IB-1	計装盤		FT-5	濃縮汚泥引抜流量計変換器（電源）	600V	EM-CE	2 sq	-	2 c			EM-IE	3.5 sq	HIVE 22 mm
319	F-6	脱水機汚泥供給流量計		FT-6	脱水機汚泥供給流量計変換器	専用ケーブル							HIVE	22 mm	
320	D-LCB-2	汚泥ポンプ現場操作盤		IB-1	計装盤	EM-CEE-S		1.25 sq	-	6 c			HIVE	22 mm	
321	FT-6	脱水機汚泥供給流量計変換器			脱水機制御盤	EM-CEE-S		1.25 sq	-	2 c					
322	IB-1	計装盤		FT-6	脱水機汚泥供給流量計変換器（電源）	600V	EM-CE	2 sq	-	2 c			EM-IE	3.5 sq	HIVE 22 mm
323	D-2	脱水機汚泥供給濃度計		DT-2	脱水機汚泥供給濃度計変換器	専用ケーブル							HIVE	28 mm	
324	DT-2	脱水機汚泥供給濃度計変換器			脱水機制御盤	EM-CEE-S		1.25 sq	-	2 c					
325	IB-1	計装盤		DT-2	脱水機汚泥供給濃度計（電源）	600V	EM-CE	2 sq	-	2 c			EM-IE	3.5 sq	HIVE 22 mm
326		機械制御盤		IB-1	計装盤	EM-CEE-S		1.25 sq	-	4 c			HIVE	22 mm	
327	F-7	脱水機薬品注入量計		FT-7	脱水機薬品注入量計変換器	専用ケーブル							HIVE	22 mm	
328	FT-7	脱水機薬品注入量計変換器			脱水機制御盤	EM-CEE-S		1.25 sq	-	2 c			HIVE	22 mm	
329	IB-1	計装盤		FT-7	脱水機薬品注入量計変換器（電源）	600V	EM-CE	2 sq	-	2 c			EM-IE	3.5 sq	HIVE 22 mm
330		脱水機制御盤		IB-1	計装盤	EM-CEE-S		1.25 sq	-	2 c					
331	D-LCB-4	薬品供給ポンプ現場盤		ib-1	"	EM-CEE-S		1.25 sq	-	2 c			HIVE	22 mm	
332	L-1	NO.1汚泥貯留槽水位計		D-LCB-3	汚泥貯留槽現場盤	EM-CEE-S		1.25 sq	-	2 c			EM-IE	3.5 sq	HIVE 36 mm
333	D-LCB-3	汚泥貯留槽現場盤		IB-1	計装盤	EM-CEE-S		1.25 sq	-	2 c			EM-IE	3.5 sq	
334	L-2	薬品溶解タンク液位計		D-LCB-4	薬品供給ポンプ現場盤	EM-CEE-S		1.25 sq	-	2 c			EM-IE	3.5 sq	HIVE 36 mm
335	D-LCB-4	薬品供給ポンプ現場盤		IB-1	計装盤	EM-CEE-S		1.25 sq	-	2 c			EM-IE	3.5 sq	

計装設備（撤去）（ 1 / 1）				配 線 表		〔電気設備工事〕					
配線番号	自		至		配線仕様		端末		接地線	電線管	備考
	記号	名称	記号	名称	種別、サイズ、芯数、本数	屋外	屋内	種別 サイズ	種別サイズ本数		
R 3001	KP-1	計装盤	D0	1系ディッチD〇計（電源）	600V CV 2 sq - 2 c					CP 22 mm	
R 3002	D0	1系ディッチD〇計	W-LCB-2	N0.1-2爆気装置攪拌機現場盤	CVV-S 1.25 sq - 2 c					CP 22 mm	
R 3003	W-LCB-2	N0.1-2爆気装置攪拌機現場盤	KP-1	計装盤	CVV-S 1.25 sq - 2 c x 2						
R 3004	F-4	放流流量計	FT-4	放流流量計変換器	専用ケーブル						
R 3005	FT-4	放流流量計変換器（電源）	IB-1	計装盤（UPS電源）	600V CV 2 sq - 2 c			IV 2 sq		CP 22 mm	
R 3006	"	放流流量計変換器	KP-1	計装盤	CVV-S 1.25 sq - 2 c					CP 22 mm	
R 3007	F-1	1系返送汚泥流量計	FT-1	1系返送汚泥流量計変換器	専用ケーブル					CP 22 mm	
R 3008	FT-1	1系返送汚泥流量計変換器	W-LCB-7	1系返送汚泥ポンプ現場盤	CVV-S 1.25 sq - 2 c						
R 3009	KP-1	計装盤	FT-1	1系返送汚泥流量計変換器（電源）	600V CV 2 sq - 2 c			IV 2 sq		CP 22 mm	
R 3010	DT-1	1系返送汚泥流量計変換器	W-LCB-7	1系返送汚泥ポンプ現場盤	CVV-S 1.25 sq - 2 c						
R 3011	"	1系返送汚泥流量計変換器（電源）	KP-1	計装盤	600V CV 2 sq - 2 c			IV 2 sq		CP 22 mm	
R 3012	F-2	余剰汚泥流量計	FT-2	余剰汚泥流量計変換器	専用ケーブル					CP 22 mm	
R 3013	FT-2	余剰汚泥流量計変換器	W-LCB-7	1系返送汚泥ポンプ現場盤	CVV-S 1.25 sq - 2 c						
R 3014	KP-1	計装盤	FT-2	余剰汚泥流量計変換器（電源）	600V CV 2 sq - 2 c			IV 2 sq		CP 22 mm	
R 3015	W-LCB-7	1系返送汚泥ポンプ現場盤	KP-1	計装盤	CVV-S 1.25 sq - 10 c						
R 3016	F-5	濃縮汚泥引抜流量計	FT-5	濃縮汚泥引抜流量計変換器	専用ケーブル					CP 22 mm	
R 3017	FT-5	濃縮汚泥引抜流量計変換器	D-LCB-2	汚泥ポンプ現場操作盤	CVV-S 1.25 sq - 2 c						
R 3018	KP-1	計装盤	FT-5	濃縮汚泥引抜流量計変換器（電源）	600V CV 2 sq - 2 c			IV 2 sq		CP 22 mm	
R 3019	F-6	脱水機汚泥供給流量計	FT-6	脱水機汚泥供給流量計変換器	専用ケーブル					CP 22 mm	
R 3020	FT-6	脱水機汚泥供給流量計変換器		脱水機制御盤	CVV-S 1.25 sq - 2 c						
R 3021	KP-1	計装盤	FT-6	脱水機汚泥供給流量計変換器（電源）	600V CV 2 sq - 2 c			IV 2 sq		CP 22 mm	
R 3022	D-2	脱水機汚泥供給濃度計	DT-2	脱水機汚泥供給濃度計（スタビライザ盤	専用ケーブル					CP 28 mm	
R 3023	DT-2	脱水機汚泥供給濃度計（スタビライザ盤		脱水機制御盤	CVV-S 1.25 sq - 2 c						
R 3024	IB-1	計装盤（一般電源）	DT-2	脱水機汚泥供給濃度計（スタビライザ盤	600V CV 2 sq - 2 c			IV 2 sq		CP 22 mm	
R 3025	"	計装盤（UPS電源）	"	"	600V CV 2 sq - 2 c						
R 3026		機械制御盤	KP-1	計装盤	CVV-S 1.25 sq - 4 c						
R 3027	W-LCB-2	N0.1-2爆気装置攪拌機現場盤	"	"	CVV-S 1.25 sq - 6 c						
R 3028	F-7	脱水機薬品注入量計	FT-7	脱水機薬品注入量計変換器	専用ケーブル					CP 22 mm	
R 3029	FT-7	脱水機薬品注入量計変換器	D-LCB-4	薬品供給ポンプ現場盤	CVV-S 1.25 sq - 2 c					CP 22 mm	
R 3030	KP-1	計装盤	FT-7	脱水機薬品注入量計変換器（電源）	600V CV 2 sq - 2 c			IV 2 sq		CP 22 mm	
R 3031		脱水機制御盤	KP-1	計装盤	CVV-S 1.25 sq - 2 c						
R 3032	D-LCB-4	薬品供給ポンプ現場盤	"	"	CVV-S 1.25 sq - 2 c						
R 3033	L-1	N0.1汚泥貯留槽水位計	D-LCB-3	汚泥貯留槽現場盤	CVV-S 1.25 sq - 2 c			IV 2 sq			
R 3034	D-LCB-3	汚泥貯留槽現場盤	KP-1	計装盤	CVV-S 1.25 sq - 2 c			IV 2 sq			
R 3035	L-2	薬品溶解タンク液位計	D-LCB-4	薬品供給ポンプ現場盤	CVV-S 1.25 sq - 2 c			IV 2 sq			
R 3036	D-LCB-4	薬品供給ポンプ現場盤	KP-1	計装盤	CVV-S 1.25 sq - 2 c			IV 2 sq			

工 事 名	社会資本整備総合交付金事業（防災安全） 柘植浄化センター電気設備更新工事		図面番号
			27/27
施 設 名	柘植浄化センター		
図 面 名 称	配線表(参考)		縮 尺 _
検 収 年 月		図面種別コード	
設 計 管 理		業務委託番号	
受 託 業 者		図 面 番 号	E-27