

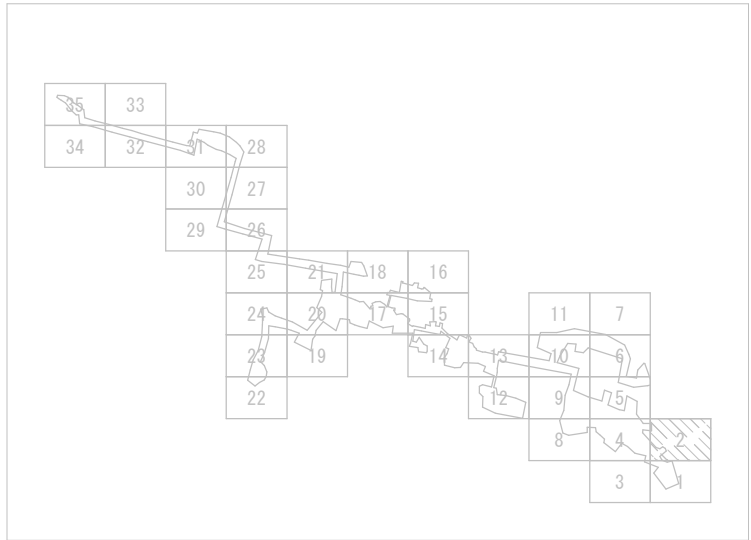
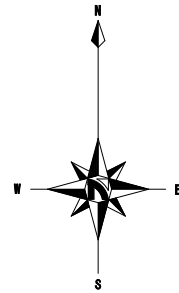


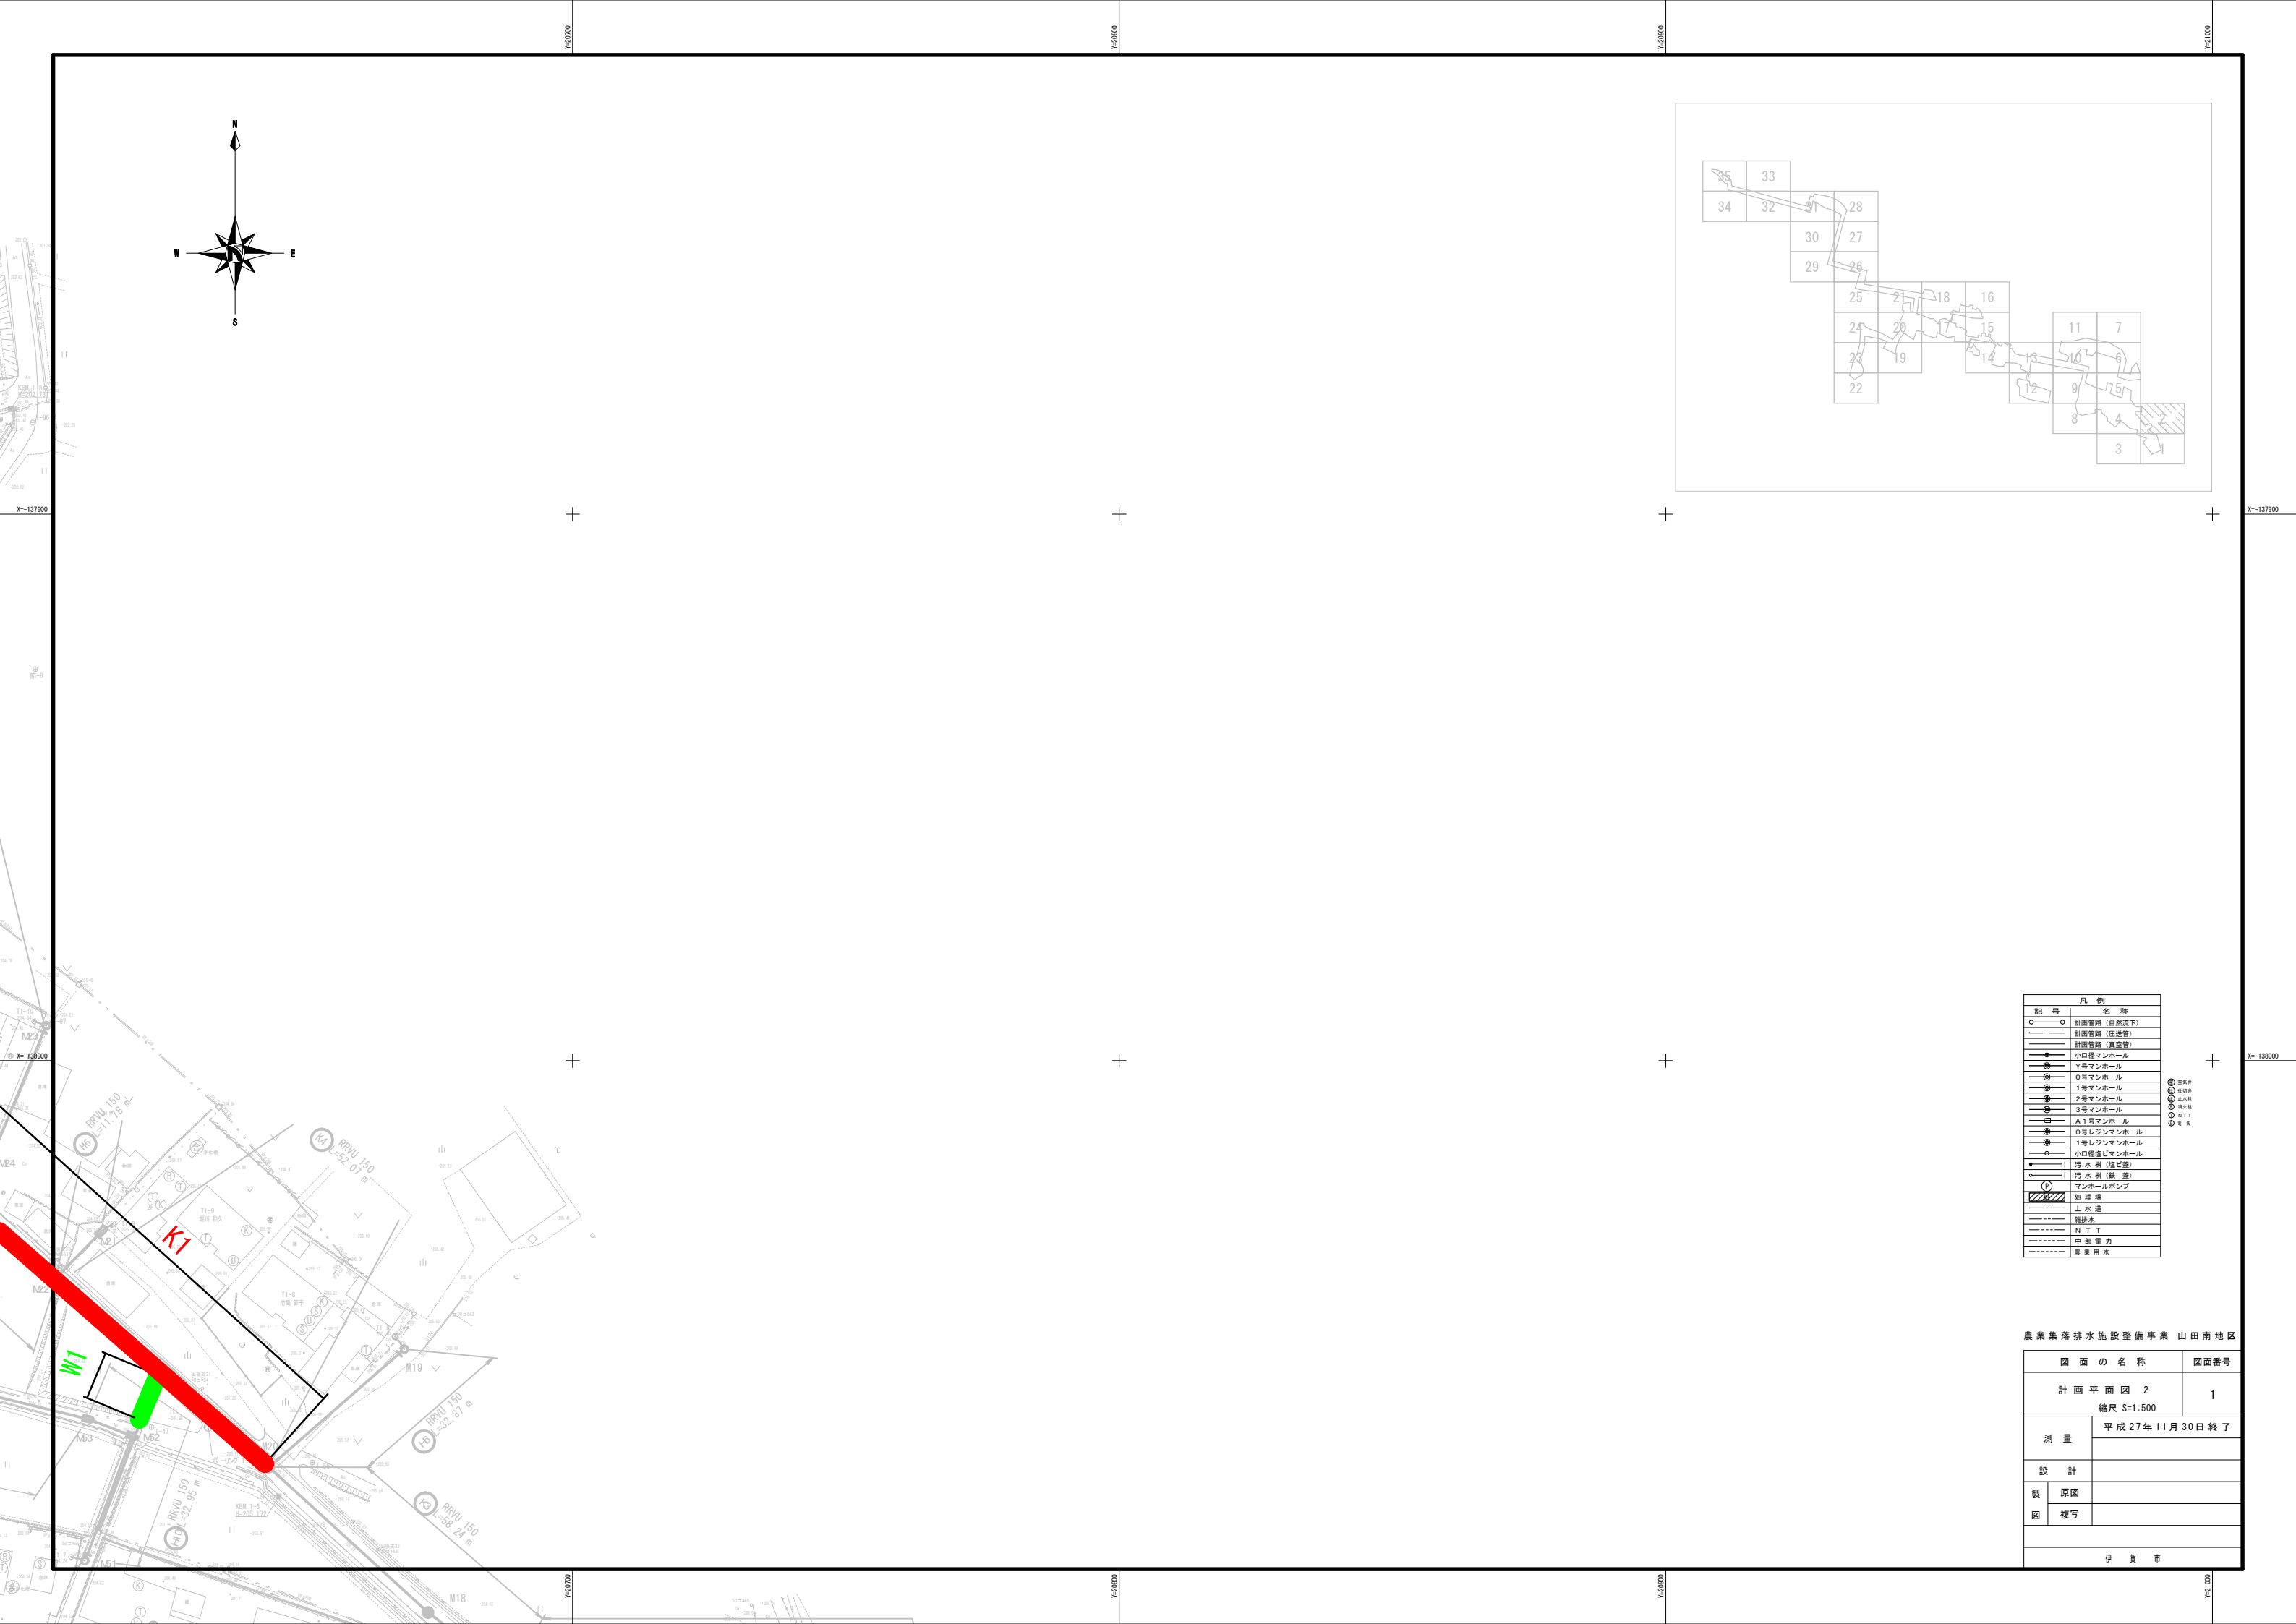

記 号	凡 例
○	計画管路 (自然流下)
—	計画管路 (圧送管)
—	計画管路 (真空管)
●	小口様マンホール
●	Y号マンホール
●	0号マンホール
●	1号マンホール
●	2号マンホール
●	3号マンホール
●	A1号マンホール
●	0号レンジマンホール
●	1号レンジマンホール
●	小口様塩ビマンホール
●	汚 水 井 (塩ビ製)
●	汚 水 井 (鉄 製)
●	マンホールポンプ
■	処 理 場
—	上 水 道
—	雑排水
—	N T T
—	中 部 電 力
—	農 業 用 水

農業集落排水施設整備事業 山田南地区


図 面 の 名 称	図面番号
計 画 平 面 図 2	1
縮尺 S=1:500	
測 量	平成27年11月30日 終了
設 計	
製 原図	
図 複写	
伊 賀 市	

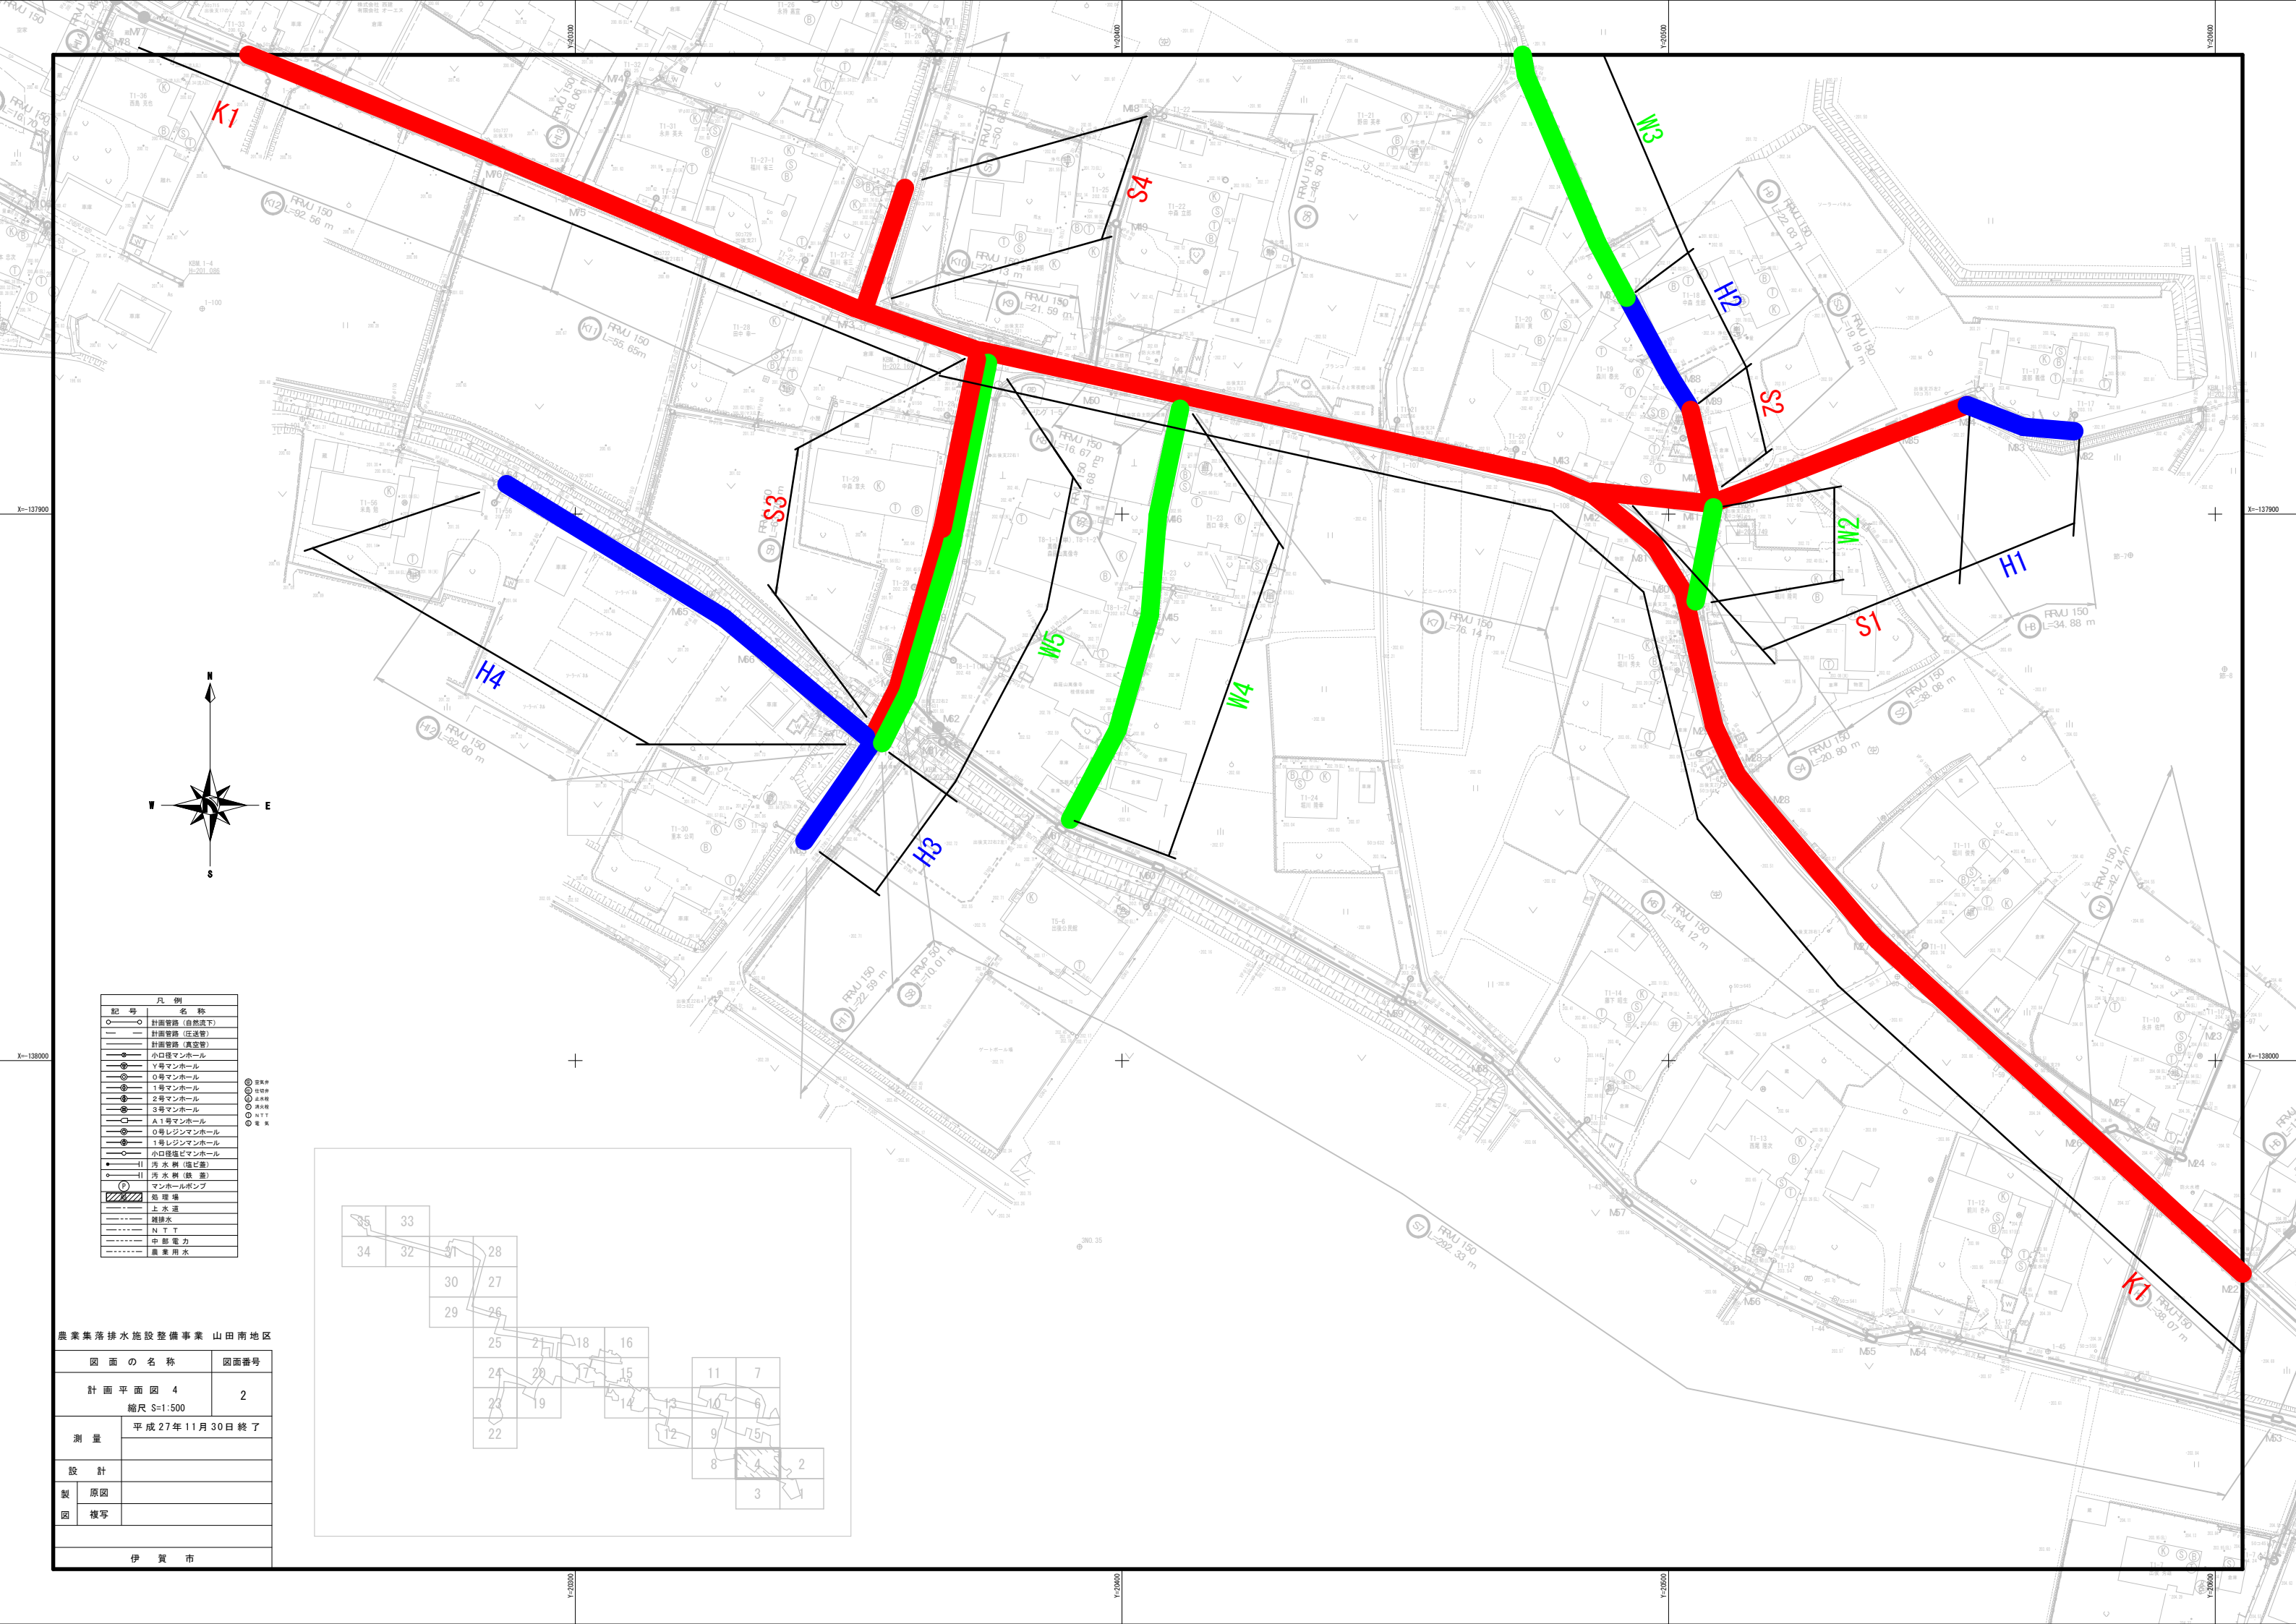


記号	凡例	名称
○	計画管線 (自然流下)	
○	計画管線 (圧送管)	
○	計画管線 (真空管)	
○	小口格マンホール	
○	Y号マンホール	
○	0号マンホール	
○	1号マンホール	
○	2号マンホール	
○	3号マンホール	
○	A1号マンホール	
○	0号レジンマンホール	
○	1号レジンマンホール	
○	小口格道マンホール	
○	汚水側 (塩ビ管)	
○	汚水側 (鉄管)	
○	マンホールポンプ	
○	処理場	
○	上水道	
○	緑地	
○	N.T.T.	
○	中絶電力	
○	農業用水	

農業集落排水施設整備事業 山田南地区




図面の名称	図面番号
計画平面図 4	2
縮尺 S=1:500	
測量	平成27年11月30日終了
設計	
製図	原図
図	複写
伊賀市	

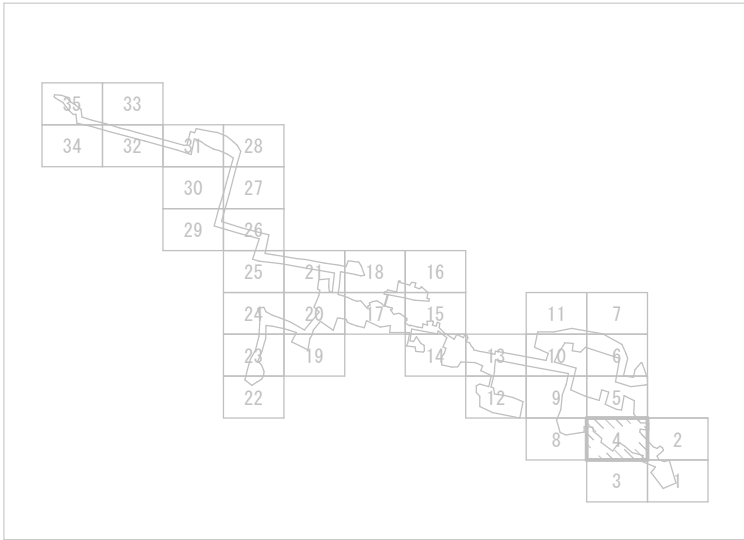

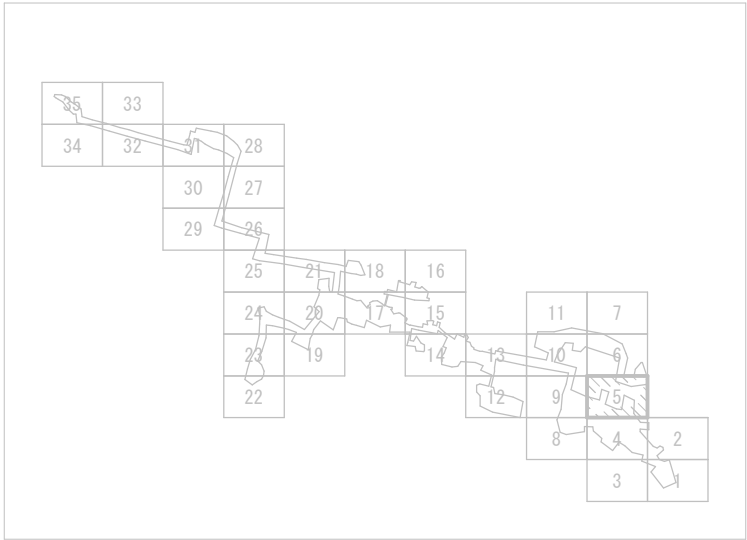



記 号	凡 例	名 称
○	○	計画管路 (自然式下)
—	—	計画管路 (圧送管)
—	—	計画管路 (真空中)
●	●	小口様マンホール
●	●	Y号マンホール
●	●	0号マンホール
●	●	1号マンホール
●	●	2号マンホール
●	●	3号マンホール
●	●	A1号マンホール
●	●	0号レジンマンホール
●	●	1号レジンマンホール
●	●	小口様塩ビマンホール
●	●	汚 水 井 (塩ビ製)
●	●	汚 水 井 (鉄 製)
●	●	マンホールポンプ
■	■	処 理 場
—	—	上 水 道
—	—	雑排水
—	—	N T T
—	—	中 断 電 力
—	—	農 業 用 水

農 業 集 落 排 水 施 設 整 備 事 業 山 田 南 地 区	
図 面 の 名 称	図面番号
計 画 平 面 図 5	3
縮尺 S=1:500	
測 量	平成 27 年 11 月 30 日 終 了
設 計	
製 原 図	
図 複 写	
伊 賀 市	

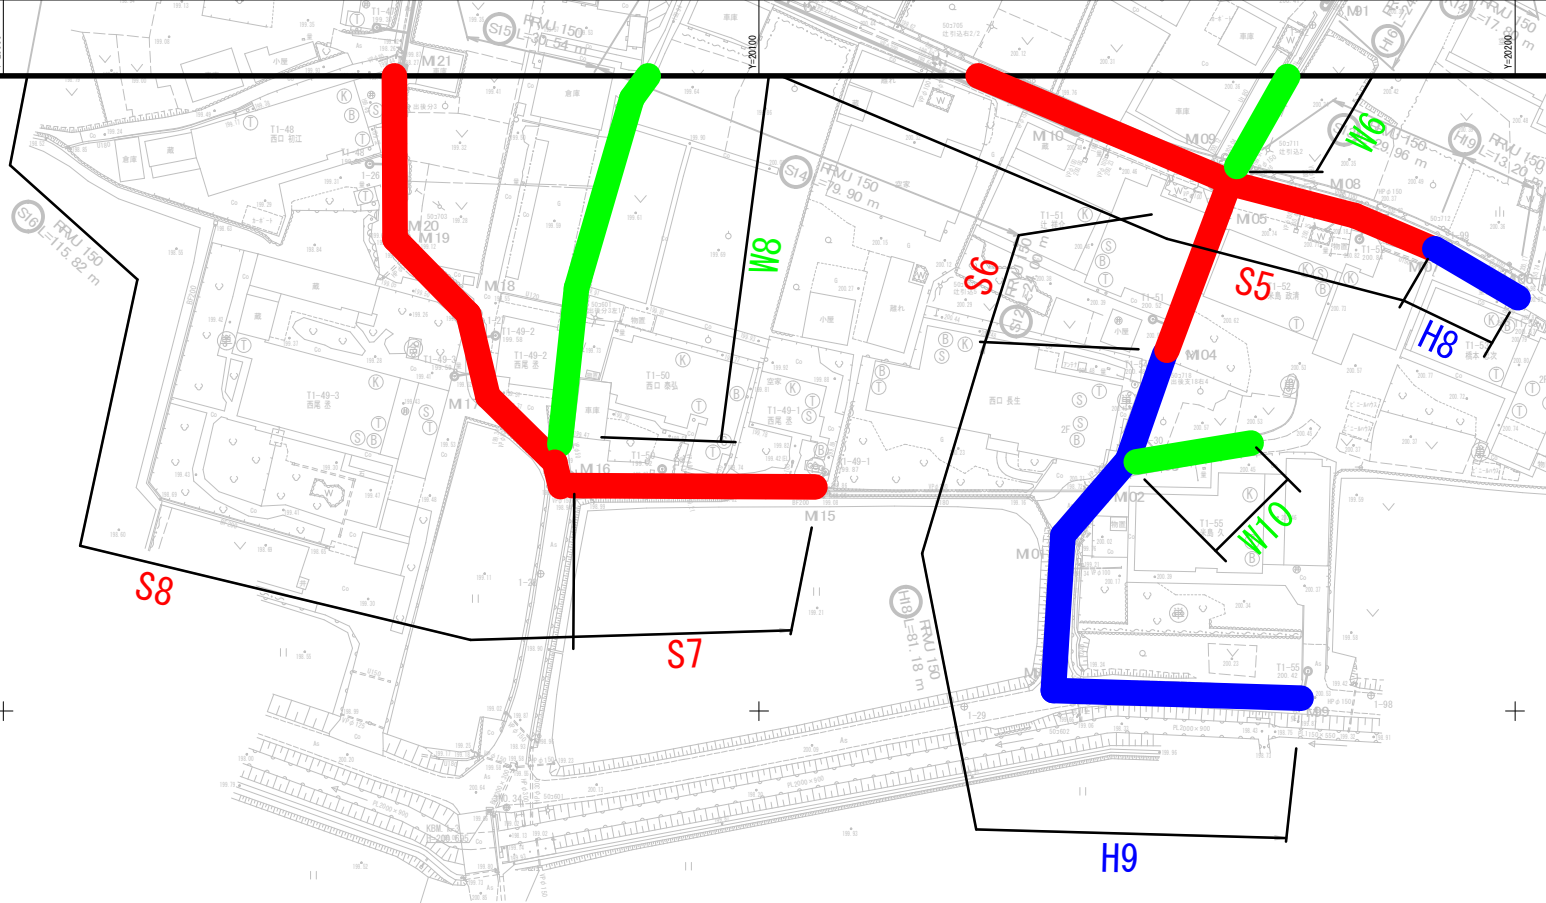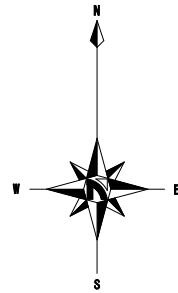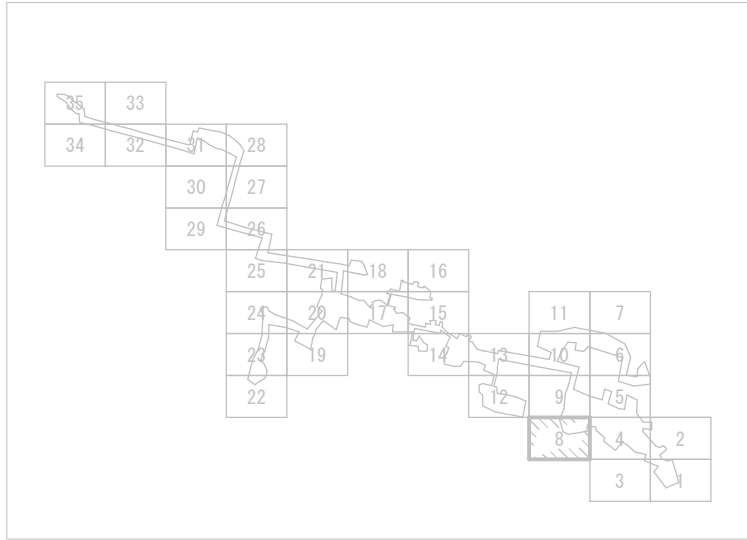

記 号	凡 例
○—○	計画管路 (自然流下)
—	計画管路 (圧送管)
—	計画管路 (真空管)
●	小口径マンホール
●	Y号マンホール
●	O号マンホール
●	1号マンホール
●	2号マンホール
●	3号マンホール
●	A1号マンホール
●	O号レジンマンホール
●	1号レジンマンホール
●	小口径塩ビマンホール
●	汚 水 井 (塩ビ製)
●	汚 水 井 (鉄 筋)
○	マンホールポンプ
■	地 盤 掘
—	上 水 道
—	雑排水
—	N T T
—	中 部 電 力
—	農 業 用 水


農業集落排水施設整備事業 山田南地区		
図 面 の 名 称		図面番号
計 画 平 面 図 8		4
縮尺 S=1:500		
測 量	平成 27 年 11 月 30 日 終 了	
設 計		
製 原図		
図 複写		
伊 賀 市		


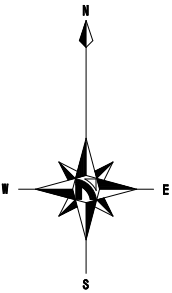
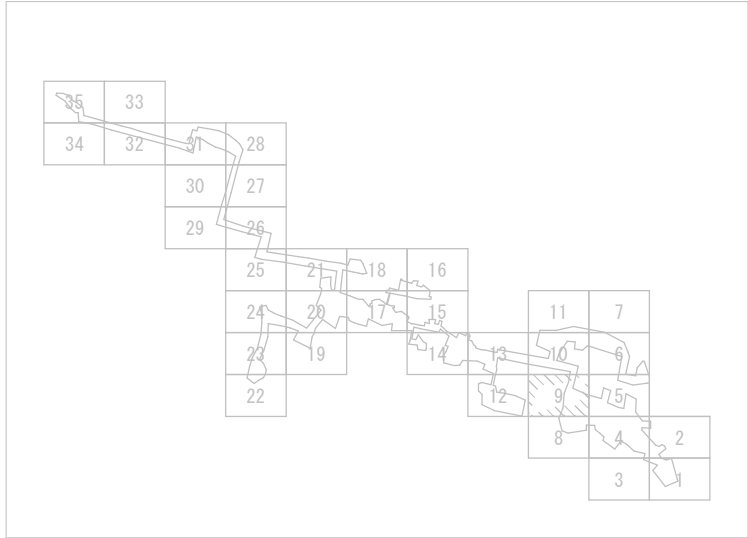


記 号	凡 例	名 称
○	○	計画管路 (自然流下)
—	—	計画管路 (圧送管)
—	—	計画管路 (真空管)
●	●	小口様マンホール
●	●	Y号マンホール
●	●	0号マンホール
●	●	1号マンホール
●	●	2号マンホール
●	●	3号マンホール
●	●	A1号マンホール
●	●	0等レジンマンホール
●	●	1等レジンマンホール
●	●	小口様逆止マンホール
●	●	汚 水 側 (塩ビ管)
●	●	汚 水 側 (鉄 管)
●	●	マンホールポンプ
●	●	処 理 場
●	●	上 水 道
●	●	緑地水
●	●	N T T
●	●	中 部 電 力
●	●	農 業 用 水

農業集落排水施設整備事業 山田南地区

図 面 の 名 称		図面番号
計 画 平 面 図 9		5
縮尺 S=1:500		
測 量	平成27年11月30日終了	
設 計		
製 図	原図	
	複写	
伊 賀 市		


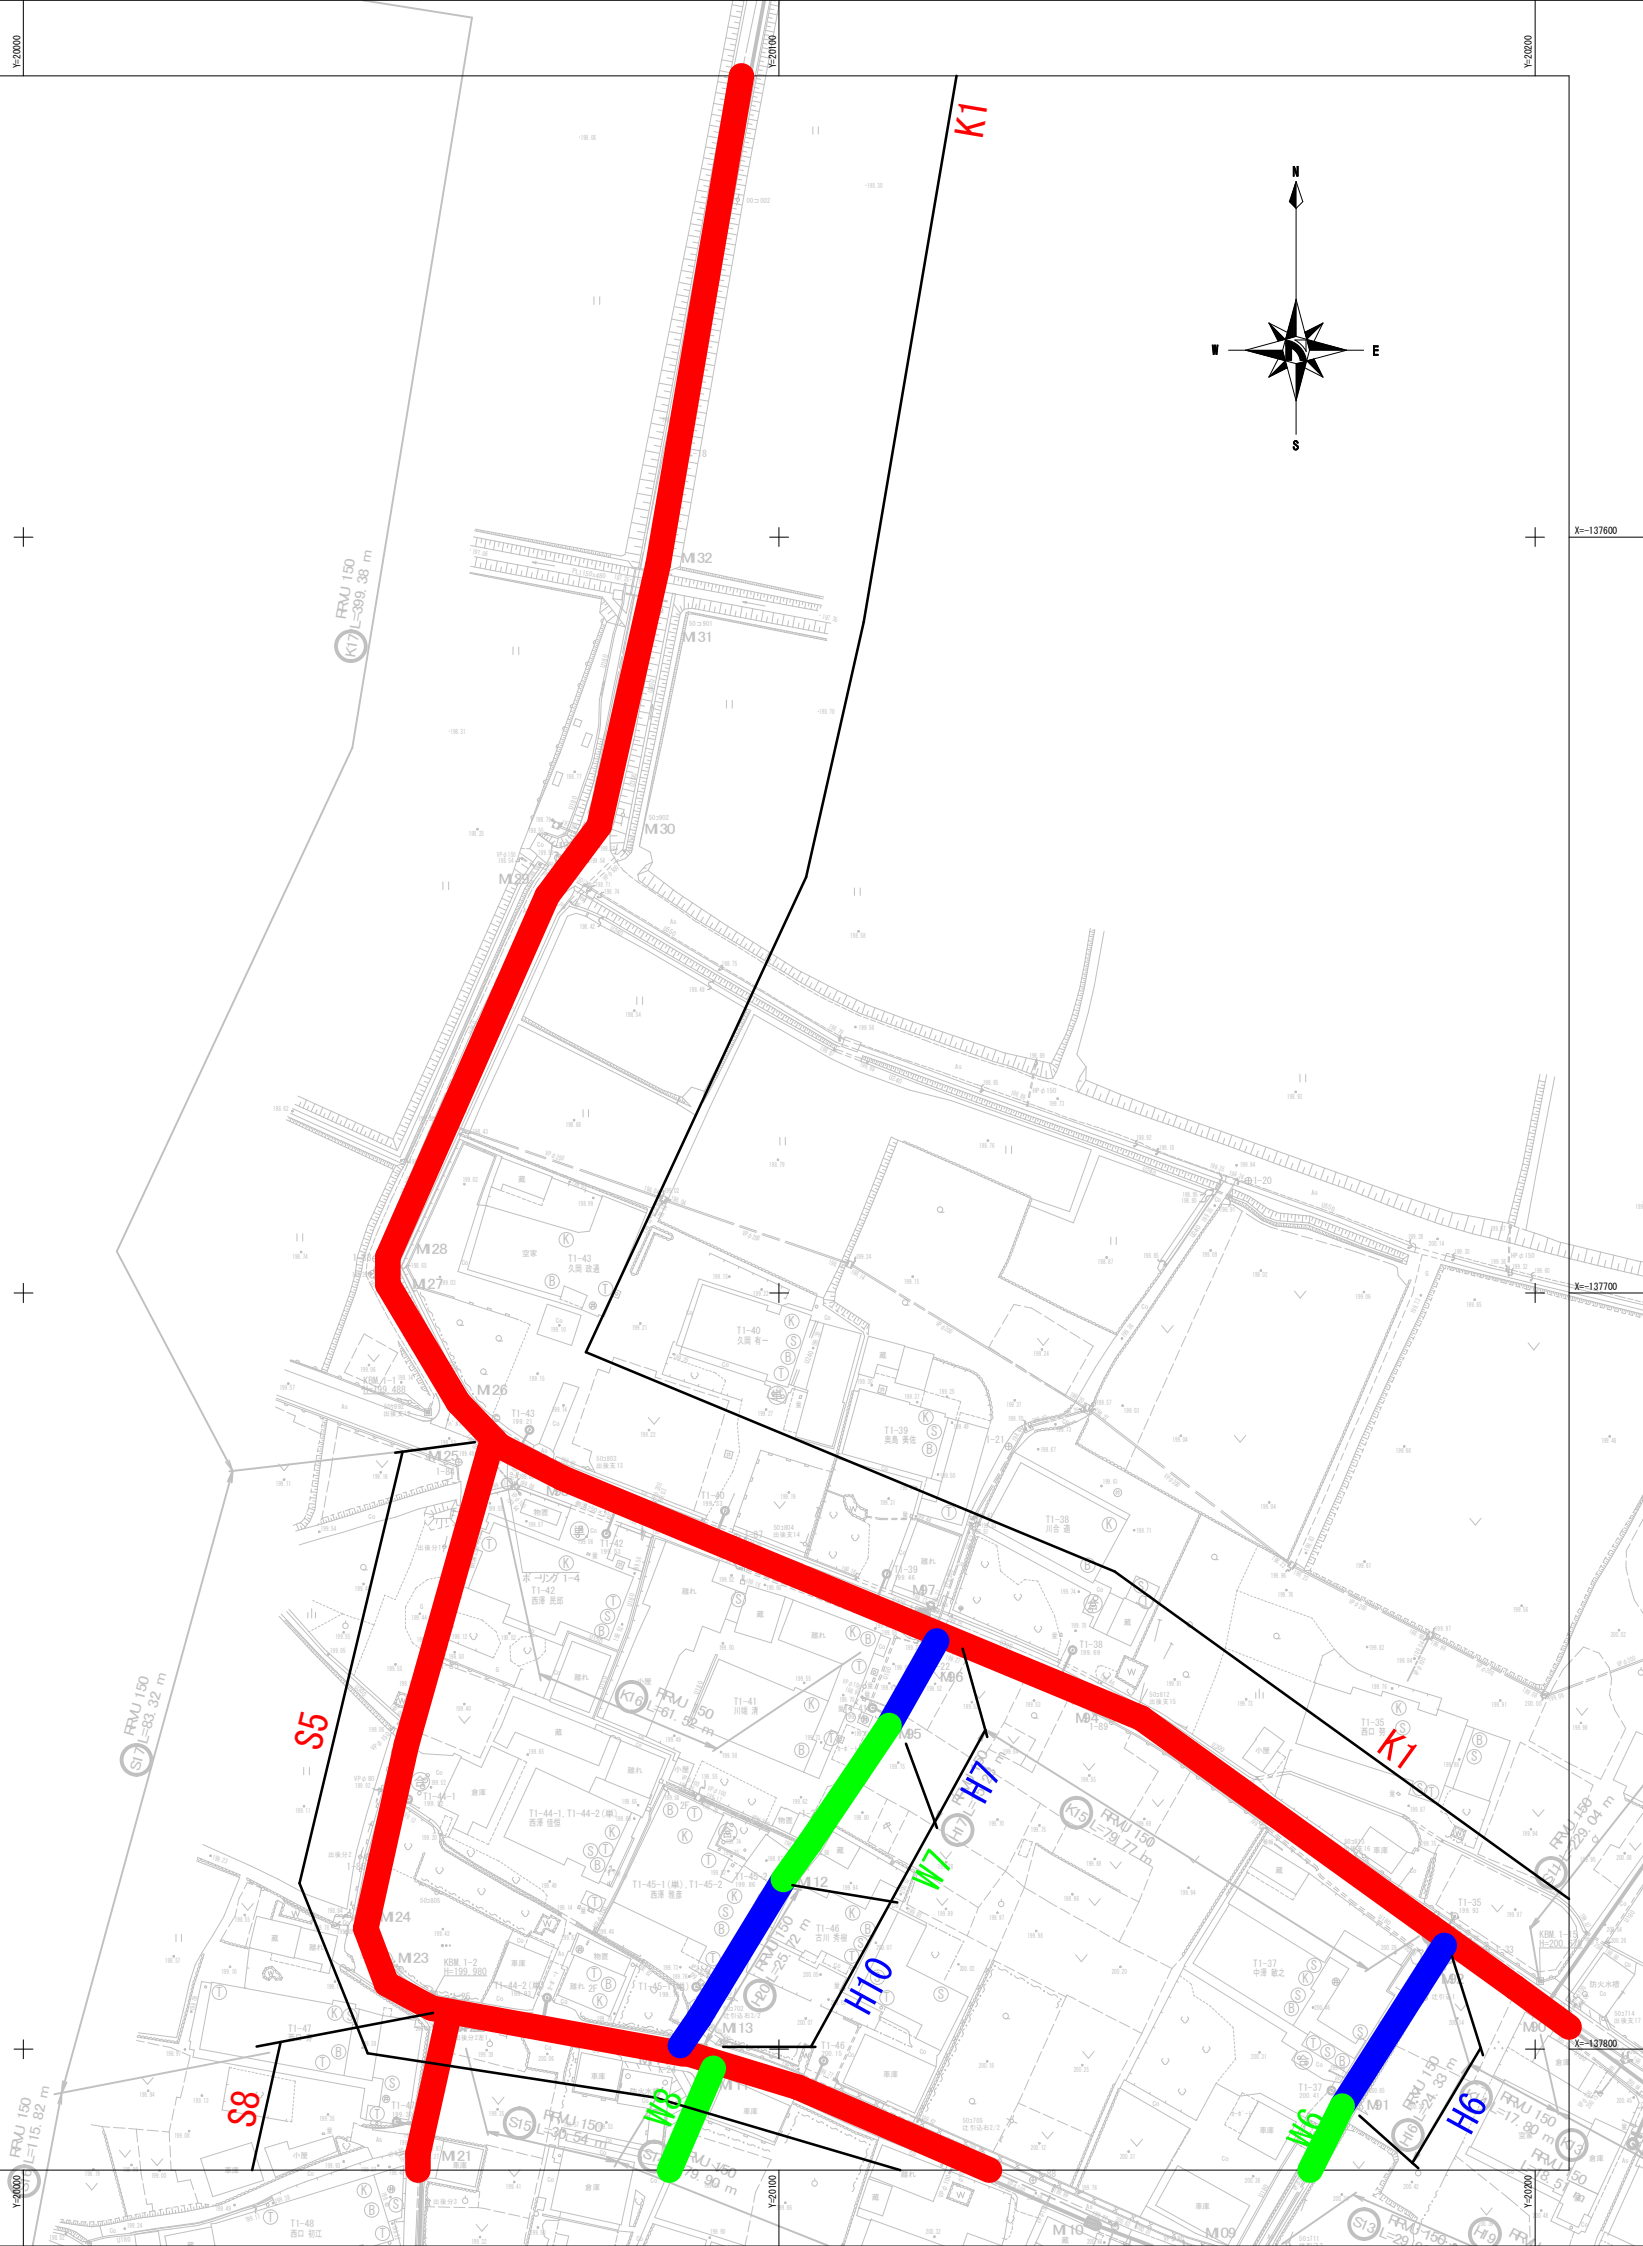


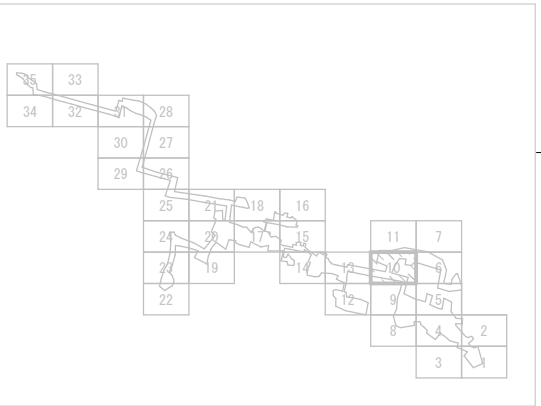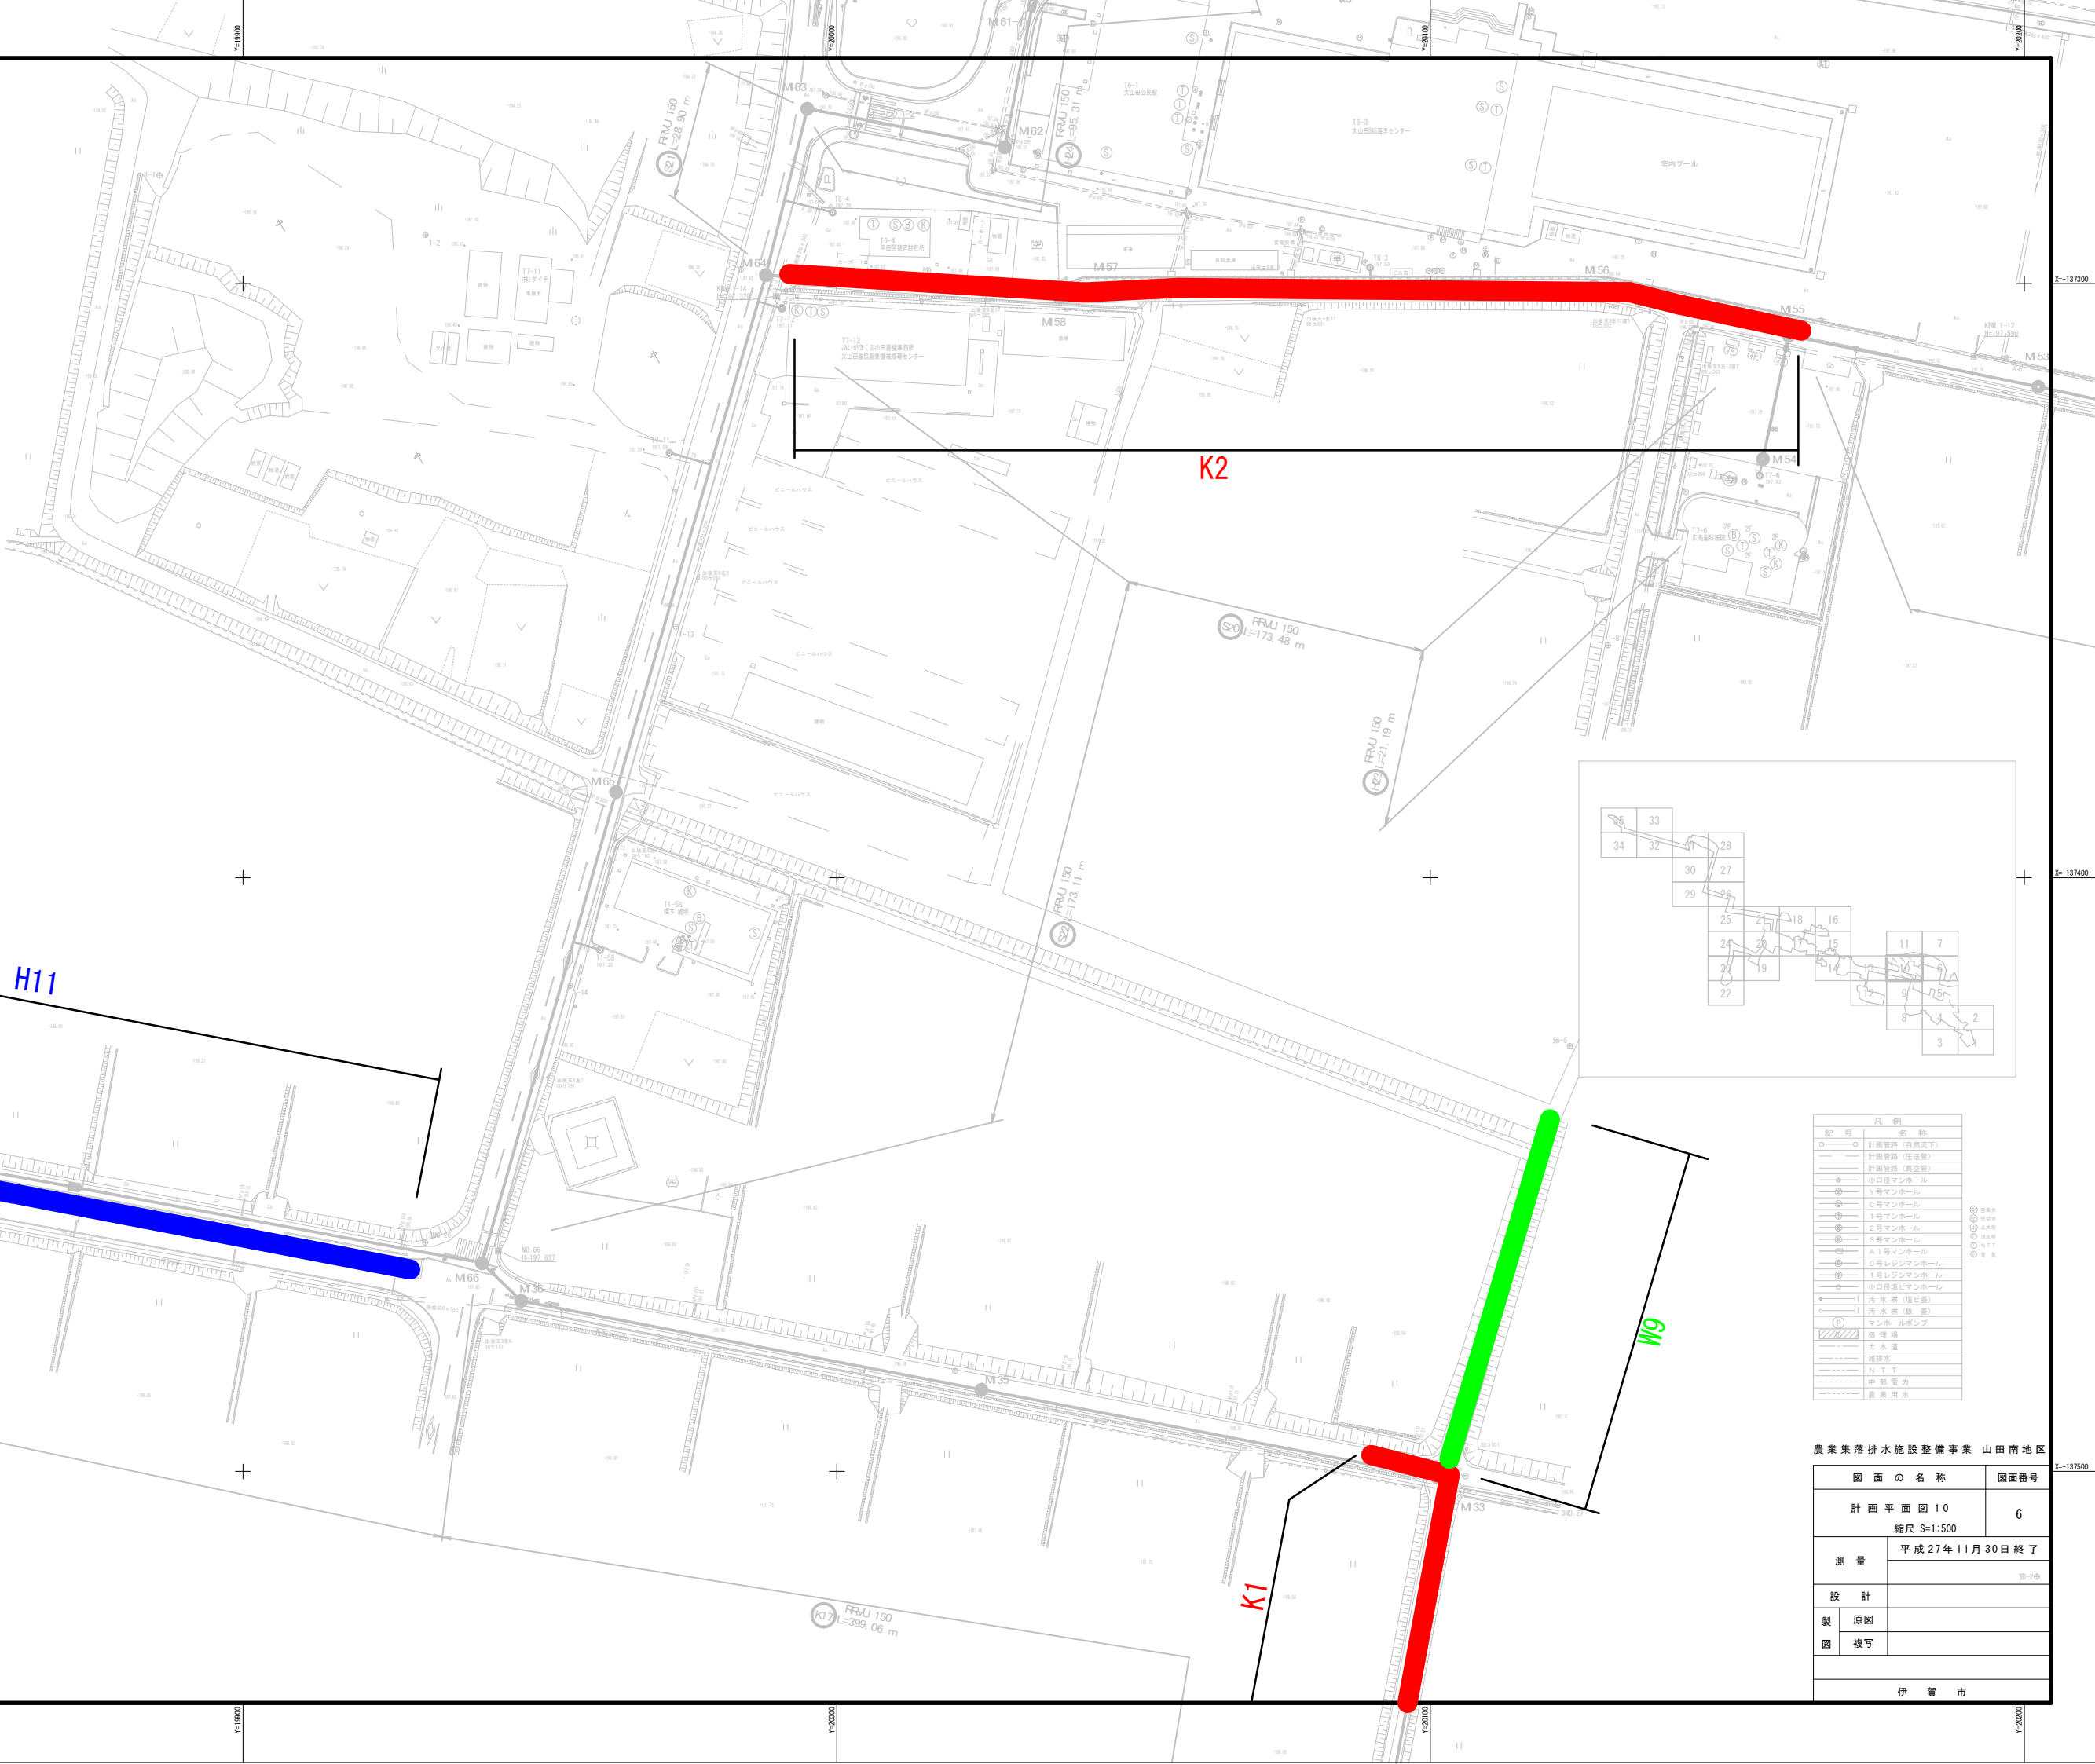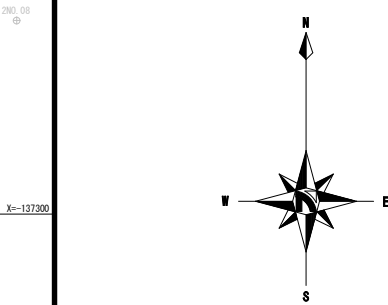

記号	凡例	名称
○	○	計画管路 (自然流下)
—	—	計画管路 (圧送管)
—	—	計画管路 (真空管)
●	●	小口マンホール
●	●	1号マンホール
●	●	2号マンホール
●	●	3号マンホール
●	●	A1号マンホール
●	●	0号レジンマンホール
●	●	1号レジンマンホール
●	●	小口径塩ビマンホール
●	●	汚水渠 (塩ビ管)
●	●	汚水渠 (コンクリート)
●	●	マンホールポンプ
●	●	処理場
●	●	上水道
●	●	雑排水
●	●	N.T.T.
●	●	中継電力
●	●	農業用水

農業集落排水施設整備事業 山田南地区

図 面 の 名 称		図面番号
計 画 平 面 図 1 0 縮 尺 S=1:500		6
測 量	平成 27 年 11 月 30 日 終 了 第 2 回	
設 計		
製 図	原 図	
図	複写	
伊 賀 市		

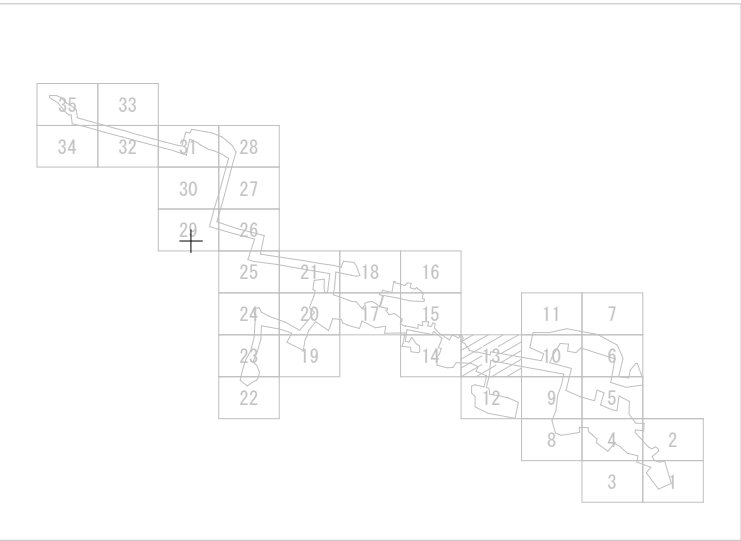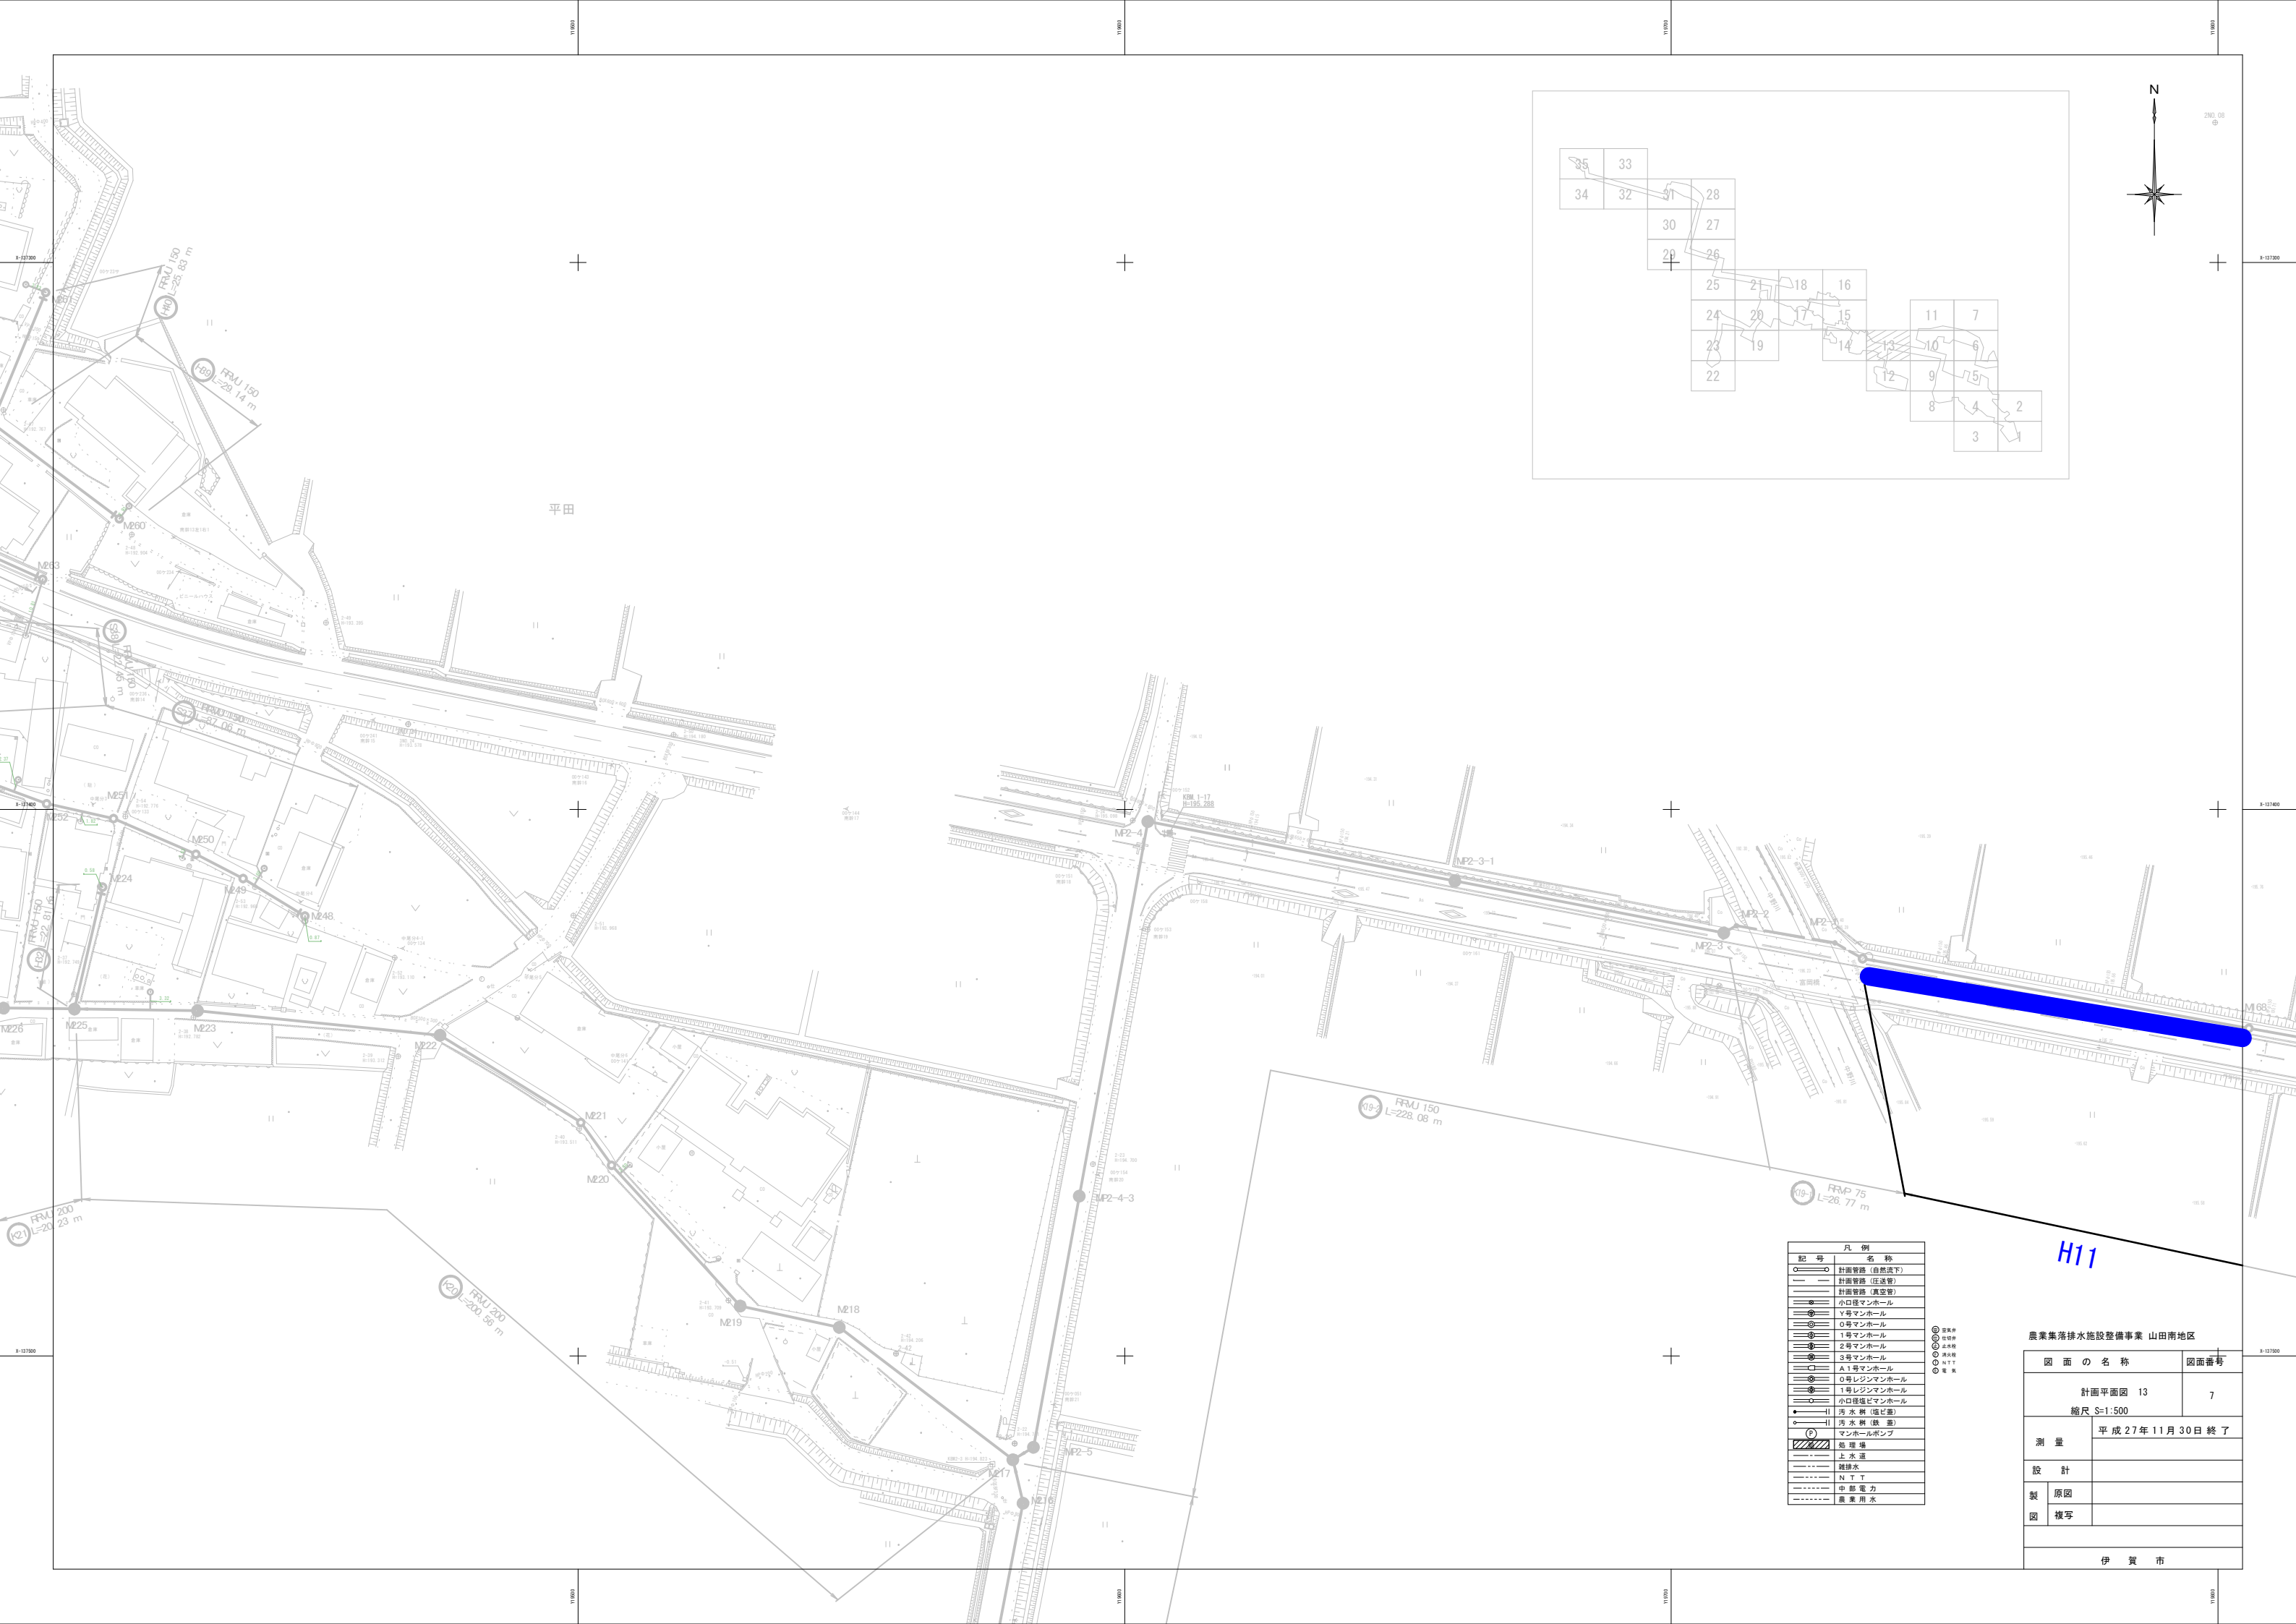



凡 例	
記 号	名 称
○—○	計画管路 (自然流下)
—	計画管路 (圧送管)
—	計画管路 (真空管)
●	小口径マンホール
●	Y号マンホール
●	0号マンホール
●	1号マンホール
●	2号マンホール
●	3号マンホール
●	A1号マンホール
●	0号レシマンホール
●	1号レシマンホール
●	小口径複ビマンホール
●	汚 水 樹 (塩ビ製)
●	汚 水 樹 (鉄 製)
●	マンホールポンプ
■	処 理 場
—	上 水 道
—	雑排水
—	N・T・T
—	中 部 電 力
—	農 業 用 水

- ◎ 道路中
- ◎ 田中
- ◎ 止木
- ◎ 止木
- ◎ 止木
- ◎ 止木



農業集落排水施設整備事業 山田南地区

図 面 の 名 称		図面番号
計画平面図 13 縮尺 S=1:500		7
測 量	平成 27 年 11 月 30 日 終 了	
設 計		
製 図	原図	
	複写	
伊 賀 市		

撤去図



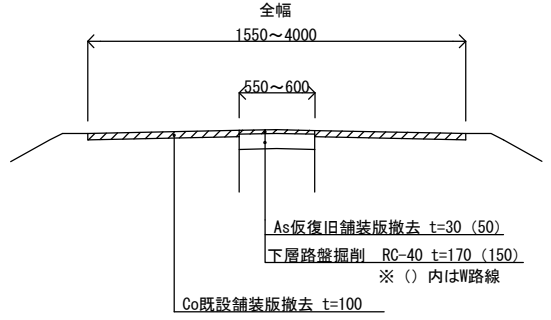
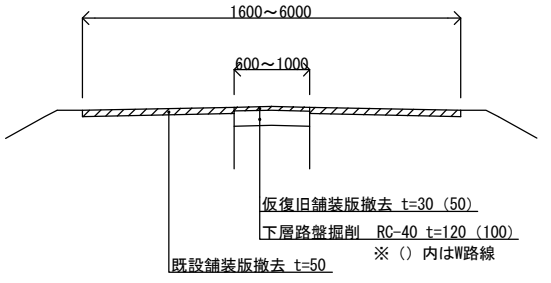


工法図

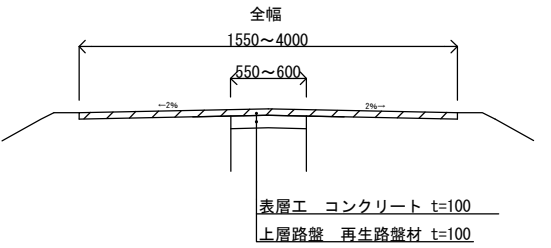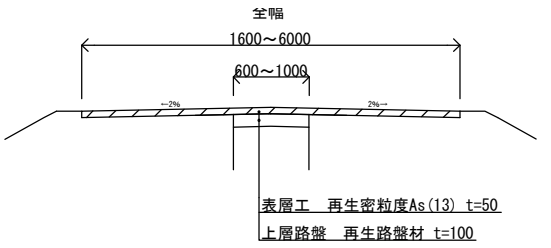

展开凶


V=1:200
H=1:800

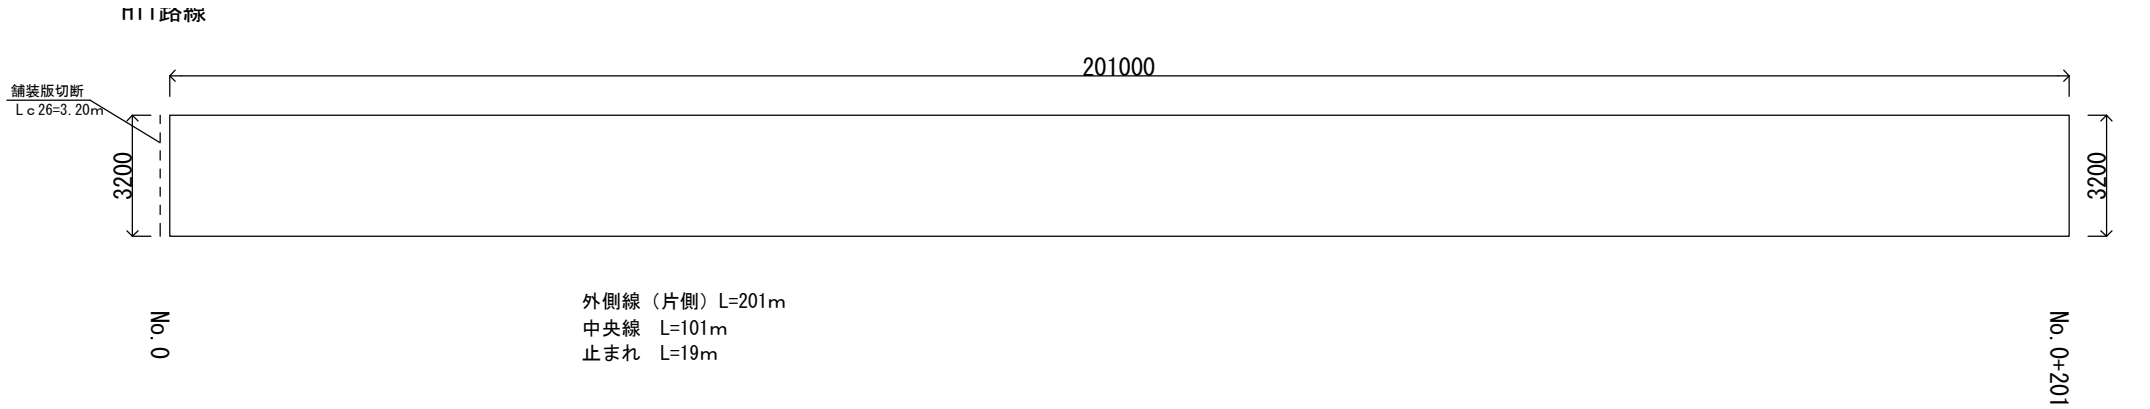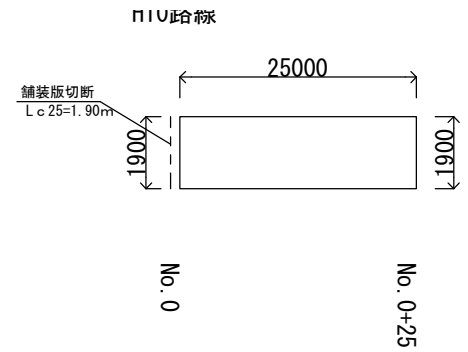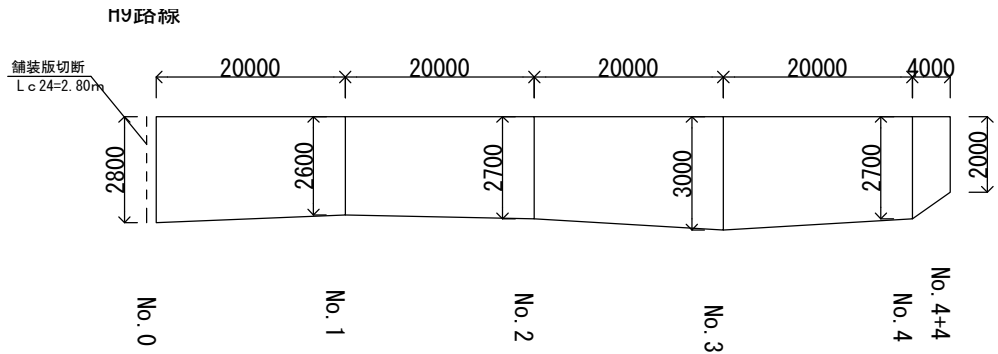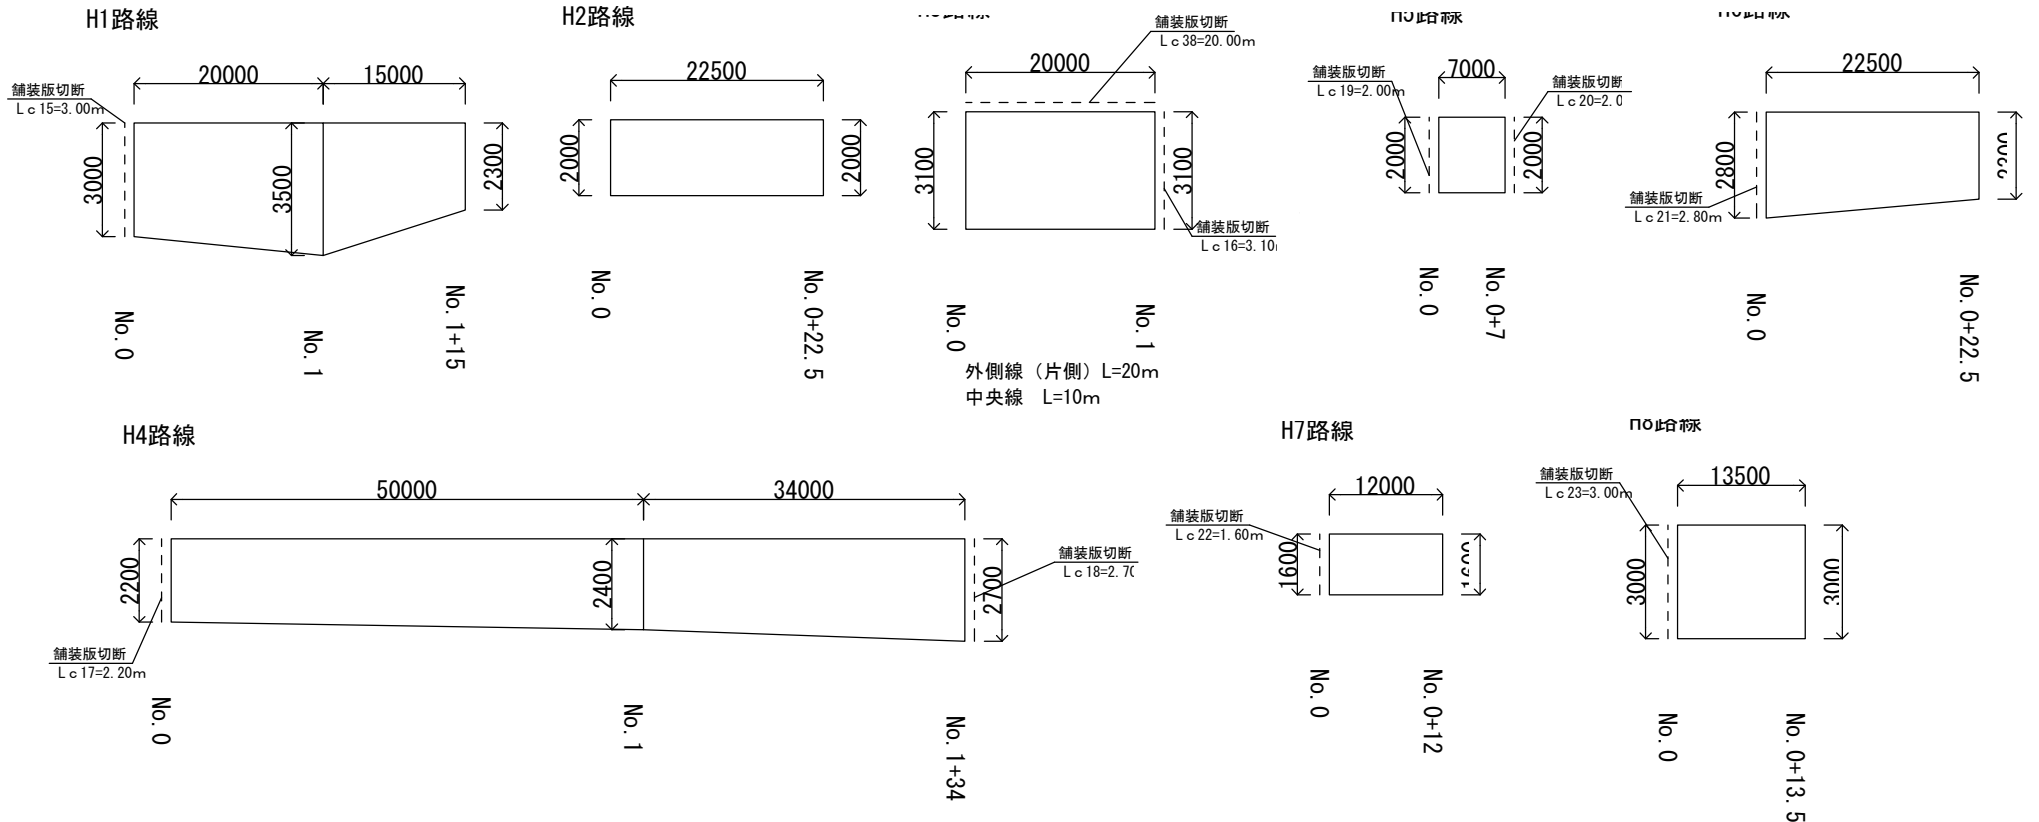

工事名	令和元年度 農業集落排水施設整備事業 山田南地区 出後鋪装復旧工事（その4）		
図面名	展開図・撤去図・工法図		
年月日			
縮尺	Y=1:200 H=1:600	図面番号	8
会社名			
事業者名	伊賀市上下水道部下水道課		

V=1:200
H=1:800

 
舗装版切断
L c 1=4.30m



工事名	令和元年度 農業集落排水施設整備事業 山田南地区 出後補装復旧工事（その4）		
図面名	展開図		
年月日			
縮尺	N=1:200 H=1:800	図面番号	9
会社名			
事業者名	伊賀市上下水道部下水道課		

展開図

H=1:200
H=1:800

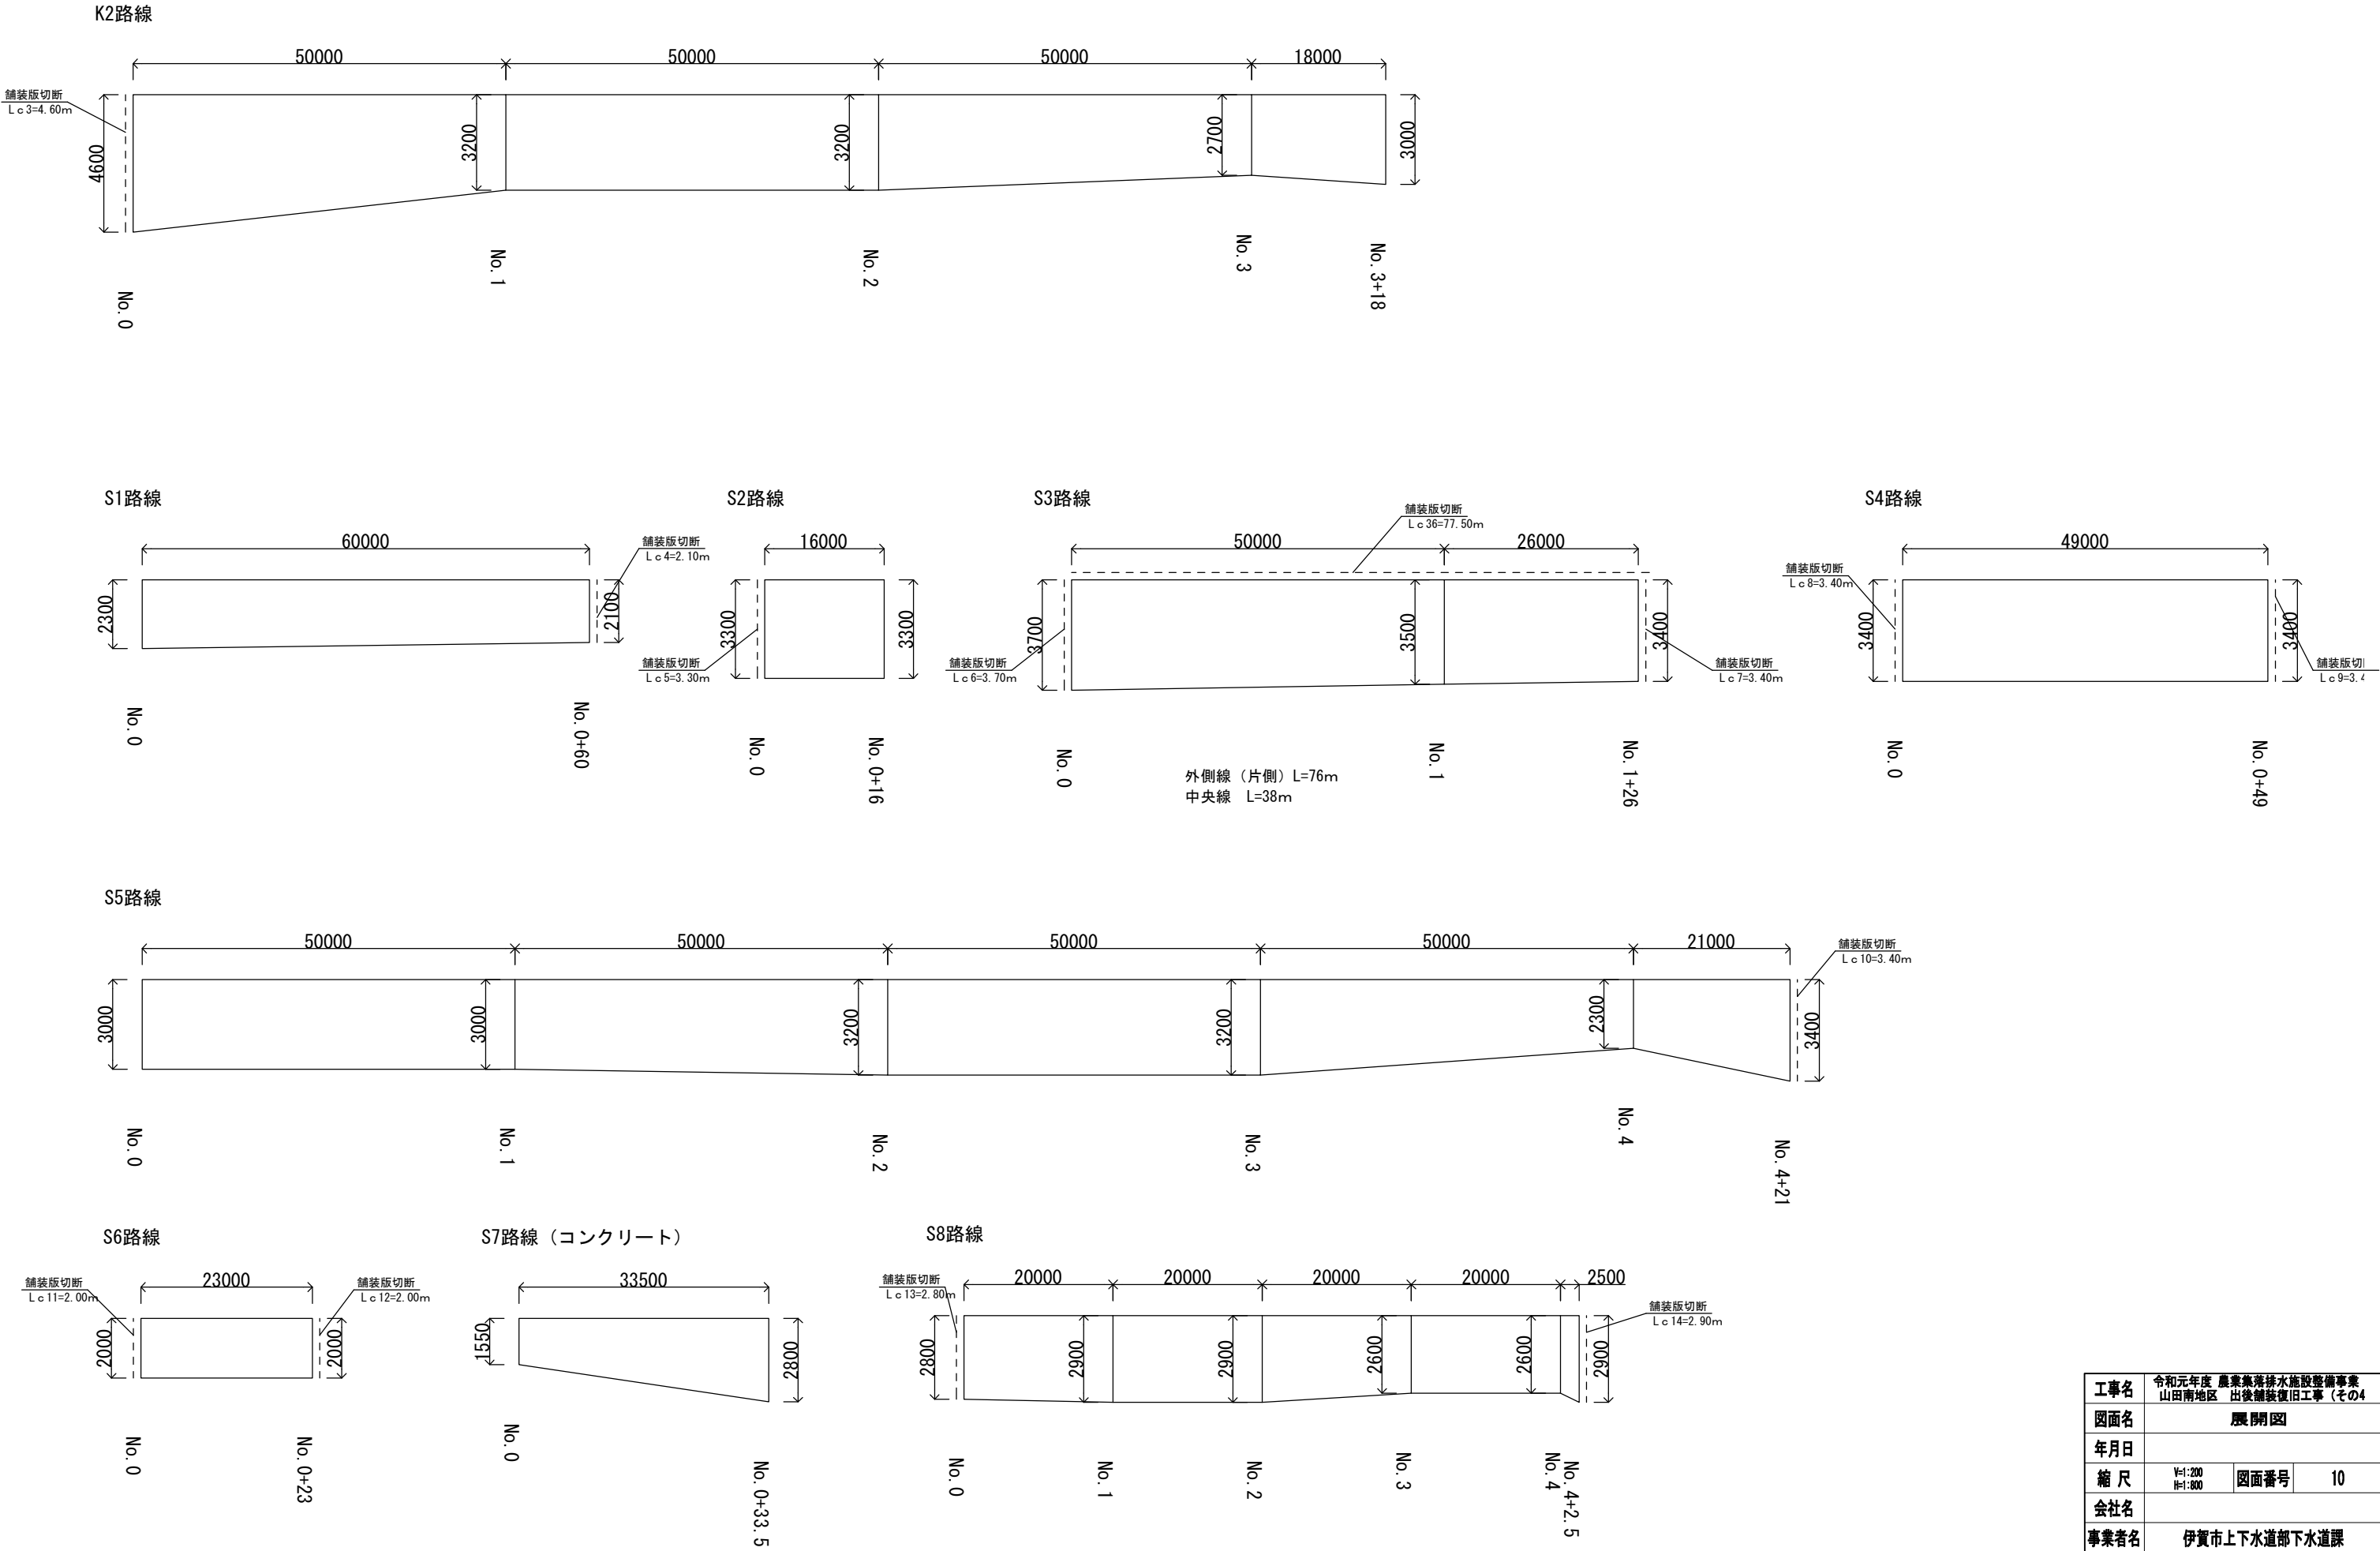

工事名	令和元年度 農業集落排水施設整備事業 山田南地区 出後舗装復旧工事 (その4)		
図面名	展開図		
年月日			
縮 尺	V=1:200 H=1:800	図面番号	10
会社名			
事業者名	伊賀市上下水道部下水道課		

V=1:200
H=1:800

V=1:200
H=1:800

