

精製簡易水道高区配水池

平面図 S=1:500

山出公民館

旧管撤去工②

旧管撤去工①

仮設工（設置・撤去）ポリレン管φ50 L=16.0m

ダクタイル鋳鉄管φ100 (GX形-S)

施工延長 L=10.642m

土工-1 L=8.64m


土工-2 L=2.00m

工事名称	伊賀市水道施設整備事業 配水管布設工事(山出工区)		
図面名称	平面図		
施工場所	伊賀市山出地内		
縮尺	S=1:500		
設計月日	令和 年 月 日	図面番号	
審査	課長	技師	1
伊賀市上下水道部			

この図面は、A1サイズを原寸とする。


管割図

本管布設工

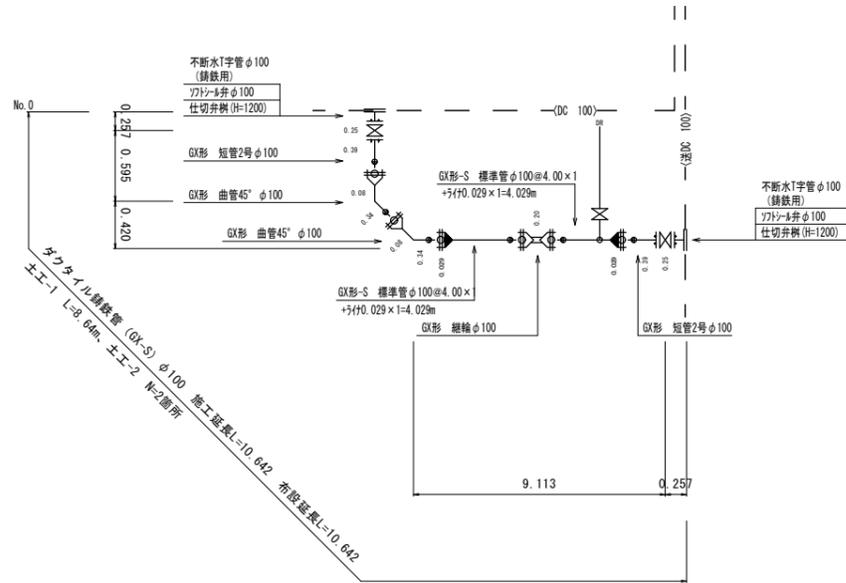


泥吐工

H1VP φ25 施工延長L=2.40m 布設延長L=3.20m
 土工-3 L=1.40、土工-4 L=1.00m

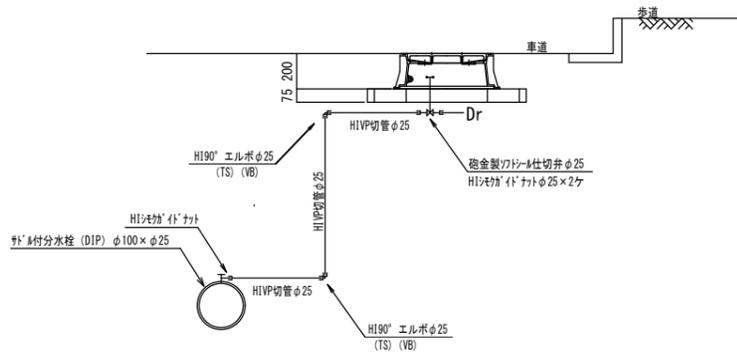


旧管撤去工①

PE φ50 施工延長L=8.00m 布設延長L=8.00m
 土工-5 L=6.00 (設置)、L=6.00m (撤去)、土工-4 L=2.00m (設置)、L=2.00m (撤去)
 管撤去工 土工-2 N=1箇所

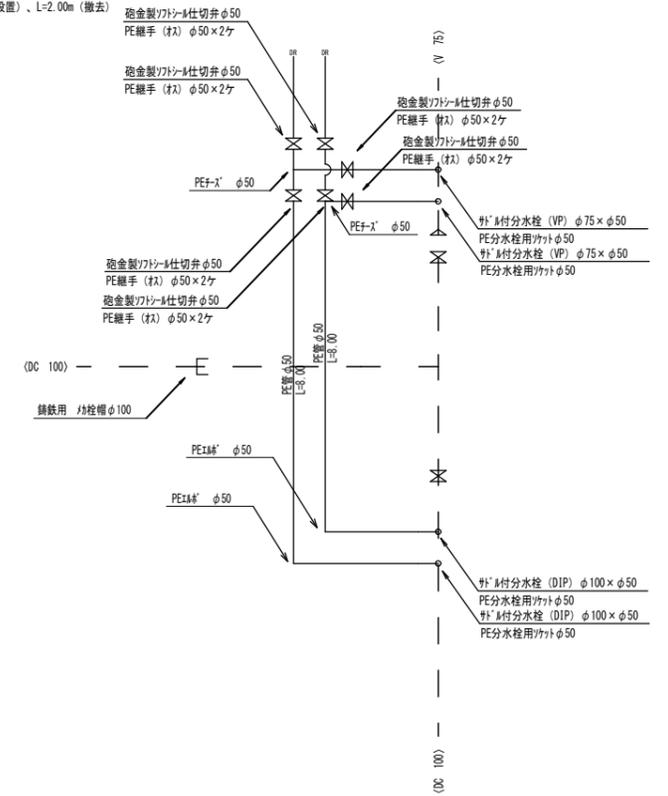

旧管撤去工②


H1VP φ25 施工延長L=4.40m 布設延長L=5.00m
 土工-3 L=3.40、土工-4 L=1.00m
 管撤去工 土工-2 N=1箇所

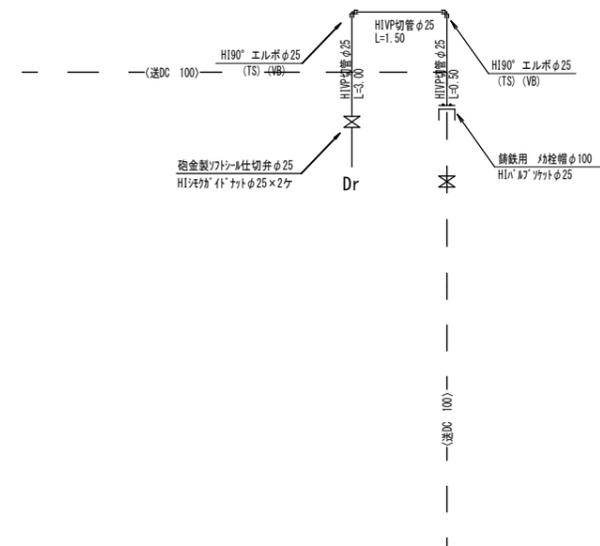


工事名称	伊賀市水道施設整備事業 配水管布設工事 (山出工区)	
図面名称	管割詳細図	
施工場所	伊賀市山出地内	
縮尺	S=FREE	
設計月日	令和 年 月 日	図面番号
審査	監 査 者	設 計 者
伊賀市上下水道部		2

土工標準断面図


土工-1
(土被りH=1200) (DCPφ100)

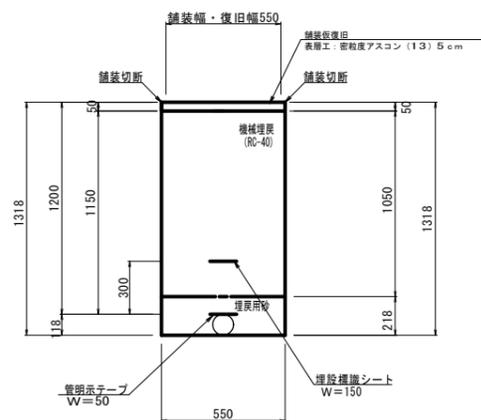


土工-3
(土被りH=600) (PP, VPφ50以下)

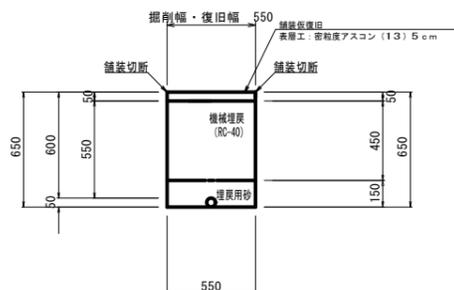


土工-5
(土被りH=300) (PP, VPφ50以下)

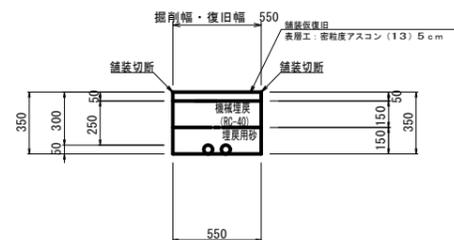

土工-2
(土被りH=1200) (DCPφ100)

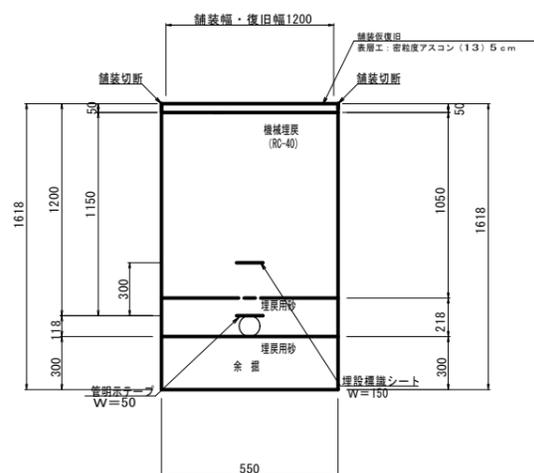

土工-4
(土被りH=1200) (PP, VPφ50以下)

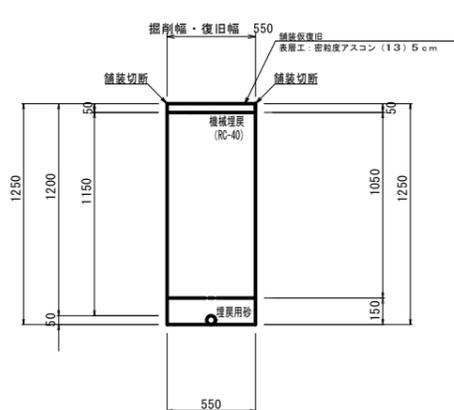

工事名称	伊賀市水道施設整備事業 配水管布設工事(山出工区)		
図面名称	土工標準断面図		
施工場所	伊賀市山出地内		
縮尺	S=FREE		
設計月日	令和 年 月 日	図面番号	
審査	課長	係長	設計
			3
伊賀市上下水道部			

この図面は、A1サイズを原寸とする。