

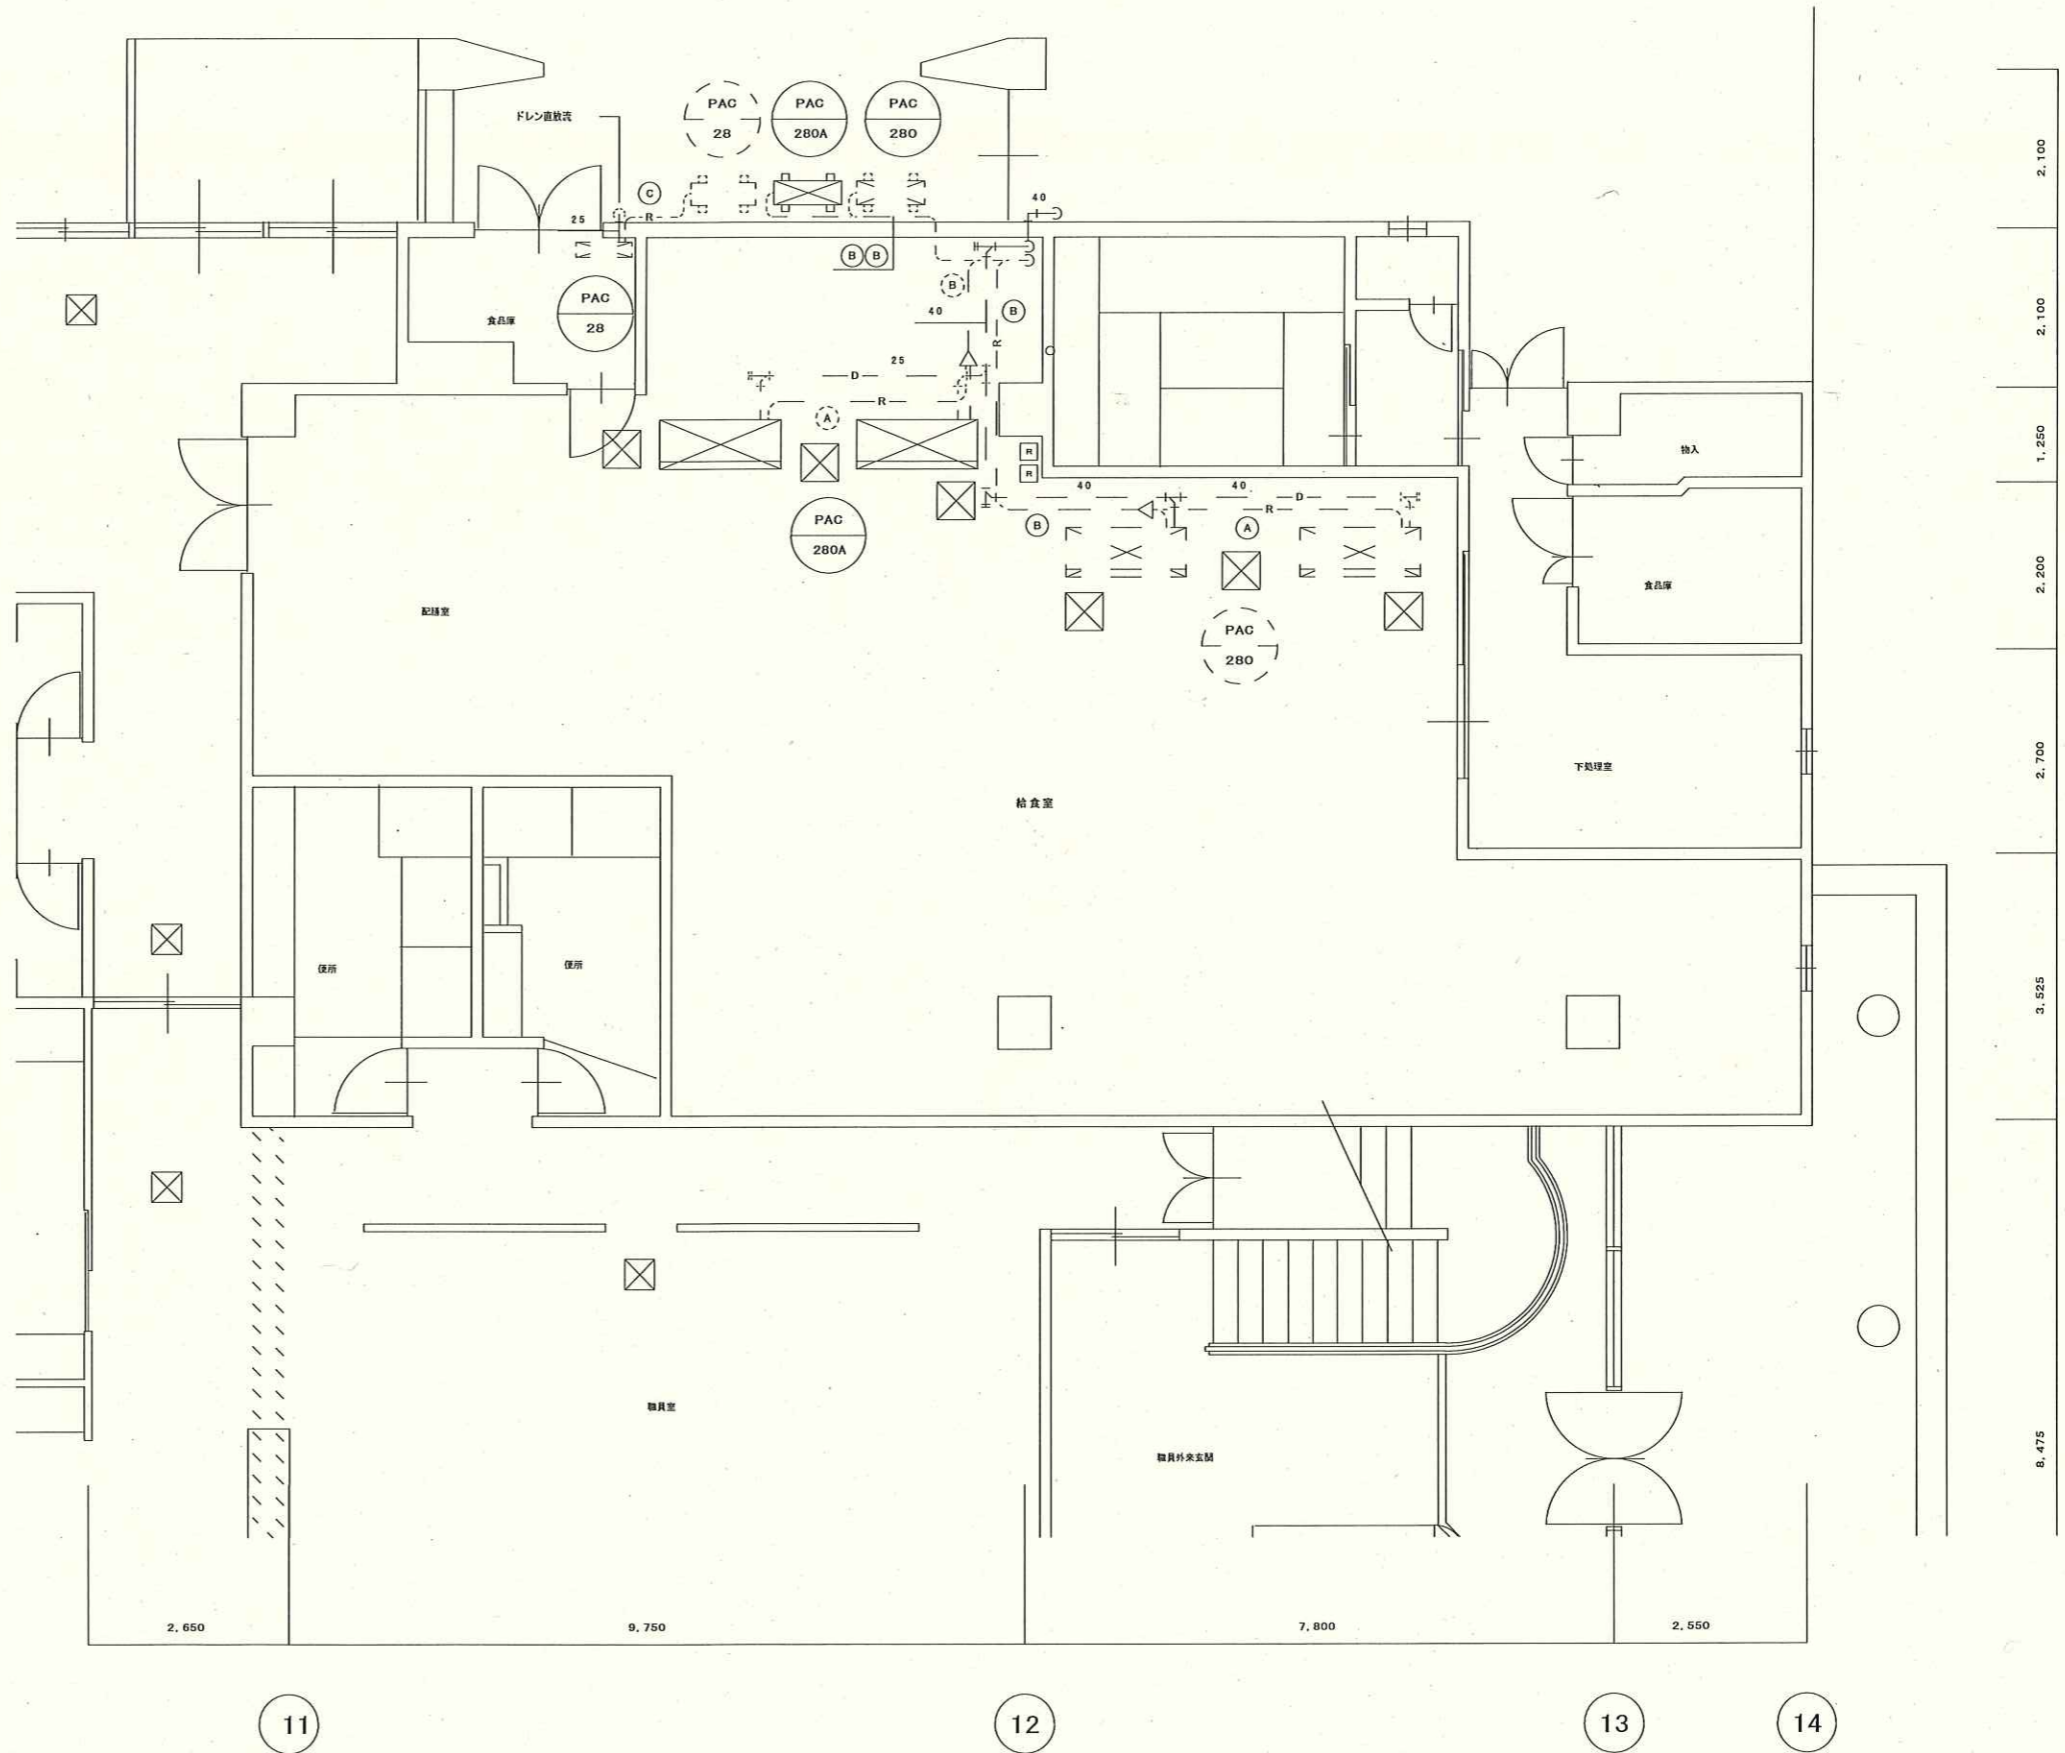


空調機器表		
記号		備考
PAC 280A	ダイキンエアコン S2R280A 同等品 厨房用 14機 × 2台 転倒防止金物 天井同時ラインエアコン 室外機・防護ネット・リモコン共	既設、冷媒管・ドレン管まで施工済み

冷媒配管配線サイズ表 (既設参考)			
記号	液	ガス	備考
A	9.52φ	15.88φ	EM-EEF2.0-3C
B	12.7φ	25.4φ	EM-EEF2.0-3C
C	6.4φ	9.5φ	EM-EEF2.0-3C

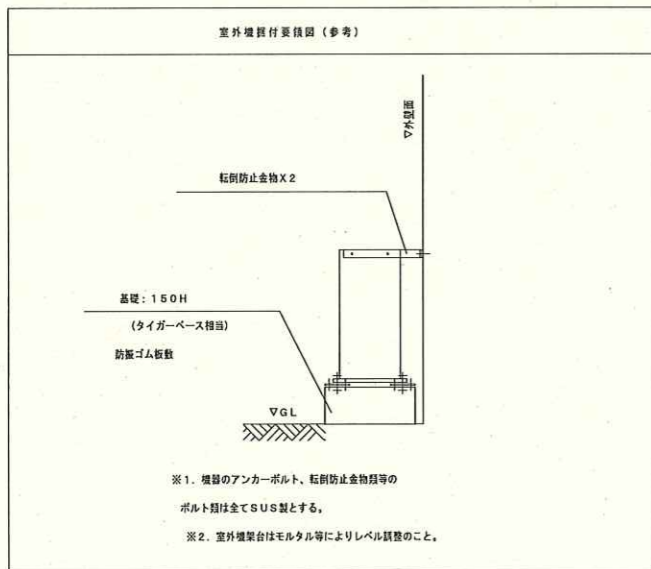

特記	管理建築士	承認	印	工事名	上野西小学校電気設備改修工事		
	図面提出日	/ /		図名	給食室 機器配置図	縮尺	S=1/300

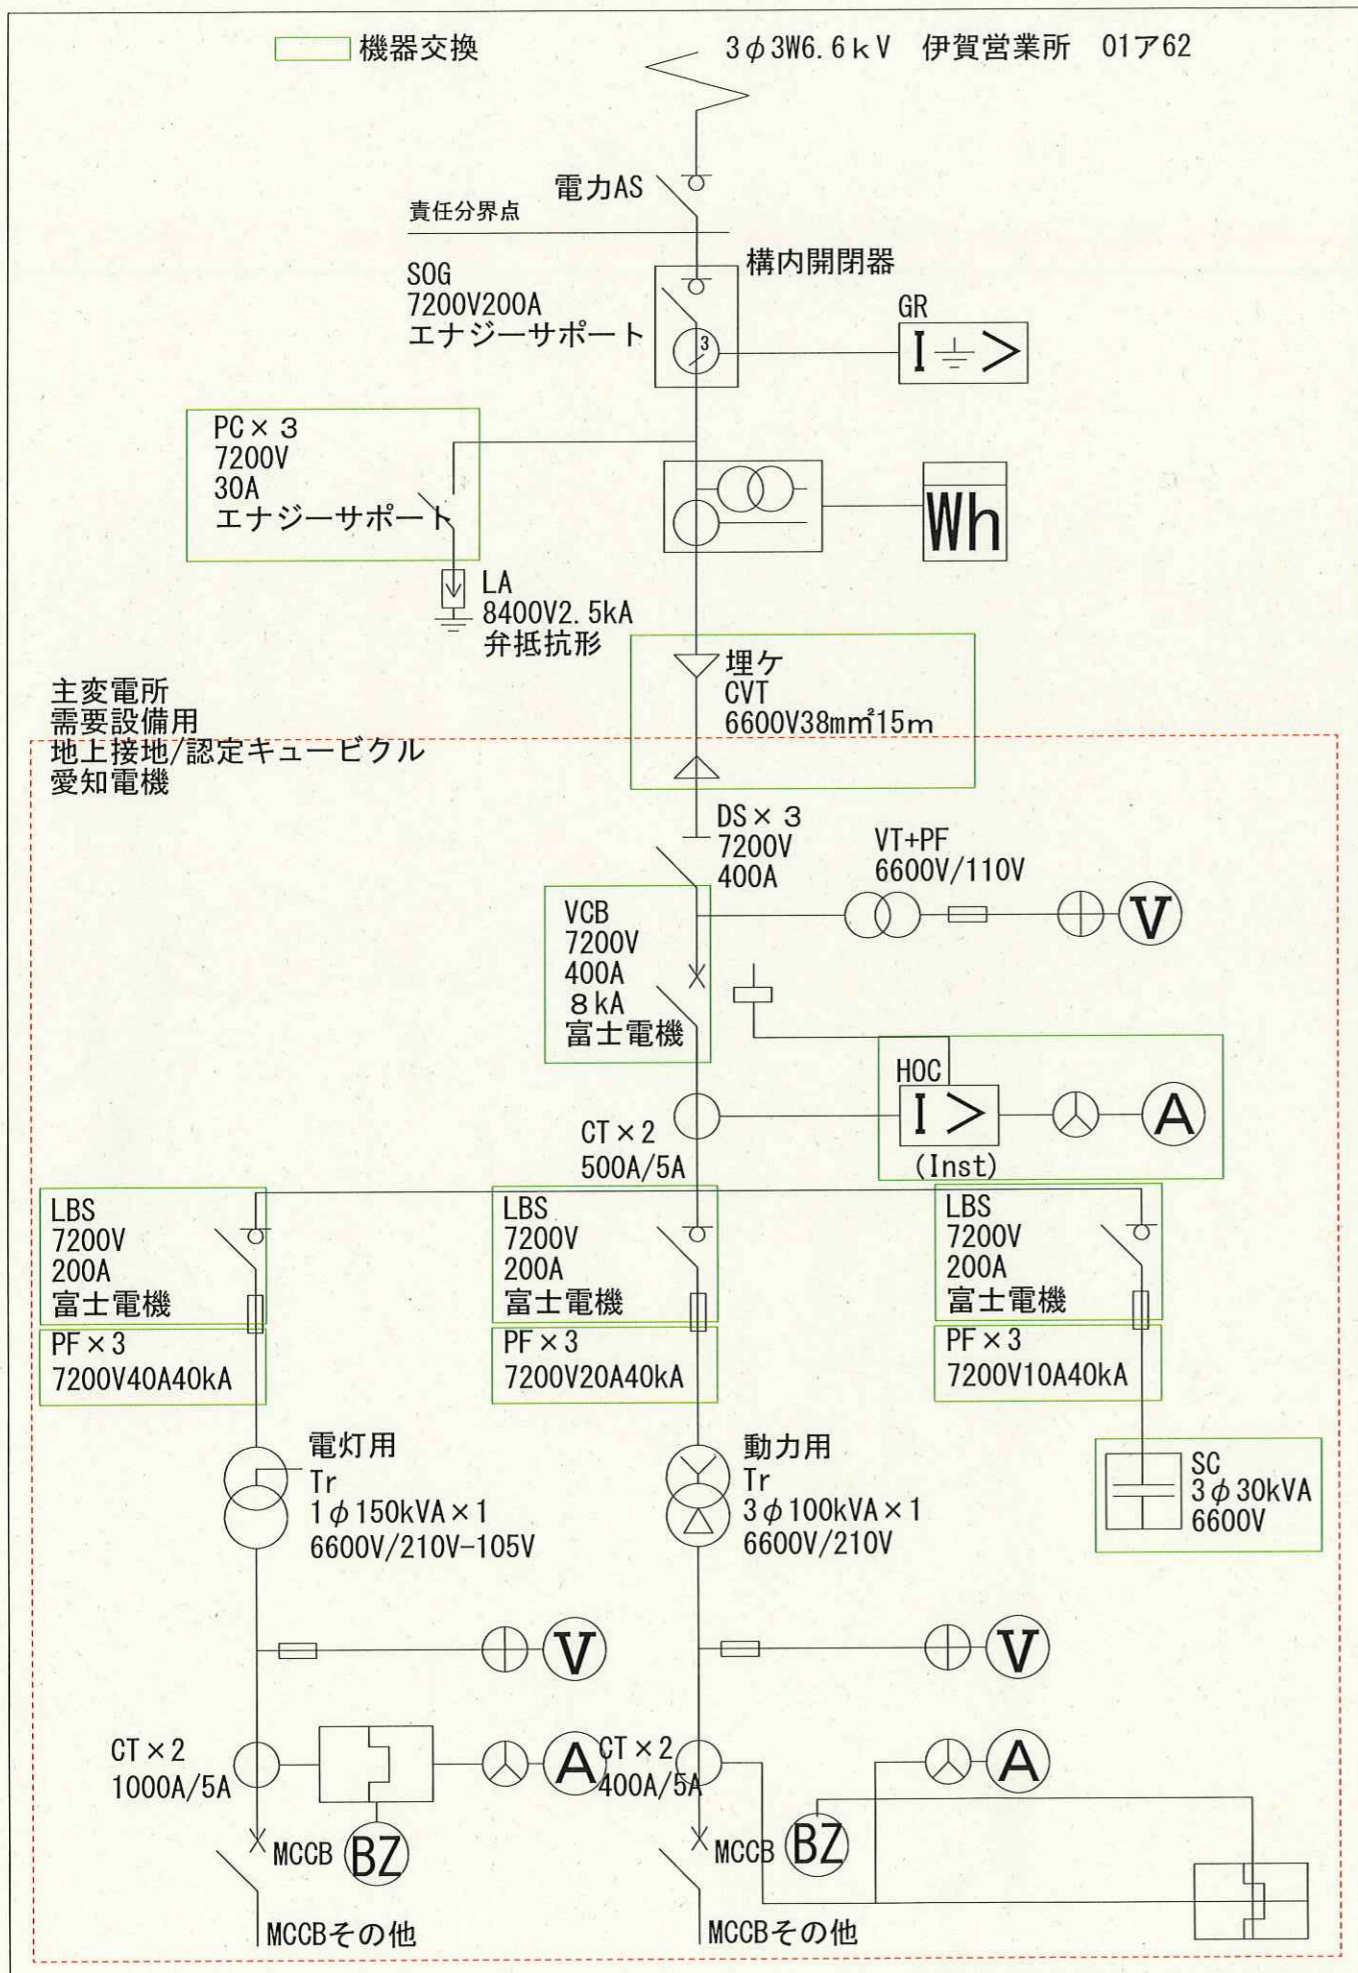

既設単線結線図 (上野西小学校)