


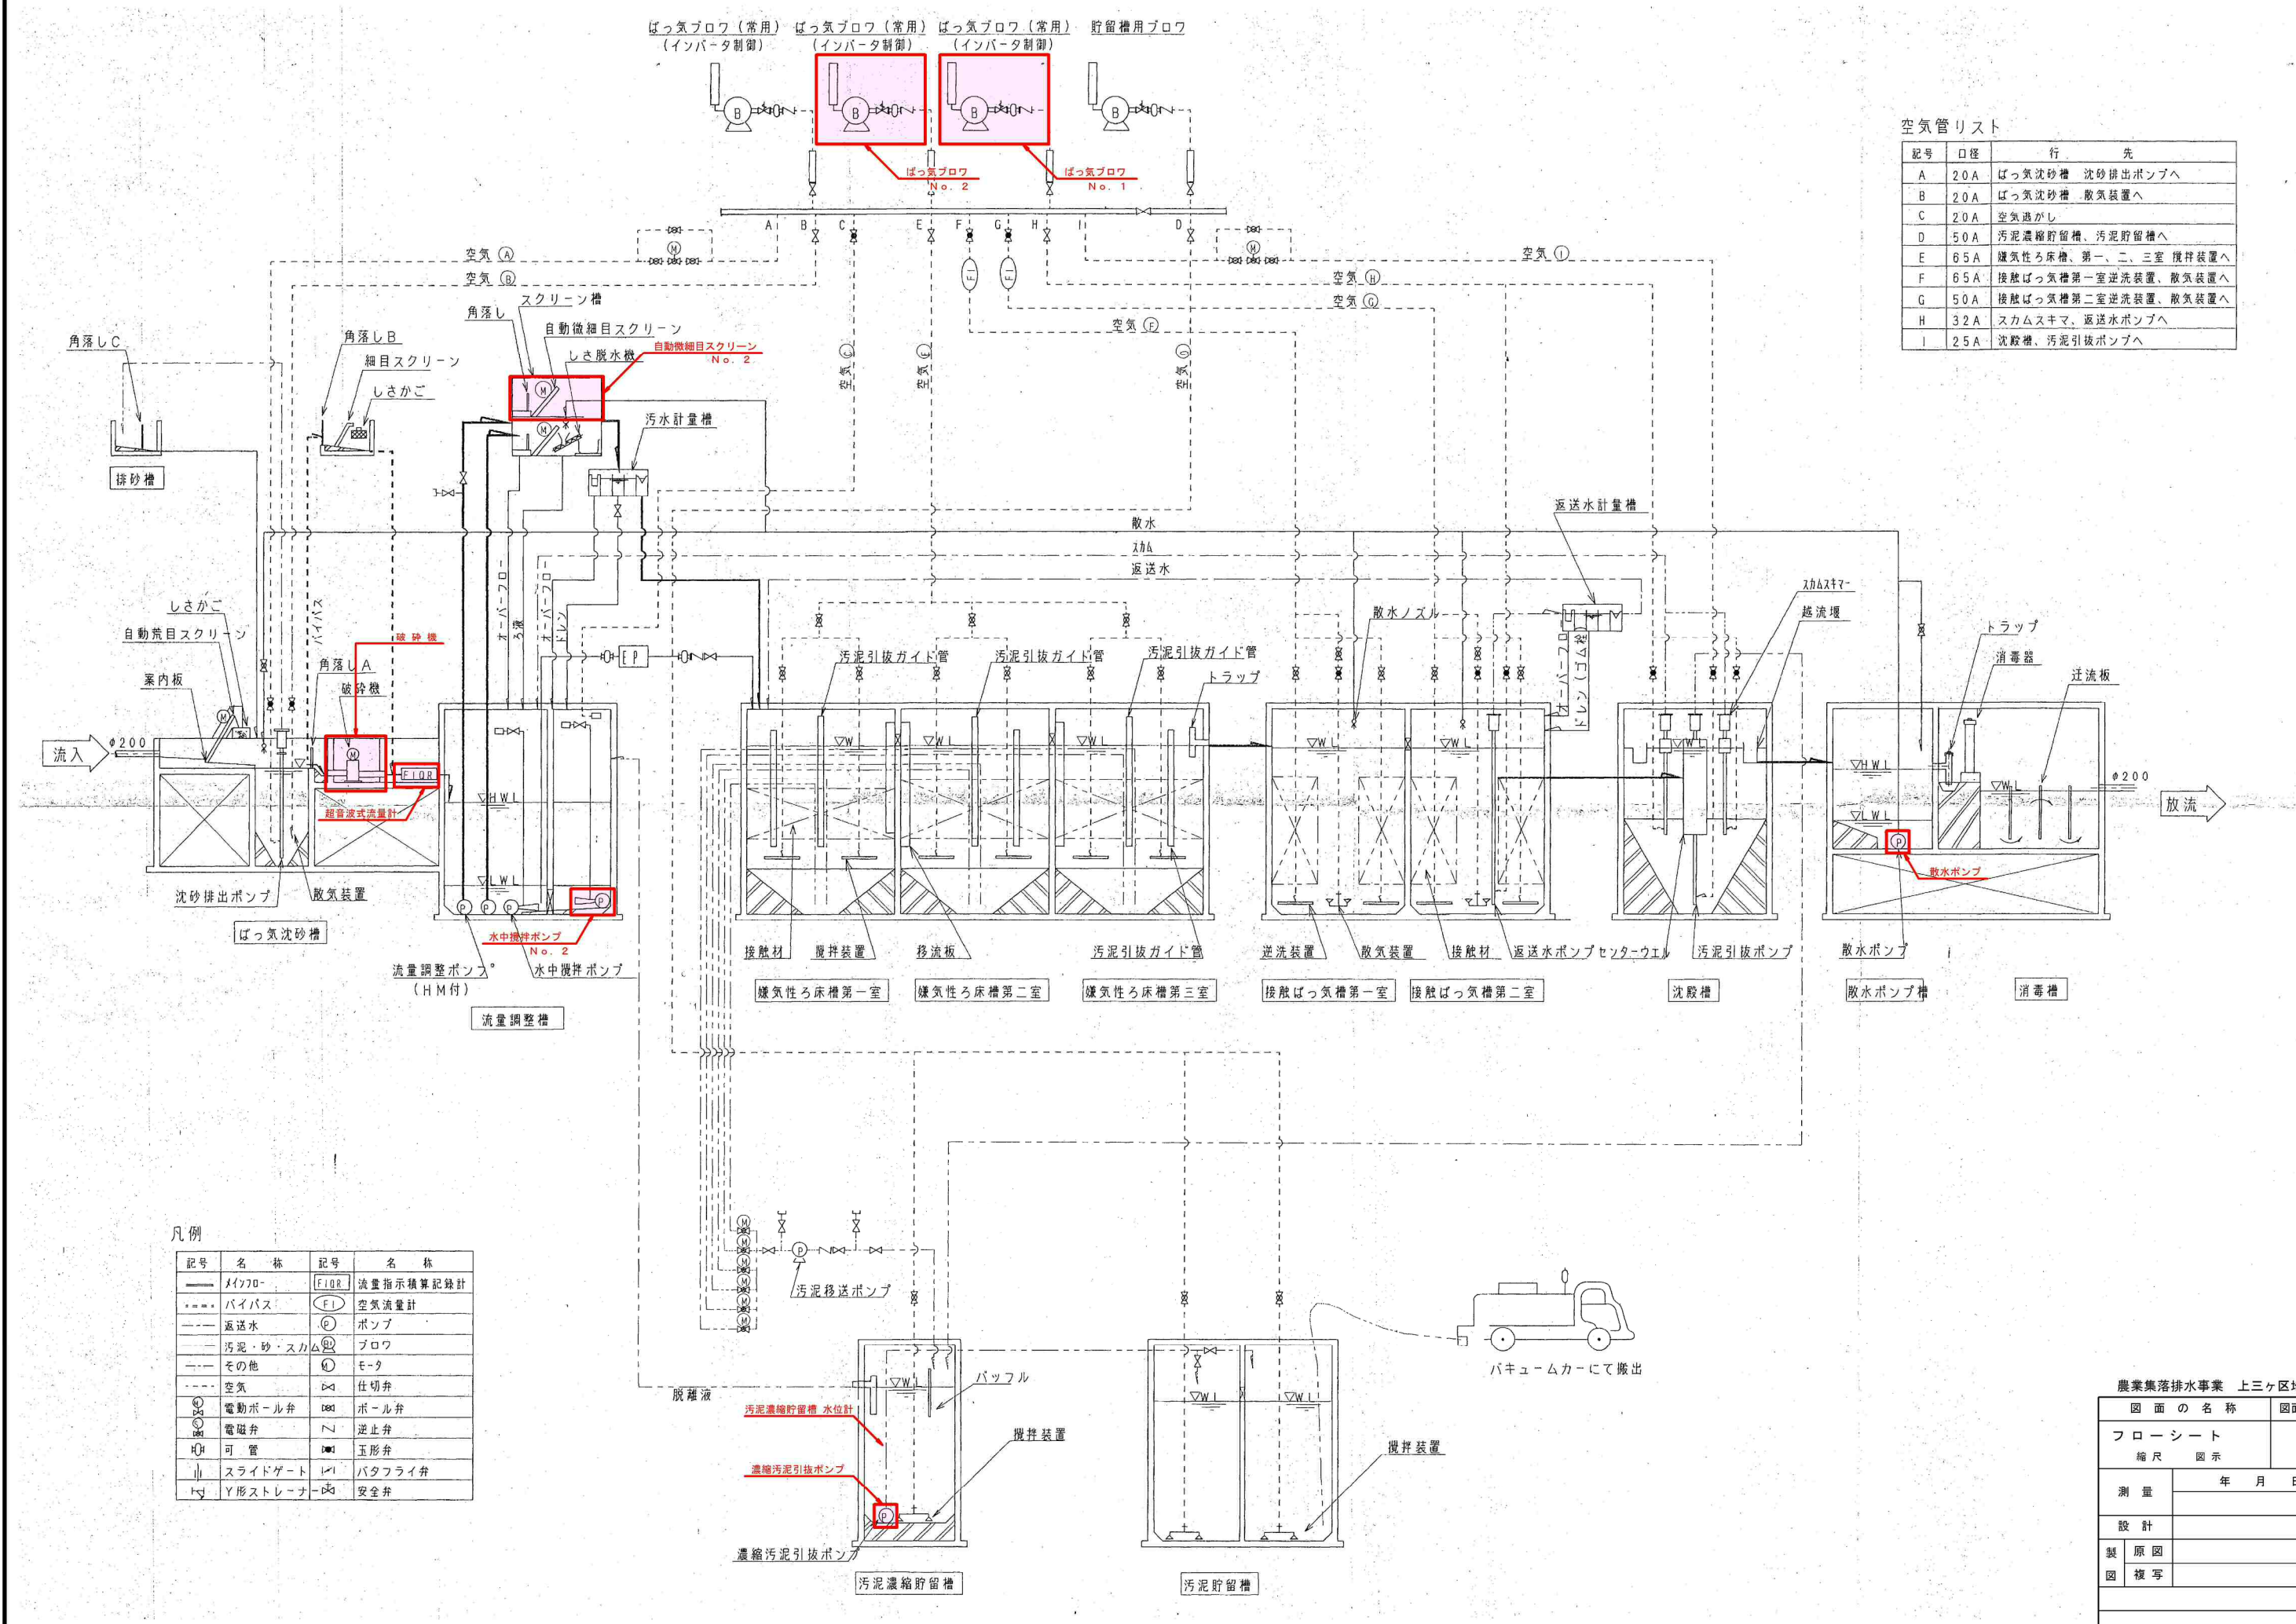

空気管リスト


記号	口径	行	先
A	20A	ばっ気沈砂槽	沈砂排出ポンプへ
B	20A	ばっ気沈砂槽	散気装置へ
C	20A	空気逃がし	
D	50A	汚泥濃縮貯留槽	汚泥貯留槽へ
E	65A	嫌気性ろ床槽、第一、二、三室	攪拌装置へ
F	65A	接触ばっ気槽第一室	逆洗装置、散気装置へ
G	50A	接触ばっ気槽第二室	逆洗装置、散気装置へ
H	32A	スカムスキマ	返送水ポンプへ
I	25A	沈殿槽	汚泥引抜ポンプへ

凡例

記号	名称	記号	名称
——	メインパイプ	[FIDR]	流量指示積算記録計
----	バイパス	(FI)	空気流量計
---	返送水	(P)	ポンプ
---	汚泥・砂・スカム	(B)	ブロウ
---	その他	(M)	モーター
---	空気	(V)	止切弁
(P)	電動ボール弁	(B)	ボール弁
(H)	電磁弁	(C)	逆止弁
(H)	可管	(Y)	玉形弁
(S)	スライドゲート	(F)	バタフライ弁
(Y)	Y形ストレーナー	(S)	安全弁

農業集落排水事業 上三ヶ地区

図面の名称	図面番号
フローシート	2
縮尺	図示
測量	年月日終了
設計	
製原図	
図複写	

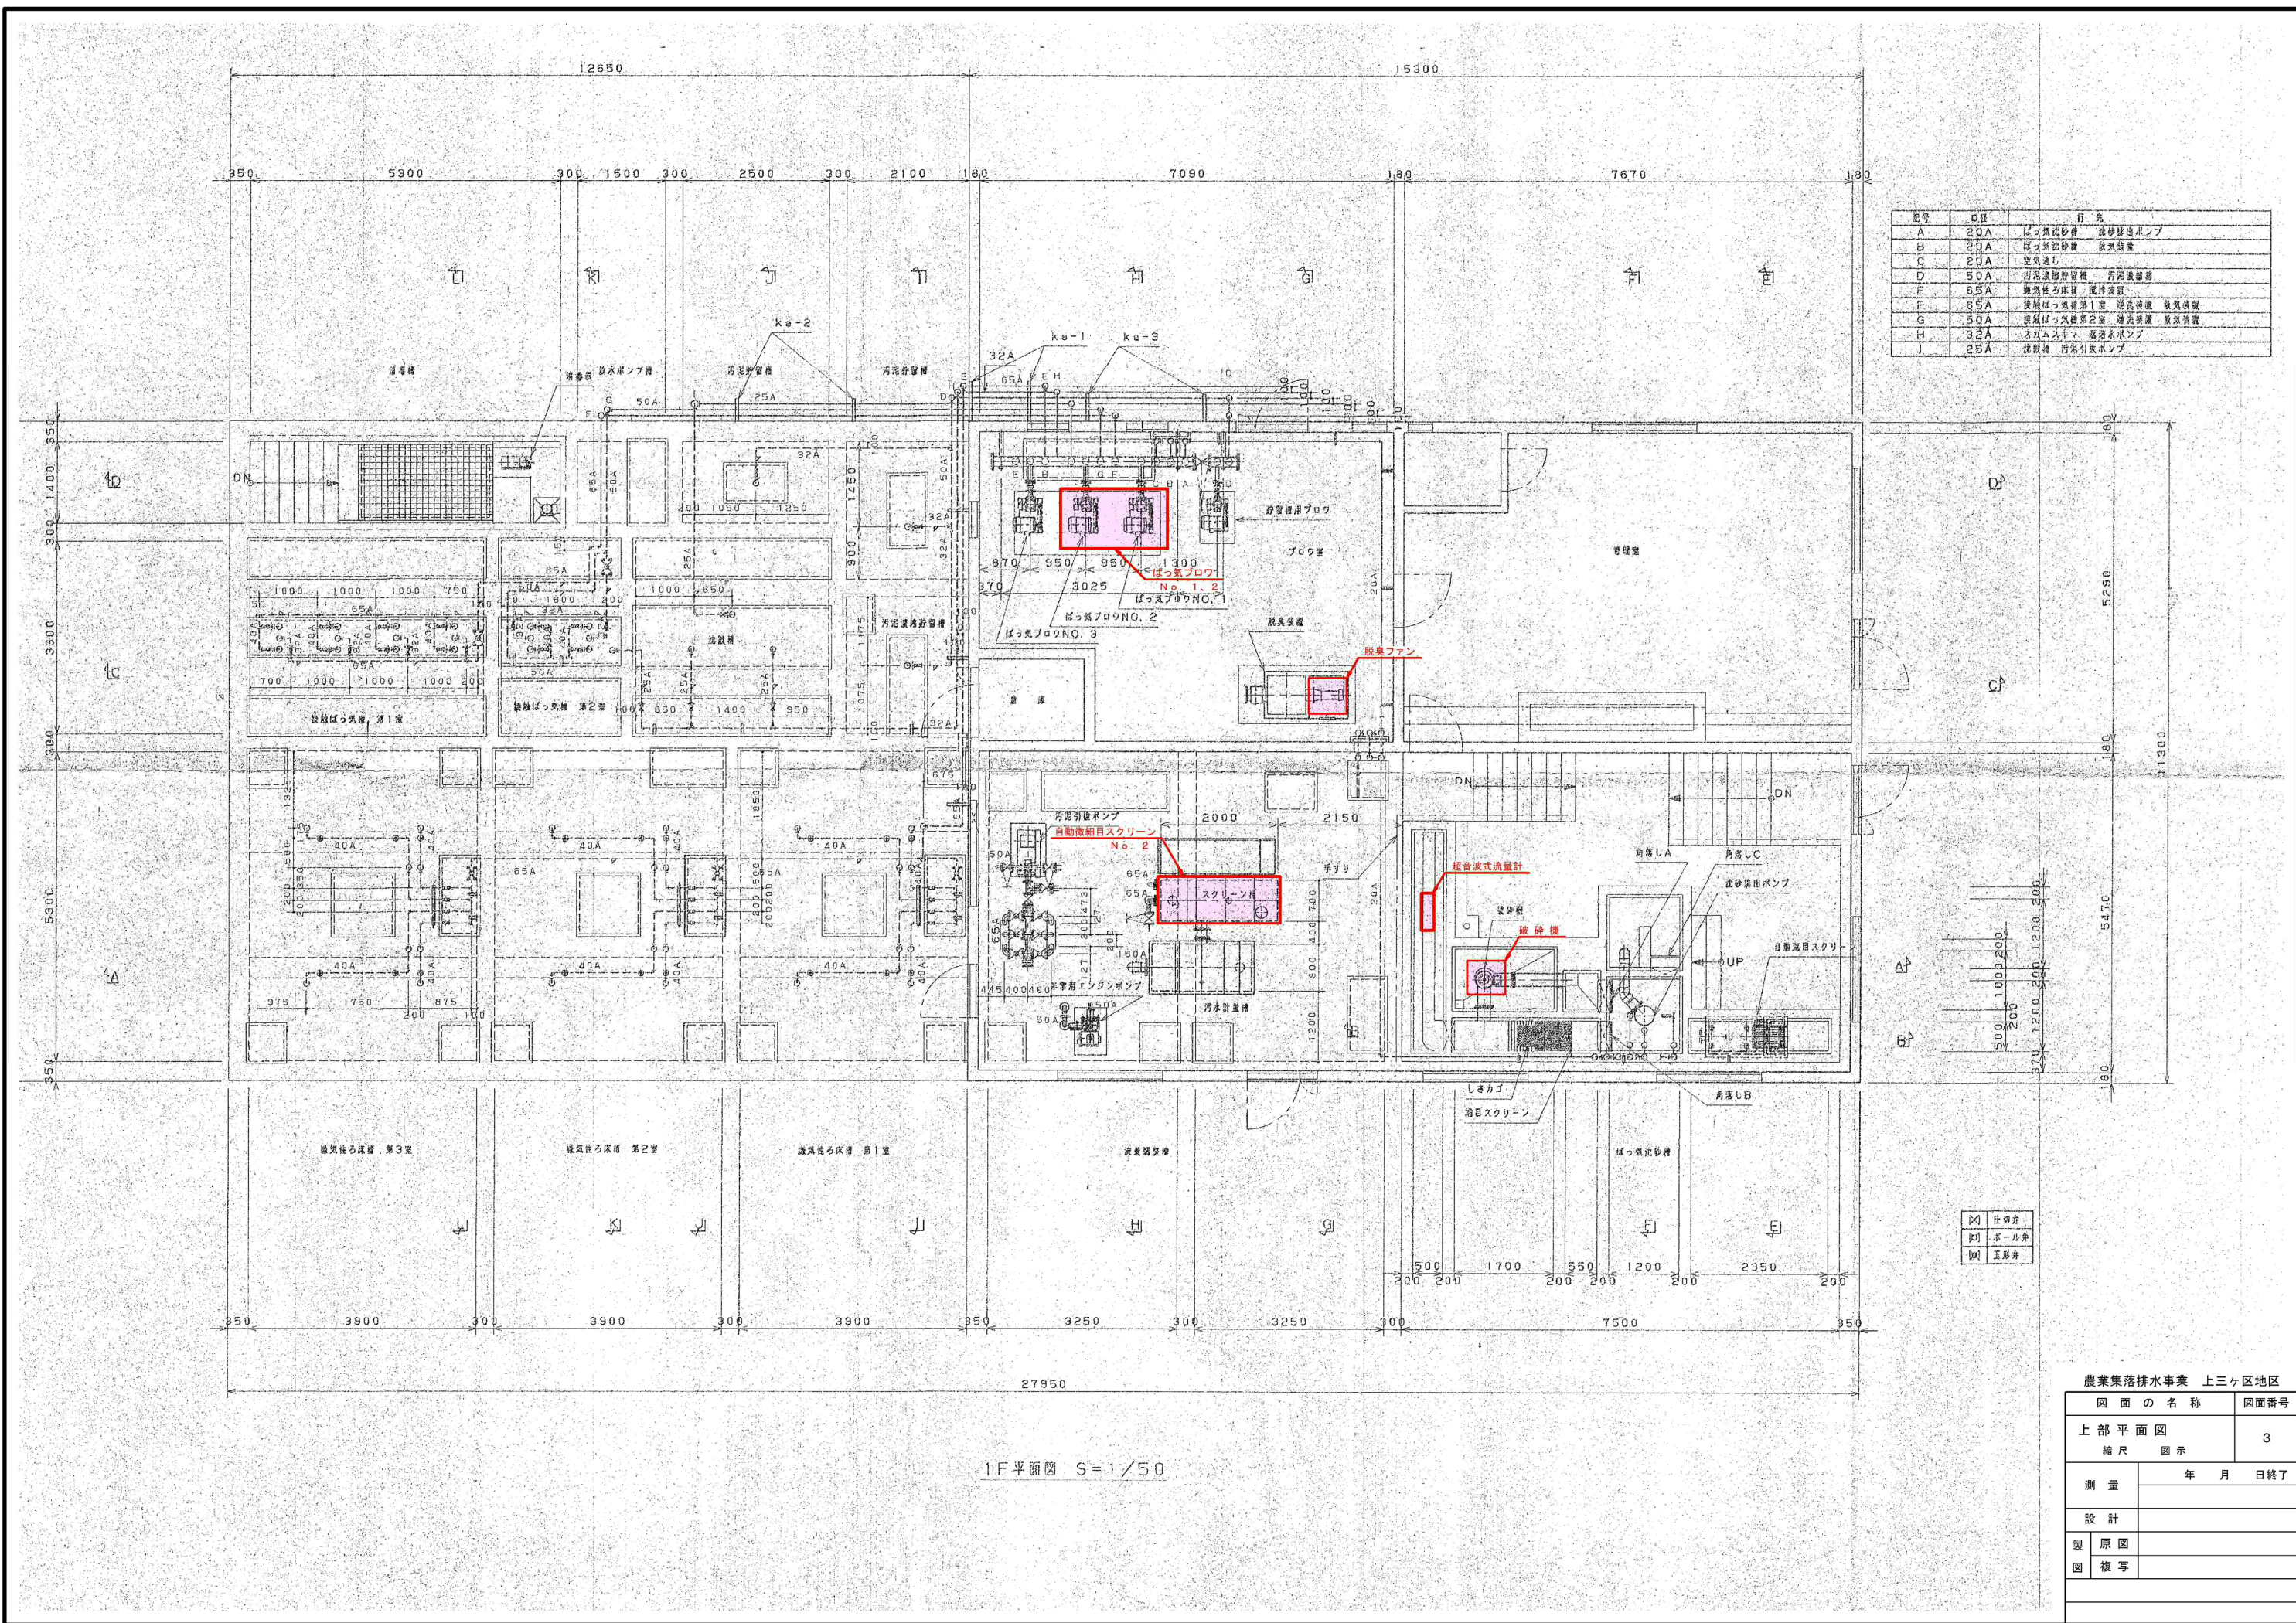

記号	仕様	用途
A	20A	ばっ気槽用 汚泥抽出ポンプ
B	20A	ばっ気槽用 排水ポンプ
C	20A	ばっ気槽用 排水ポンプ
D	50A	汚泥沈降槽用 汚泥抽出ポンプ
E	65A	曝気槽用 汚泥抽出ポンプ
F	65A	曝気槽用 汚泥抽出ポンプ
G	50A	曝気槽用 汚泥抽出ポンプ
H	32A	曝気槽用 汚泥抽出ポンプ
I	25A	曝気槽用 汚泥抽出ポンプ

△	仕切弁
○	ボール弁
▽	逆止弁

農業集落排水事業 上三ヶ地区	
図面の名称	図面番号
上部平面図	3
縮尺	図示
測量	年月日終了
設計	
製原図	
図複写	