


中矢地区

污水处理施設計画配置図

S=1:200

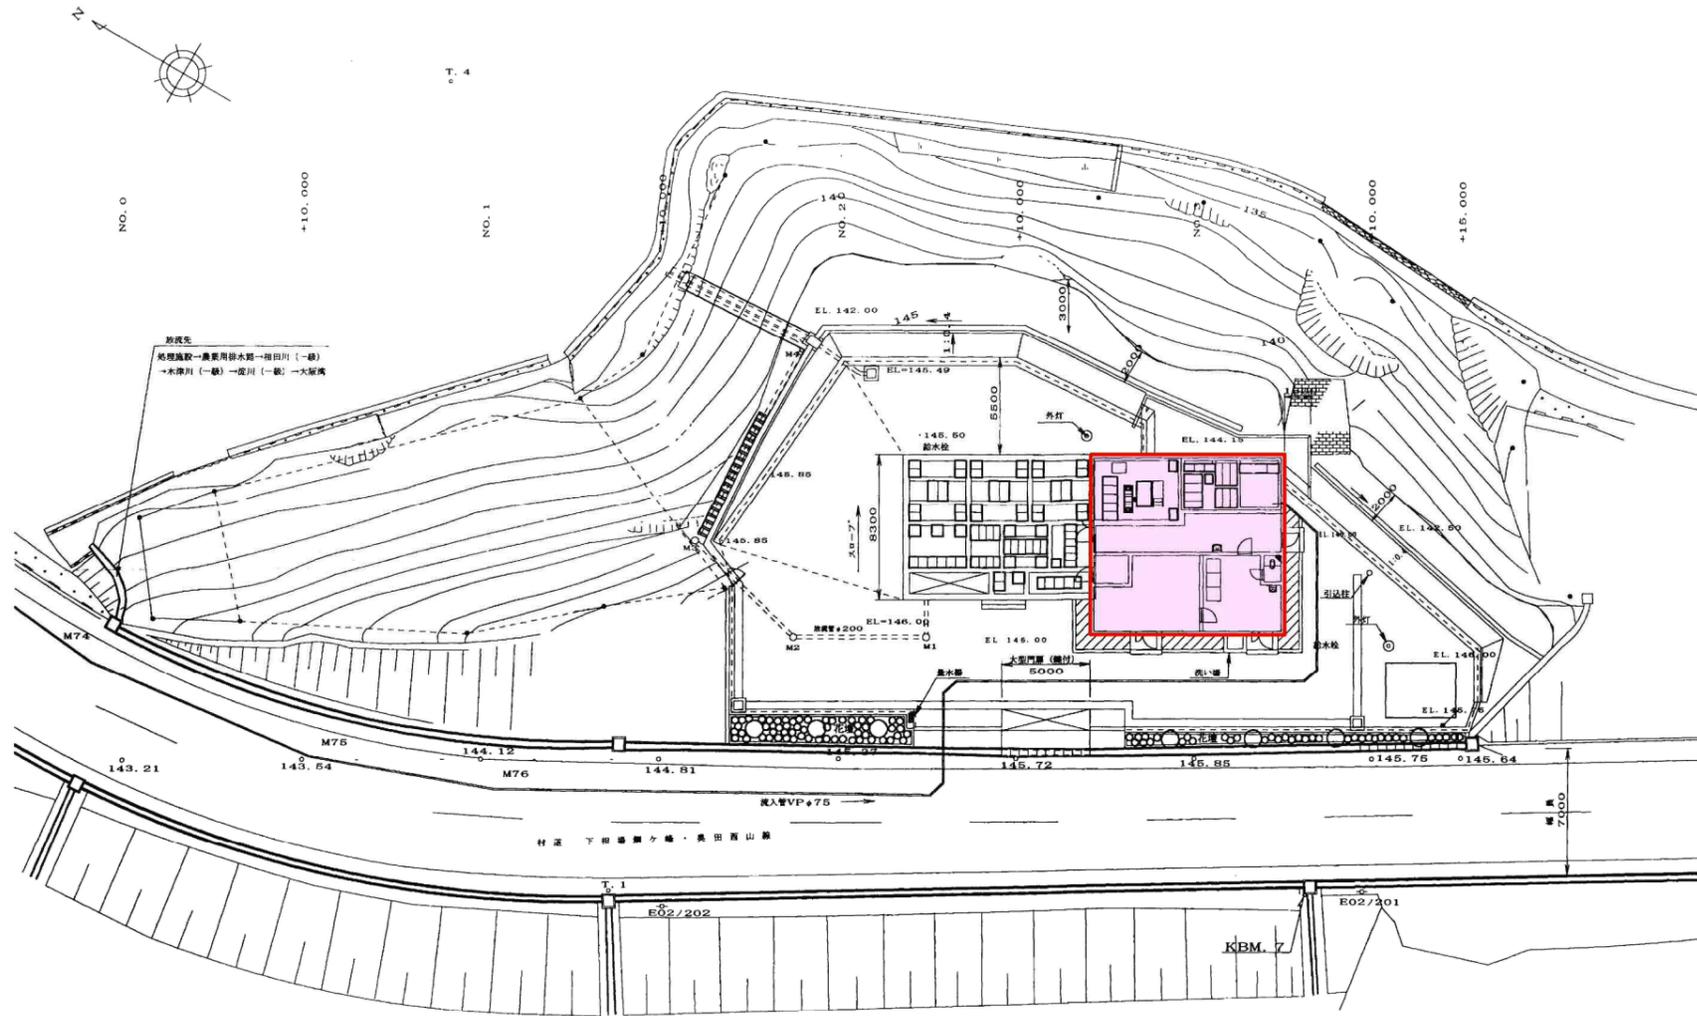

- ① 前処理・スクリーン室
- ② 沈砂調整槽(下部)
- ③ 曝気性濾床槽(第1室)
- ④ 曝気性濾床槽(第2室)
- ⑤ 曝気性濾床槽(第3室)
- ⑥ 接触ばっ気槽(第1室)
- ⑦ 接触ばっ気槽(第2室)
- ⑧ 沈殿槽
- ⑨ 取水ポンプ槽
- ⑩ 消毒槽
- ⑪ 汚泥濃縮貯留槽
- ⑫ 汚泥貯留槽
- ⑬ 管理室
- ⑭ プロラ室
- ⑮ 倉庫
- ⑯ 便所

農業集落排水事業 中矢地区	
図面の名称	図面番号
污水处理施設計画配置図	1
縮尺	図示
測量	年月日終了
設計	
製原図	
図複写	

凡 例



記号	名称
→	汚水
---	汚水
---	空気
---	汚泥・スカム
[HM]	アブメーター

記 号


記号	名称
⊗	仕切弁
⊘	逆止弁
⊙	電動ボール弁
⊕	安全弁
⊖	ホール弁
⊗	玉形弁
FIQR	流量指示調整計

空気管リスト

番号	口径	行先
(A)	20A	沈砂機出ポンプ
(B)	20A	ばっ気沈砂機 散気
(C)	25A	洗し空気
(D)	65A	嫌気性濾床 曝気
(E)	32A	汚泥貯留槽 汚泥濃縮貯留槽 攪拌
(F)	50A	接触ばっ気槽 第1室 散気・逆洗
(G)	40A	接触ばっ気槽 第2室 散気・逆洗
(H)	25A	スカムスキマ 送水ポンプ
(I)	20A	汚泥引揚ポンプ
(J)	20A	曝気汚泥引揚ポンプ

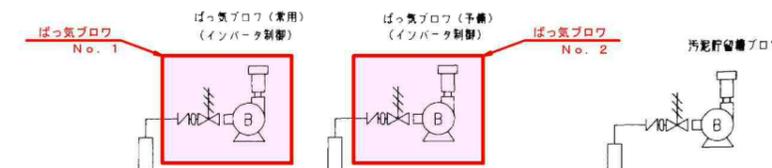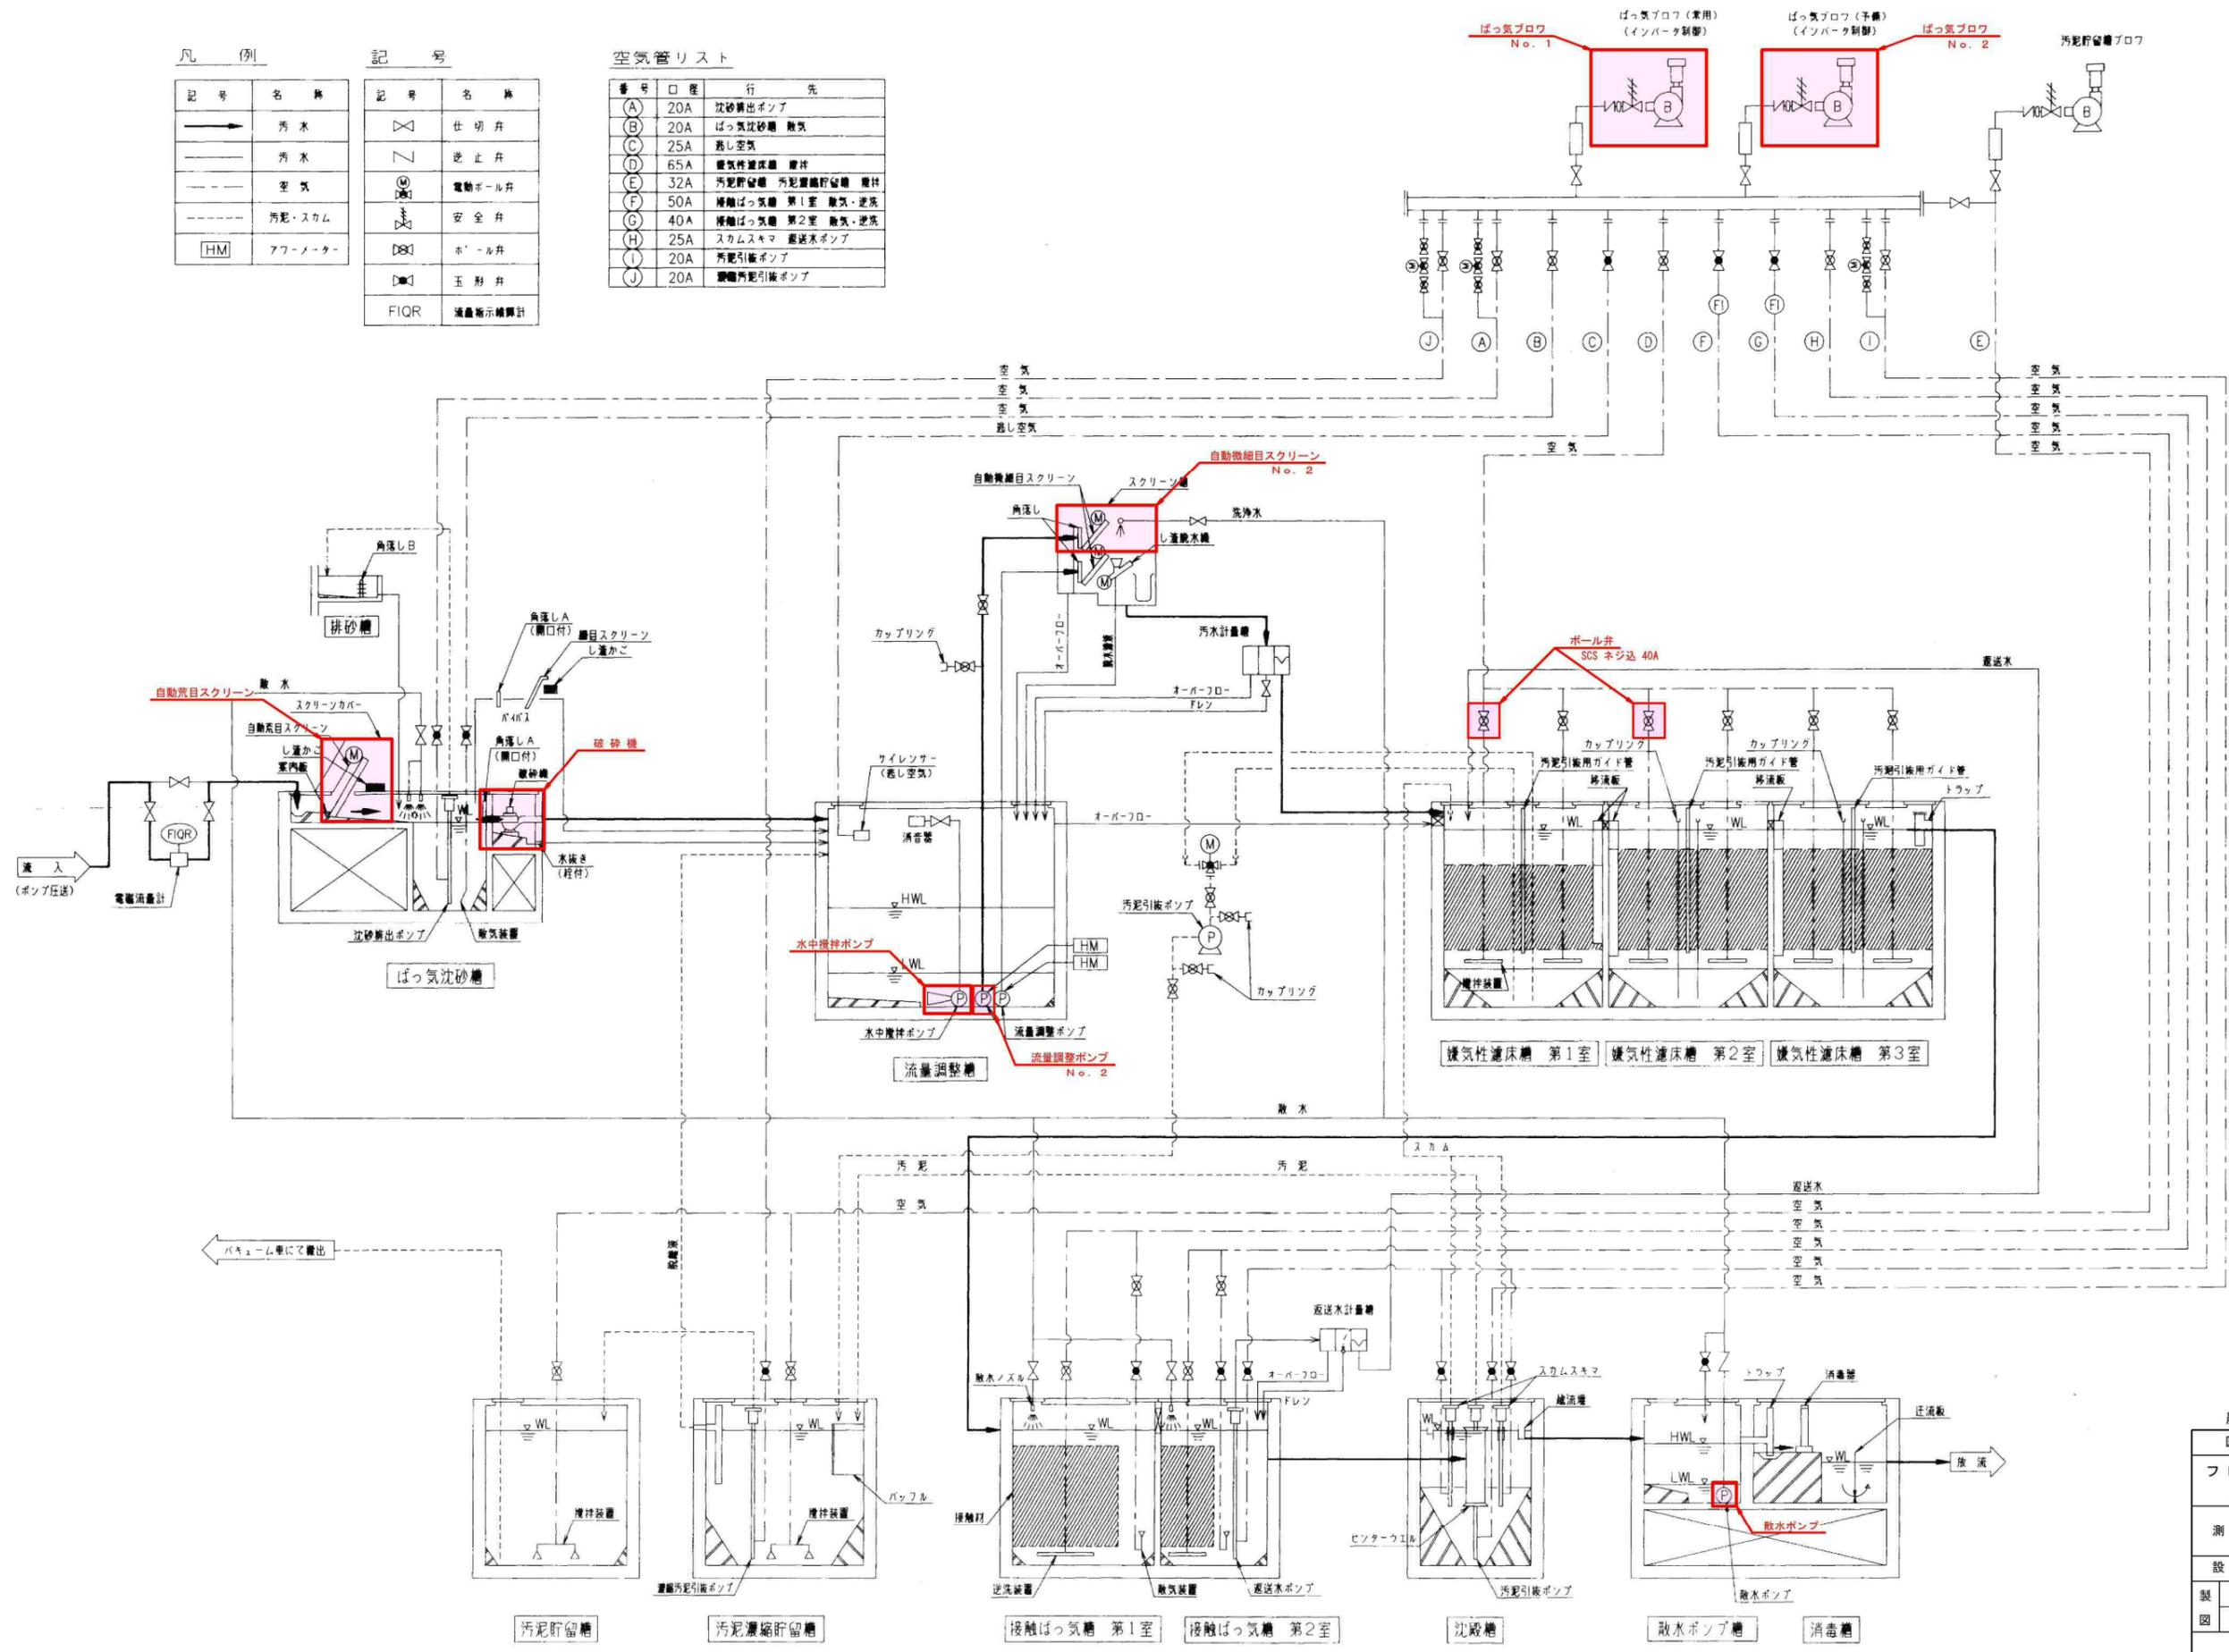

農業集落排水事業 中矢地区	
図面の名称	図面番号
フローシート	2
縮尺	図示
測量	年月日終了
設計	
製原図	
図複写	

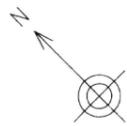


空気管リスト

番号	口径	行先
(A)	20A	汚泥排出ポンプ
(B)	20A	ばっ気沈砂機 敷設
(C)	25A	遮り空気
(D)	65A	脱気性床成機 覆材
(E)	32A	汚泥貯留機 汚泥貯留機貯留機 覆材
(F)	50A	接触ばっ気機 第1室 敷設・逆洗
(G)	40A	接触ばっ気機 第2室 敷設・逆洗
(H)	25A	スクリーンカメラ 遮り水ポンプ
(I)	20A	汚泥貯留機ポンプ
(J)	20A	脱気性床成機ポンプ




上部平面図 S=1/50

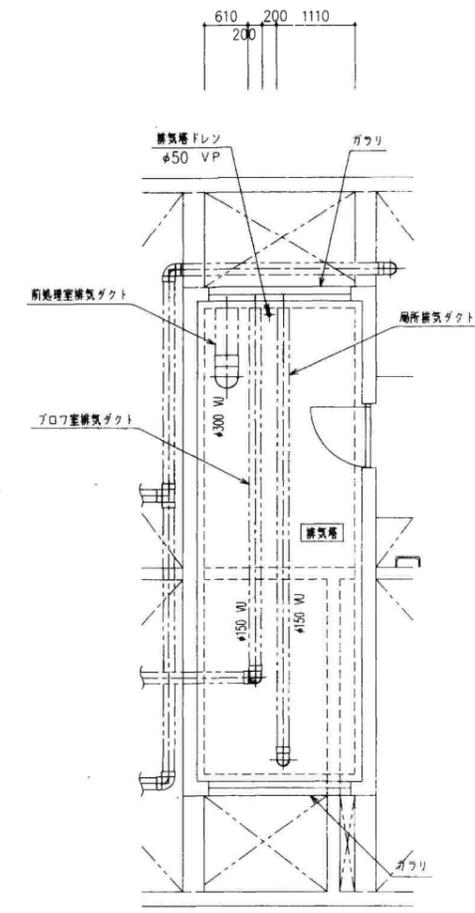


屋根部平面図 S=1/50

農業集落排水事業 中矢地区	
図面の名称	図面番号
上部平面図	3
縮尺	図示
測量	年月日終了
設計	
製原図	
図複写	

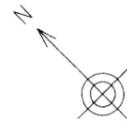

空気管リスト

番号	口徑	行先
(A)	20A	沈砂排出ポンプ
(B)	20A	ばっ気沈砂槽 脱気
(C)	25A	洗し空気
(D)	65A	脱気性濾床槽 脱気
(E)	32A	汚泥貯留槽 汚泥濃縮貯留槽 脱気
(F)	50A	接触ばっ気槽 第1室 脱気・逆洗
(G)	40A	接触ばっ気槽 第2室 脱気・逆洗
(H)	25A	スクラムスキマ 送水ポンプ
(I)	20A	汚泥引取ポンプ
(J)	20A	濃縮汚泥引取ポンプ

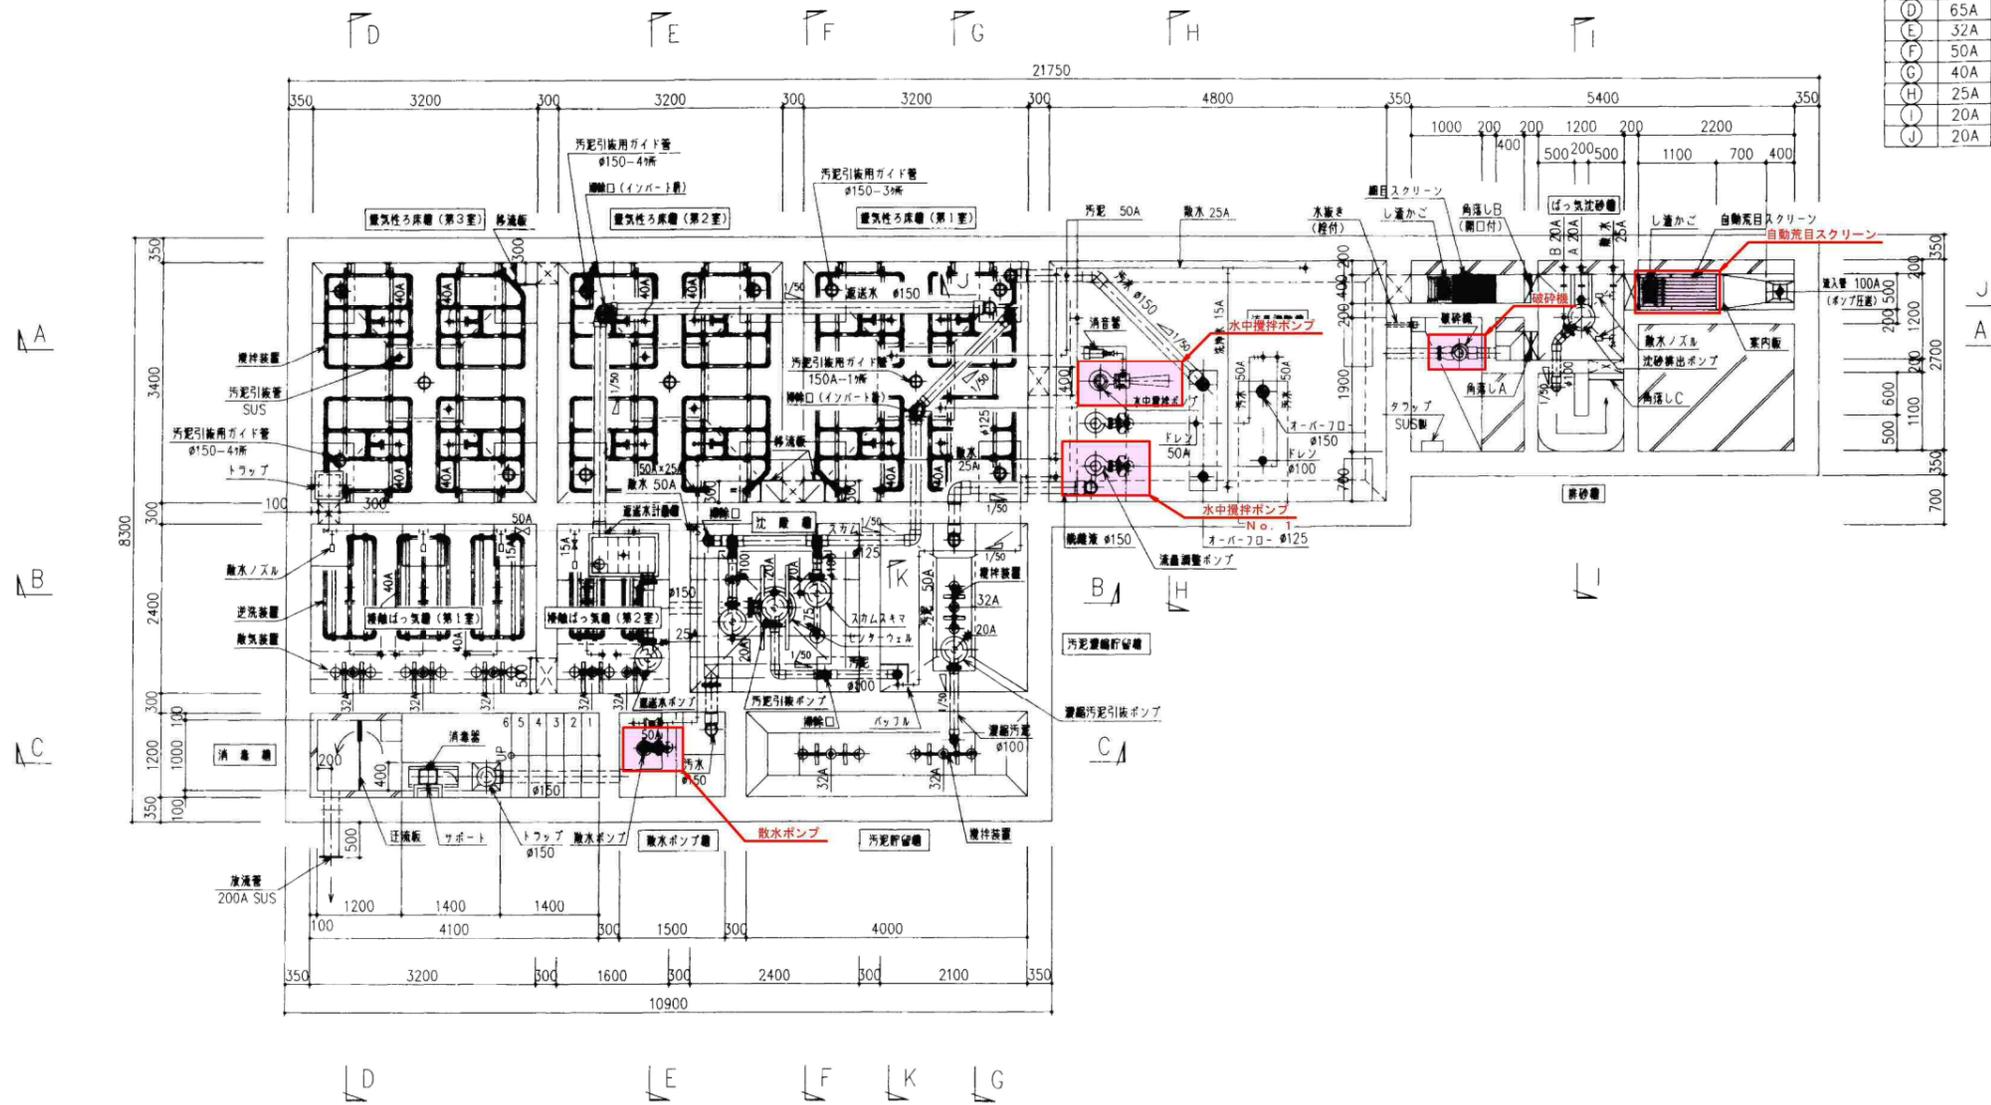

下部平面図 S=1/50

農業集落排水事業 中矢地区	
図面の名称	図面番号
下部平面図	4
縮尺	図示
測量	年月日終了
設計	
製原図	
図複写	