

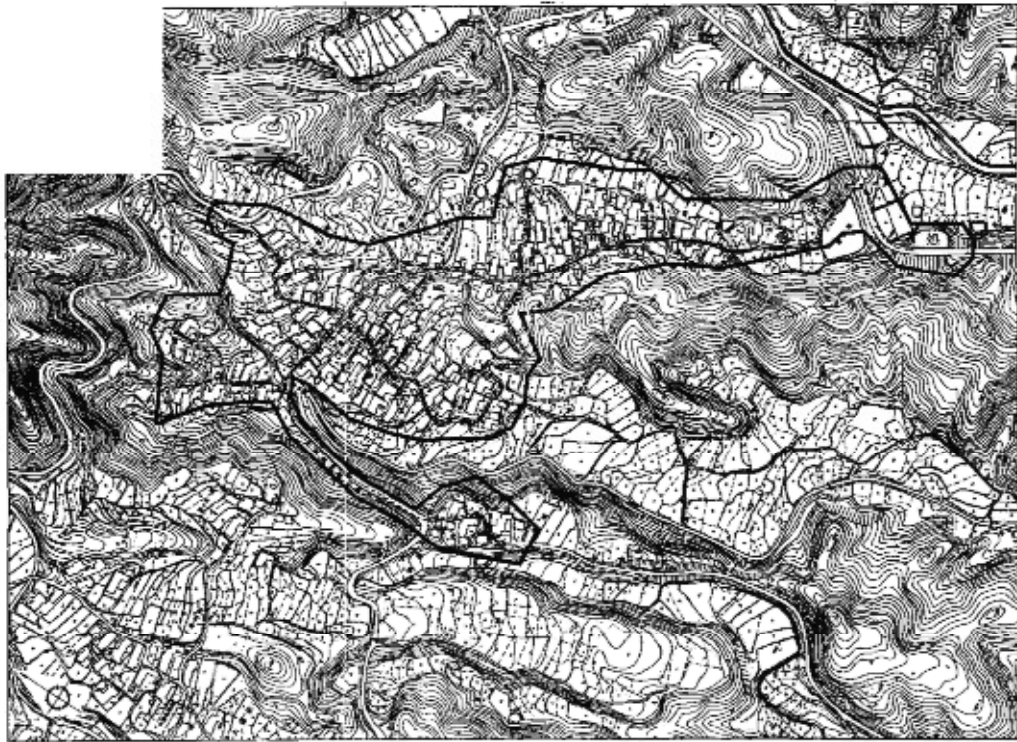


中矢地区 污水处理施設計画配置図 S=1:200

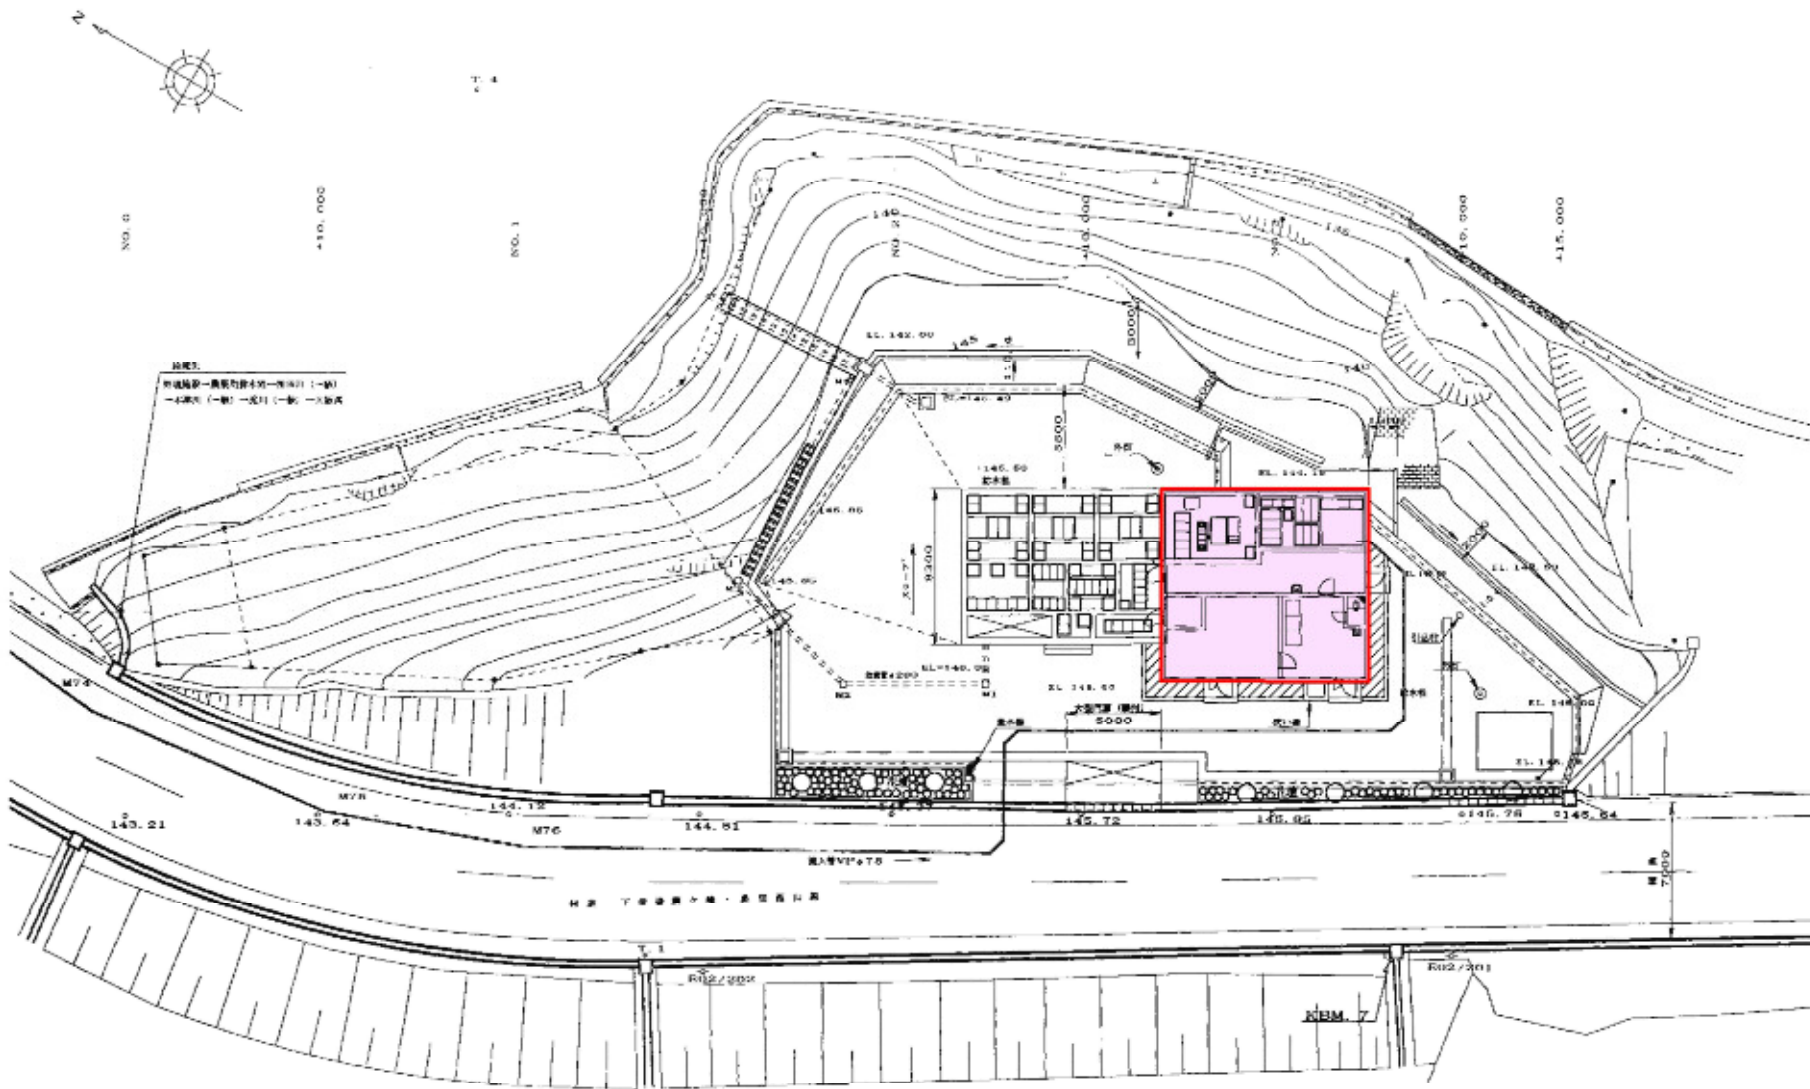

- ① 前処理・スクリーン室
- ② 沉砂調整槽 (下部)
- ③ 曝気性調整槽 (第1池)
- ④ 曝気性調整槽 (第2池)
- ⑤ 曝気性調整槽 (第3池)
- ⑥ 浮遊性調整槽 (第1池)
- ⑦ 浮遊性調整槽 (第2池)
- ⑧ 沈降槽
- ⑨ 脱水ポンプ室
- ⑩ 汚泥槽
- ⑪ 汚泥貯留槽
- ⑫ 汚泥貯留槽
- ⑬ 管理室
- ⑭ プラント室
- ⑮ 倉庫
- ⑯ 事務所

農業集落排水事業 中矢地区	
区画の名称	区画番号
污水处理施設計画配置図	1
測 量	年 月 日終了
設 計	
製 図 者	
検 査 者	

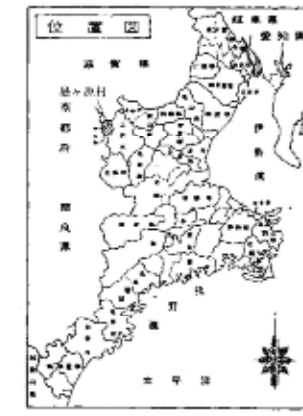

記号例


→	汚水
→	汚水
→	空気
→	汚泥・スラム
HM	アフノータ

記号


△	0 切弁
Z	逆止弁
電動バルブ	電動バルブ
安全弁	安全弁
0	0バルブ
止弁	止弁
FIOR	流量計

主要機リスト

番号	仕様	行先
(A)	20A	砂砂集出ポンプ
(B)	20A	ばっ気吹砂機 運転
(2b)	25A	養分ポンプ
(6)	65A	養分ポンプ 運転
(32)	32A	汚泥貯留槽 汚泥集出ポンプ 運転
(50)	50A	接触ばっ気機 第1室 運転・定流
(40)	40A	接触ばっ気機 第2室 運転・定流
(25)	25A	スクラムスクワ 送水ポンプ
(20)	20A	汚泥集出ポンプ
(20)	20A	汚泥貯留槽集出ポンプ

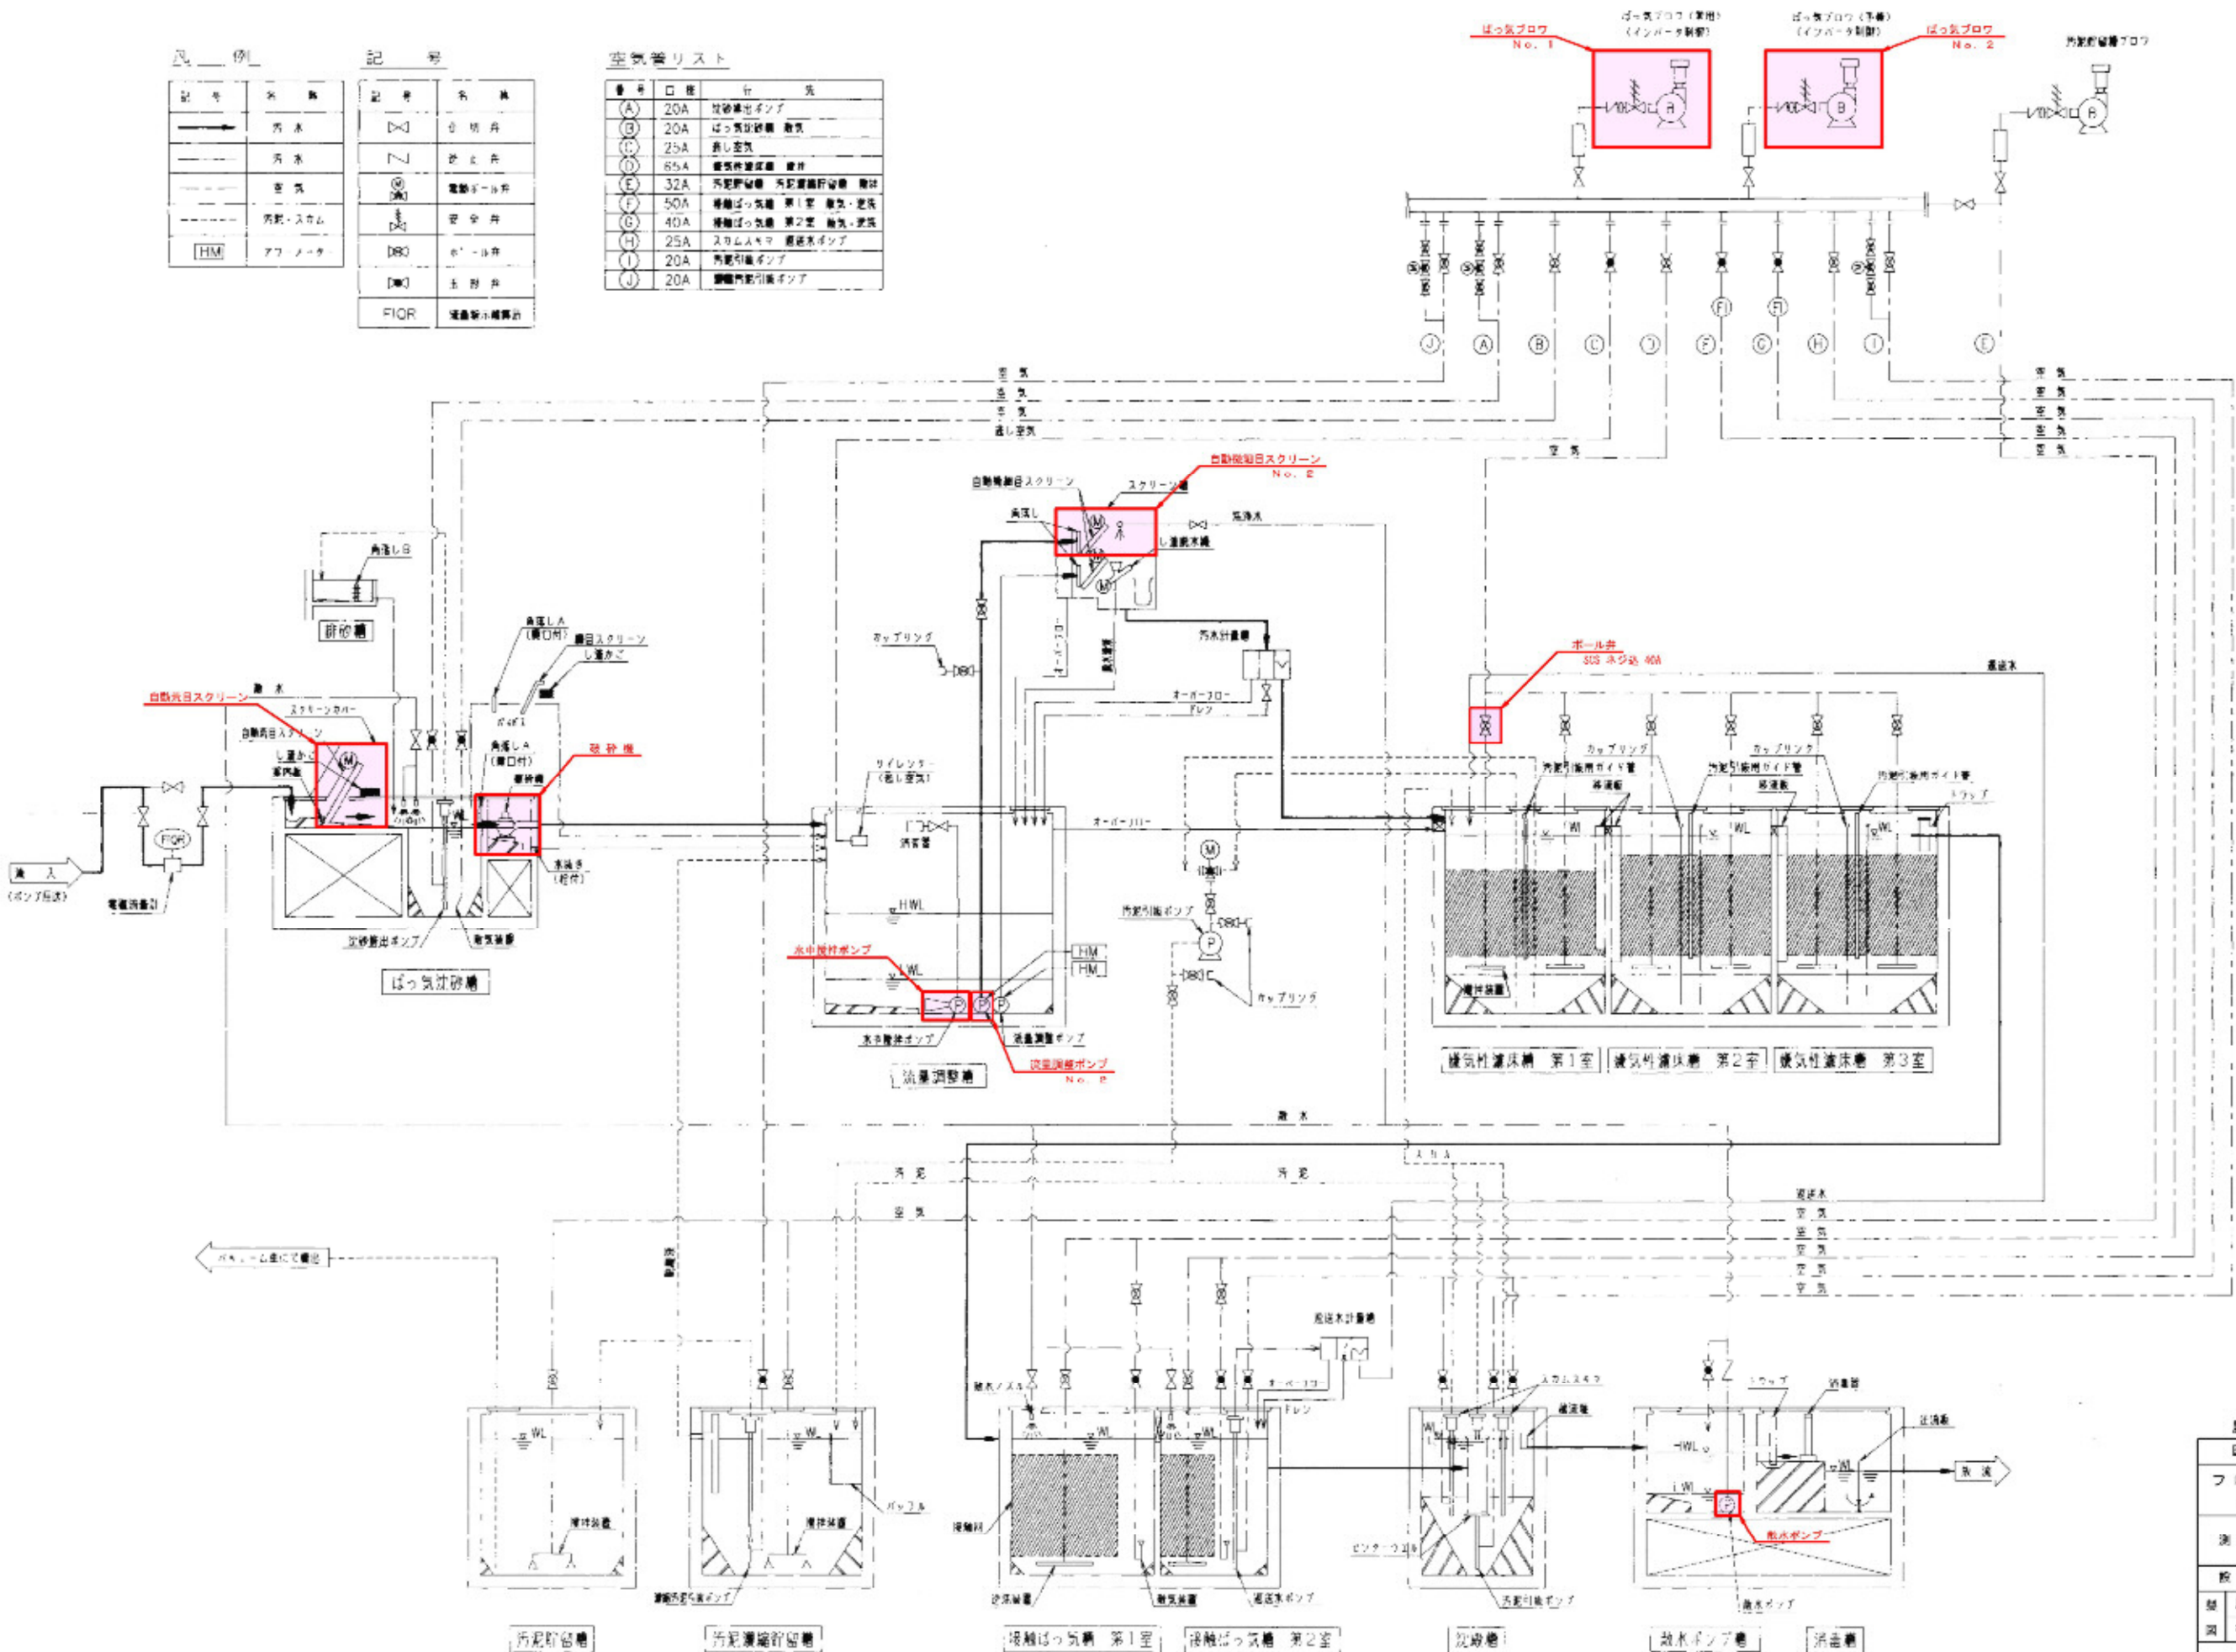

農業農村排水事業 中矢地区	
図面の名称	図面番号
フローシート	2
図尺	4:1
測量	年月日終了
設計	
監 査	
製 図	
検 査	

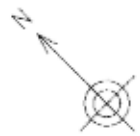


空気管リスト

番号	ロ	径	注
(A)	20A		北砂集塵ダンプ
(B)	20A		ばっ気引機 機壳
(C)	25A		蒸し釜
(D)	65A		電気洗濯機 機壳
(E)	32A		汚泥貯留槽 汚泥貯留槽 機壳
(F)	50A		掃除ばっ気機 機壳 蒸気・送気
(G)	40A		掃除ばっ気機 機壳 蒸気・送気
(H)	25A		スラムシステム 乾燥機ダンプ
(I)	20A		汚泥貯留ダンプ
(J)	20A		乾燥機貯留ダンプ



上部平面図 S=1/50

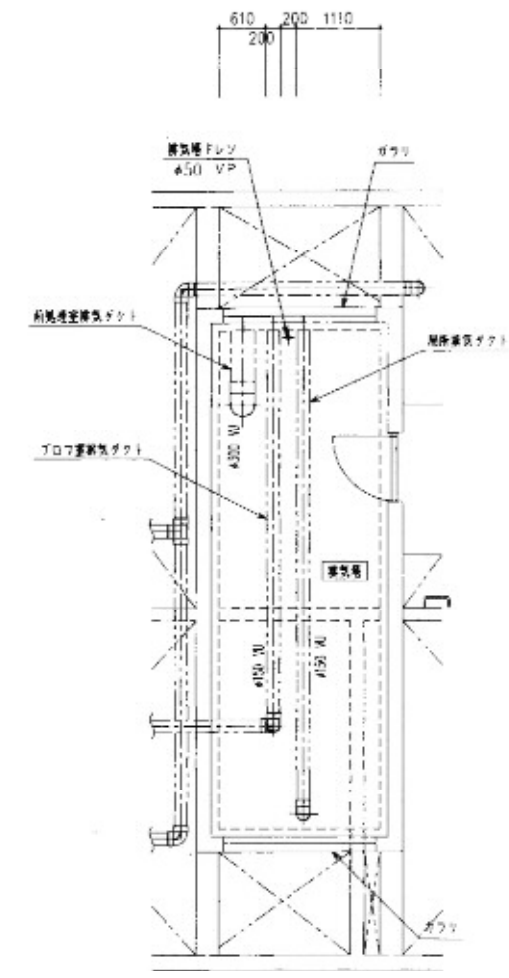

縦断平面図 S=1/50

農業集落排水事業 中矢地区	
図面の名称	図面番号
上部平面図	3
縮尺	図示
測量	年月 日終了
設計	
製図	
検校	



