



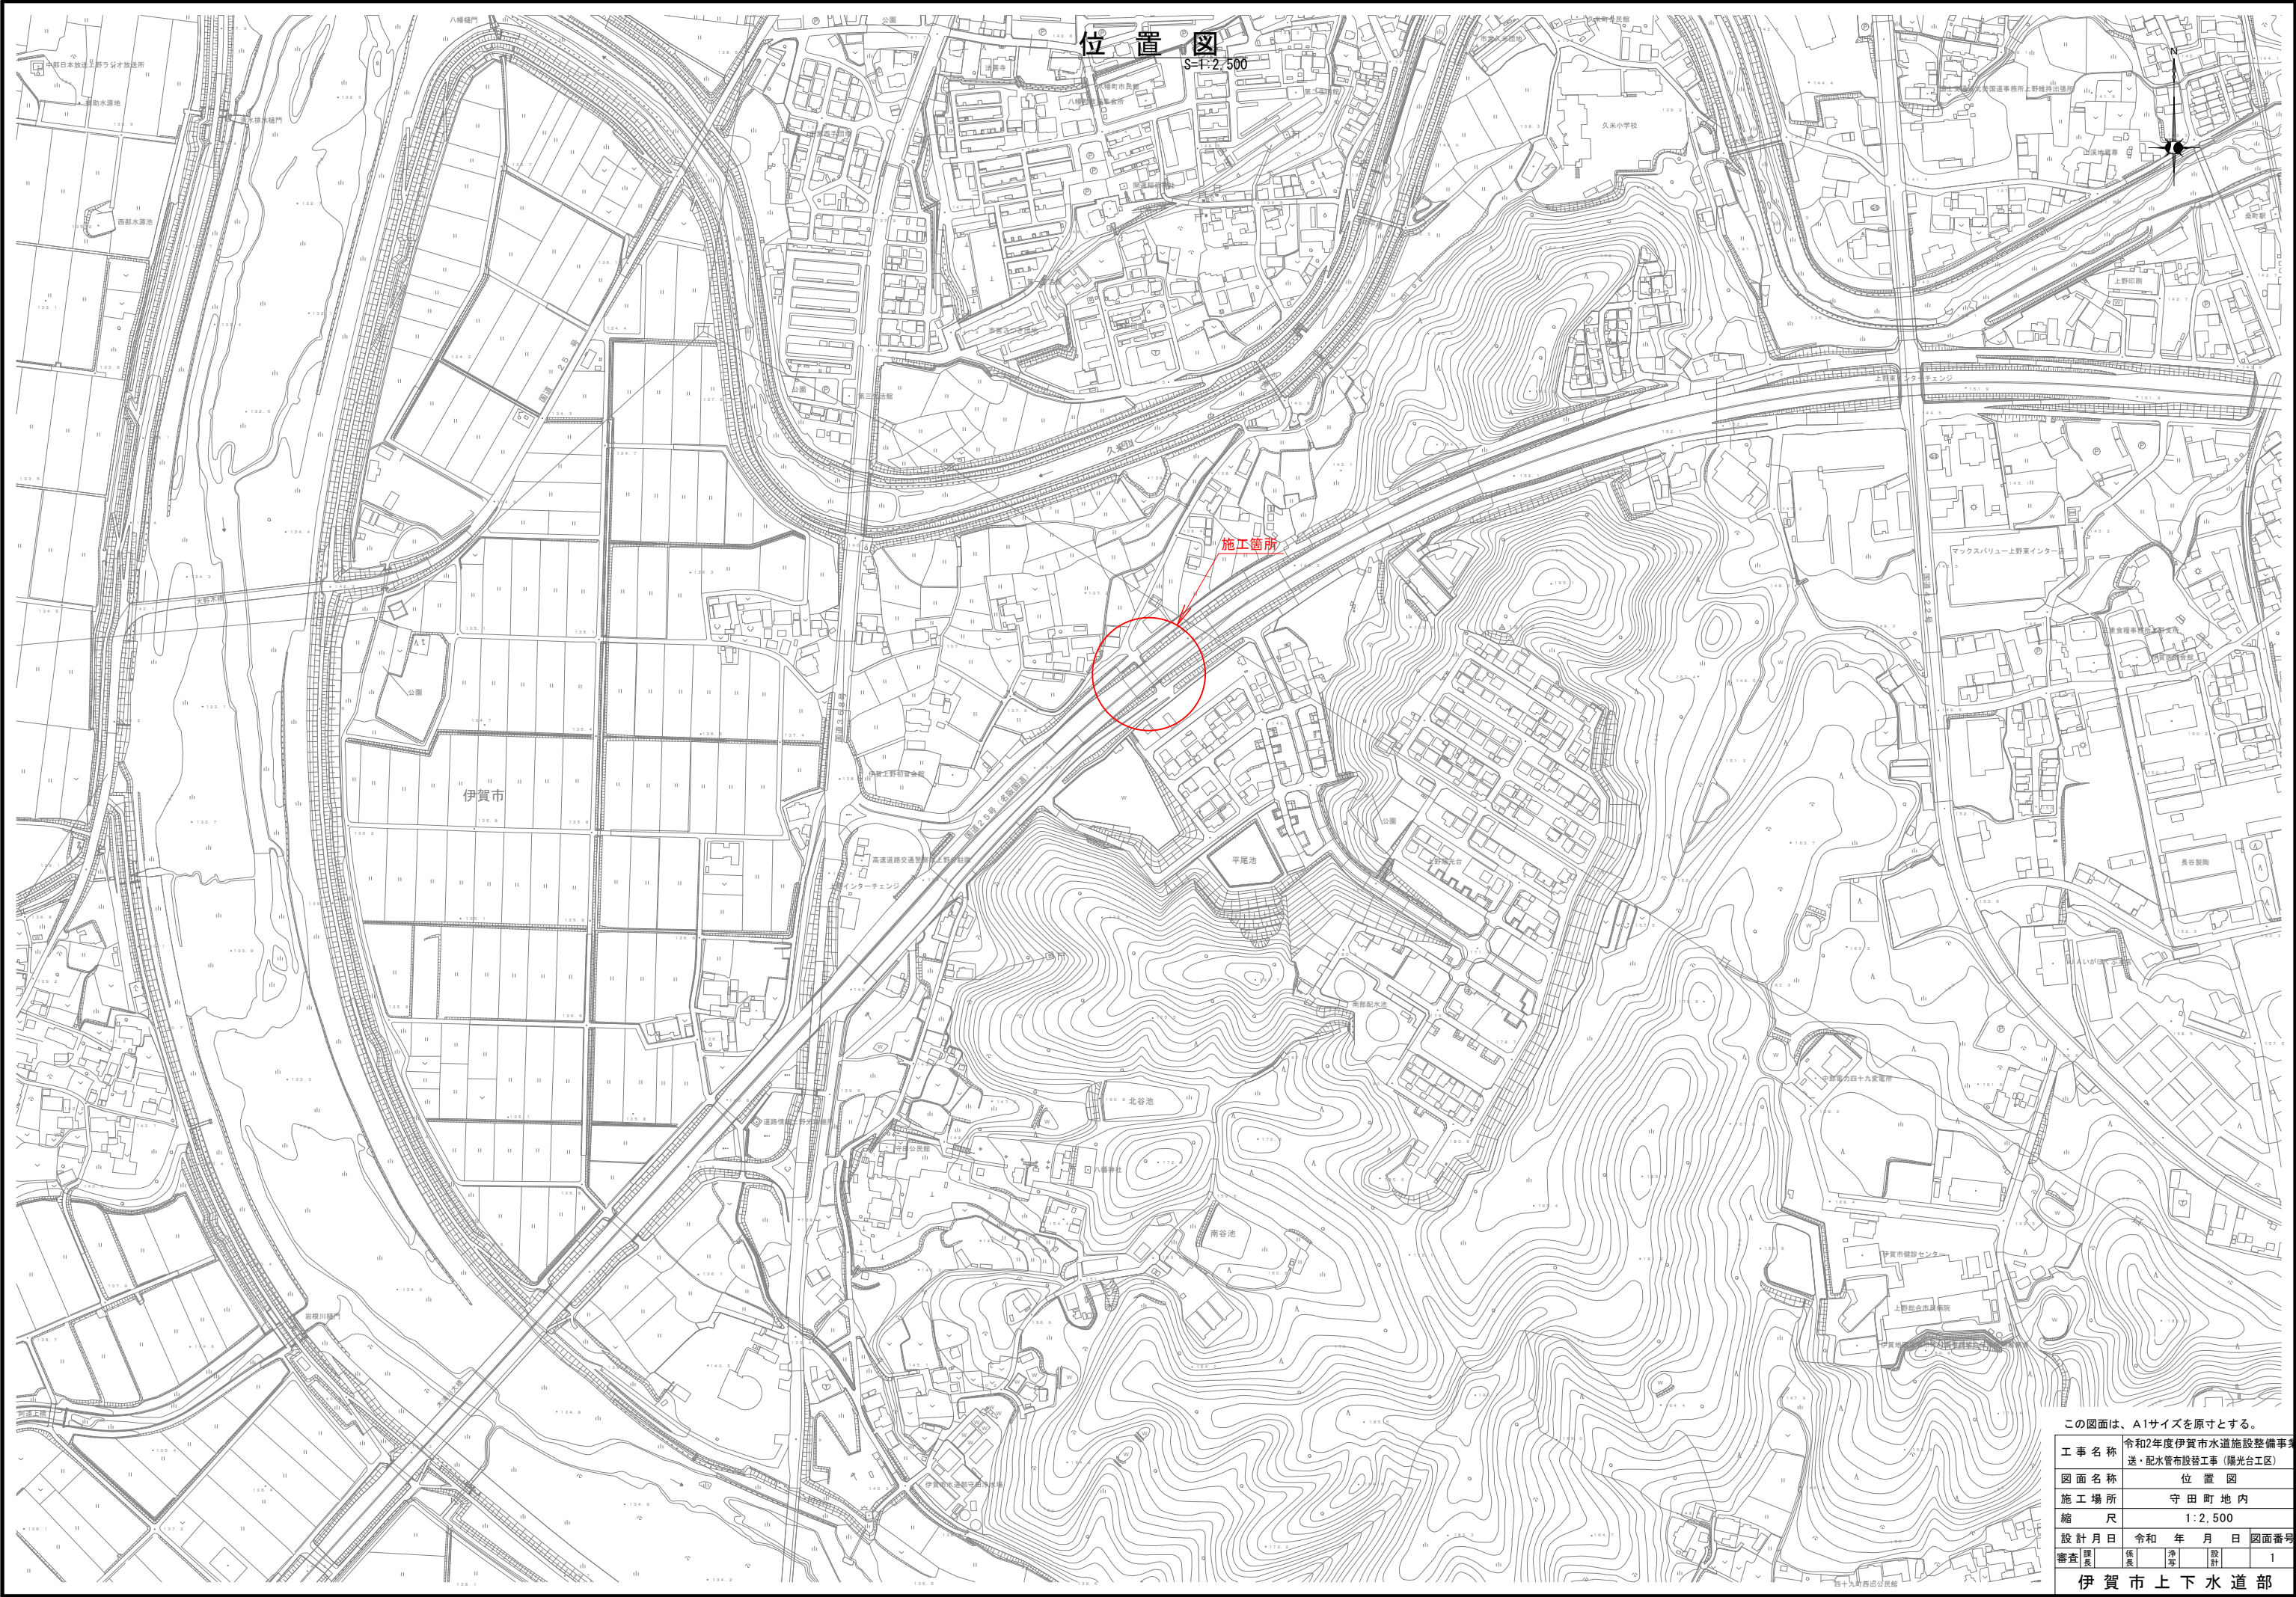


この図面は、A1サイズを原寸とする。


工 事 名 称	令和2年度伊賀市水道施設整備事業 送・配水管布設替工事（陽光台工区）
図 面 名 称	位 置 図
施 工 場 所	守 田 町 地 内
縮 尺	1：2,500
設 計 月 日	令 和 年 月 日 図面番号
審 査 課 長	保 塚 孝 司 設 計 1

伊 賀 市 上 下 水 道 部

平面図
S=1:250

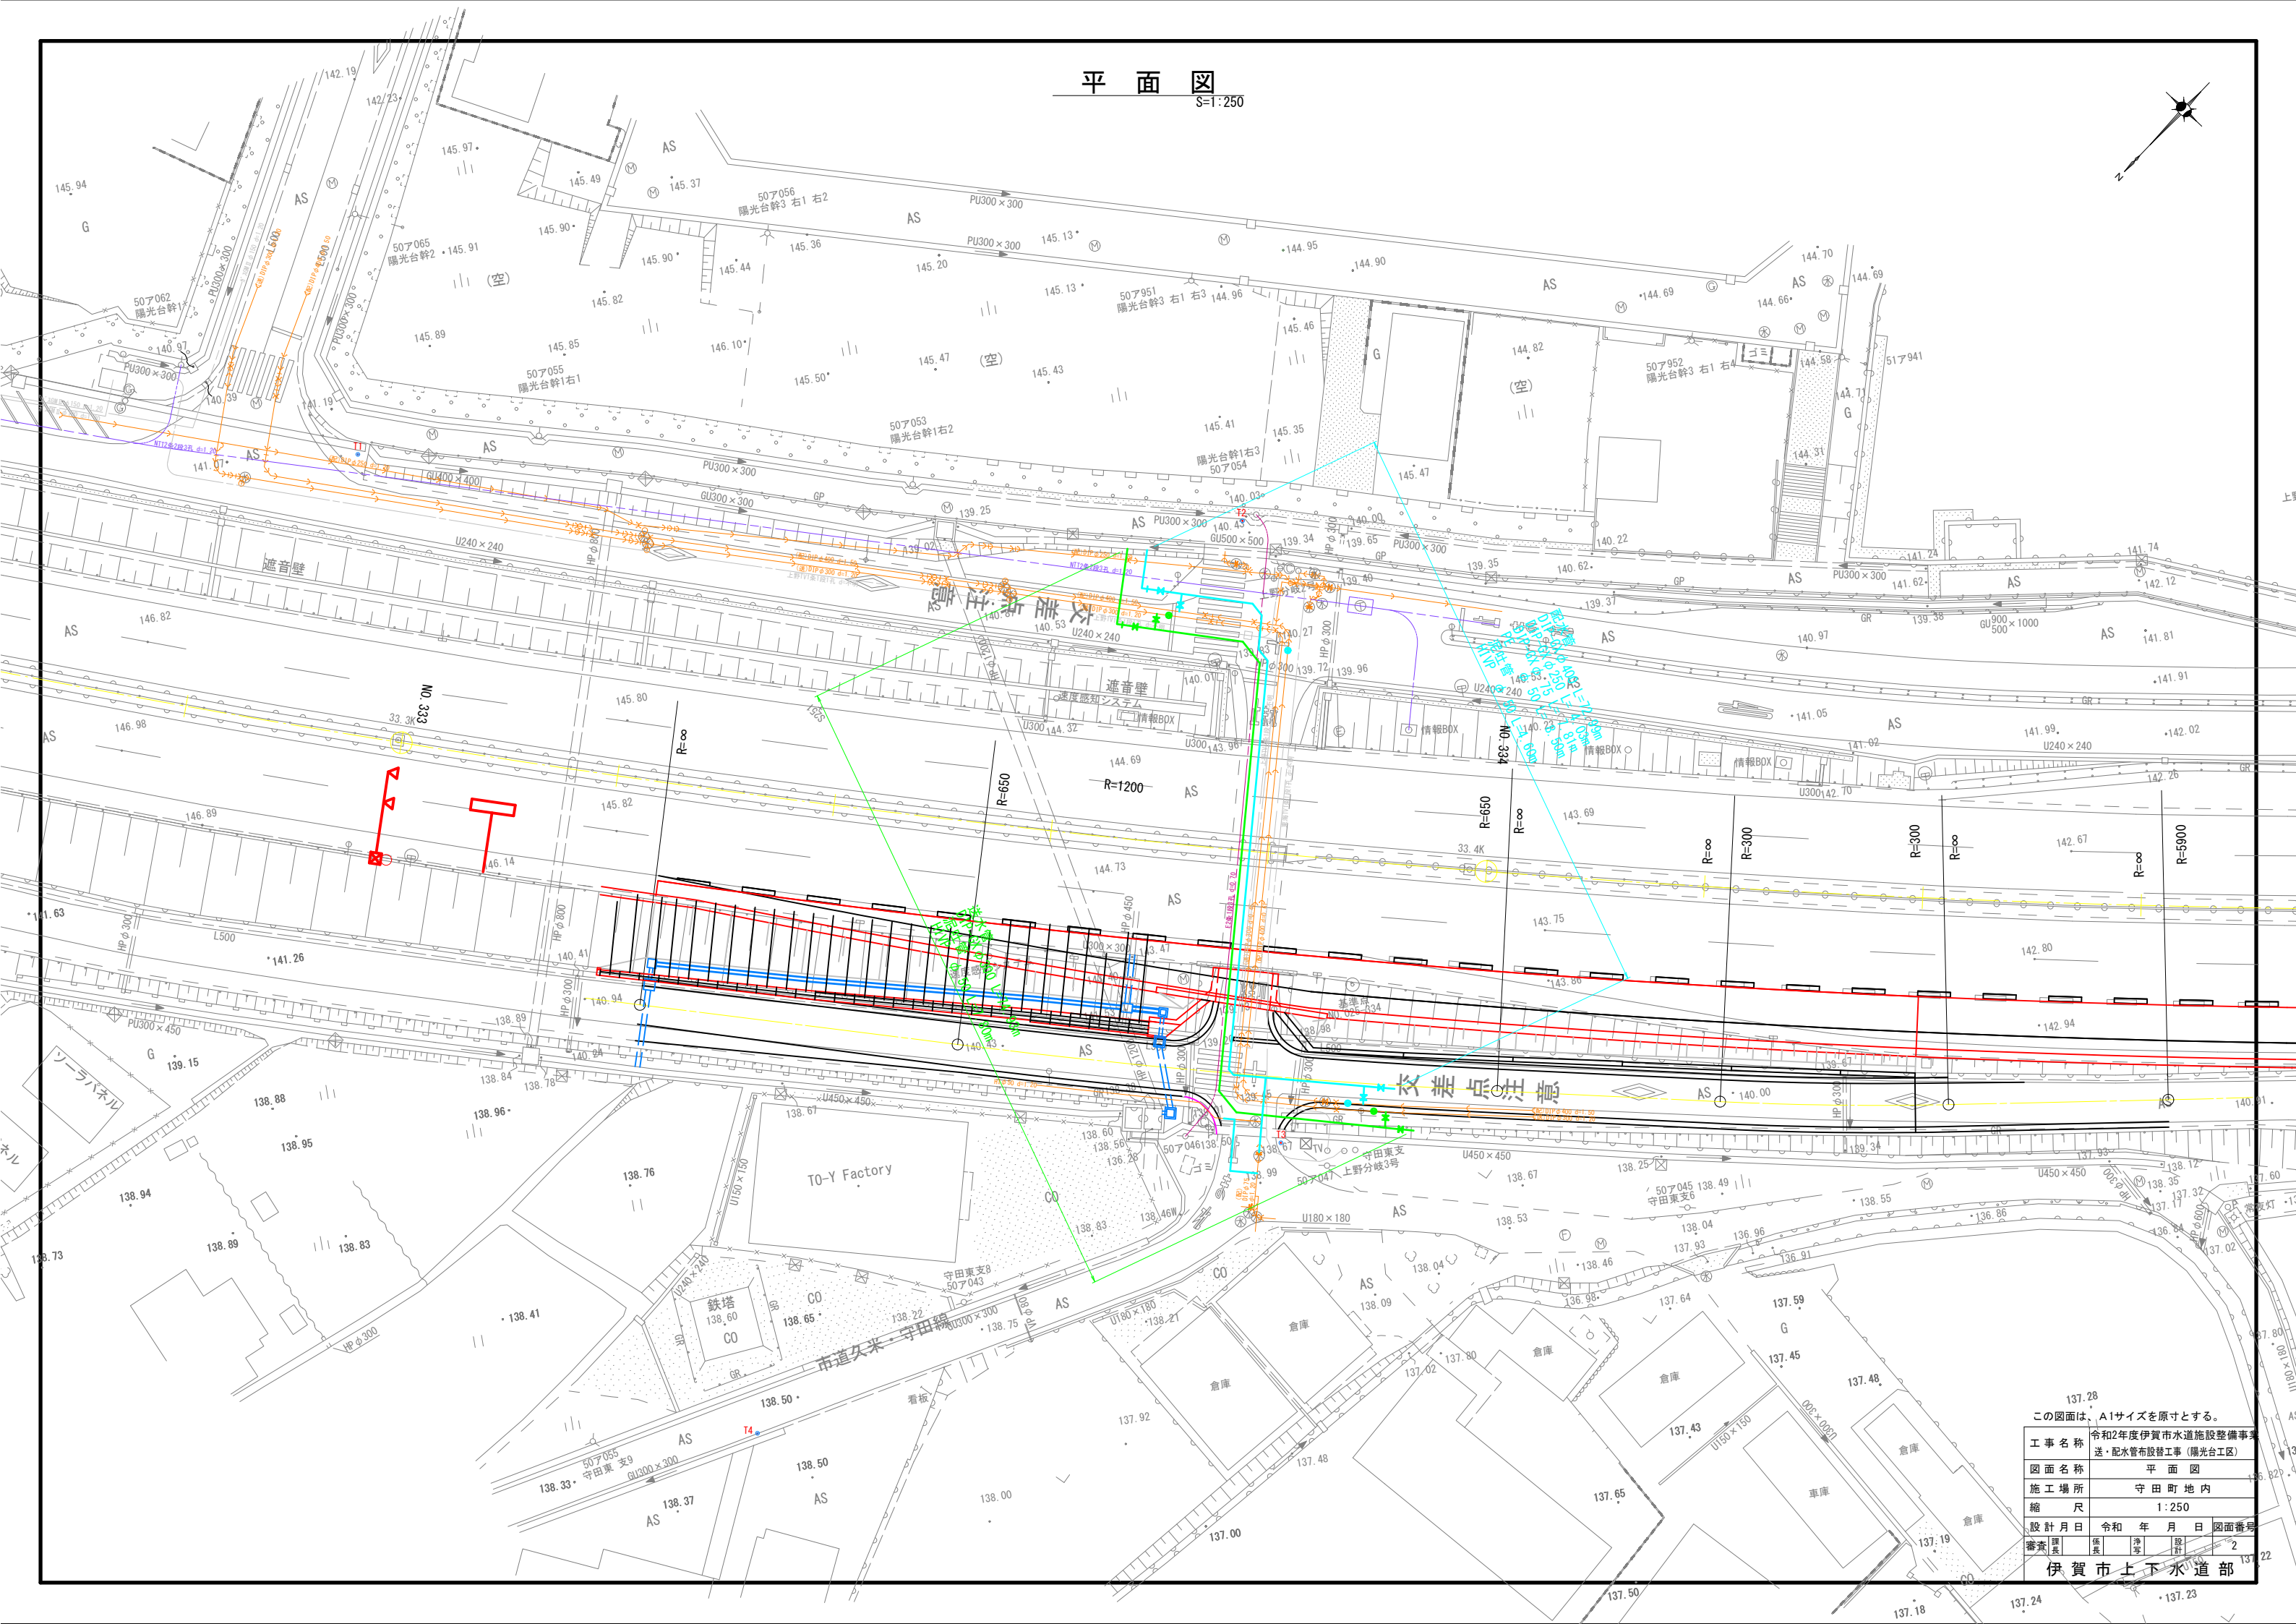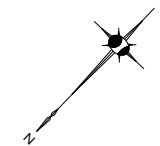


この図面は、A1サイズを原寸とする。	
工事名称	令和2年度伊賀市水道施設整備事業 送・配水管布設工事（陽光台工区）
図面名称	平面図
施工場所	守田町地内
縮尺	1:250
設計月日	令和 年 月 日
図面番号	2
伊賀市上下水道部	

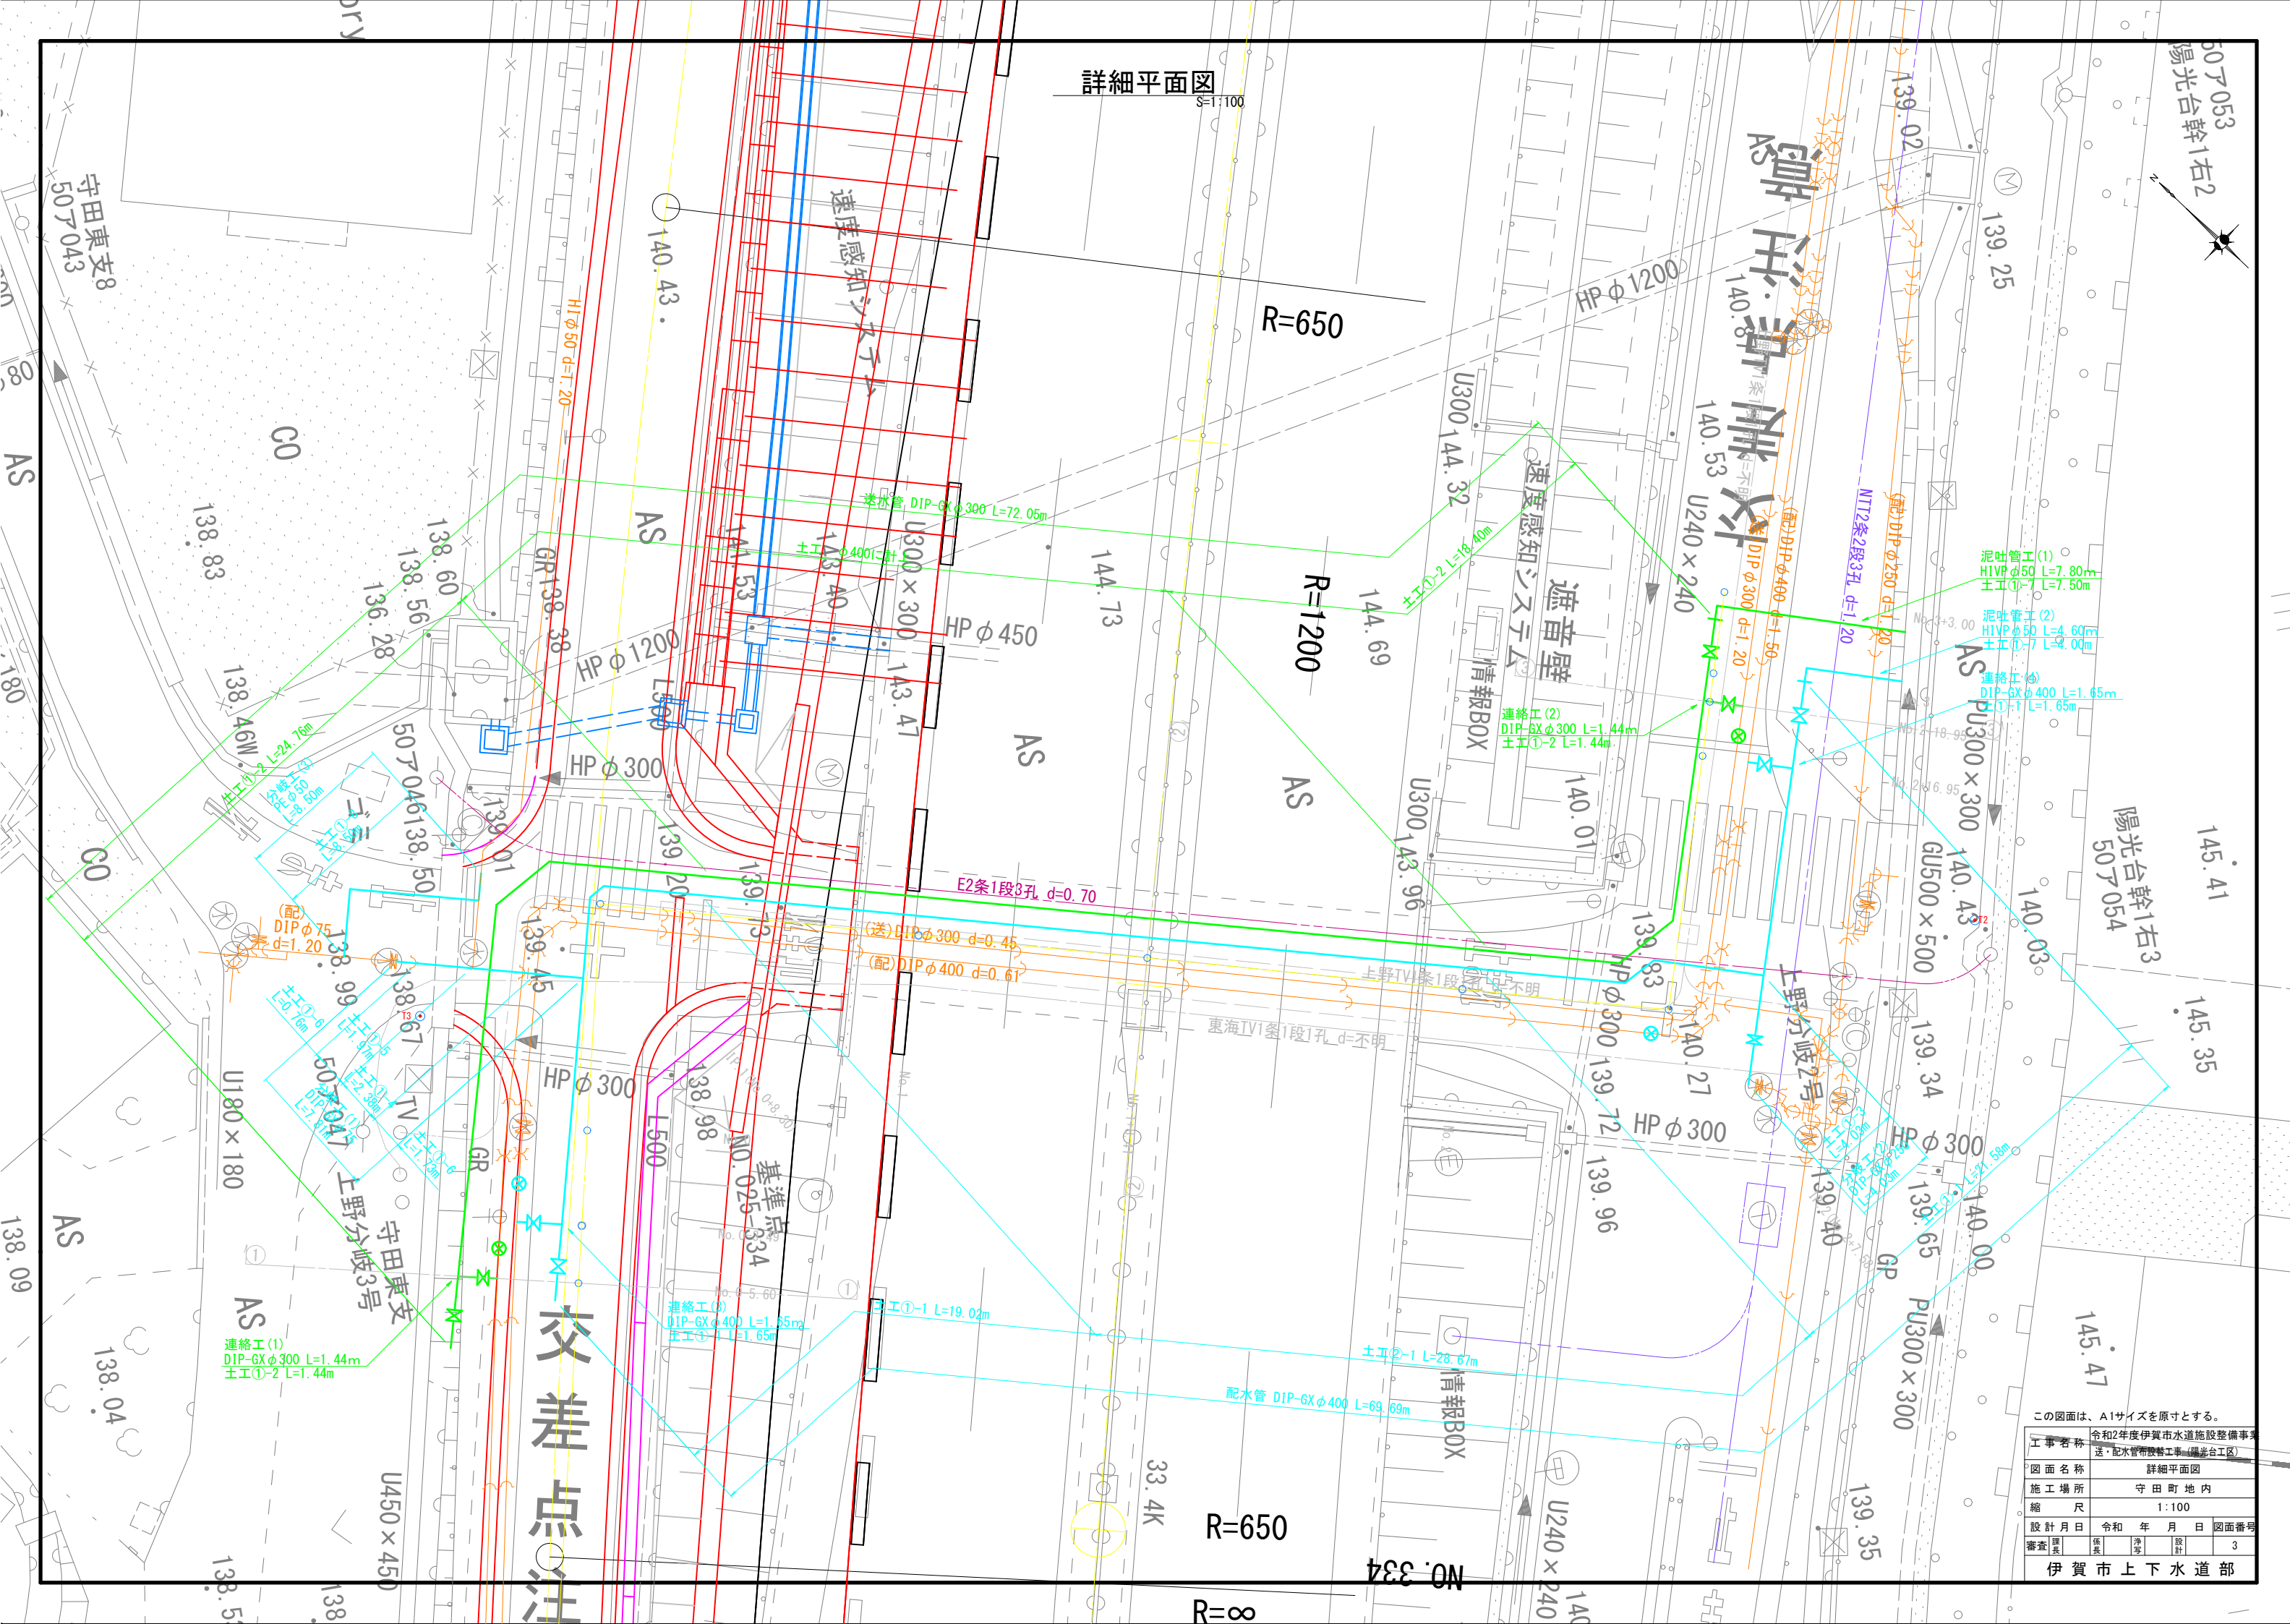

S=1:50

S=1:50

 GH=139.56



S=1:50

GH=140. 46



S=1:25



大阪側

125

0

○図面

	面名
--	----

十月

尹

10

工 事 名 称	令和2年度伊賀市水道施設整備事業 送・配水管布設替工事（陽光台工区）
---------	---------------------------------------


施工場所	守田町地内
------	-------

設計月日	令和 年 月 日	図面番号
------	----------	------

査	課長		係長		浄写		設計		4
---	----	--	----	--	----	--	----	--	---

伊賀市上下水道部

配管図(1)
S=1:NON

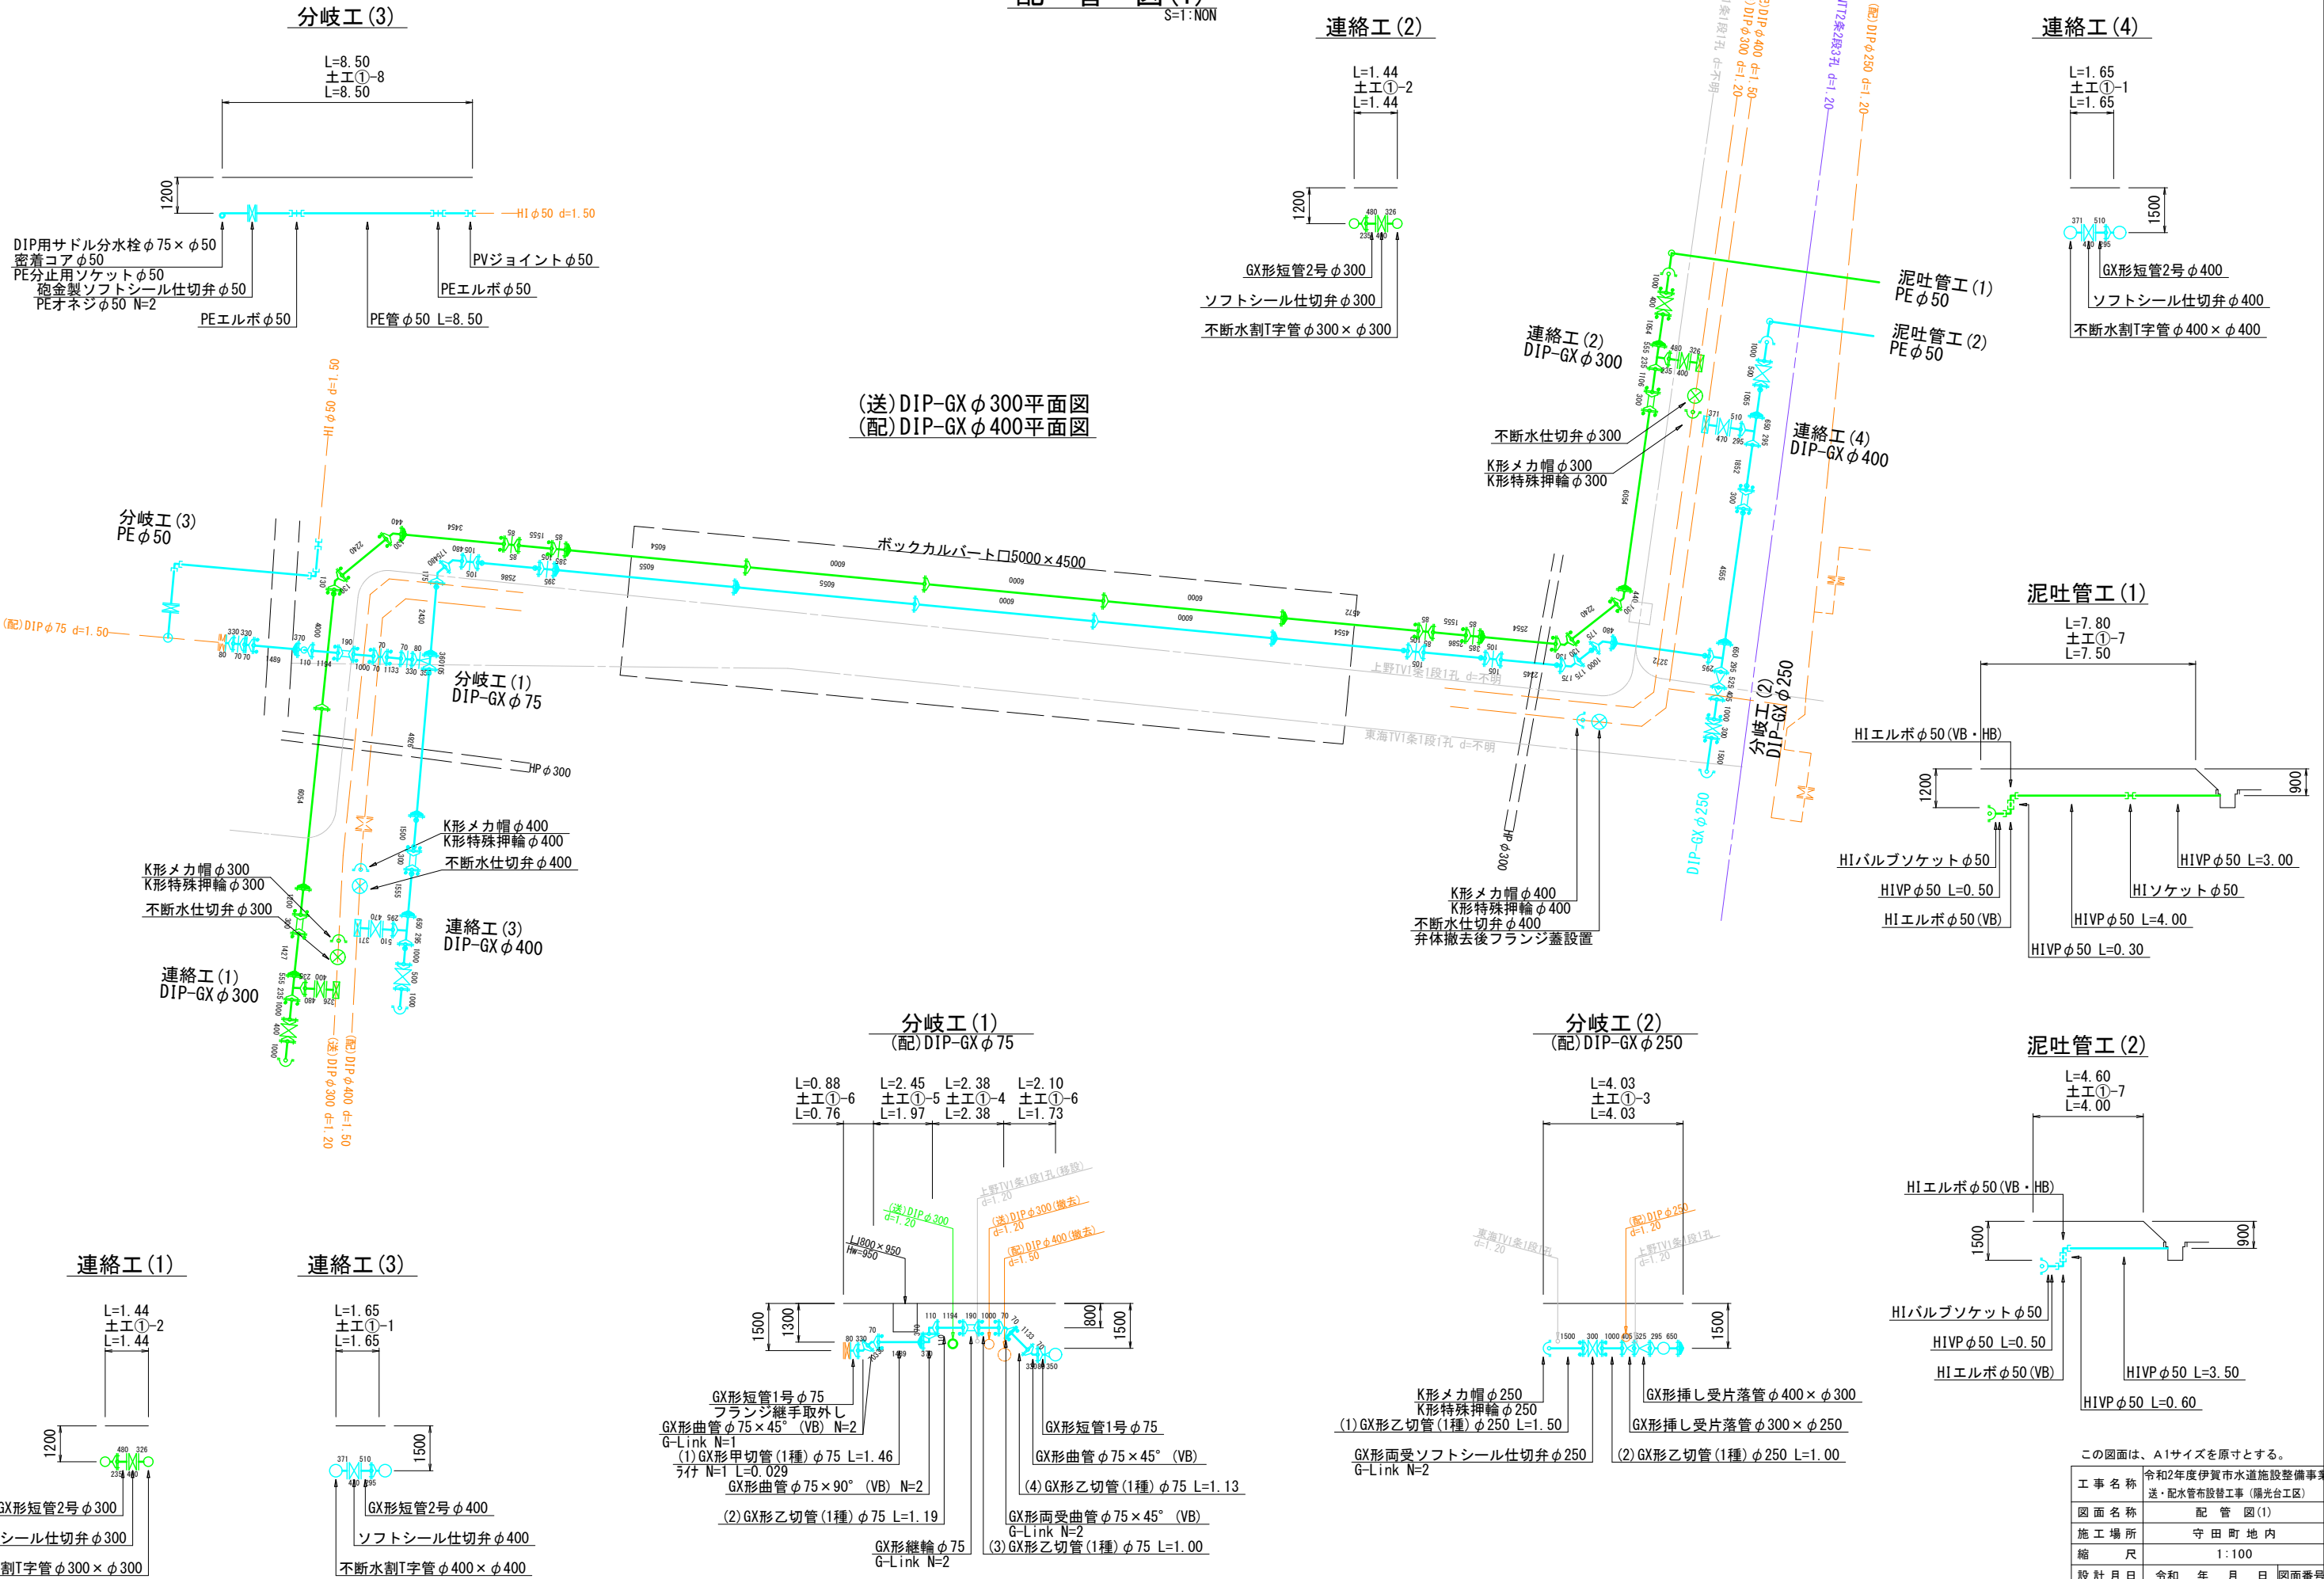


この図面は、A1サイズを原寸とする。


工事名称	令和2年度伊賀市水道施設整備事業 送・配水管布設工事（陽光台工区）
図面名称	配管図(1)
施工場所	守田町地内
縮尺	1:100
設計月日	令和 年 月 日
図面番号	
審査	課長 係長 設計 5
伊賀市上下水道部	

配管図(2)
S=1:NON

(送)DIP-GXφ300断面図

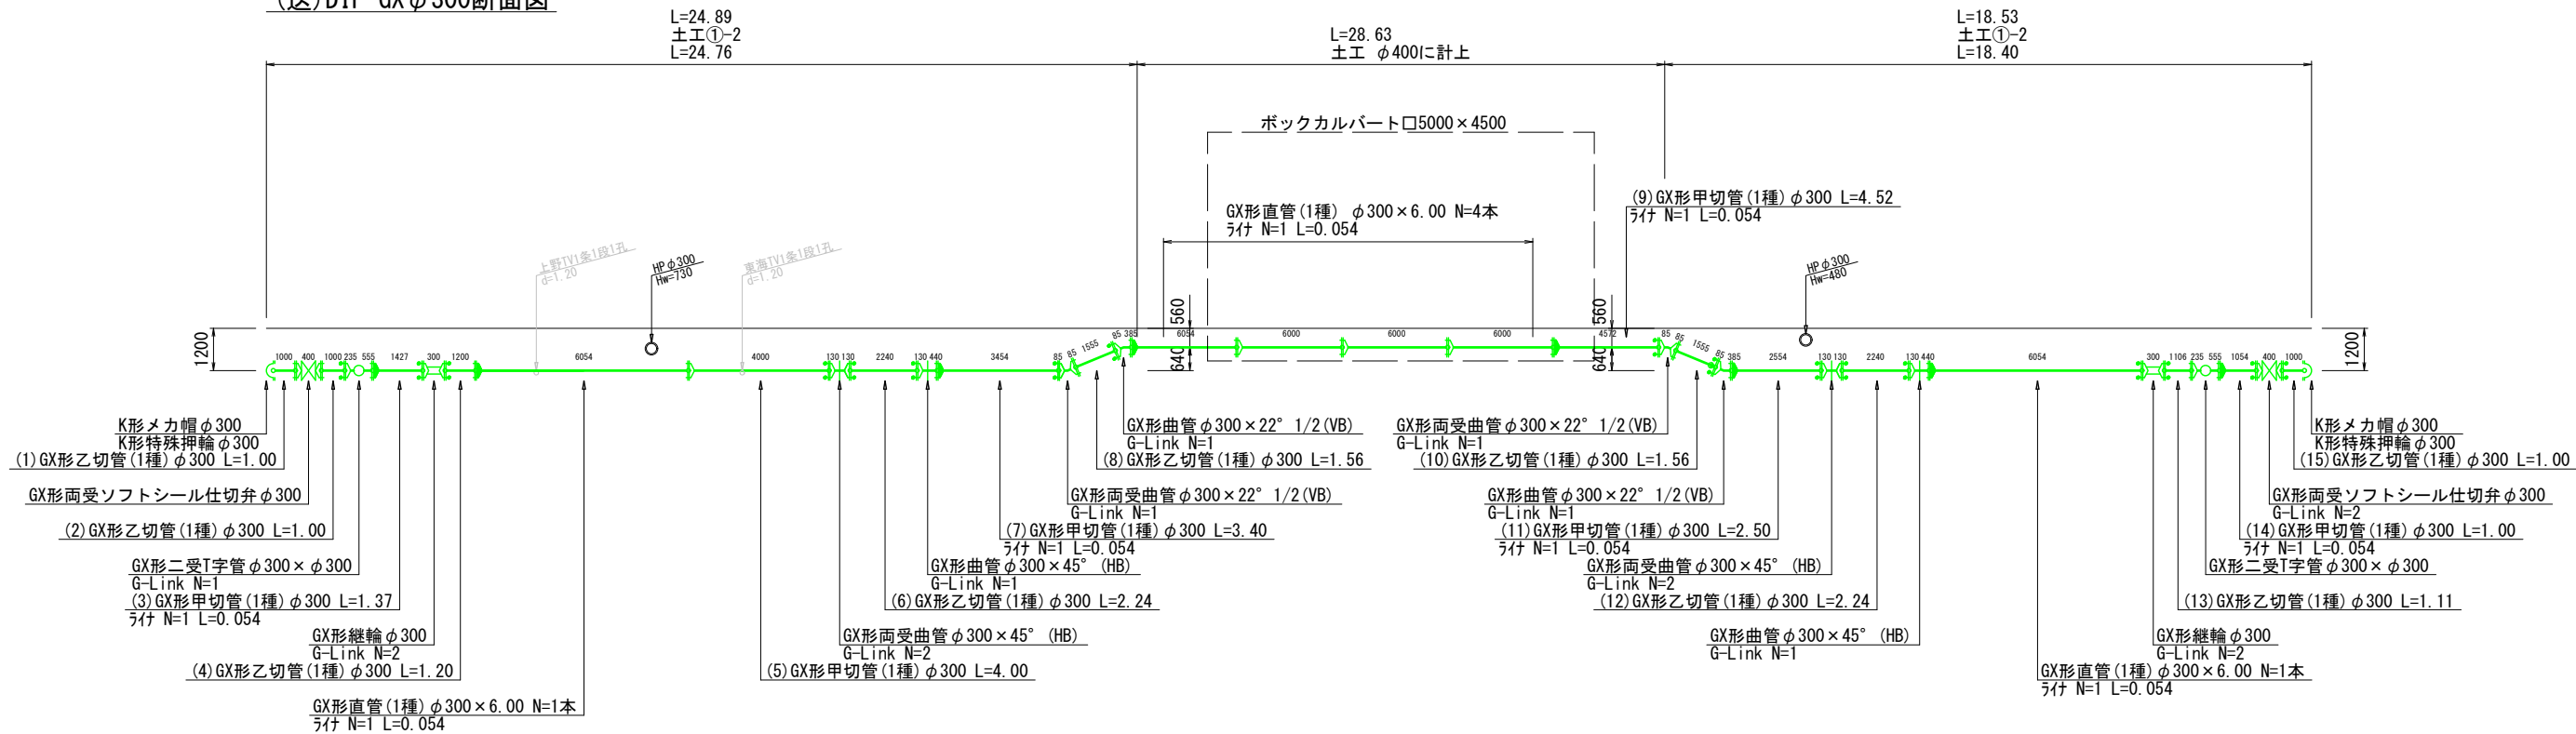

(配)DIP-GXφ400断面図

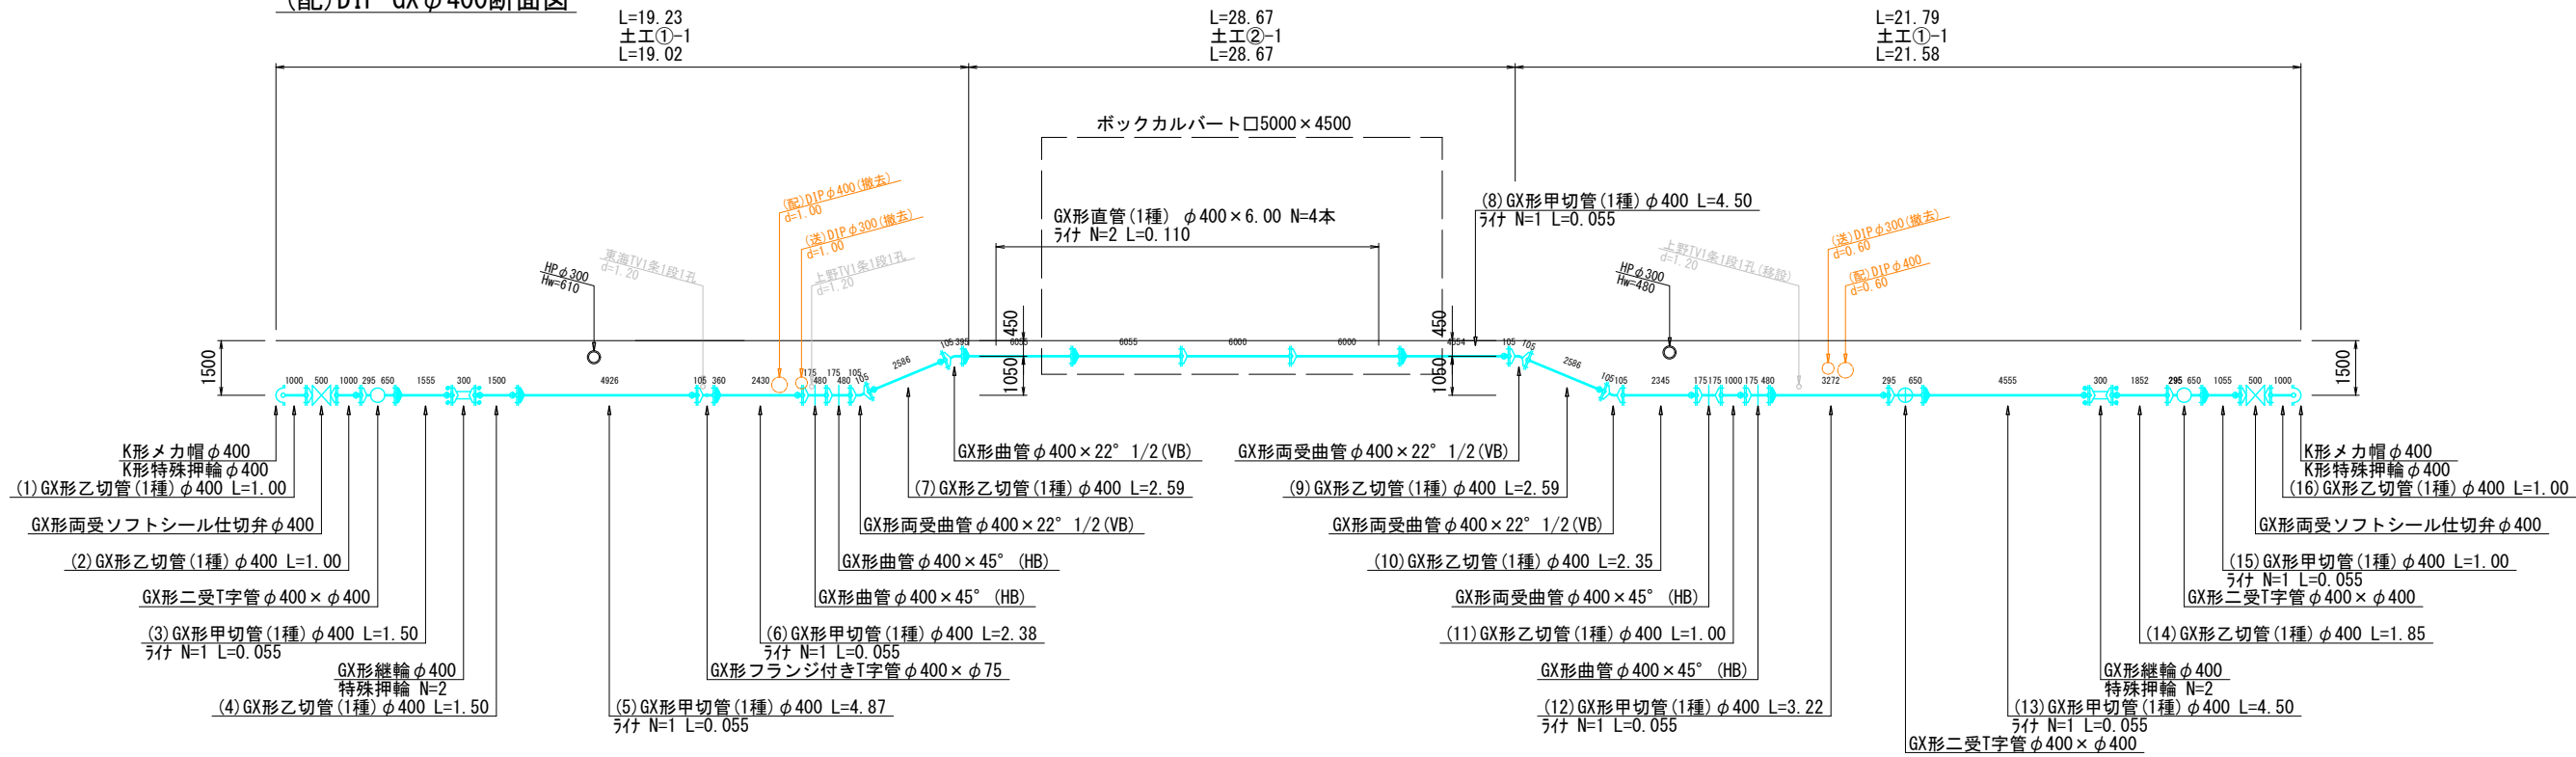


この図面は、A1サイズを原寸とする。

工 事 名 称	令和2年度伊賀市水道施設整備事業 送・配水管布設替工事（陽光台工区）				
図 面 名 称	配 管 図(2)				
施 工 場 所	守 田 町 地 内				
縮 尺	1:100				
設 計 月 日	令 和	年	月	日	図面番号
審 査	課 長	保 長	浄 水	設 計	6
伊 賀 市 上 下 水 道 部					

側道As (車道)

側道As (車道)

側道10(半道)
(N2充満)

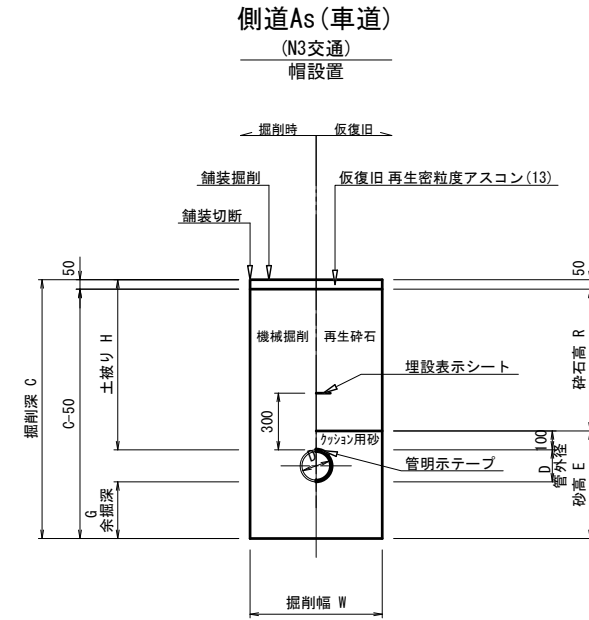


番 号	管径 (φ)	管外径 (D)	土埋 (H)	掘削深 (C)	余深 (Δ)	掘削幅 (W)	砂 高 (E)	碎石高 (R)	備 考
土工③-1	DIP φ 400	426	600	1326	300	950	826	450	
土工③-2	DIP φ 400	426	1500	2226	300	1000	826	1350	矢板有り
土工③-3	DIP φ 300	323	1200	1823	300	850	723	1050	矢板有り

(N3交通)

(N3交通)

不断水割T字管

断面図

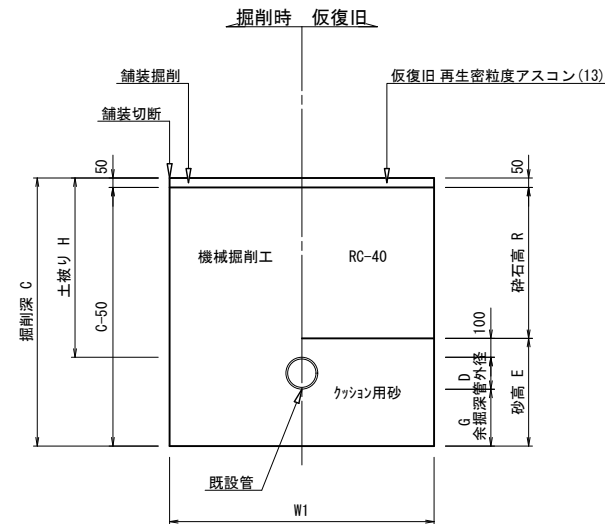


番 号	管種・管径 (φ)	管外径 (D)	土被り (H)	余深 (W1)	掘削深 (C)	掘削幅 (W2)	砂 高 (E)	碎石高 (R)	備 考
土工⑤-1	φ 400	426	600	300	1326	1600	2300	450	
土工⑤-2	φ 400	426	1500	300	2226	1600	2300	1350	矢板有り
土工⑤-3	φ 300	323	1200	300	1823	1400	1900	1050	矢板有り

伊賀市水道部

各種標準図

分岐工(3)



給水口径φ50

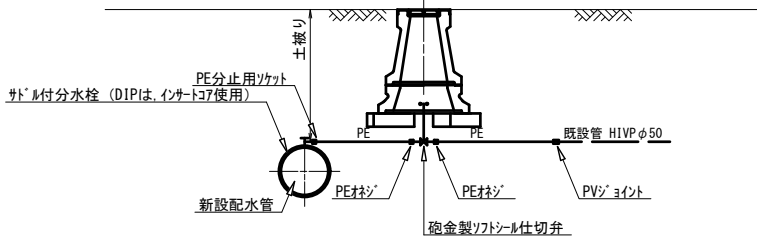



仕切弁室標準図

(T-25) S=1:20



φ250

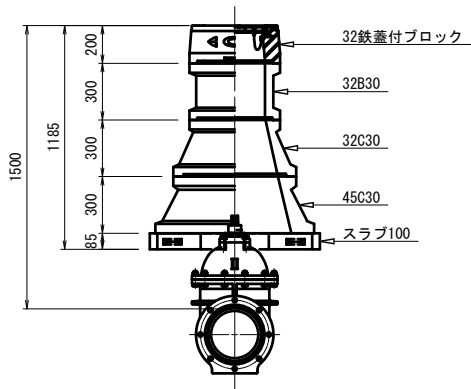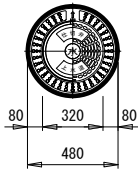

φ300

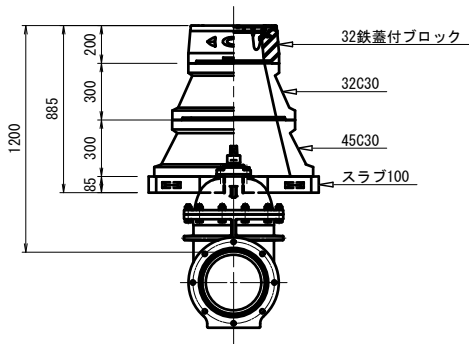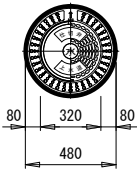


φ400

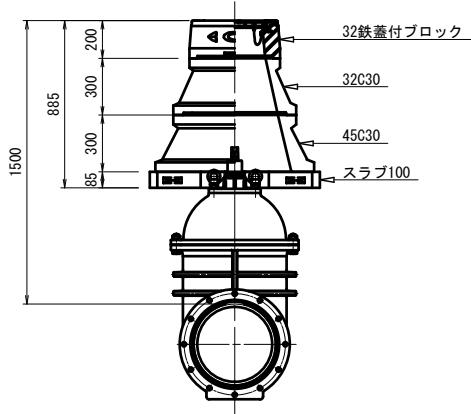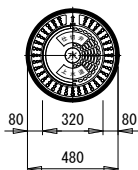


土留工標準図

S=1:30

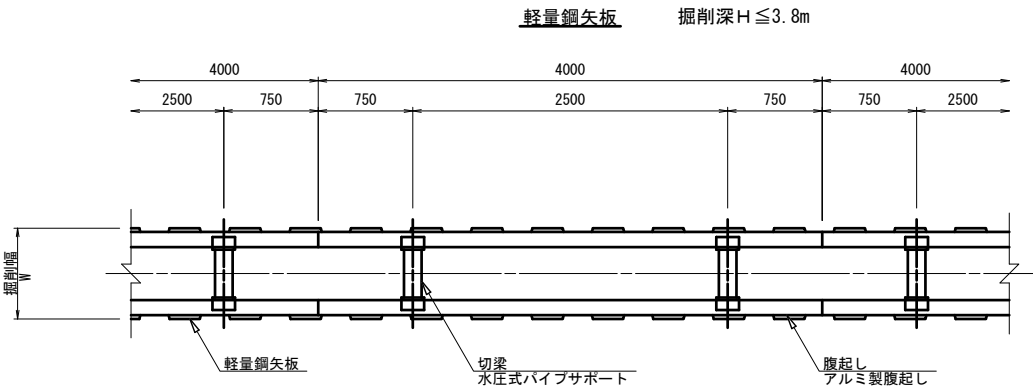

支保工2段

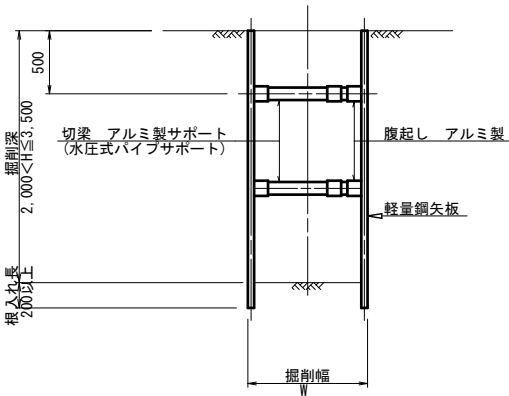

掘削幅 寸法表 (mm)

管種・管径	掘削幅	備考
φ	W	
DIP-GX φ75	850	
DIP-GX φ250	850	
DIP-GX φ300	850	
DIP-GX φ400	1000	


土留工 寸法表

型式	掘削深 (m)	矢板材		支保材		
		矢板長 (m)	矢板幅 (mm)	段数	腹起し (厚cm)	切梁
1	1.5 < H ≤ 1.8	2.0	333	1	軽量金属 (11)	水圧式パイプサポート
2	1.8 < H ≤ 2.0	2.5	"	"	"	"
3	2.0 < H ≤ 2.3	2.5	"	2	"	"
4	2.3 < H ≤ 2.8	3.0	"	"	"	"
5	2.8 < H ≤ 3.3	3.5	"	"	"	"
6	3.3 < H ≤ 3.5	4.0	"	"	"	"
7	3.5 < H ≤ 3.8	4.0	"	3	"	"


この図面は、A1サイズを原寸とする。

工事名称	令和2年度伊賀市水道施設整備事業 送・配水管布設替工事（陽光台工区）				
図面名称	各種標準図				
施工場所	守田町地内				
縮尺	図示				
設計月日	令和	年	月	日	図面番号
審査課長	保良	浄水	設計		8
伊賀市水道部					


撤去平面図
S=1:250

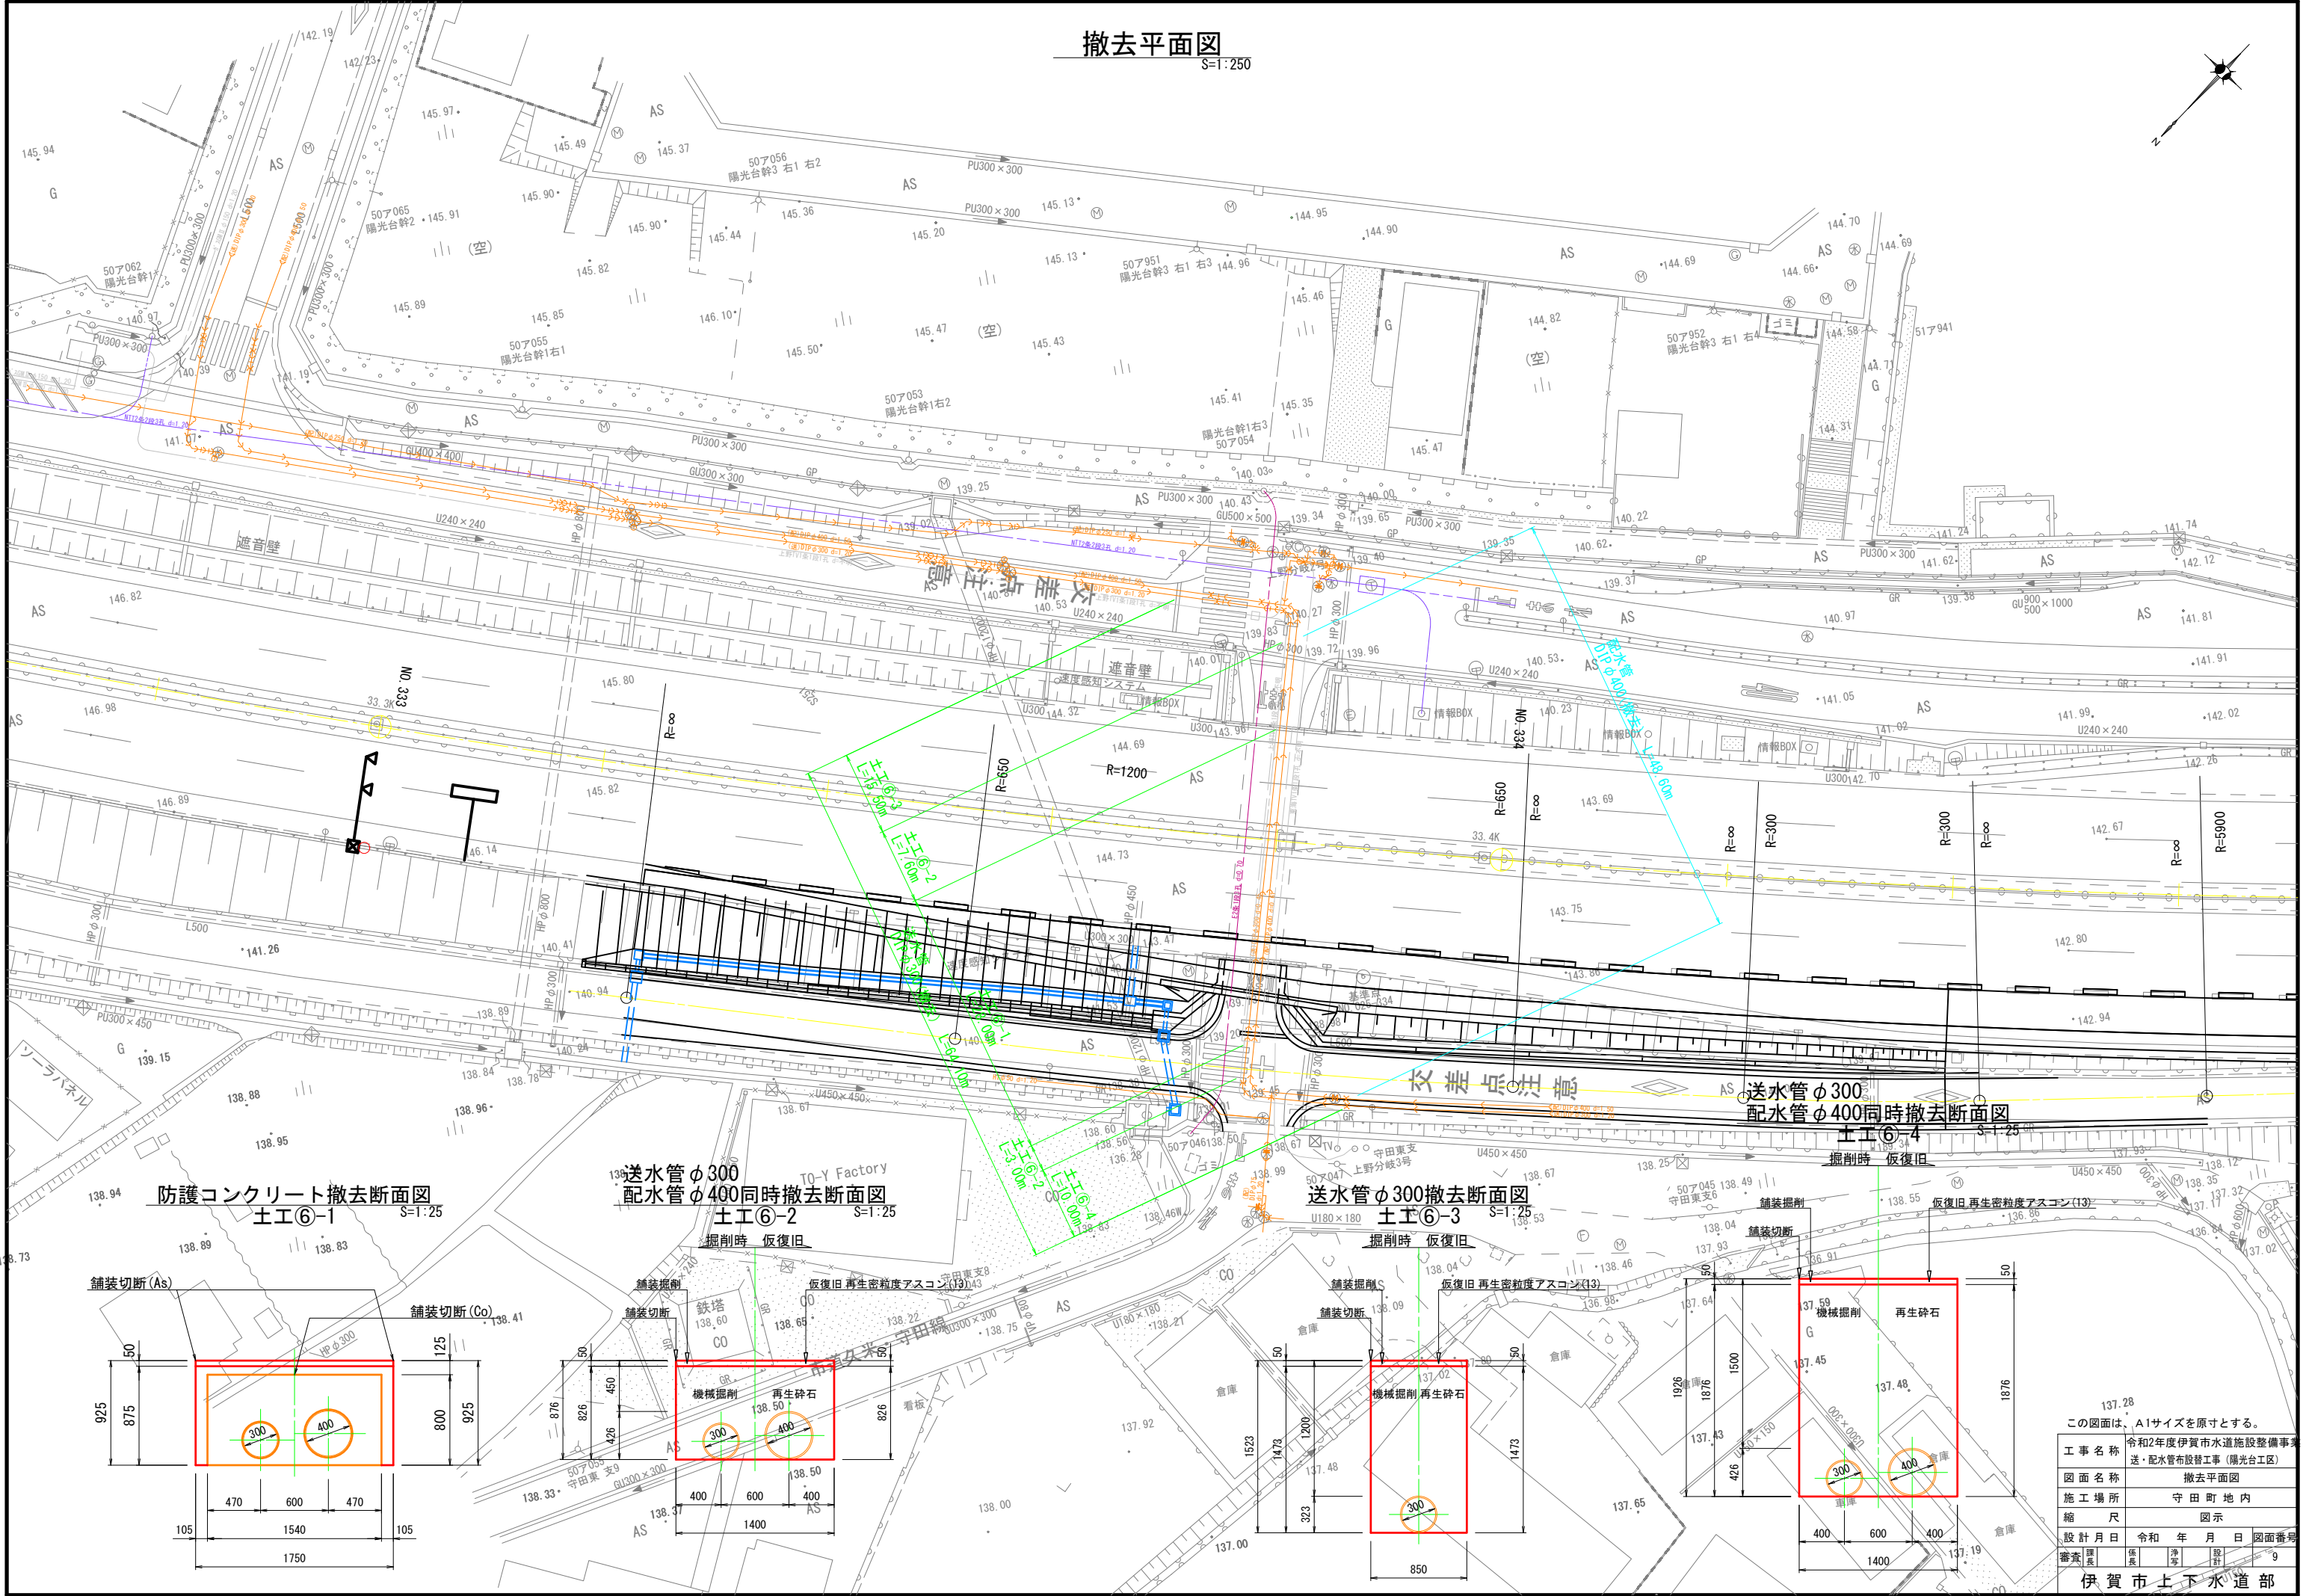


防護コンクリート撤去断面図
土工⑥-1
S=1:25

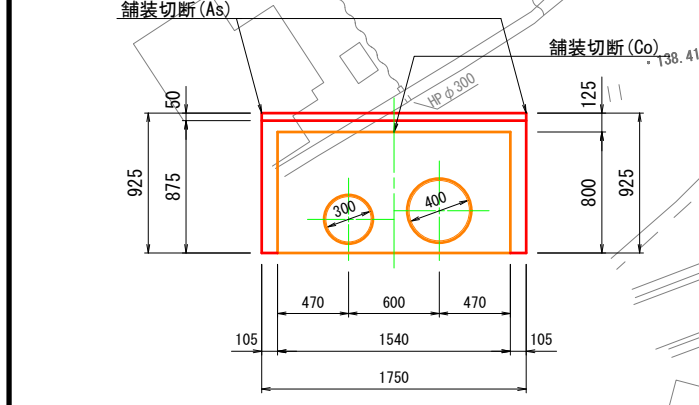


送水管φ300
配水管φ400同時撤去断面図
土工⑥-2
S=1:25

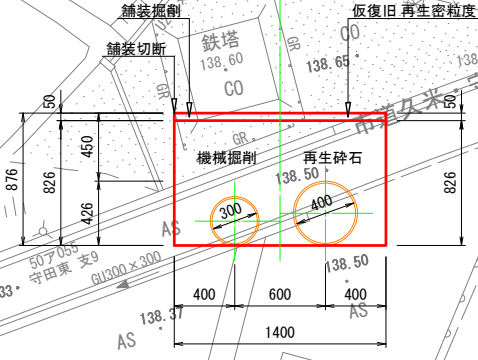

送水管φ300撤去断面図
土工⑥-3
S=1:25

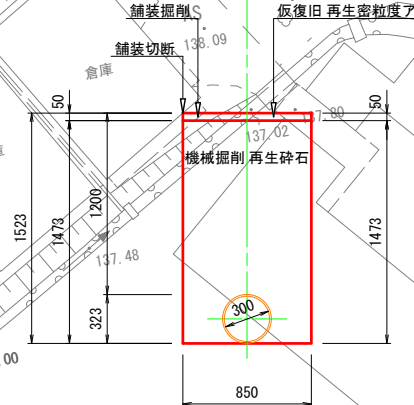

送水管φ300
配水管φ400同時撤去断面図
土工⑥-4
S=1:25

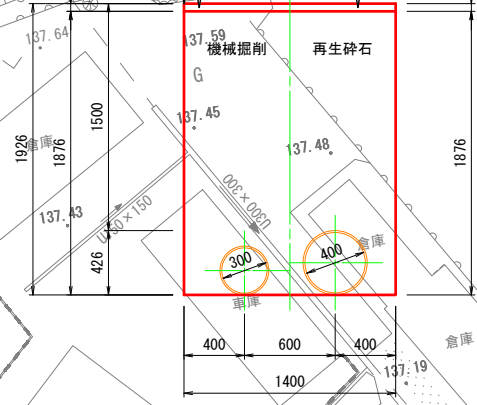

この図面は、A1サイズを原寸とする。

工事名称	令和2年度伊賀市水道施設整備事業 送・配水管布設替工事（陽光台工区）
図面名称	撤去平面図
施工場所	守田町地内
縮尺	図示
設計月日	令和 年 月 日
図面番号	9
審査	監理 係長 設計 係長

伊賀市上下水道部