


位置図














S-1 : 2500

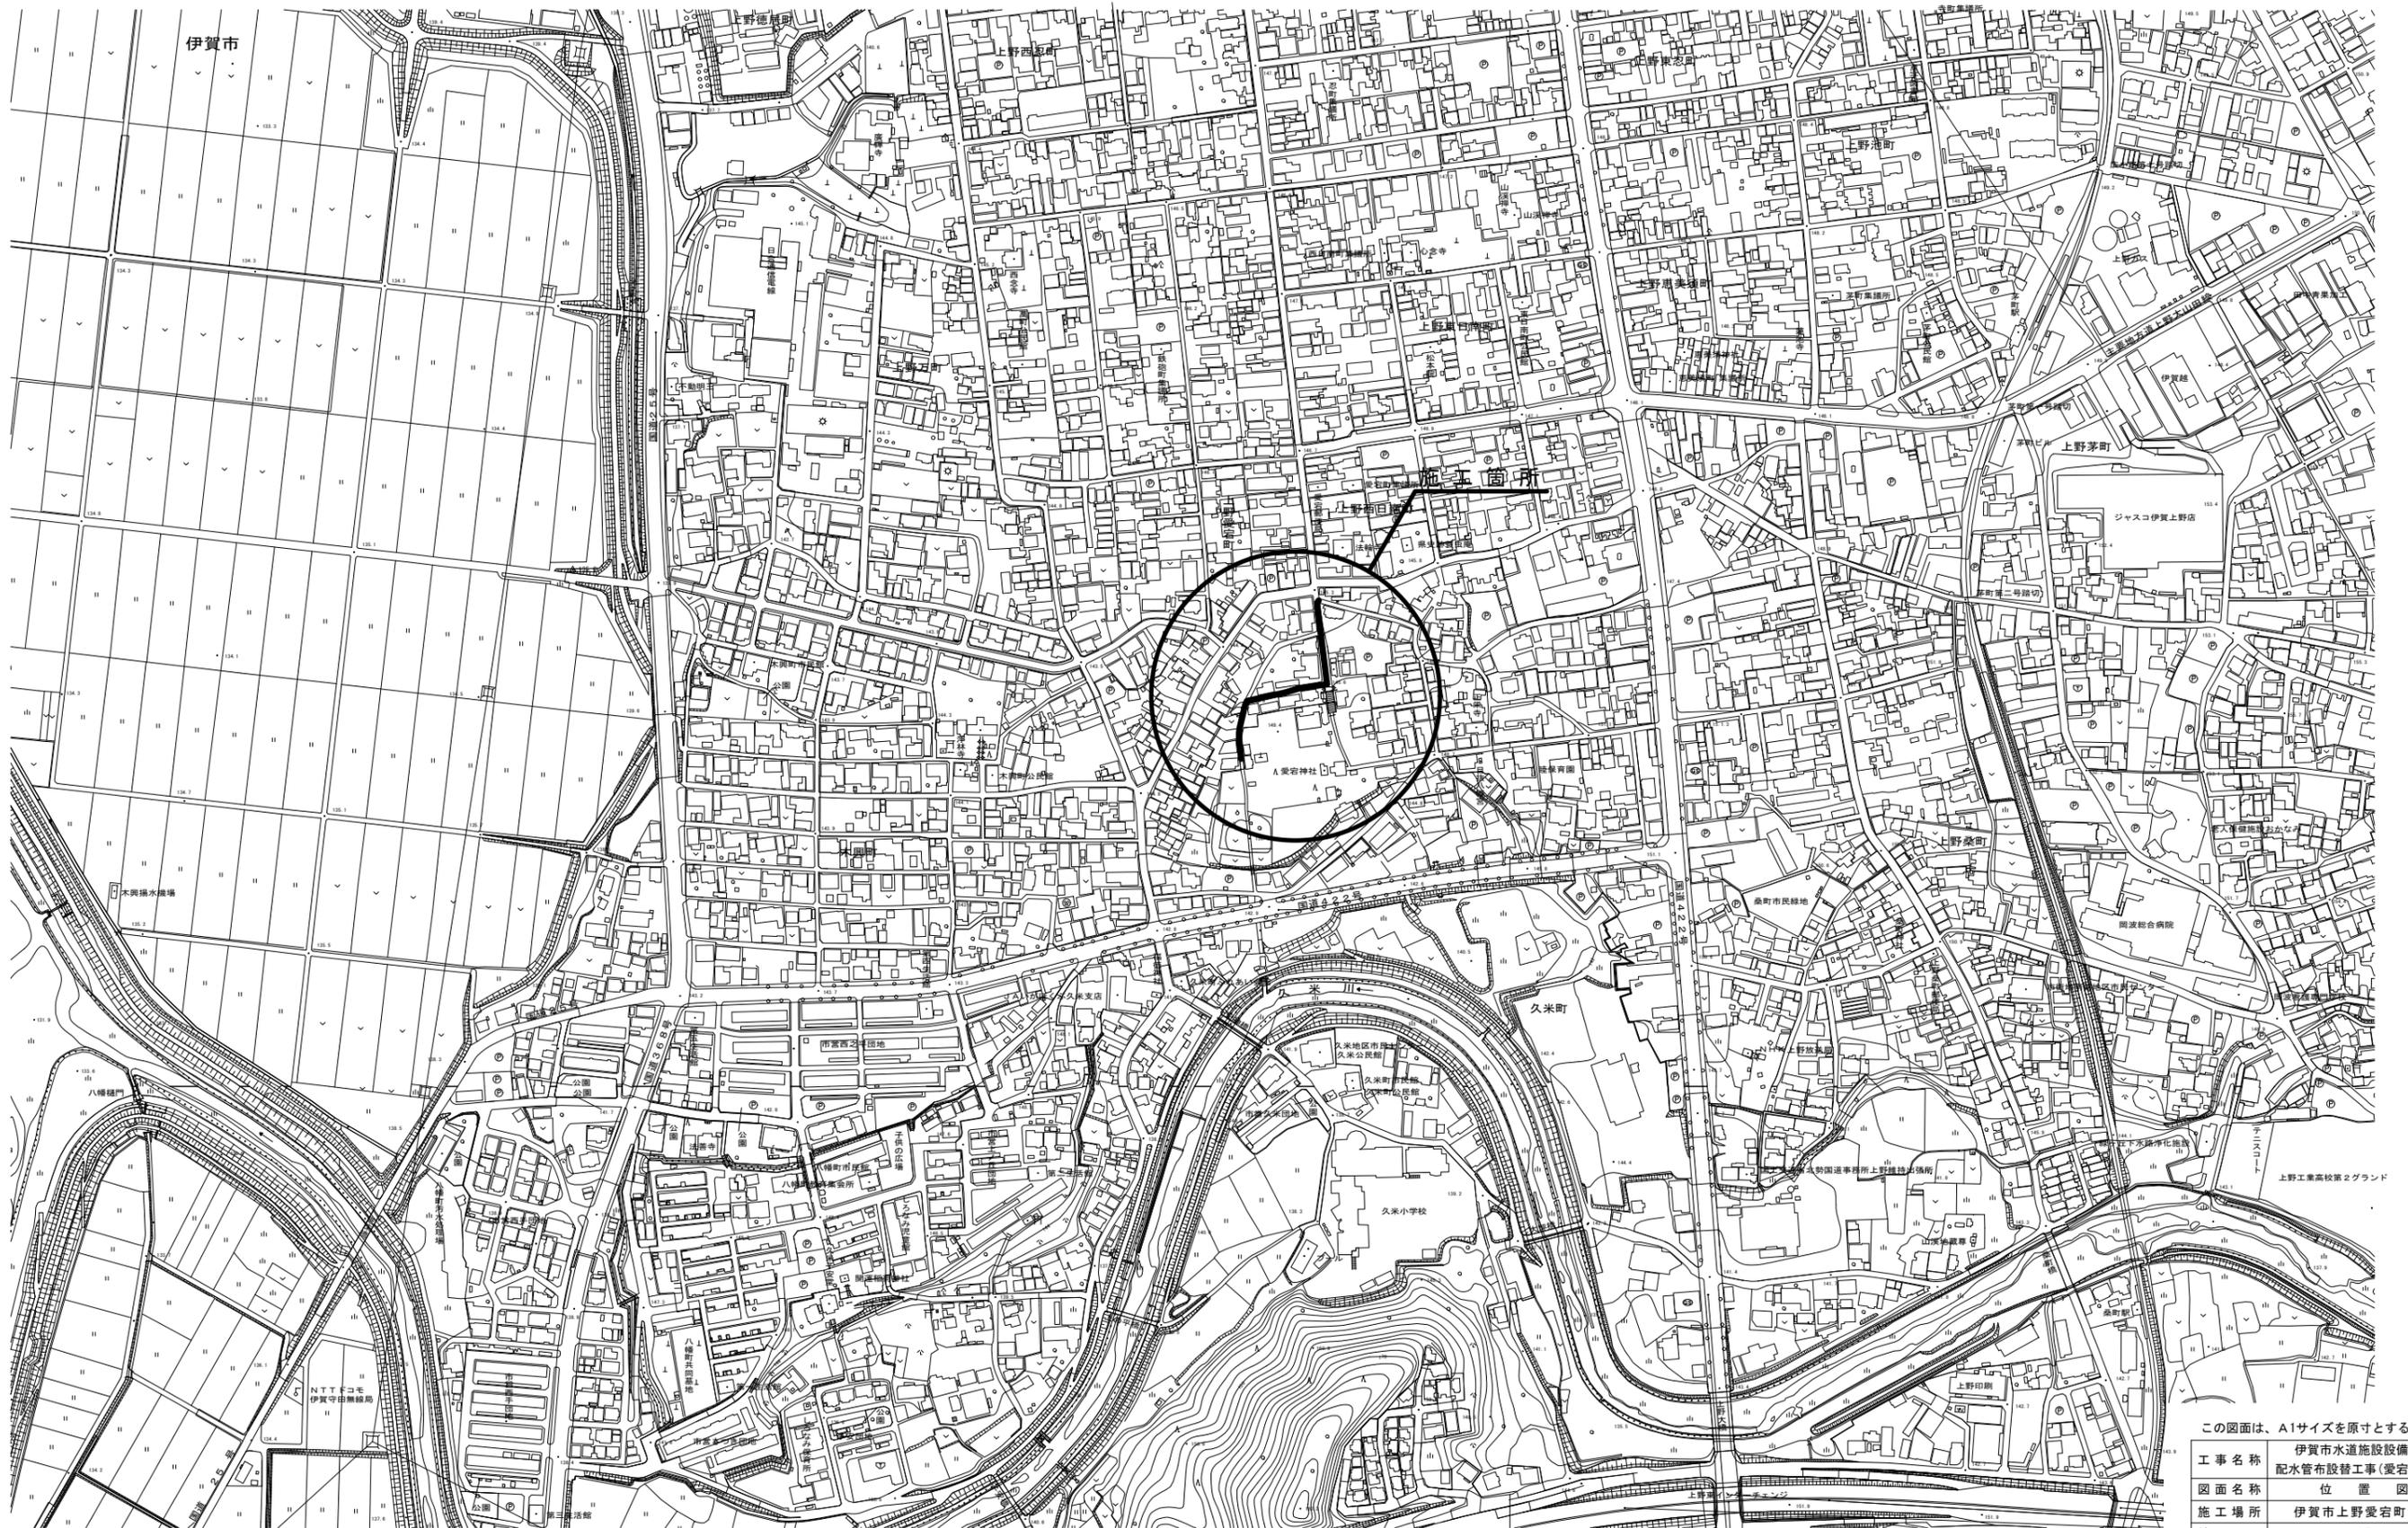

この図面は、A1サイズを原寸とする。

工事名称	伊賀市水道施設整備事業 配水管布設替工事(愛宕町工区)
図面名称	位置図
施工場所	伊賀市上野愛宕町地内
縮尺	1:2500
設計月日	令和 年 月 日 図面番号
審査	課長 係長 主任 設計 1

伊賀市 上下水道部

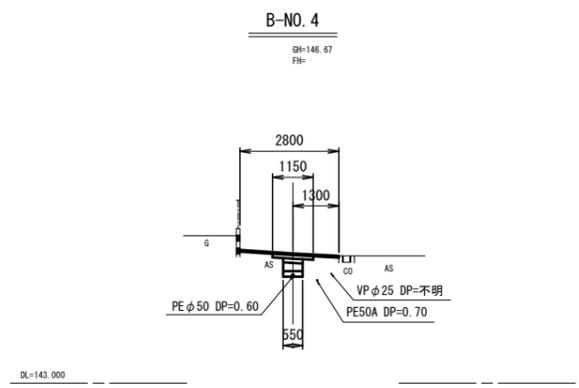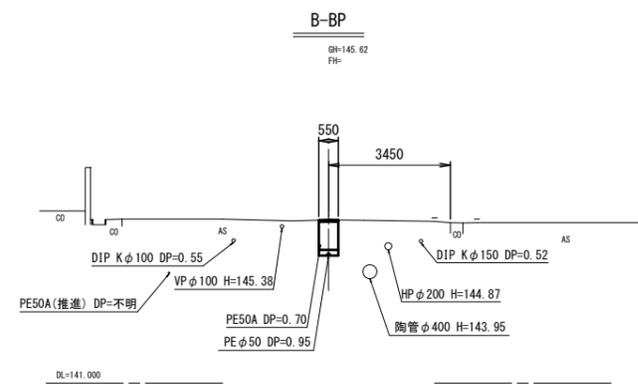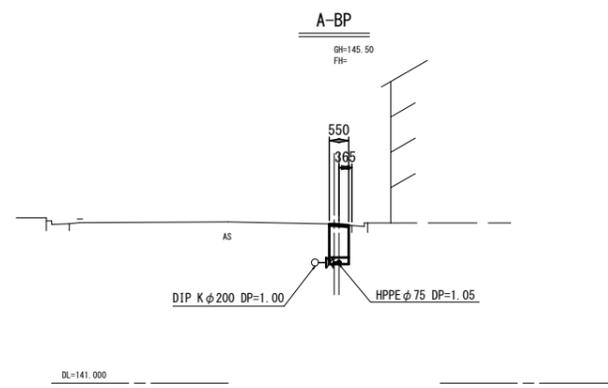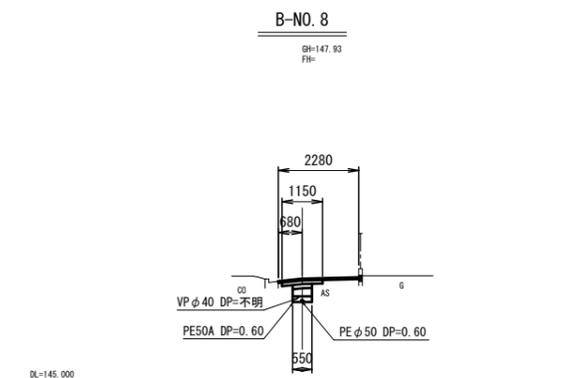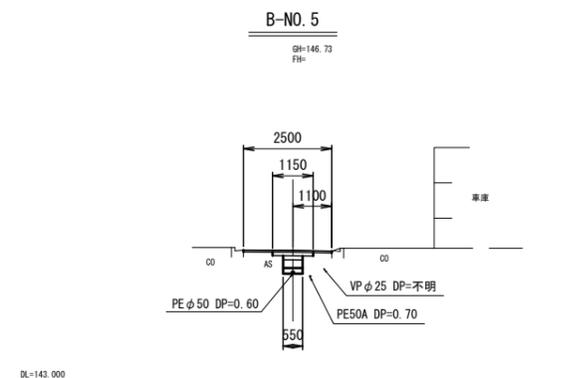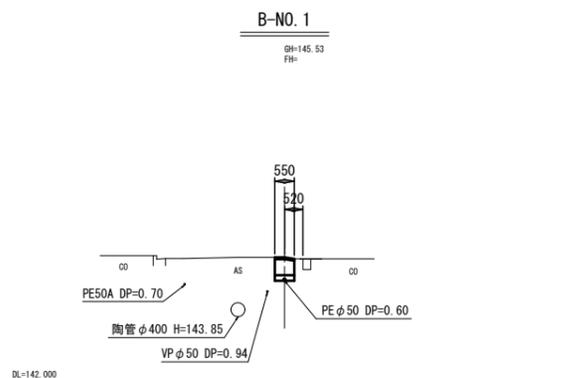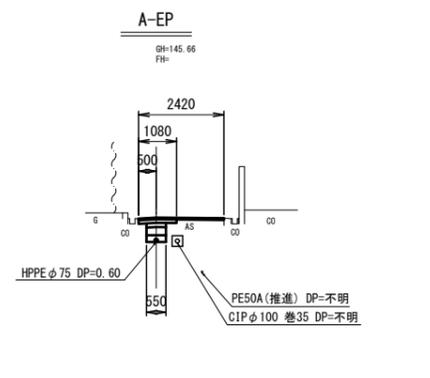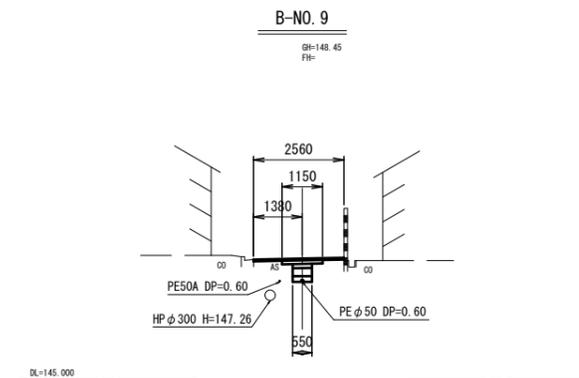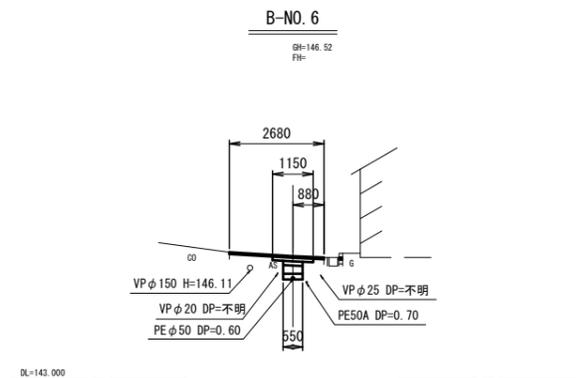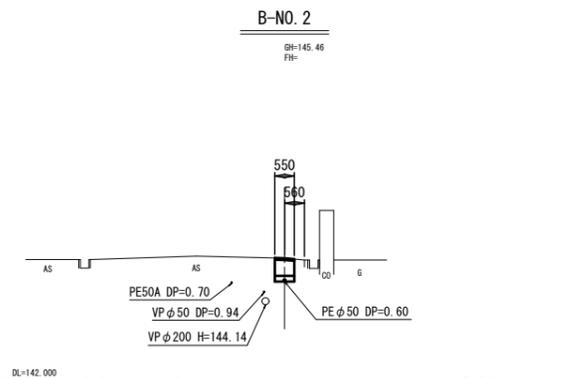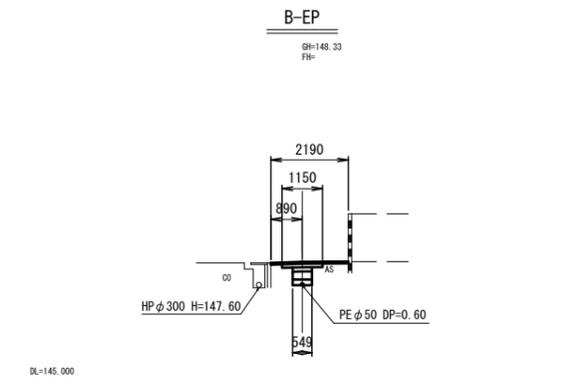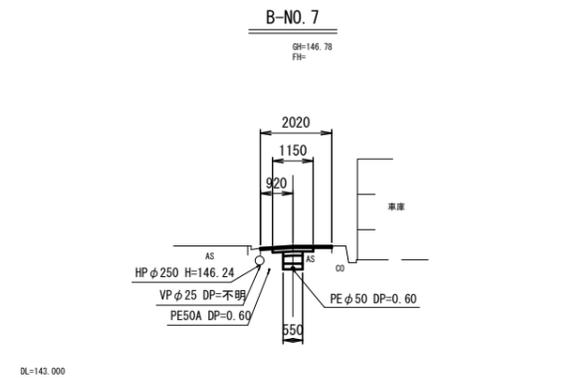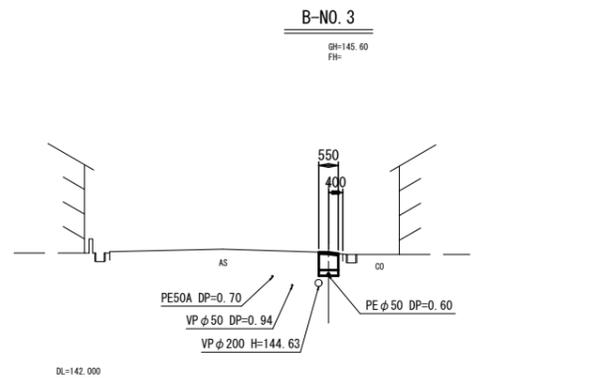


この図面は、A1サイズを原寸とする。

工事名称	伊賀市水道施設整備事業 配水管布設替工事(愛宕町工区)			
図面名称	横断図			
施工場所	伊賀市上野愛宕町地内			
縮尺	1:100			
設計月日	令和	年	月	日
図面番号				4
審査	課長	係長	検定	設計
伊賀市 上下水道部				


平面図

S=1:100

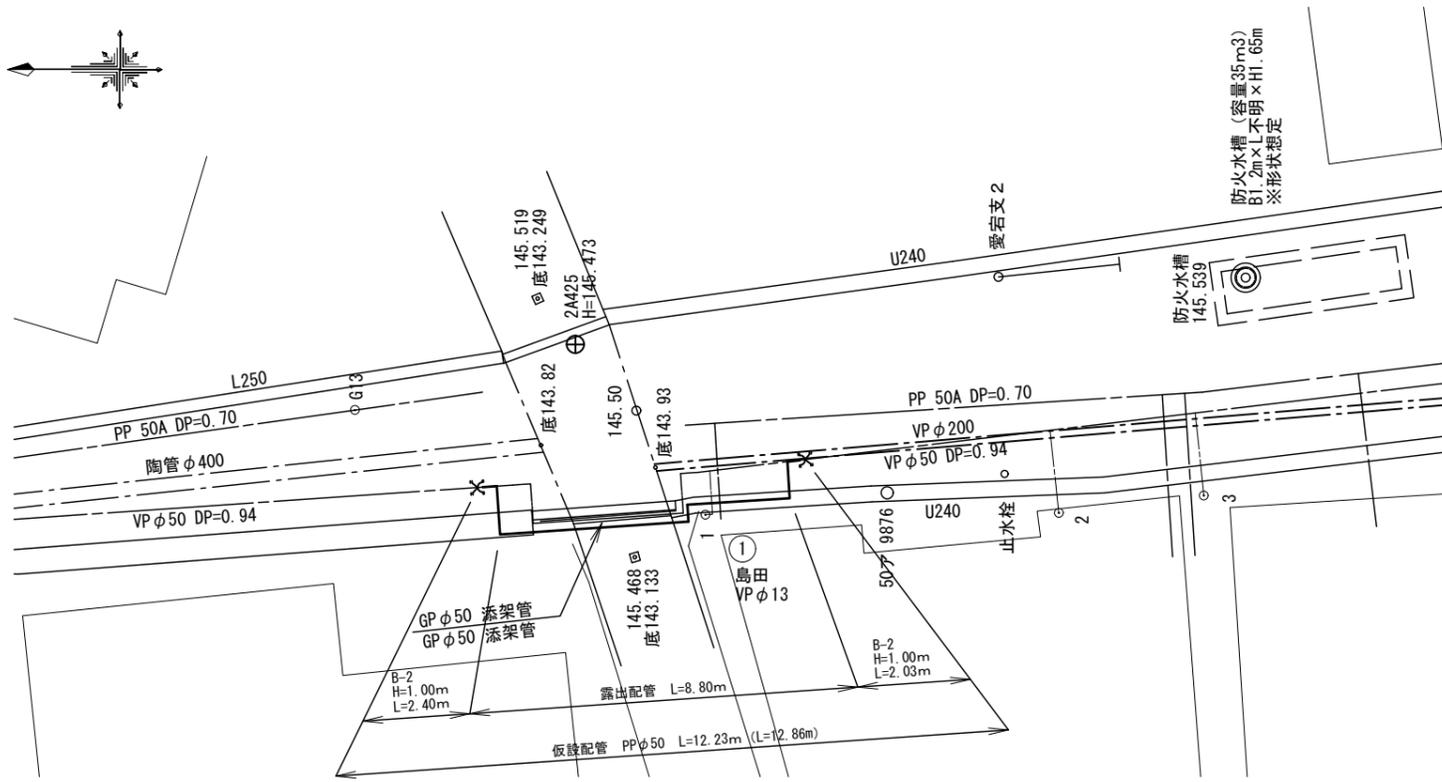


配管詳細図

S=NON

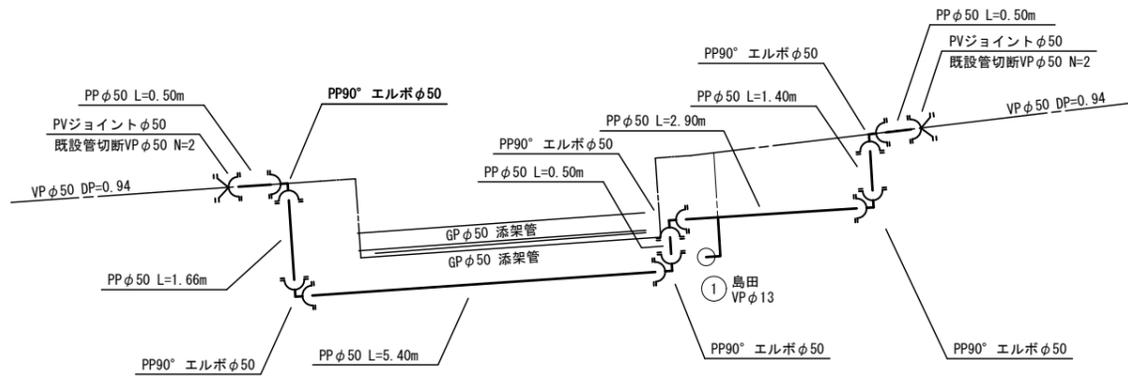

仮設給水連絡

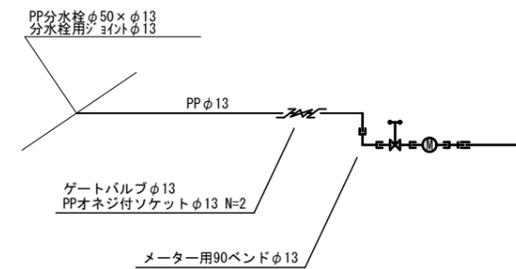


配管寸法凡例
 L=〇〇.〇〇〇m : 平面延長
 (L=〇〇.〇〇〇m) : 斜延長
 土工寸法凡例
 B-〇 : φ50以下

この図面は、A1サイズを原寸とする。

工事名称	伊賀市水道施設整備事業 配水管布設替工事(愛宕町工区)				
図面名称	仮設管詳細図				
施工場所	伊賀市上野愛宕町地内				
縮尺	図示				
設計月日	令和	年	月	日	図面番号
審査	課長	係長	主任	設計	5
伊賀市 上下水道部					

各種標準図


仕切弁ボックス据付図
(T-25) S=1:20

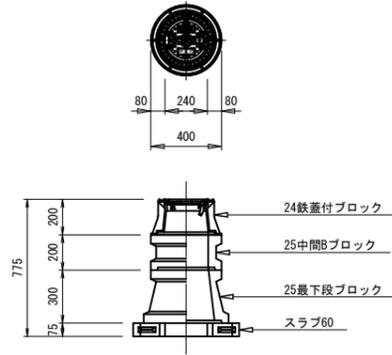

仕切弁ボックス 組合せ表 (配管口径: φ150以下)

土被り	鉄蓋付ブロック	中間ブロック	最下段ブロック	スラブ
H=0.6m	24蓋付枠	25B5	25C20	60

空気弁ボックス据付図
(T-25) S=1:20

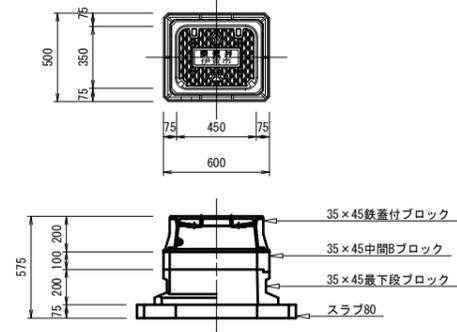

※ ドレン工に使用する

空気弁ボックス 組合せ表


土被り	鉄蓋付ブロック	中間ブロック	最下段ブロック	スラブ
H=0.6m	35×45蓋付枠	35×45B5	35×45C20	80

本設給水管

分水栓口径: 給水口径 ≤ φ20の場合 φ20mm
給水口径 ≥ φ25の場合 給水口径


Aタイプ

給水口径 ≤ φ25

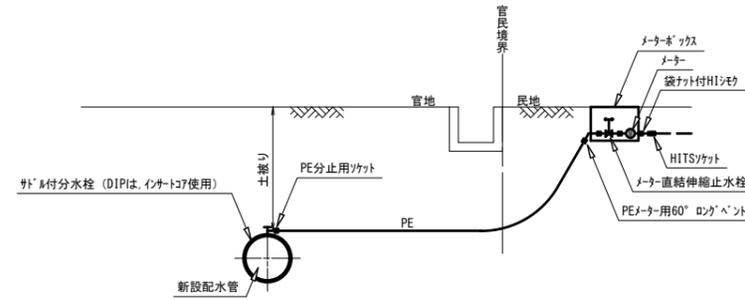

Bタイプ



給水口径 ≤ φ25

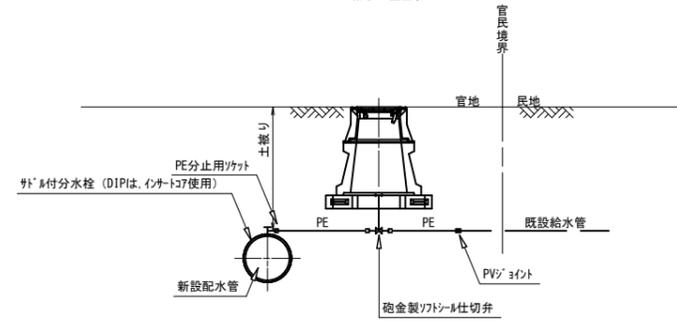

この図面は、A1サイズを原寸とする。


工事名称	伊賀市水道施設設備事業 配水管布設替工事(愛宕町工区)				
図面名称	各種標準図				
施工場所	伊賀市上野愛宕町地内				
縮尺	図示				
設計月日	令和	年	月	日	図面番号
審査	課長	係長	主任	設計	6
伊賀市 上下水道部					

土工断面図

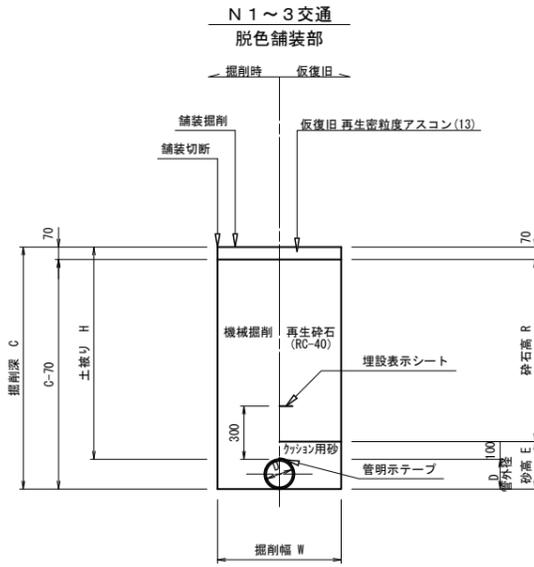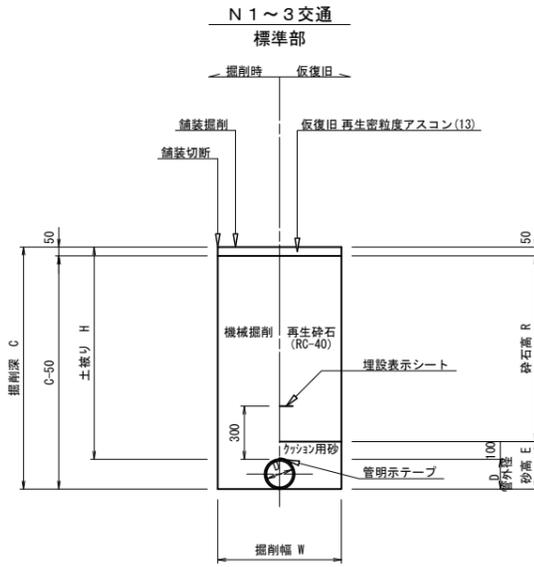


給水(宅内)


宅内As

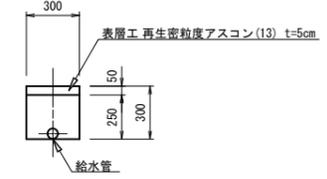

宅内Co

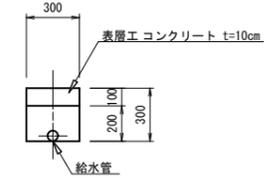

宅内Gr

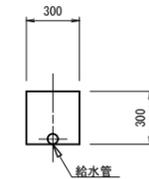

土工 寸法表 (mm)

番号	管種・管径 (φ)	管外径 (D)	土被り (H)	掘削深 (C)	掘削幅 (W)	砂 高 (E)	砕石高 (R)	備考
A-1	HPPE φ 75	90.0	600	690	550	190	450	
A-2	HPPE φ 75	90.0	1050	1140	550	190	900	
B-1	PE φ 50以下	60.0	600	660	550	160	450	
B-2	PE φ 50以下	60.0	950	1010	550	160	800	
C-1	SUS φ 50以下	60.0	600	660	600	160	450	

土工 寸法表 (mm)

番号	管種・管径 (φ)	管外径 (D)	土被り (H)	掘削深 (C)	掘削幅 (W)	砂 高 (E)	砕石高 (R)	備考
A-3	HPPE φ 75	90.0	1050	1140	550	190	880	

この図面は、A1サイズを原寸とする。

工事名称	伊賀市水道施設設備事業 配水管布設替工事(愛宕町工区)
図面名称	土工断面図
施工場所	伊賀市上野愛宕町地内
縮尺	1:20
設計月日	令和 年 月 日 図面番号
審査	課長 係長 検定 設計 7
伊賀市 上下水道部	