



# 施工箇所

- ・構造物取壊し
- ・FRP配水池撤去
- ・ネットフェンス撤去

- ・配水池撤去跡埋戻し

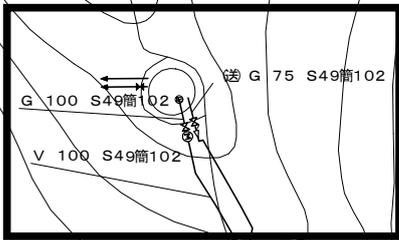


- ・仕切弁ボックス撤去

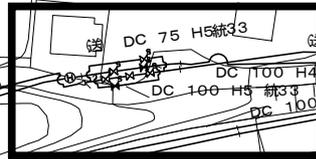


- ・計装盤撤去
- ・引込柱撤去
- ・地下ピット床版取壊し
- ・地下ピット底板取壊し(穴あけ)
- ・コンクリート舗装取壊し
- ・仕切弁ボックス撤去
- ・消火栓ボックス撤去


- ・RC埋戻し
- ・コンクリート舗装
- ・消防ホース格納箱移設

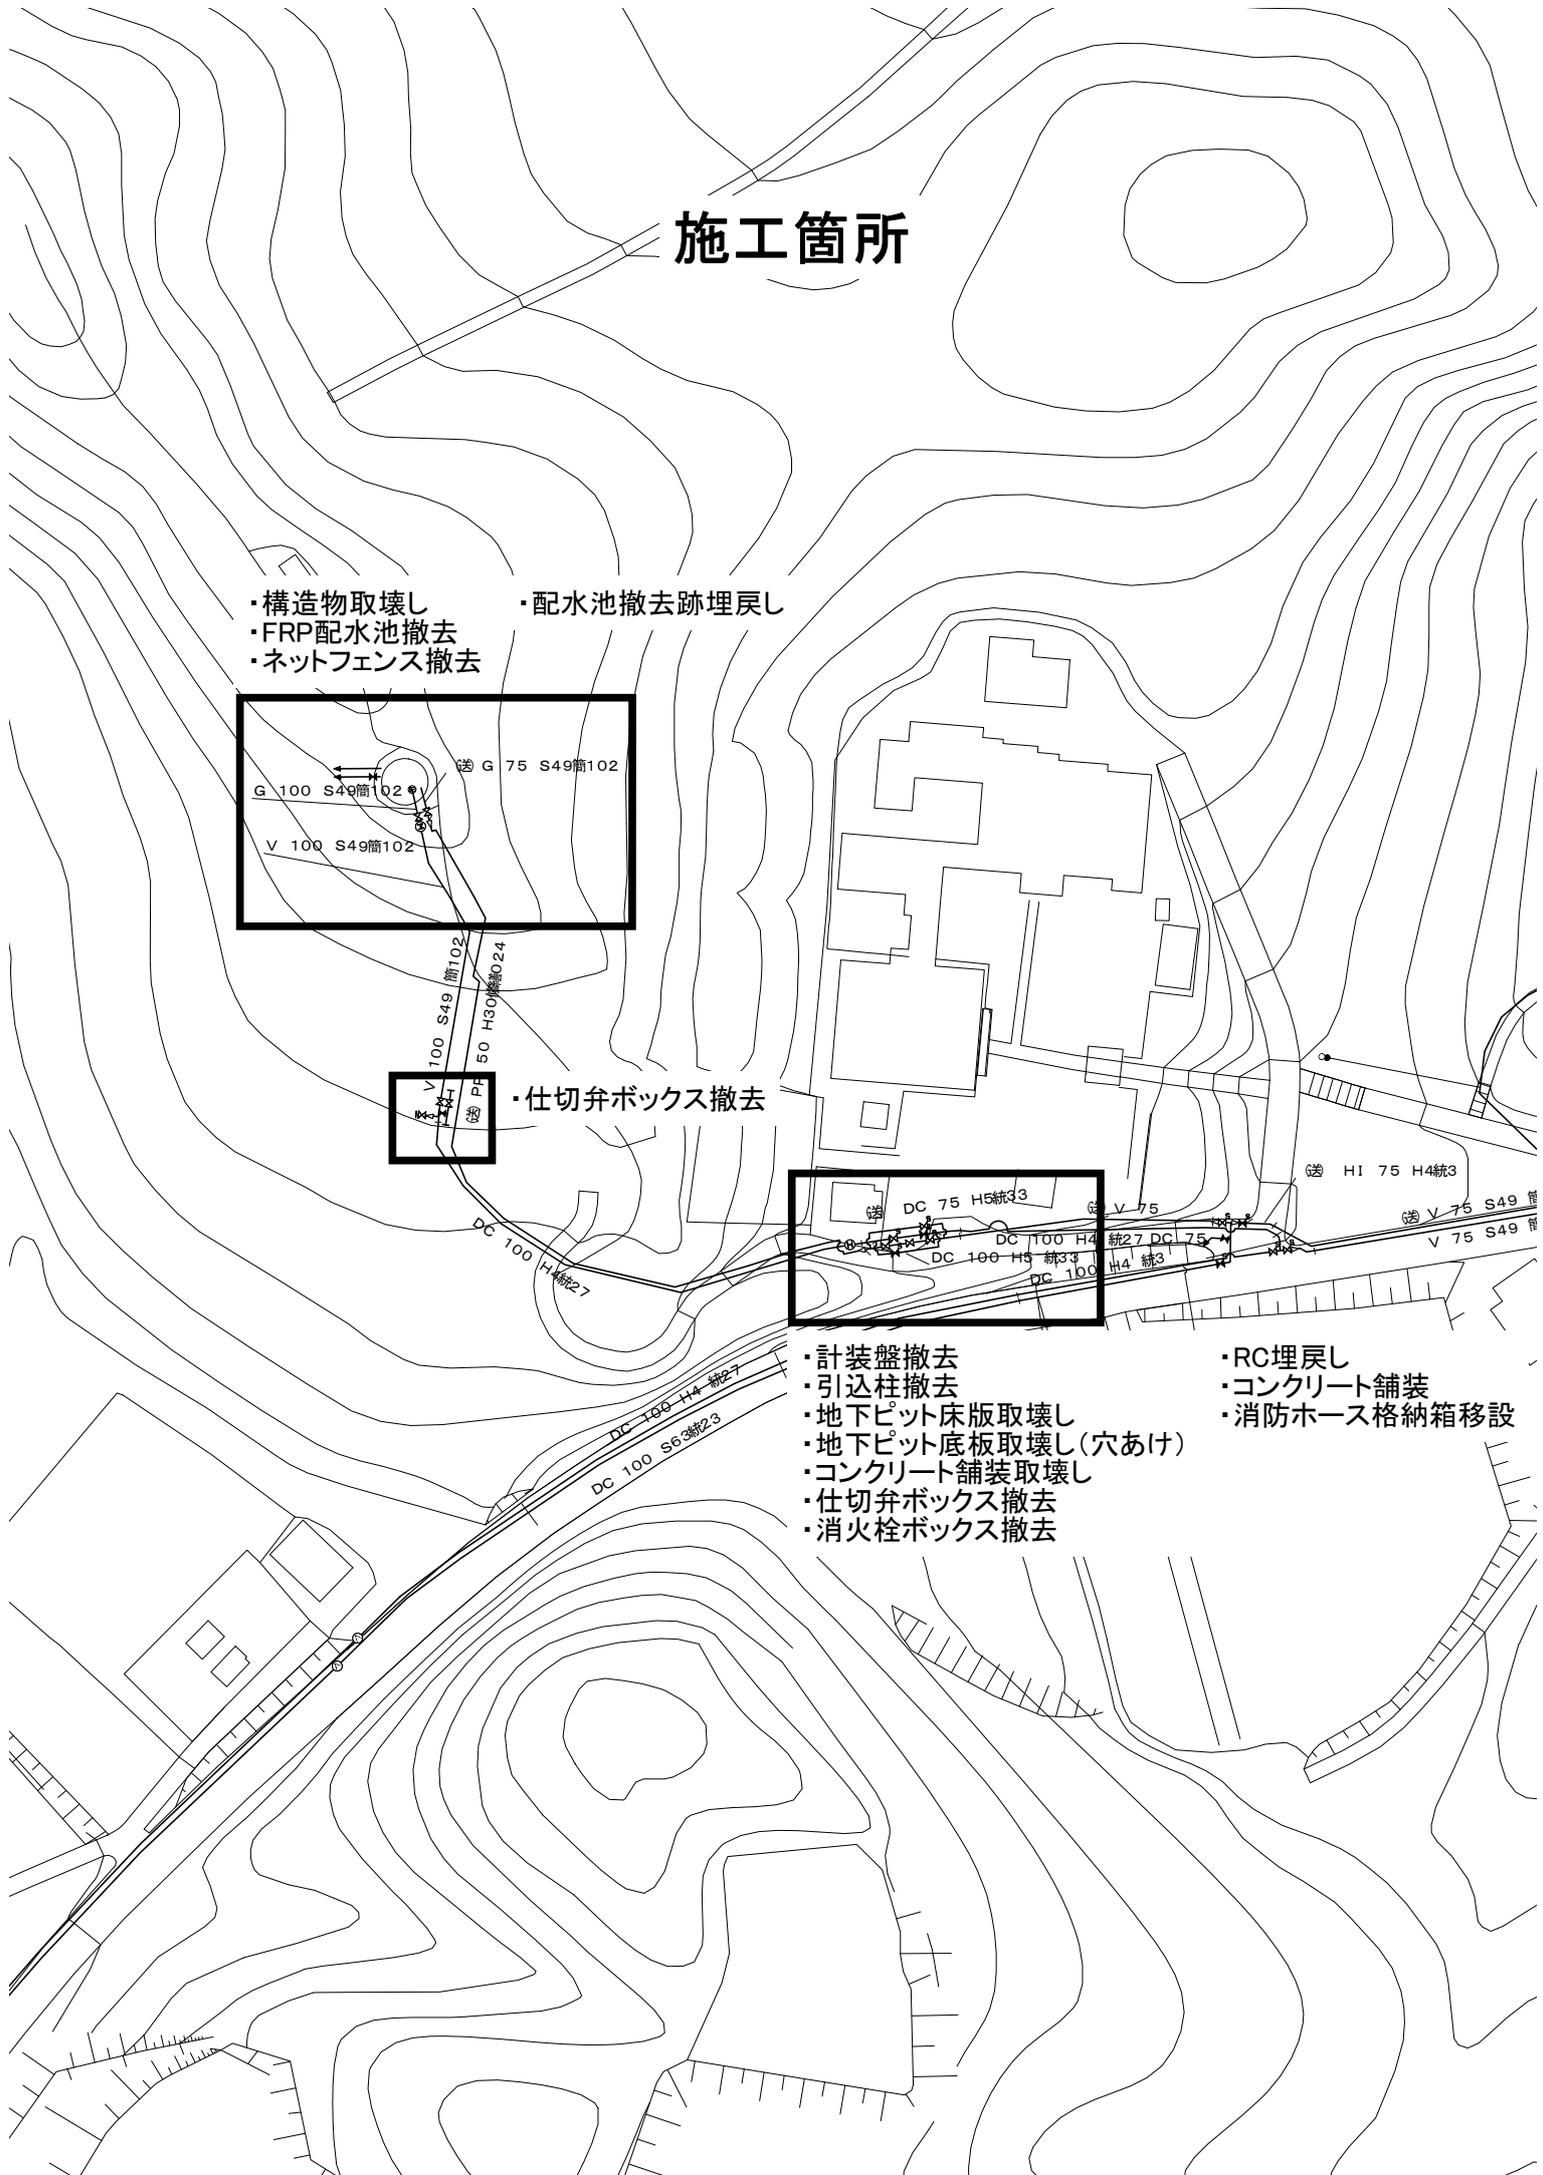

配水池平面図 縮尺 1/100

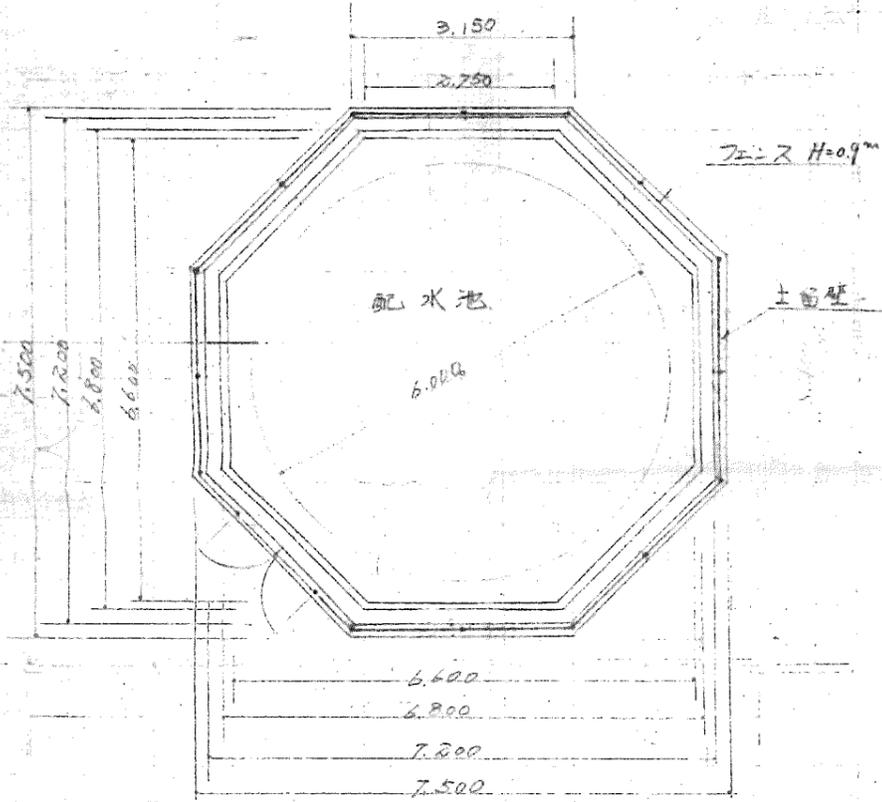


門工法図 縮尺 1/50

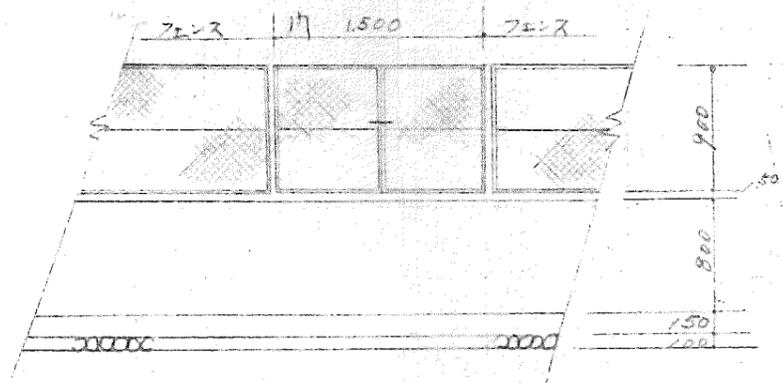


フェンス工法図


側面図 縮尺 1/50

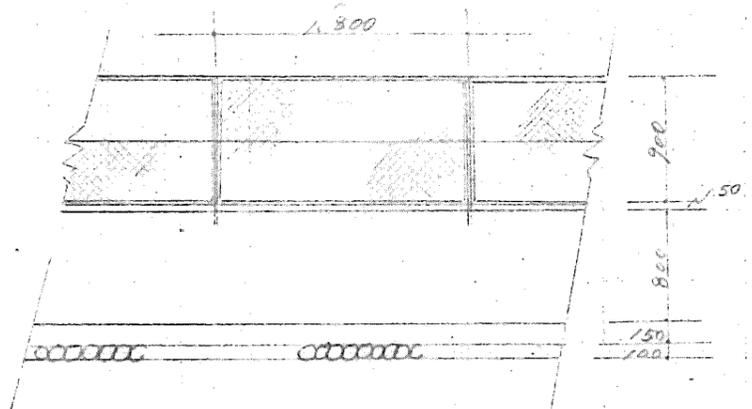


配水池断面図 縮尺 1/100

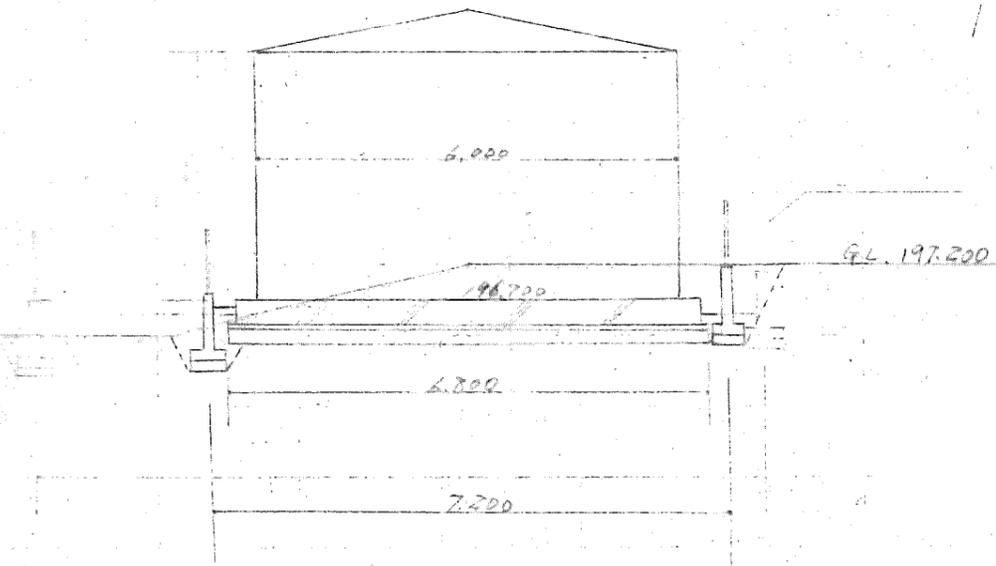



断面図 縮尺 1/50

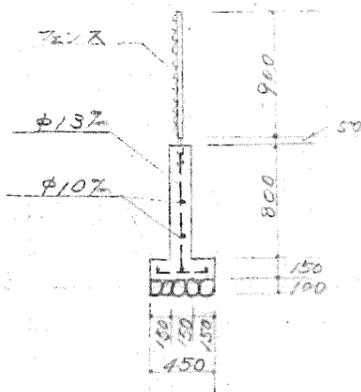

配筋詳細図 縮尺 1/20

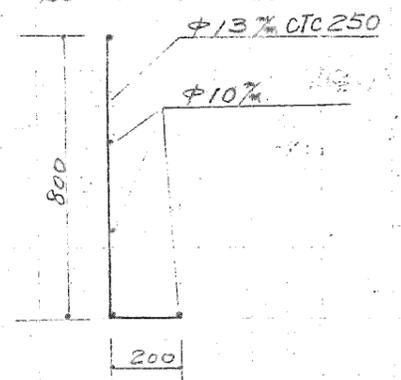


FRP配水池撤去 参考図

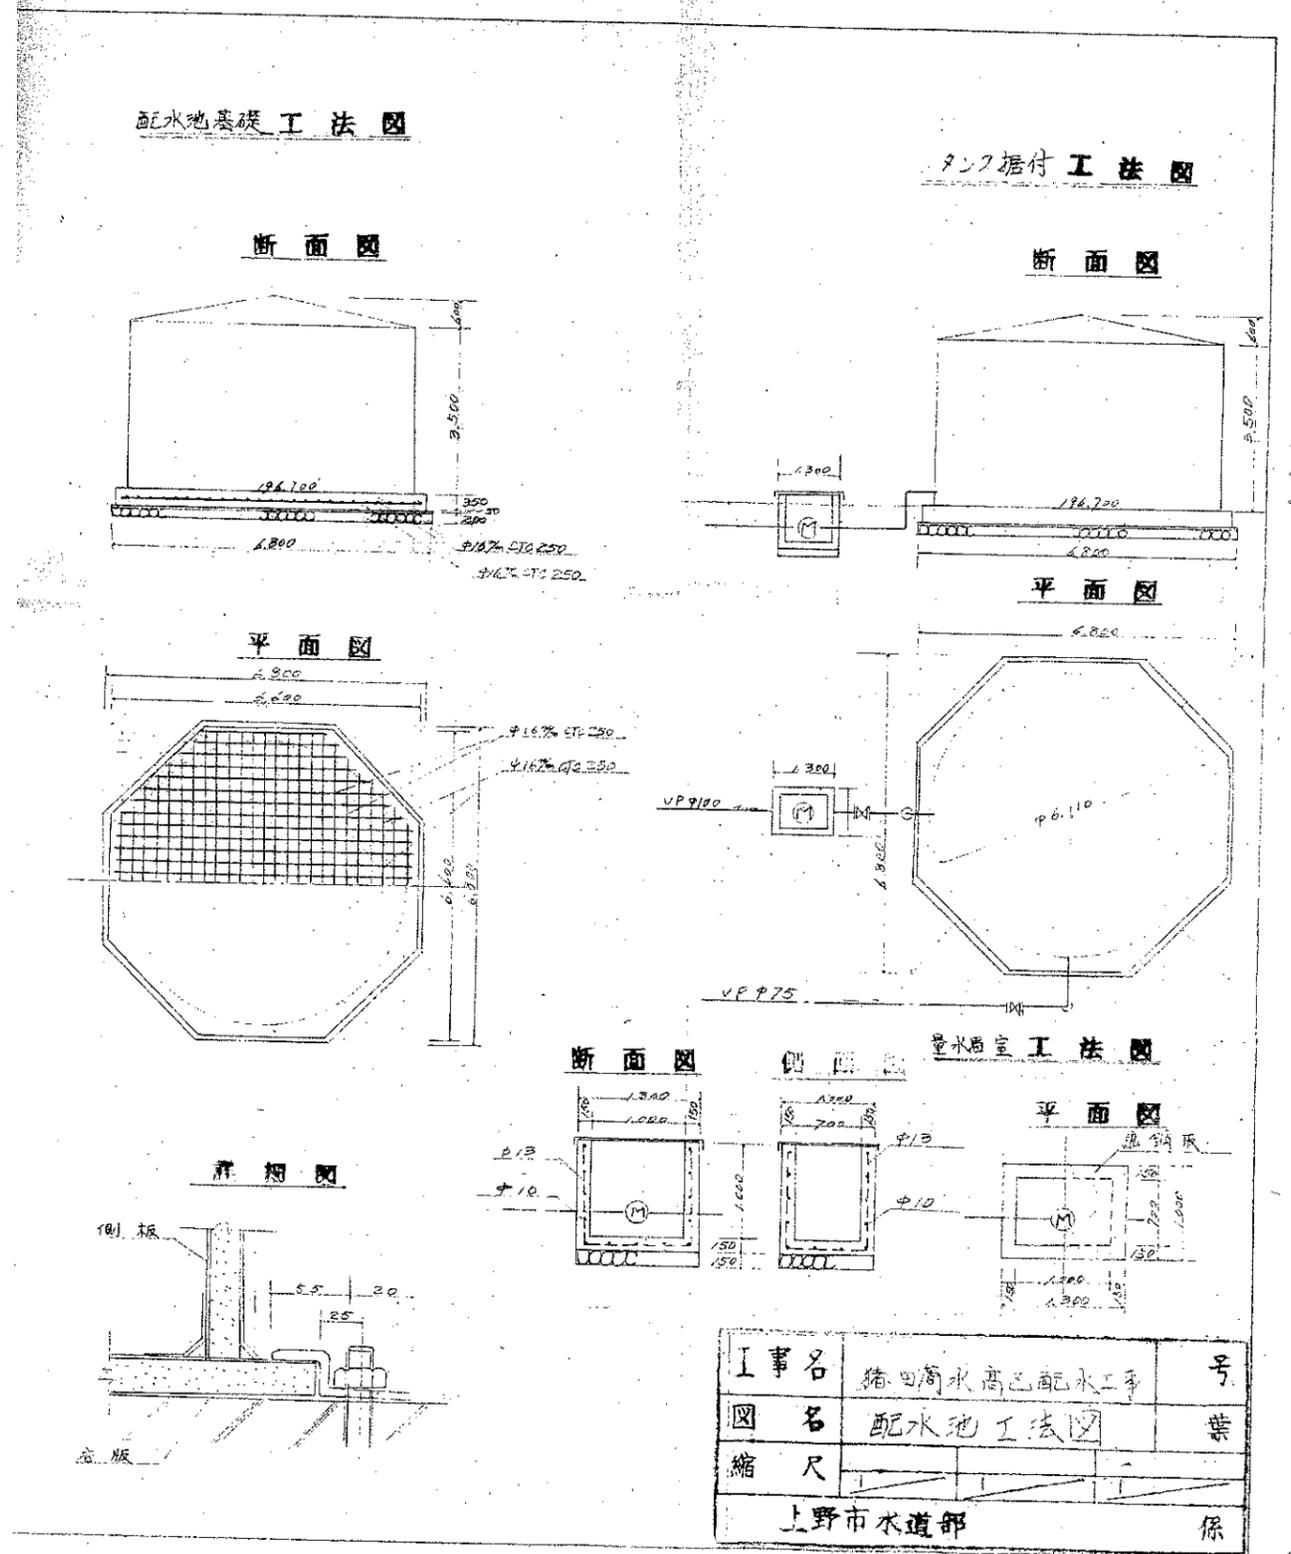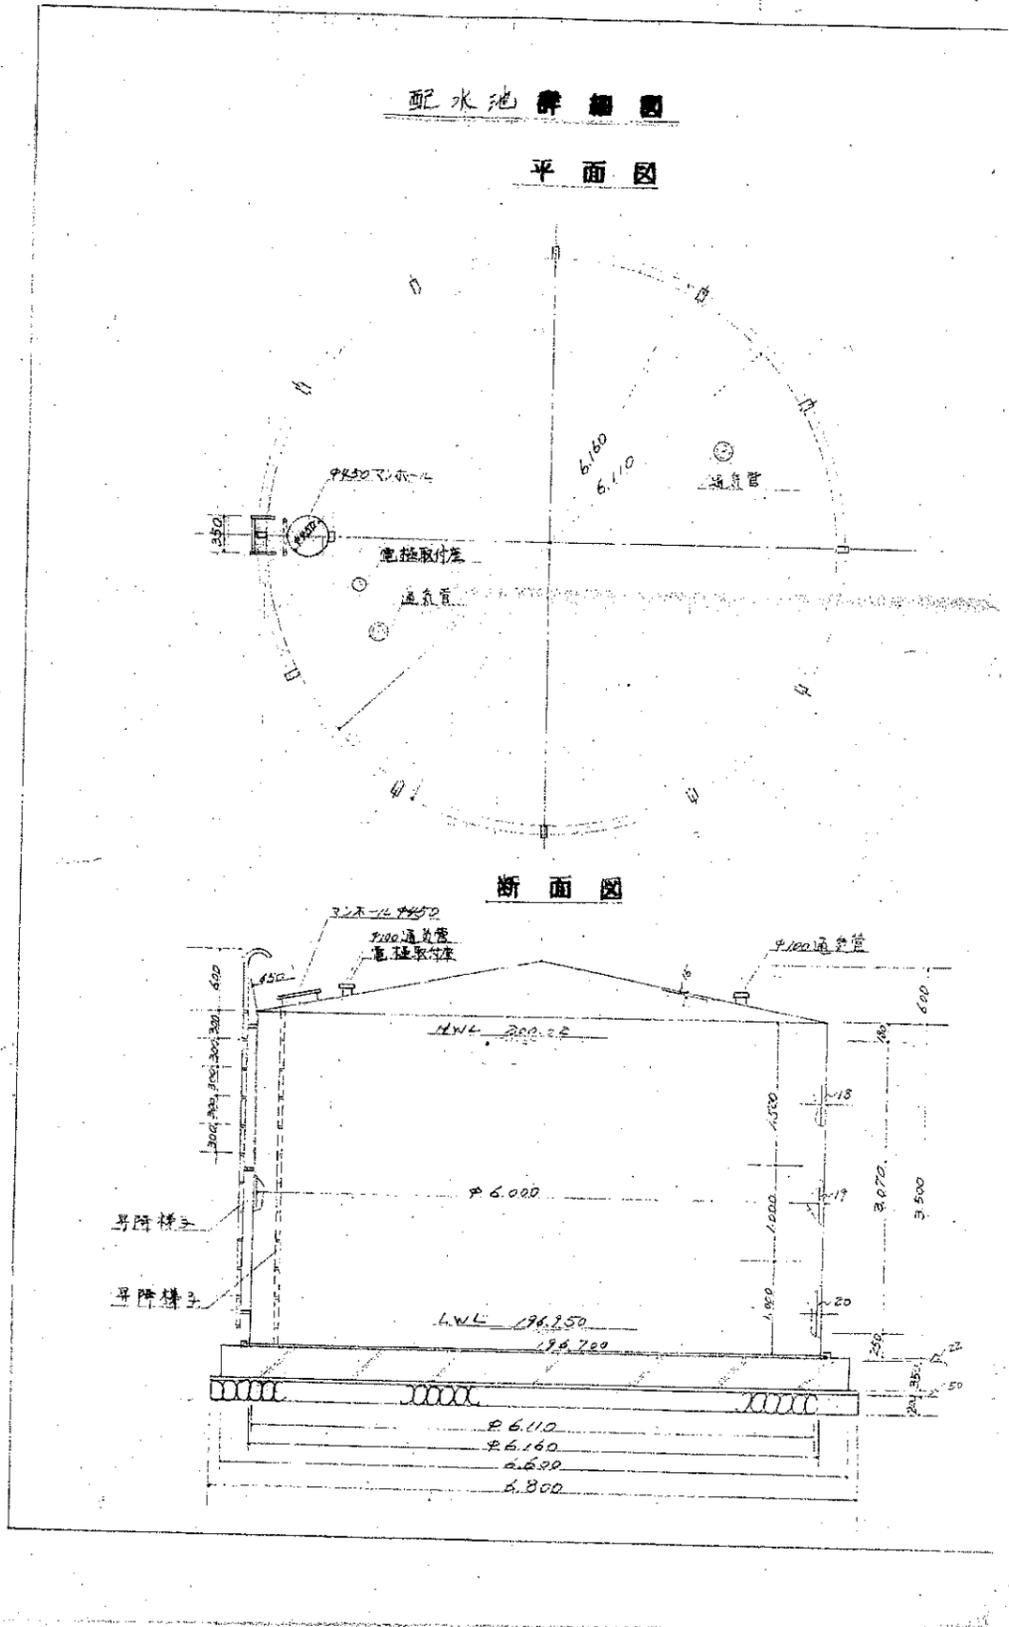


工事名	猪田河水高已配水工事	号
図名	配水池工法図	葉
縮尺		
上野市水道部		係

平面図 S=1:30

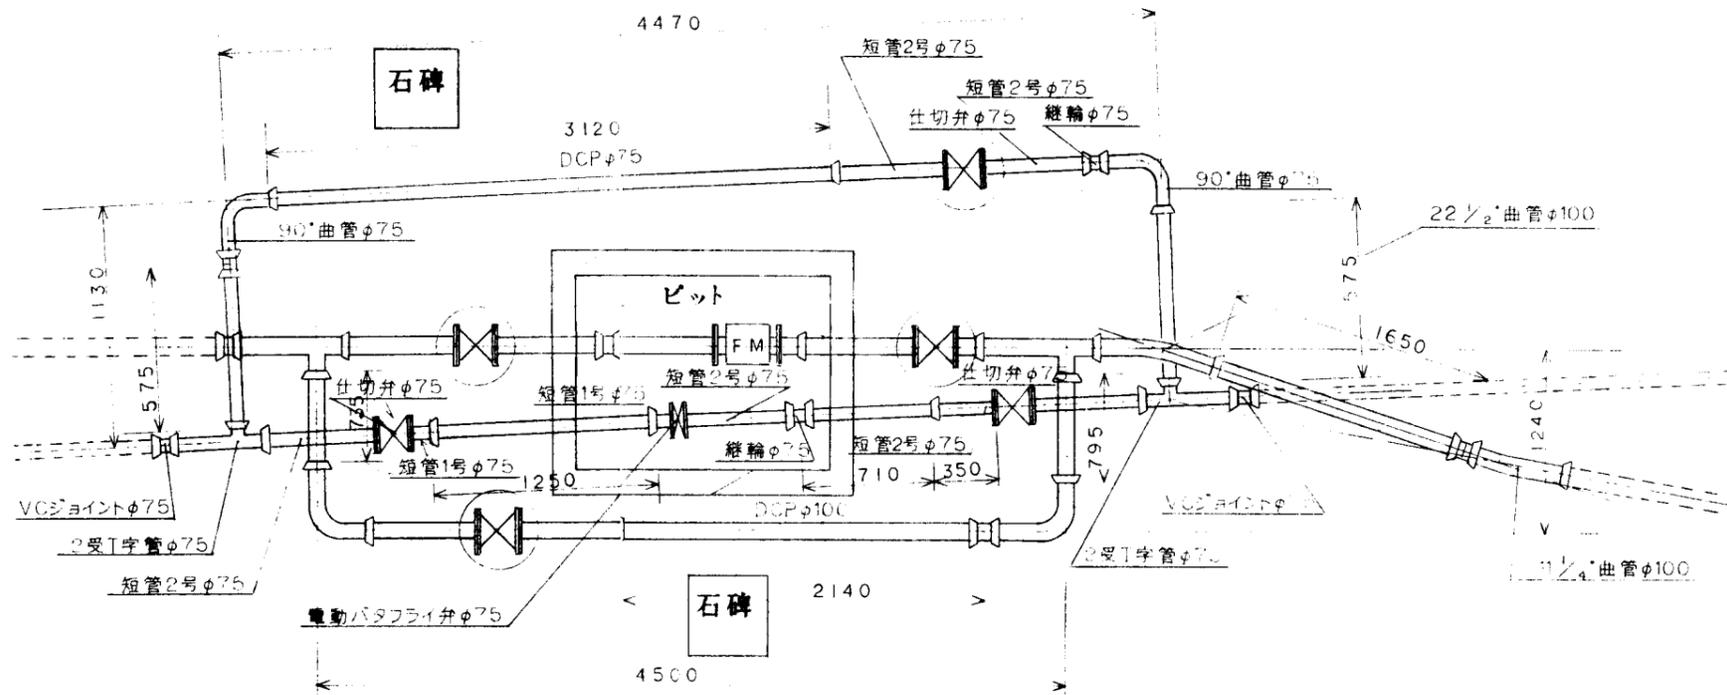

断面図 S=1:30

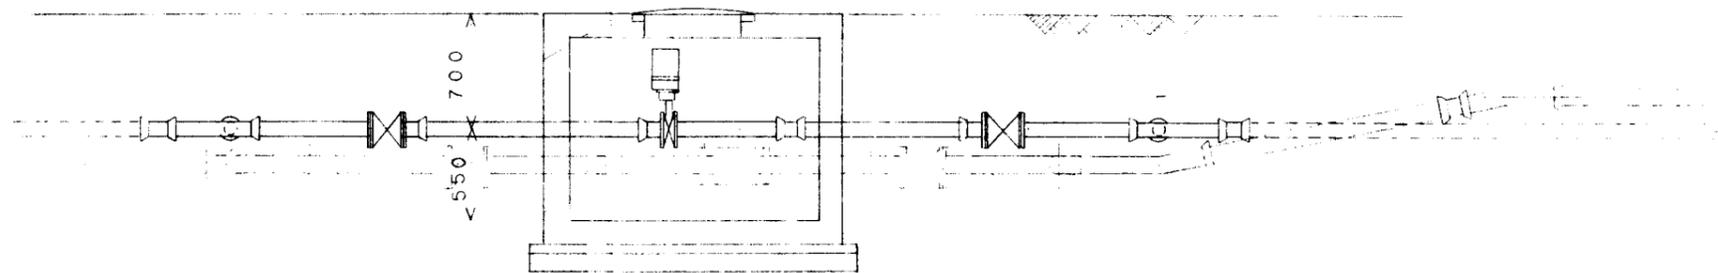

上野市水道部様		事業名	統合簡易水道施設整備事業
設計		製図	第三角法 R 度
製図	H6.5	H.S	名 電動弁設備工事図
変更	H6.5	H.S	
変更			1 30
三愛物産株式会社			図番 D2-0260-11