


平面図 S=1/200

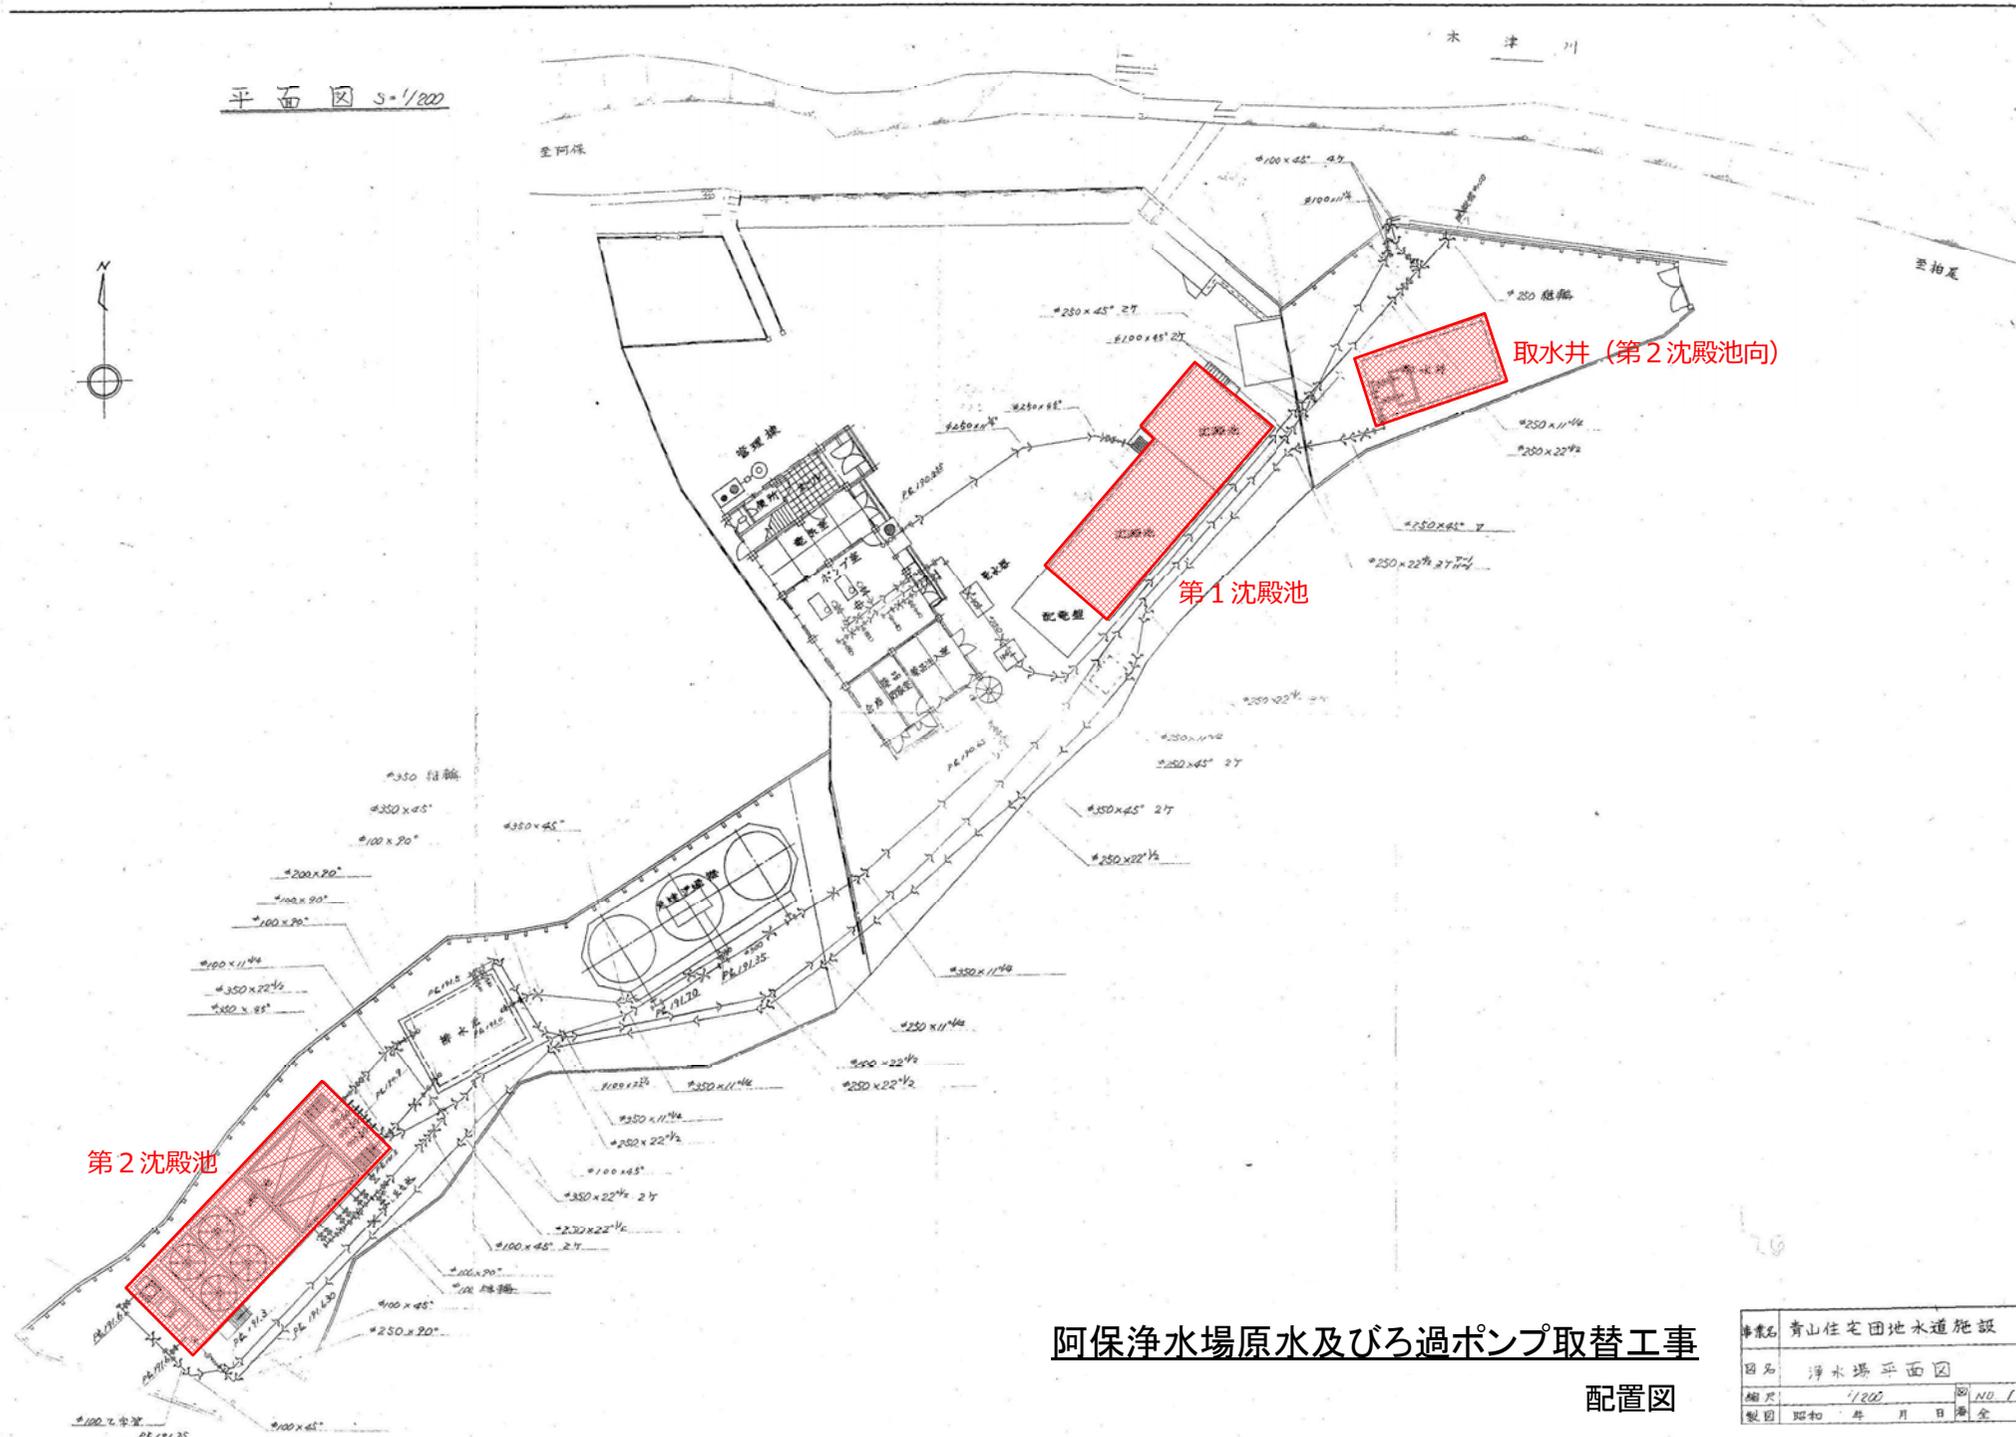


阿保浄水場原水及びろ過ポンプ取替工事

配置図


事業名	青山住宅田地水道施設		
図名	浄水場平面図		
縮尺	1/200	NO. 1	
製図	昭和	年	月

取水ポンプ配管受台基礎図 S=1/20

平面図

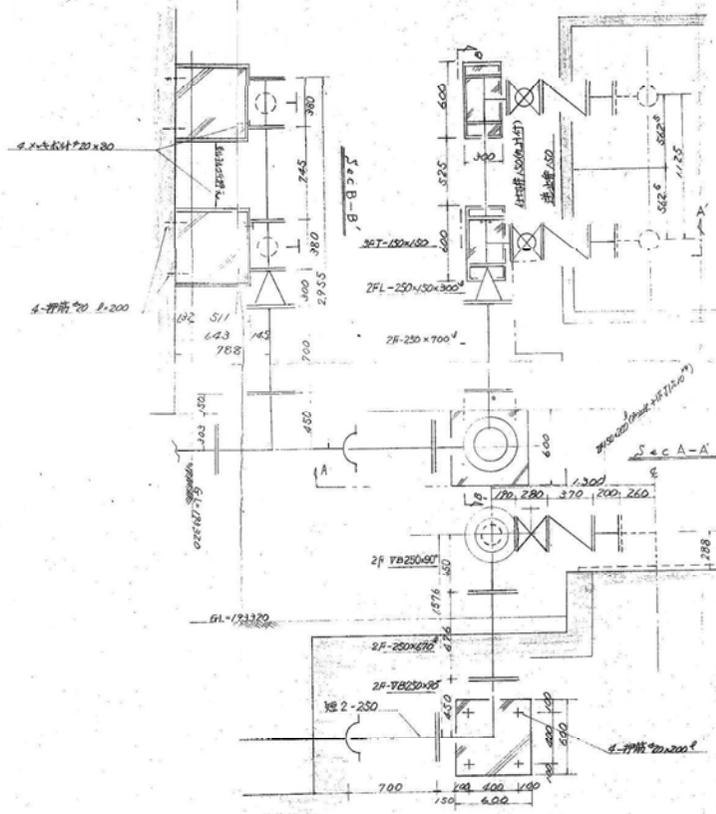

取水ポンプ掘付図 S=1/40

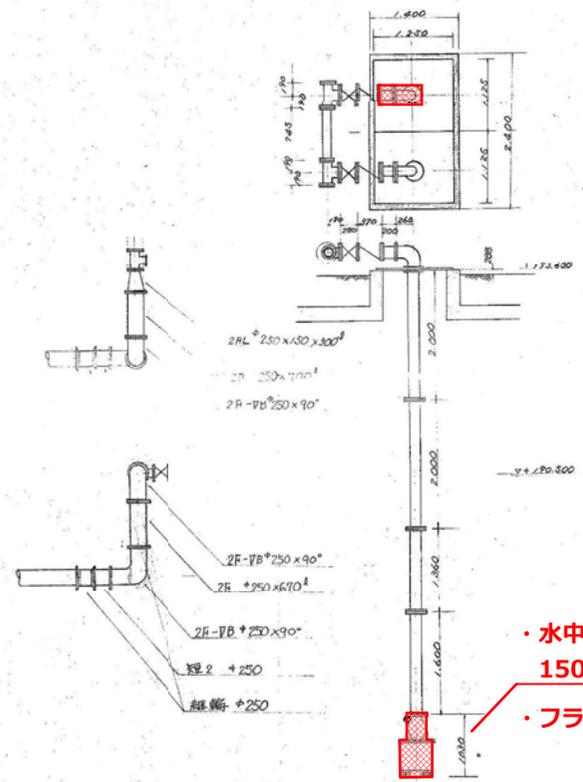



- ・水中ポンプ取替え
150A 2m³/min×9m×7.5kw
- ・フランジ継手材10k 5組

阿保浄水場原水及びろ過ポンプ取替工事


取水井(第2沈殿池向)

名称	青山住巴団地水道施設
地区名	
図名	取水ポンプ配管図
図面番号	集中の 4 縮尺 1/20・1/40

- ・水中ポンプ取替え
100A 1m³/min×10m×3.7kw
- ・フランジ継手材10k 3組

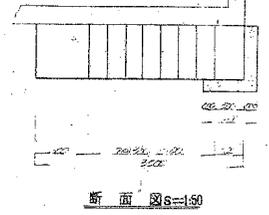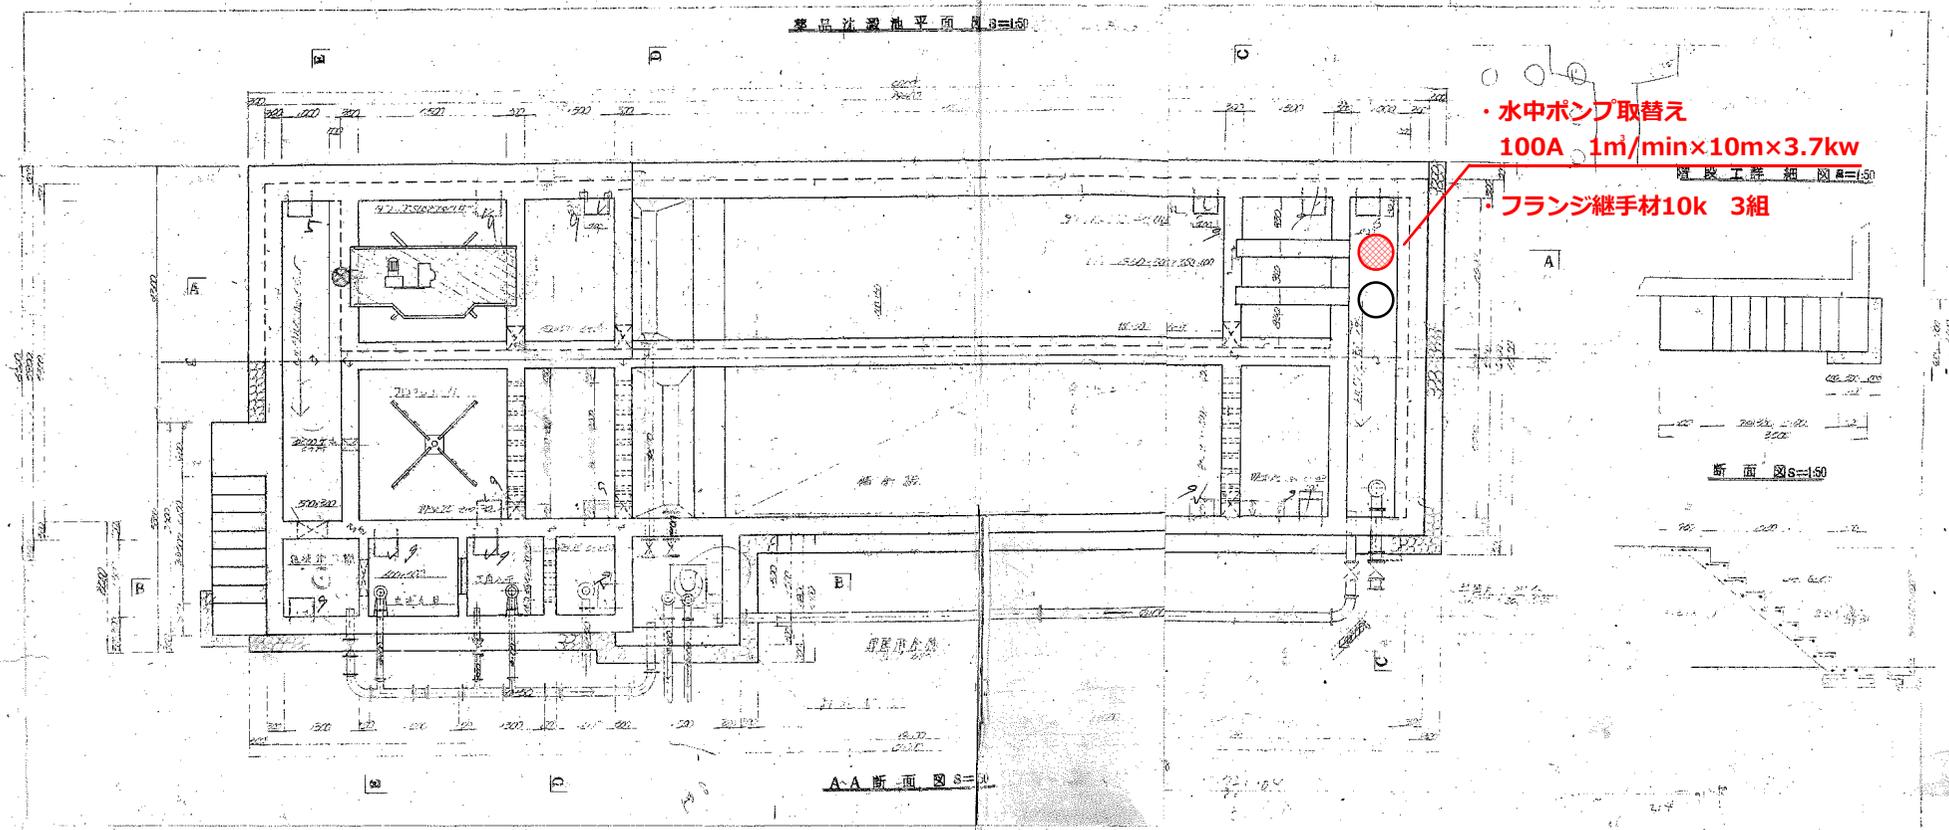


A-A断面図 3=150

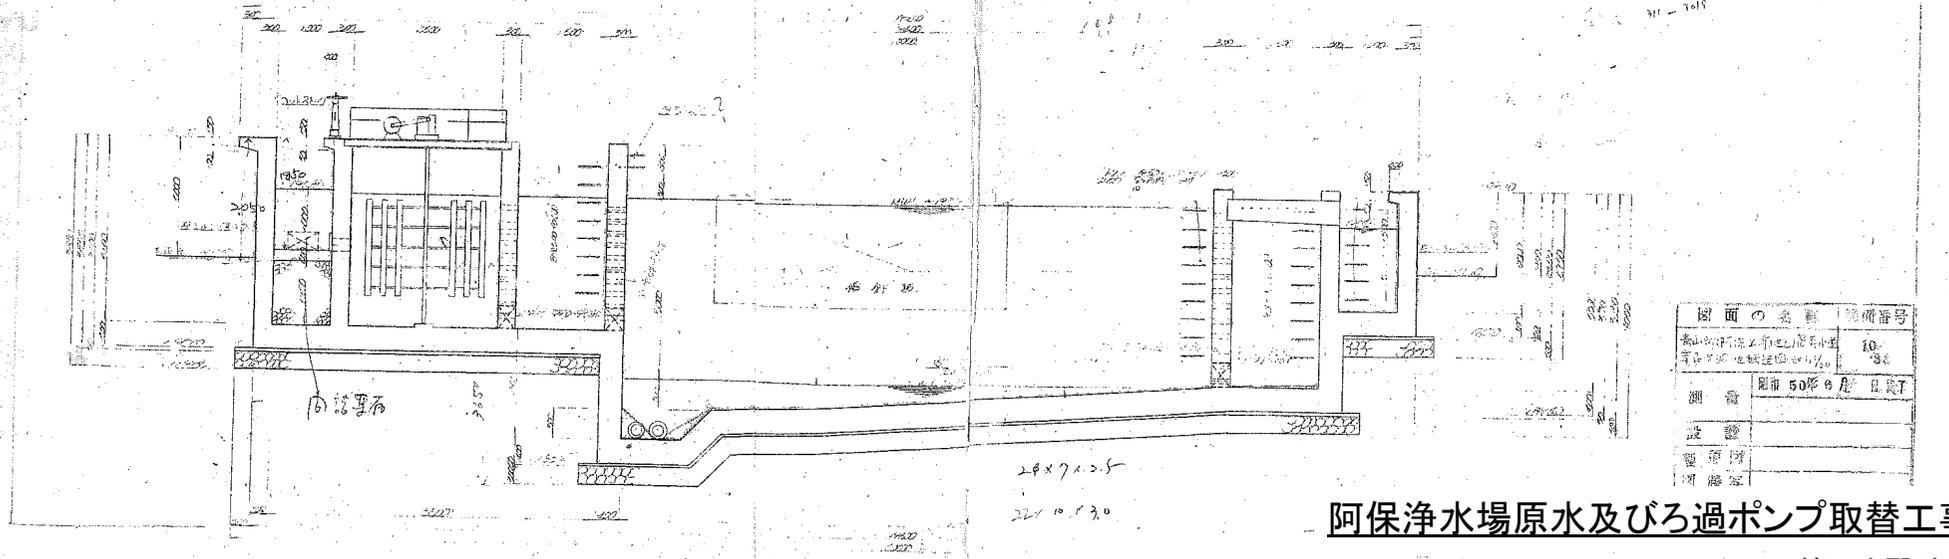


図面の名称	設備番号
原水沈殿池(新設)ポンプ取替工事 ポンプ取替機組立図(1/2)	10-18
測繪	昭和50年9月 日 製作
設備	
製図	
校閲	

阿保浄水場原水及びろ過ポンプ取替工事


第1沈殿池

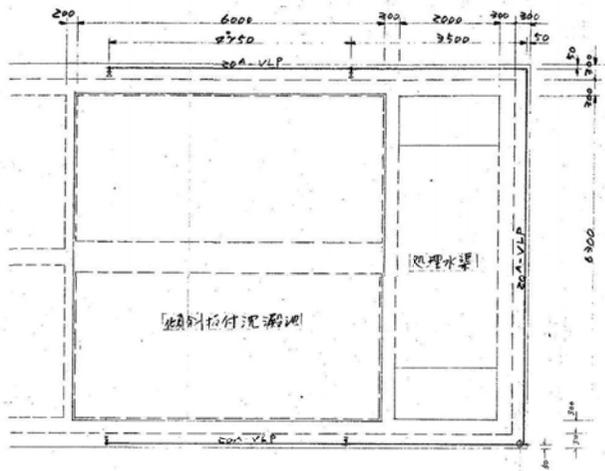


洗浄用圧力水配管

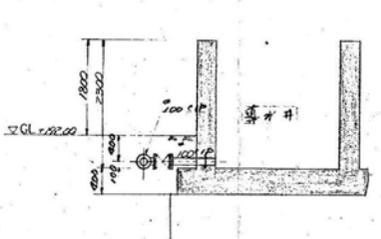

C~C断面図

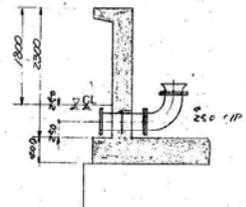


D~D断面図

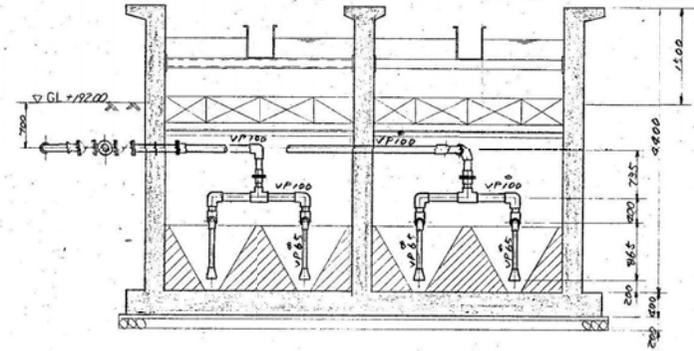

B~B断面図

- ・水中ポンプ取替え
150A 2m³/min×15m×11kw
- ・台板 150A 曲管付き
- ・線出管 150A L=2500 SUS製
- ・フランジ継手材10k 3組

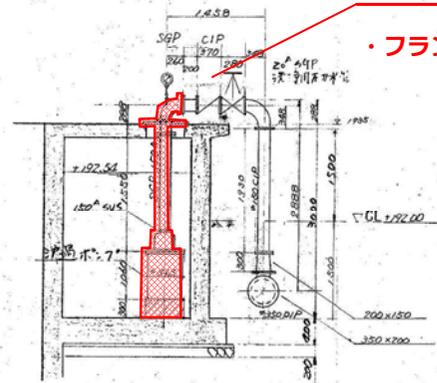

E~E断面図

阿保浄水場原水及びろ過ポンプ取替工事

第2沈殿池

事業名	阿保浄水場原水及びろ過ポンプ取替工事		
図名	第2沈殿池配管図(その2)		
縮尺	1/40	図	7
製図	昭和56年7月	日	全