
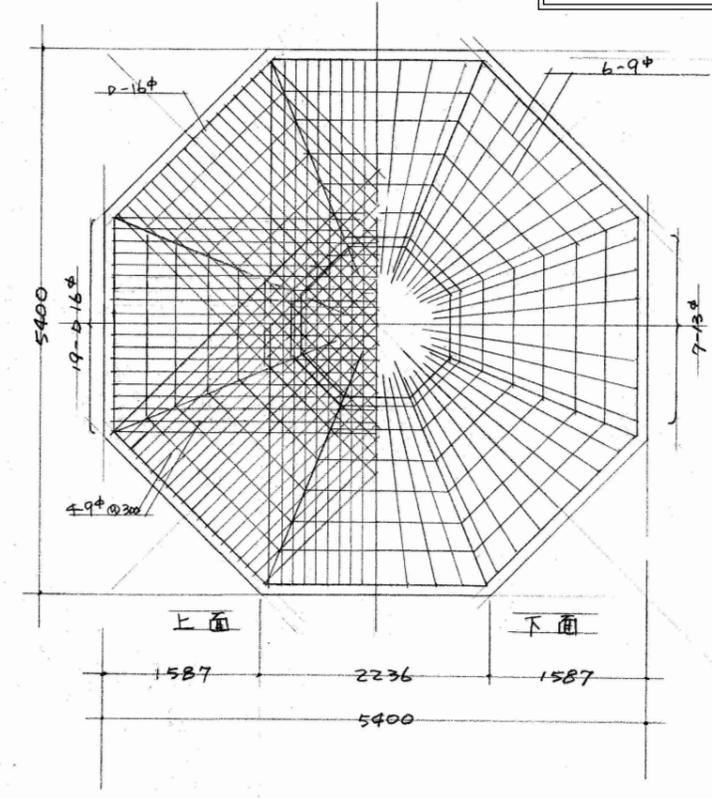
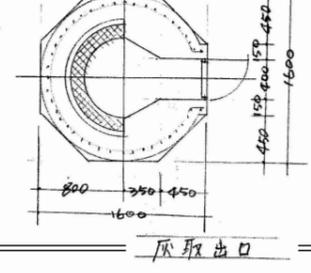
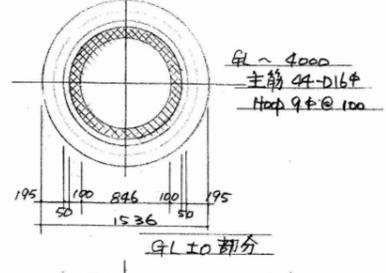
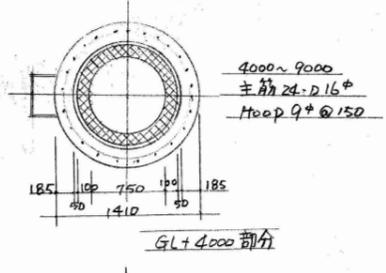
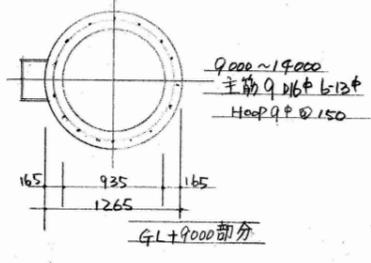
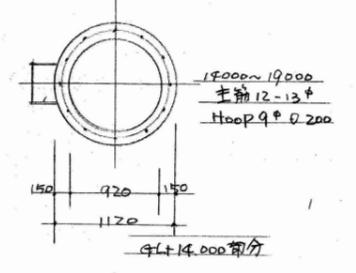
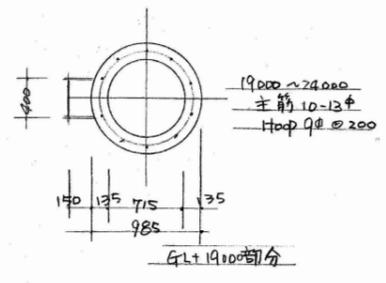


名称 伊賀市営共同浴場しろなみ湯解体工事	
図名 煙突詳細図	縮尺 S=1:50
図面番号 A-24	


準線 2% GL 21 H=3000.7F
 煙突筒化口=11管中30=7養生
 準線支持金具 20×F4
 地中鋼板 6×900×900

紙金庫付避雷針 JIS規格 中型
 17×211×7.4×2.2³ l=1800


10φ @ 750
 FB 35×6
 6P @ 200

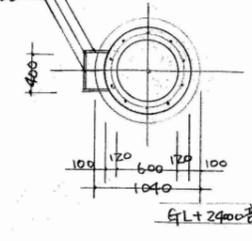

基礎配筋図 1/50

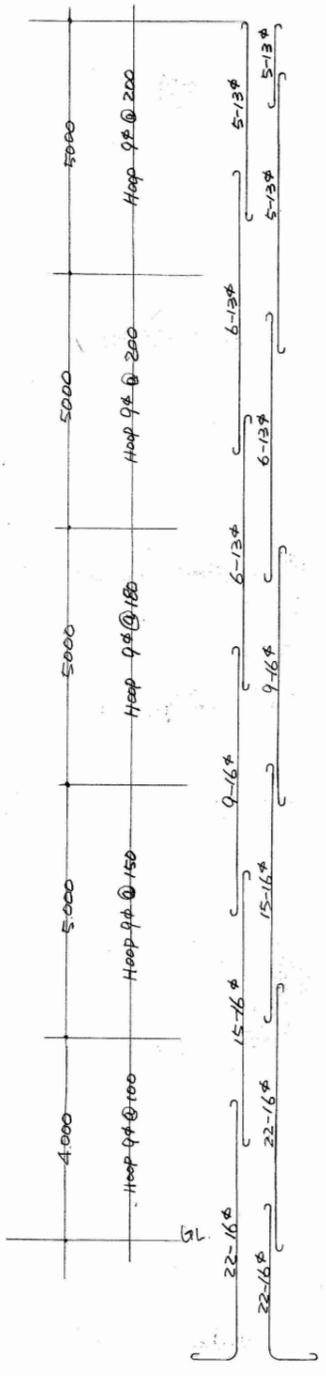

主筋継手指示図 1/100

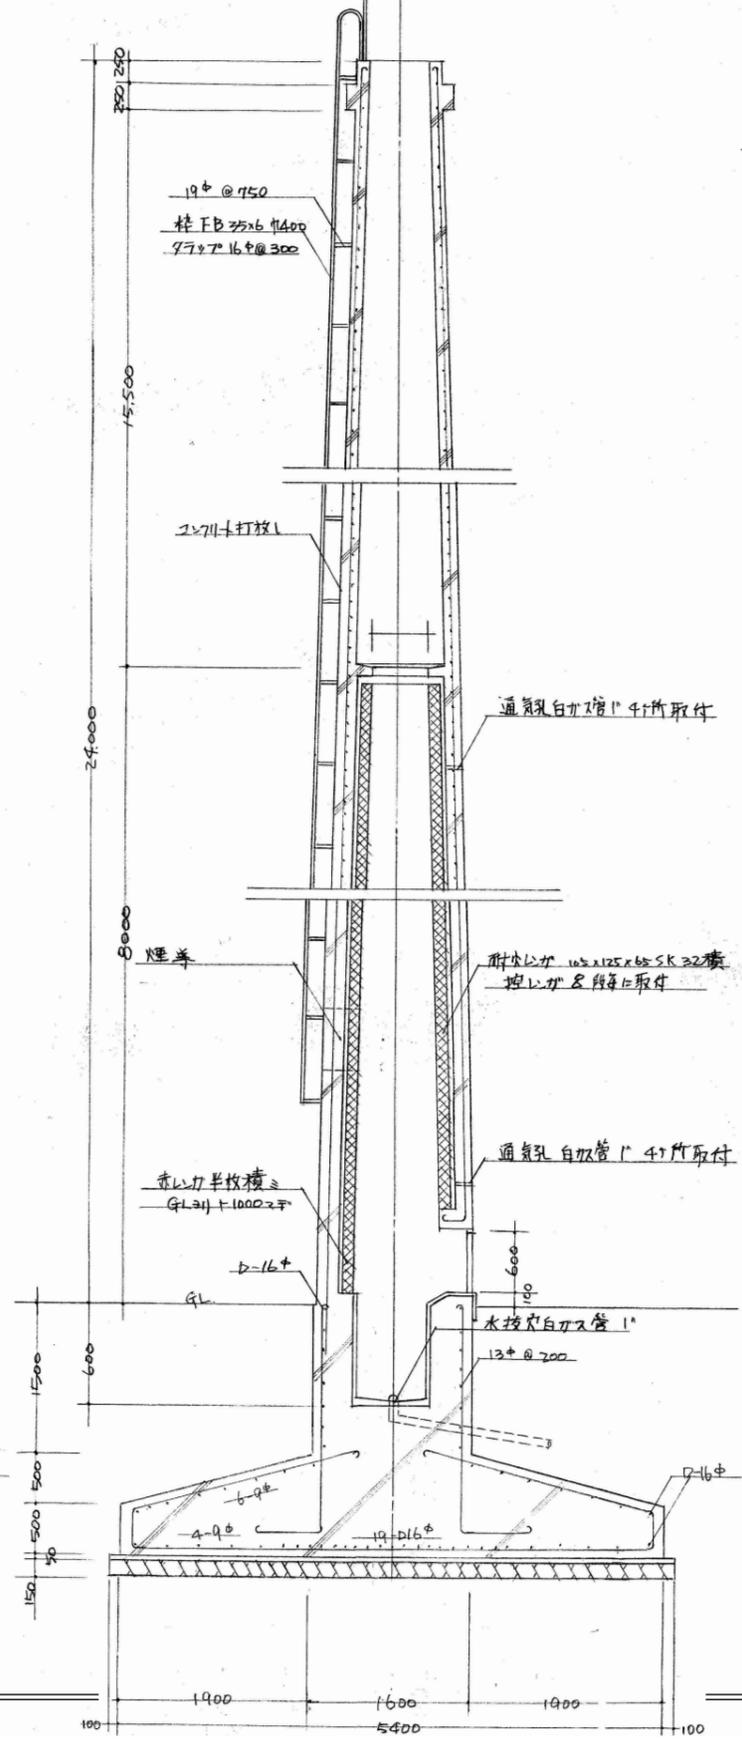

煙突

通気孔白灰管 1' 4寸所取付

耐火レンガ 100×125×65 SK 22積
100×125×65 SK 22積
100×125×65 SK 22積

通気孔白灰管 1' 4寸所取付

水抜き白灰管 1'


赤レンガ半枚積
GL+1100.2F

1500
 600
 500
 50

1900
 1600
 1900
 5400
 100


幹線コンセントハ(19C 20) ソノ他(19C 16)

名称 伊賀市営共同浴場しるなみ湯解体工事	
図名 電気設備 照明設備図	縮尺 S=1:60
図面番号 E-01	

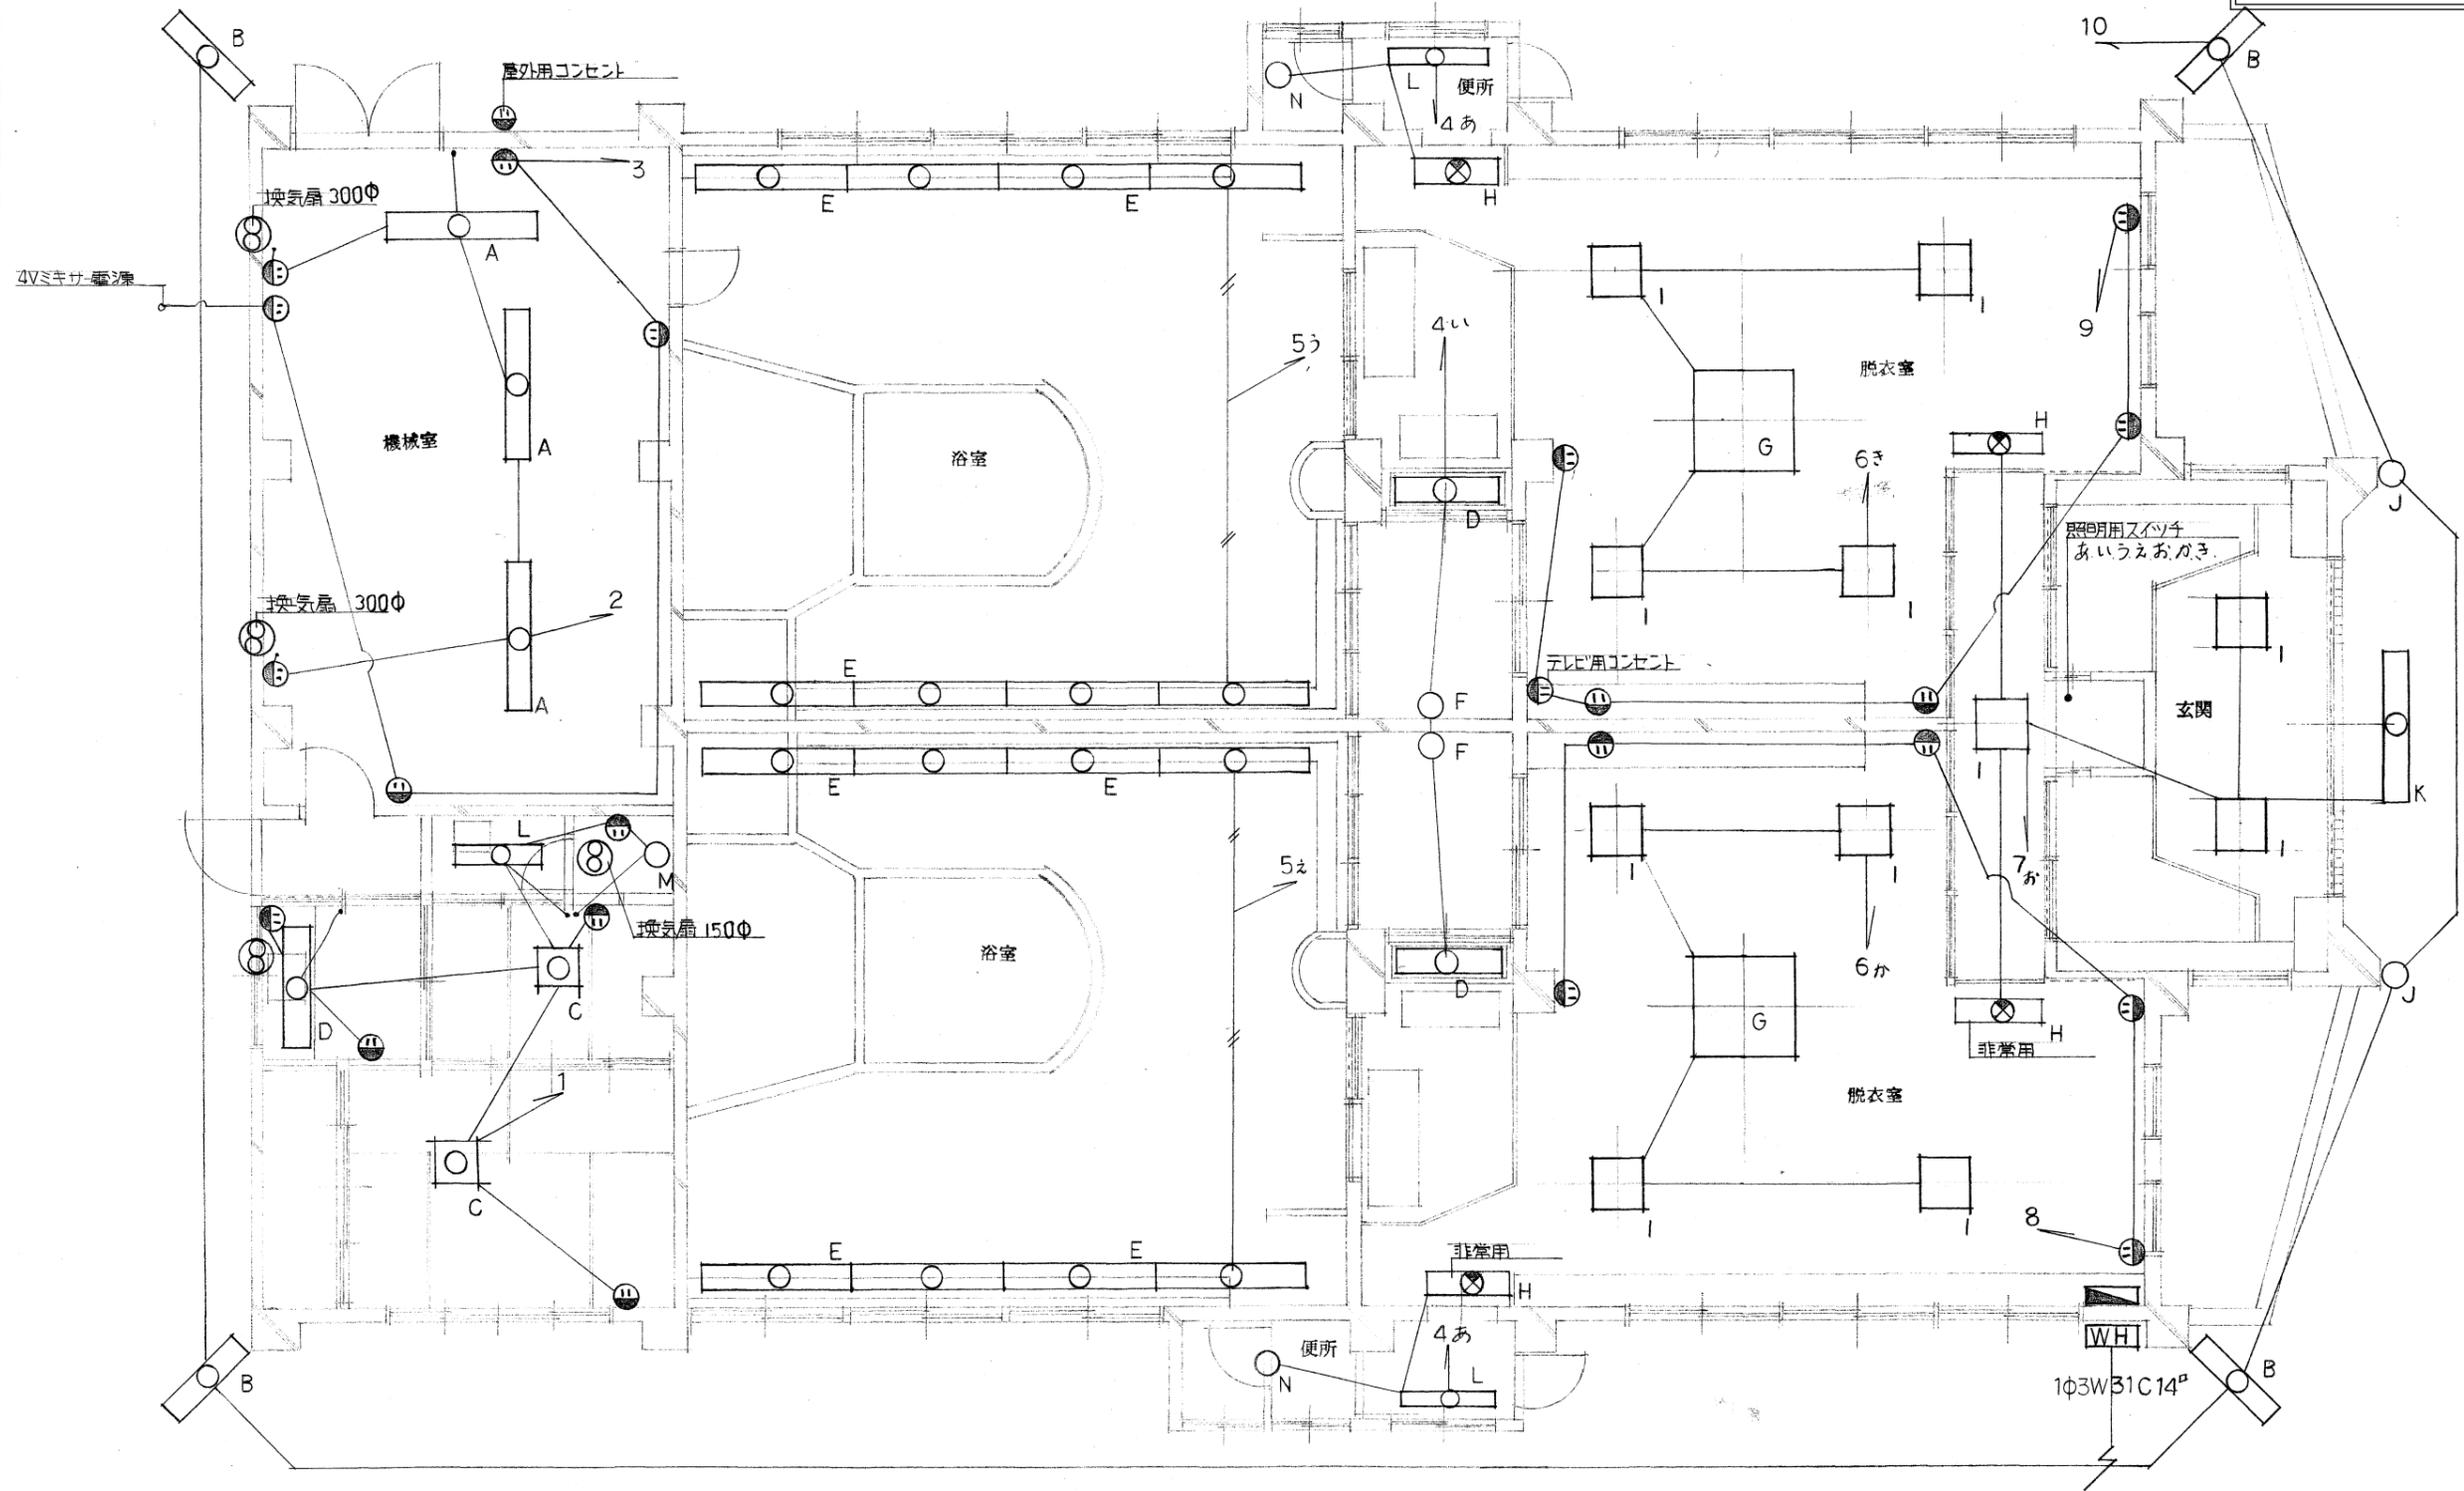

電気図 縮尺 1/60


凡 例

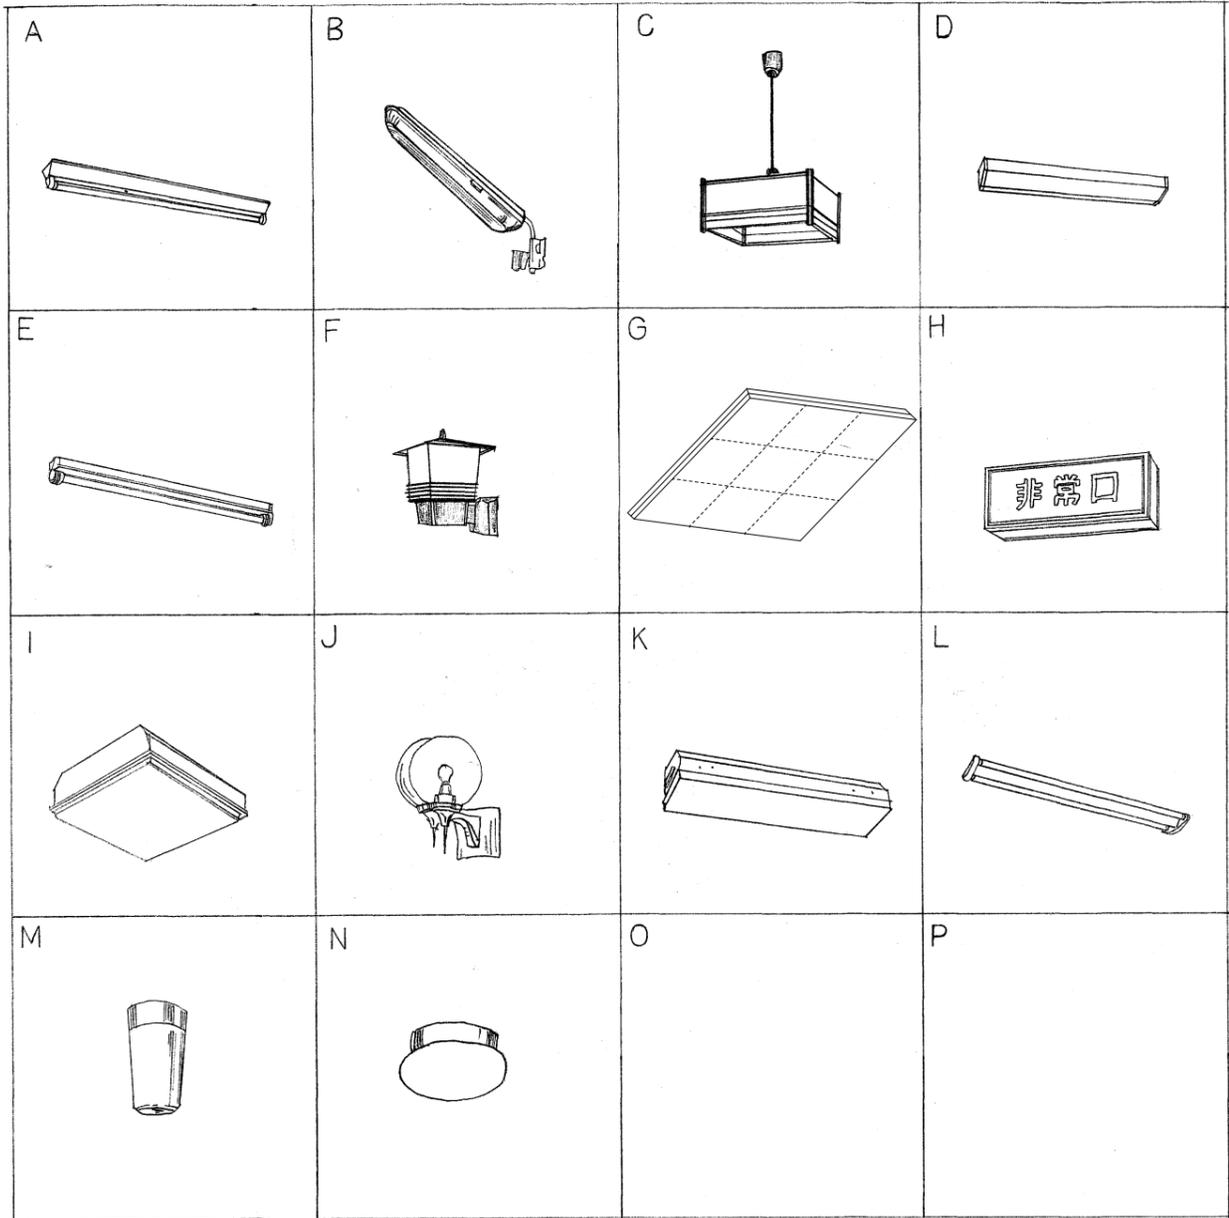


リスト

○	白熱灯	☎	電話アウトレットボックス
▬	電灯分電盤	📞	インターホン
⊗	動力分電盤	○ _{TV}	テレビ端子
▬ ⊗	蛍光灯	•	スイッチ
▬ ⊗	非常灯	⊗	スールボックス
Ⓜ	コンセント(2P 15A ダズル)		


系統図

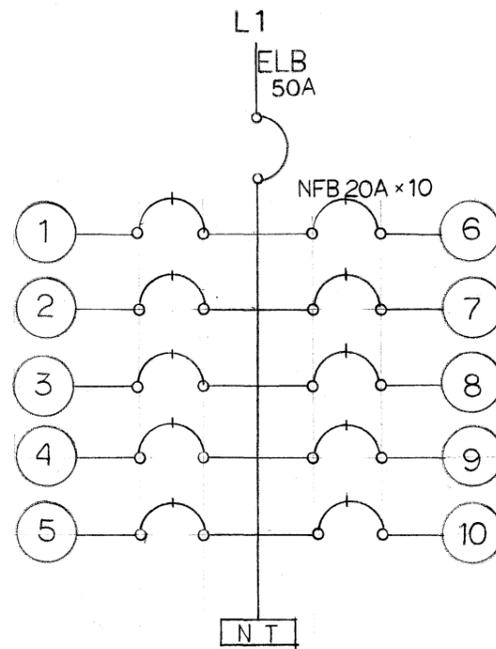


系統図

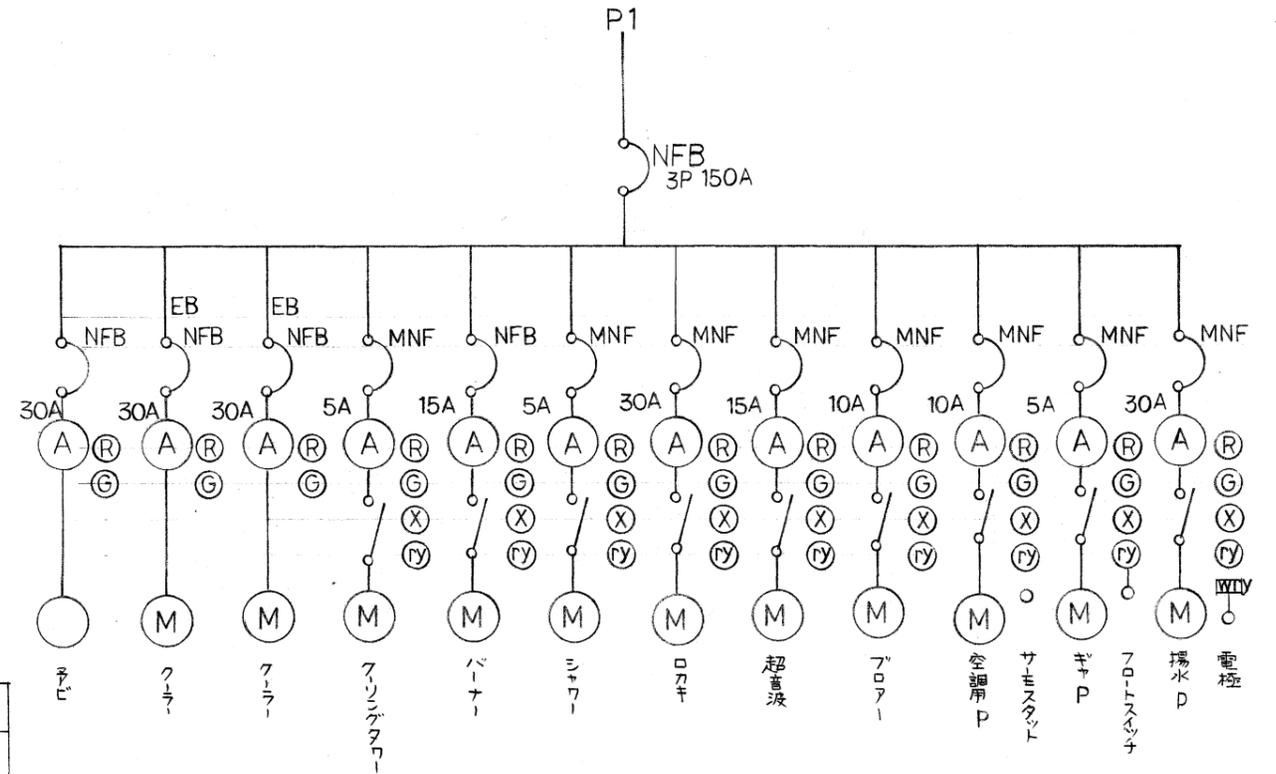

名称 伊賀市営共同浴場しるなみ湯解体工事	
図名 電気設備 照明器具姿図	縮尺 S=1:60
	図面番号 E-02

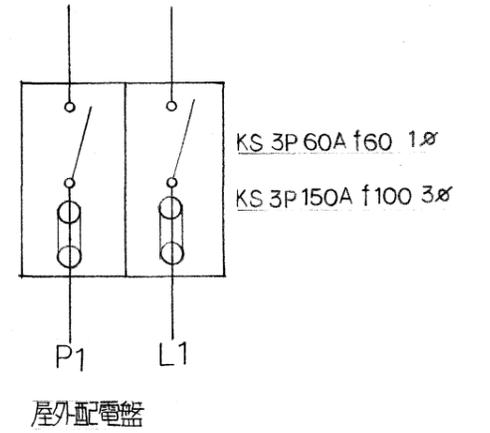


名称 伊賀市営共同浴場しるなみ湯解体工事	
図名 電気設備 機械平面図	縮尺 S=1:60
	図面番号 E-03

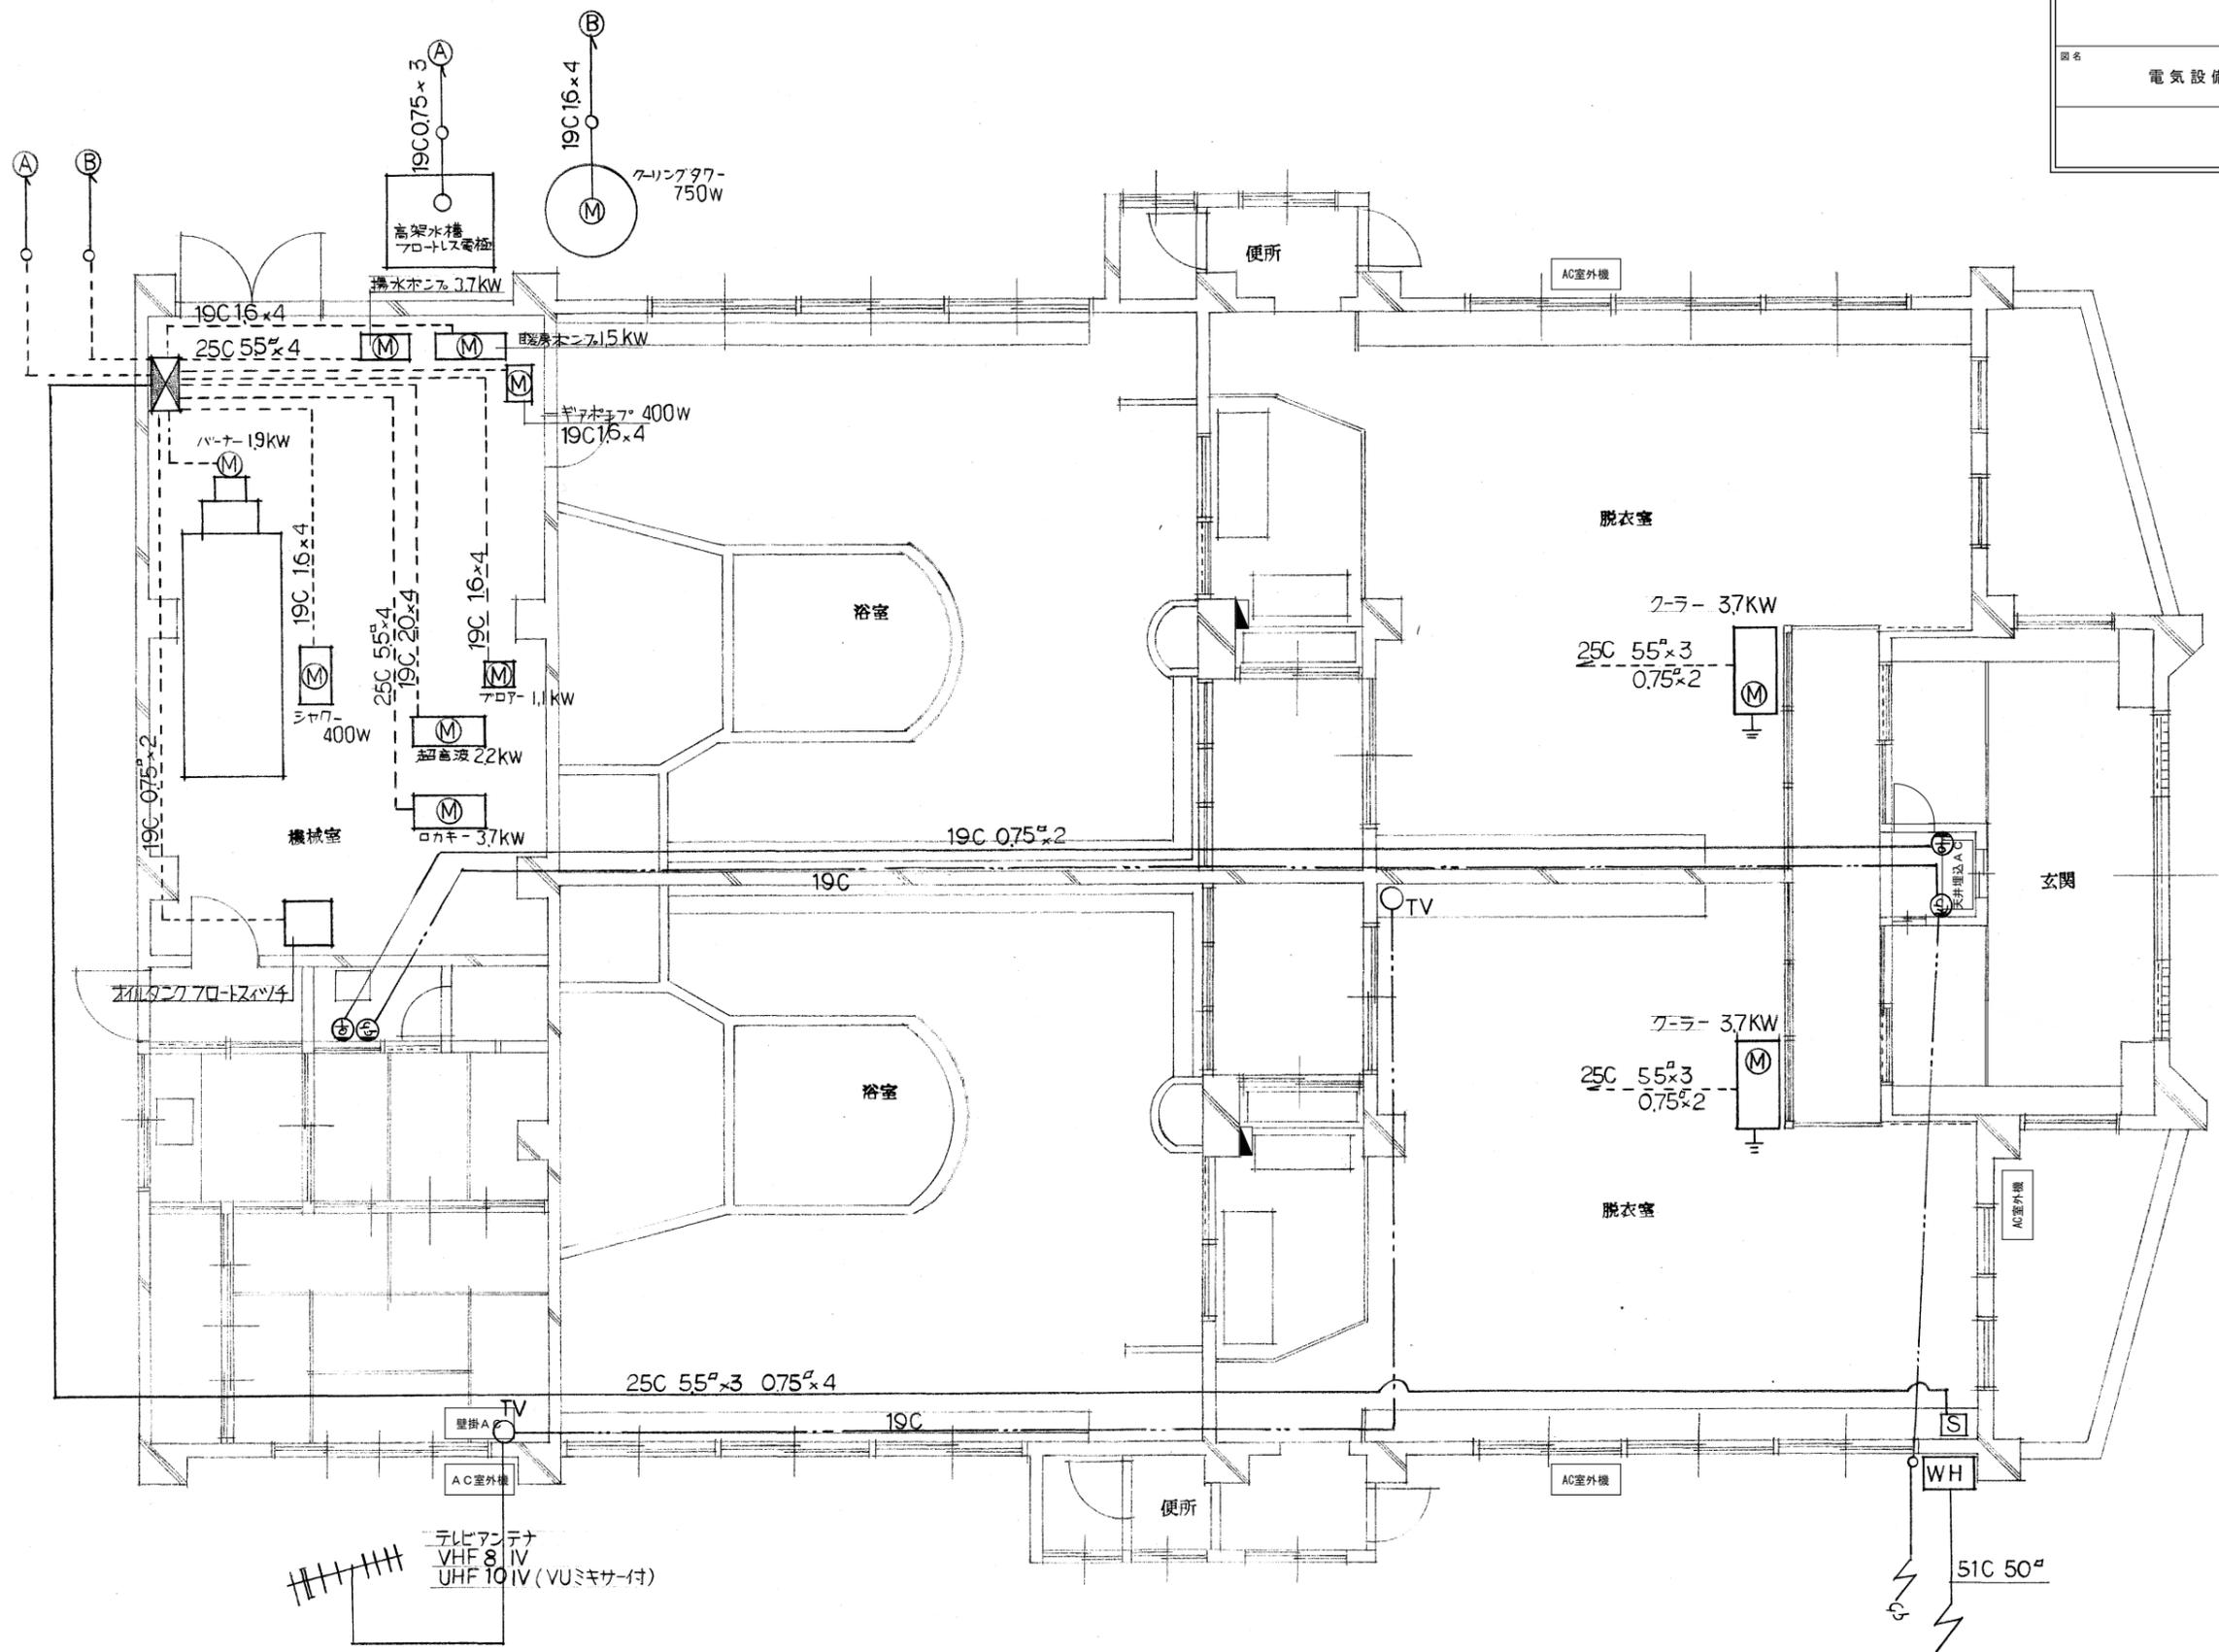

電気図 縮尺 1/60

名称 伊賀市営共同浴場しろなみ湯解体工事	
図名 機械設備 給水平面図	縮尺 S=1:60
	図面番号 M-01

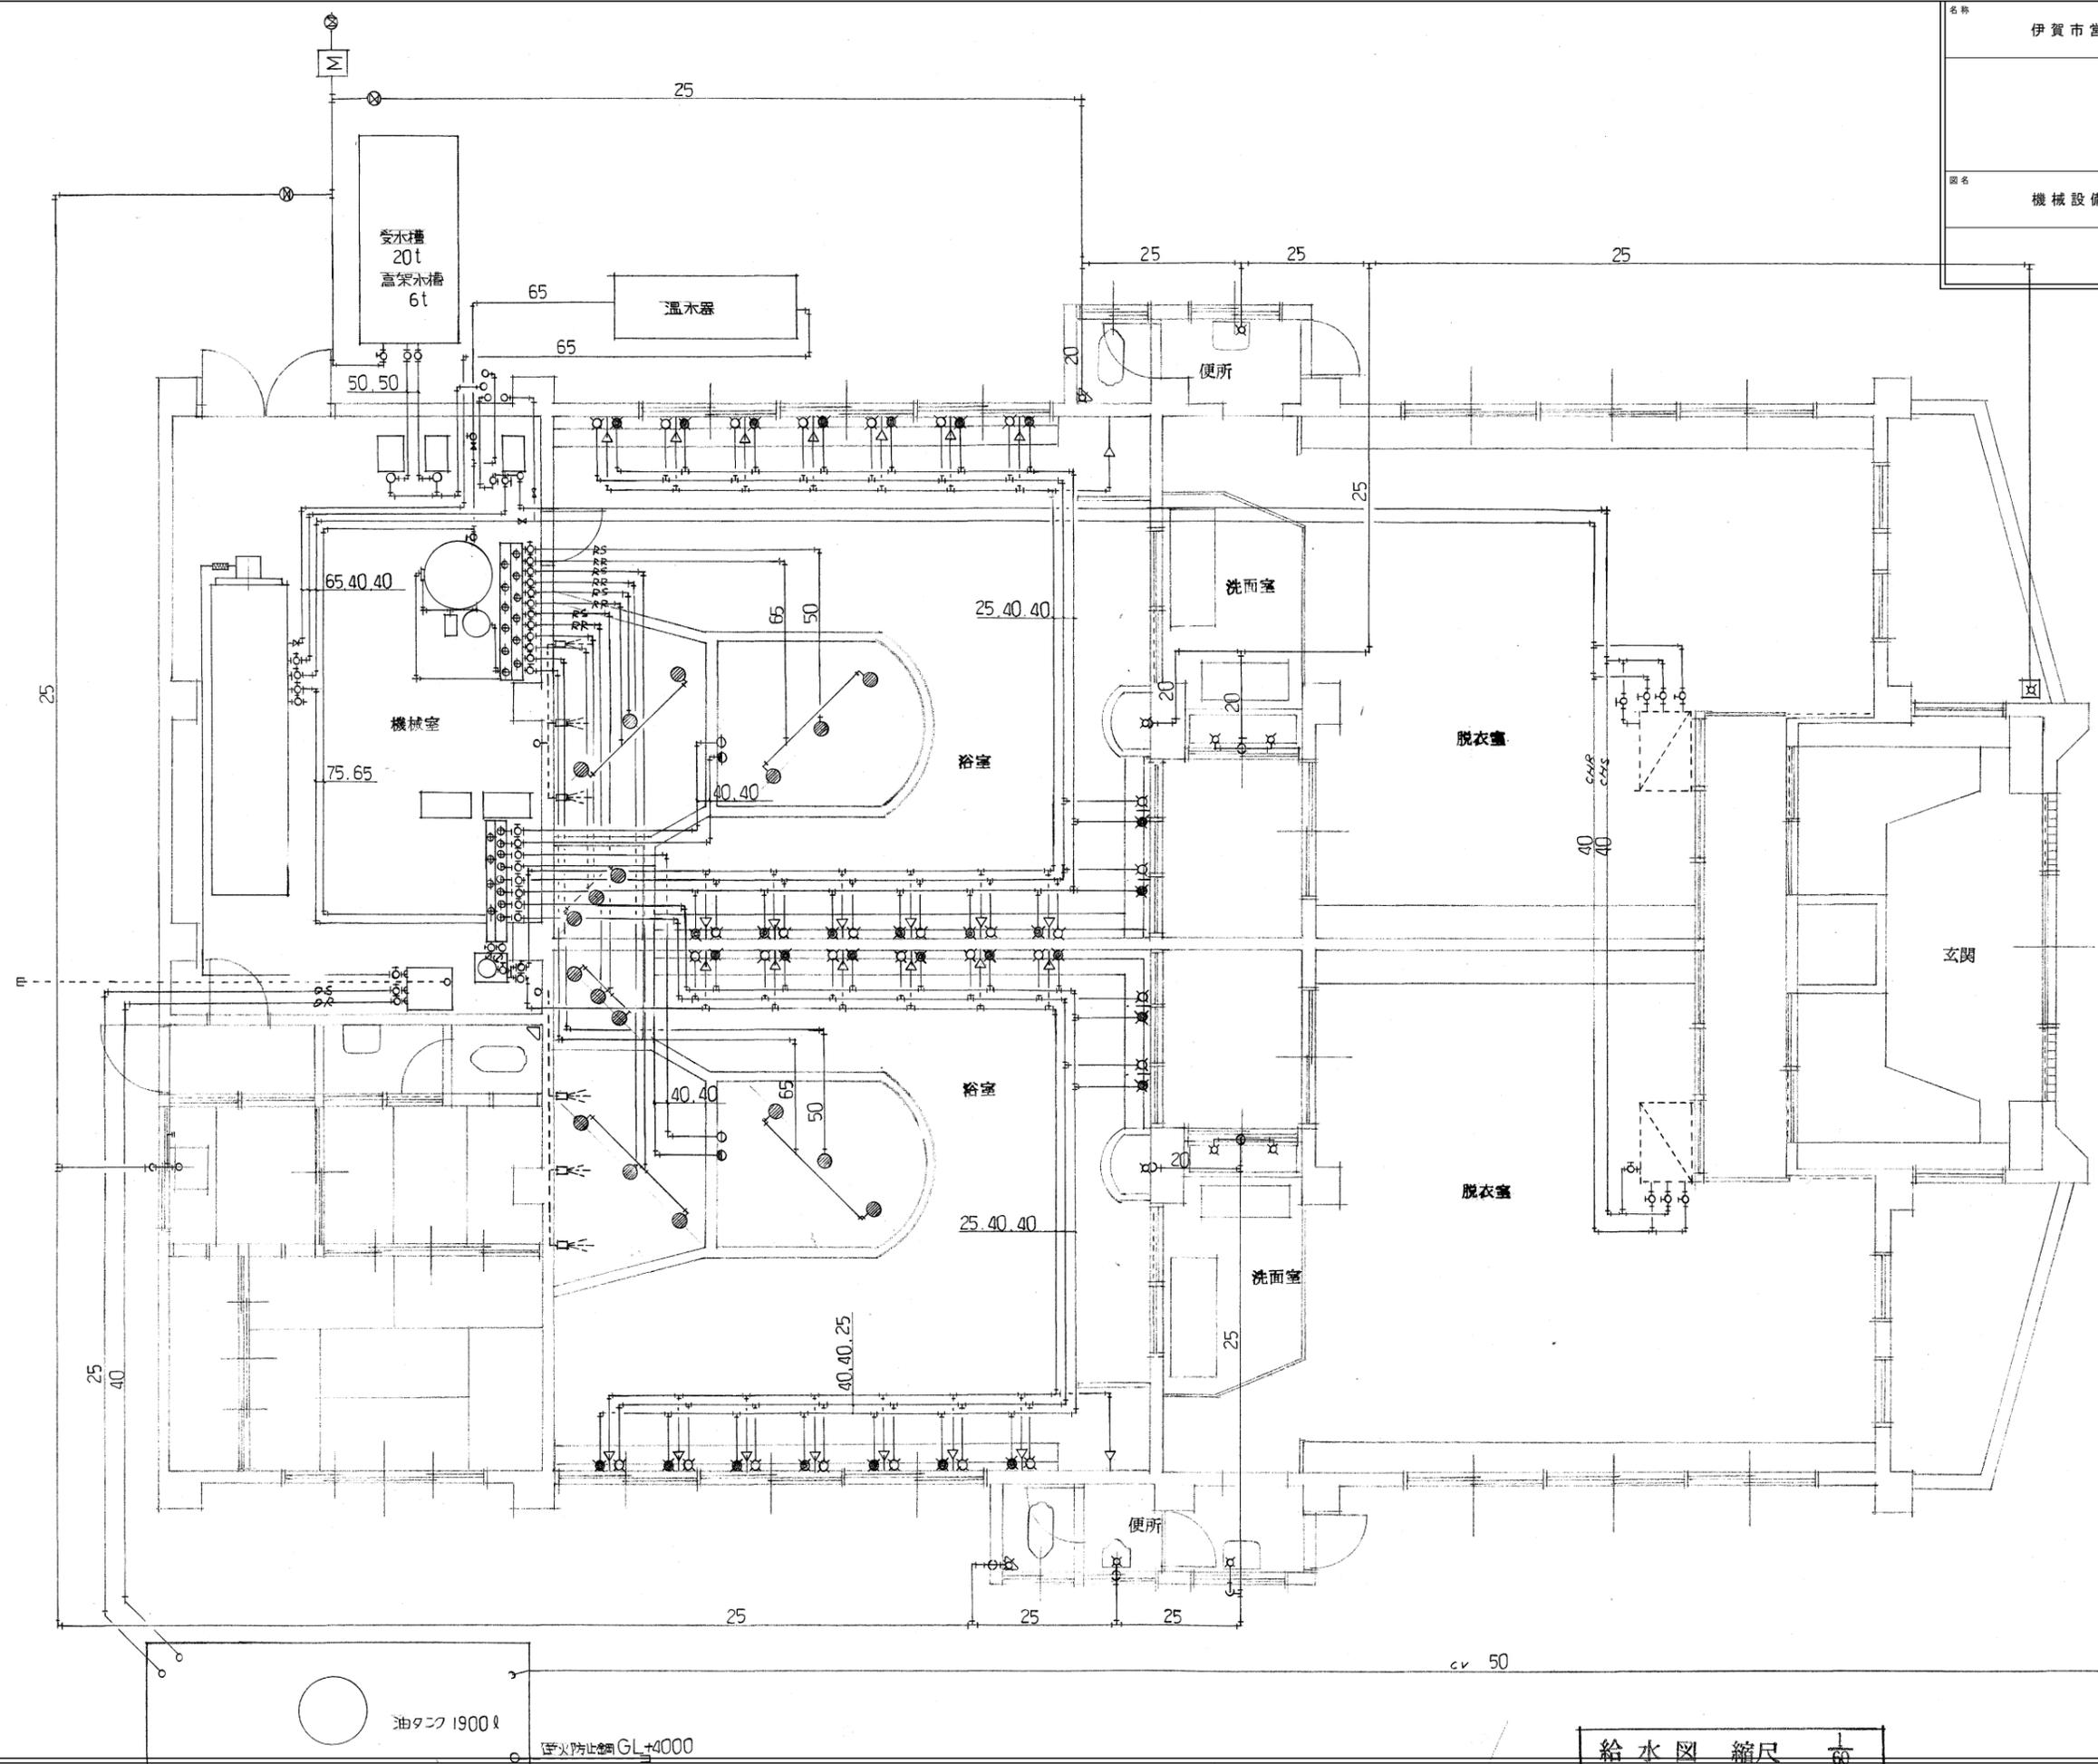

油タンク 1900ℓ


防火防止高 GL+1000

CV 50


給油口 Box 井

給水図 縮尺 1/60

名称	伊賀市営共同浴場しるなみ湯解体工事	
図名	機械設備 排水平面図	縮尺 S=1:60
図面番号	M-02	

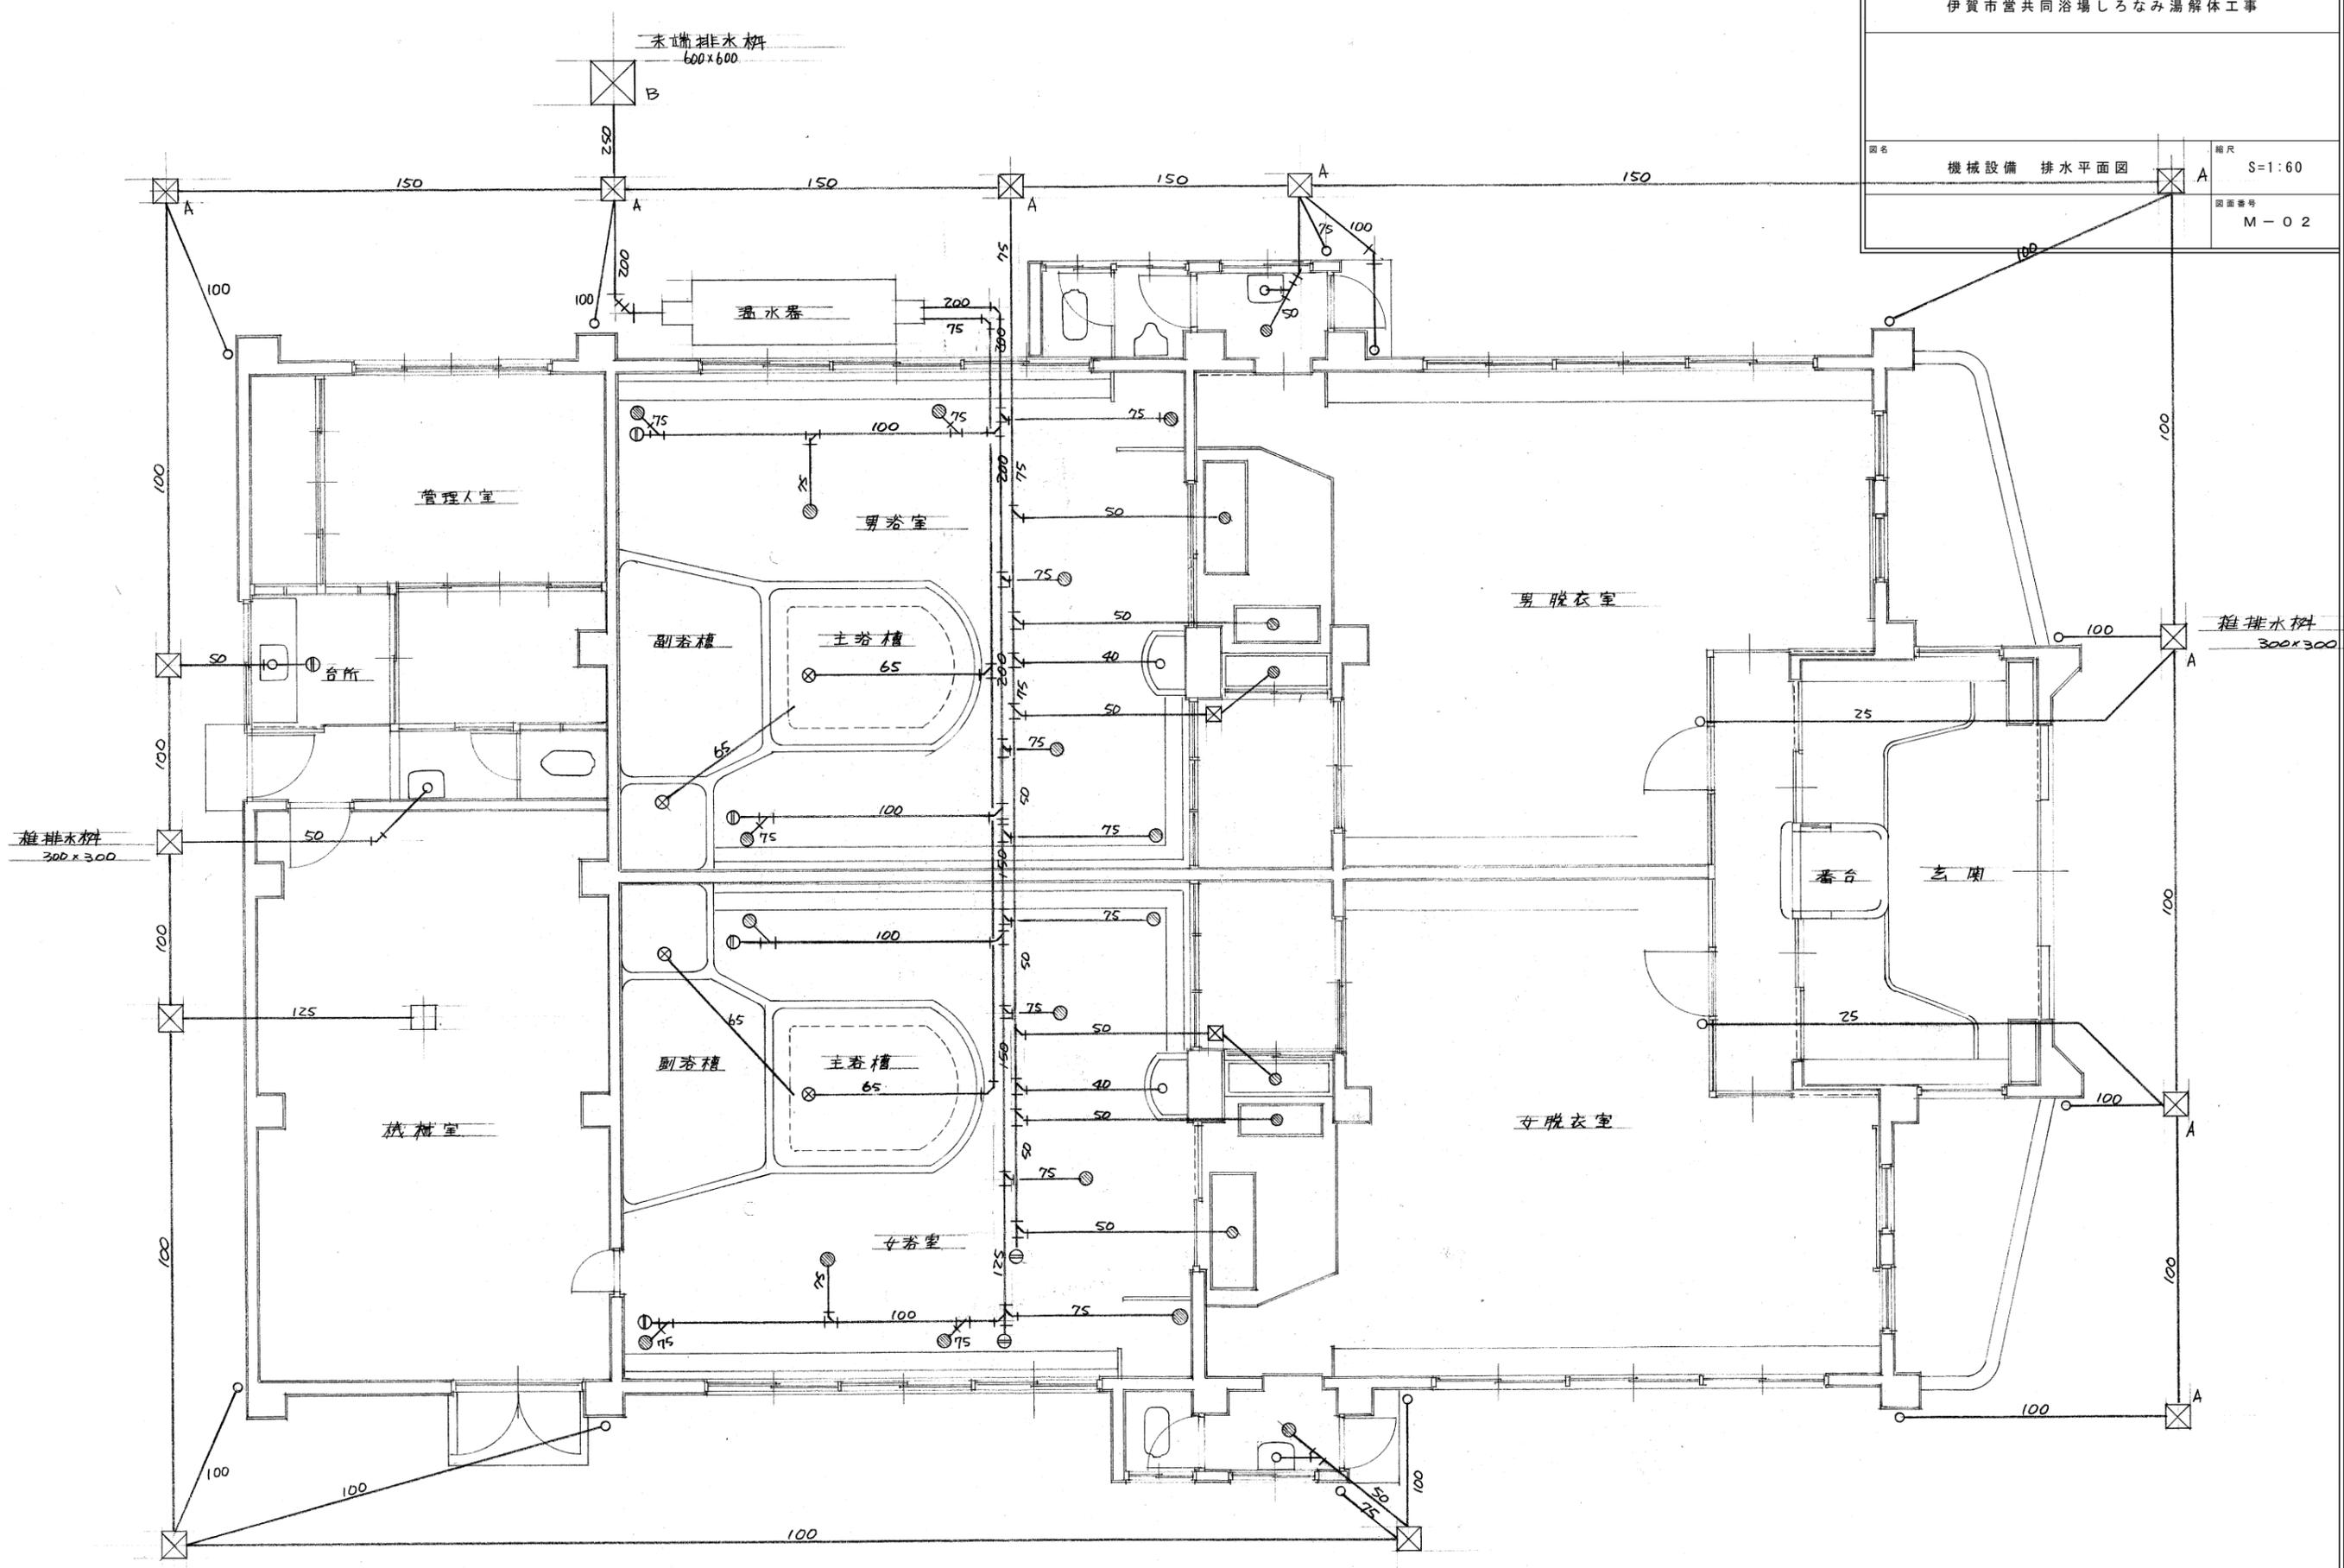

図名	機械設備 汚水排水平面図	縮尺	-
図面番号			M-03

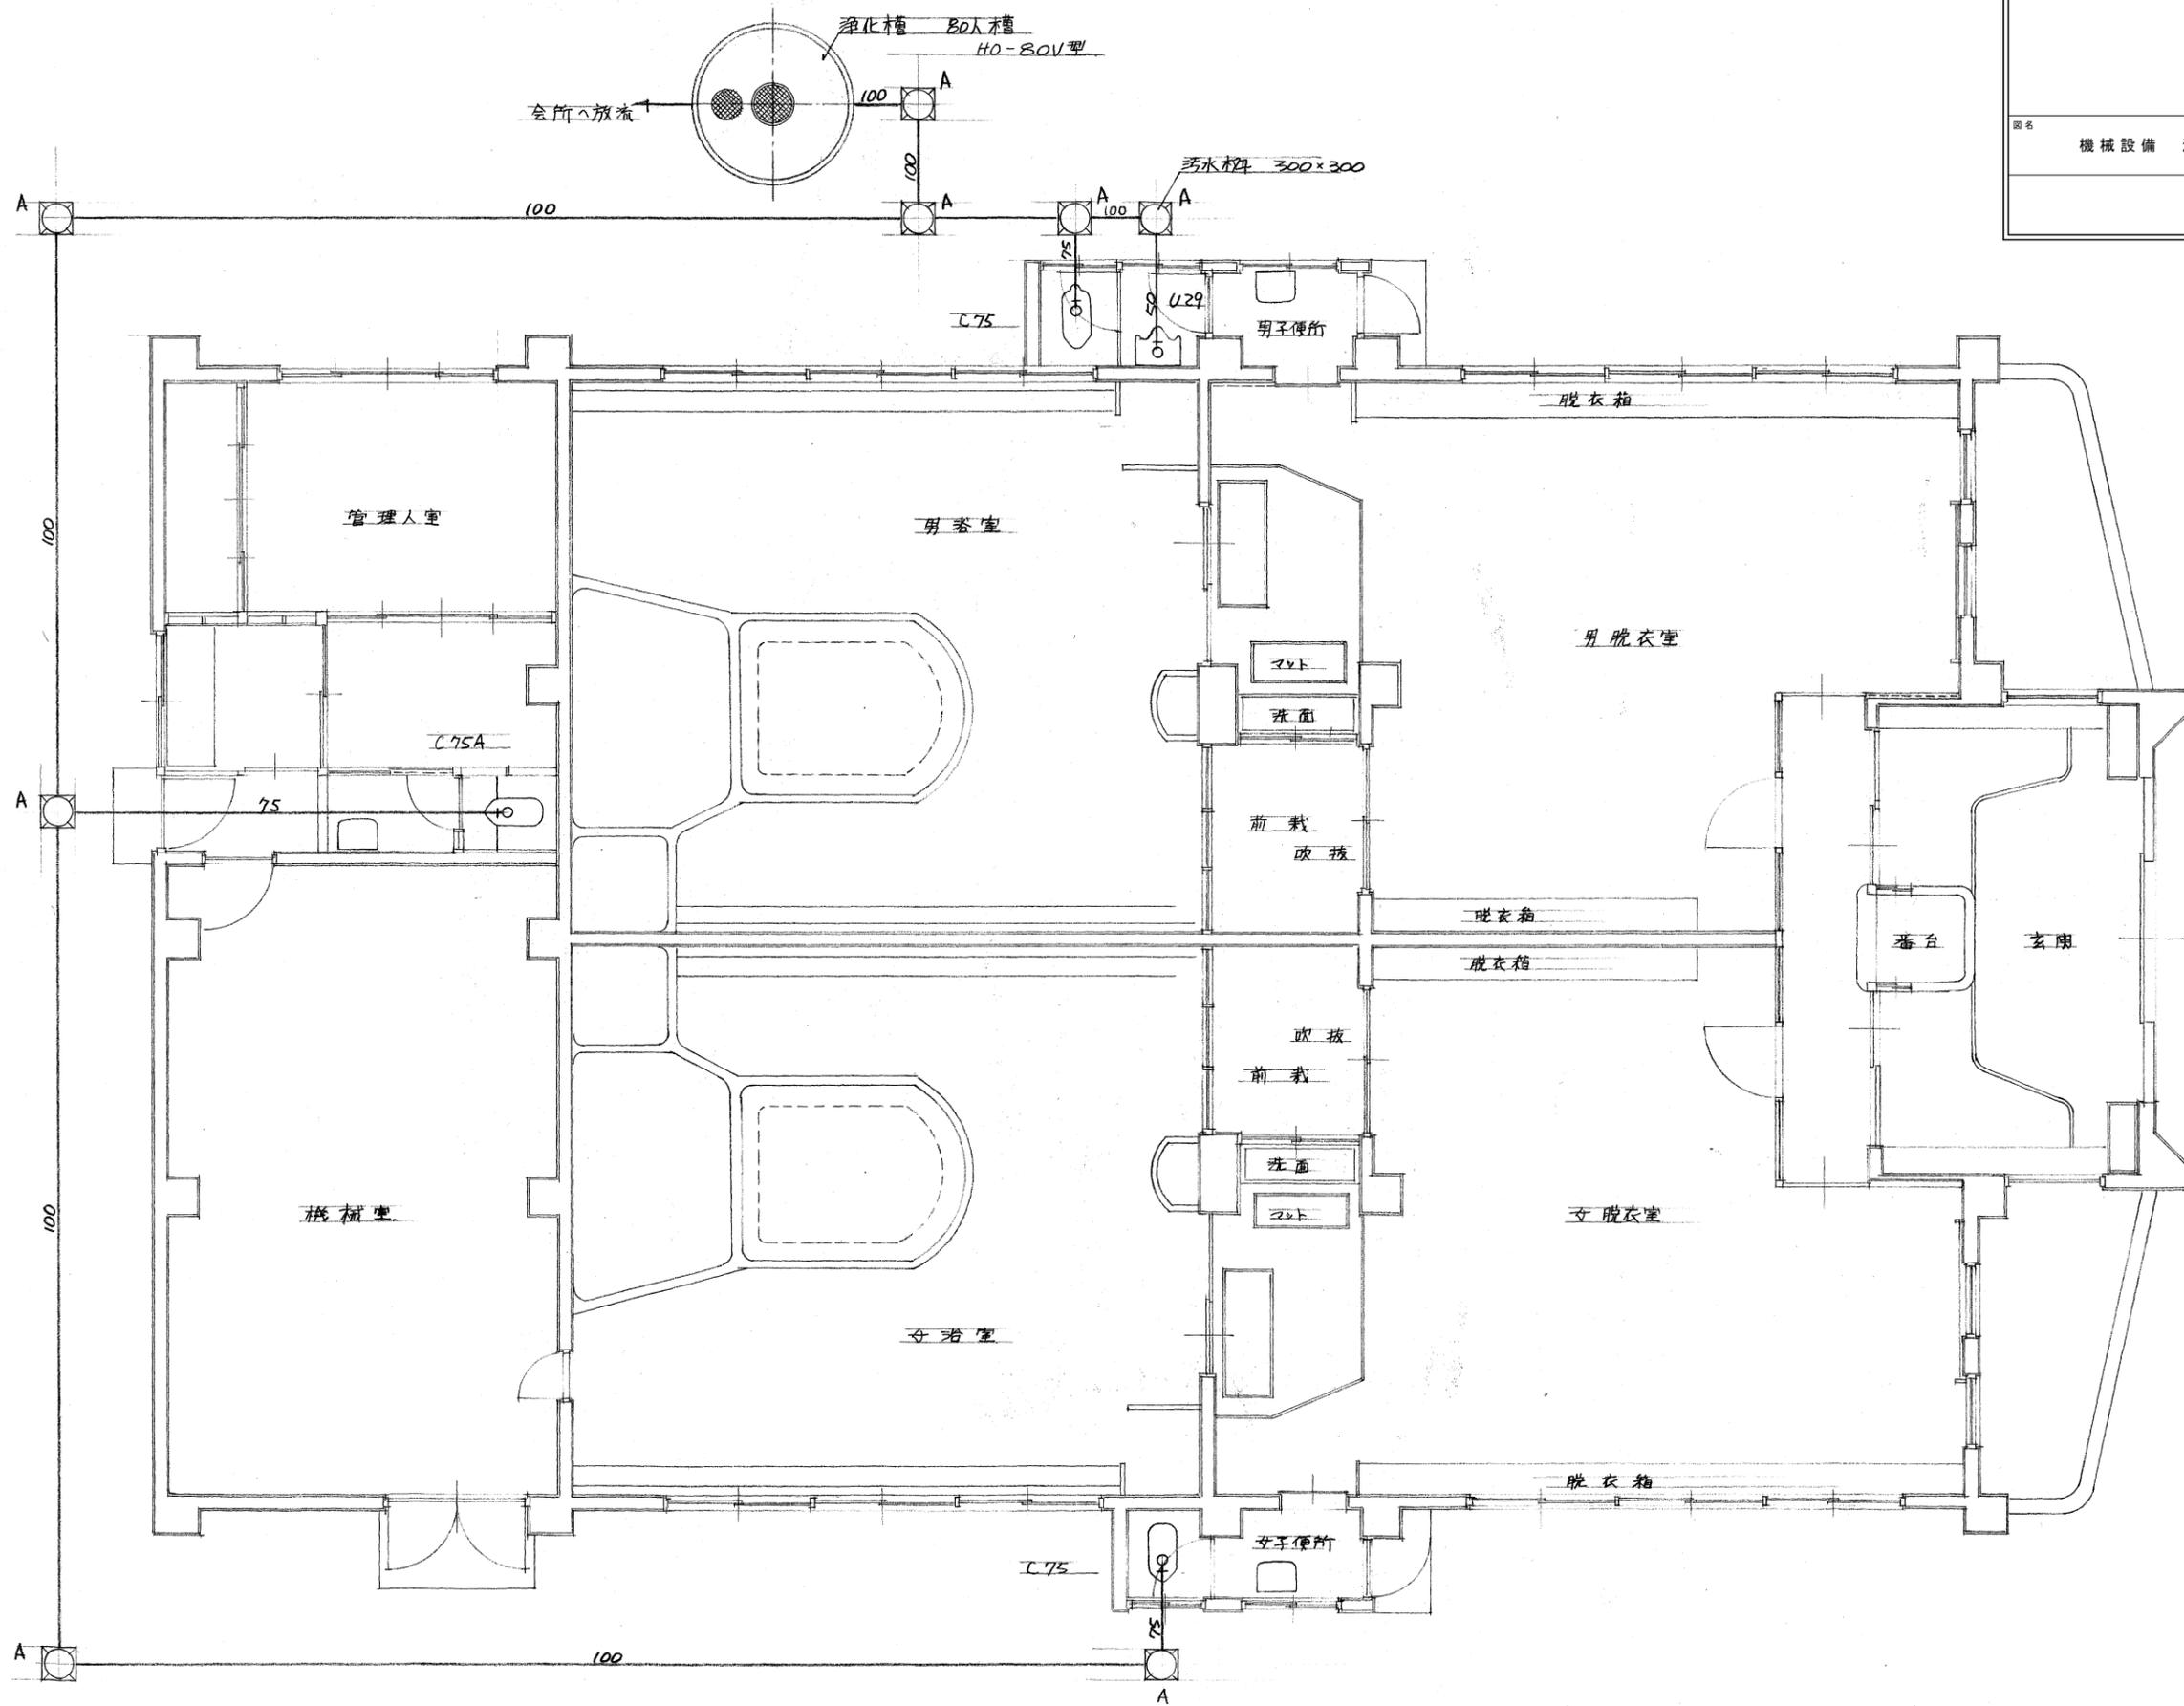


大便器	C75
	C75A
トラップ	TV150N
スリット	T82A32
連結管	T80Z32
紙巻	TS1164Y

小便器	U29
トラップ	T60P
スリット	T62-16
排水管	T65A

浄化槽	80人槽
	HD-80V型 ばっ気式
	1920 ^φ × 2678 ^H
送風機	200W 1001



特記事項
 加圧配管除く。

名称		伊賀市営共同浴場しるなみ湯解体工事
図名		機械設備 機械室平面図
縮尺		—
図面番号		M-04

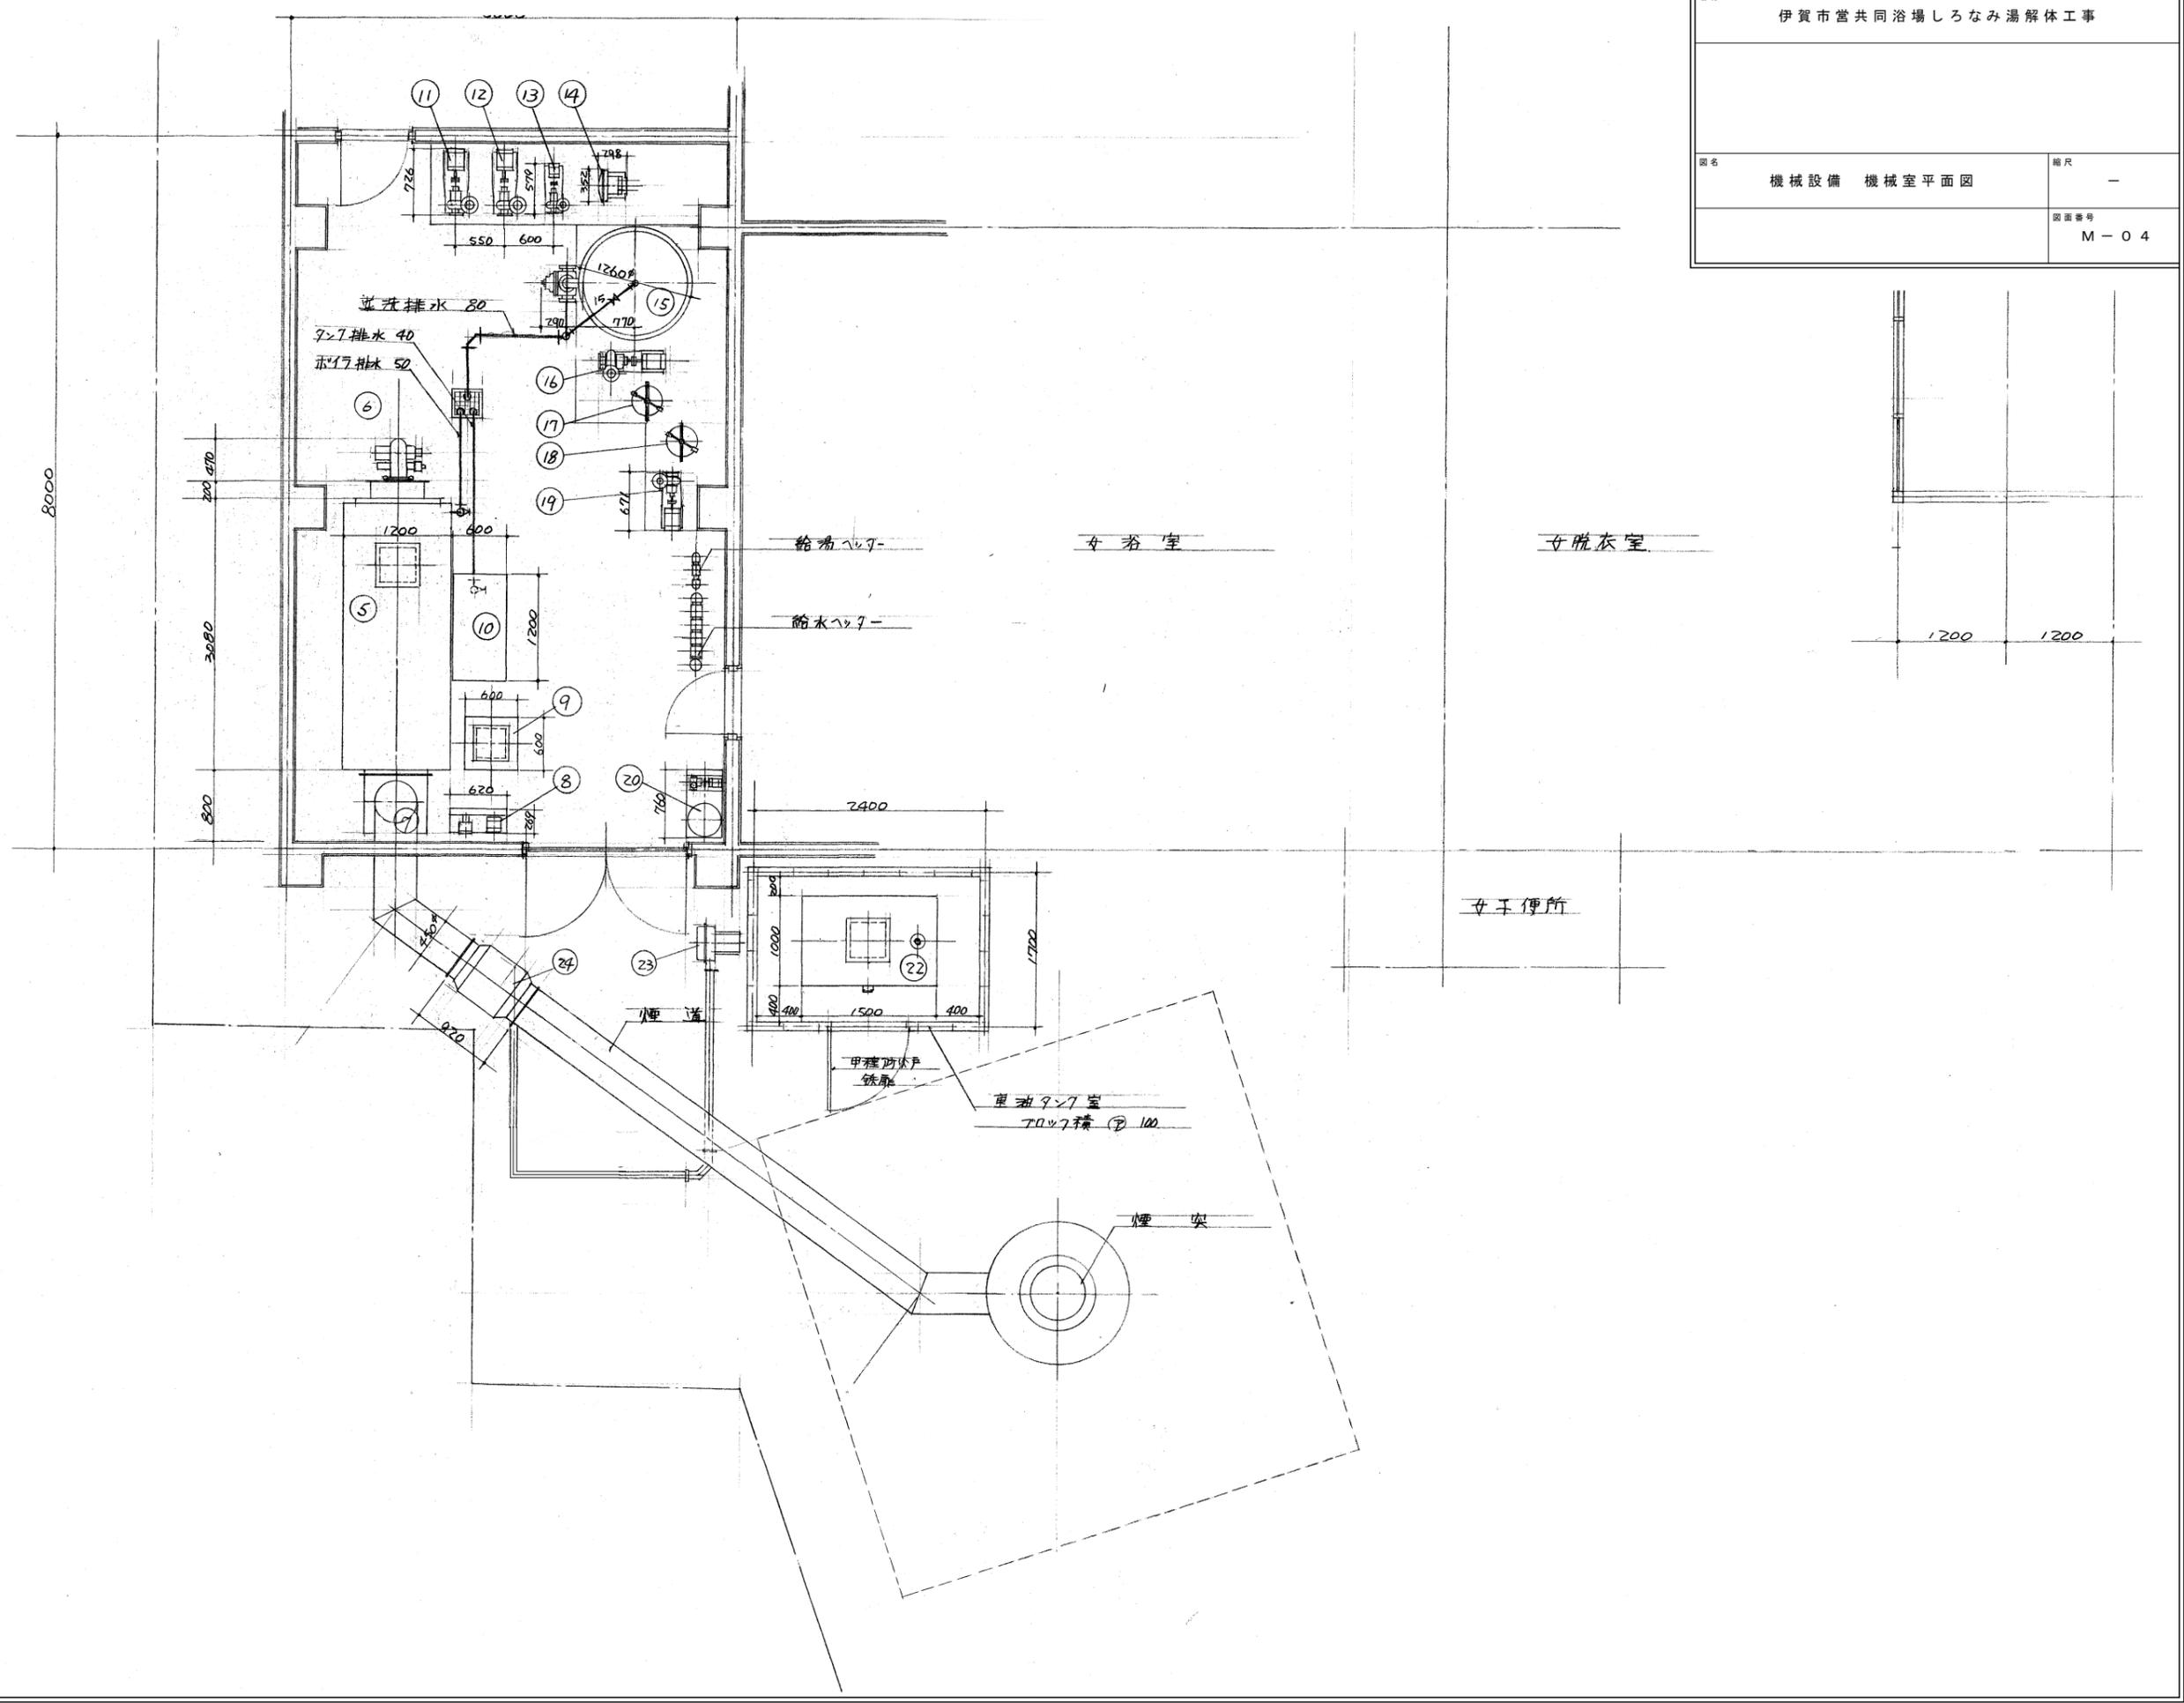


名称		伊賀市営共同浴場しるなみ湯解体工事
図名		機械設備 機械室屋上設備図
縮尺		—
図面番号		M-05

機械室屋上設備図 (1:50)

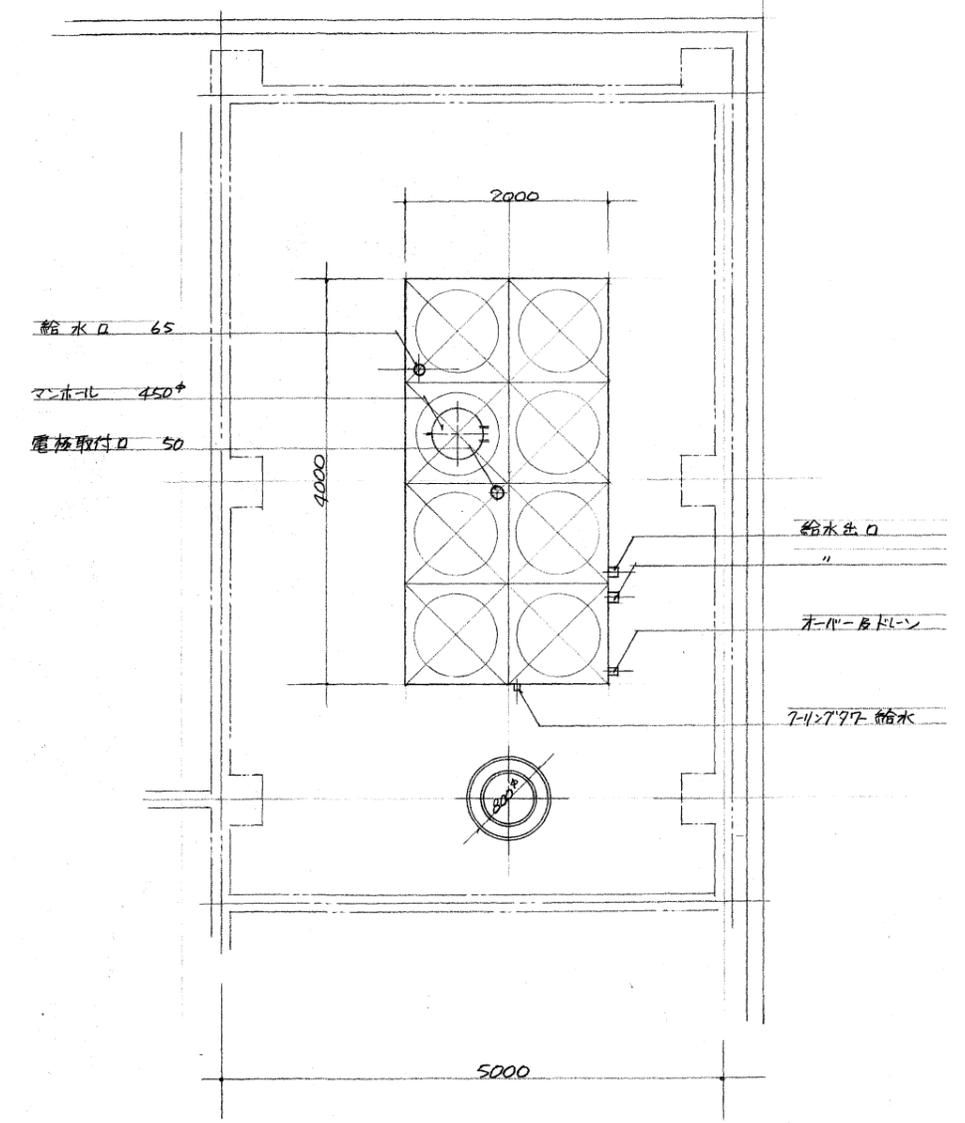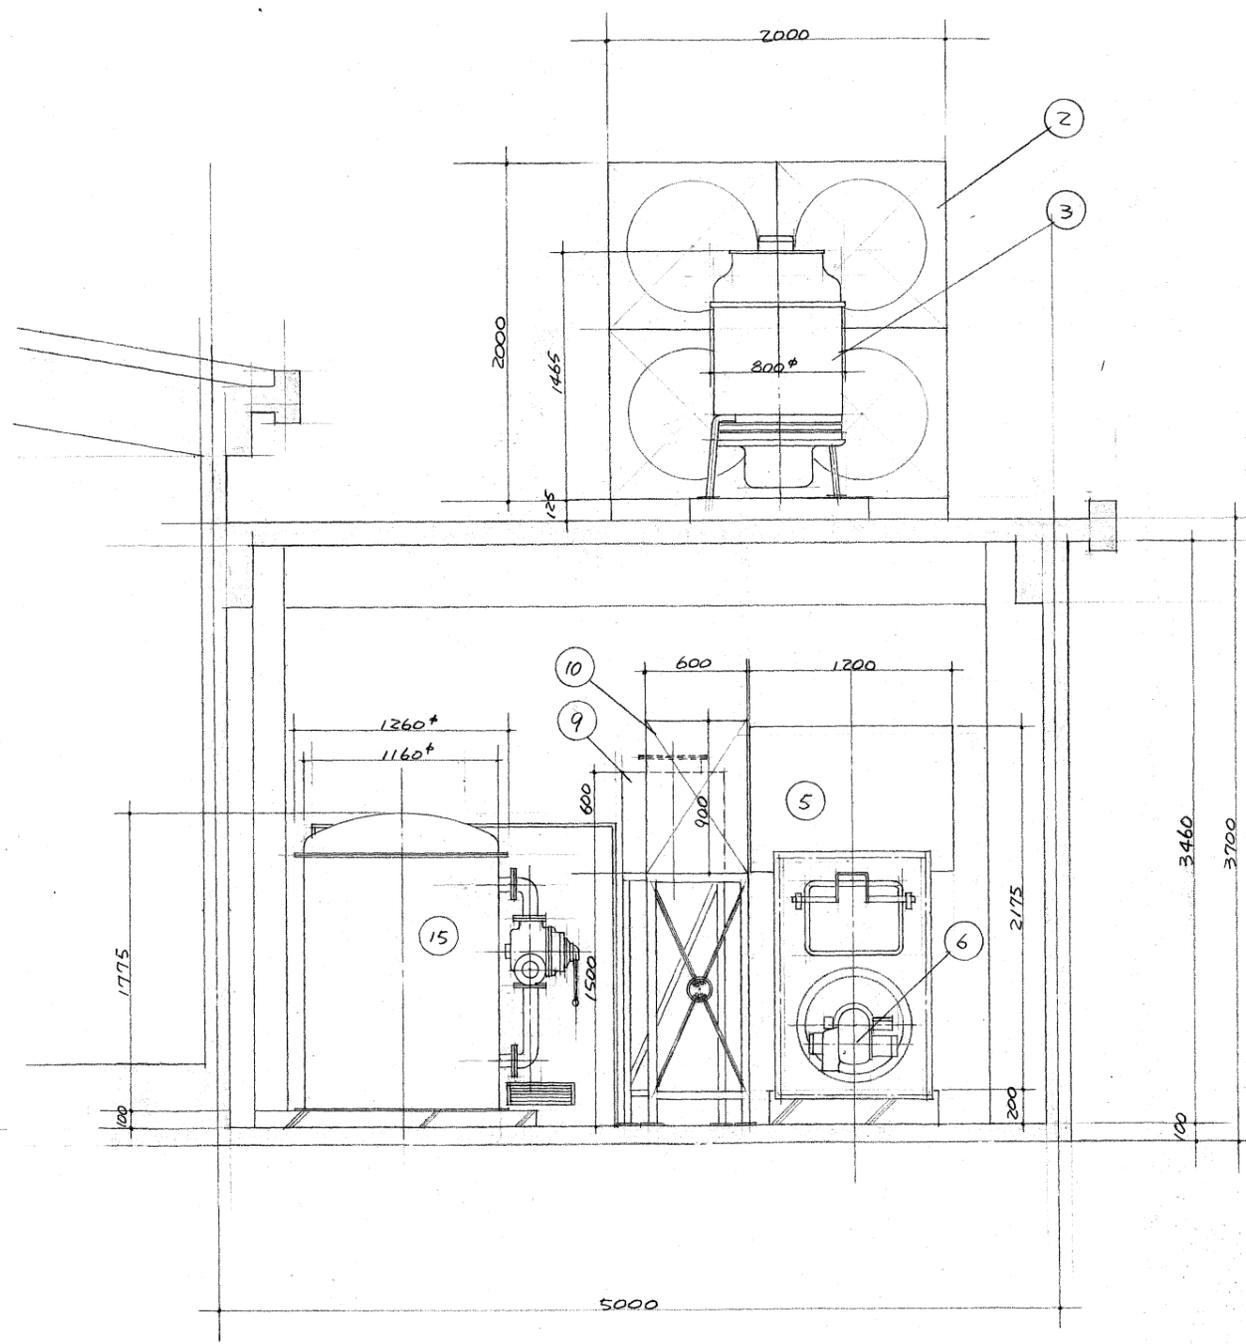


名称	伊賀市営共同浴場しるなみ湯解体工事		
図名	高架水塔	機器図面 1	縮尺 -
図面番号	M-06		





配管系統図

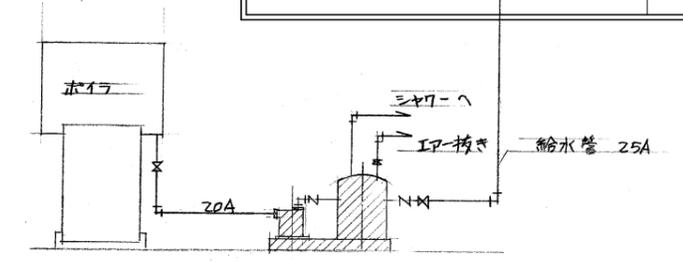




ポンプ外形寸法図

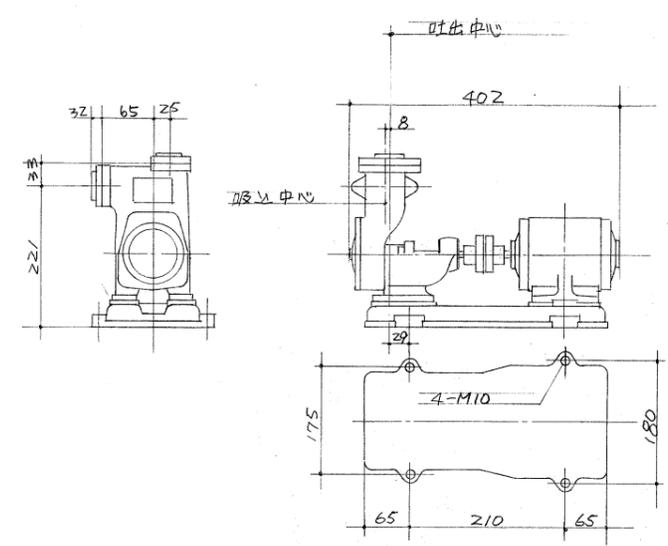

ポンプ仕様
 型式 ZORSP (カスケードポンプ)
 X-11- 圧入
 電圧 0.2KV 200V

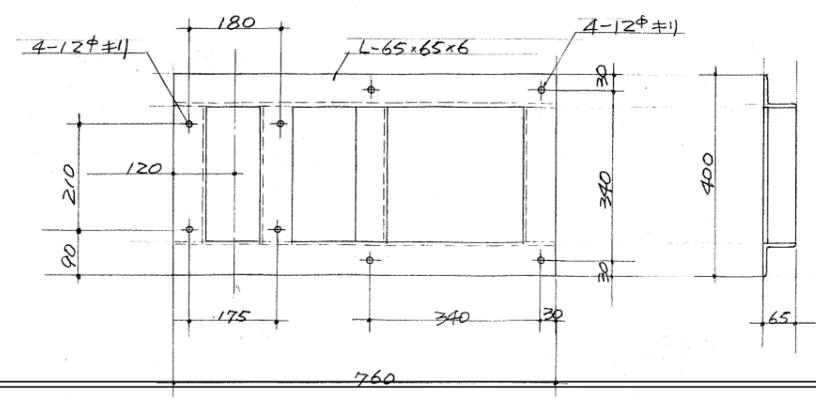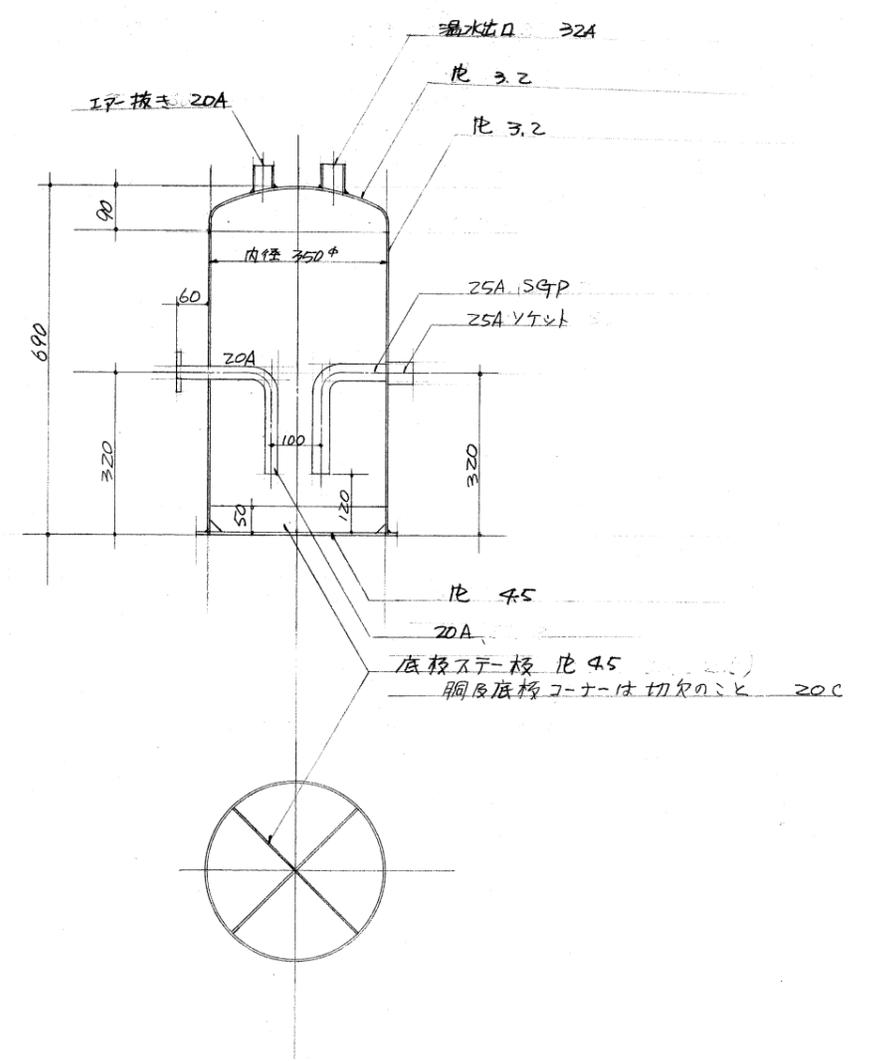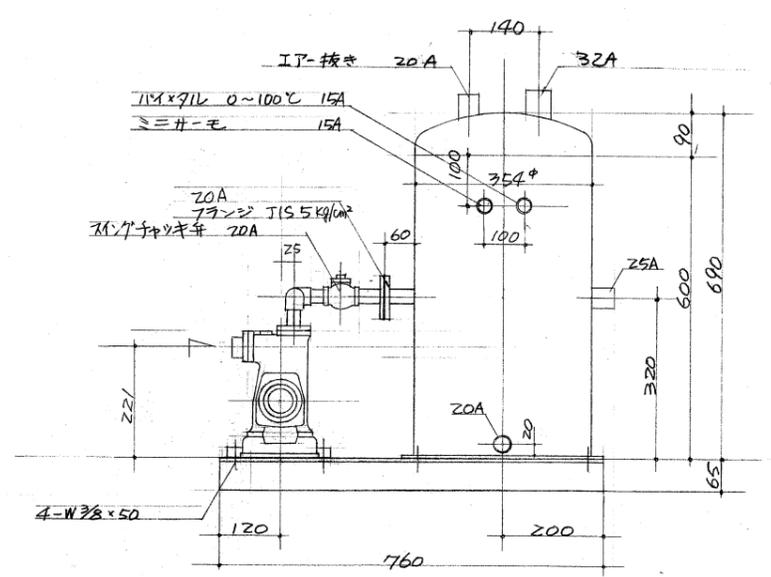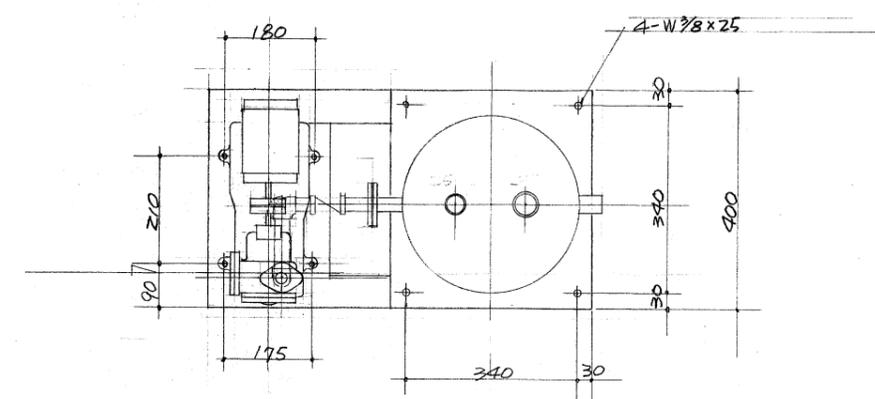

図名	機械設備 機械室 機器図面 2	縮尺	-
図面番号	M-07		

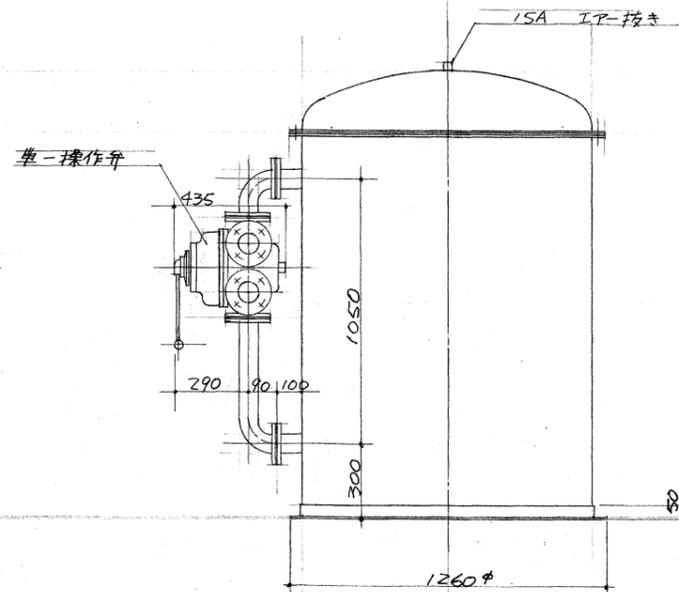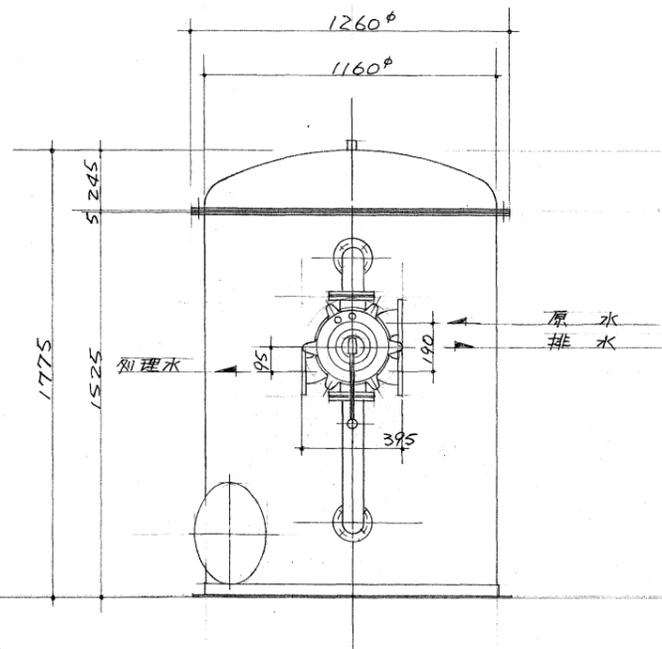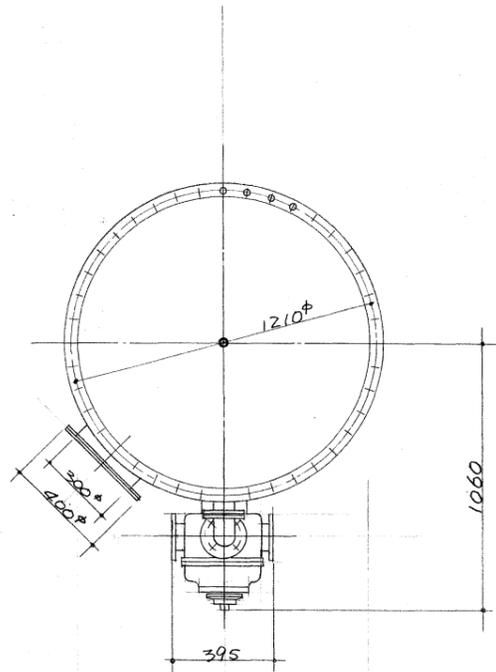

使用鋼板	SS41 板厚 4.5t			
鏡板	内径 1150φ 10% 血型鏡板 板厚 4.5t			
単一操作弁	SR型 ショックリミット-リリット SR-30 (80A)			
	原水入口、排水及処理水出口 80A x 65A 異径フランジ使用			
	浮遊、洗淨、逆洗 110リトル回転式			
鏡板 EN	40-W/2 x 50 ^t			
パッキン	ネオプレン 8t			
手 材	品名 ウルトラサント			
	材質 珪藻土 焼結粒子			
手 材 数 量		径	数量	重量
		10φ	5 袋	250 kg
		ウルトラサント #2 2~4φ	16 "	500
		" #3 0.6~2φ	16 "	500
			計	1250 kg
特殊 ZIL-ナー	Z5A		30ヶ	
重 量				
	本体			700 kg
	手 材			1250 kg
	単一操作弁			65 kg
	計			2015 kg

213.200
40

名称		伊賀市営共同浴場しろなみ湯解体工事
図名	機械設備 機械室 機器図面 3	縮尺 -
		図面番号 M-08

片径170mm-1-
 LB-60
 モーター 0.75 KW
 軸径-9- 1.5 KW

