
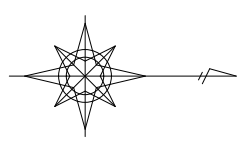


計画平面図
S=1:2500

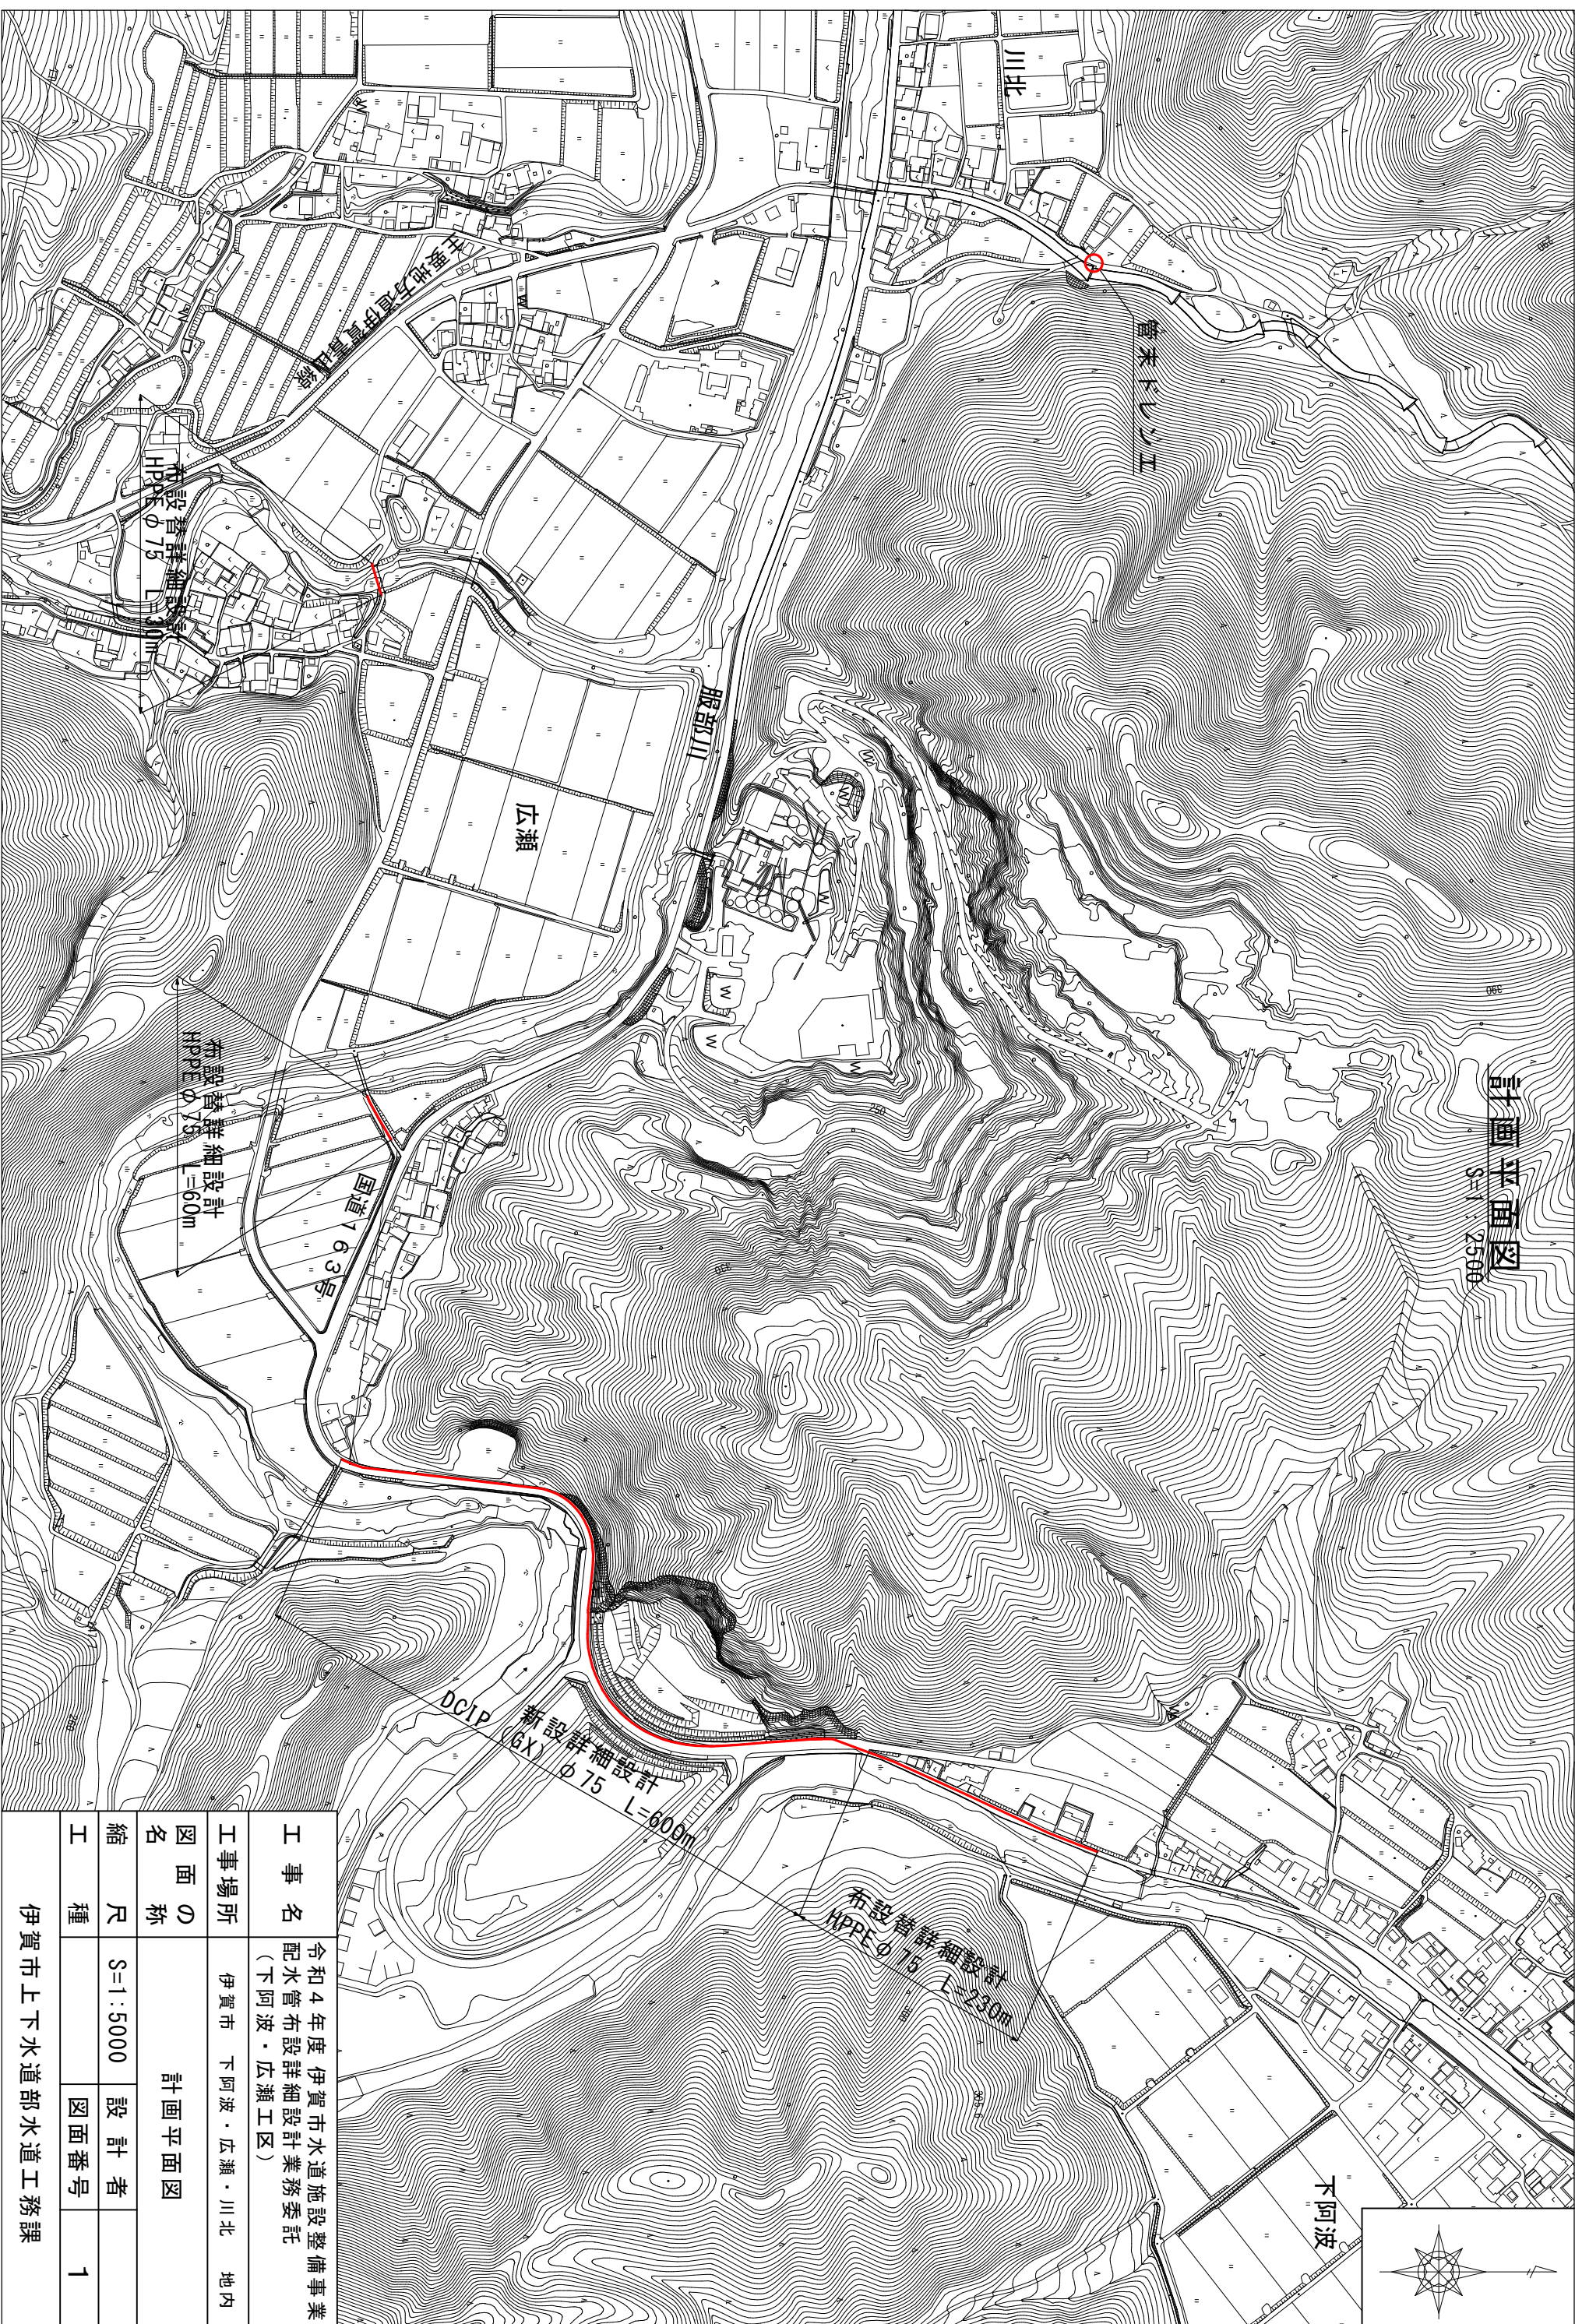

下阿波

工事名	令和4年度伊賀市水道施設整備事業 配水管布設詳細設計業務委託 (下阿波・広瀬工区)		
工事場所	伊賀市 下阿波・広瀬・川北 地内		
図面の名称	計画平面図		
縮尺	S=1:5000	設計者	
工種		図面番号	1
伊賀市上下水道部水道工務課			