


平面図

S=1/2500

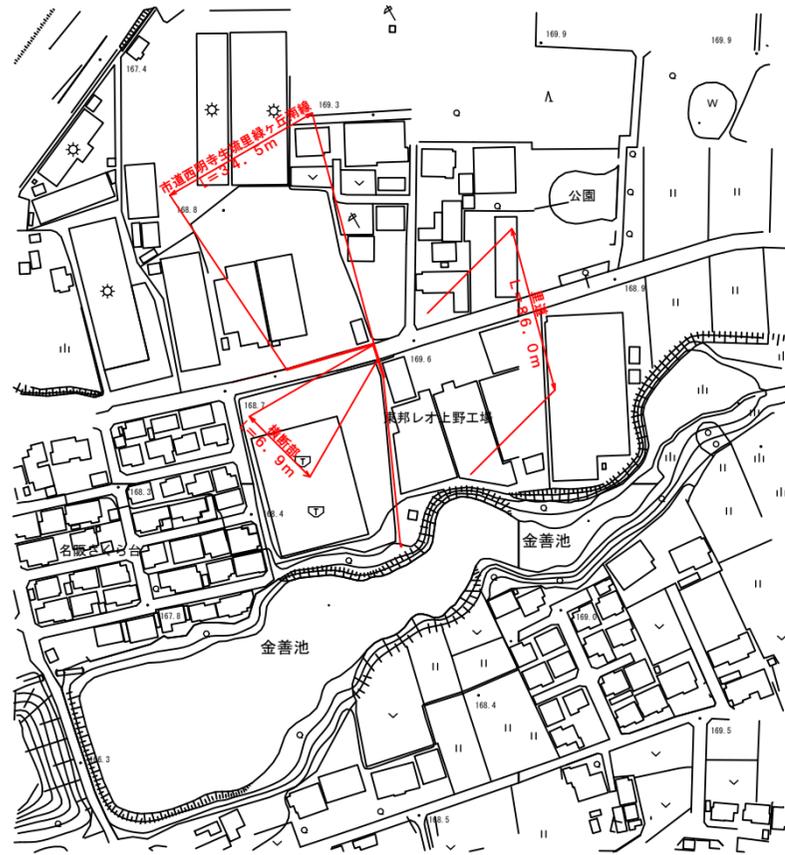


工事名	令和4年度 臨時地方道整備事業 市道西明寺生琉里緑ヶ丘南線排水施設整備工事		
図面名	平面図・標準断面図		
年月日			
縮尺	図示	図面番号	1
会社名			
事業者名	伊賀市建設部道路河川課		

標準断面図


S=1/50

(市道西明寺生琉里緑ヶ丘南線)

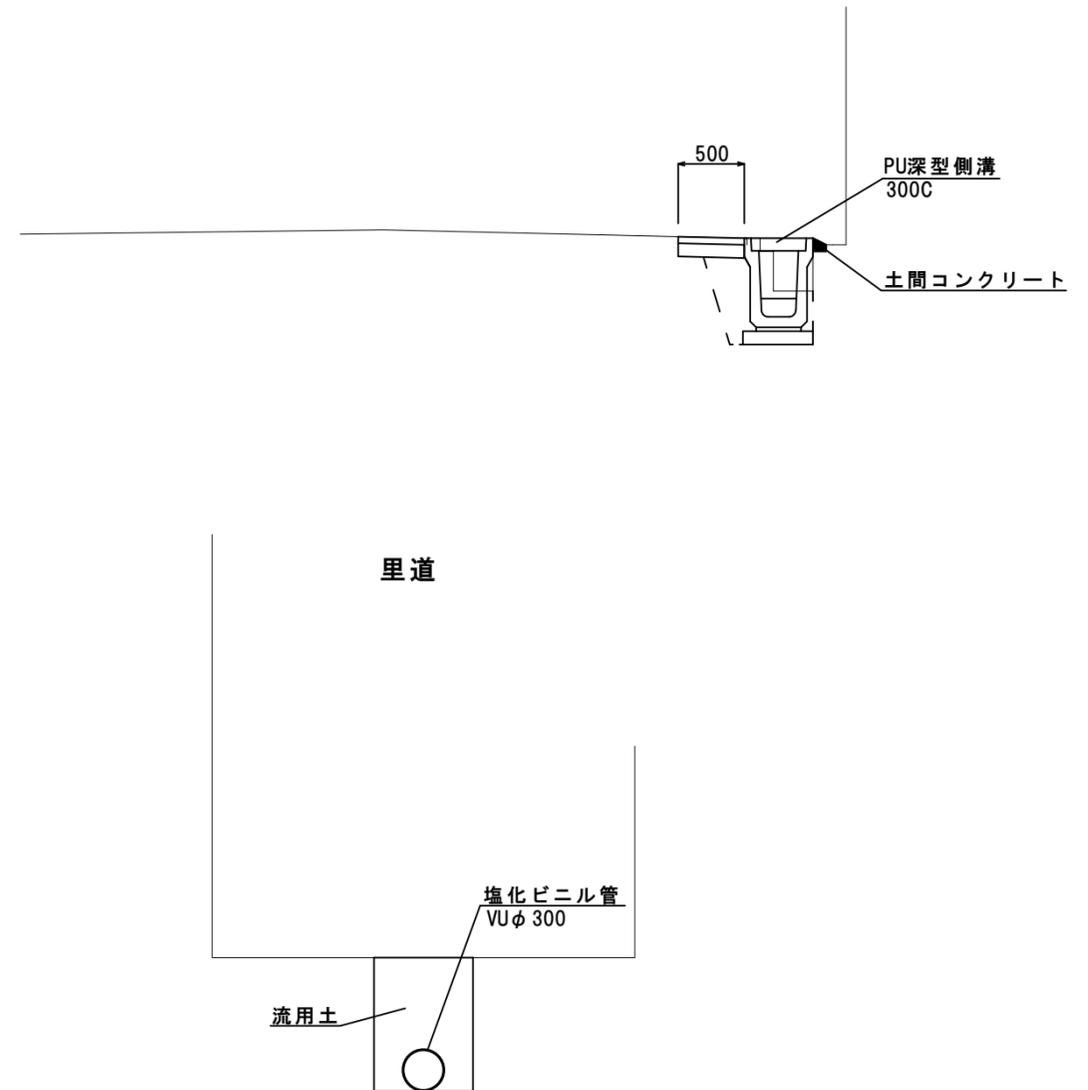

縦断図(2)

工事名	令和4年度 臨時地方道整備事業 市道西明寺生境里線ヶ丘南線排水施設整備工事		
図面名	縦断図(2)		
年月日			
縮尺	図示	図面番号	3
会社名			
事業者名	伊賀市建設部道路河川課		

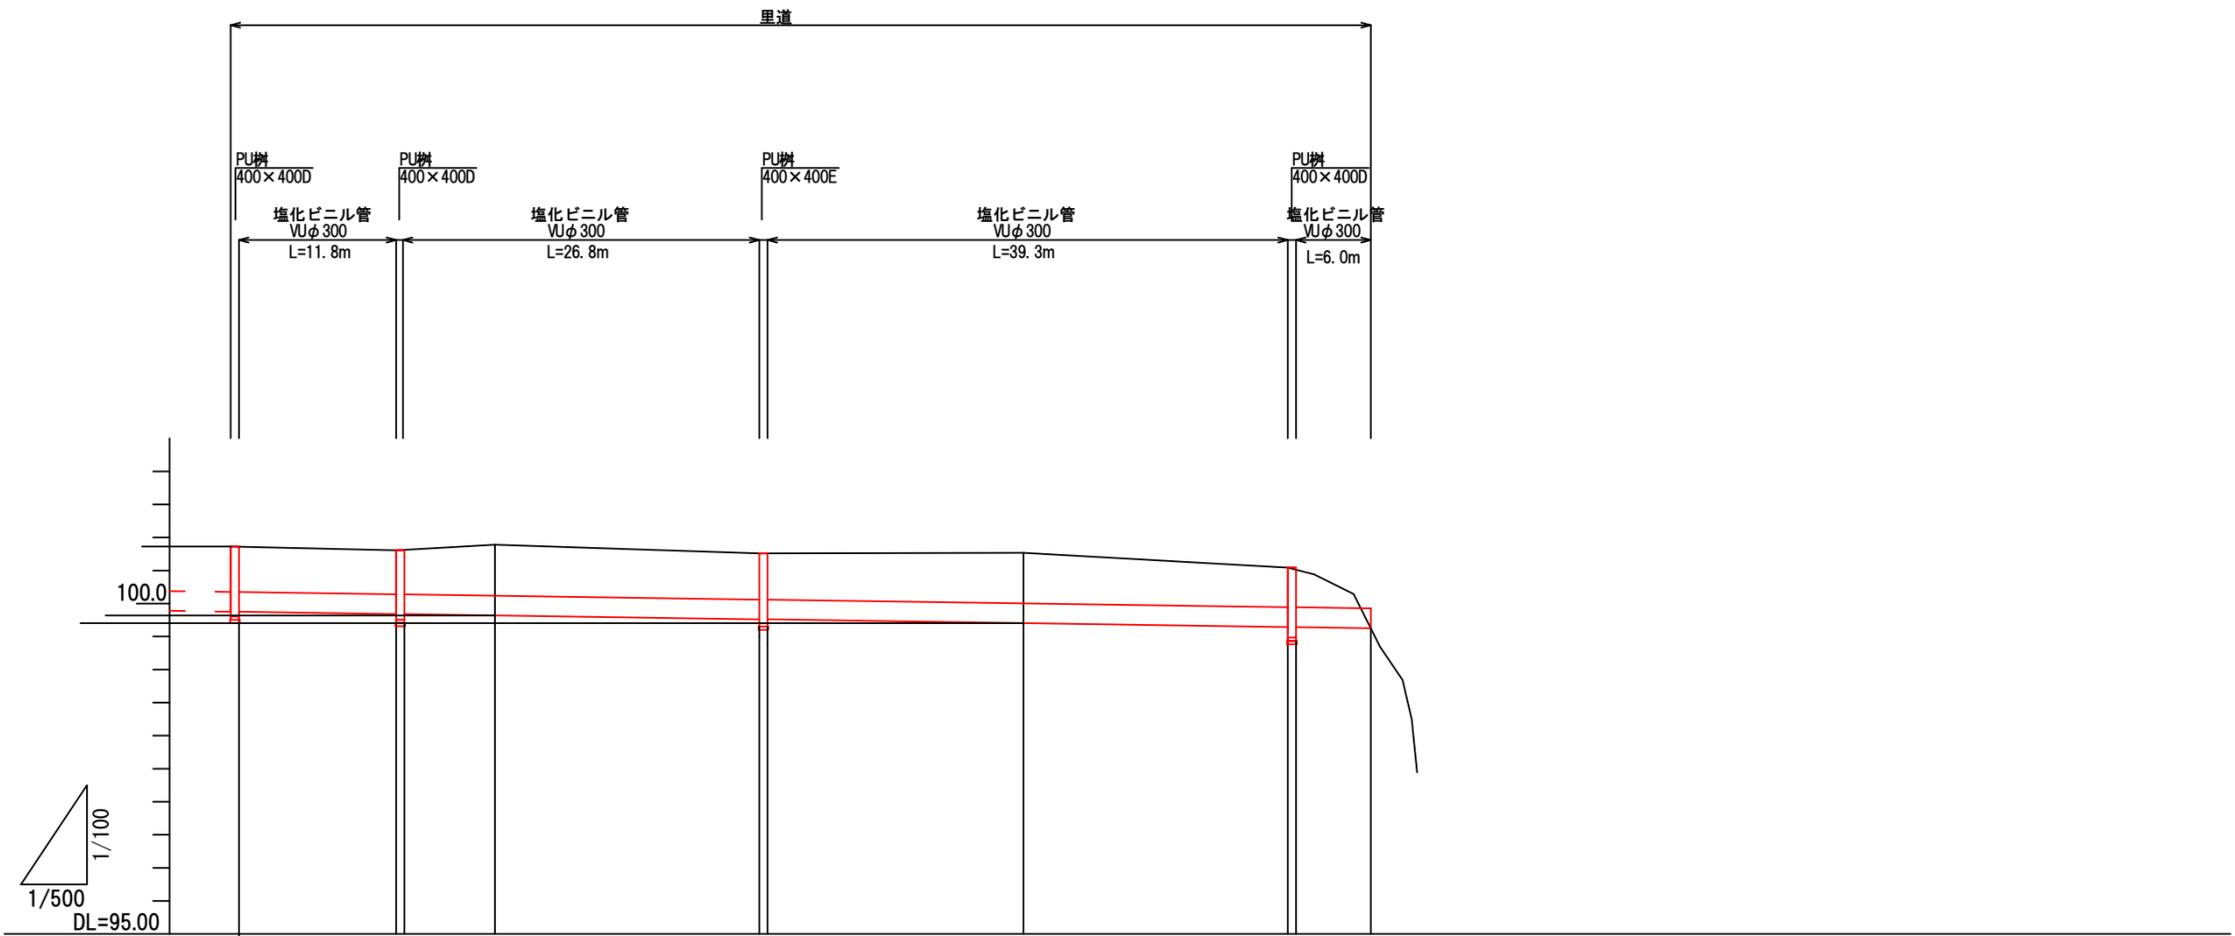

水路勾配	$i=0.300\%$ $L=11.800m$		$i=0.300\%$ $L=26.850m$		$i=0.300\%$ $L=39.370m$		$i=0.300\%$ $L=6.000m$	
水路高	99.875	99.833	99.759	99.759	99.642	99.642	99.626	99.626
道路高	100.863	100.805	100.891	100.760	100.768	100.543	99.626	99.626
追加距離	0.000	12.500	20.000	40.000	60.000	80.000	86.000	92.000
測点間距離	0.000	12.500	7.500	20.000	20.000	20.000	6.000	6.000
測点番号	NO.0	NO.0 +12.5	NO.1	NO.2	NO.3	NO.4	NO.4 +6.0	NO.4 +6.0

横断図(1)

工事名	令和4年度 臨時地方道整備事業 市道西明寺生魂里線ヶ丘南線排水施設整備工事		
図面名	横断図(1)		
年月日			
縮尺	図示	図面番号	4
会社名			
事業者名	伊賀市建設部道路河川課		


NO. 1

掘削	0.05
床掘	0.60
埋戻	0.28
土間 Co	0.01



NO. 2
+4.6

掘削	0.05
床掘	0.47
埋戻	0.20
土間 Co	0.01

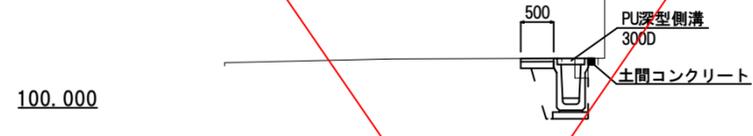

NO. 0
+13.4

掘削	0.05
床掘	0.49
埋戻	0.27
土間 Co	0.01




NO. 2

掘削	0.05
床掘	0.52
埋戻	0.21
土間 Co	0.01



NO. 0


掘削	-	(別途計上)
床掘	0.75	
埋戻	0.36	
土間 Co	0.01	

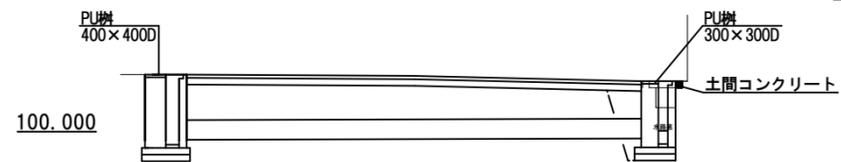

※PU管400×4000及び横断管は別途計上

NO. 1
+14.5

掘削	0.05
床掘	0.60
埋戻	0.28
土間 Co	0.01

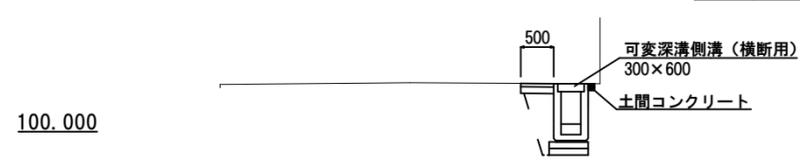


横断図(2)

工事名	令和4年度 臨時地方道整備事業 市道西明寺生境里線々丘南線排水施設整備工事		
図面名	横断図(2)		
年月日			
縮尺	図示	図面番号	5
会社名			
事業者名	伊賀市建設部道路河川課		

NO. 1


100.000

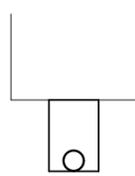

床掘	0.81
埋戻	0.73

NO. 4

100.000

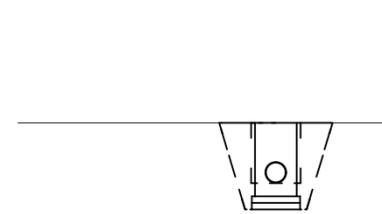

床掘	1.73 (0.68)
埋戻	0.89 (0.60)

NO. 0
+12.5


100.000



床掘	1.77 (0.71)
埋戻	0.87 (0.63)

NO. 3


100.000

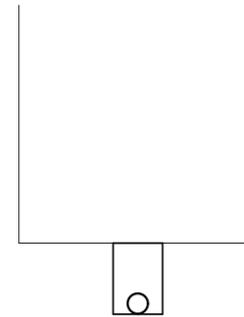

床掘	0.81
埋戻	0.73

NO. 0


100.000

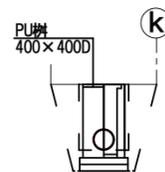

床掘	1.66 (0.75)
埋戻	0.81 (0.67)

NO. 2

100.000

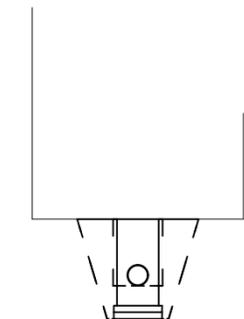


床掘	2.09 (0.76)
埋戻	1.12 (0.68)

横断部詳細図

縦断図


S=1: 100

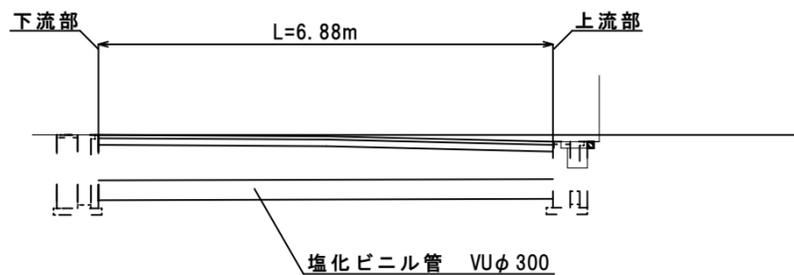


断面図

S=1: 50

上流部

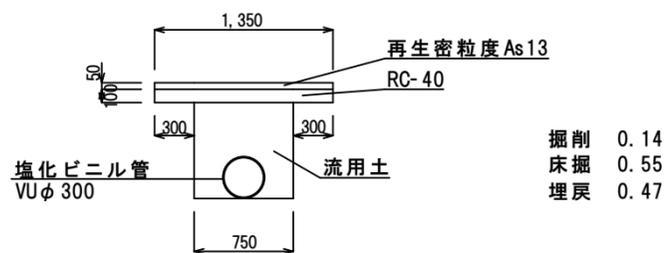


下流部

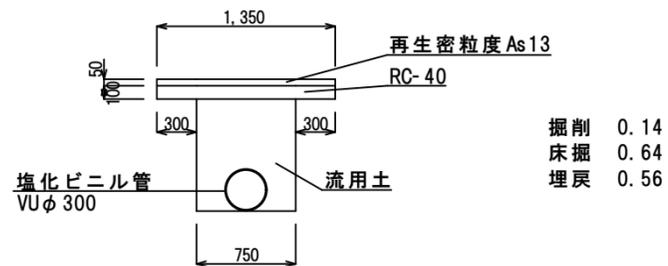

工法図

PU深型側溝

S=1: 20

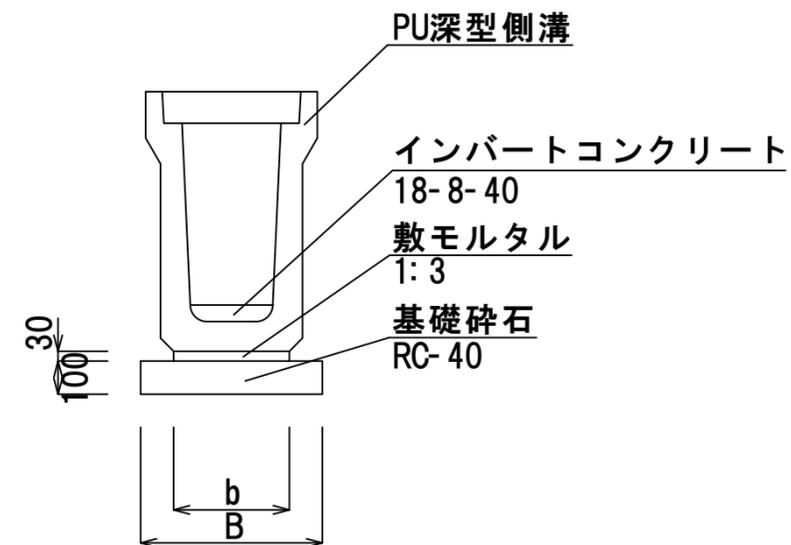

	b	B
300B	330	530
300C	340	540
300D	350	550
300E	350	550
300F	350	550


工事名	令和4年度 臨時地方道整備事業 市道西明寺生魂里線ヶ丘南線排水施設整備工事		
図面名	横断部詳細図・工法図		
年月日			
縮尺	図示	図面番号	6
会社名			
事業者名	伊賀市建設部道路河川課		

工法図

工事名	令和4年度 臨時地方道整備事業 市道西明寺生垣屋線々丘南線排水施設整備工事		
図面名	工法図		
年月日			
縮尺	図示	図面番号	7
会社名			
事業者名	伊賀市建設部道路河川課		

可変深溝側溝

S=1: 20

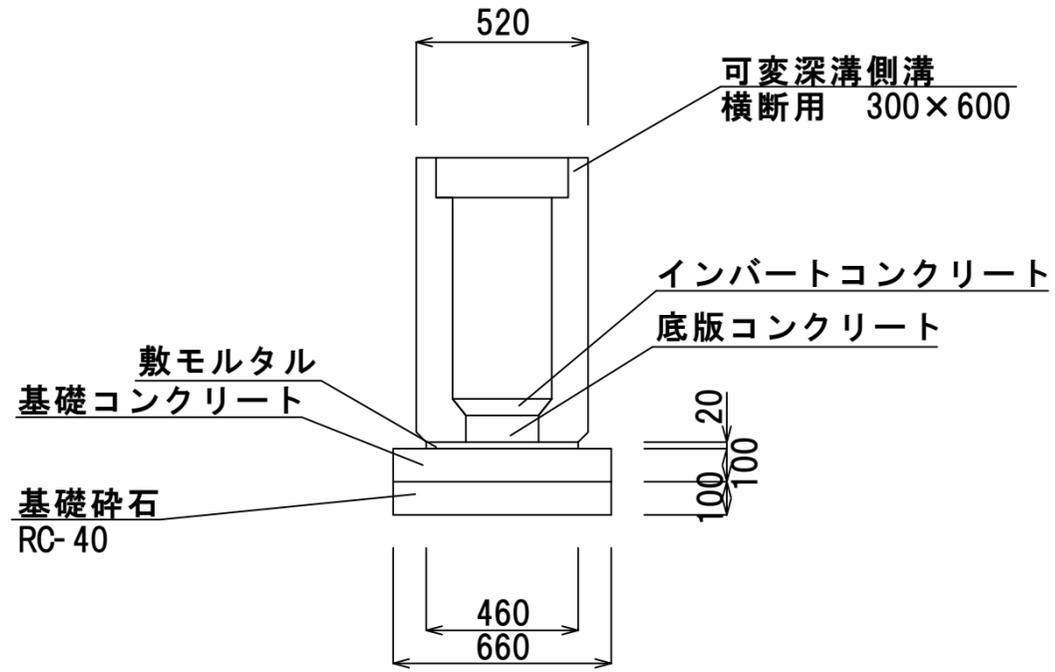

集水樹

S=1: 20

