 





管理・普通・特別教室棟 1階 電気平面図



名称	壬生野小学校理科室他空調設備設置工事		課長	係長	設計
図面名称	管理・普通・特別教室棟 1階 電気平面図	縮尺	S=1:150		E-2

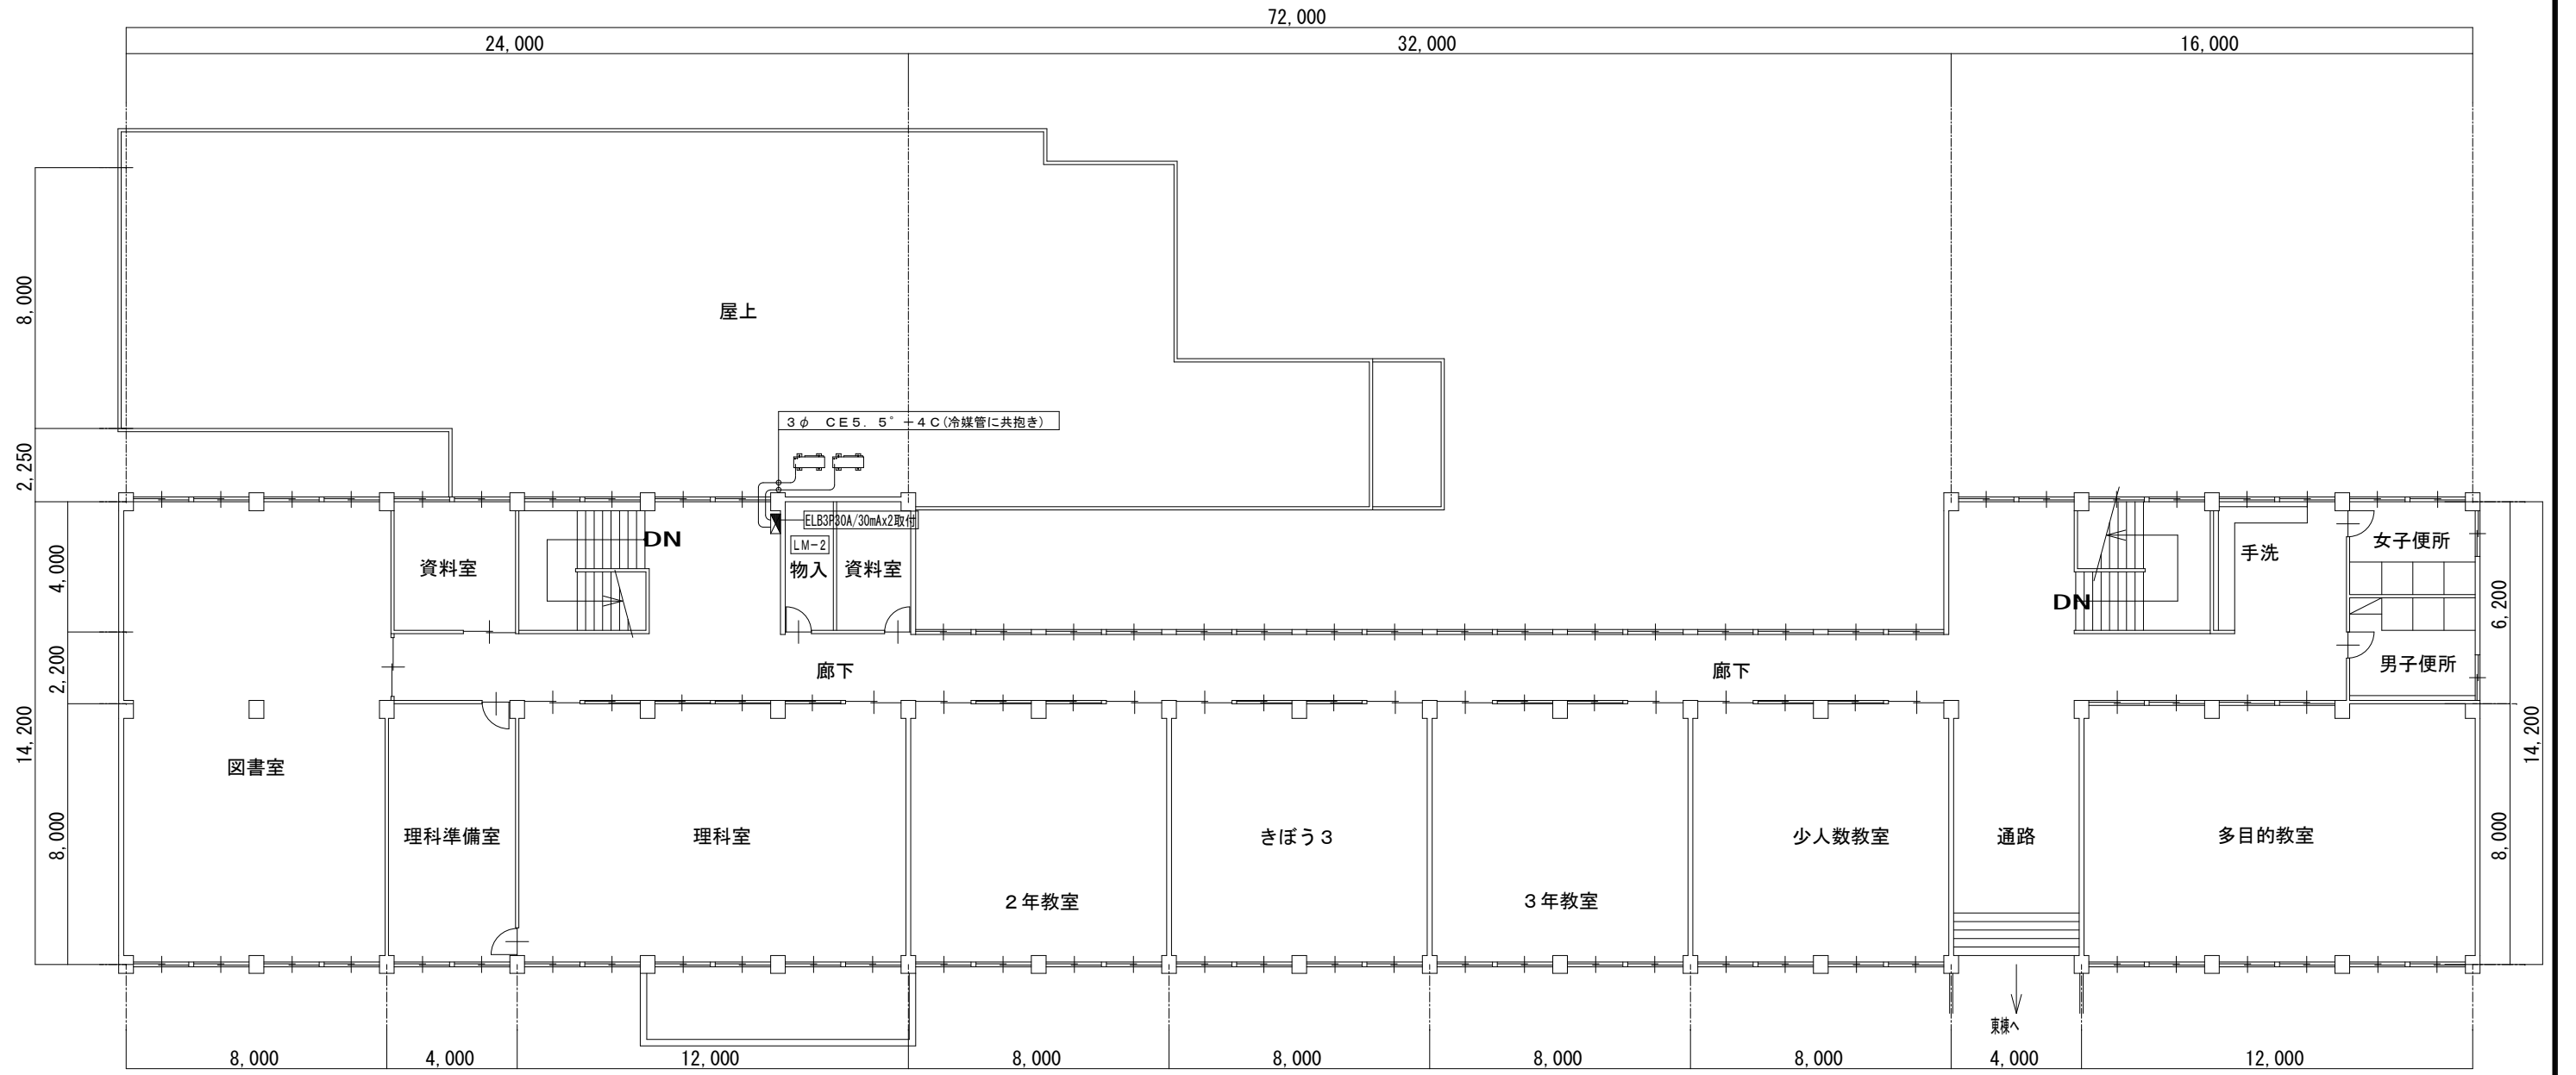

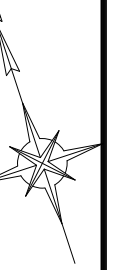


管理・普通・特別教室棟 2階 電気平面図



名称	壬生野小学校理科室他空調設備設置工事		課長	係長	設計	E-3	 伊賀市役所 教育委員会教育総務課学校施設室
図面名称	管理・普通・特別教室棟 2階 電気平面図	縮尺	S=1:150				

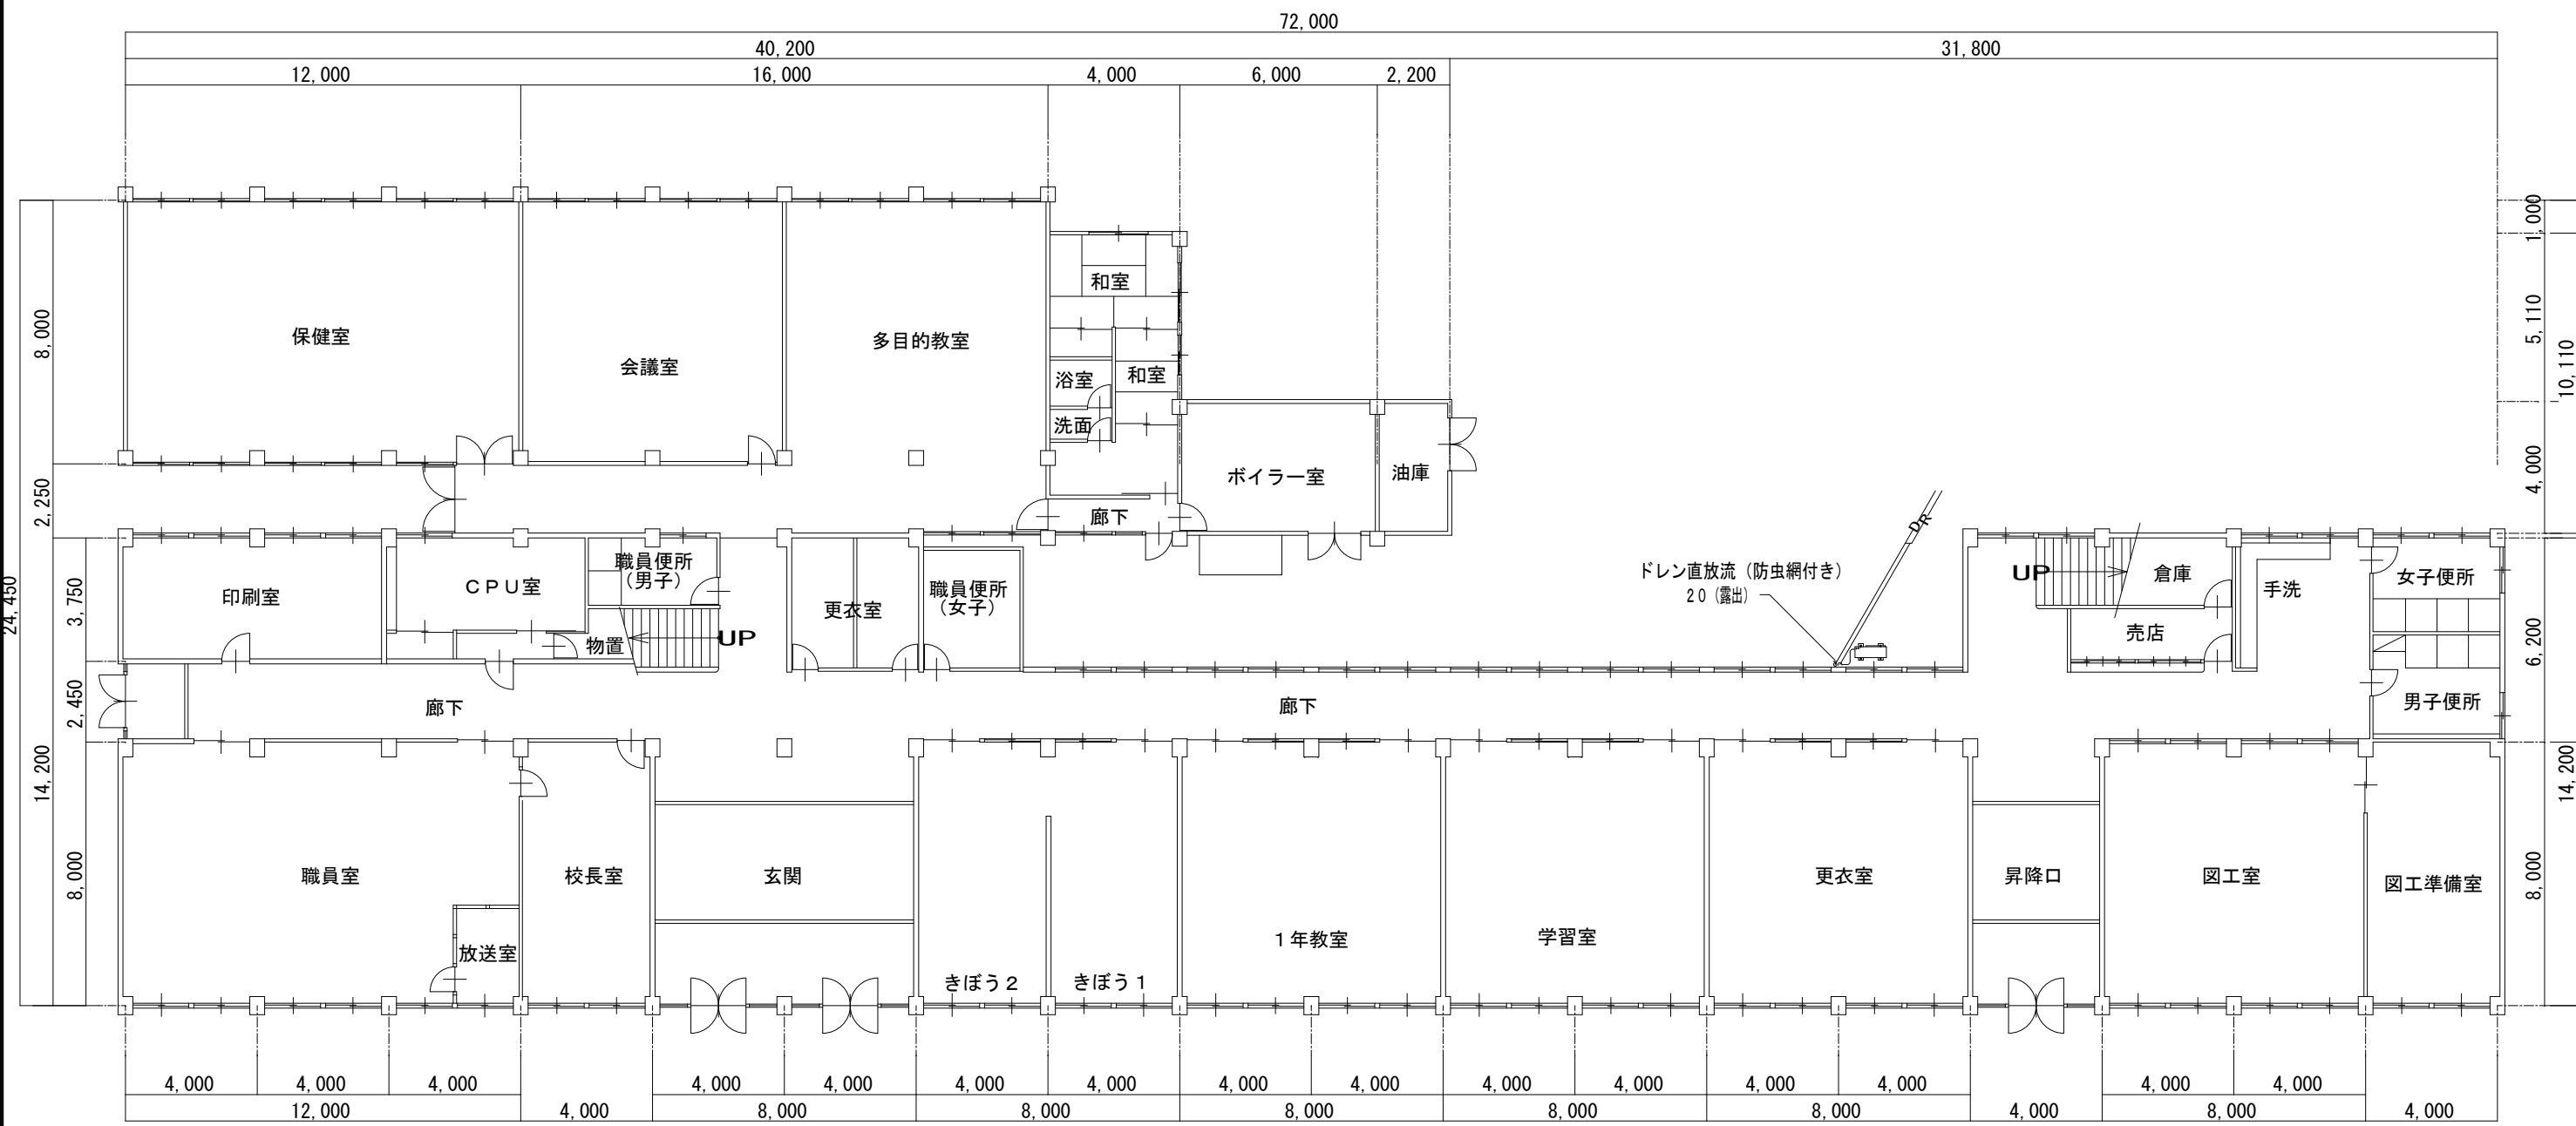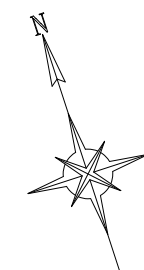

管理・普通・特別教室棟 1階 空調設備平面図

	名称	壬生野小学校理科室他空調設備設置工事		課長	係長	設計
	図面名称	管理・普通・特別教室棟 1階 空調設備平面図	縮尺	S=1:150		E - 4

 

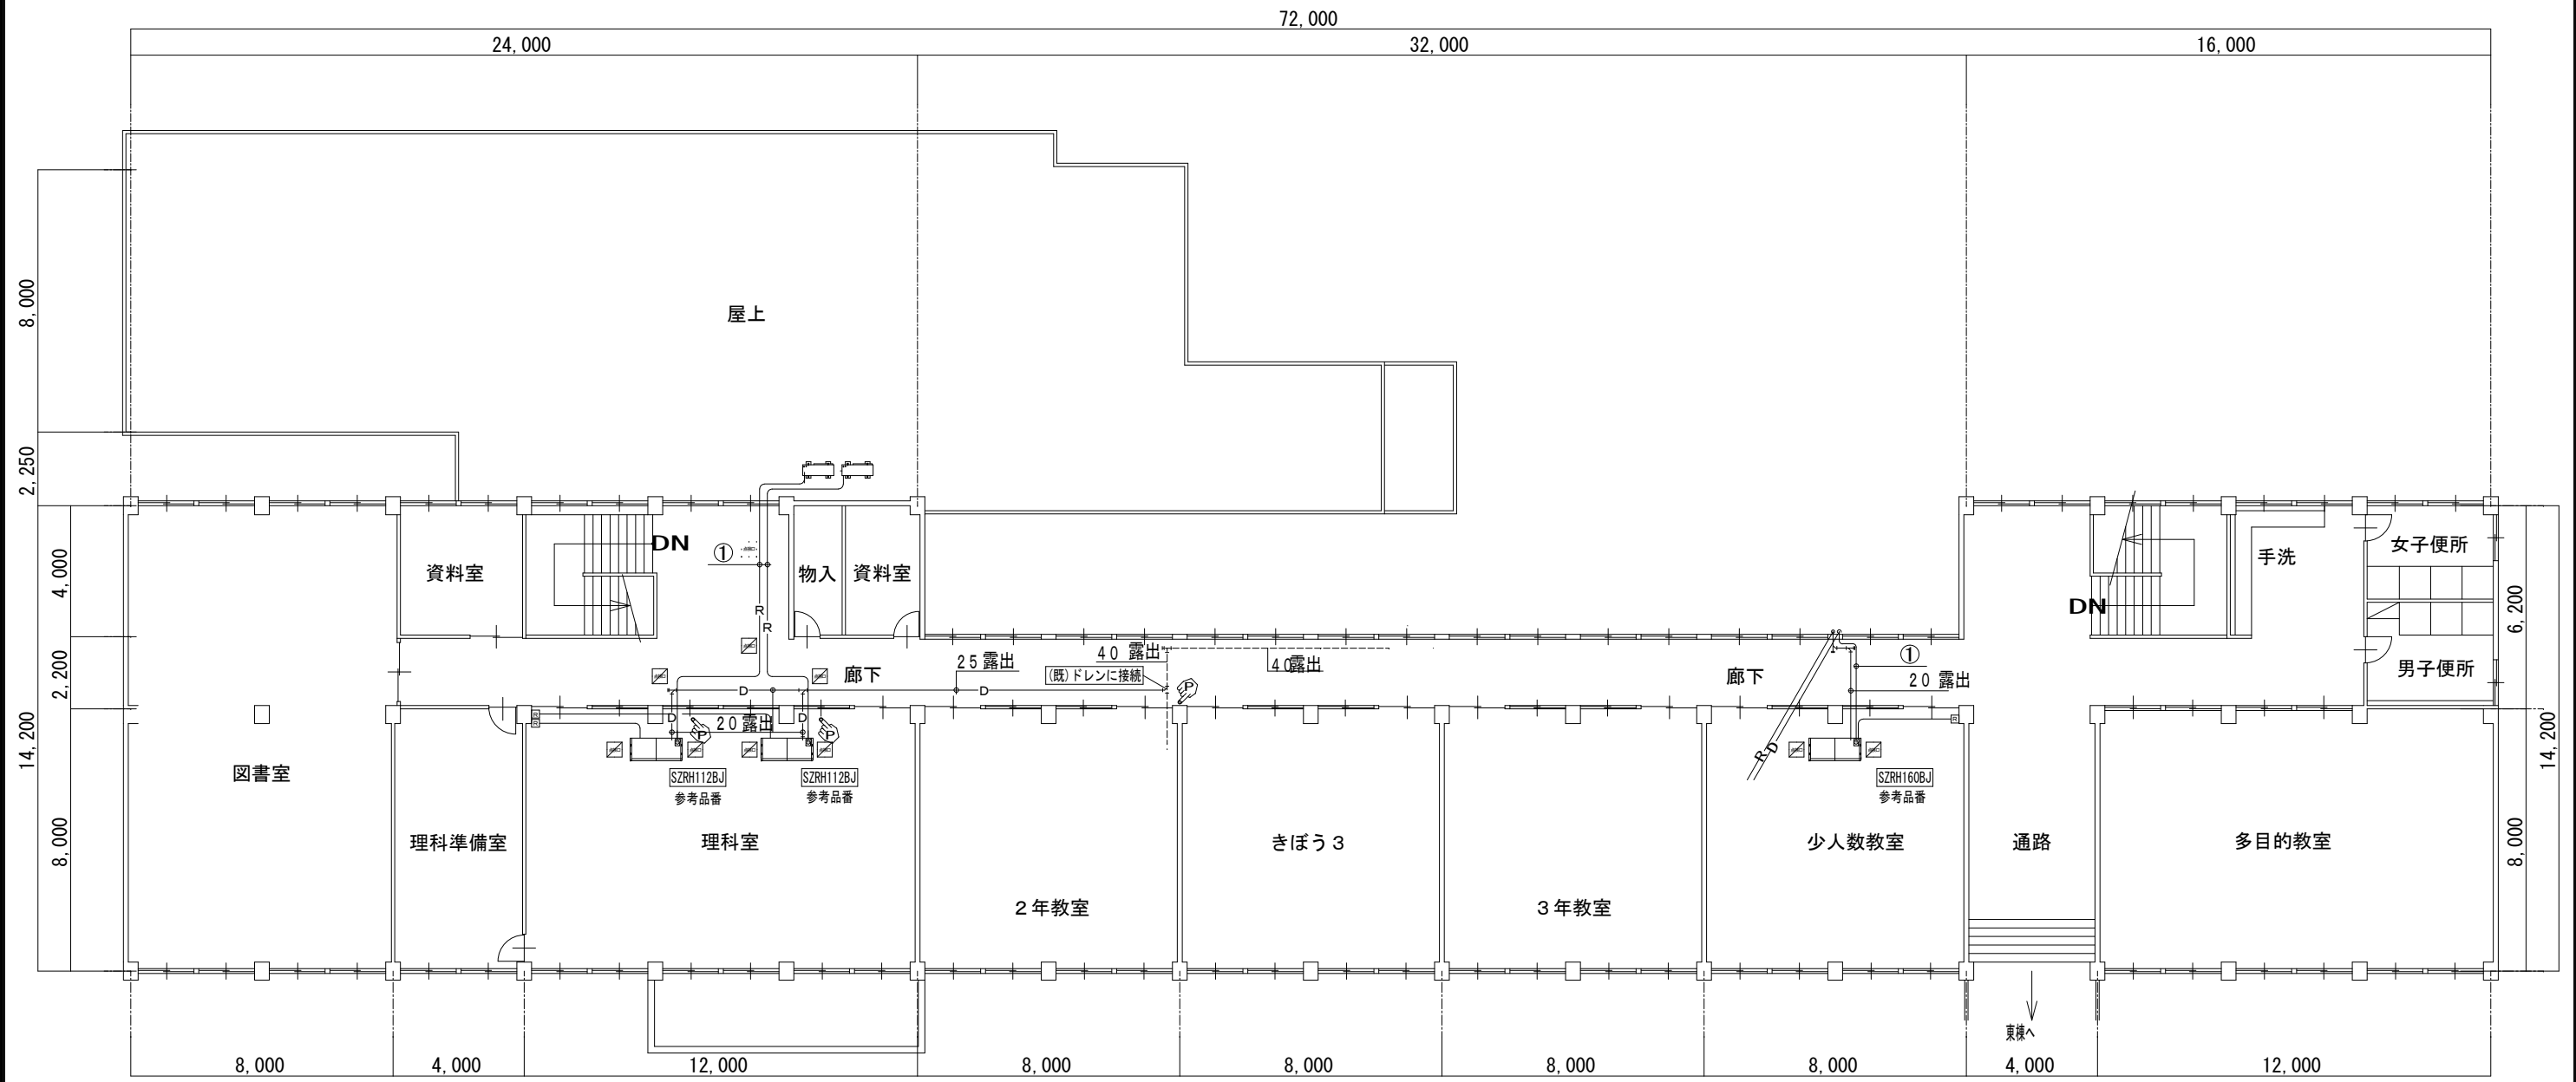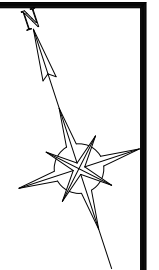

管理・普通・特別教室棟 2階 空調設備平面図

冷媒配管リスト

	液管	ガス管
①	9.5φ	15.9φ

渡り配線 EM-CE2.0° -4C
 リモコン配線EM-GEE1.25° -2C
 露出配線はA型モールにて保護

名称	壬生野小学校理科室他空調設備設置工事		課長	係長	設計
図面名称	管理・普通・特別教室棟 2階 空調設備平面図	縮尺	S=1:150		
					E -5

